



MODULO B
FUNDACIONES

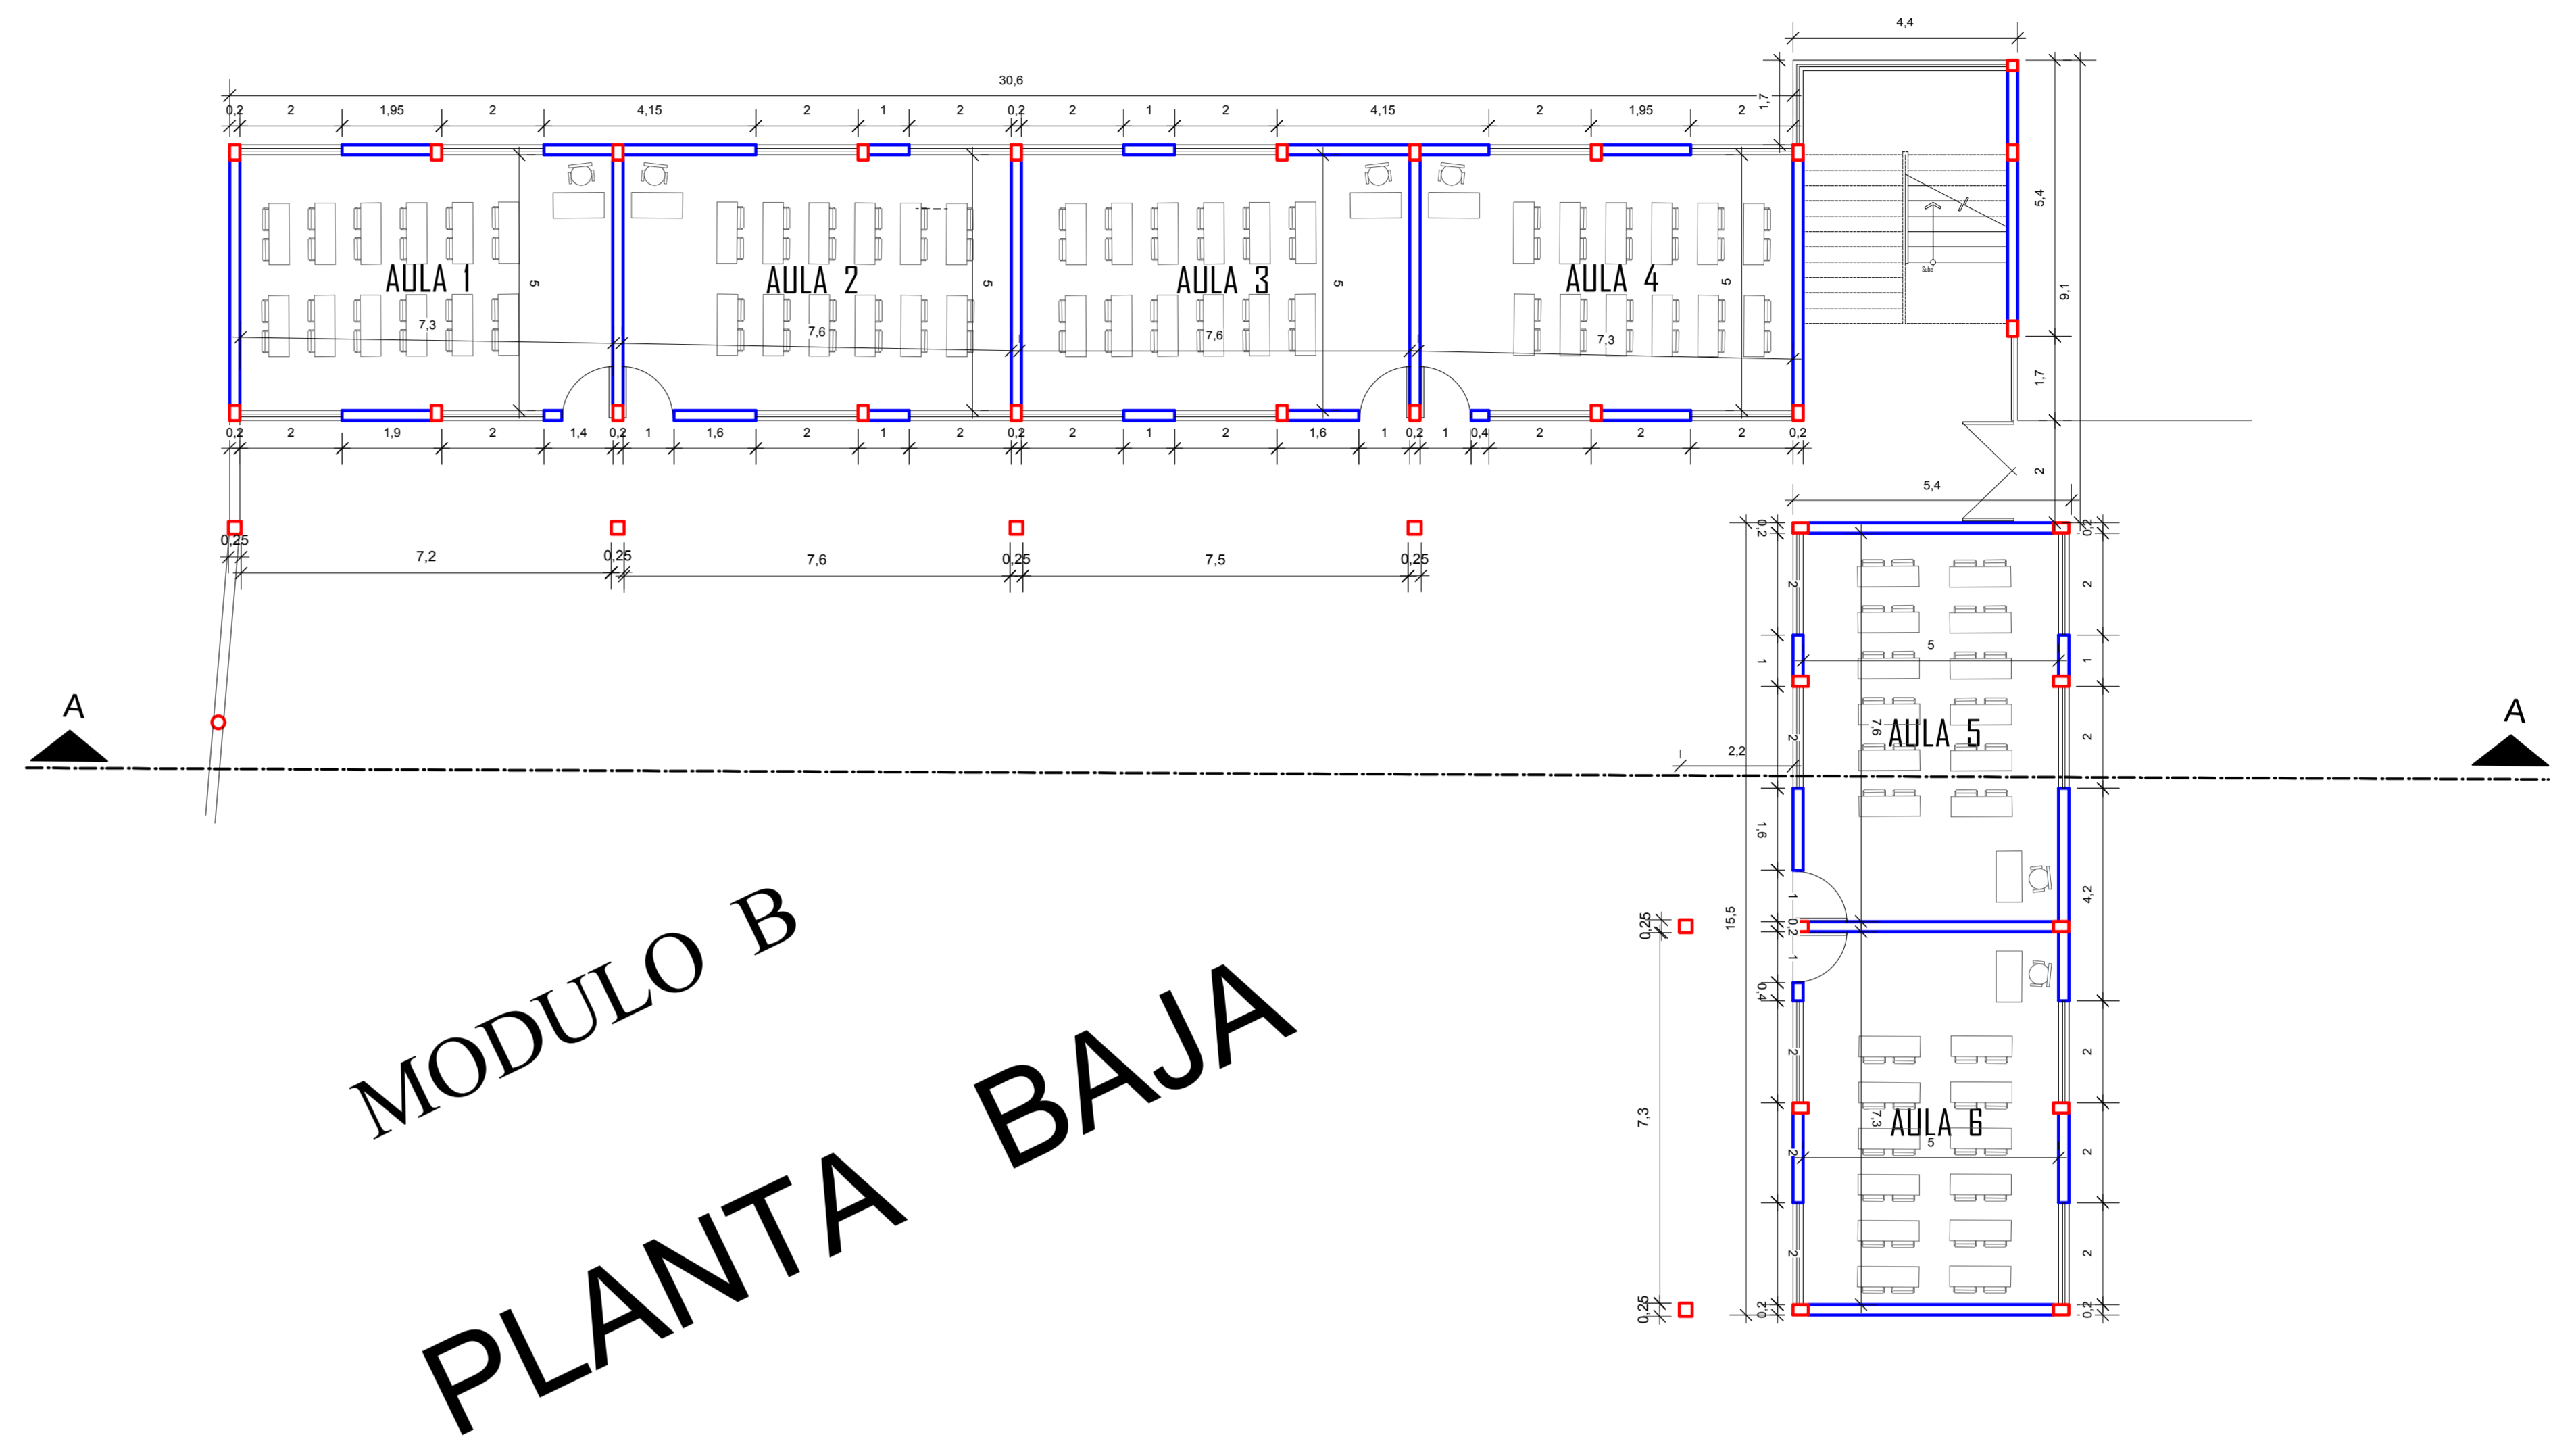

MODULO B
PLANTA BAJA

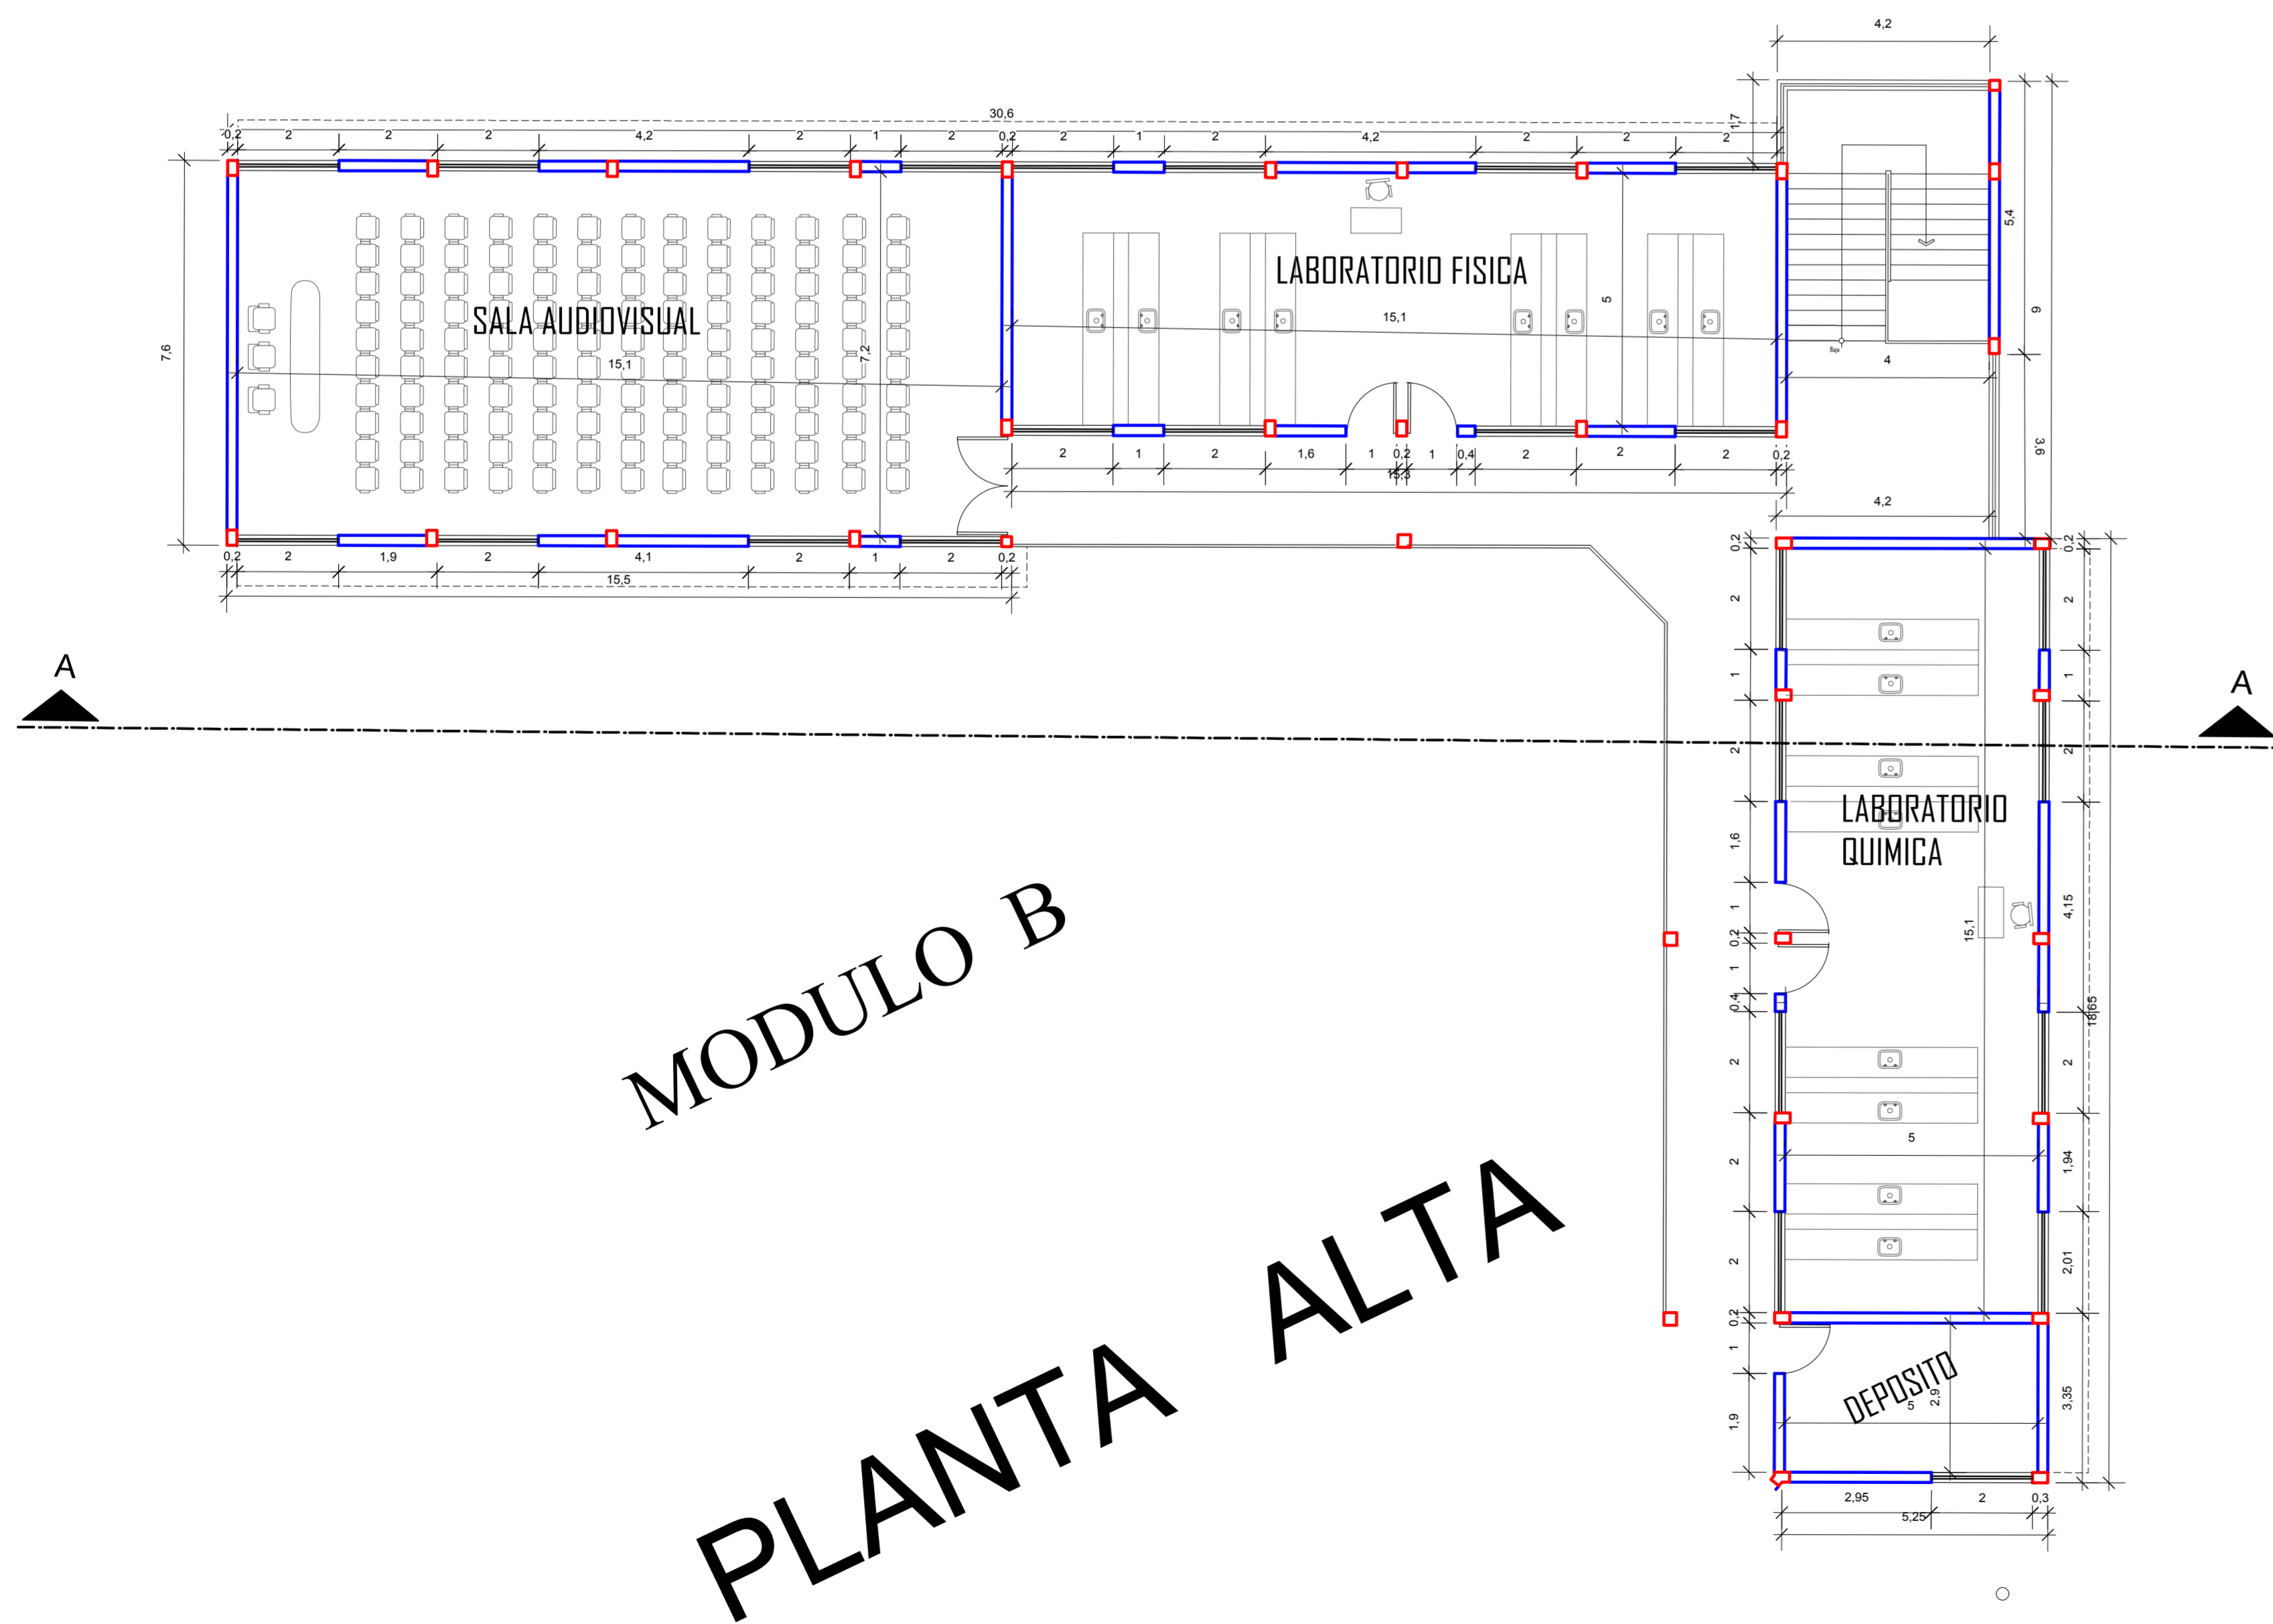


MODULO B
PLANTA ALTA




CORTE A - A FACHADA LATERAL

| | | | |
|---------------------------------------------------------------------------------------|--|-------------------------------------------------------------------------------------------------------------------------------------------------|--|
|  | | UNIVERSIDAD AUTÓNOMA JUAN MISAEL SARACHO DISEÑO ESTRUCTURAL DE UN NUEVO BLOQUE EN LA UNIDAD EDUCATIVA JUAN XXIII "MODULO B" | |
| | | UBICACIÓN Departamento: Tarija Provincia: Cercado Distrito: N°9 Barrio: Aniceto Arce | |
| PLANOS ARQUITECTONICOS | | ESCALA: 1:100 | |
| CARÁCTER: PLANOS ARQUITECTONICOS | | APROBADO | |
| UNIVERSITARIA: CINDY NORMA GIRÓN ESCALANTE | | Lámina 2/11 FECHA: NOVIEMBRE DE 2011 | |

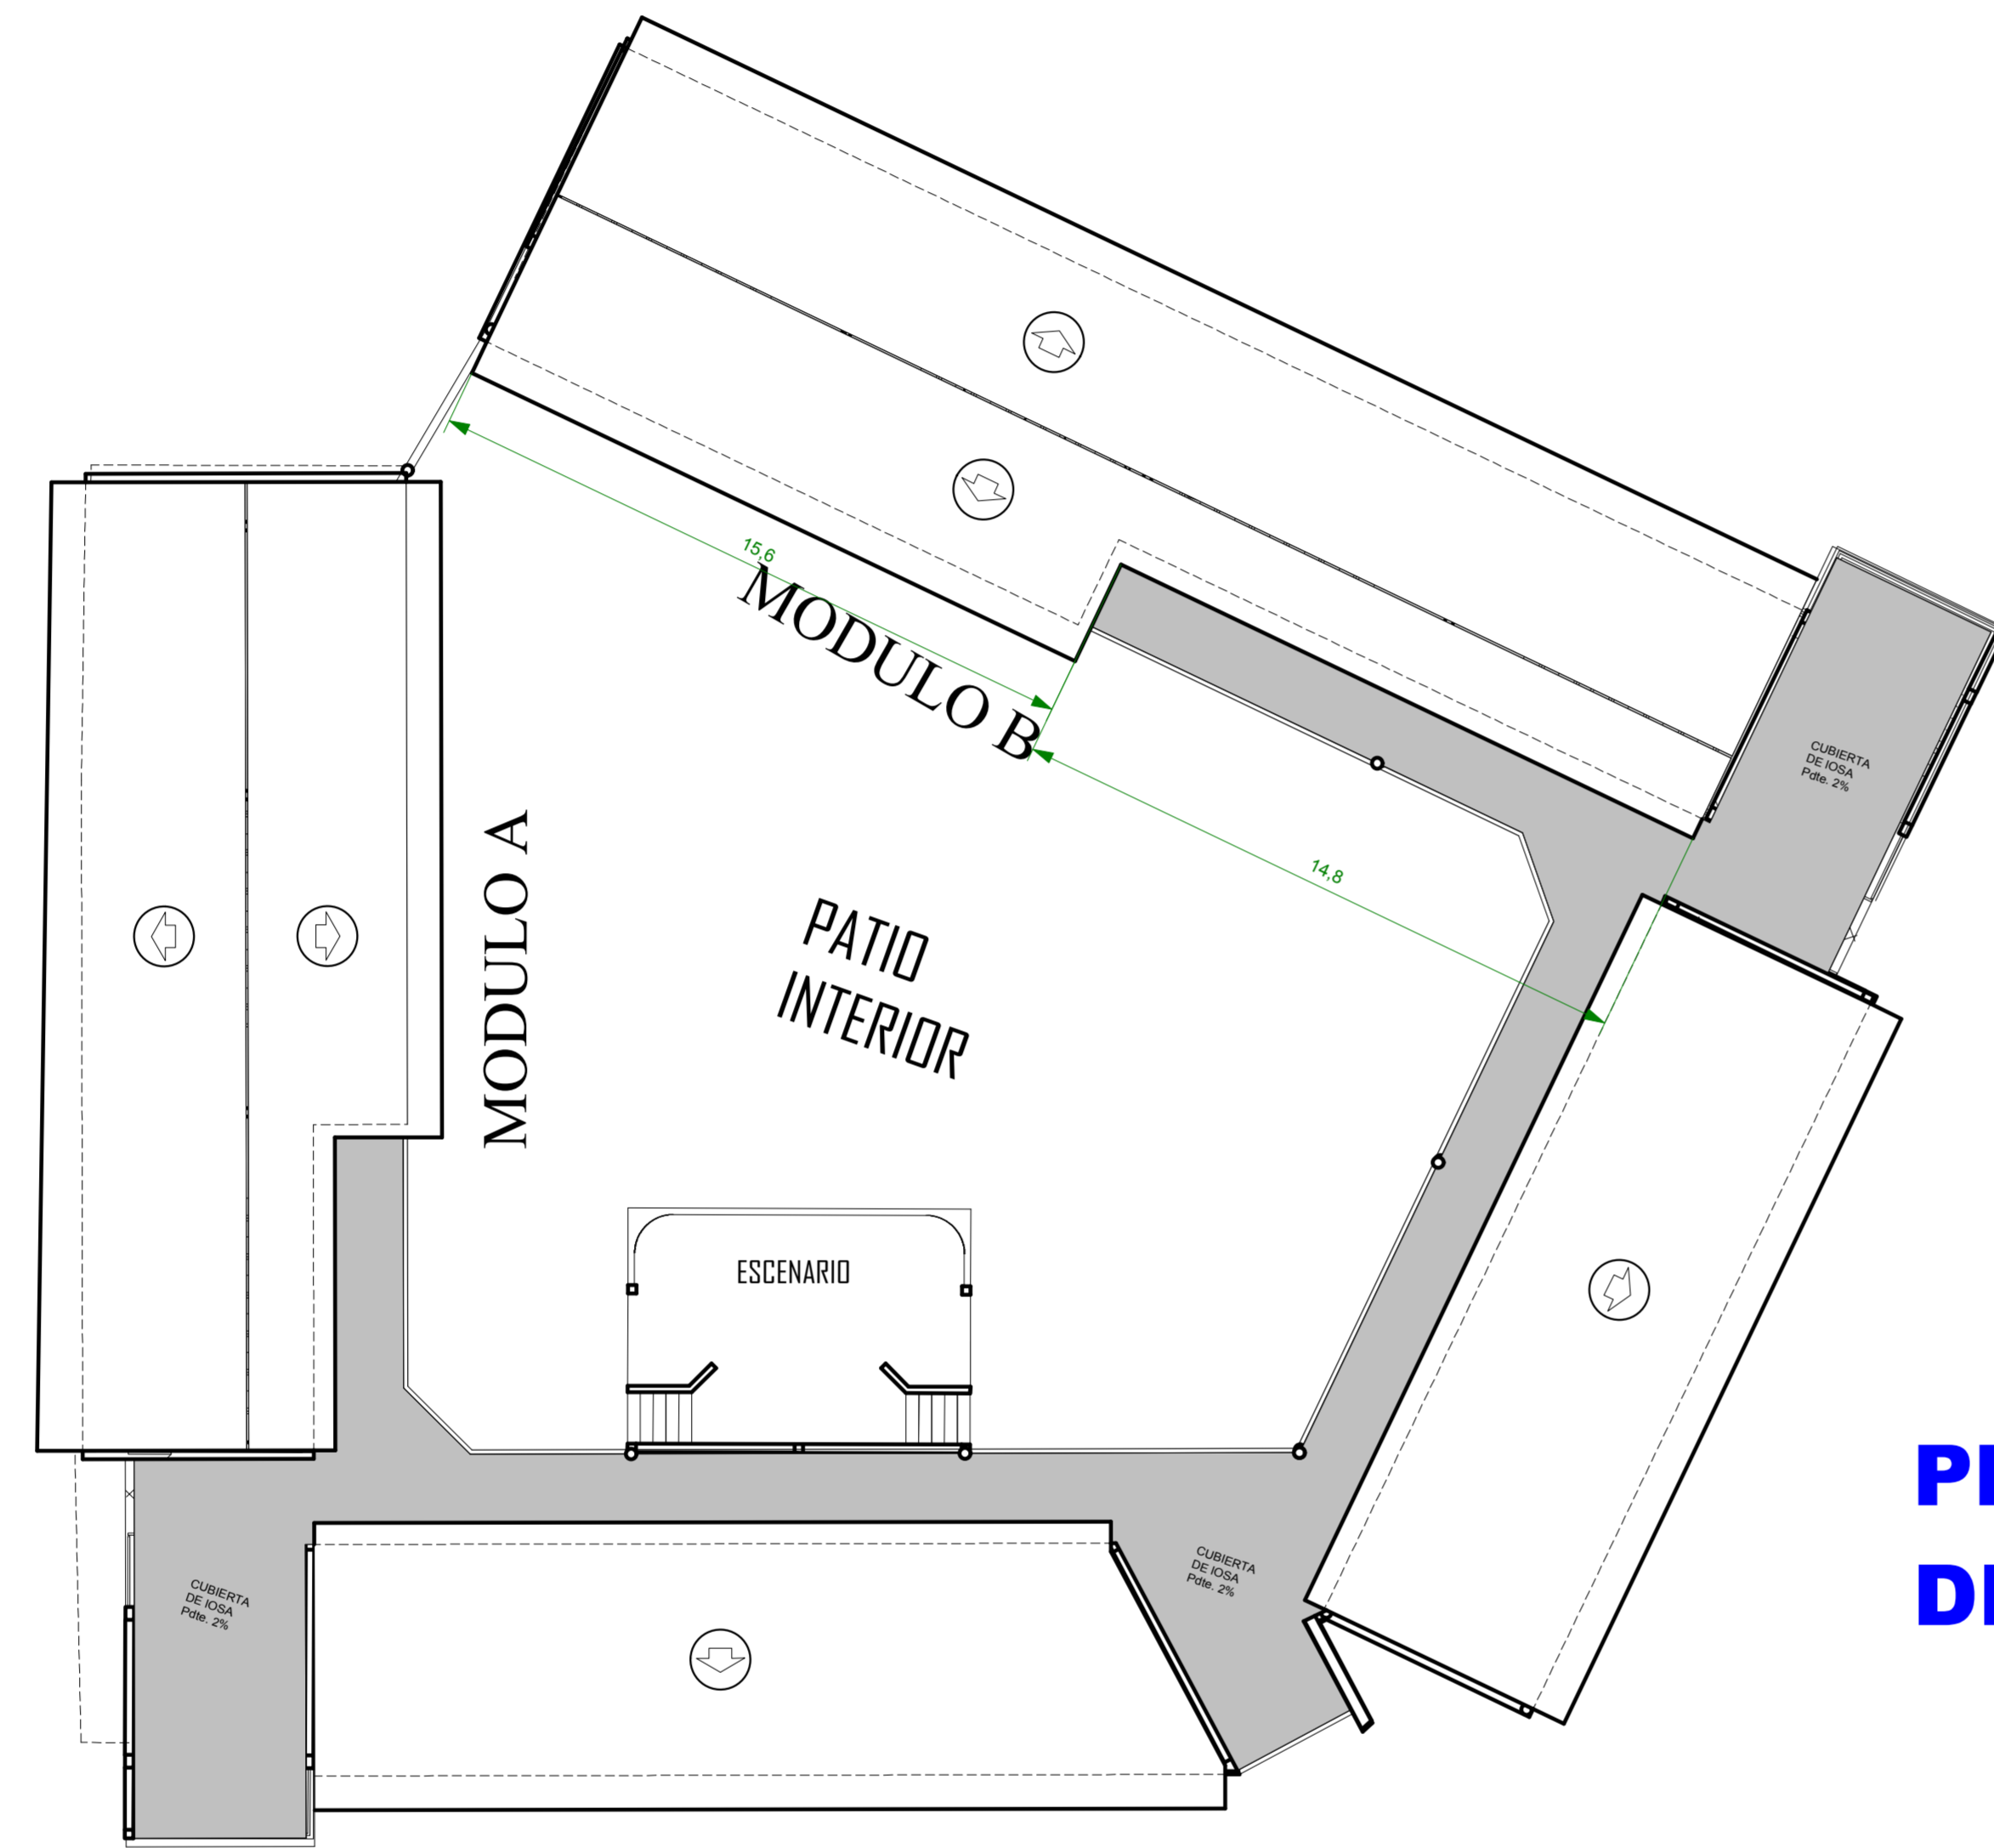

PLANO DE CUBIERTAS

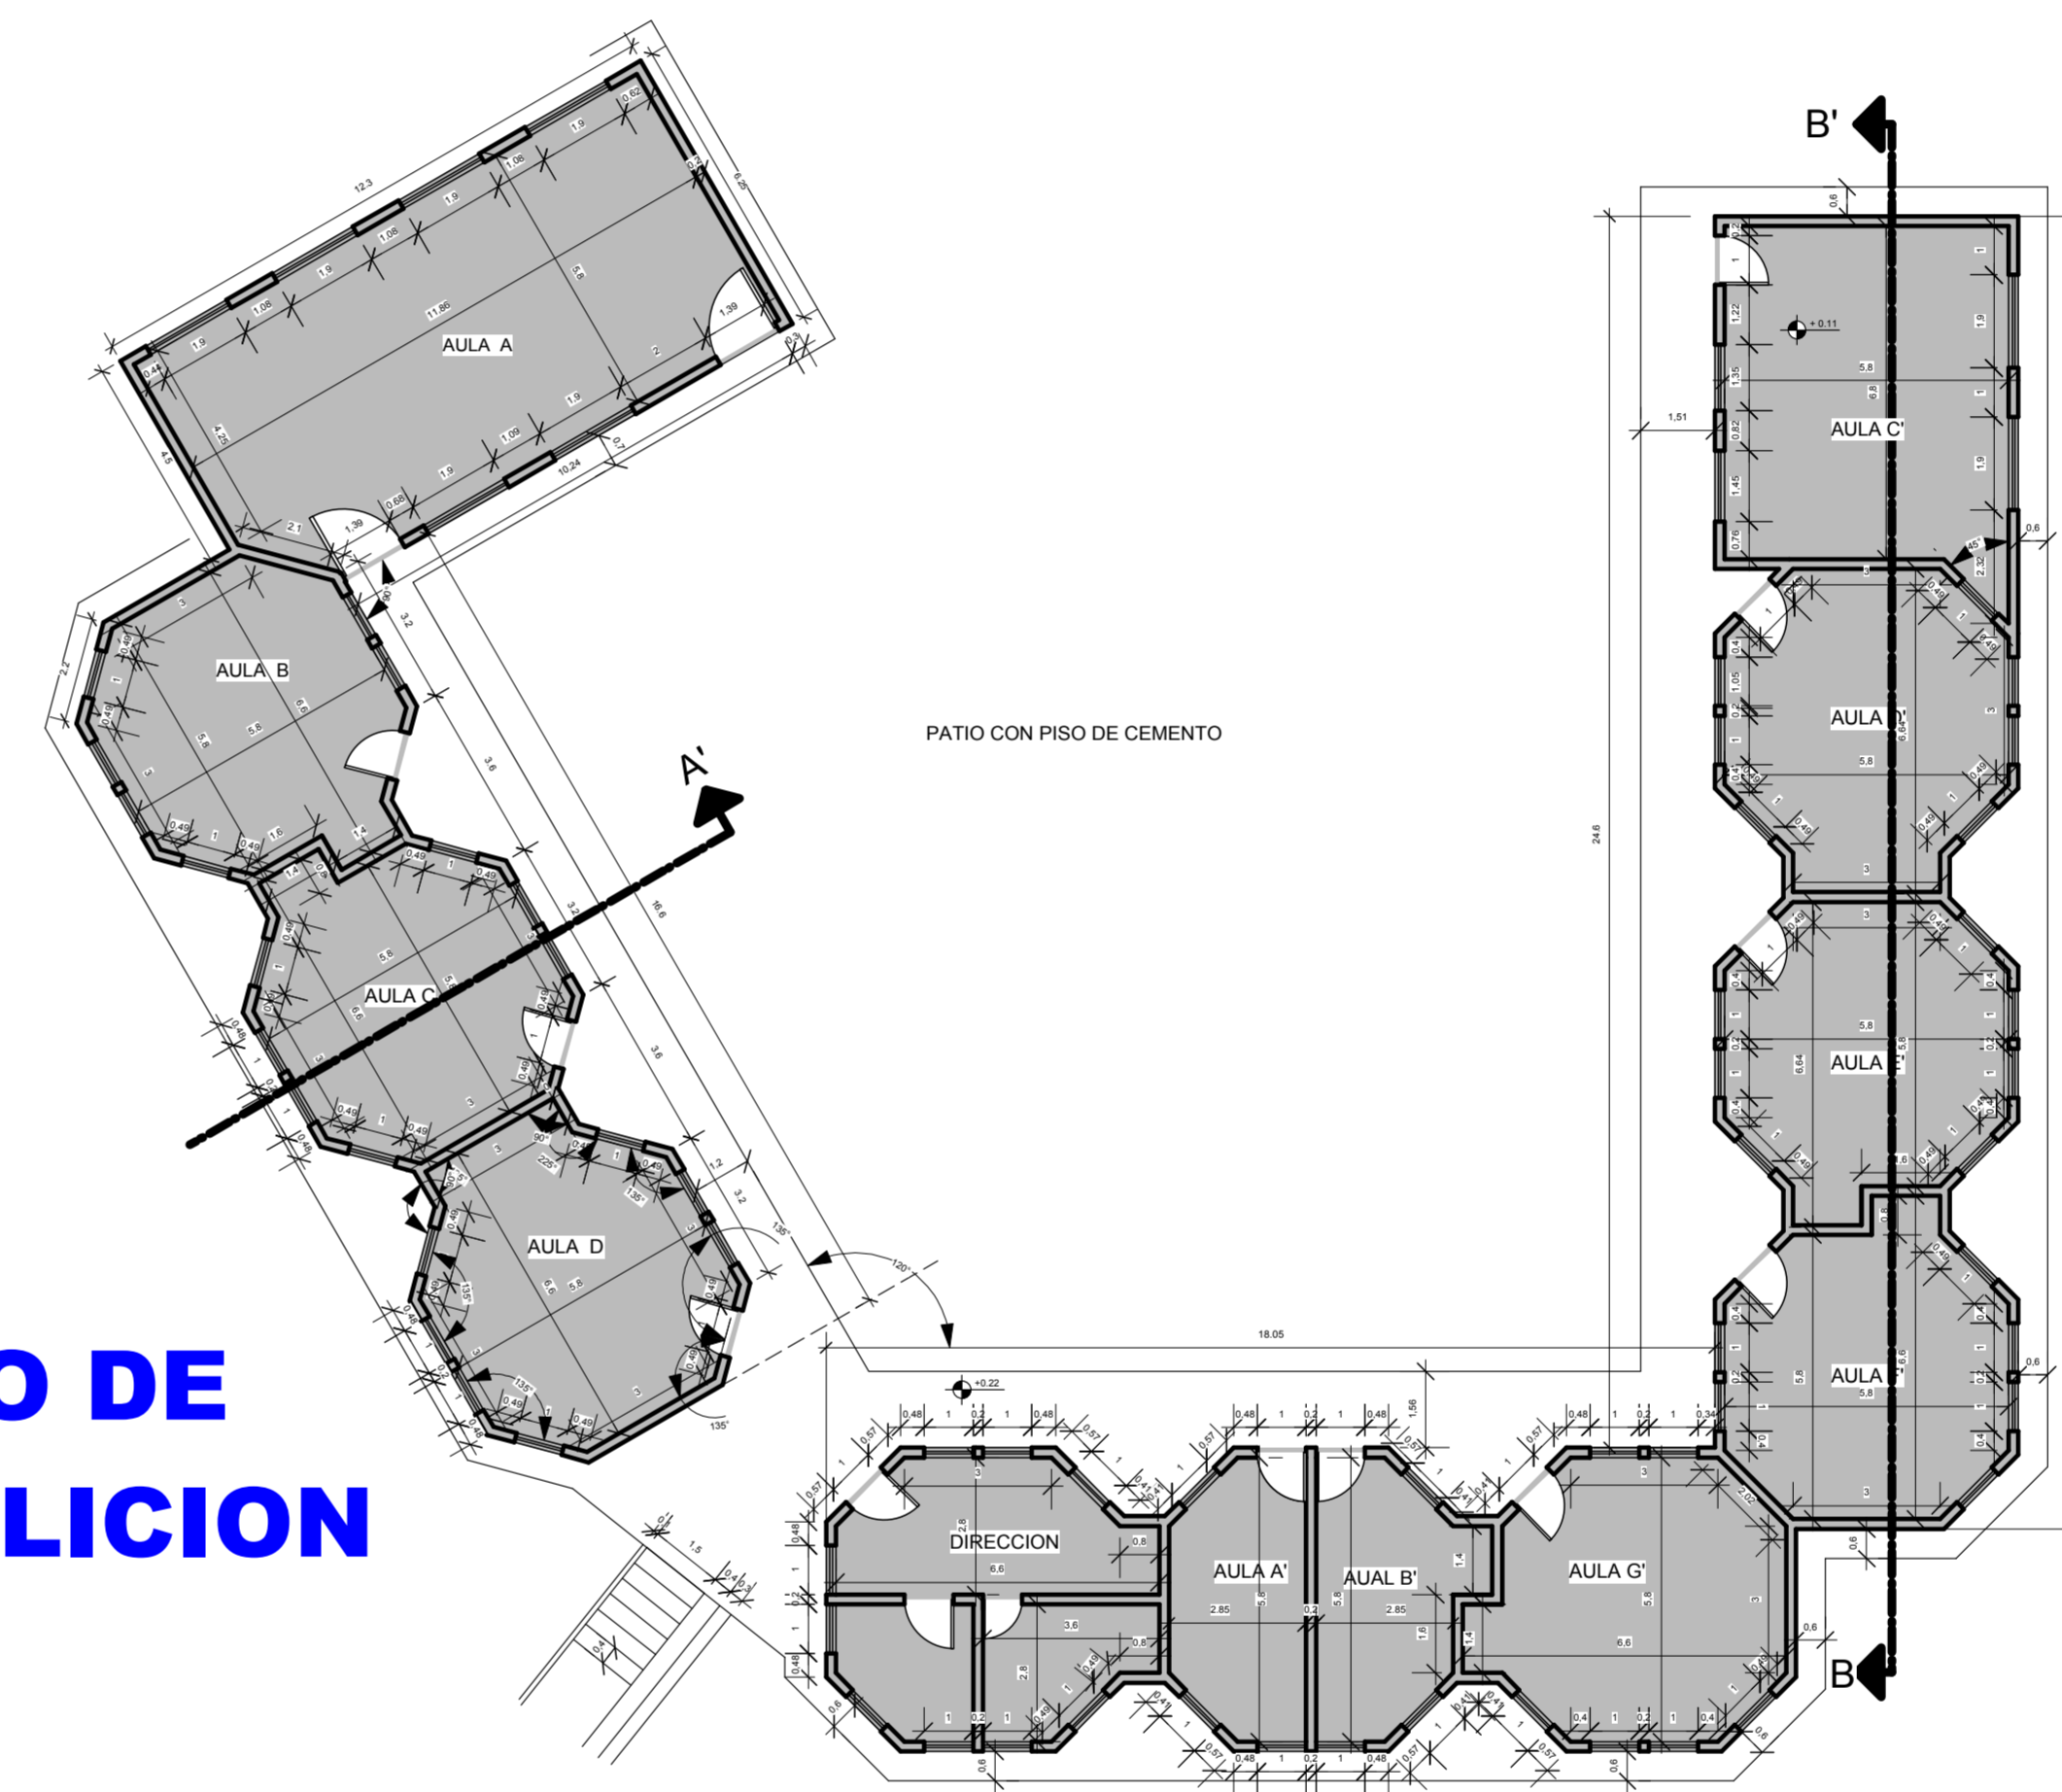

PLANO DE DEMOLICION

| | |
|-------------------------------------------------------------------------------------------------------------------------------------------------------------------------------------------------------------------------------|---------------------------------------------------|
|  UNIVERSIDAD AUTÓNOMA JUAN MISAEL SARACHO DISEÑO ESTRUCTURAL DE UN NUEVO BLOQUE EN LA UNIDAD EDUCATIVA JUAN XXIII "MODULO B" | |
| UBIACIÓN Departamento: Tarja Provincia: Cercado Distrito: N°9 Barrio: Aniceto Arce | |
| PLANOS ARQUITECTONICOS | ESCALA: 1:150 |
| CARÁCTER: PLANO DE CUBIERTAS Y DEMOLICION | APROBADO |
| UNIVERSITARIA: CINDY NORMA GIRON ESCALANTE | Lámina 4/11 FECHA: NOVIEMBRE DE 2011 |

INTALACION ELECTRICA PLANTA BAJA

MODULO B

| REFERENCIAS | |
|-------------|-------------------------|
| | INTERRUPTOR SIMPLE |
| | INTERRUPTOR DOBLE |
| | TOMACORRIENTE DOBLE |
| | PUNTO INCANDESCENTE |
| | PUNTO FLUORESCENTE |
| | CIRCUITO INCANDESCENTE |
| | CIRCUITO FLUORESCENTE |
| | CIRCUITO TOMACORRIENTES |
| | CIRCUITO INTERRUPTORES |
| | MEDIDOR |



INTALACION AGUA POTABLE PLANTA ALTA

MODULO B

INTALACION ELECTRICA PLANTA ALTA



INTALACION AGUA POTABLE PLANTA BAJA

| | | | |
|---------------------------------------------------------------------------------------------------------------------------------------------------------------------------------------------------------------------------------------|--|---------------------------------------------------------------------------------------------------------------------------|--------------------------------------------------------------------------------|
|  UNIVERSIDAD AUTÓNOMA JUAN MISAEL SARACHO DISEÑO ESTRUCTURAL DE UN NUEVO BLOQUE EN LA UNIDAD EDUCATIVA JUAN XXIII "MODULO B" | | UBICACIÓN Departamento: Tarja Provincia: Cercado Distrito: N°9 Barrio: Amiceto Arce | |
| | | PLANOS ARQUITECTONICOS CARÁCTER: INSTALACION ELECTRICA Y SANITARIA UNIVERSITARIA: CINDY NORMA GIRON ESCALANTE | ESCALA: 1:100 APROBADO Lámina 3/11 FECHA: NOVIEMBRE DE 2011 |