

QUEBRADA DEL MONTE

N

AV. TUPAC YUPANQUI

AV. FRANCISCO ARCE

QUEBRADA DEL MONTE

PLANIMETRIA GENERAL
ESCALA: 1:200


GRUPO :Nº III

FECHA: TJA 2014

PROYECTO: PARQUE LUDICO MEDIOAMBIENTAL

TUTOR: ARQ. MARIO VERNTURA

ESTUDIANTE: SERRANO SUBIA CARLA

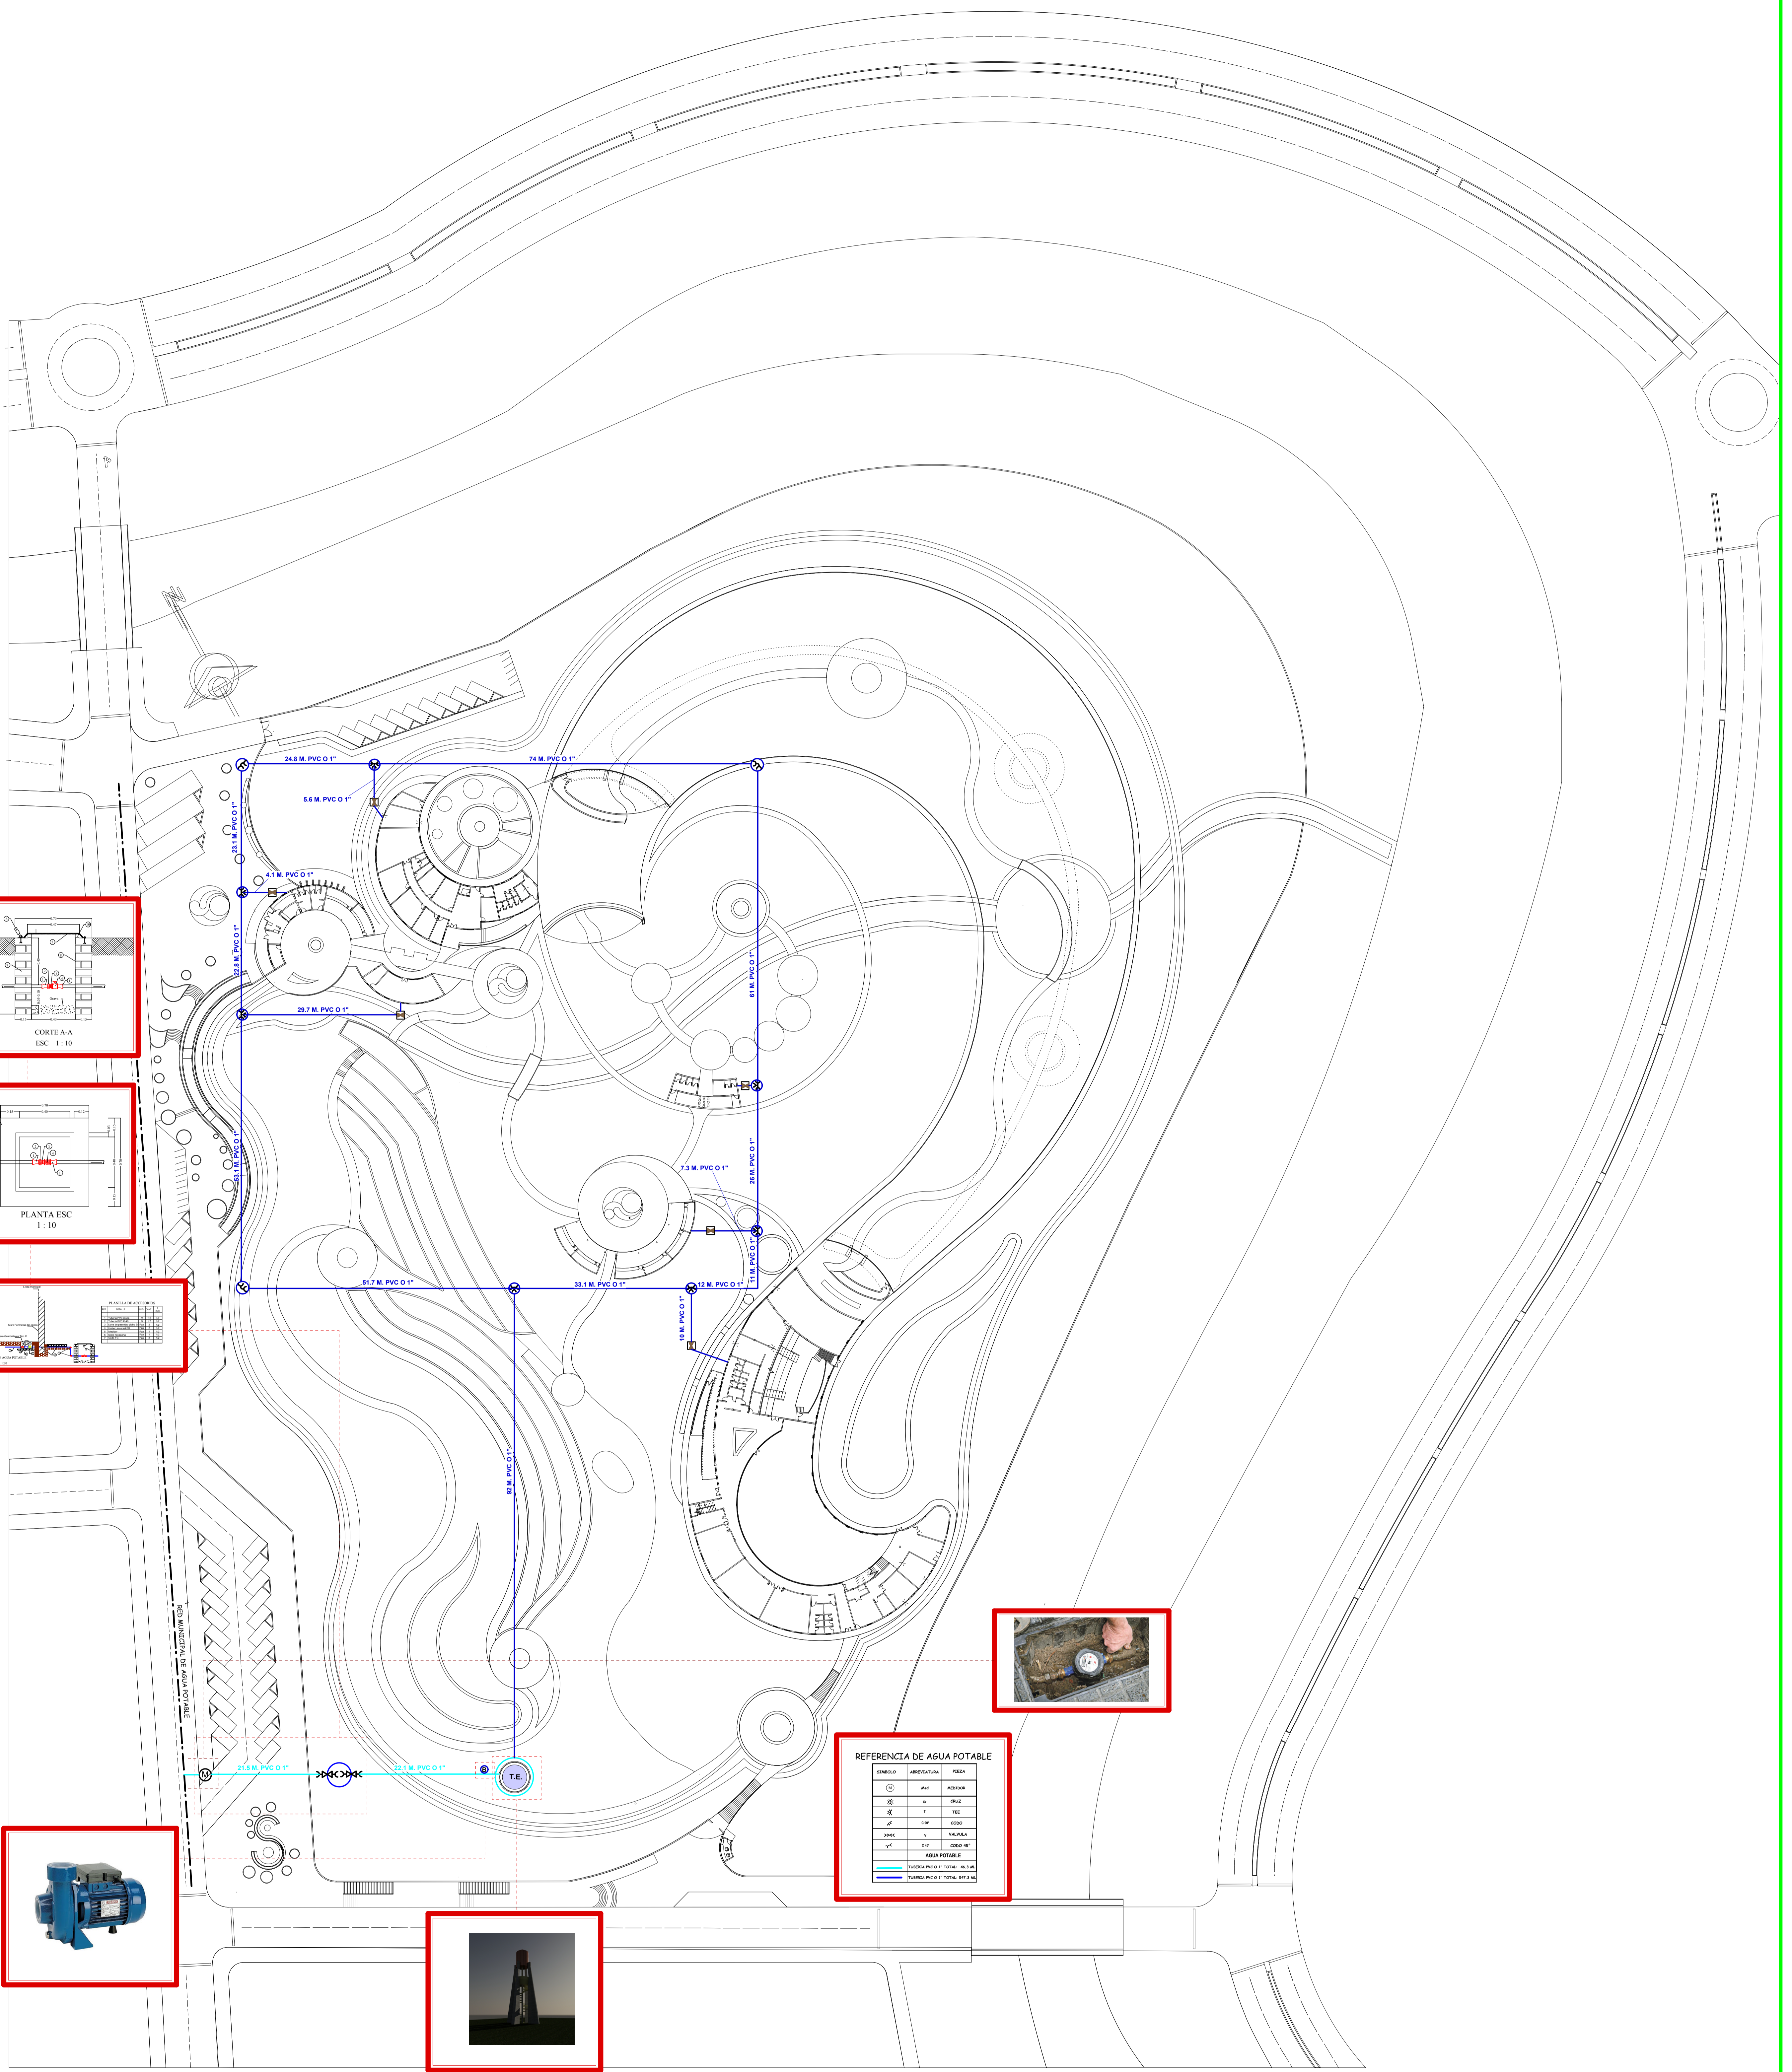


PLANO DE INSTALACIONES AGUA POTABLE

ESCALA: 1:500






"DISEÑO DEL PARQUE LUDICO DE EDUCACIÓN AMBIENTAL DE LA CIUDAD DE TARIJA ZONA LOURDES"

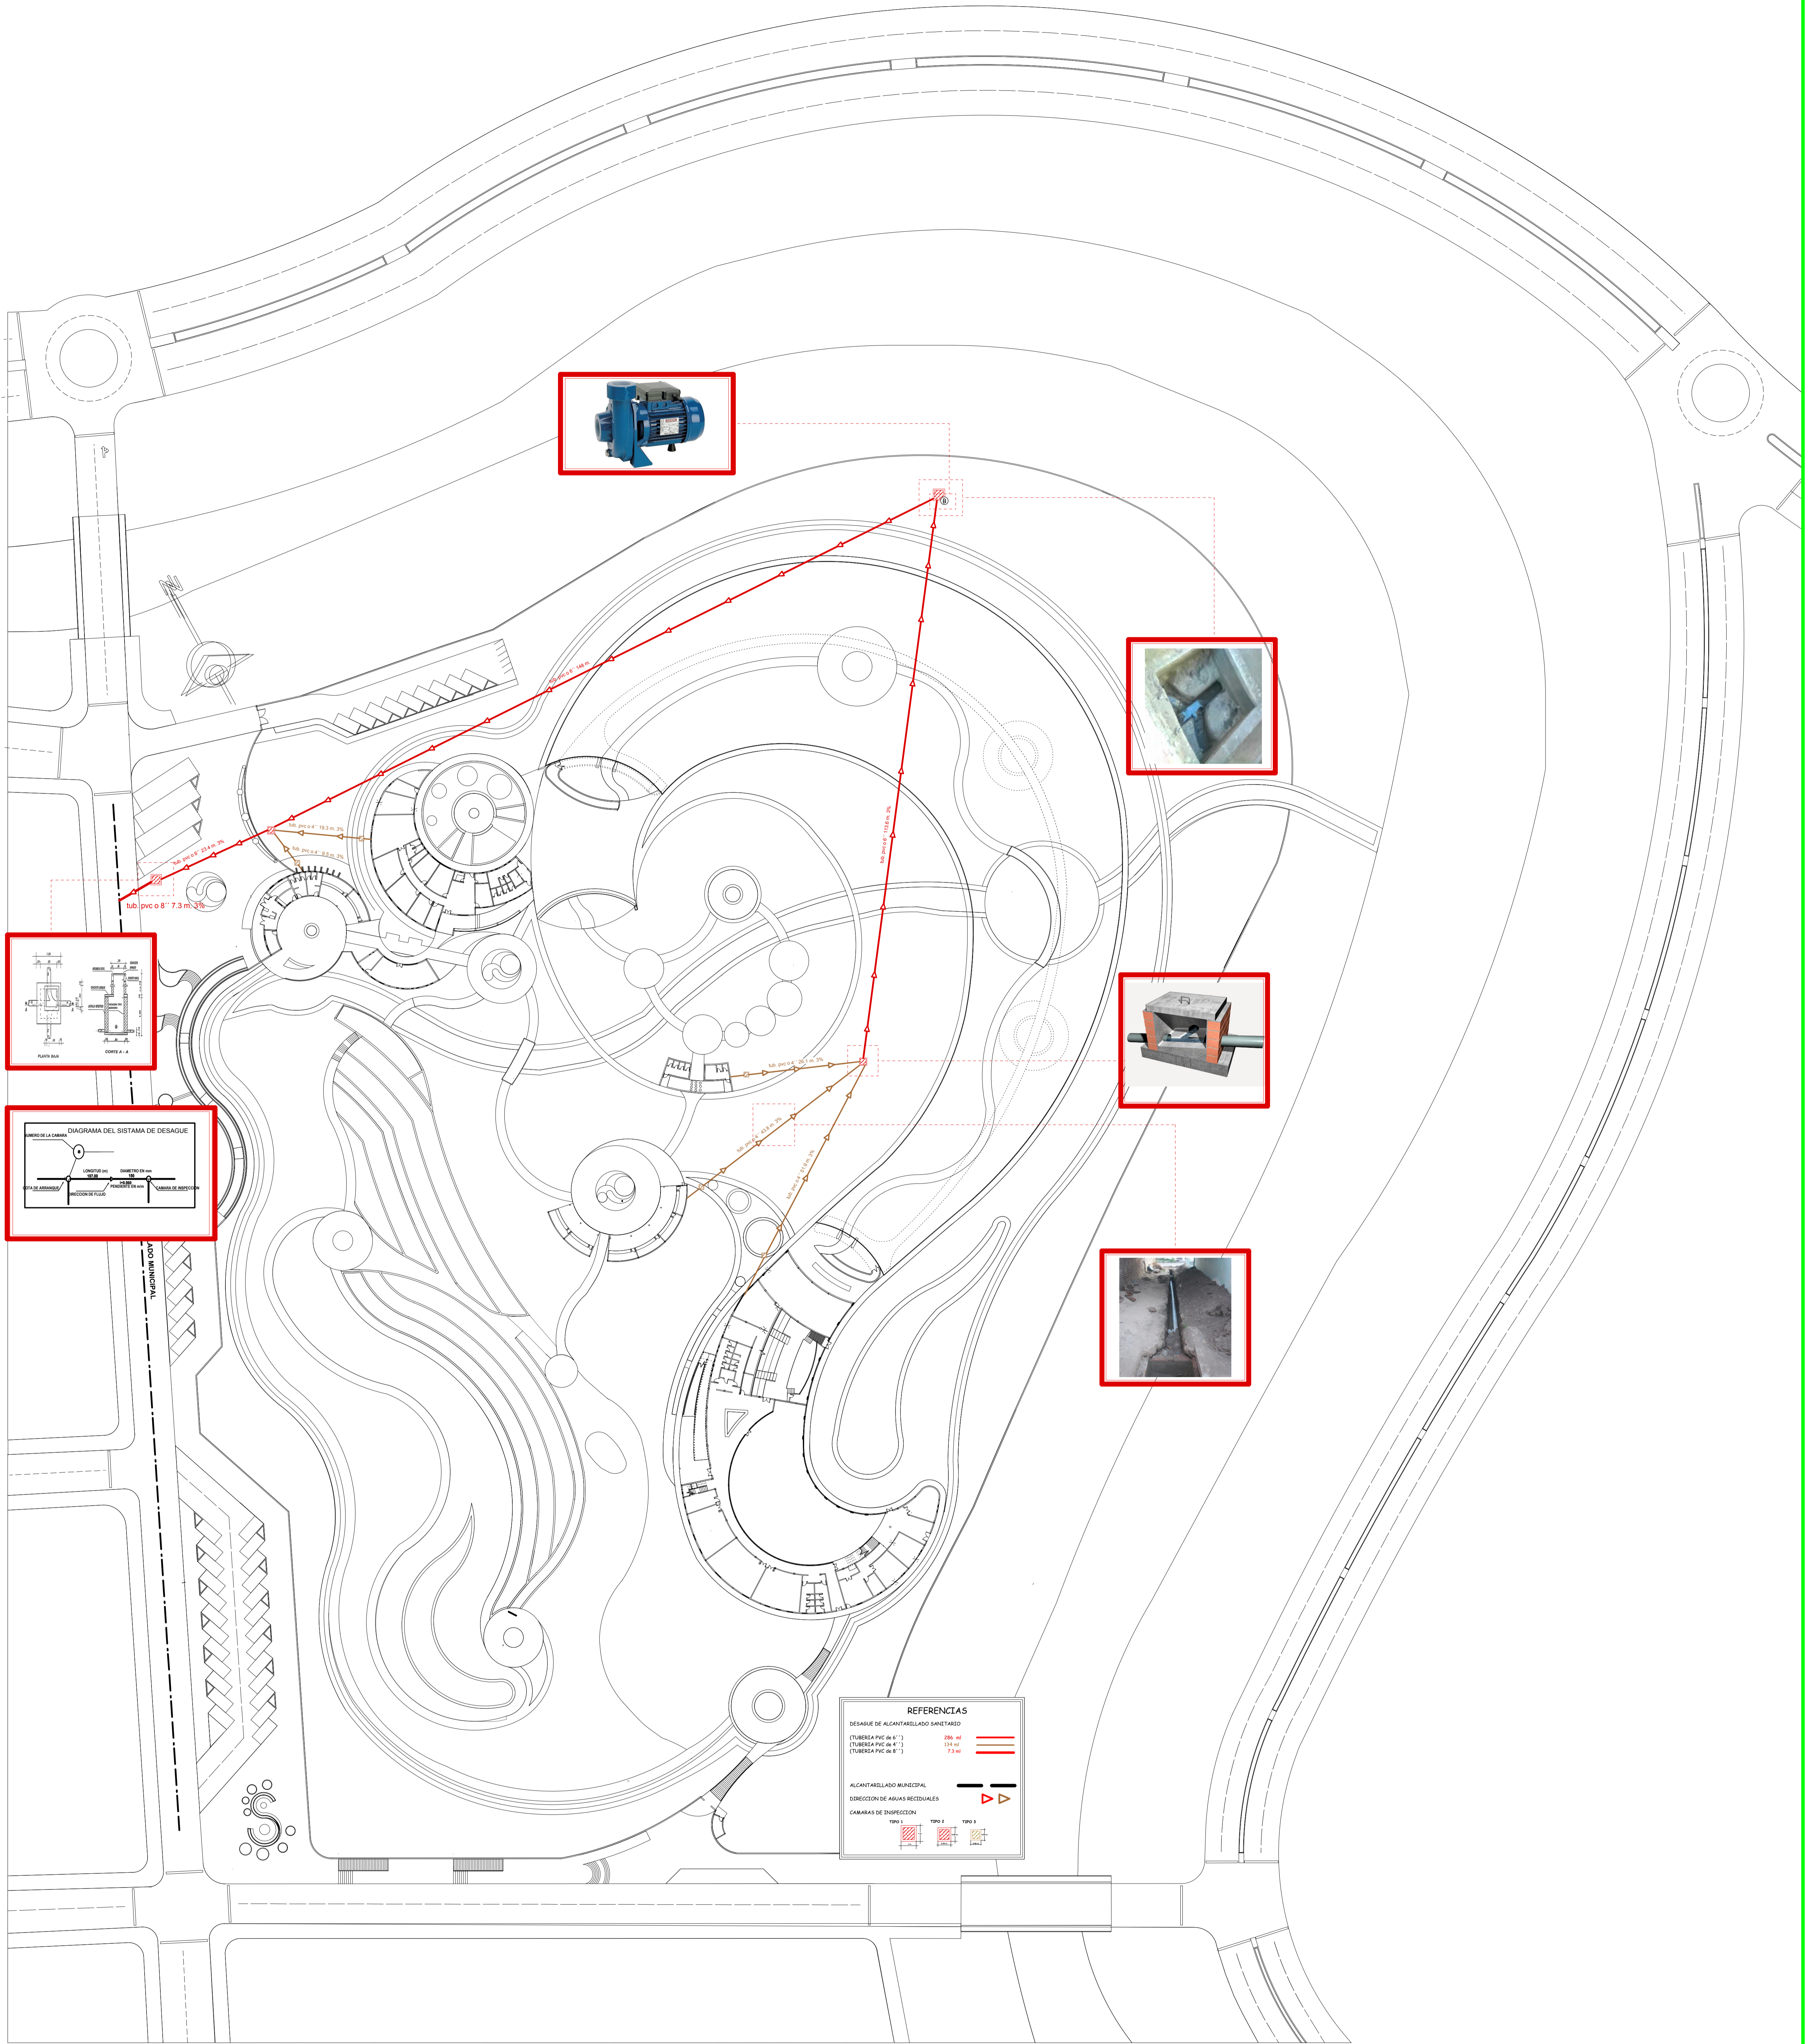

PLANO DE INSTALACIONES ALCANTARILLADO SANITARIO
 ESCALA: 1:500

"DISEÑO DEL PARQUE LUDICO DE EDUCACIÓN AMBIENTAL DE LA CIUDAD DE TARIJA ZONA LOURDES"



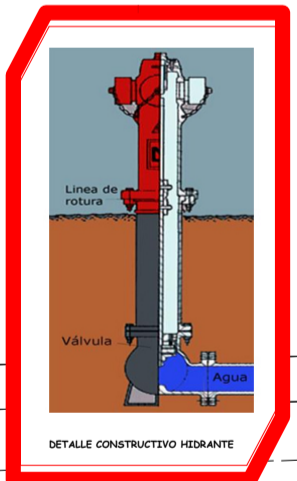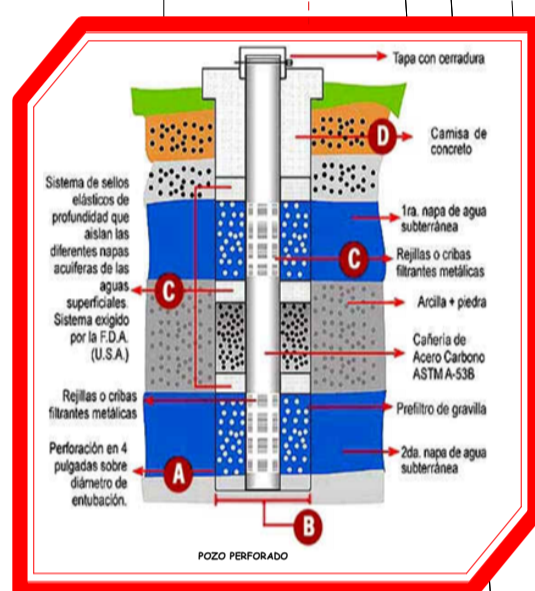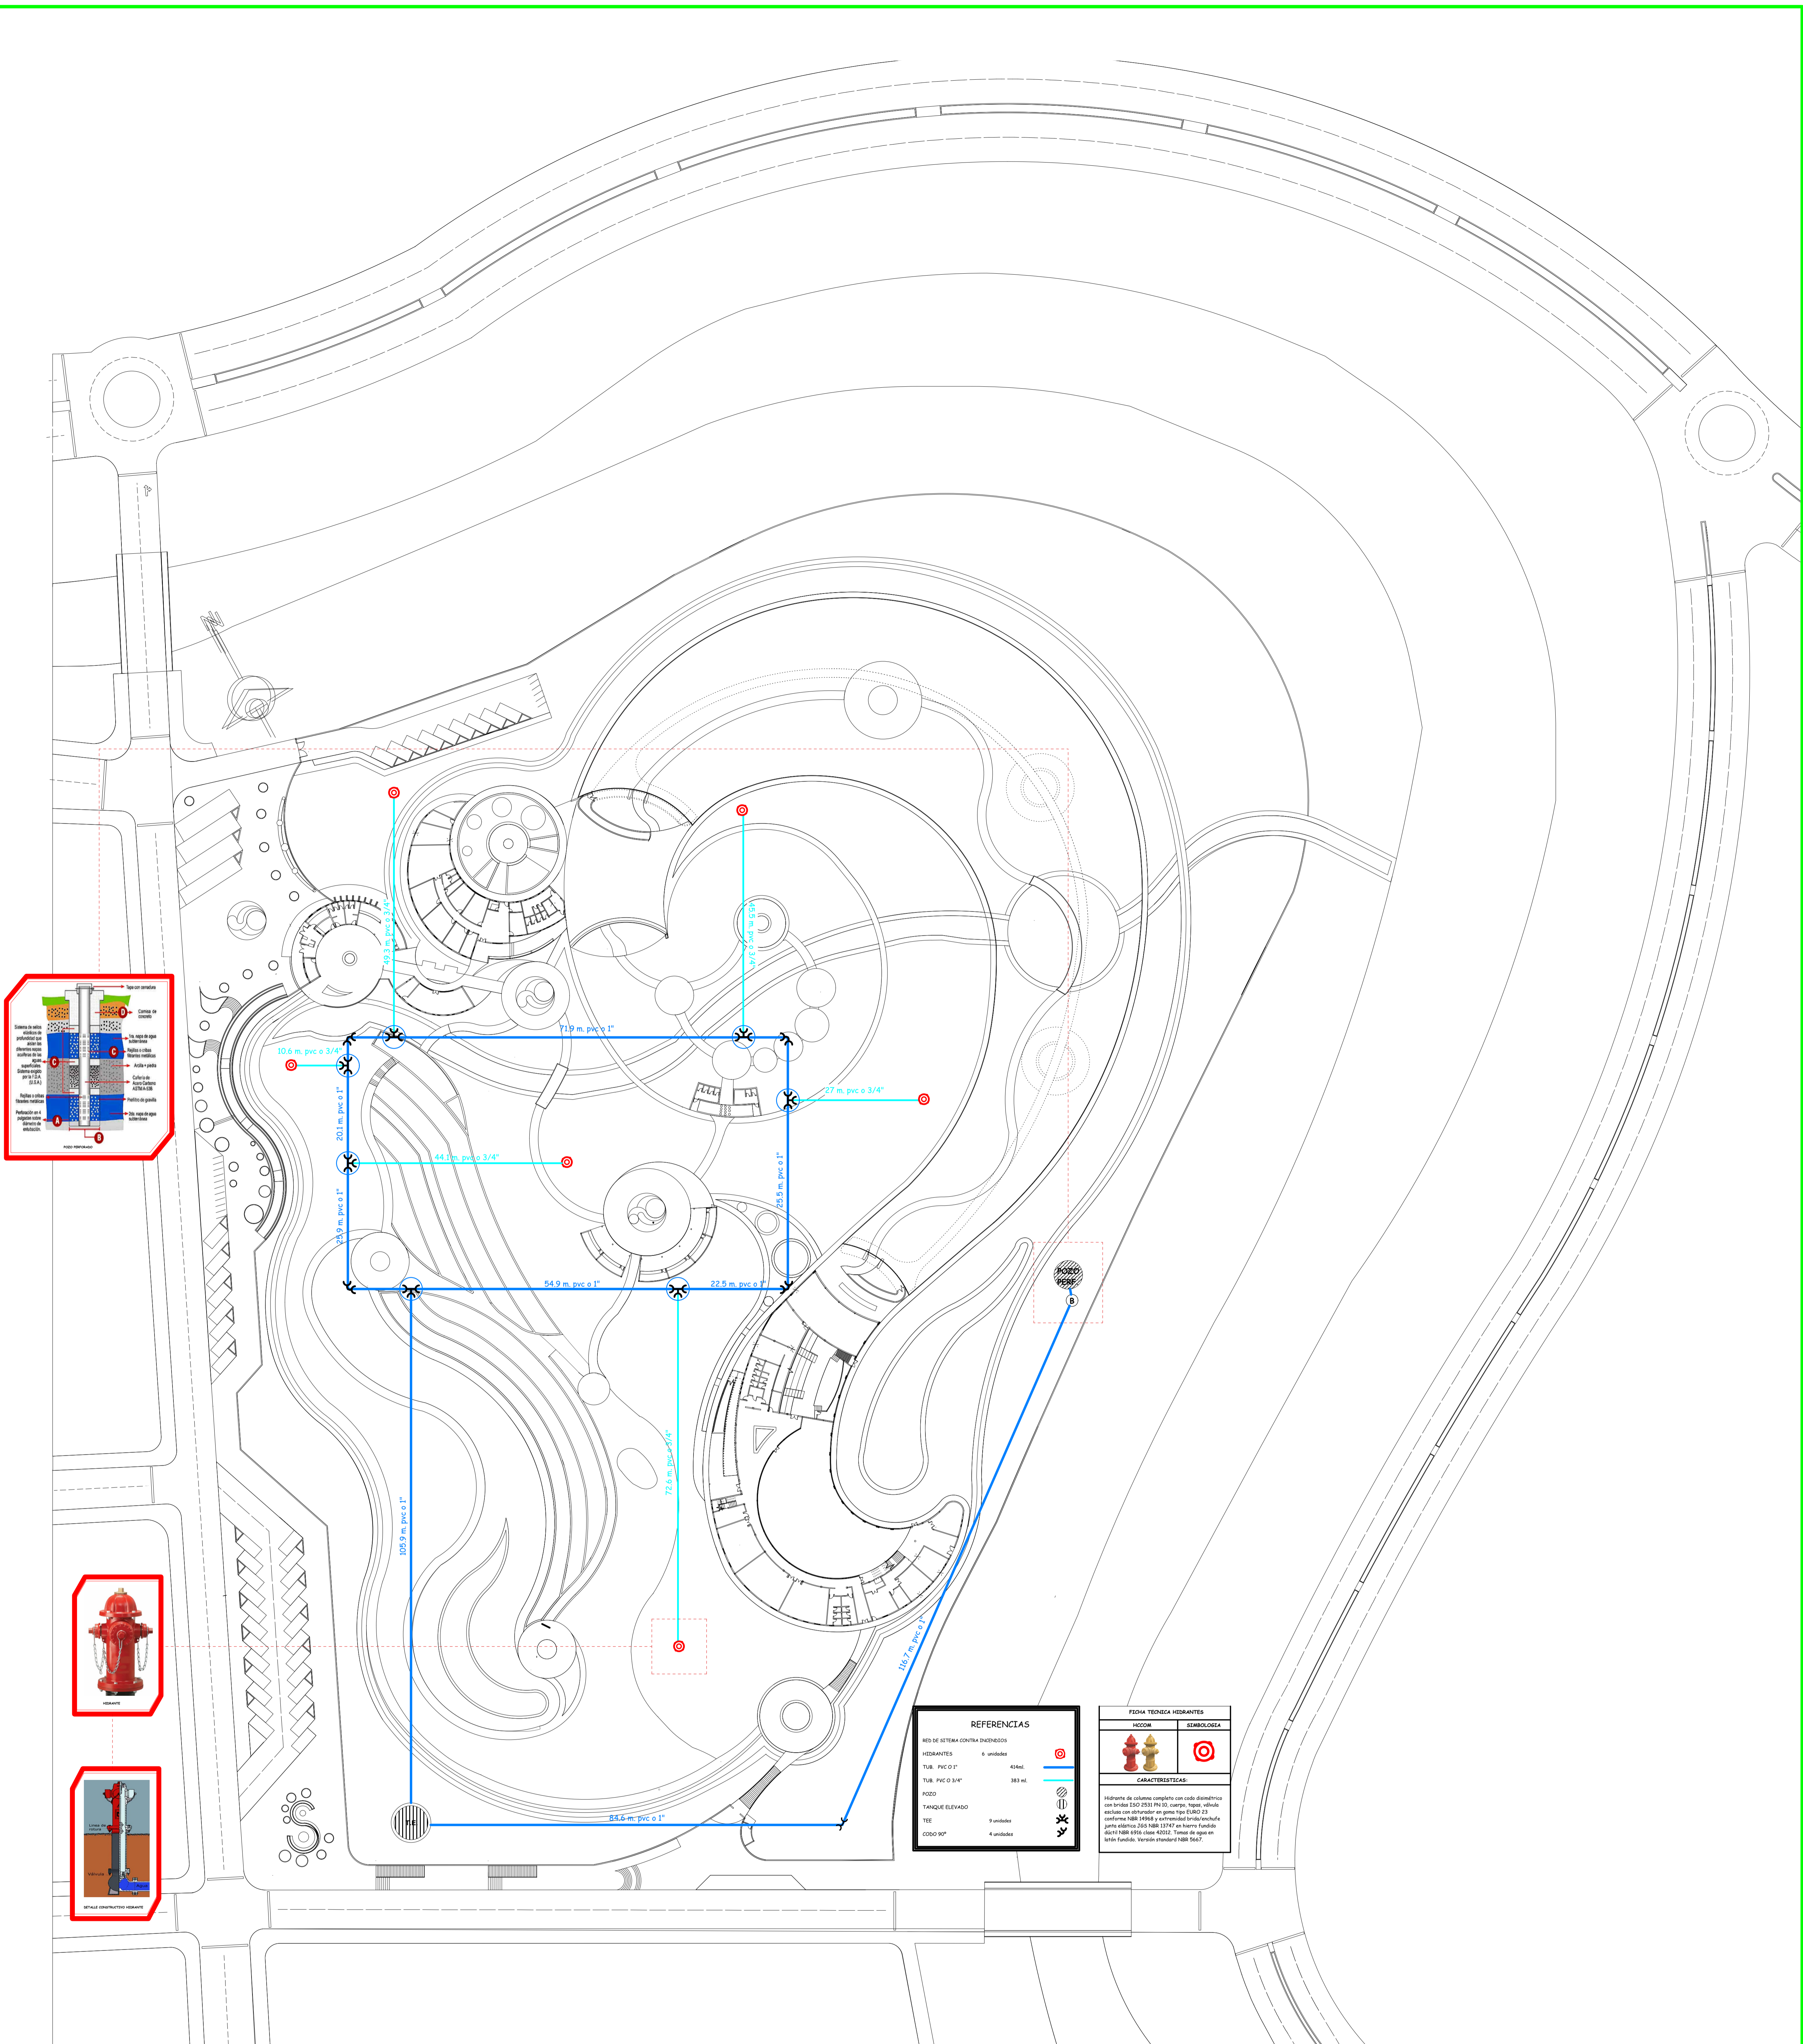

REFERENCIAS	
RED DE ATERRAJE CONTRA INUNDACIONES	
HIDRANTES	6 unidades
TUB. PVC O 1"	416ml
TUB. PVC O 3/4"	383 ml
POZO	
TANQUE ELEVADO	
TEE	7 unidades
CODO 90°	4 unidades



FICHA TECNICA HIDRANTES	
TIPO	SEMIAUTOMATICO
TIPO	SEMIAUTOMATICO
CARACTERISTICAS:	
<p>Hidrante de columna completa con ocho diámetros con bridas ISO 2533 PN 15, cuerpo, tapón, válvula exterior en aluminio en grupo tipo 1000 23 conforme NBR 14964 y extracción brida/roscas para brida ISO 2533 PN 15 en acero inoxidable. GUA NBR 4910 (serie 4022). Tapa de tapa en brida función. Versión estándar NBR 5647.</p>	

PLANO DE INSTALACIONES CONTRA INSENDIOS

ESCALA: 1:500

"DISEÑO DEL PARQUE LUDICO DE EDUCACIÓN AMBIENTAL DE LA CIUDAD DE TARIJA ZONA LOURDES"



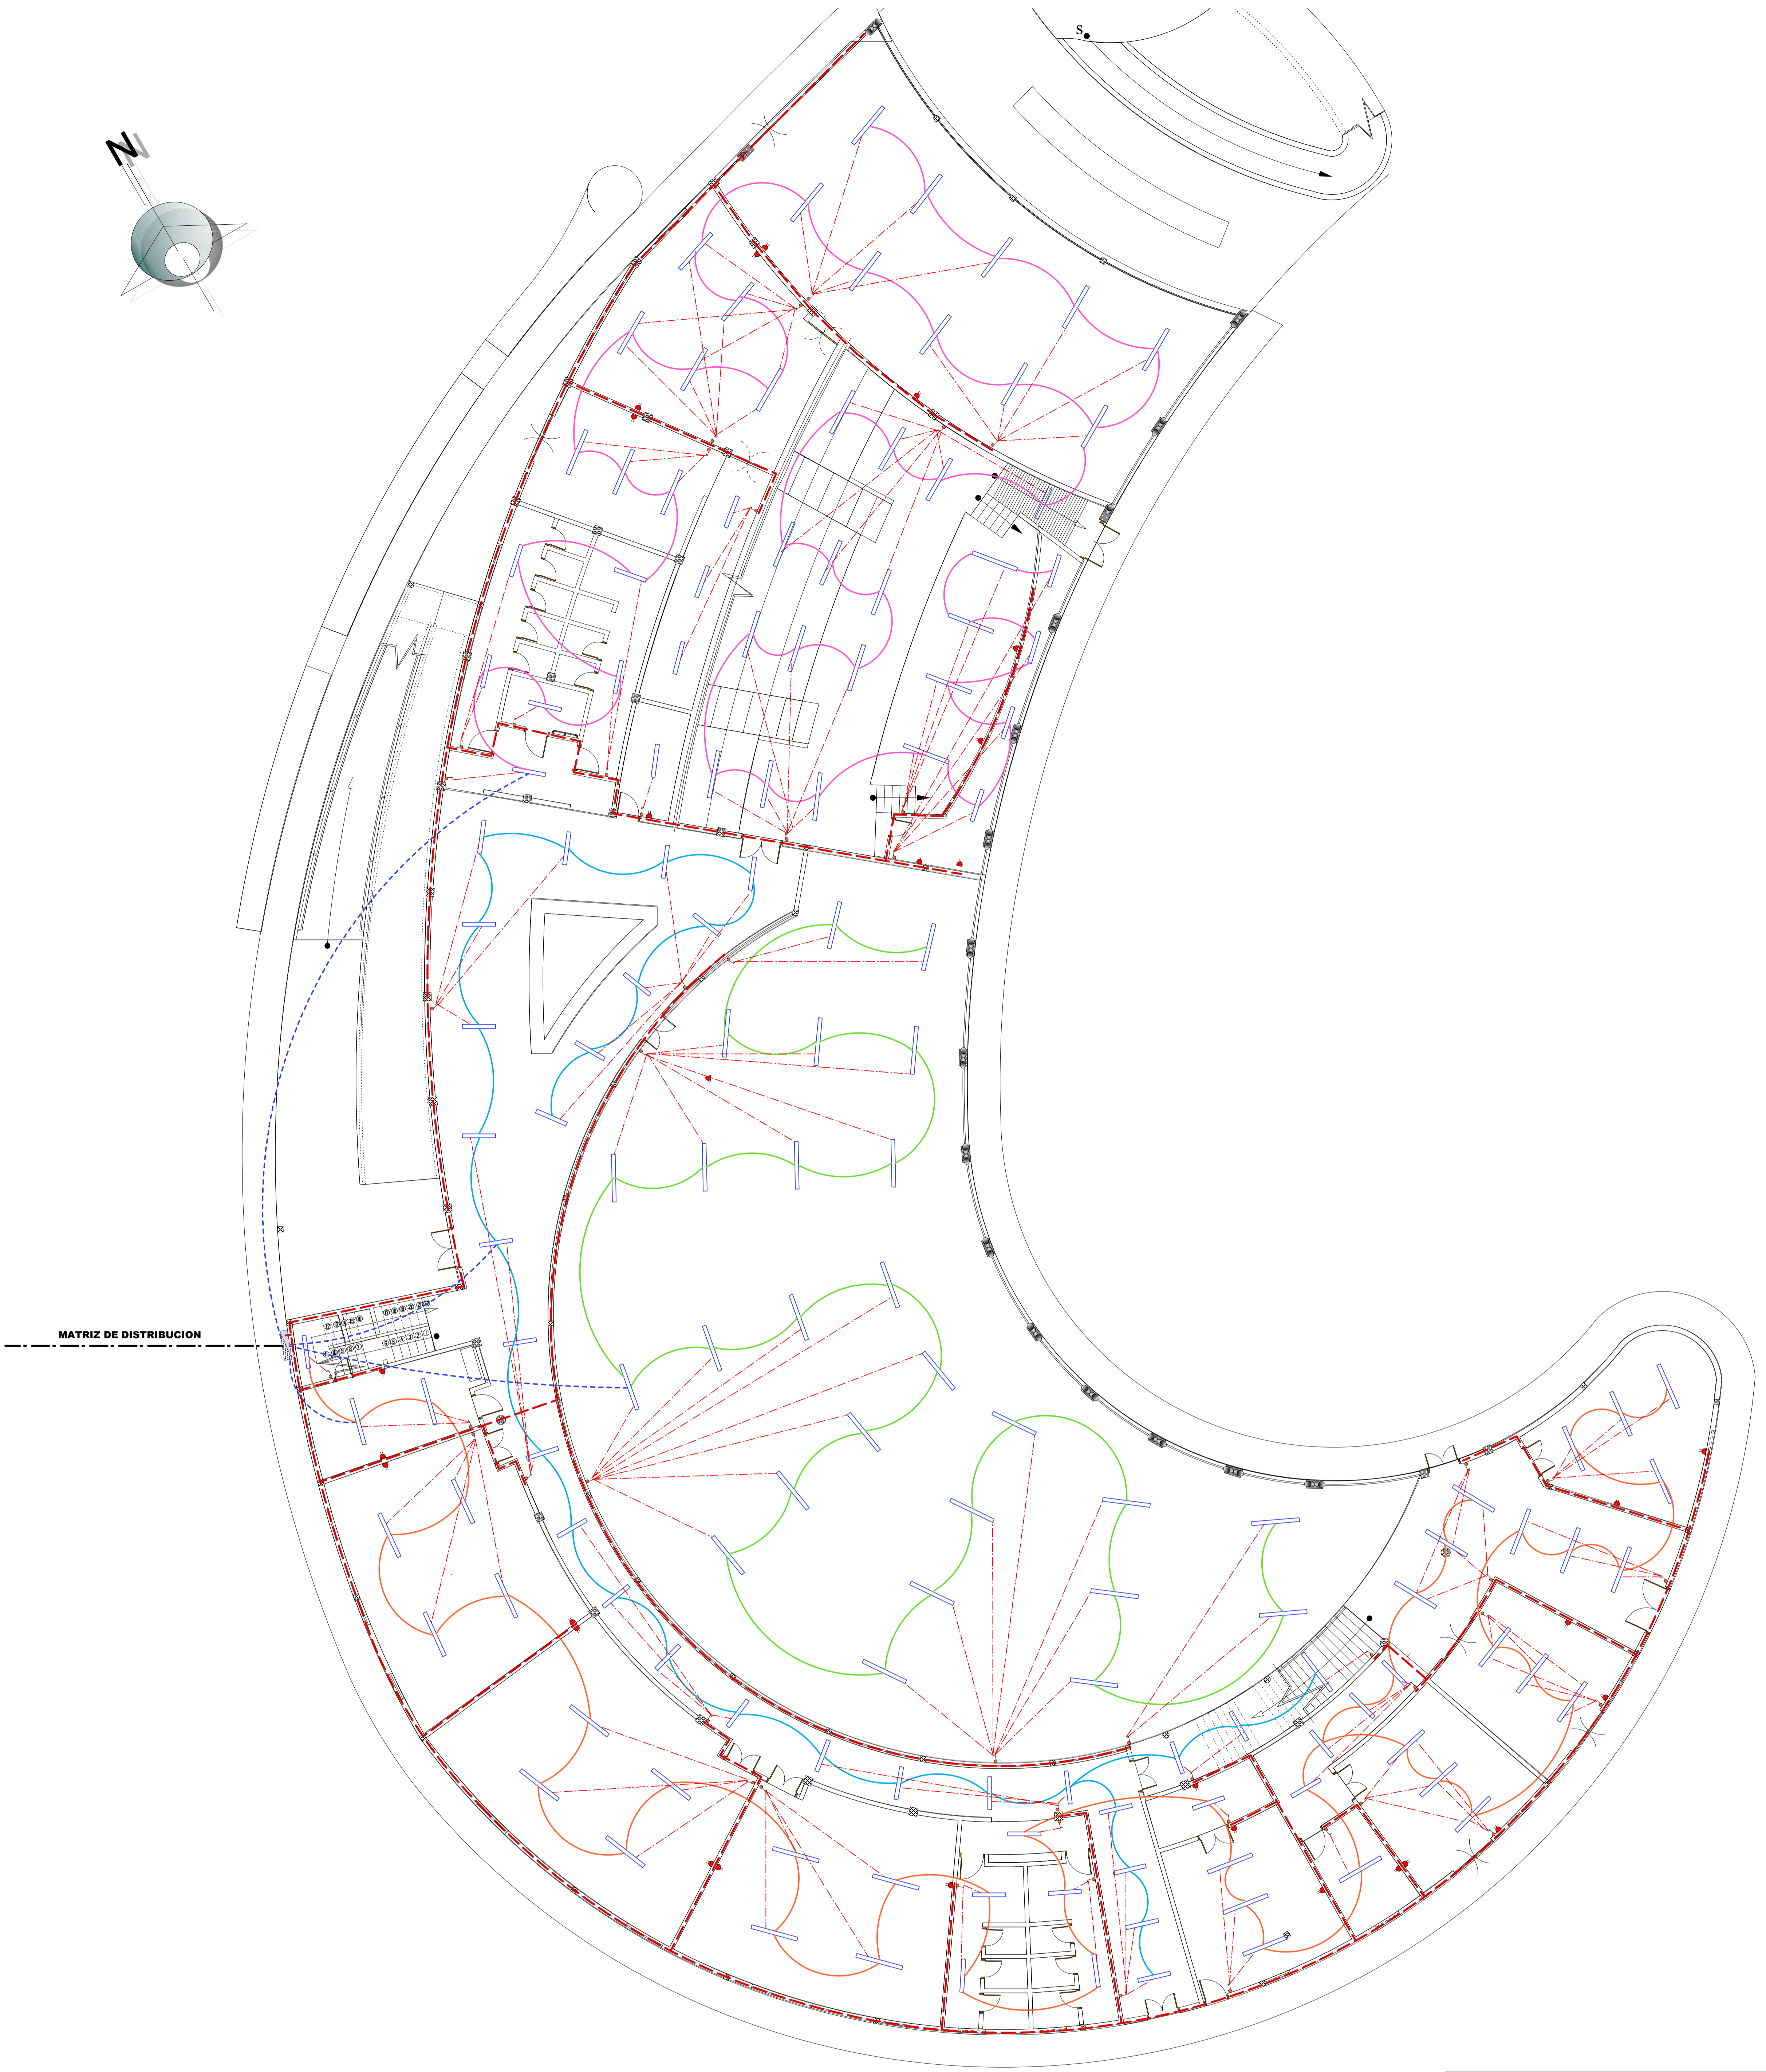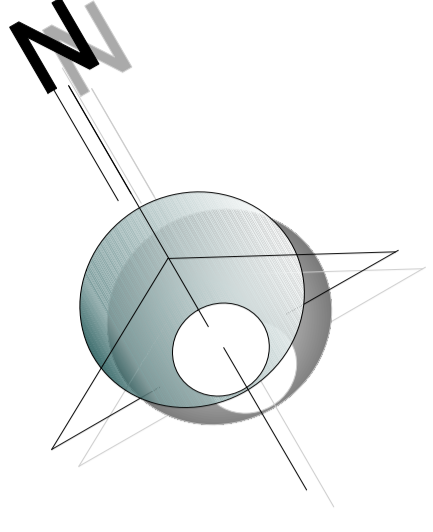

MATRIZ DE DISTRIBUCION

PLANO DE INSTALACIONES ELECTRICAS AREA PEDAGOGICA PLANTA BAJA

ESCALA: 1:100

	ILUMINACIÓN FLUORESCENTE (1.00'x0.3)
	ILUMINACIÓN FLUORESCENTE (0.2'x0.4)
	INTERRUPTOR SIMPLE
	INTERRUPTOR DOBLE
	INTERRUPTOR TRIPLE
	TOMA CORRIENTE
	CABLEADO DE ILUMINACIÓN N° 14 (circuito n° 1)
	CABLEADO DE ILUMINACIÓN N° 14 (circuito n° 2)
	CABLEADO DE ILUMINACIÓN N° 14 (circuito n° 3)
	CABLE DE ILUMINACION N° 14 (circuito n° 4)
	CABLEADO ILUMINACIÓN INTERRUPTORES N° 14
	CABLEADO DE TOMACORRIENTE N° 12
	TABLERO DE DISTRIBUCIÓN
	MATRIZ DE DISTRIBUCIÓN




"DISEÑO DEL PARQUE LUDICO DE EDUCACIÓN AMBIENTAL DE LA CIUDAD DE TARIJA ZONA LOURDES"

UNIVERSIDAD AUTONOMA JUAN MISAEL SARACHO
FACULTAD DE CIENCIAS Y TECNOLOGIA

CARRERA: ARQUITECTURA Y URBANISMO
NOMBRE: CARLA EVELIN SERRANO SUBIA

GRUPO 3
GESTION 2015

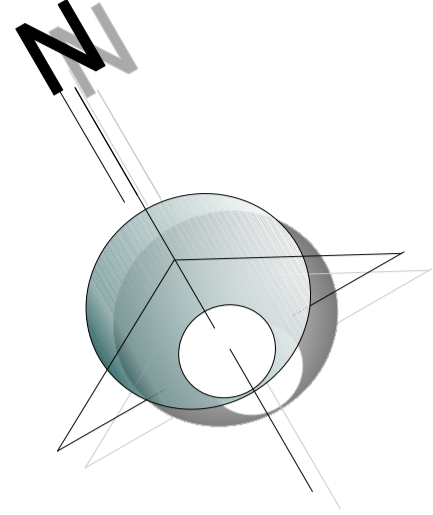

MATRIZ DE DISTRIBUCION

	ILUMINACIÓN FLUORESCENTE (1.00*0.3)
	ILUMINACIÓN FLUORESCENTE (0.2*0.4)
	INTERRUPTOR SIMPLE
	INTERRUPTOR DOBLE
	INTERRUPTOR TRIPLE
	TOMA CORRIENTE
	CABLEADO DE ILUMINACIÓN N° 14 (circuito n° 1)
	CABLEADO DE ILUMINACIÓN N° 14 (circuito n° 2)
	CABLEADO ILUMINACIÓN INTERRUPTORES N° 14
	CABLEADO DE TOMACORRIENTE N° 12
	TABLERO DE DISTRIBUCIÓN
	MATRIZ DE DISTRIBUCIÓN

PLANO DE INSTALACIONES ELECTRICAS AREA PEDAGOGICA PRIMER PISO

ESCALA: 1:100

"DISEÑO DEL PARQUE LUDICO DE EDUCACIÓN AMBIENTAL DE LA CIUDAD DE TARIJA ZONA LOURDES"