

CUADRO DE REFERENCIAS		
SIMBOLO	DESCRIPCION	OBSERVACIONES
[Symbol]	CABLE FORTIFICADOR DE ENERGIA (Inch=1000) Triaxial B1	h=1.00 mts
[Symbol]	SAB- TABLERO DE DISTRIBUCION SOBRE EL PISO	h=1.50 mts
[Symbol]	TABLERO GENERAL DE DISTRIBUCION SOBRE EL PISO	h=1.50 mts
[Symbol]	LUMINARIA DE FLUORESCENTE de 150 W	Medio
[Symbol]	TOMACORRIENTE MONOFASICO SIMPLE C.L.T	h=1.40 mts
[Symbol]	TOMACORRIENTE ALTO EN BARRIO LABORATORIO C.L.T	
[Symbol]	INTERRUPTOR SIMPLE	h=1.40 mts
[Symbol]	INTERRUPTOR DE CONEXION TRIPLE	h=1.40 mts
[Symbol]	INTERRUPTOR DOBLE / TRIPLE	h=1.40 - 1.10 mts
[Symbol]	SAIDA ELECTROBORNA	h=0.70 mts
[Symbol]	CABLE N°10 empotrado en piso a pared	
[Symbol]	CABLE N°12 PARA LUMINARIA empotrado en piso a pared	
[Symbol]	CABLE N°12 PARA TOMA CORRIENTE empotrado en piso a pared	
[Symbol]	CABLE N°12 PARA SENSORES empotrado en techo a pared	
[Symbol]	CABLE N°12 PARA VENTILADORES empotrado en piso a pared	
[Symbol]	SENSOR DE PROXIMIDAD ENCENDIDO AUTOMATICO	
[Symbol]	VENTILADOR DE ASPIA MODELO PARA TECHO	

COMPUTOS METRICOS			
SIMBOLO	DESCRIPCION	UNIDADES	CANTIDAD
[Symbol]	CABLE FORTIFICADOR DE ENERGIA (Inch=1000) Triaxial B1	PIEZA	4
[Symbol]	SAB- TABLERO DE DISTRIBUCION SOBRE EL PISO	PIEZA	7
[Symbol]	TABLERO GENERAL DE DISTRIBUCION SOBRE EL PISO	PIEZA	4
[Symbol]	LUMINARIA DE FLUORESCENTE de 150 W	PIEZA	195
[Symbol]	TOMACORRIENTE MONOFASICO SIMPLE C.L.T	PIEZA	124
[Symbol]	TOMACORRIENTE ALTO EN BARRIO LABORATORIO C.L.T	PIEZA	47
[Symbol]	INTERRUPTOR SIMPLE	PIEZA	75
[Symbol]	INTERRUPTOR DE CONEXION TRIPLE	PIEZA	78
[Symbol]	INTERRUPTOR DOBLE / TRIPLE	PIEZA	75
[Symbol]	SAIDA ELECTROBORNA	PIEZA	7
[Symbol]	CABLE N°10 empotrado en piso a pared	PIEZA	163
[Symbol]	CABLE N°12 PARA LUMINARIA empotrado en piso a pared	PIEZA	685
[Symbol]	CABLE N°12 PARA TOMA CORRIENTE empotrado en piso a pared	PIEZA	274
[Symbol]	CABLE N°12 PARA SENSORES empotrado en techo a pared	PIEZA	285
[Symbol]	CABLE N°12 PARA VENTILADORES empotrado en piso a pared	PIEZA	230
[Symbol]	SENSOR DE PROXIMIDAD ENCENDIDO AUTOMATICO	PIEZA	22
[Symbol]	VENTILADOR DE ASPIA MODELO PARA TECHO	PIEZA	46

INSTALACION ELECTRICA
PLANTA ALTA | ESCALA 1: 100





CUADRO DE REFERENCIAS		
SIMBOLO	DESCRIPCION	OBSERVACIONES
	CALC. PORTAMEDIDOR DE ENERGIA (Modelo: 01)	1x1 00 mts
	SUB-TABLERO DE DISTRIBUCION SOBRE EL PISO	1x1 50 mts
	TABLERO GENERAL DE DISTRIBUCION SOBRE EL PISO	1x1 50 mts
	LUMINARIA DE FLORESCENTE de 180 W	80mts
	TOMACORRIENTE MONOFASICO EMPLE C/1	1x45 00 mts
	TOMACORRIENTE ALTO EN BAÑO LABORATORIO C/1	
	INTERRUPTOR SIMPLE	1x1 40 mts
	INTERRUPTOR DE COMUTACION TRIPLE	1x1 40 mts
	INTERRUPTOR DOBLE / TRIPLE	1x1 40 / 1 10 mts
	SAUDA ELECTROBOMBA	1x0 70 mts
	CABLE 1/2" para sensores empotrado en pared	
	CABLE 1/2" para tomacorriente empotrado en pared	
	CABLE 1/2" para toma corriente empotrado en pared	
	CABLE 1/2" para sensores empotrado en techo	
	CABLE 1/2" para ventiladores empotrado en pared	
	SENSOR DE PROXIMIDAD INFRAROJO AUTOMATICO	
	VENTILADOR DE ASPIA MODELO PARA TECHO	
	PANELES SOLARES	
	REGULADOR	
	BATERIA	

COMPUTOS METRICOS		
DESCRIPCION	UNIDADES	CANTIDAD
CALC. PORTAMEDIDOR DE ENERGIA (Modelo: 01)	PIEZA	1
SUB-TABLERO DE DISTRIBUCION SOBRE EL PISO	PIEZA	12
TABLERO GENERAL DE DISTRIBUCION SOBRE EL PISO	PIEZA	4
LUMINARIA DE FLORESCENTE de 180 W	PIEZA	288
TOMACORRIENTE MONOFASICO EMPLE C/1	PIEZA	216
TOMACORRIENTE ALTO EN BAÑO LABORATORIO C/1	PIEZA	36
INTERRUPTOR SIMPLE	PIEZA	80
INTERRUPTOR DE COMUTACION TRIPLE	PIEZA	88
INTERRUPTOR DOBLE / TRIPLE	PIEZA	89
SAUDA ELECTROBOMBA	PIEZA	7
CABLE 1/2" para sensores empotrado en pared	PIEZA	248
CABLE 1/2" para tomacorriente empotrado en pared	PIEZA	642
CABLE 1/2" para toma corriente empotrado en pared	PIEZA	388
CABLE 1/2" para sensores empotrado en techo	PIEZA	228
CABLE 1/2" para ventiladores empotrado en pared	PIEZA	276
SENSOR DE PROXIMIDAD INFRAROJO AUTOMATICO	PIEZA	48
VENTILADOR DE ASPIA MODELO PARA TECHO	PIEZA	53
PANELES SOLARES 100m x 50m	PIEZA	200
BATERIA DE ALMACENAMIENTO	PIEZA	12
GENERADOR ALTERNIO DE ENERGIA	PIEZA	1

INSTALACION ELECTRICA
PLANTA BAJA | ESCALA 1: 100



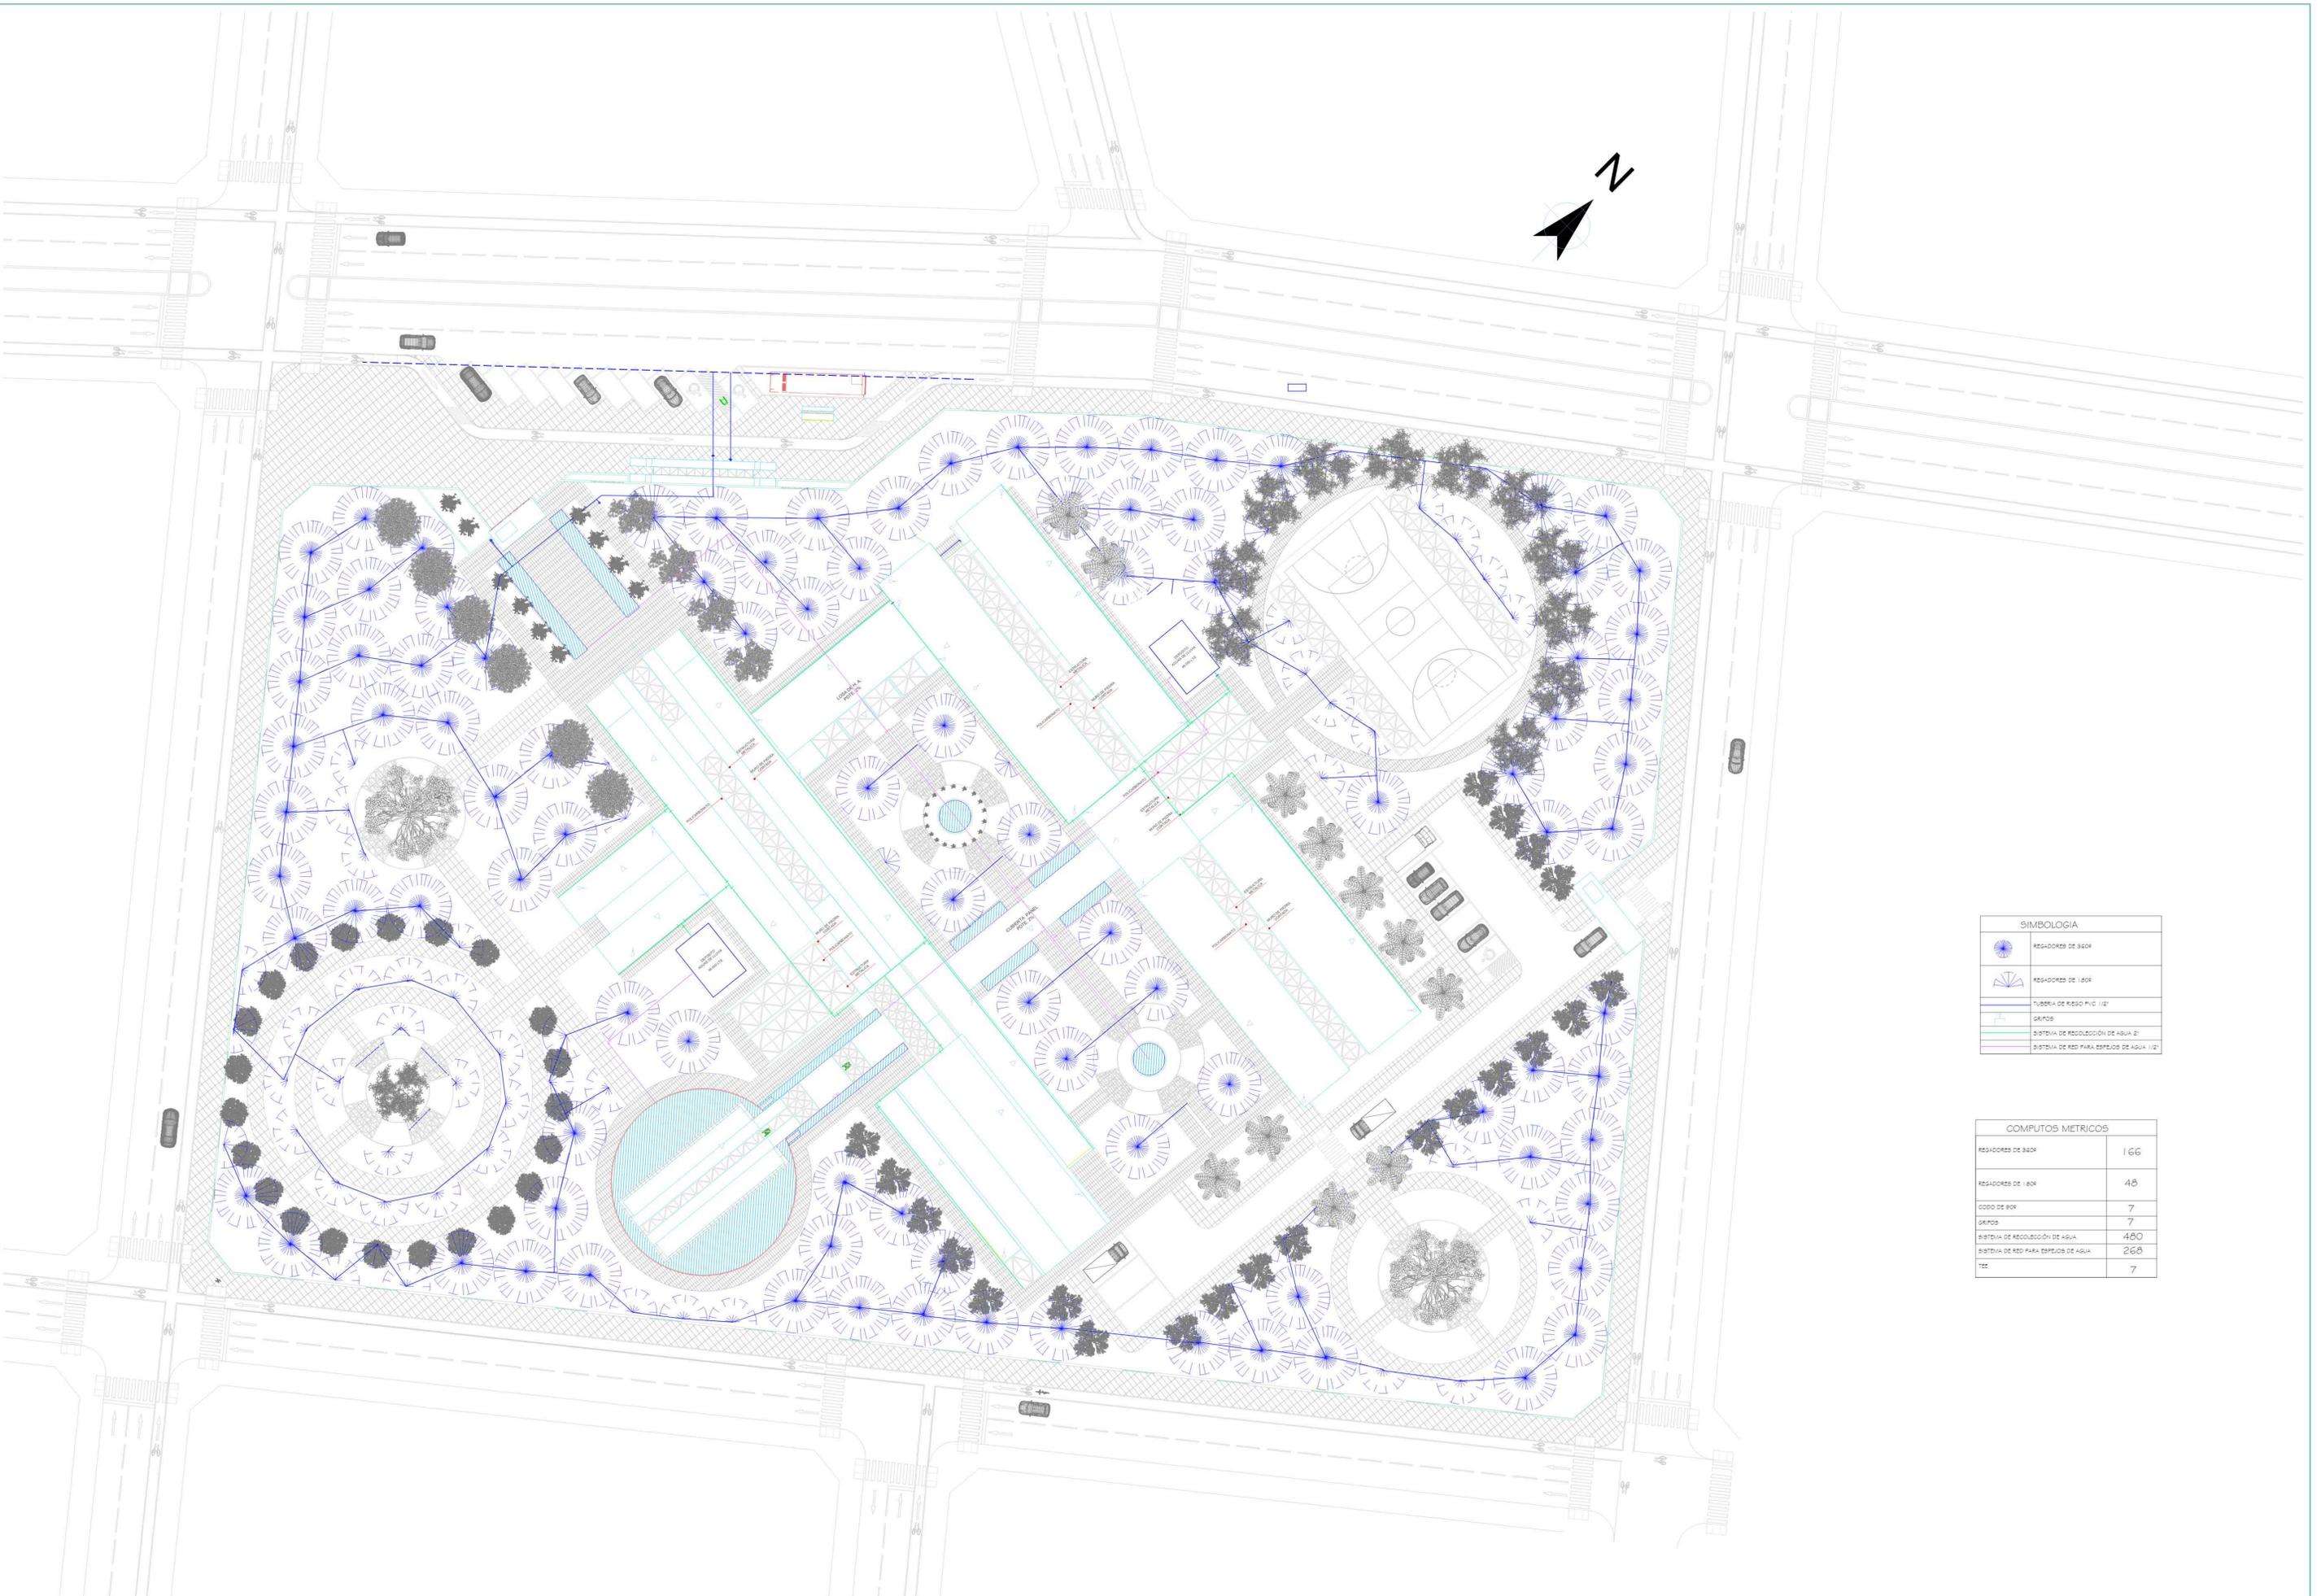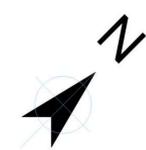


SIMBOLOGIA	
	RESADORES DE BQD
	RESADORES DE 180°
	TUBERIA DE REGO PVC 11/2"
	GRUPOS
	SISTEMA DE RECOLECCIÓN DE AGUA 2"
	SISTEMA DE RED PARA ESPEJOS DE AGUA 1/2"

COMPUTOS METRICOS	
RESADORES DE BQD	166
RESADORES DE 180°	48
CODO DE BQD	7
GRUPOS	7
SISTEMA DE RECOLECCIÓN DE AGUA	480
SISTEMA DE RED PARA ESPEJOS DE AGUA	268
TTC	7

INSTALACIÓN RIEGO ÁREA VERDE
ESCALA 1: 200




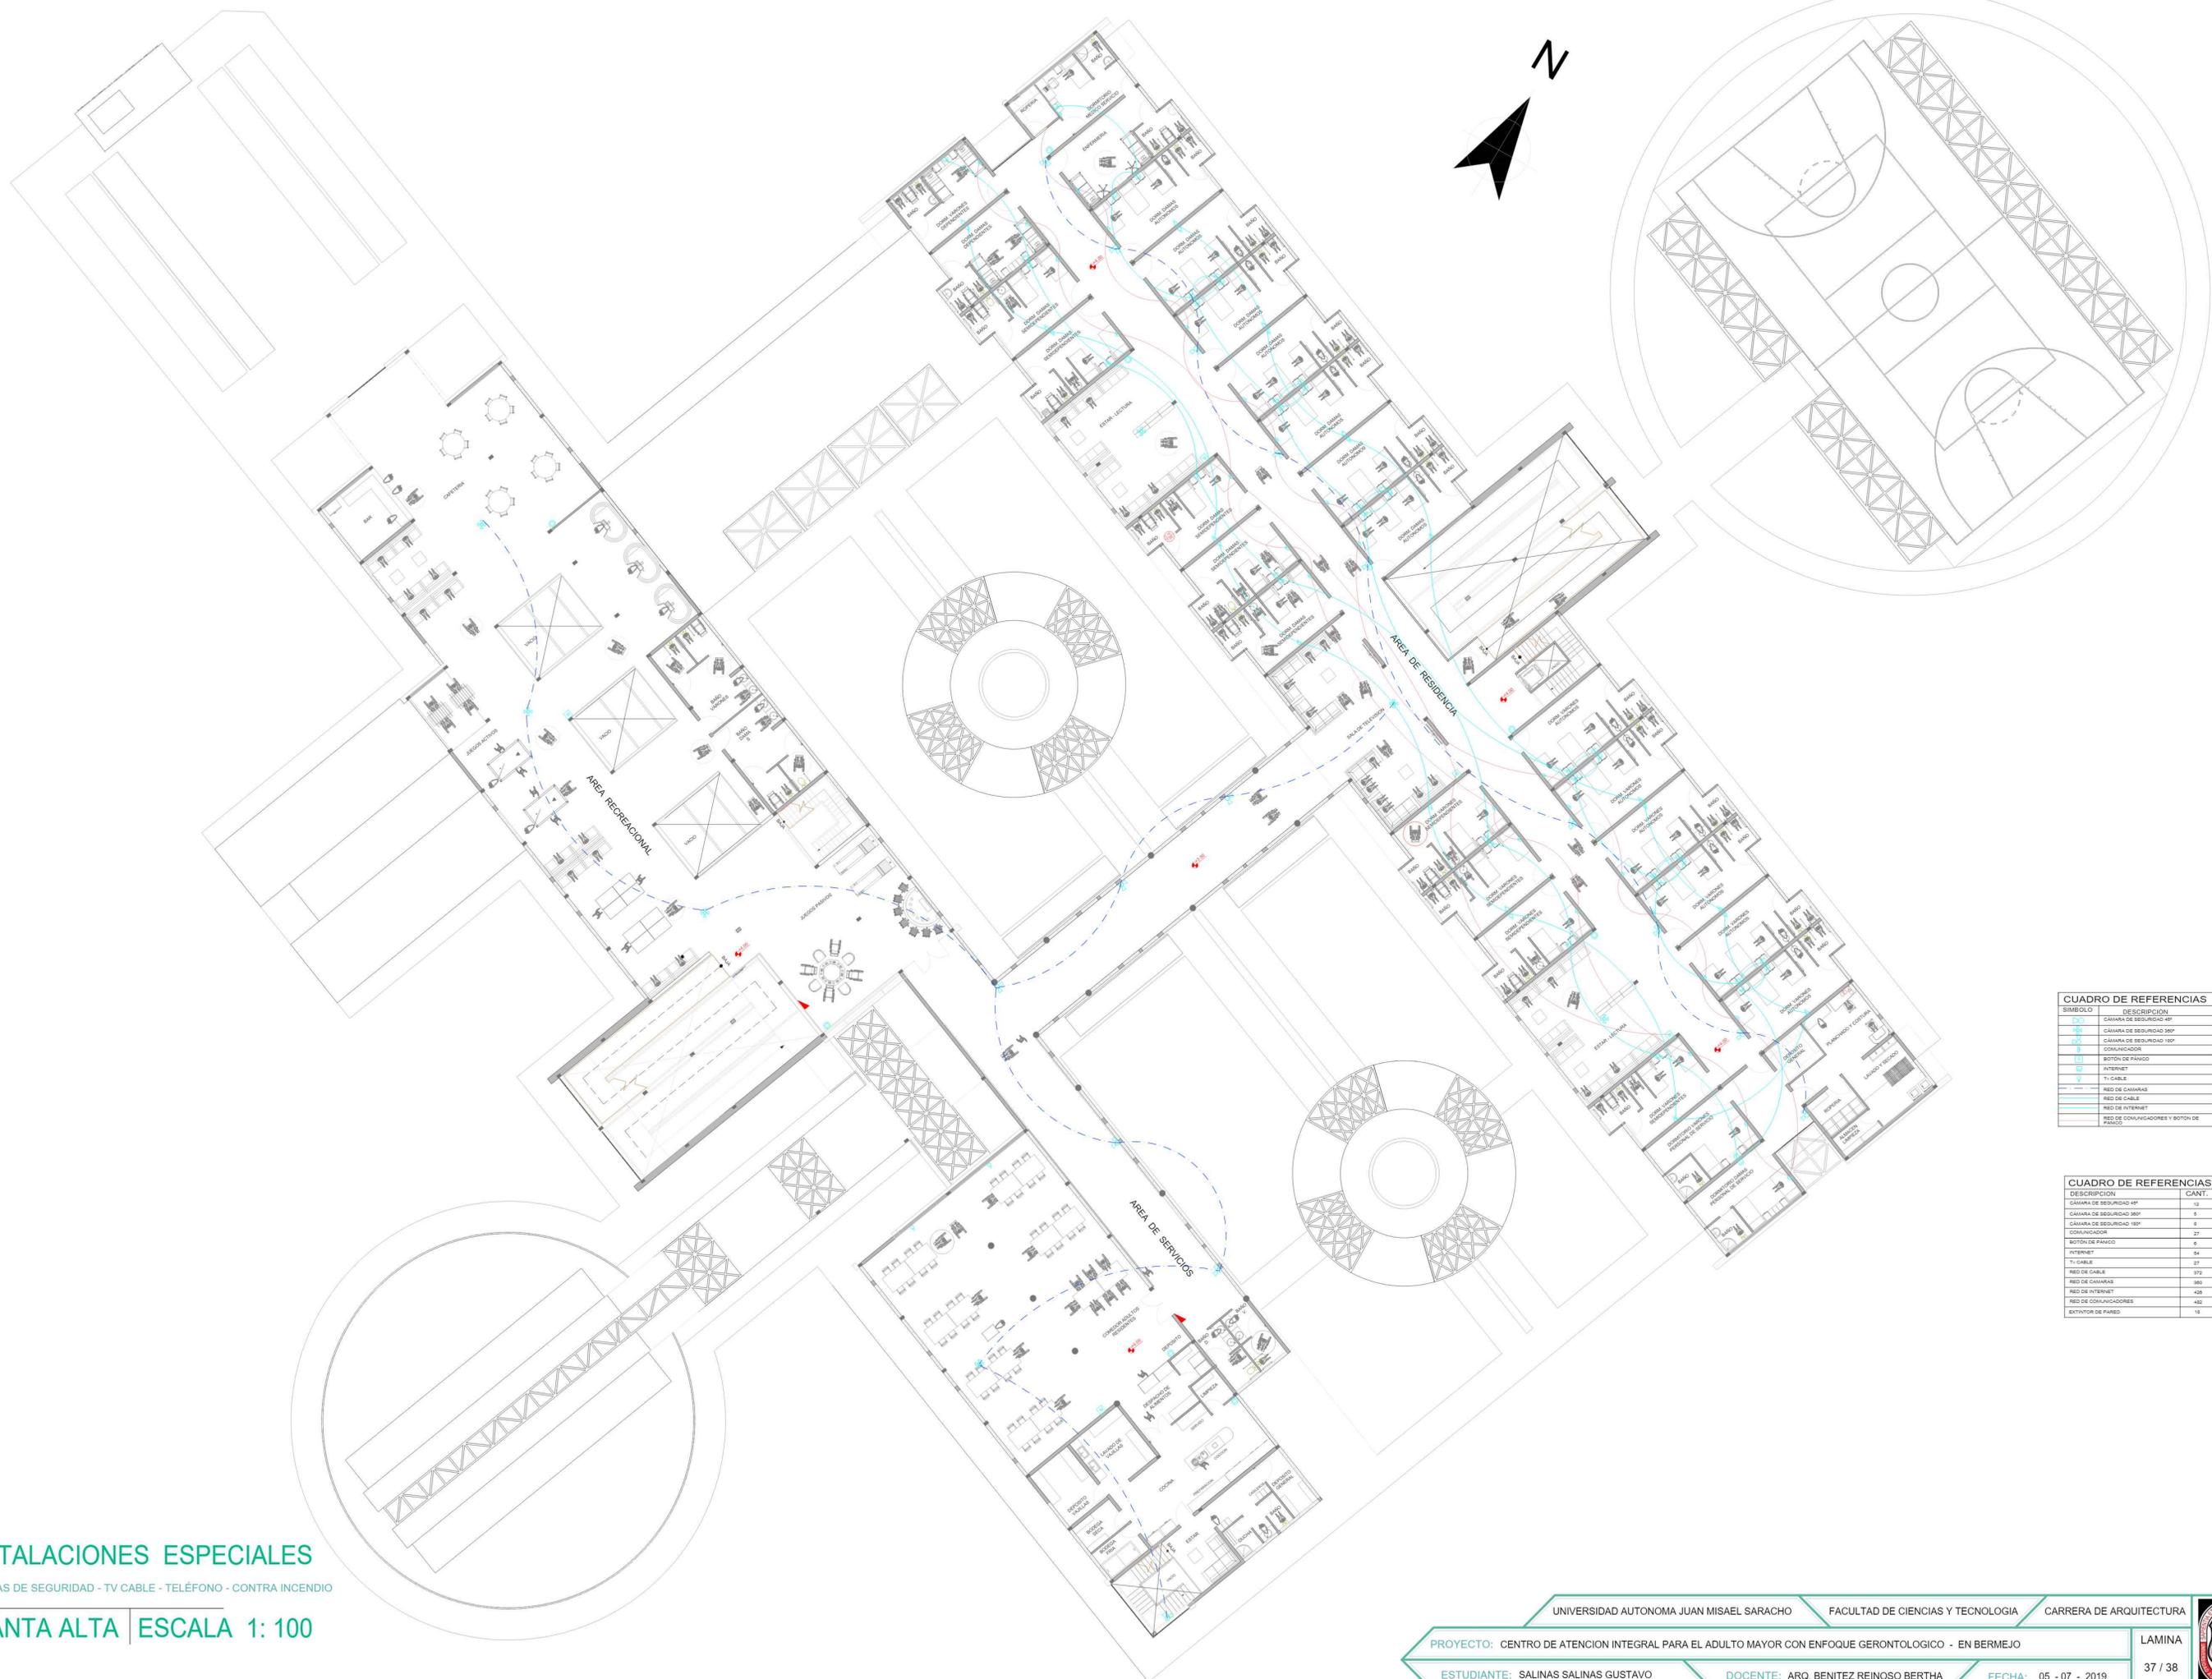

CUADRO DE REFERENCIAS	
SÍMBOLO	DESCRIPCIÓN
	CÁMARA DE SEGURIDAD 4P
	CÁMARA DE SEGURIDAD 36P
	CÁMARA DE SEGURIDAD 18P
	CONEXIONADOR
	BOTÓN DE PÁNICO
	INTERNET
	TV-CABLE
	RED DE CÁMARAS
	RED DE CABLE
	RED DE INTERNET
	RED DE CONEXIONADORES Y BOTÓN DE PÁNICO

CUADRO DE REFERENCIAS	
DESCRIPCIÓN	CANT.
CÁMARA DE SEGURIDAD 4P	13
CÁMARA DE SEGURIDAD 36P	5
CÁMARA DE SEGURIDAD 18P	5
CONEXIONADOR	27
BOTÓN DE PÁNICO	5
INTERNET	54
TV-CABLE	27
RED DE CABLE	372
RED DE CÁMARAS	360
RED DE INTERNET	408
RED DE CONEXIONADORES	482
EXTINTOR DE PARED	15

INSTALACIONES ESPECIALES
 CÁMARAS DE SEGURIDAD - TV CABLE - TELÉFONO - CONTRA INCENDIO
PLANTA ALTA ESCALA 1: 100

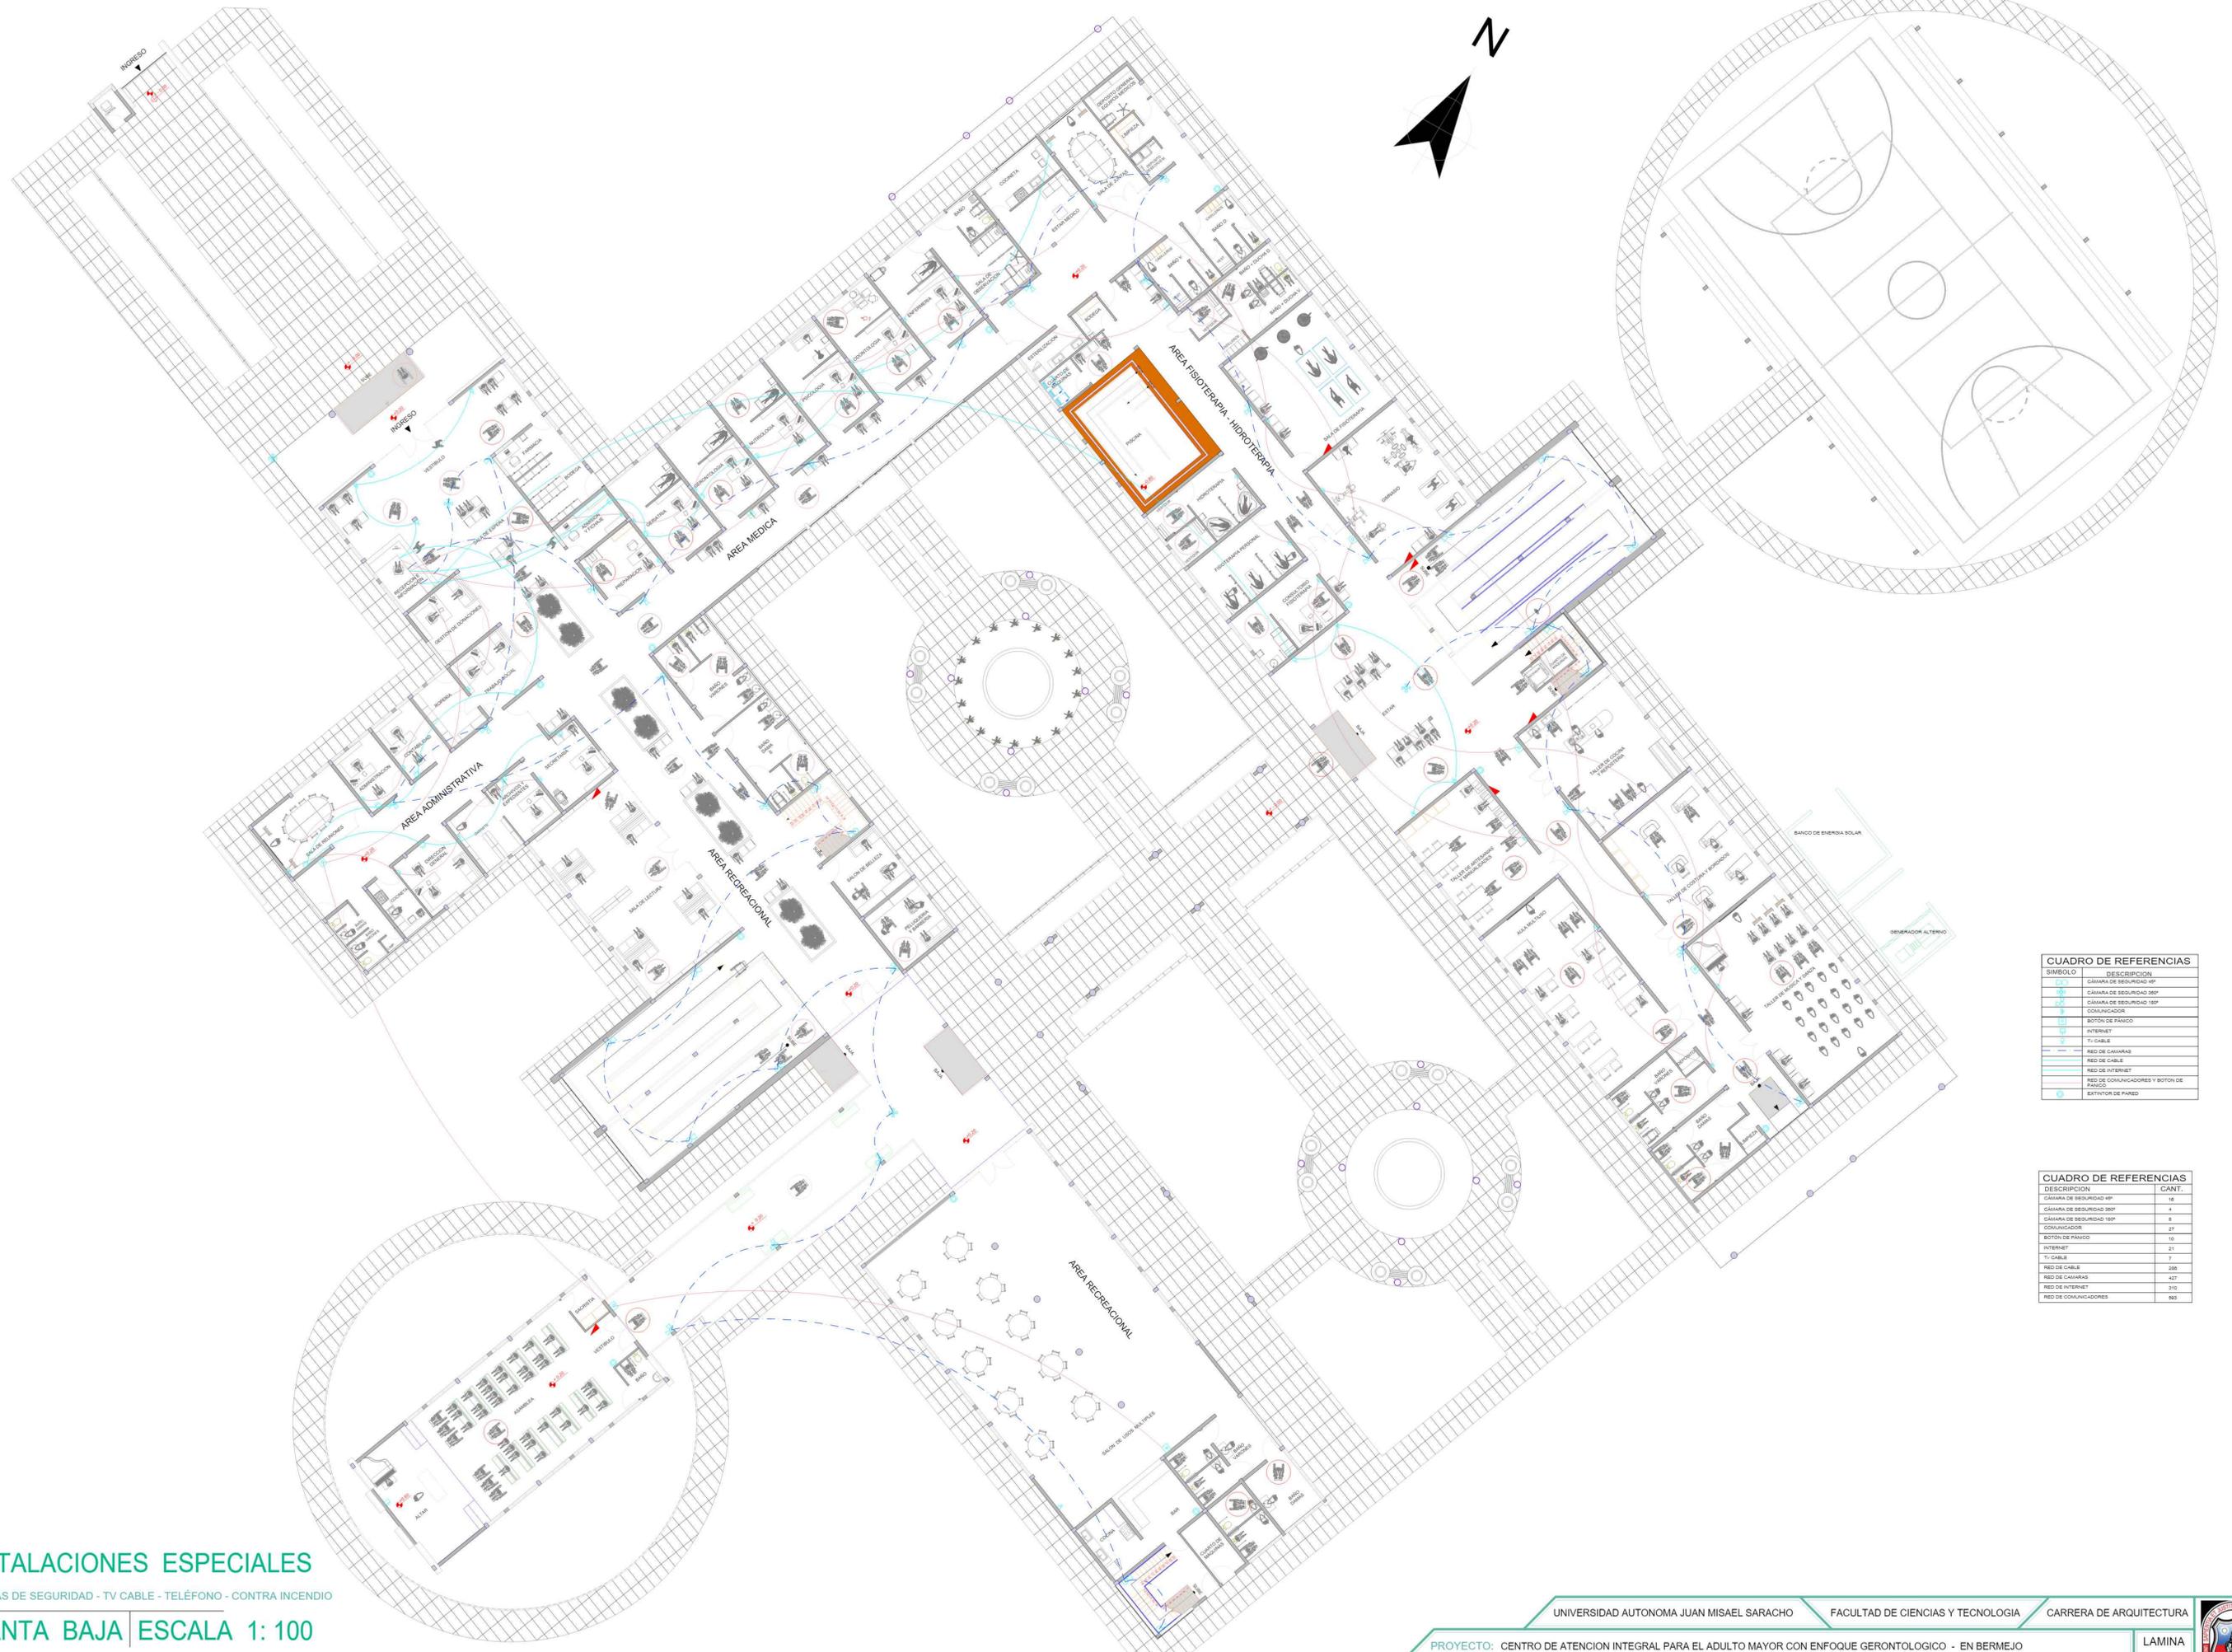

SIMBOLO	DESCRIPCION
	CAMARA DE SEGURIDAD 360°
	CAMARA DE SEGURIDAD 180°
	COMUNICADOR
	BOTON DE PANICO
	INTERNET
	TV CABLE
	RED DE CABLE
	RED DE INTERNET
	RED DE COMUNICADORES Y BOTON DE PANICO
	EXTINTOR DE PARED

DESCRIPCION	CANT.
CAMARA DE SEGURIDAD 360°	19
CAMARA DE SEGURIDAD 180°	4
CAMARA DE SEGURIDAD 180°	6
COMUNICADOR	27
BOTON DE PANICO	10
INTERNET	21
TV CABLE	7
RED DE CABLE	288
RED DE CABLE	407
RED DE INTERNET	210
RED DE COMUNICADORES	89

INSTALACIONES ESPECIALES
 CÁMARAS DE SEGURIDAD - TV CABLE - TELÉFONO - CONTRA INCENDIO
PLANTA BAJA ESCALA 1: 100