


REFERENCIAS

DESCRIPCION	SIMBOLO
MEDIDOR	
BALBULA DE PASO	
TUBERIA DE AGUA CALIENTE	
GRIFO DE AGUA CALIENTE	
TUBERIA DE AGUA FRIA	
GRIFO DE AGUA FRIA	
BOMBA	
CALDEROS	
TUBERIA DE AGUA RESIDUALES	
CAMARA DESGRASADORA	
CAMARA DE INSPECCIÓN	
CAMARA SEPTICA	
RECOLECCIÓN DE AGUA	
TUBERIA DE RIEGO	
RIEGO POR ASPERCIÓN	

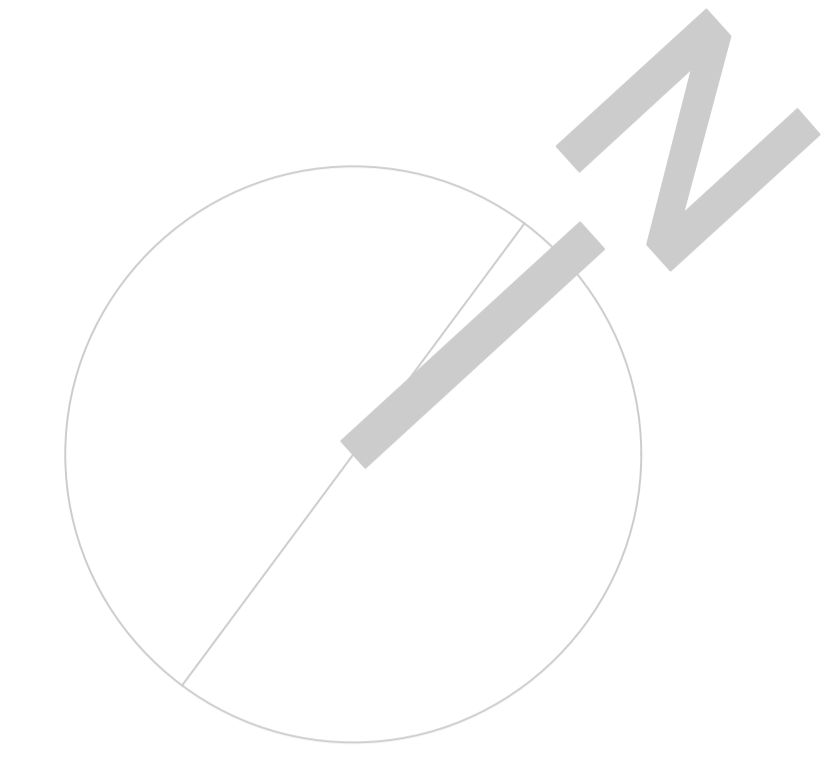

UNIVERSIDAD
AUTÓNOMA " JUAN
MISAEEL SARACHO "

FACULTAD DE
CIENCIAS Y
TECNOLOGÍA

CARRERA:
ARQUITECTURA Y
URBANISMO

PROYECTO:
DISEÑO
ARQUITECTÓNICO
DE UN CENTRO DE
SALUD
INTEGRAL EN EL
DISTRITO
10 DE LA CIUDAD DE
TARIJA

MATERIA:
PROYECTO DE GRADO

ESTUDIANTE :
FABIOLA BALDIVIEZO
SANCHEZ

DOCENTE :
ARQ. PATRICIO
ALEJANDRO
SANJINES
URIBE

FECHA: JULIO DEL
2022

LÁMINA: 13.1

INSTALACIONES SANITARIAS - PLANTA ALTA

ESCALA: 1:100



UNIVERSIDAD
AUTÓNOMA " JUAN
MISAEAL SARACHO"

FACULTAD DE
CIENCIAS Y
TECNOLOGÍA

CARRERA:
ARQUITECTURA Y
URBANISMO

PROYECTO:
DISEÑO
ARQUITECTÓNICO
DE UN CENTRO DE
SALUD
INTEGRAL EN EL
DISTRITO
10 DE LA CIUDAD DE
TARIJA

MATERIA:
PROYECTO DE GRADO

ESTUDIANTE :
FABIOLA BALDIVIEZO
SANCHEZ

DOCENTE :
ARQ. PATRICIO
ALEJANDRO
SANJINES
URIBE

FECHA: JULIO DEL
2022

LÁMINA: 14

HUMBERTO VARGAS FLORES
110,45

90° 16' 34"

90° 35' 45"

PAULO PASCUAL PORTAL
60,91

CALLE ALEJANDRO PÉREZ


AV. SIMÓN BOLÍVAR

INSTALACIONES ELÉCTRICAS - PLANTA BAJA

ESCALA: 1:100

REFERENCIAS

DESCRIPCIÓN	SÍMBOLO	CODIFICACIÓN
MEDIDOR		M
INTERRUPTOR DE UN EFECTO		IE-01
INTERRUPTOR DE DOS EFECTOS		IE-02
INTERRUPTOR DE TRES EFECTOS		IE-03
CONMUTADOR		IE-04
TOMA DE FUERZA		IE-05
TOMA CORRIENTE		IE-06
PUNTO DE LUZ (INCANDESCENTE)		IE-07
PUNTO DE LUZ (ADOSADO)		IE-08
LAMPARA FLUORESCENTE		IE-09
LAMPARA AUTOENERGIZADAS		IE-10
LAMPARA COLGADA		IE-11
ALTAVOZ		IE-12
CENTRAL DE LLAMADAS		IE-13
PUNTO DE MEGAFONIA		IE-14
TABLERO PRINCIPAL		T P
TABLERO TRANFERENCIA DE CARGAS		T T C
TABLERO DE EMERGENCIA		T E

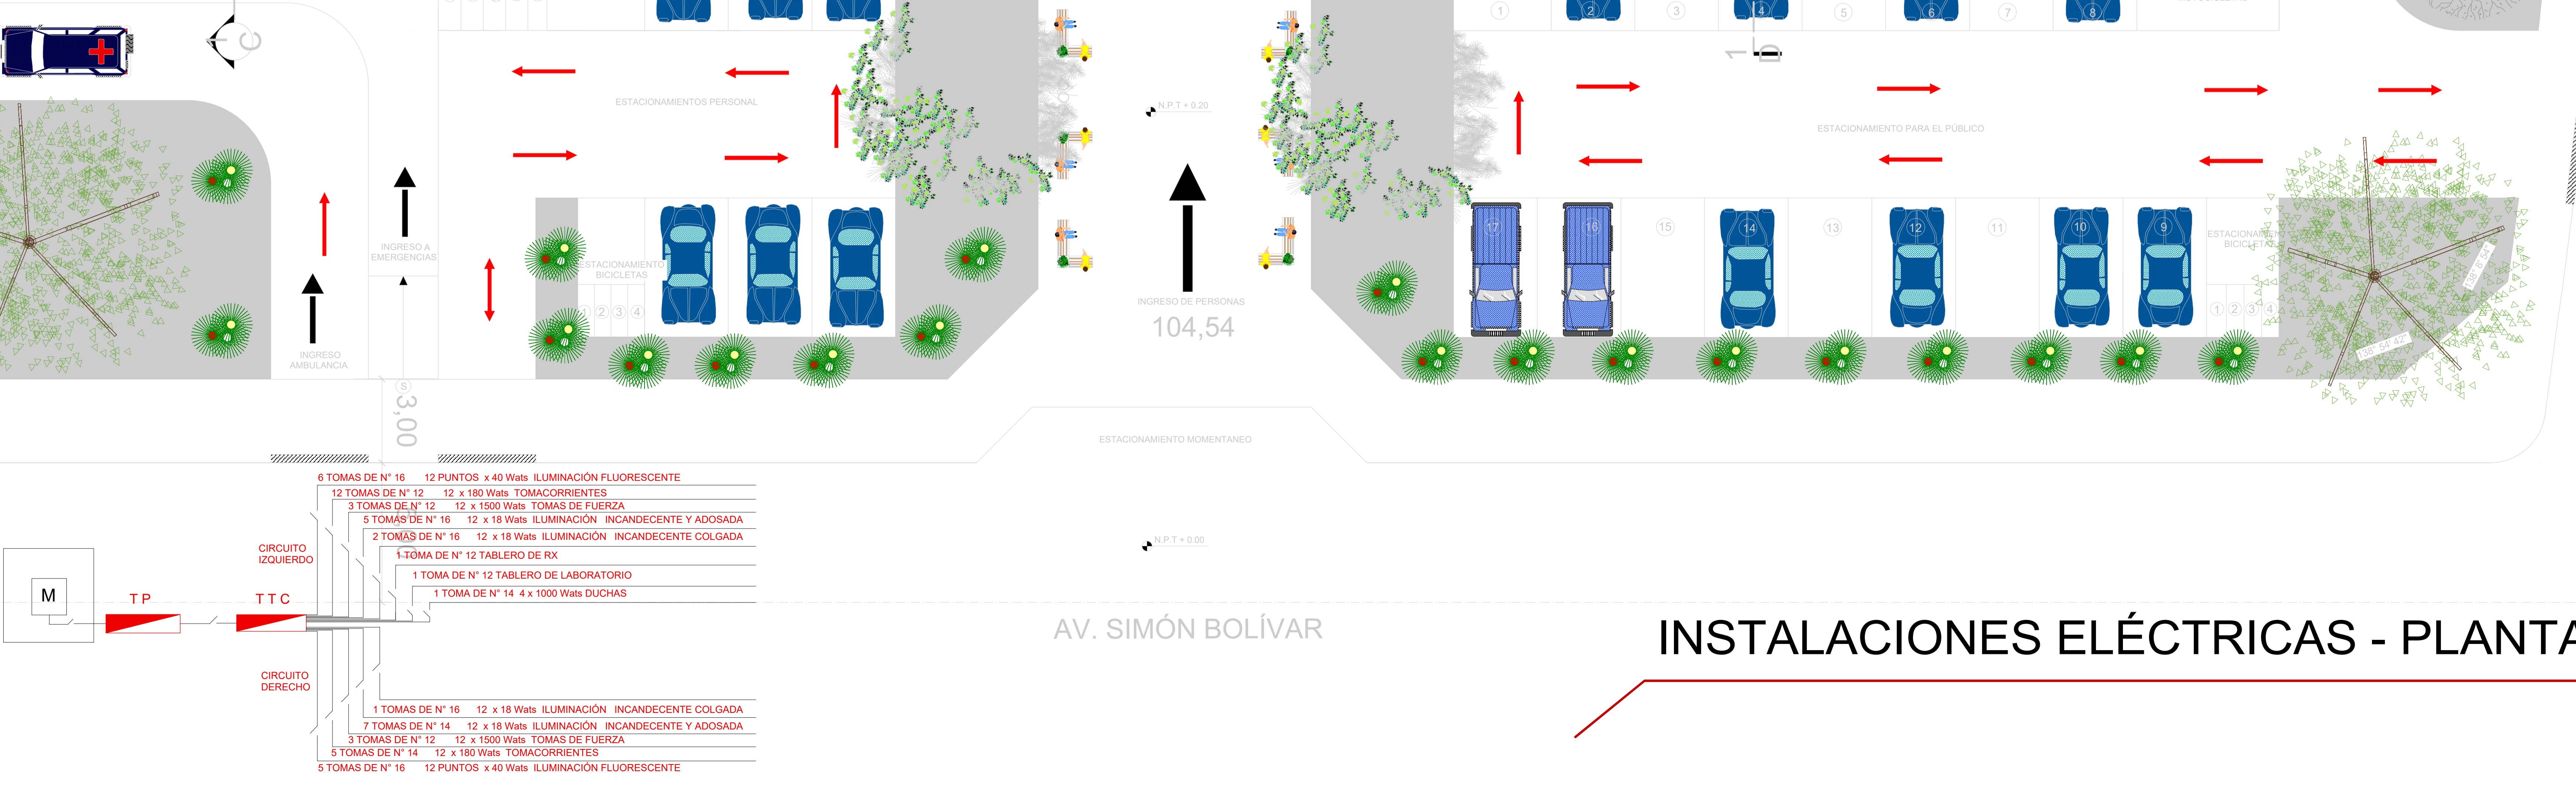



UNIVERSIDAD
AUTÓNOMA " JUAN
MISAE SARACHO"

FACULTAD DE
CIENCIAS Y
TECNOLOGÍA

CARRERA:
ARQUITECTURA Y
URBANISMO

PROYECTO:
DISEÑO
ARQUITECTÓNICO
DE UN CENTRO DE
SALUD
INTEGRAL EN EL
DISTRITO
10 DE LA CIUDAD DE
TARIJA


MATERIA:
PROYECTO DE GRADO

ESTUDIANTE :
FABIOLA BALDIVIEZO
SANCHEZ


DOCENTE :
ARQ. PATRICIO
ALEJANDRO
SANJINES
URIBE

FECHA: JULIO DEL
2022

LÁMINA: 14.1

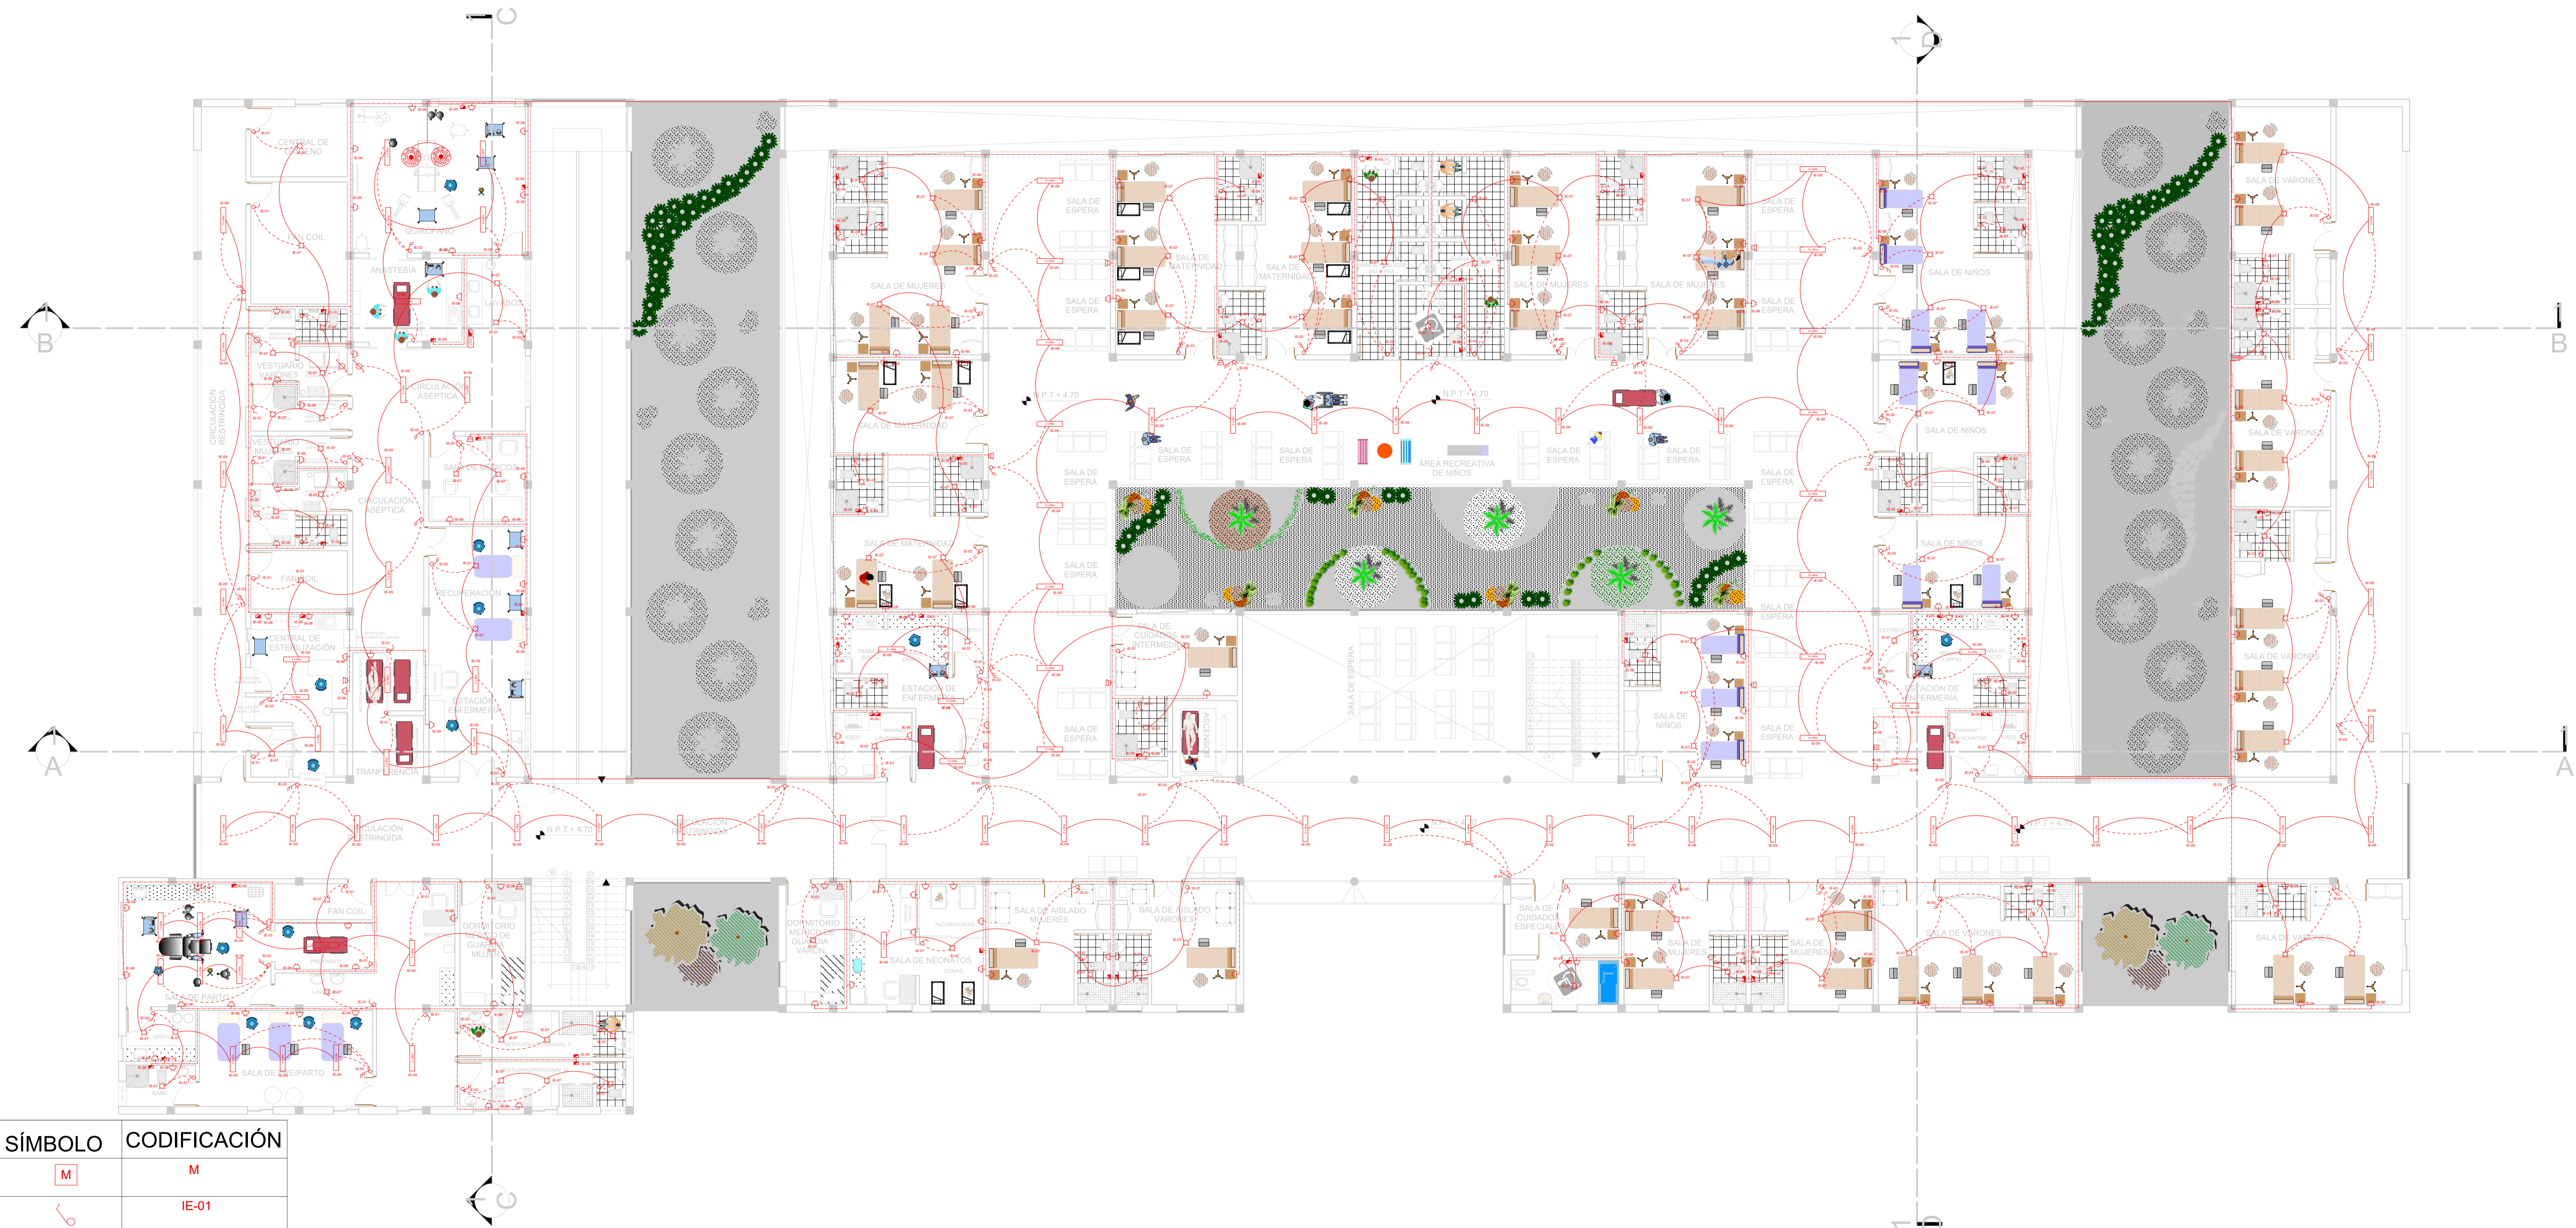

DESCRIPCIÓN	SÍMBOLO	CODIFICACIÓN
MEDIDOR		M
INTERRUPTOR DE UN EFECTO		IE-01
INTERRUPTOR DE DOS EFECTOS		IE-02
INTERRUPTOR DE TRES EFECTOS		IE-03
CONMUTADOR		IE-04
TOMA DE FUERZA		IE-05
TOMA CORRIENTE		IE-06
PUNTO DE LUZ (INCANDESCENTE)		IE-07
PUNTO DE LUZ (ADOSADO)		IE-08
LAMPARA FLUORECENTE		IE-09
LAMPARA AUTOENERGIZADAS		IE-10
LAMPARA COLGADA		IE-11
ALTAVOZ		IE-12
CENTRAL DE LLAMADAS		IE-13
PUNTO DE MEGAFONIA		IE-14
TABLERO PRINCIPAL		TP
TABLERO TRANSFERENCIA DE CARGAS		TTC
TABLERO DE EMERGENCIA		TE

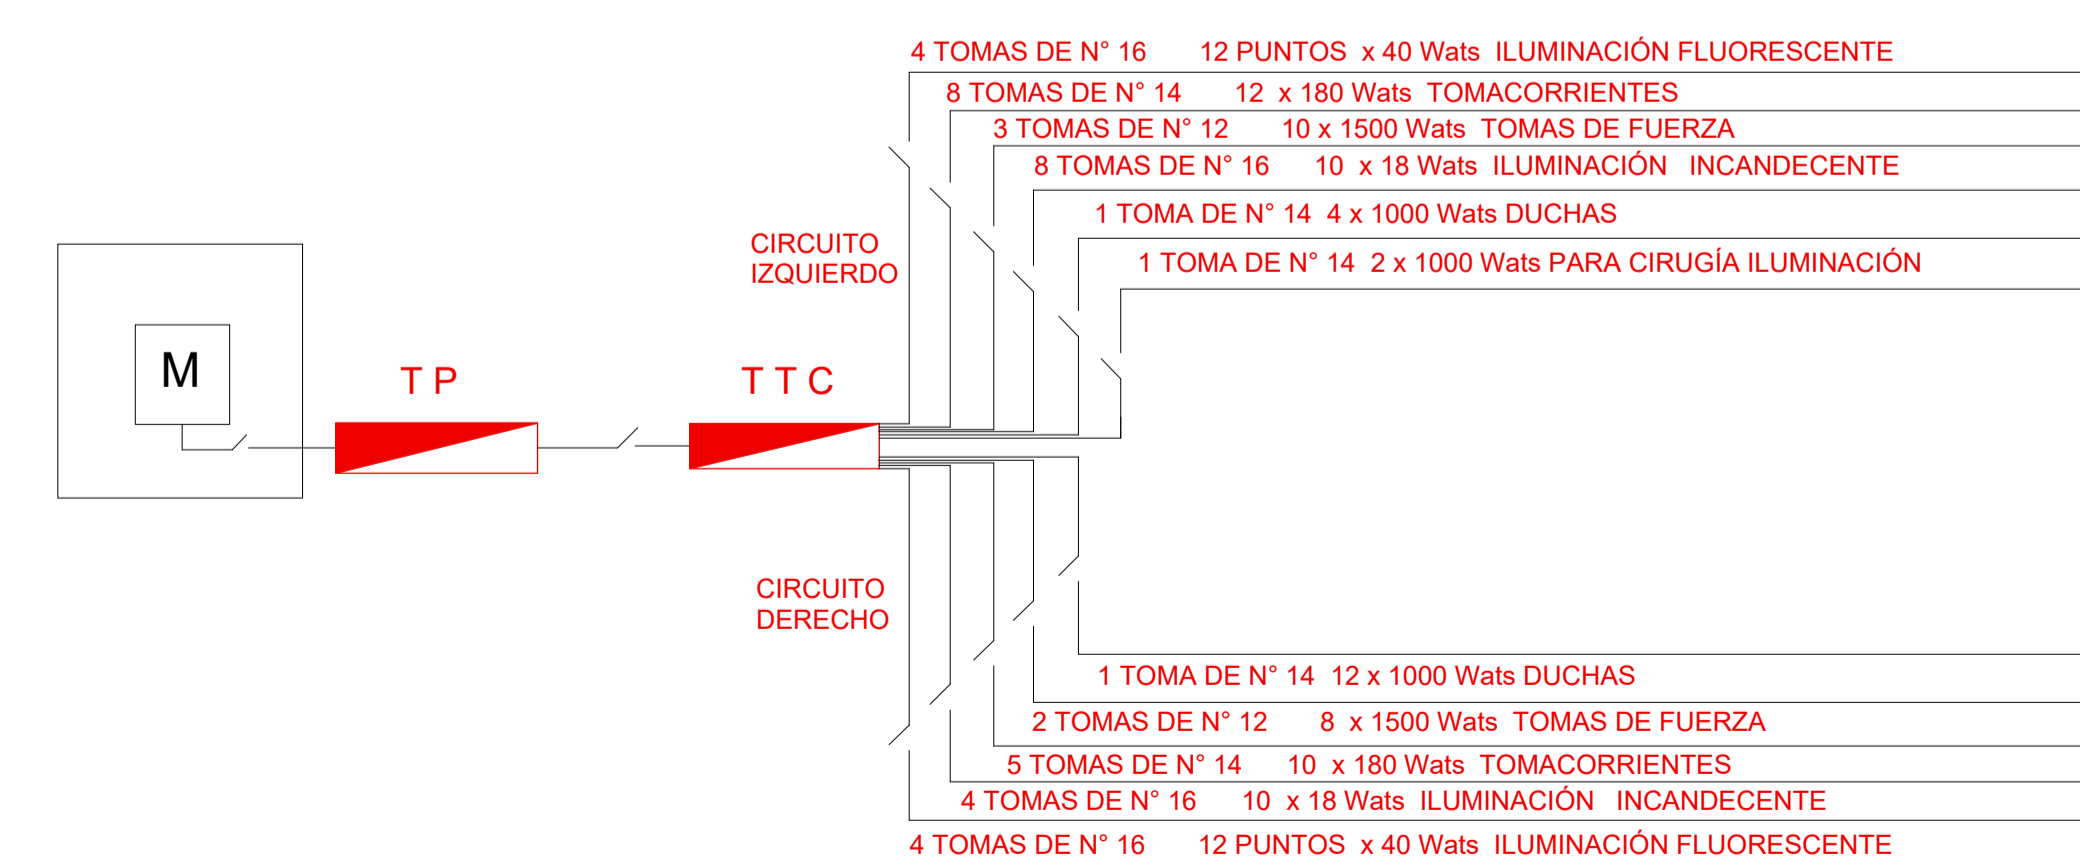

INSTALACIONES ELÉCTRICAS - PLANTA ALTA

ESCALA: 1.100



UNIVERSIDAD
AUTÓNOMA " JUAN
MISAEAL SARACHO "

FACULTAD DE
CIENCIAS Y
TECNOLOGÍA

CARRERA:
ARQUITECTURA Y
URBANISMO

PROYECTO:
DISEÑO
ARQUITECTÓNICO
DE UN CENTRO DE
SALUD
INTEGRAL EN EL
DISTRITO
10 DE LA CIUDAD DE
TARIJA

MATERIA:
PROYECTO DE GRADO

ESTUDIANTE :
FABIOLA BALDIVIEZO
SANCHEZ

DOCENTE :
ARQ. PATRICIO
ALEJANDRO
SANJINES
URIBE

FECHA: JULIO DEL
2022

LÁMINA: 15



REFERENCIAS

INSTALACIÓN AIRE ACONDICIONADO

DESCRIPCIÓN	SÍMBOLO	CODIFICACIÓN
SILENCIADOR DE RUIDOS		
FILTRO DE AIRE		
EQUIPO DE CALOR FRIO		
CELOSIA		
BOMBA DE CALOR		
SALIDA DE AIRE REJILLA		IE-6
CONDUCTO DE AIRE		IE-7
TOBERAS DE HUMIFICACIÓN		IE-8

REFERENCIAS

CALEFACCION (INSTALACION DE GAS)

DESCRIPCIÓN	SÍMBOLO	CODIFICACIÓN
MEDIDOR		M
RADIADORES		IE-9

INSTALACIONES ESPECIALES - PLANTA BAJA

ESCALA: 1.100