



UNIVERSIDAD
AUTÓNOMA " JUAN
MISAEI SARACHO "

FACULTAD DE
CIENCIAS Y
TECNOLOGÍA

CARRERA:
ARQUITECTURA Y
URBANISMO

PROYECTO:
DISEÑO
ARQUITECTÓNICO
DE UN CENTRO DE
SALUD
INTEGRAL EN EL
DISTRITO
10 DE LA CIUDAD DE
TARIJA



MATERIA:
PROYECTO DE GRADO

ESTUDIANTE :
FABIOLA BALDIVIEZO
SANCHEZ

DOCENTE :
ARQ. PATRICIO
ALEJANDRO
SANJINES
URIBE

FECHA: JULIO DEL
2022

LÁMINA: 15.1

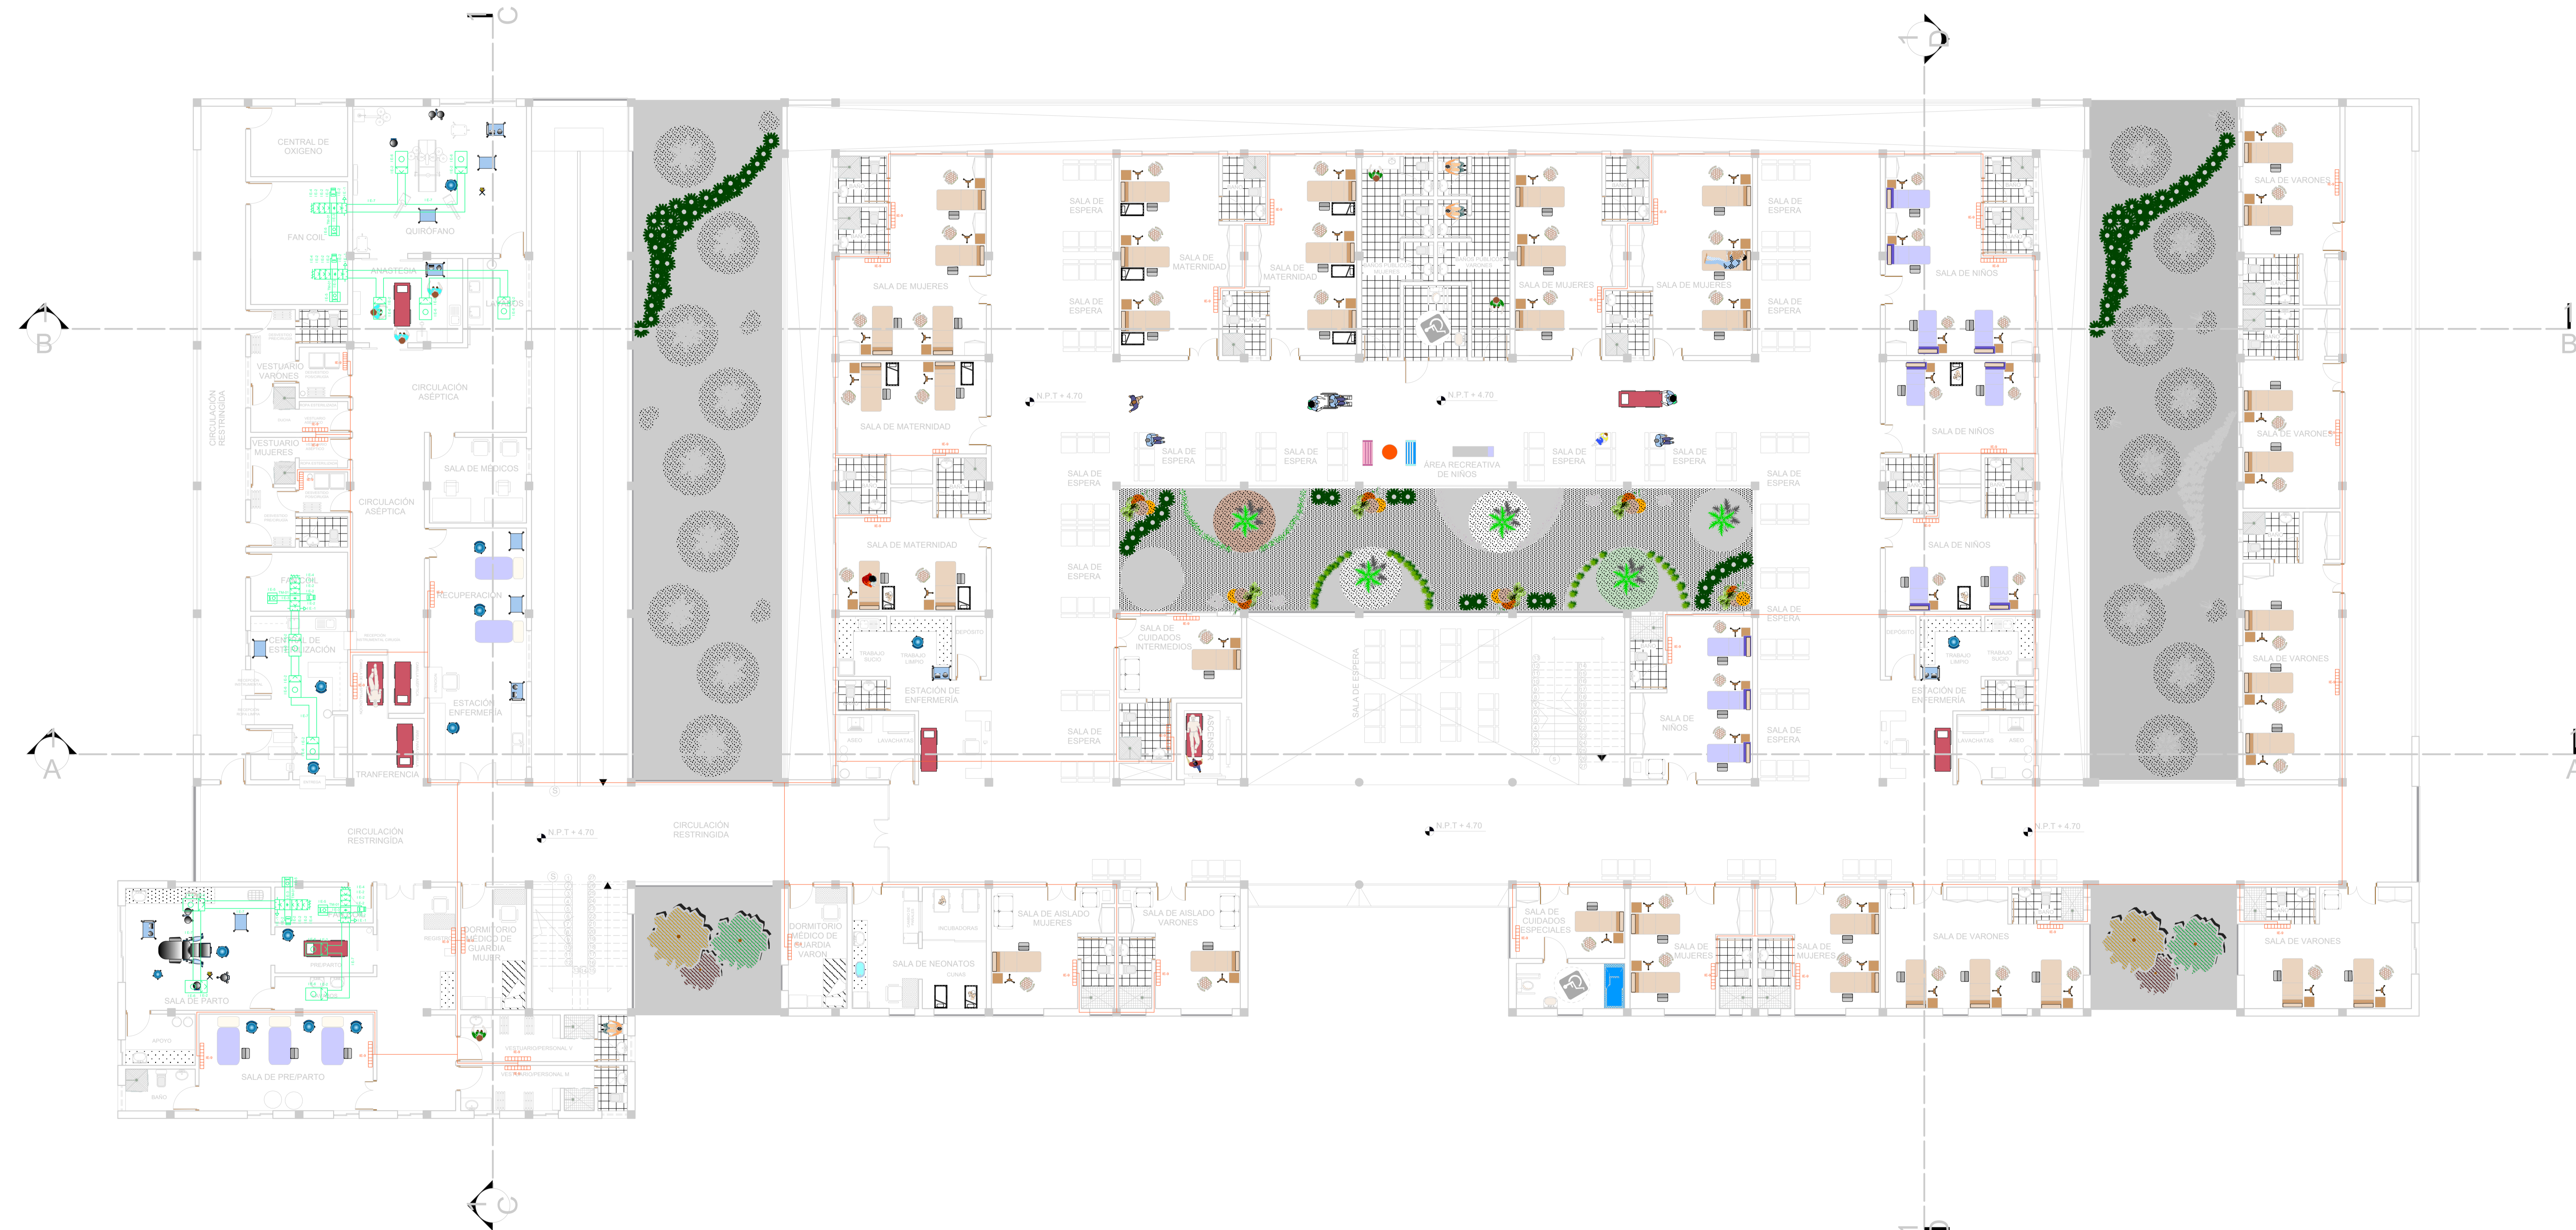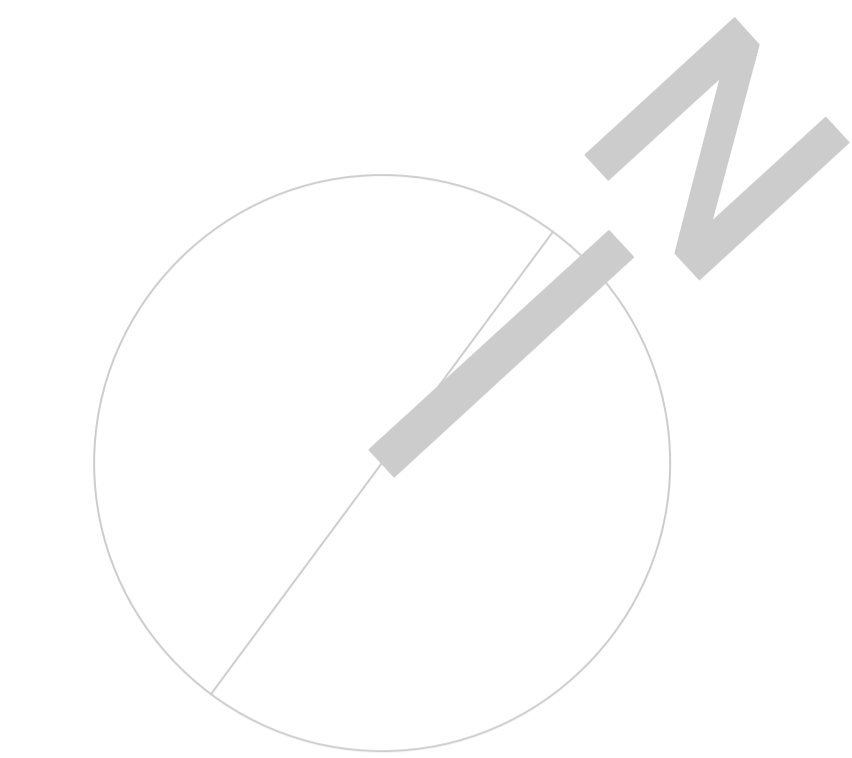

REFERENCIAS

INSTALACION AIRE ACONDICIONADO

DESCRIPCIÓN	SÍMBOLO	CODIFICACIÓN
SILENCIADOR DE RUIDOS		IE-1
FILTRO DE AIRE		IE-2
EQUIPO DE CALOR FRIO		IE-3
CELOSIA		IE-4
BOMBA DE CALOR		IE-5
SALIDA DE AIRE REJILLA		IE-6
CONDUCTO DE AIRE		IE-7
TOBERAS DE HUMIFICACIÓN		IE-8


REFERENCIAS

CALEFACCION (INSTALACION DE GAS)

DESCRIPCIÓN	SÍMBOLO	CODIFICACIÓN
MEDIDOR		M
RADIADORES		IE-9

INSTALACIONES ESPECIALES - PLANTA ALTA

ESCALA: 1.100

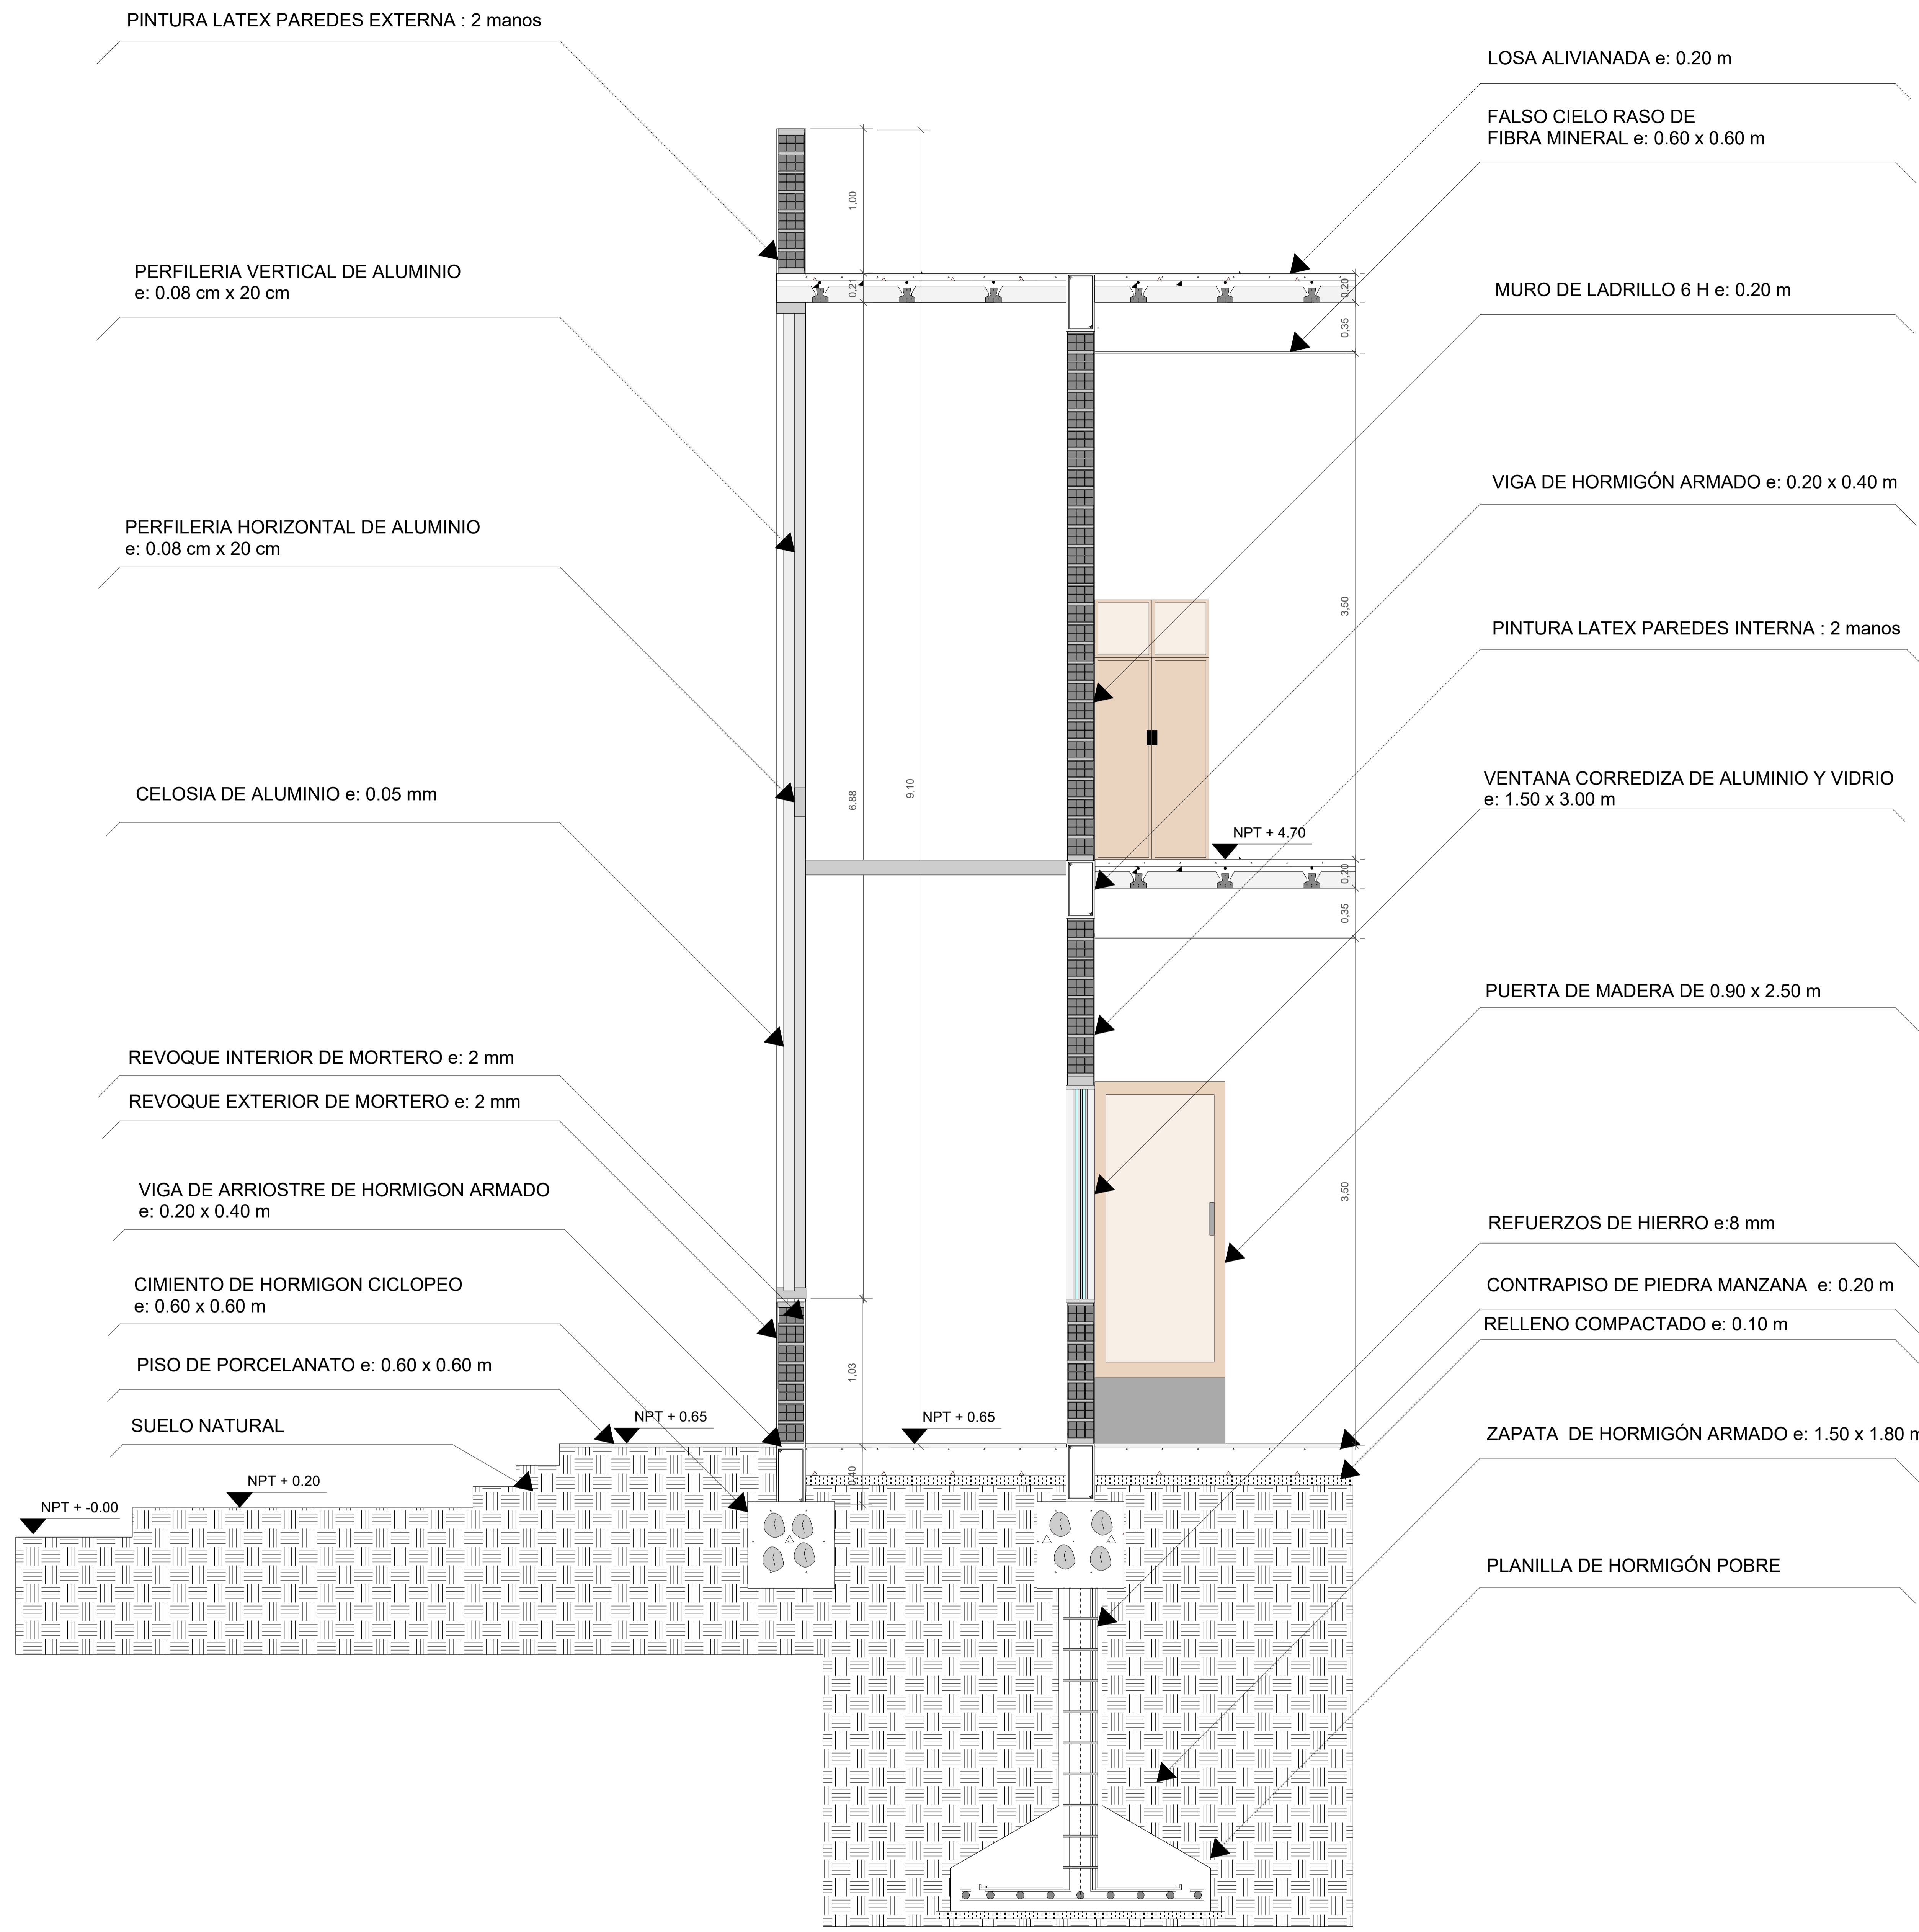

CORTE DE BORDE
ESCALA:1:20

DETALLES CONSTRUCTIVOS Y CORTE DE BORDE
ESCALA: INDICADA