

## INSTALACION AGUA POTABLE PLANTA ALTA

Escala 1:200

Lamina:

UNIVERSIDAD AUTONOMA JUAN MISAEL SARACHO

FACULTAD DE CIENCIAS Y TECNOLOGIA

13.3/24

CARRERA DE ARQUITECTURA Y URBANISMO

PROYECTO DE GRADO


JULIO 2022

DOCENTE: ARQ. SANCHEZ MORALES LUIS JAVIER

ESTUDIANTE: ANGELA NATHALIA ALDAPI MORENO

TEATRO AL AIRE LIBRE EN EL CAMPO FERIAL DE SAN JACINTO - TARIJA



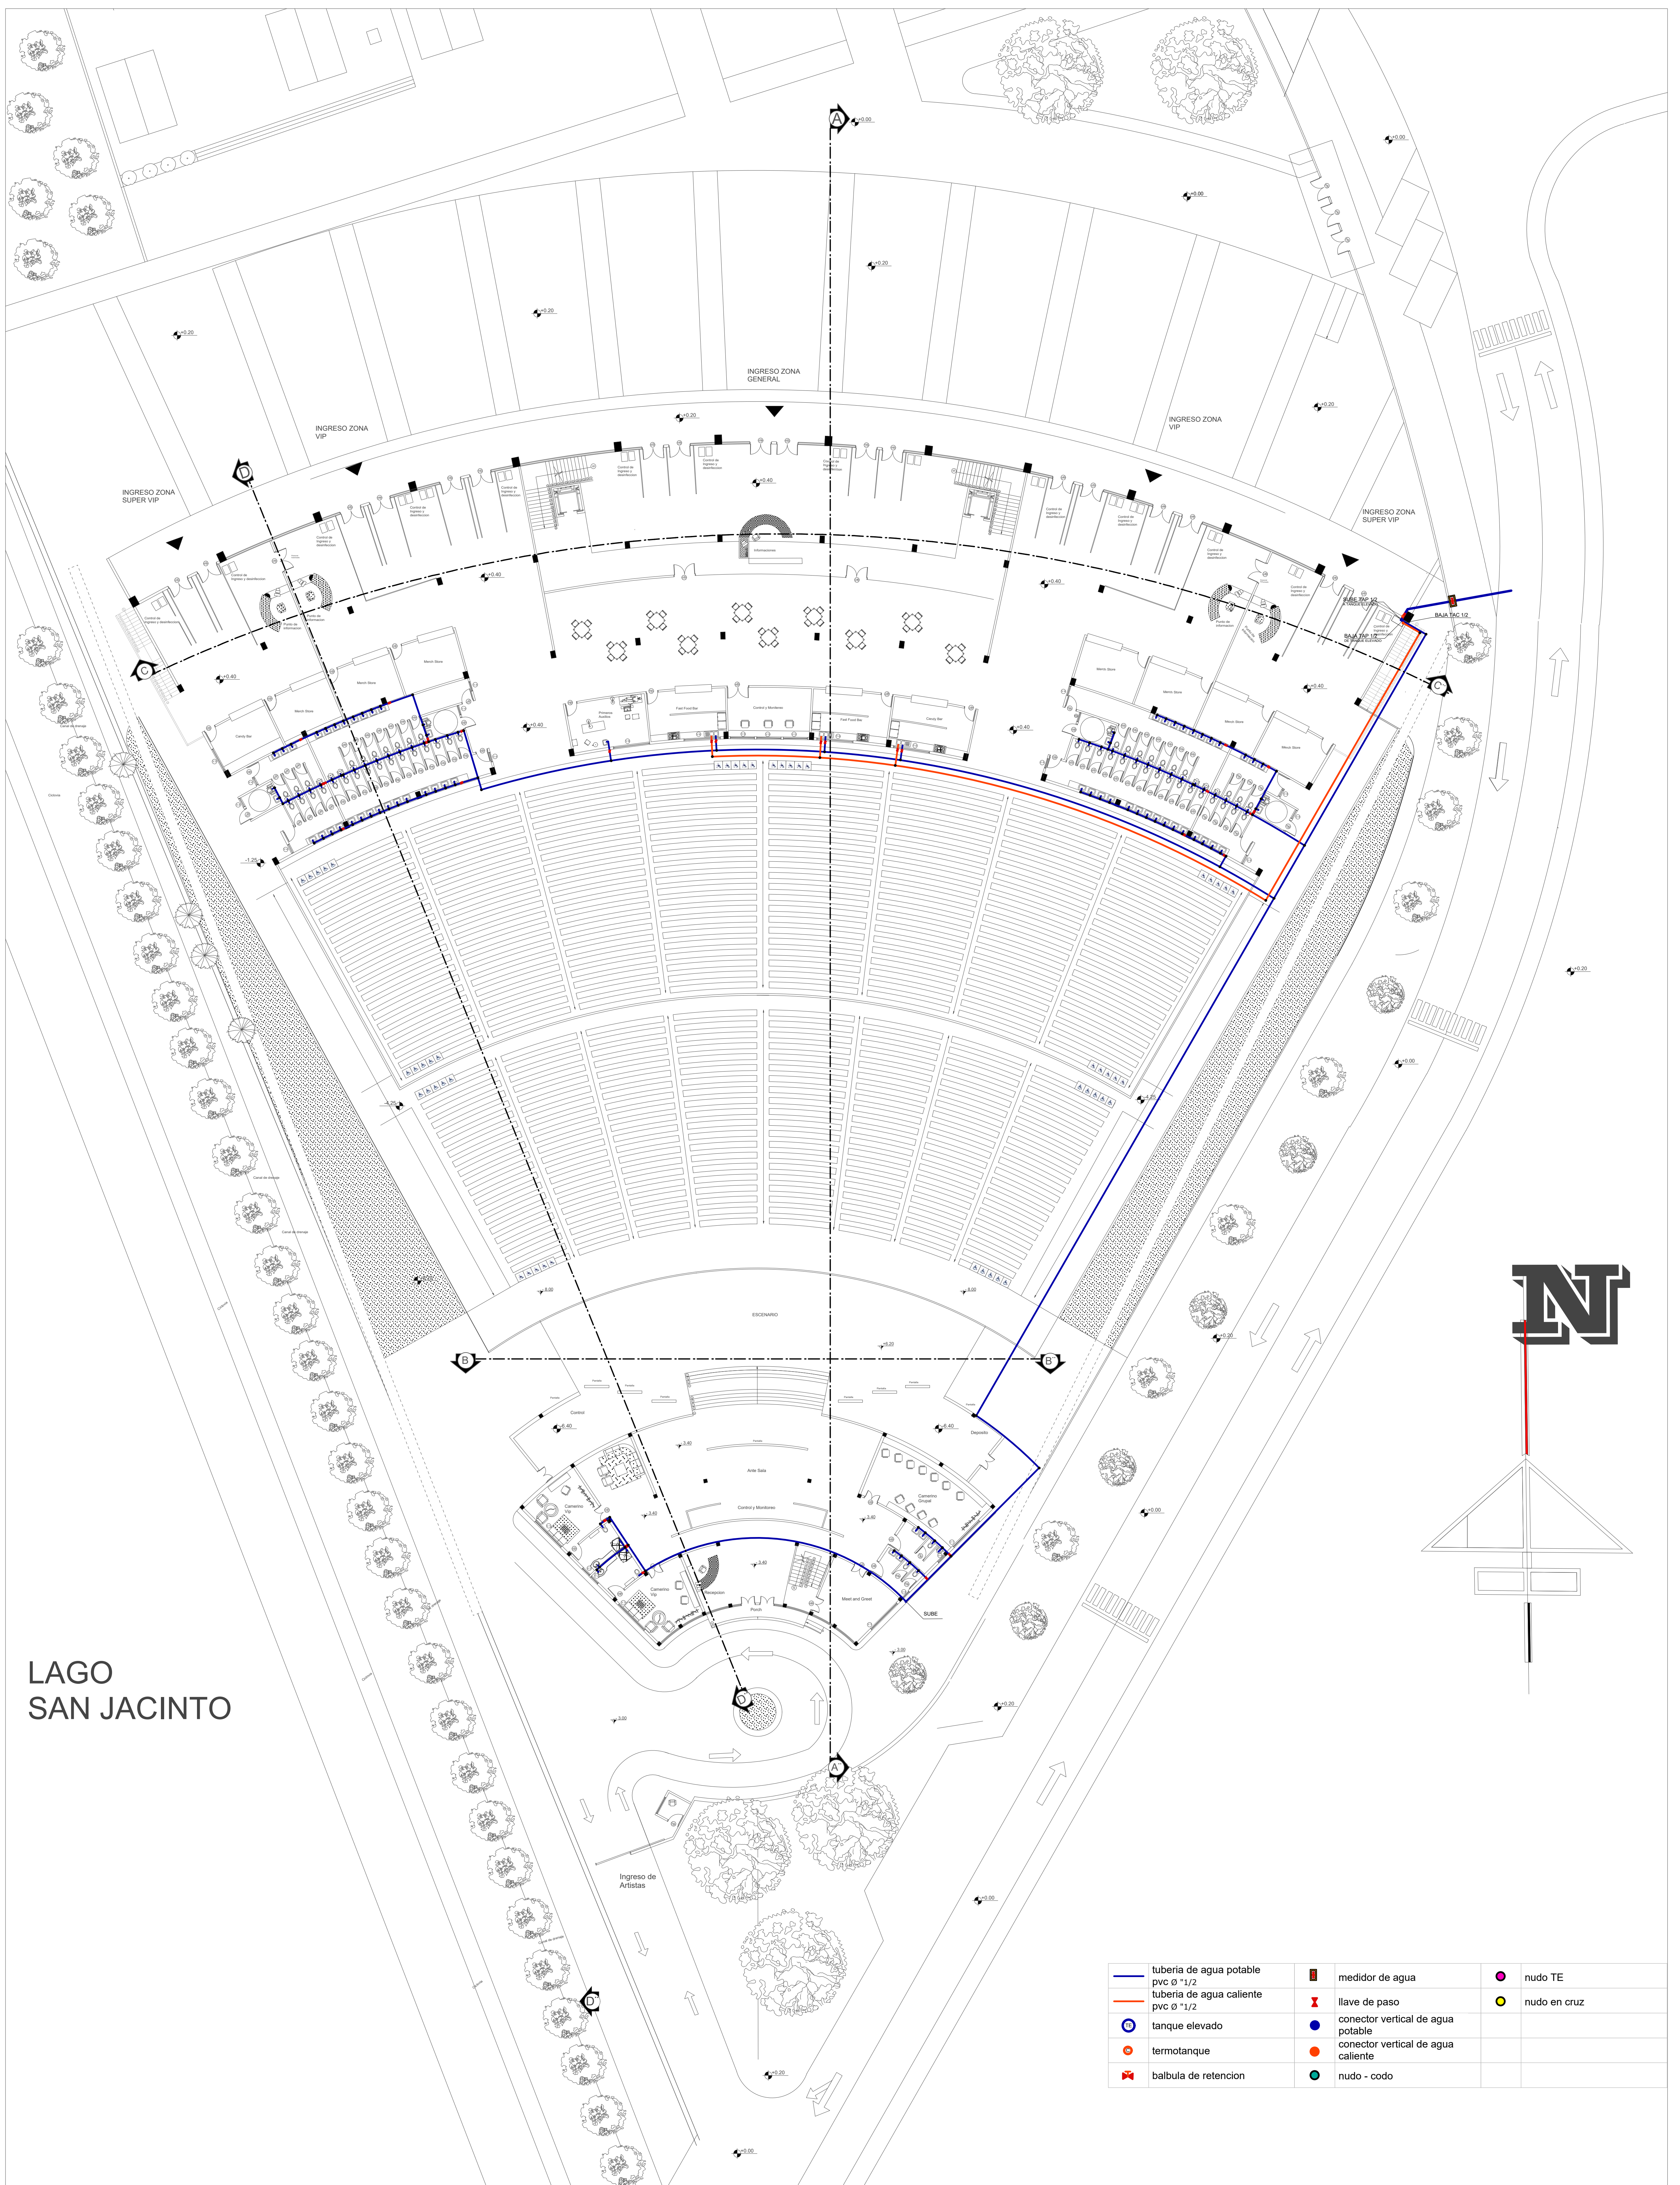


LAGO  
SAN JACINTO

## INSTALACION AGUA POTABLE PLANTA BAJA

Escala 1:200

Lamina:  13.2/24	UNIVERSIDAD AUTONOMA JUAN MISAEL SARACHO	FACULTAD DE CIENCIAS Y TECNOLOGIA	
	CARRERA DE ARQUITECTURA Y URBANISMO	PROYECTO DE GRADO	JULIO 2022
	DOCENTE: ARQ. SANCHEZ MORALES LUIS JAVIER	ESTUDIANTE: ANGELA NATHALIA ALDAPI MORENO	
<b>TEATRO AL AIRE LIBRE EN EL CAMPO FERIAL DE SAN JACINTO - TARIJA</b>			



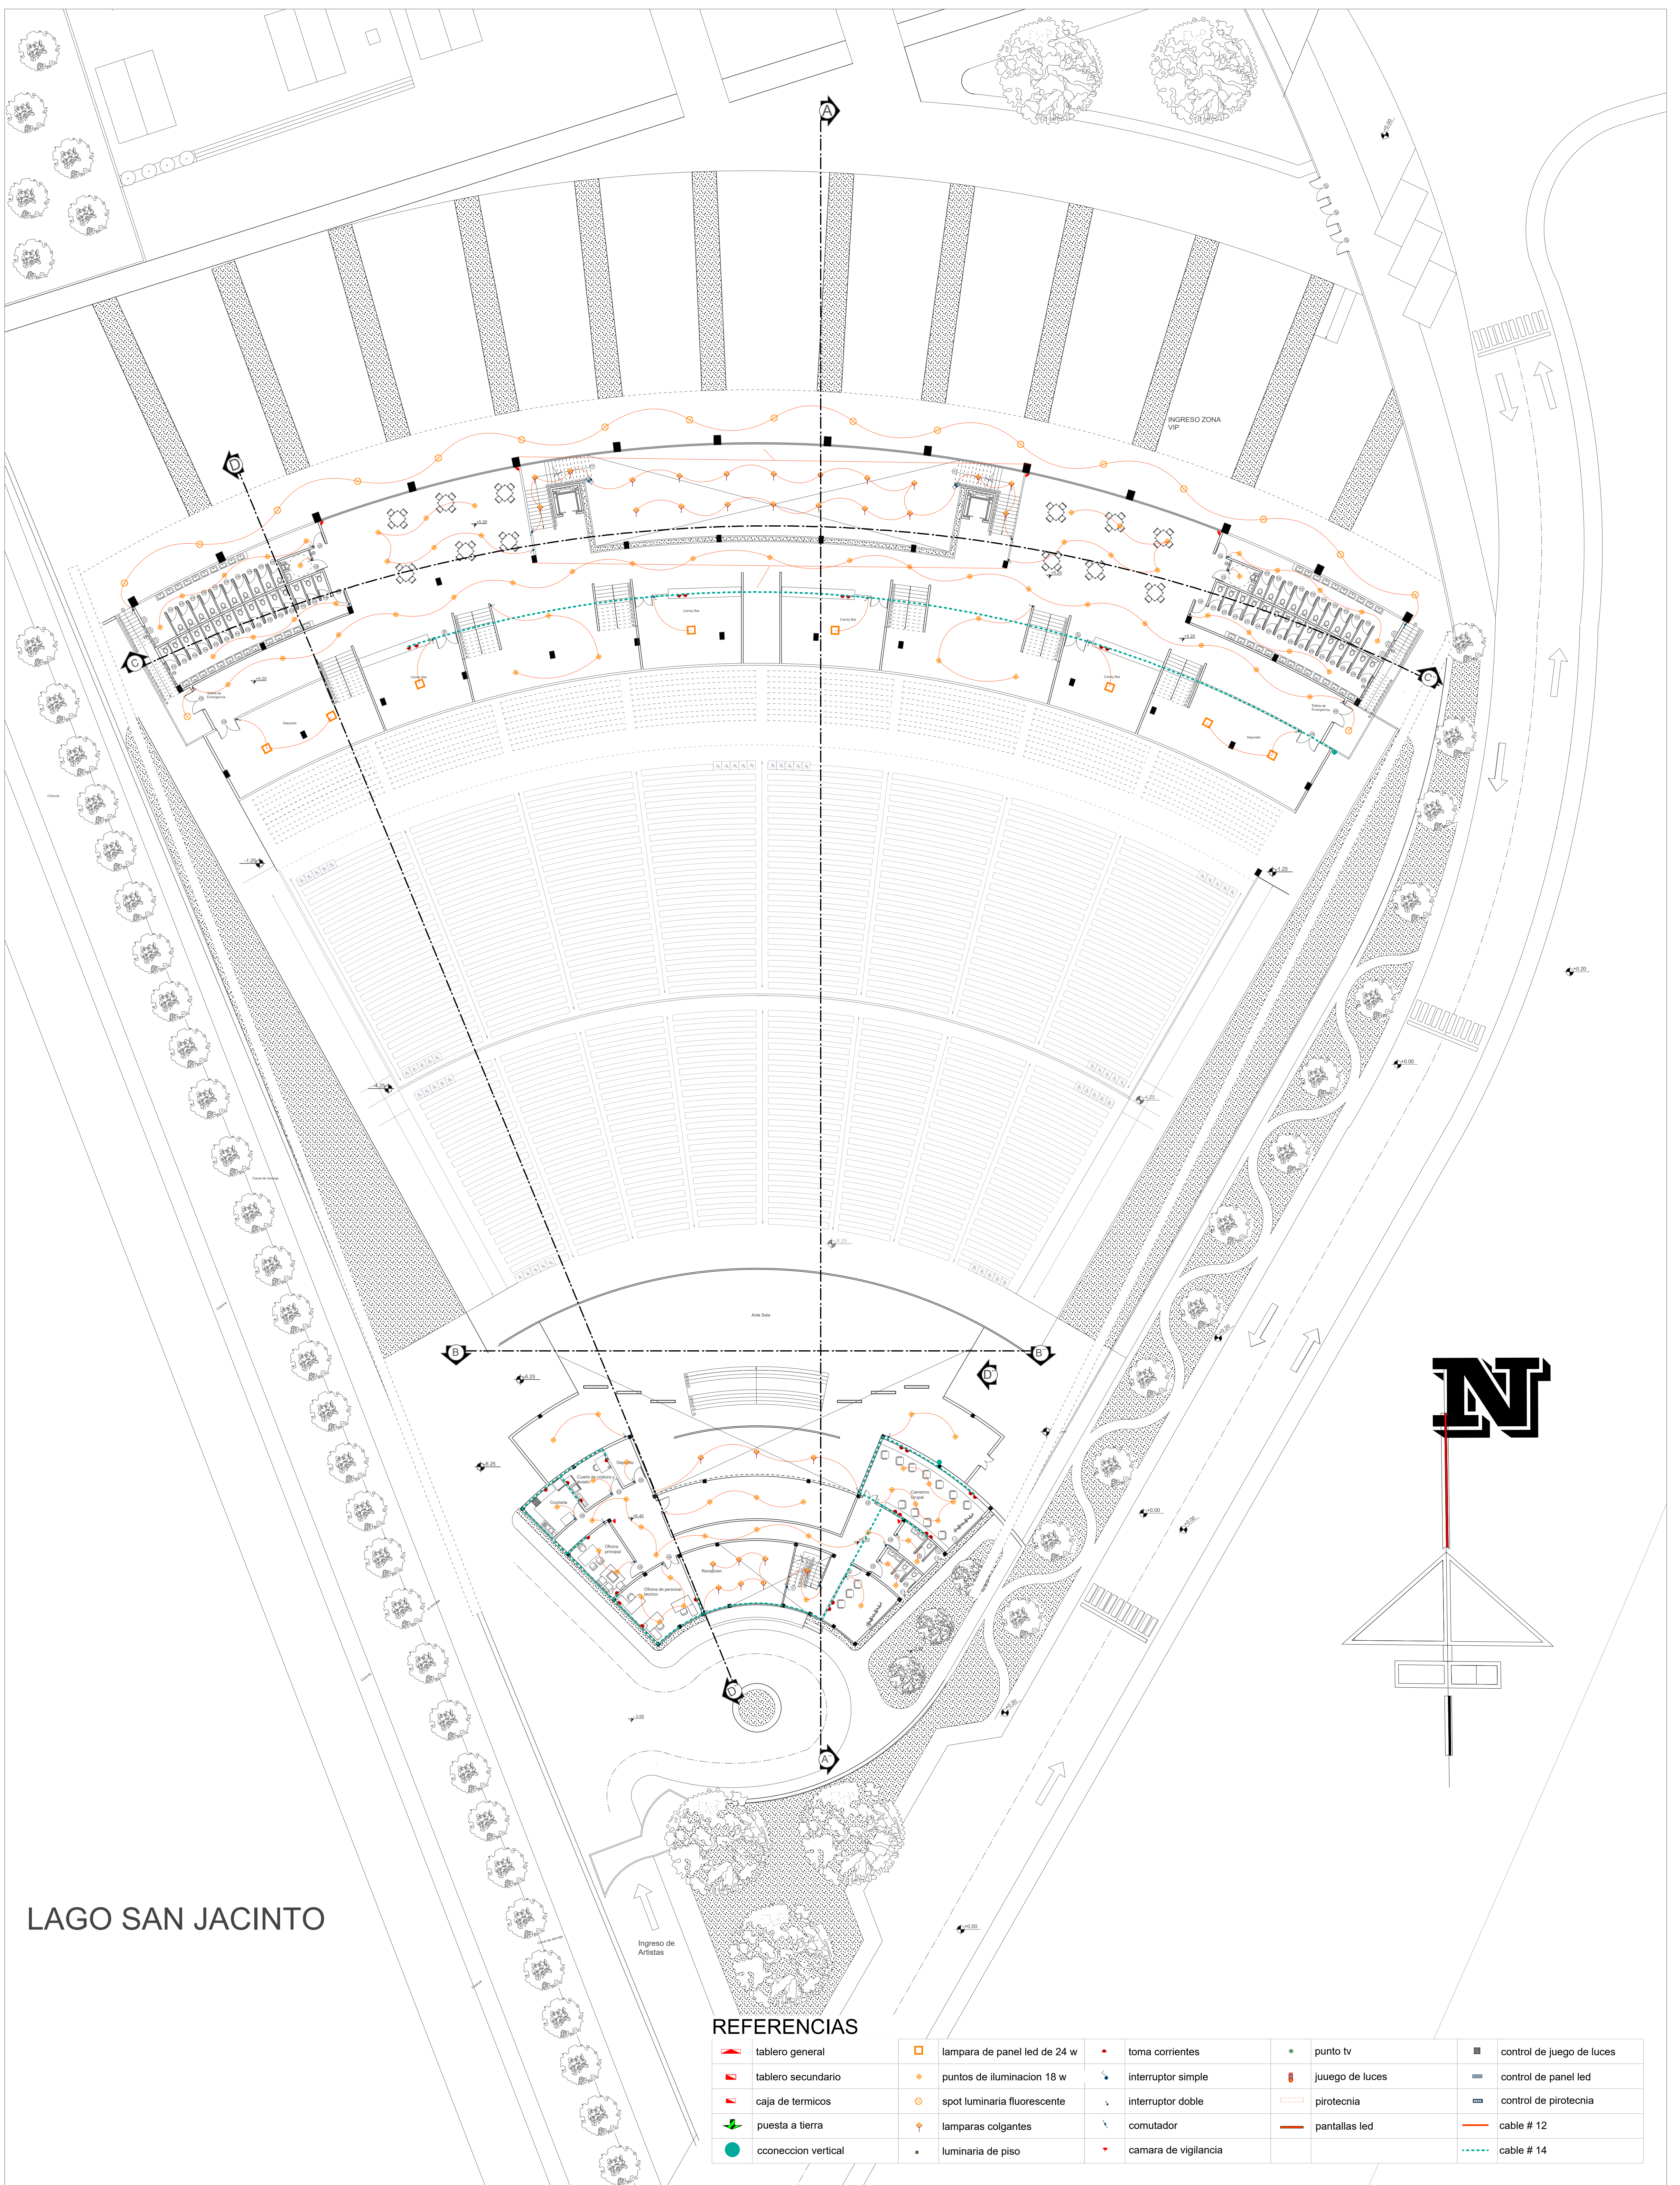

## INSTALACION ELECTRICA PLANTA ALTA

Escala 1:200

Lamina:

UNIVERSIDAD AUTONOMA JUAN MISAEL SARACHO

FACULTAD DE CIENCIAS Y TECNOLOGIA

14.1/24

CARRERA DE ARQUITECTURA Y URBANISMO

PROYECTO DE GRADO


JULIO 2022

DOCENTE: ARQ. SANCHEZ MORALES LUIS JAVIER

ESTUDIANTE: ANGELA NATHALIA ALDAPI MORENO

TEATRO AL AIRE LIBRE EN EL CAMPO FERIA DE SAN JACINTO - TARIJA



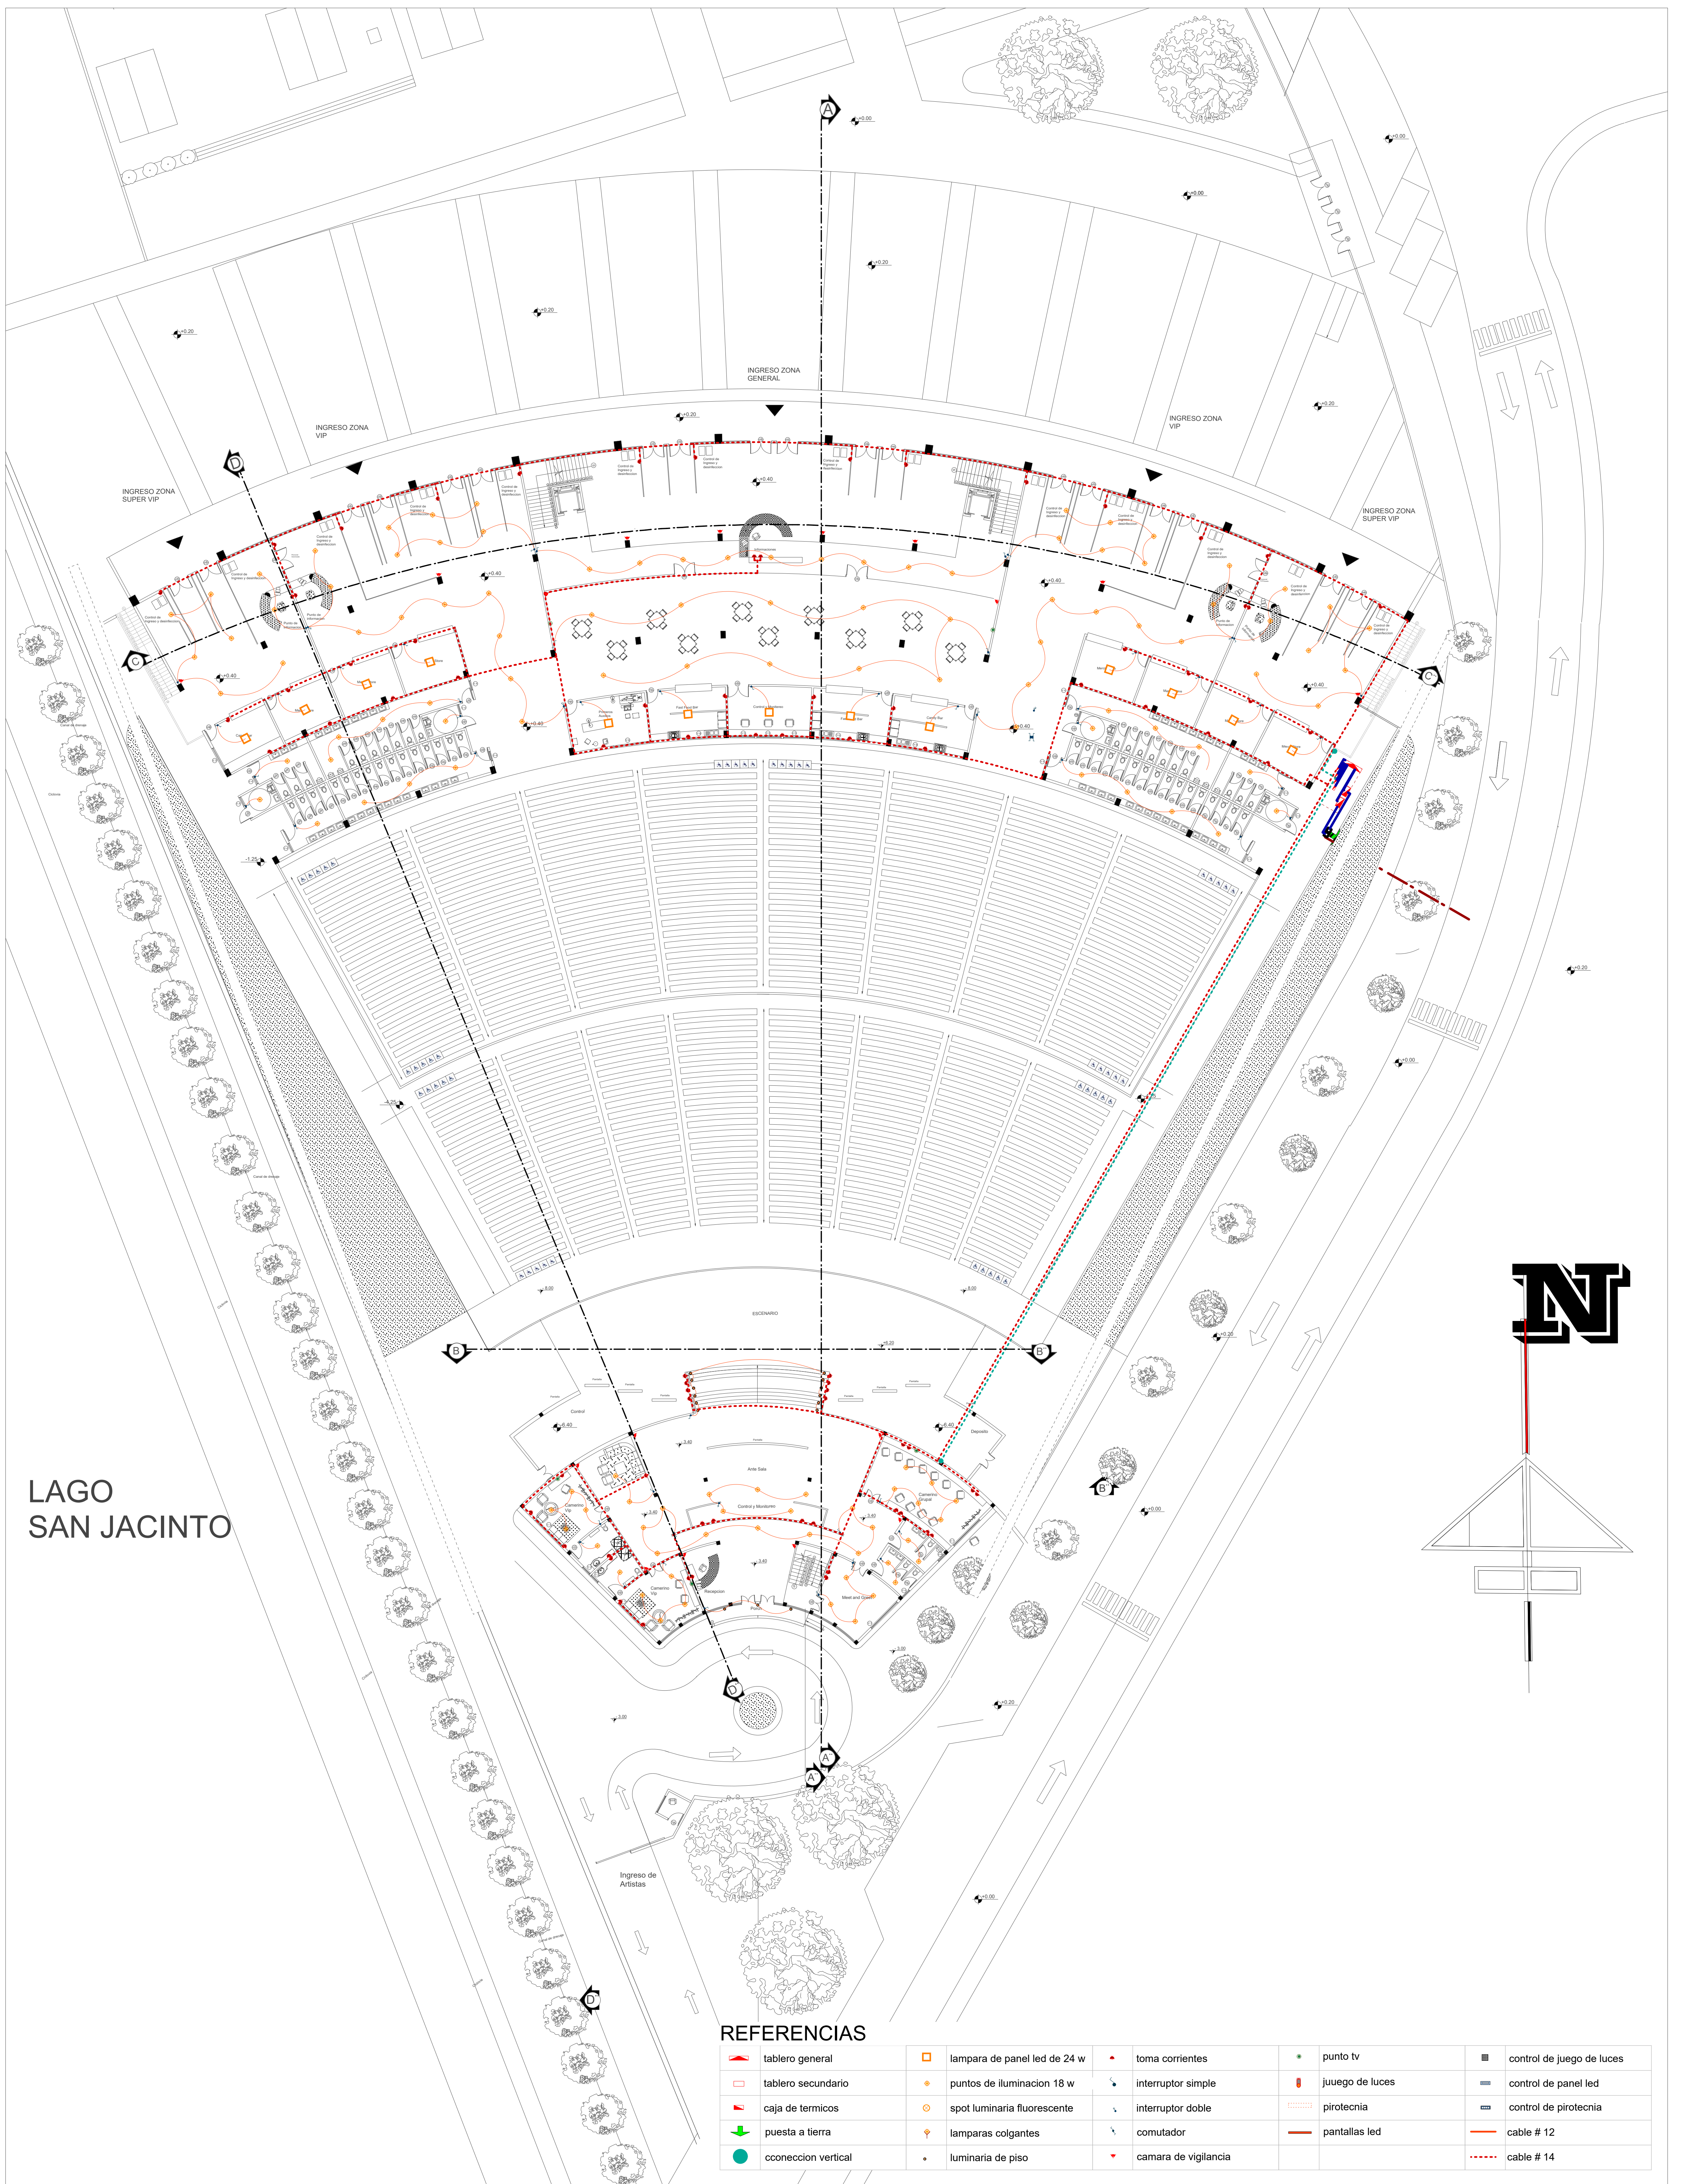

# INSTALACION ELECTRICA PLANTA BAJA

Escala 1:200

Lamina:

14/24

UNIVERSIDAD AUTONOMA JUAN MISAEL SARACHO

CARRERA DE ARQUITECTURA Y URBANISMO

DOCENTE: ARQ. SANCHEZ MORALES LUIS JAVIER

FACULTAD DE CIENCIAS Y TECNOLOGIA


PROYECTO DE GRADO

JULIO 2022

ESTUDIANTE: ANGELA NATHALIA ALDAPI MORENO

**TEATRO AL AIRE LIBRE EN EL CAMPO FERIAL DE SAN JACINTO - TARIJA**



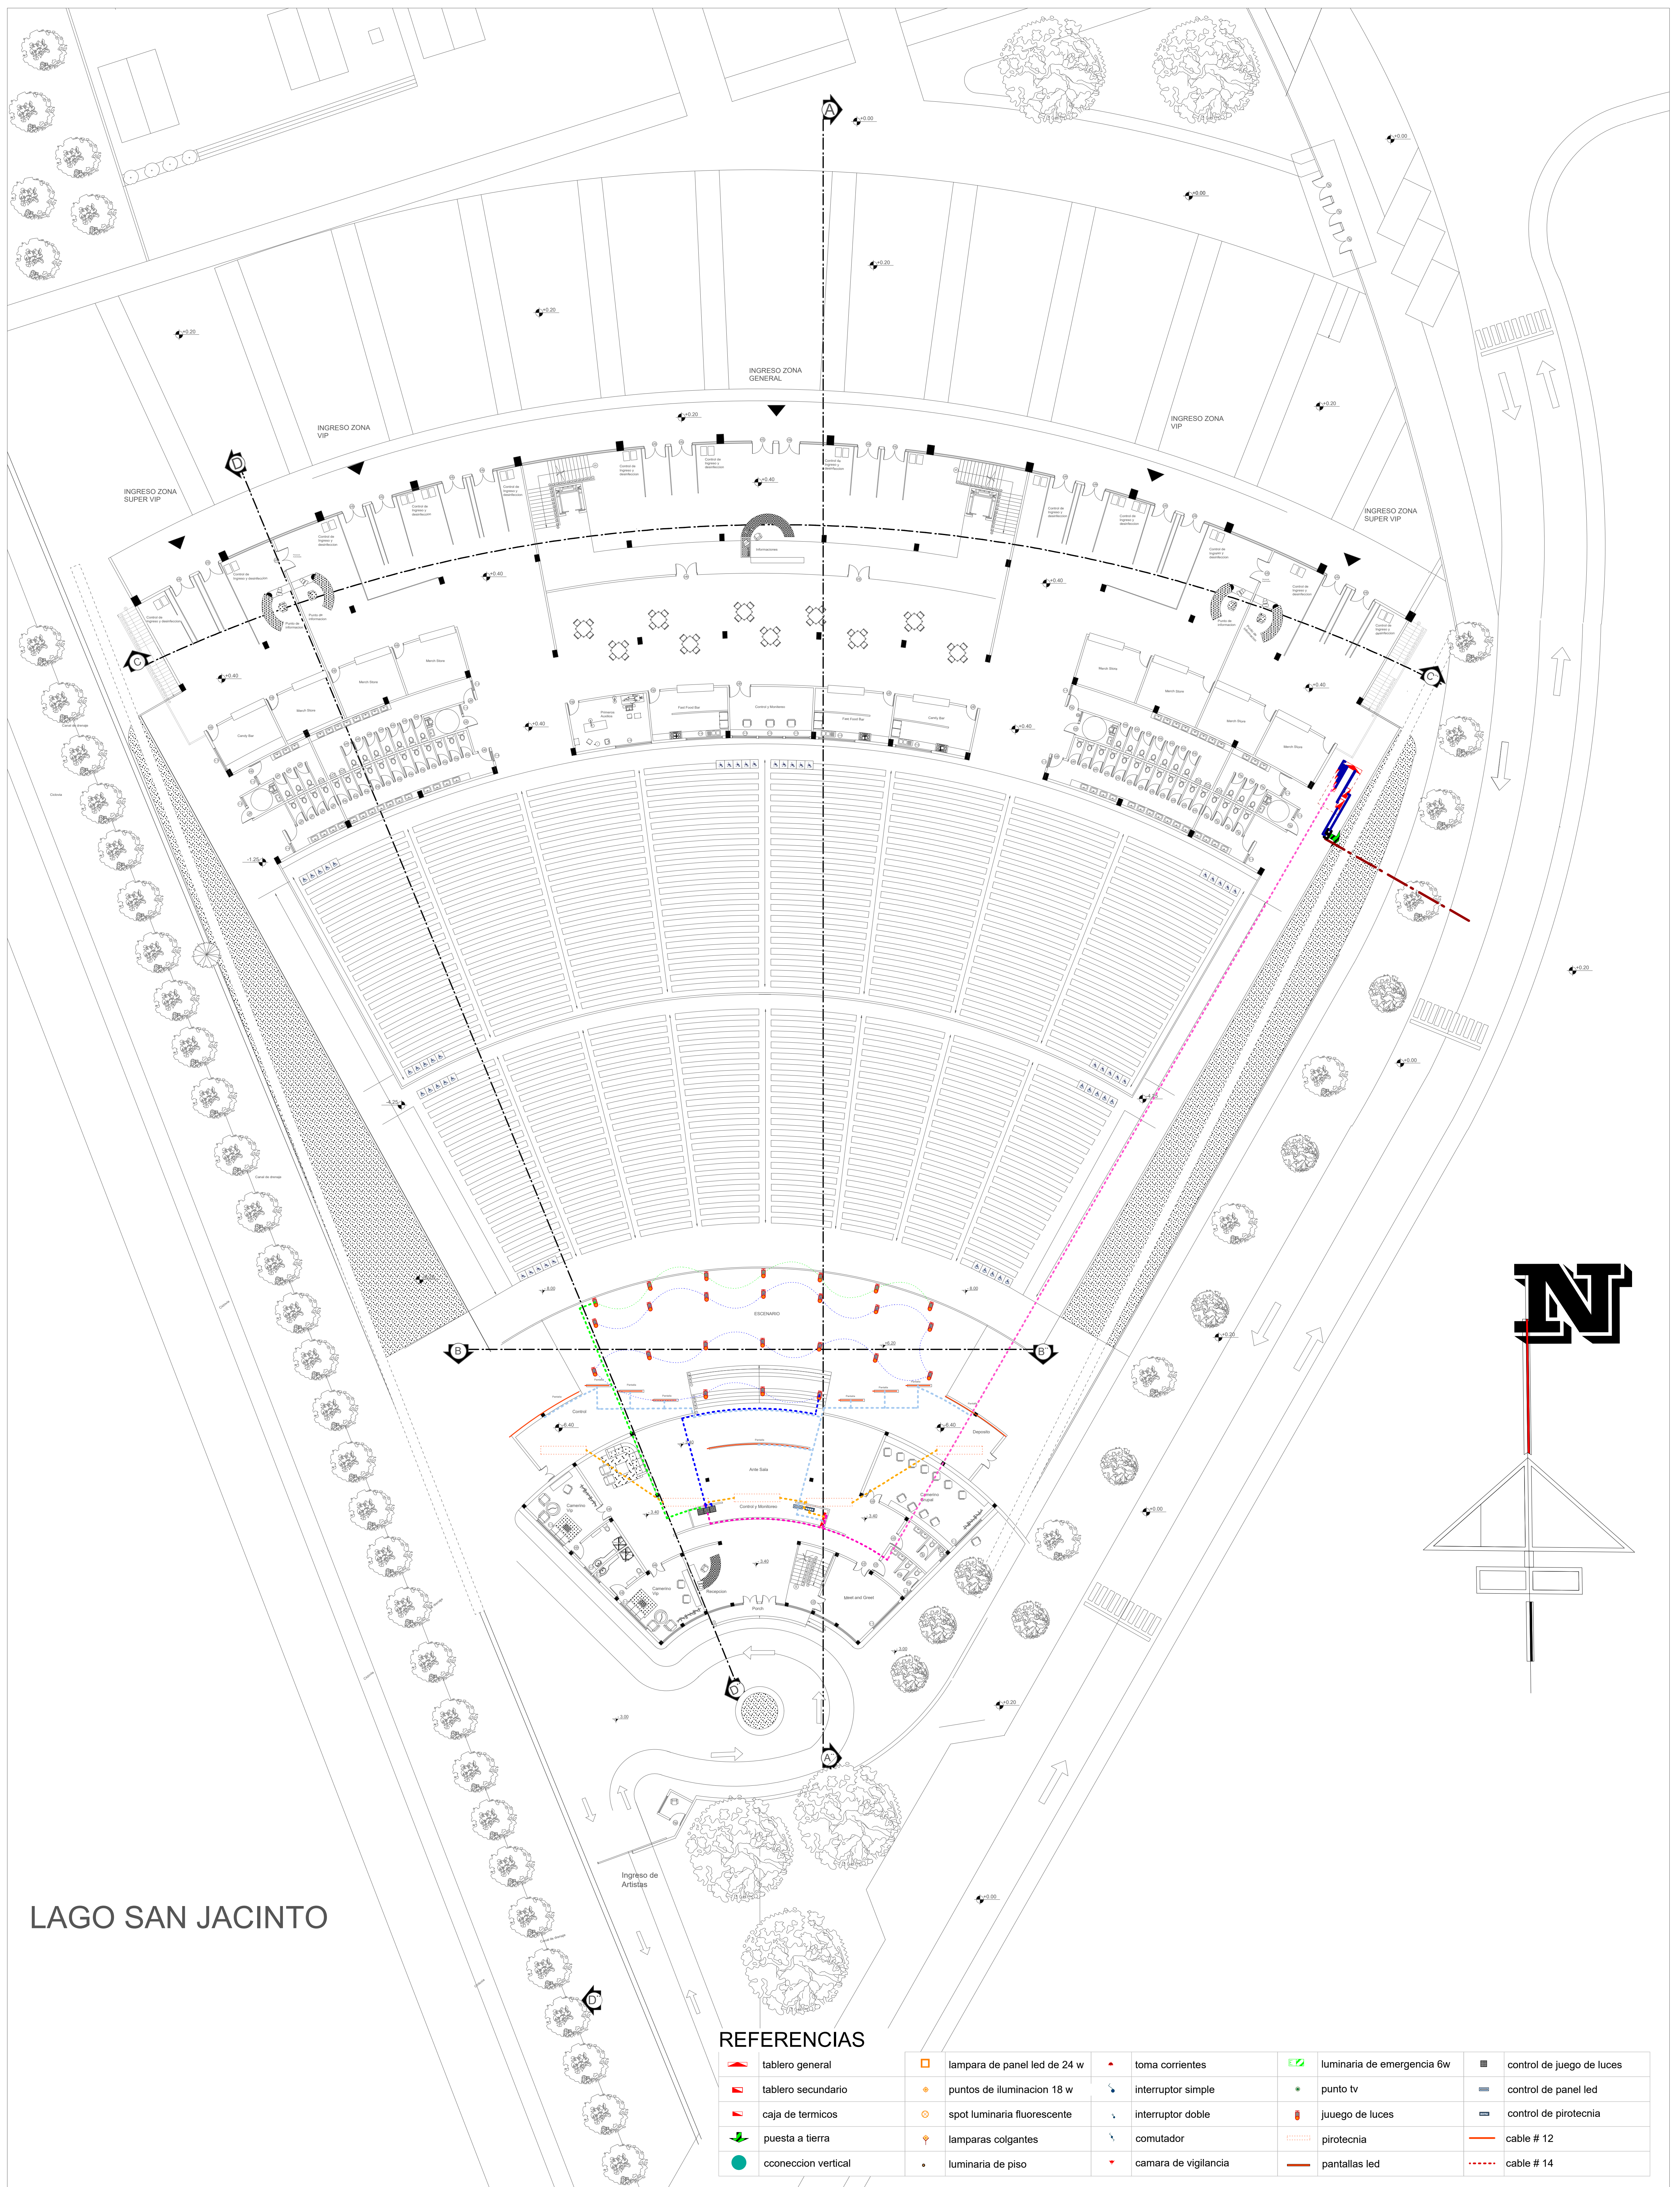

LAGO SAN JACINTO

REFERENCIAS

	tablero general		lampara de panel led de 24 w		toma corrientes		luminaria de emergencia 6w		control de juego de luces
	tablero secundario		puntos de iluminacion 18 w		interruptor simple		punto tv		control de panel led
	caja de termicos		spot luminaria fluorescente		interruptor doble		juego de luces		control de pirotecnia
	puesta a tierra		lamparas colgantes		comutador		pirotecnia		cable # 12
	conexcion vertical		luminaria de piso		camara de vigilancia		pantallas led		cable # 14

**INSTALACION ESPECIAL SISTEMA DE LUCES LED**

Escala 1:200

Lamina:

15/24

UNIVERSIDAD AUTONOMA JUAN MISAEL SARACHO

CARRERA DE ARQUITECTURA Y URBANISMO

DOCENTE: ARQ. SANCHEZ MORALES LUIS JAVIER

FACULTAD DE CIENCIAS Y TECNOLOGIA

PROYECTO DE GRADO

JULIO 2022

ESTUDIANTE: ANGELA NATHALIA ALDAPI MORENO

**TEATRO AL AIRE LIBRE EN EL CAMPO FERIAL DE SAN JACINTO - TARIJA**

