

**PLANO DE INSTALACIÓN DE CAMARAS DE VIGILANCIA,
CONTRA INCENDIOS Y WIFI PLANTA ALTA**

ESCALA: 1:100

REFERENCIAS	
INSTALACION DE SEGURIDAD	
	CAMARA IP - INALAMBIRICA
	EXTINGUIDOR
	RADIO DE ALCANCE

REFERENCIAS	
INSTALACION DE LAN Y WI - FI	
	BAJANTE DE ANTENA WI - MAX
	CAJA DE RADIO MODEM Y ROUTER LOCAL
	ROUTER INALAMBIRICO WI - FI
	LINEA DE RED LOCAL (LAN)
	PERIMETRO DE COBERTURA

FACULTAD DE CIENCIAS Y TECNOLOGIA

**ARQUITECTURA
Y URBANISMO**



**PROYECTO : MERCADO MUNICIPAL DEL PESCADO
" TARIJA - DISTRITO 7 "**


GRUPO: **FECHA:** 27 / 02 / 2020

PLANO: INSTALACIÓN ESPECIALES Y/O ESPECIFICAS **ESCALA:** 1:100 **LAMINA:** 15/3

MATERIA: PROYECTO DE GRADO

DOCENTE: ARQ. PATRICIO A. SANJINES URIBE.



UNIVERSITARIO: GABRIEL RODRIGO HIGUERAS

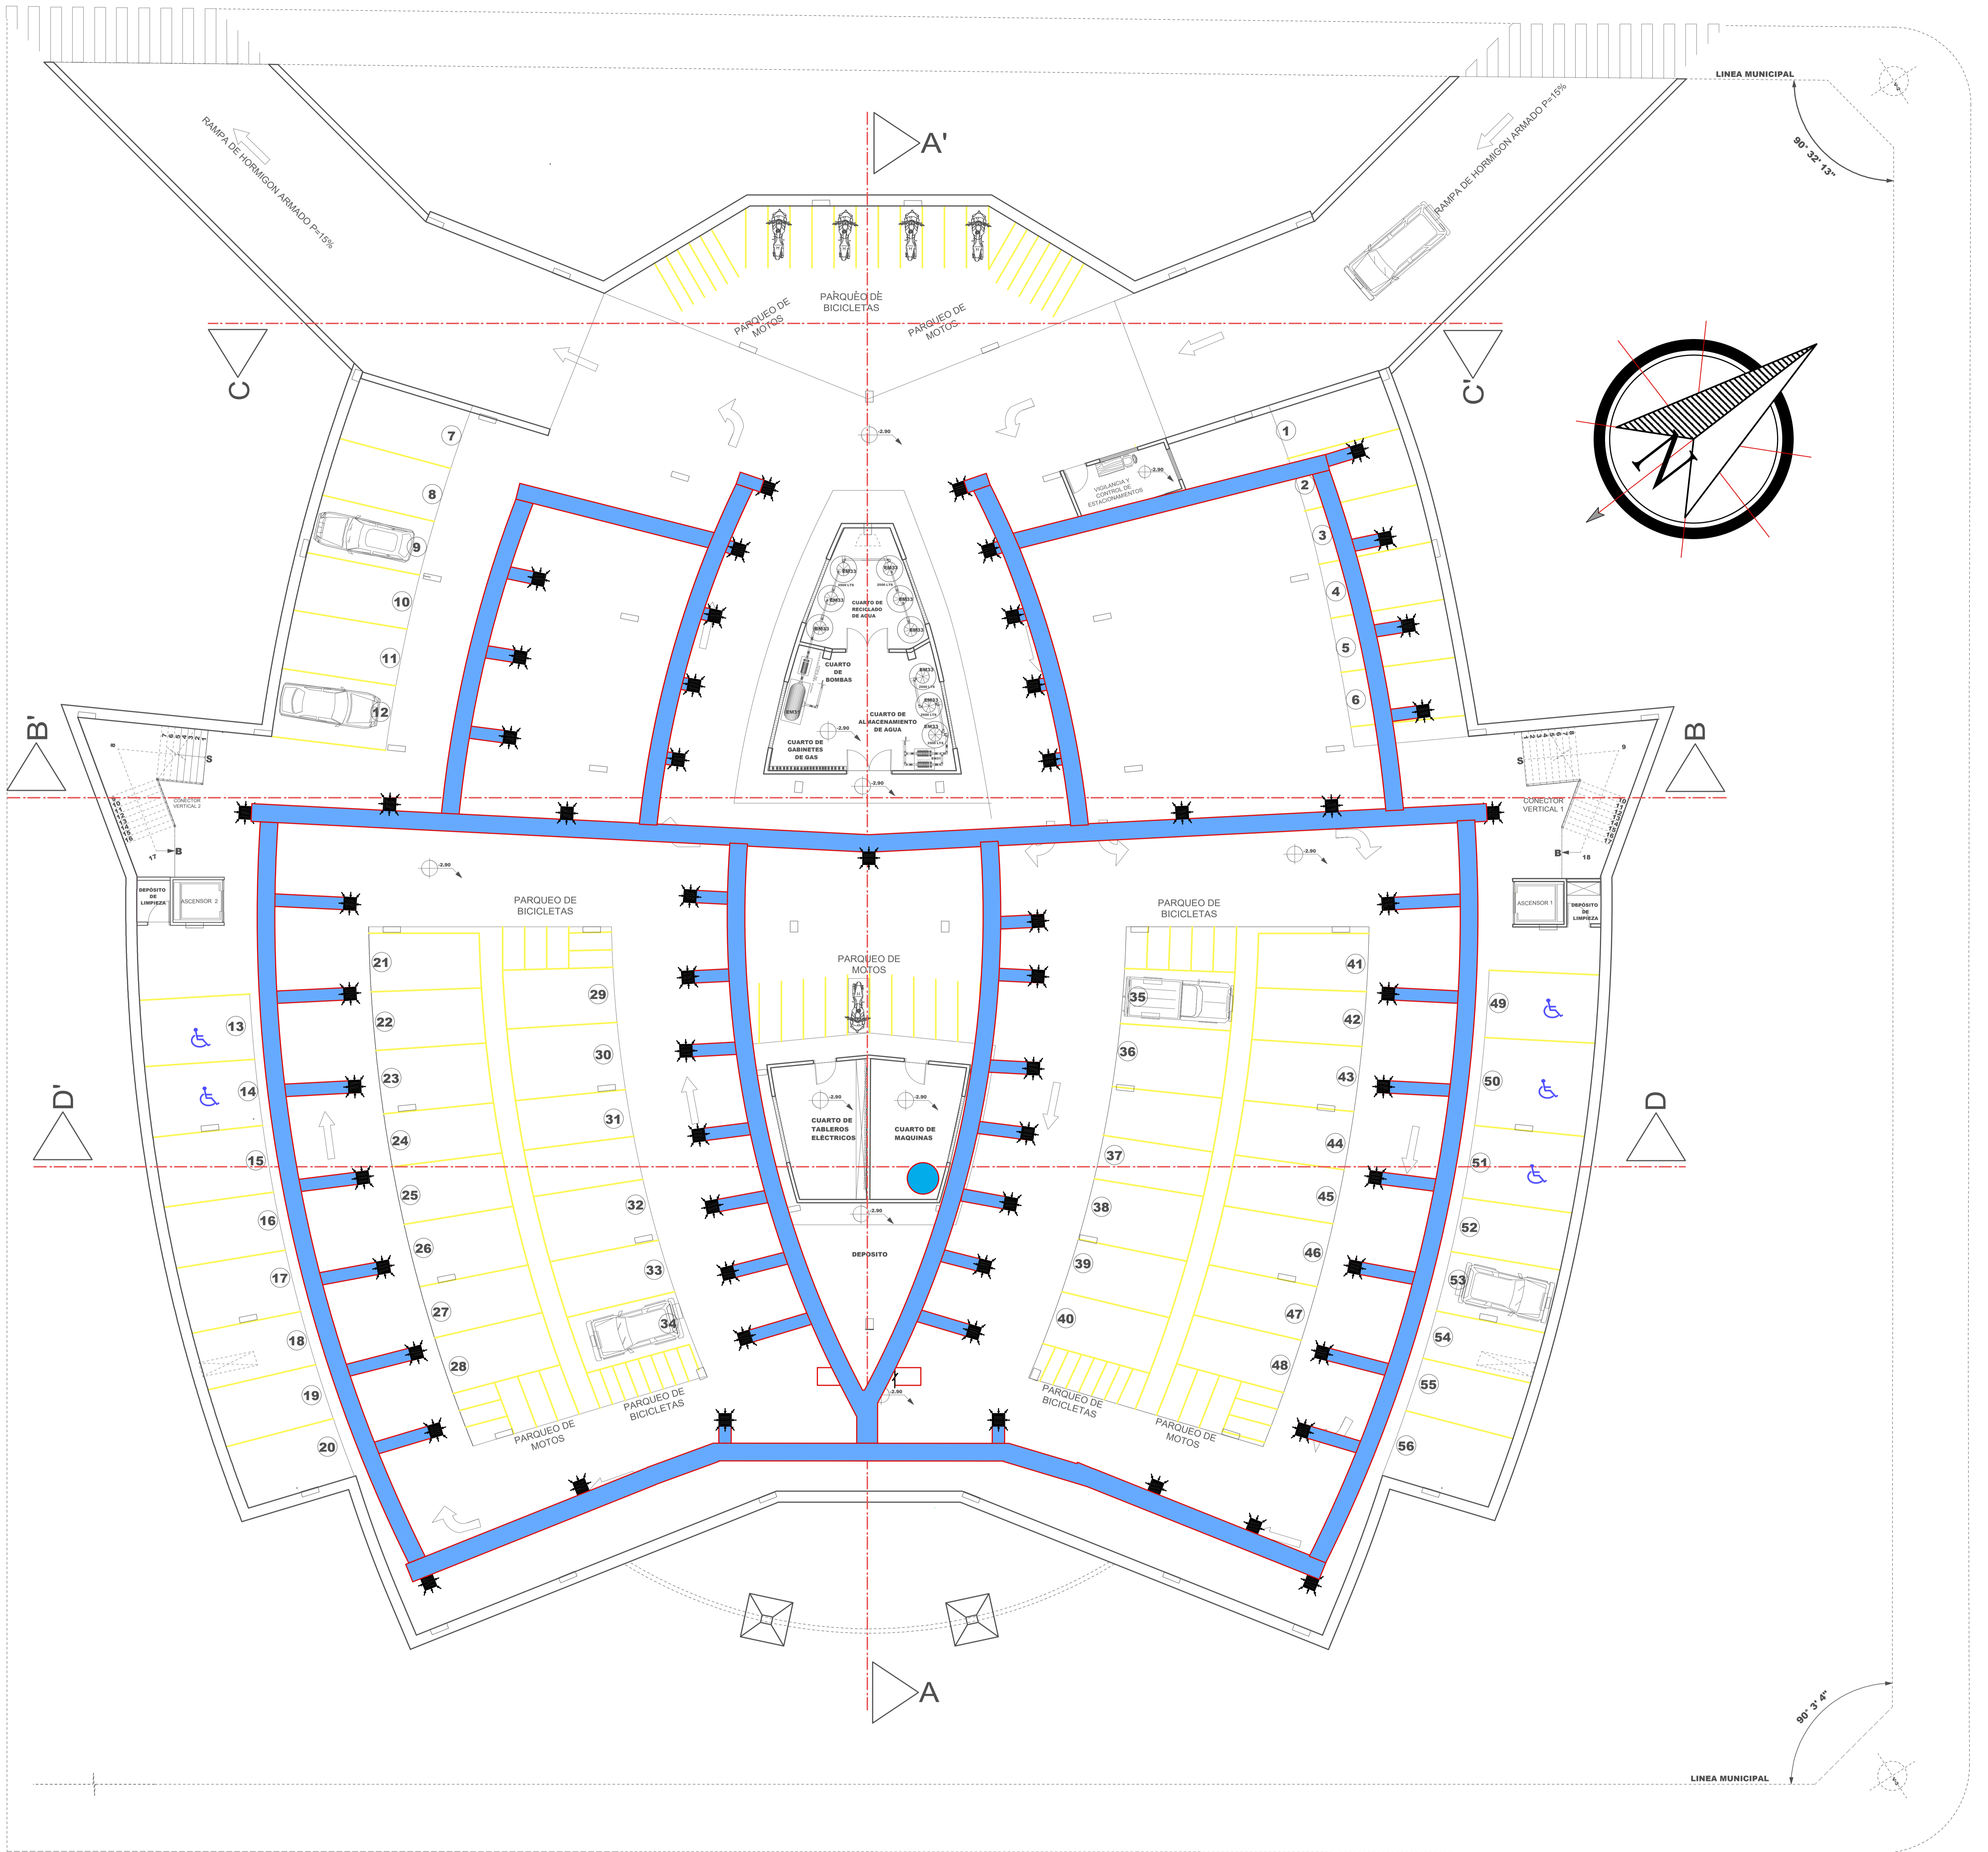

**PLANO DE INSTALACIÓN DUCTOS DE VENTILACIÓN
PLANTA SUB SUELO**

ESCALA: 1:100

REFERENCIAS

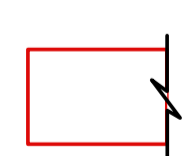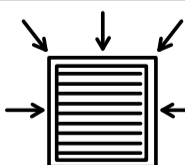	DUCTO RECTANGULAR DE LÁMINA GALVANIZADA AISLADA
	REGILLA EXTRACTORA

FACULTAD DE CIENCIAS Y TECNOLOGIA

**ARQUITECTURA
Y URBANISMO**



PROYECTO :

**MERCADO MUNICIPAL DE PESCADO
"TARIJA - DISTRITO 7"**

GRUPO:  **FECHA:** 27 / 02 / 2020

PLANO: INSTALACIÓN ESPECIALES Y/O ESPECIFICAS

ESCALA: 1:100

LAMINA: 15/4

MATERIA: PROYECTO DE GRADO

DOCENTE: ARQ. PATRICIO A. SANJINES URIBE.

UNIVERSITARIO: GABRIEL RODRIGO HIGUERAS





**PLANO DE INSTALACIÓN DUCTOS DE VENTILACIÓN
PLANTA BAJA**

ESCALA: 1:100

REFERENCIAS

	DUCTO RECTANGULAR DE LAMINA GALVANIZADA AISLADA
	REGILLA EXTRACTORA



FACULTAD DE CIENCIAS Y TECNOLOGIA ARQUITECTURA Y URBANISMO		PROYECTO : MERCADO MUNICIPAL DE PESCADO "TARIJA - DISTRITO 7"	
		GRUPO:	FECHA: 27 / 02 / 2020
PLANO: INSTALACIÓN ESPECIALES Y/O ESPECIFICAS		ESCALA: 1:100	LAMINA: 15/5
MATERIA: PROYECTO DE GRADO		DOCENTE: ARQ. PATRICIO A. SANJINES URIBE.	UNIVERSITARIO: GABRIEL RODRIGO HIGUERAS

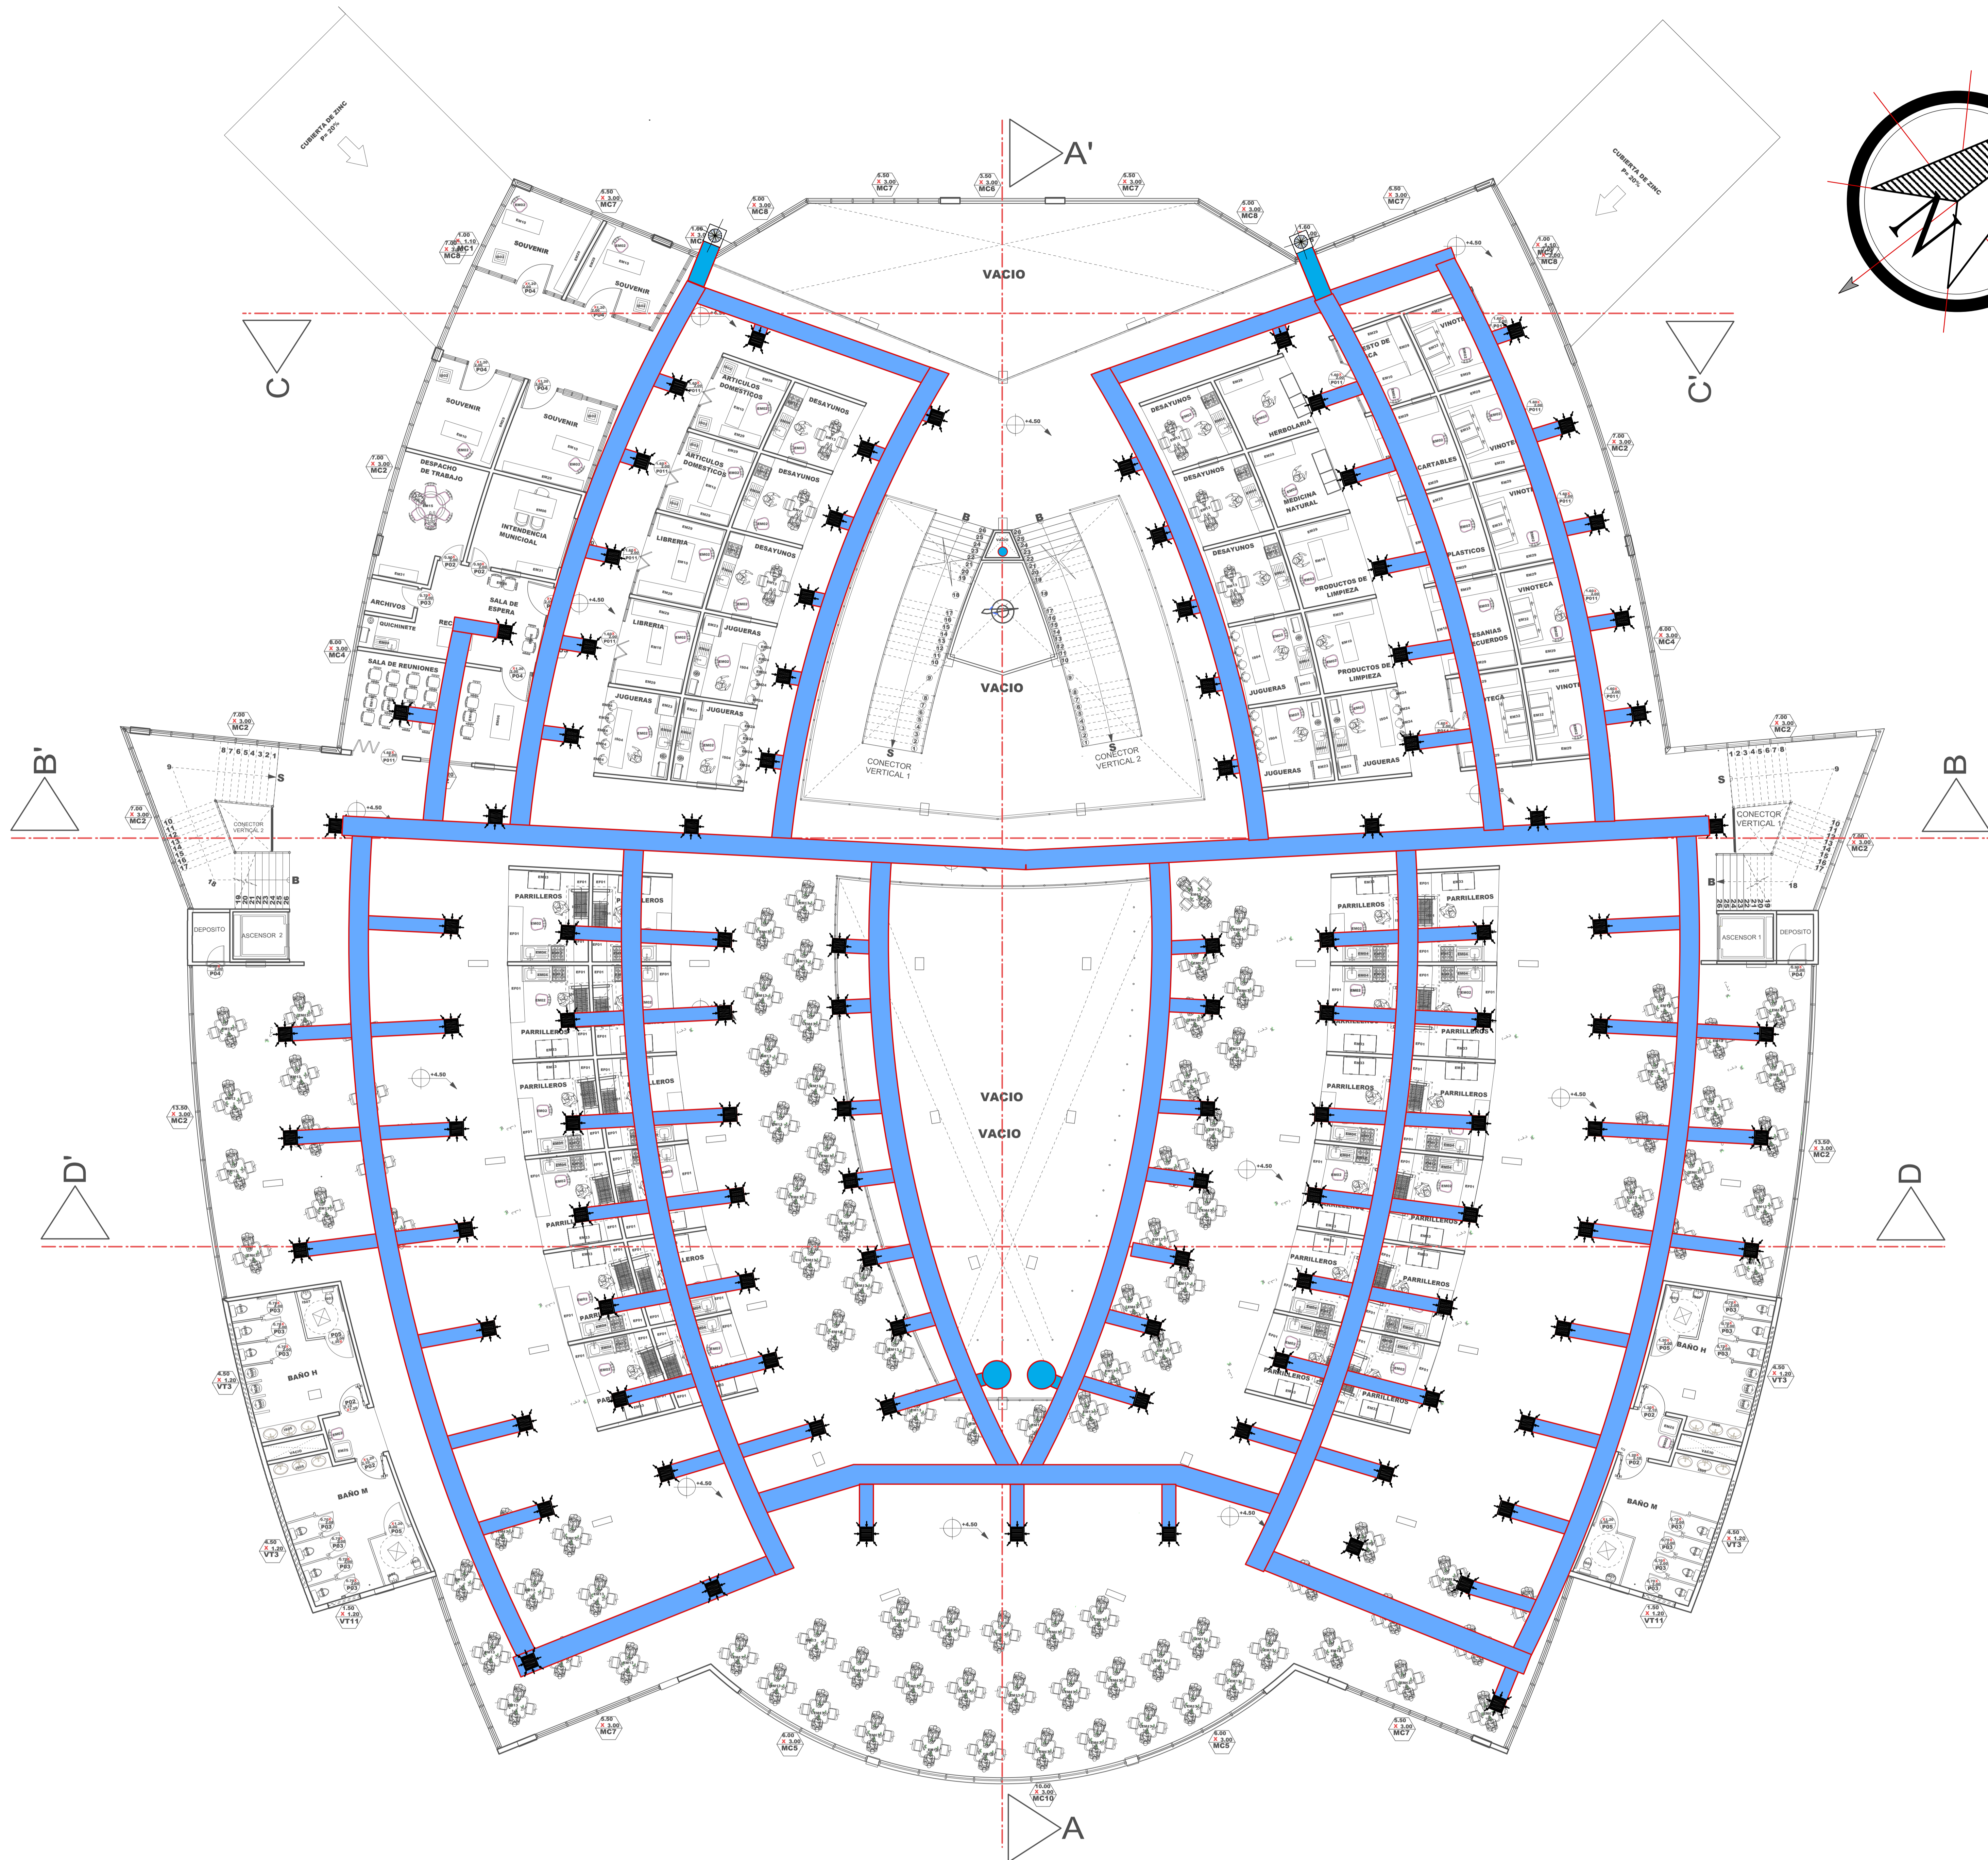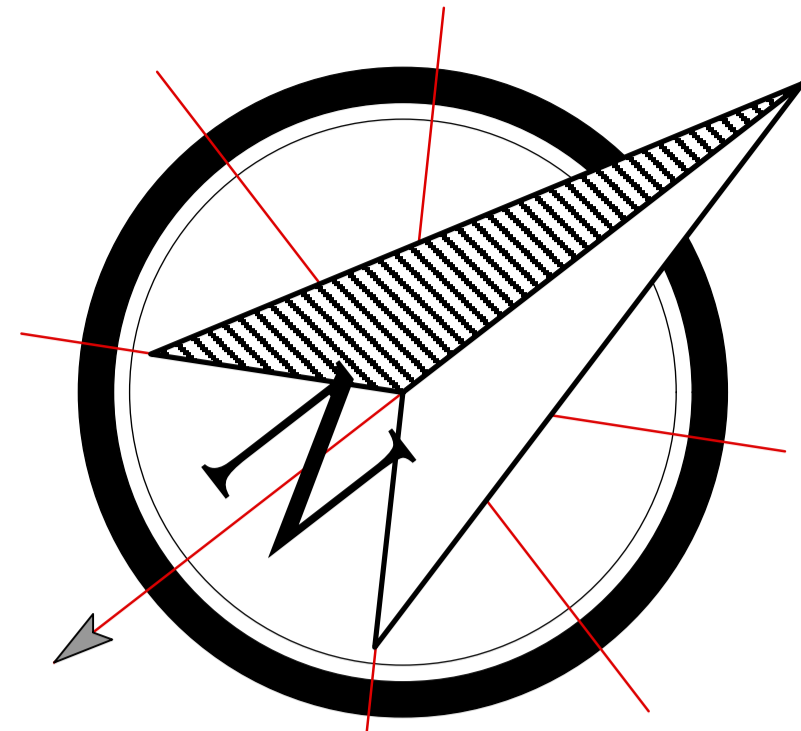

PLANO DE INSTALACIÓN DUCTOS DE VENTILACIÓN PLANTA ALTA

ESCALA: 1:100


REFERENCIAS

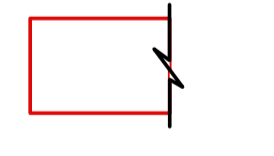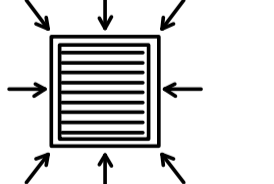	DUCTO RECTANGULAR DE LAMINA GALVANIZADA AISLADA
	REGILLA EXTRACTORA

FACULTAD DE CIENCIAS Y TECNOLOGIA

ARQUITECTURA Y URBANISMO



GRUPO:  **FECHA: 27 / 02 / 2020**

PROYECTO :

MERCADO MUNICIPAL DEL PESCADO "TARIJA - DISTRITO 7"


PLANO: **INSTALACIÓN ESPECIALES Y/O ESPECIFICAS** ESCALA: 1:100 LAMINA: 15/6

MATERIA: **PROYECTO DE GRADO** DOCENTE: **ARQ. PATRICIO A. SANJINES URIBE.**


UNIVERSITARIO: **GABRIEL RODRIGO HIGUERAS**

DETALLES CONSTRUCTIVOS DE BAÑOS



PERSONAS SERVIDAS		CAPACIDAD DEL TANQUE EN LITROS	DIMENSIONES EN METROS							
SERVICIO DOMESTICO	SERVICIO ESCOLAR (Edificios)		L	A	h1	h2	H			
Hasta 10	Hasta 30	1.500	1.90	0.70	1.10	1.20	0.45	1.68	0.14	0.30
11 a 15	31 a 45	2.250	2.00	0.90	1.20	1.30	0.50	1.78	0.14	0.30
16 a 20	46 a 60	3.000	2.30	1.00	1.30	1.40	0.55	1.88	0.14	0.30
21 a 30	61 a 90	4.500	2.50	1.20	1.40	1.50	0.60	2.08	0.14	0.30
31 a 40	91 a 120	6.000	2.90	1.30	1.50	1.70	0.65	2.18	0.20	0.30
41 a 50	121 a 150	7.500	3.40	1.40	1.50	1.70	0.65	2.18	0.20	0.30
51 a 60	151 a 180	9.000	3.60	1.50	1.60	1.80	0.70	2.28	0.20	0.30
61 a 80	181 a 240	12.000	3.90	1.70	1.70	1.90	0.70	2.38	0.20	0.30
81 a 100	241 a 300	15.000	4.40	1.80	1.80	2.00	0.75	2.48	0.20	0.30

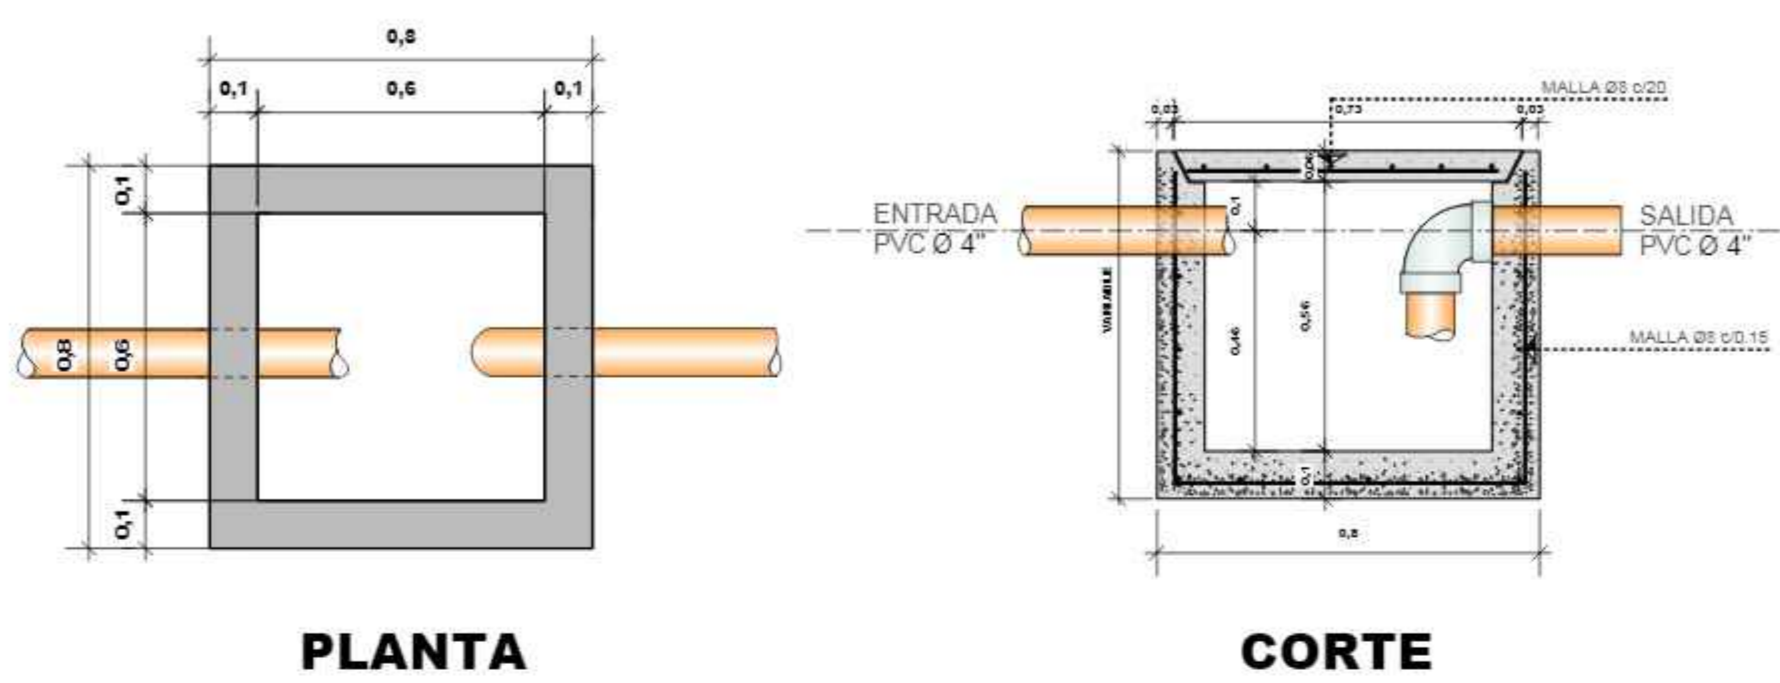


CAMARA DESGRASADORA
ESCALA 1:15

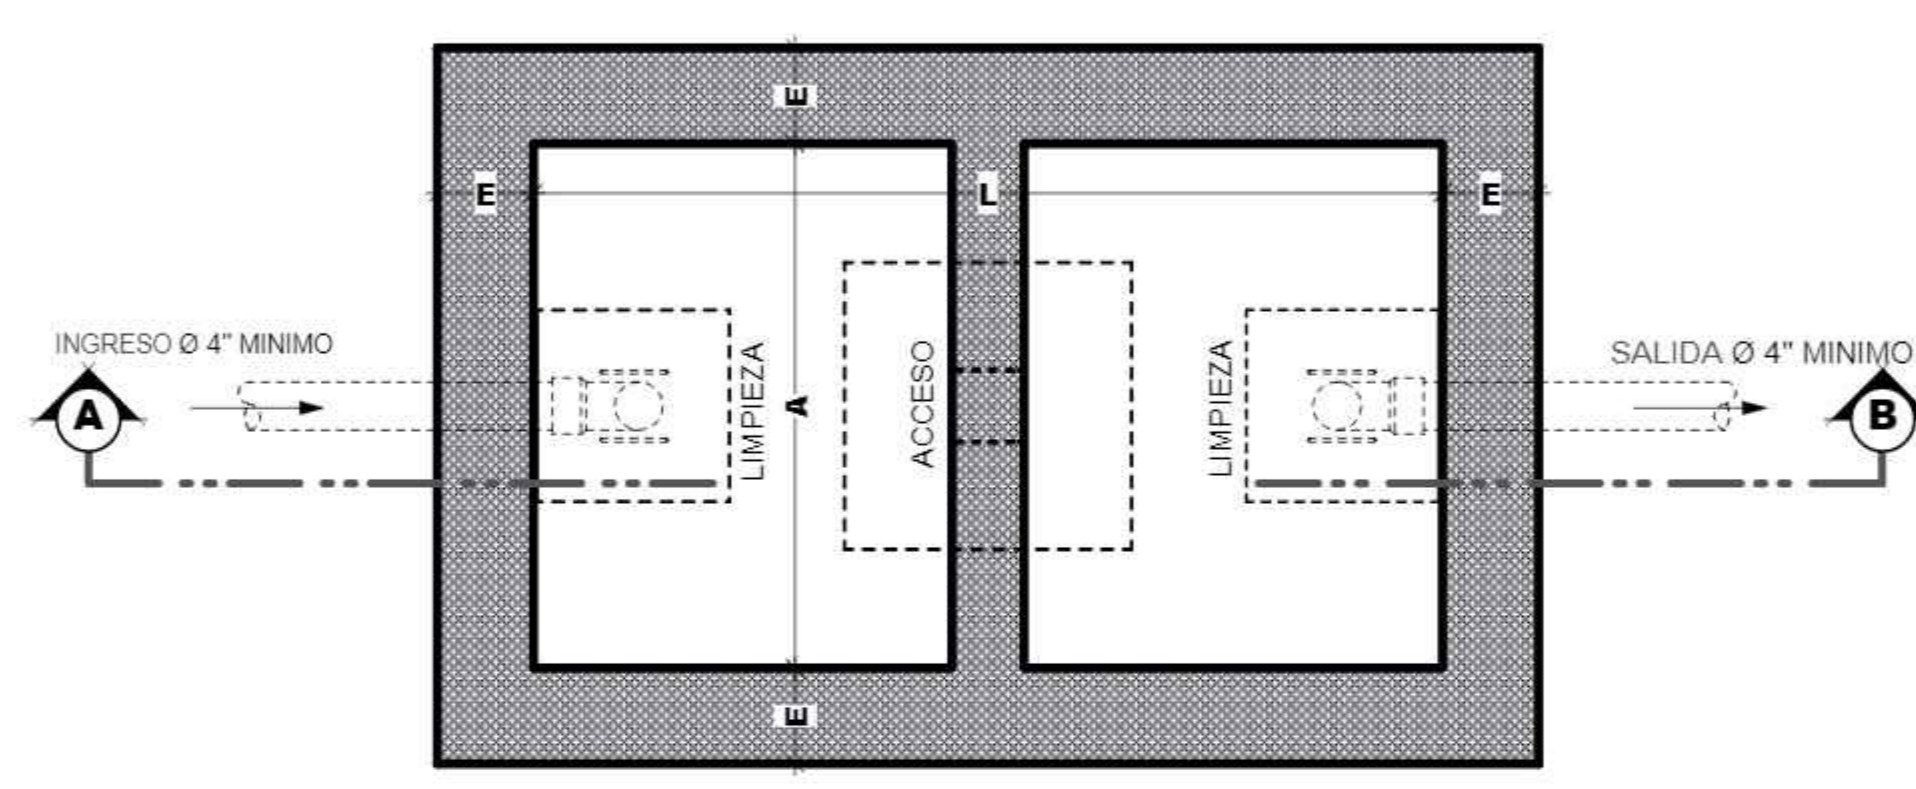


CAMARA SEPTICA
ESCALA 1:15

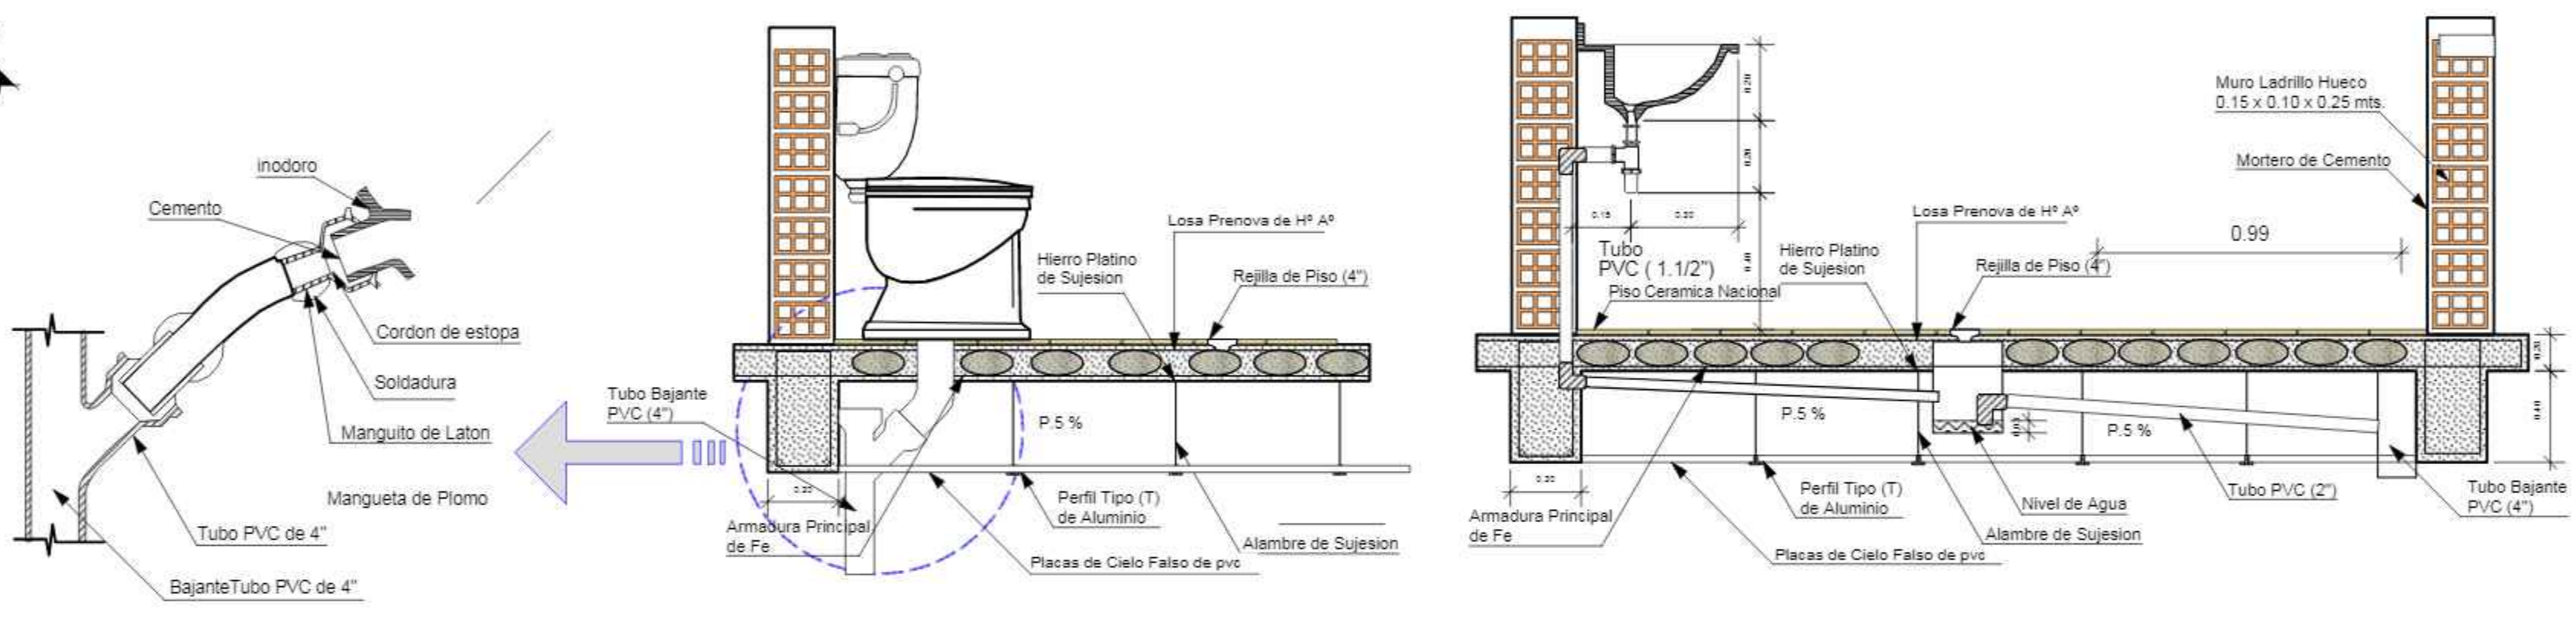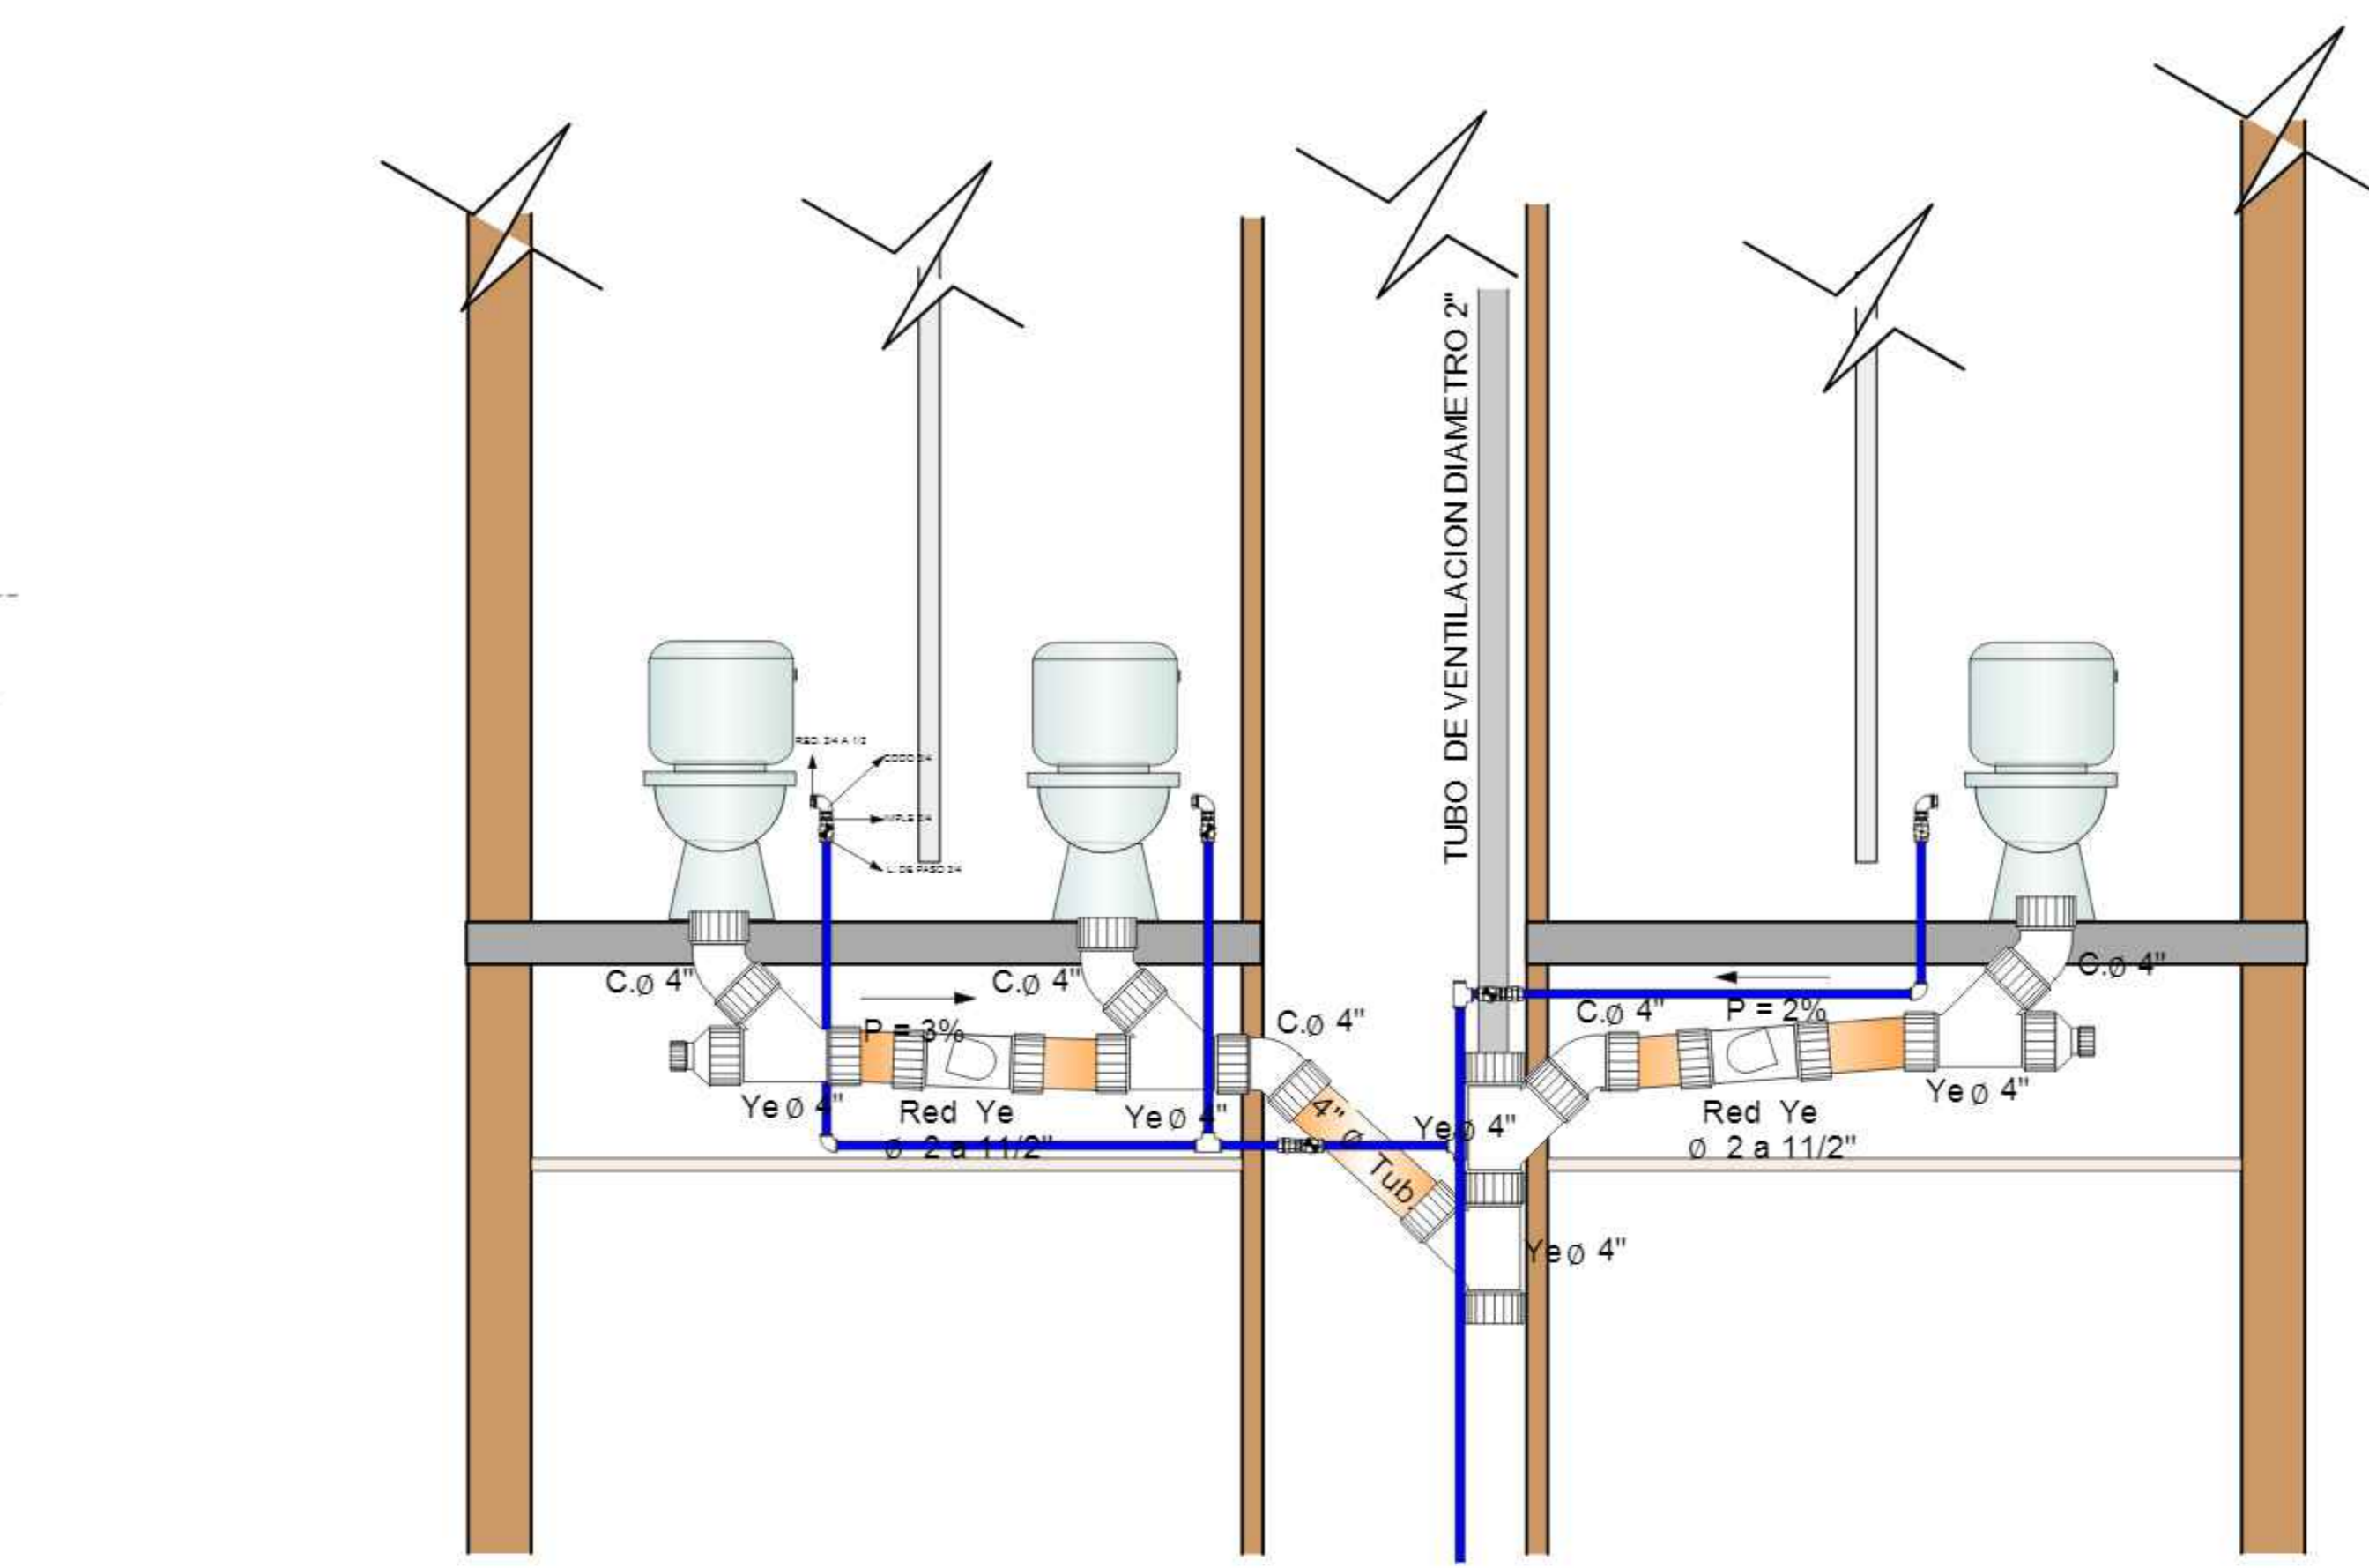


DETALLE CONSTRUCTIVO : CAMARAS DE INSPECCION
ESCALA 1:35

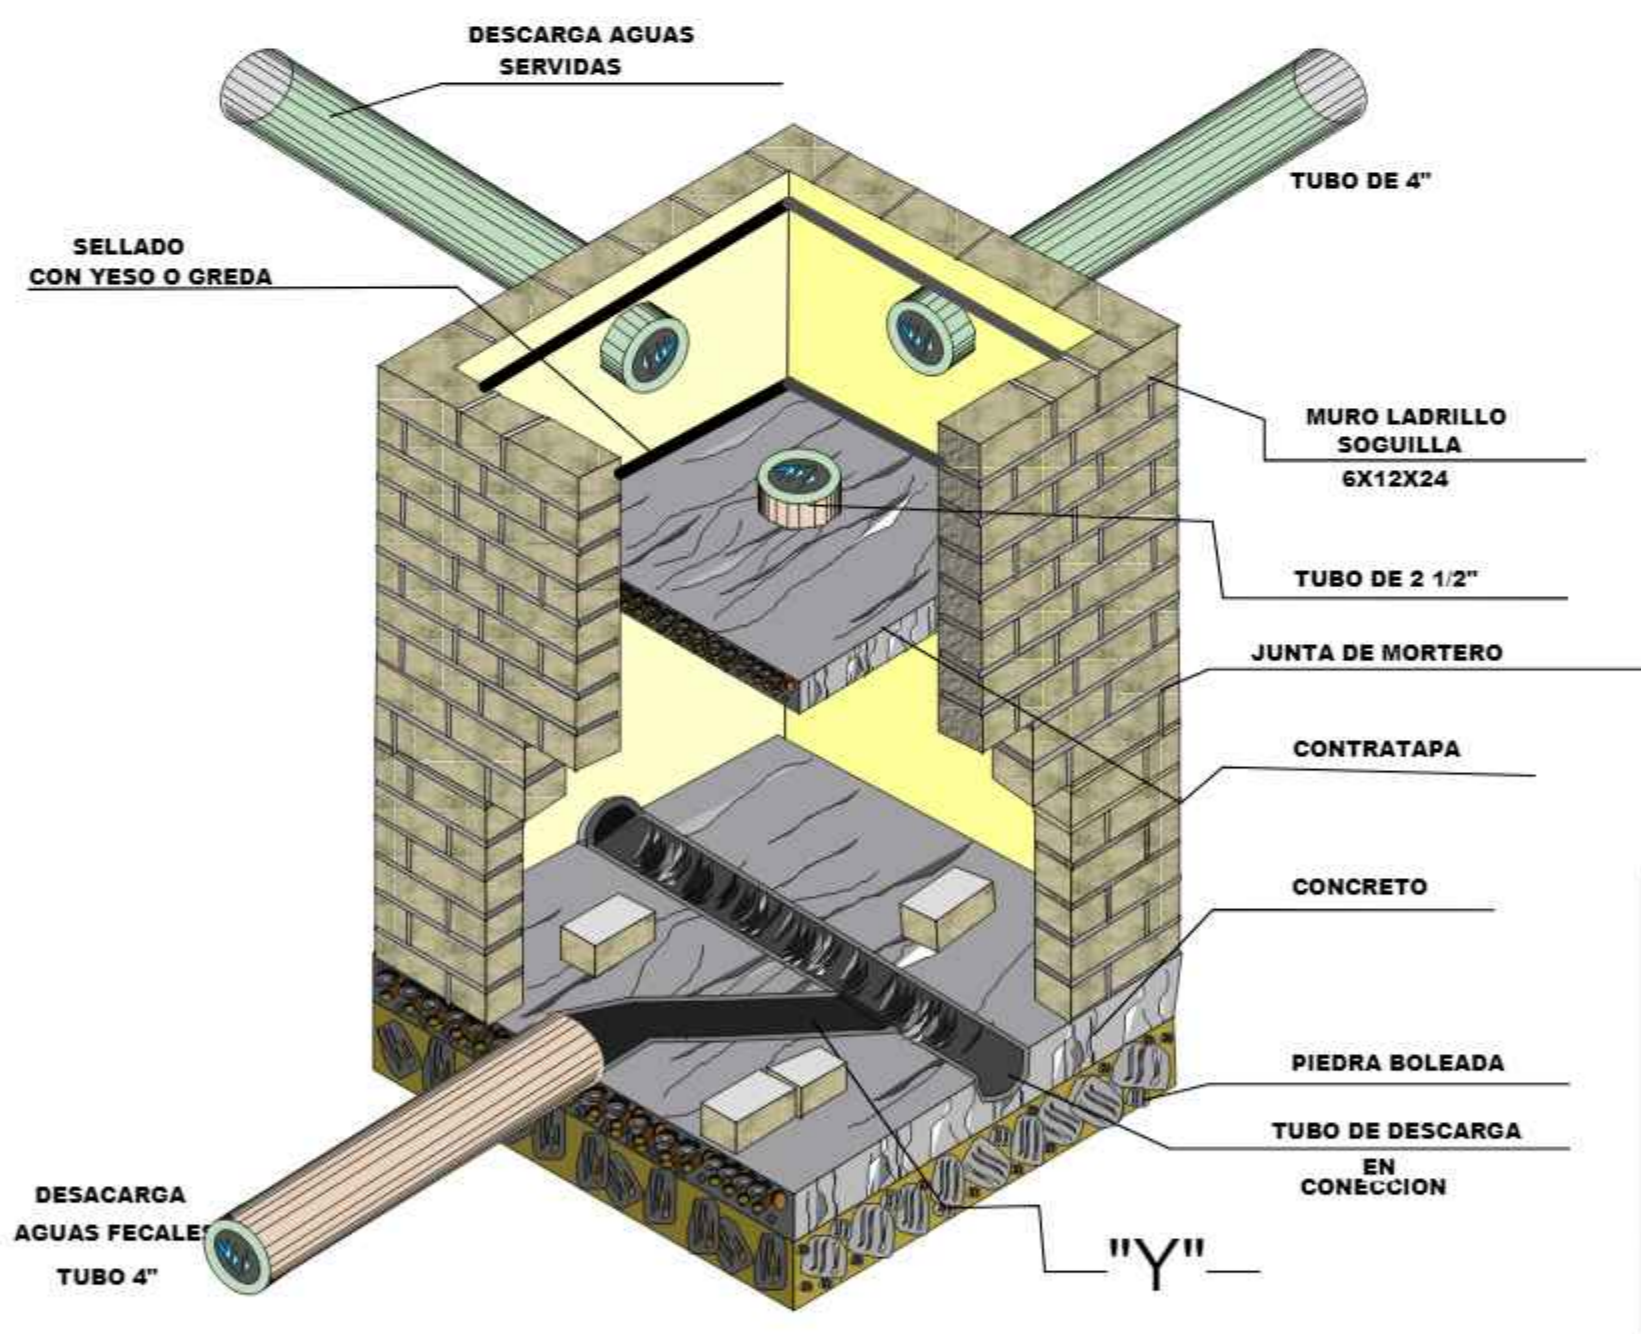



DETALLES CONSTRUCTIVOS DE LOSA DE H°A° PRENOVA

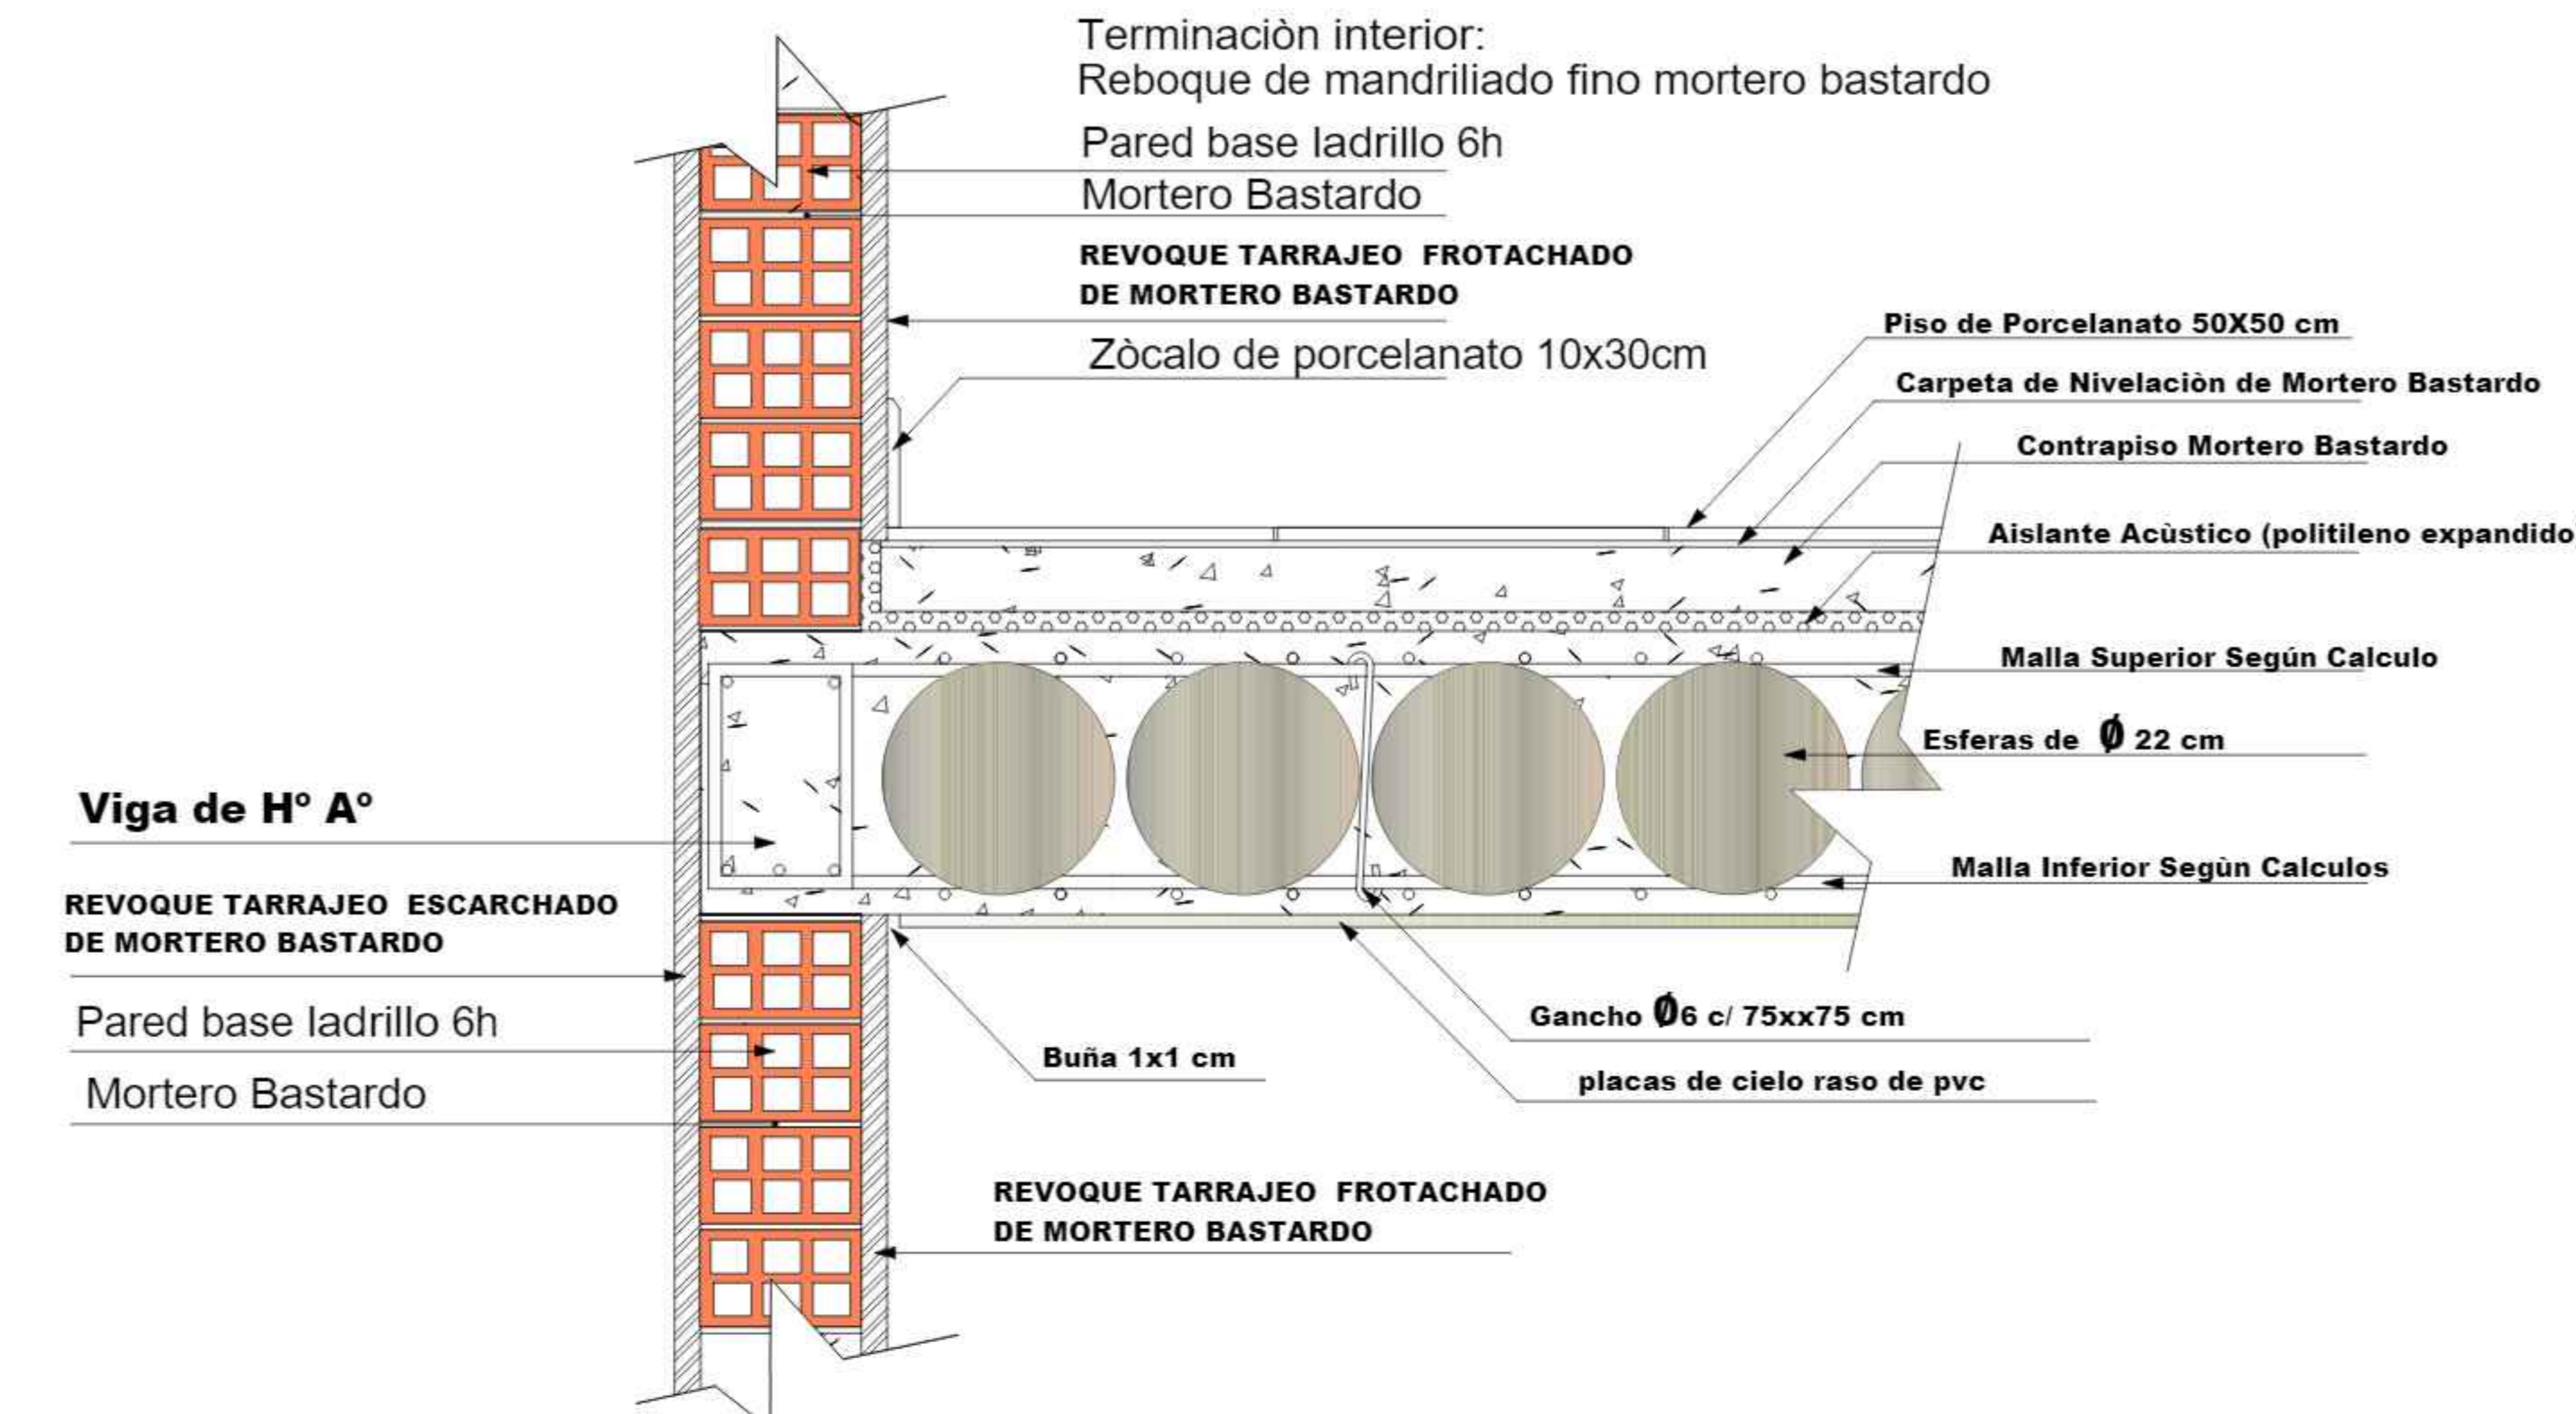





DETALLES CONSTRUCTIVOS DE CAMARAS FRIGORIFICAS

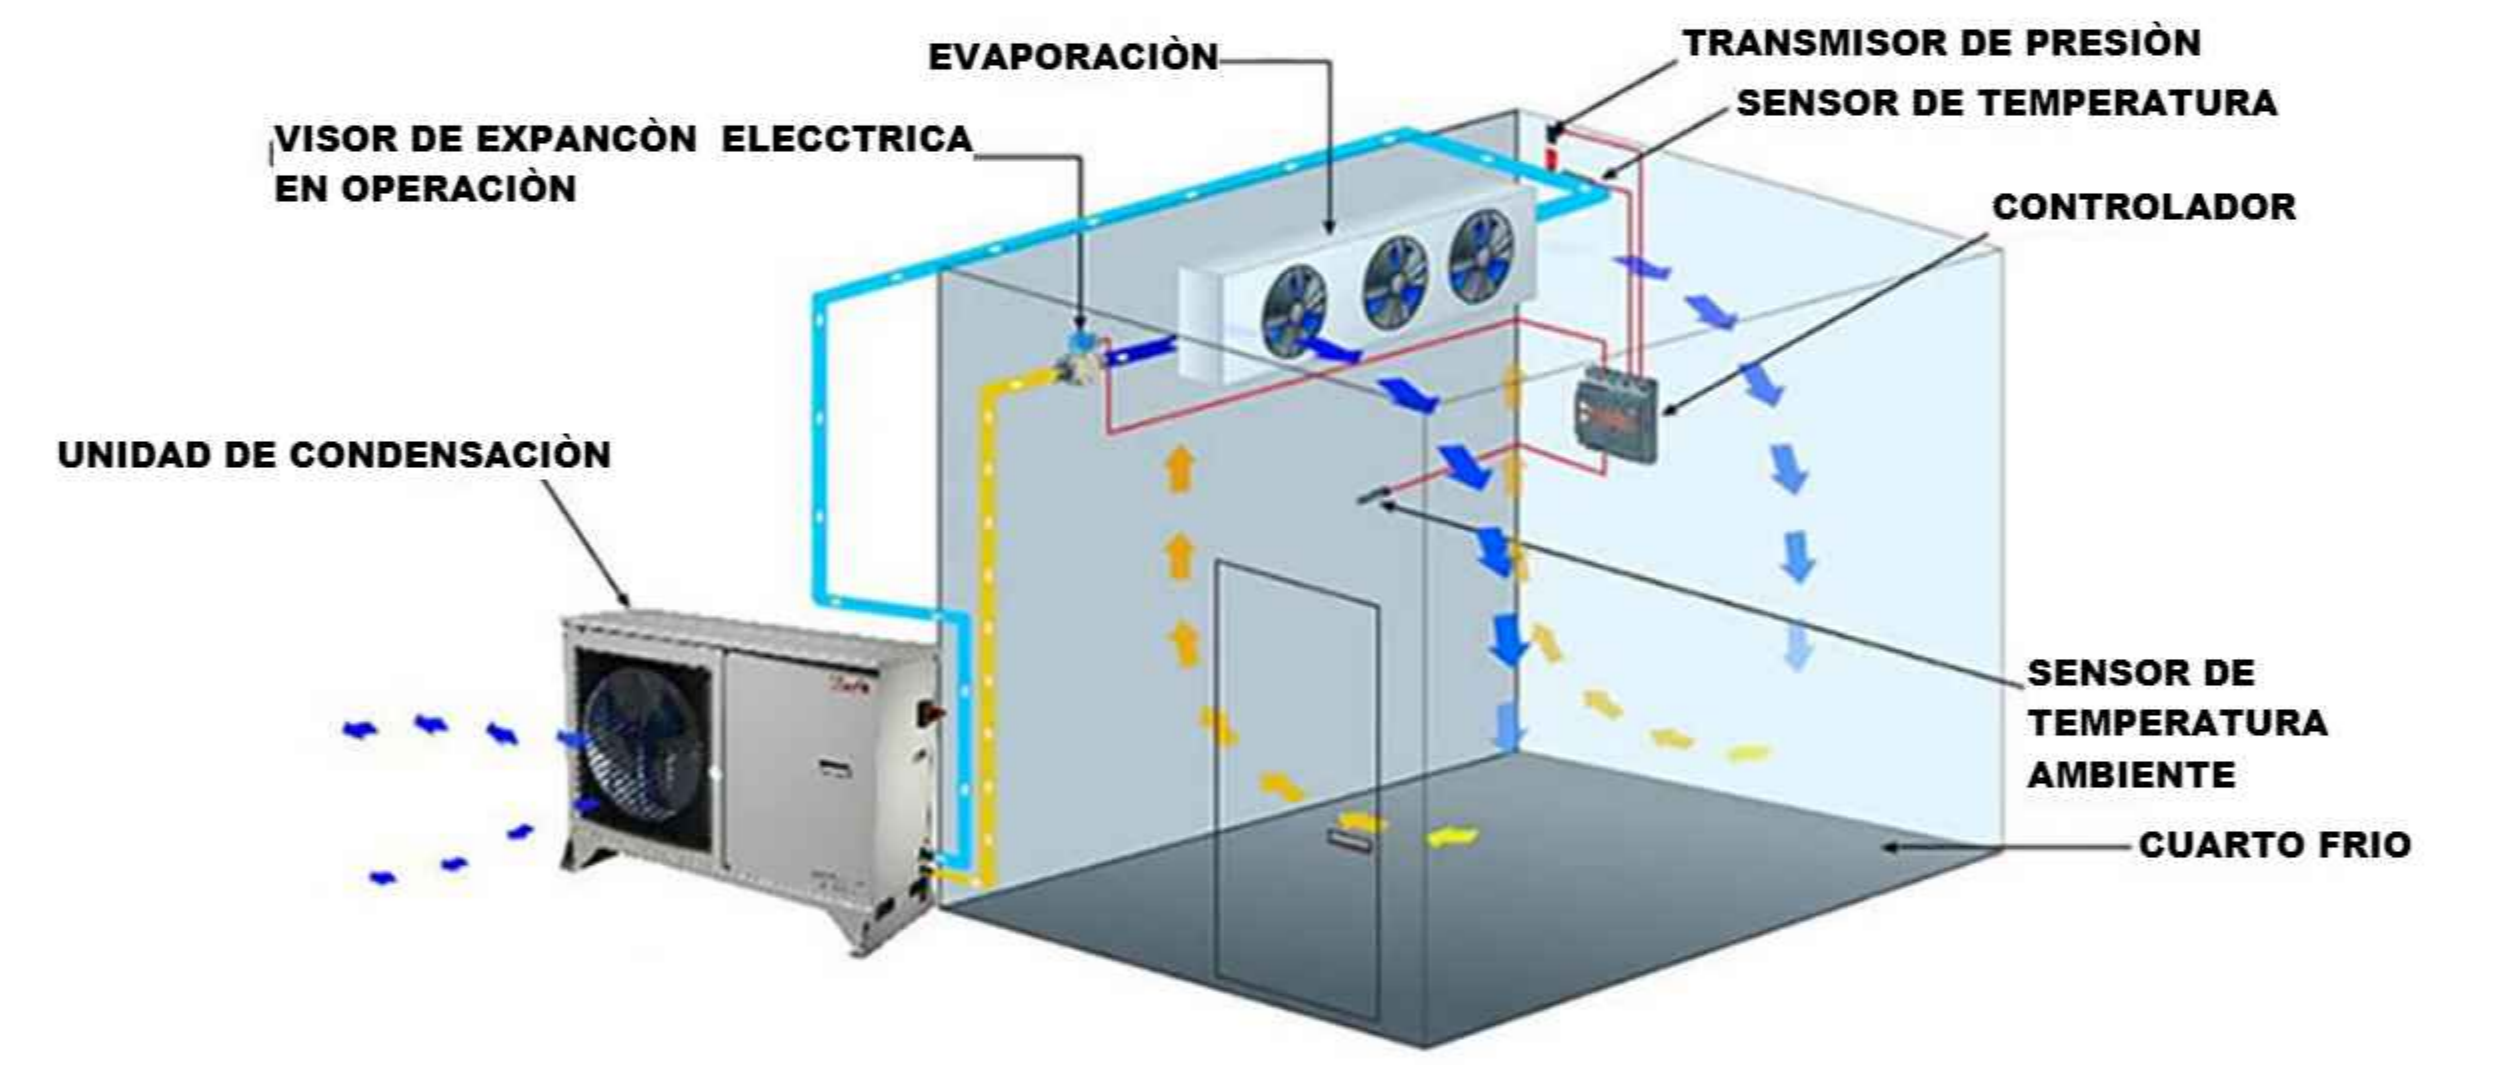


DETALLES DE LOSA DE CIMENTACION

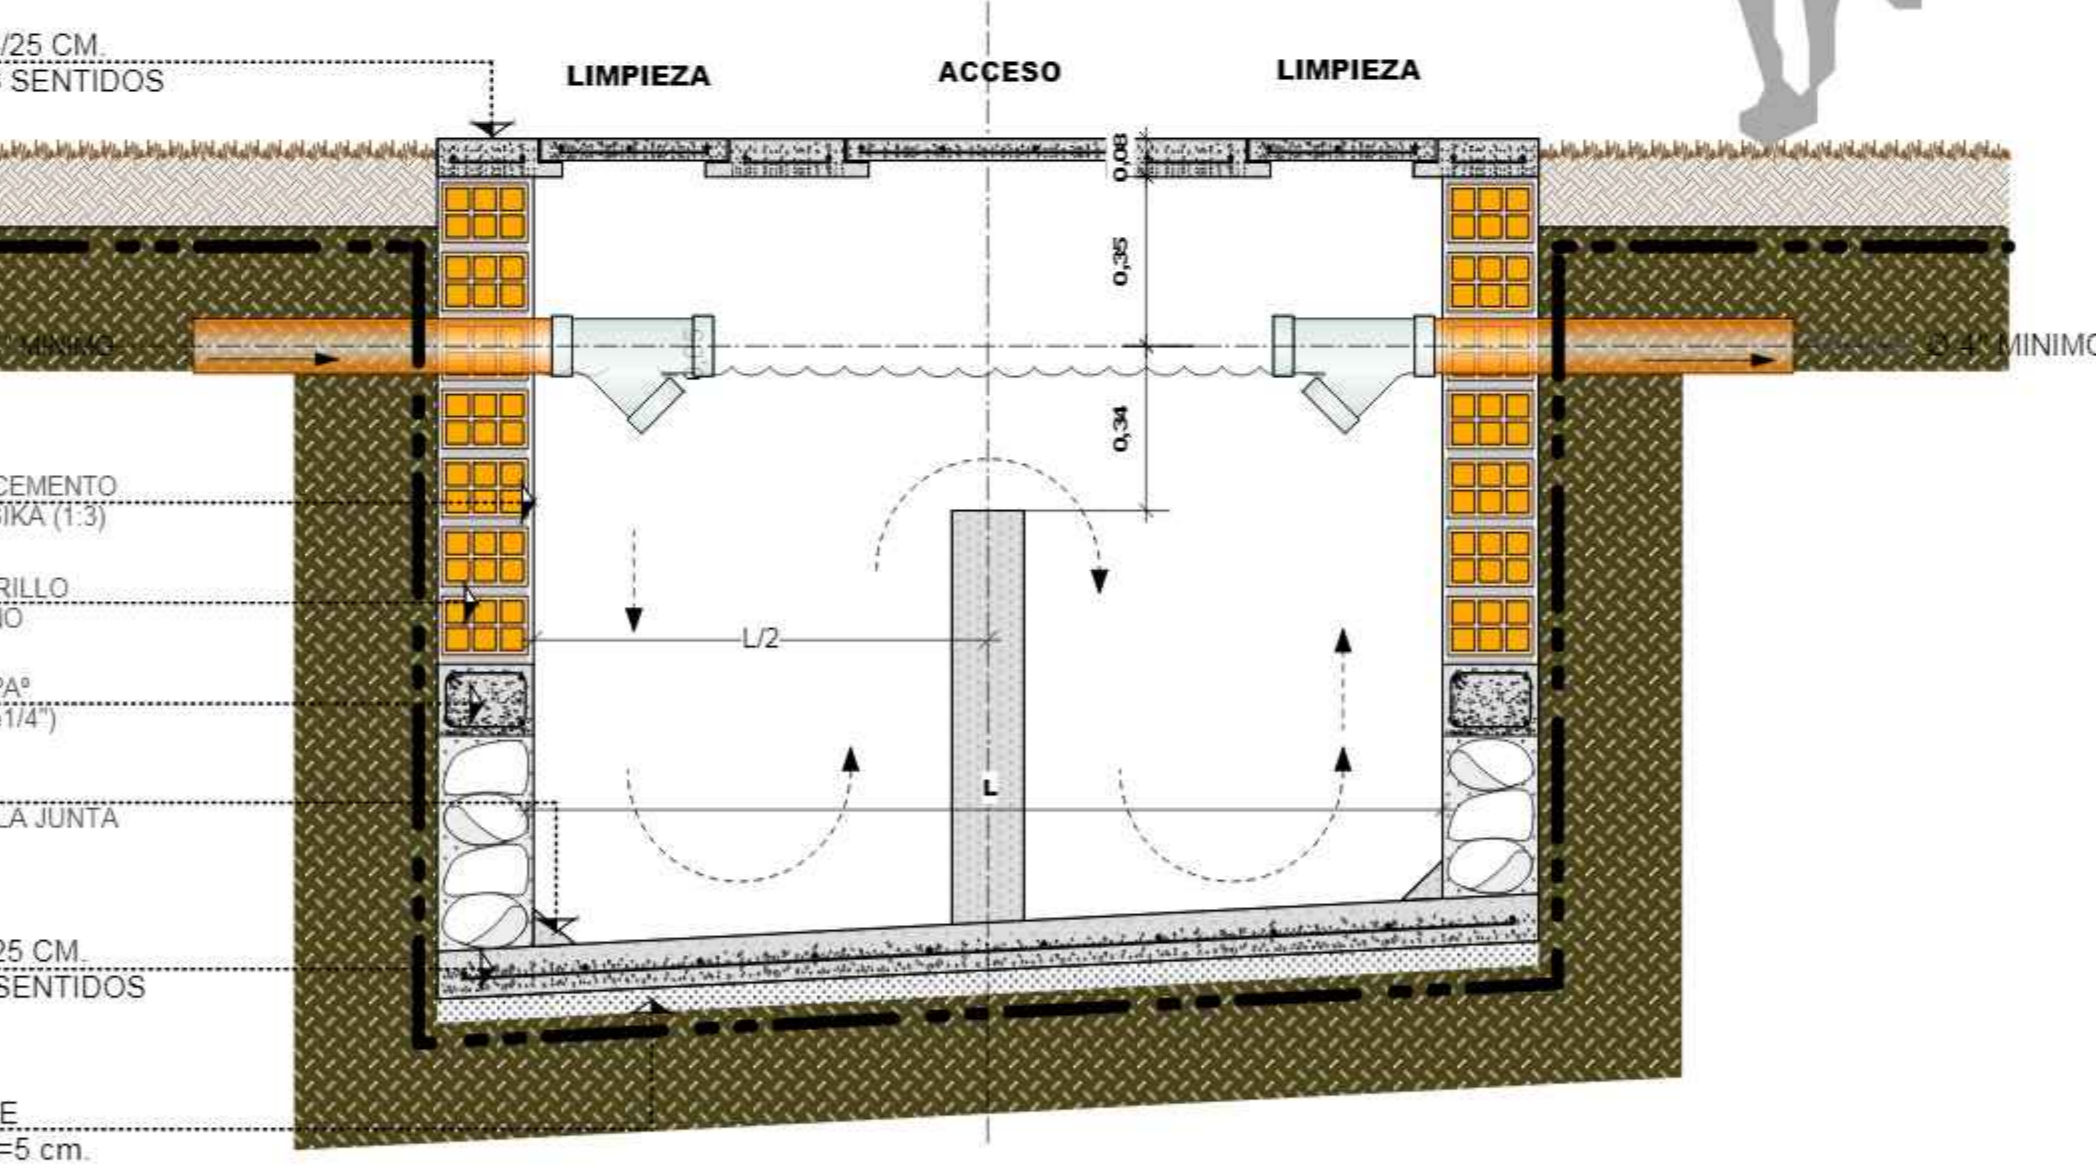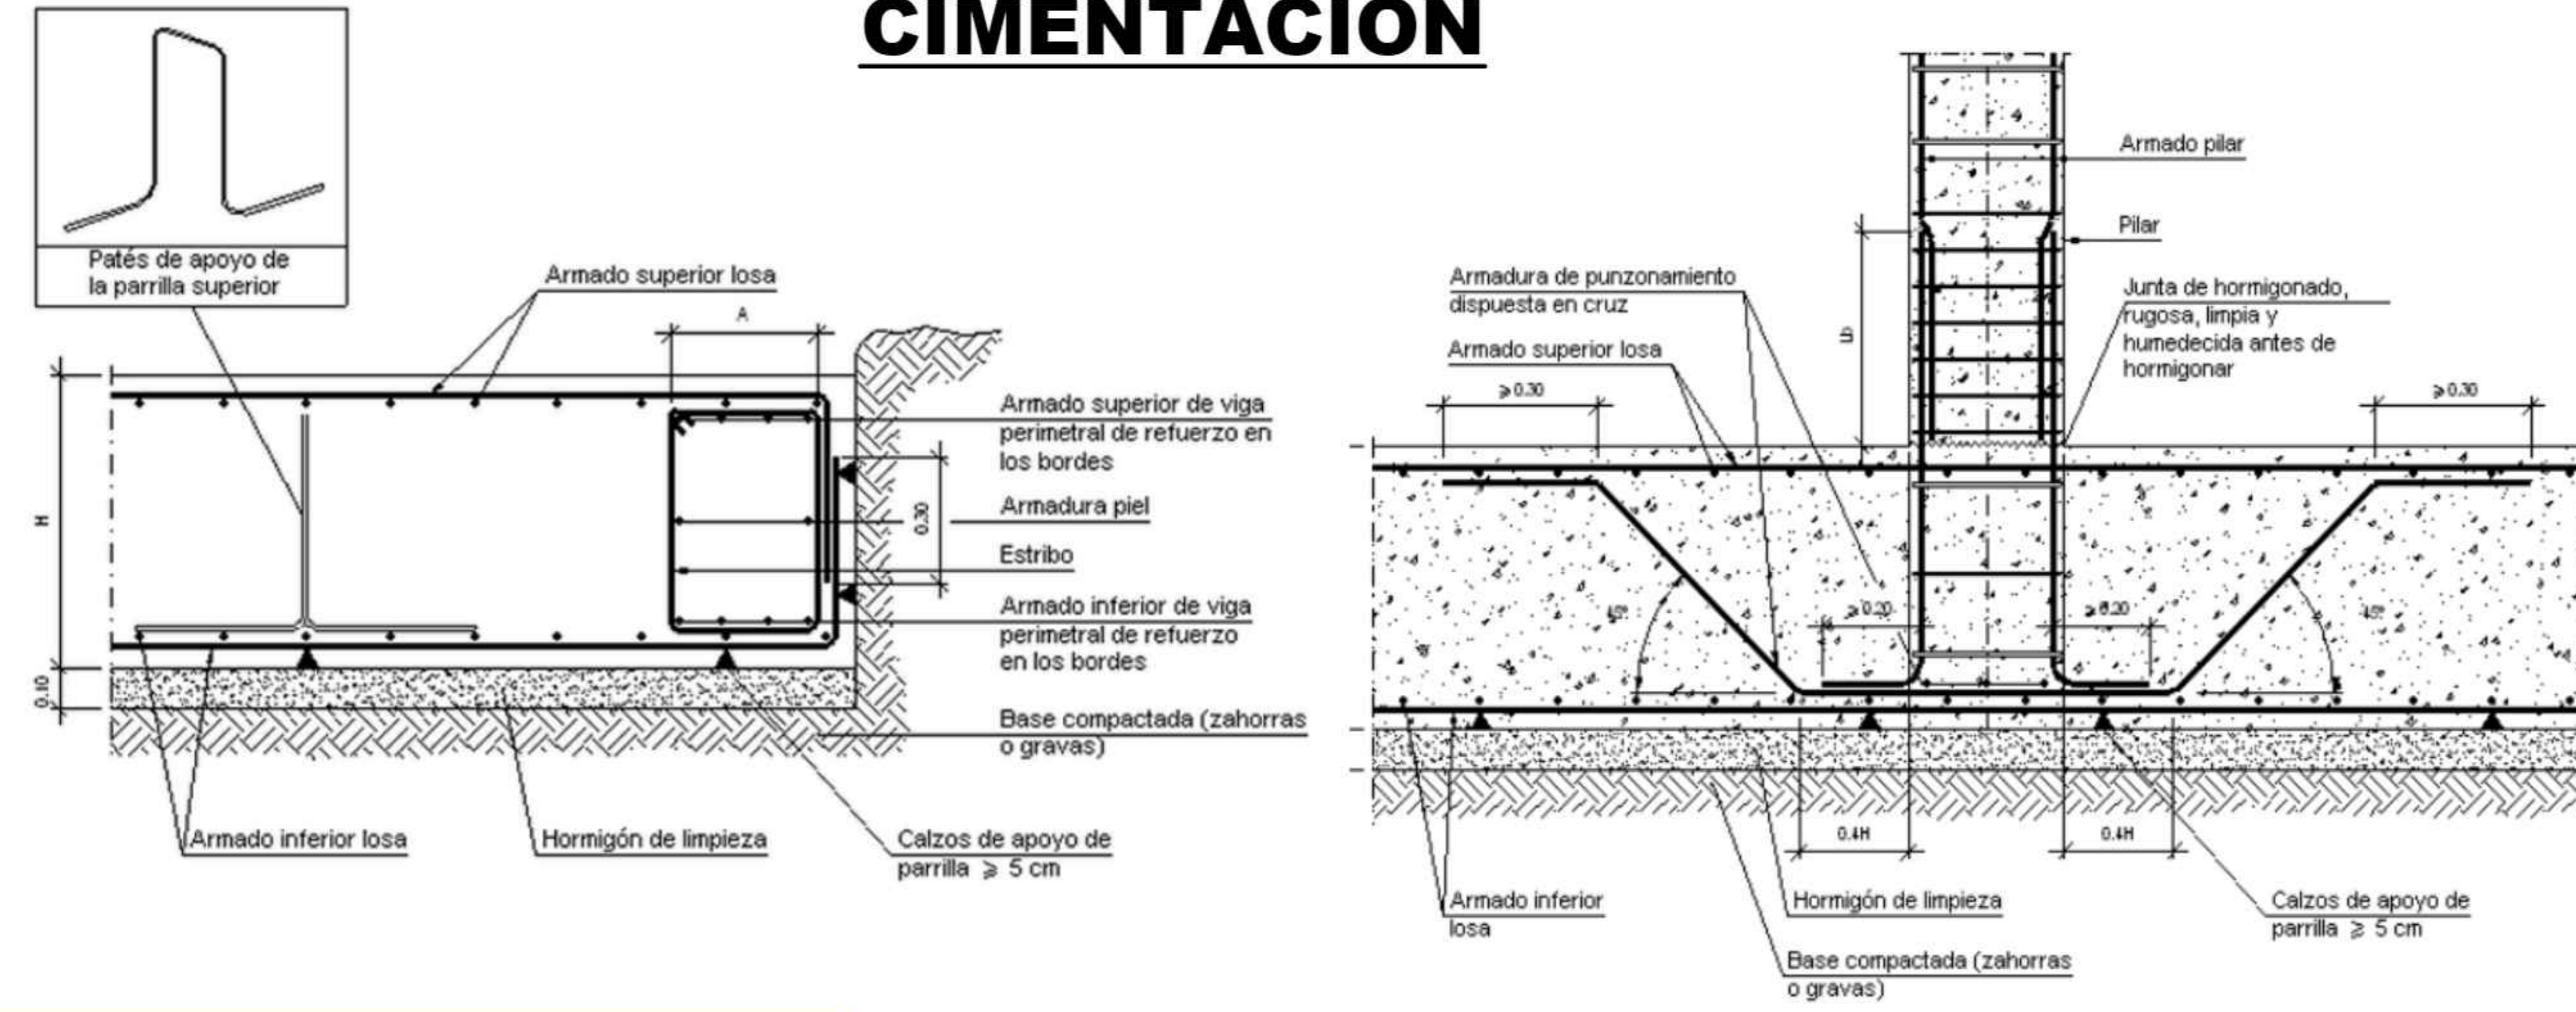

CORTE DE CAMARAS SEPTICAS
ESCALA: 1:15

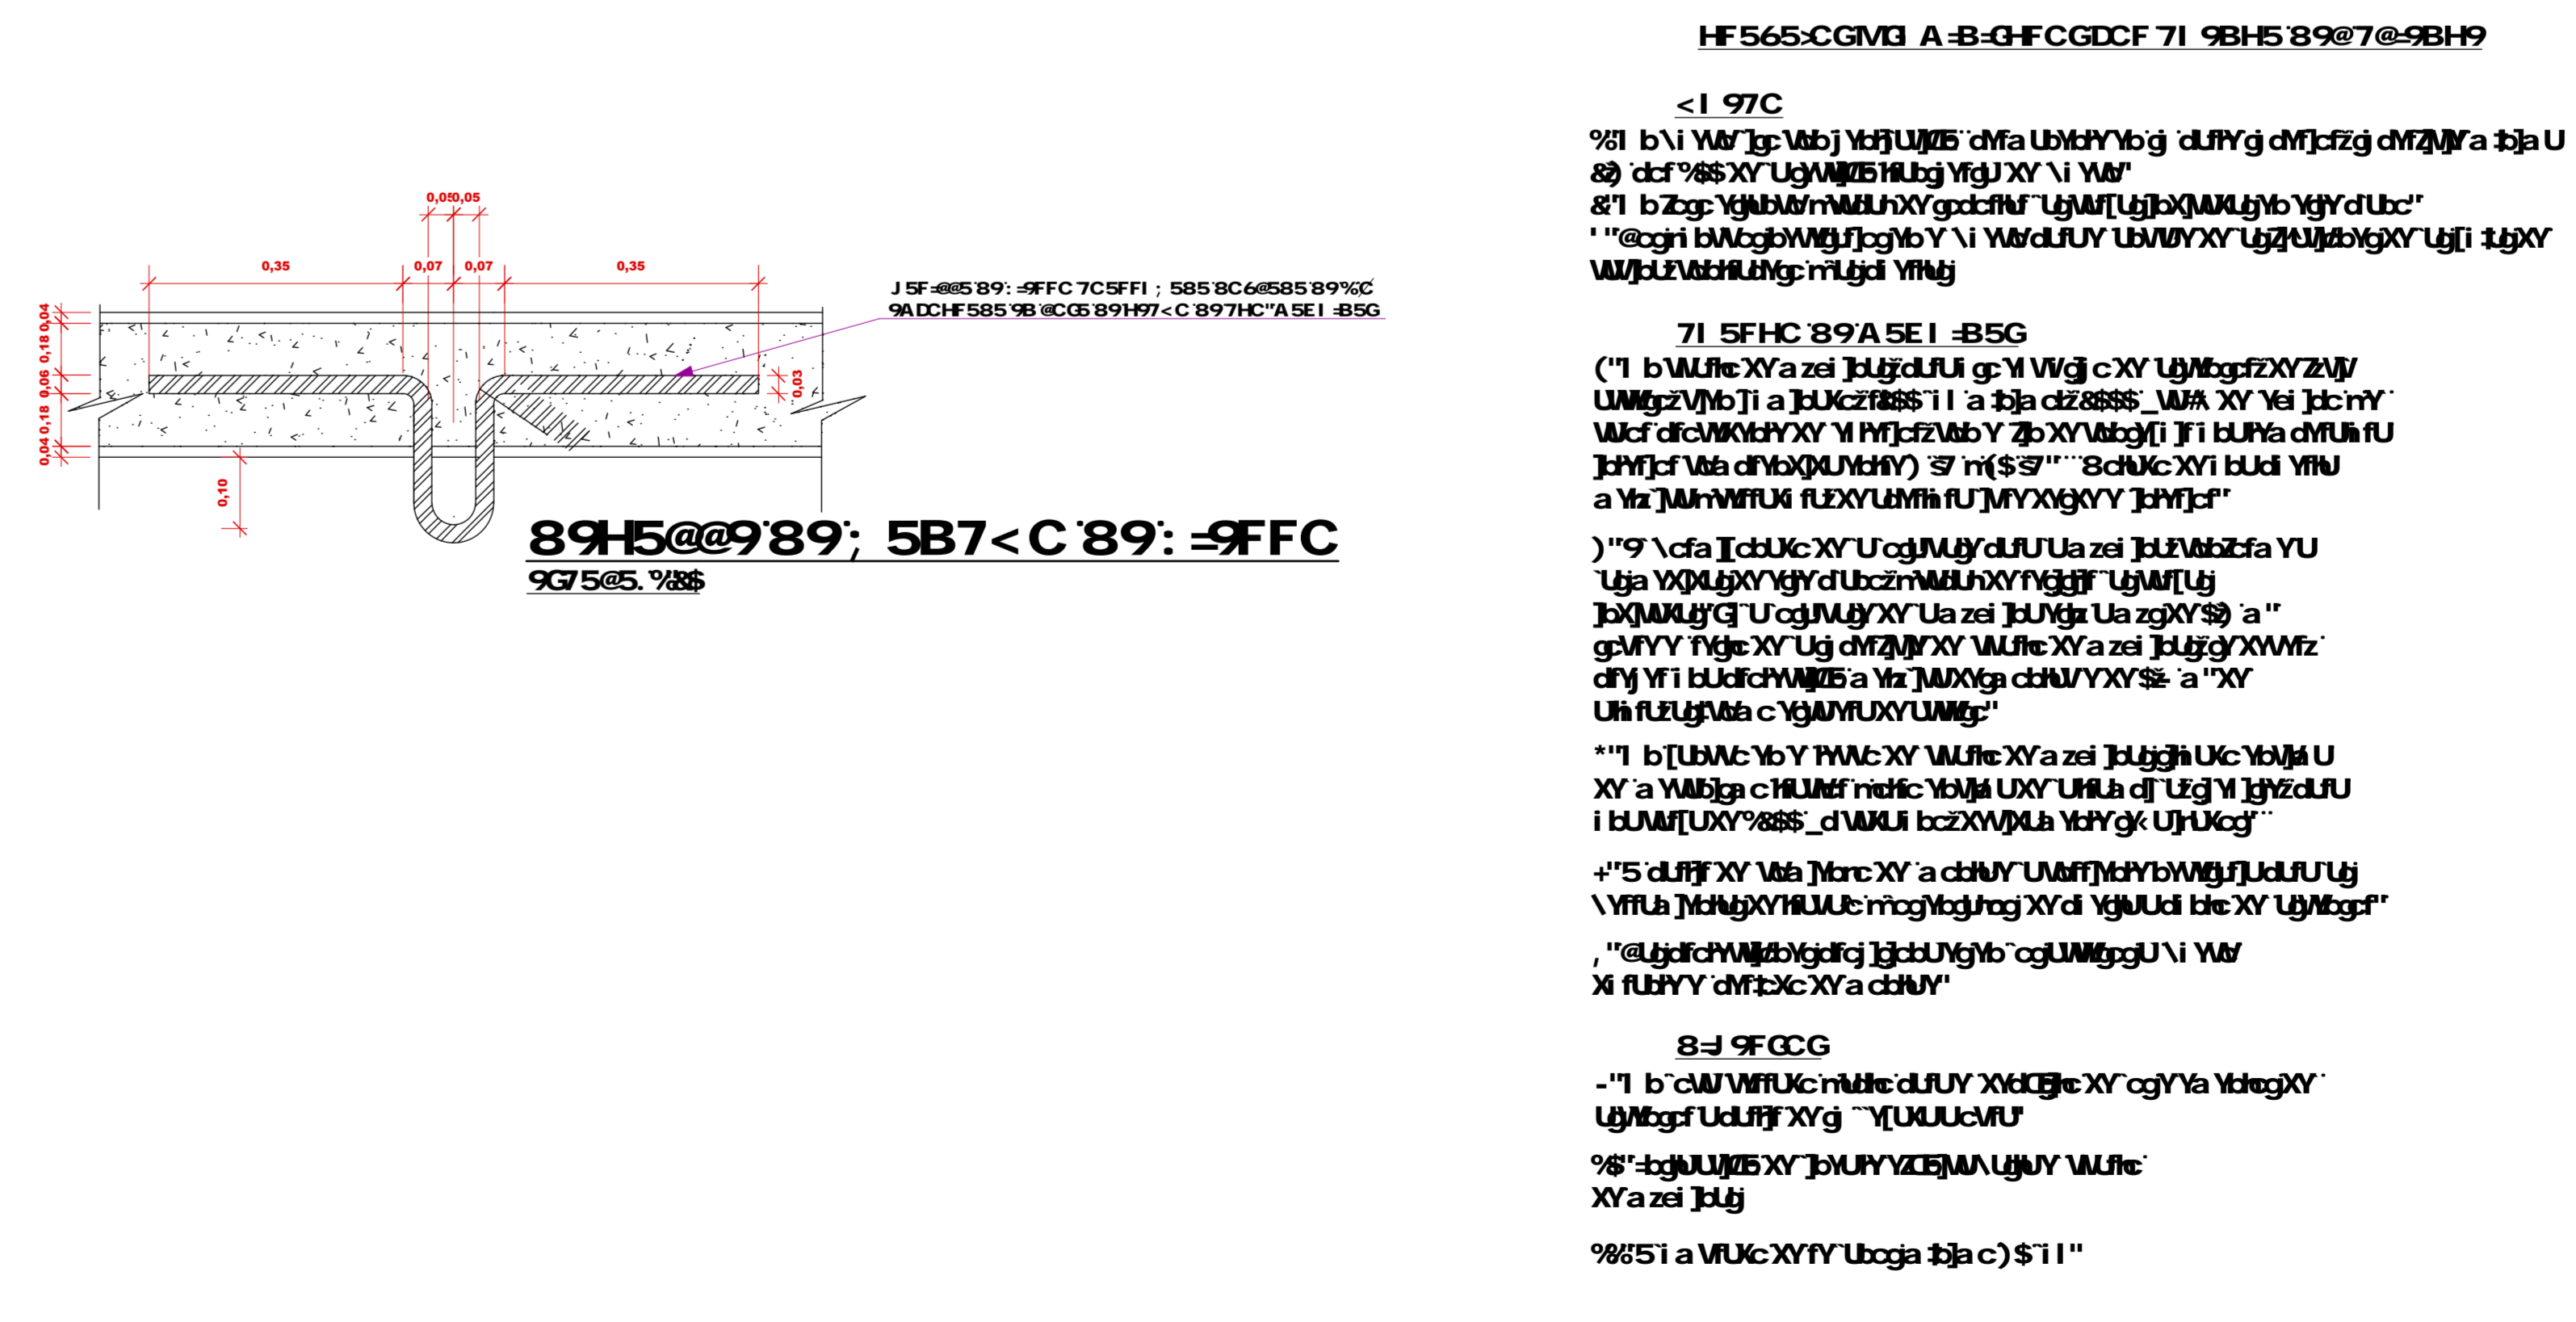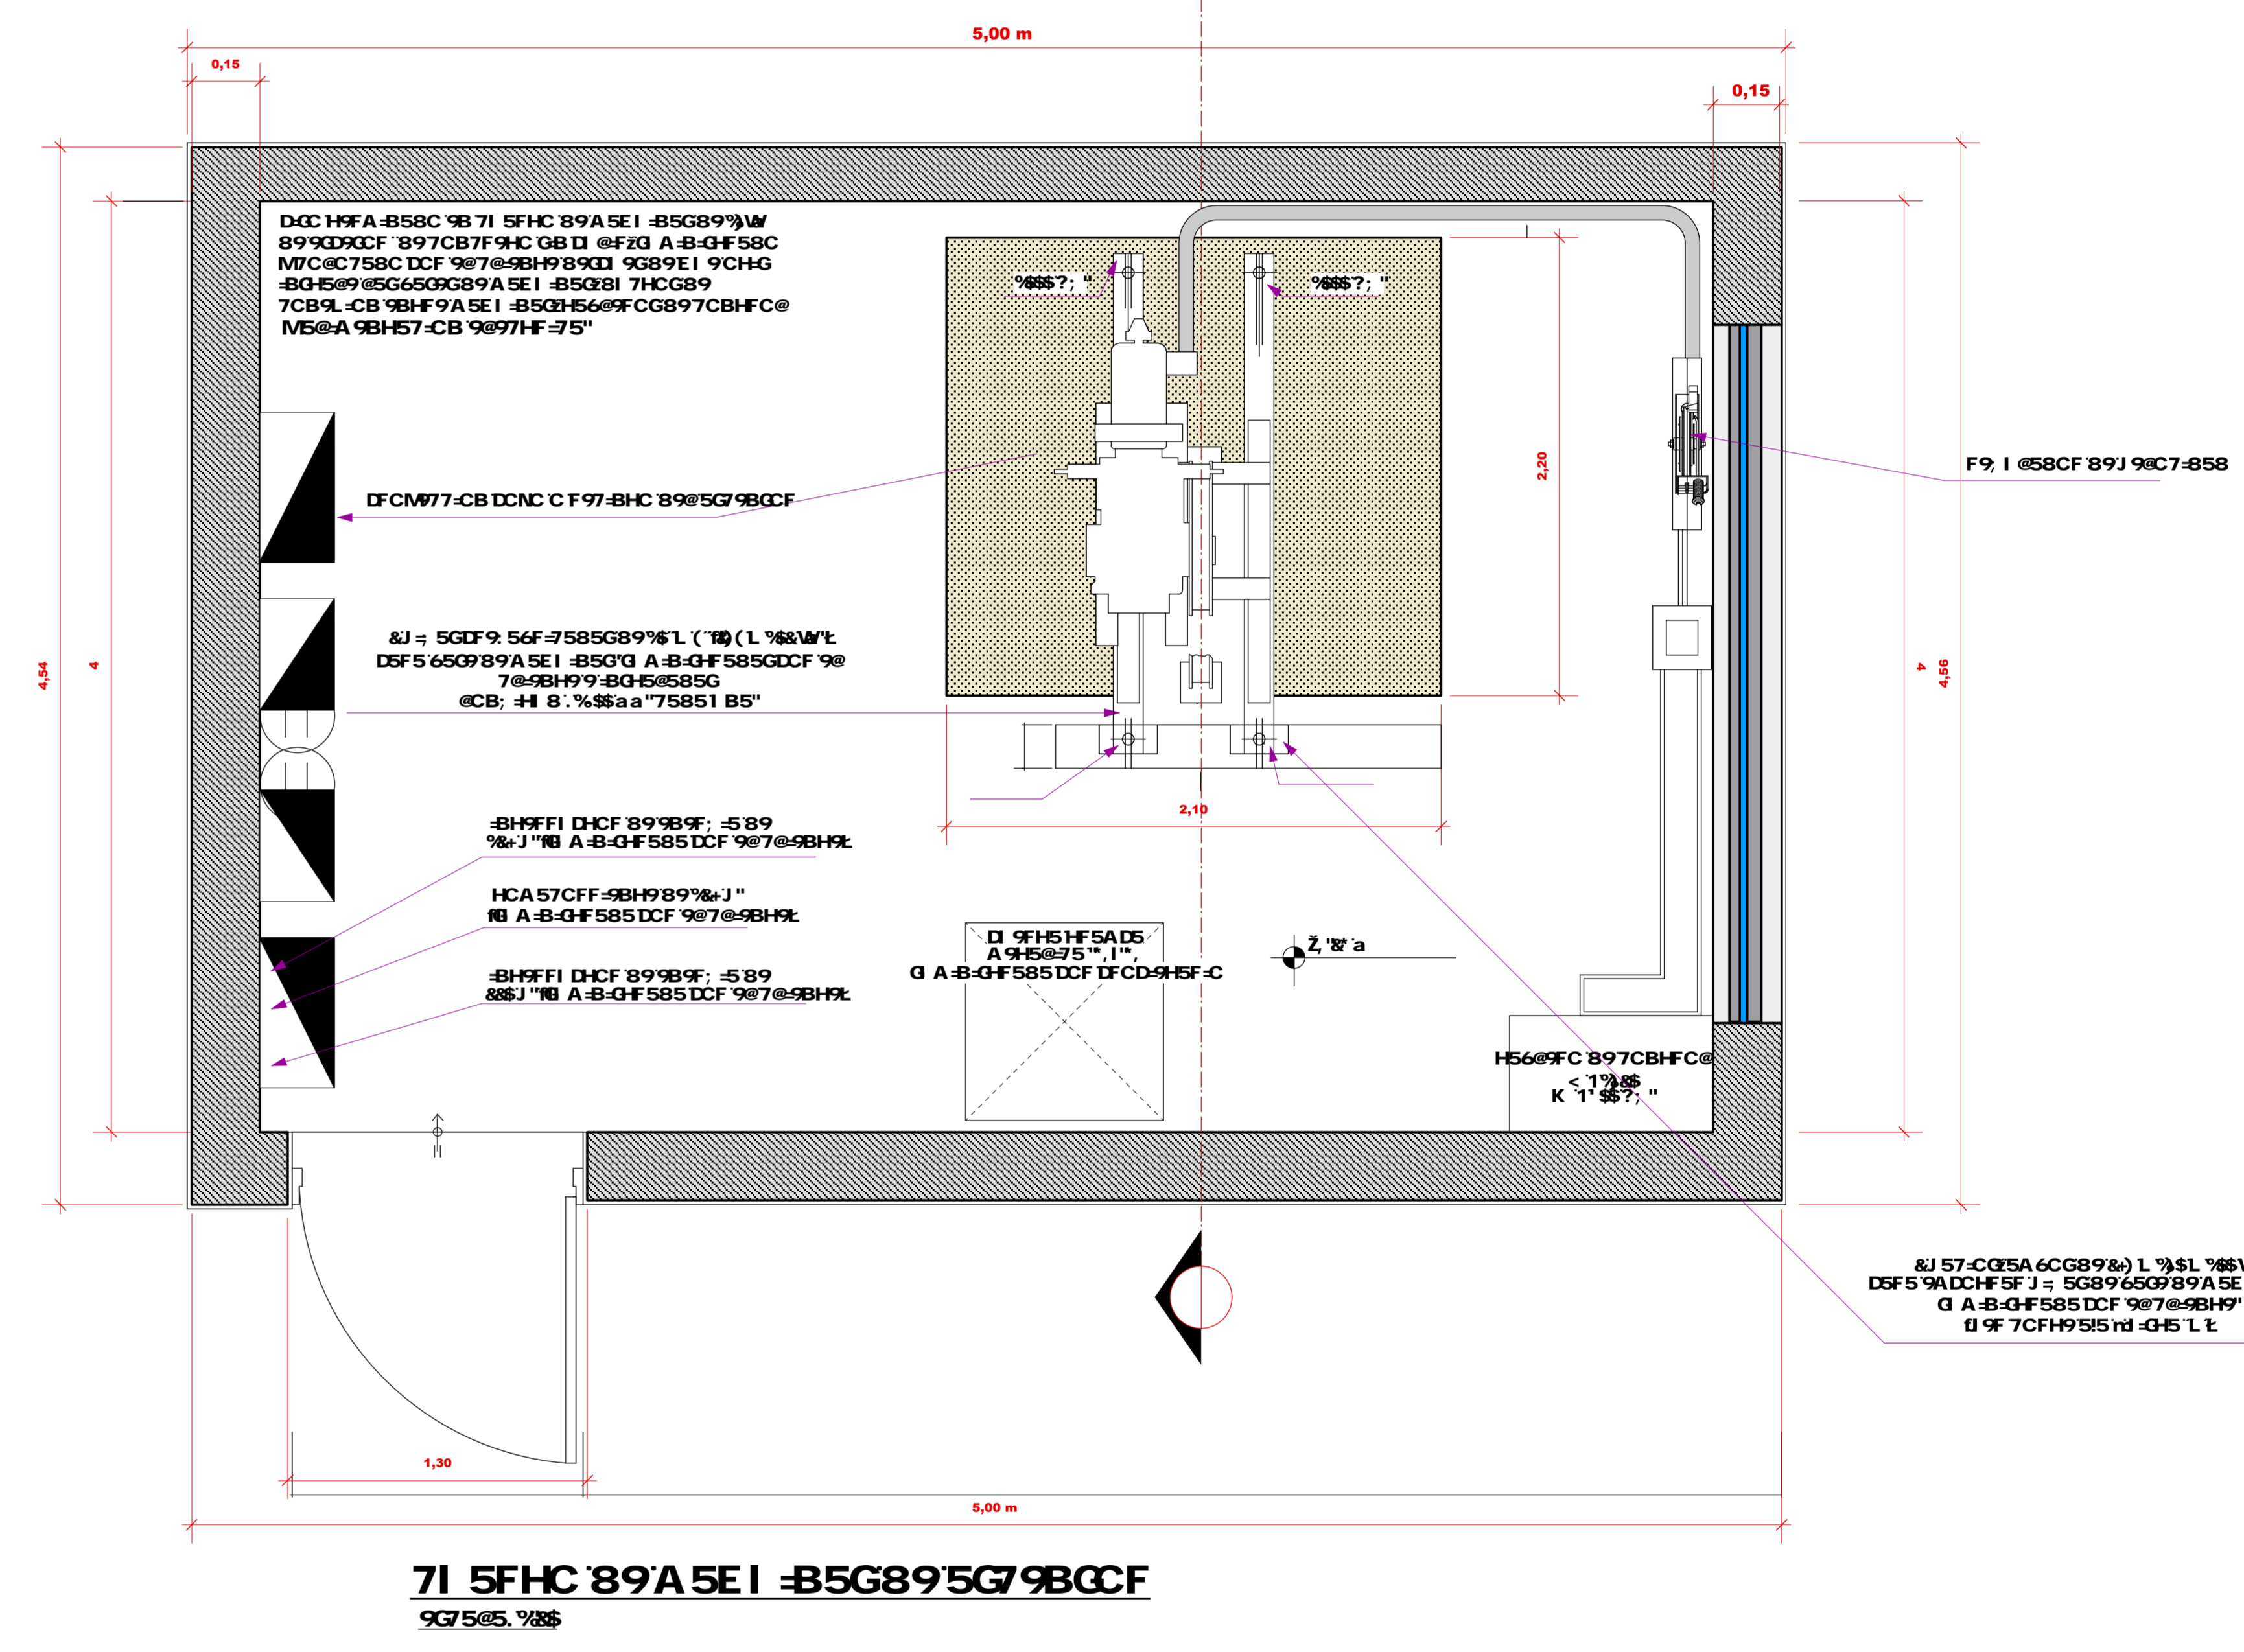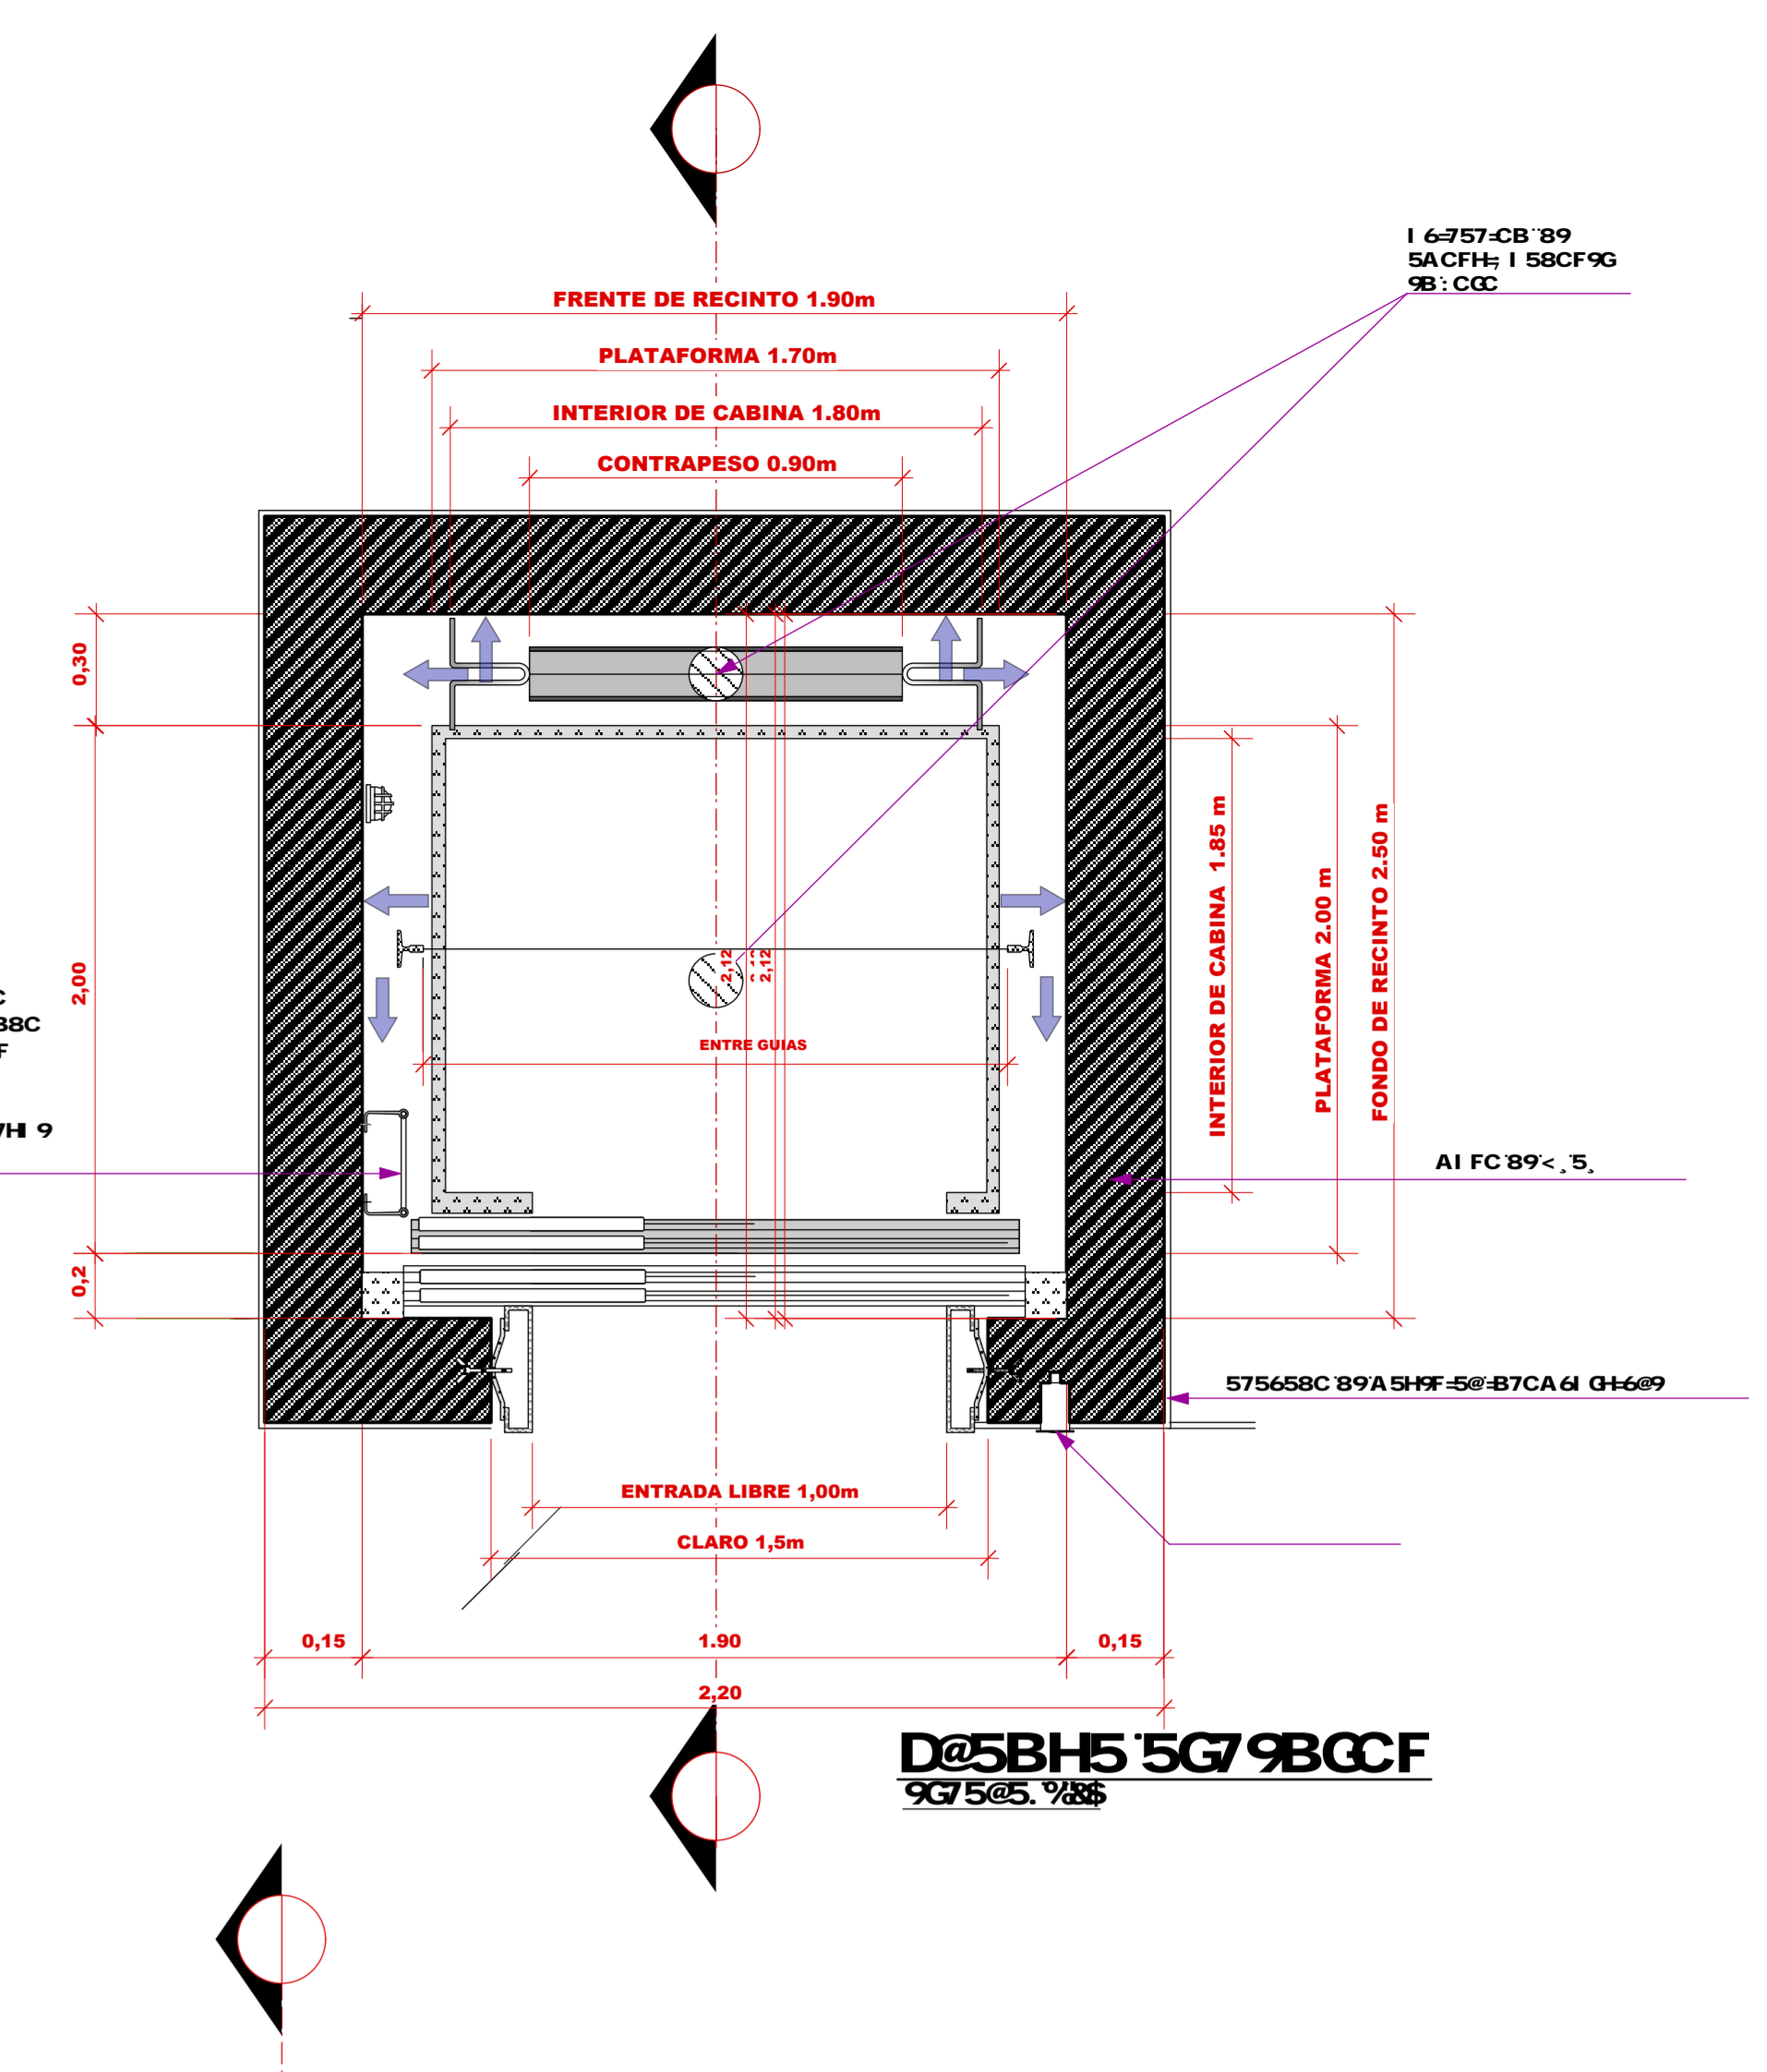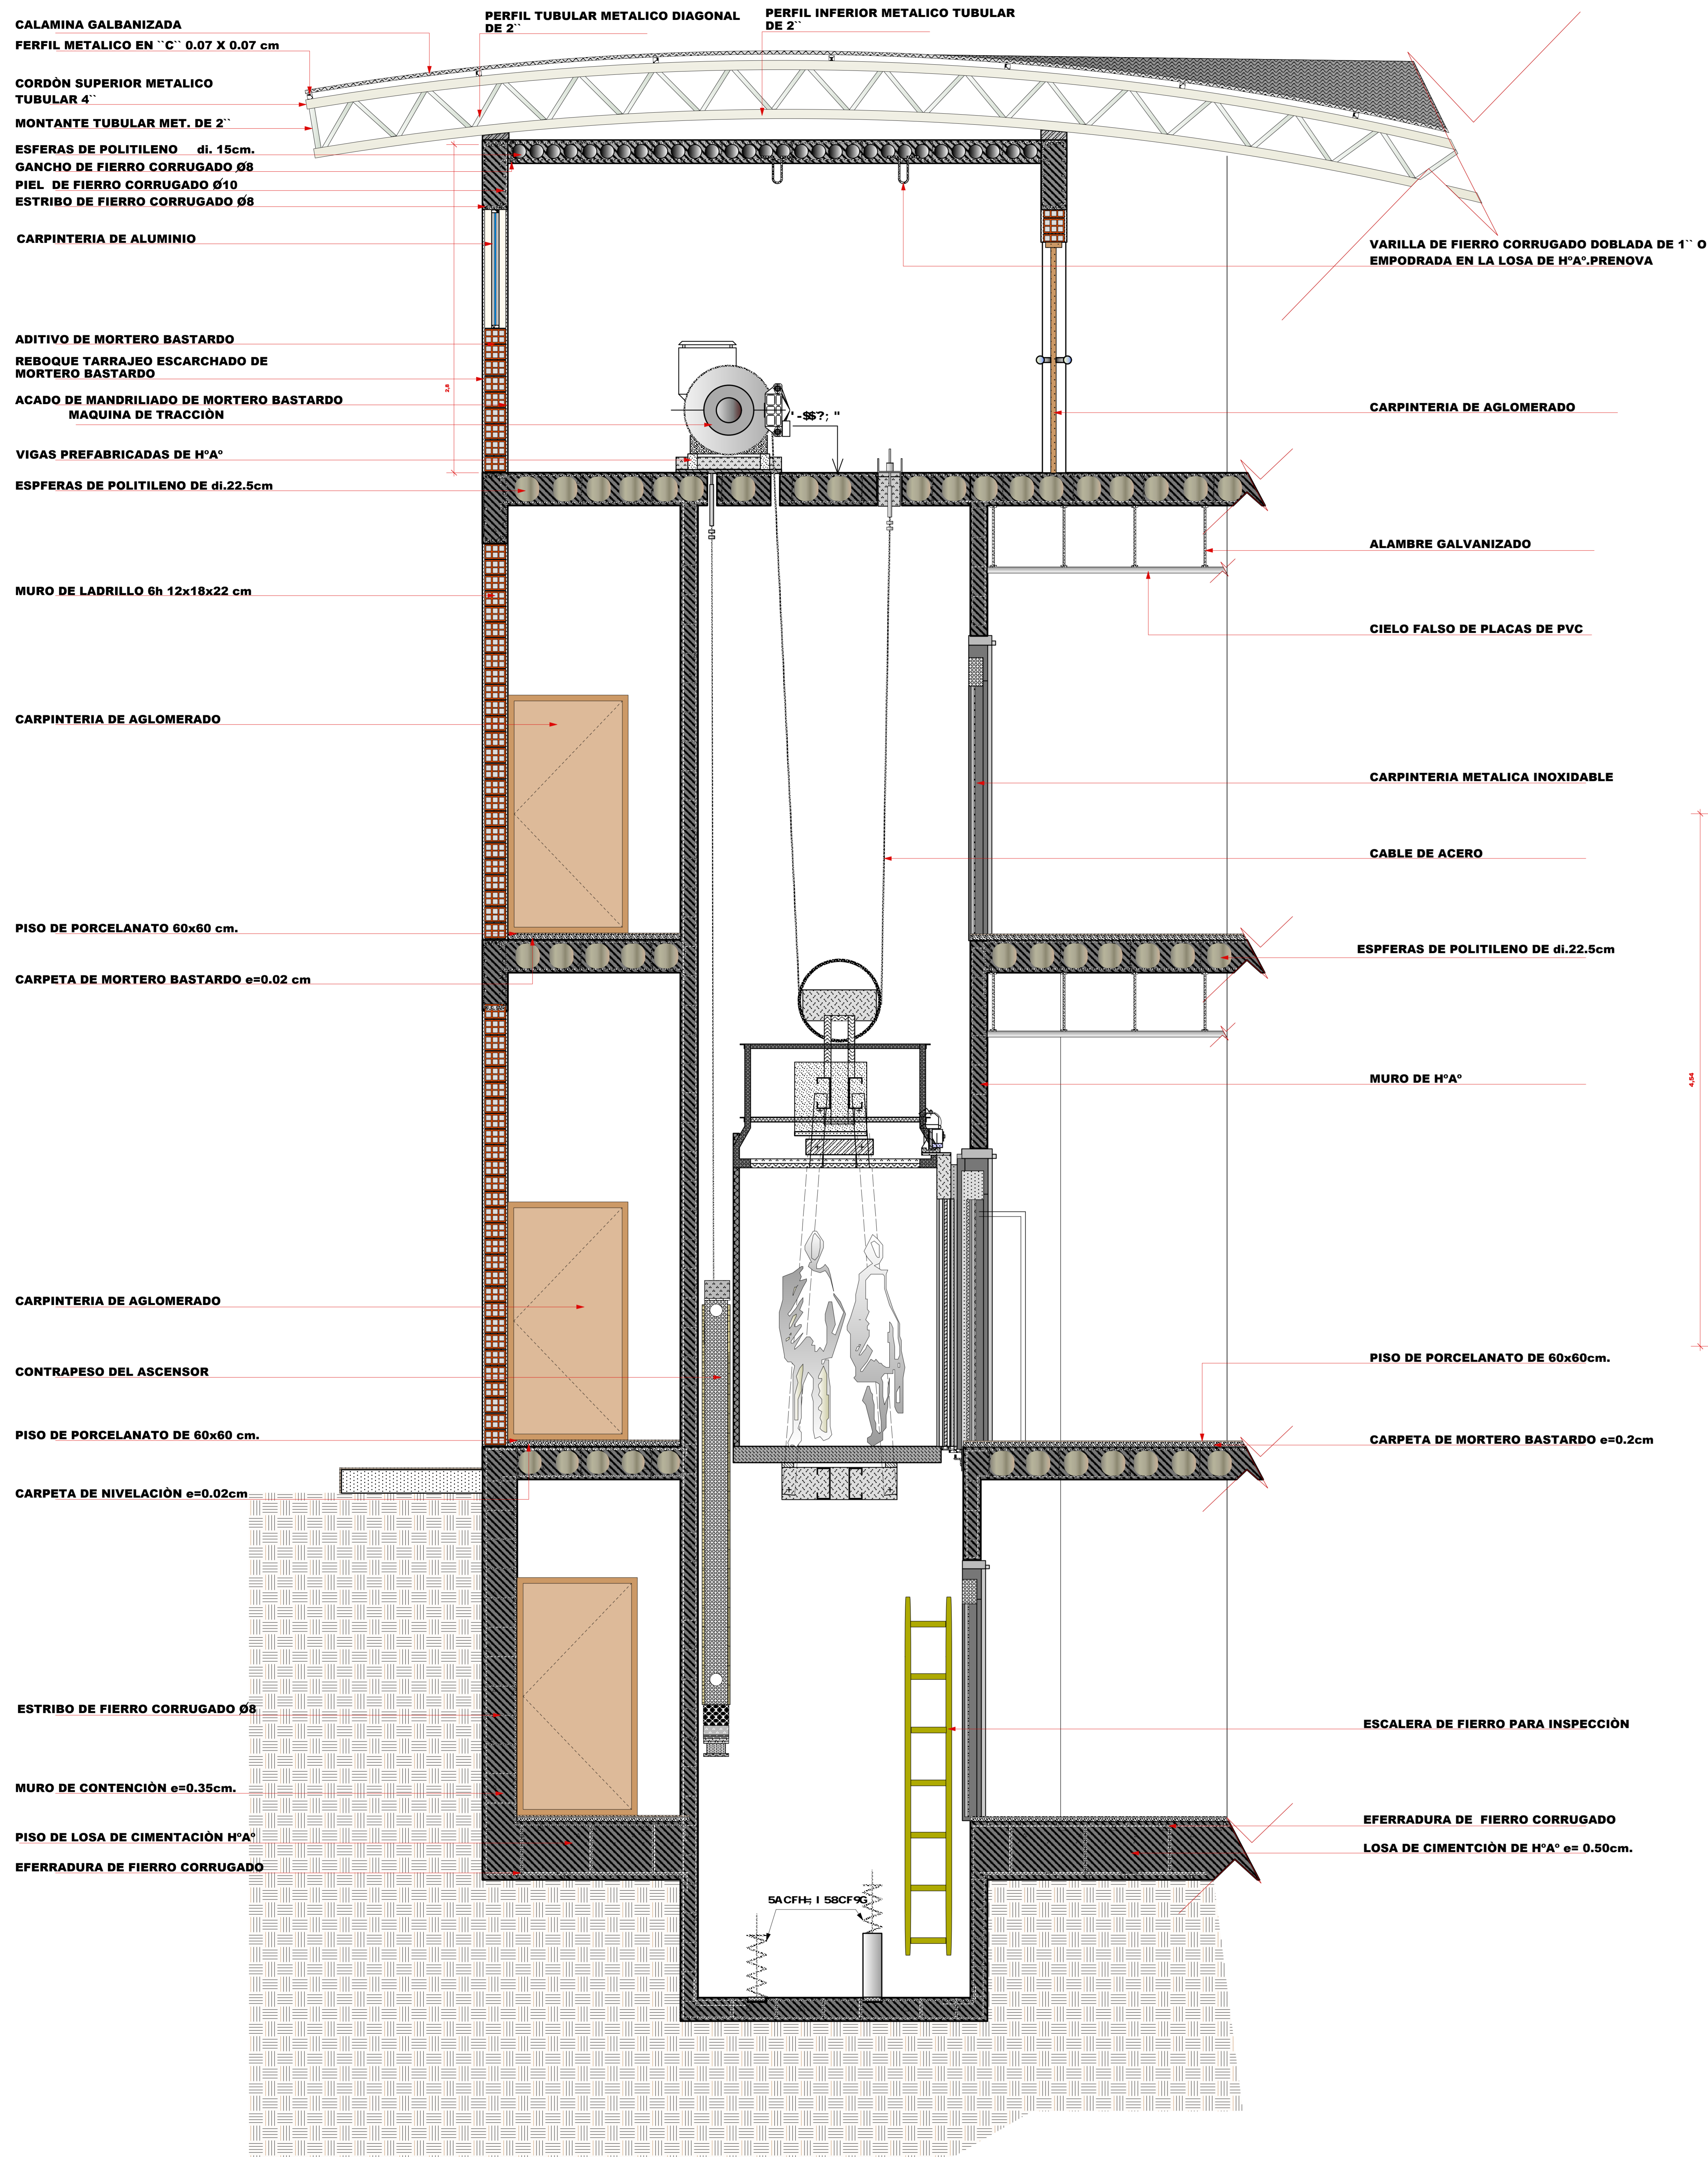


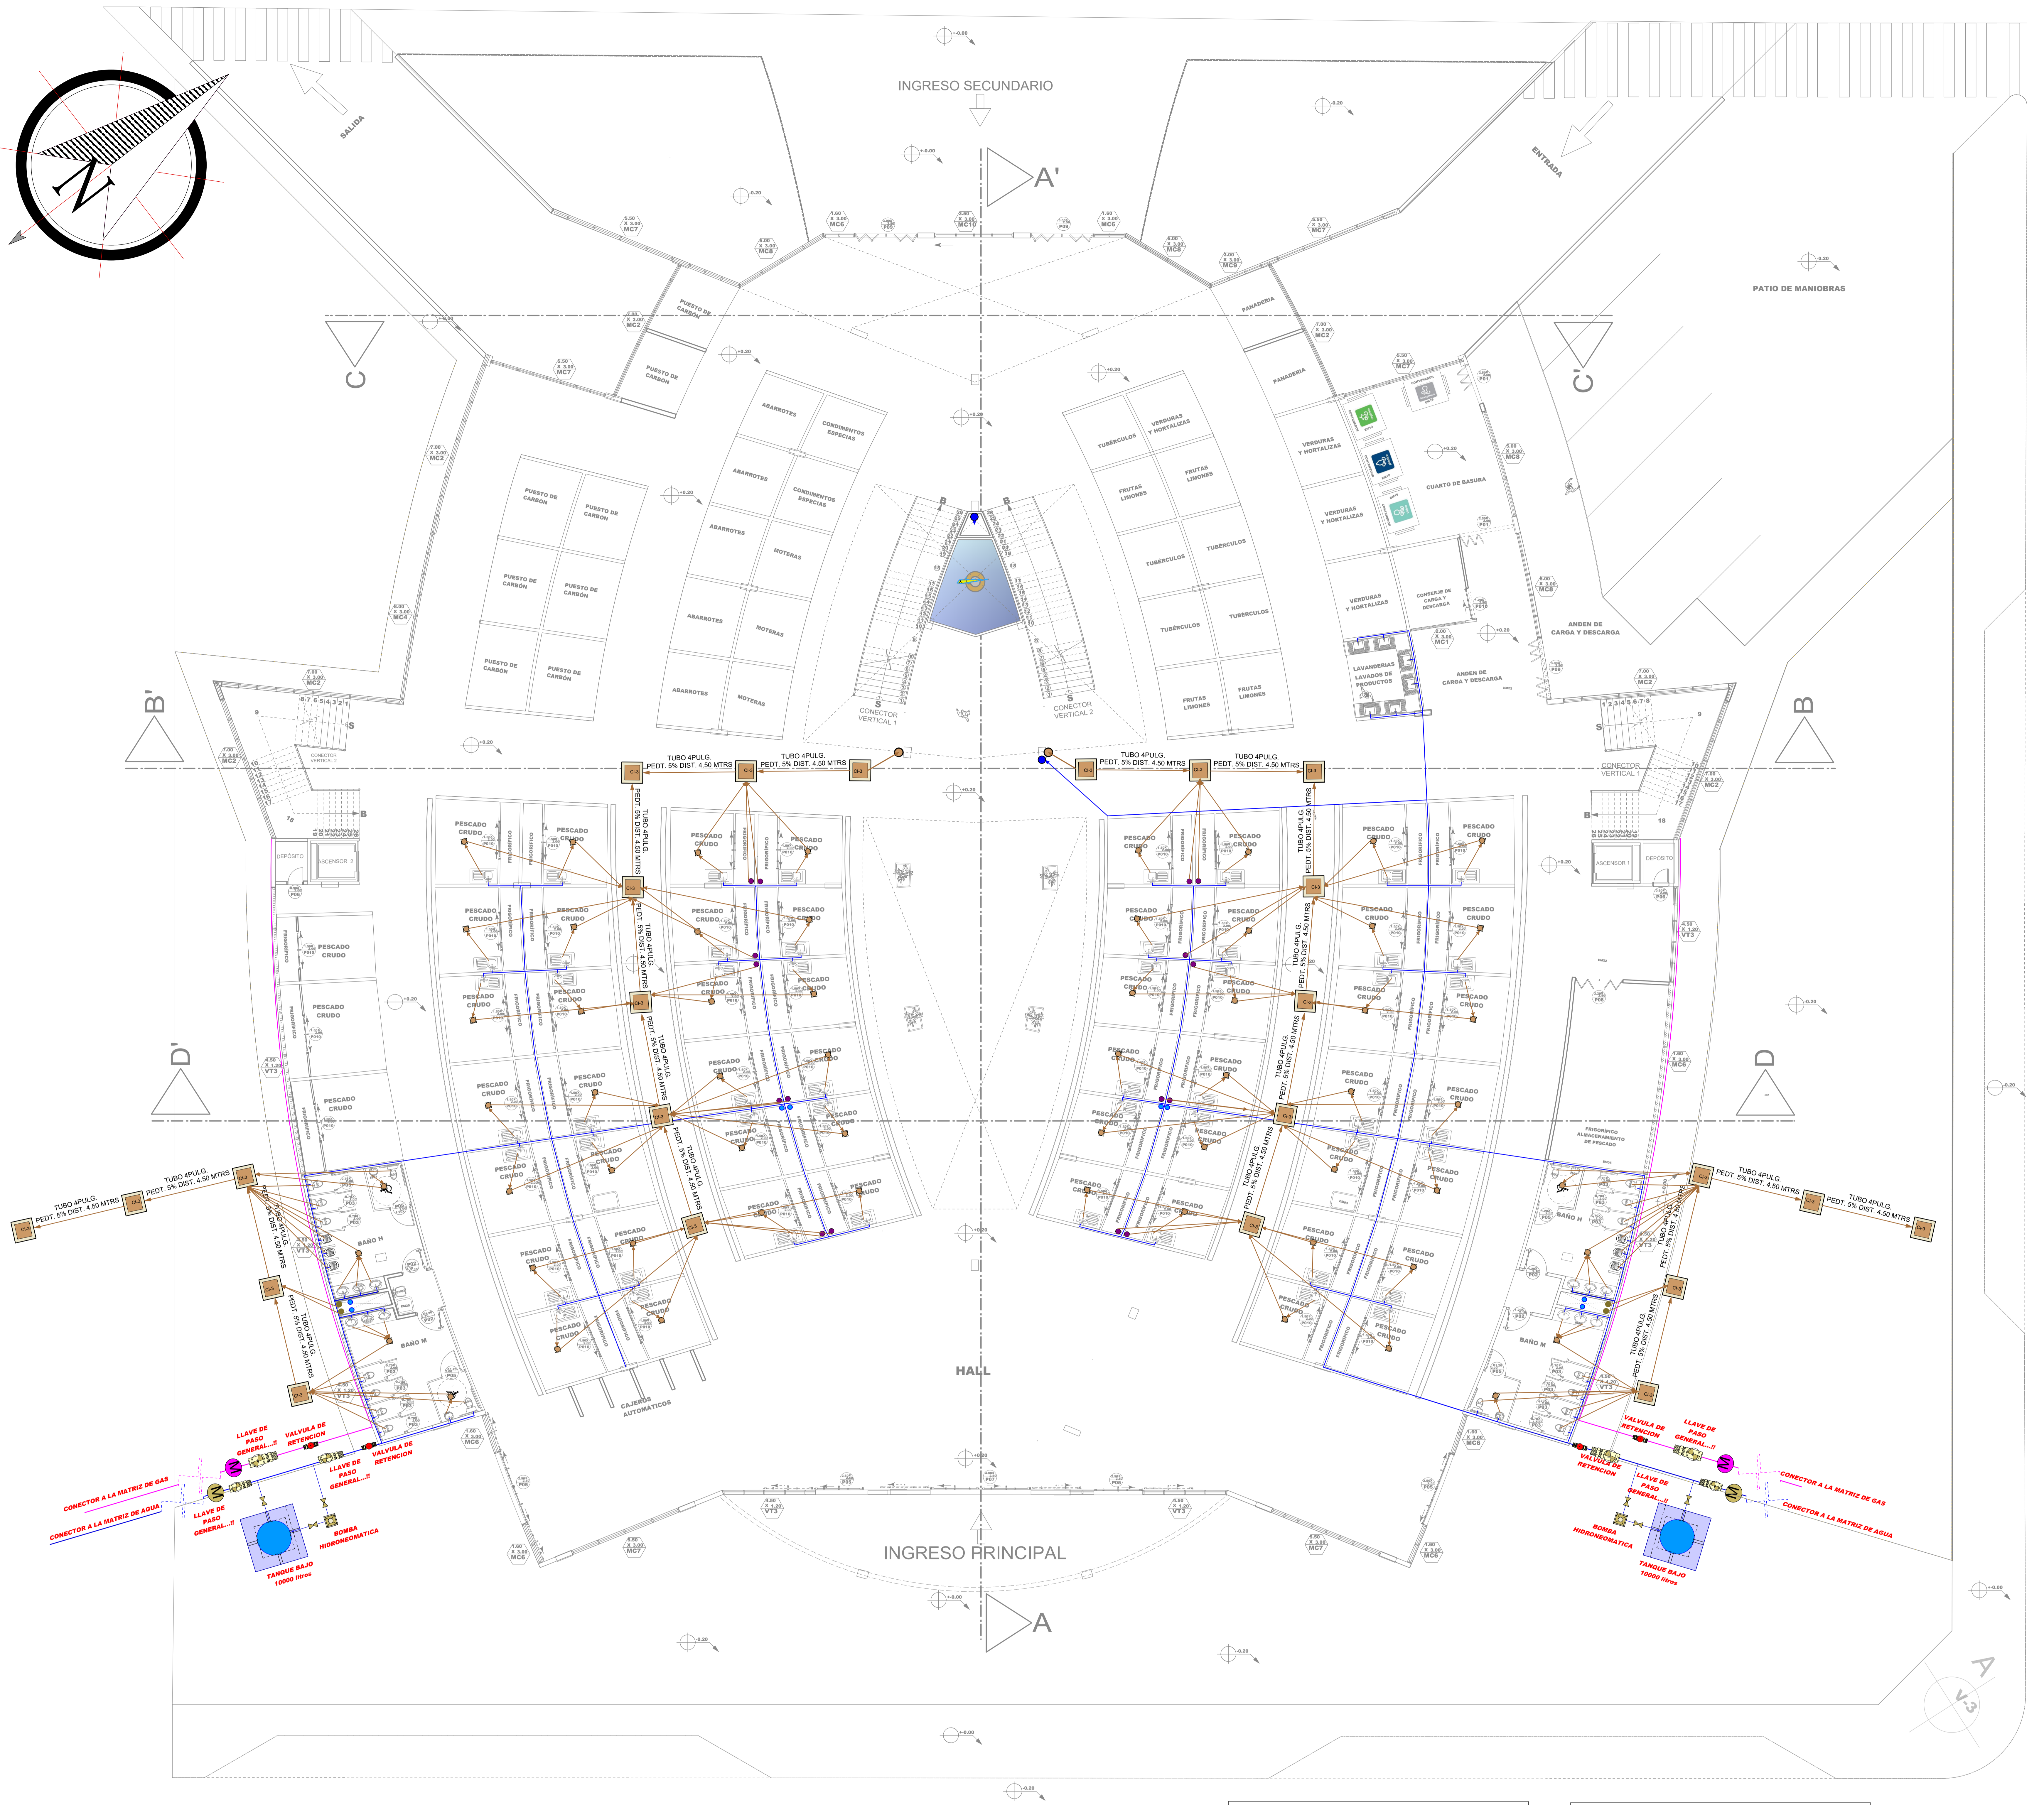


**PLANO DE INSTALACIÓN SANITARIA,
AGUA Y GAS PLANTA BAJA**

ESCALA: 1:100

SIMBOLOGÍA DE AGUA Y GAS	
	Tanque bajo de agua reciclada CAP. 2500LTRS
	Tanque bajo de reciclaje de agua de 10.000 litros
	Deposito de agua reciclada
	Camara de inspección
	Filtraje de agua
	Bomba de 1 1/2 HP
	Llave de paso general
	Regilla de piso
	Medidor de agua
	Válvula de retención

SIMBOLOGÍA DE AGUA Y GAS	
	Bomba de 2 HP
	Sumidero
	Lavamanos con accesorios
	Inodoro con accesorios
	Urinario
	Medidor de gas
	Llave de paso gas
	Tubería de gas
	Agua fría
	Agua caliente
	Bajante de agua reciclada
	Aguas negras

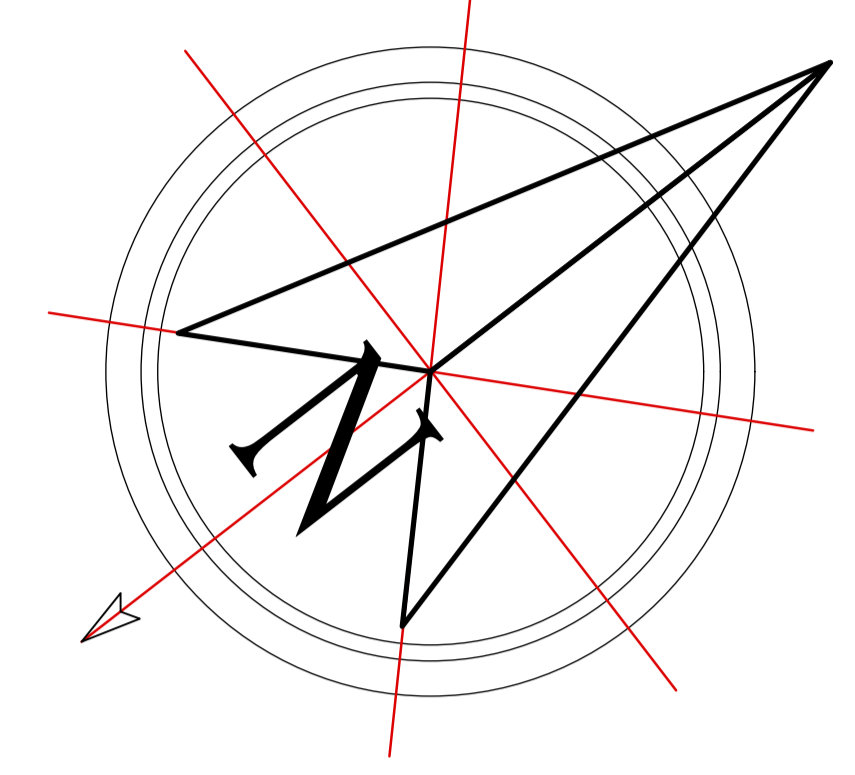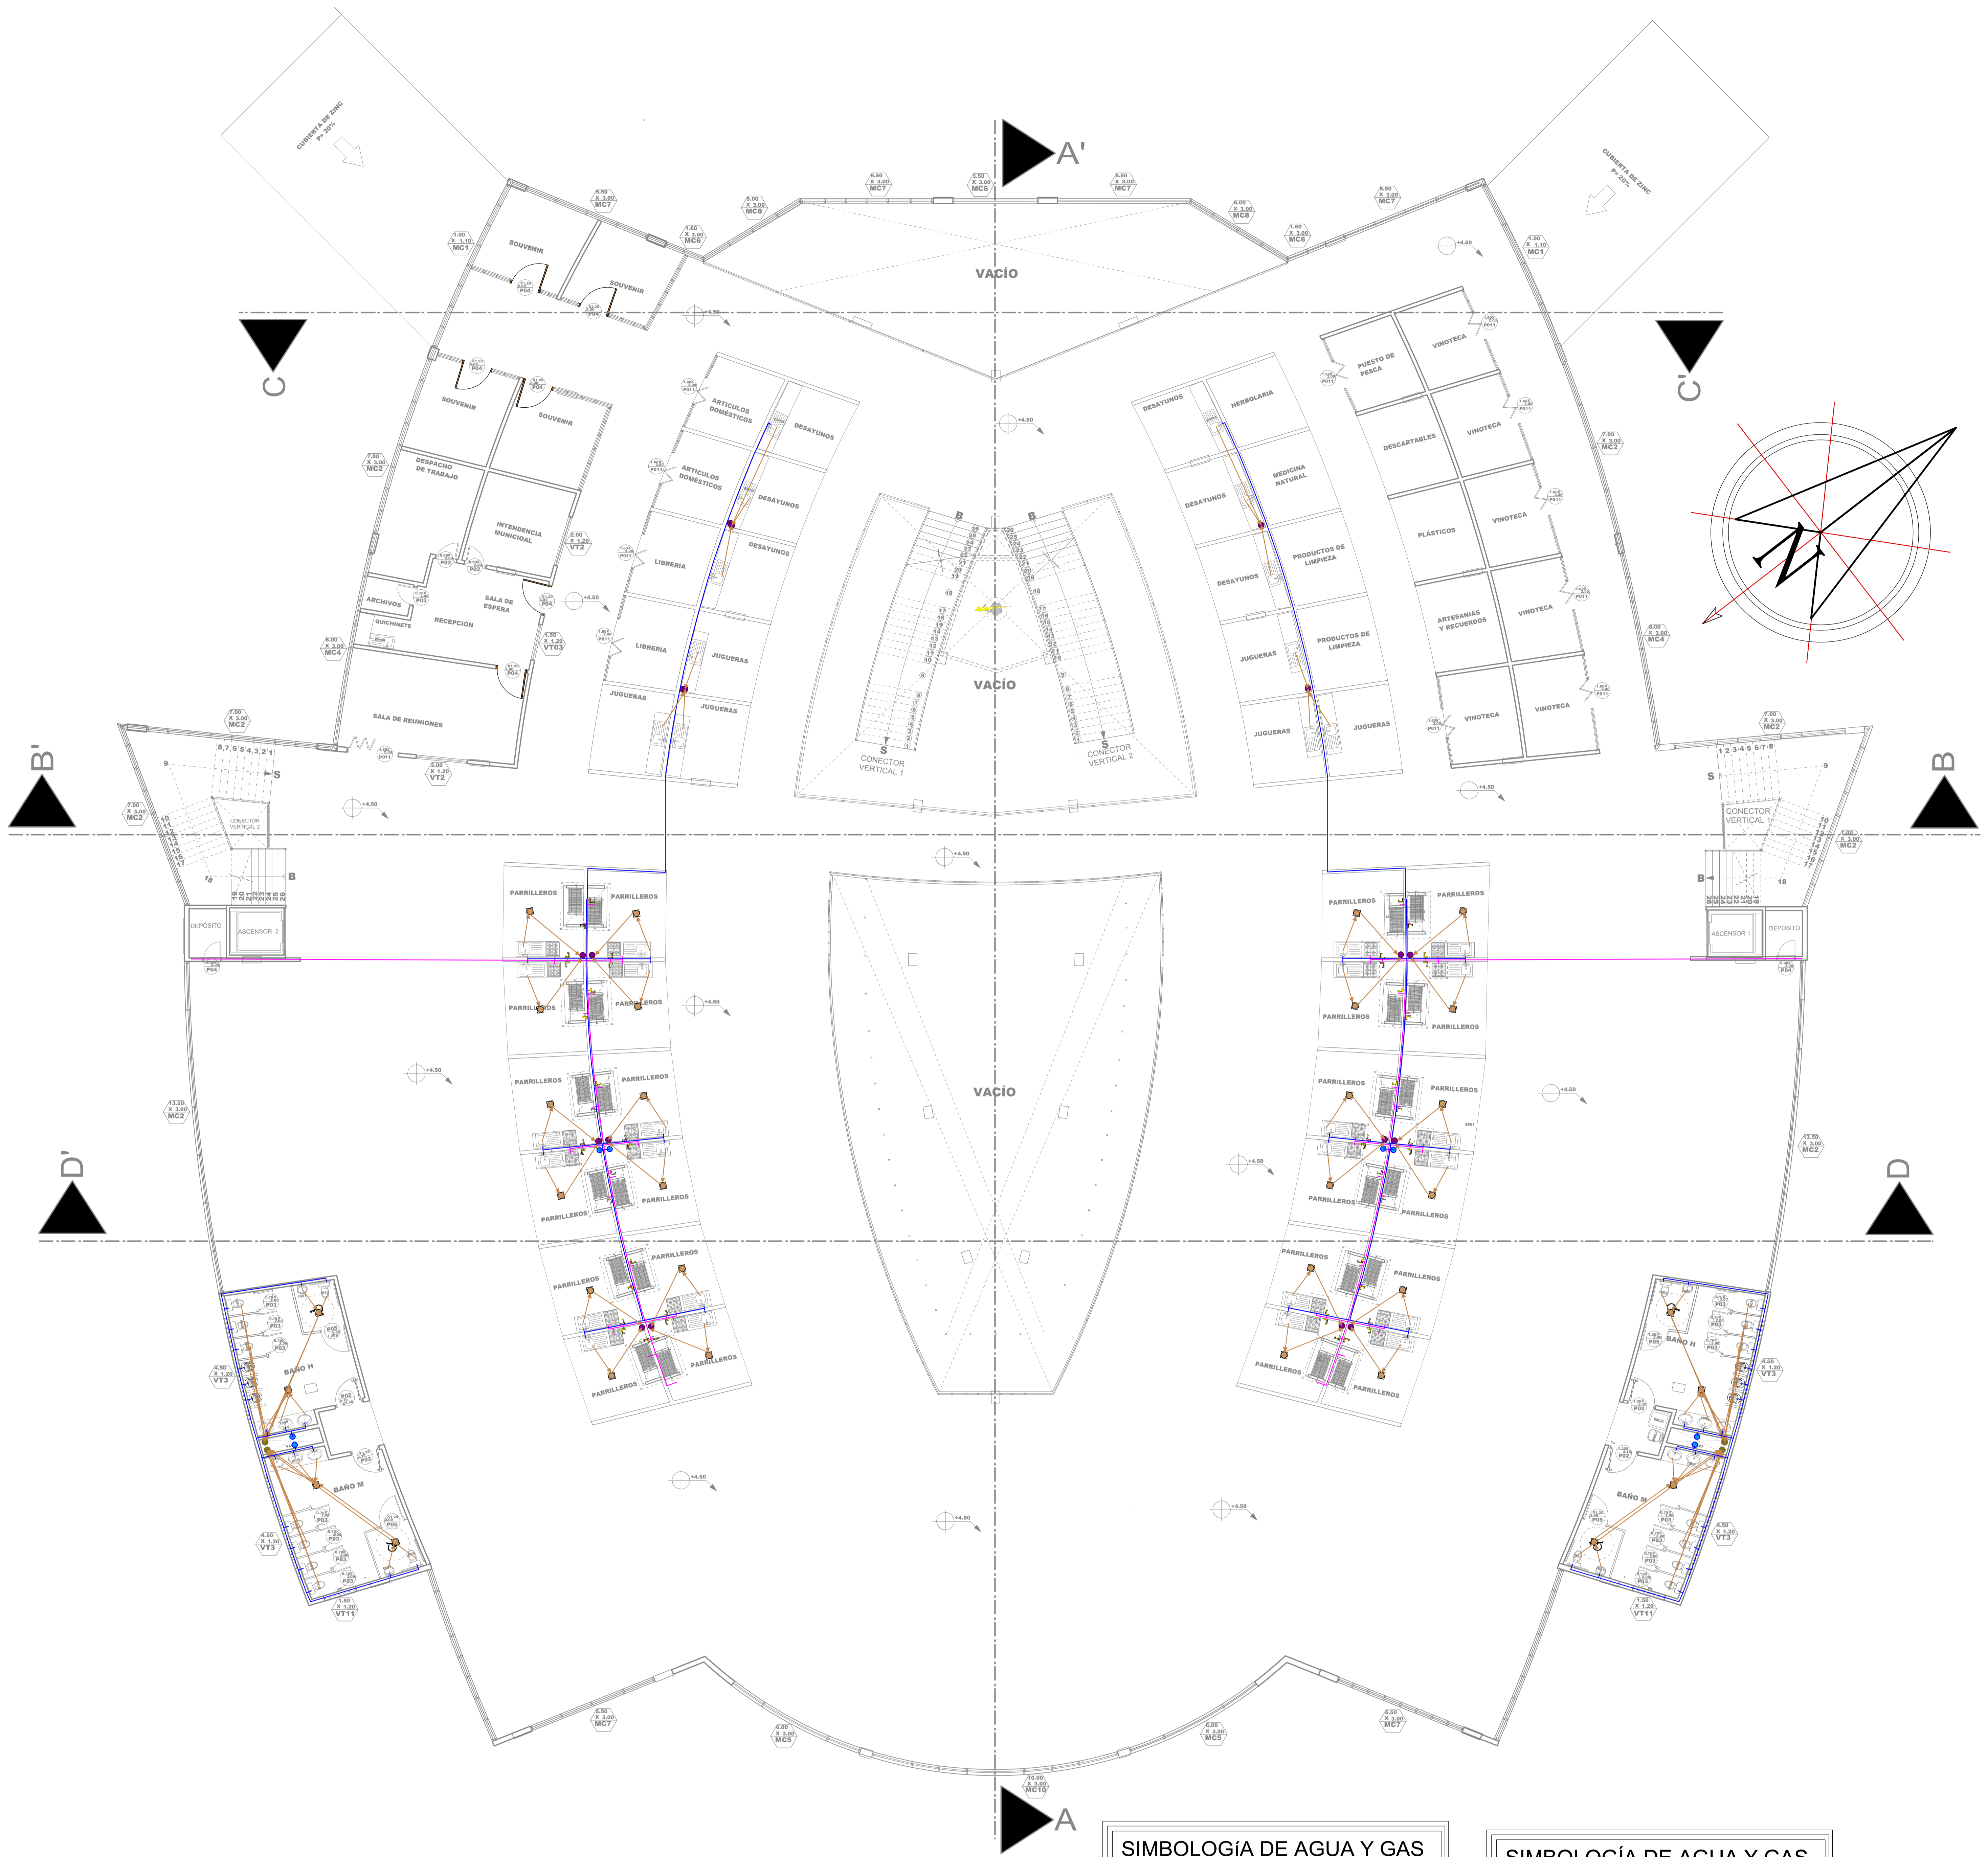

PLANO DE INSTALACION SANITARIAS, AGUA Y GAS PLANTA ALTA

ESCALA: 1:100

SIMBOLOGIA DE AGUA Y GAS	
	Tanque bajo de agua reciclada CAP. 2500LTRS
	Tanque bajo de reciclaje de agua de 10.000 litros
	Deposito de agua residual
	Camara de inspeccion
	Filtraje de agua
	Bomba de 1 1/2 HP
	Llave de paso general
	Regilla de piso
	Medidor de agua
	Válvula de retencion

SIMBOLOGIA DE AGUA Y GAS	
	Bomba de 2 HP
	Sumidero
	Lavamanos con accesorios
	Inodoro con accesorios
	Urinario
	Medidor de gas
	Llave de paso gas
	Tuberia de gas
	Agua fria
	Agua caliente
	Bajante de agua residual
	Aguas negras