


N

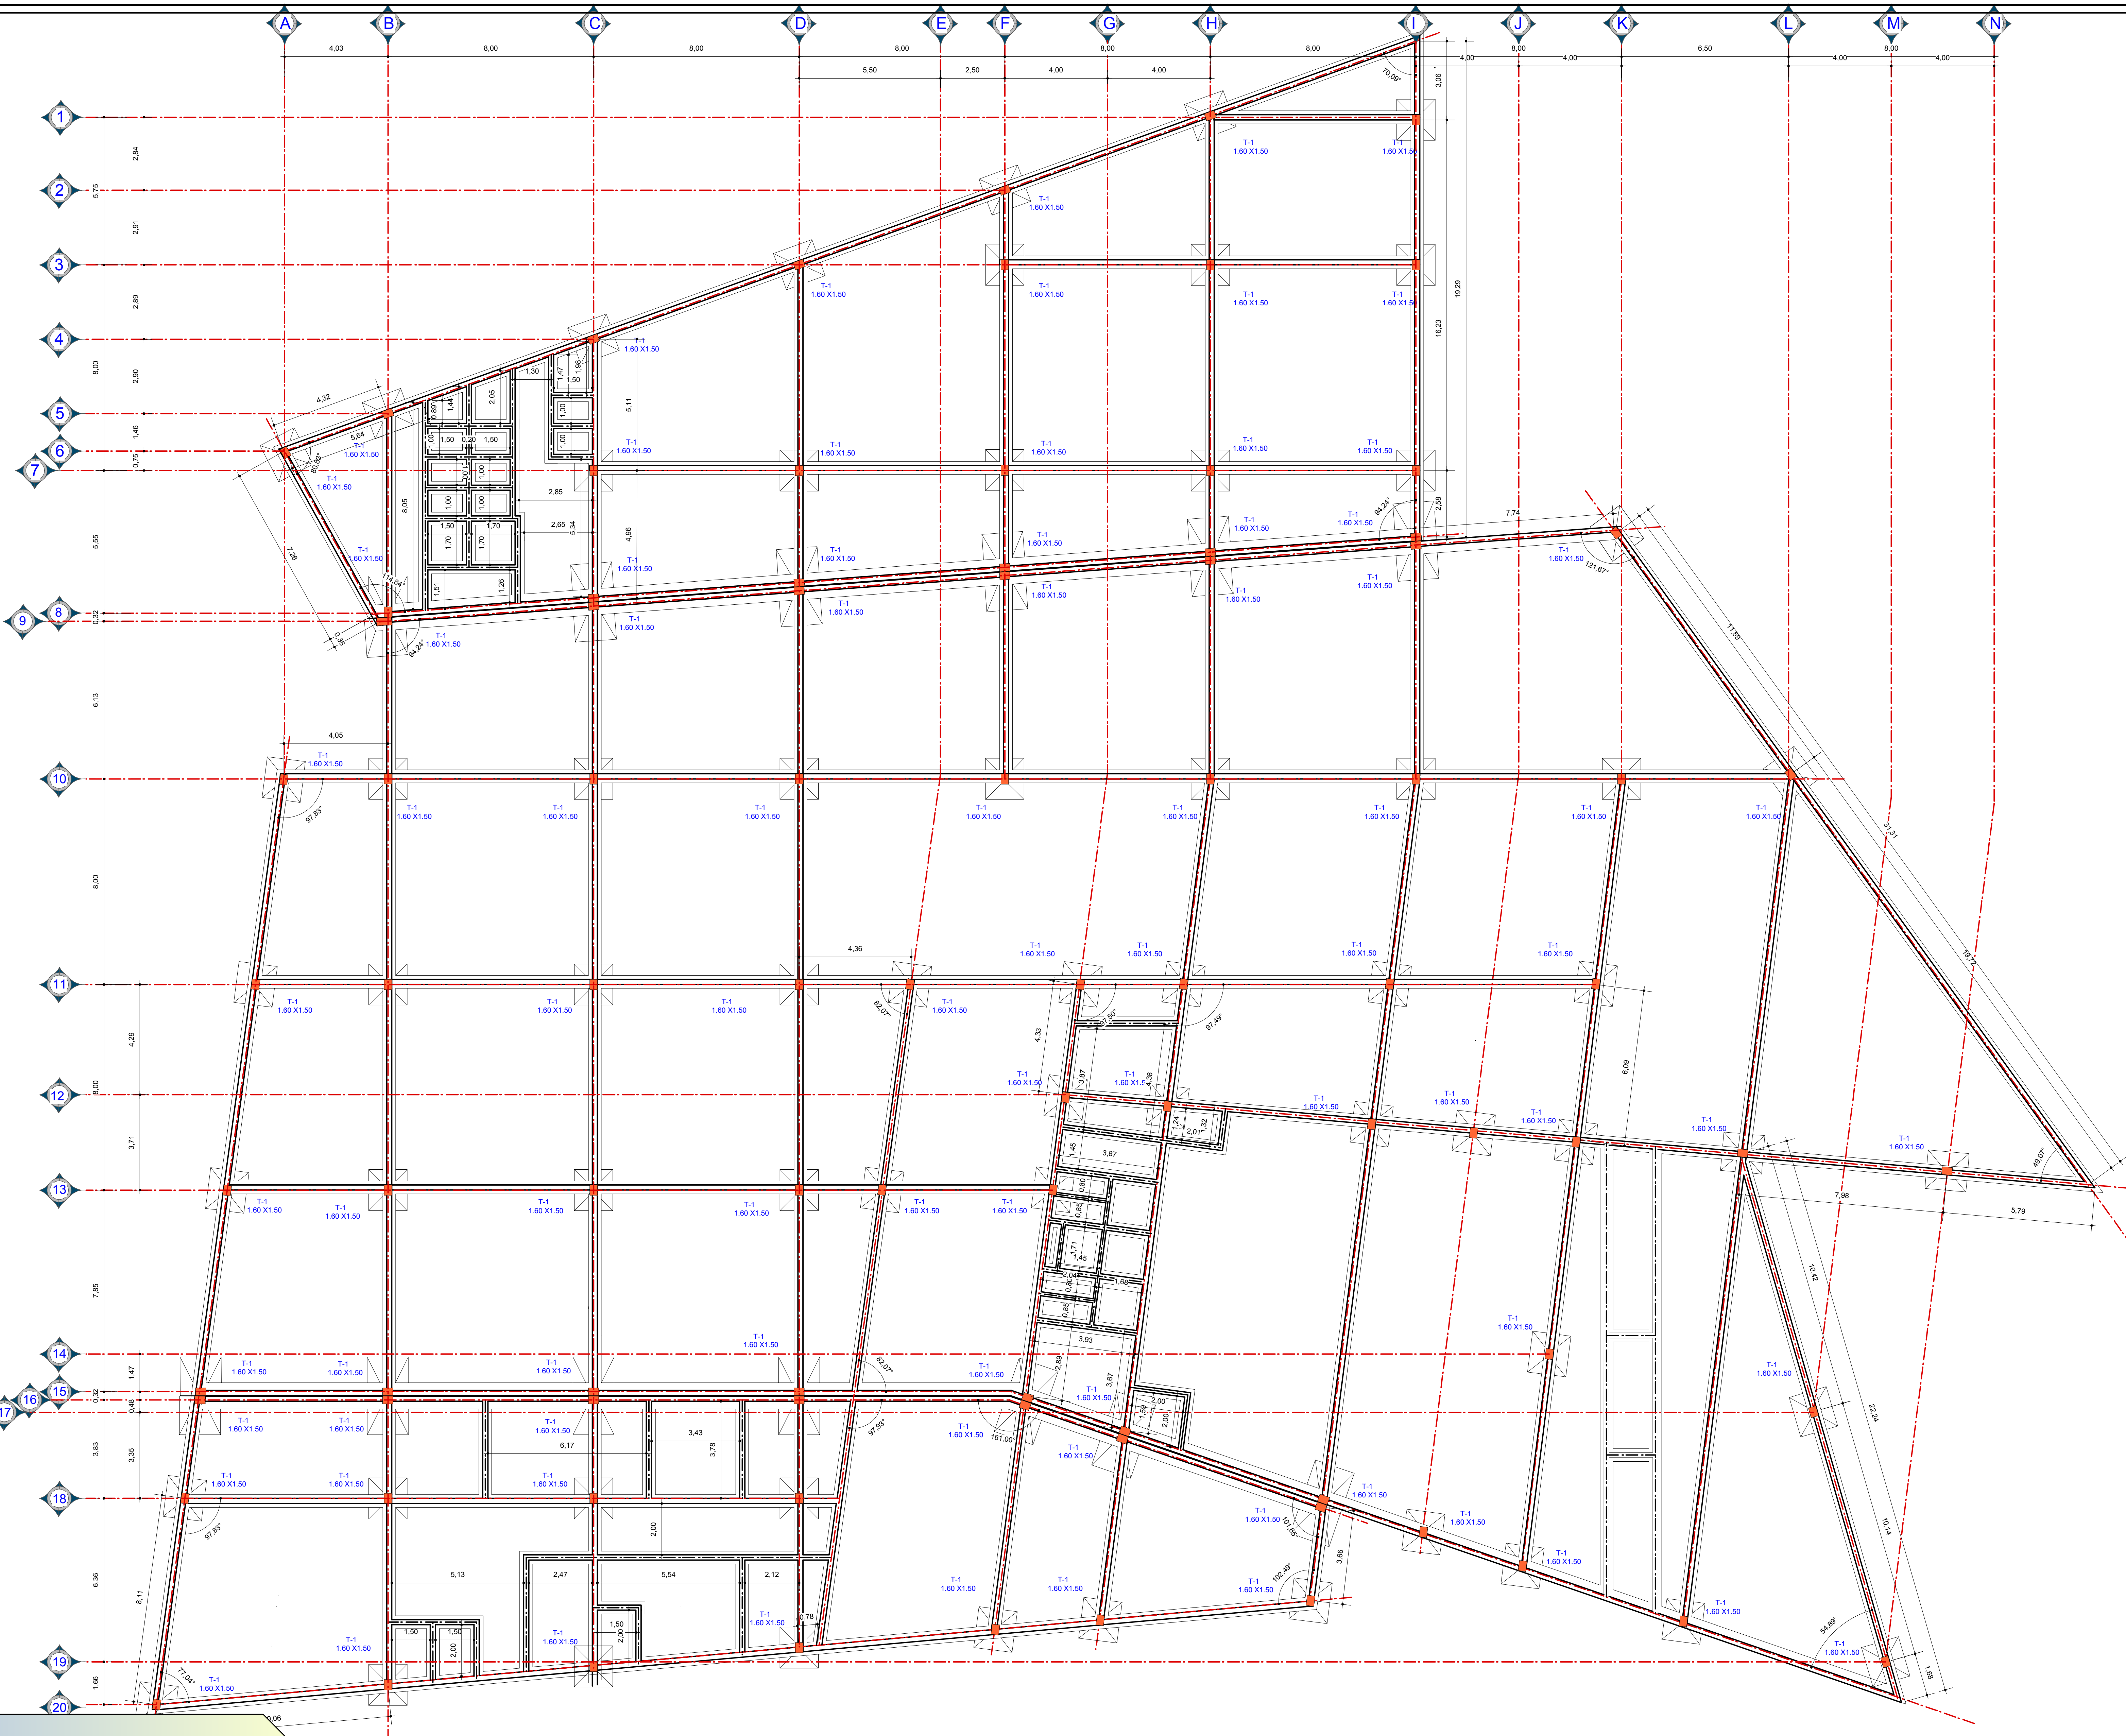

U.A.J.M.S.

CARRERA: ARQUITECTURA Y URBANISMO


PROYECTO: DISEÑO ARQUITECTONICO MUSEO DE ARTES PLASTICAS MODERNO CONTEMPORANEO

DOCENTE: ARQ. PATRICIO A. SANJINES URIBE


UNIVERSITARIO: JORGE LUIS CRUZ CADENA

CARACTER : PLANO DE CIMIENTOS


ESC. 1: 100

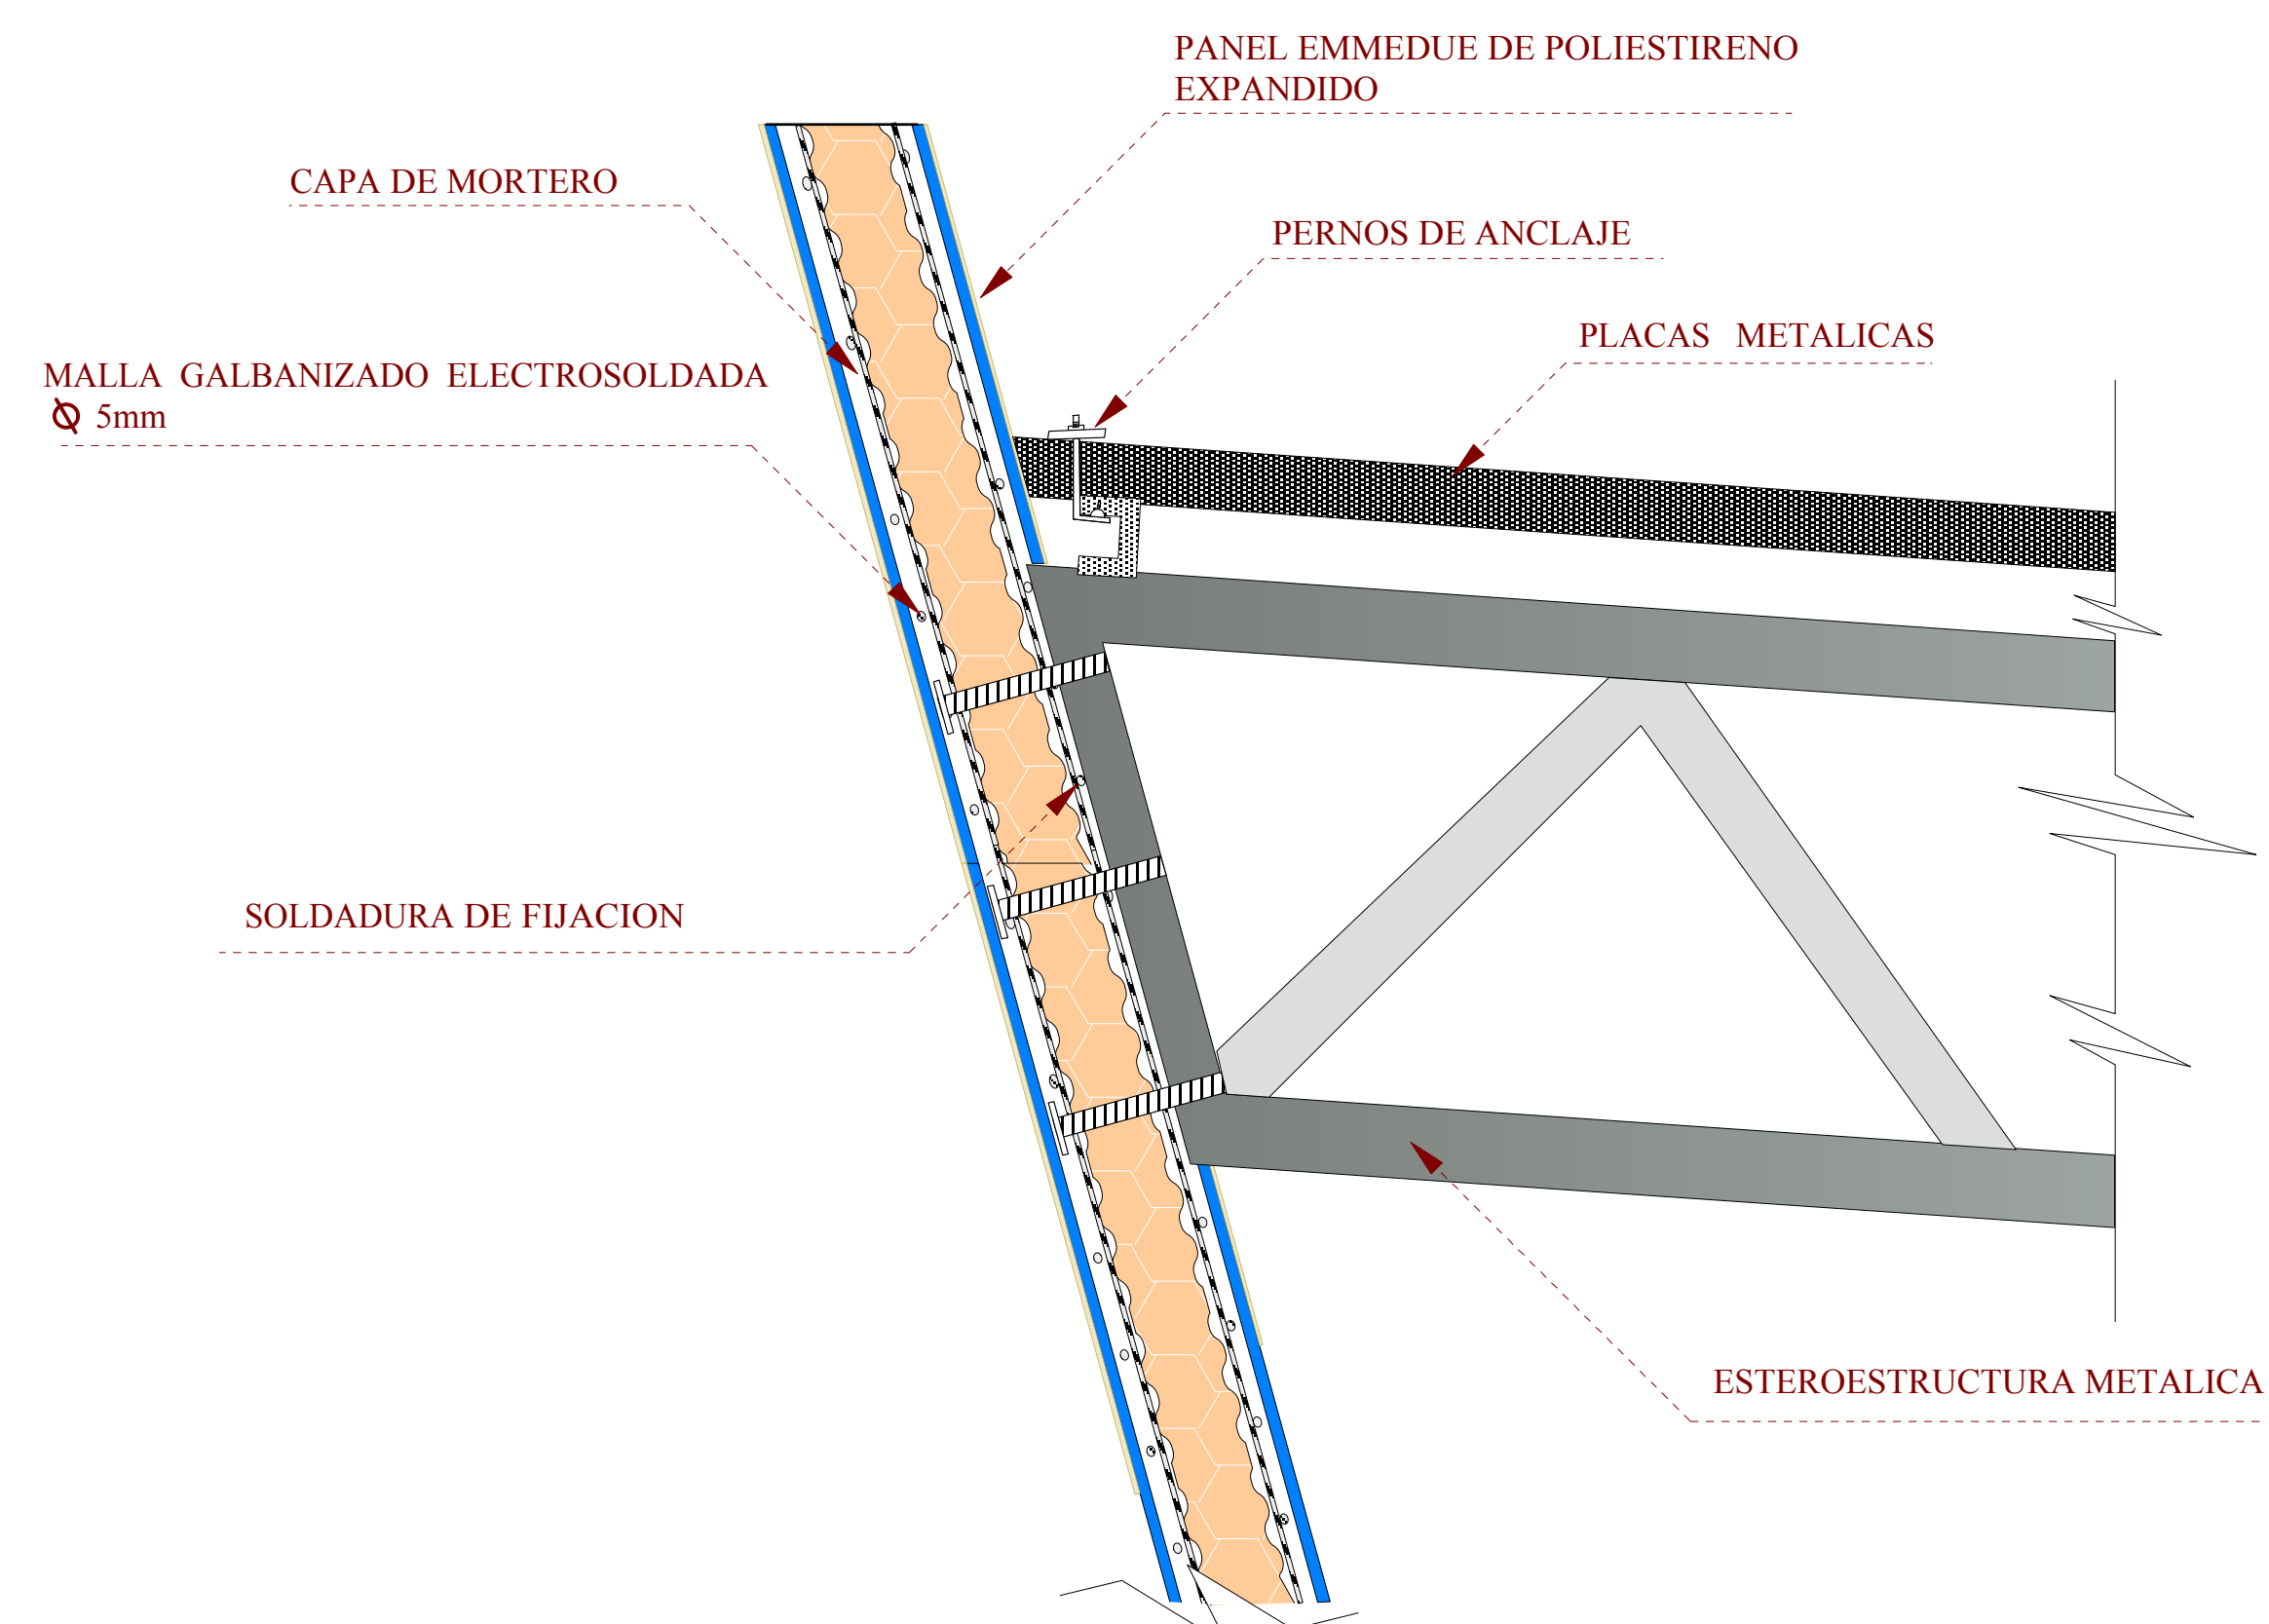


**DETALLE DE UNION MURO M2
CON ESTEROESTRUCTURA.
ESCALA: 1:10**

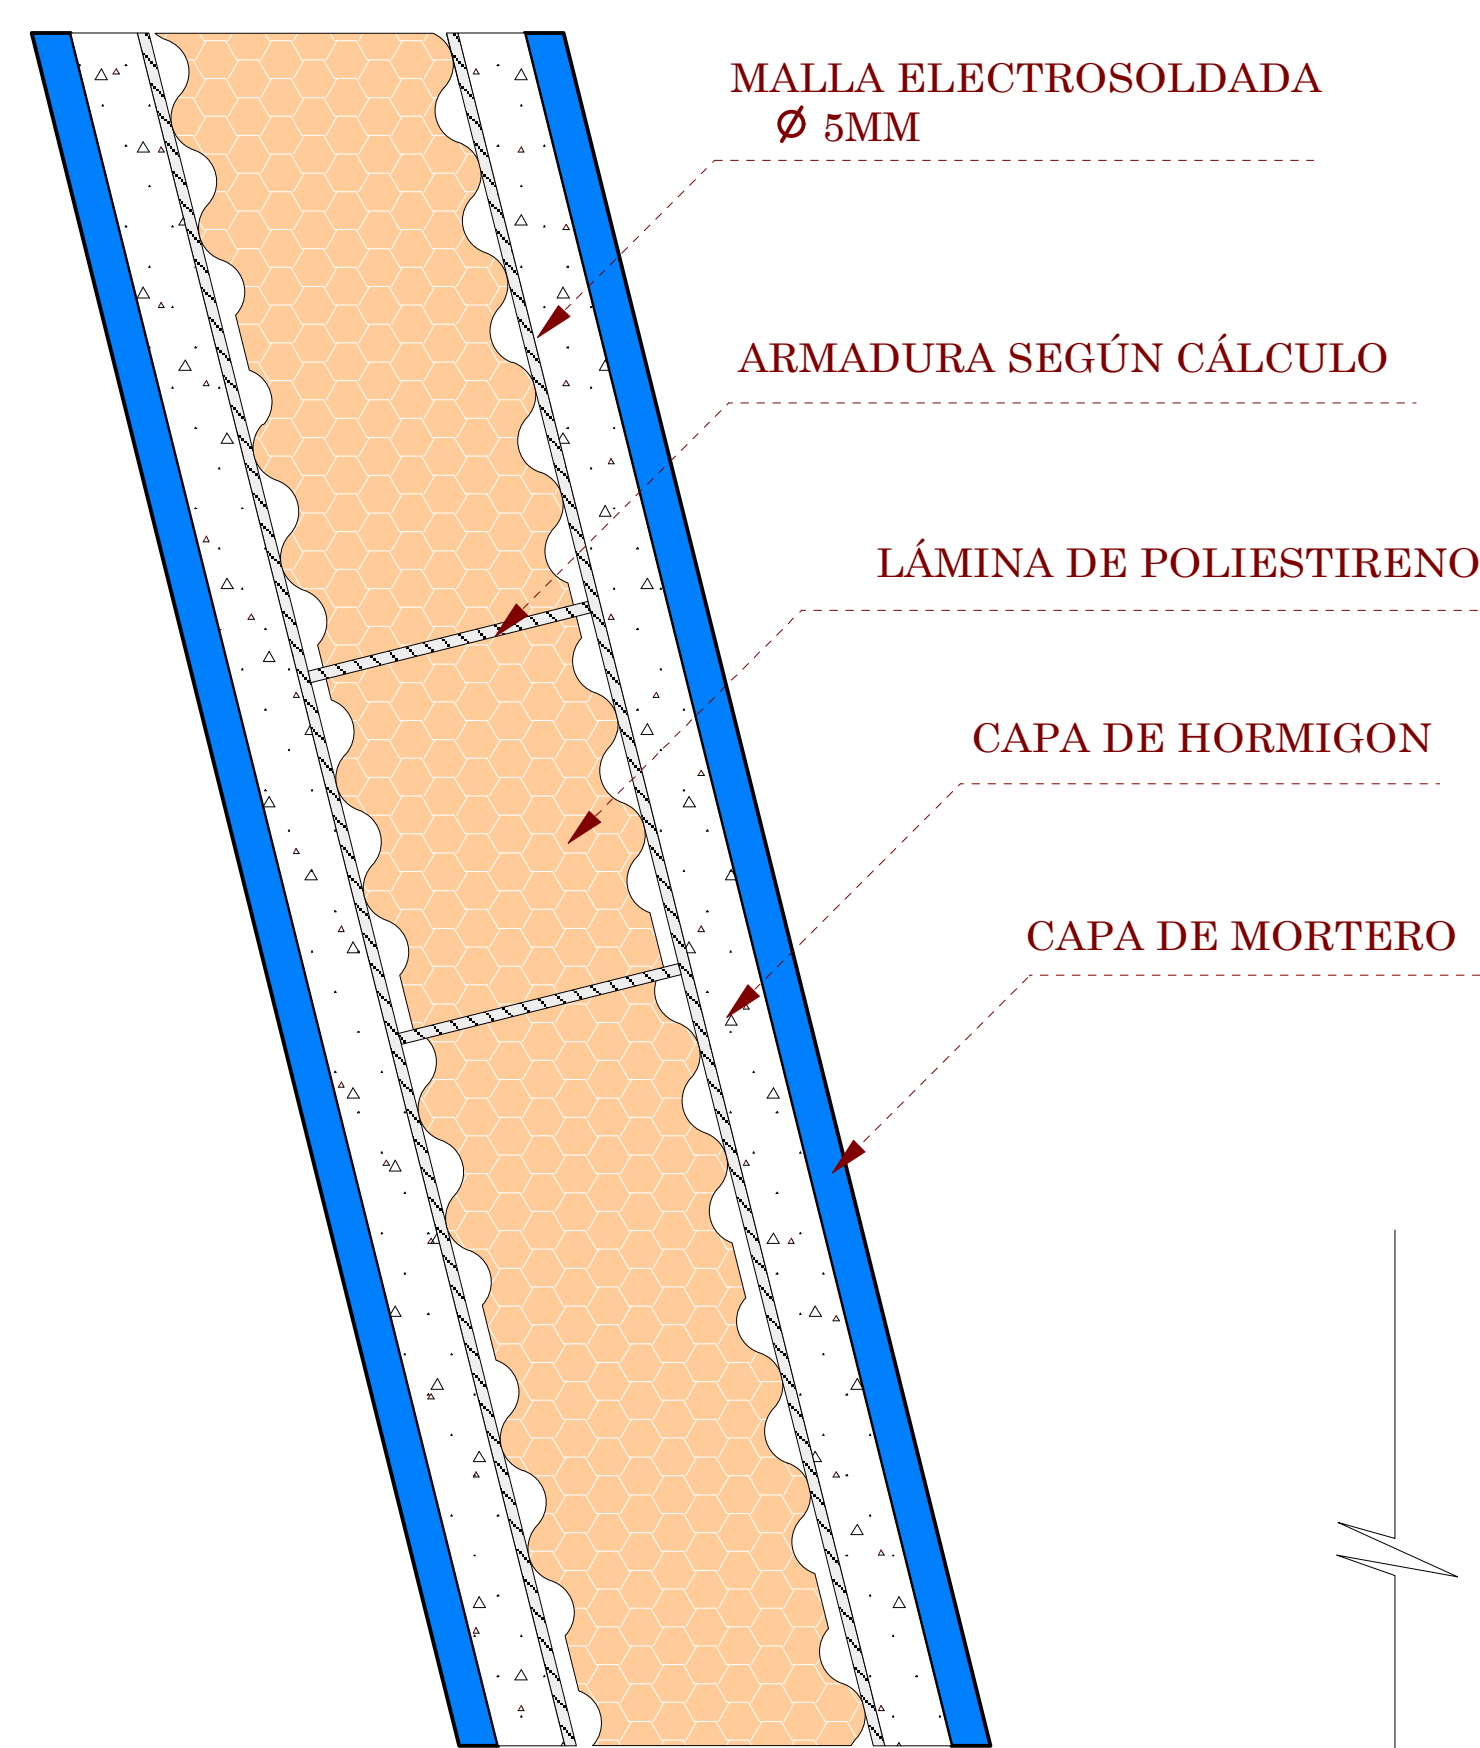

**DETALLE DE MURO M2
ESCALA: 1:20**

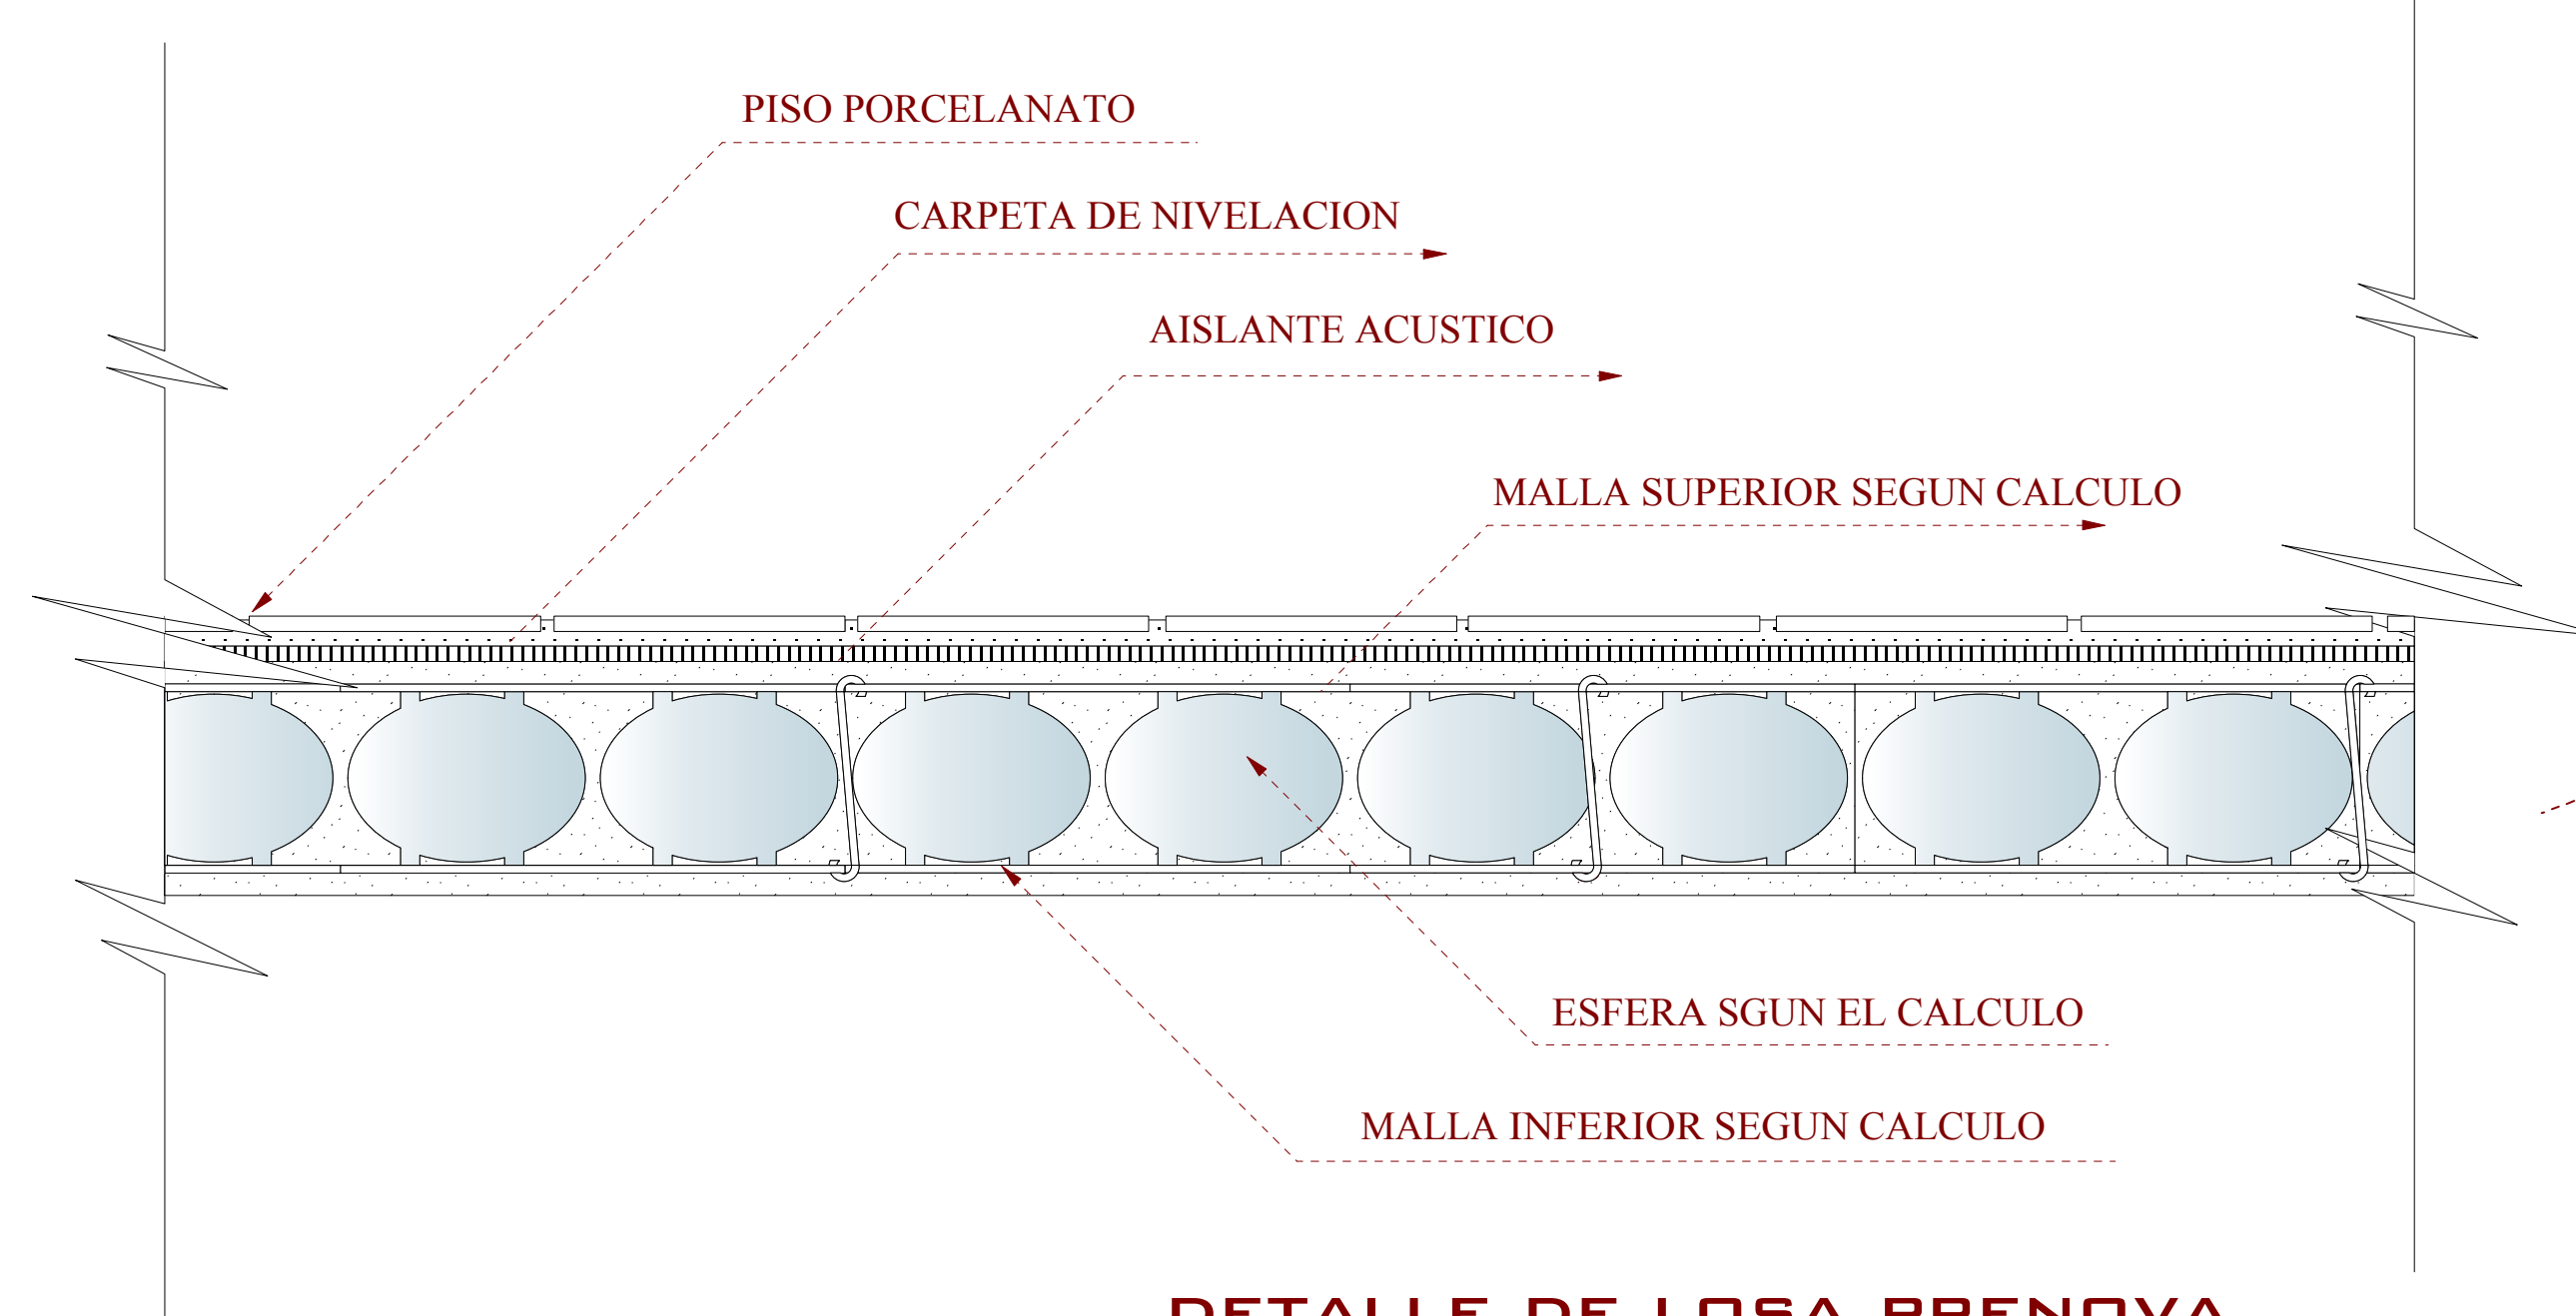

**DETALLE DE LOSA PRENOVA
ESCALA: 1:10**

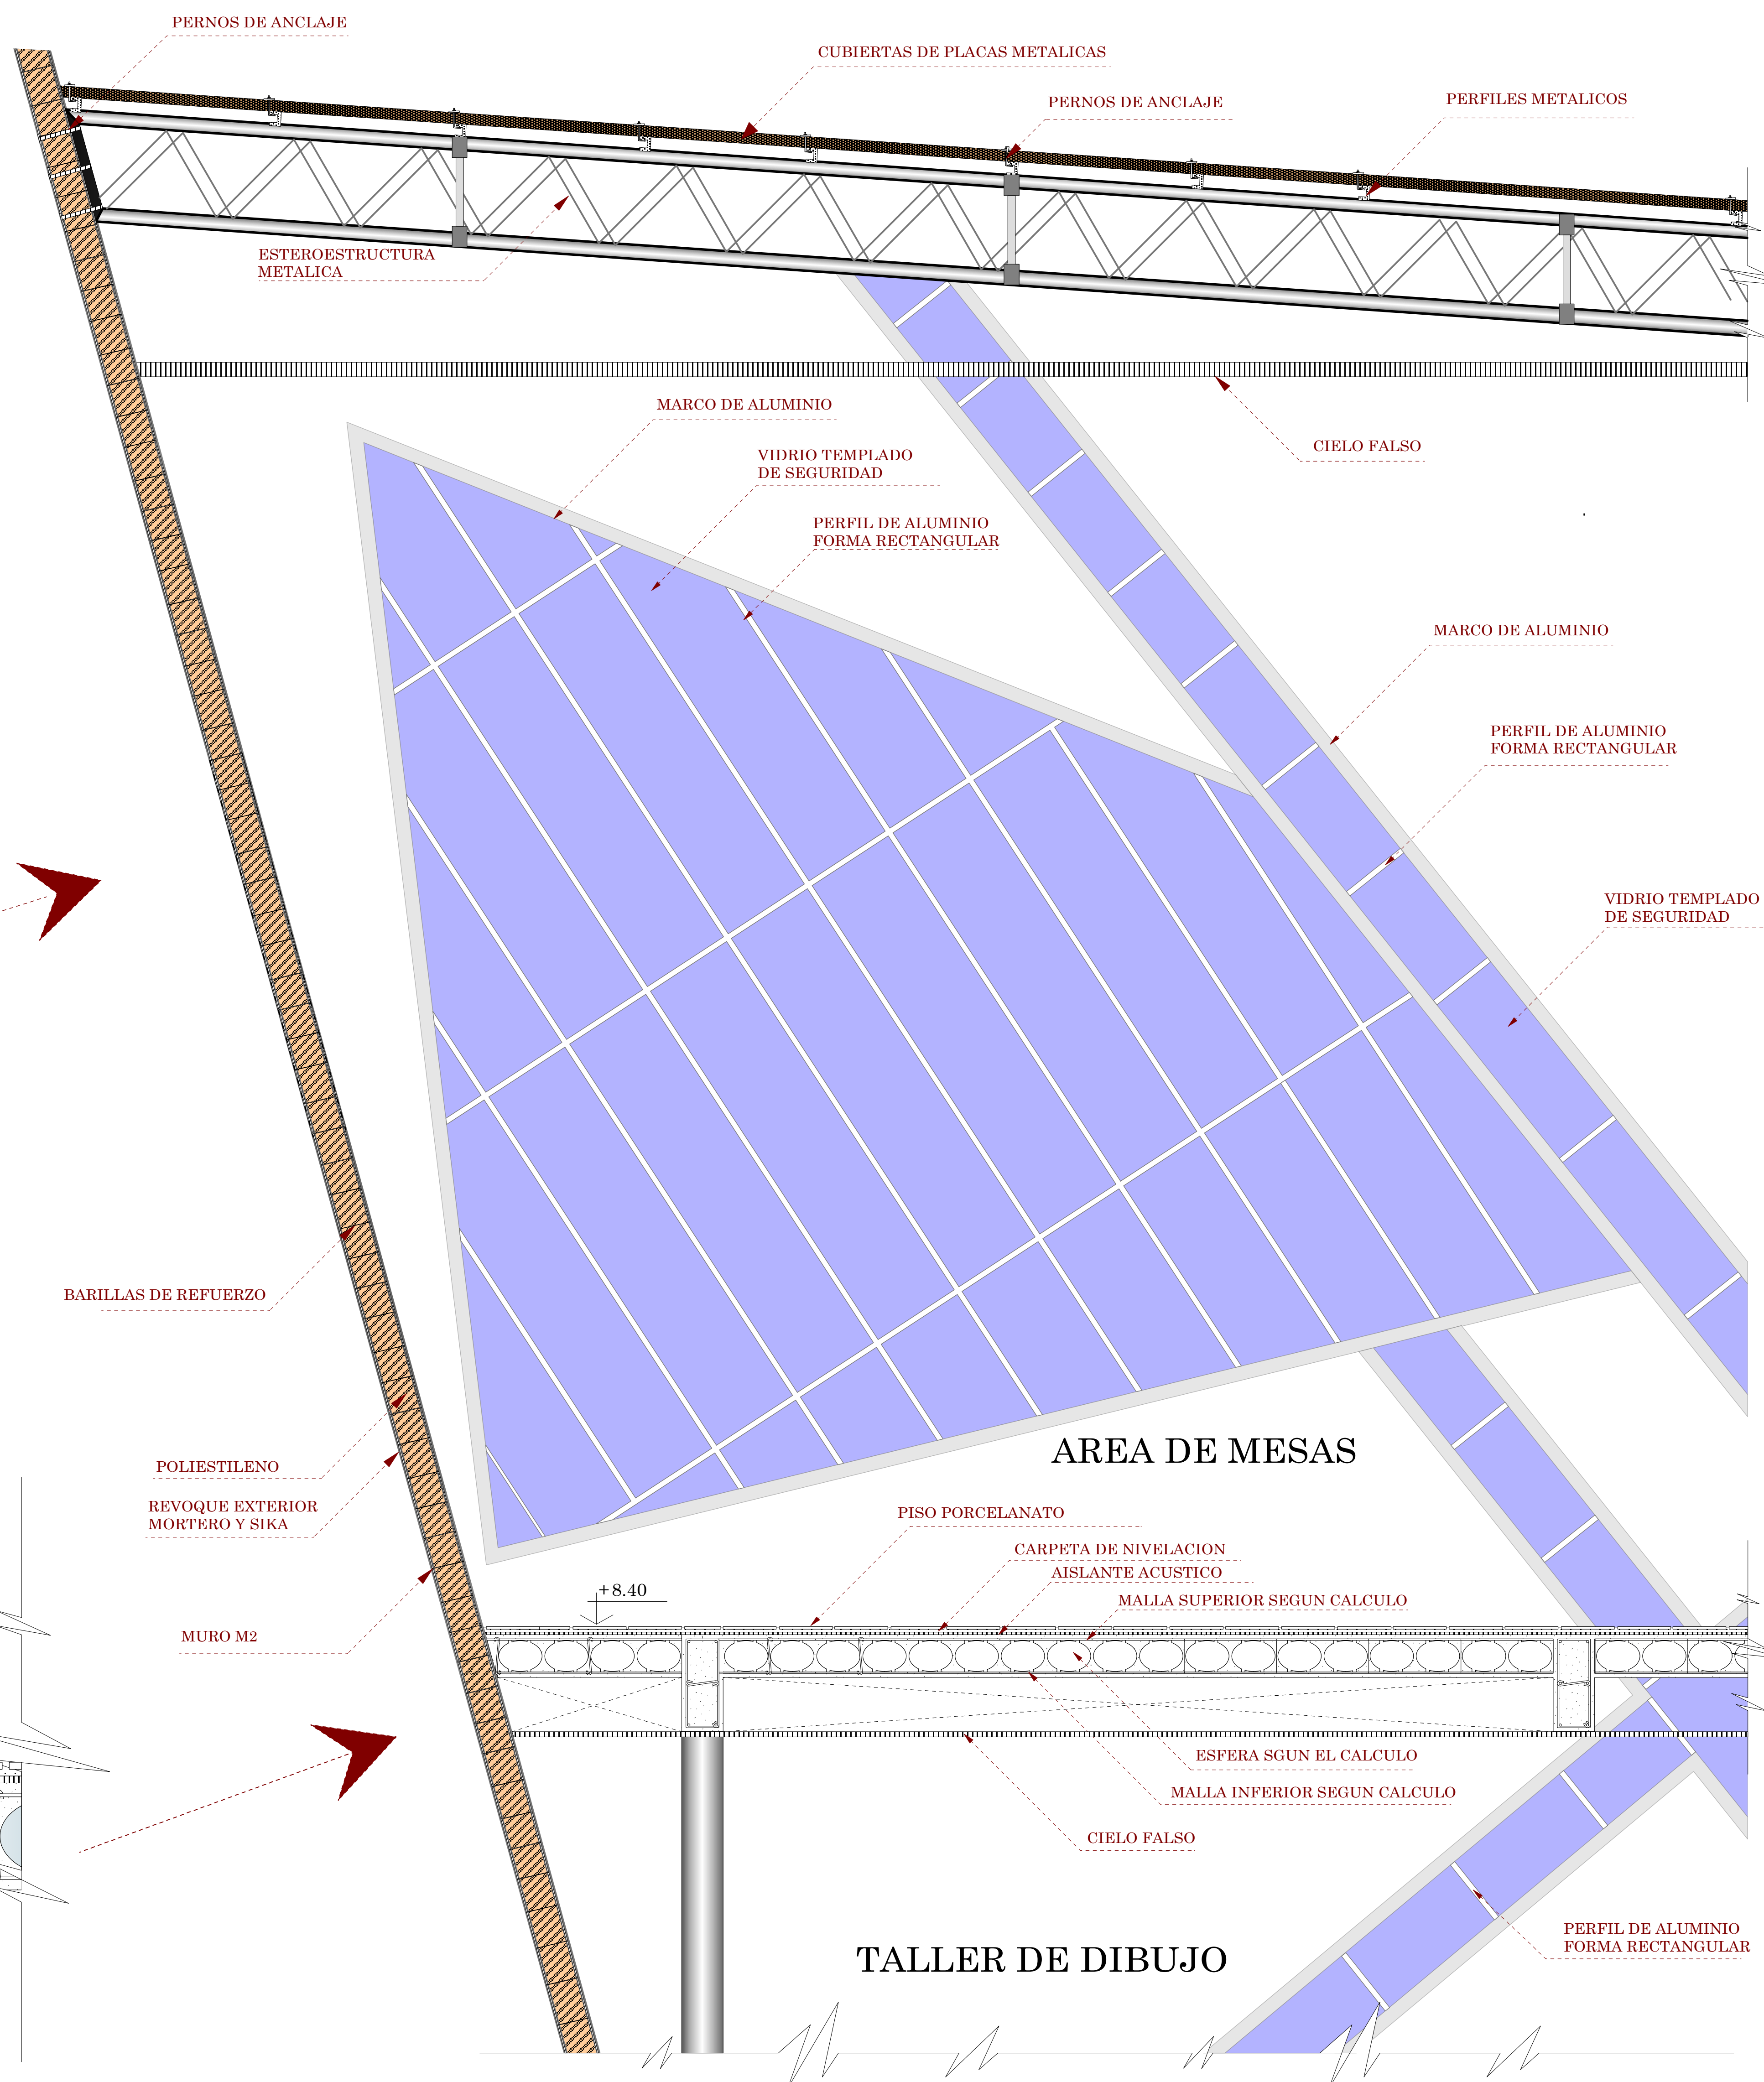

AREA DE MESAS

TALLER DE DIBUJO



U.A.J.M.S.

CARRERA: ARQUITECTURA Y URBANISMO

DOCENTE: ARQ. PATRICIO A. SANJINES URIBE


PROYECTO: DISEÑO ARQUITECTONICO MUSEO DE ARTES PLASTICAS MODERNO CONTEMPORANEO

UNIVERSITARIO: JORGE LUIS CRUZ CADENA


CARACTER: DETALLES CONSTRUCTIVOS

ESC. INDICADA

REJILLA DE PISO CIRCULAR ESCALA 1:10


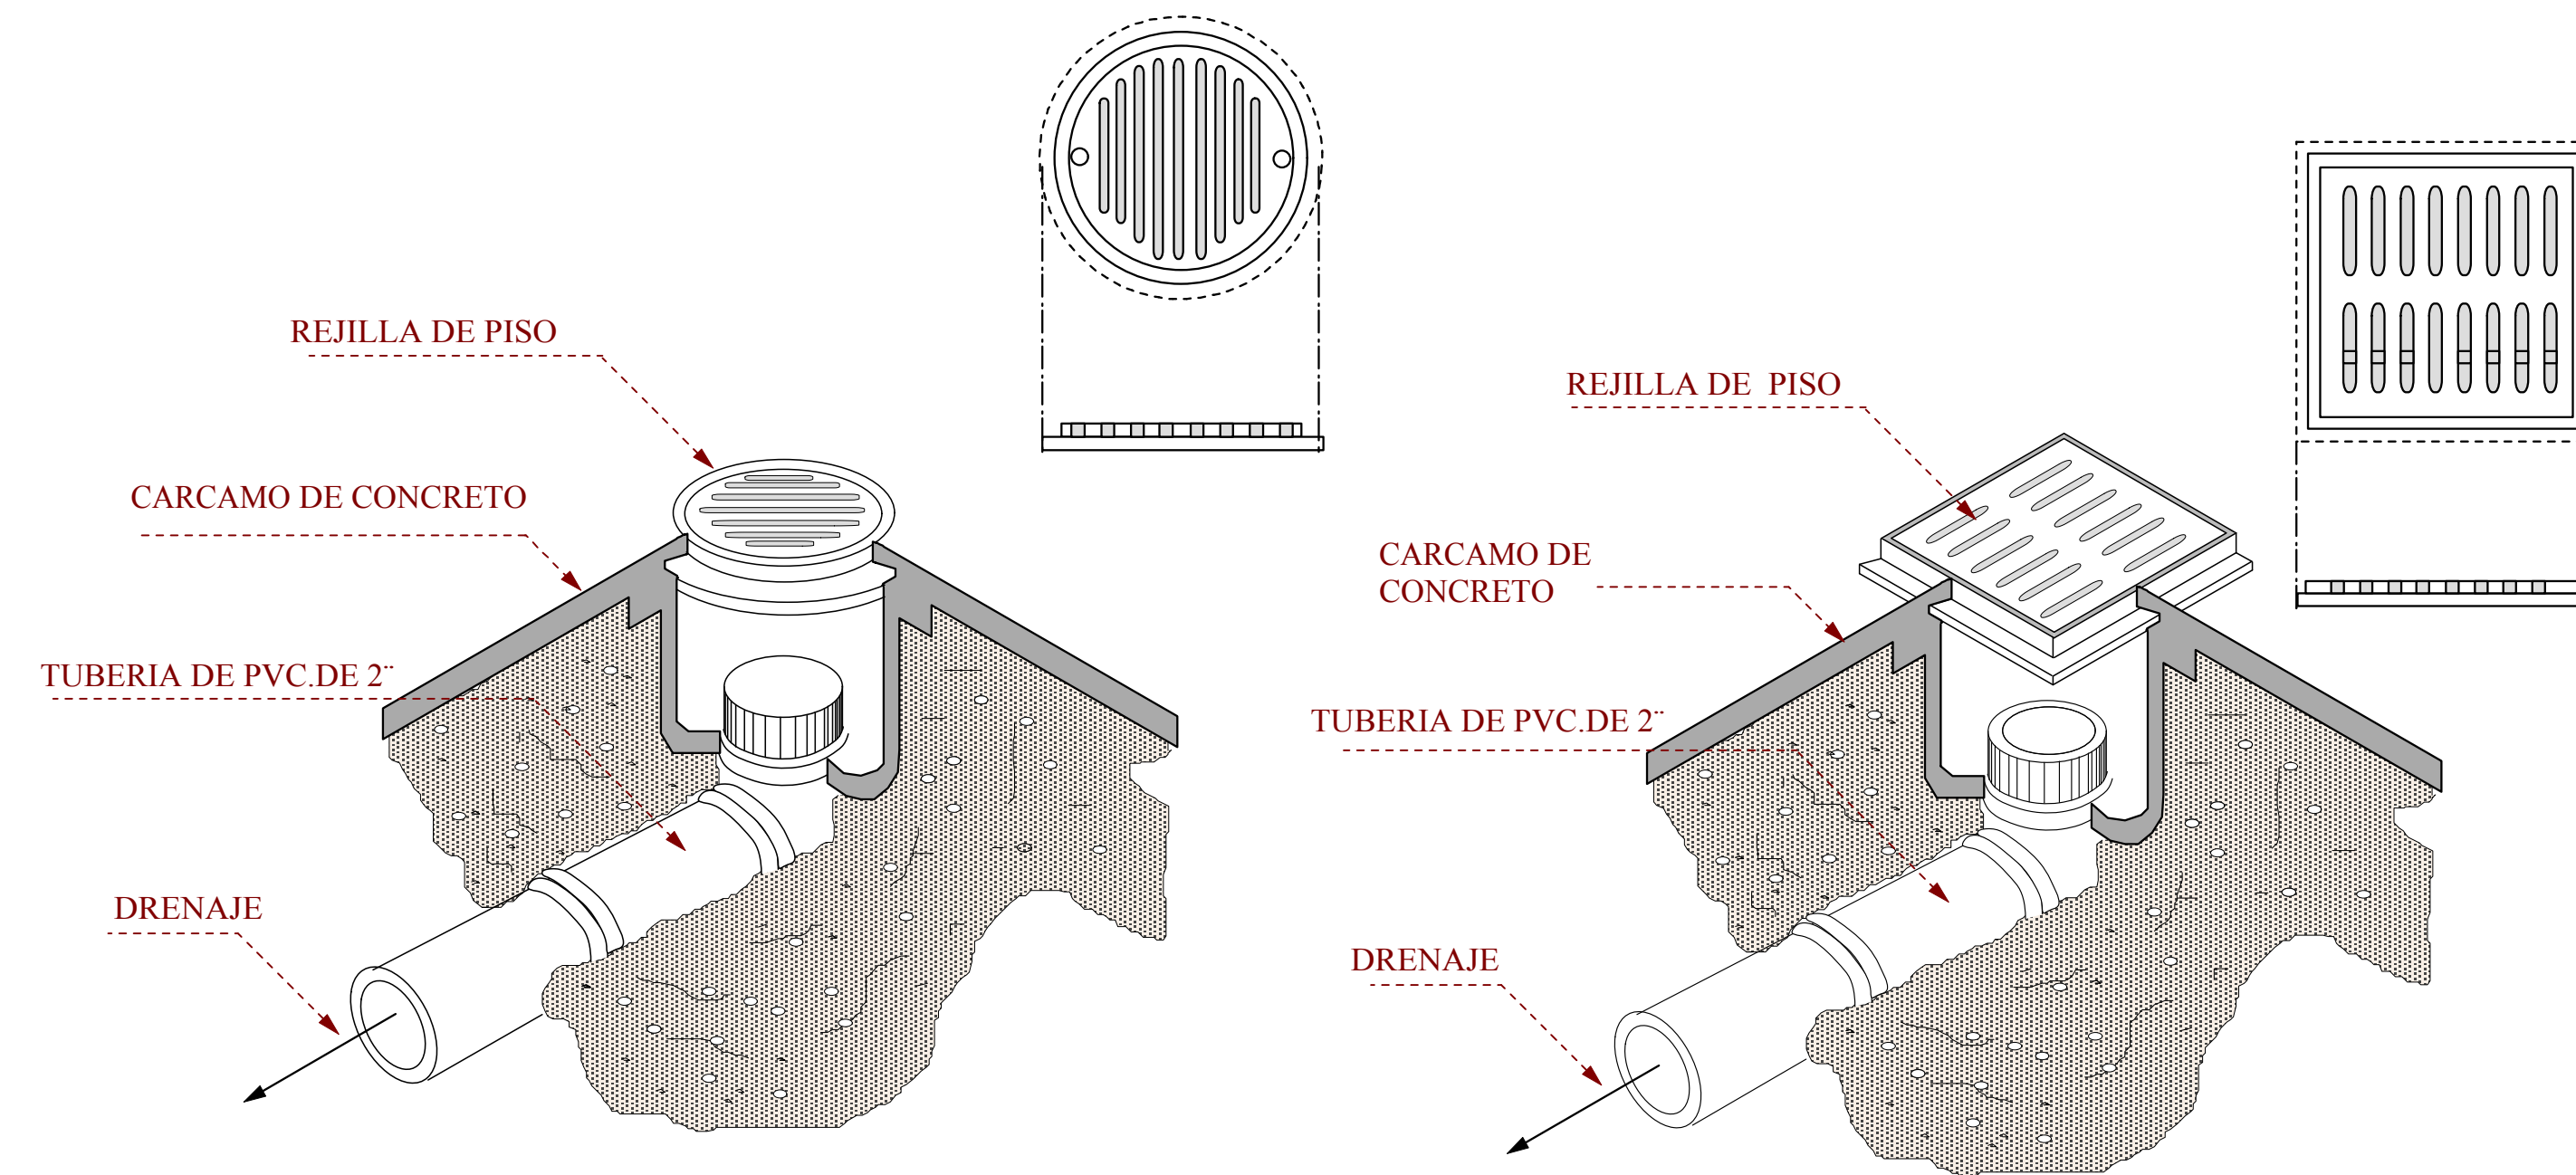


DETALLE CONSTRUCTIVO DE INSTALACIONES SANITARIAS. ESCALA 1:10

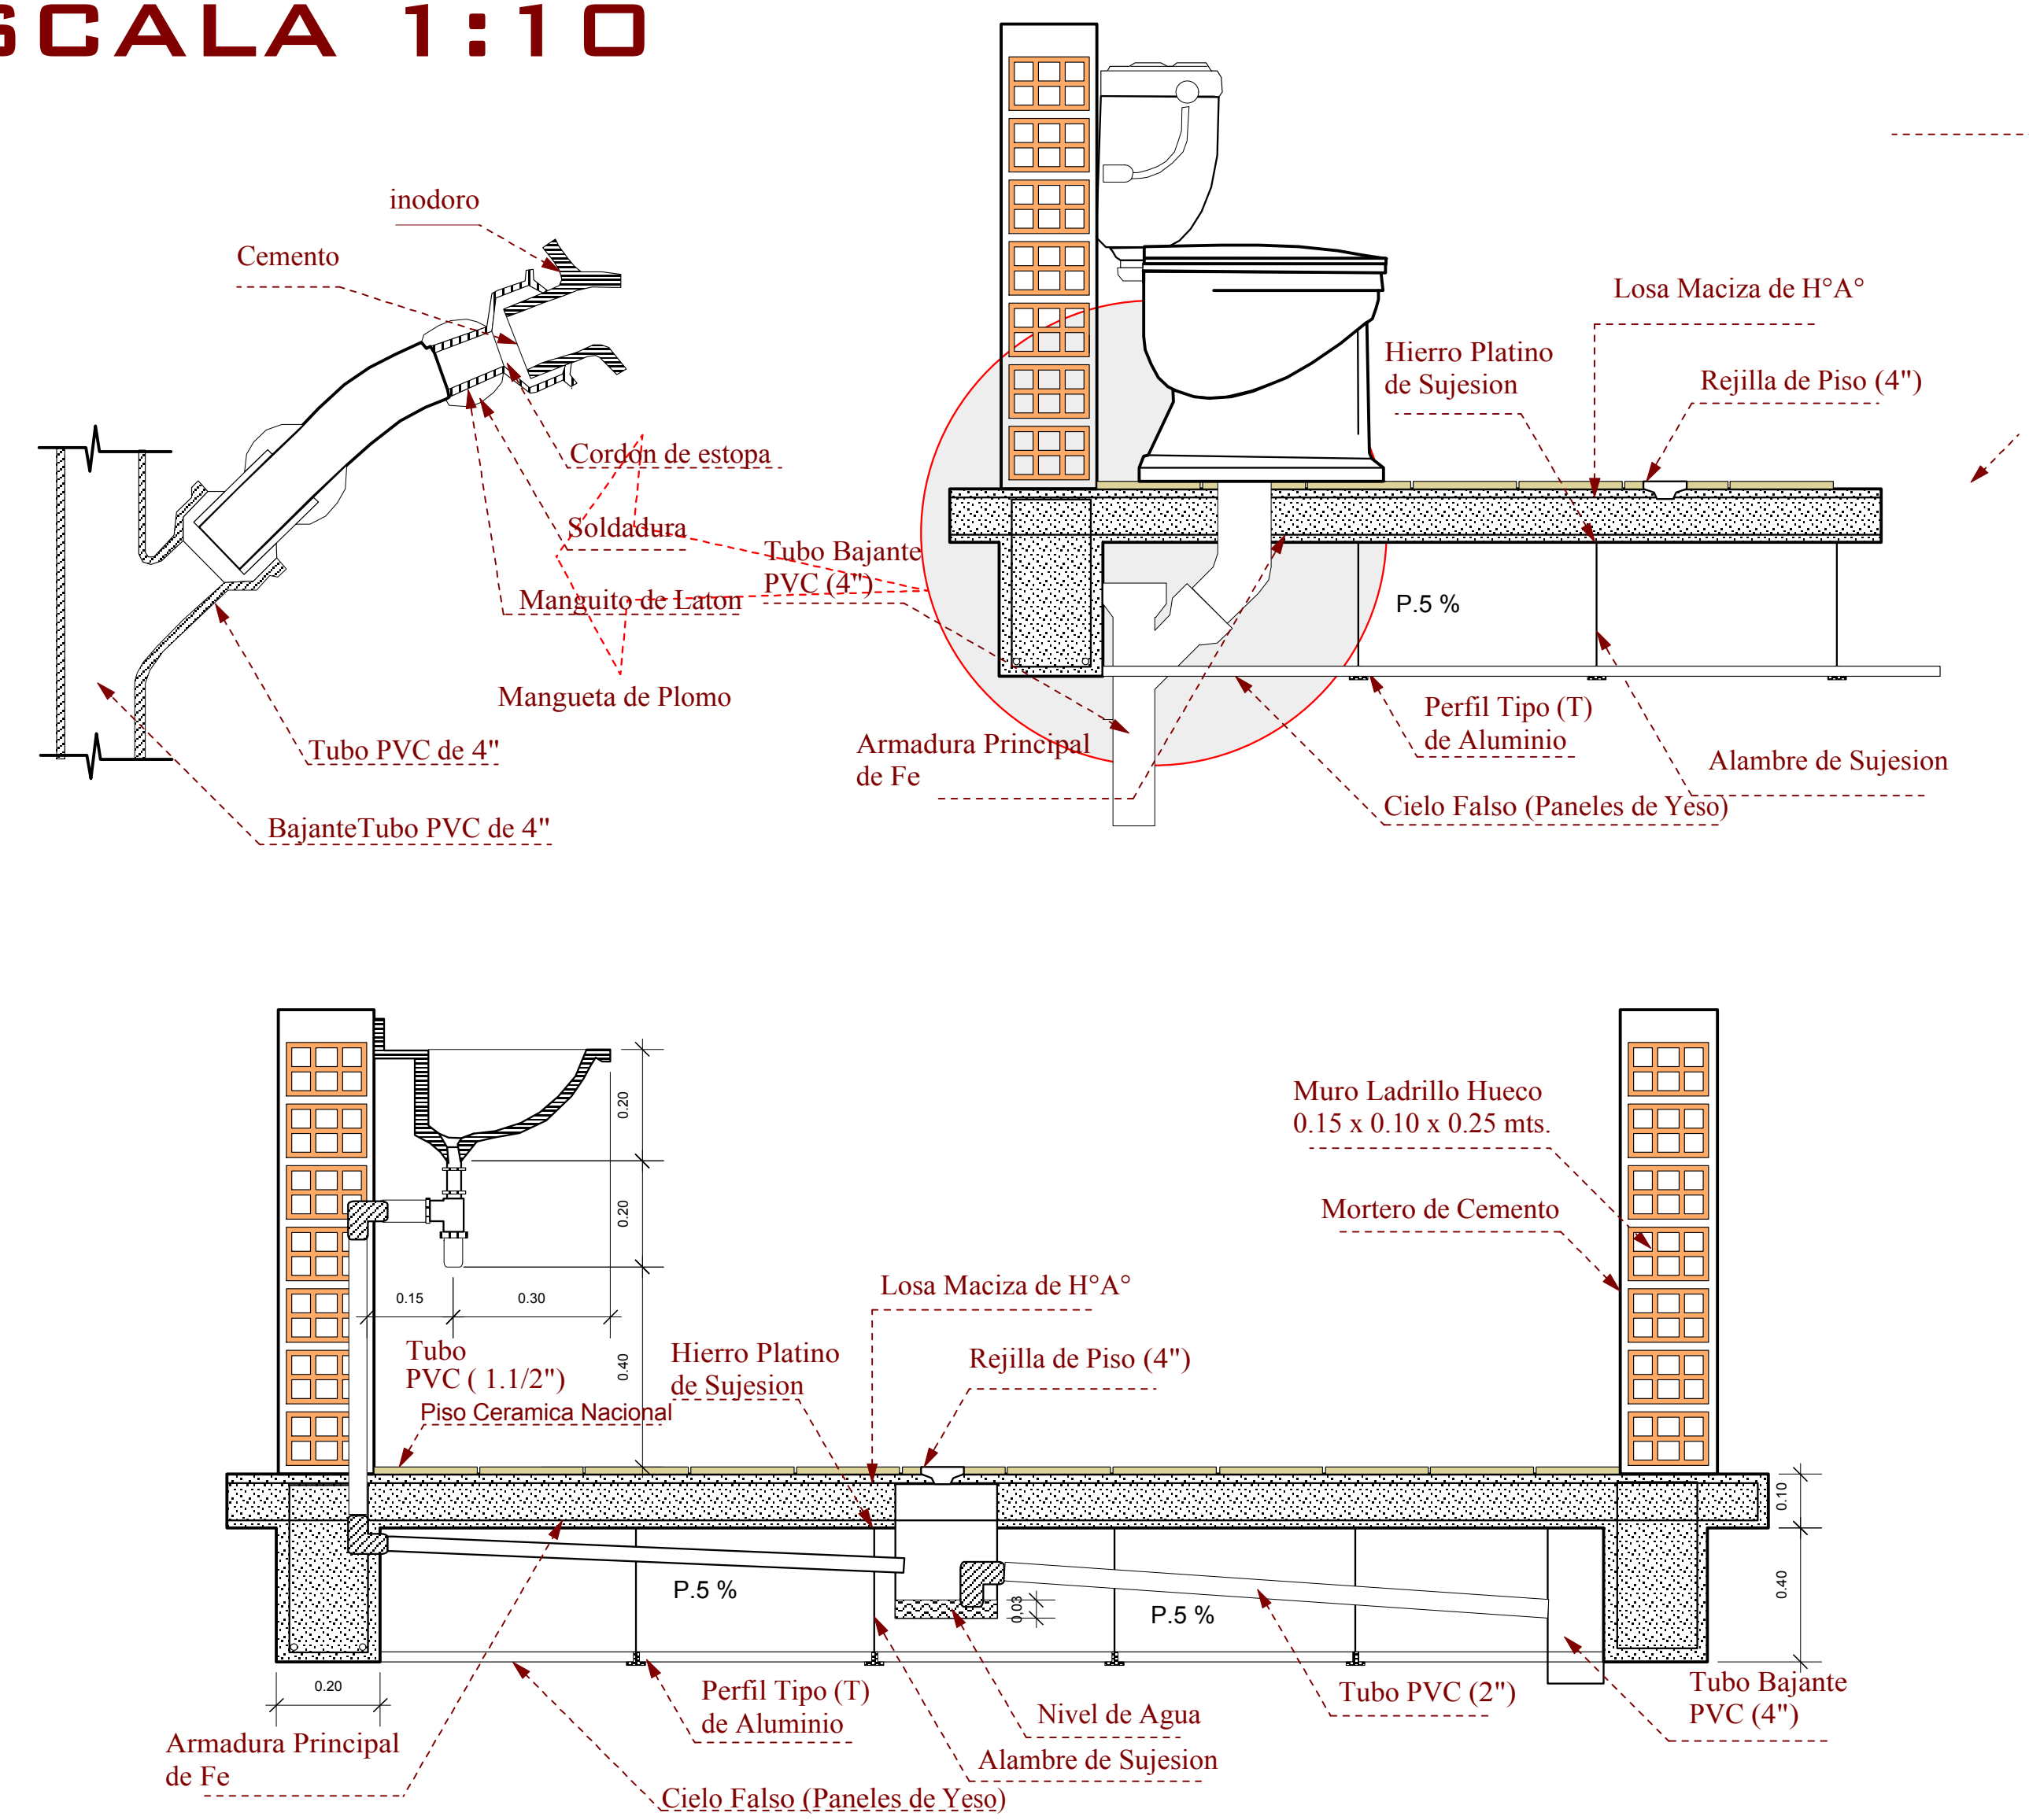

DETALLE DE TANQUE SUBTERRANEO.

ESCALA: 1:20

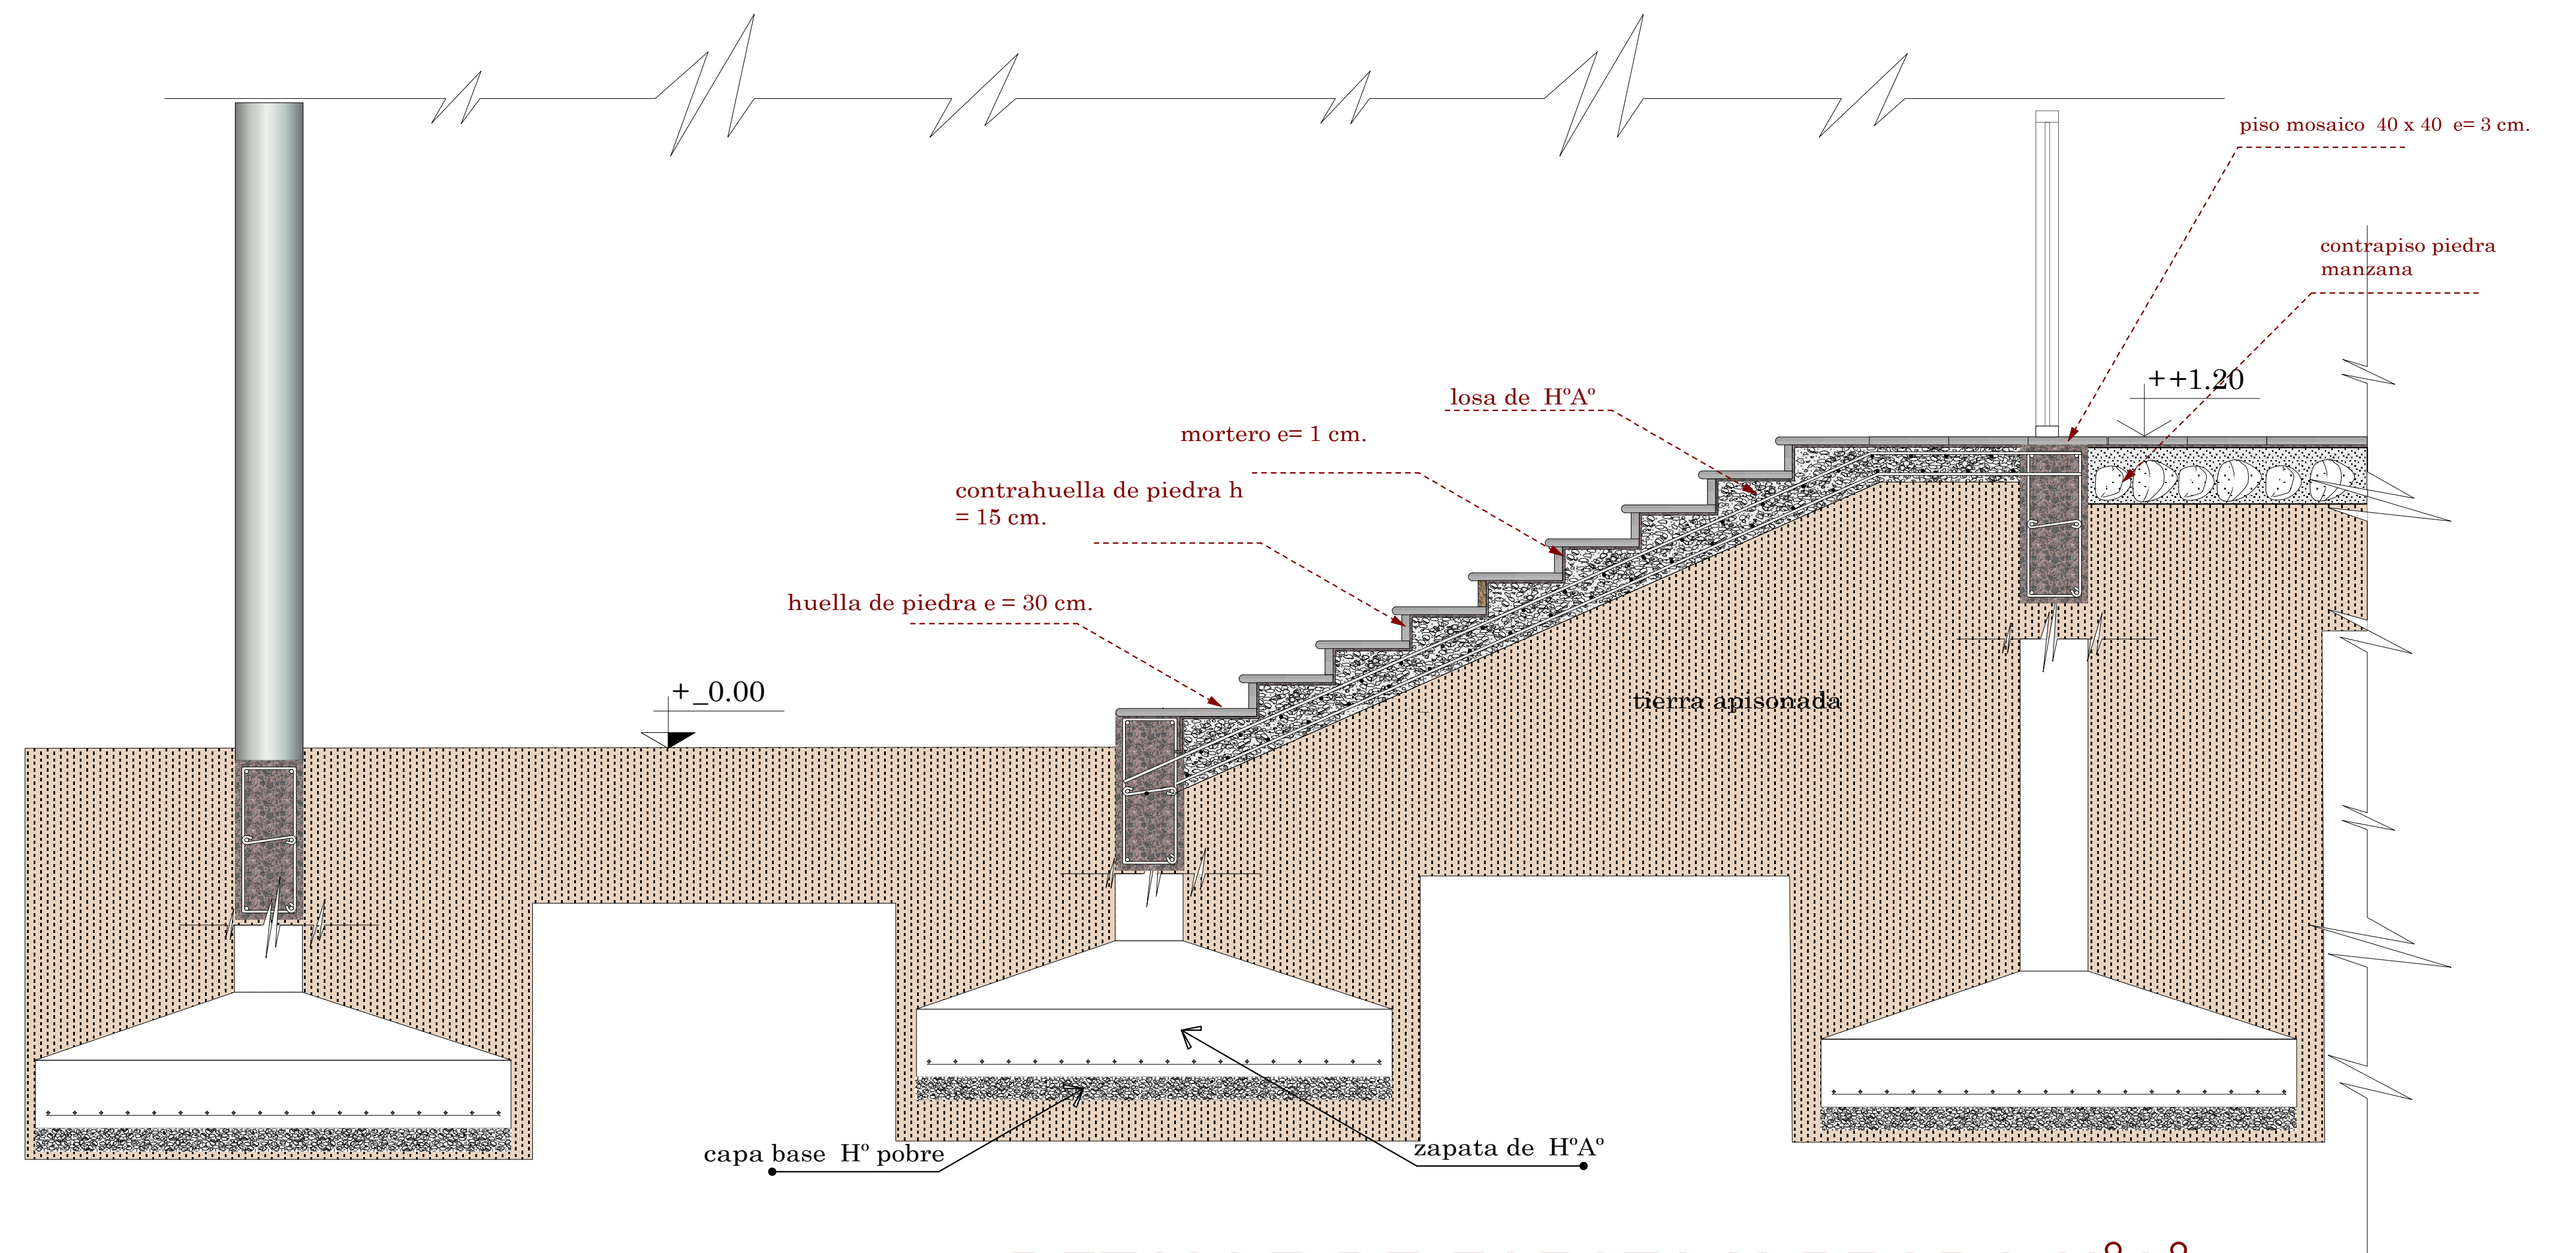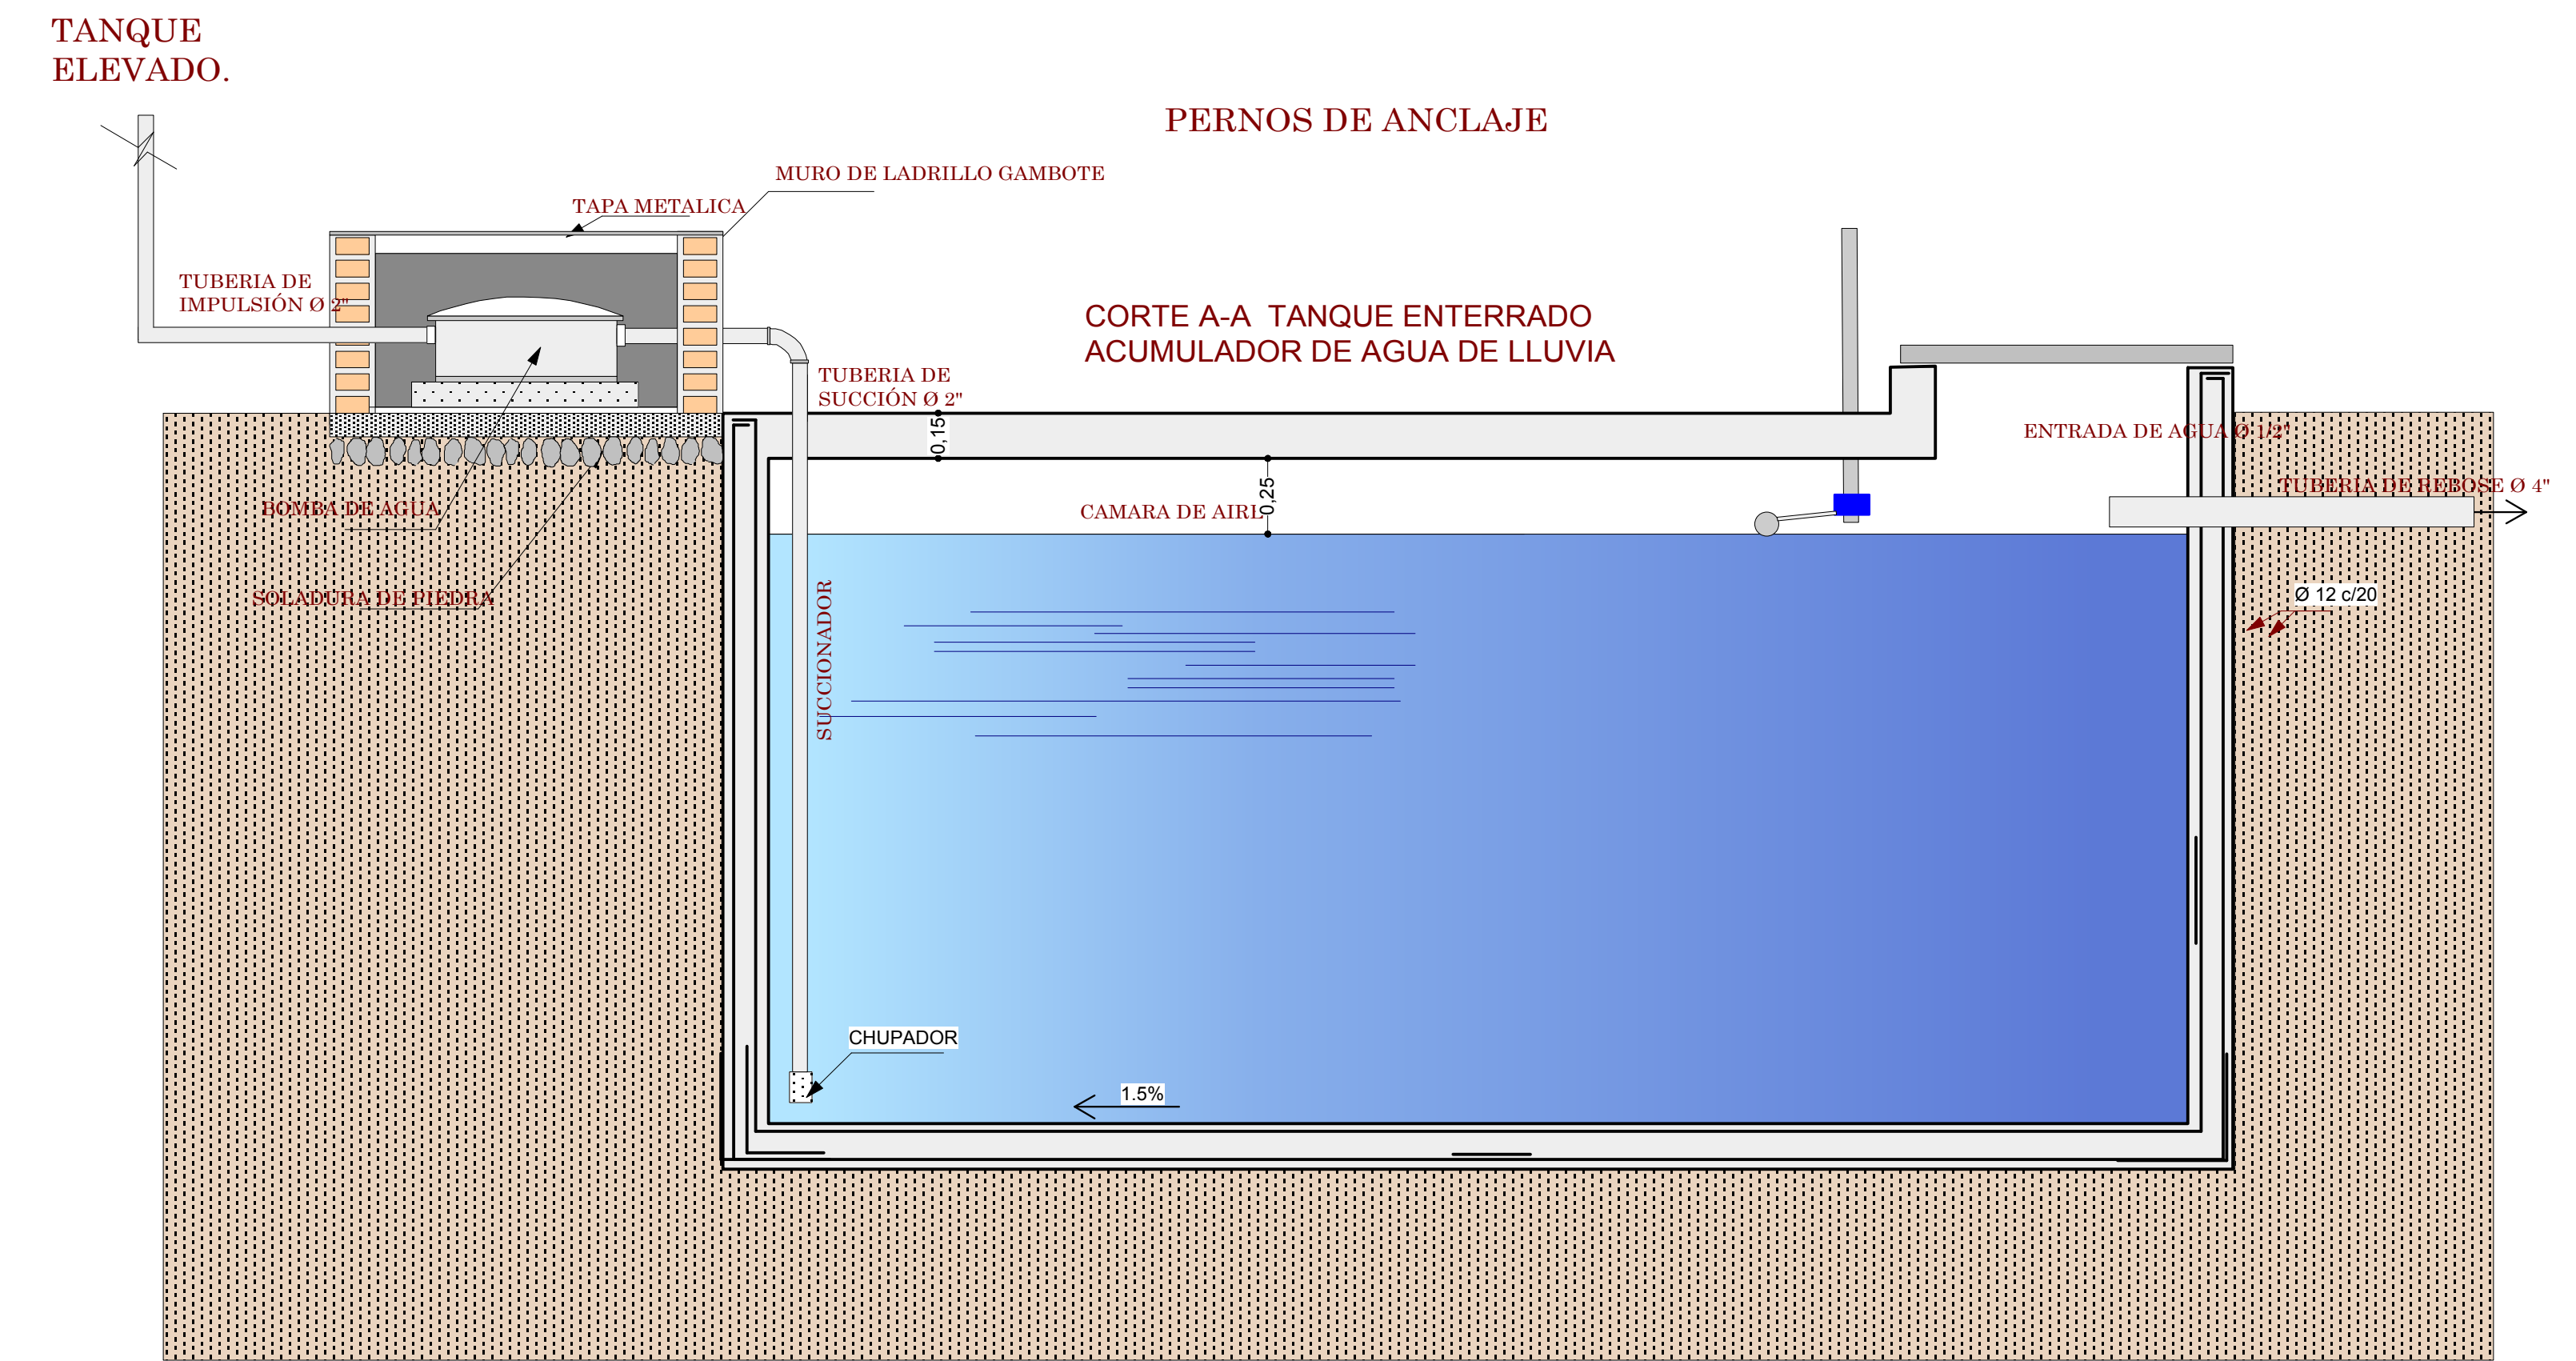

DETALLE DE ZAPATA Y GRADA H²A².

ESCALA: 1:20

CARRERA: ARQUITECTURA Y URBANISMO

DOCENTE: ARQ. PATRICIO A. SANJINES URIBE


PROYECTO: DISEÑO ARQUITECTONICO MUSEO DE ARTES PLASTICAS MODERNO CONTEMPORANEO

UNIVERSITARIO: JORGE LUIS CRUZ CADENA


CARACTER: DETALLES CONSTRUCTIVOS

ESC. INDICADA

U.A.J.M.S.

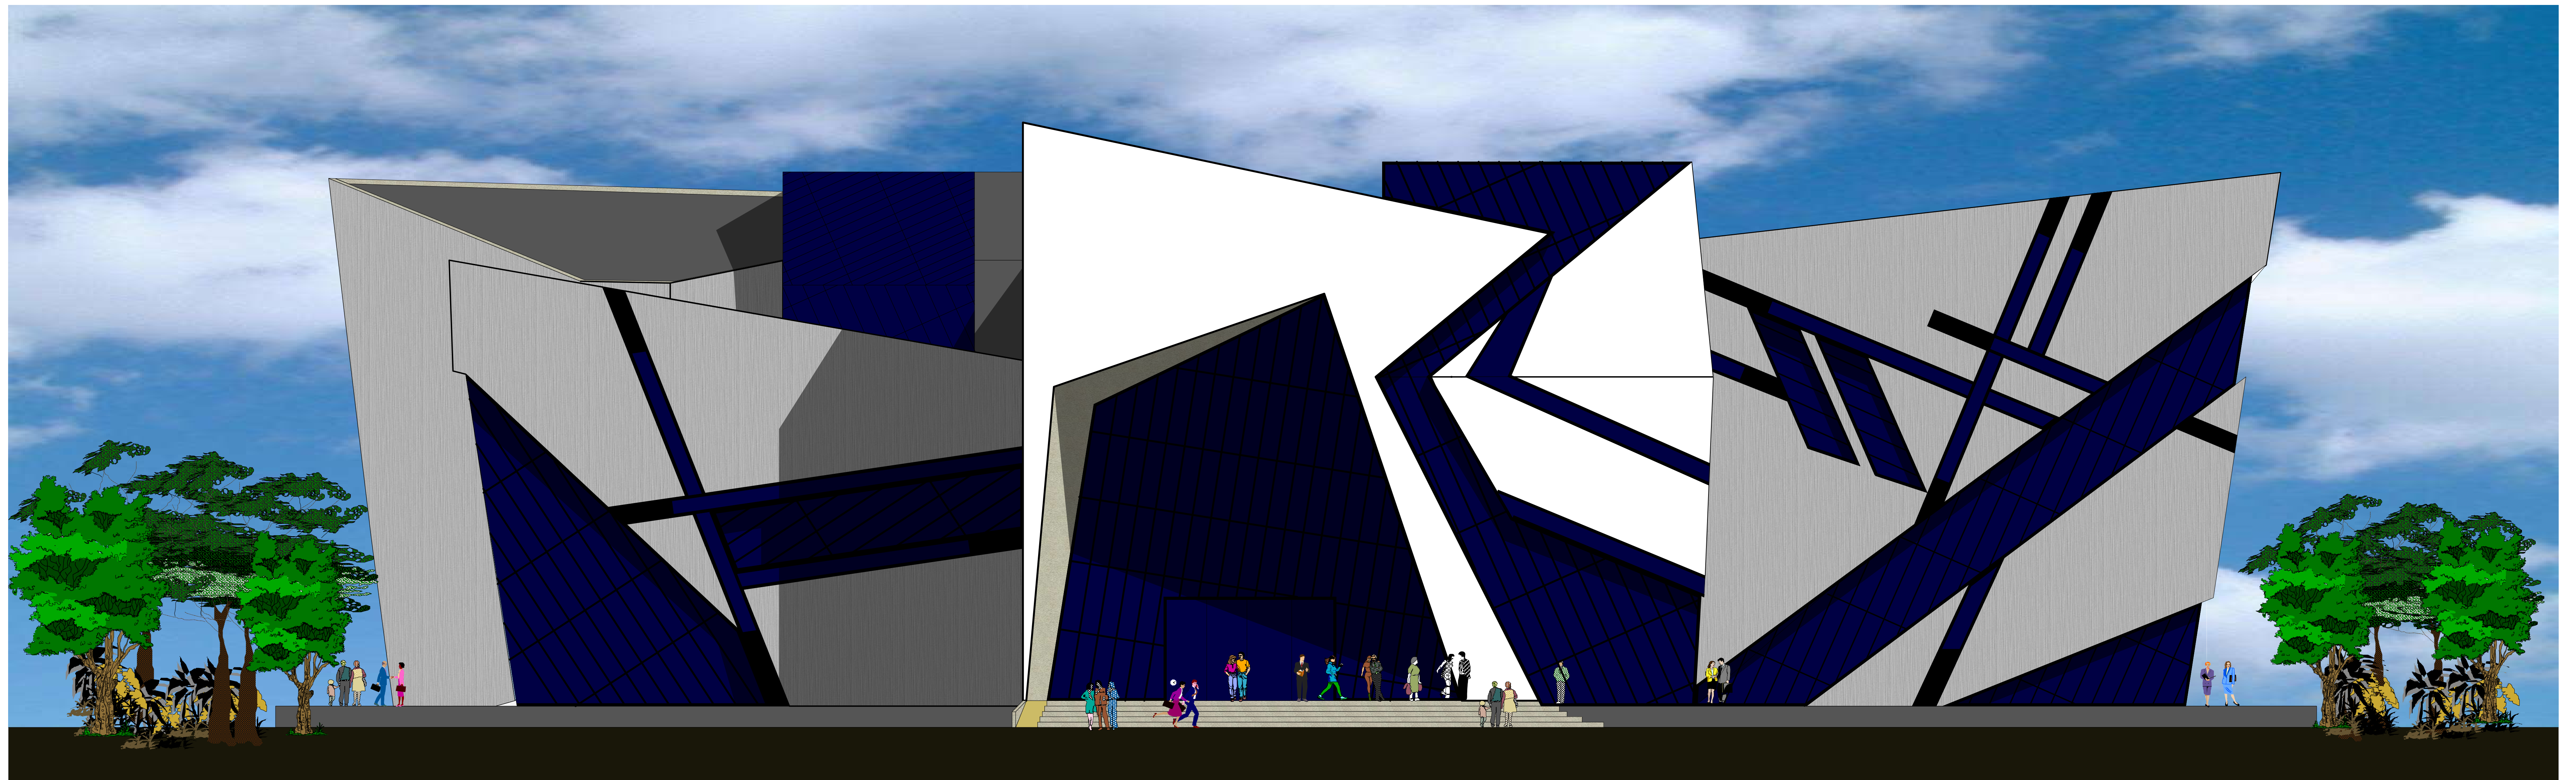

FACHADA FRONTAL
Esc. 1:100

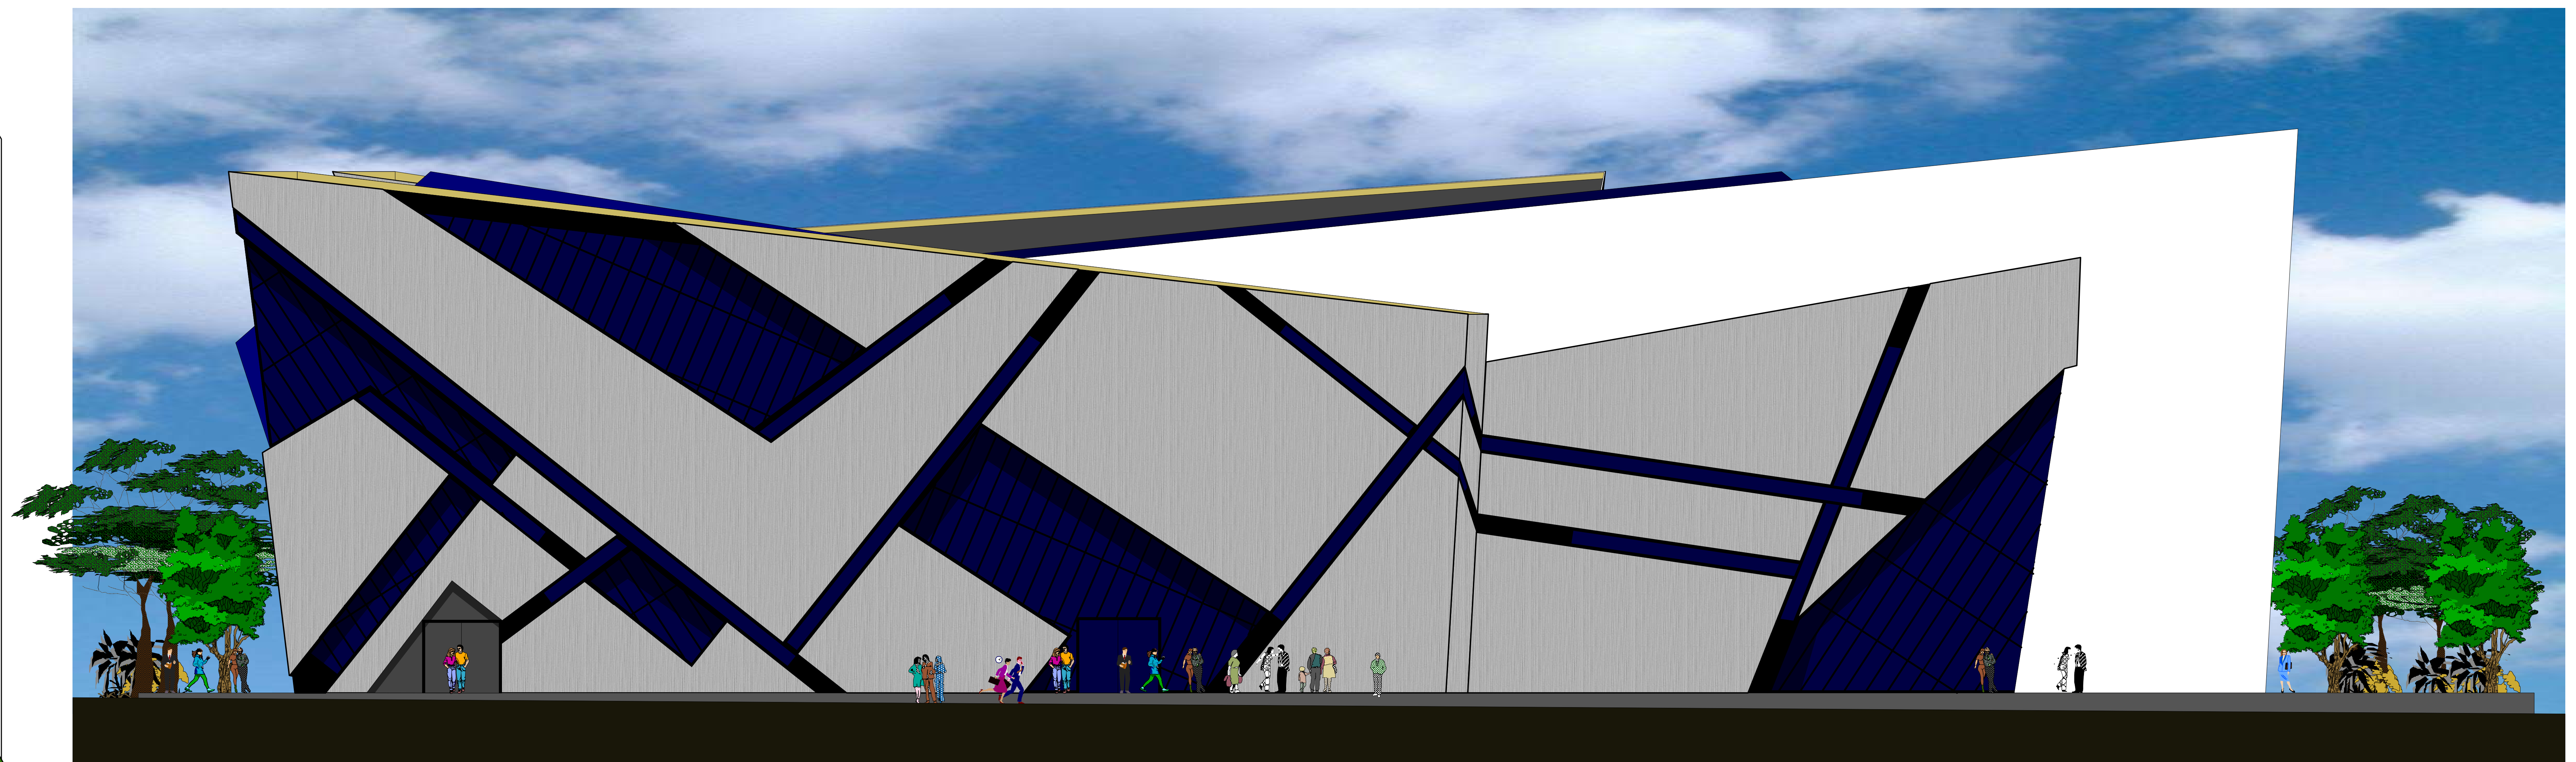

FACHADA LATERAL IZQUIERDA
Esc. 1:100



U.A.J.M.S.

CARRERA: ARQUITECTURA Y URBANISMO


PROYECTO: DISEÑO ARQUITECTONICO MUSEO DE ARTES PLASTICAS MODERNO CONTEMPORANEO

DOCENTE: ARQ. PATRICIO A. SANJINES URIBE


UNIVERSITARIO: JORGE LUIS CRUZ CADENA

CARACTER : PLANO FACHADAS

ESC. 1: 100

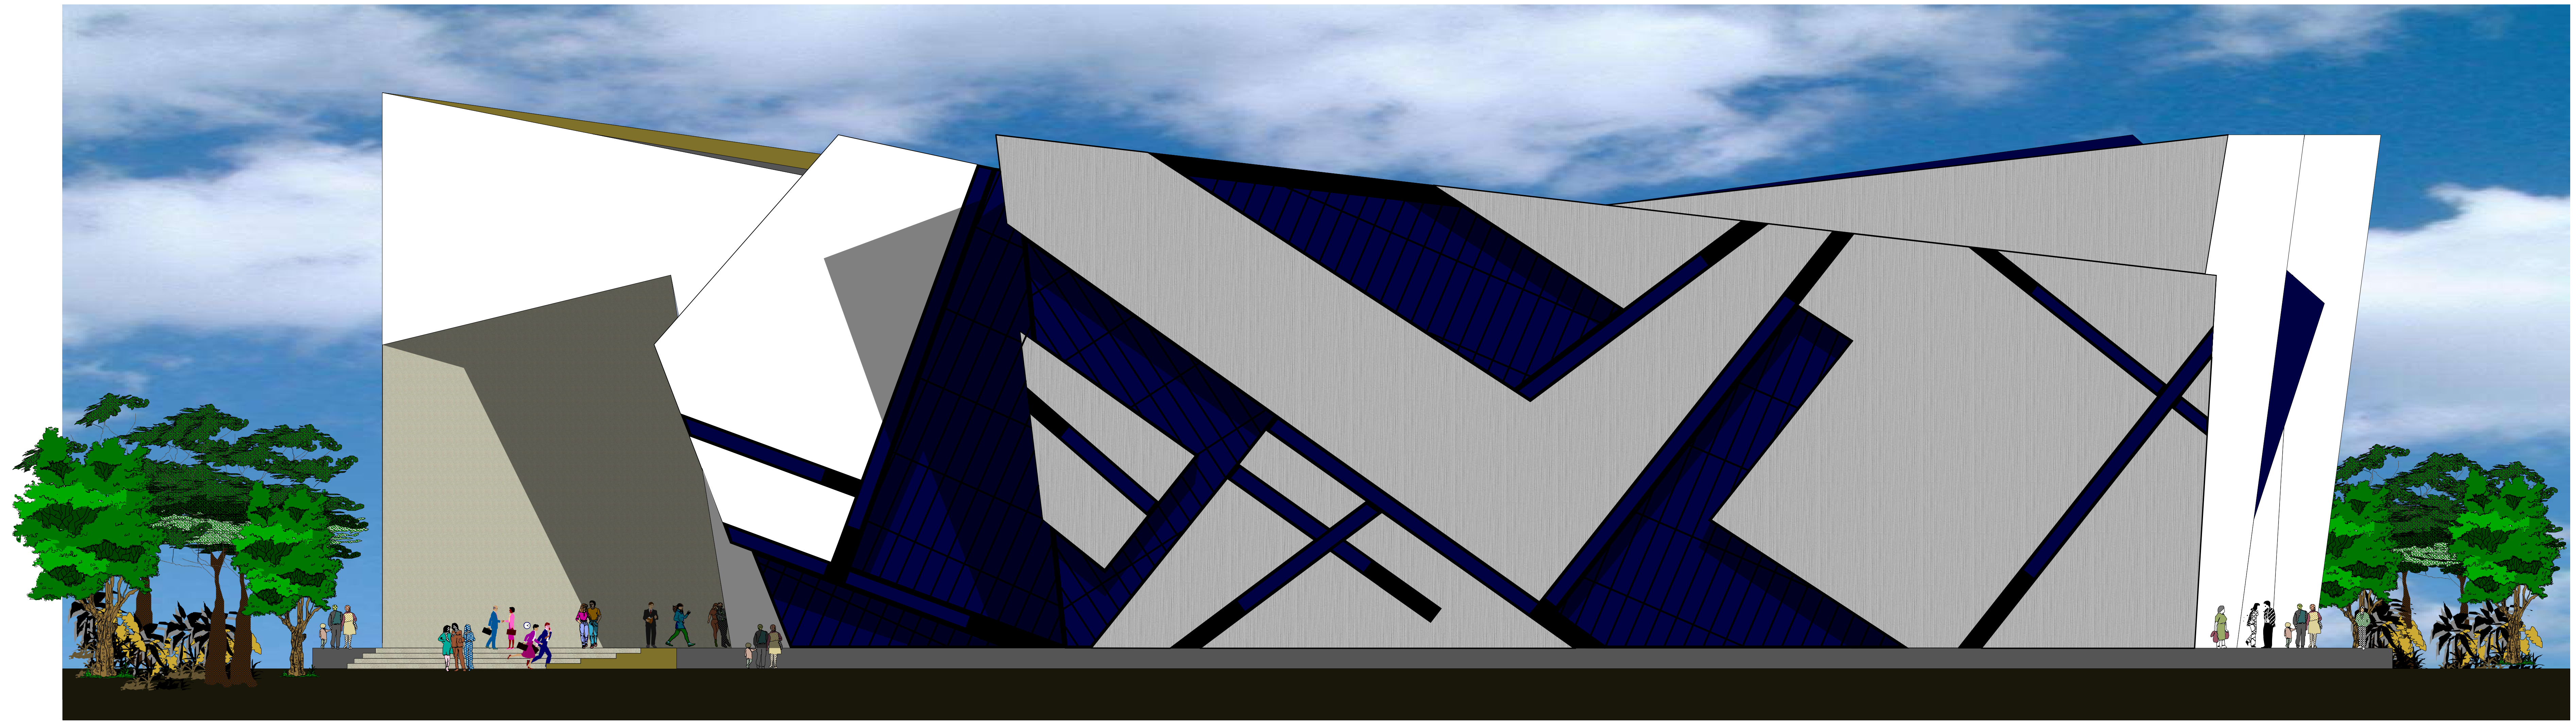

FACHADA LATERAL DERECHA
Esc. 1:100

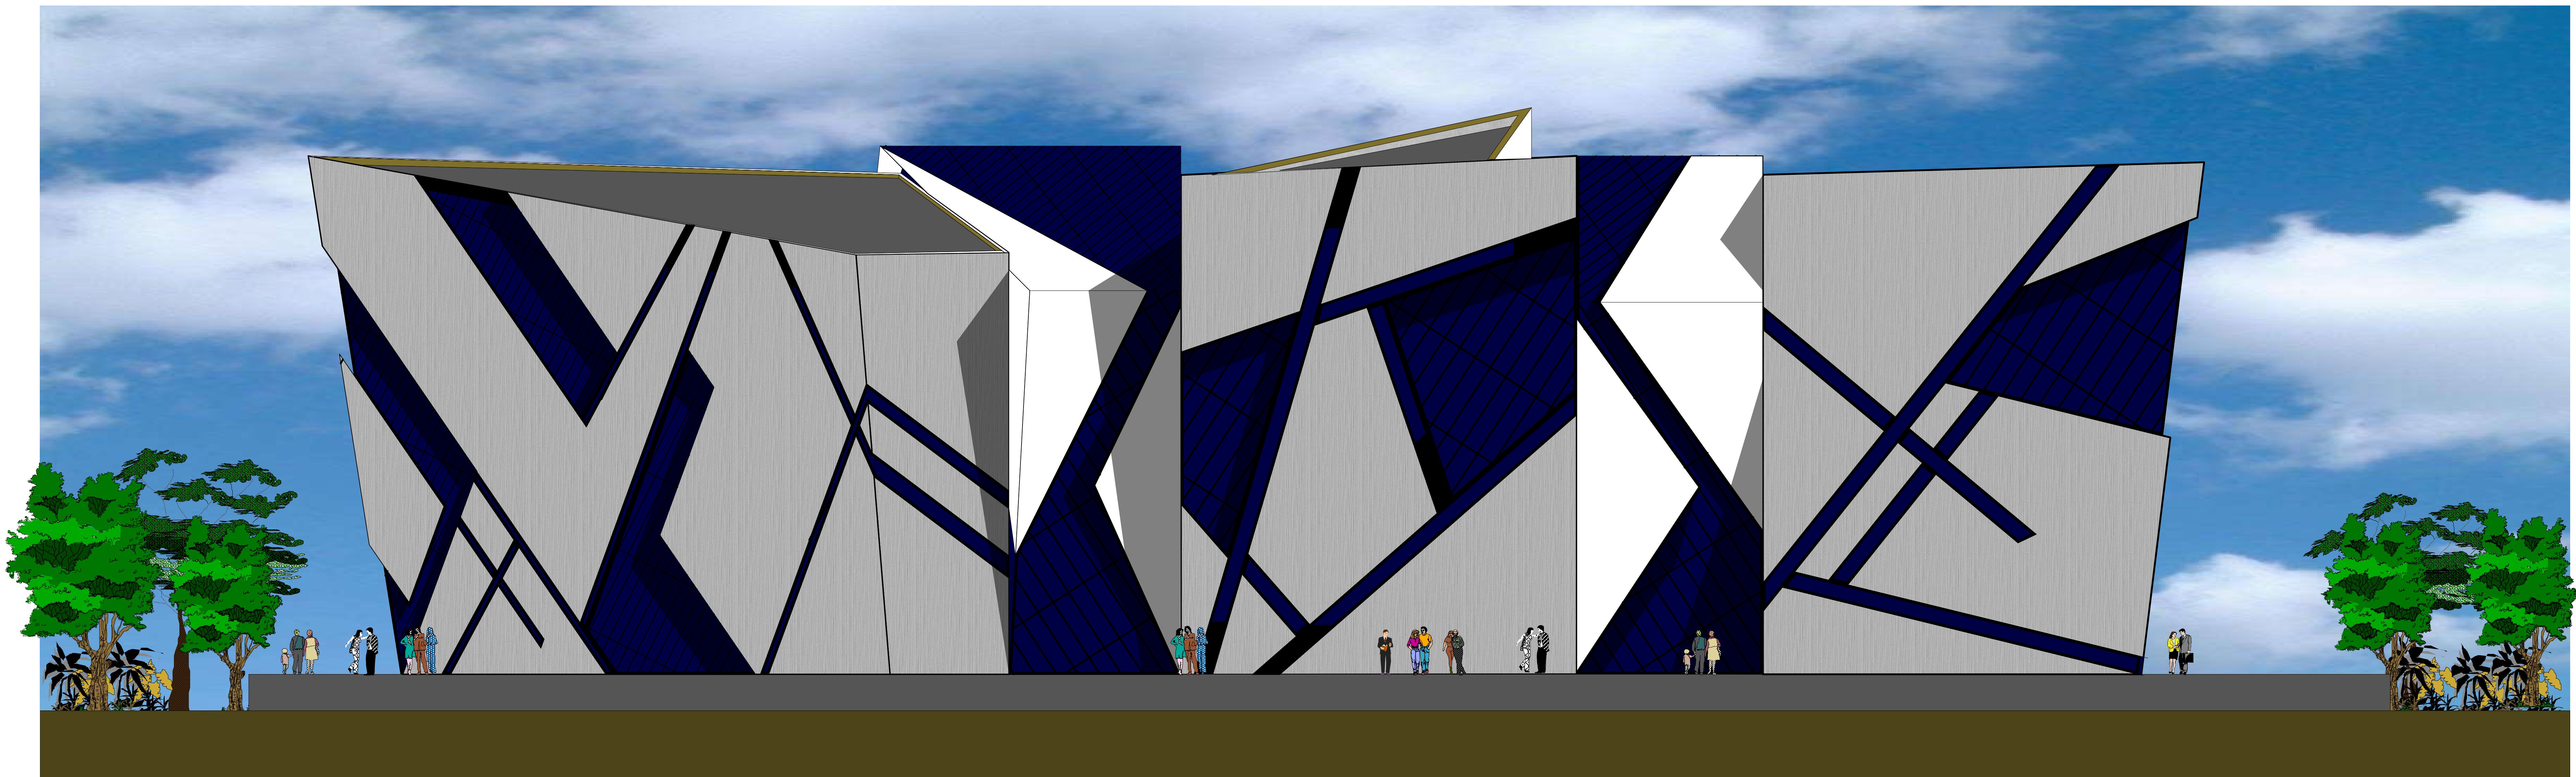

FACHADA LATERAL
Esc. 1:100



U.A.J.M.S.

CARRERA: ARQUITECTURA Y URBANISMO

DOCENTE: ARQ. PATRICIO A. SANJINES URIBE


PROYECTO: DISEÑO ARQUITECTONICO MUSEO DE ARTES PLASTICAS MODERNO CONTEMPORANEO

UNIVERSITARIO: JORGE LUIS CRUZ CADENA

CARACTER : PLANO FACHADAS

ESC. 1: 100

TABLA DE REFERENCIAS	
	MEDIDOR
	DUCTO DE GAS
	TERMOTANQUE A GAS
	LLAVE DE PASO
	TEE
	CODO DE 90°
	CODO DE 60°
	BAJA O SUBE

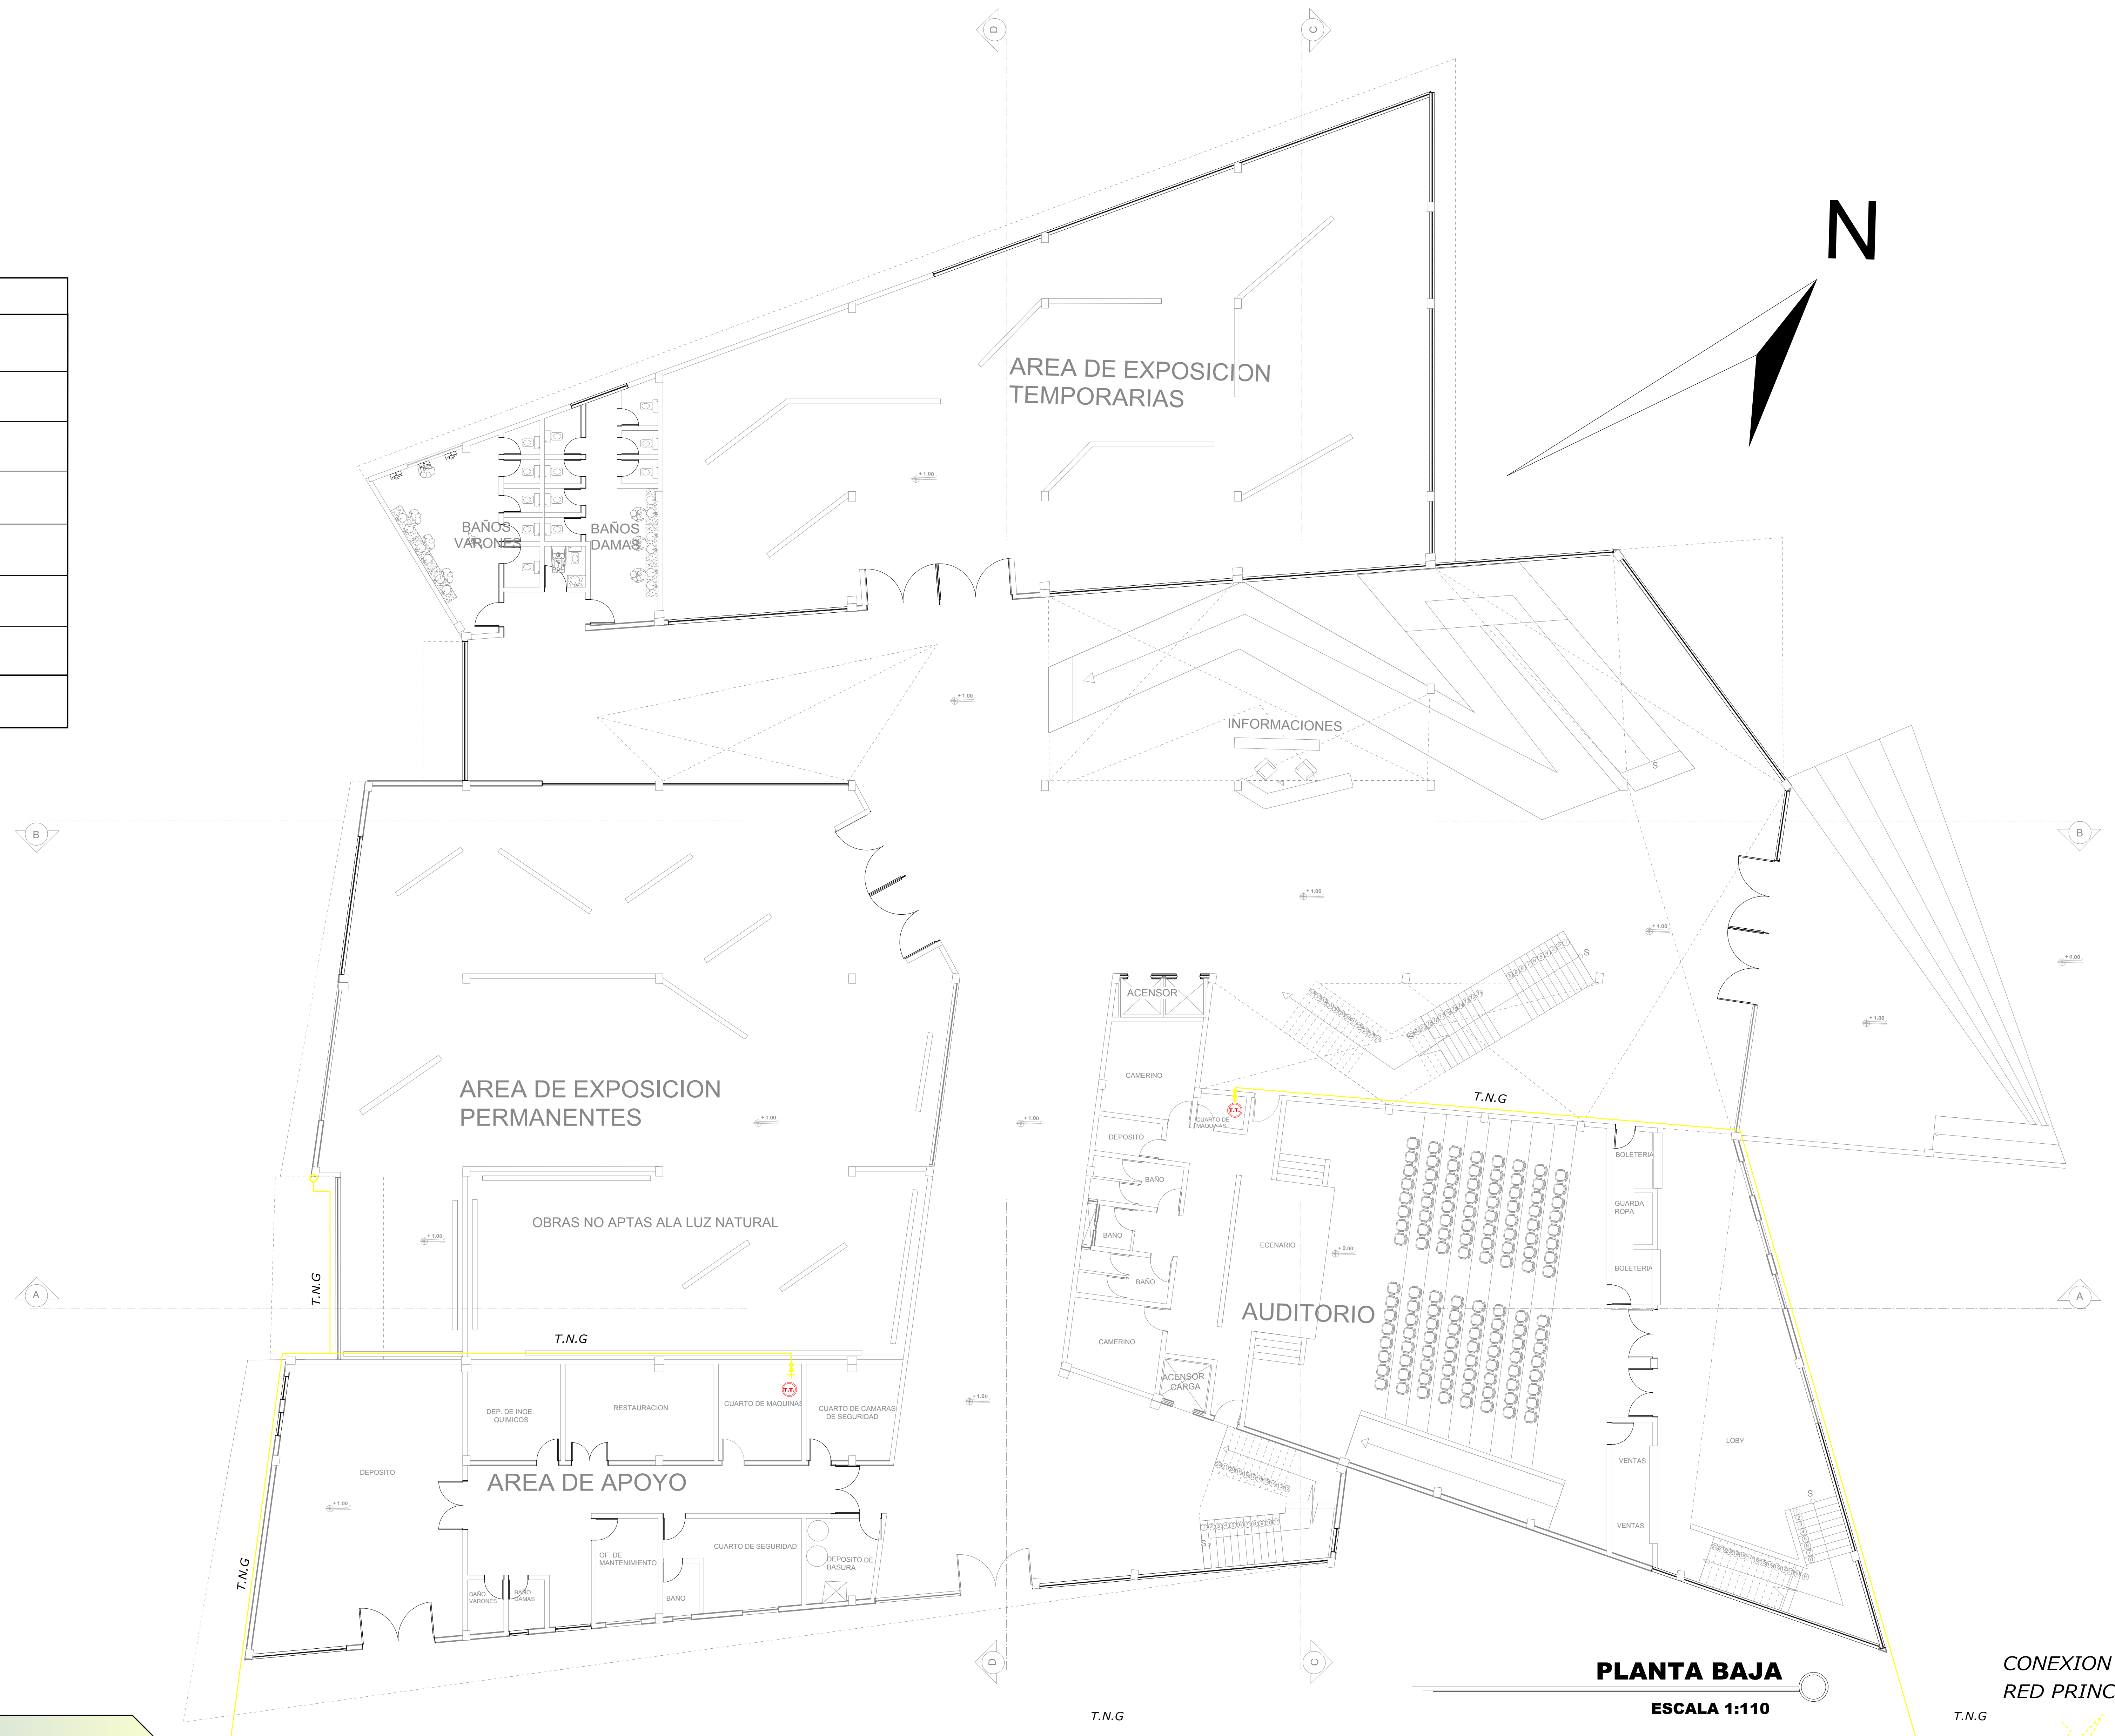

PLANTA BAJA
ESCALA 1:110

CONEXION A LA RED PRINCIPAL

CARRERA: ARQUITECTURA Y URBANISMO

DOCENTE: ARQ. PATRICIO A. SANJINES URIBE

PROYECTO: DISEÑO ARQUITECTONICO MUSEO DE ARTES PLASTICAS MODERNO CONTEMPORANEO

UNIVERSITARIO: JORGE LUIS CRUZ CADENA


CARACTER : INSTALACION DE GAS

ESC. 1: 100



U.A.J.M.S.

TABLA DE REFERENCIAS	
	MEDIDOR
	DUCTO DE GAS
	TERMOTANQUE A GAS
	LLAVE DE PASO
	TEE
	CODO DE 90°
	CODO DE 60°
	BAJA O SUBE

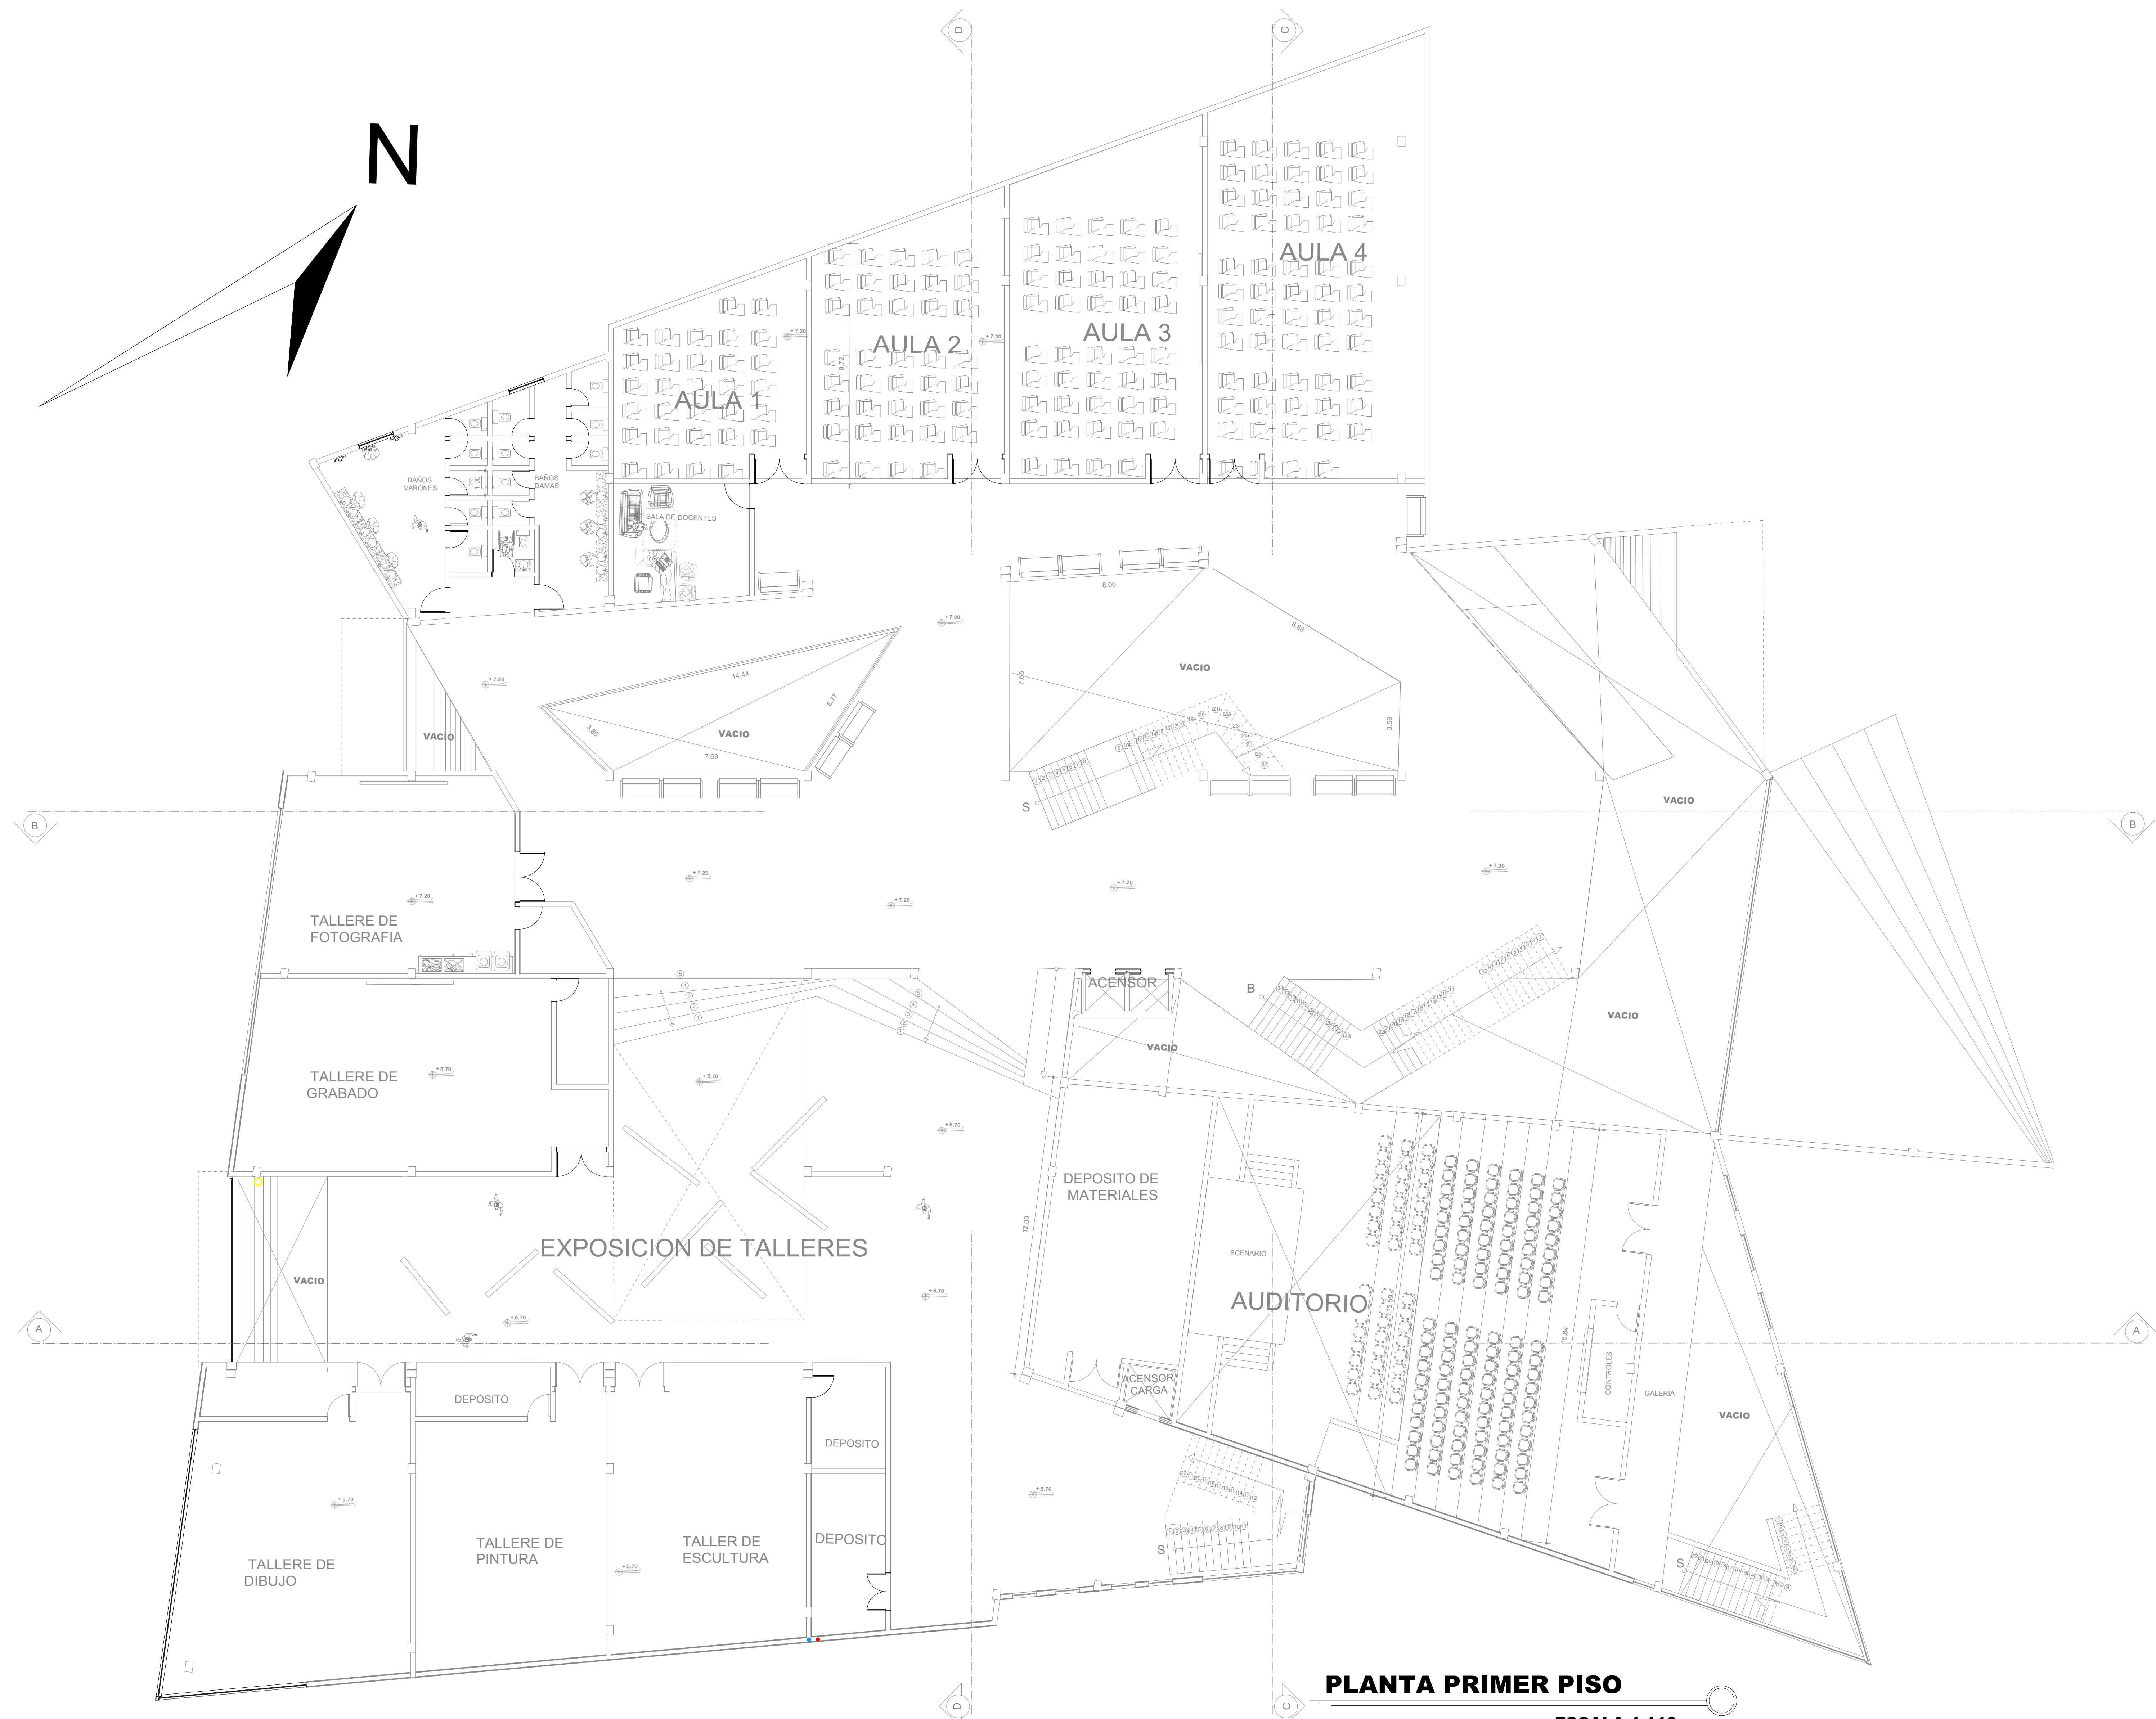

PLANTA PRIMER PISO

ESCALA 1:110

CARRERA: ARQUITECTURA Y URBANISMO

DOCENTE: ARQ. PATRICIO A. SANJINES URIBE

PROYECTO: DISEÑO ARQUITECTONICO MUSEO DE ARTES PLASTICAS MODERNO CONTEMPORANEO

UNIVERSITARIO: JORGE LUIS CRUZ CADENA

CARACTER : INSTALACION DE GAS

ESC. 1: 100



U.A.J.M.S.