




FACHADA ESTE DEL BLOQUE "B" DE EQUIPAMIENTO
ESC. 1:100

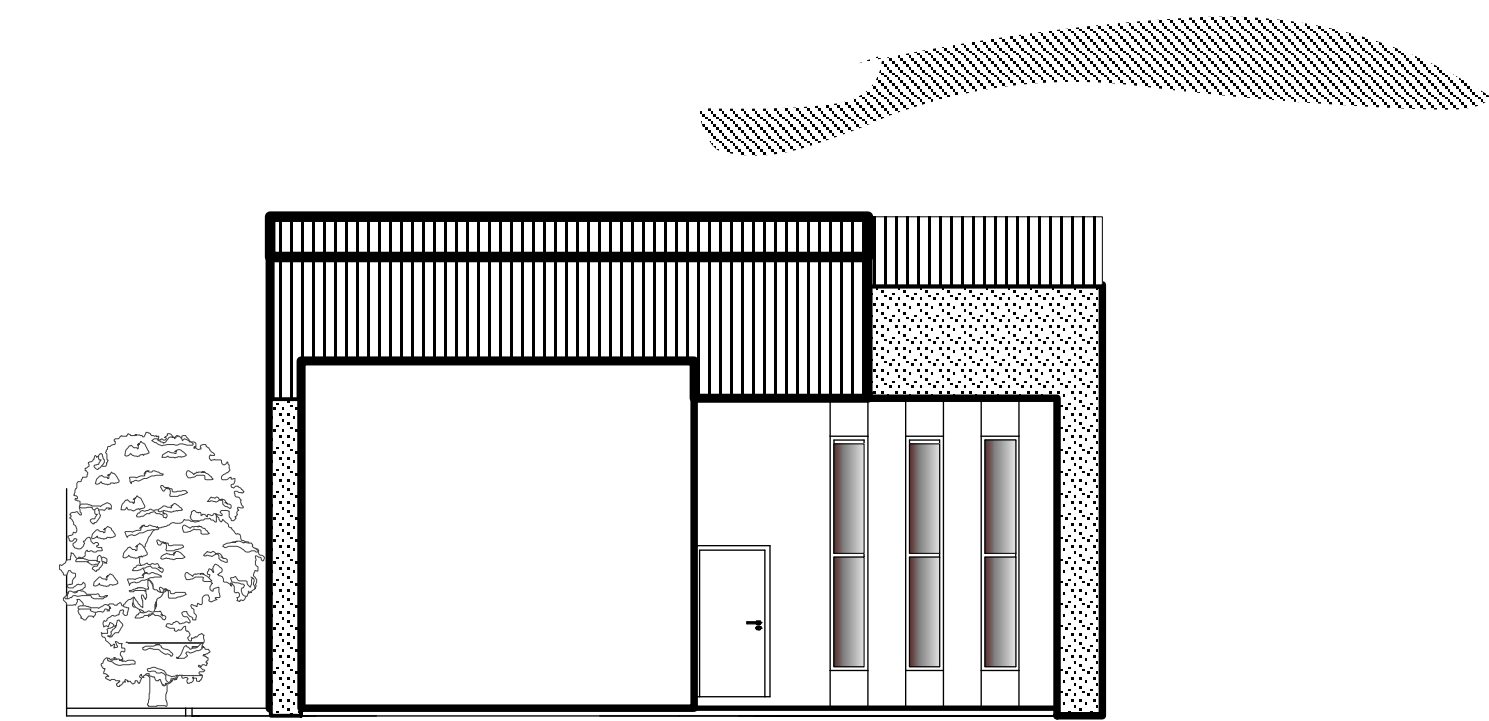


FACHADA NORTE DEL BLOQUE "C" DE RESIDENCIA
ESC. 1:100

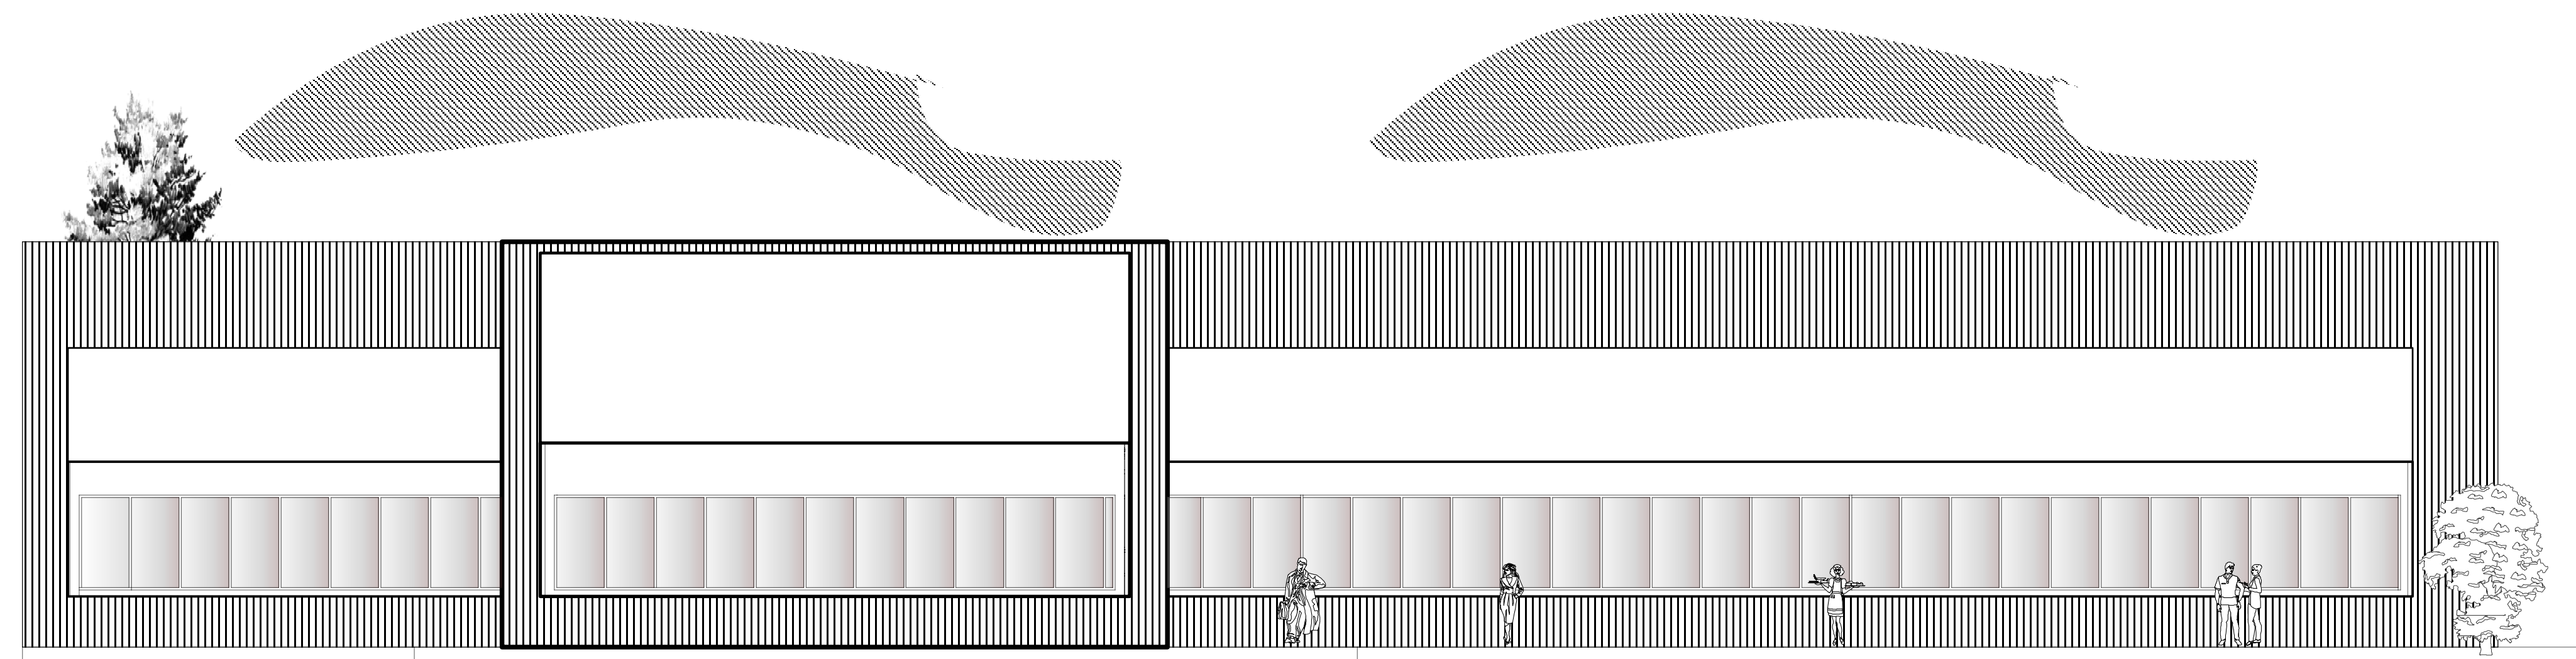


FACHADA NORTE DEL BLOQUE "B" DE EQUIPAMIENTO
ESC. 1:100

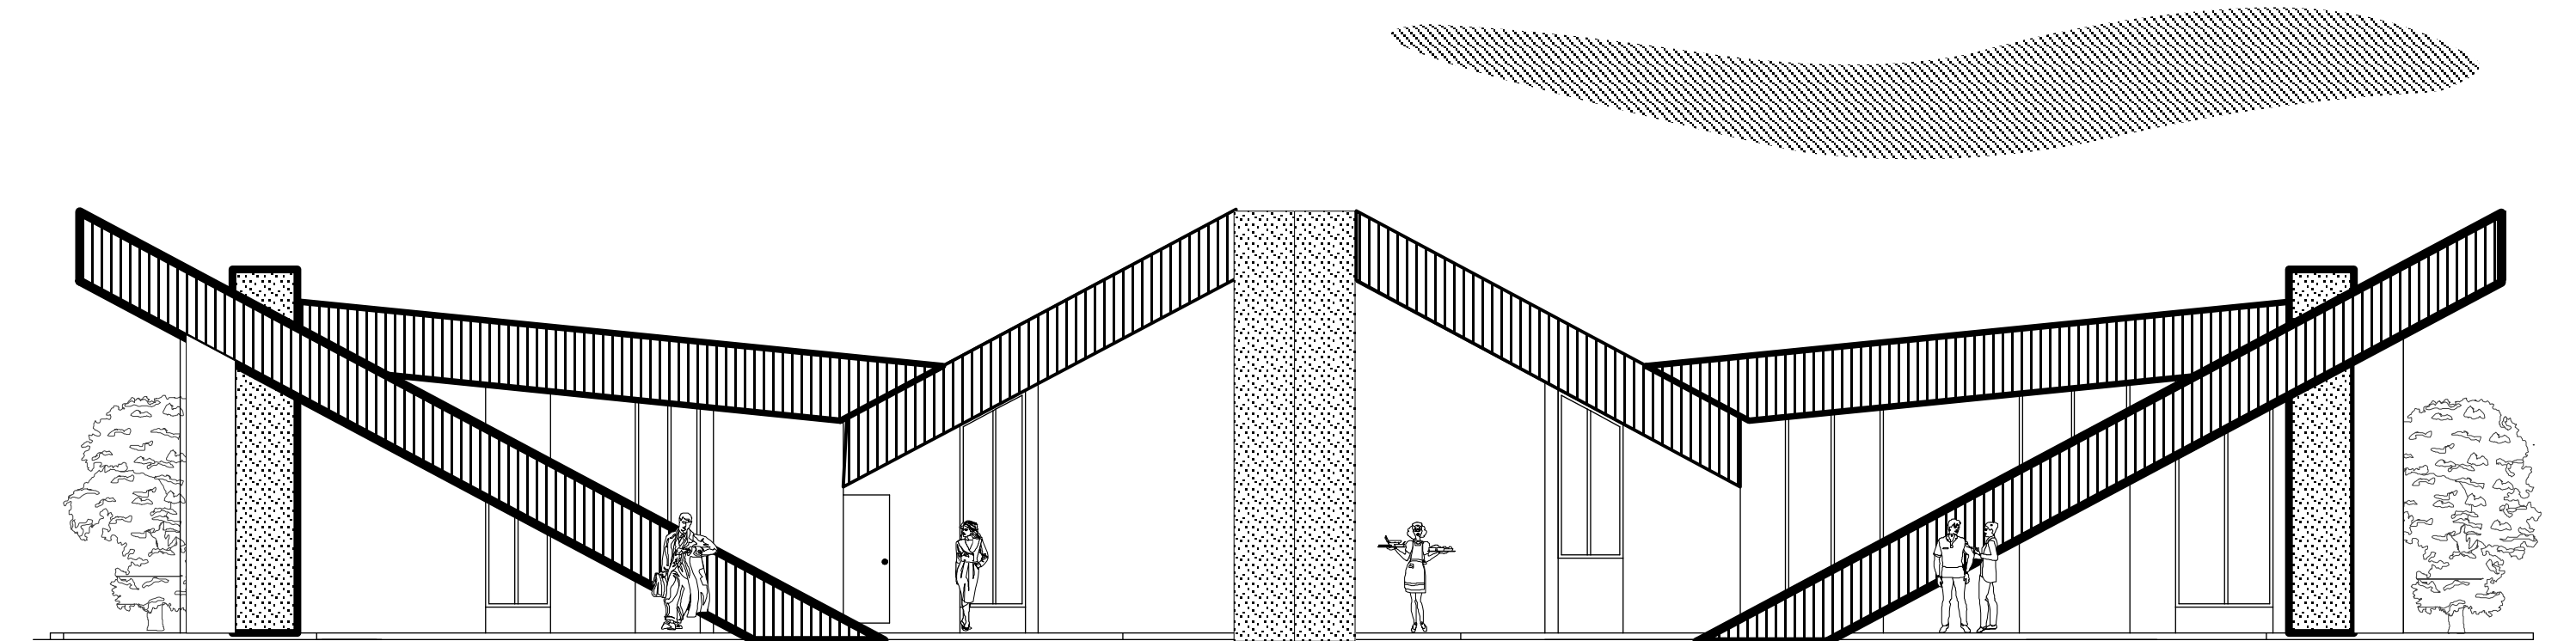


FACHADA ESTE DEL BLOQUE "C" DE RESIDENCIA
ESC. 1:100

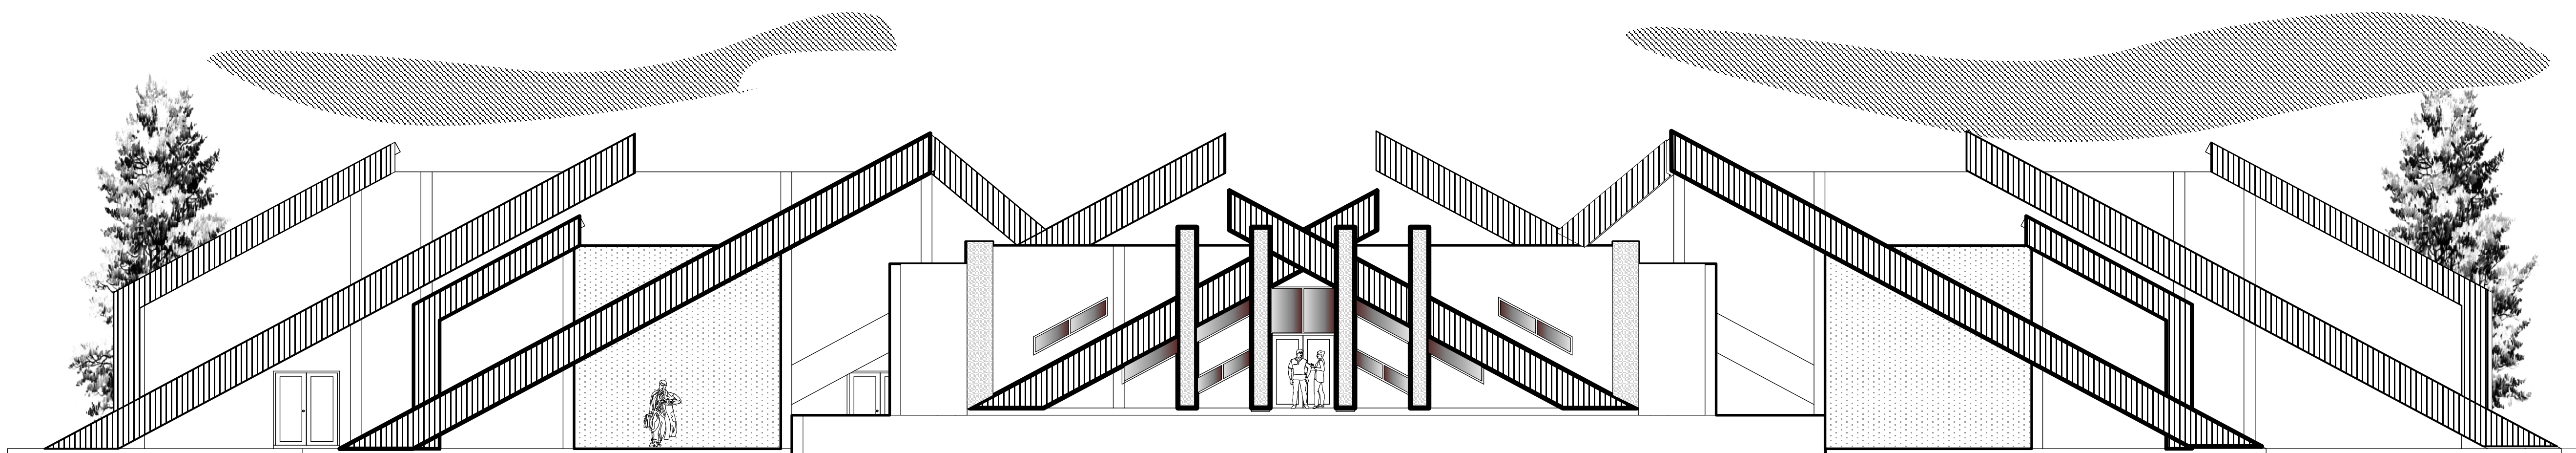


FACHADA OESTE DEL BLOQUE "B" DE EQUIPAMIENTO
ESC. 1:100

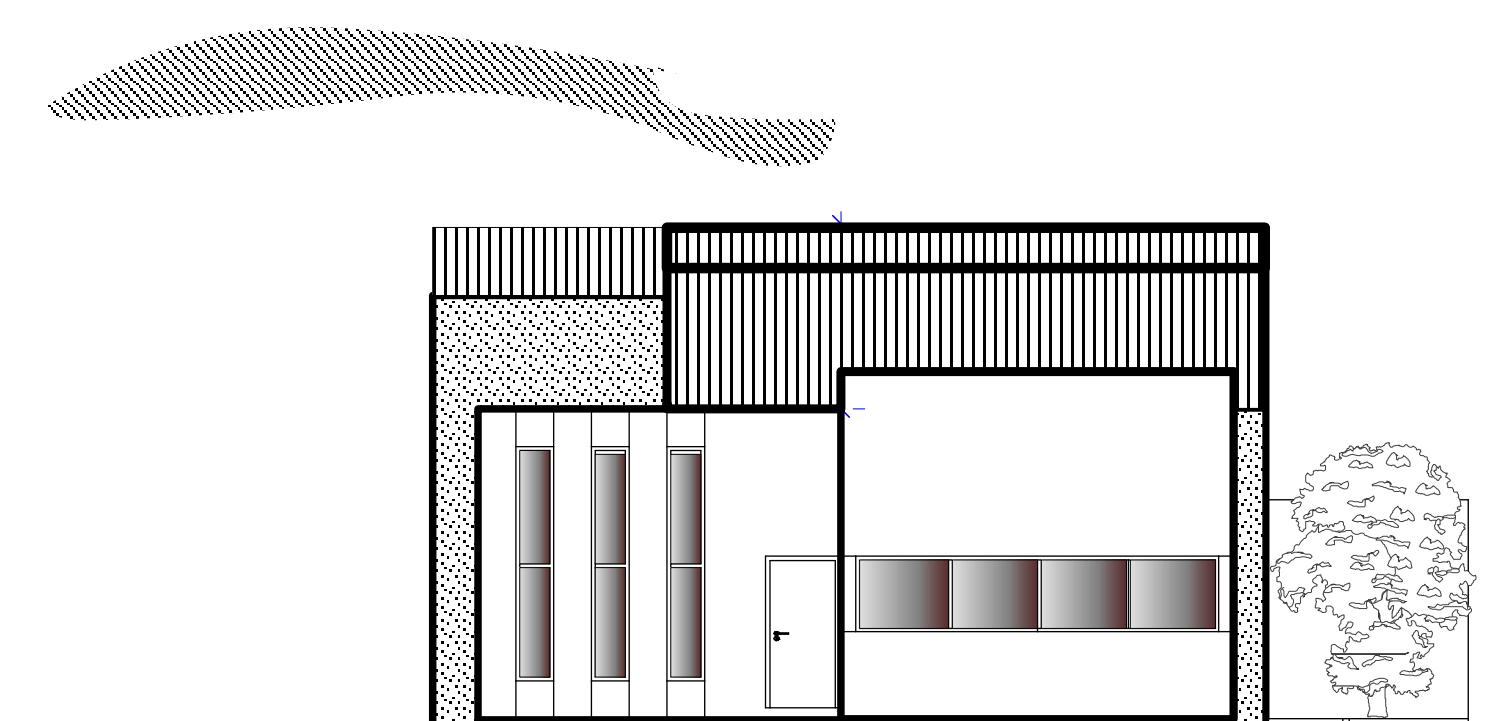


FACHADA SUR DEL BLOQUE "C" DE RESIDENCIA
ESC. 1:100

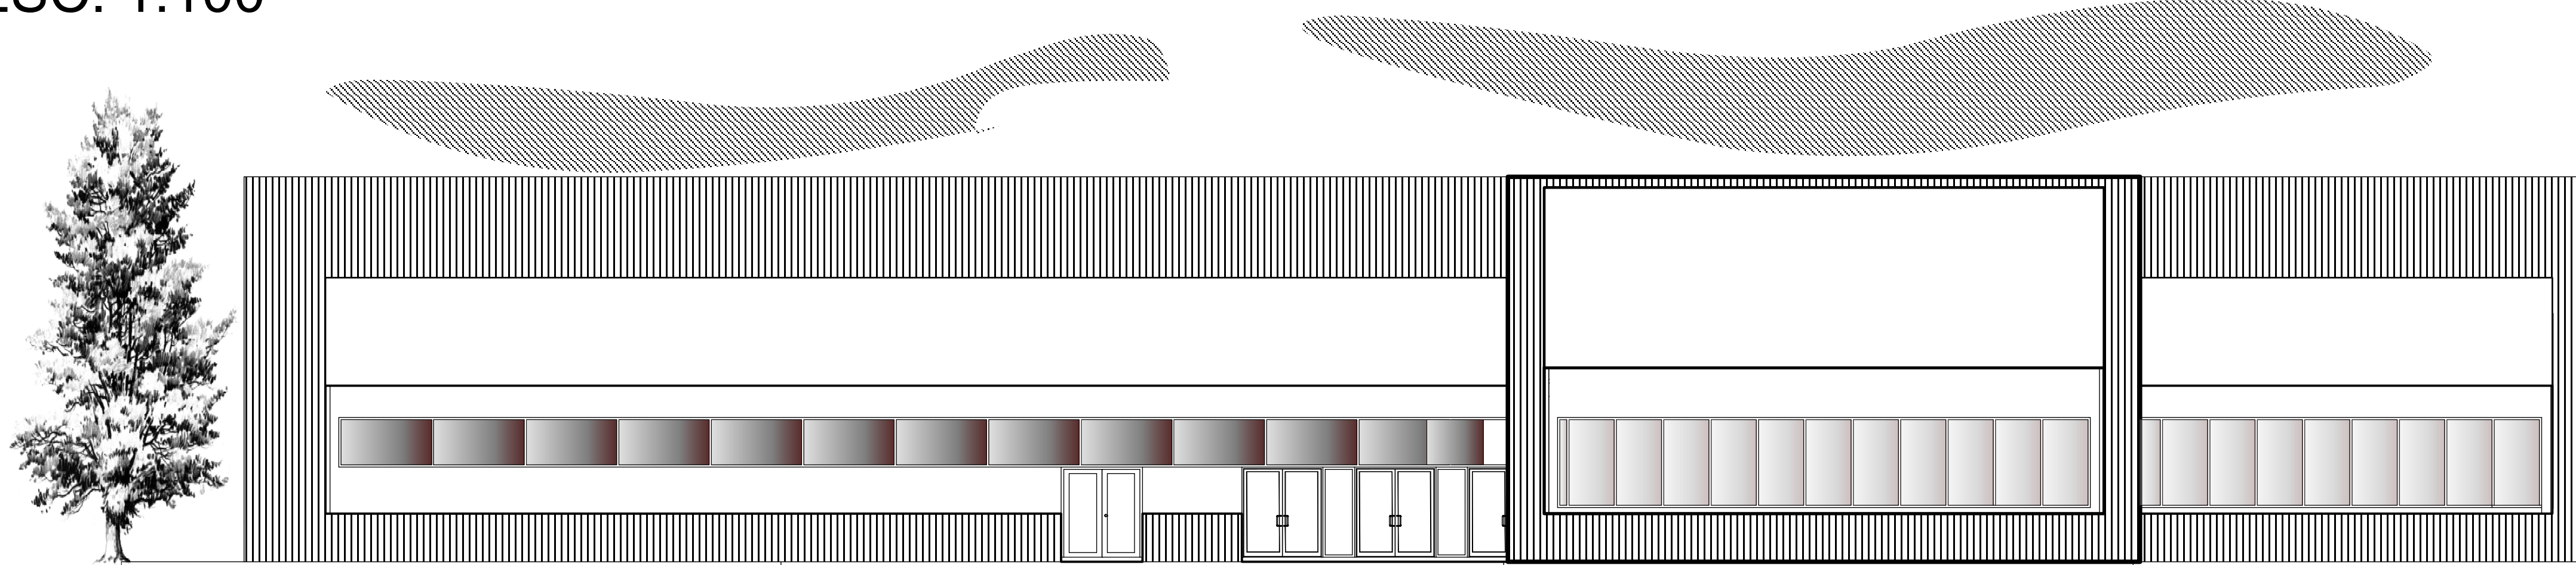


FACHADA SUR DEL BLOQUE "B" DE EQUIPAMIENTO
ESC. 1:100

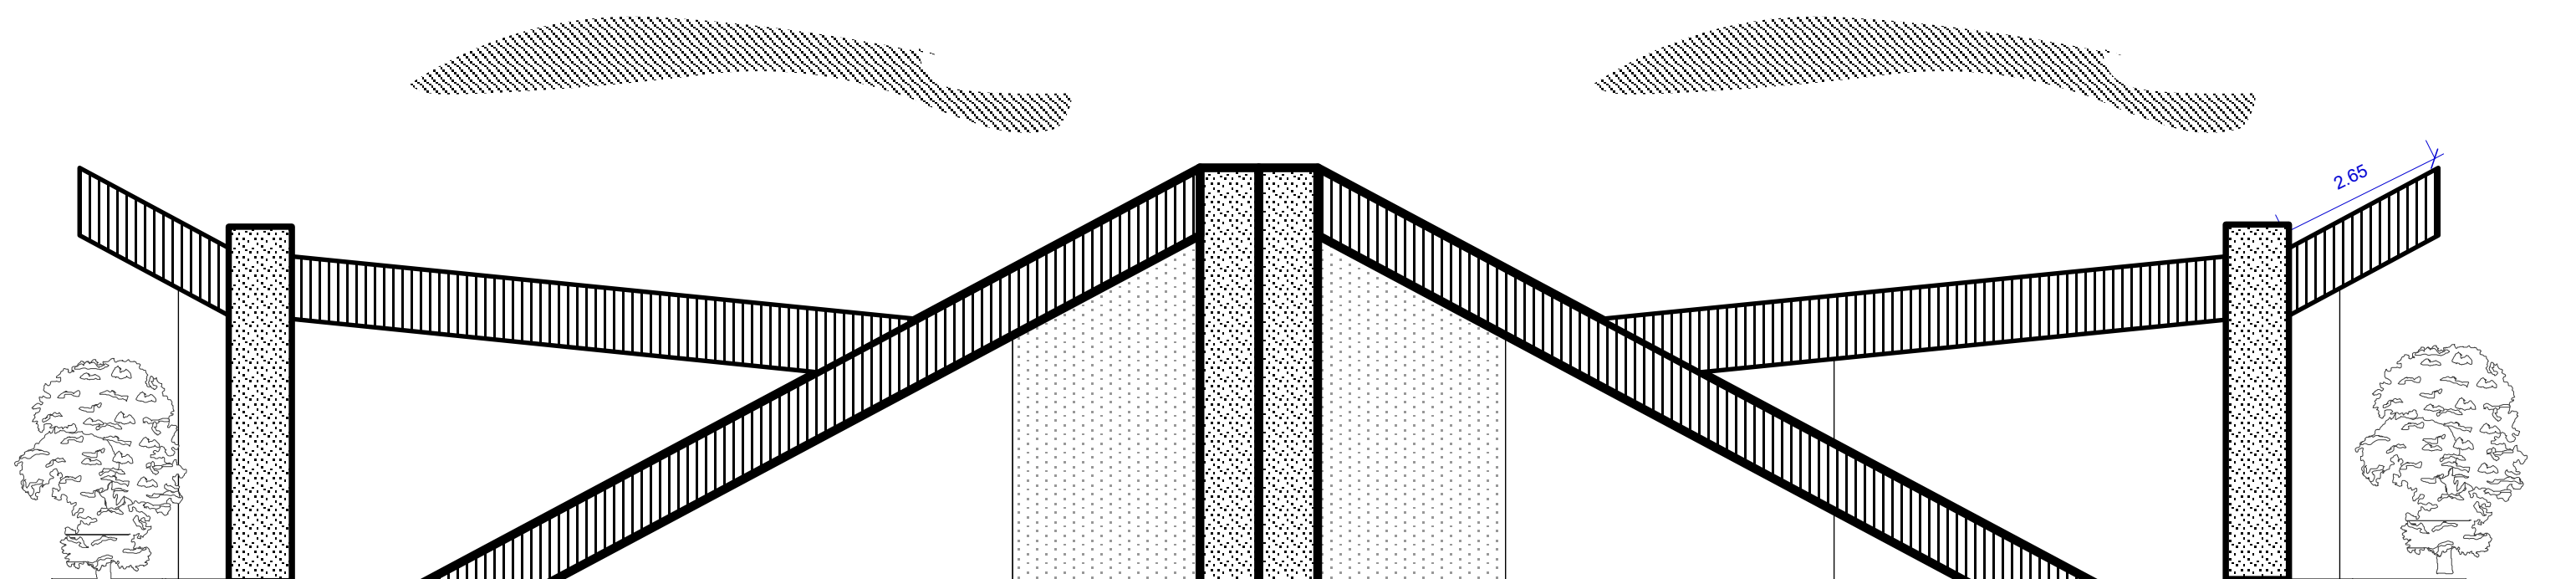

FACHADA OESTE DEL BLOQUE "C" DE RESIDENCIA
ESC. 1:100

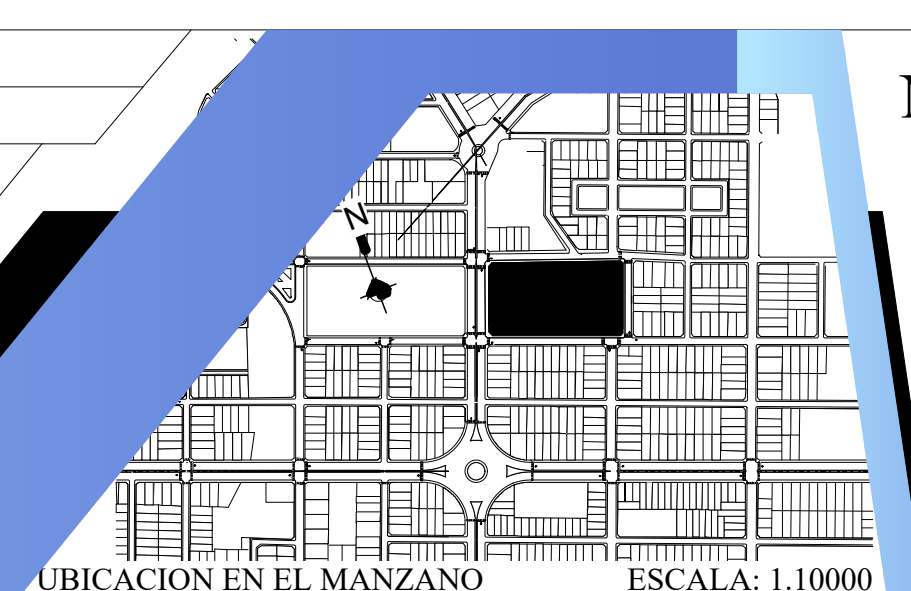


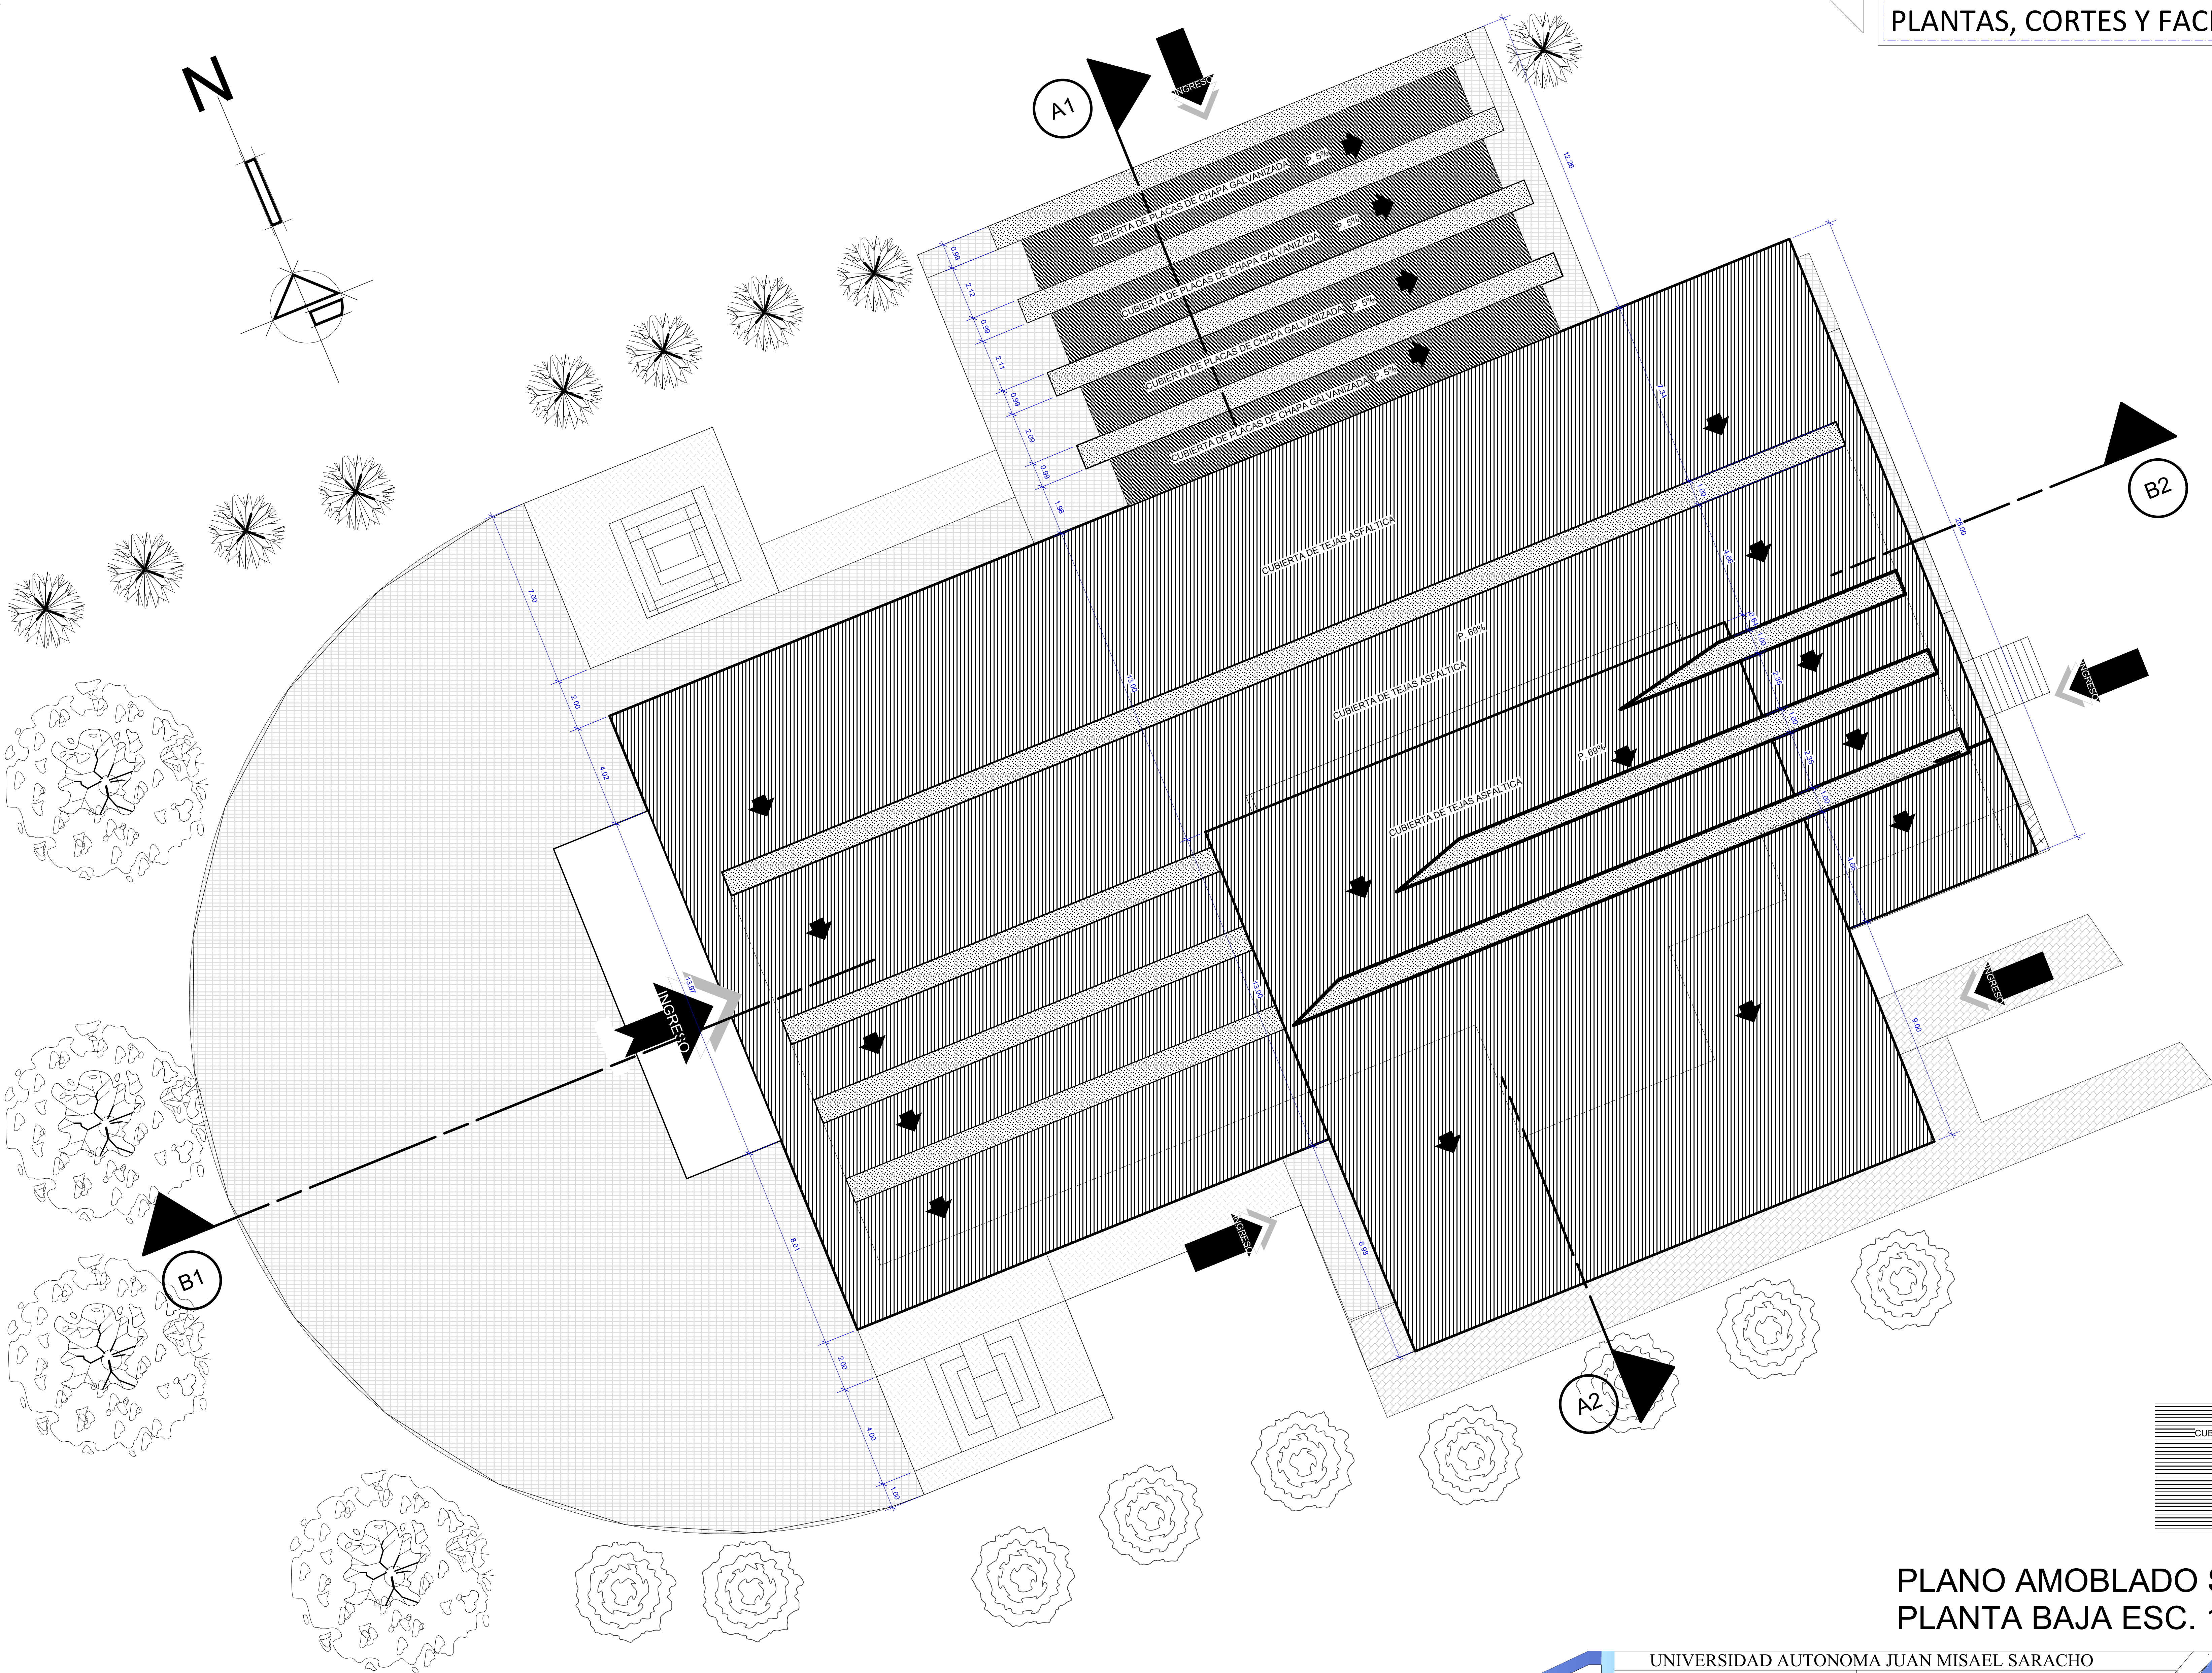



PLANO DE TECHOS BLOQUE "A" DE LA CAPILLA
PLANTA BAJA ESC. 1:100

PLANO AMOBLADO SALA DE MAQUINA
PLANTA BAJA ESC. 1:100

PLANO DE TECHOS
BLOQUE "B"
EQUIPAMIENTO
ESC. 1:100

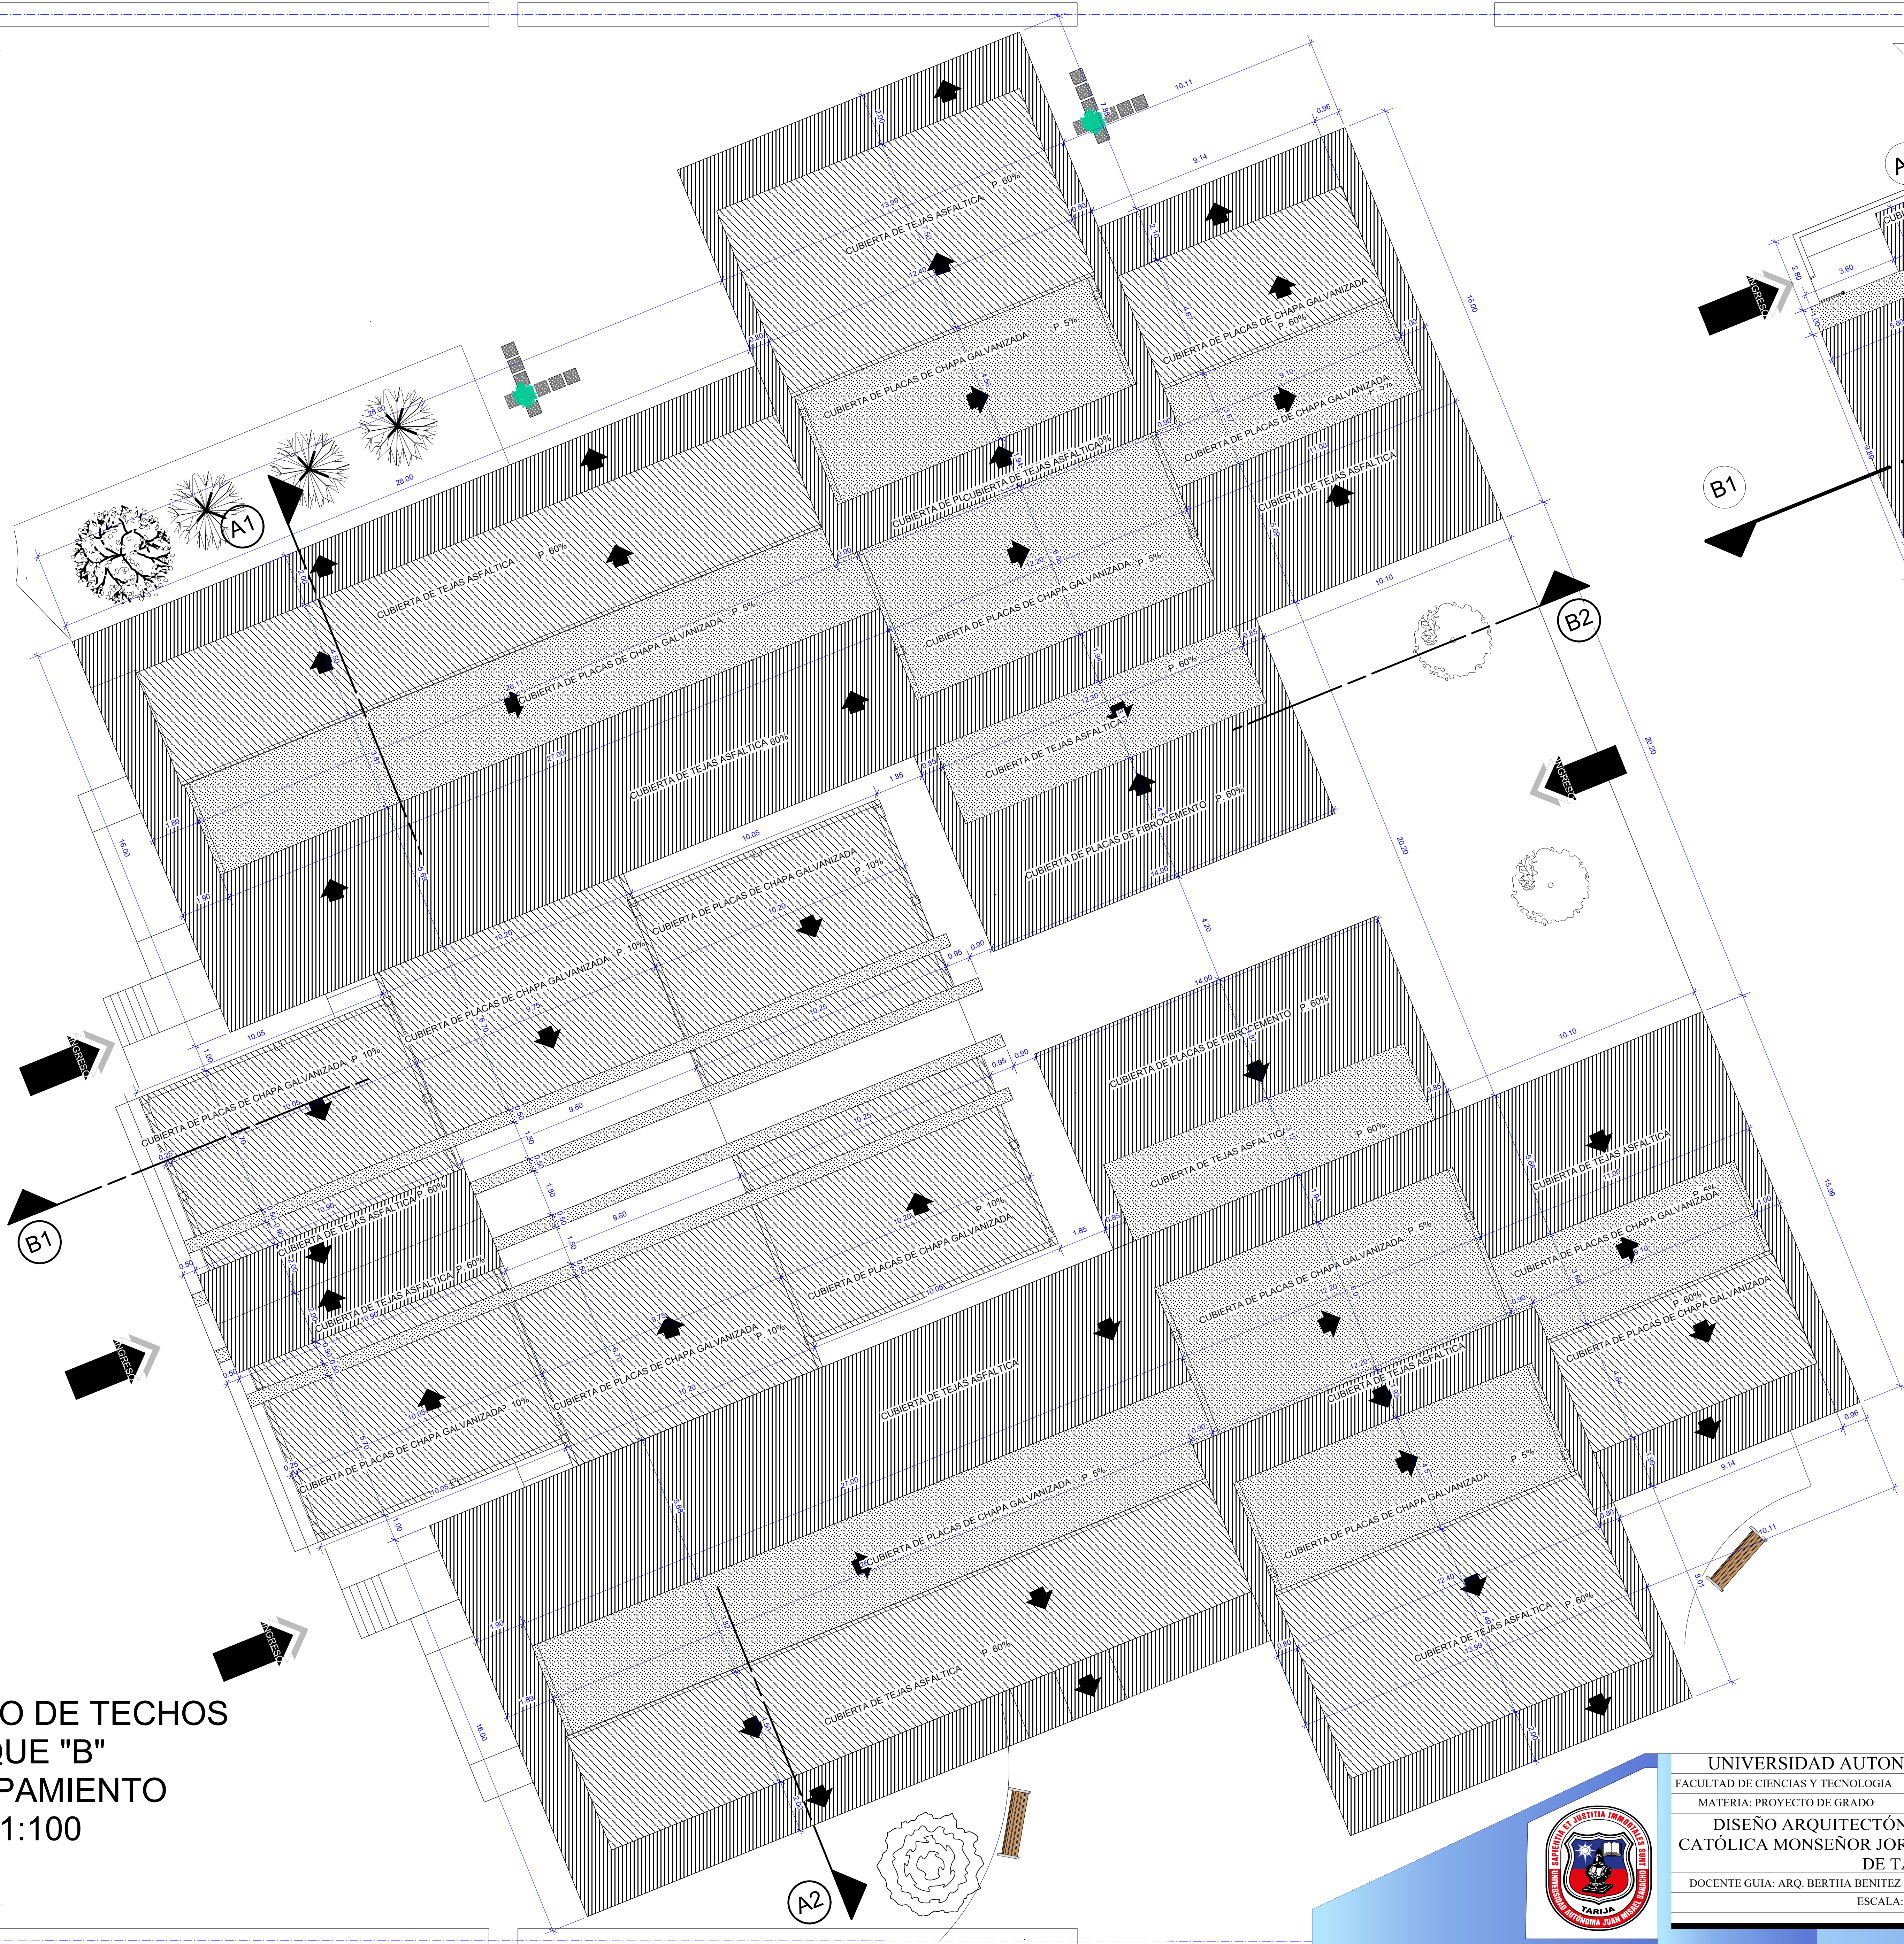


PLANO DE TECHOS
BLOQUE "C" RESIDENCIA
ESC. 1:100

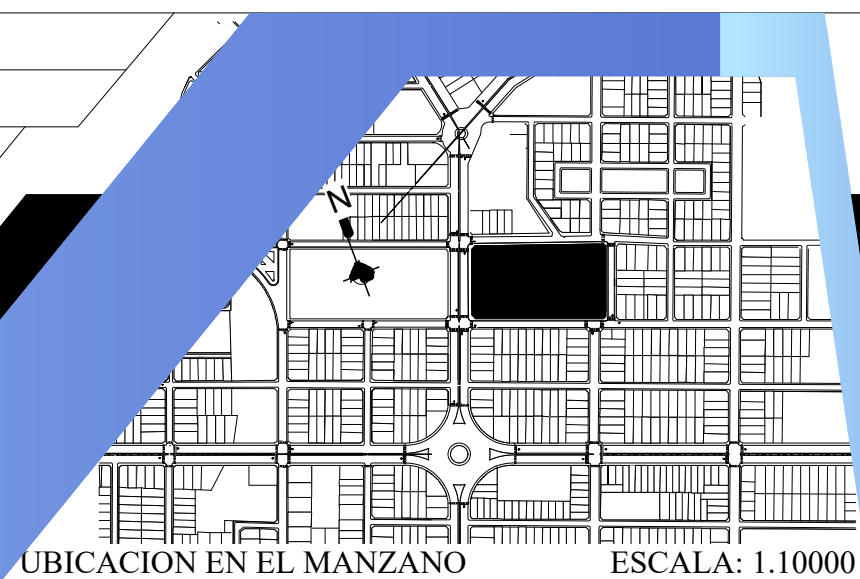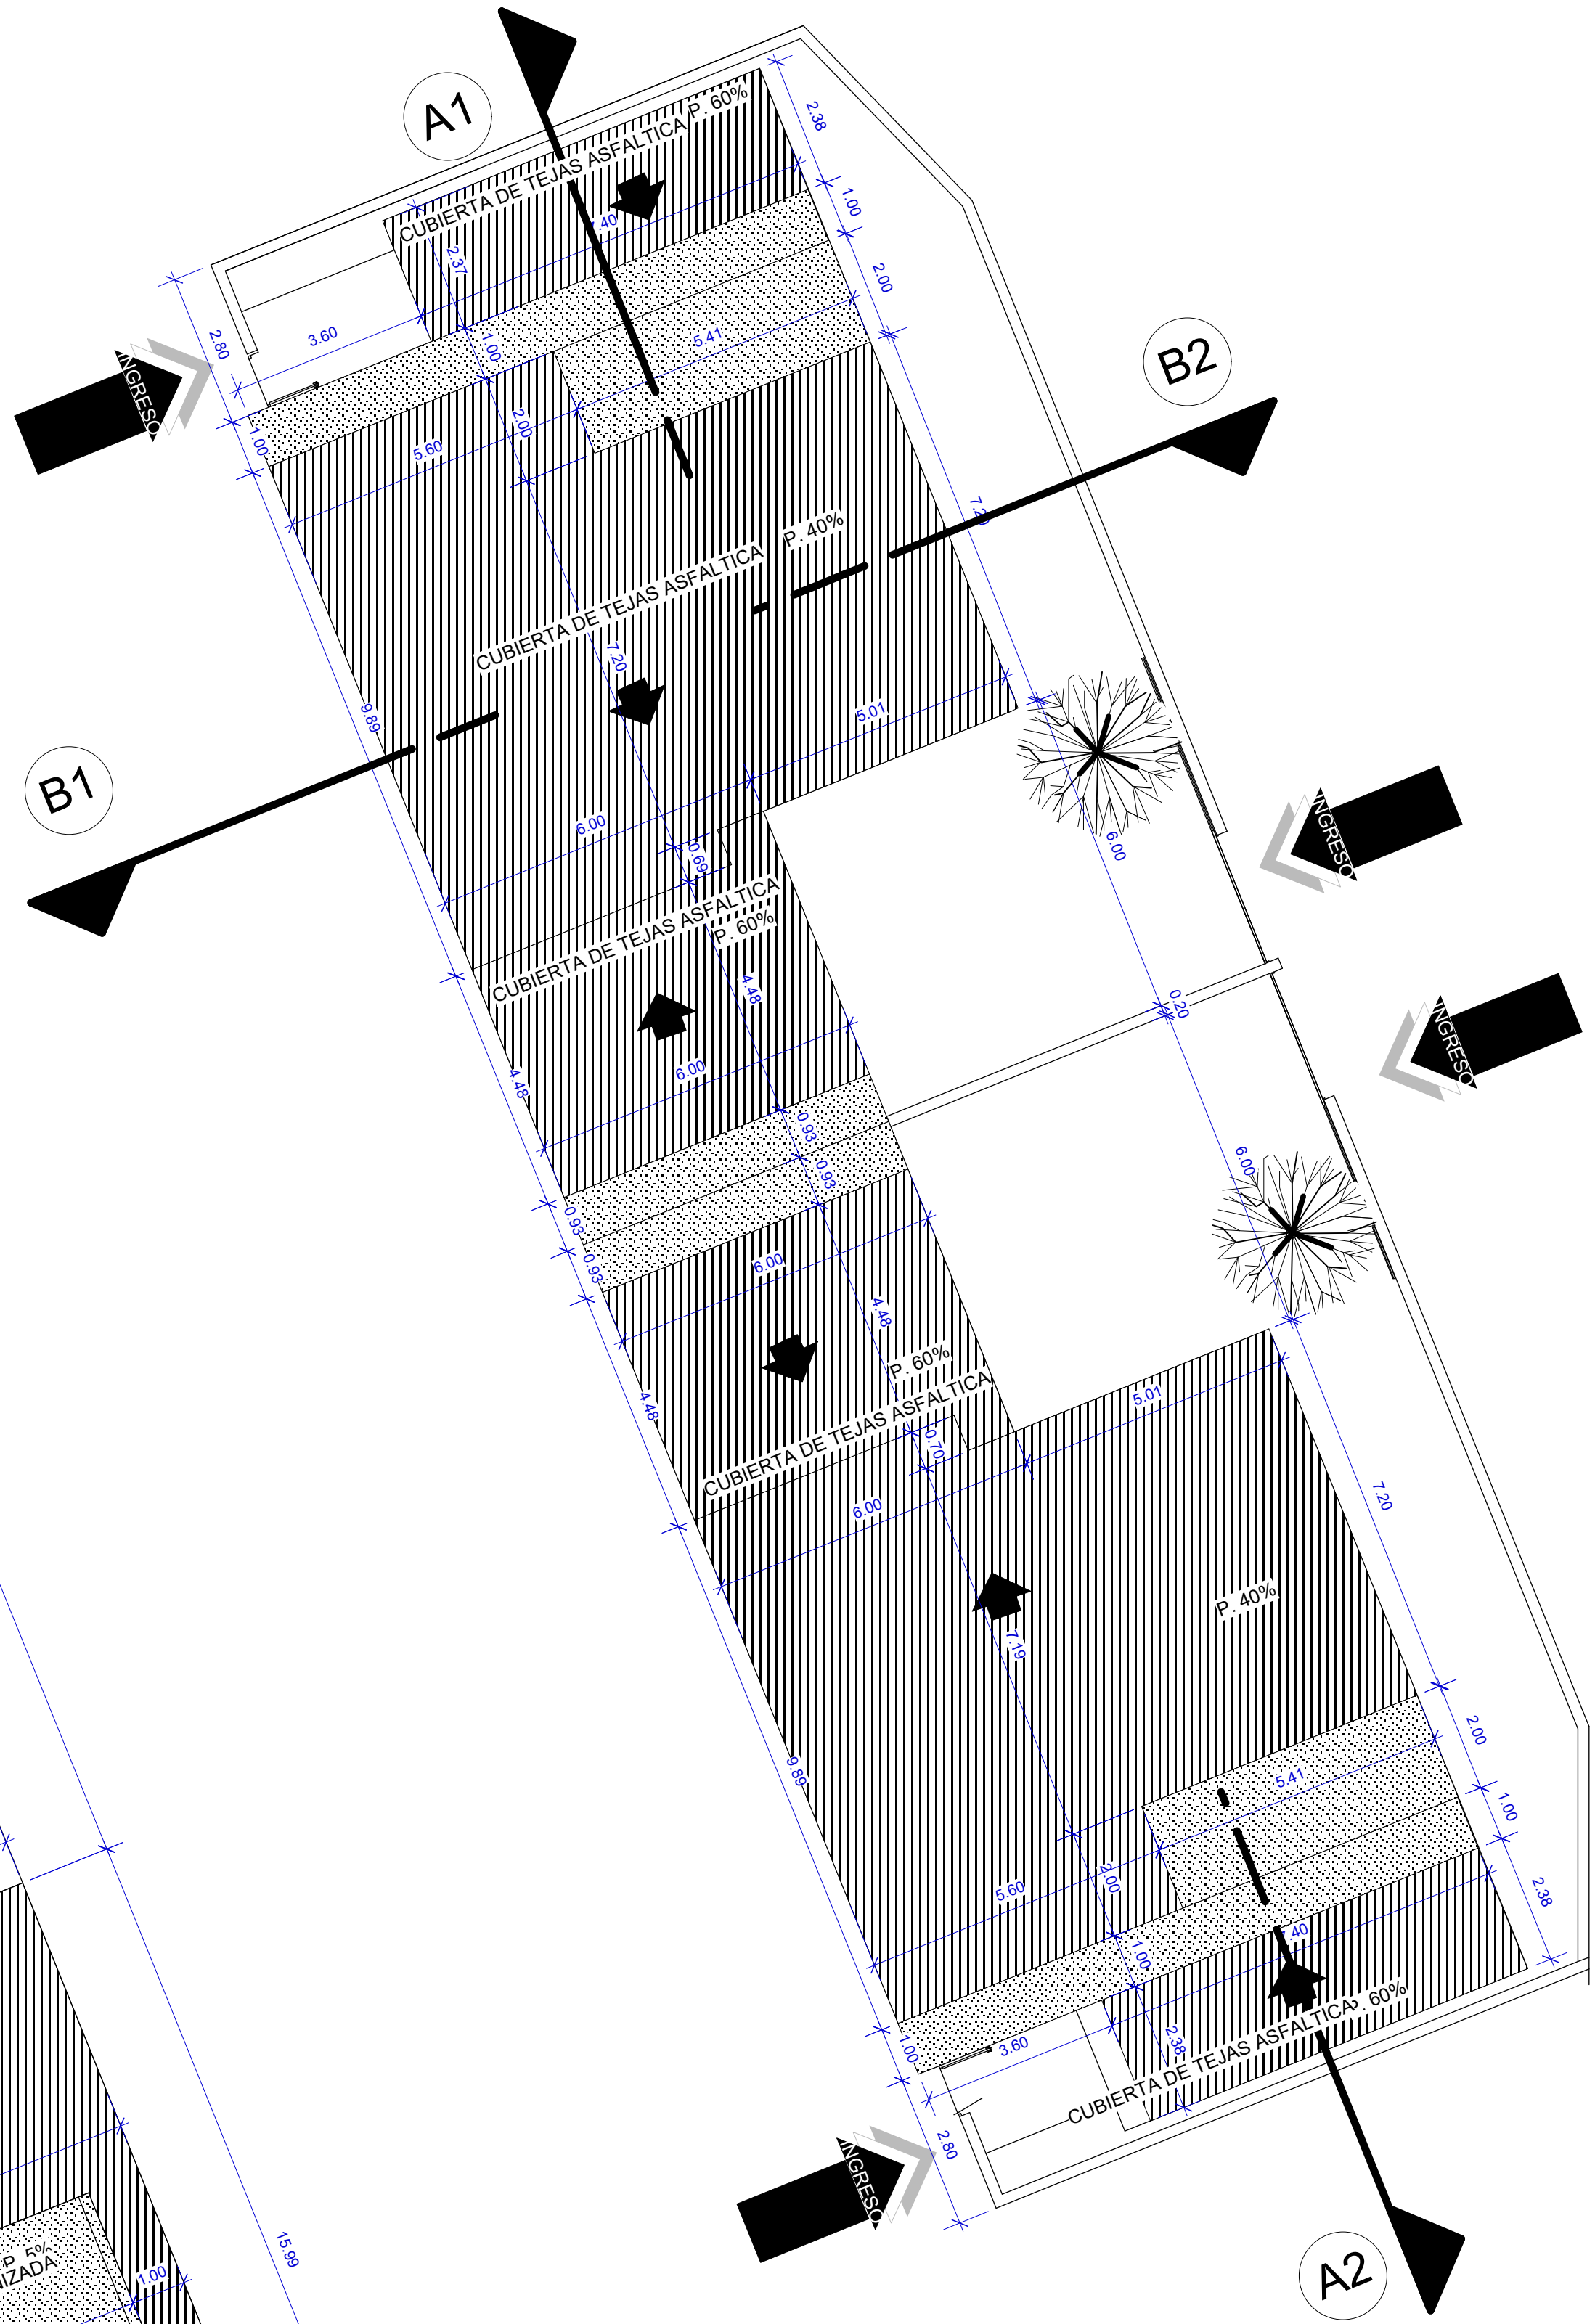




UNIVERSIDAD AUTÓNOMA JUAN MISAEL SARACHO
FACULTAD DE CIENCIAS Y TECNOLOGÍA CARRERA DE ARQUITECTURA Y URBANISMO
MATERIA: PROYECTO DE GRADO MODULO: ARQUITECTONICO
DISEÑO ARQUITECTÓNICO DE LA PARROQUIA
CATÓLICA MONSEÑOR JORGE SALDÍAS DE LA CIUDAD
DE TARIJA
DOCENTE GUIA: ARQ. BERTHA BENITEZ R. UNIV. : CRUZ VELASQUEZ ALVARO M.
ESCALA: INDICADA

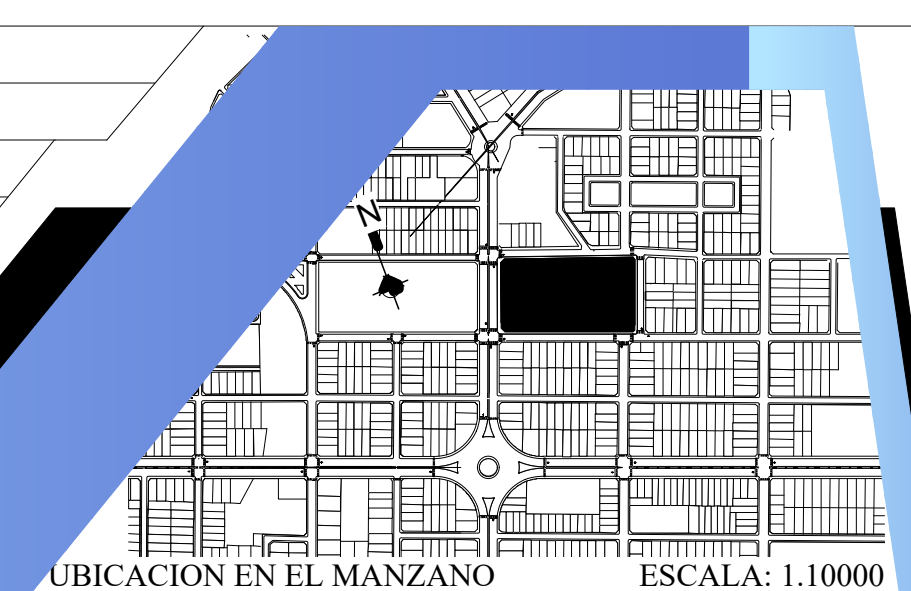


Nº DE LAMINA

21/34


UBICACION EN EL MANZANO ESCALA: 1:10000

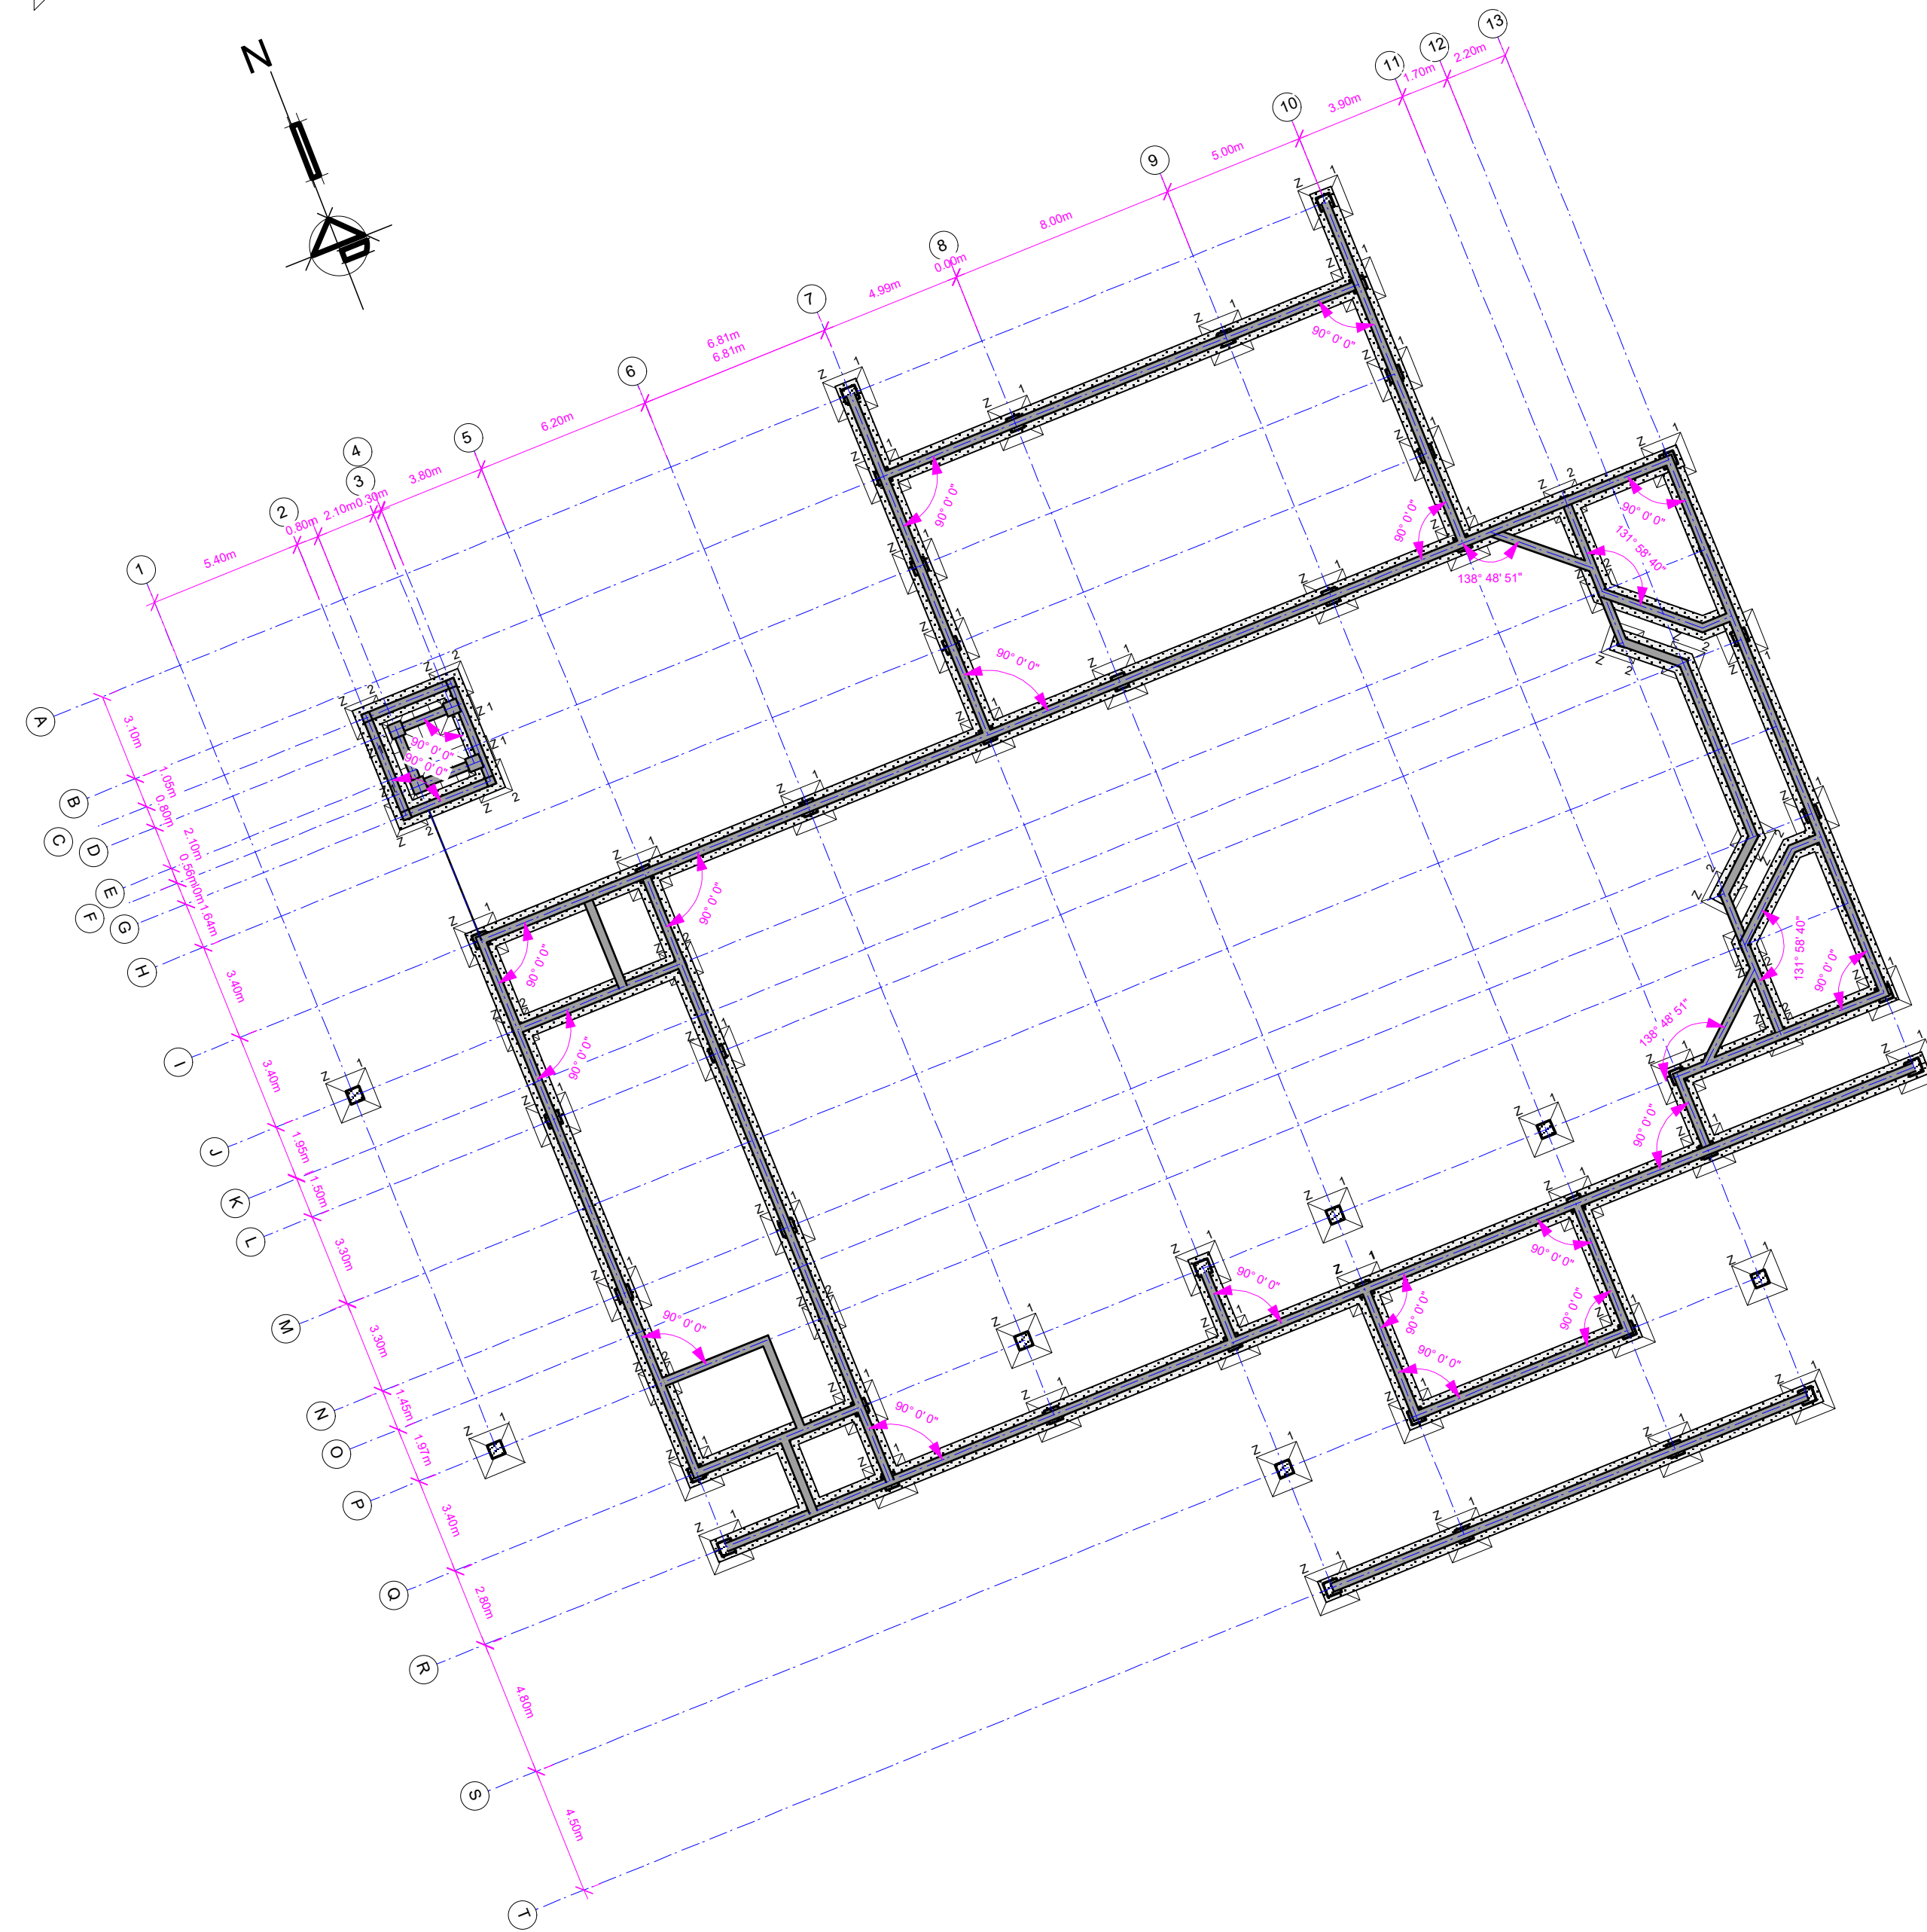


CIMIENTOS BLOQUE "A"
LA PAILA
ESC. 1:200

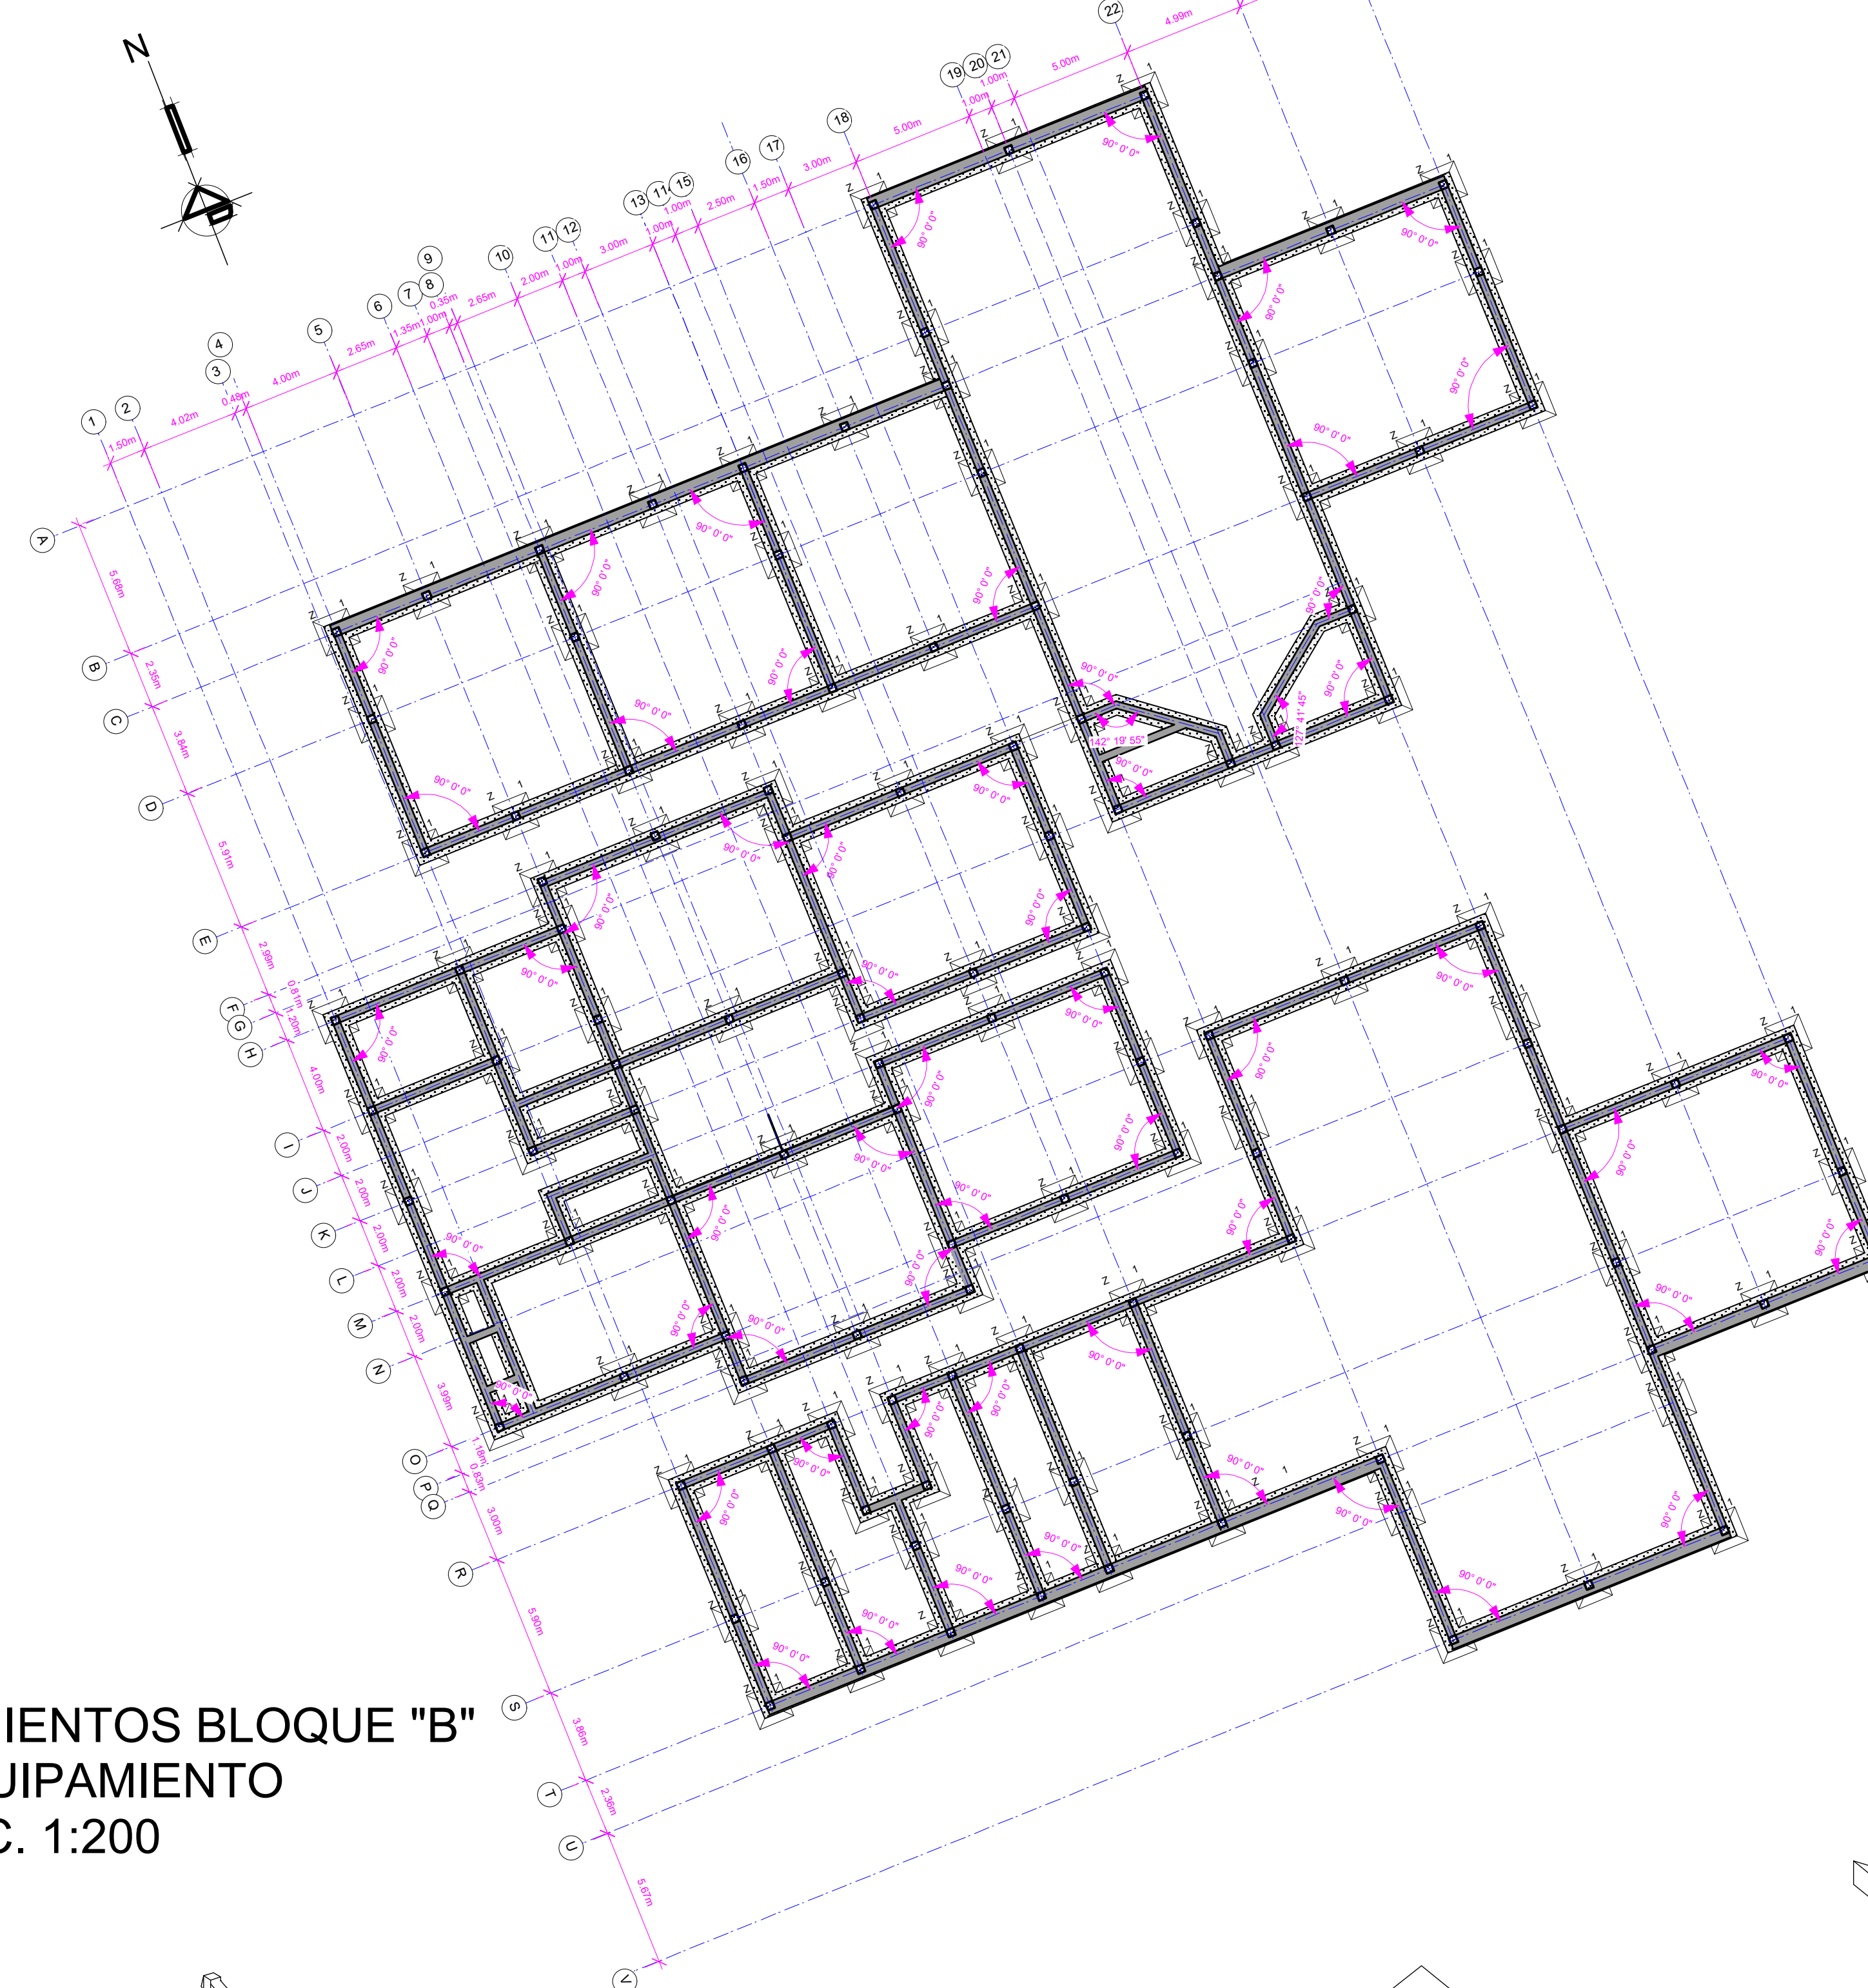


CIMIENTOS BLOQUE "B"
EQUIPAMIENTO
ESC. 1:200

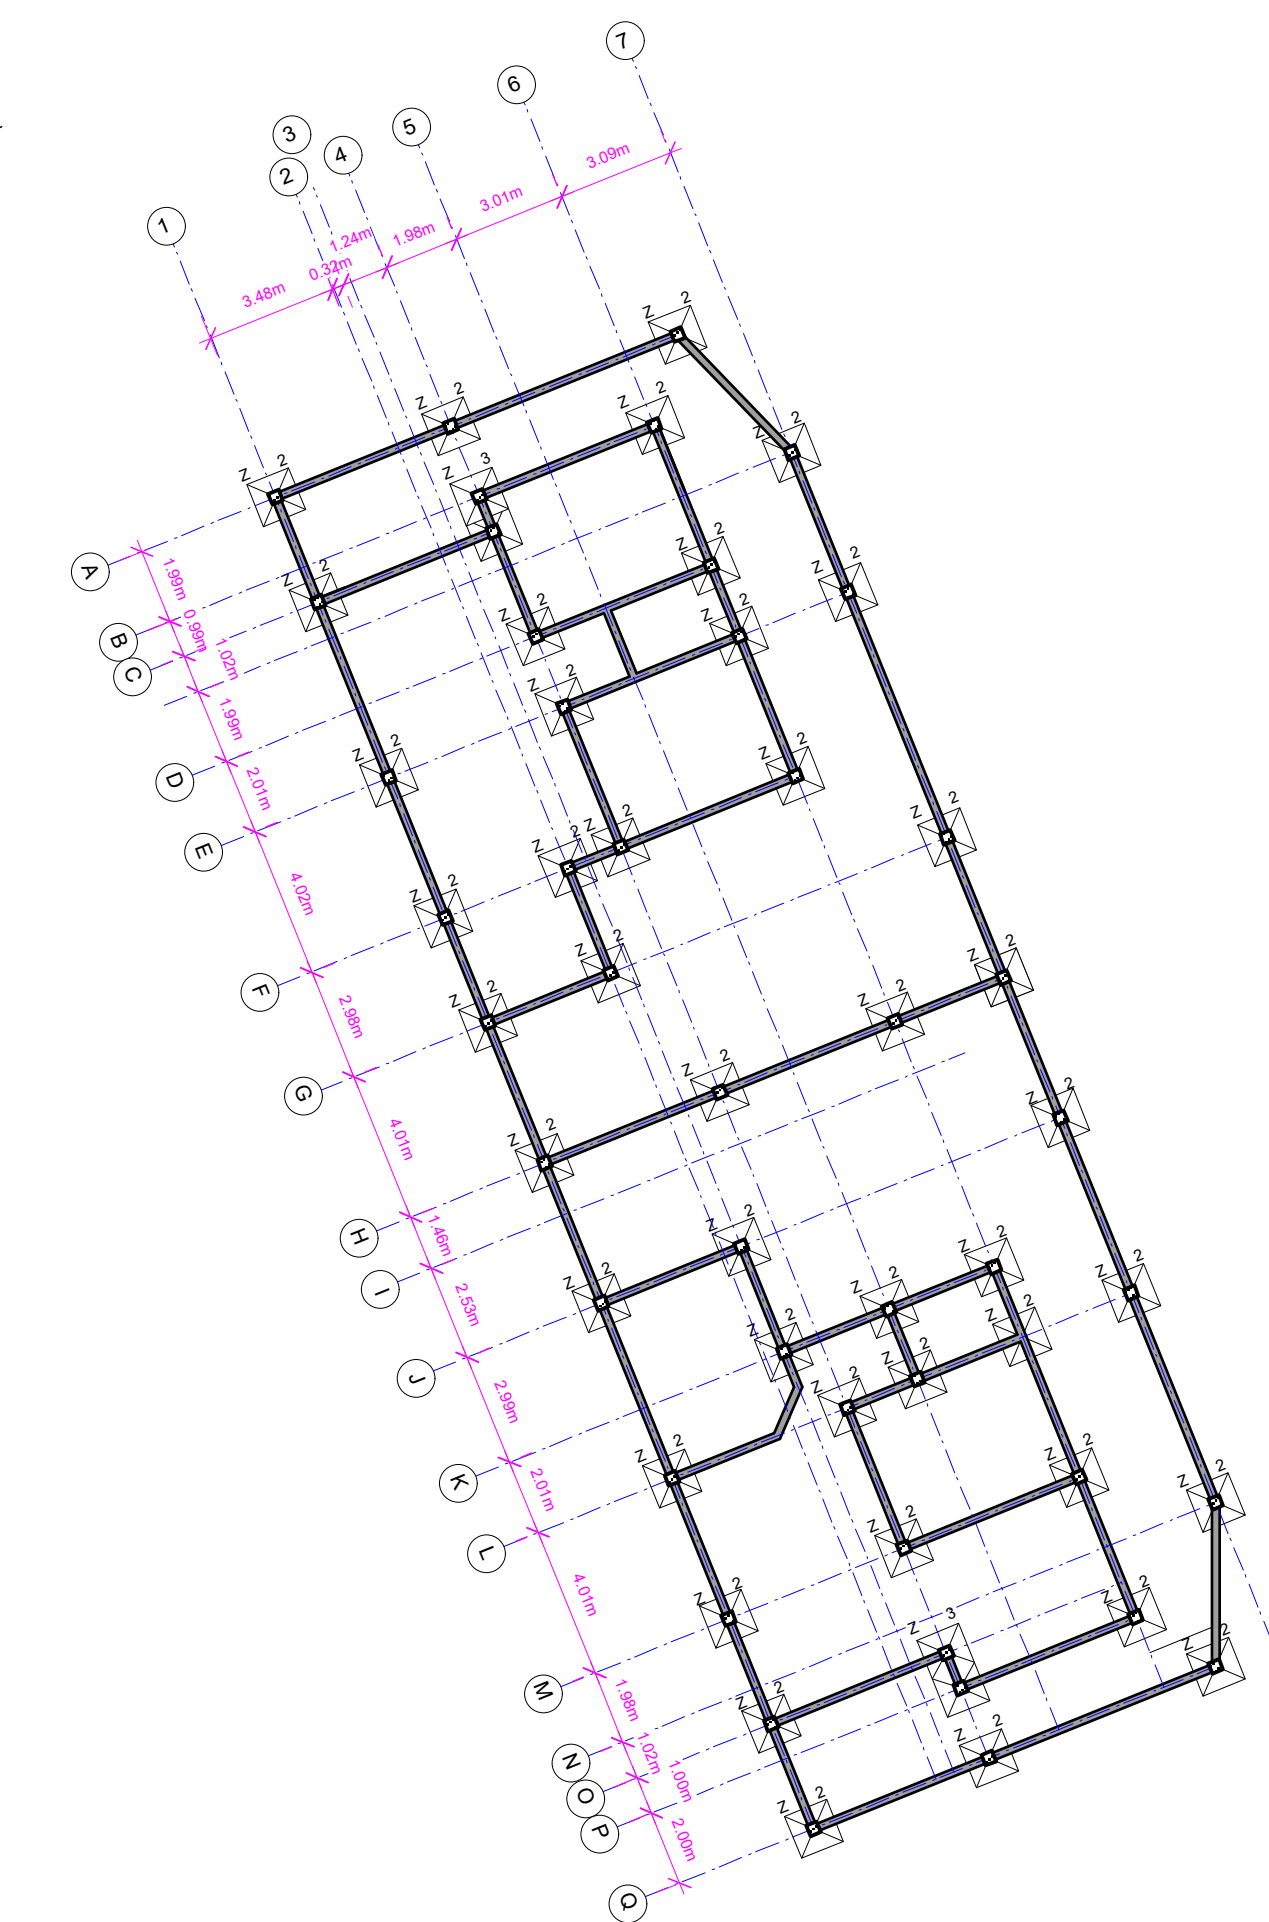


CIMIENTOS BLOQUE "B"
RESIDENCIA
ESC. 1:200

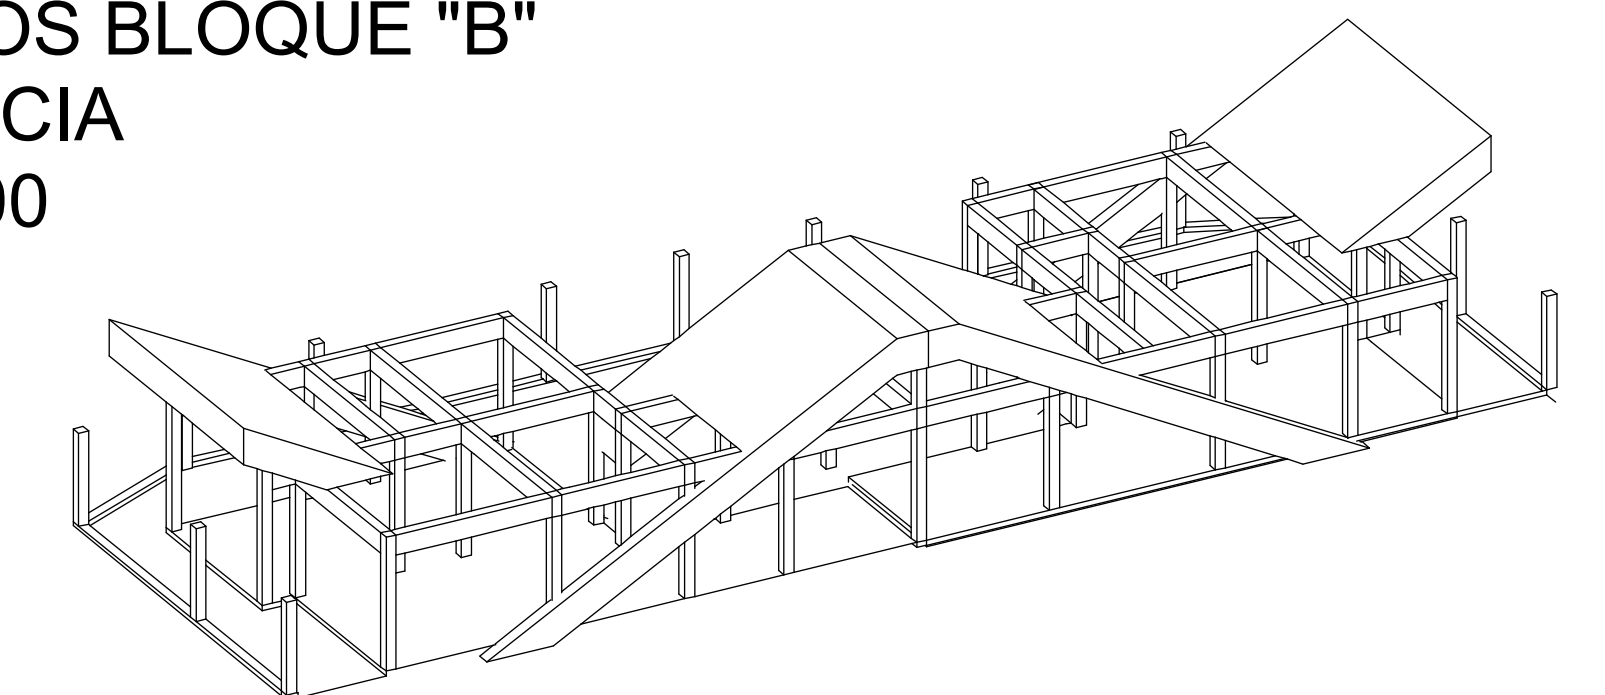


ESTRUCTURA BLOQUE "B"
RESIDENCIA
ESC. 1:200

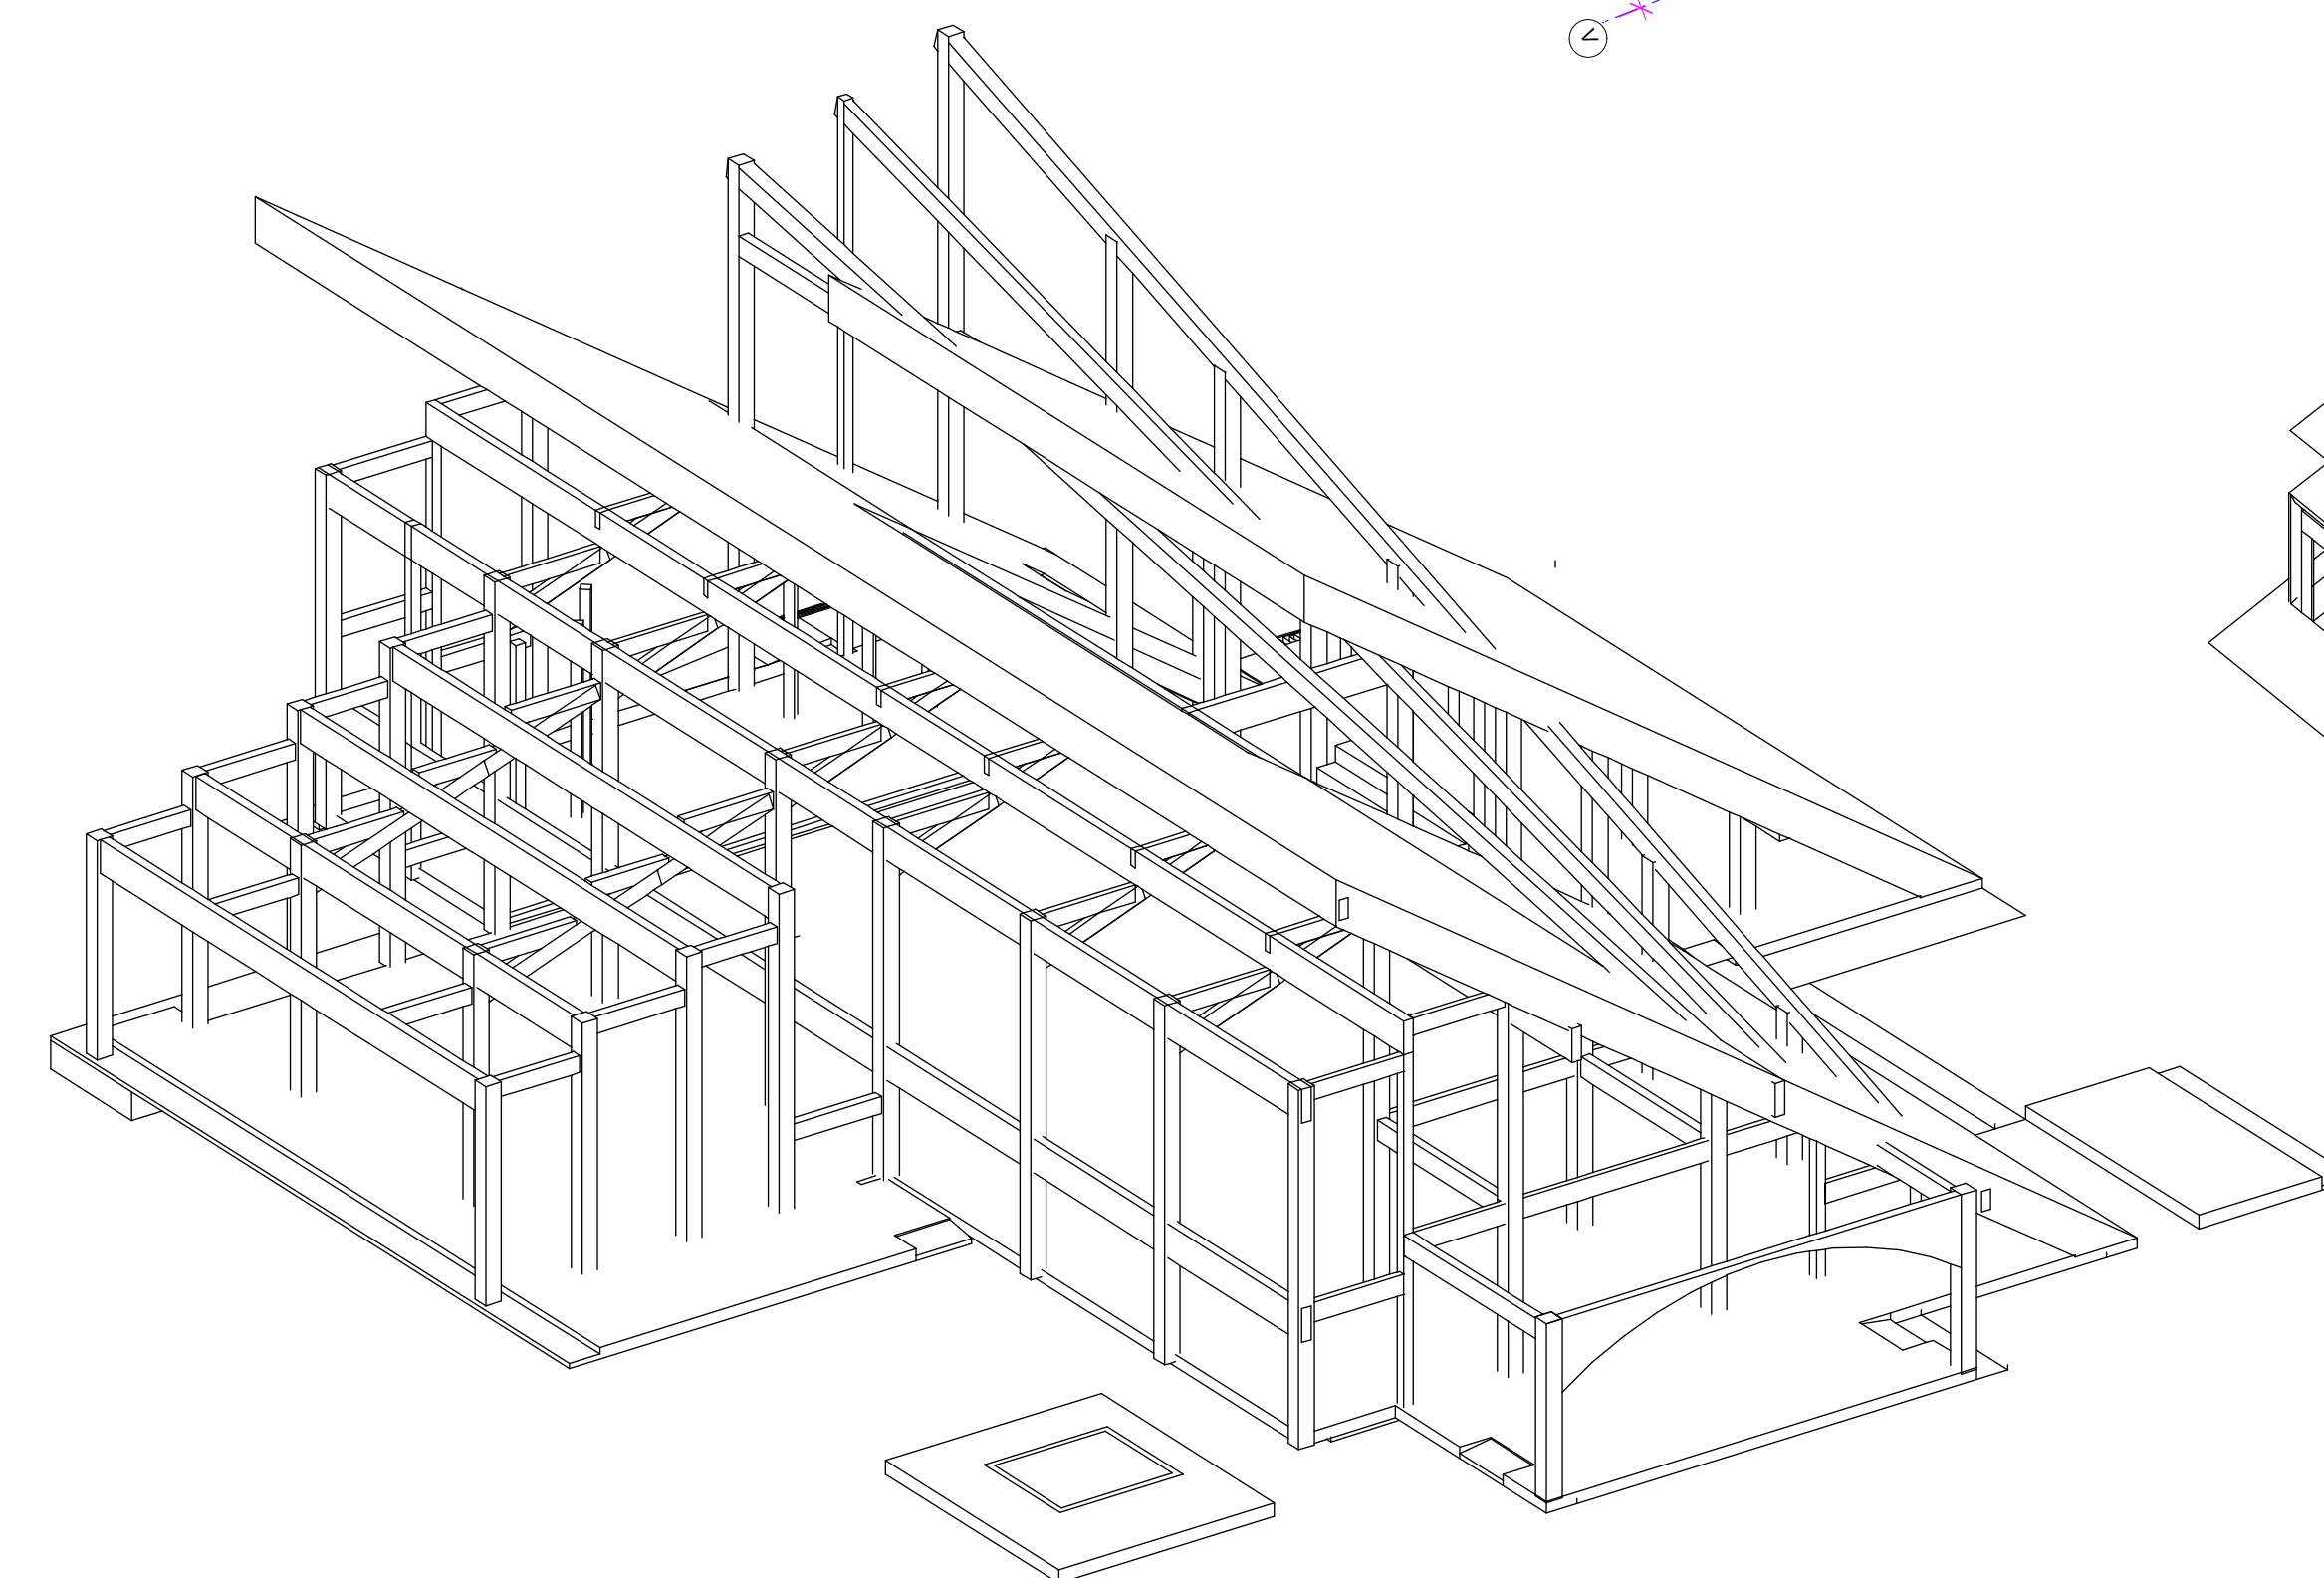



ESTRUCTURA BLOQUE "A"
LA PAILA

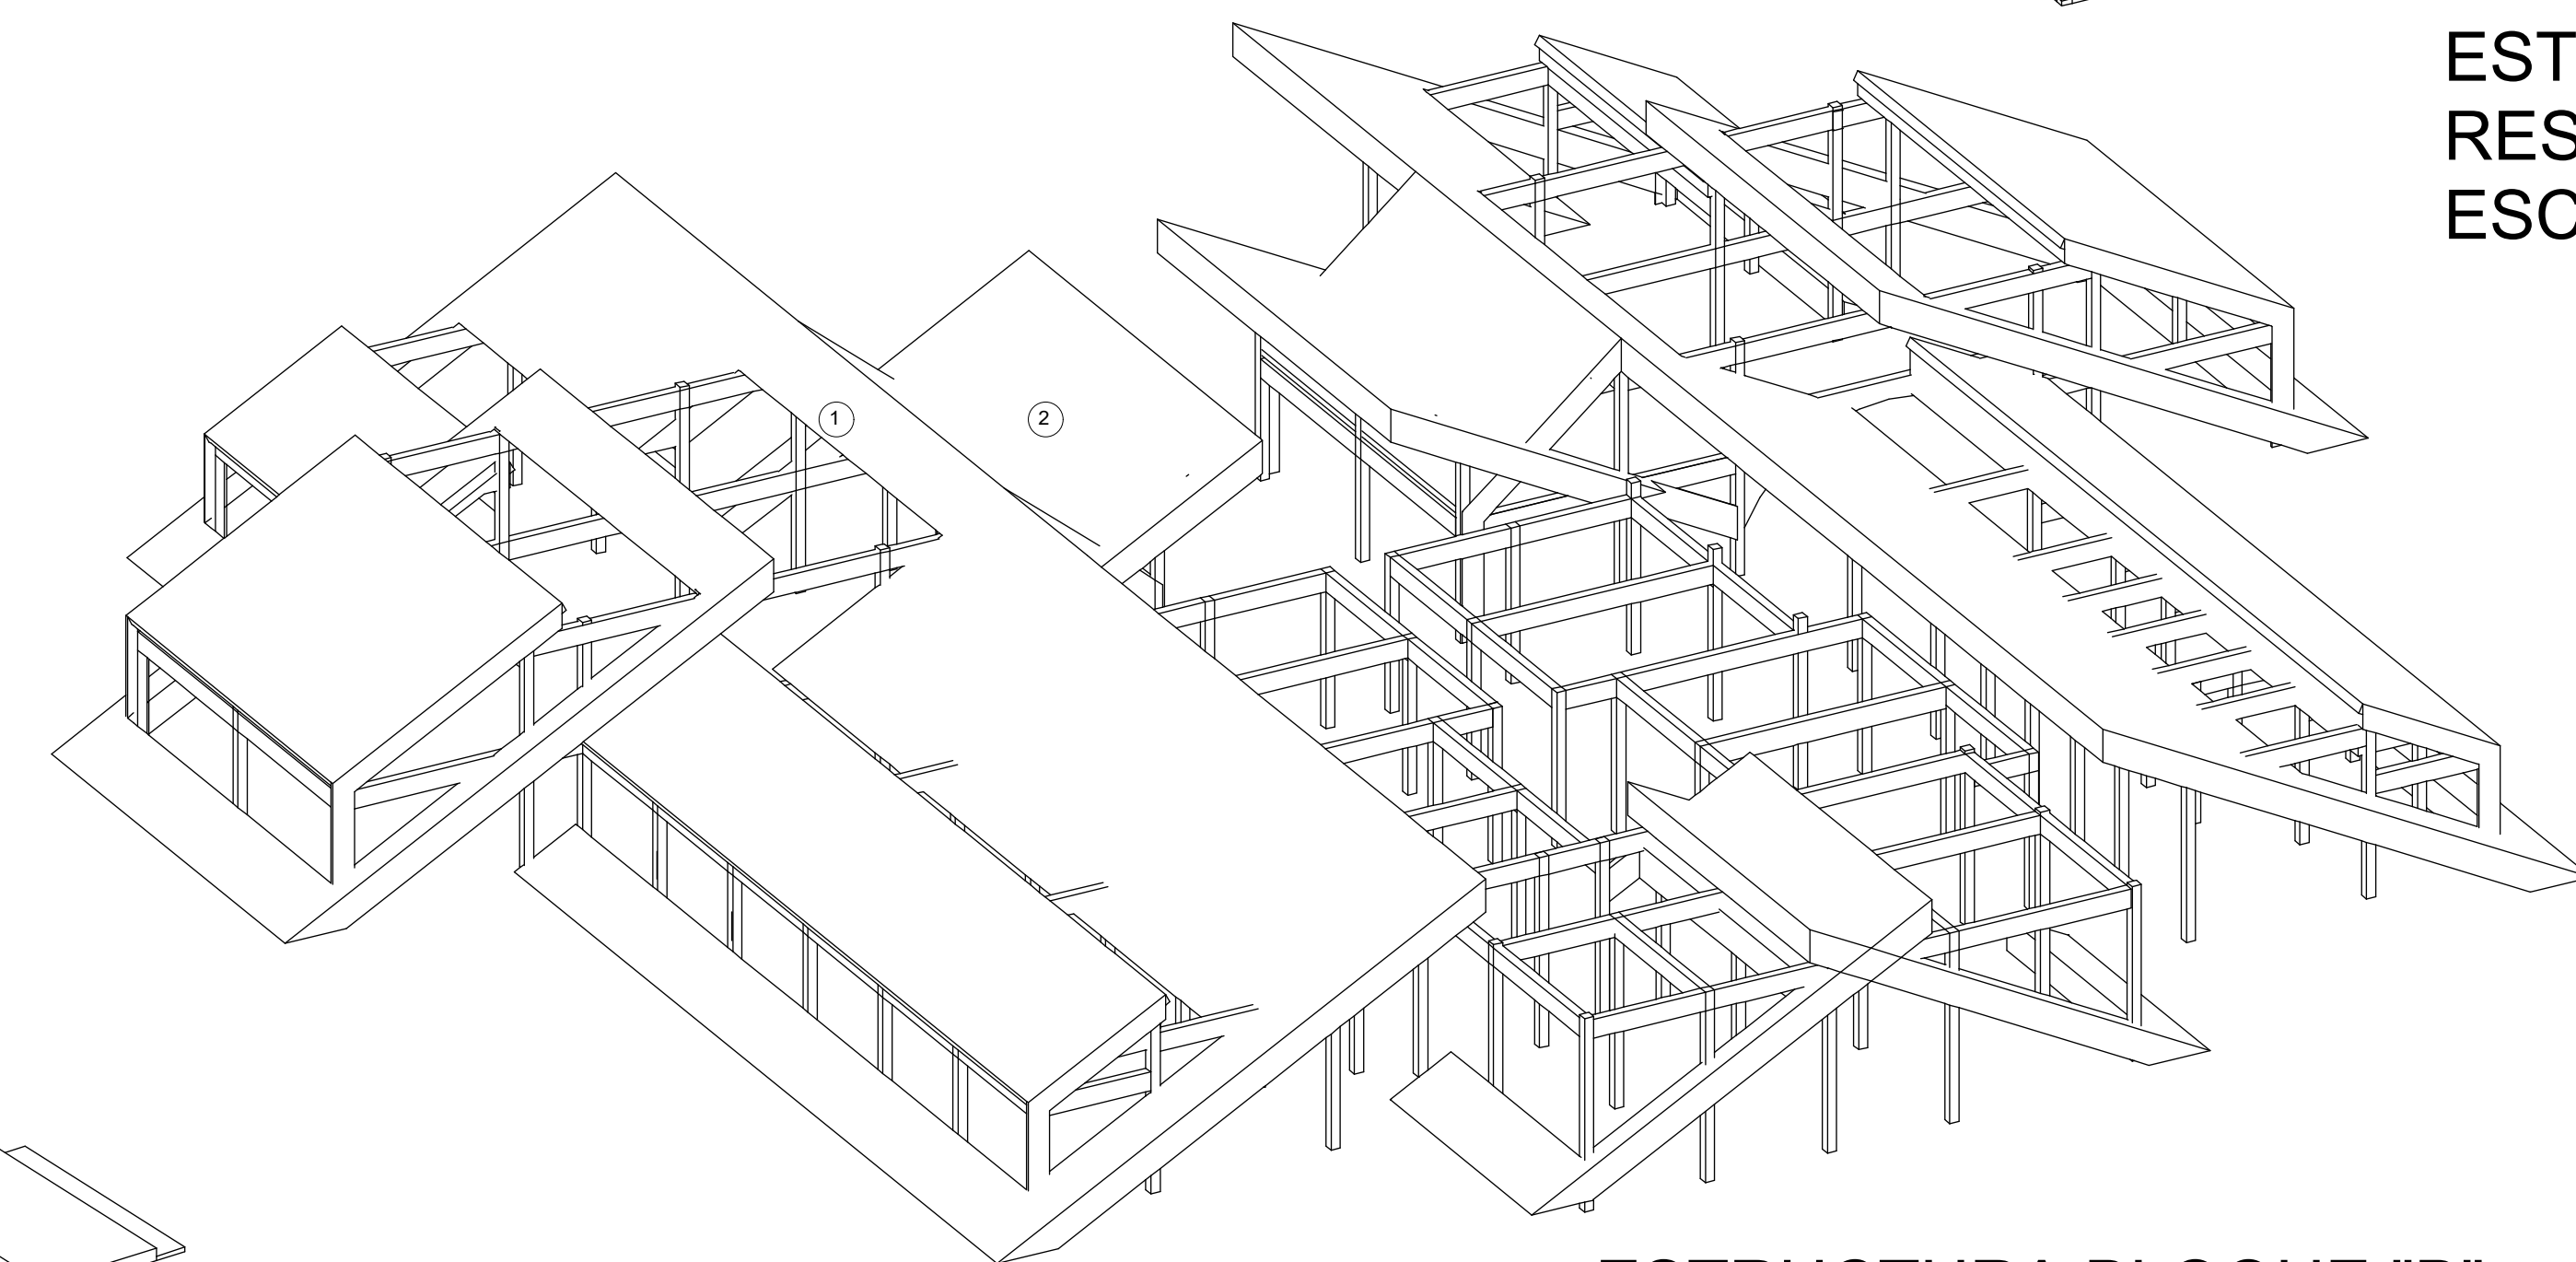

ESTRUCTURA BLOQUE "B"
EQUIPAMIENTO
ESC. 1:200

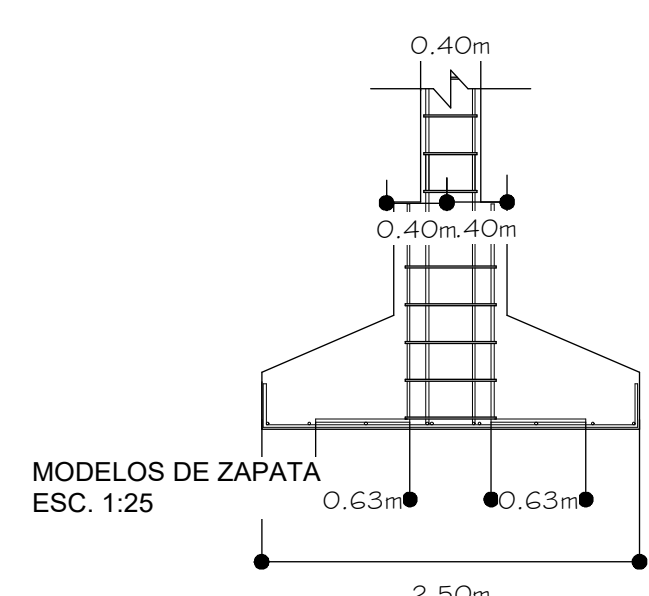


MODELOS DE ZAPATA
ESC. 1:25

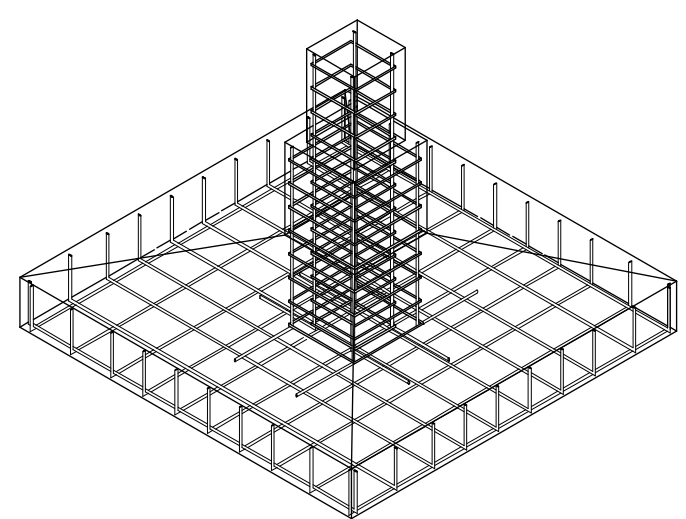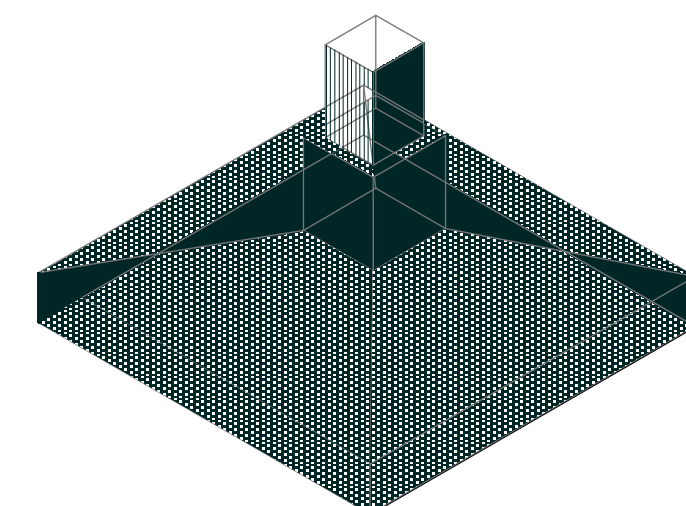



MODELO DE ZAPATA
3D


CUADRO DE REFERENCIAS.
ESC. 1:50

ZAPATA TIPO 1

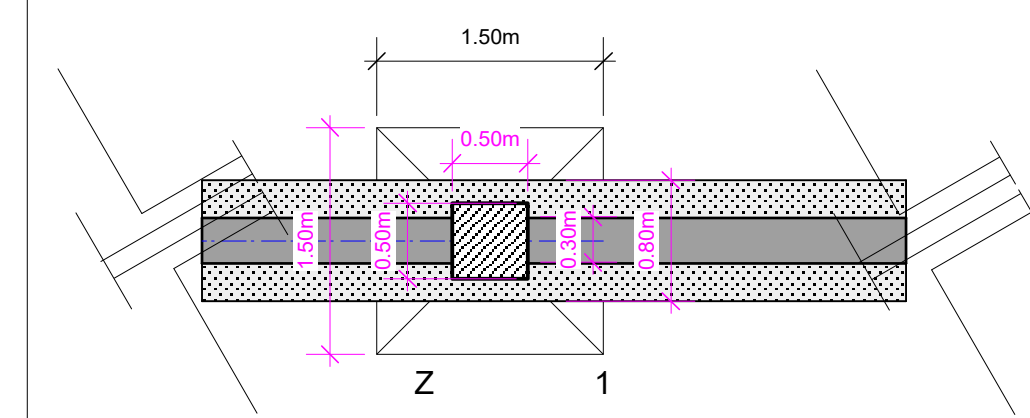

ZAPATA TIPO 2

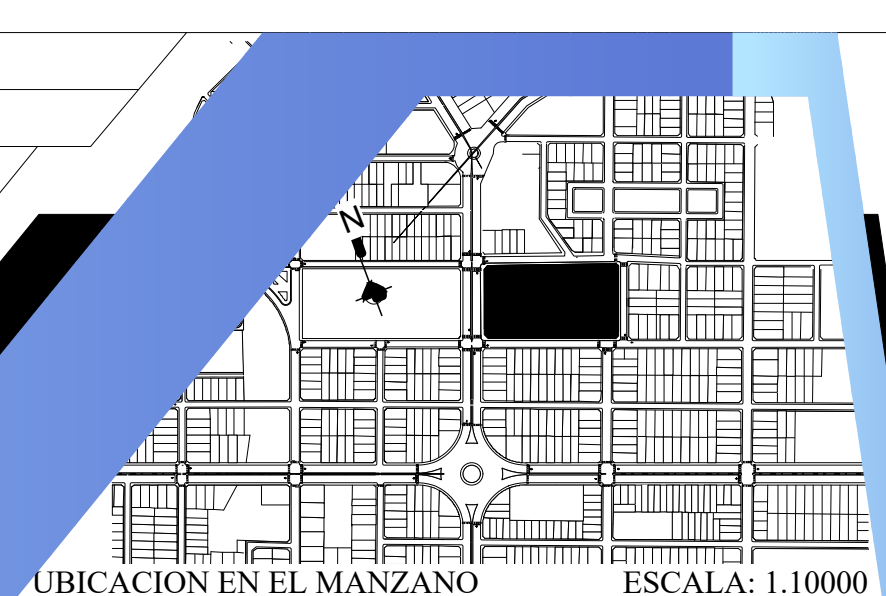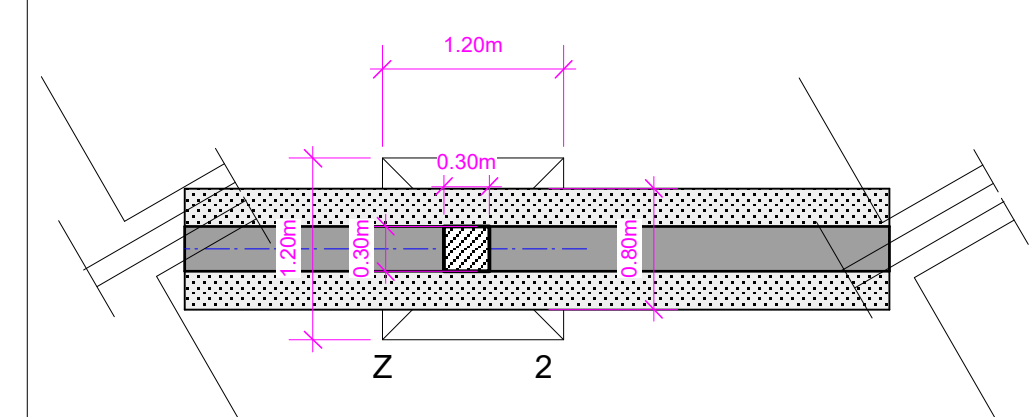

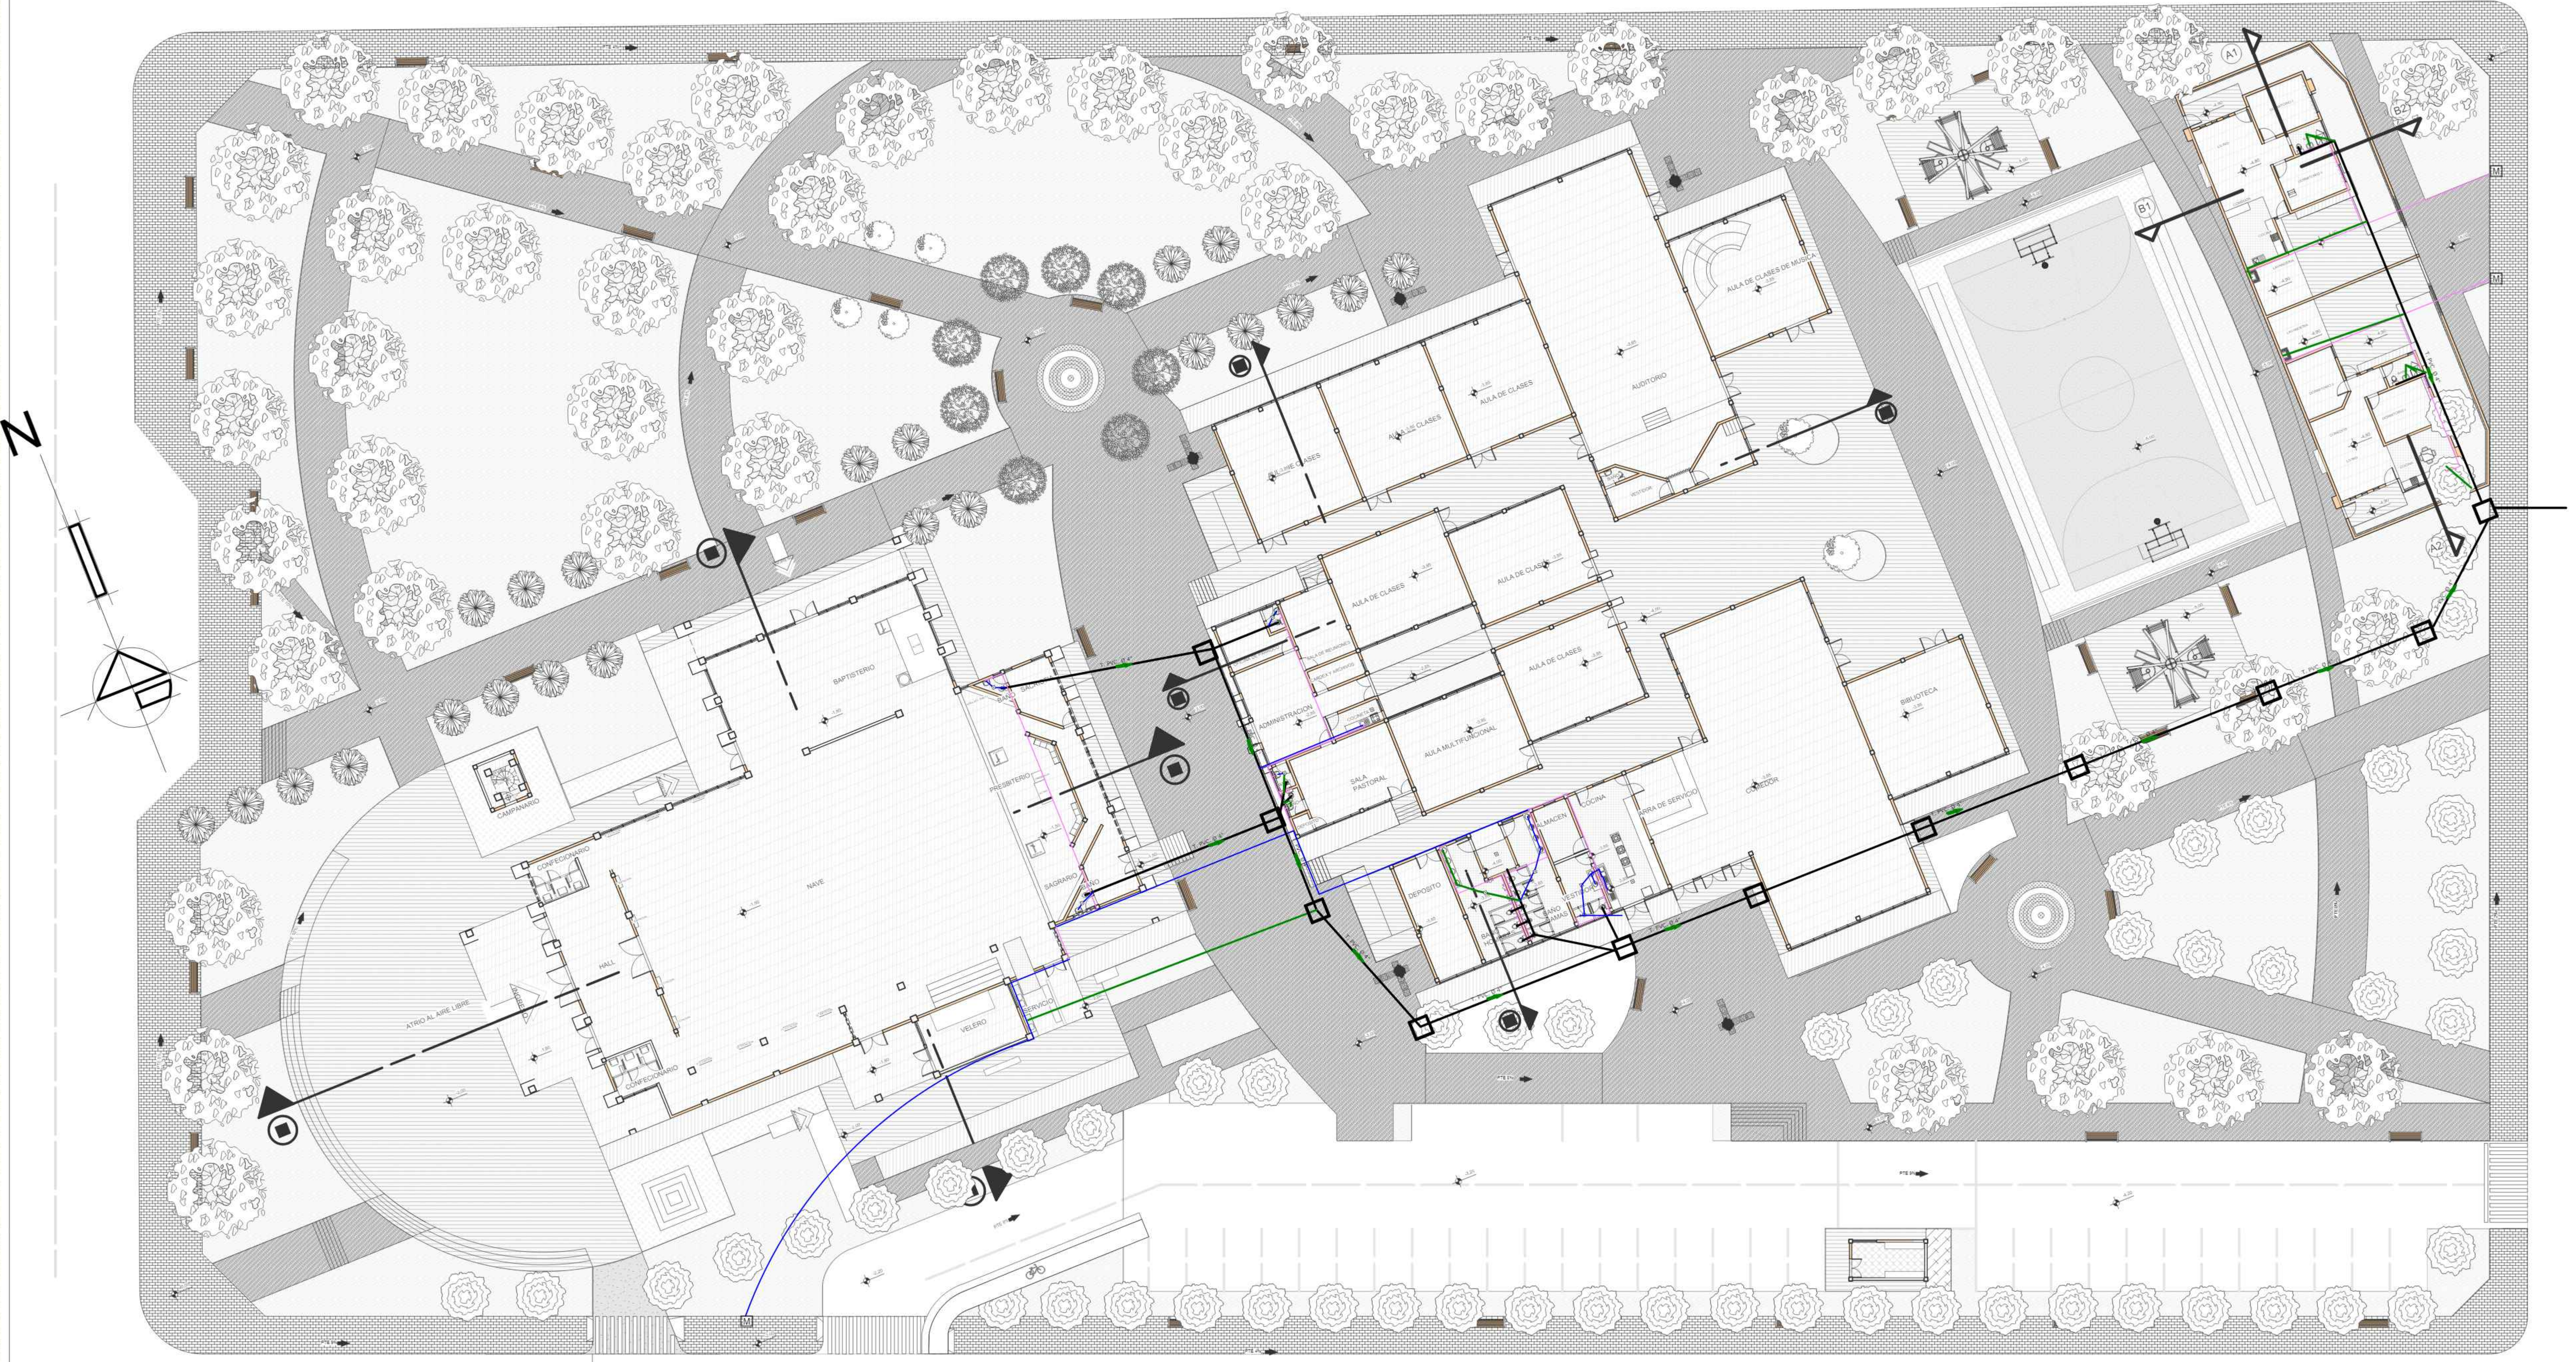

INSTALACIONES SANITARIA
ESC. 1:200

REFERENCIAS	
	CAMARA DE INSPECCION
	MEDIDOR DE AGUA
	REJILLA DE PISO
	T. PVC. Ø 4"
	T. PVC. Ø 2"
	T. PVC. Ø 3/4"
	T. PVC. Ø 1/2"



UNIVERSIDAD AUTONOMA JUAN MISAEL SARACHO
FACULTAD DE CIENCIAS Y TECNOLOGIA
MATERIA: PROYECTO DE GRADO

CARRERA DE ARQUITECTURA Y URBANISMO
MODULO: ARQUITECTONICO

DISEÑO ARQUITECTÓNICO DE LA PARROQUIA
CATÓLICA MONSEÑOR JORGE SALDÍAS DE LA CIUDAD
DE TARIJA

DOCENTE GUIA: ARQ. BERTHA BENITEZ R. UNIV.: CRUZ VELASQUEZ ALVARO M.
ESCALA: INDICADA

Nº DE LAMINA
23/34



UBICACION EN EL MANZANO
ESCALA: 1:10000




INSTALACIONES ELECTRICAS
ESC. 1:200

REFERENCIAS	
	MEDIDOR
	ILUMINACIÓN LED 18 W
	ILUMINACIÓN LED 20 W
	ILUMINACIÓN DIRIGIBLE 100 VAC (reflectores led)
	INTERRUPTOR SIMPLE
	INTERRUPTOR DOBLE
	INTERRUPTOR TRIPLE
	TOMA CORRIENTE
	CABLEADO DE ILUMINACIÓN Nº 14
	CABLEADO ILUMINACIÓN INTERRUPTORES Nº 12
	TABLERO DE DISTRIBUCIÓN
	MATRIZ DE DISTRIBUCIÓN



UNIVERSIDAD AUTÓNOMA JUAN MISAE SARACHO
FACULTAD DE CIENCIAS Y TECNOLOGÍA CARRERA DE ARQUITECTURA Y URBANISMO
MATERIA: PROYECTO DE GRADO MODULO: ARQUITECTONICO
DISEÑO ARQUITECTÓNICO DE LA PARROQUIA
CATÓLICA MONSEÑOR JORGE SALDÍAS DE LA CIUDAD
DE TARIJA
DOCENTE GUIA: ARQ. BERTHA BENITEZ R. UNIV.: CRUZ VELASQUEZ ALVARO M.
ESCALA: INDICADA

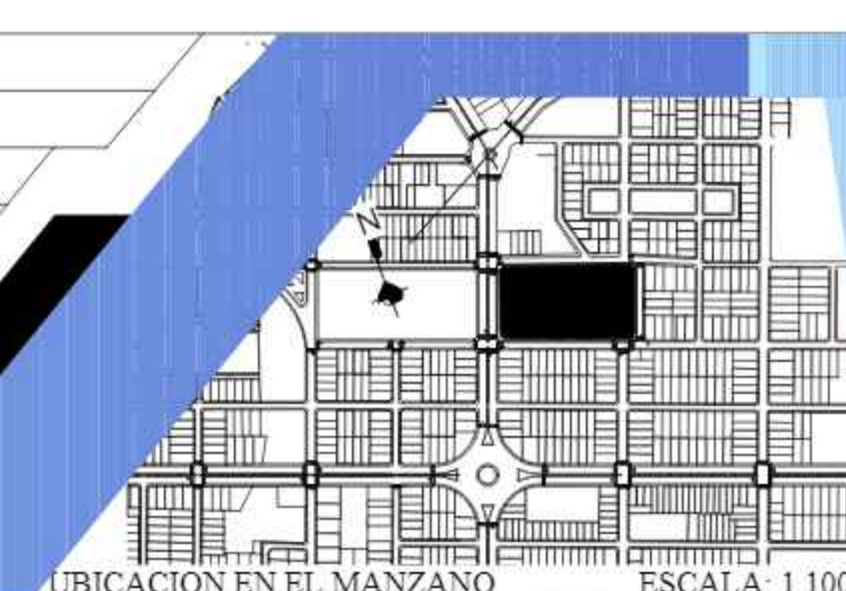

UBICACION EN EL MANZANO ESCALA: 1:10000

Nº DE LAMINA

24/34