

Figura A.1.1: Diagrama de cableado horizontal y vertical
Fuente: Elaboración propia

Simulación lógica y físico del diseño de la red

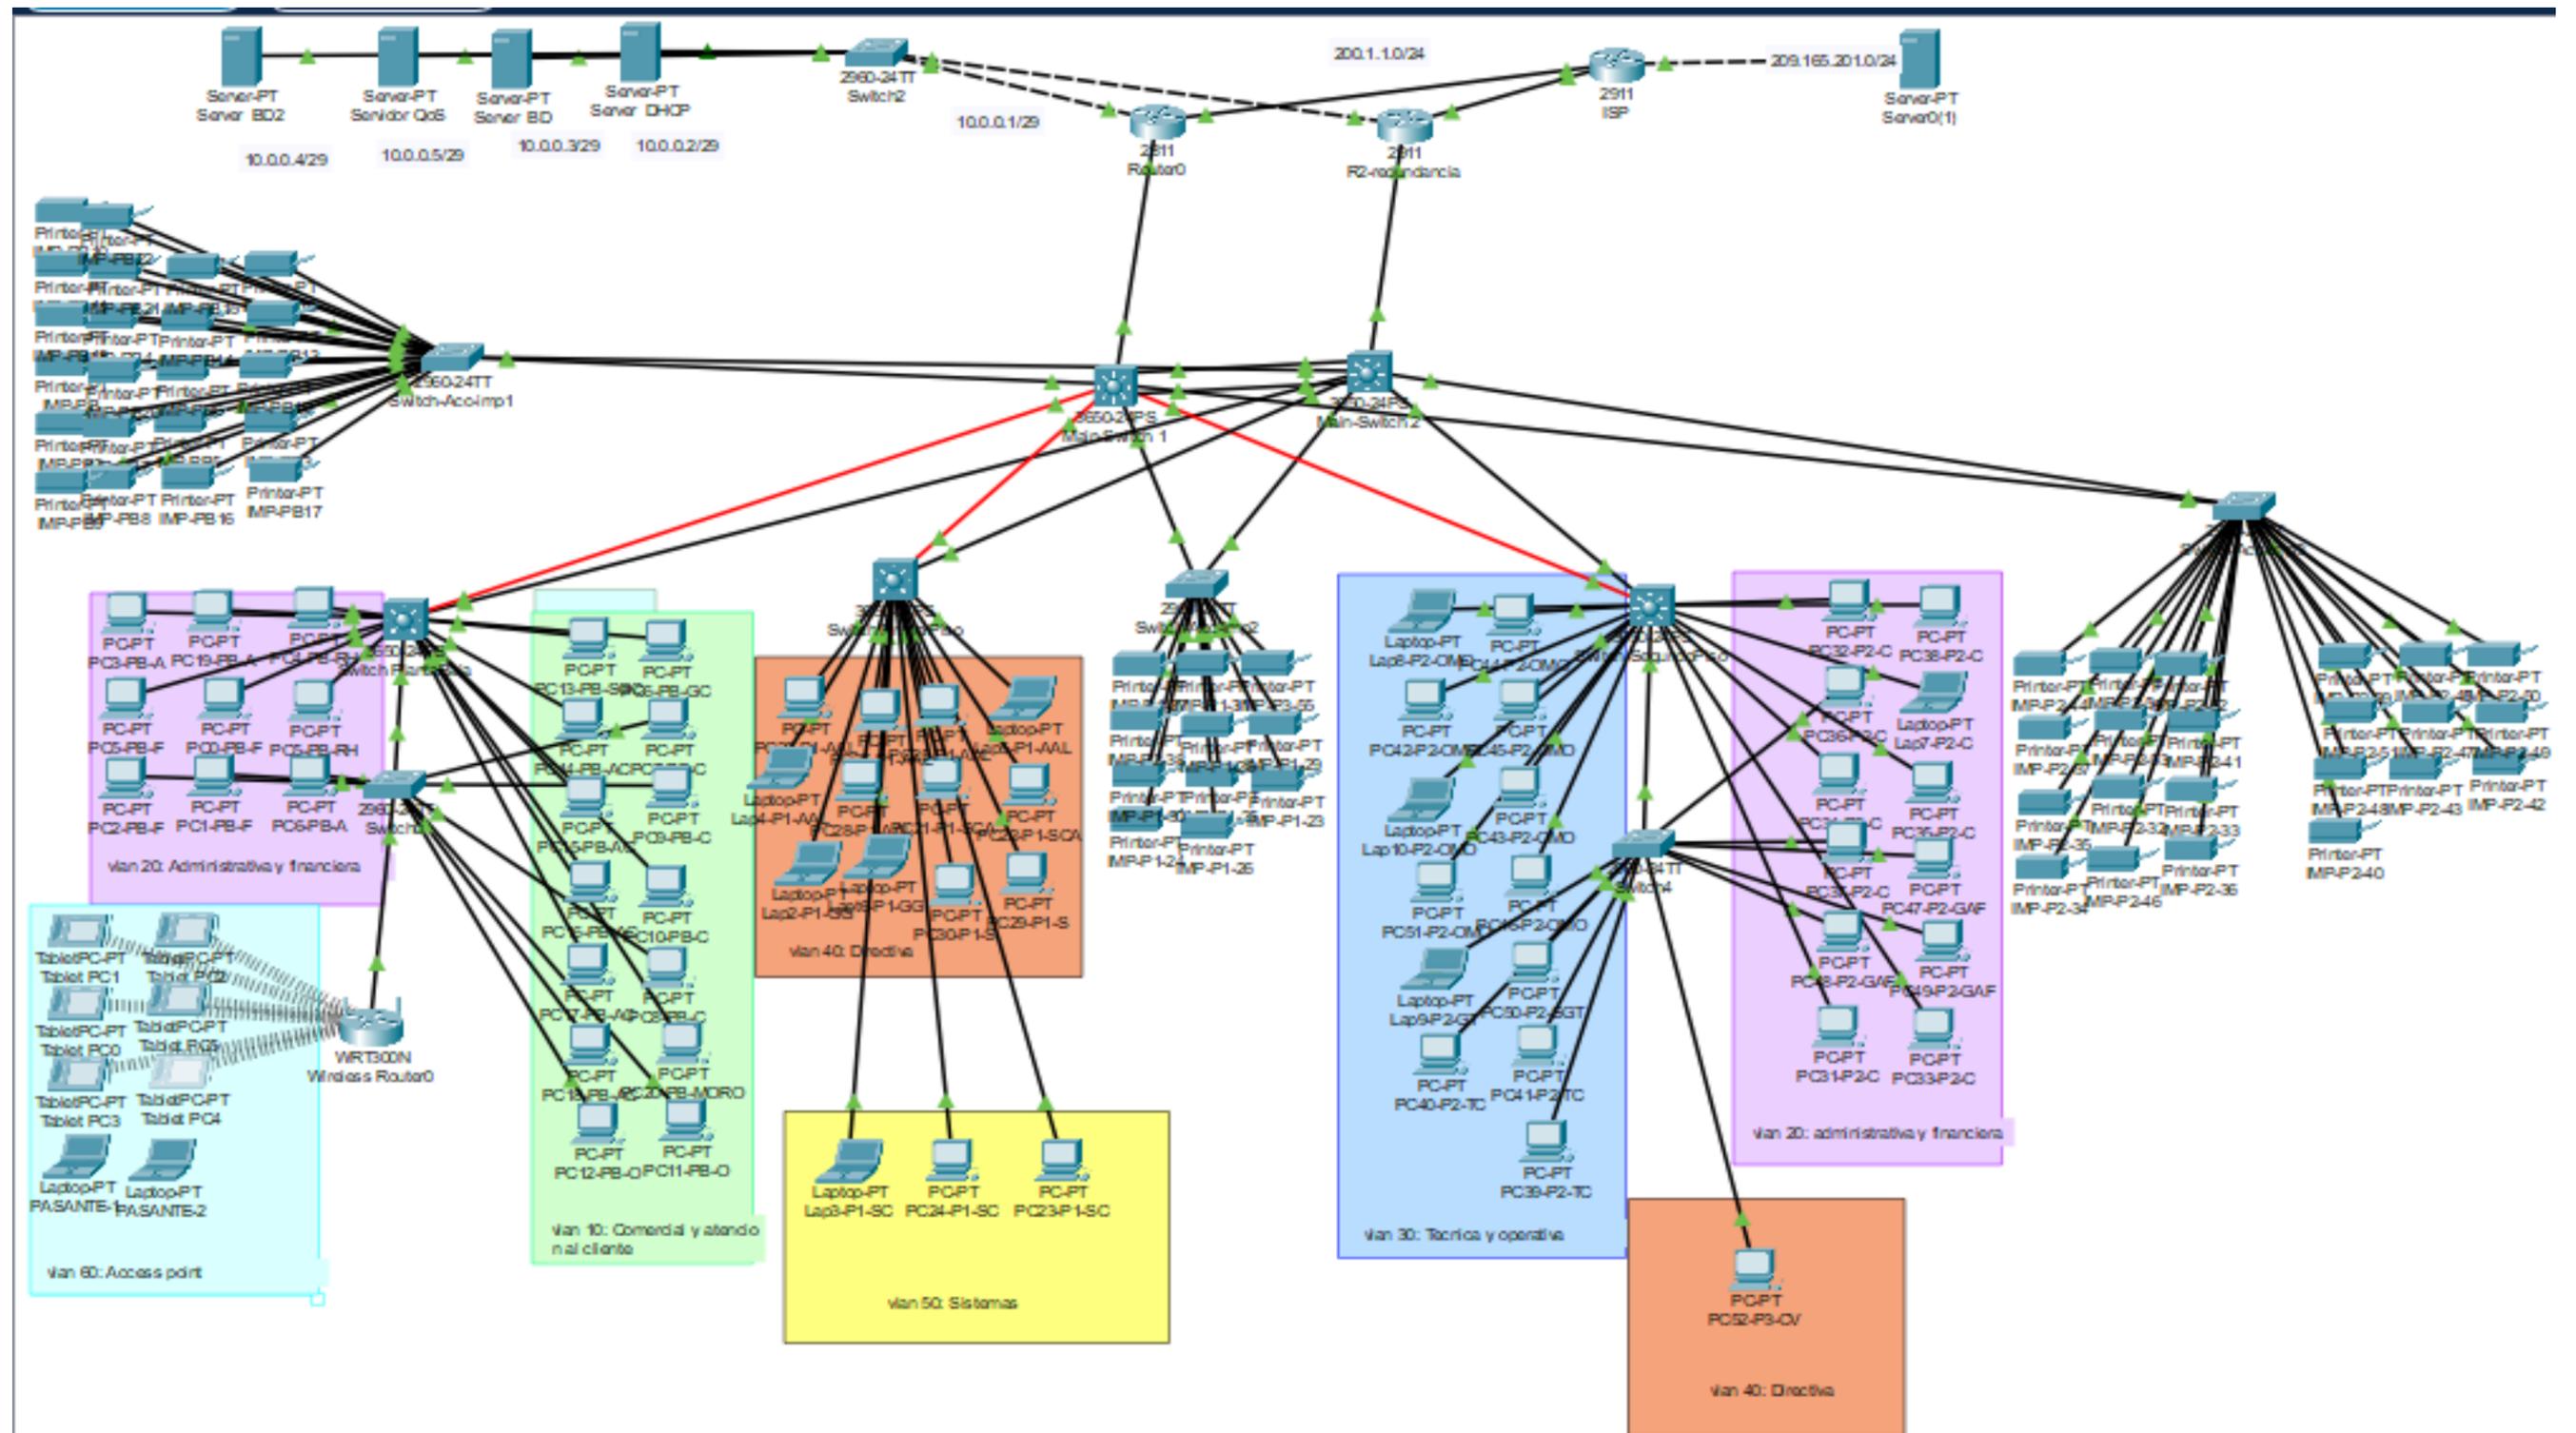


Figura A.1.2: Simulación lógica en Packet Tracer
Fuente: Elaboración propia

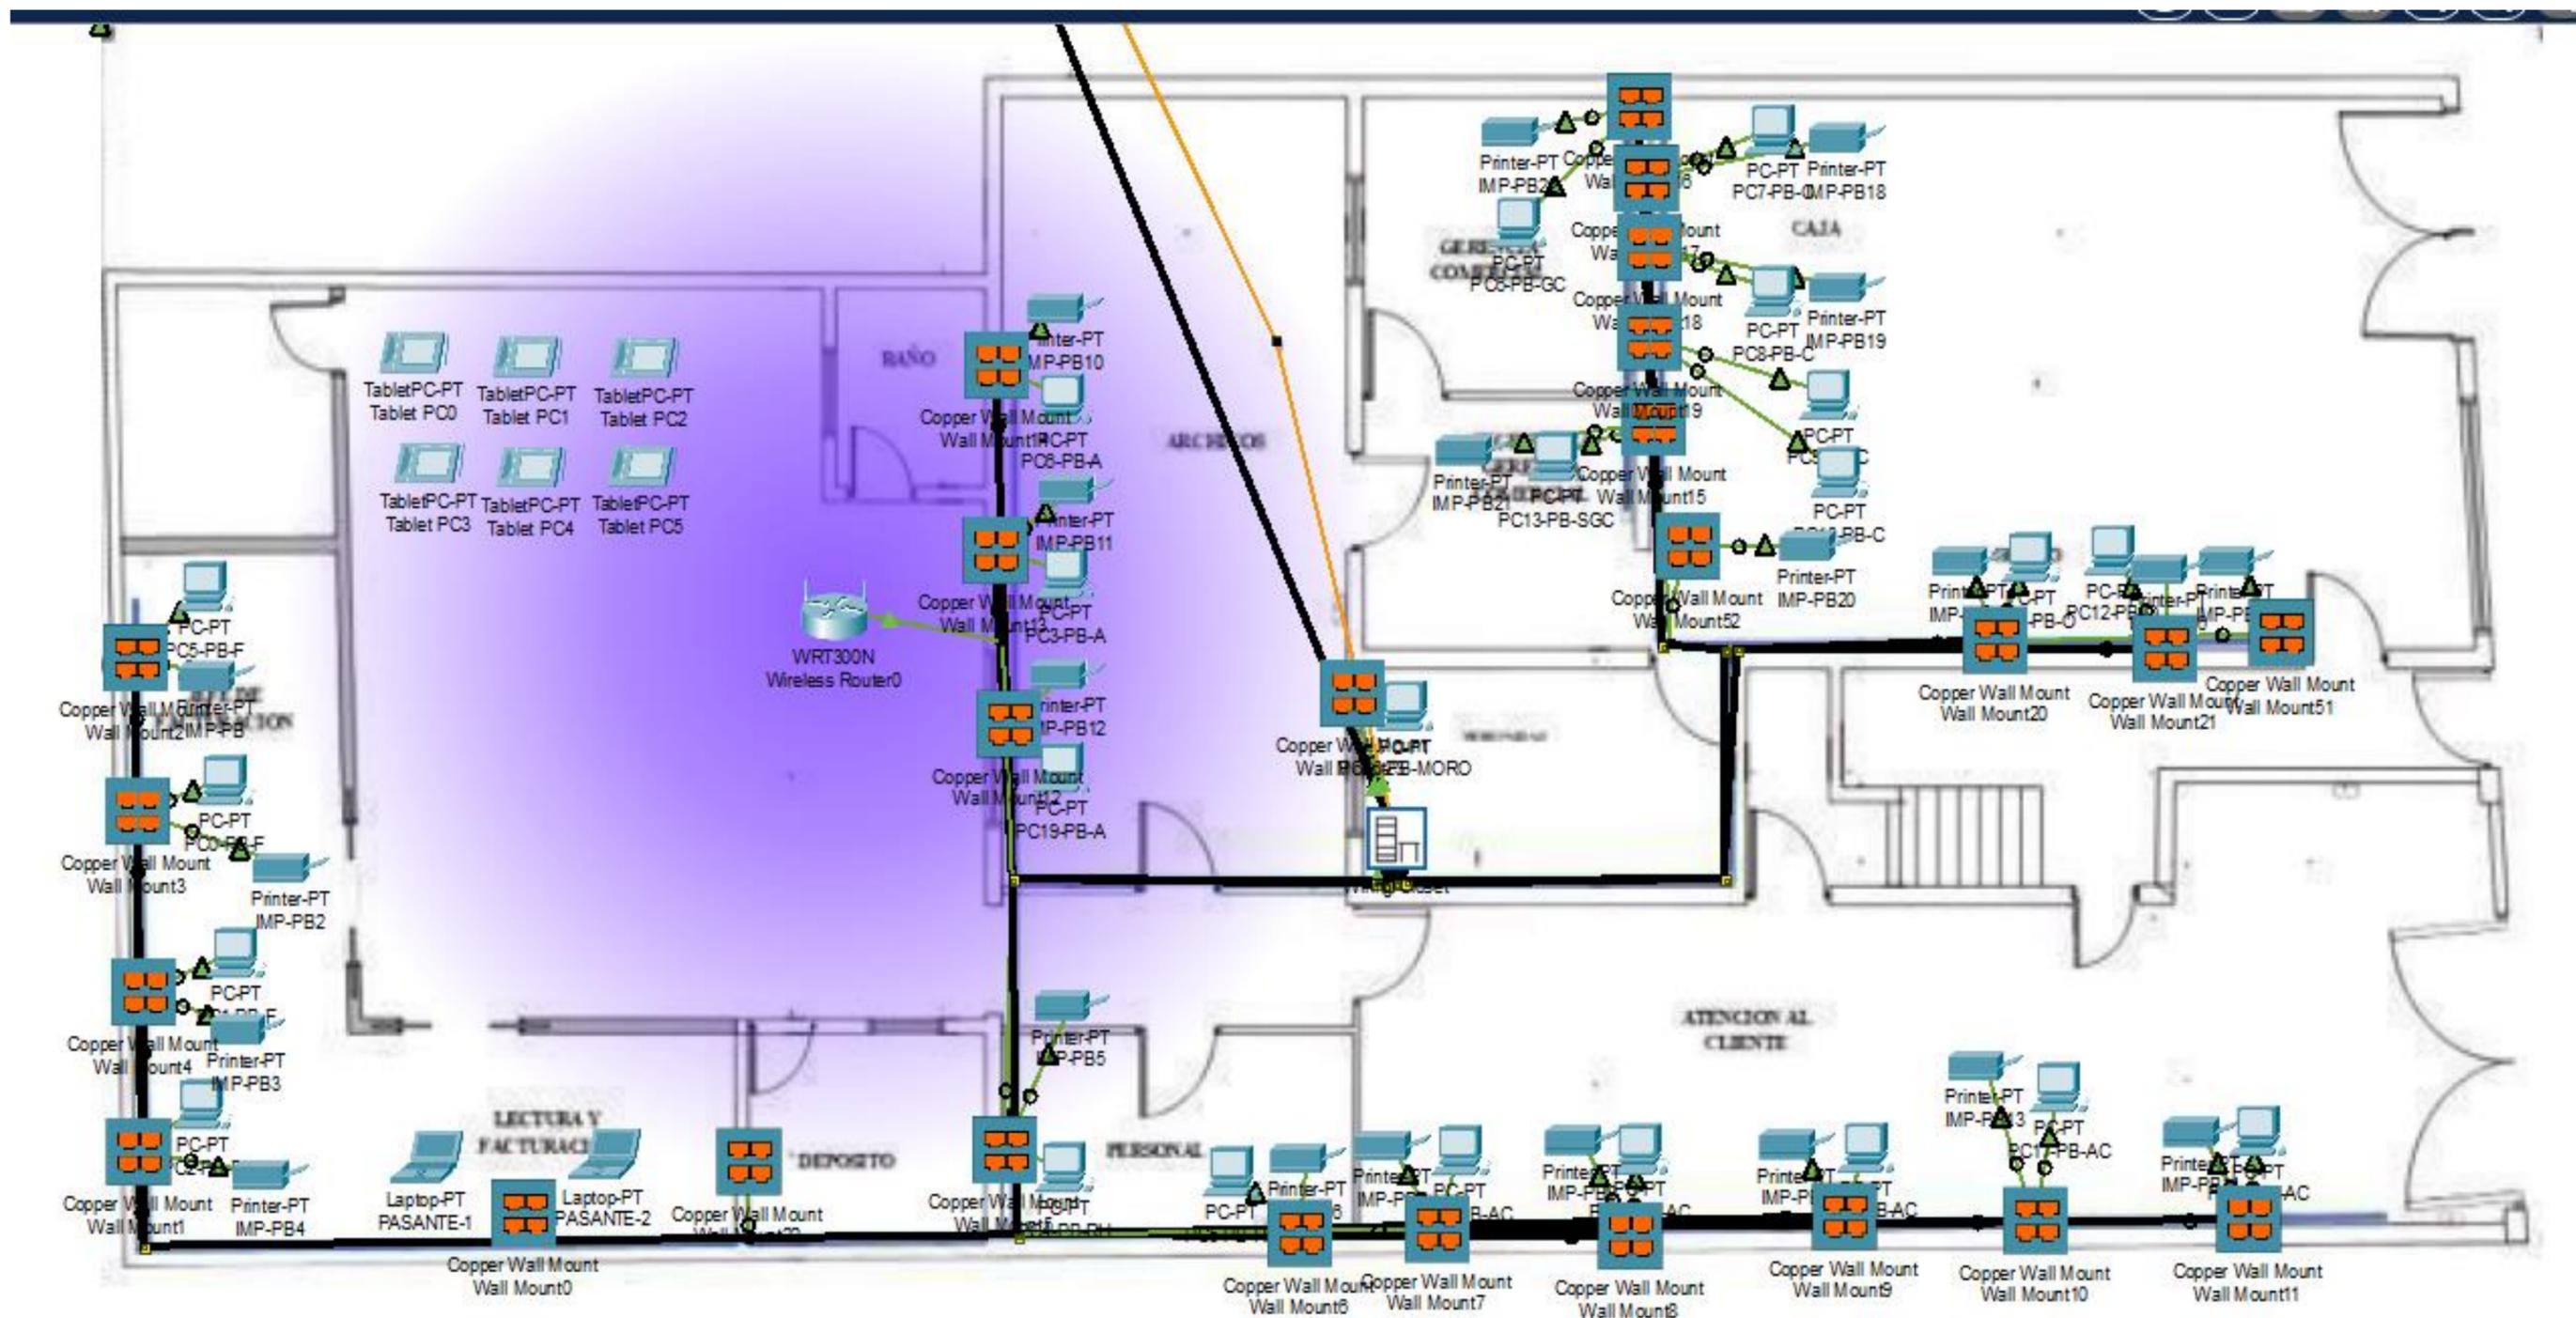


Figura A.1.3: Simulación física de la planta baja
Fuente: Elaboración propia

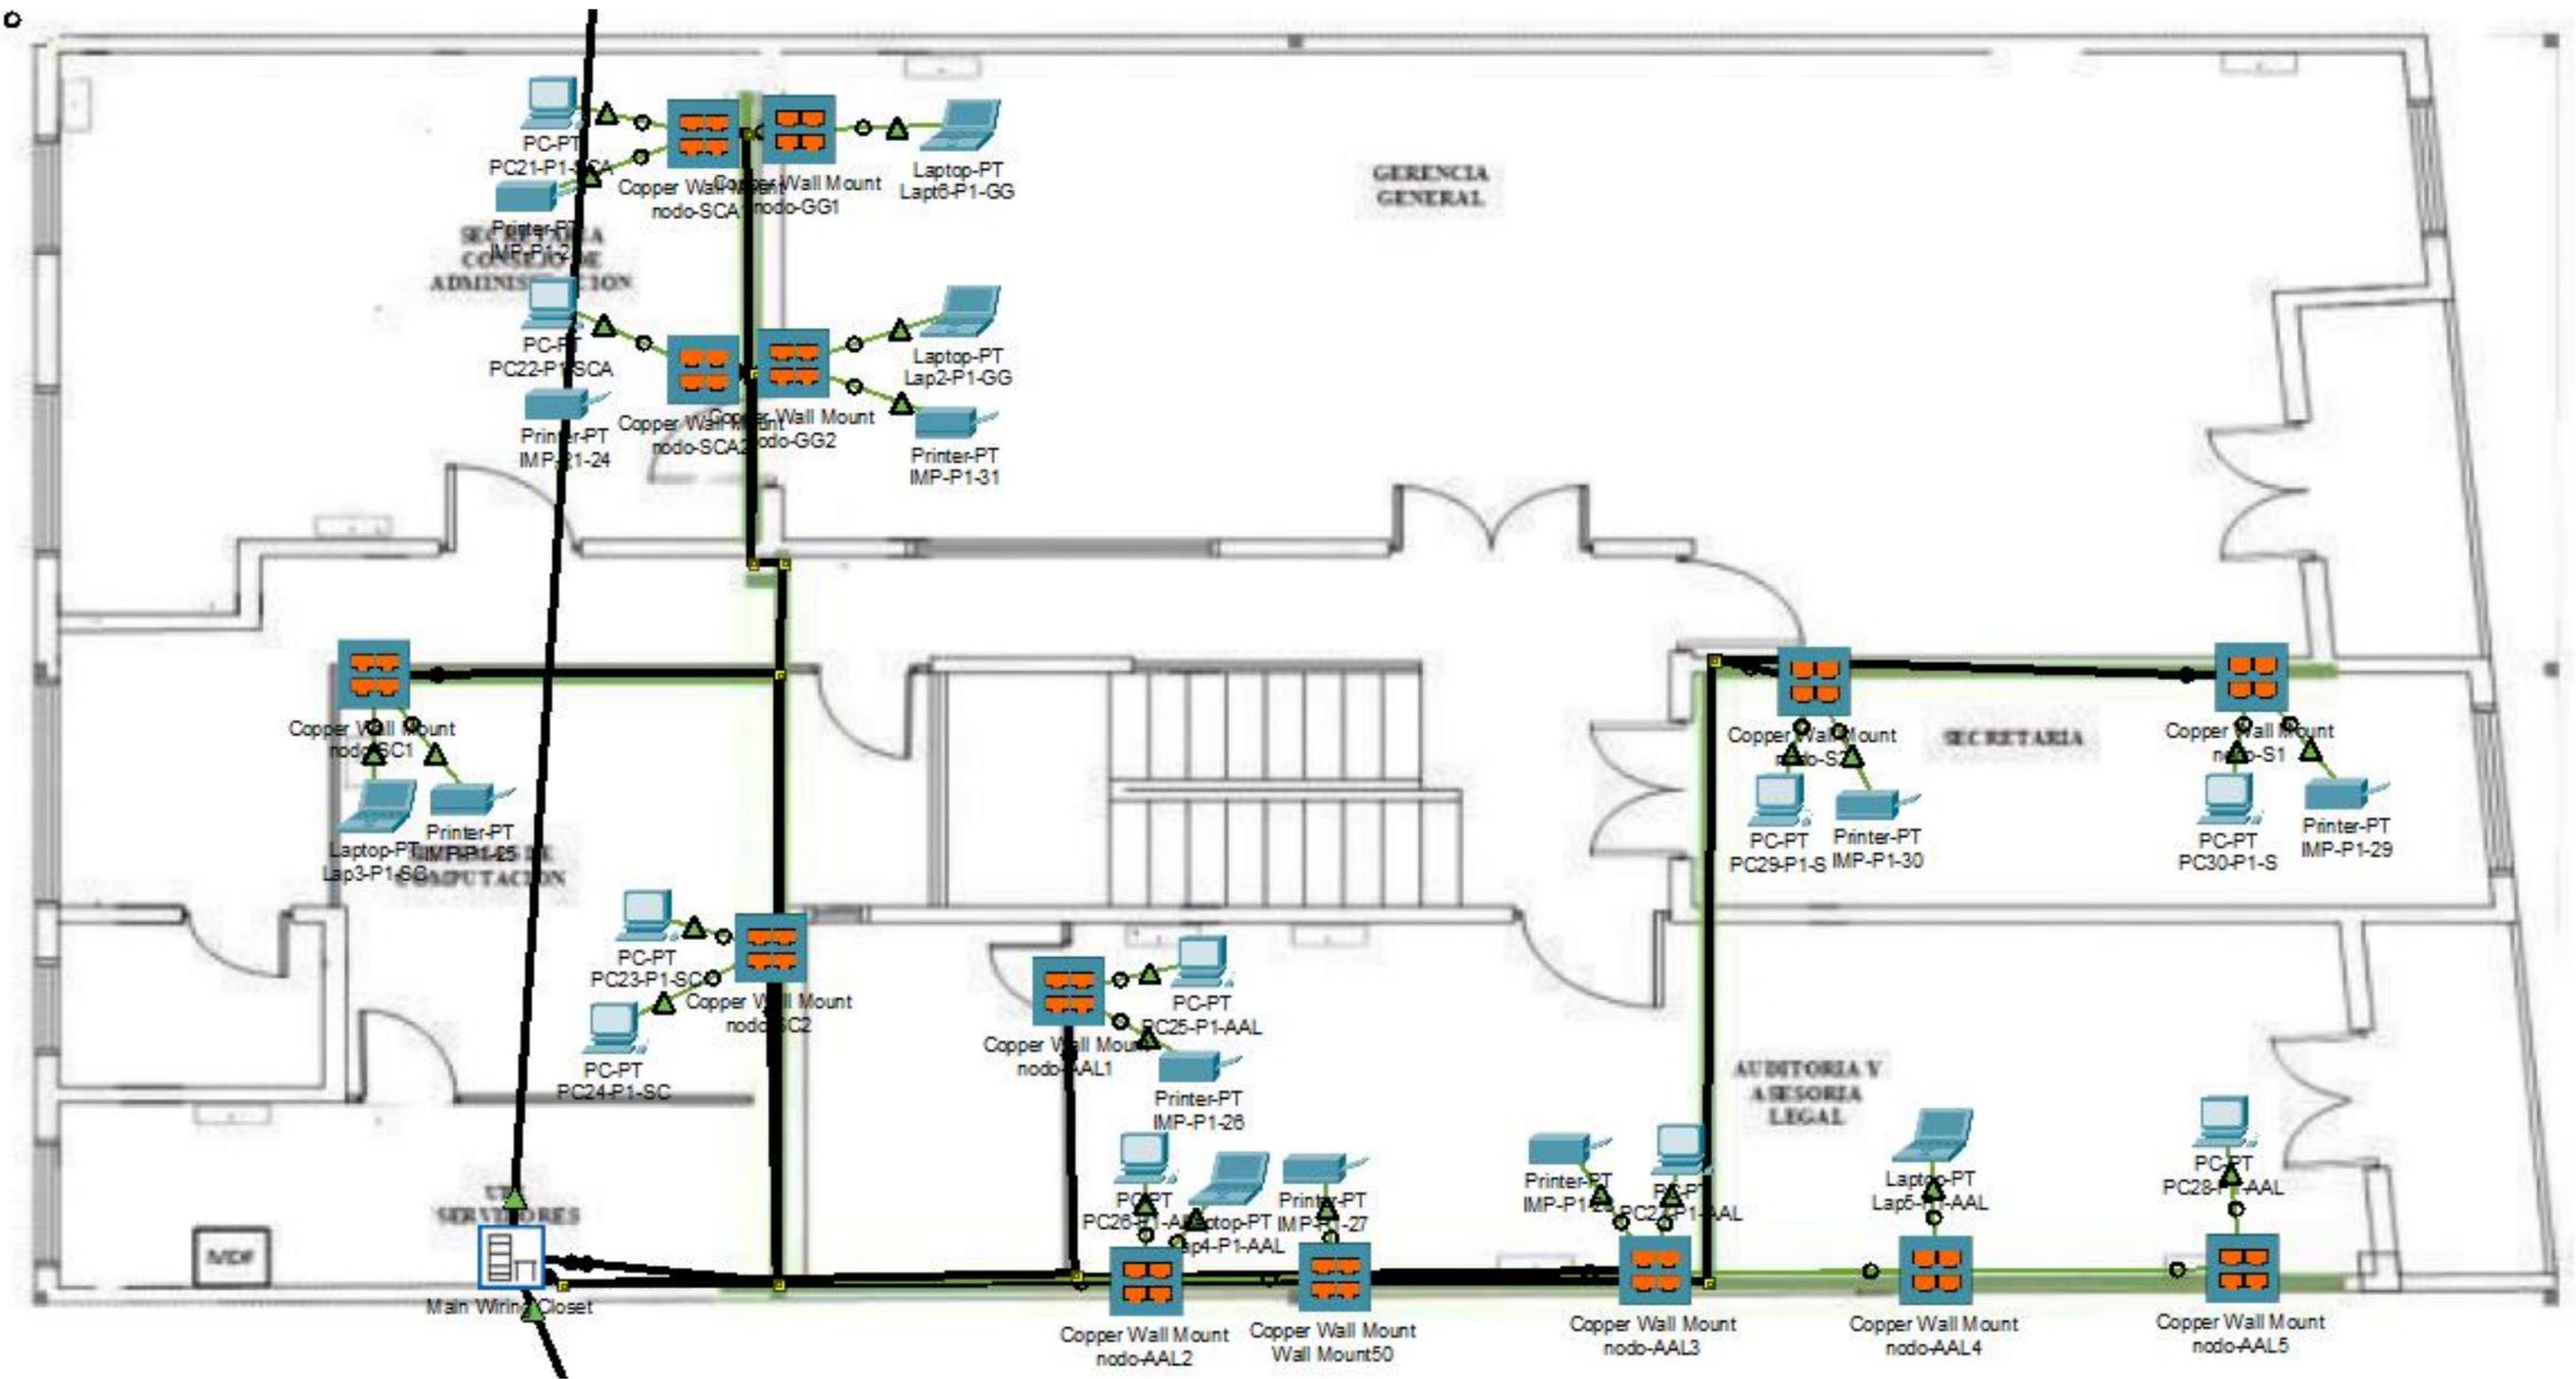


Figura A.1.4: Simulación física del primer piso
Fuente: Elaboración propia

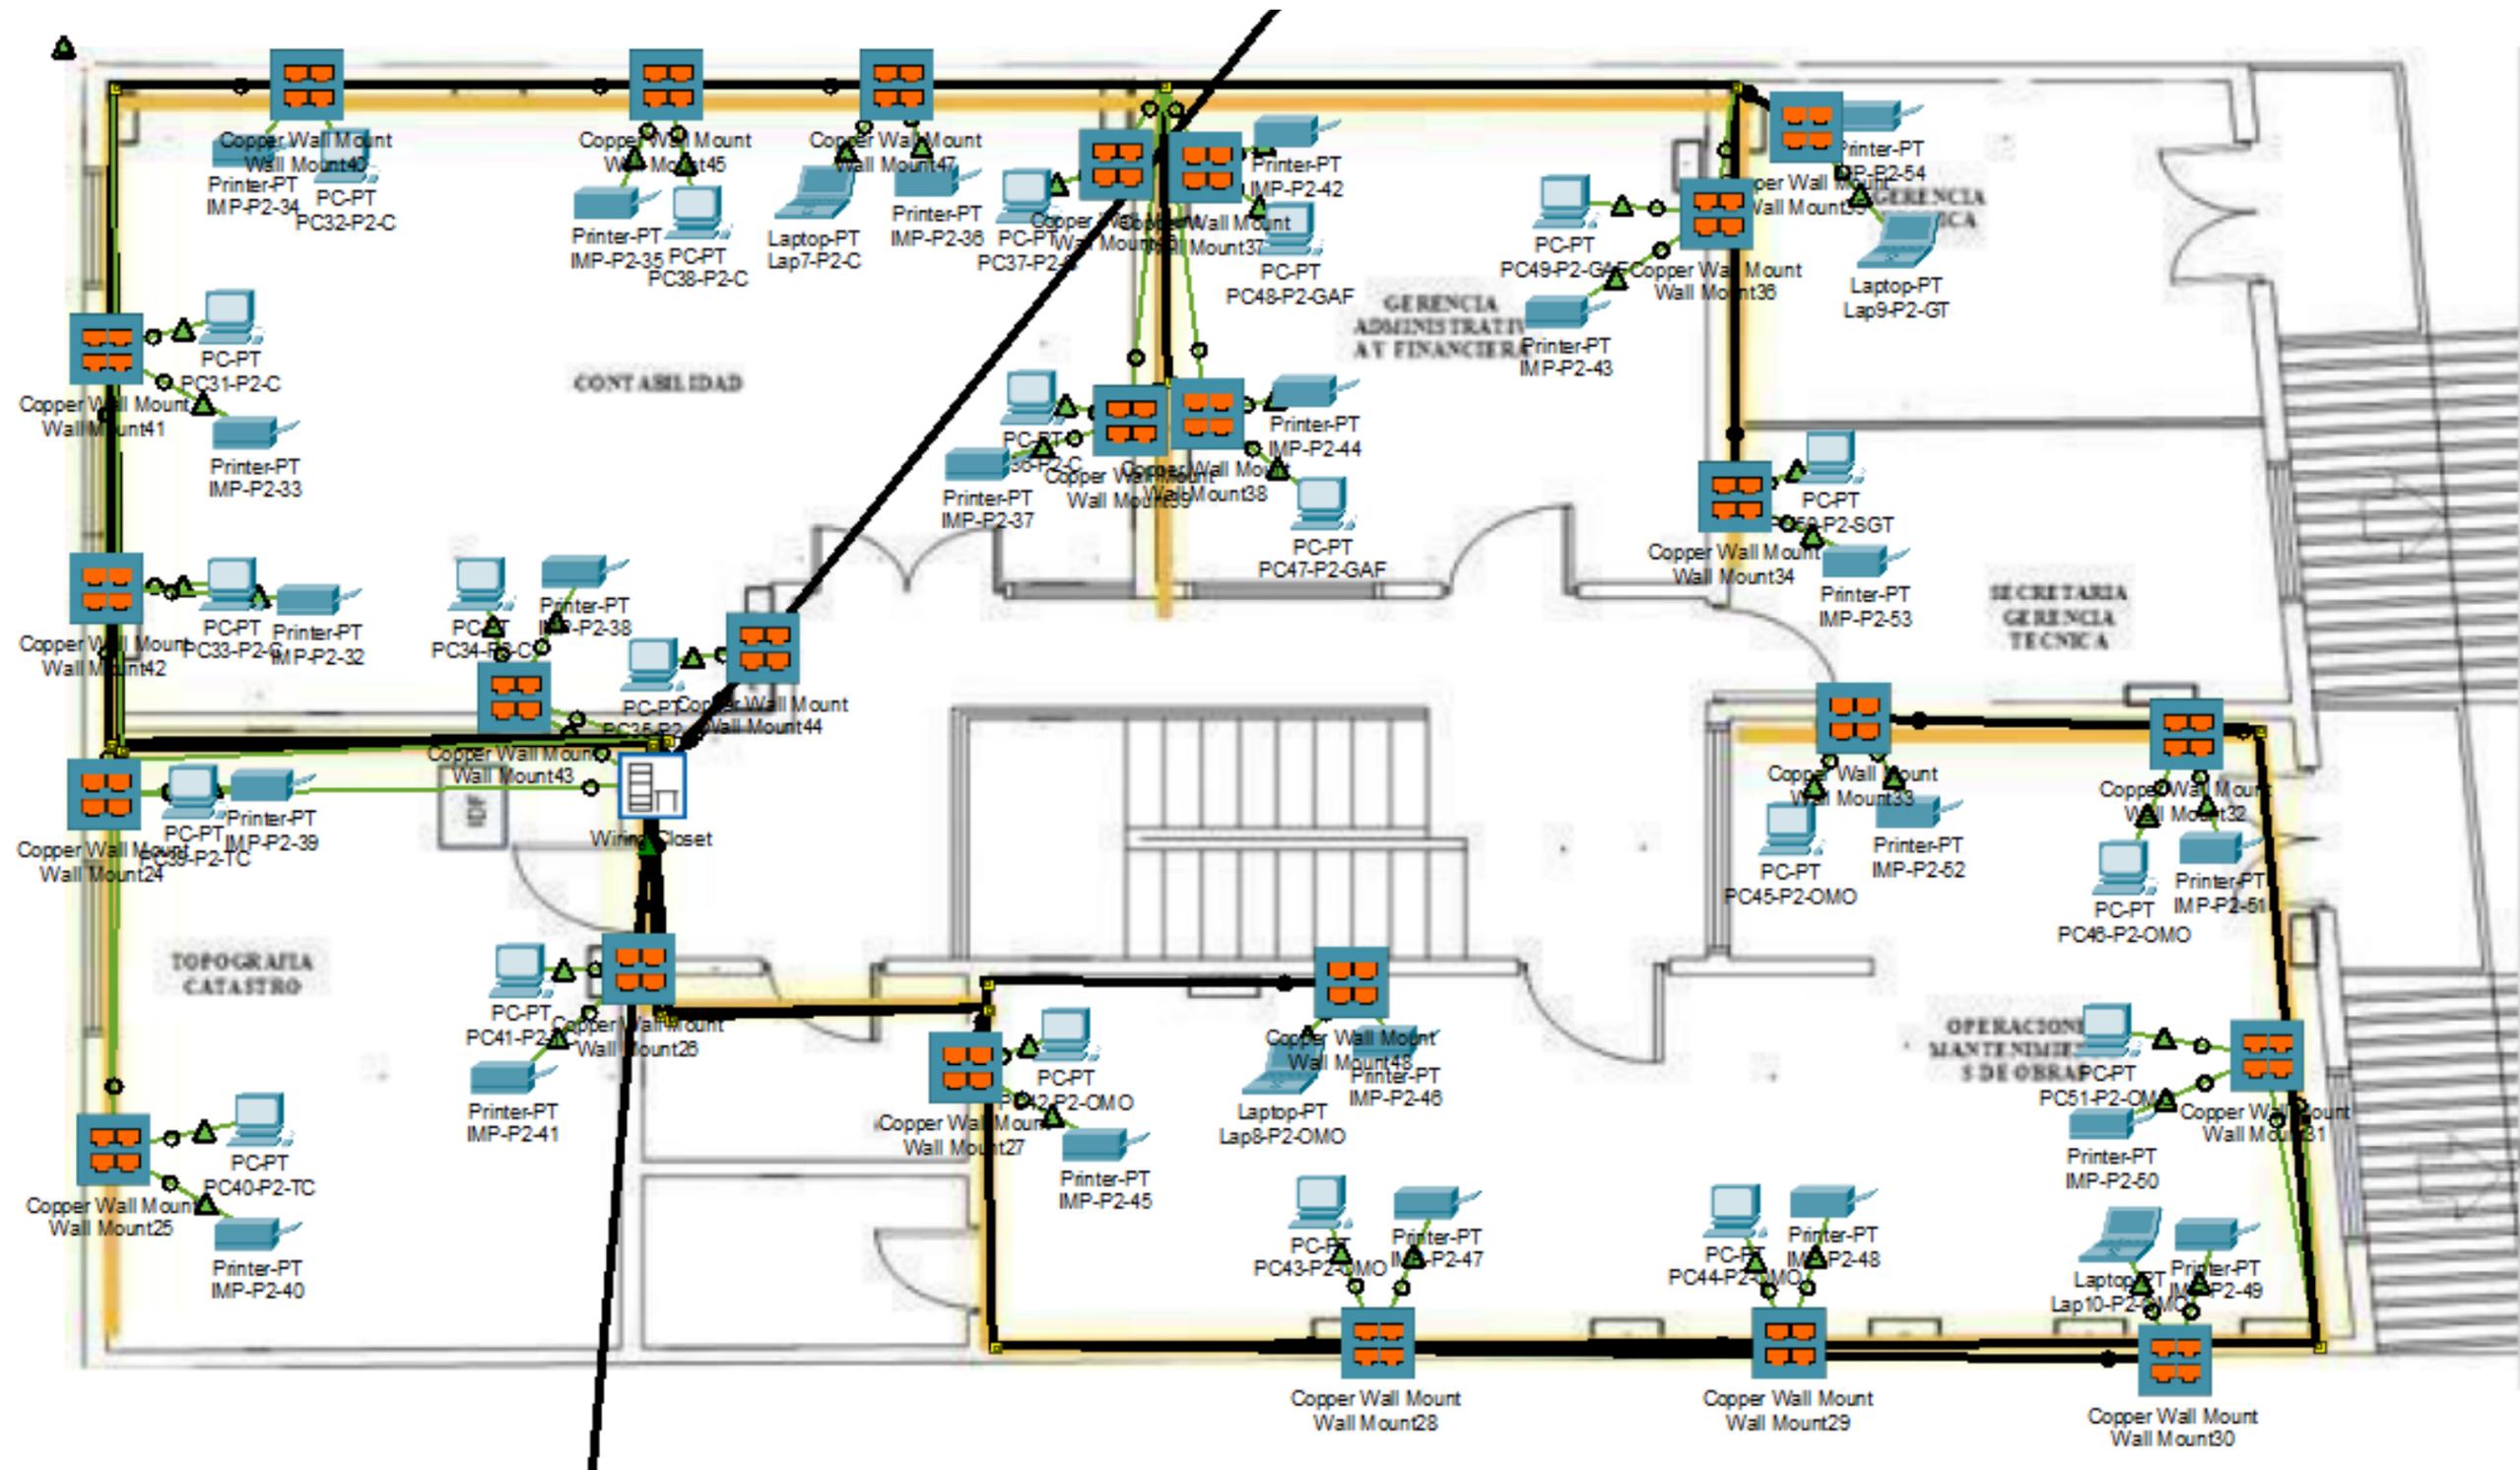


Figura A.1.5: Simulación física del segundo piso
Fuente: Elaboración propia

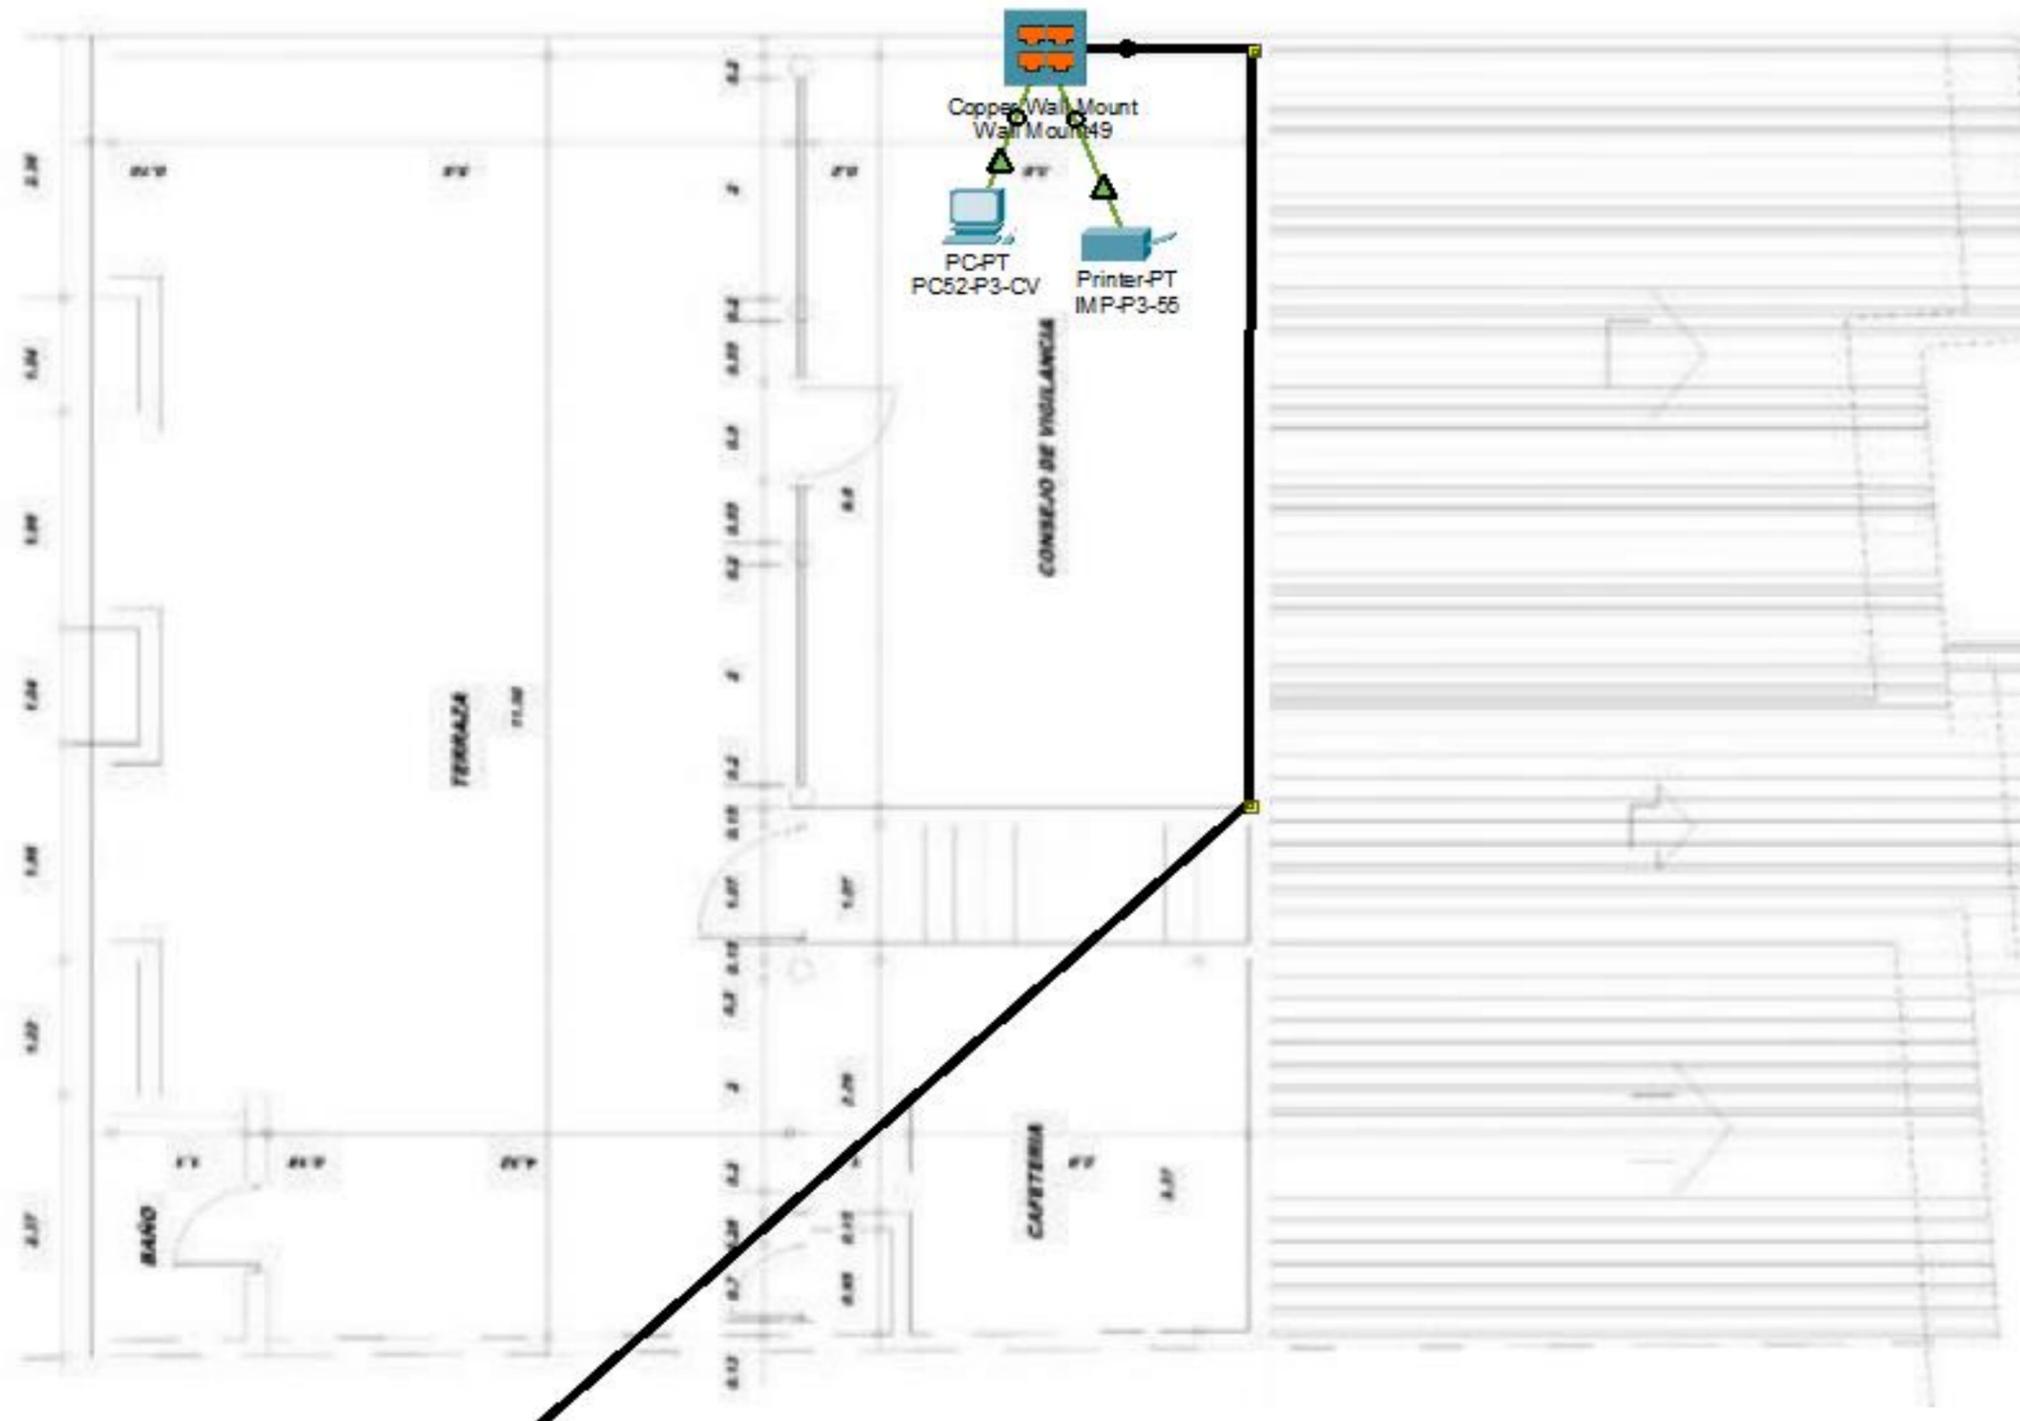


Figura A.1.6: Simulación física del tercer piso
Fuente: Elaboración propia

Anexo B: Planos a escala

A.1 Plano de la planta baja

Estos planos se encuentran en escala 1:100



Figura A.1.1: Plano a escala de la planta baja
Fuente: COSAALT

A.2 Plano del primer piso

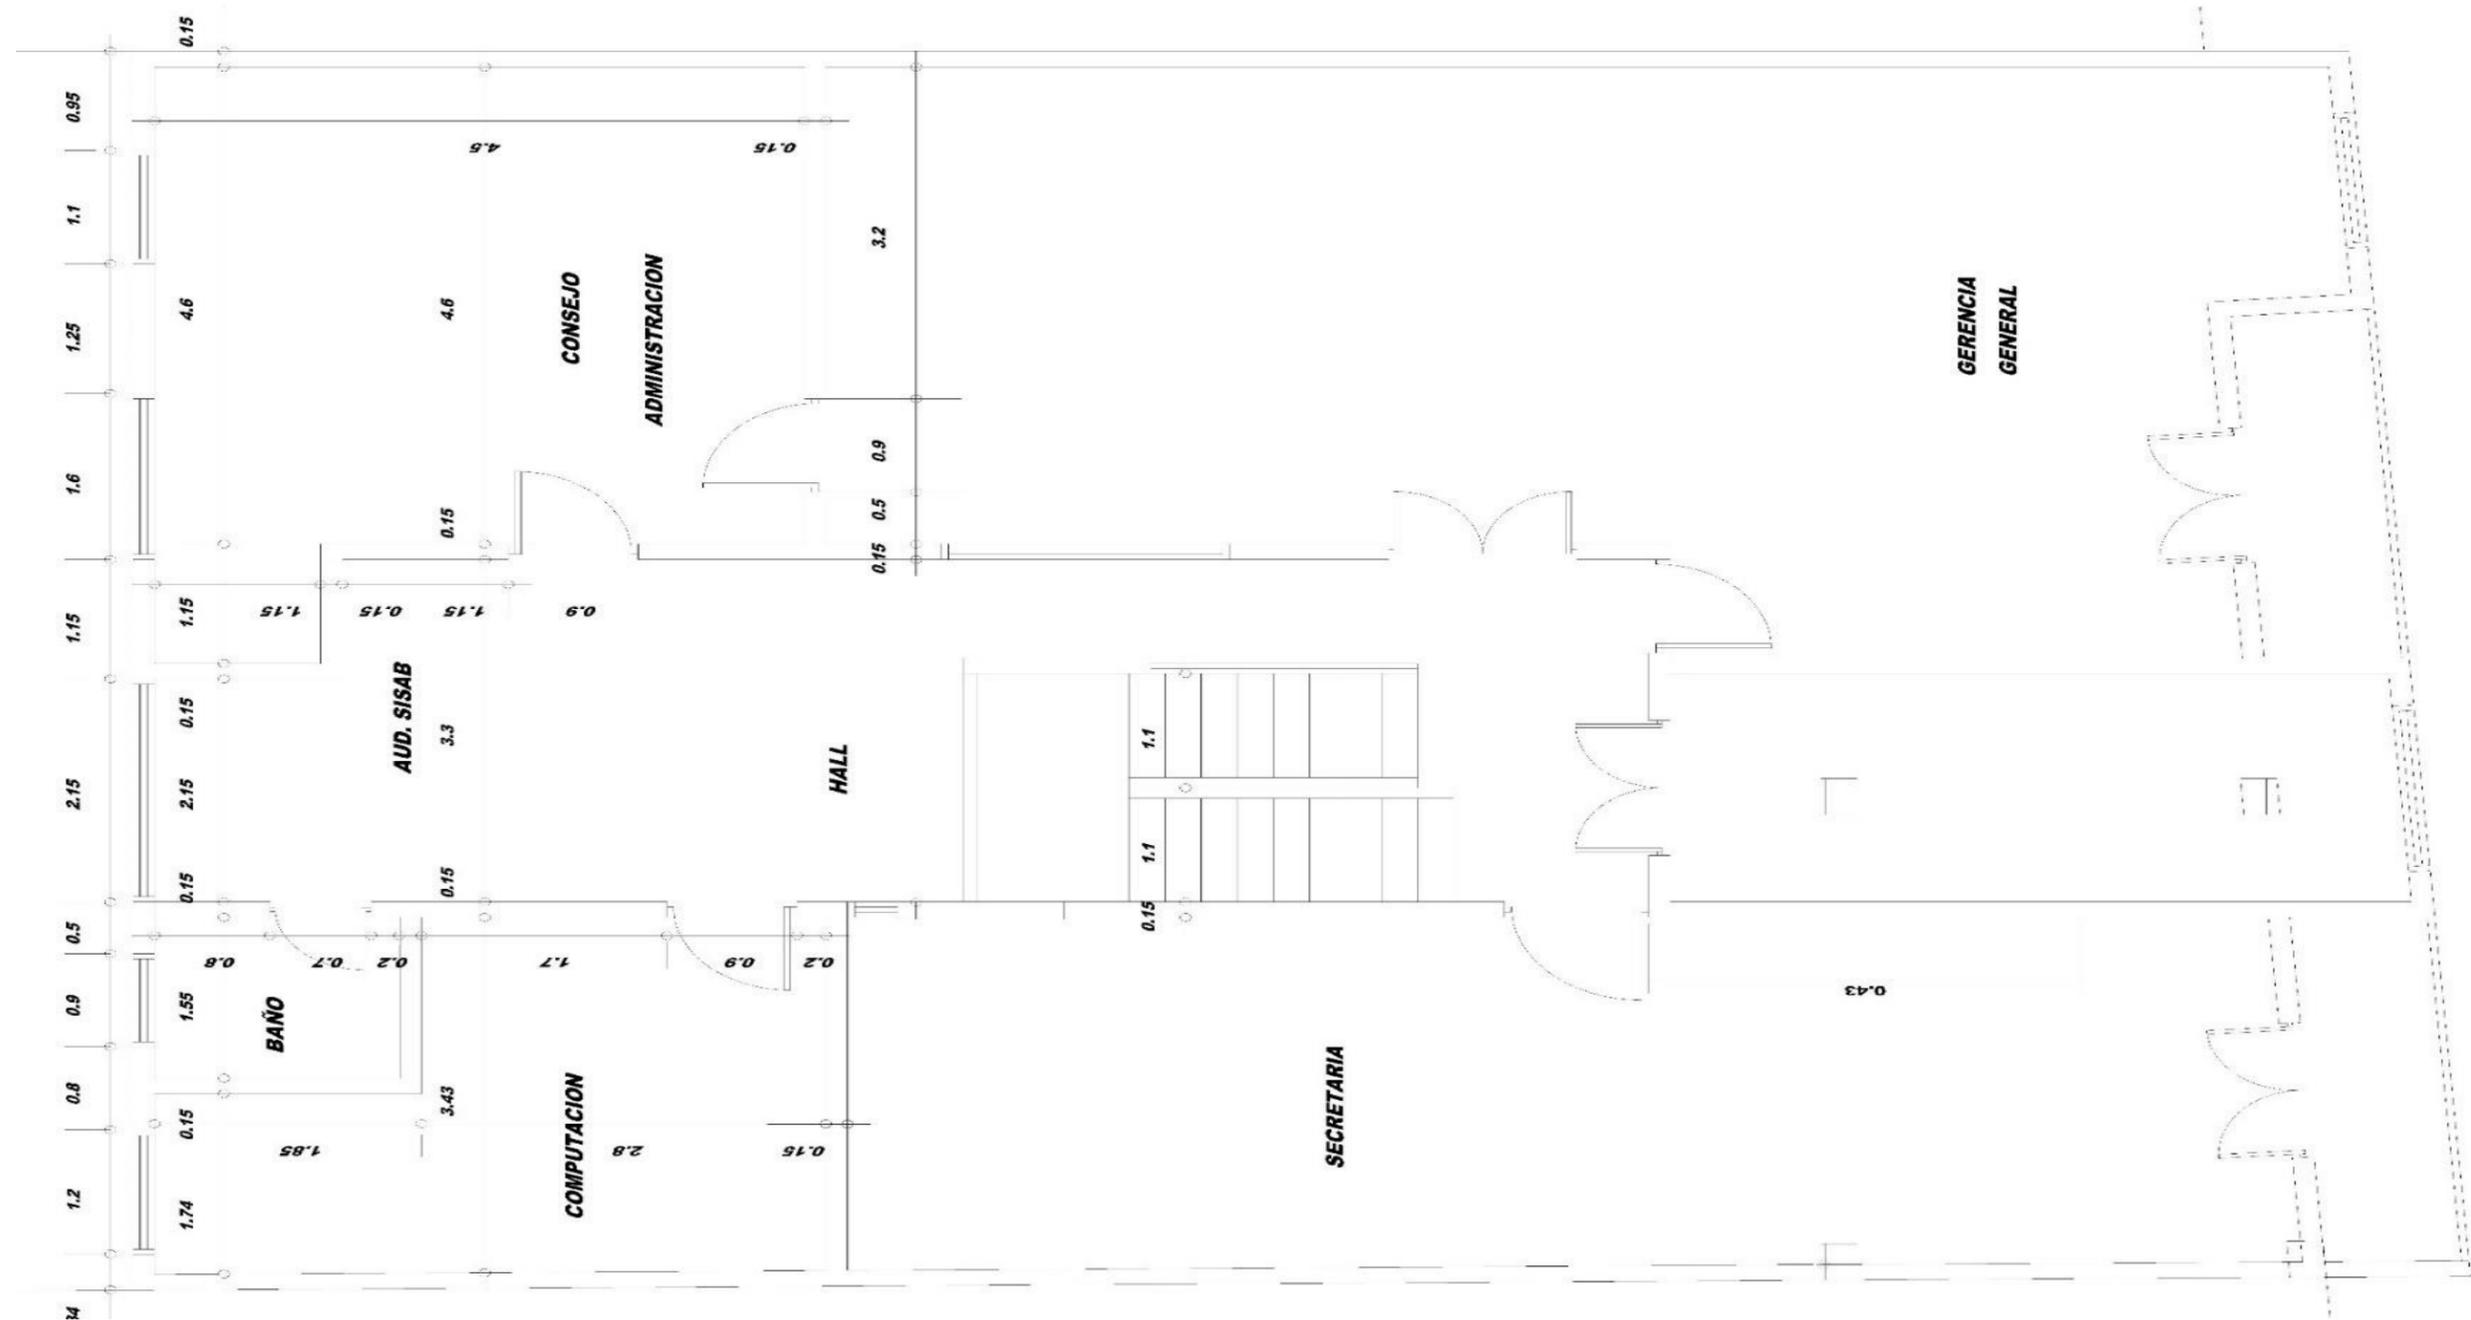


Figura A.2.1: Plano a escala del primer piso
Fuente: COSAALT

A.3 Plano del segundo piso

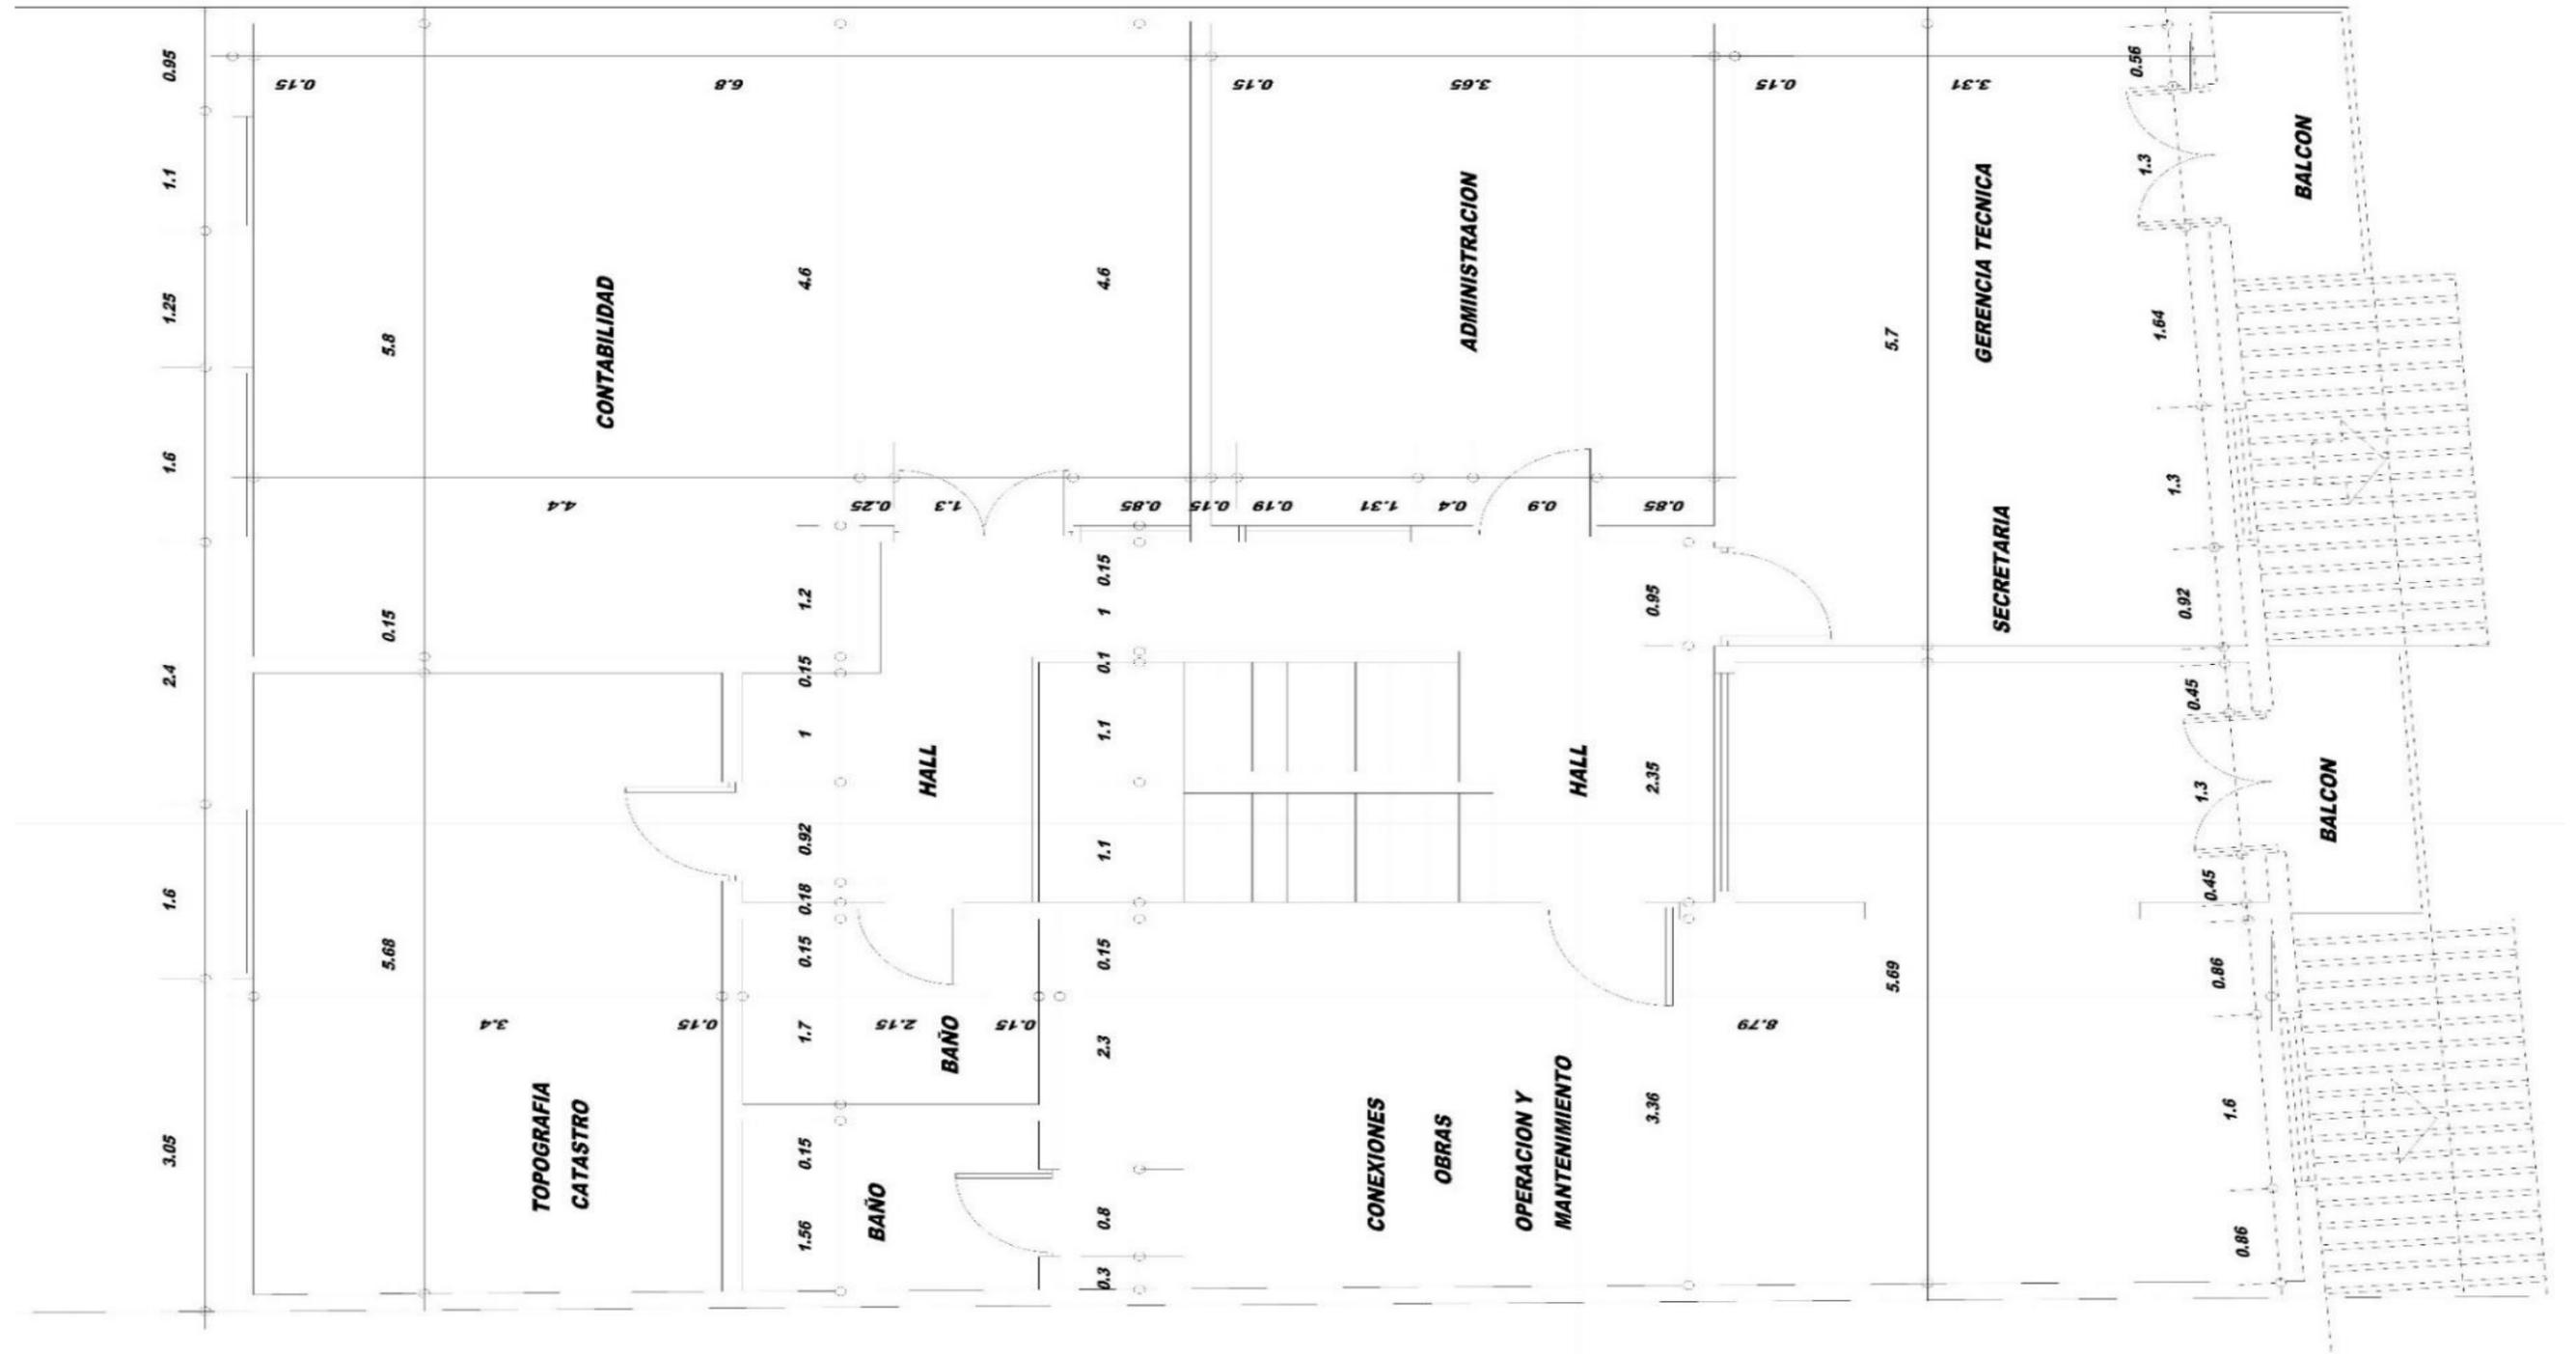


Figura A.3.1: Plano a escala de la planta baja
Fuente: COSAALT

