




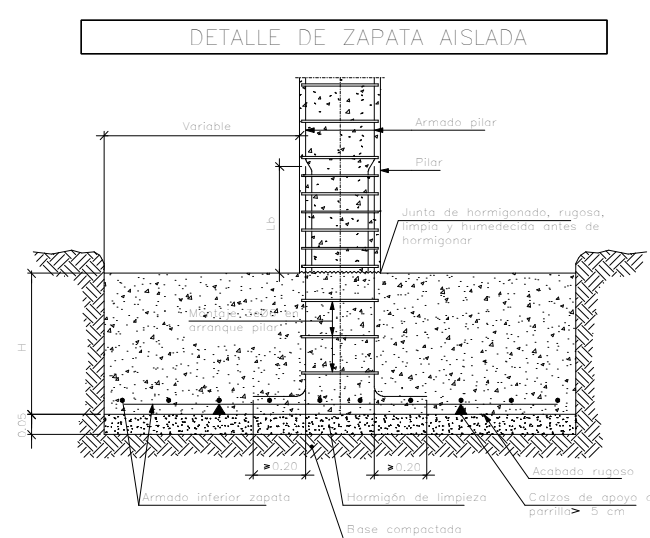


TABLA REFERENCIAL.	
ZAPATAS TIPO 1	
ZAPATAS TIPO 2	
ZAPATAS TIPO 3	


PLANO DE CIMIENTOS

ESCALA 1:150


	TEMA: "DISEÑO ARQUITECTÓNICO DEL INSTITUTO TÉCNICO MEDIO EN CONTADURIA, ELECTRICIDAD, SECRETARIADO Y MARKETING EN VILLA MONTES "		
	PROYECTO DE GRADO GRUPO 8		PLANO DE CIMIENTOS
	ESTUDIANTE: NICOLE JHOANA MARTINEZ VERA		CARRERA DE ARQUITECTURA Y URBANISMO
	DOCENTE: ARQ. SANTOS PUMA LEON		FECHA: 13/12/2024
			LAMINA: 23/37

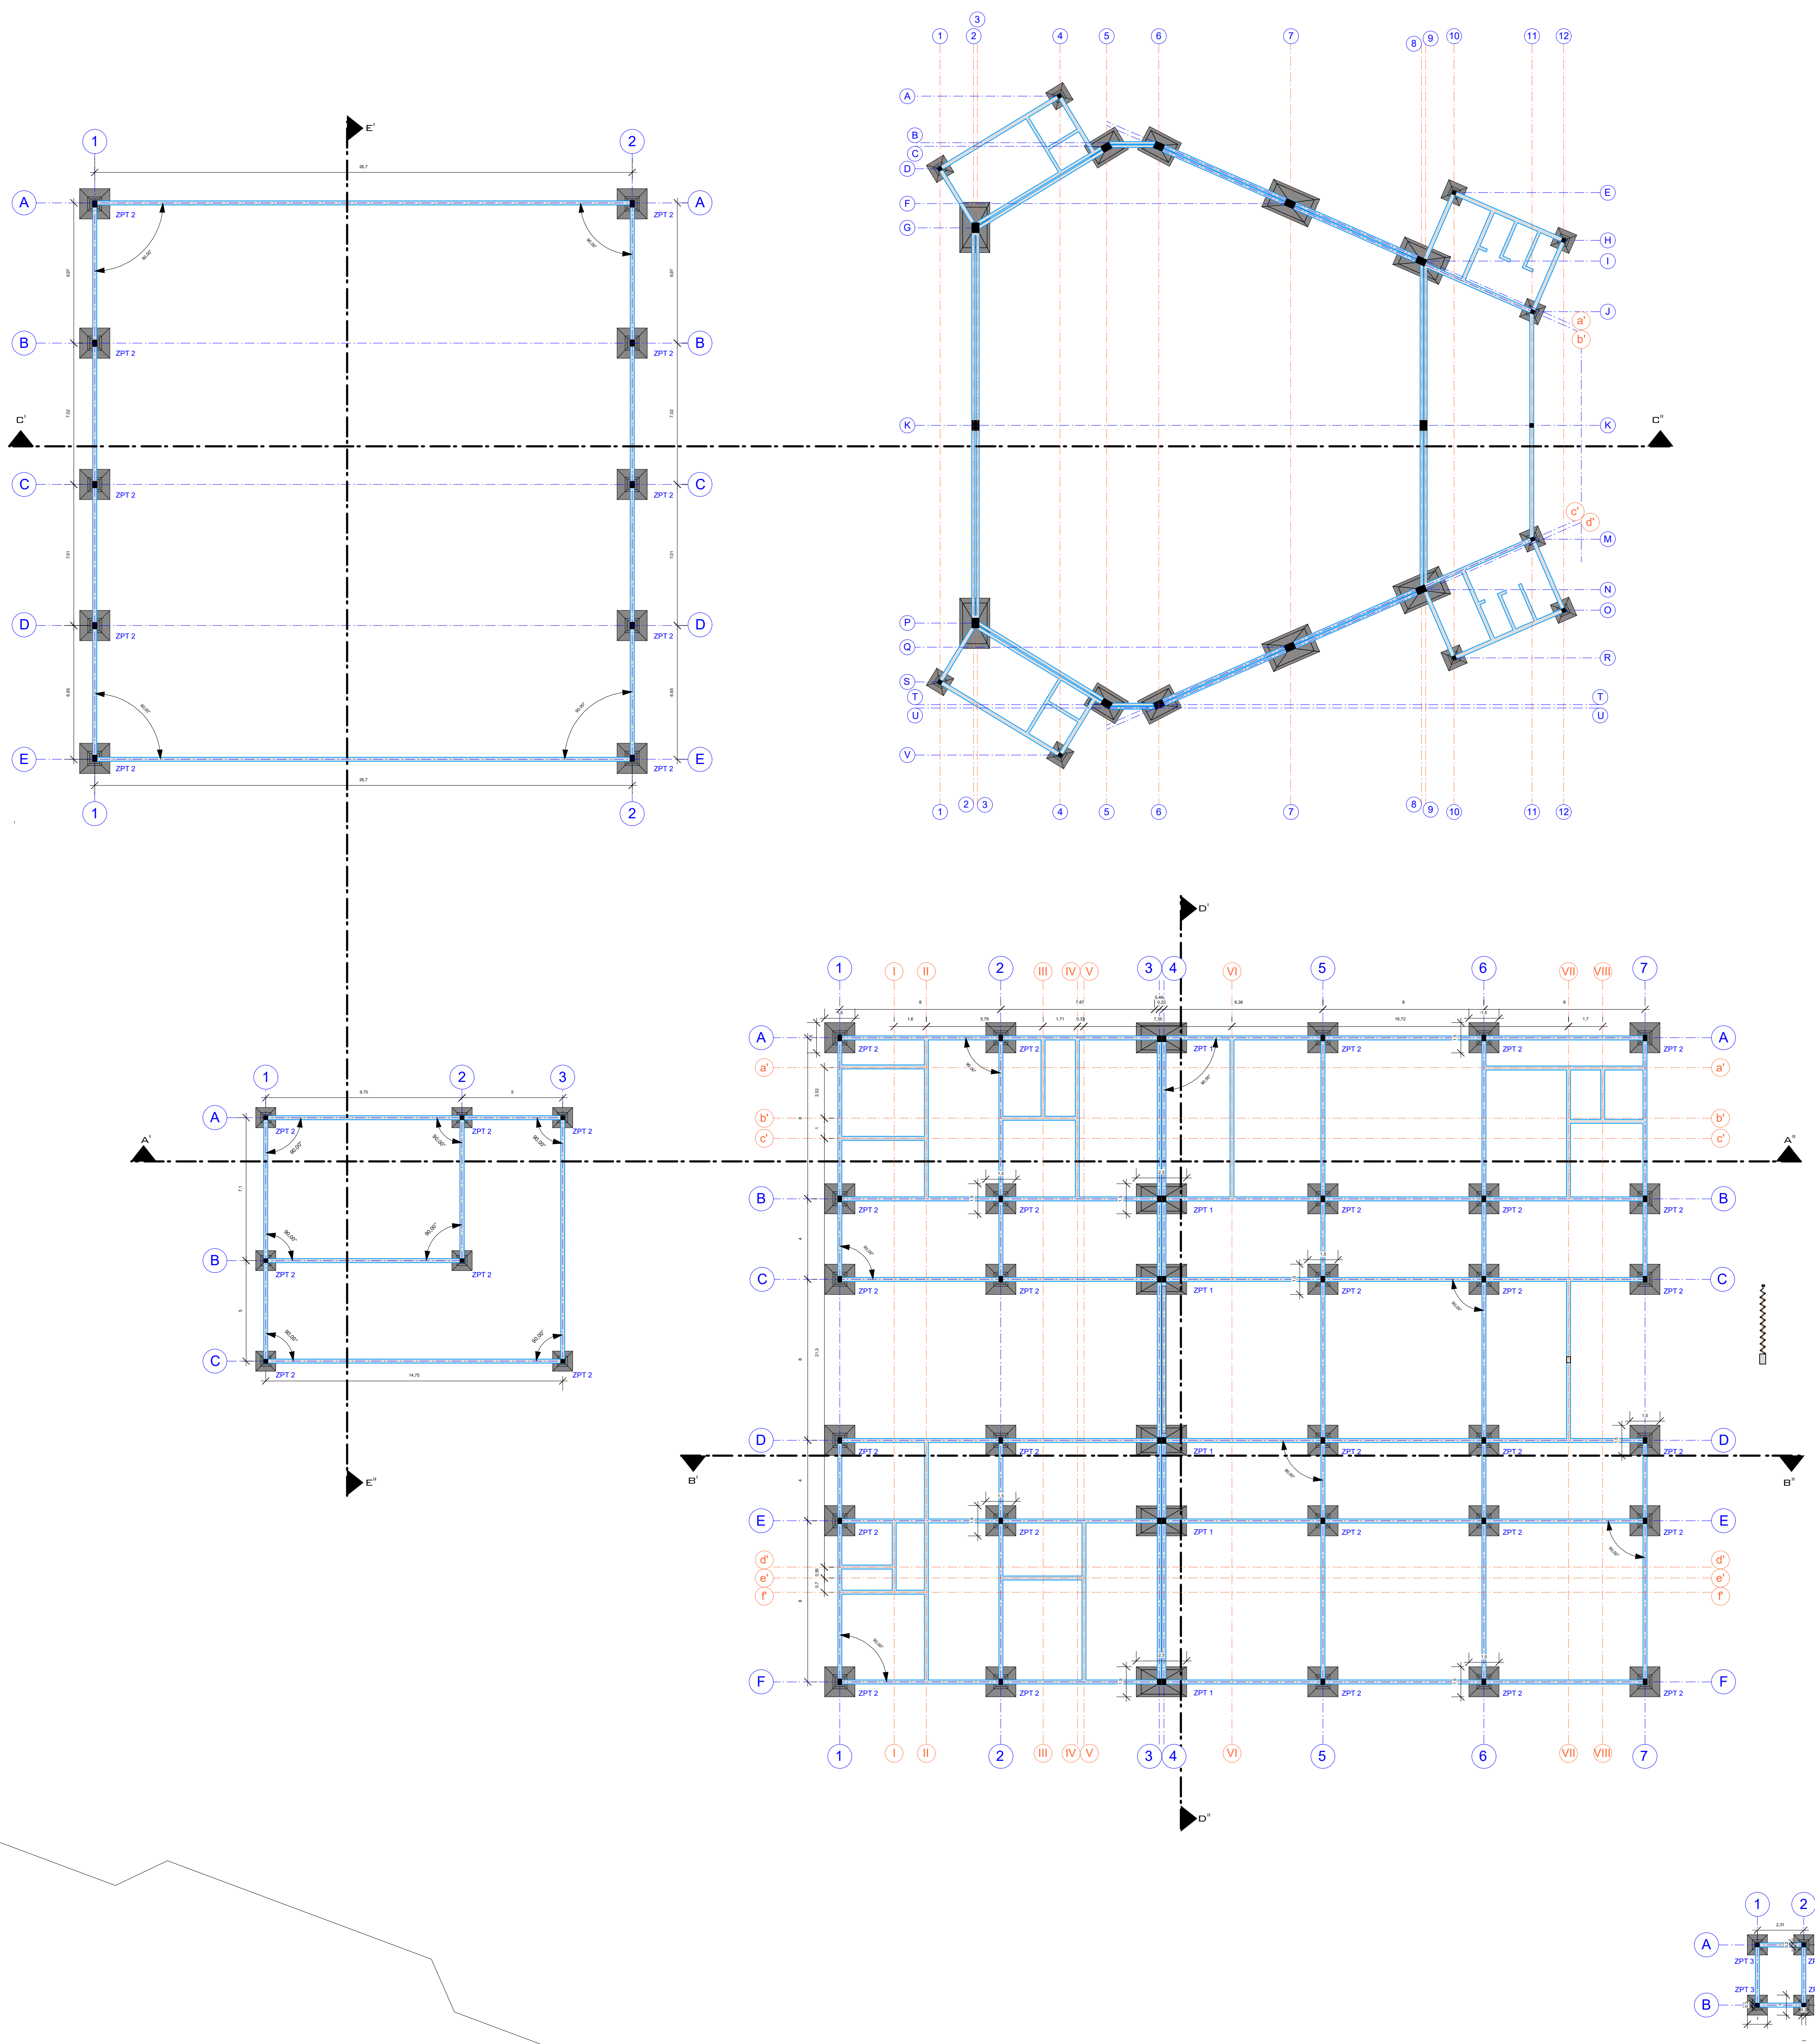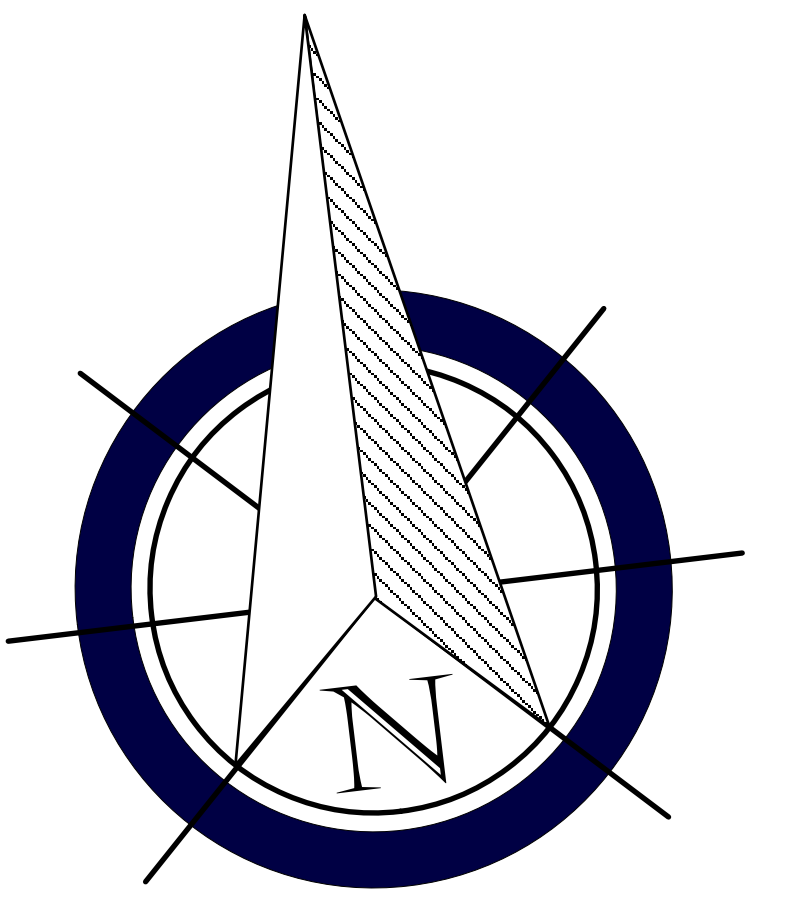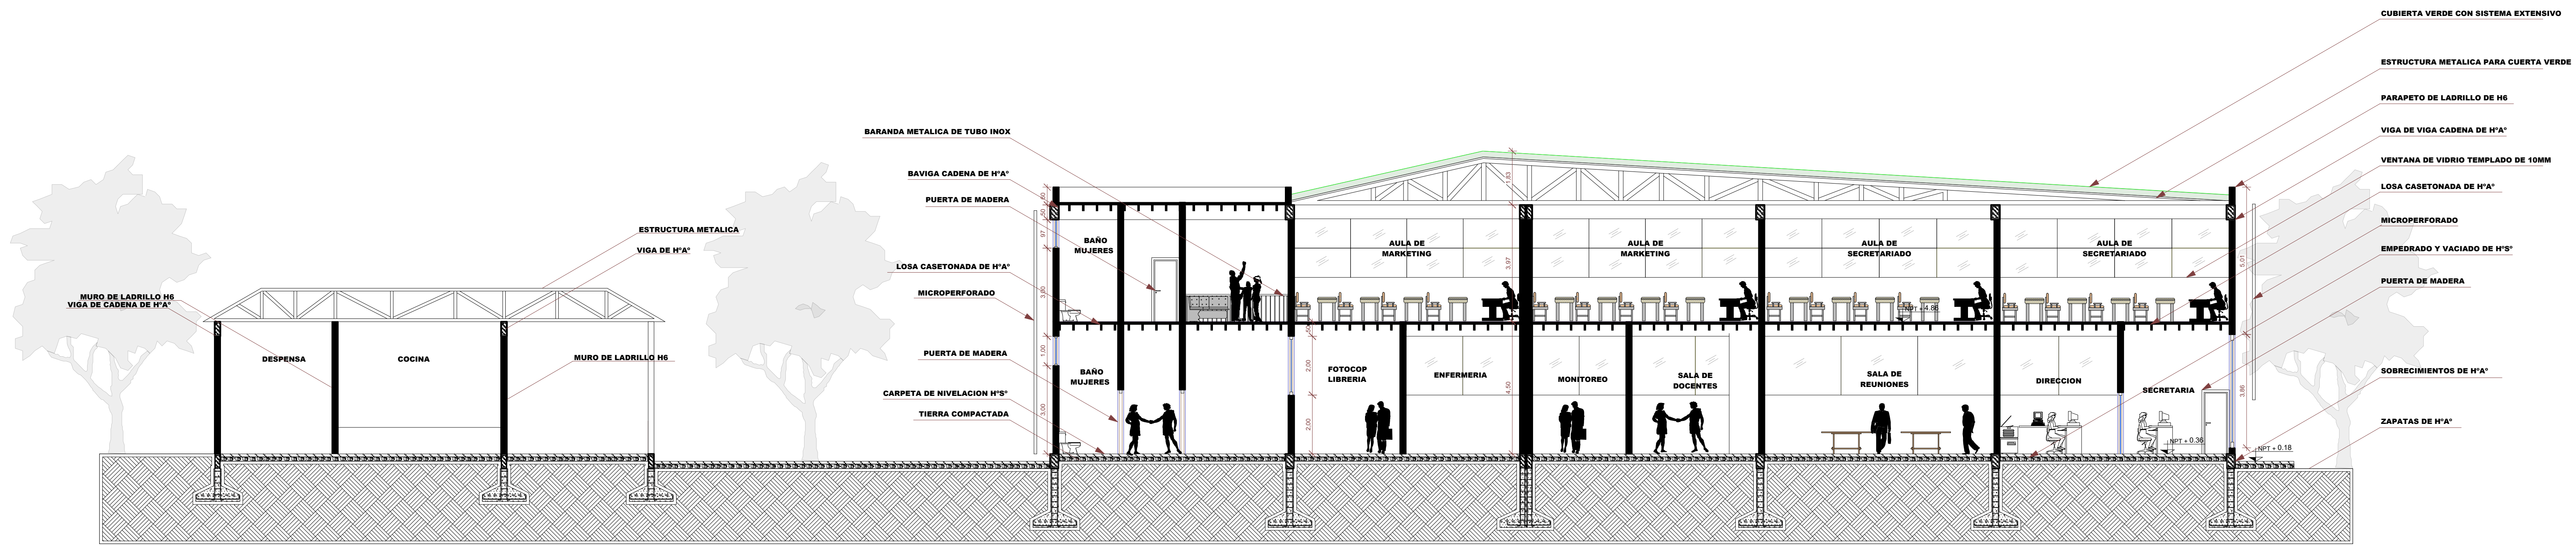


CORTE A-A

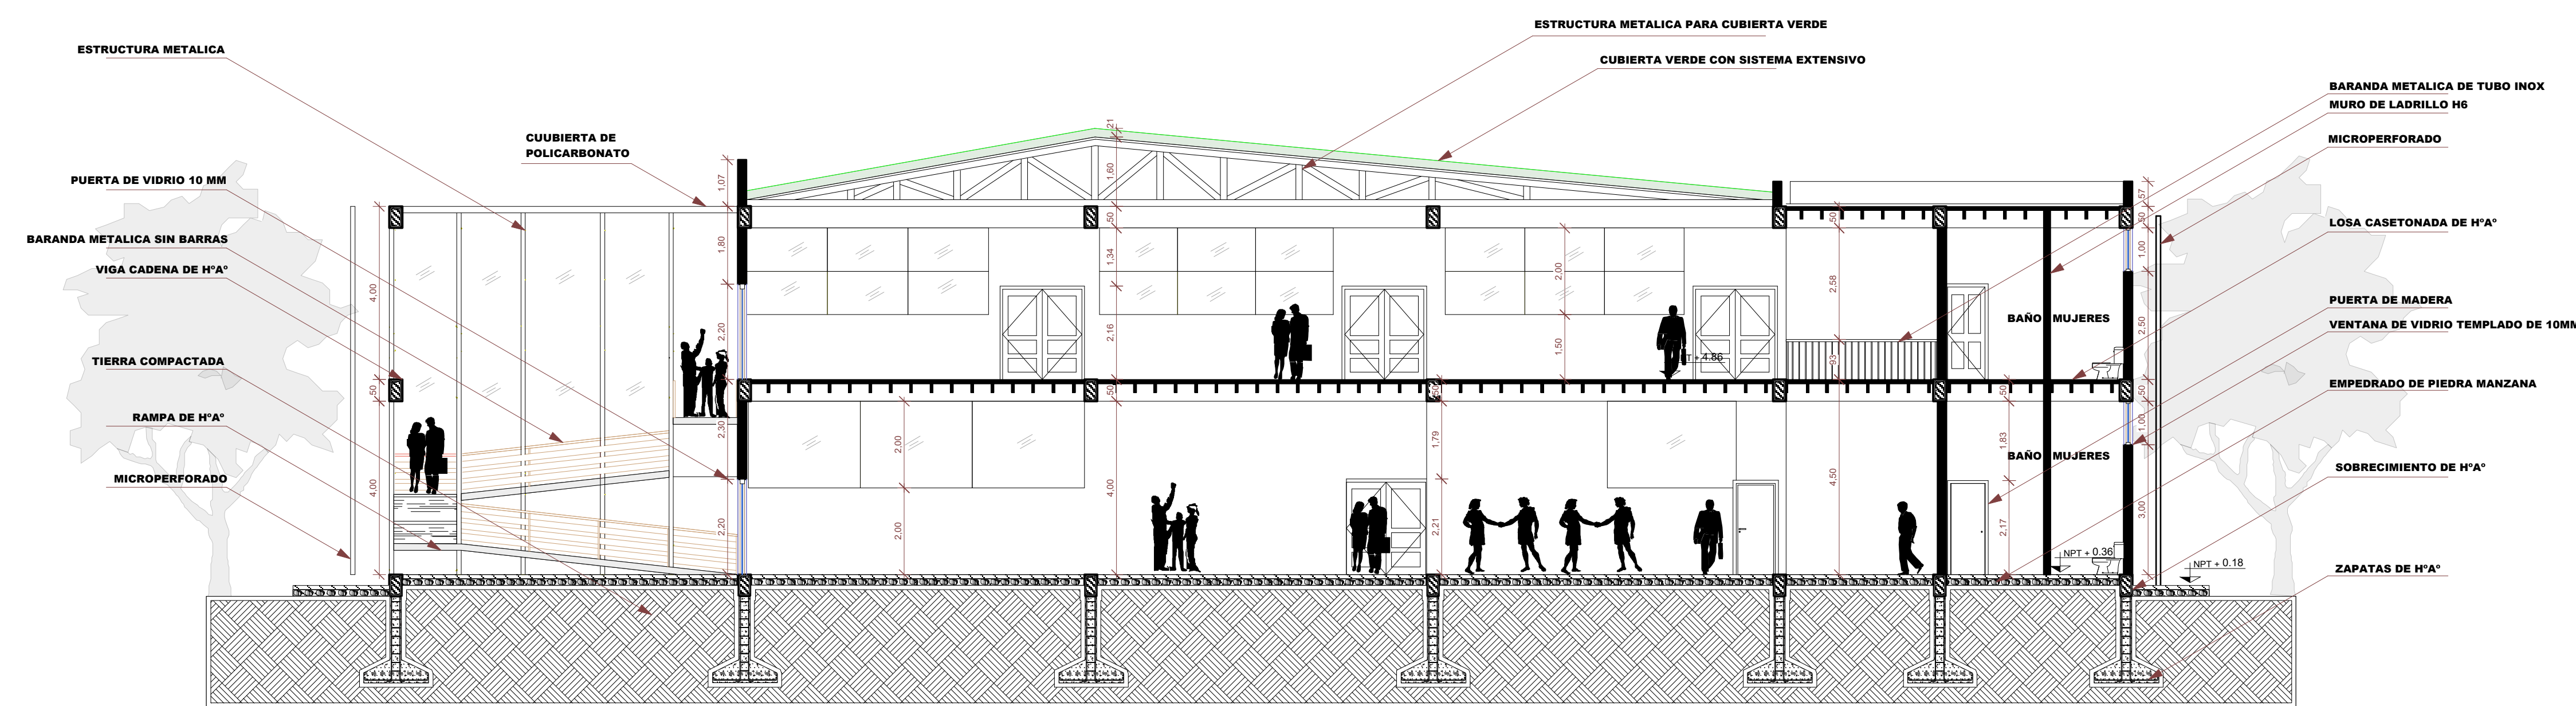

CORTE B-B

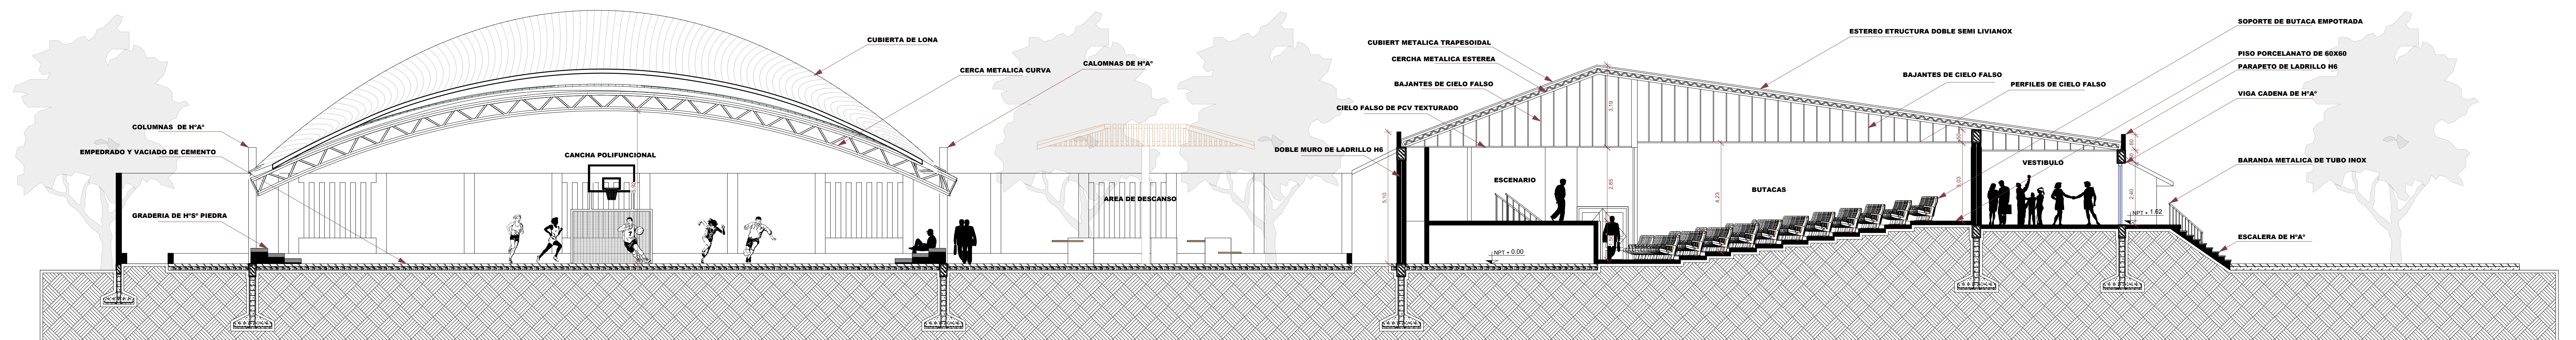

CORTE C-C

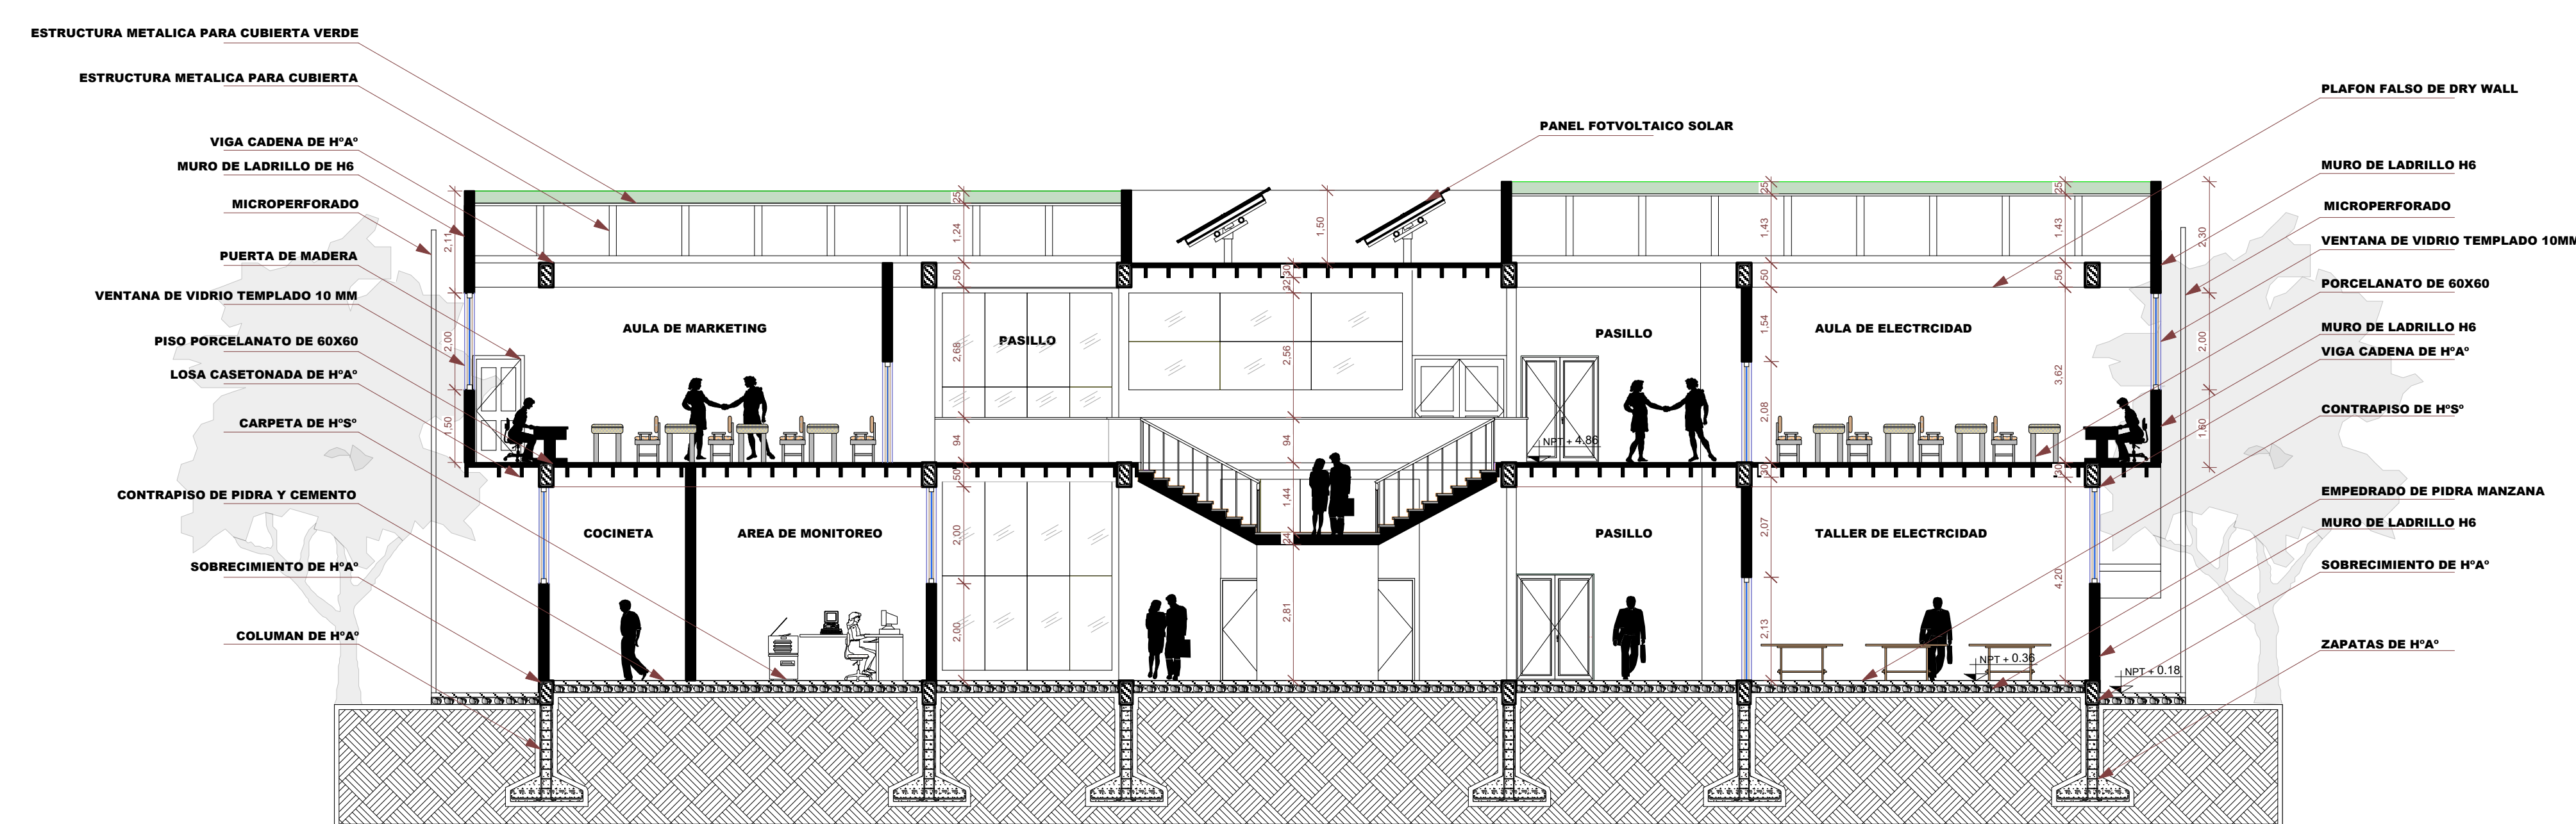

CORTE D-D

	TEMA: "DISEÑO ARQUITECTÓNICO DEL INSTITUTO TÉCNICO MEDIO EN CONTADURIA, ELECTRICIDAD, SECRETARIADO Y MARKETING EN VILLA MONTES "		
	PROYECTO DE GRADO GRUPO 8		CORTES
	ESTUDIANTE: NICOLE JOHANA MARTINEZ VERA	CARRERA DE ARQUITECTURA Y URBANISMO	LAMINA: 19/37
	DOCENTE: ARQ. SANTOS PUMA LEON	FECHA: 13/12/2024	



FACHADA PRINCIPAL ESTE



FACHADA LATERAL IZQUIERDA SUR





FACHADA LATERAL DERECHA NORTE



FACHADA POSTERIOR OESTE

	TEMA: "DISEÑO ARQUITECTÓNICO DEL INSTITUTO TÉCNICO MEDIO EN CONTADURÍA, ELECTRICIDAD, SECRETARIADO Y MARKETING EN VILLA MONTES"		
	PROYECTO DE GRADO GRUPO 8		FACHADAS
	ESTUDIANTE: NICOLE JHOANA MARTINEZ VERA	CARRERA DE ARQUITECTURA Y URBANISMO	LAMINA: 20/37
	DOCENTE: ARQ. SANTOS PUMA LEON	FECHA: 13/12/2024	

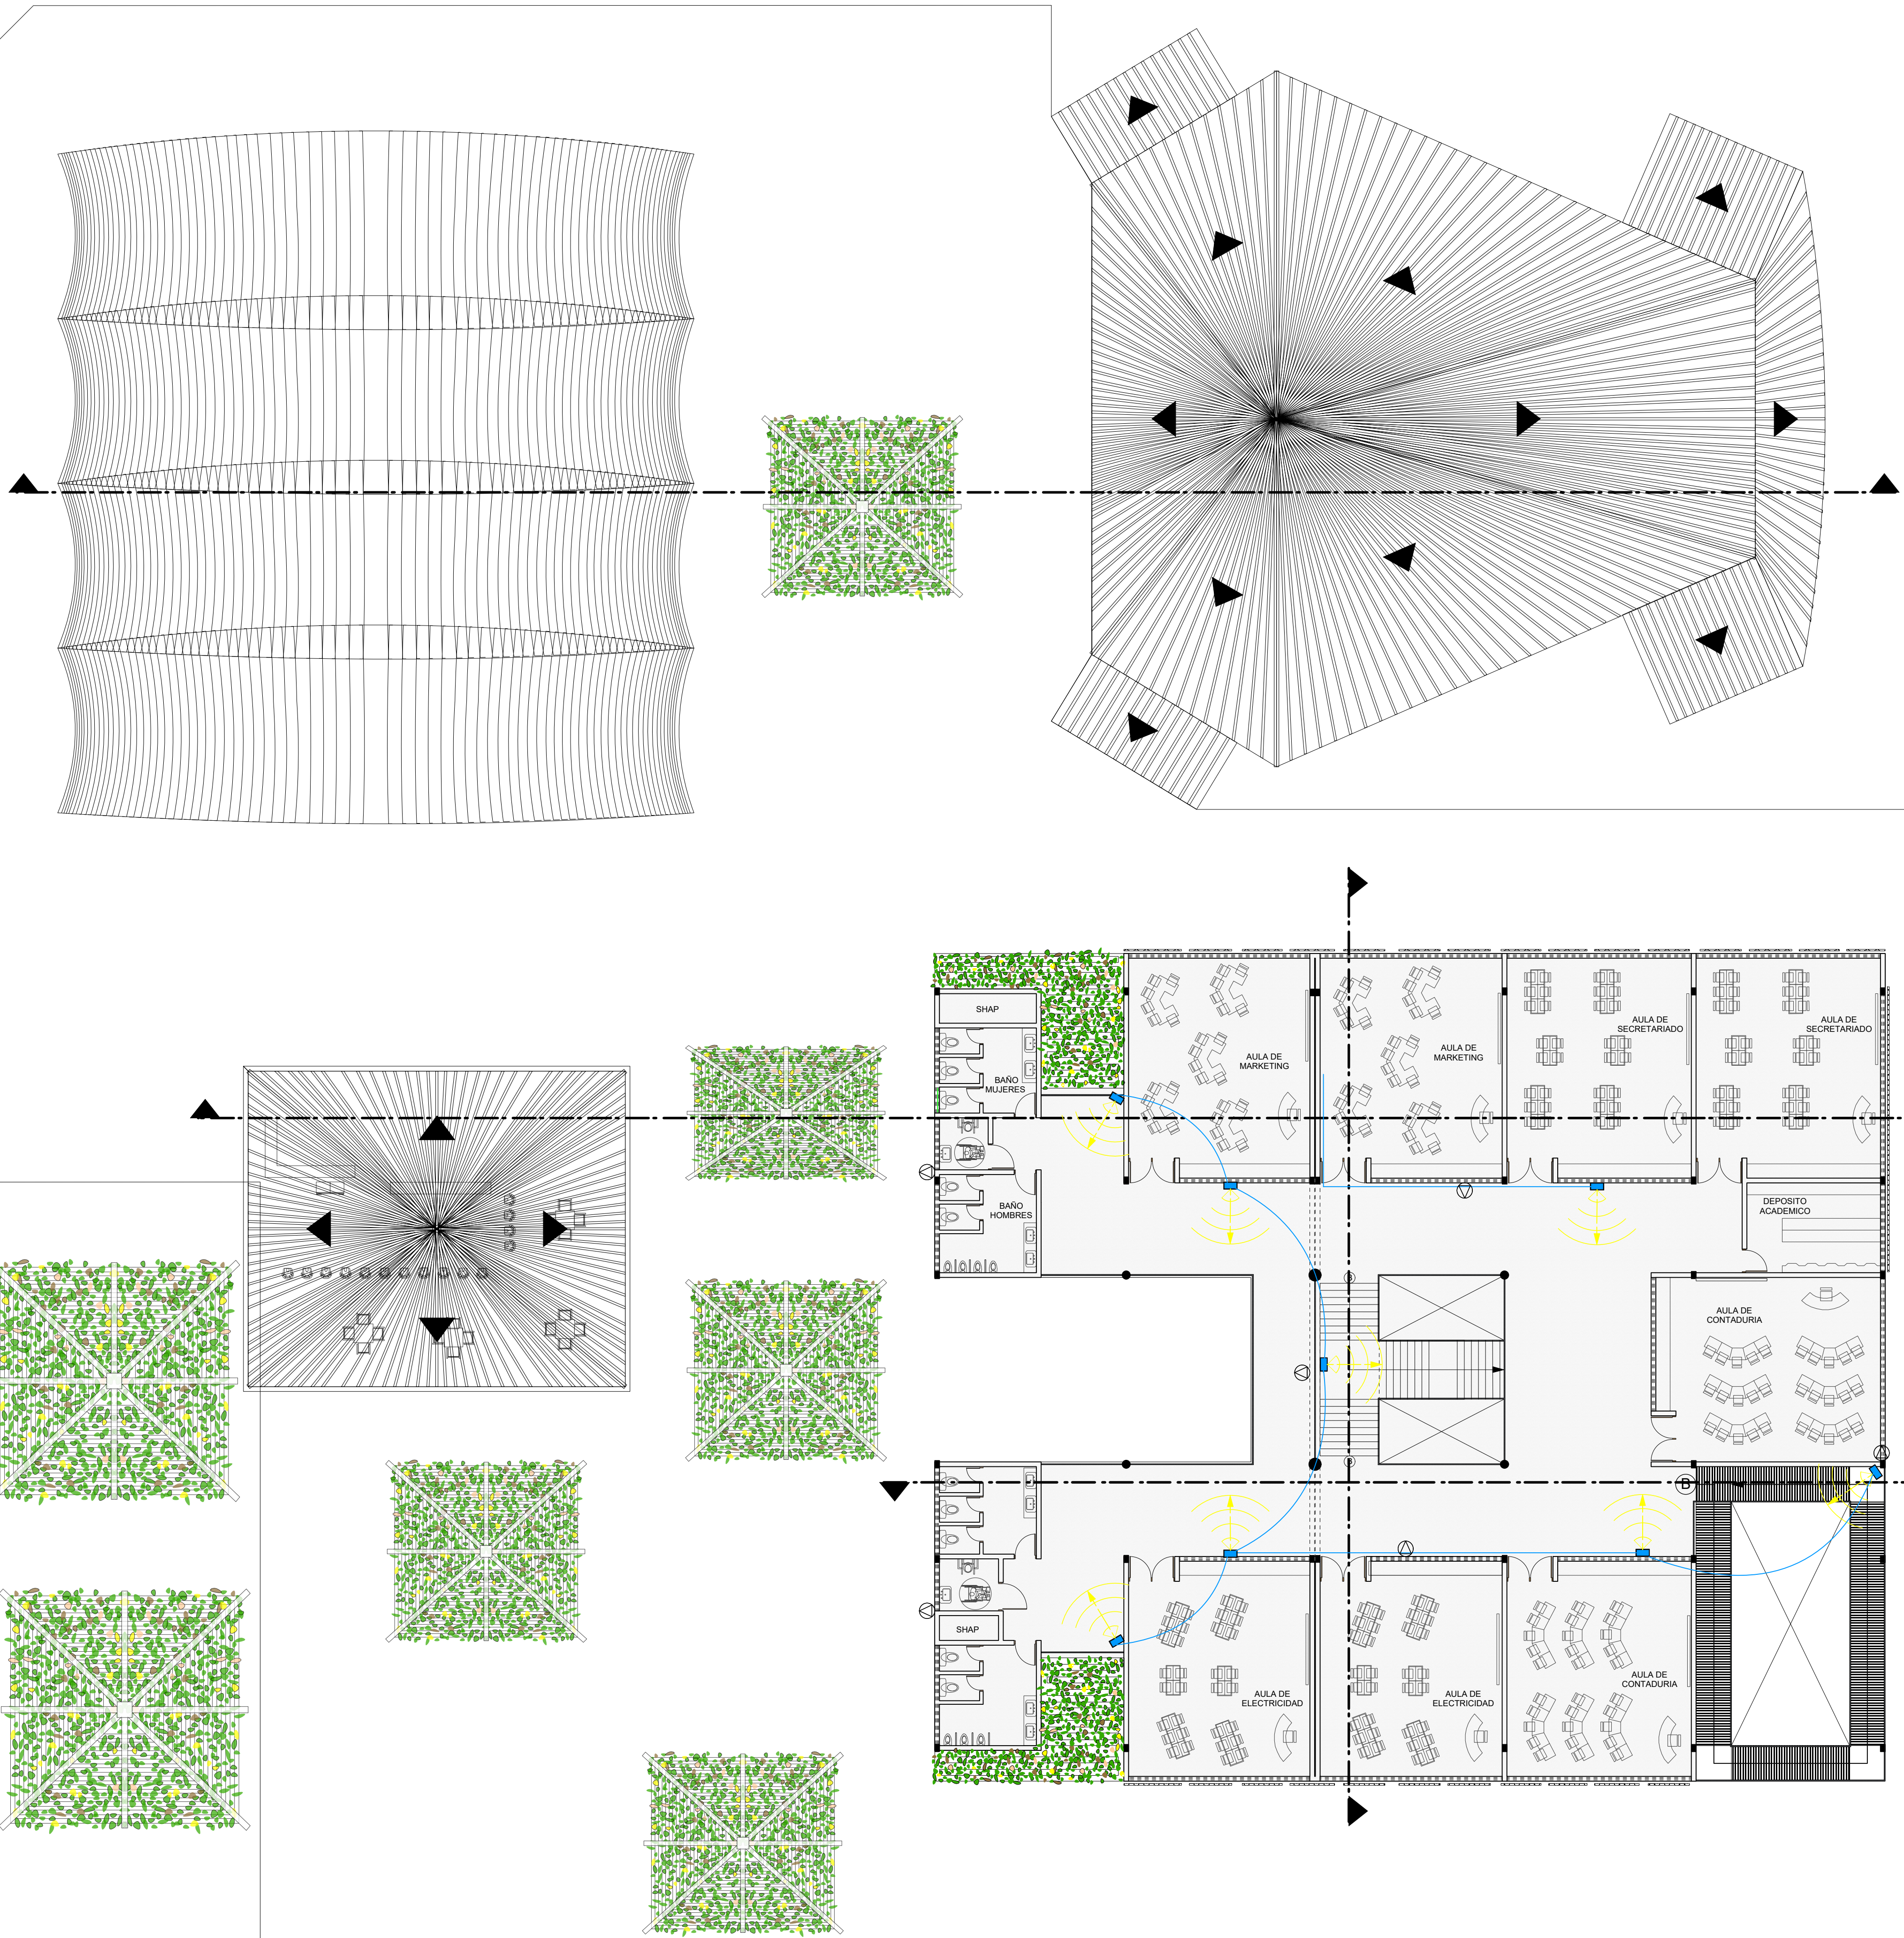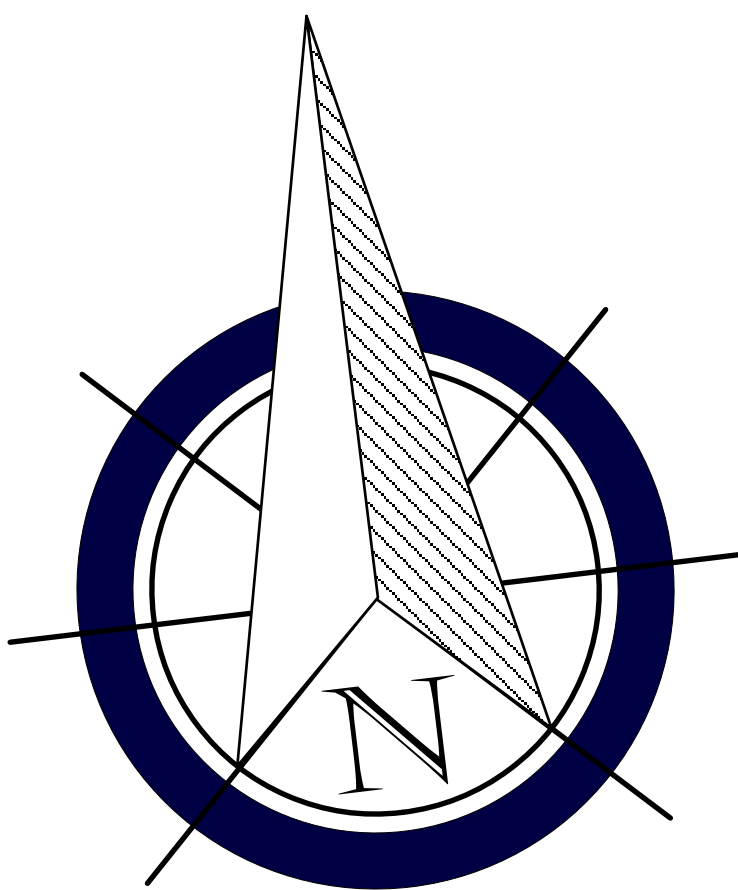

SIMBOLOGIA ALARMA Y CIRCUITO CERRADO	
SÍMBOLO	DESCRIPCIÓN
	RED VOZ Y DATOS
	VIDEO CAMARA GIRA 90° h= 3.00
	DVR de 16 canales con formato H264, Incluye disco de 1Tb.
	SENSOR DE MOVIMIENTO SUGETADAS DE LA PARED
	RED CCTV
	DATOS - INTERNET
	SALIDA DE INTERCOMUNICACION
	SALIDA DE TELEFONIA
	SALIDA DE TELEVISION
	SALIDA VIDEO
	CAMARA VIDEO PORTERO
	TUBERIA

INSTALACION DE CAMARAS DE SEGURIDAD PLANTA ALTA

ESCALA 1:150



TEMA:
" DISEÑO ARQUITECTÓNICO DEL INSTITUTO TÉCNICO MEDIO EN CONTADURIA,
ELECTRICIDAD, SECRETARIADO Y MARKETING EN VILLA MONTES "

PROYECTO DE GRADO
GRUPO 8

ESTUDIANTE:
NICOLE JHOANA MARTINEZ VERA


DOCENTE:
ARQ. SANTOS PUMA LEON

INSTALACION DE CAMARAS DE SEGURIDAD

CARRERA DE ARQUITECTURA Y
URBANISMO

FECHA: 13/12/2024

LAMINA:
31/37

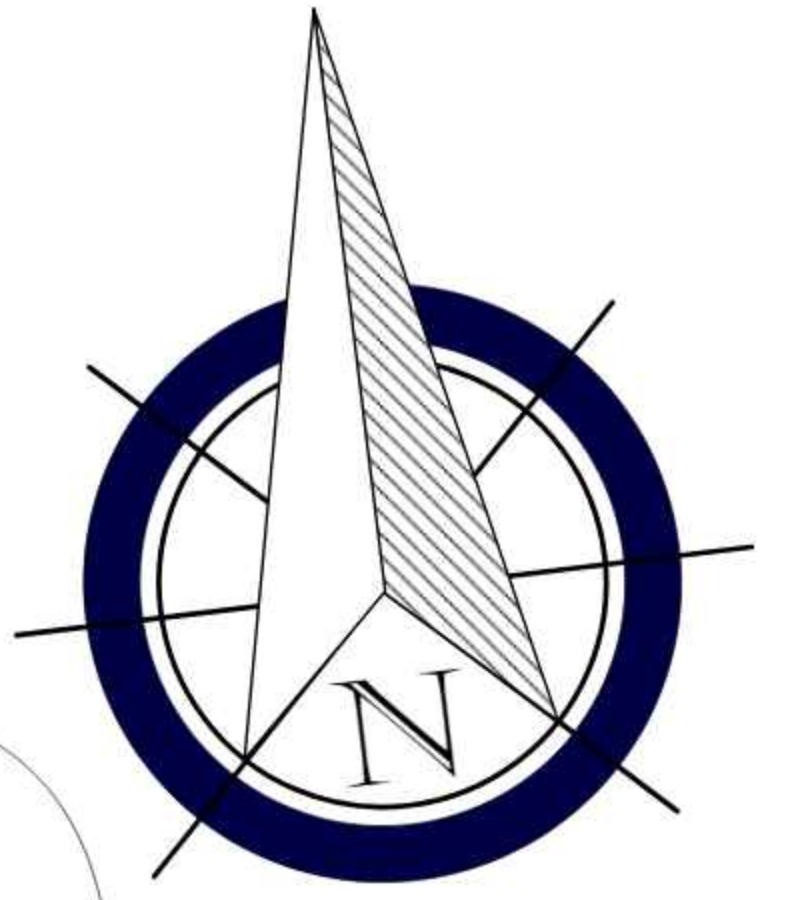

CALLE SIN NOMBRE

CALLE SIN NOMBRE

CALLE 4 VIENTOS

AVENIDA GRAL. JOSE CELESTINO PINO LOPEZ

REFERENCIA:

- TABLERO DE ELECTRICIDAD.
- CENTRAL PARA DETECCION DE INCENDIO, CM 24
- 100 W TIPO SOVICA 24 ZONAS.
- CAJA DE PASO (4X4)".
- ESTACIÓN MANUAL CON DIFUSOR DE SONIDO
- MODELO TIPO SOVICA.
- ESTACIÓN MANUAL SIMPLE.
- DETECTOR DE TERMICO FIJO 135 °F MODELO 601-S TIPO
- SOVICA.
- DETECTOR DE HUMO.
- SUBE TUBERIA.
- BAJA TUBERIA.
- GABINETE ADOSADO CON BOCA DE AGUA MANGUERA
- L=30 m, EXTINTOR.
- GABINETE ADOSADO CON BOCA DE AGUA Y EXTINTOR.
- SIAMESA PARA CONEXION CUERPO DE BOMBEROS.
- LAMPARA DE EMERGENCIA SUPERFICIAL.
- SEÑALIZACIÓN VIAS DE ESCAPE.
- CABLE TF 18.
- TUBERIA EMT MEDIDAS INDICADAS EN PLANOS.
- TUBERIA ASTM 120 PARA SISTEMA CONTRA
- INCENDIO, MEDIDAS INDICADAS EN PLANOS.
- BOMBA CONTRA INCENDIO DE 20 HP,Q=6,5 L/S, H=20 m.
- VALVULA MARIPOSA DE 2 1#2".
- SENSOR DE PRESIÓN.
- SENSOR DE FLUJO.

INSTALACION CONTRA INCENDIOS

PLANTA BAJA

ESCALA 1:150



TEMA:

"DISEÑO ARQUITECTÓNICO DEL INSTITUTO TÉCNICO MEDIO EN CONTADURIA, ELECTRICIDAD, SECRETARIADO Y MARKETING EN VILLA MONTES "

PROYECTO DE GRADO
GRUPO 8

INSTALACION CONTRA INCENDIOS

ESTUDIANTE:
NICOLE JHOANA MARTINEZ VERA


CARRERA DE ARQUITECTURA Y
URBANISMO

LAMINA:

32/37

DOCENTE:
ARQ. SANTOS PUMA LEON

FECHA: 13/12/2024

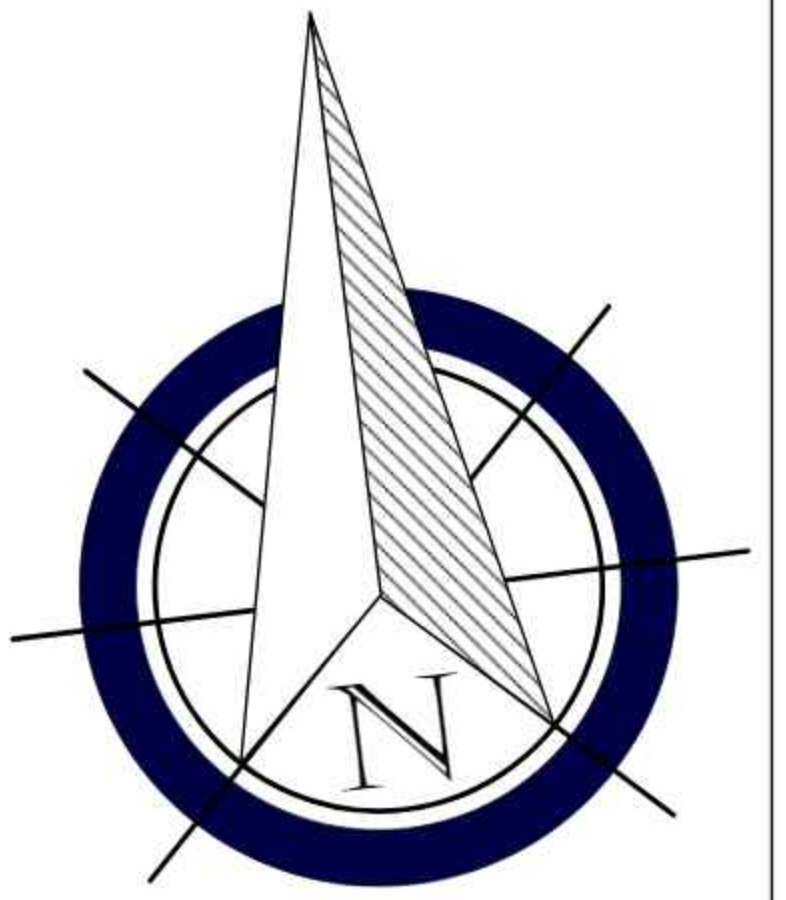

CALLE SIN NOMBRE

CALLE SIN NOMBRE

CALLE 4 VIENTOS

AVENIDA GRAL. JOSE CELESTINO PINO LOPEZ

SÍMBOLOS INSTALACIONES ELÉCTRICAS	
	MEDIDOR
	GENERADOR AUXILIAR
	CAJA TÉRMICA
	SPOT (Downled basic Redondo / Foco Led de 32w)
	Pantalla Tubo (Led FS Fosforado de 36w de policarbonato sobre puestas)
	Pantalla (Led superficie para Interior 36w)
	Base de Enchufe (Tomacorrientes Doble)
	Interruptor (Simple)
	Interruptor (Doble)
	Commutador (Simple)
	Commutador (Doble)
	Commutador (Triple)
	Linea Principal
	Linea Tomacorrientes
	Linea Circuito Iluminado
	Linea Intercomunicador
	Tablero de Distribución
	Caja de Conexión
	Area de iluminación reflectiva

INSTALACION ELECTRICA EXTERIOR

ESCALA 1:150

	TEMA: "DISEÑO ARQUITECTÓNICO DEL INSTITUTO TÉCNICO MEDIO EN CONTADURIA, ELECTRICIDAD, SECRETARIADO Y MARKETING EN VILLA MONTES "		
	PROYECTO DE GRADO GRUPO 8		INSTALACION ELECTRICA EXTERIOR
	ESTUDIANTE: NICOLE JHOANA MARTINEZ VERA		CARRERA DE ARQUITECTURA Y URBANISMO
	DOCENTE: ARQ. SANTOS PUMA LEON		FECHA: 13/12/2024
			LAMINA: 28/37