



PERSPECTIVA 1



PERSPECTIVA 4




PERSPECTIVA 7



PERSPECTIVA 2



PERSPECTIVA 5

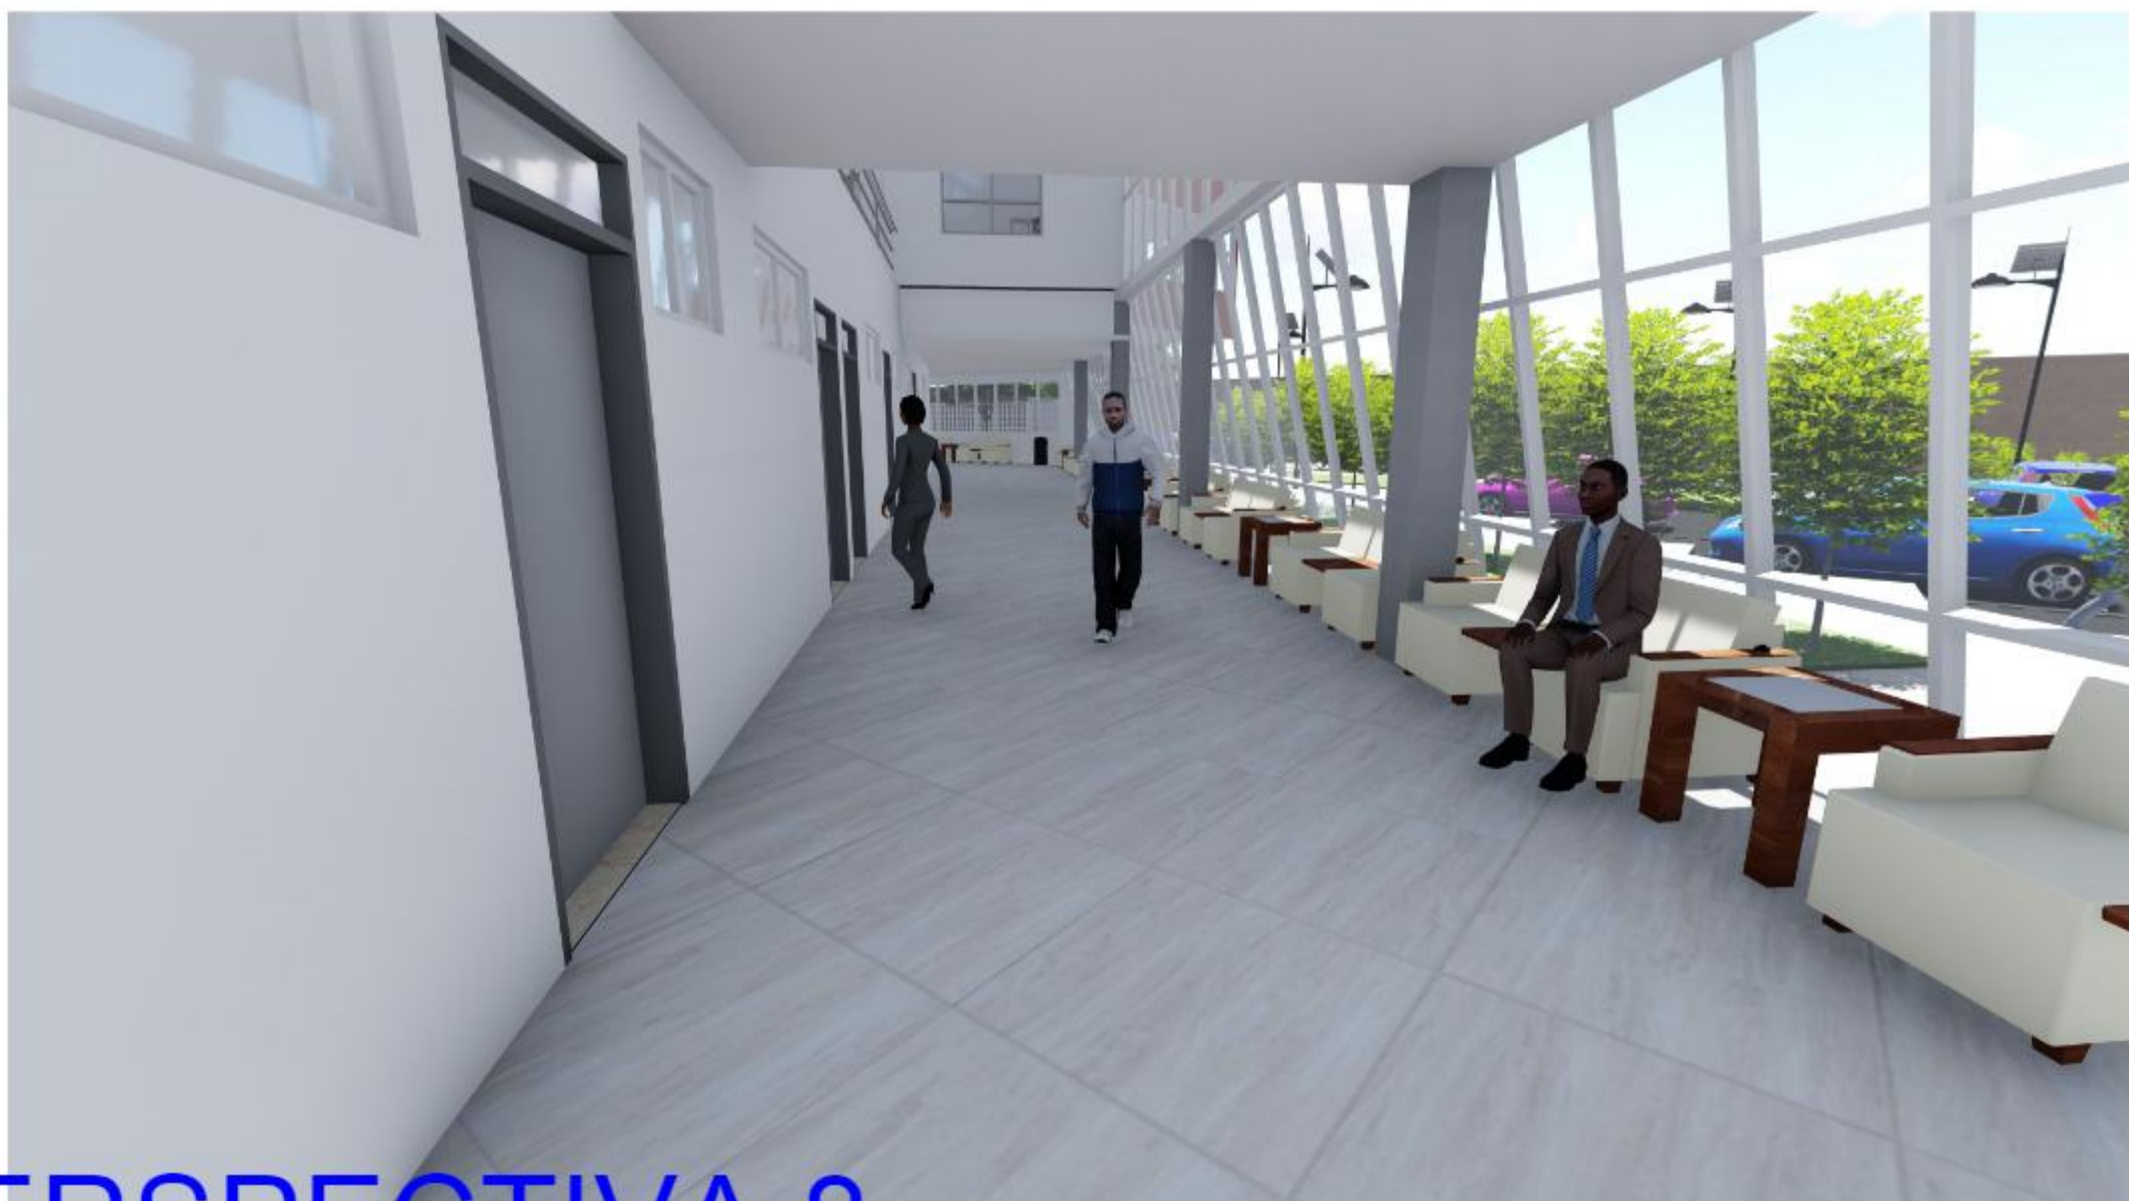

PERSPECTIVA 8



PERSPECTIVA 3



PERSPECTIVA 6





PERSPECTIVA 9



PERSPECTIVA 10

PROYECTO CENTRO CARDIOVASCULAR PARA EL DEPARTAMENTO DE TARIJA	
PLANTA: PERSPECTIVAS INTERIORES Y EXTERIORES	DOCENTE : SANTOS PUMA LEON
UNIVERSITARIO : WILFREDO CAYO	FECHA : 25/12/2020 / LAMINA : 12/48

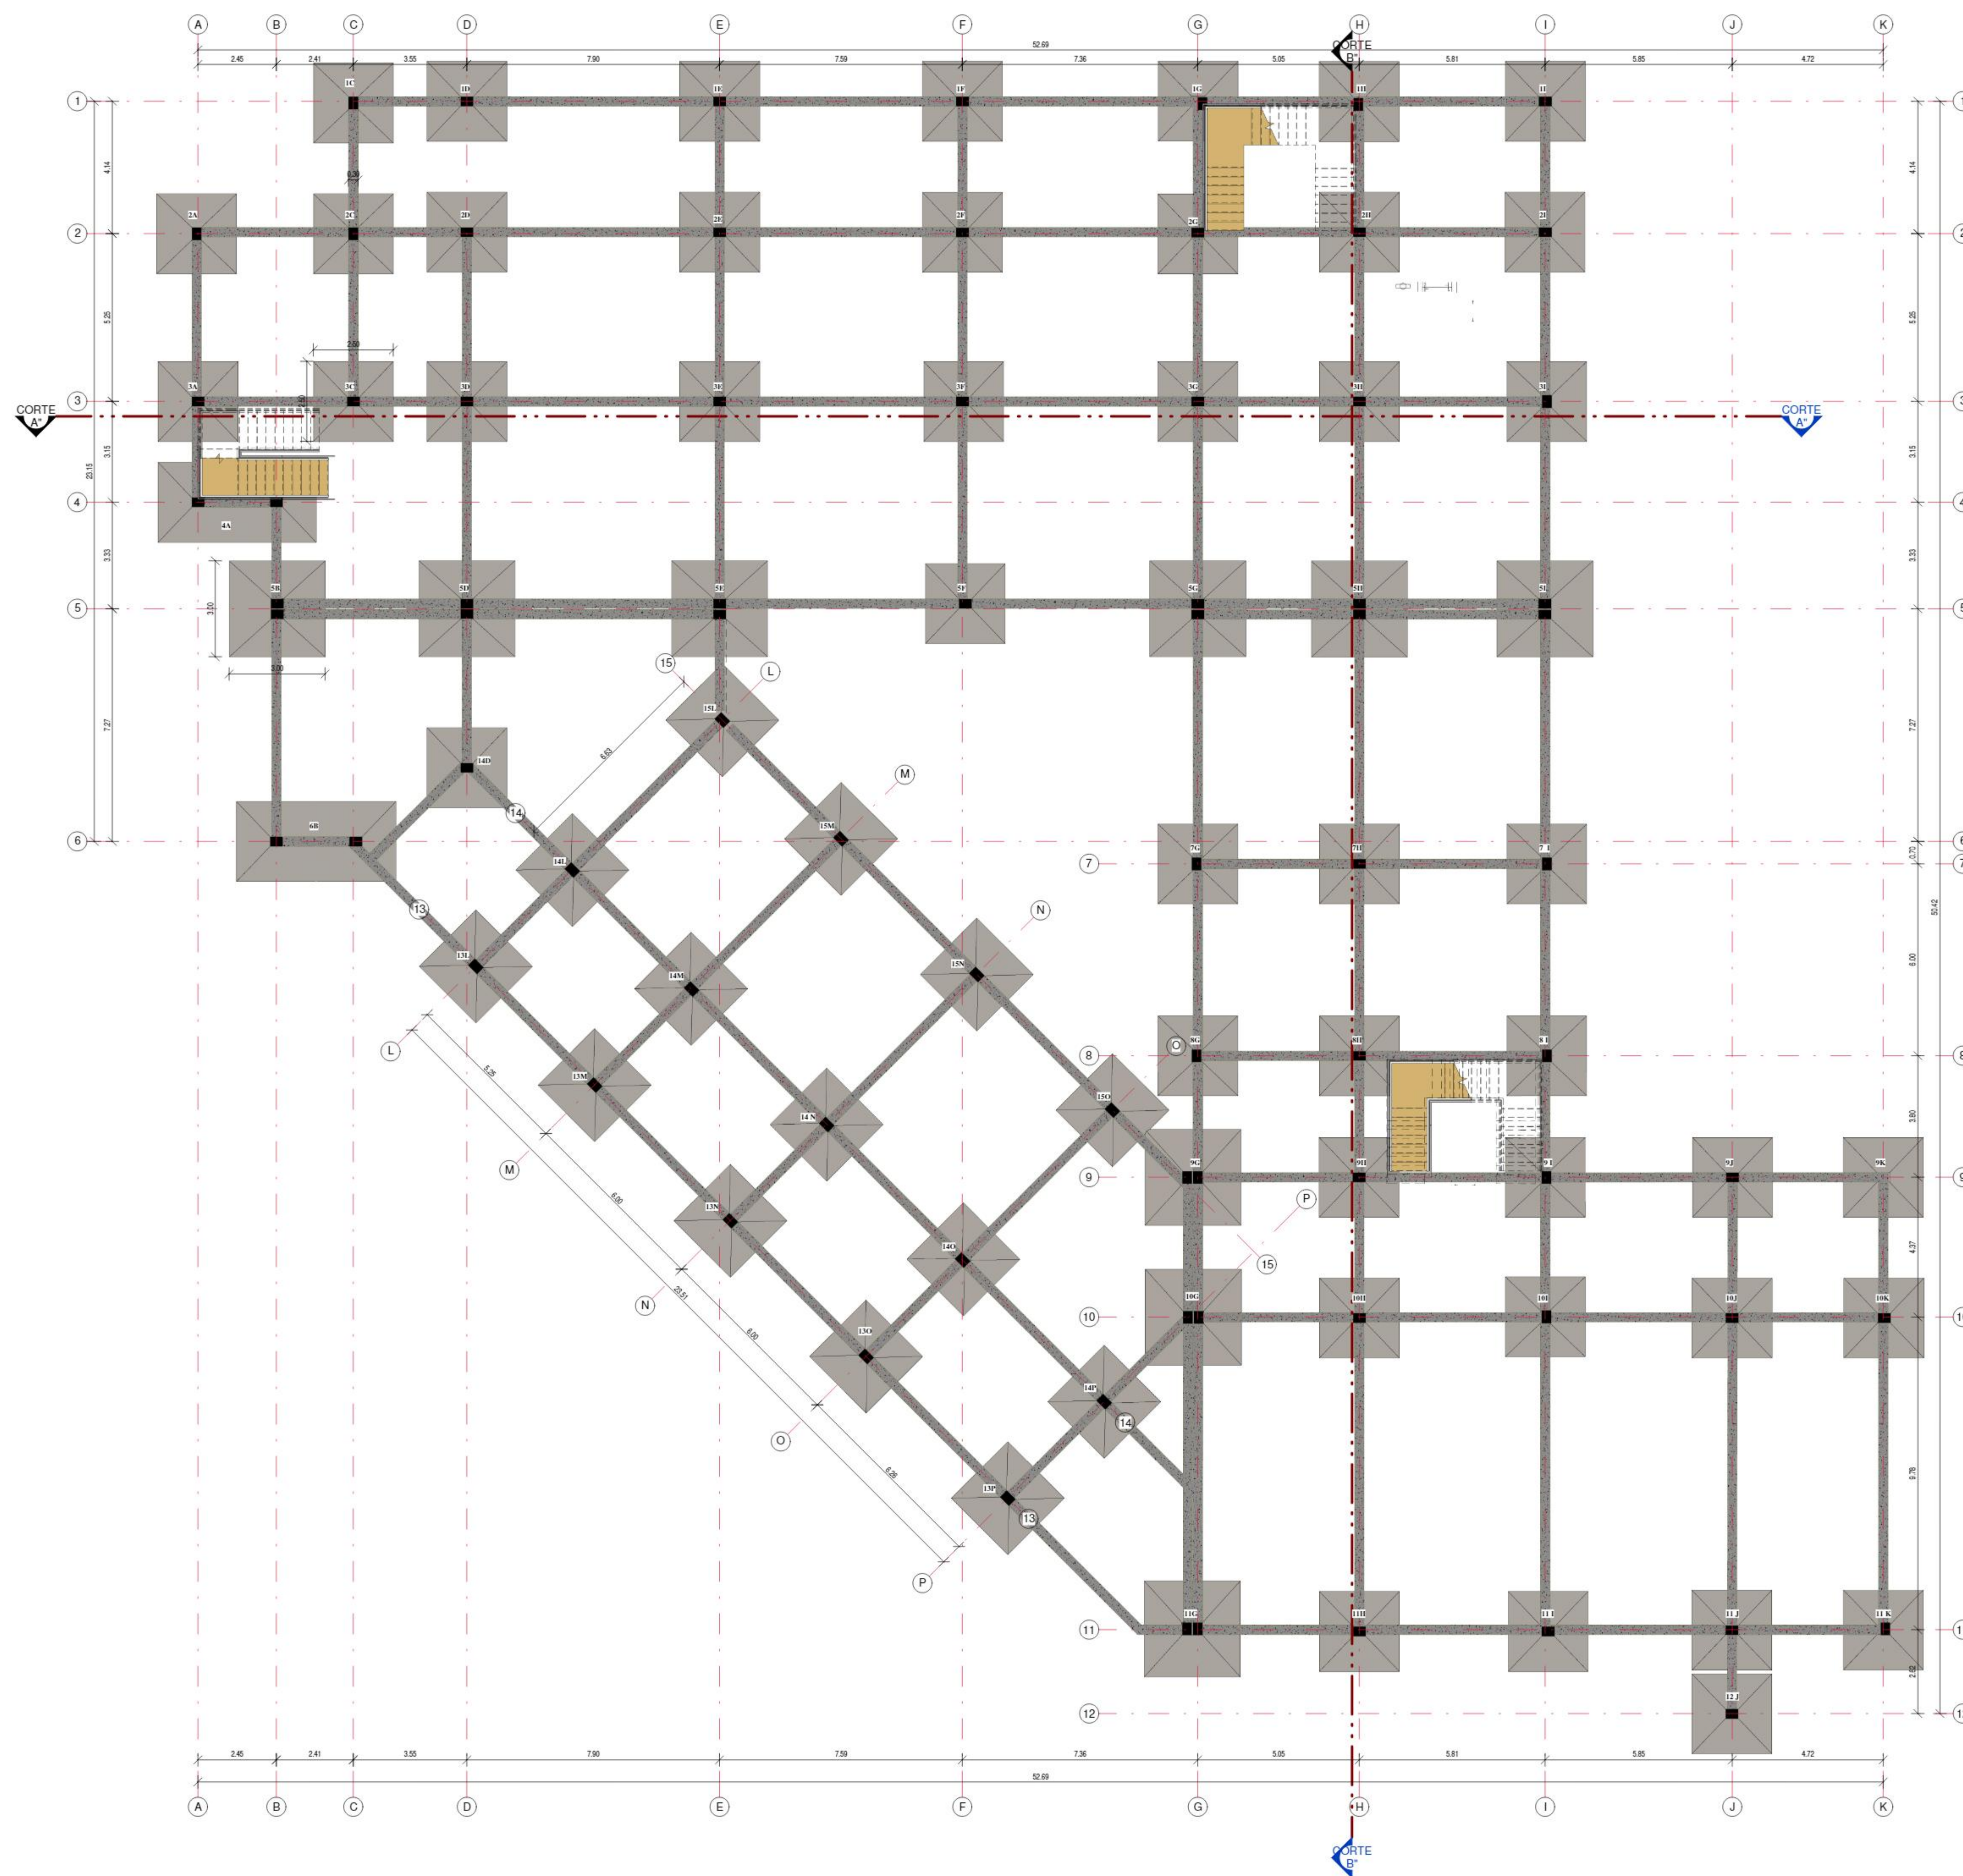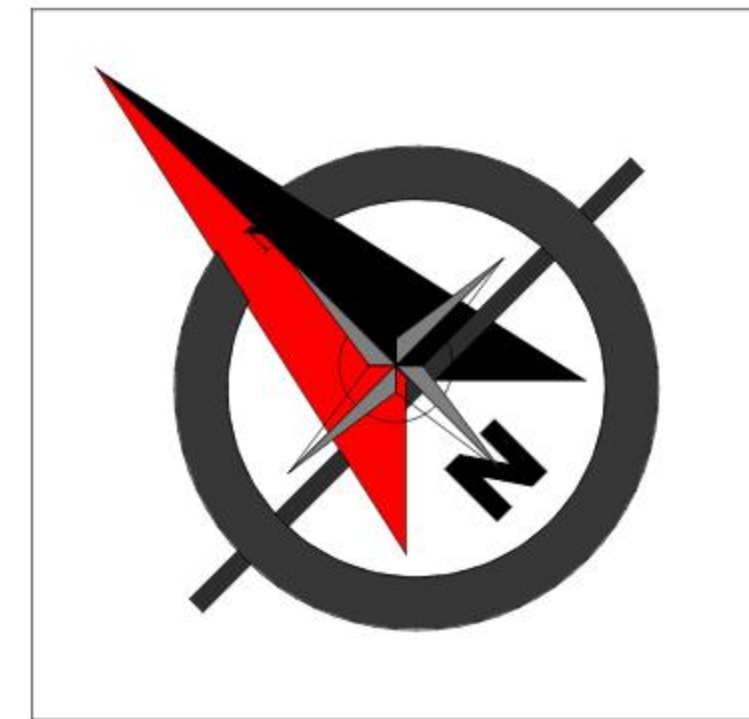

FUNDACIONES


PLANO DE FUNDACIÓN Esc: 1: 100

PROYECTO		
CENTRO CARDIOVASCULAR PARA EL DEPARTAMENTO DE TARIJA		
PLANTA: FUNDACIONES	DOCENTE : SANTOS PUMA LEON	ESCALA: 1:100
UNIVERSITARIO : WILFREDO CAYO	FECHA: 25/12/2020	LAMINA : 13.1 / 48






SISTEMA DE ESTRUCTURA DE SECCIÓN ACTIVA


Definición : Son sistemas estructurales de elementos lineales rgidos y solidos - incluyendo su forma compacta de losa - en los que la transmisión de cargas se efectúa por MOBILIZACIÓN DE FUERZAS SECCIONALES

Fuerza : los componentes de la estructura estan sometidos en primer lugar a flexión es decir a esfuerzos internos de compresión tracción y cortantes.

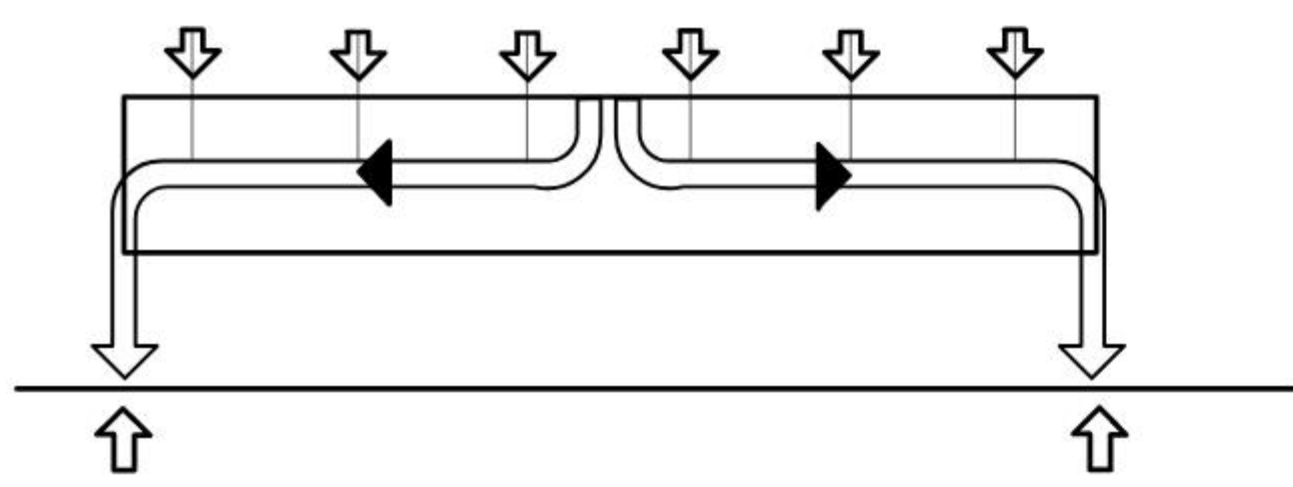


DEFINICION DE LAS ESTRUCTURAS DE SECCION ACTIVA

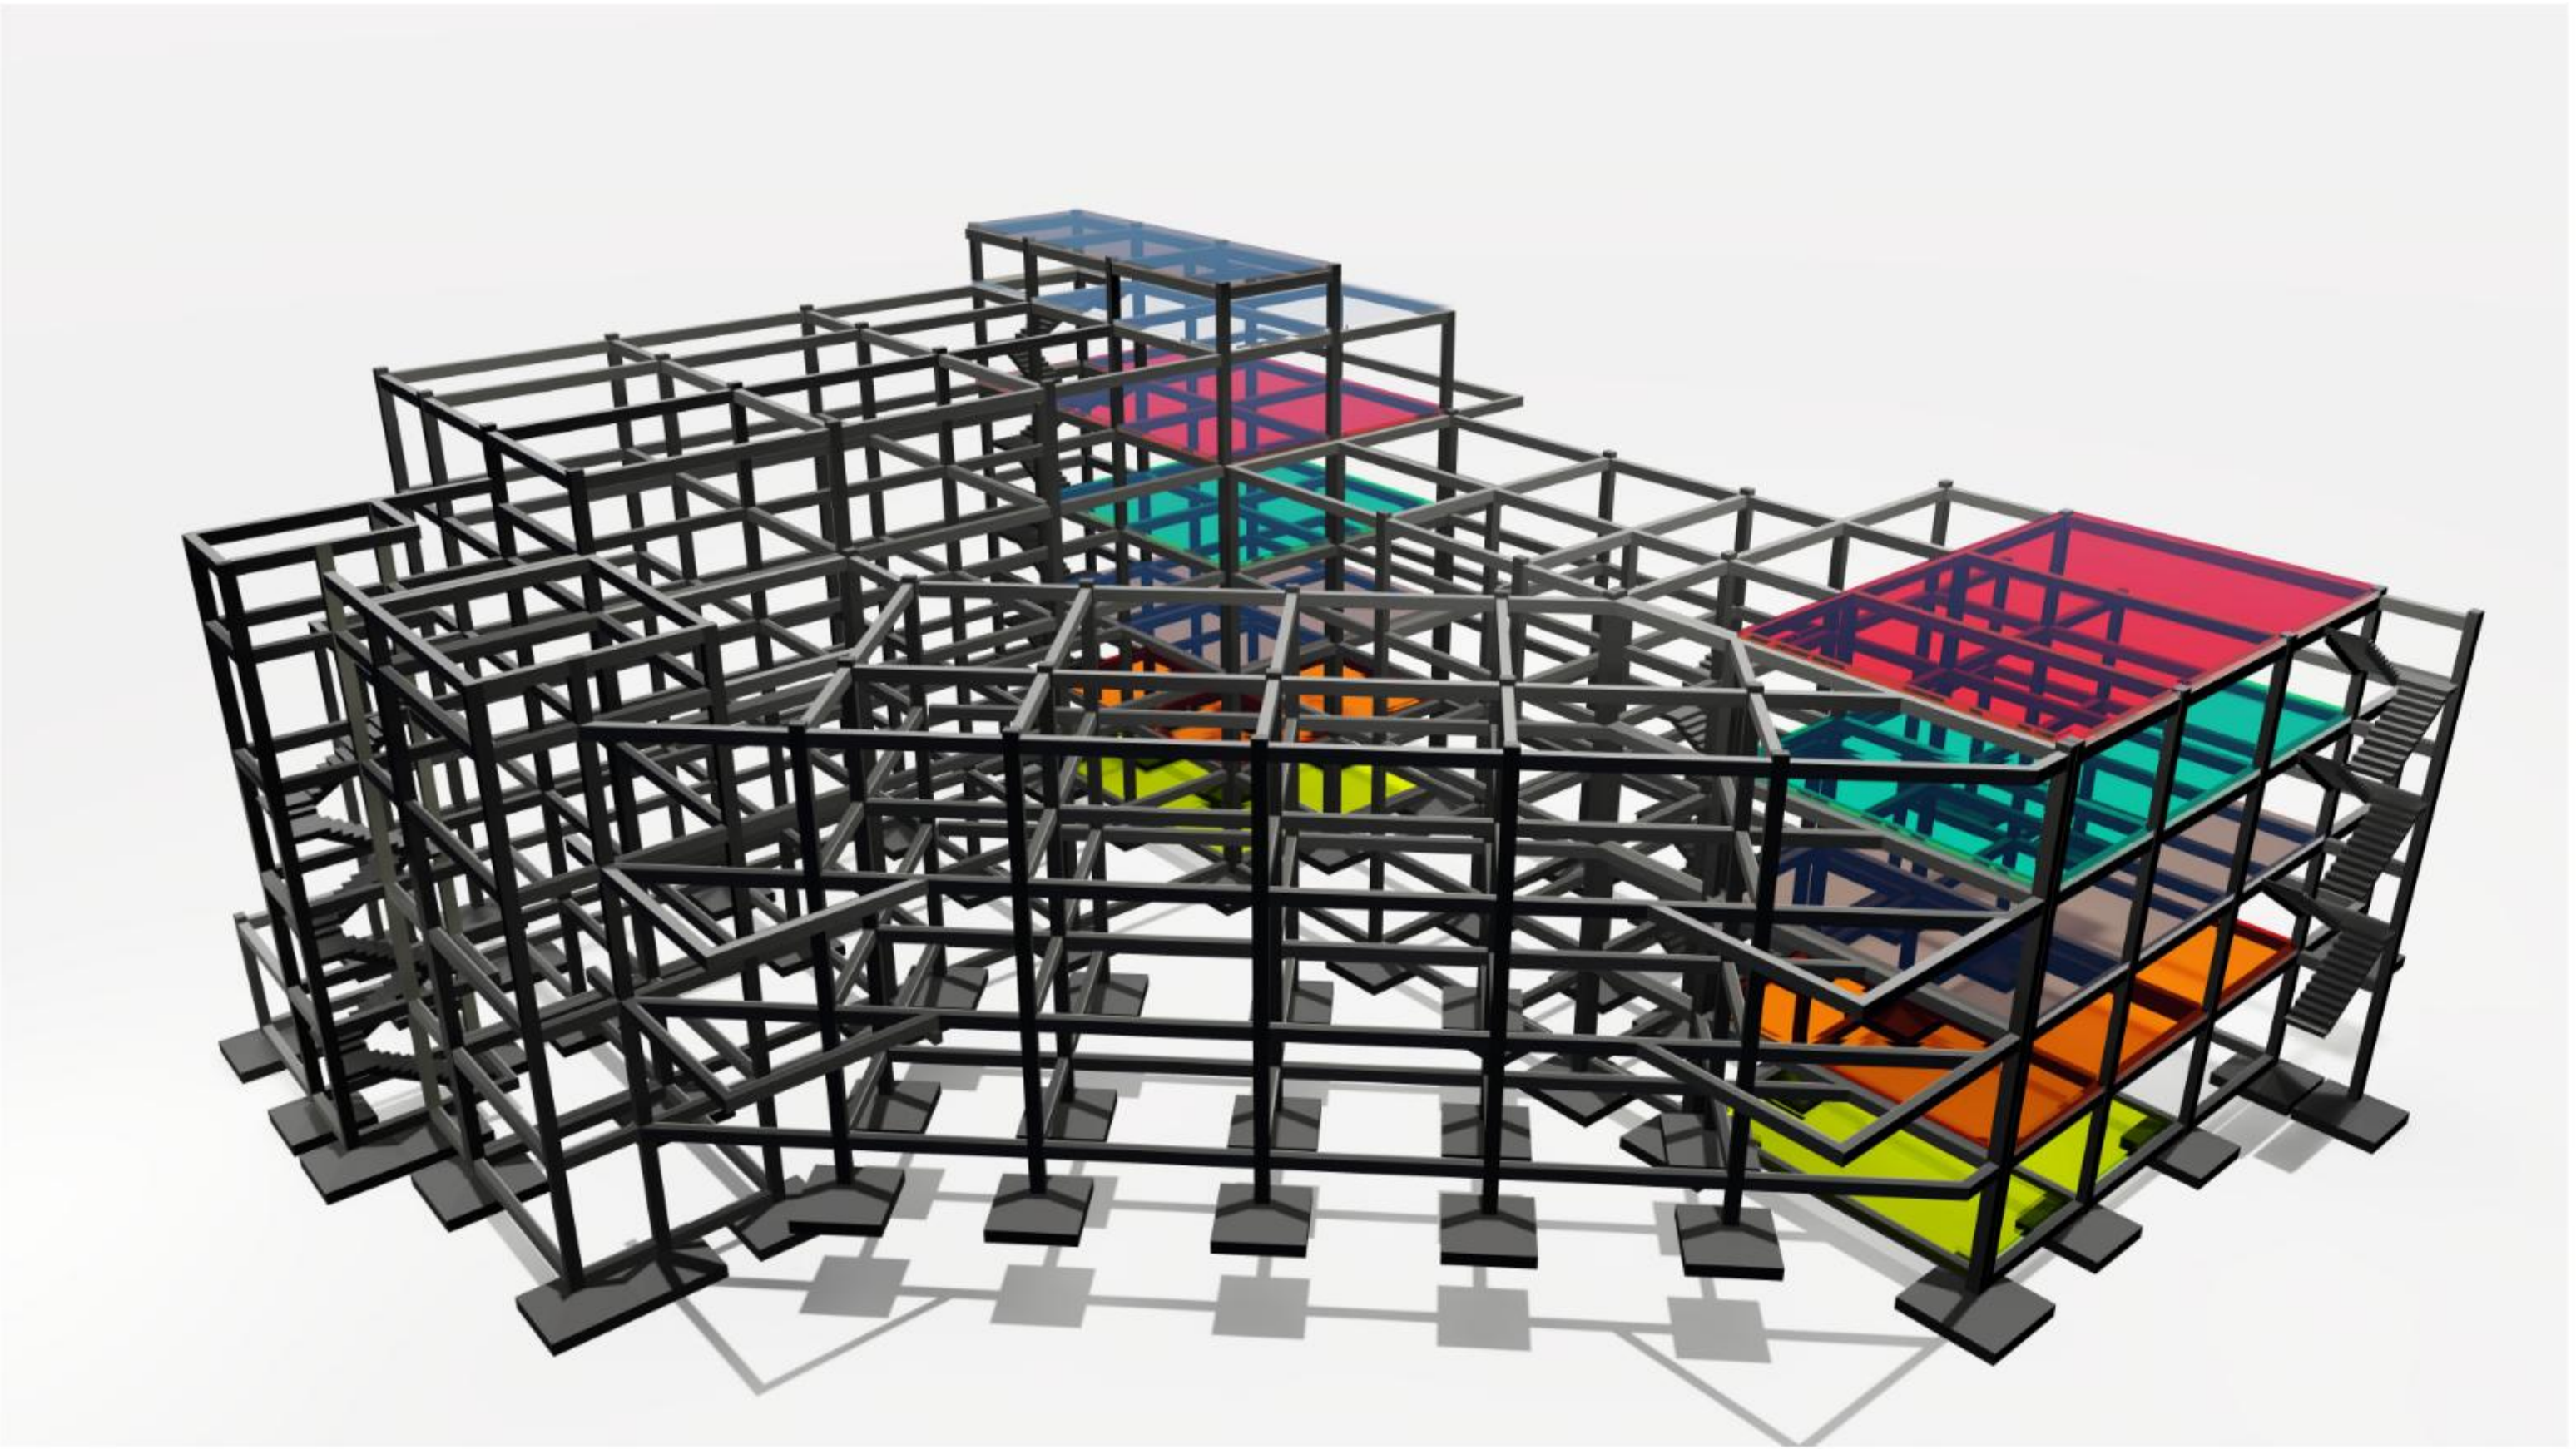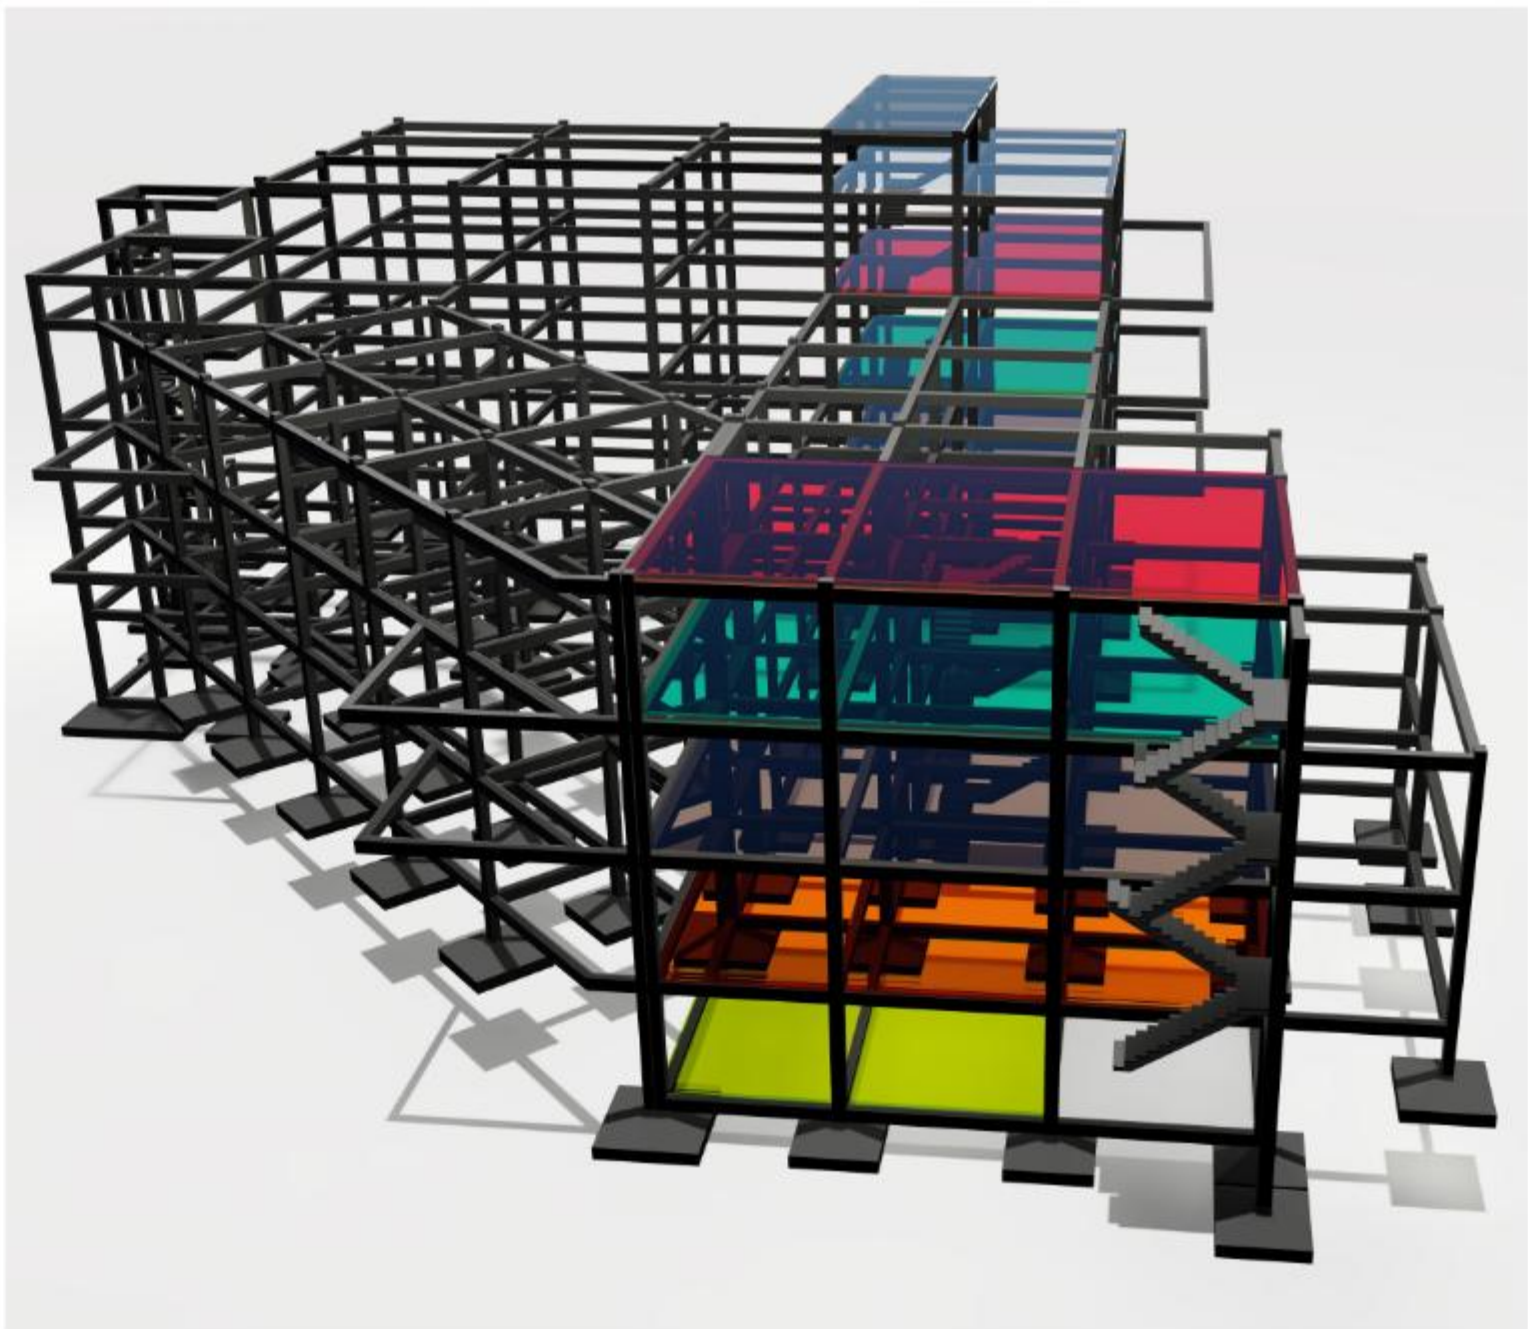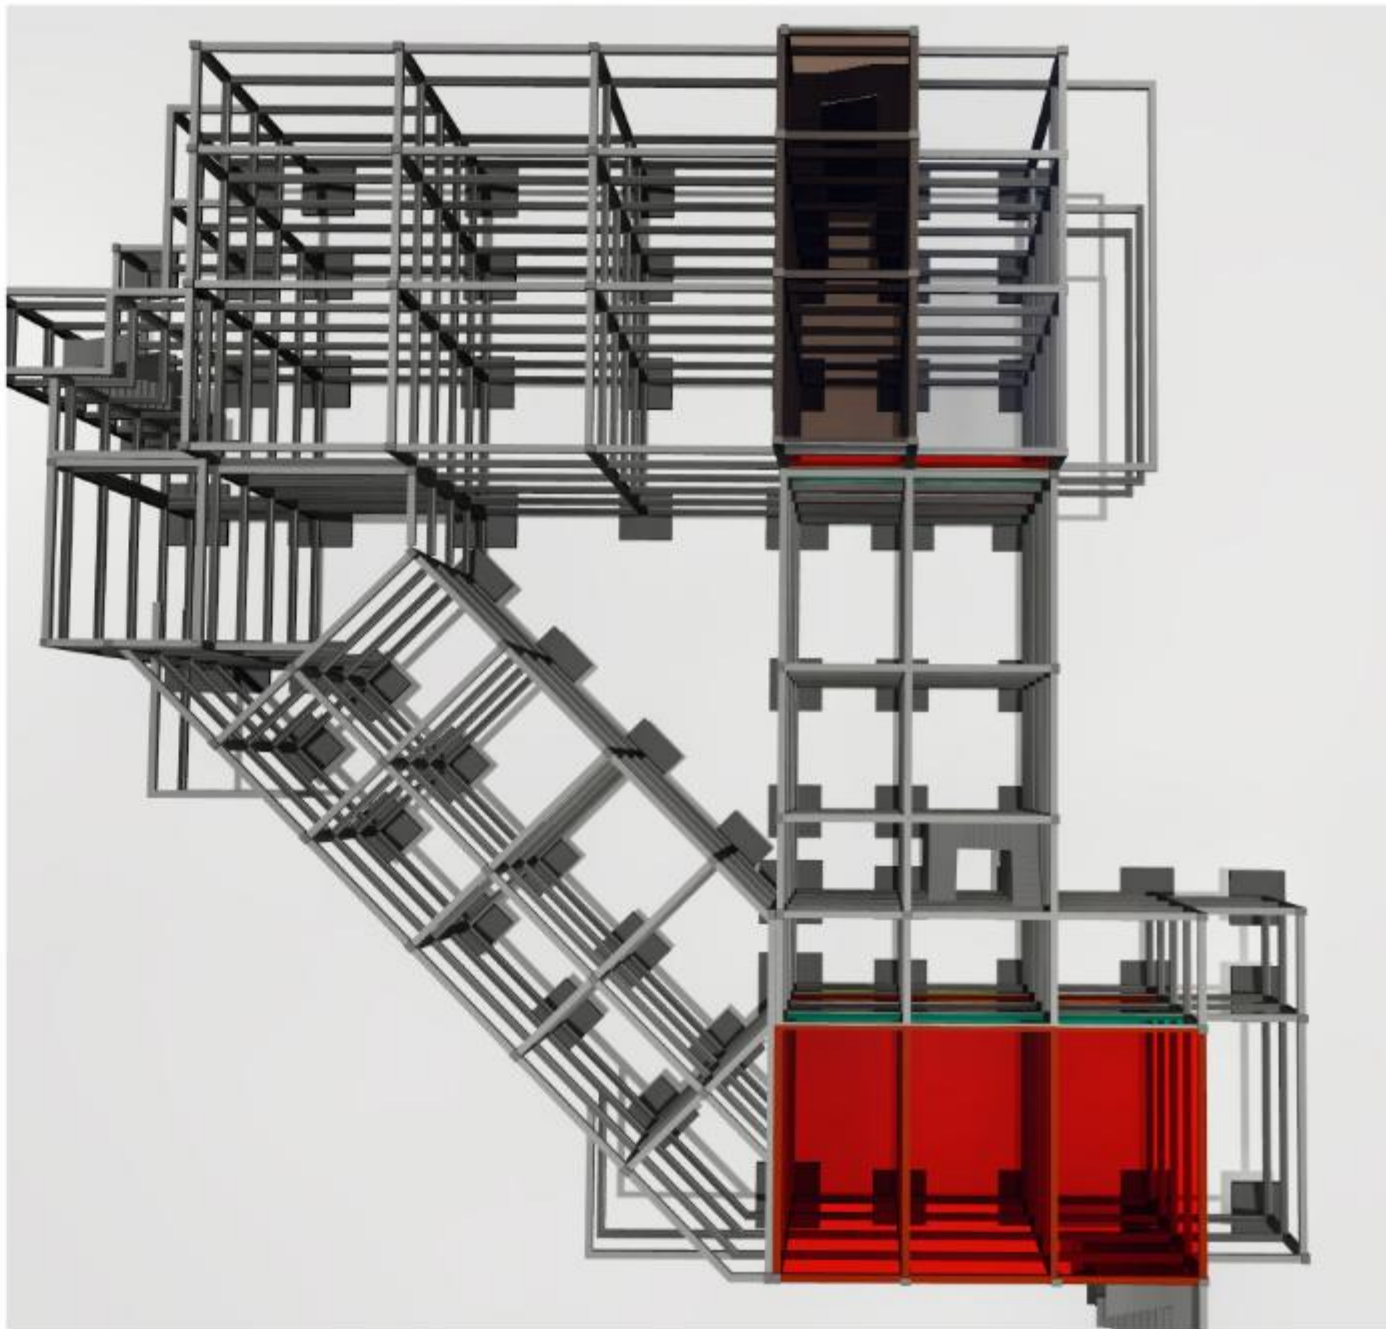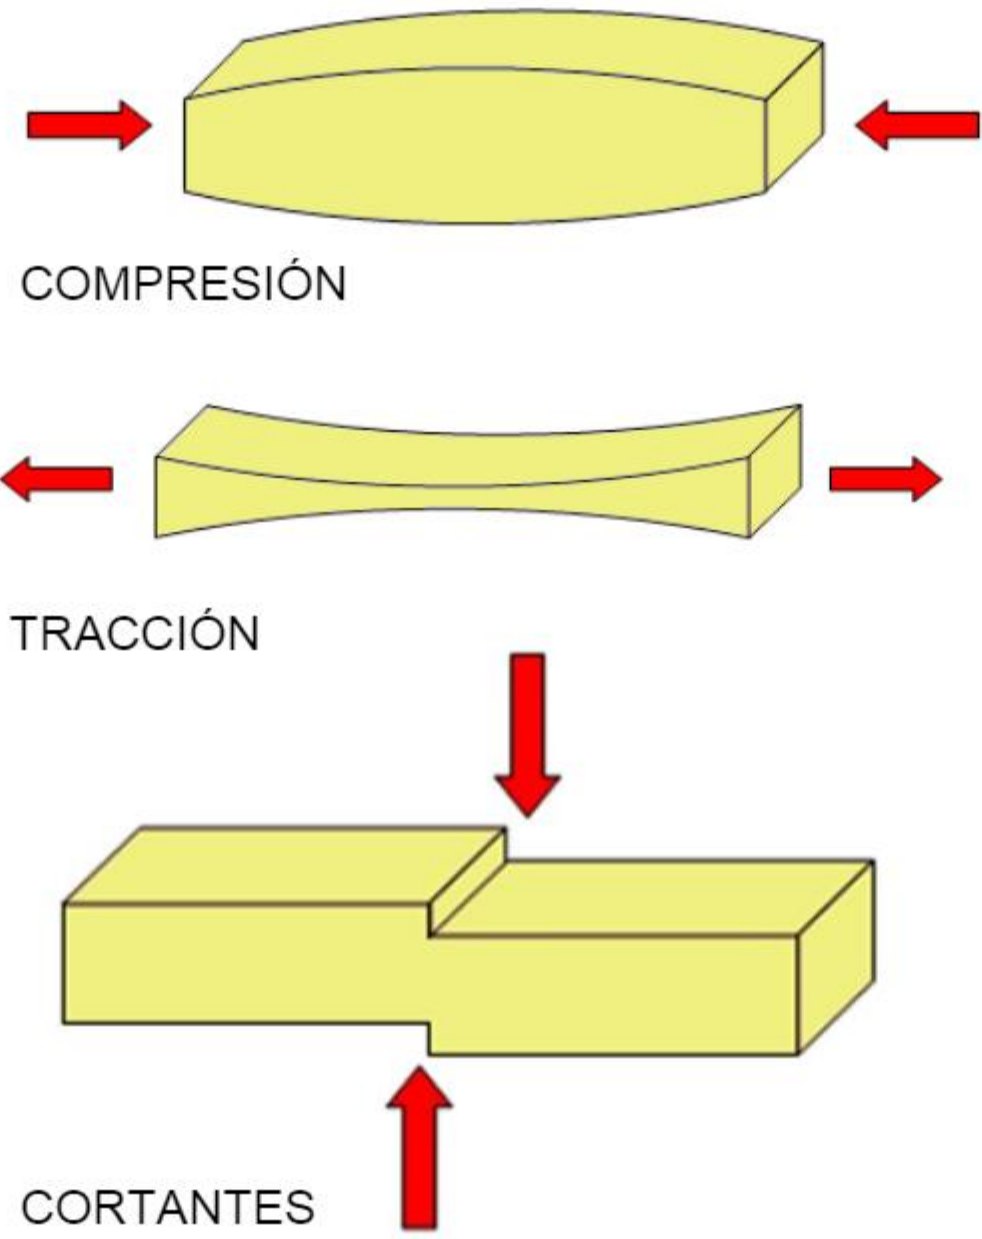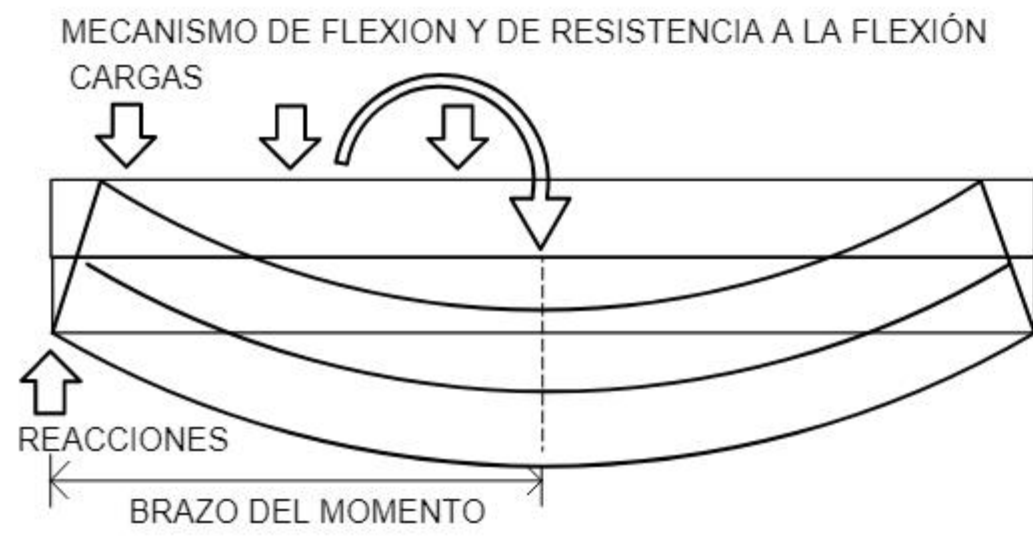

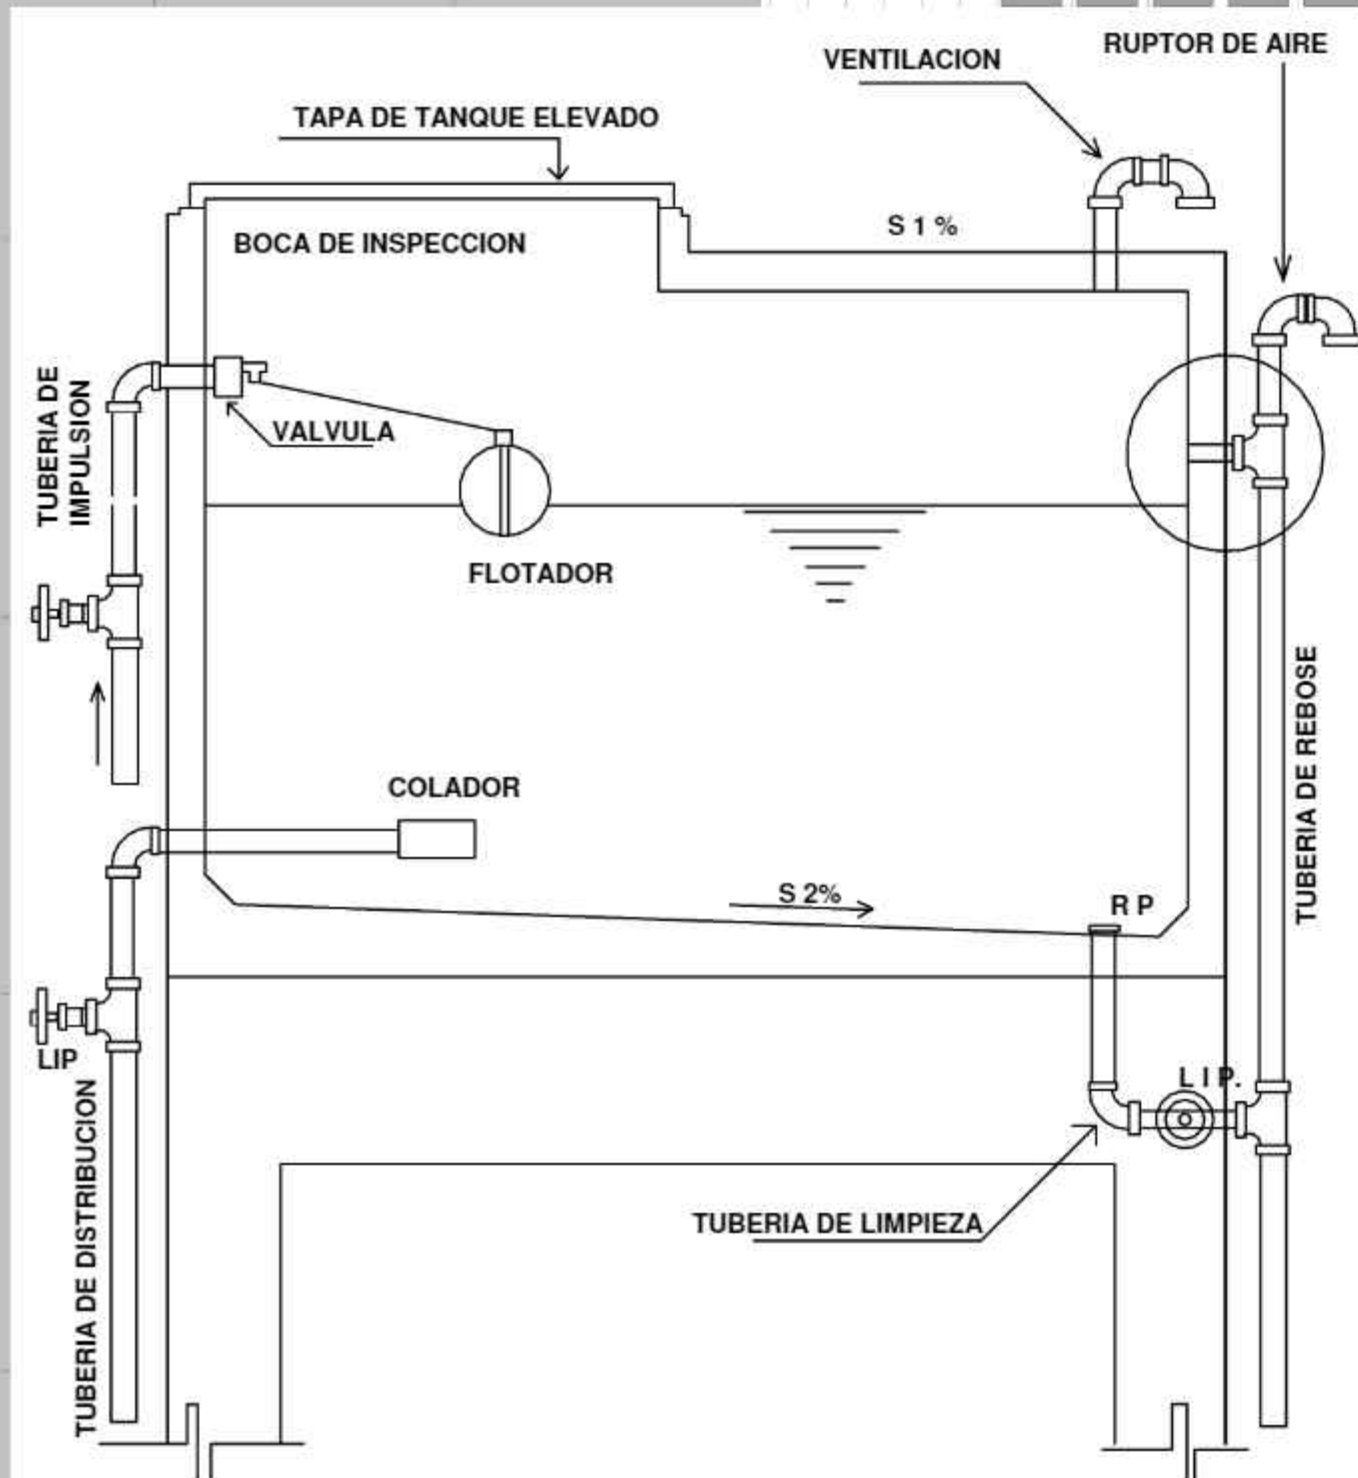

REFERENCIA	
	TUBERIA DE AGUA POTABLE CALIENTE
	TUBERIA DE AGUA POTABLE FRIA
	TUBERIA SANITARIA DE 6"
	TUBERIA SANITARIA DE 4"
	TUBERIA SANITARIA DE 2"
	LLAVE DE PASO
	REGILLA DE PROTECCION
	BOMBA DE SUCCION
	BAJANTE
	CAMARA DESGRASADORA
	CAMARA DE INSPECCION
	CAMARA RECEPTORA
	VALBULA DE RETENCION
	MEDIDOR
	CODO DE 90°
	CRUZ A BRIDAS
	TÉE A BRIDAS
	YEE

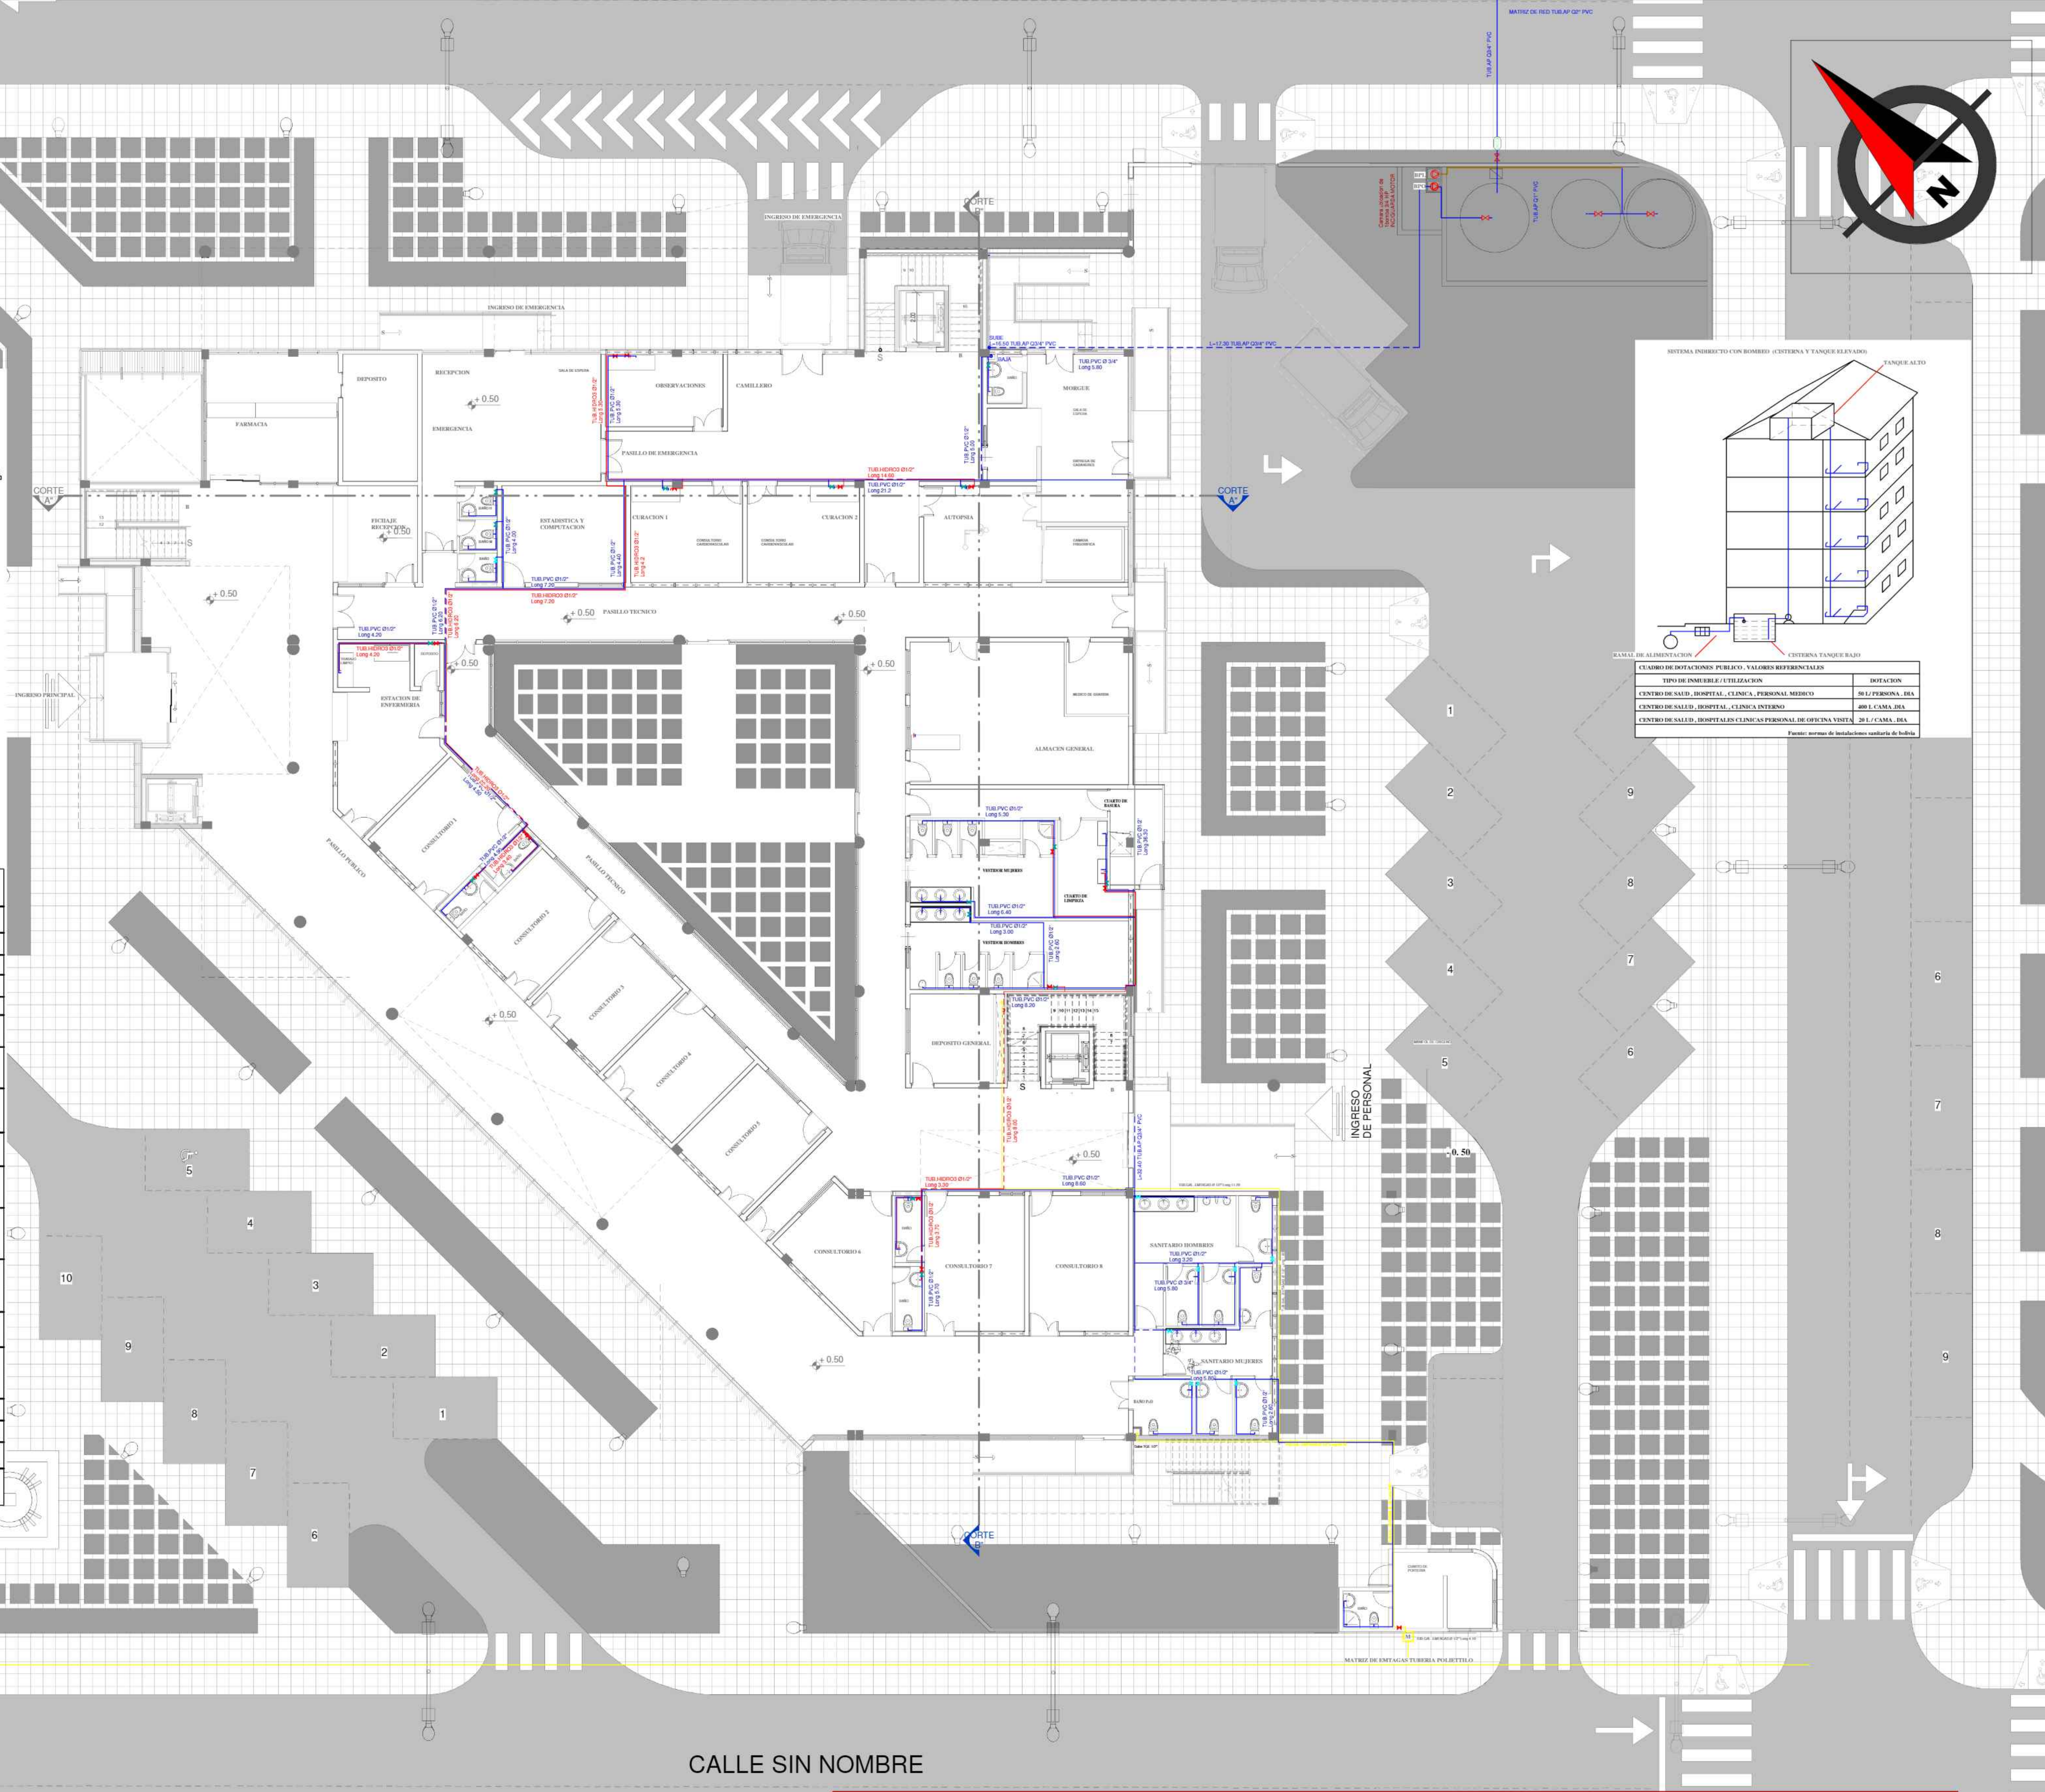

PLANTA BAJA
INST. AGUA POTABLE Esc: 1: 100

PROYECTO

CENTRO CARDIOVASCULAR PARA EL DEPARTAMENTO DE TARIJA

PLANTA: INSTALACIONES SANITARIAS


DOCENTE : SANTOS PUMA LEON



ESCALA: 1:100

UNIVERSITARIO : WILFREDO CAYO

FECHA:25/12/2020

LAMINA : 14.1.1 /48

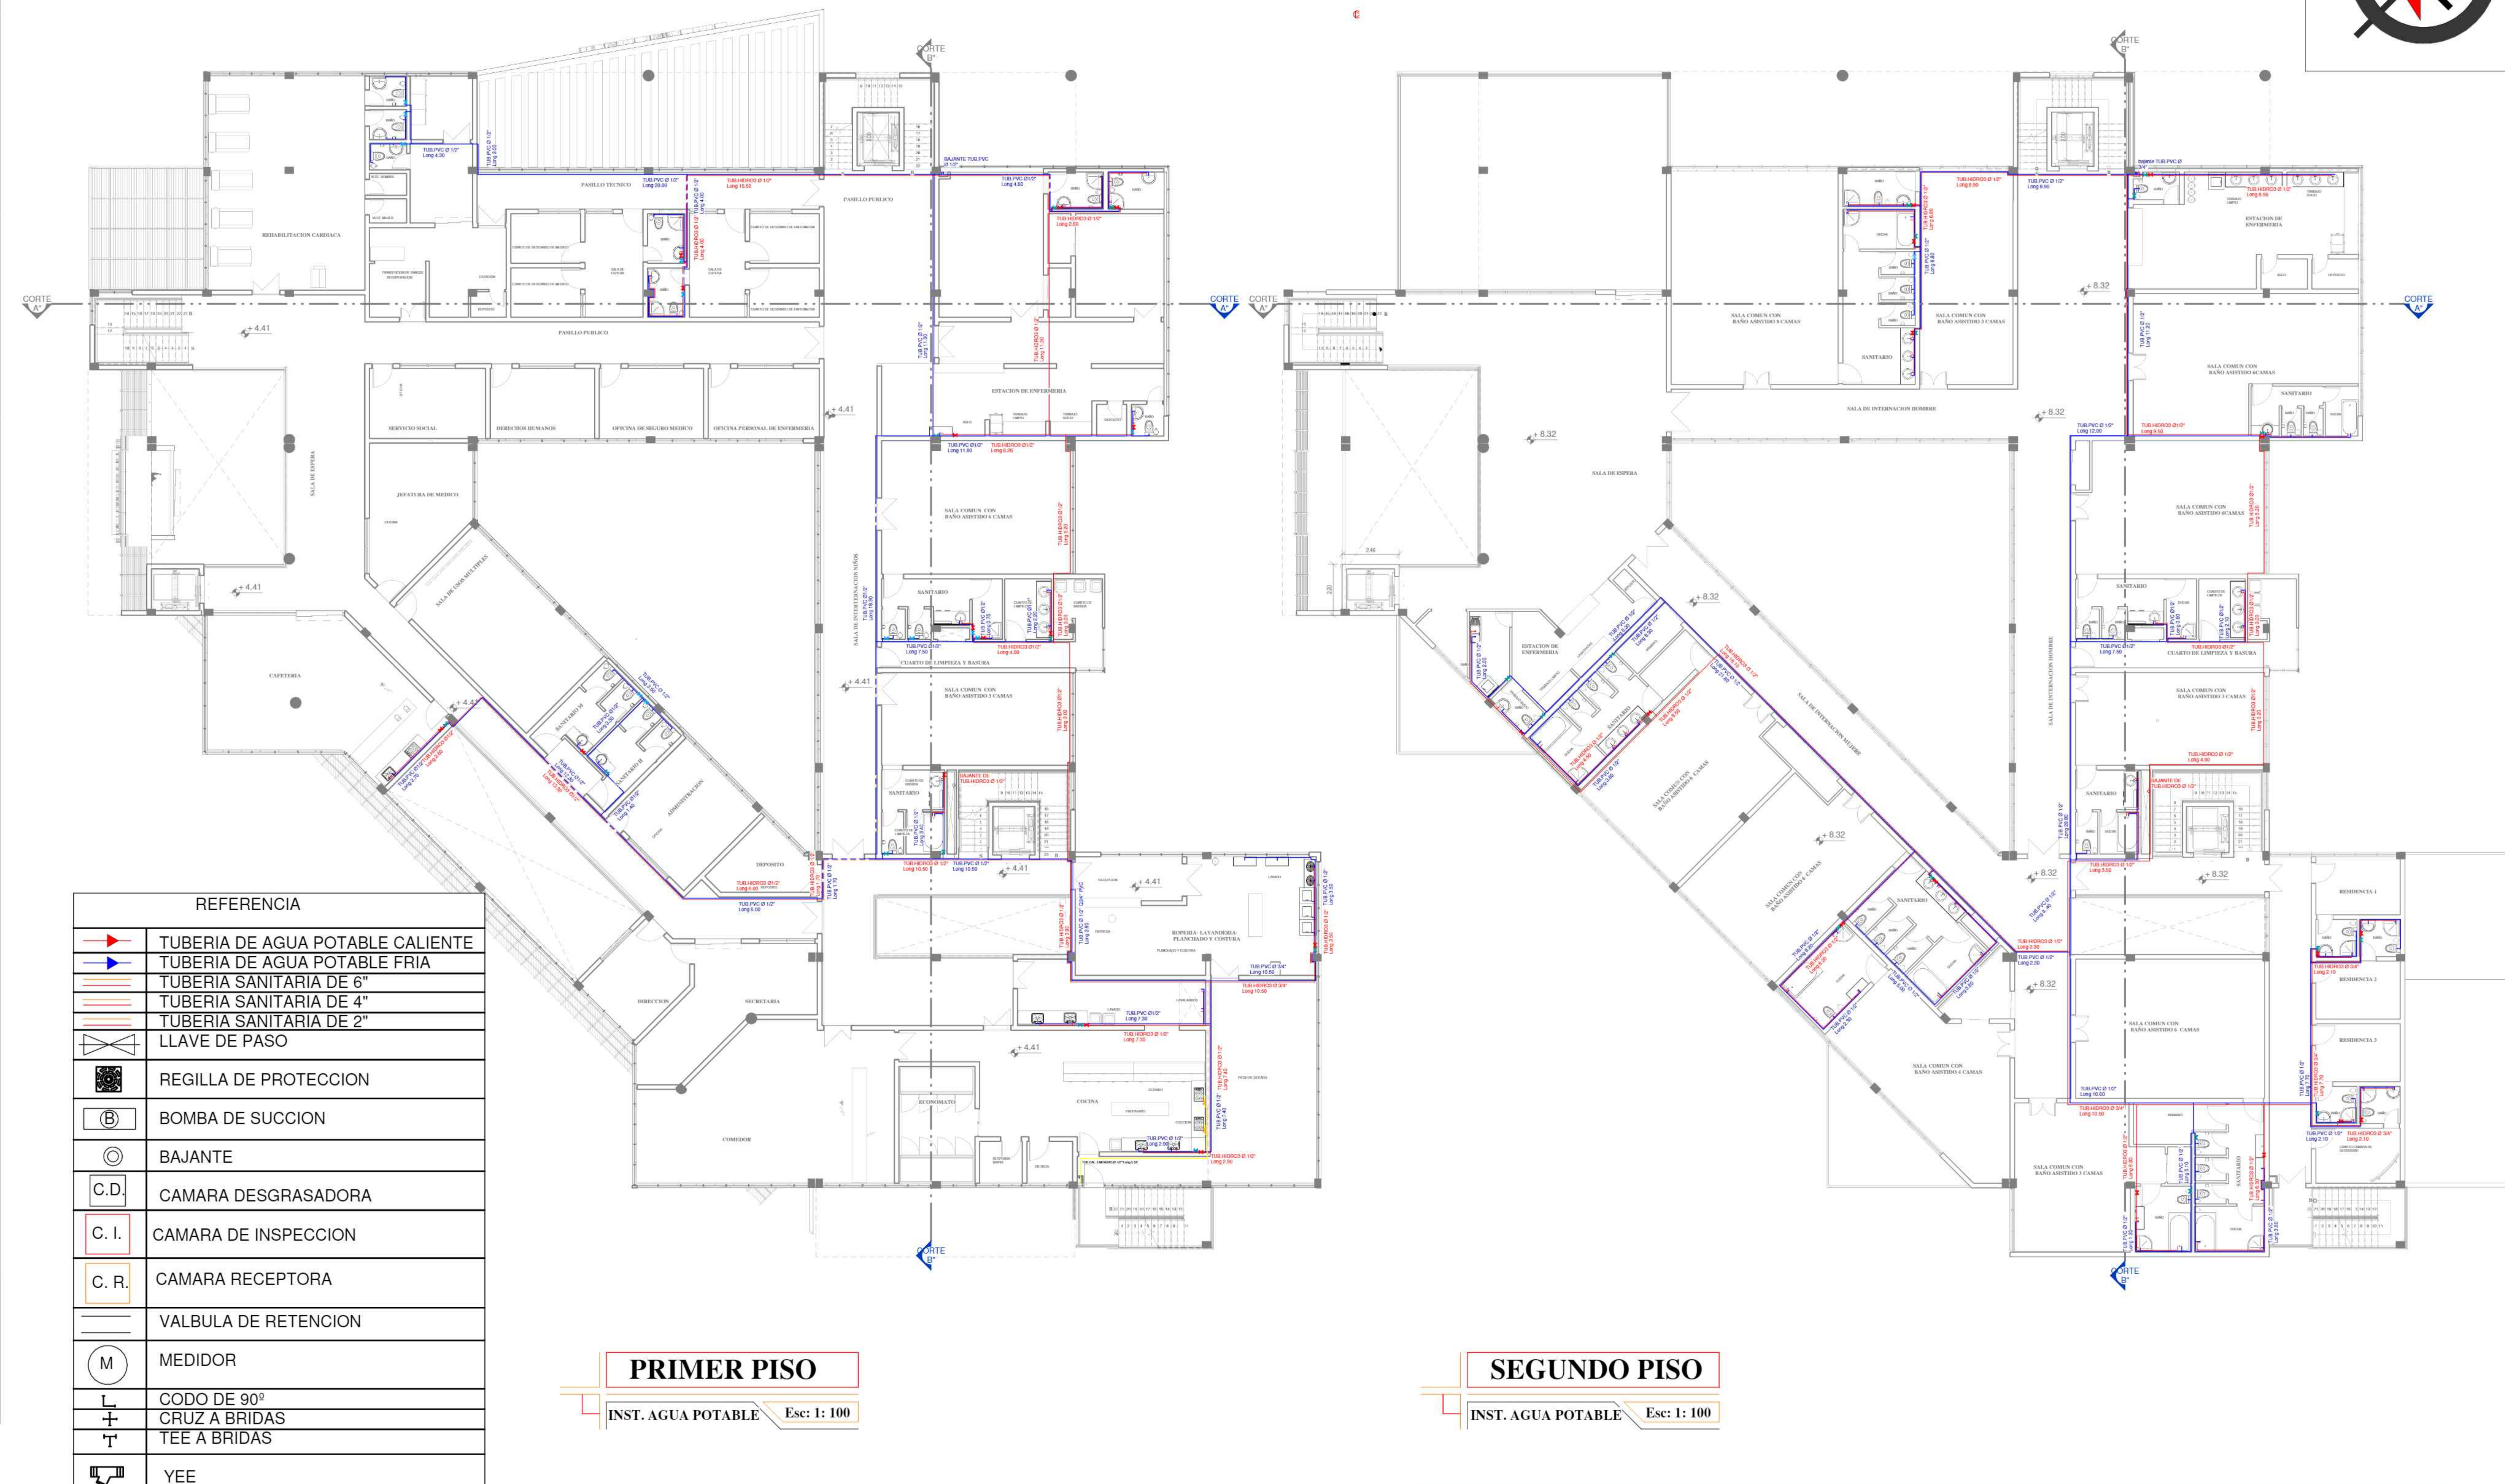


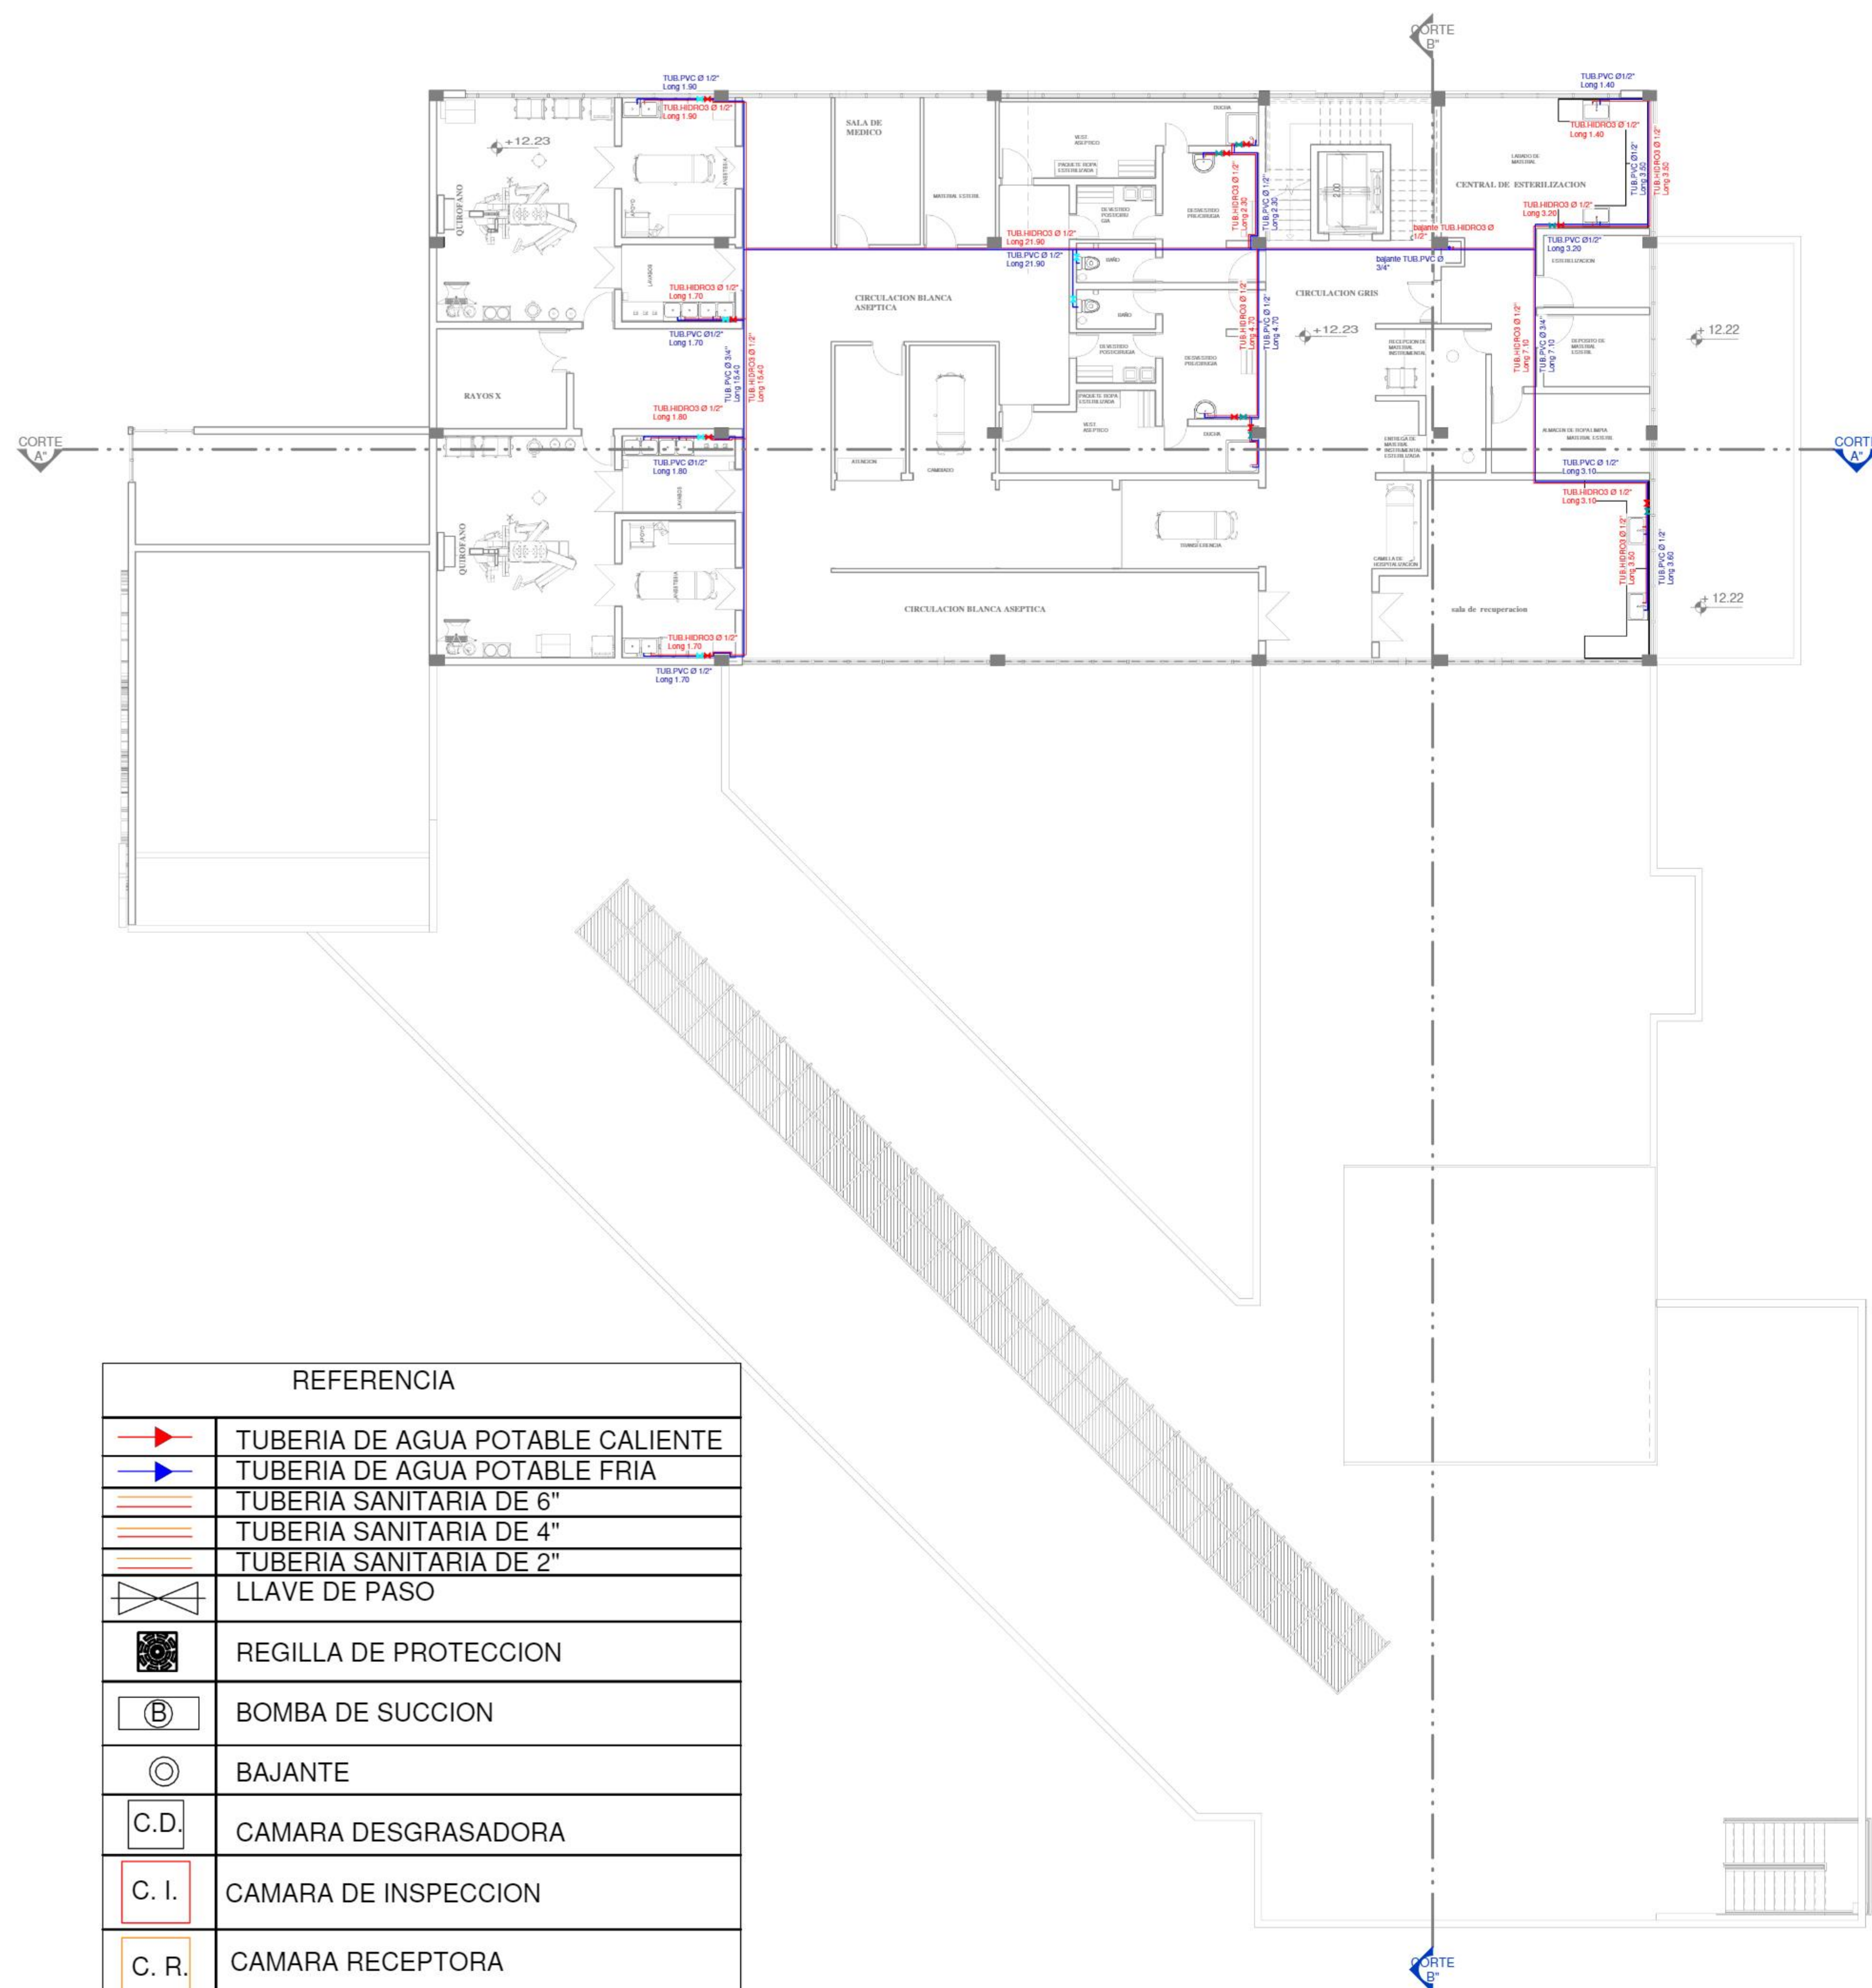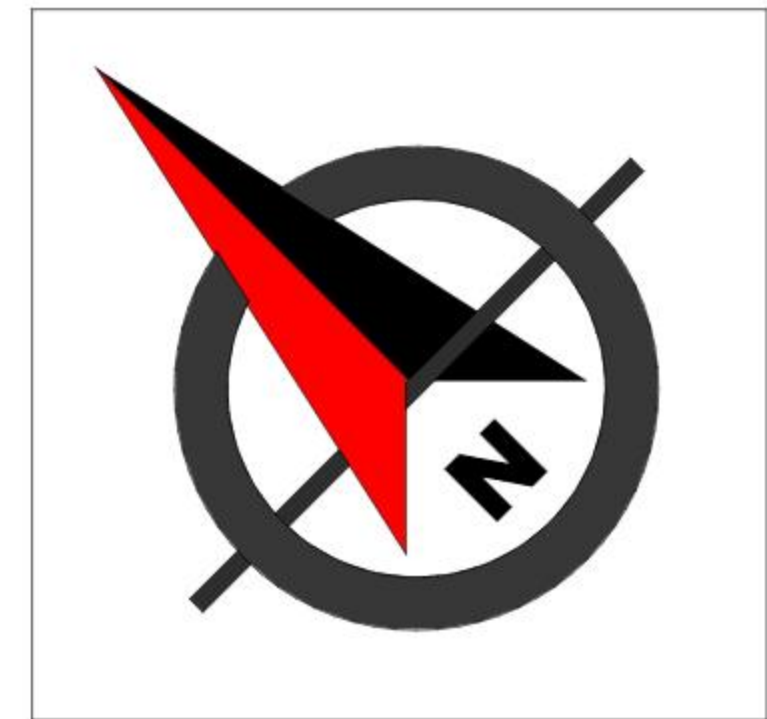

REFERENCIA	
	TUBERIA DE AGUA POTABLE CALIENTE
	TUBERIA DE AGUA POTABLE FRIA
	TUBERIA SANITARIA DE 6"
	TUBERIA SANITARIA DE 4"
	TUBERIA SANITARIA DE 2"
	LLAVE DE PASO
	REGILLA DE PROTECCION
	BOMBA DE SUCCION
	BAJANTE
	CAMARA DESGRASADORA
	CAMARA DE INSPECCION
	CAMARA RECEPTORA
	VALBULA DE RETENCION
	MEDIDOR
	CODO DE 90°
	CRUZ A BRIDAS
	TEE A BRIDAS
	YEE

TERCER PISO

INST. AGUA POTABLE Esc: 1: 100

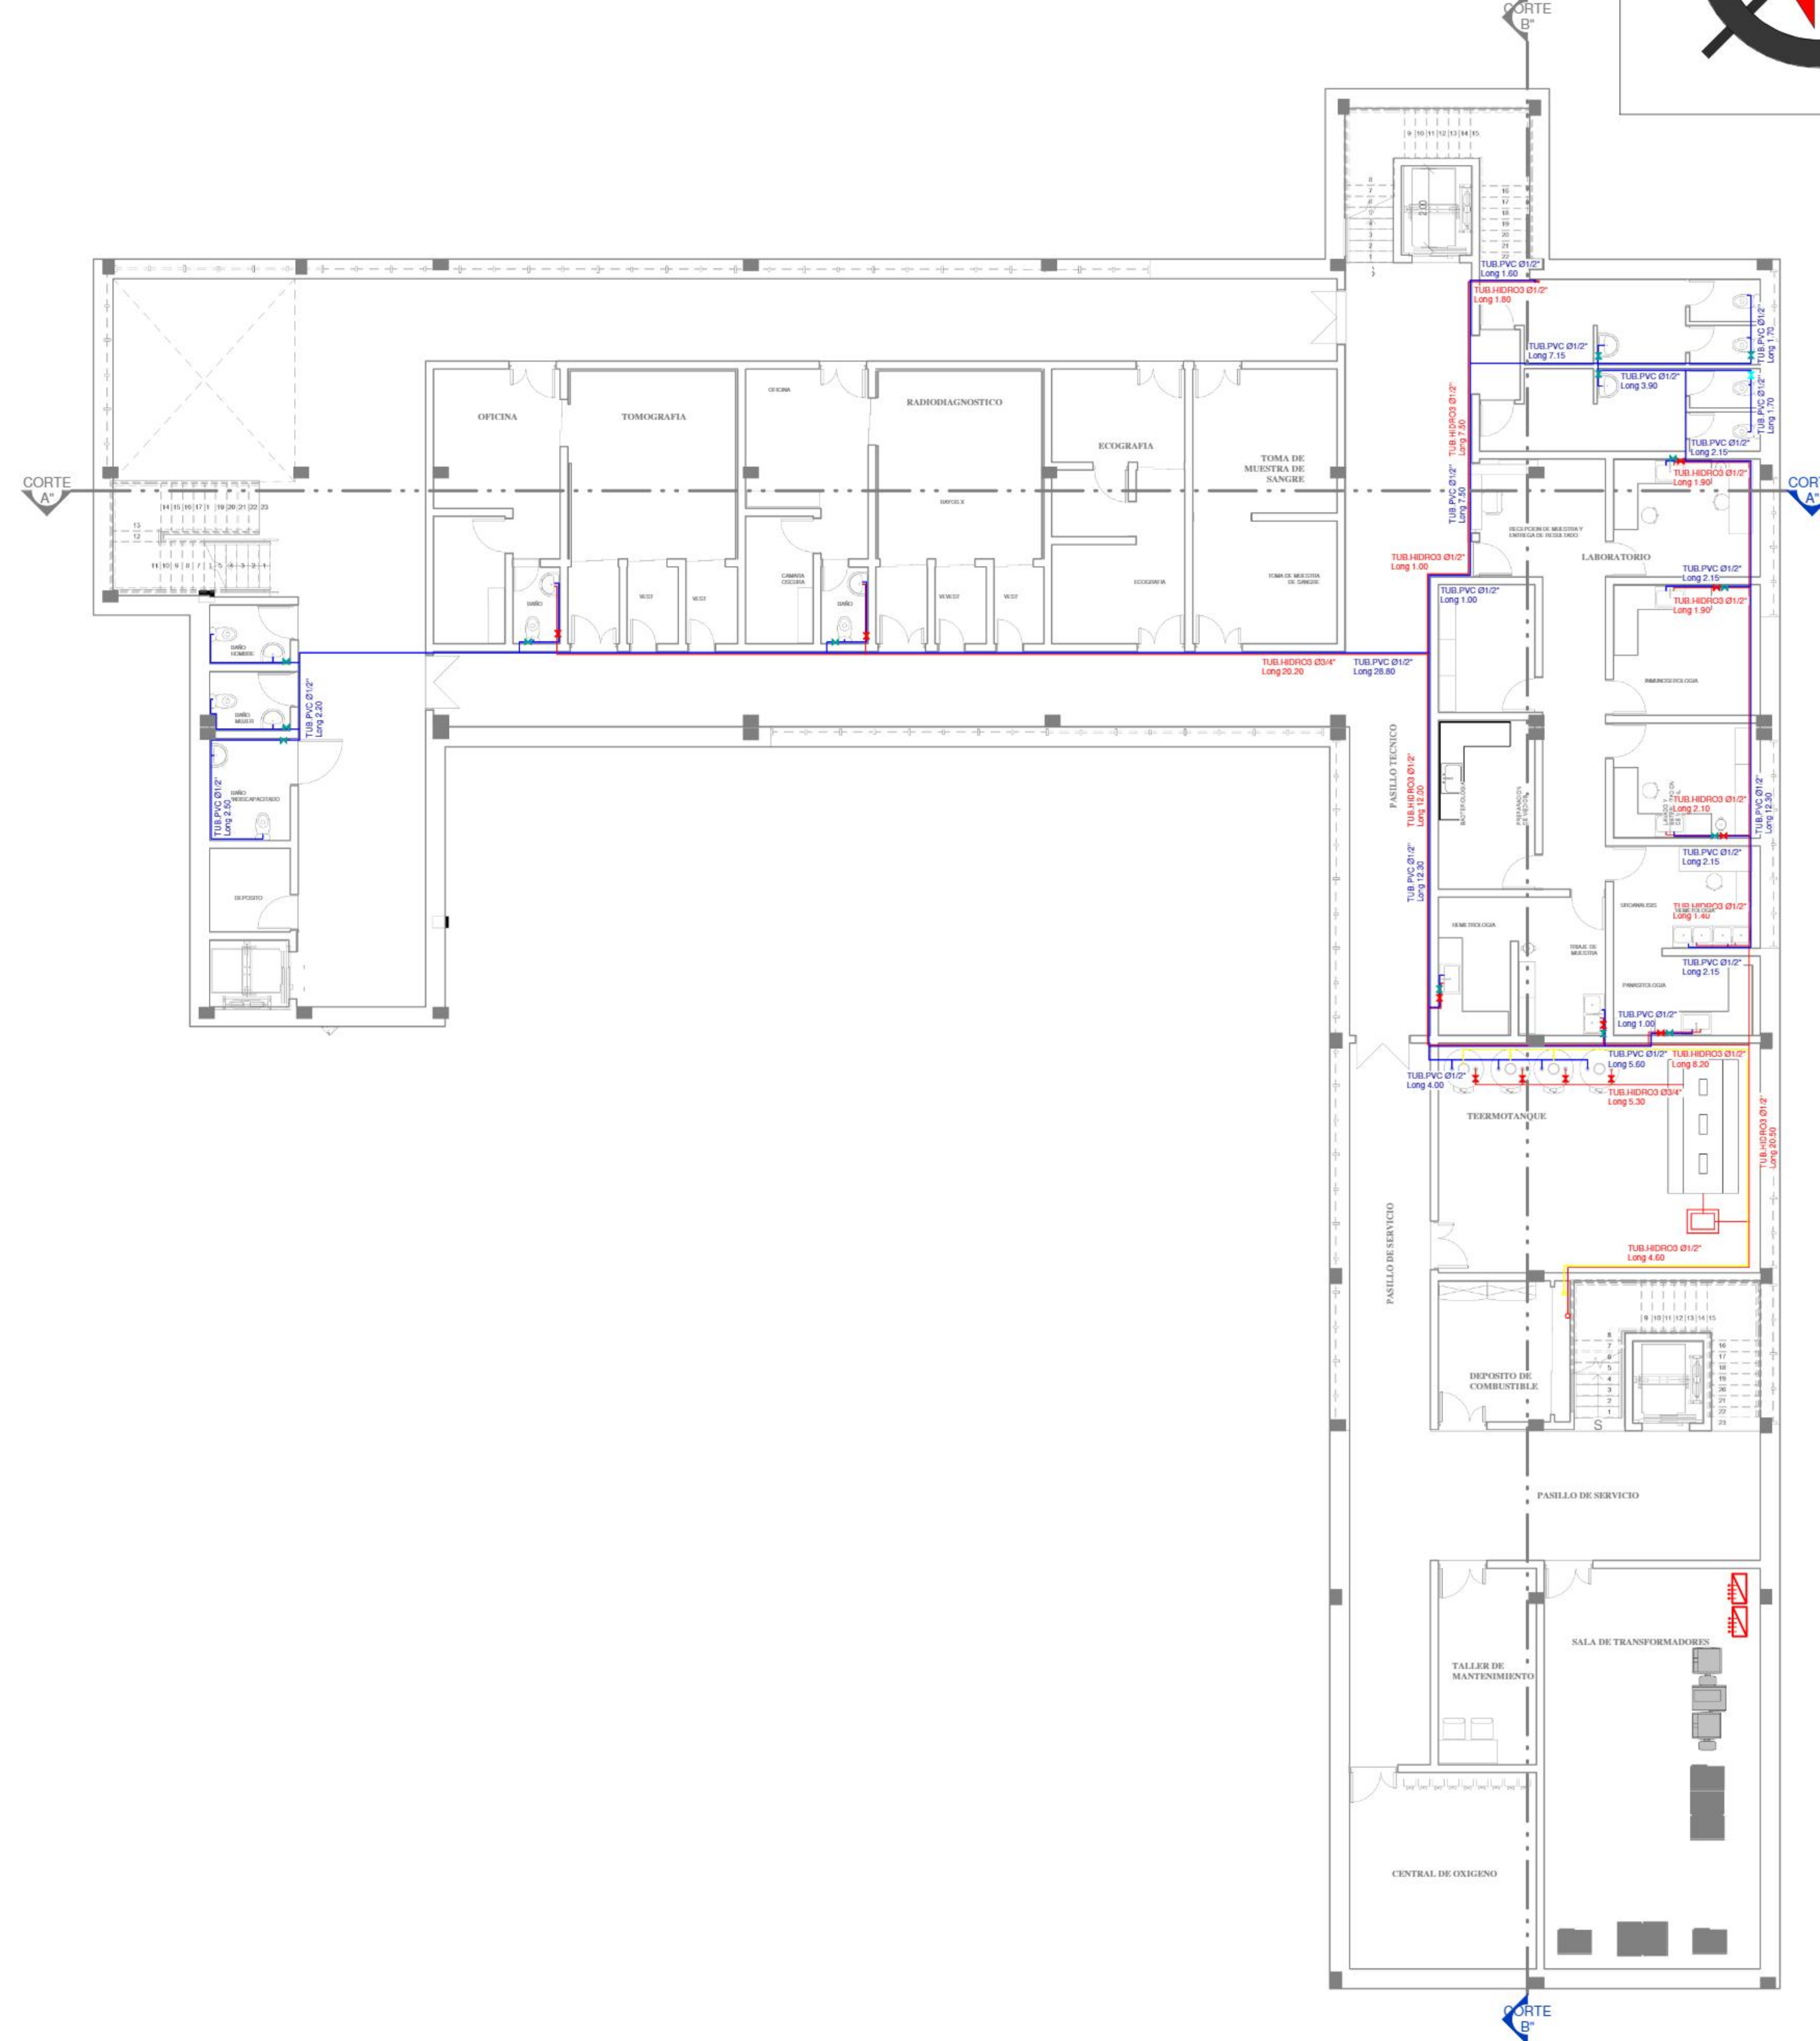

P.SUB-SUELO

INST. AGUA POTABLE Esc: 1: 100

PROYECTO

CENTRO CARDIOVASCULAR PARA EL DEPARTAMENTO DE TARIJA

PLANTA: INSTALACIONES SANITARIAS

UNIVERSITARIO : WILFREDO CAYO


DOCENTE : SANTOS PUMA LEON

FECHA:25/12/2020

ESCALA: 1:100

LAMINA : 14.1.3 / 48

U.A.J.M.S.

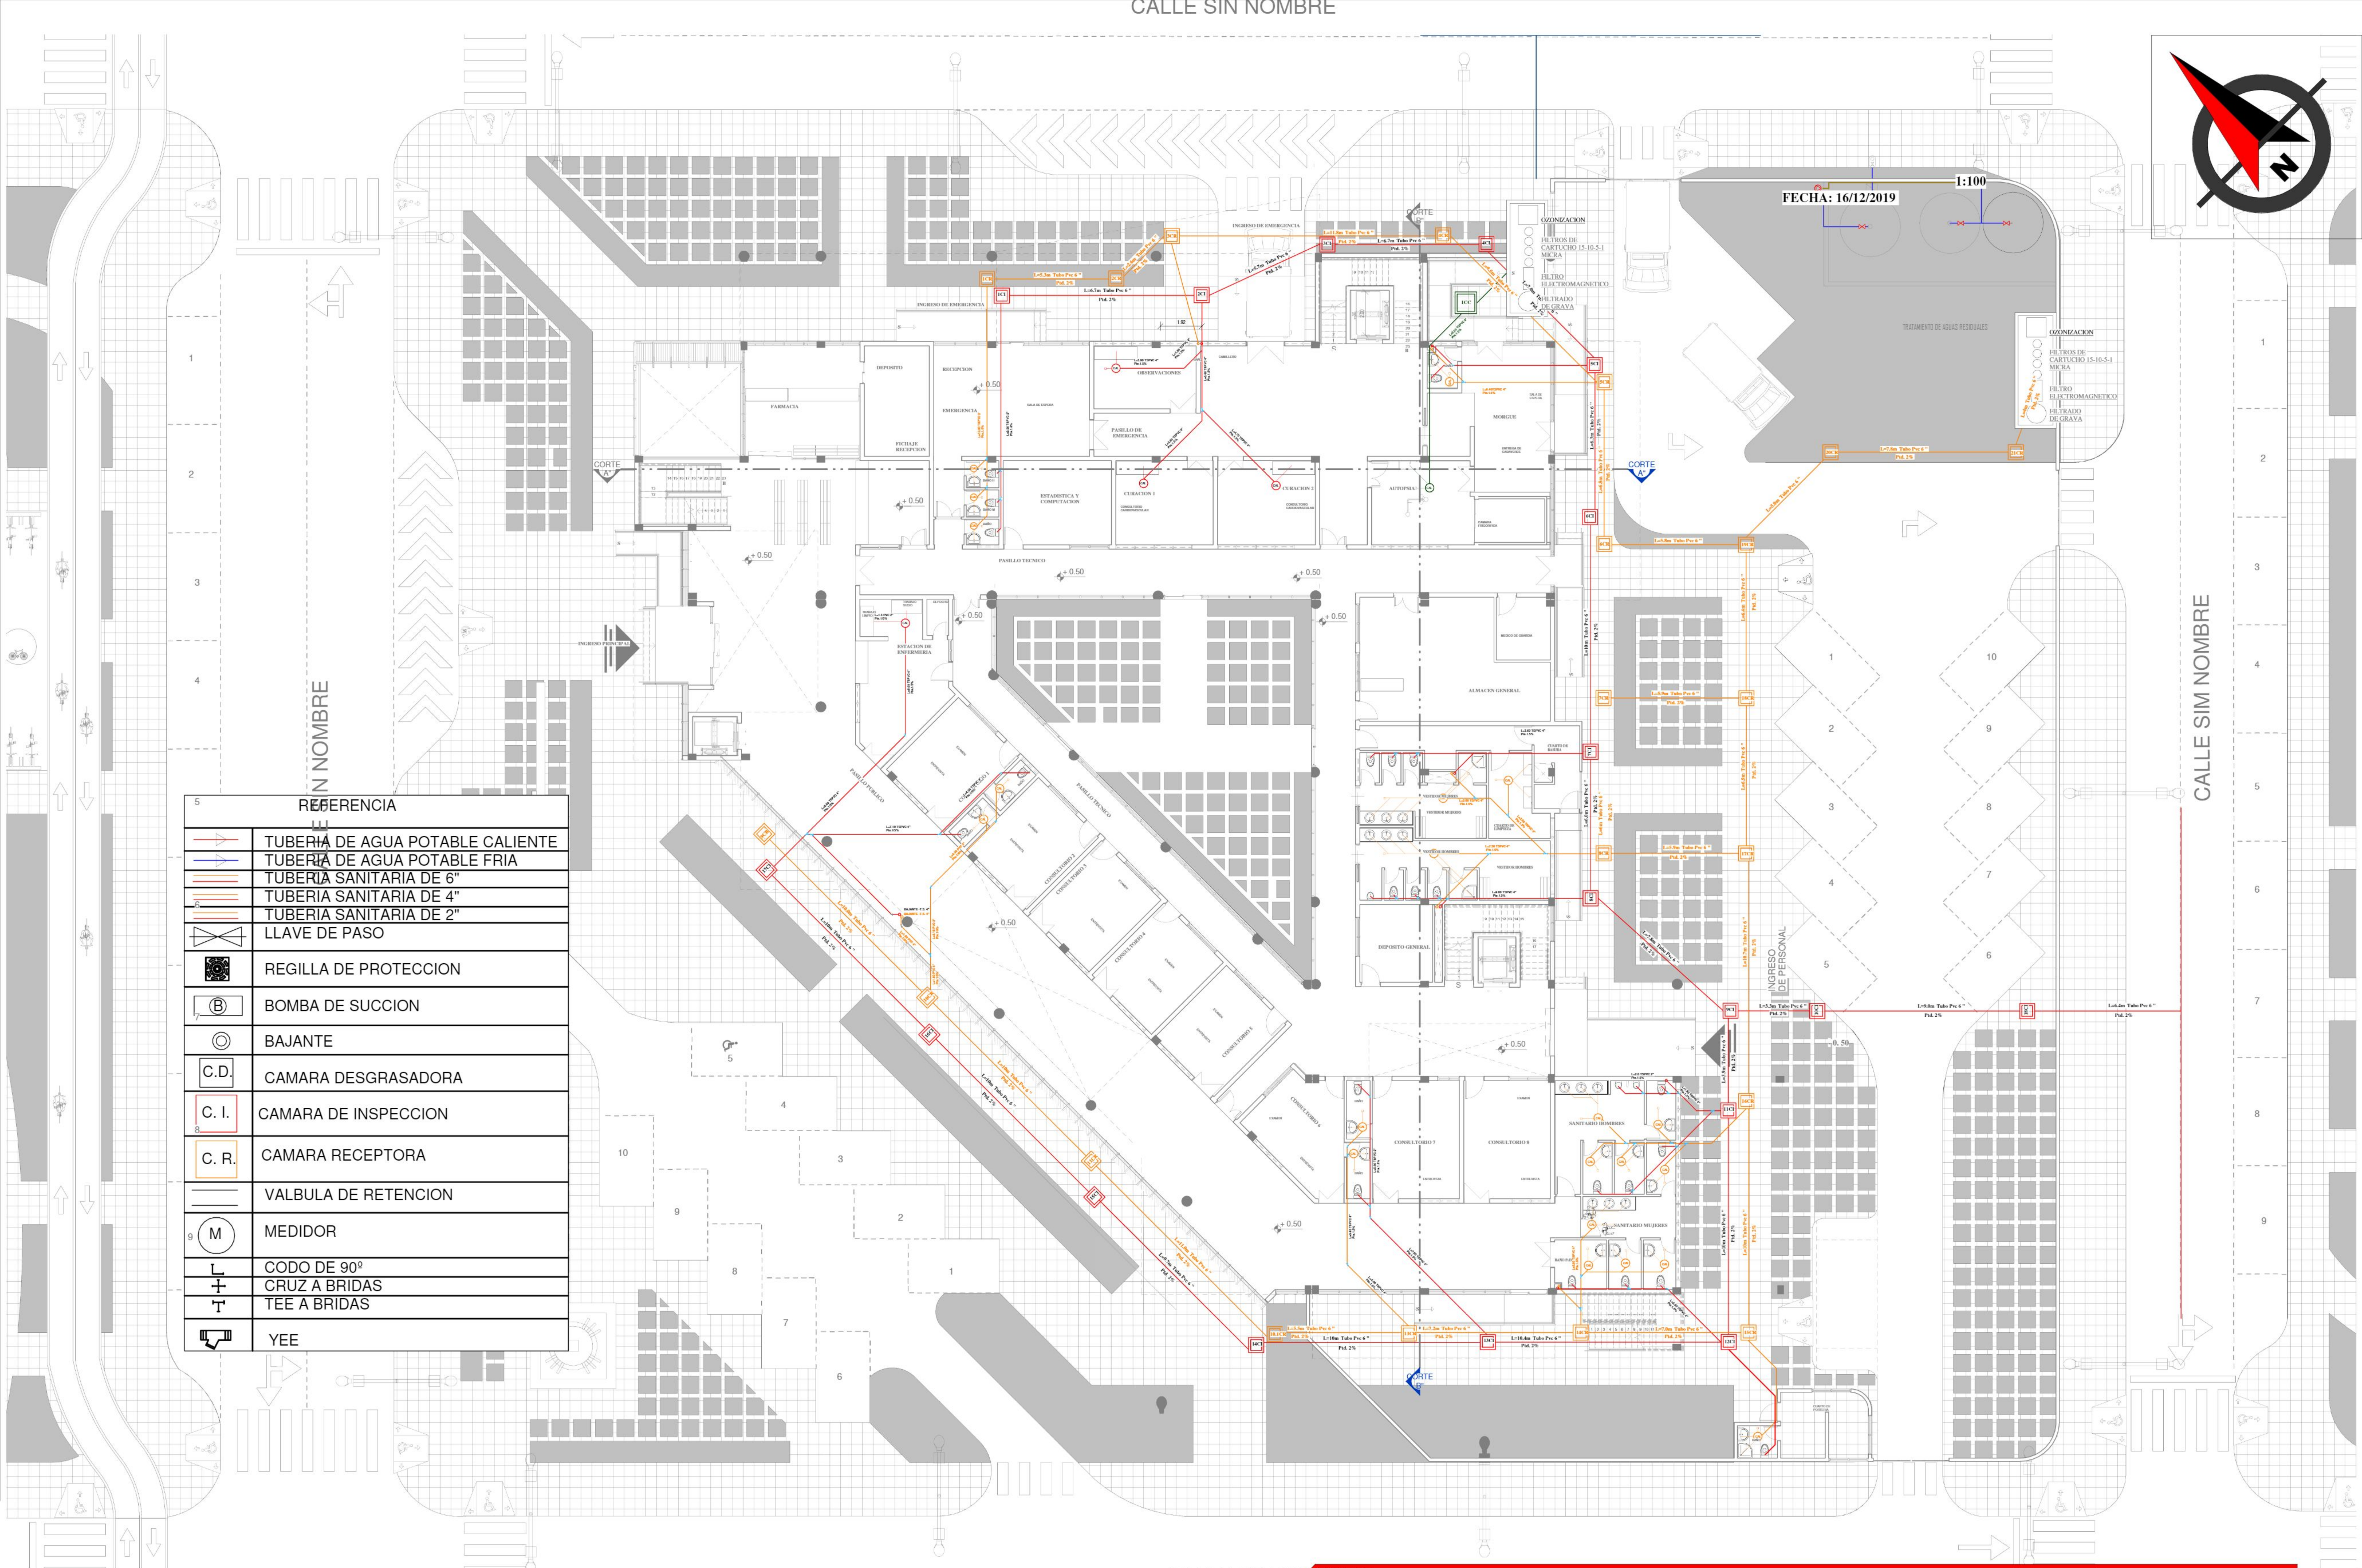

PLANTA BAJA

INST. SANITARIO

Esc: 1: 100

PROYECTO

CENTRO CARDIOVASCULAR PARA EL DEPARTAMENTO DE TARIJA

PLANTA: INSTALACIONES SANITARIAS

DOCENTE : SANTOS PUMA LEON

ESCALA: 1:100



UNIVERSITARIO : WILFREDO CAYO

FECHA:25/12/2020

LAMINA : 14.2.1 / 48



U.A.J.M.S.

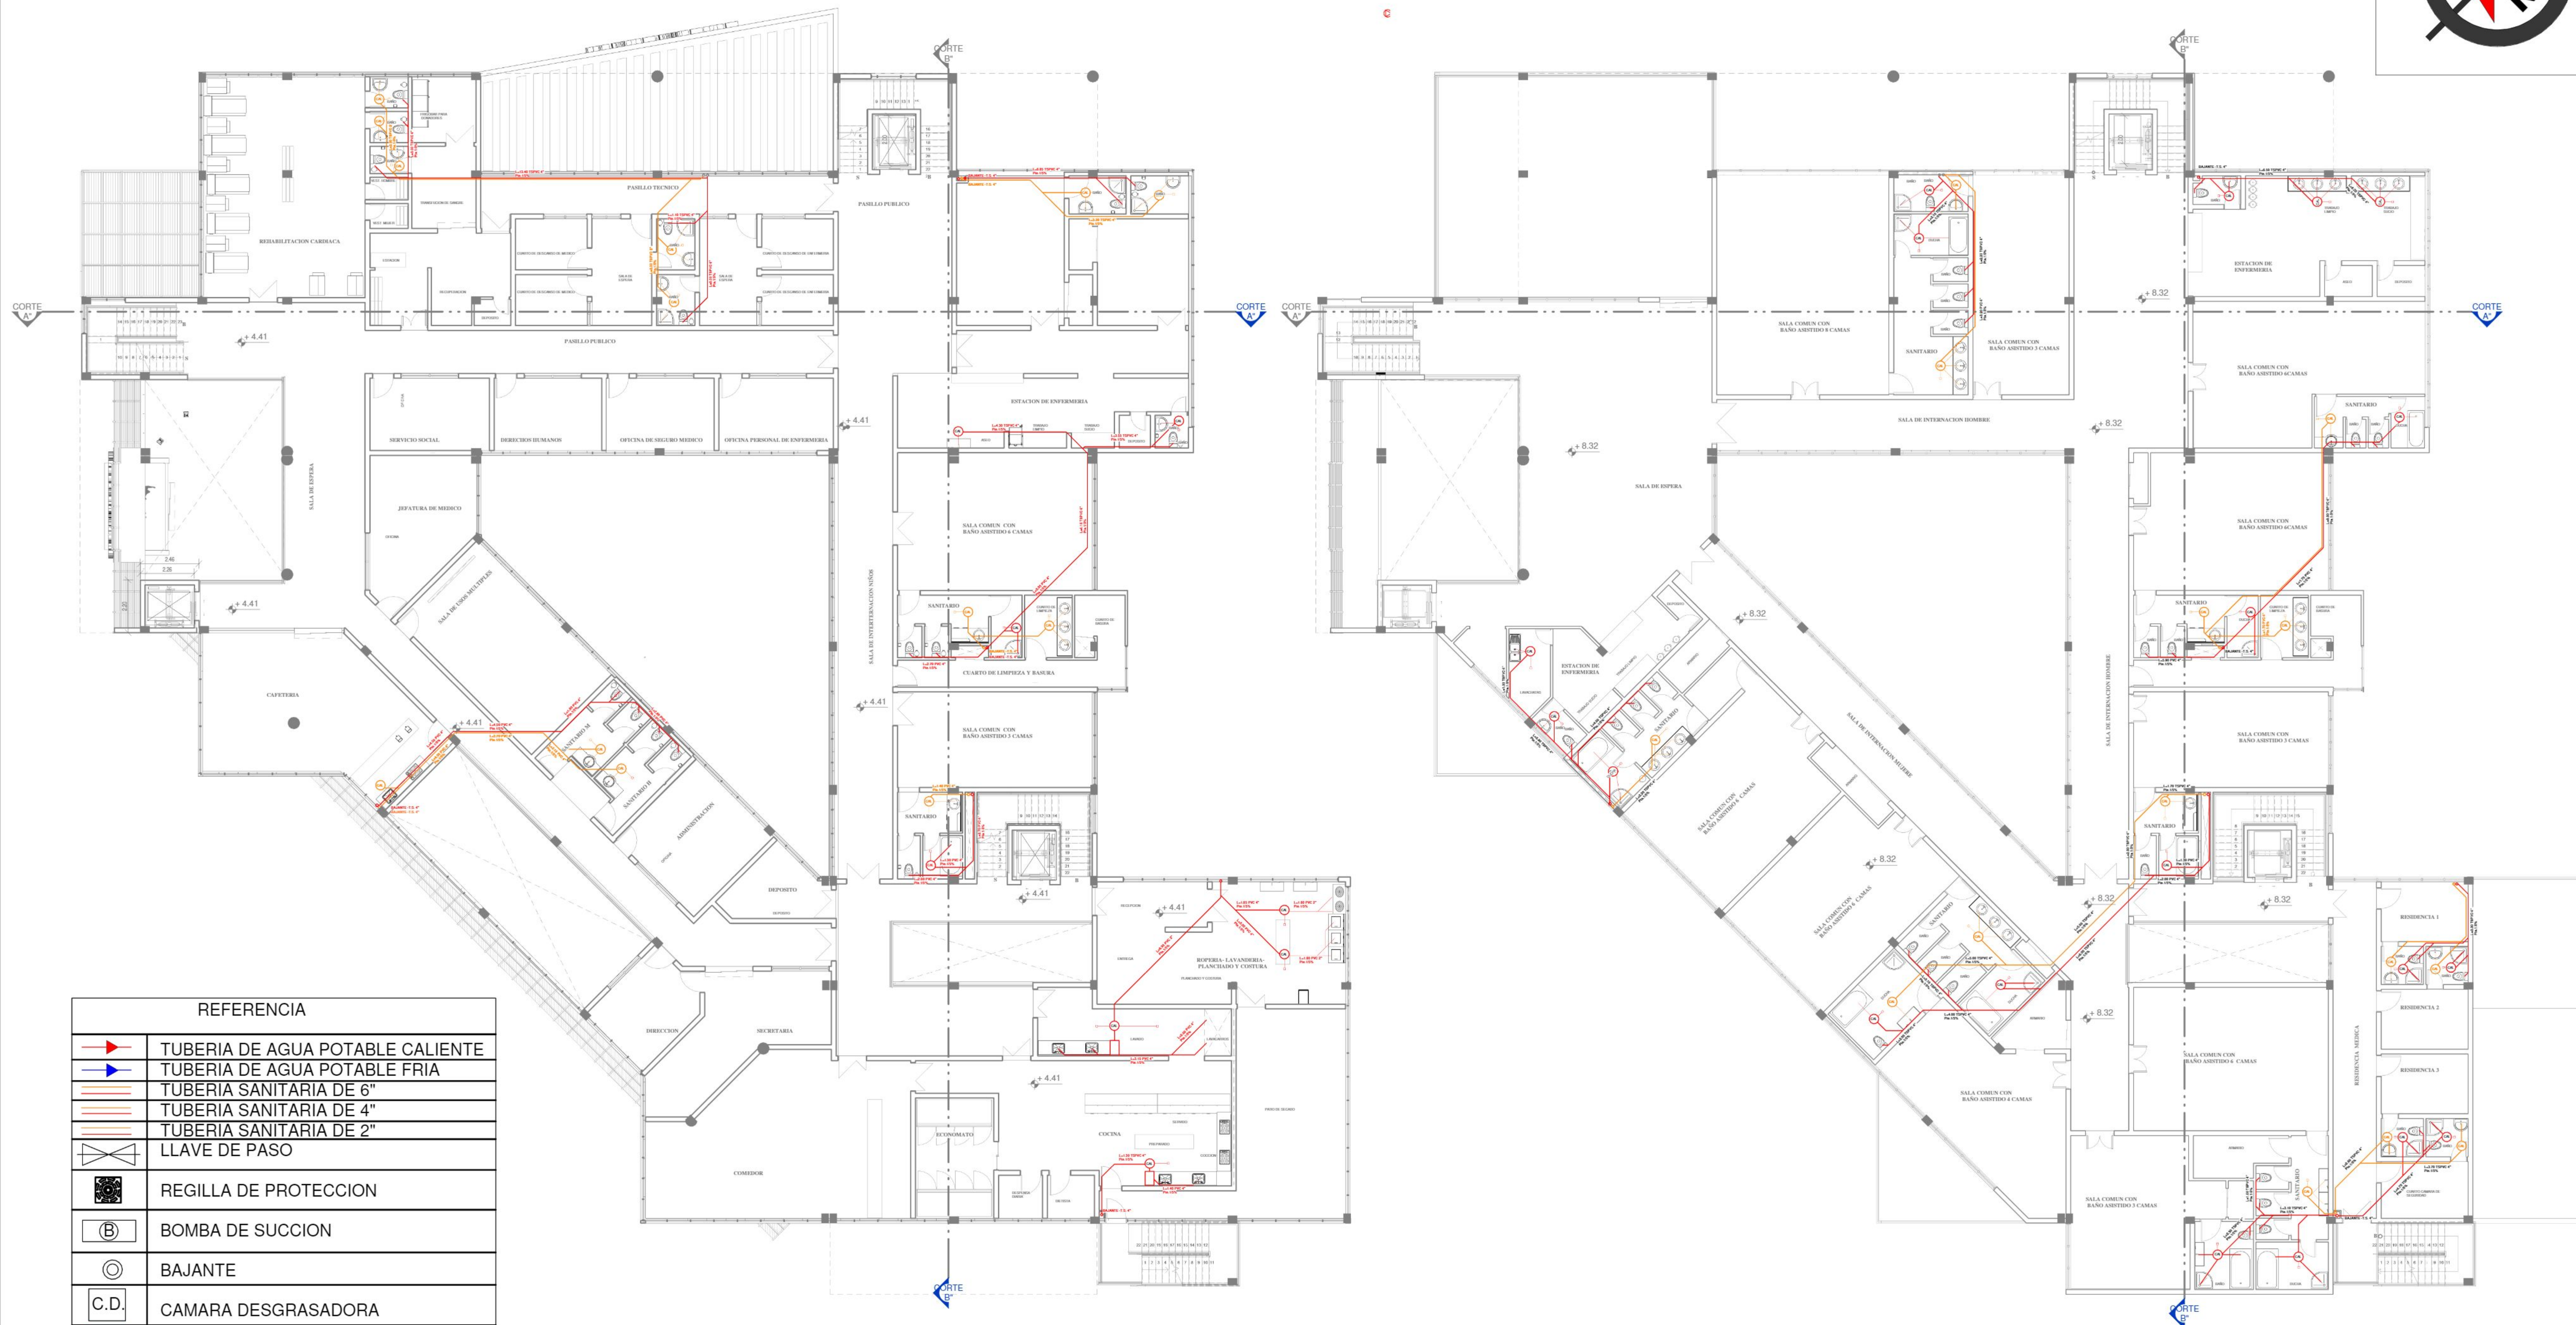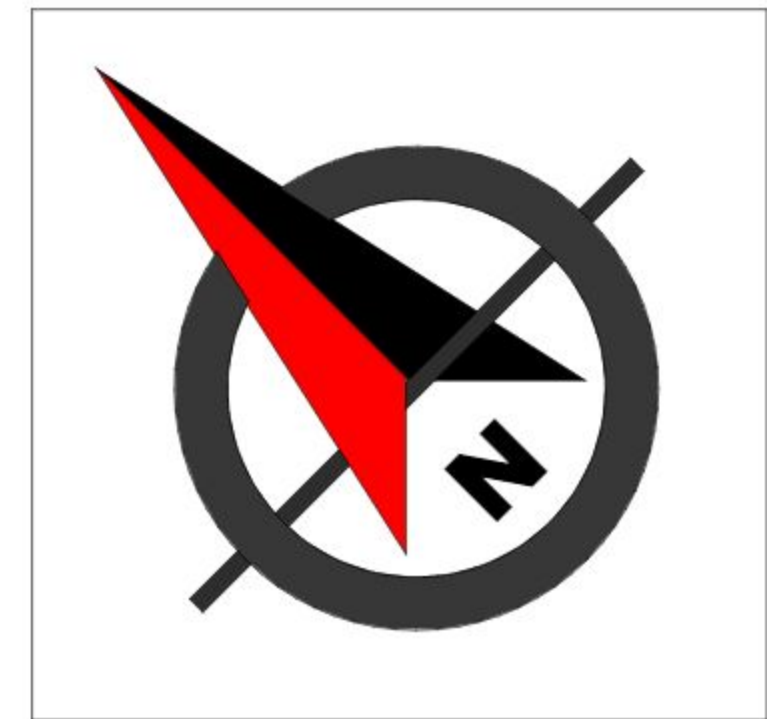

REFERENCIA	
	TUBERIA DE AGUA POTABLE CALIENTE
	TUBERIA DE AGUA POTABLE FRIA
	TUBERIA SANITARIA DE 6"
	TUBERIA SANITARIA DE 4"
	TUBERIA SANITARIA DE 2"
	LLAVE DE PASO
	REGILLA DE PROTECCION
	BOMBA DE SUCCION
	BAJANTE
	CAMARA DESGRASADORA
	CAMARA DE INSPECCION
	CAMARA RECEPTORA
	VALBULA DE RETENCION
	MEDIDOR
	CODO DE 90°
	CRUZ A BRIDAS
	TEE A BRIDAS
	YEE

PRIMER PISO

INST. SANITARIA Esc: 1: 100

SEGUNDO PISO

INST. SANITARIA Esc: 1: 100

PROYECTO

CENTRO CARDIOVASCULAR PARA EL DEPARTAMENTO DE TARIJA

PLANTA: INSTALACIONES SANITARIAS

DOCENTE : SANTOS PUMA LEON


FECHA:25/12/2020

UNIVERSITARIO : WILFREDO CAYO

ESCALA: 1:100

LAMINA : 14.2.2 / 48

U.A.J.M.S.

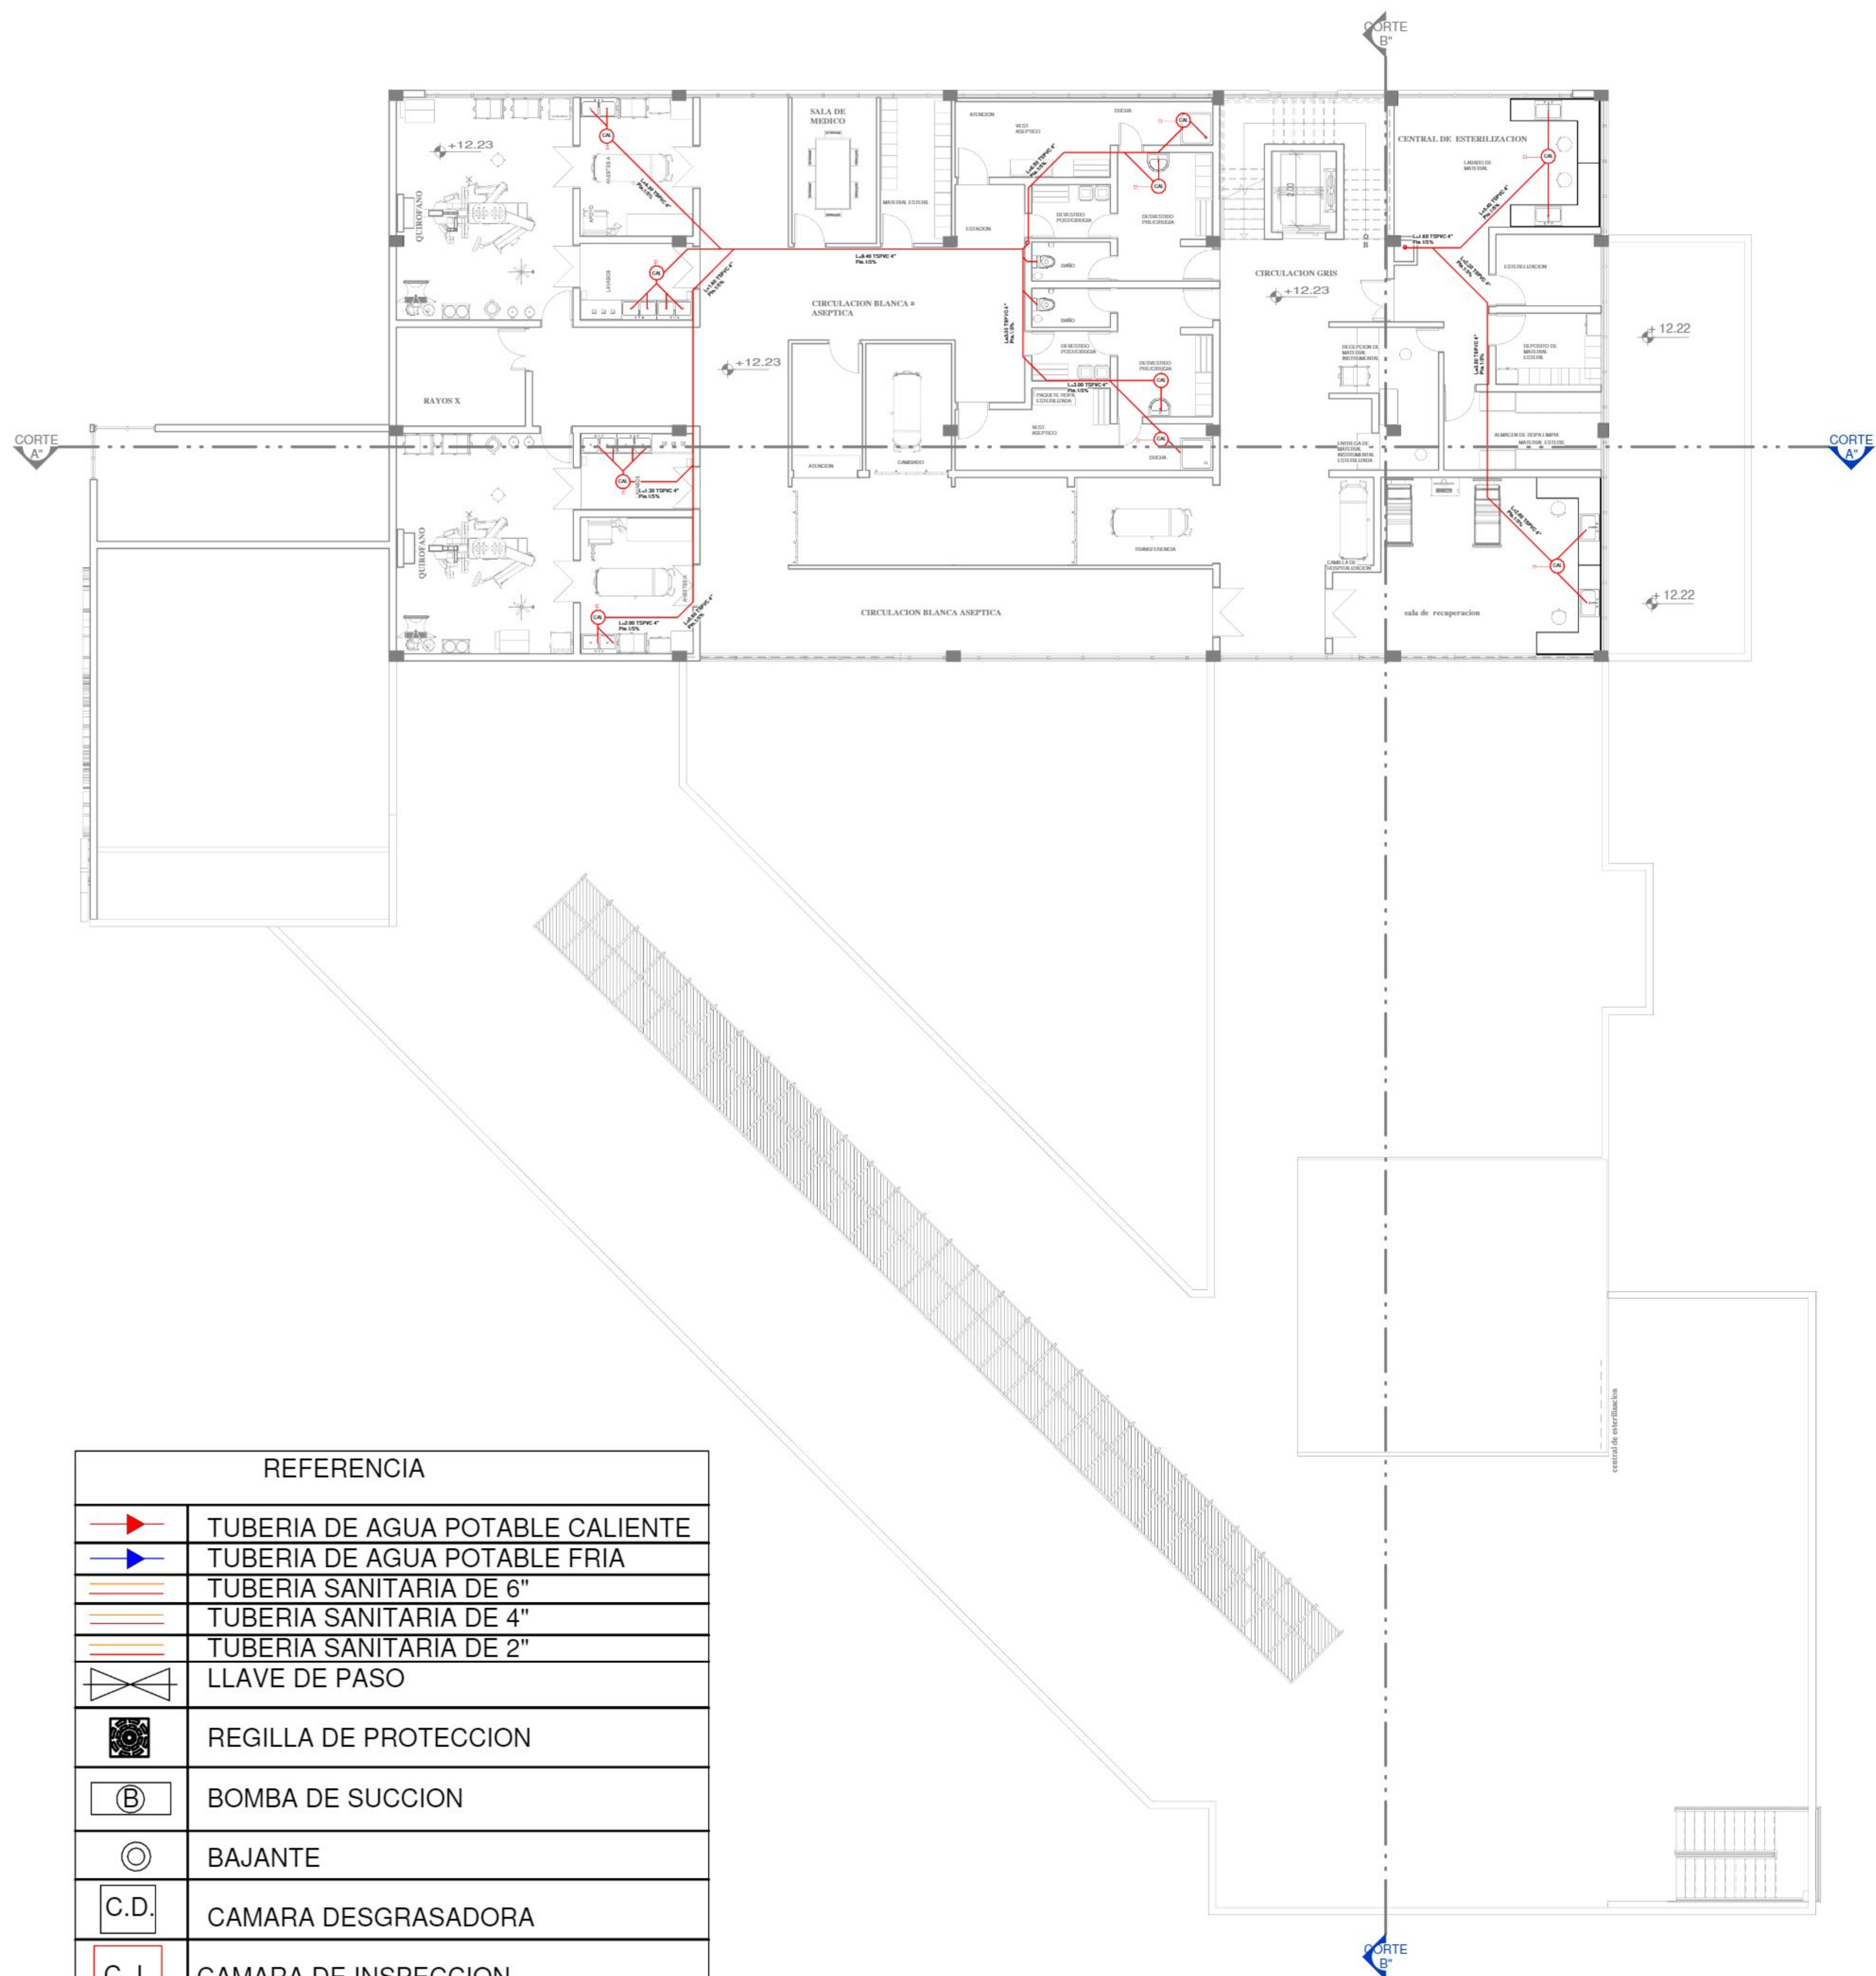


REFERENCIA	
	TUBERIA DE AGUA POTABLE CALIENTE
	TUBERIA DE AGUA POTABLE FRIA
	TUBERIA SANITARIA DE 6"
	TUBERIA SANITARIA DE 4"
	TUBERIA SANITARIA DE 2"
	LLAVE DE PASO
	REGILLA DE PROTECCION
	BOMBA DE SUCCION
	BAJANTE
	CAMARA DESGRASADORA
	CAMARA DE INSPECCION
	CAMARA RECEPTORA
	VALBULA DE RETENCION
	MEDIDOR
	CODO DE 90°
	CRUZ A BRIDAS
	TÉE A BRIDAS
	YEE

TERCER PISO

INST. SANITARIA

Esc: 1: 100

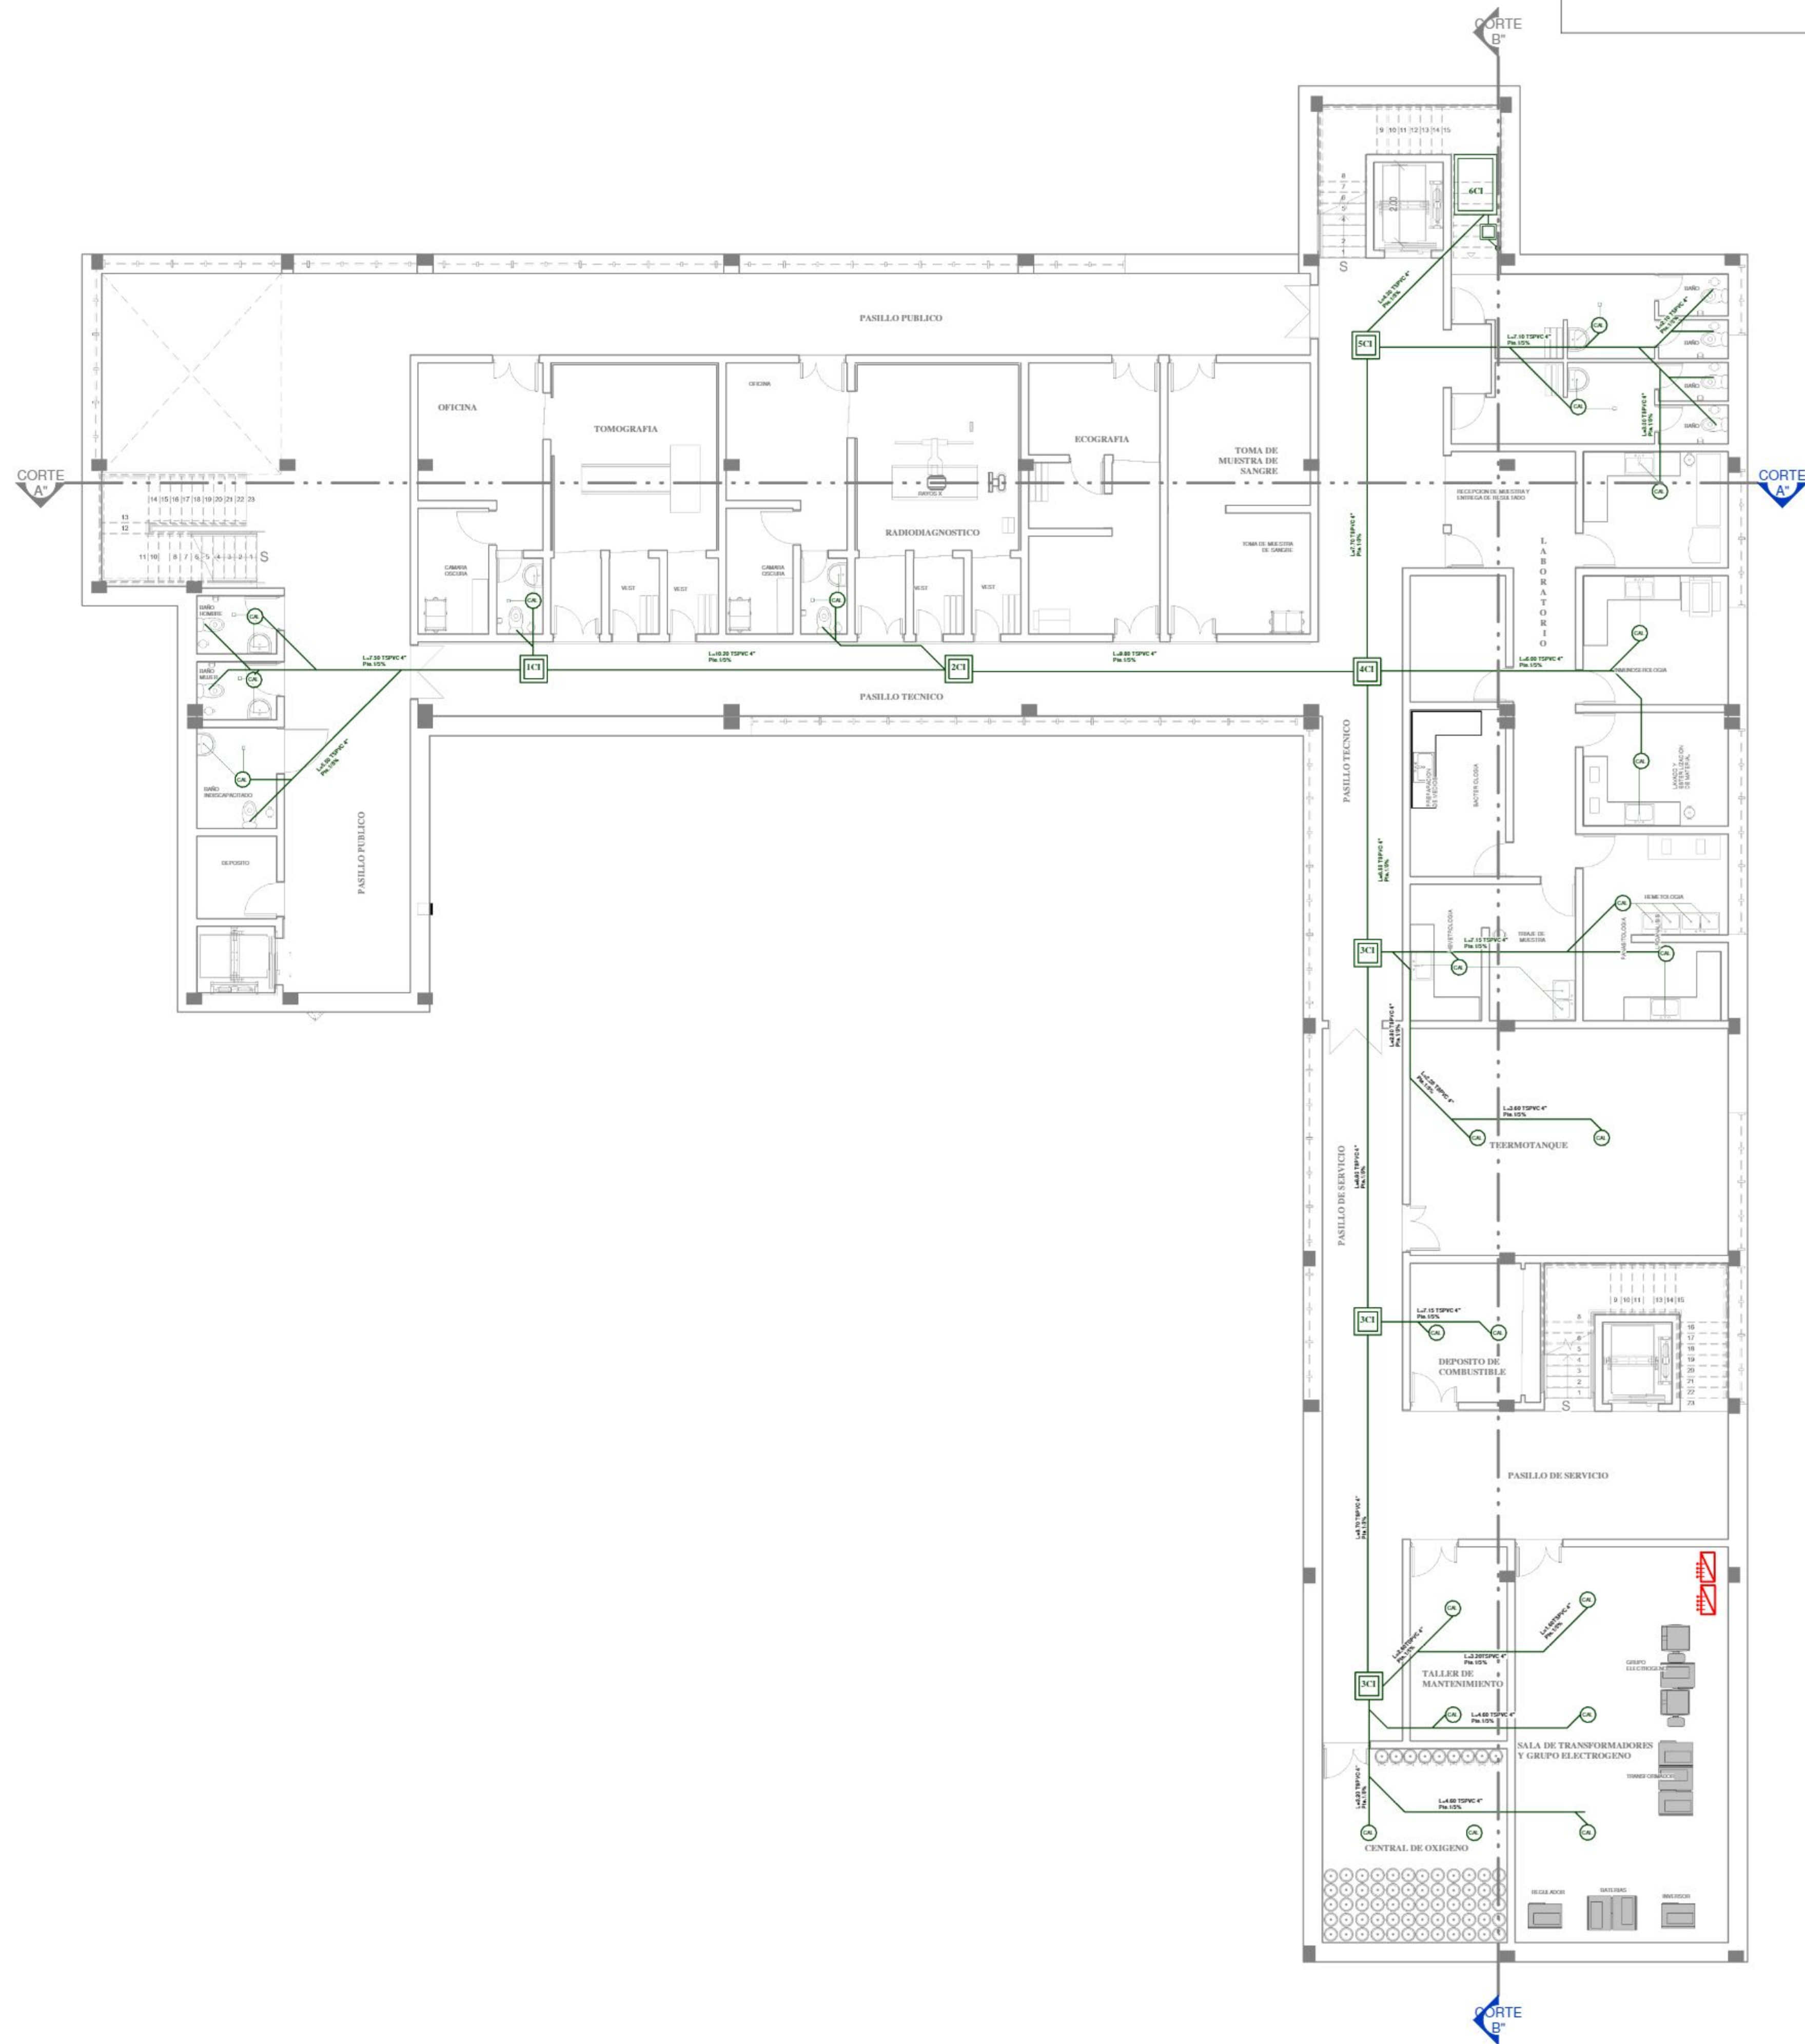

P.SUB-SUELO

INST. SANITARIA

Esc: 1: 100

PROYECTO

CENTRO CARDIOVASCULAR PARA EL DEPARTAMENTO DE TARIJA

PLANTA: INSTALACIONES SANITARIAS

DOCENTE : SANTOS PUMA LEON

ESCALA: 1:100

UNIVERSITARIO : WILFREDO CAYO

FECHA:25/12/2020

LAMINA : 14.2.3 / 48



U.A.J.M.S.