


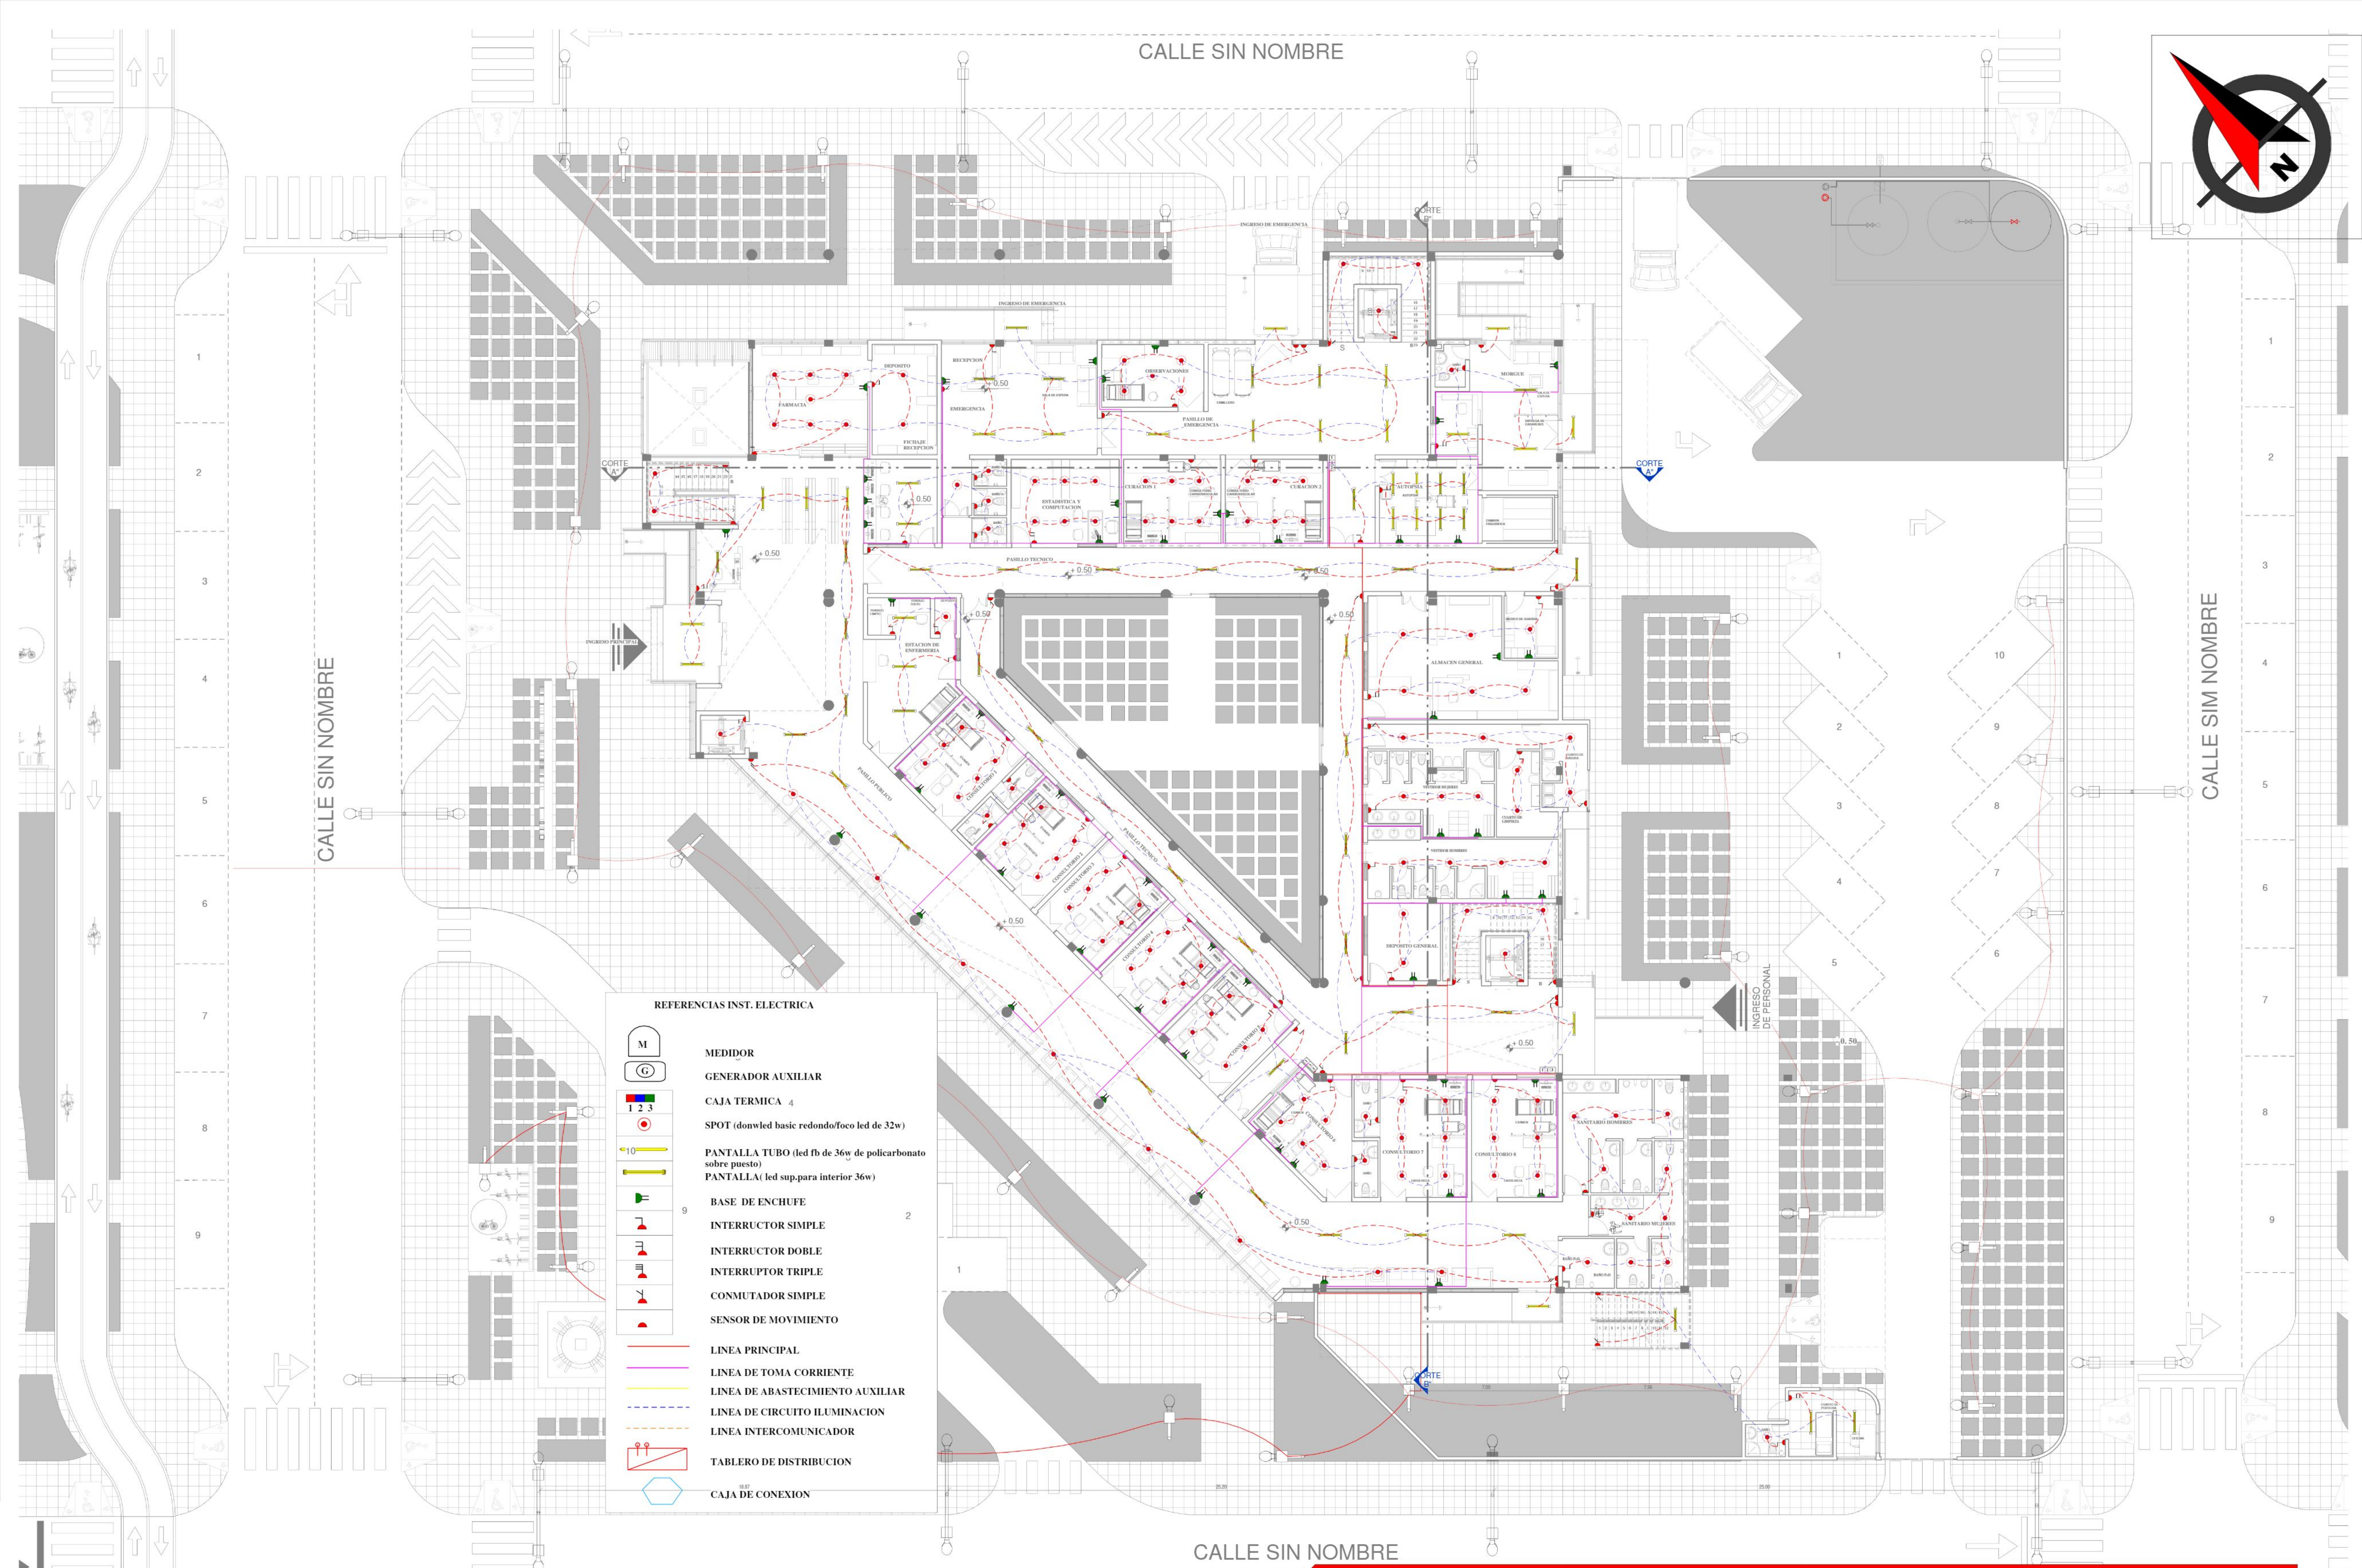

PLANTA BAJA

INST. ELECTRICA

Esc: 1: 100

PROYECTO

CENTRO CARDIOVASCULAR PARA EL DEPARTAMENTO DE TARIJA

PLANTA: INST. ELECTRICA

DOCENTE : SANTOS PUMA LEON

ESCALA: 1:100


UNIVERSITARIO : WILFREDO CAYO

FECHA:25/12/2020

LAMINA : 15.1.1 /48




U.A.J.M.S.

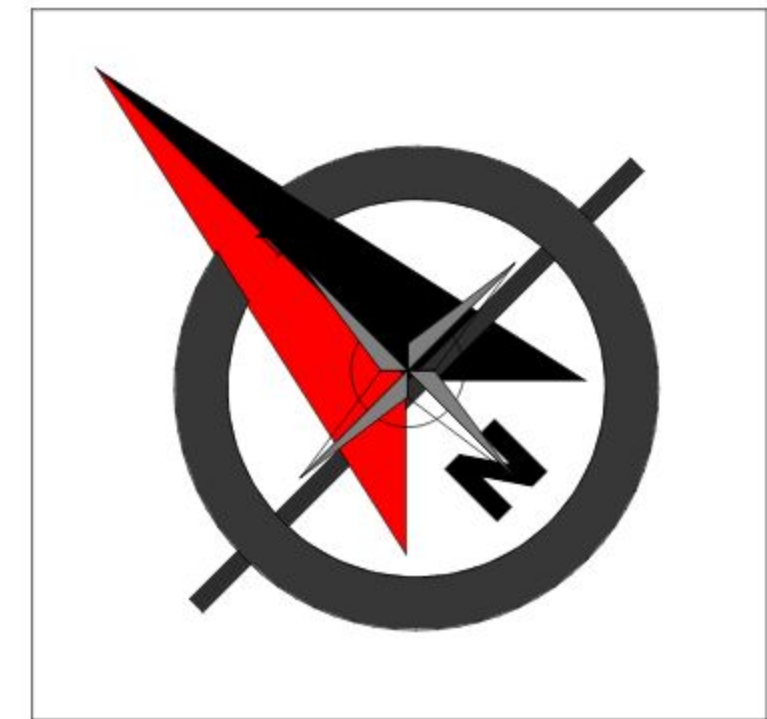

PRIMER PISO

INST. ELECTRICA Esc: 1: 100

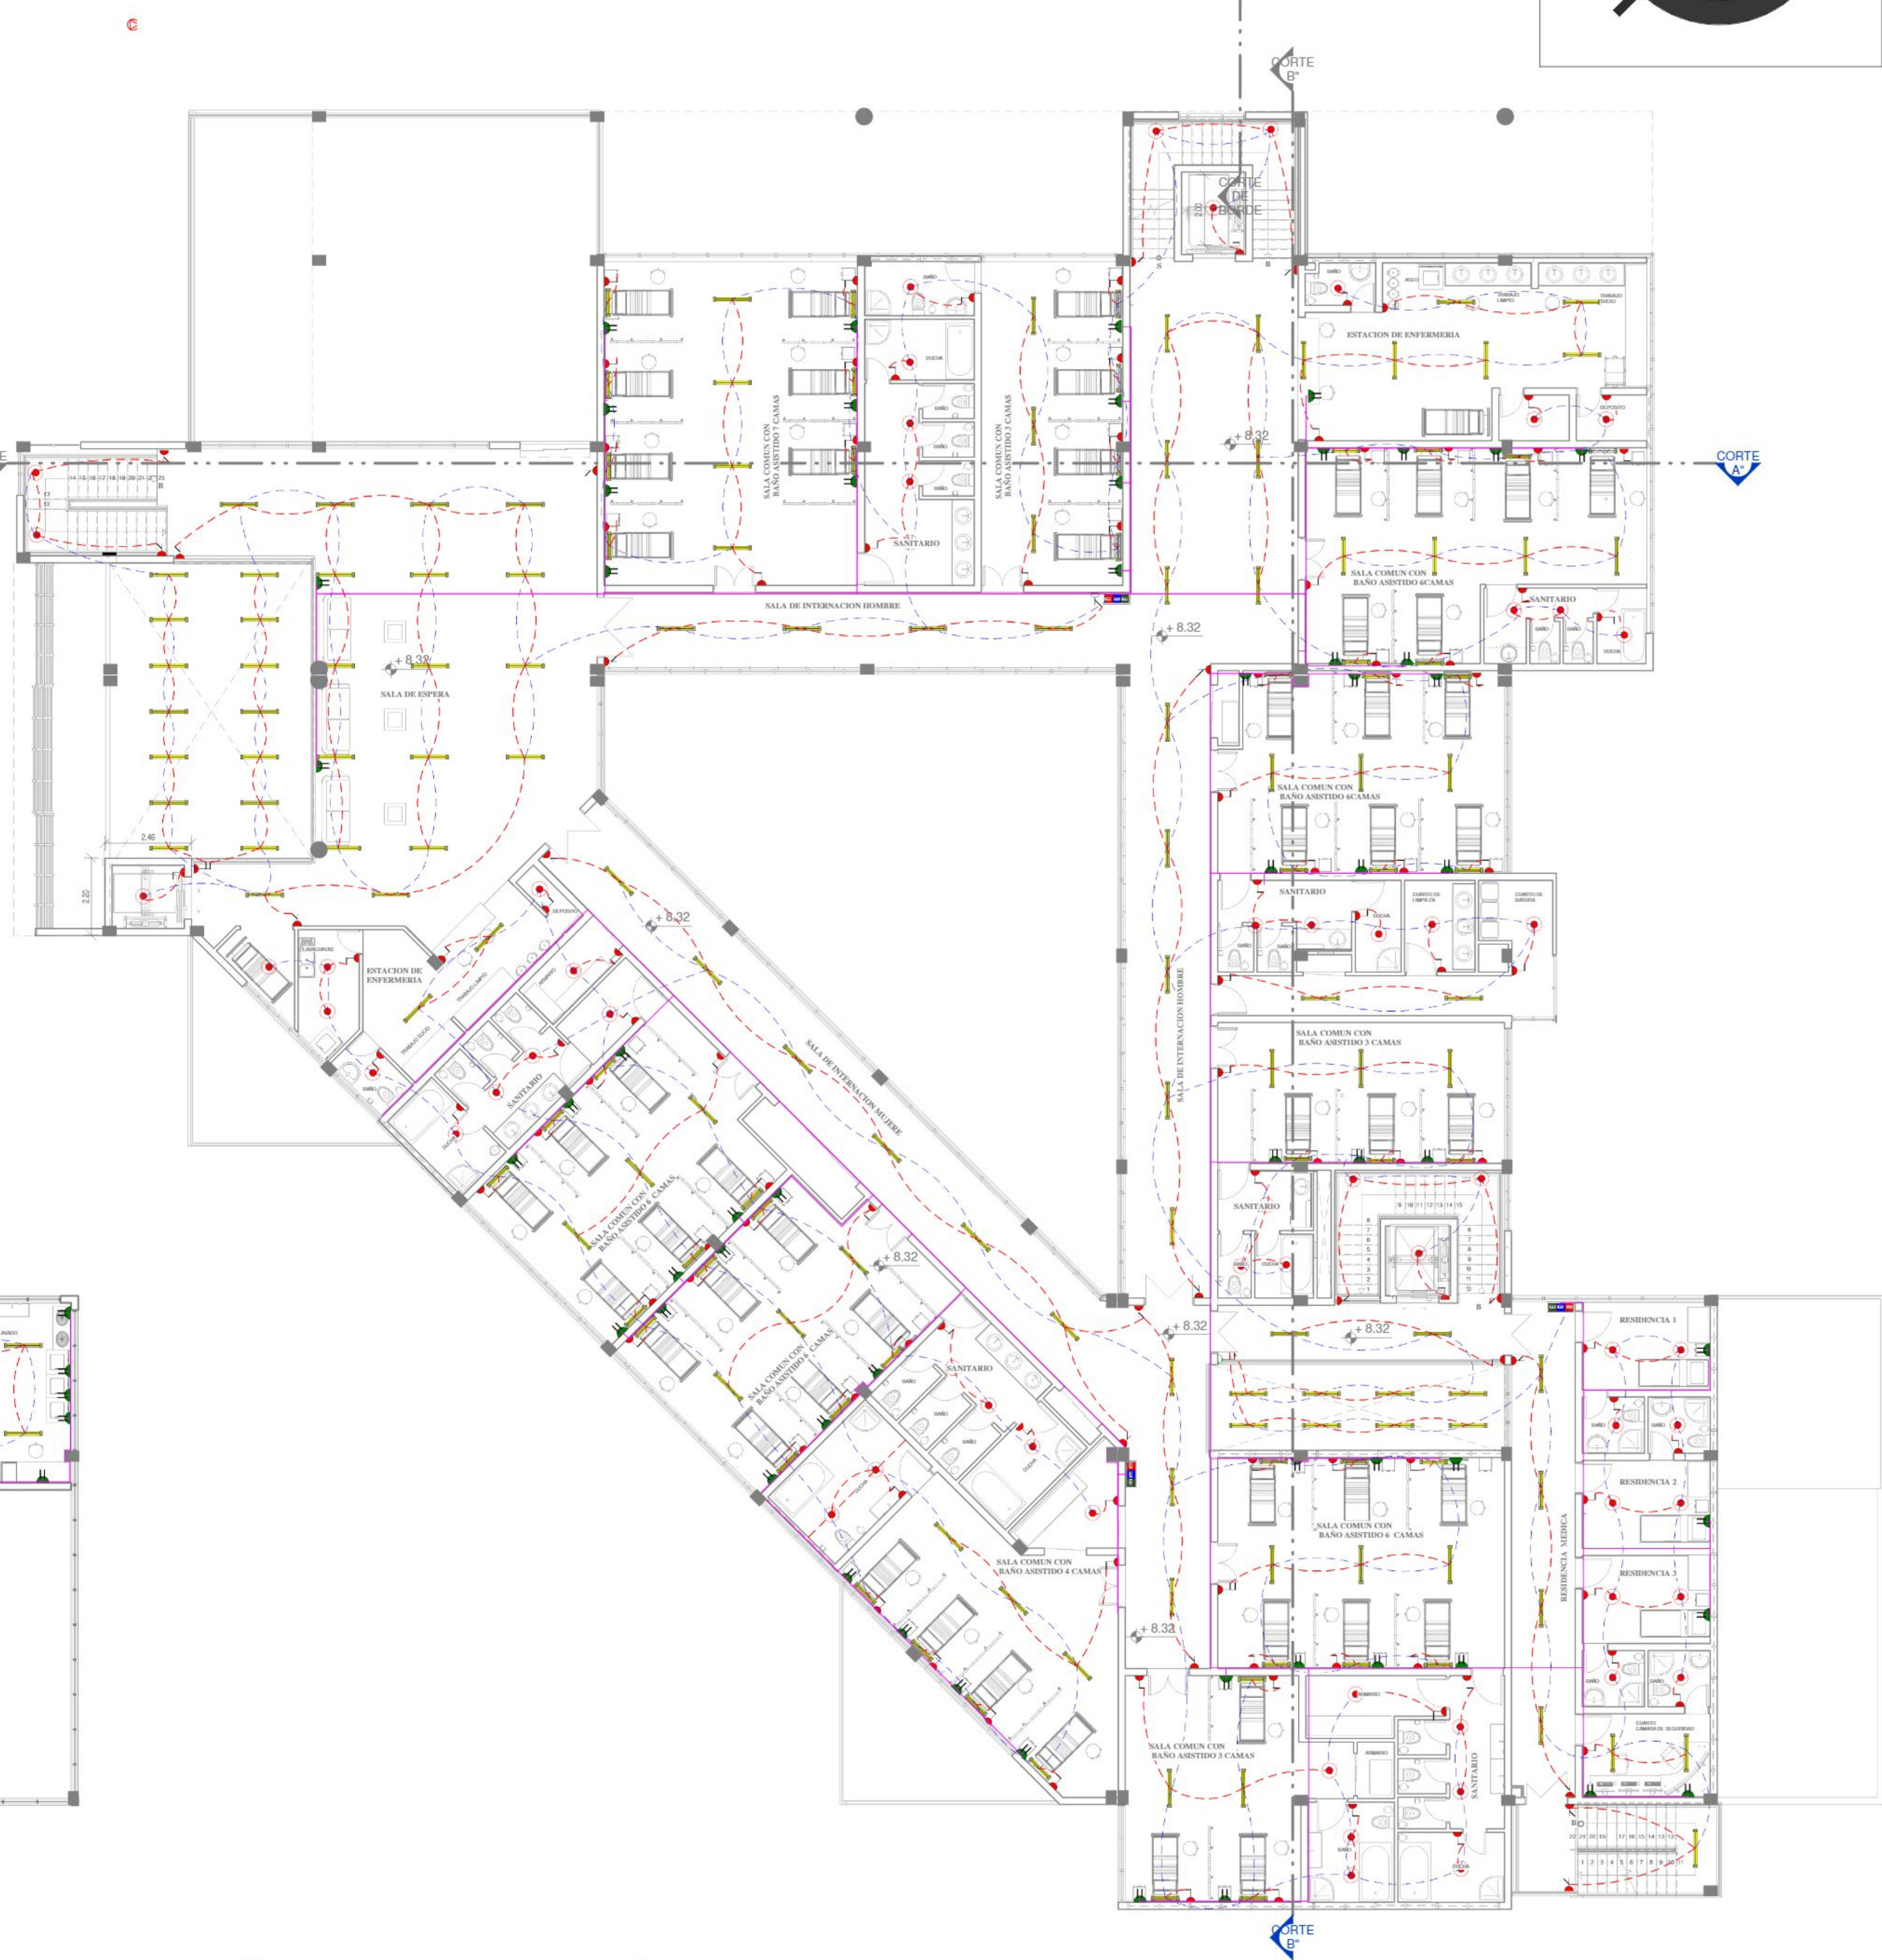

SEGUNDO PISO

INST. ELECTRICA Esc: 1: 100

PROYECTO

CENTRO CARDIOVASCULAR PARA EL DEPARTAMENTO DE TARIJA

PLANTA: INST. ELECTRICA

DOCENTE : SANTOS PUMA LEON

ESCALA: 1:100

UNIVERSITARIO : WILFREDO CAYO



FECHA:25/12/2020

LAMINA :

15.1.2 /48




U.A.J.M.S.

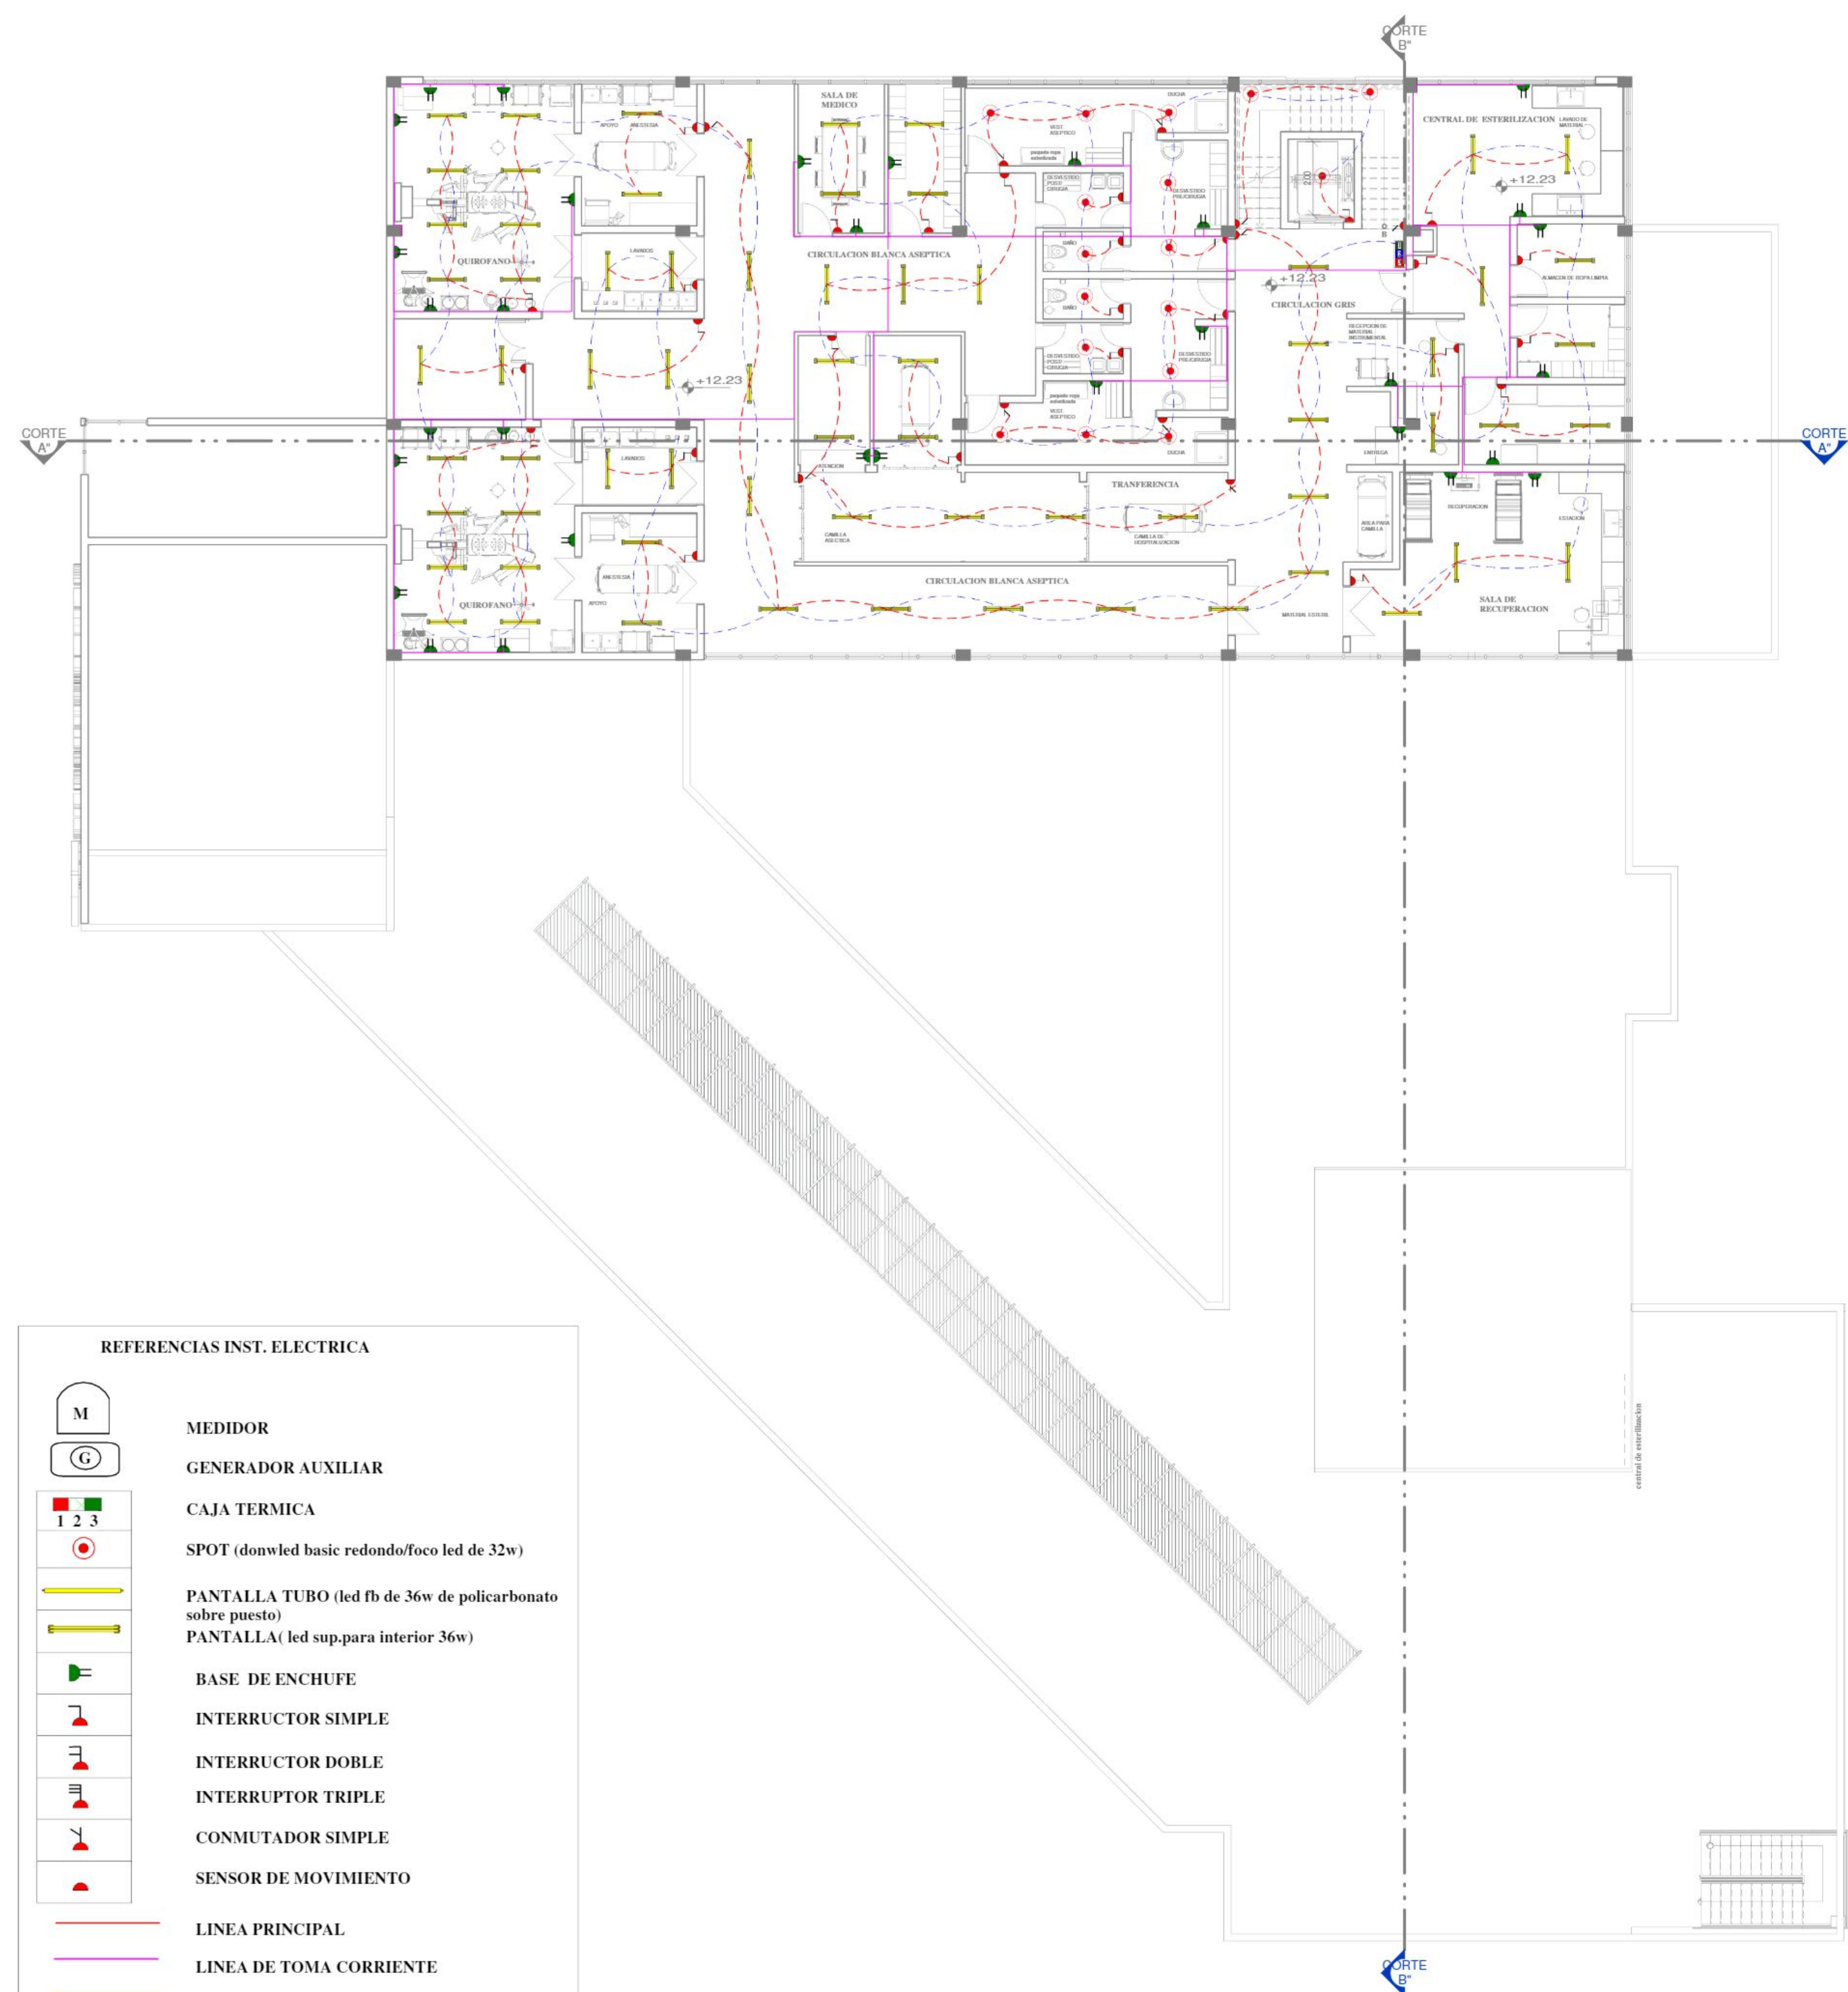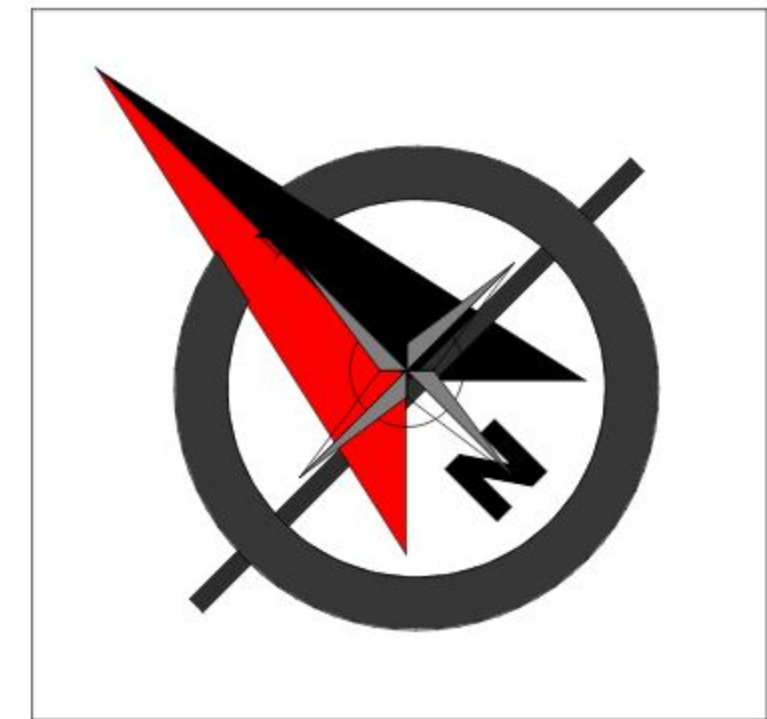

REFERENCIAS INST. ELECTRICA	
	MEDIDOR
	GENERADOR AUXILIAR
	CAJA TERMICA
	SPOT (downward arrow basic redondo/foco led de 32w)
	PANTALLA TUBO (led fb de 36w de policarbonato sobre puesto)
	PANTALLA (led sup. para interior 36w)
	BASE DE ENCHUFE
	INTERRUPTOR SIMPLE
	INTERRUPTOR DOBLE
	INTERRUPTOR TRIPLE
	CONMUTADOR SIMPLE
	SENSOR DE MOVIMIENTO
	LINEA PRINCIPAL
	LINEA DE TOMA CORRIENTE
	LINEA DE ABASTECIMIENTO AUXILIAR
	LINEA DE CIRCUITO ILUMINACION
	LINEA INTERCOMUNICADOR
	TABLERO DE DISTRIBUCION
	CAJA DE CONEXION

TERCER PISO

INST. ELECTRICA Esc: 1: 100

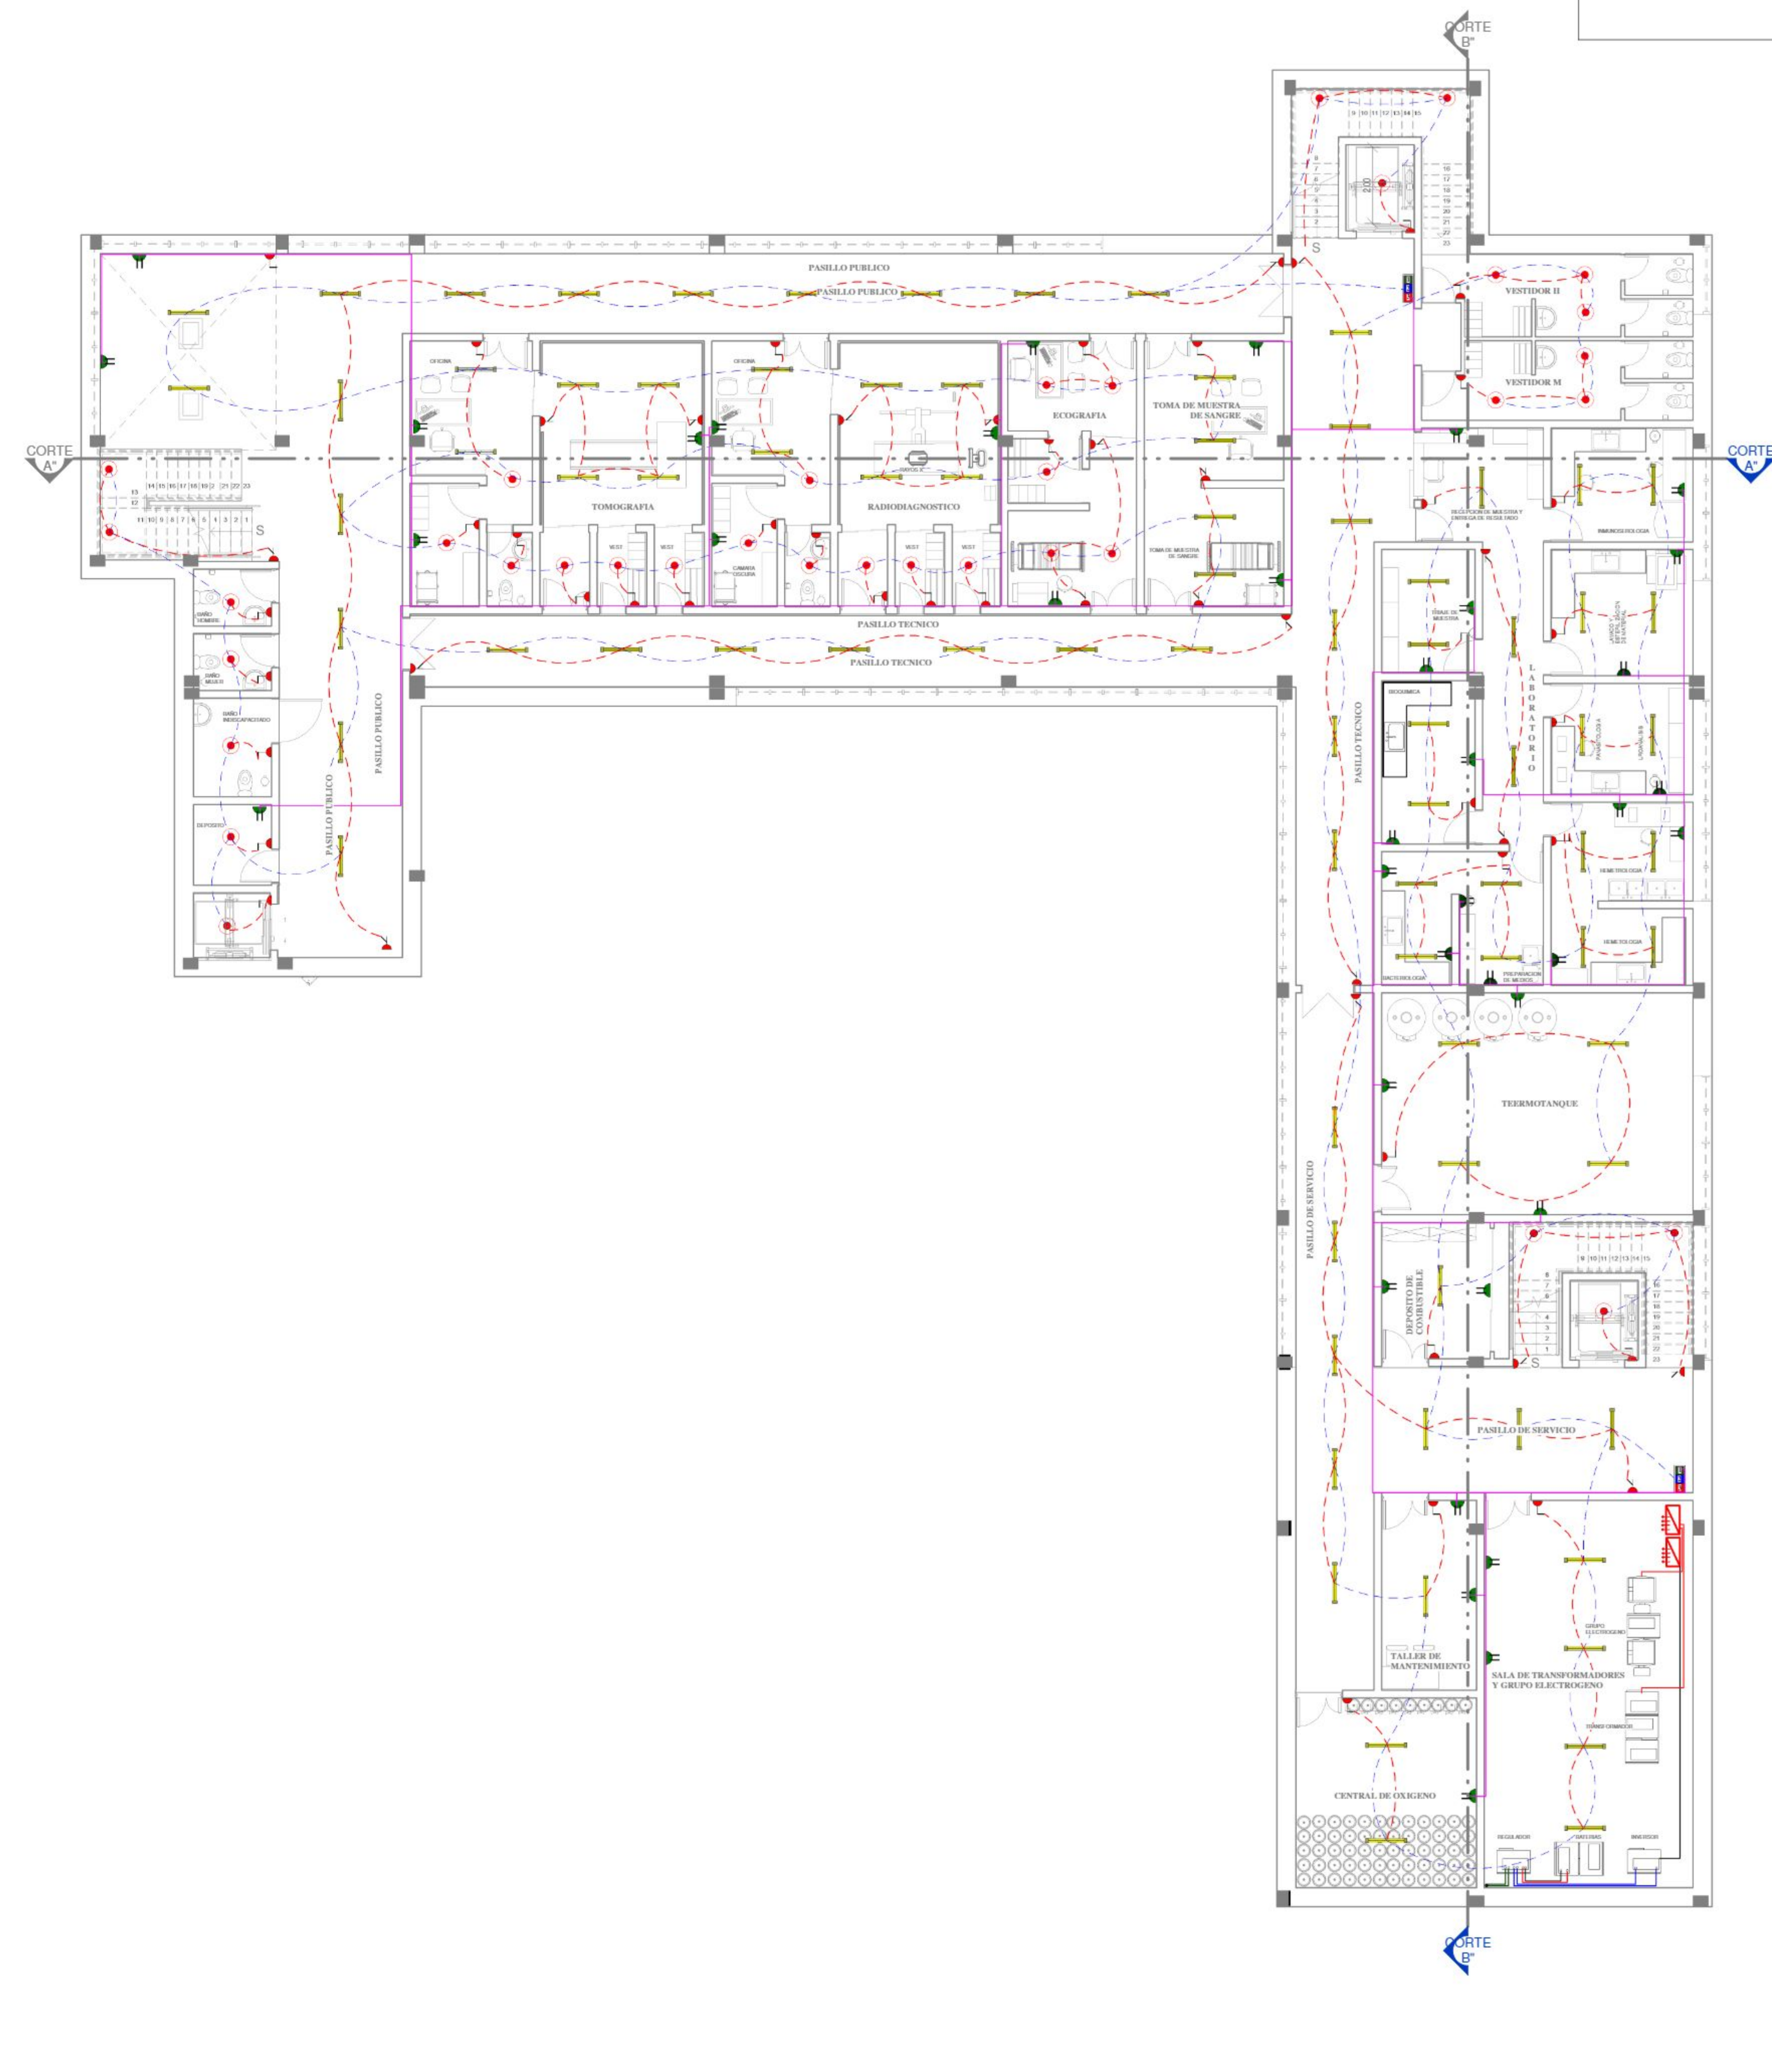

P.SUB-SUELO

INST. ELECTRICA Esc: 1: 100

PROYECTO

CENTRO CARDIOVASCULAR PARA EL DEPARTAMENTO DE TARIJA

PLANTA: INSTALACION ELECTRICA

DOCENTE : SANTOS PUMA LEON

ESCALA: 1:100

UNIVERSITARIO : WILFREDO CAYO



FECHA: 25/12/2020

LAMINA :

15.1.3 / 48



U.A.J.M.S.

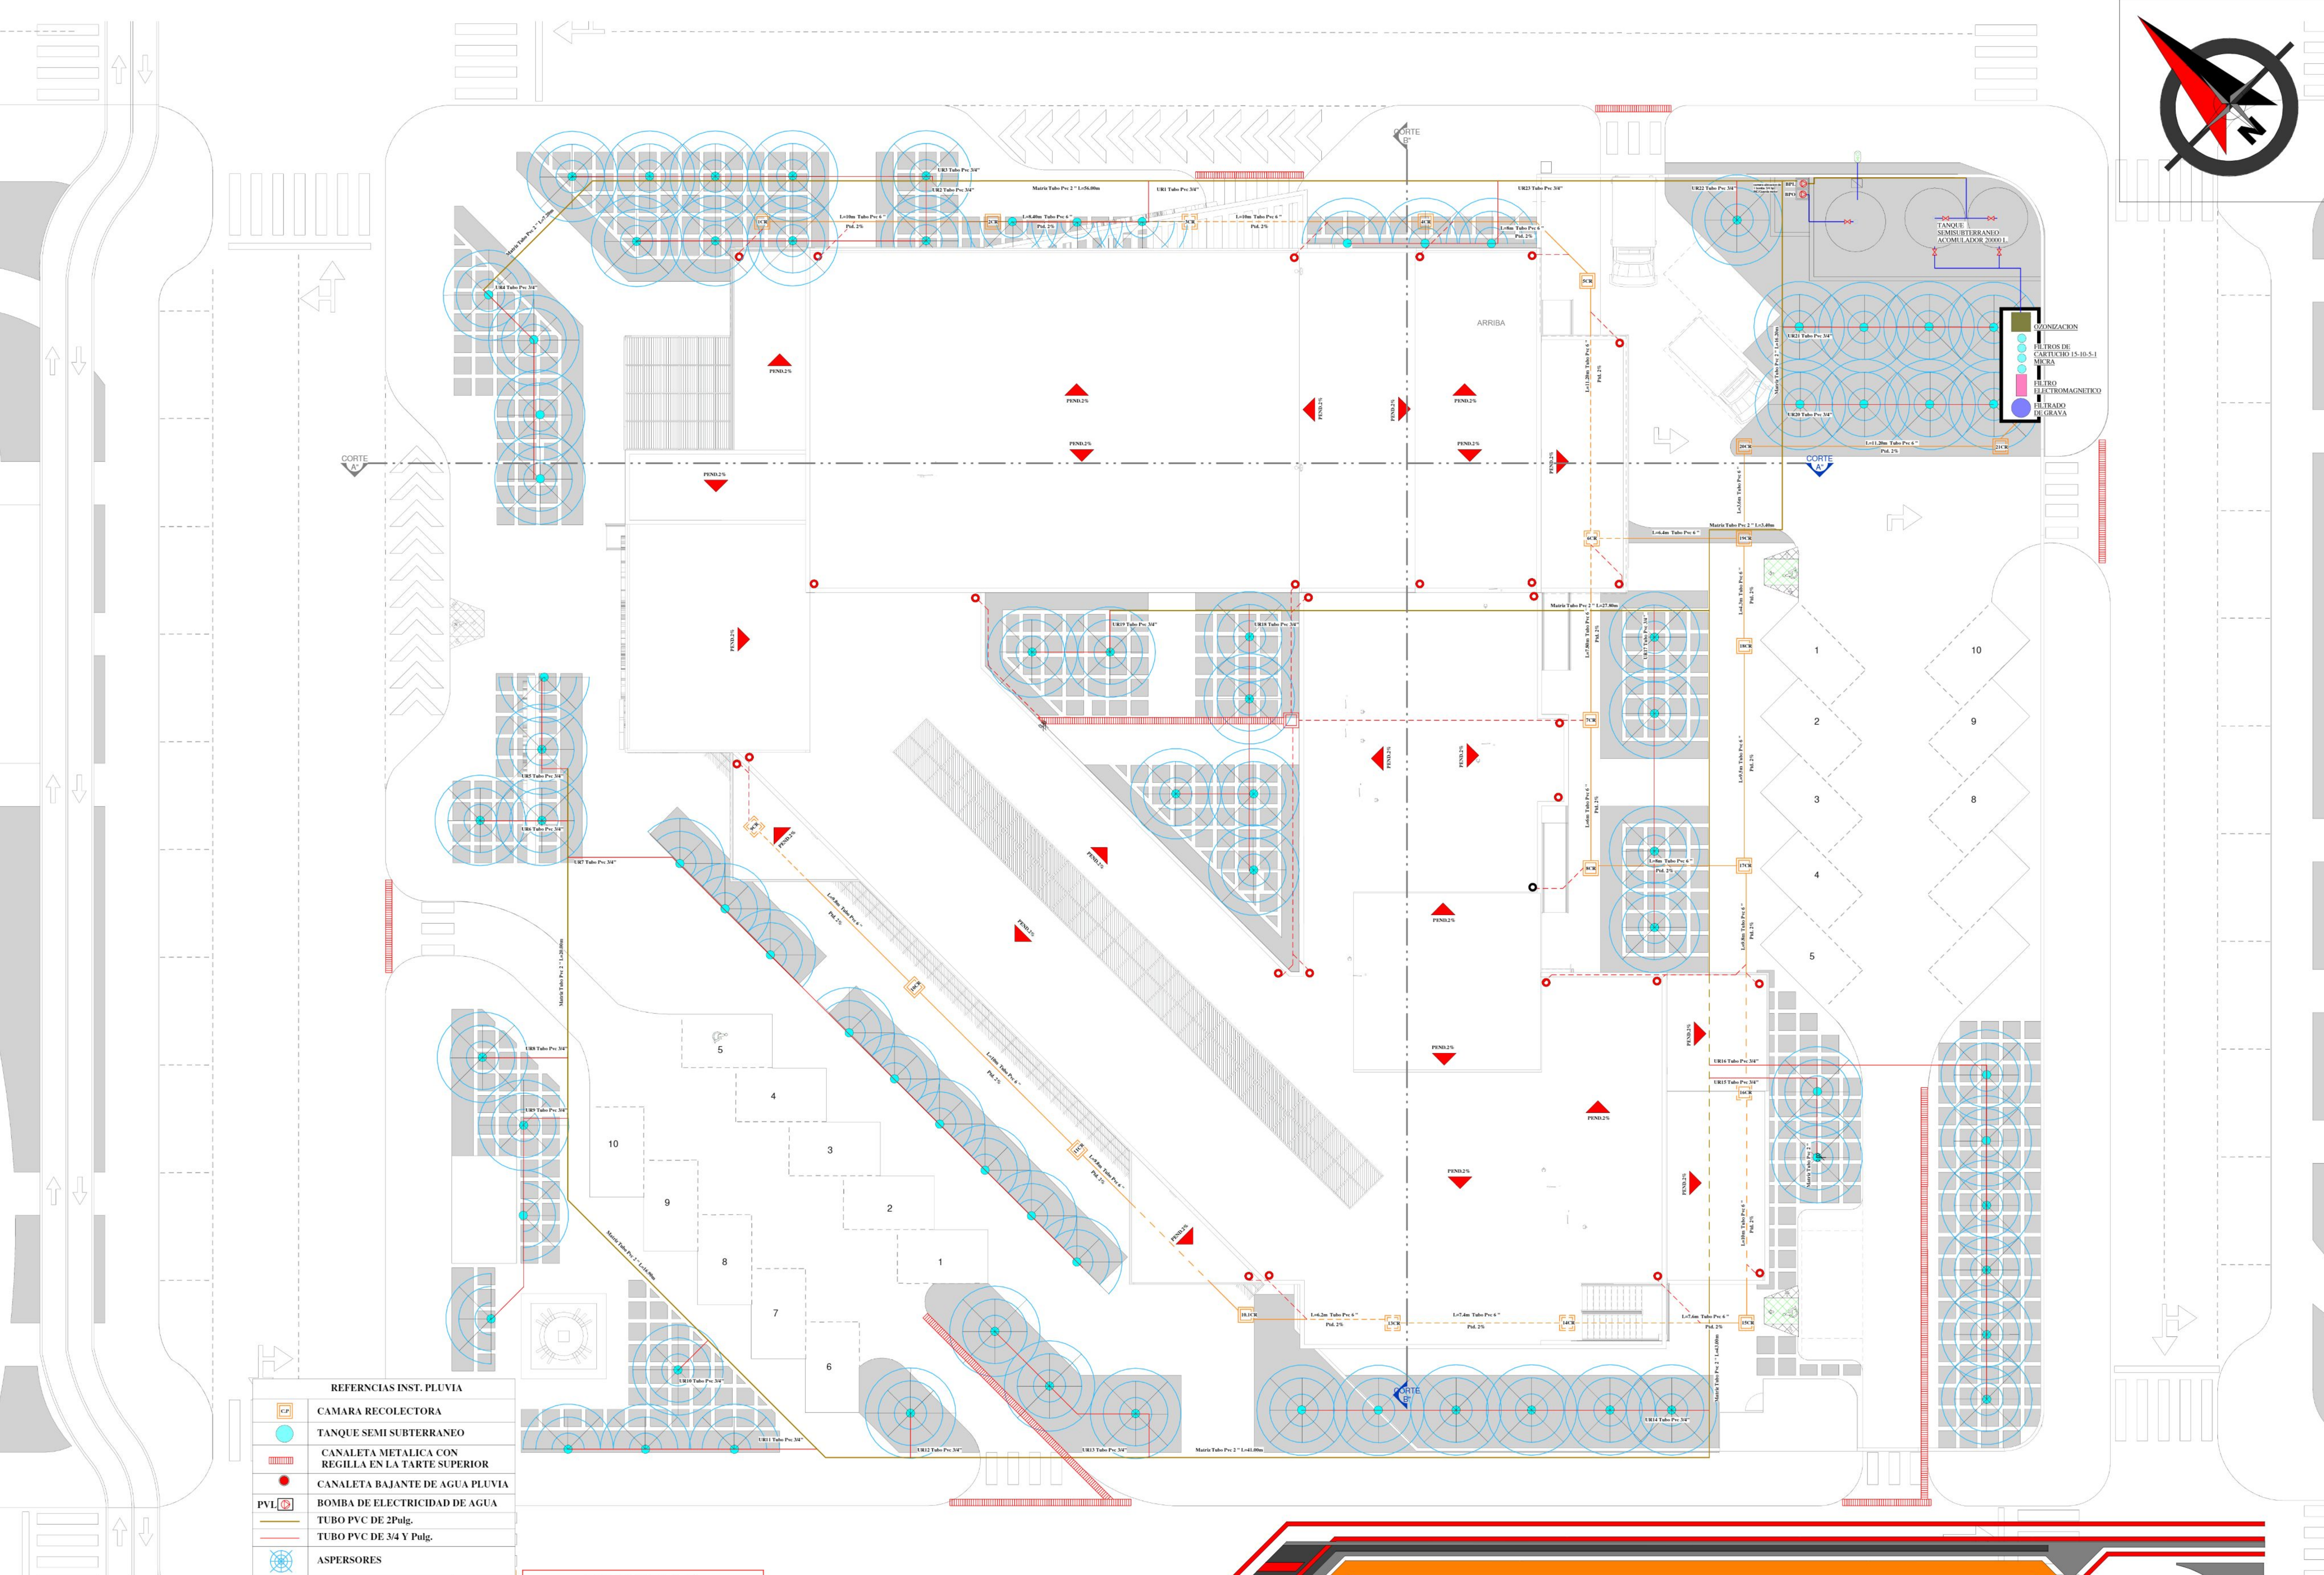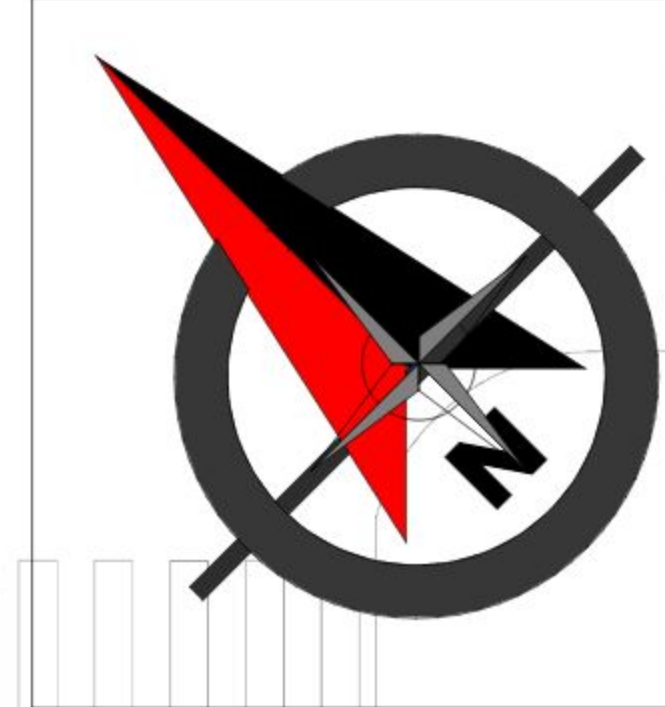

REFERENCIAS INST. PLUVIA	
	CAMARA RECOLECTORA
	TANQUE SEMI SUBTERRANEO
	CANALETA METALICA CON REGILLA EN LA TARTE SUPERIOR
	CANALETA BAJANTE DE AGUA PLUVIA
	BOMBA DE ELECTRICIDAD DE AGUA
	TUBO PVC DE 2Pulg.
	TUBO PVC DE 3/4 Y Pulg.
	ASPERSORES

PLUVIAL
INST. ESPECIALES Esc: 1: 100

PROYECTO

CENTRO CARDIOVASCULAR PARA EL DEPARTAMENTO DE TARIJA

PLANTA: INSTALACIONES ESPECIALES

DOCENTE : SANTOS PUMA LEON


ESCALA: 1:100

UNIVERSITARIO : WILFREDO CAYO

FECHA: 25/12/2020

LAMINA : 16.1.1 / 48

U.A.J.M.S.

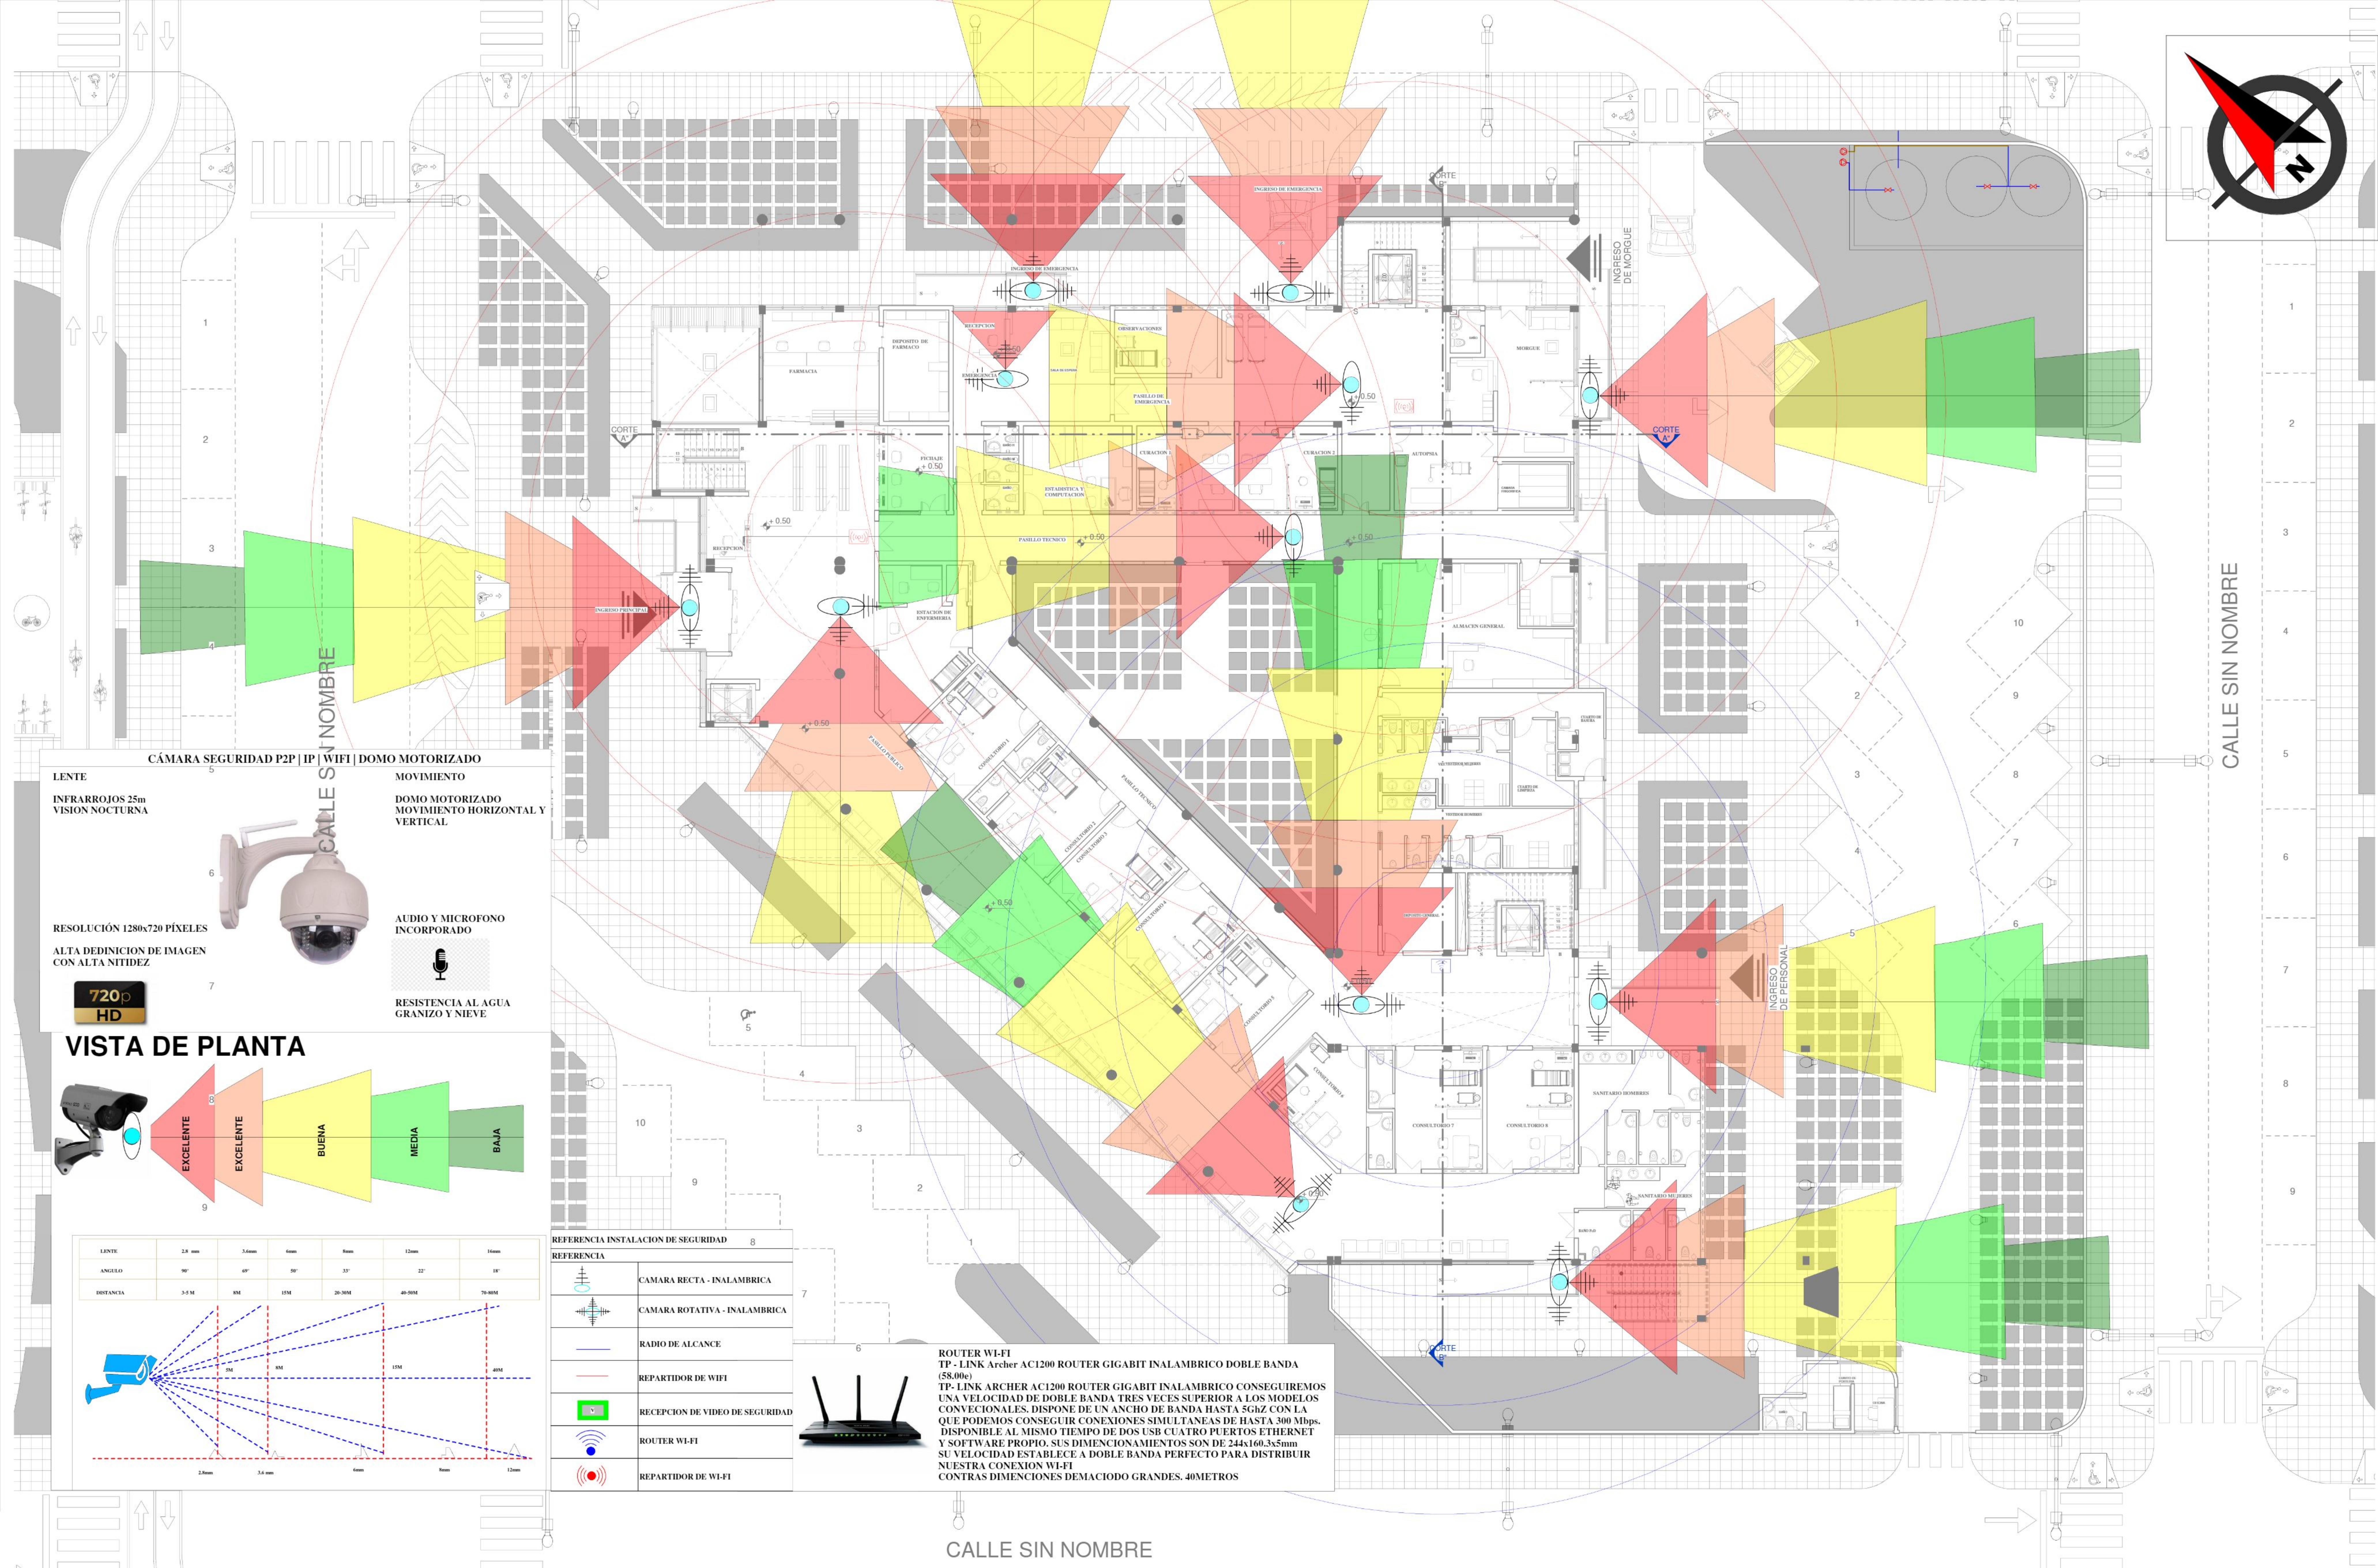

CÁMARA SEGURIDAD P2P | IP | WIFI | DOMO MOTORIZADO

LENTE
INFRARROJOS 25m
VISION NOCTURNA

MOVIMIENTO
DOMO MOTORIZADO
MOVIMIENTO HORIZONTAL Y VERTICAL

RESOLUCION 1280x720 PÍXELES
ALTA DEDINICION DE IMAGEN
CON ALTA NITIDEZ

720p HD

AUDIO Y MICROFONO INCORPORADO

RESISTENCIA AL AGUA
GRANIZO Y NIEVE

VISTA DE PLANTA

EXCELENTE
EXCELENTE
BUENA
MEDIA
BAJA

LENTE	2.8 mm	3.6mm	6mm	8mm	12mm	16mm
ANGULO	90°	69°	50°	37°	22°	18°
DISTANCIA	3-5 M	8M	15M	20-30M	40-50M	70-80M

REFERENCIA	REFERENCIA
	CAMARA RECTA - INALAMBRICA
	CAMARA ROTATIVA - INALAMBRICA
	RADIO DE ALCANCE
	REPARTIDOR DE WIFI
	RECEPCION DE VIDEO DE SEGURIDAD
	ROUTER WI-FI
	REPARTIDOR DE WI-FI

ROUTER WI-FI
TP-LINK ARCHER AC1200 ROUTER GIGABIT INALAMBRICO DOBLE BANDA (800e)
TP-LINK ARCHER AC1200 ROUTER GIGABIT INALAMBRICO CONSEGUIREMOS UNA VELOCIDAD DE DOBLE BANDA TRES VECES SUPERIOR A LOS MODELOS CONVECCIONALES. DISPONE DE UN ANCHO DE BANDA HASTA 5GHz CON LA QUE PODEMOS CONSEGUIR CONEXIONES SIMULTANEAS DE HASTA 300 Mbps. DISPONIBLE AL MISMO TIEMPO DE DOS USB CUATRO PUERTOS ETHERNET Y SOFTWARE PROPIO. SUS DIMENCIONAMIENTOS SON DE 24x160x35mm SU VELOCIDAD ESTABLECE A DOBLE BANDA PERFECTO PARA DISTRIBUIR NUESTRA CONEXION WI-FI CONTRAS DIMENCIONES DEMACIODO GRANDES. 40METROS



PLANTA BAJA

INST. CAMARA DE SEGURIDAD


Esc: 1: 100

PROYECTO
CENTRO CARDIOVASCULAR PARA EL DEPARTAMENTO DE TARIJA

PLANTA: INSTALACIONES ESPECIALES
DOCENTE : SANTOS PUMA LEON
UNIVERSITARIO : WILFREDO CAYO
FECHA:25/12/2020
LAMINA : 16.2.1 / 48
ESCALA: 1:100

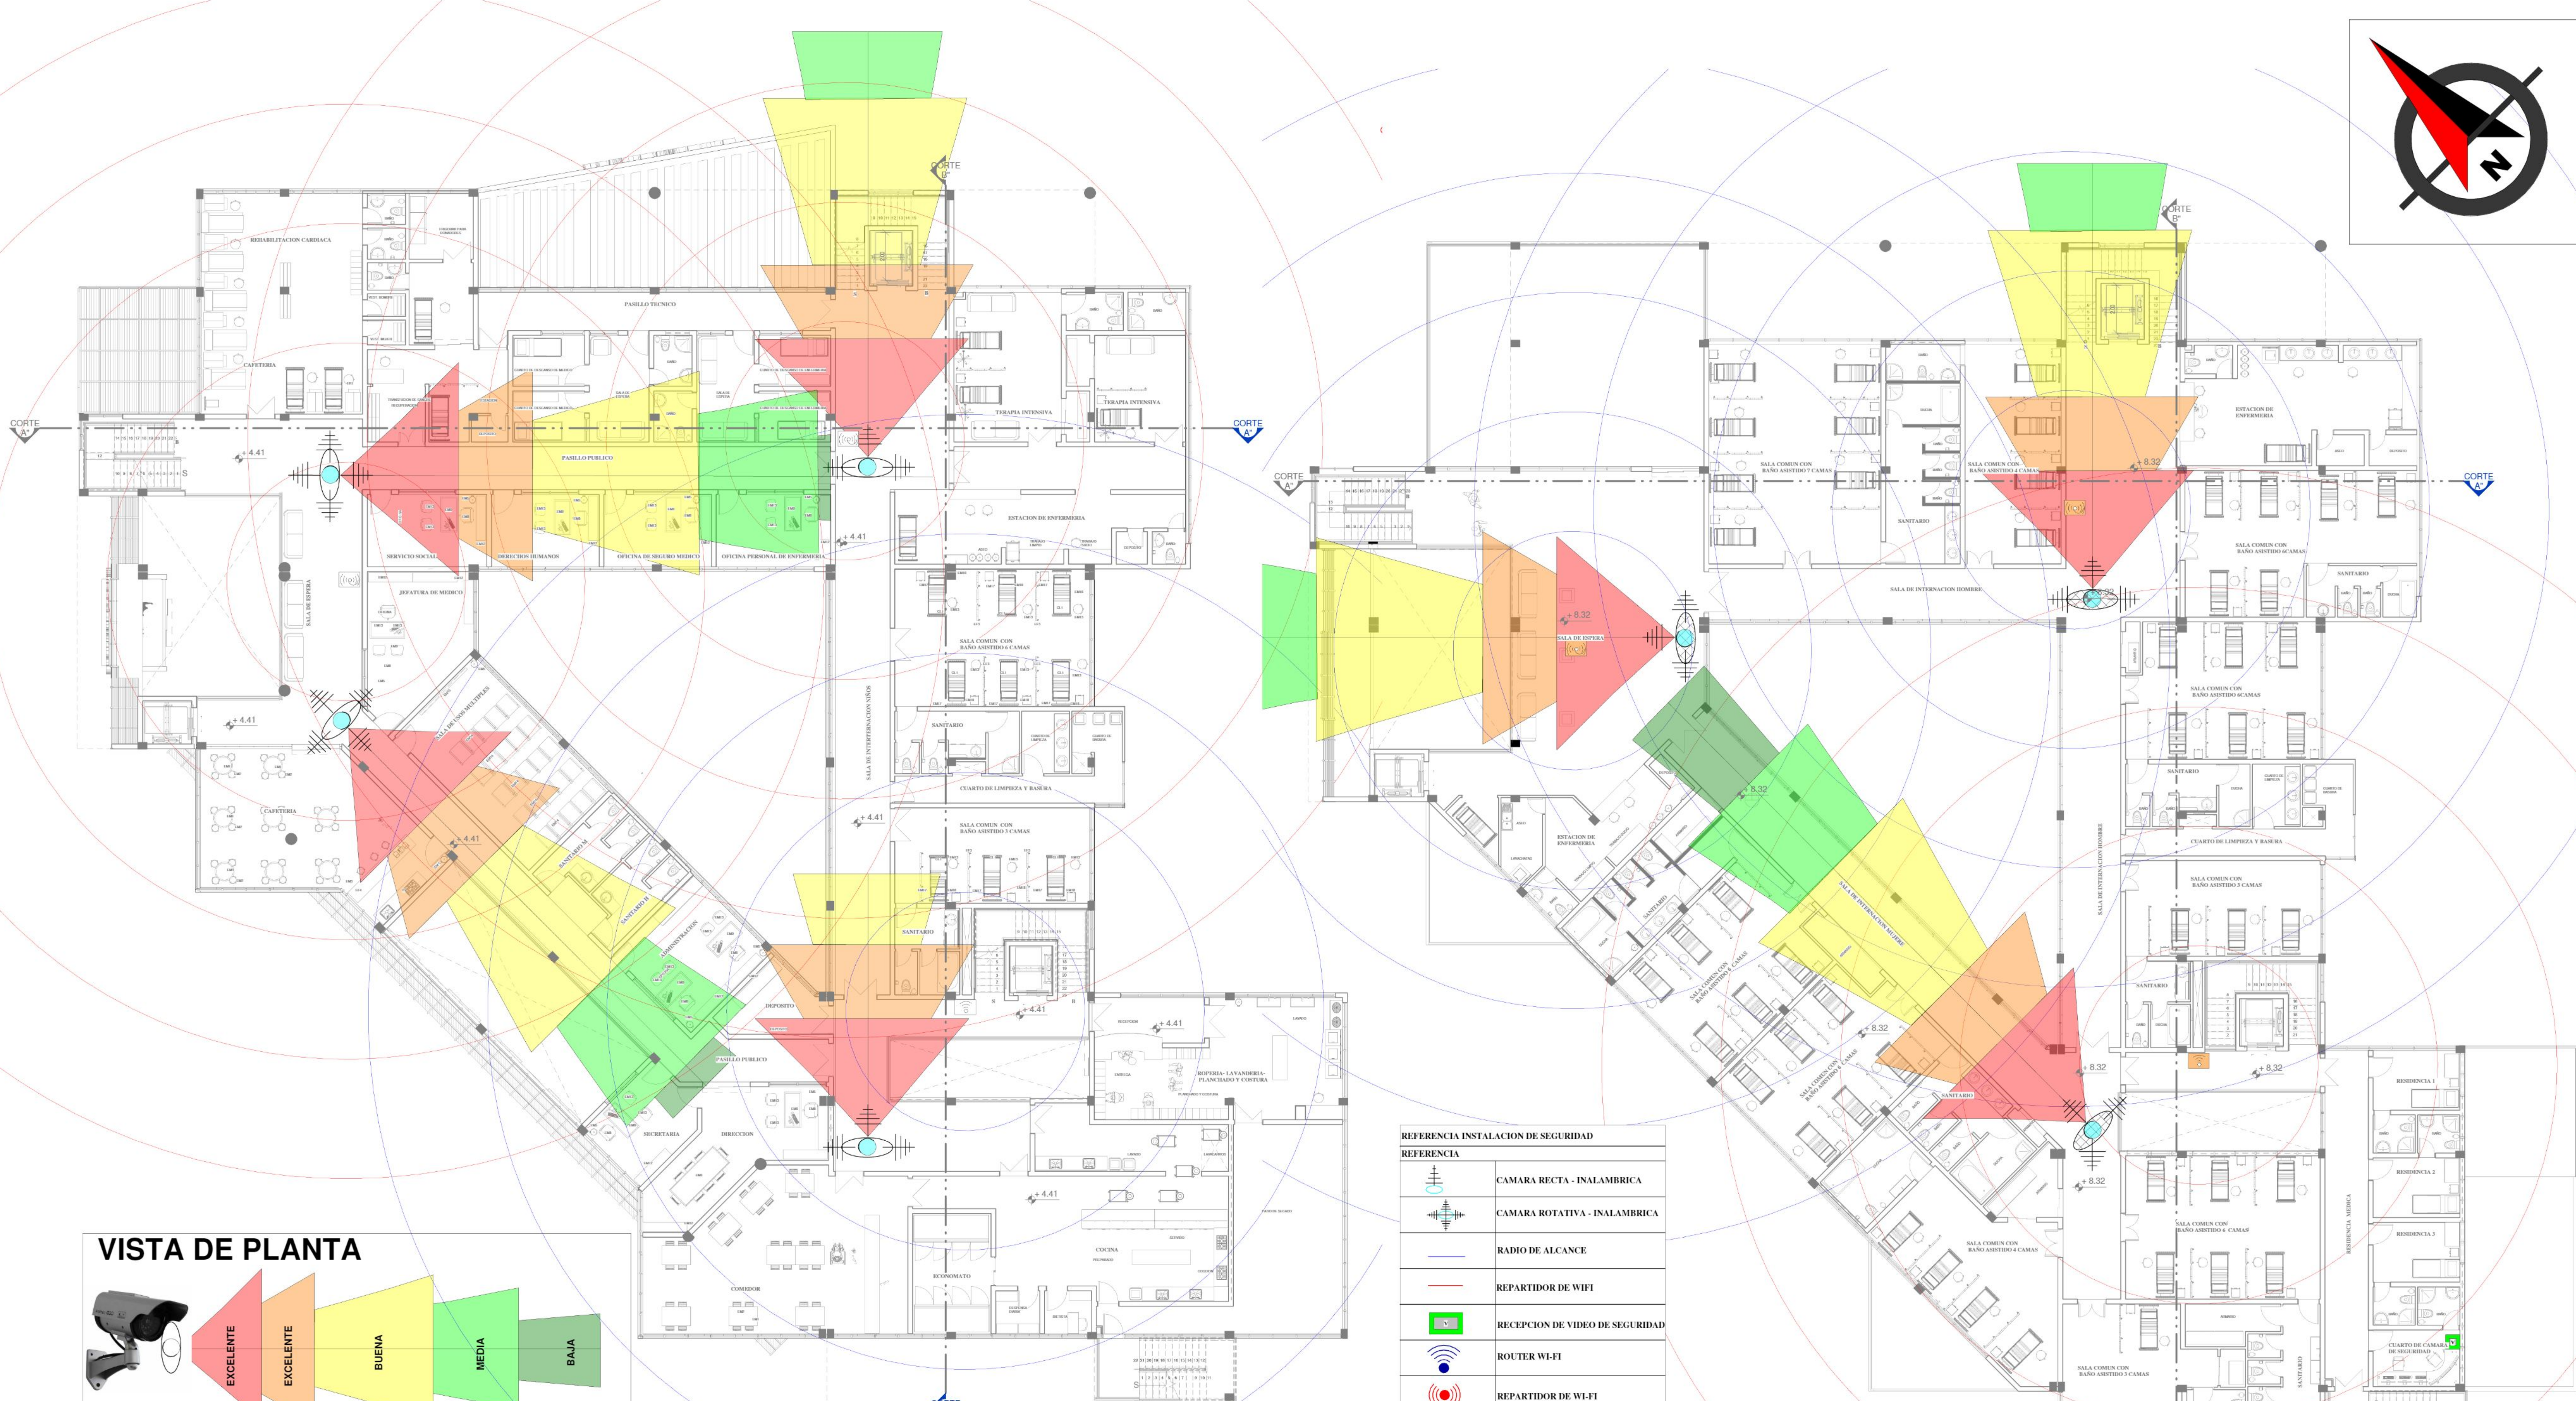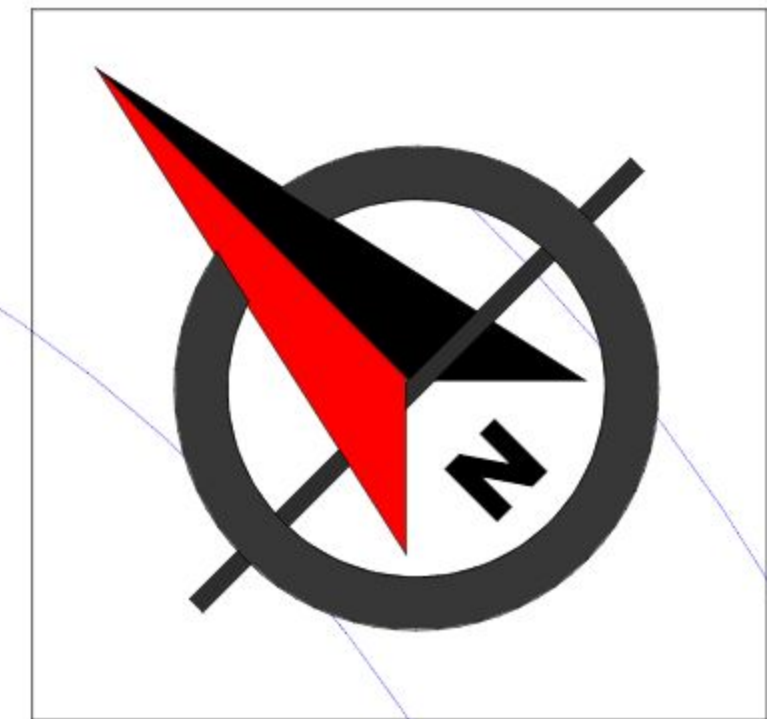

VISTA DE PLANTA

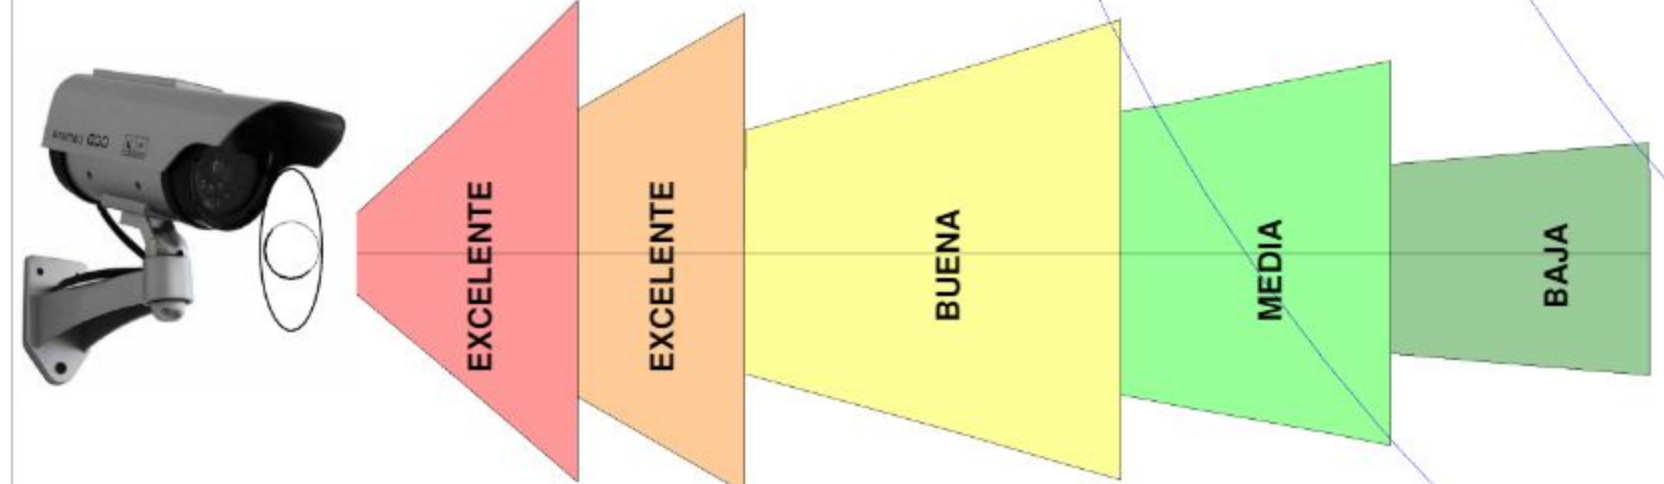

LENTE	2.8 mm	3.6 mm	4 mm	6 mm	8 mm	12 mm	16 mm
ÁNGULO	90°	69°	58°	37°	22°	18°	
DISTANCIA	5-5 M	8M	12M	20-30M	40-50M	70-80M	

PRIMER PISO

INST. CAMARA DE SEGURIDAD Esc: 1: 100

CÁMARA SEGURIDAD P2P | IP | WIFI | DOMO MOTORIZADO

LENTE
INFRARROJOS 25m
VISION NOCTURNA

MOVIMIENTO
DOMO MOTORIZADO
MOVIMIENTO HORIZONTAL Y VERTICAL

RESOLUCIÓN 1280x720 PÍXELES
ALTA DEFINICIÓN DE IMAGEN
CON ALTA NITIDEZ

720p HD

AUDIO Y MICROFONO INCORPORADO

RESISTENCIA AL AGUA GRANIZO Y NIEVE

REFERENCIA INSTALACION DE SEGURIDAD	
REFERENCIA	
	CAMARA RECTA - INALAMBRICA
	CAMARA ROTATIVA - INALAMBRICA
	RADIO DE ALCANCE
	REPARTIDOR DE WIFI
	RECEPCION DE VIDEO DE SEGURIDAD
	ROUTER WI-FI
	REPARTIDOR DE WI-FI

ROUTER WI-FI
TP - LINK Archer AC1200 ROUTER GIGABIT INALAMBRICO DOBLE BANDA (58.00e)
TP- LINK ARCHER AC1200 ROUTER GIGABIT INALAMBRICO CONSEGUIREMOS UNA VELOCIDAD DE DOBLE BANDA TRES VECES SUPERIOR A LOS MODELOS CONVENCIONALES. DISPONE DE UN ANCHO DE BANDA HASTA 5Ghz CON LA QUE PODEMOS CONSEGUIR CONEXIONES SIMULTANEAS DE HASTA 300 Mbps. DISPONIBLE AL MISMO TIEMPO DE DOS USB CUATRO PUERTOS ETHERNET Y SOFTWARE PROPIO. SUS DIMENSIONAMIENTOS SON DE 244x160.3x5mm SU VELOCIDAD ESTABLECE A DOBLE BANDA PERFECTO PARA DISTRIBUIR NUESTRA CONEXION WI-FI CONTRAS DIMENSIONES DEMACIADO GRANDES. 40METROS

SEGUNDO PISO

INST. CAMARA DE SEGURIDAD Esc: 1: 100

PROYECTO
CENTRO CARDIOVASCULAR PARA EL DEPARTAMENTO DE TARIJA

PLANTA: INSTALACIONES ESPECIALES **DOCENTE : SANTOS PUMA LEON** **ESCALA: 1:100**

UNIVERSITARIO : WILFREDO CAYO **FECHA: 25/12/2020** **LAMINA : 16.2.2 / 48**

U.A.J.M.S.