

PERSPECTIVAS INTERIORES



ESTUDIANTE:
ESCOBAR BARRERA MIKAELA ANDREA

CARRERA:
ARQUITECTURA Y URBANISMO

FACULTAD DE CIENCIAS Y TECNOLOGÍA


MATERIA
PROYECTO DE GRADO

UNIVERSIDAD AUTÓNOMA "JUAN MISAEL SARACHO"

DOCENTE GUIA:
ARQ. SANTOS PUMA LEON

PROYECTO: PENITENCIARIA INTEGRAL VARONES
PARA - TARIJA

11.4/23

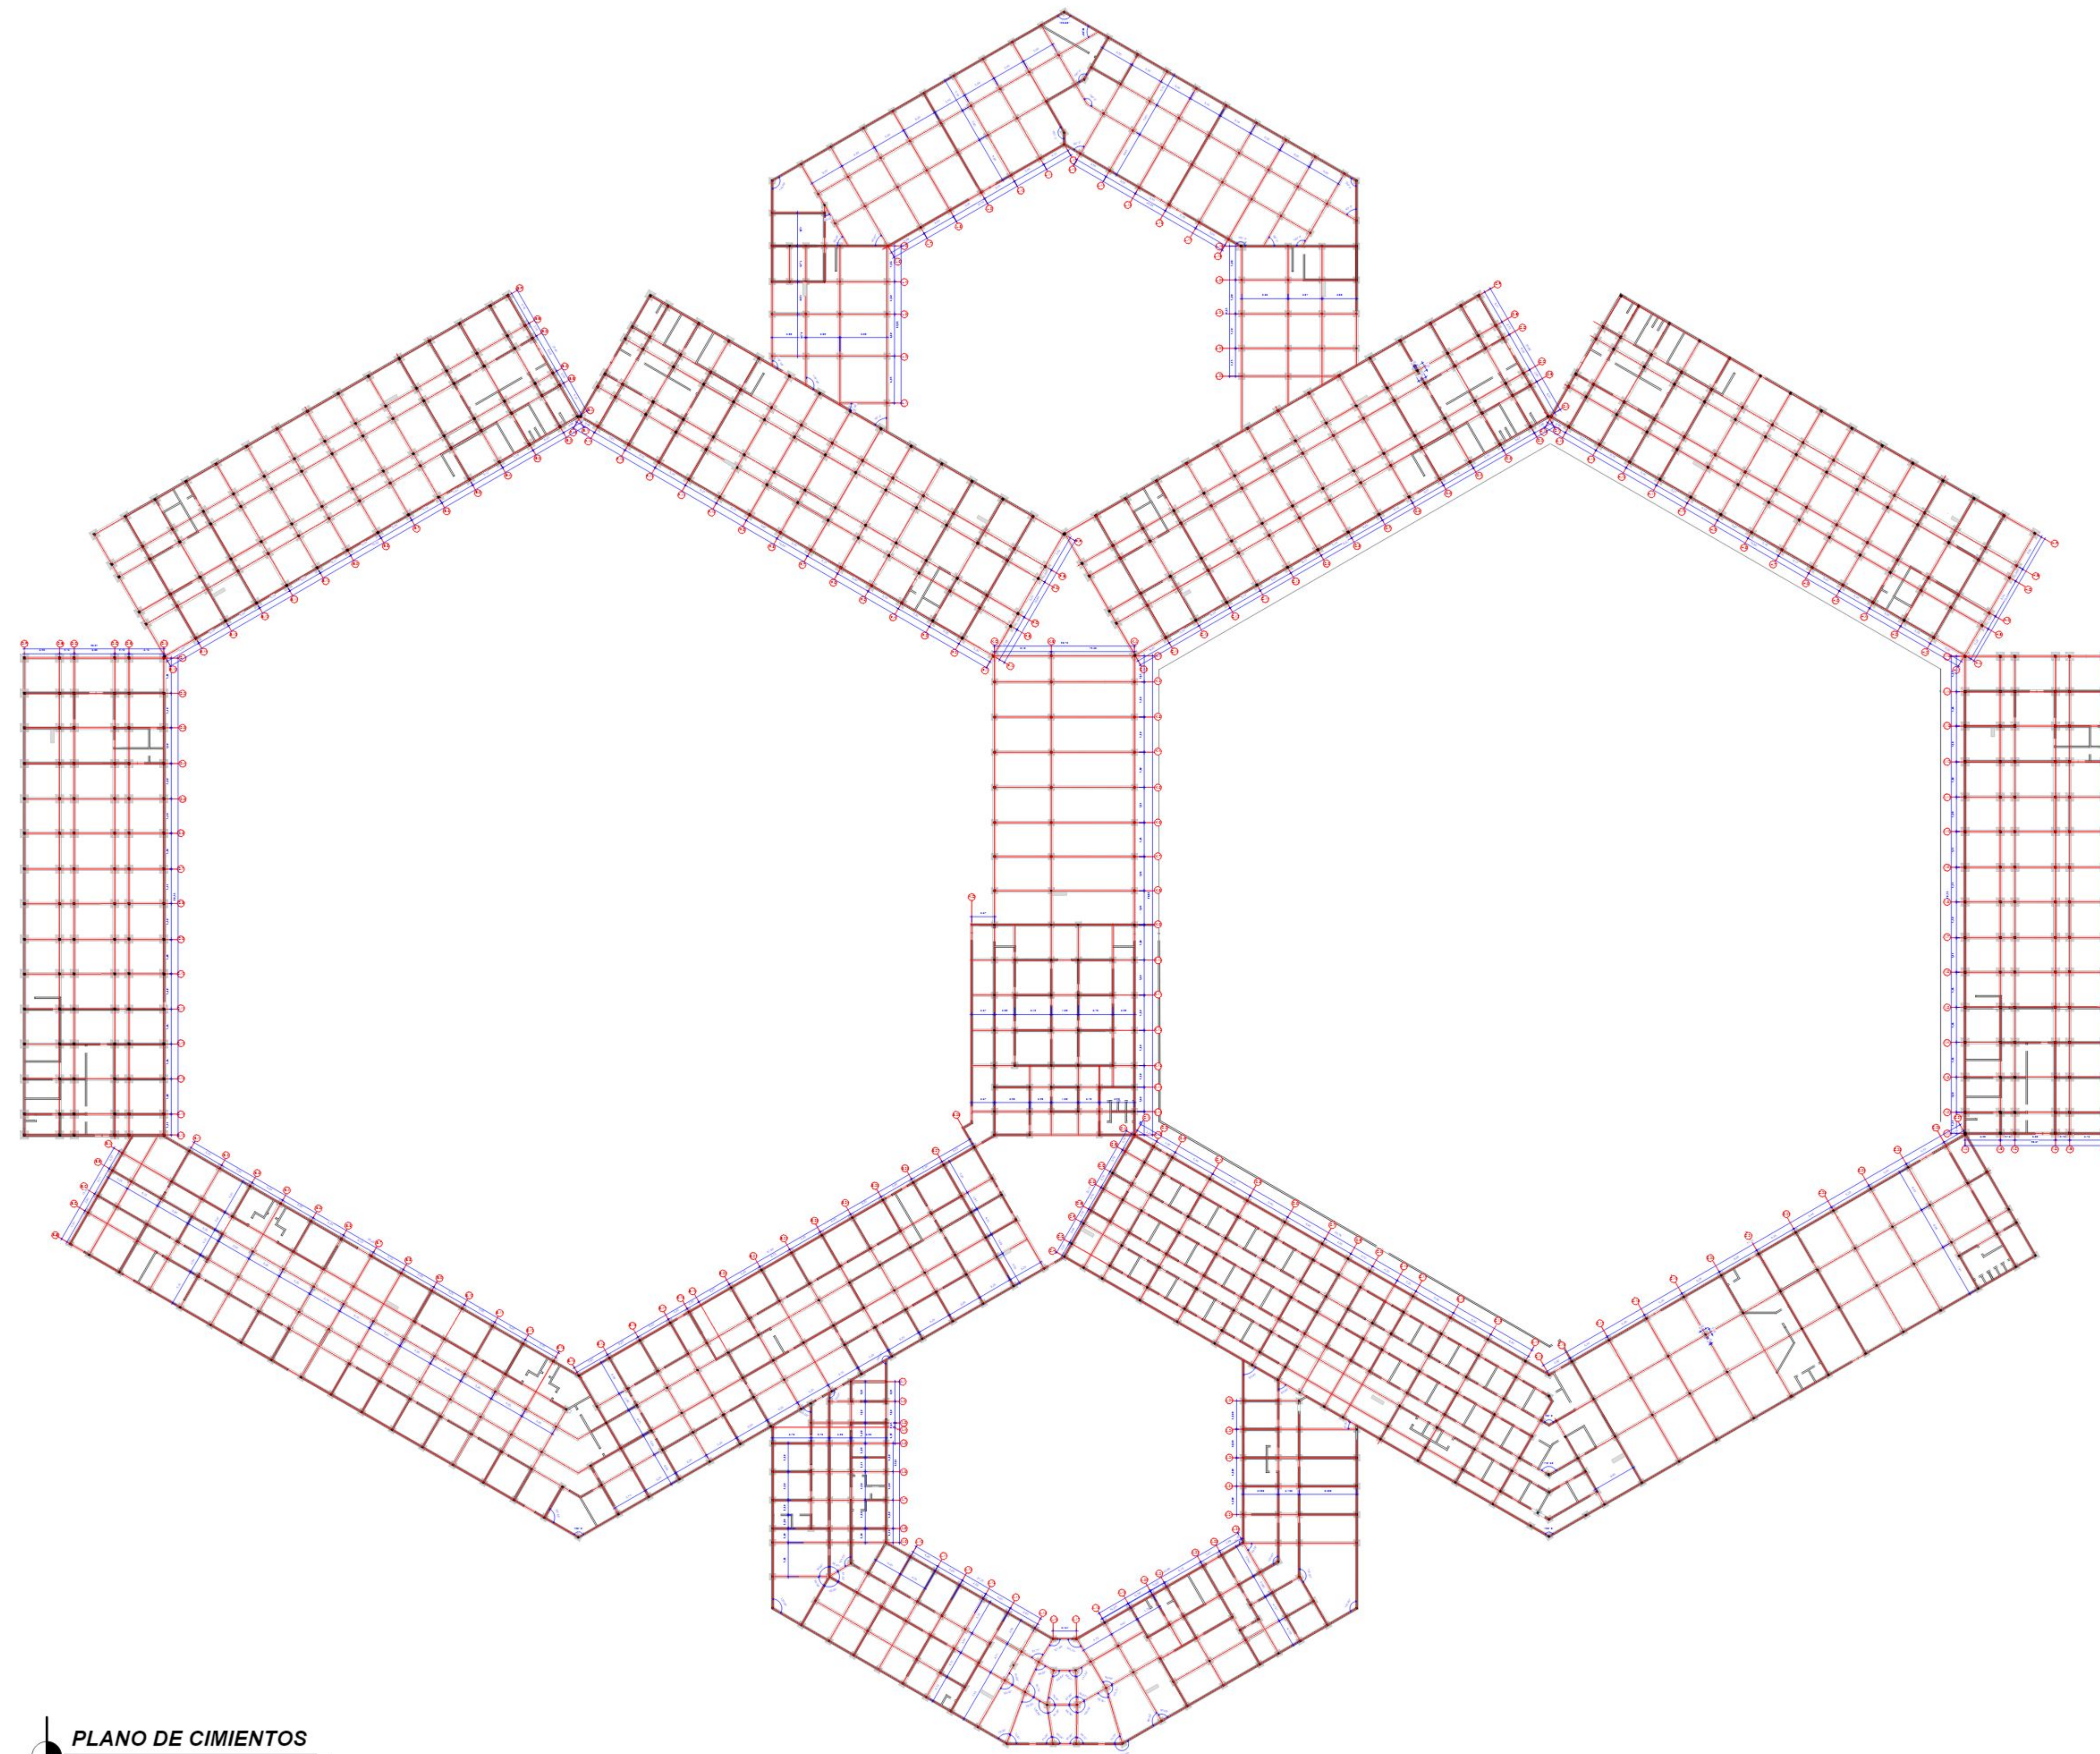

PLANO DE CIMIENTOS
ESCALA: 1:100



ESTUDIANTE:
ESCOBAR BARRERA MIKAELA ANDREA

CARRERA:
ARQUITECTURA Y URBANISMO

FACULTAD DE CIENCIAS Y TECNOLOGIA


UNIVERSIDAD AUTONOMA "JUAN MISAEL SARACHO"

MATERIA
PROYECTO DE GRADO

DOCENTE GUIA:
ARQ. SANTOS PUMA LEON

PROYECTO: PENITENCIARIA INTEGRAL VARONES
PARA - TARIJA

12/23

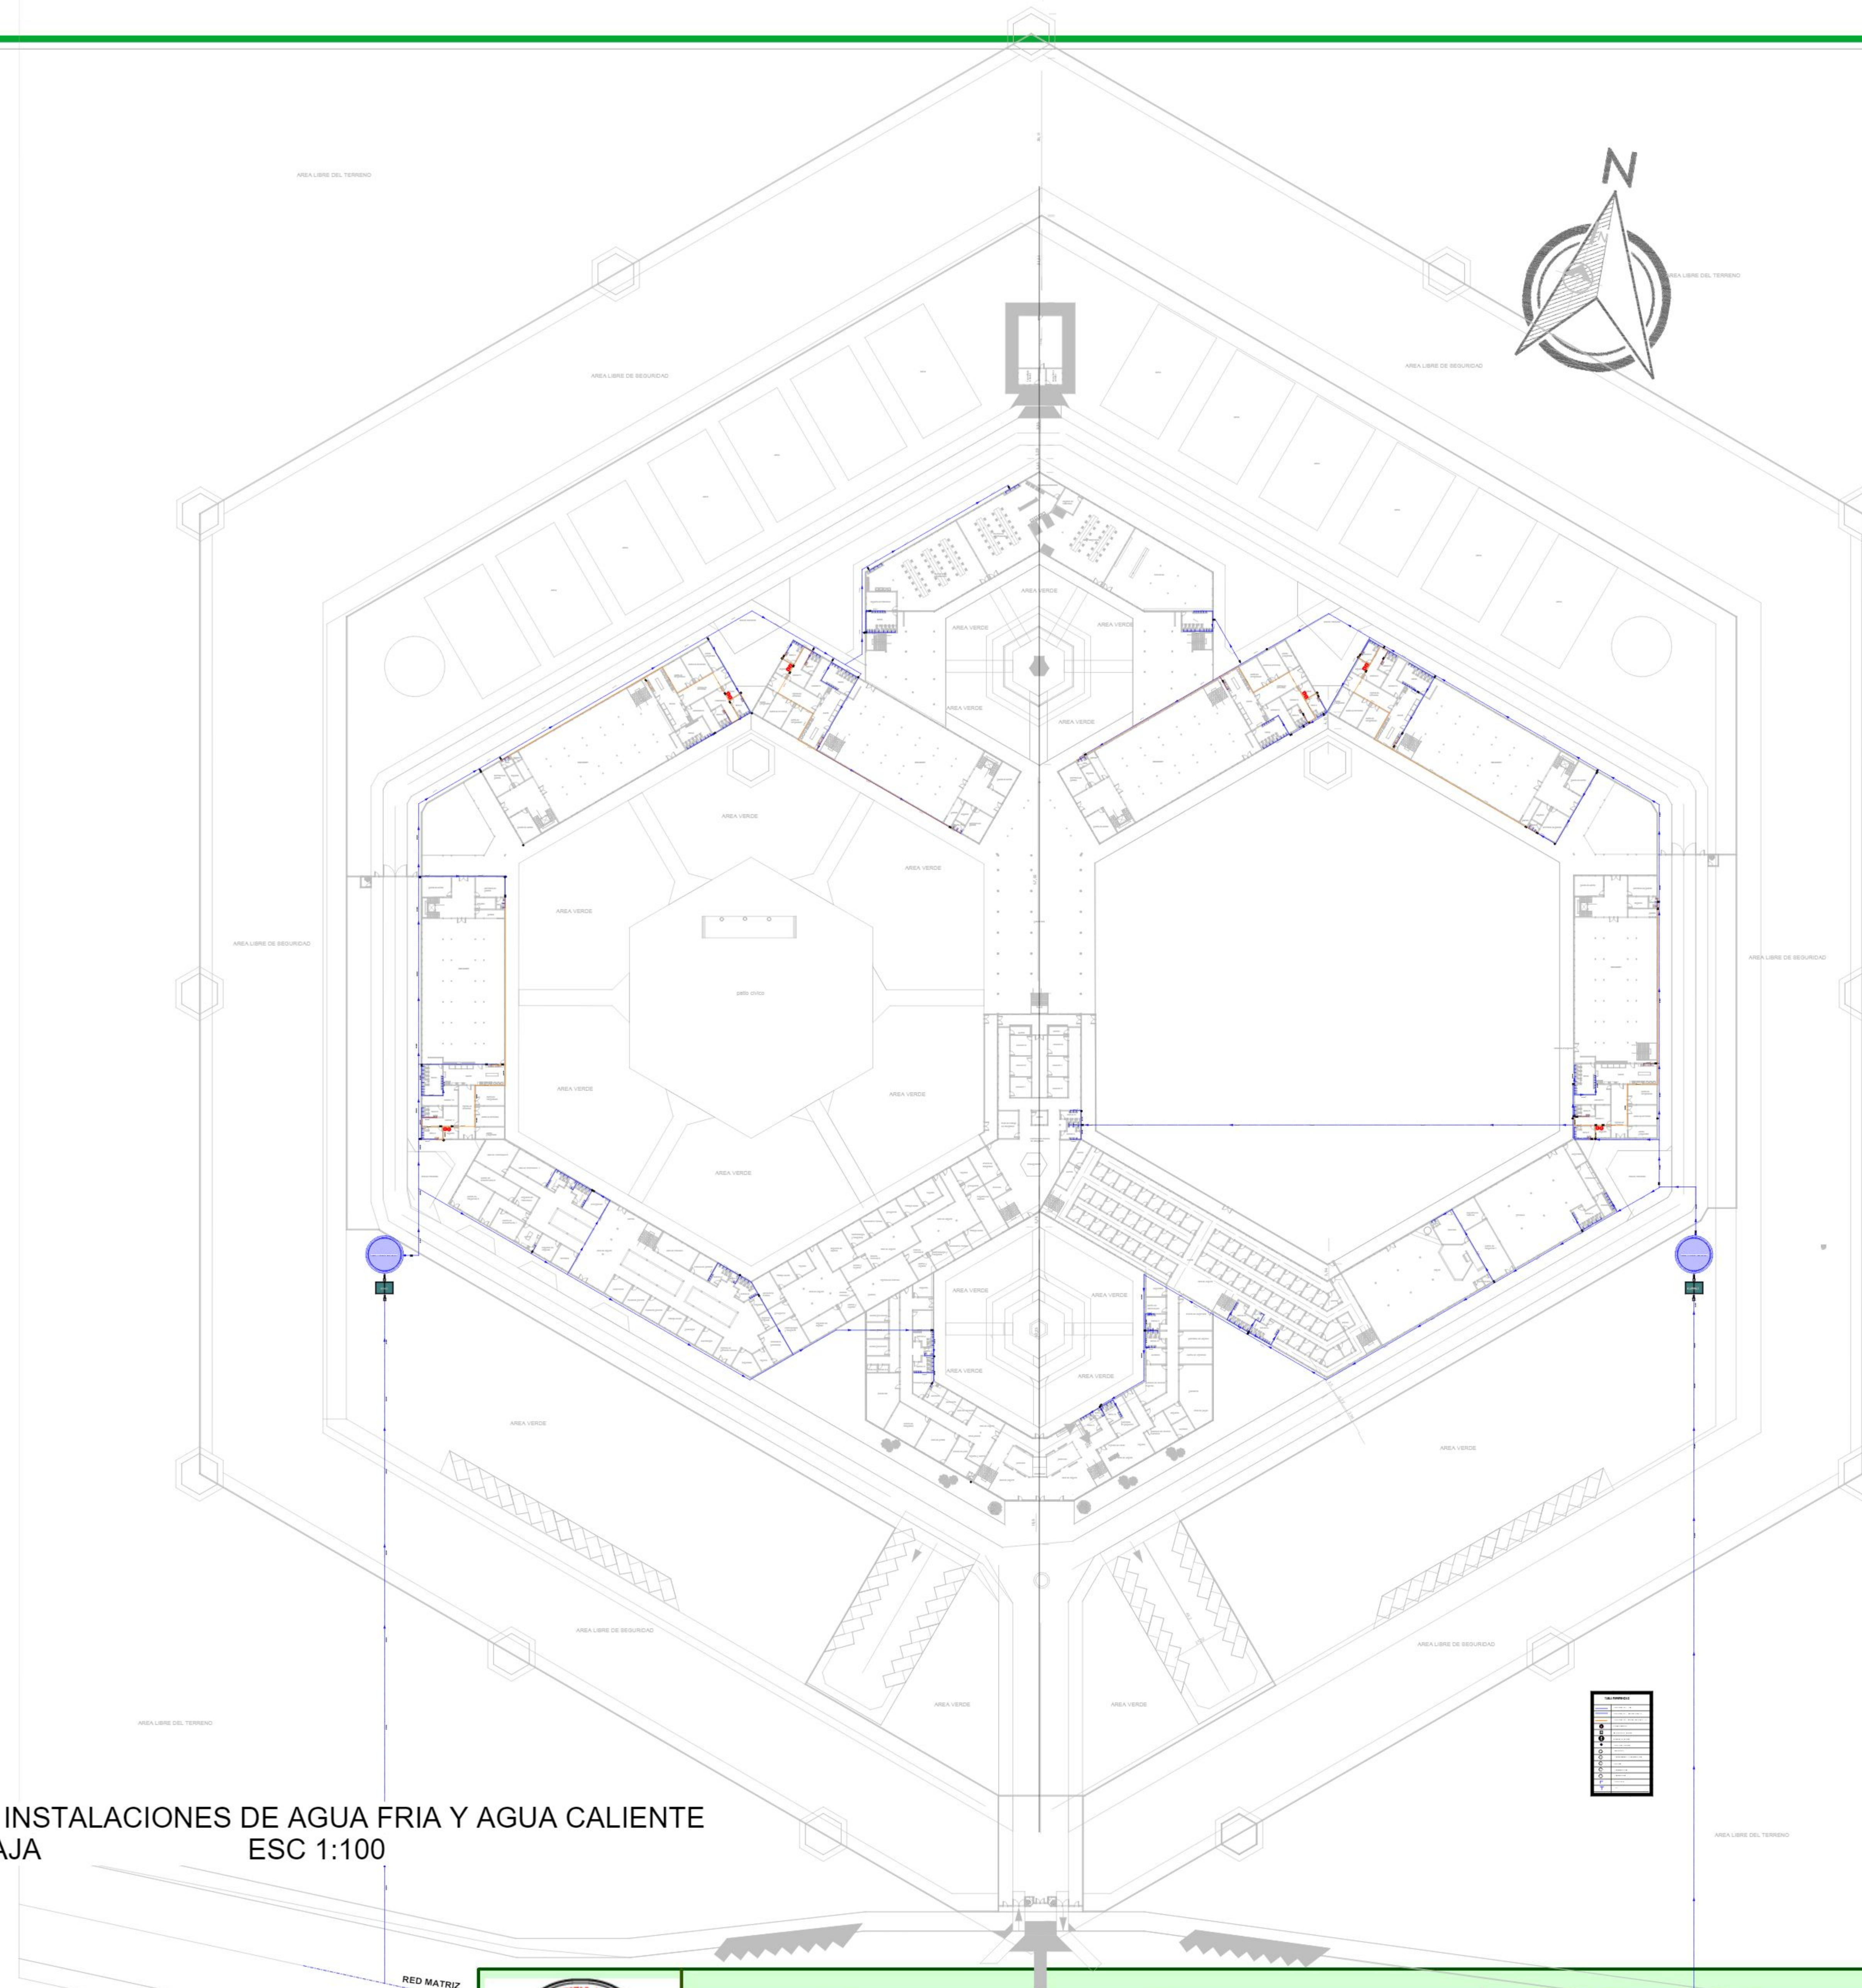

PLANO DE INSTALACIONES DE AGUA FRIA Y AGUA CALIENTE
PLANTA BAJA
ESC 1:100



ESTUDIANTE:
ESCOBAR BARRERA MIKAELA ANDREA

CARRERA:
ARQUITECTURA Y URBANISMO

FACULTAD DE CIENCIAS Y TECNOLOGIA


UNIVERSIDAD AUTÓNOMA "JUAN MISAE SARACHO"

MATERIA
PROYECTO DE GRADO

DOCENTE GUIA:
ARQ. SANTOS PRIMA LEON

PROYECTO: PENITENCIARIA INTEGRAL VARONES
PARA - TARIJA

13.1/23

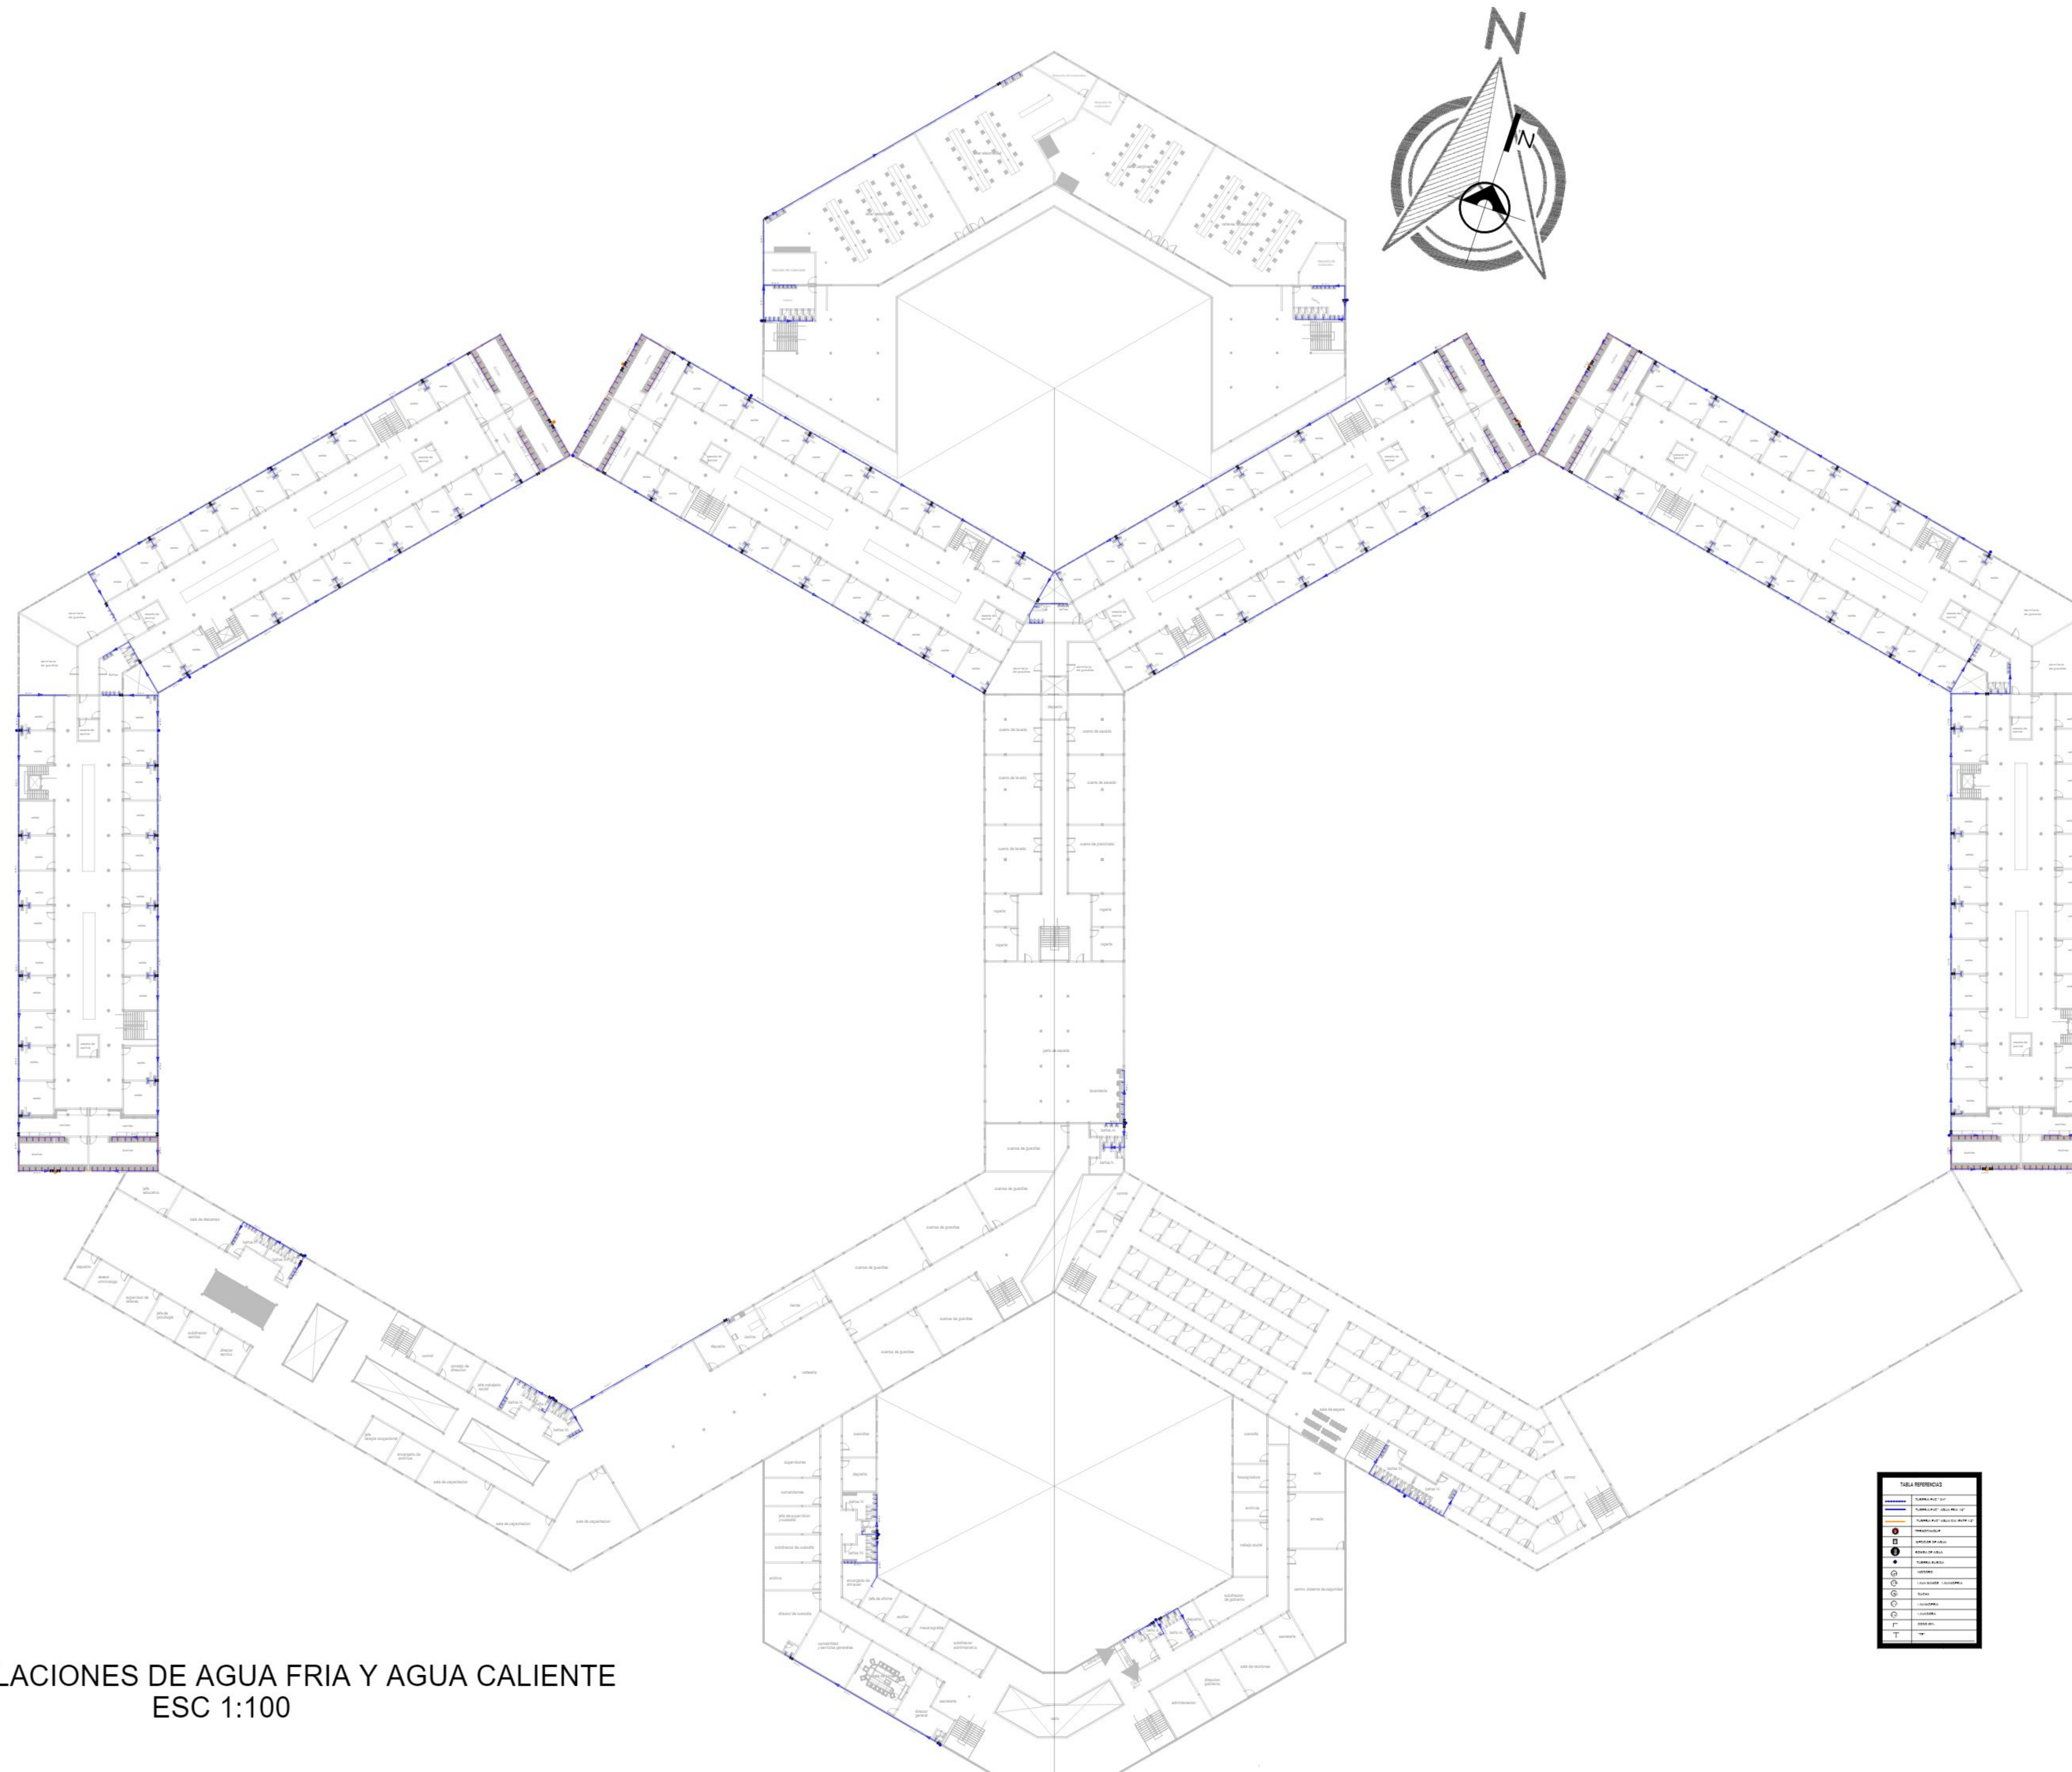

PLANO DE INSTALACIONES DE AGUA FRIA Y AGUA CALIENTE
PRIMER PISO
ESC 1:100



ESTUDIANTE:
ESCOBAR BARRERA MIKAELA ANDREA

CARRERA:
ARQUITECTURA Y URBANISMO

FACULTAD DE CIENCIAS Y TECNOLOGIA


UNIVERSIDAD AUTONOMA "JUAN MISAEL SARACHO"

MATERIA
PROYECTO DE GRADO


DOCENTE GUIA:
ARQ. SANTOS PUMA LEON

PROYECTO: PENITENCIARIA INTEGRAL VARONES
PARA - TARIJA

13.2/23

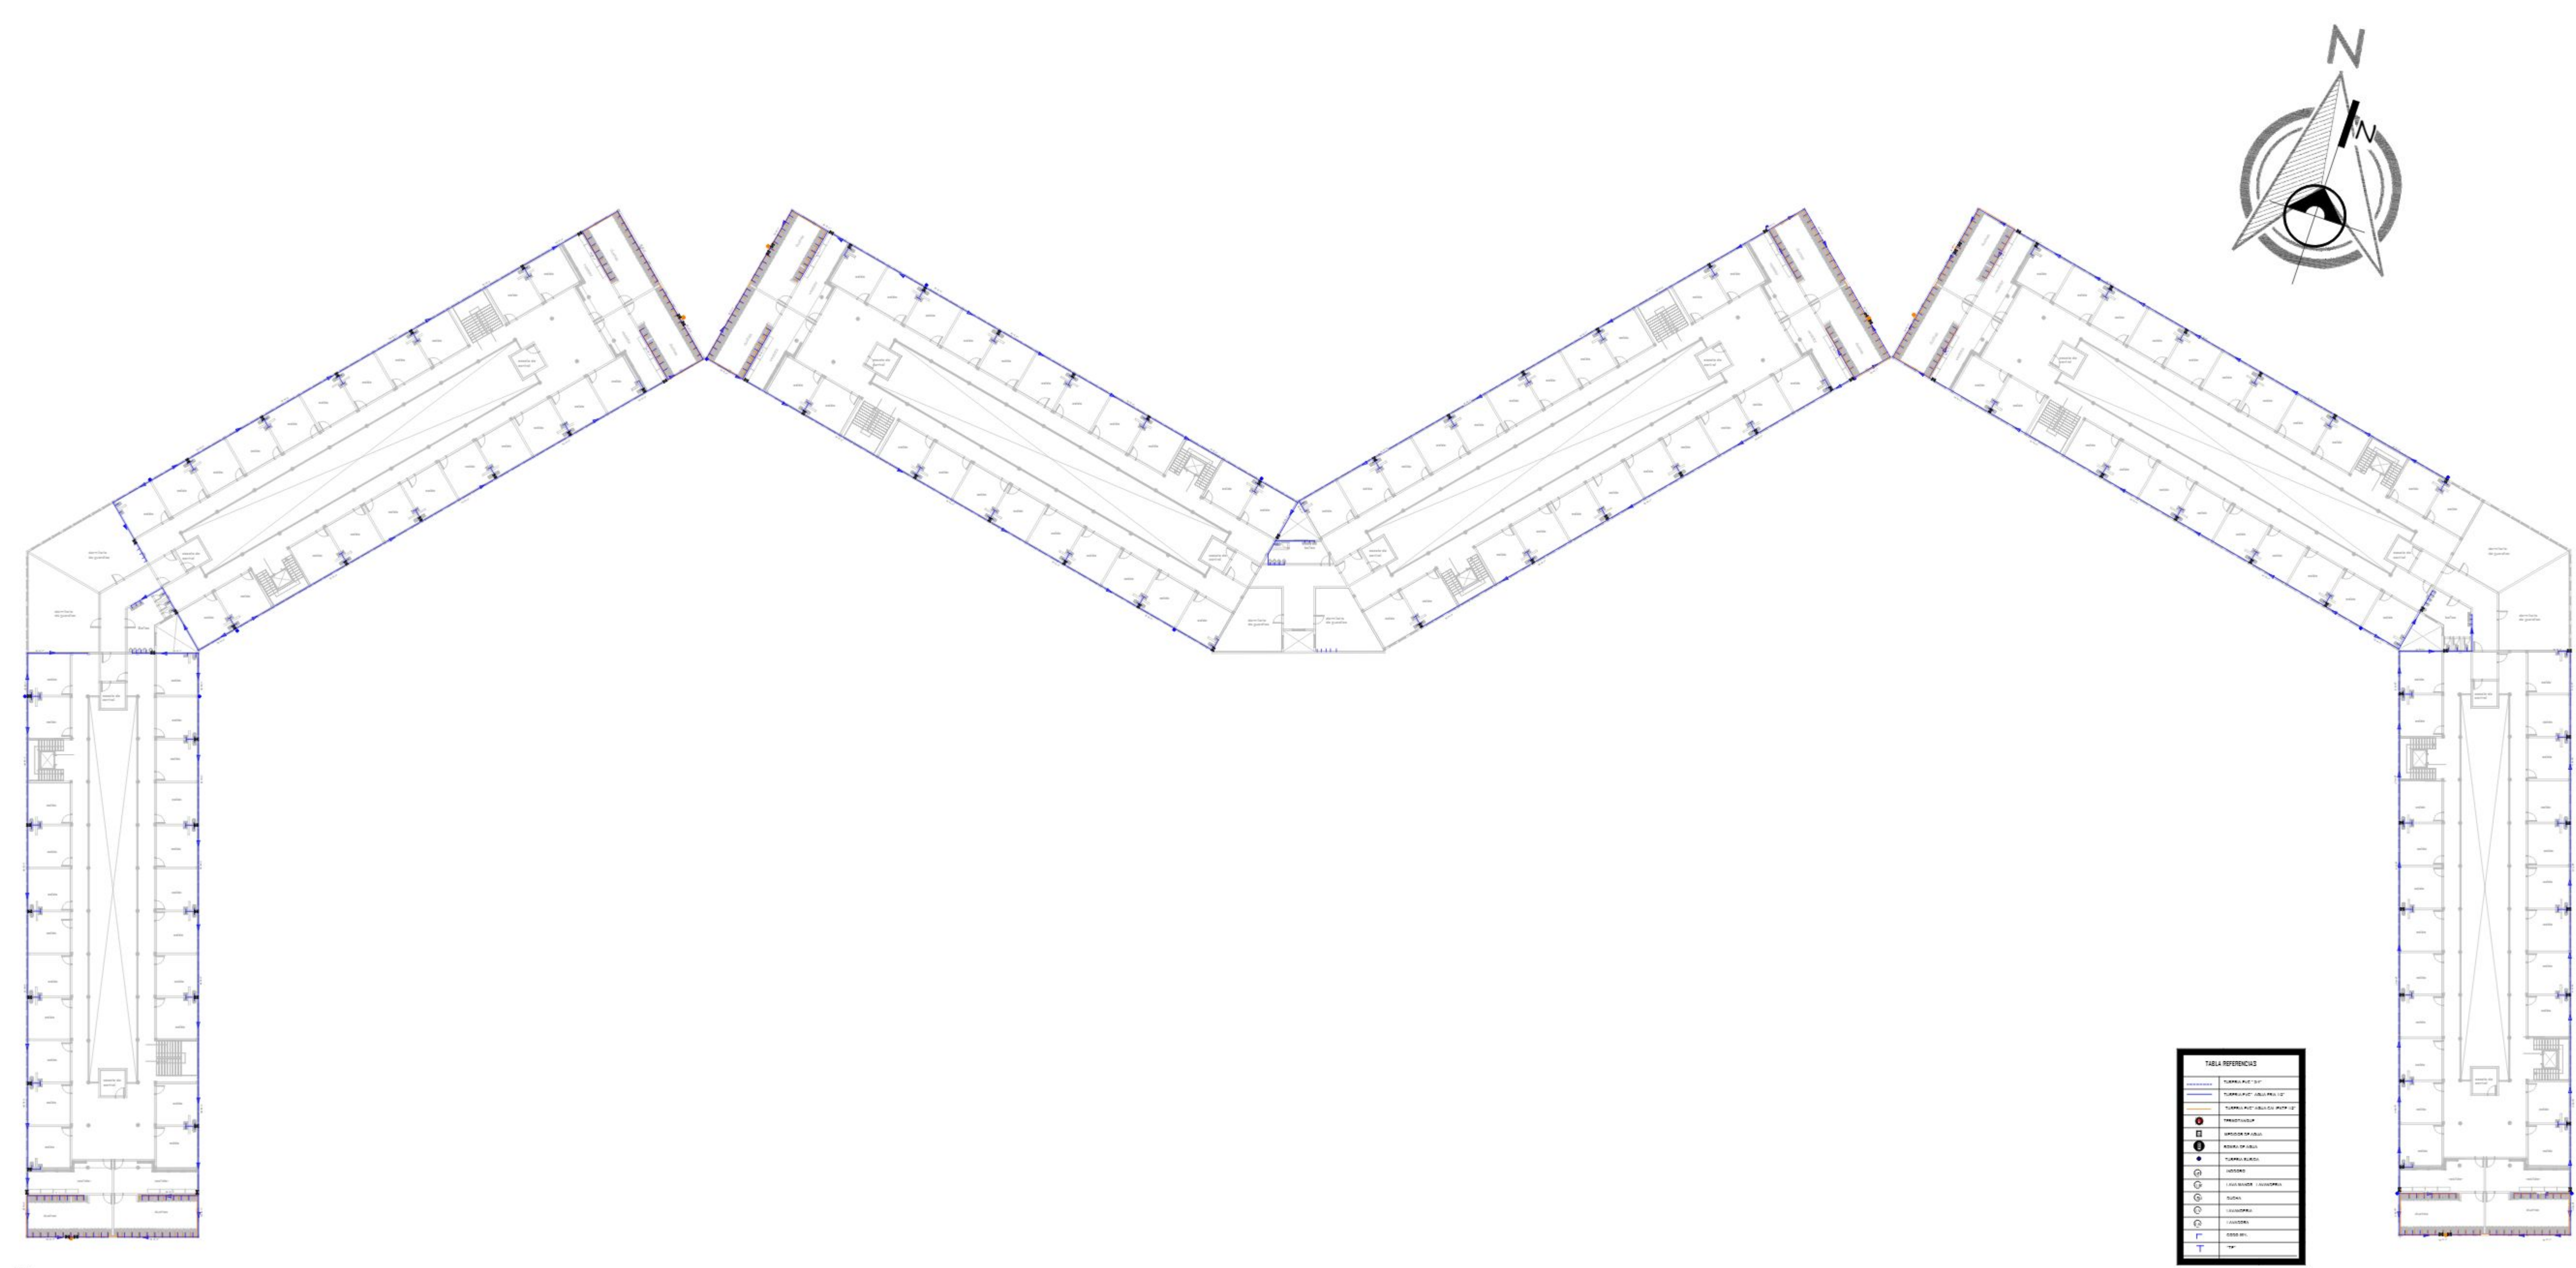

PLANO DE INSTALACIONES DE AGUA FRIA Y AGUA CALIENTE
2,3 y 4 PISO
ESC 1:100

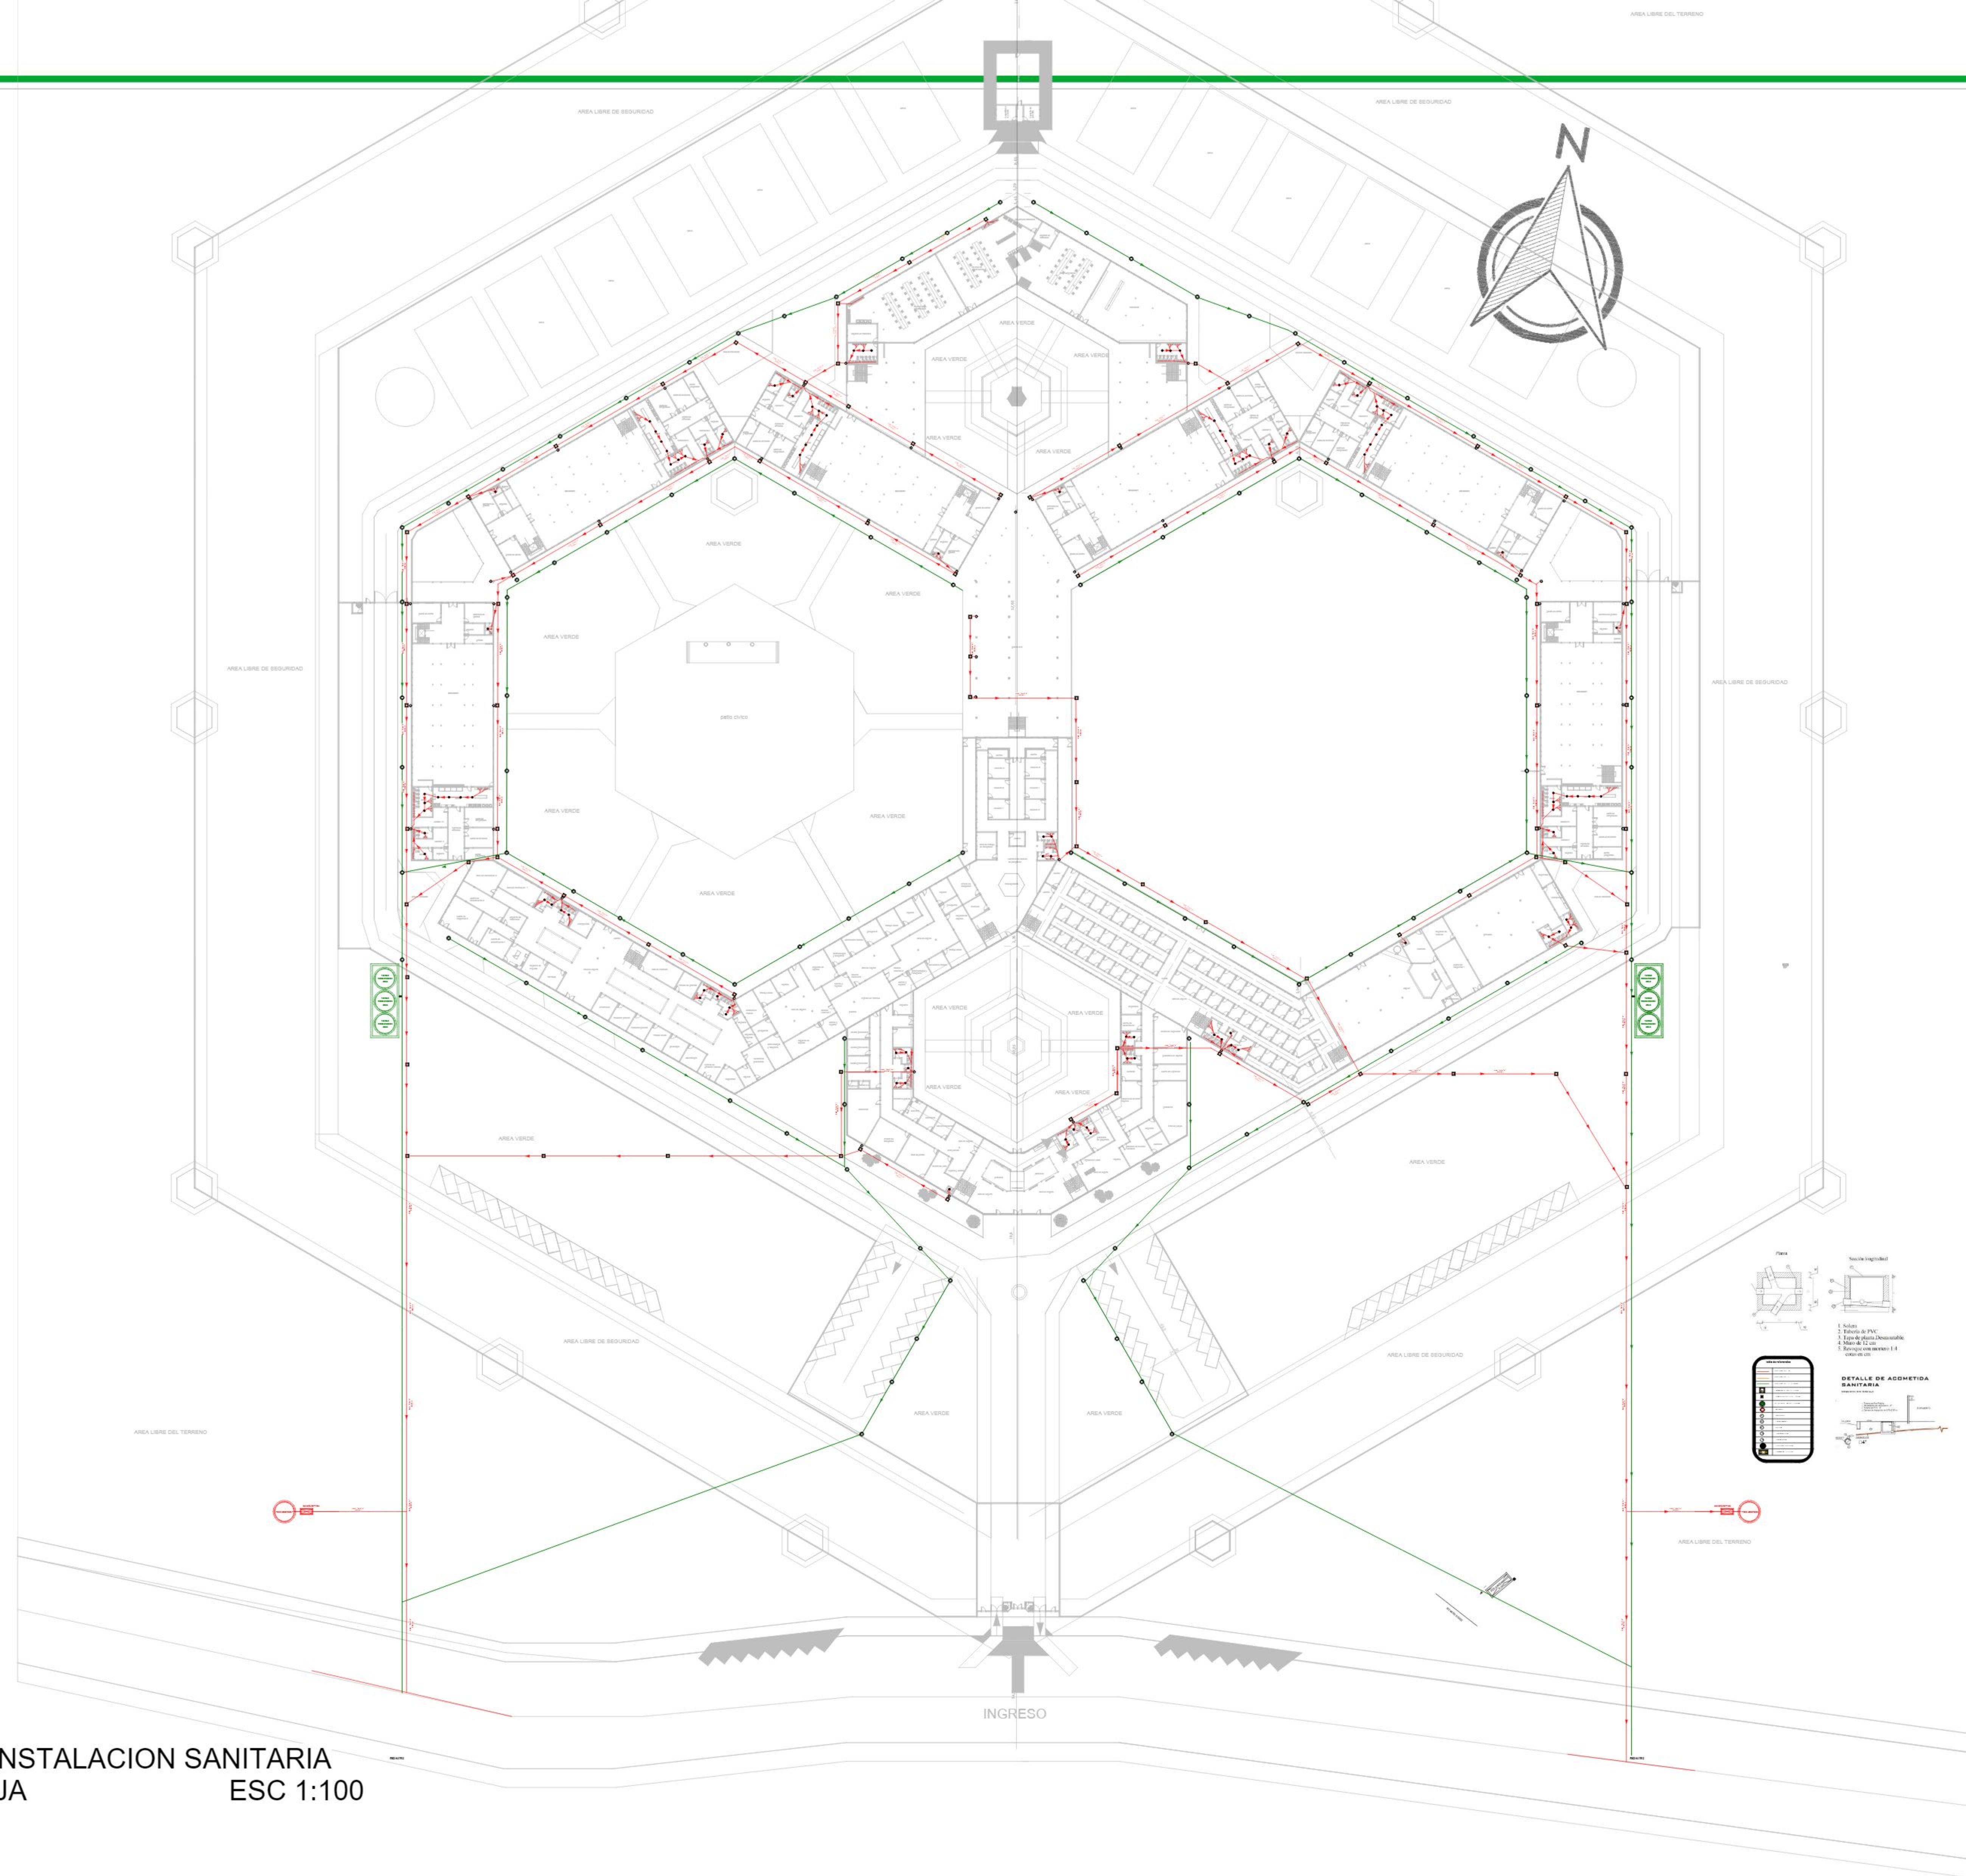

PLANO DE INSTALACION SANITARIA
PLANTA BAJA
ESC 1:100



ESTUDIANTE:
ESCOBAR BARRERA MIKAELA ANDREA

CARRERA:
ARQUITECTURA Y URBANISMO

FACULTAD DE CIENCIAS Y TECNOLOGIA


UNIVERSIDAD AUTÓNOMA "JUAN MISAE SARACHO"

MATERIA
PROYECTO DE GRADO

DOCENTE GUIA:
ARQ. SANTOS PUMA LEON

PROYECTO: PENITENCIARIA INTEGRAL VARONES
PARA - TARIJA

13.4/23

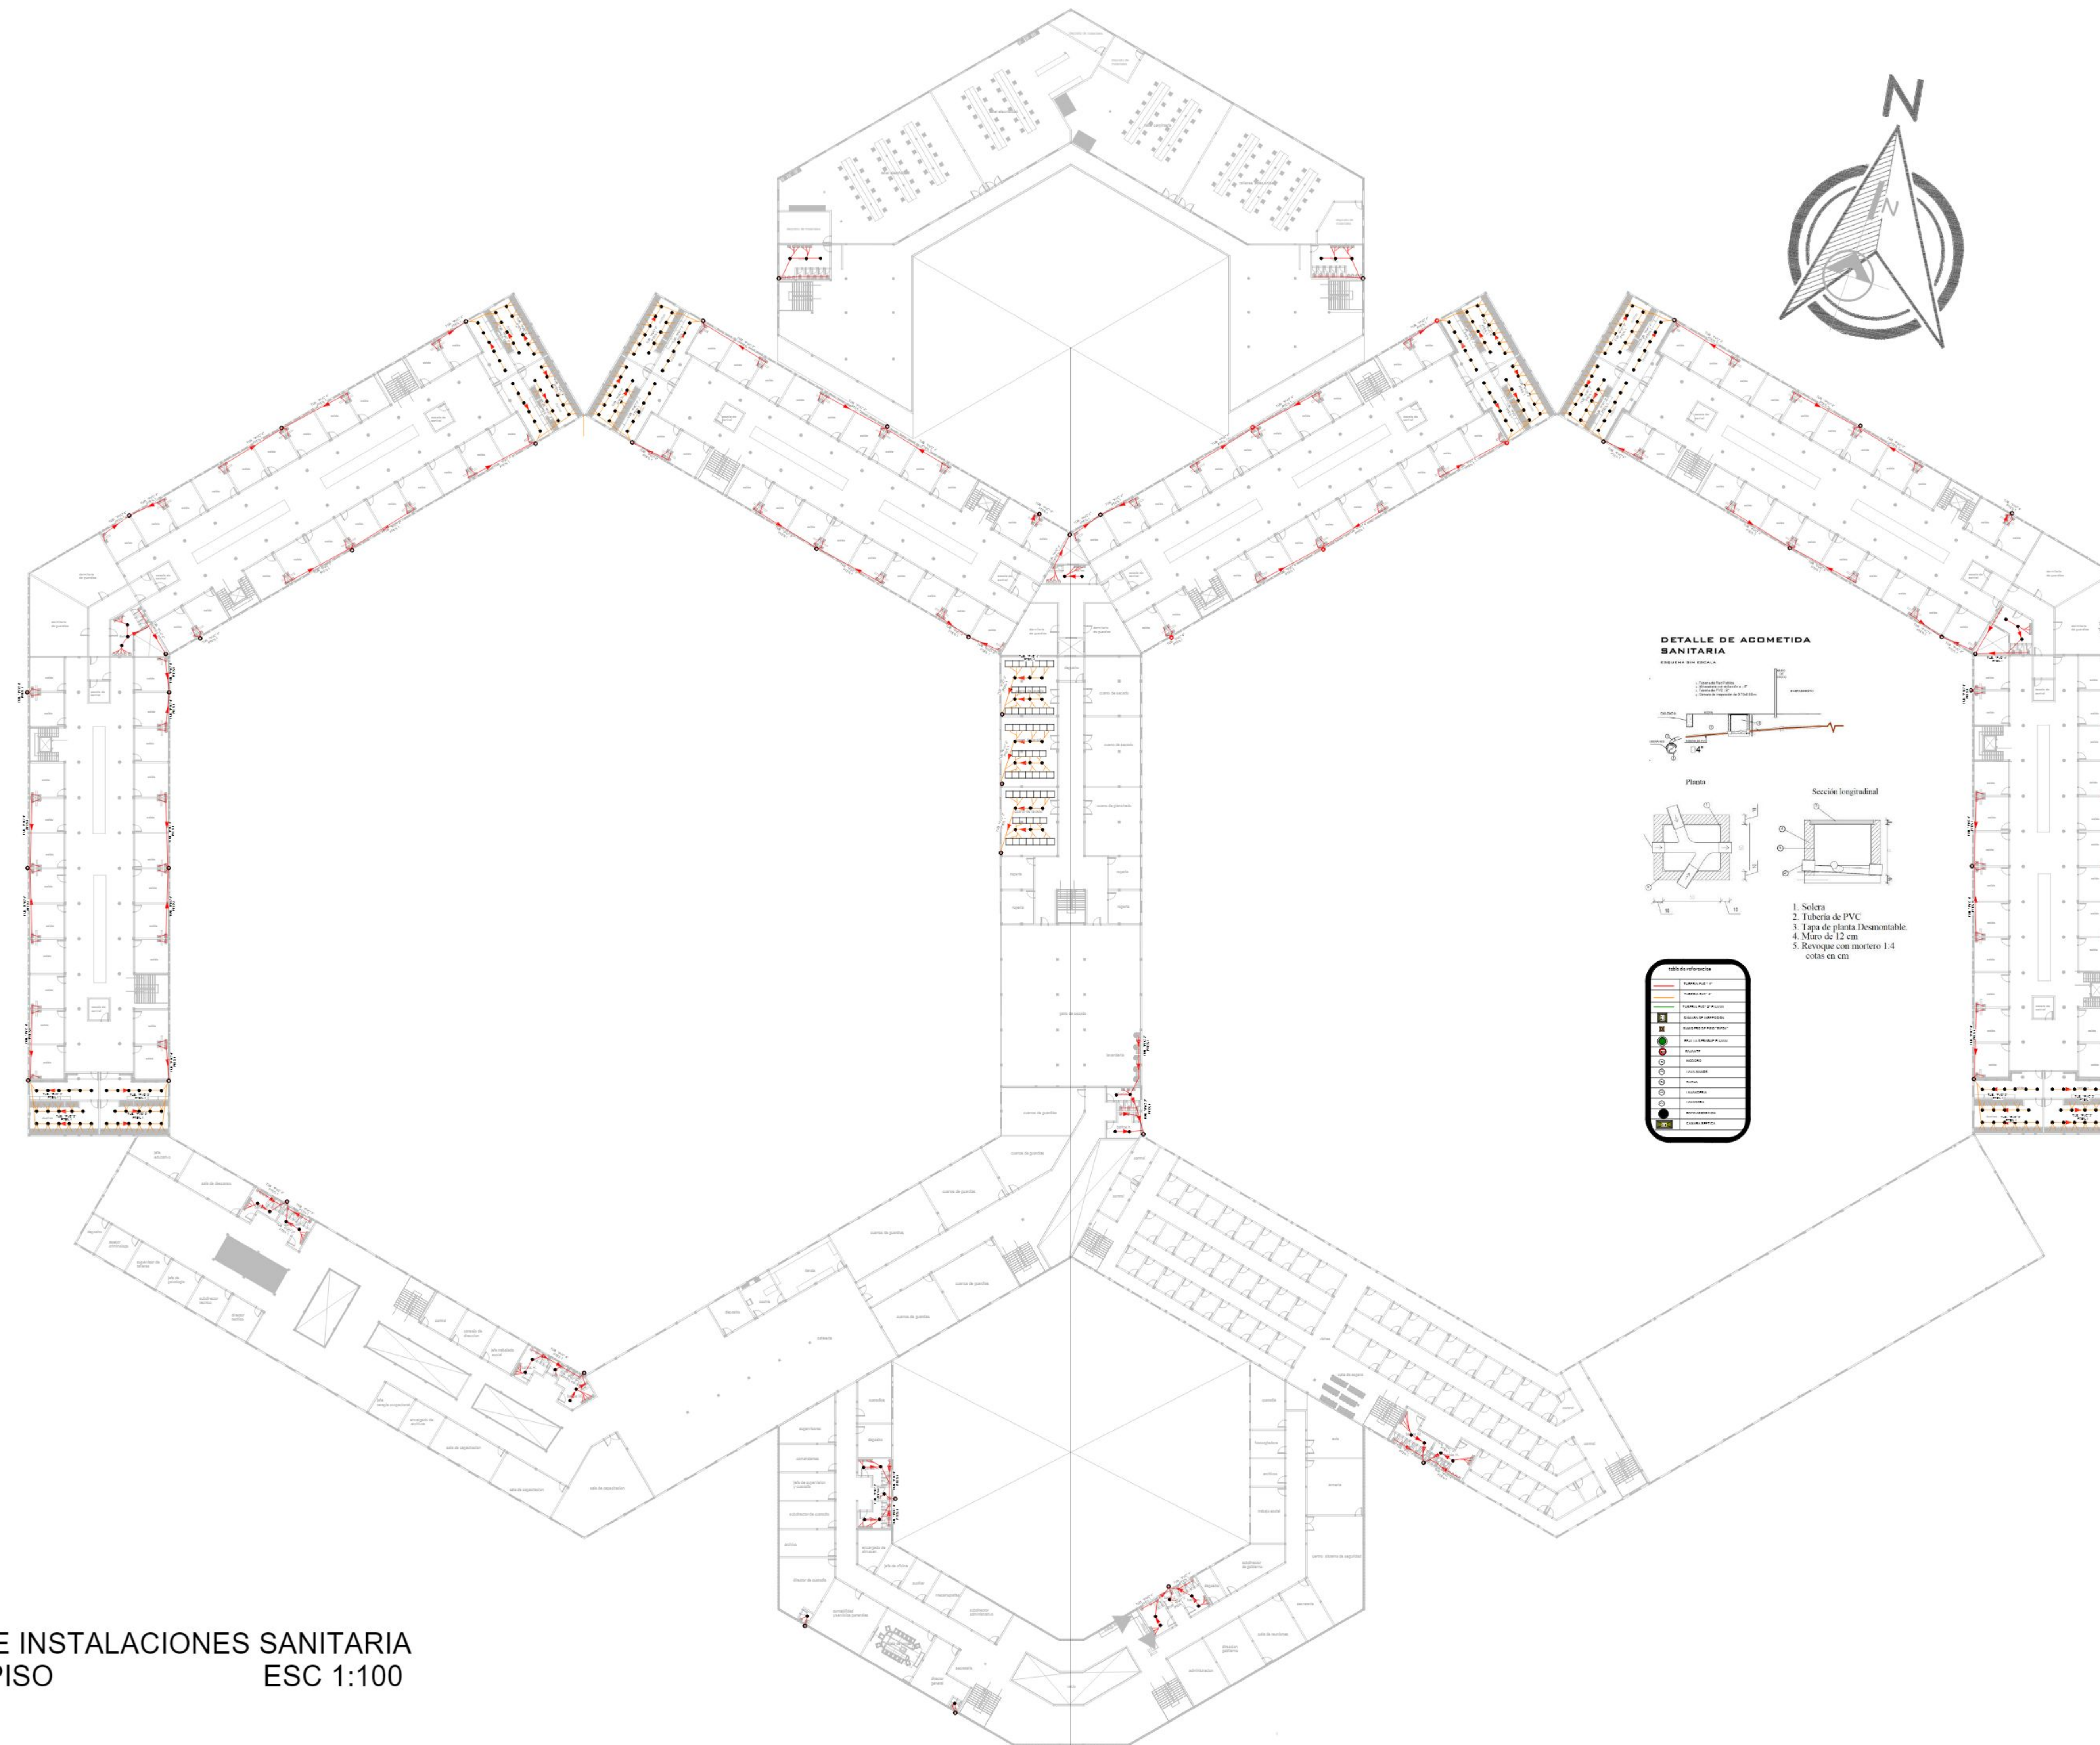

PLANO DE INSTALACIONES SANITARIA
PRIMER PISO
ESC 1:100



ESTUDIANTE:
ESCOBAR BARRERA MIKAELA ANDREA

CARRERA:
ARQUITECTURA Y URBANISMO

FACULTAD DE CIENCIAS Y TECNOLOGIA


UNIVERSIDAD AUTONOMA "JUAN MISAEL SARACHO"

MATERIA
PROYECTO DE GRADO

DOCENTE GUIA:
ARQ. SANTOS PUMA LEON

PROYECTO: PENITENCIARIA INTEGRAL VARONES
PARA - TARIJA

13.5/23

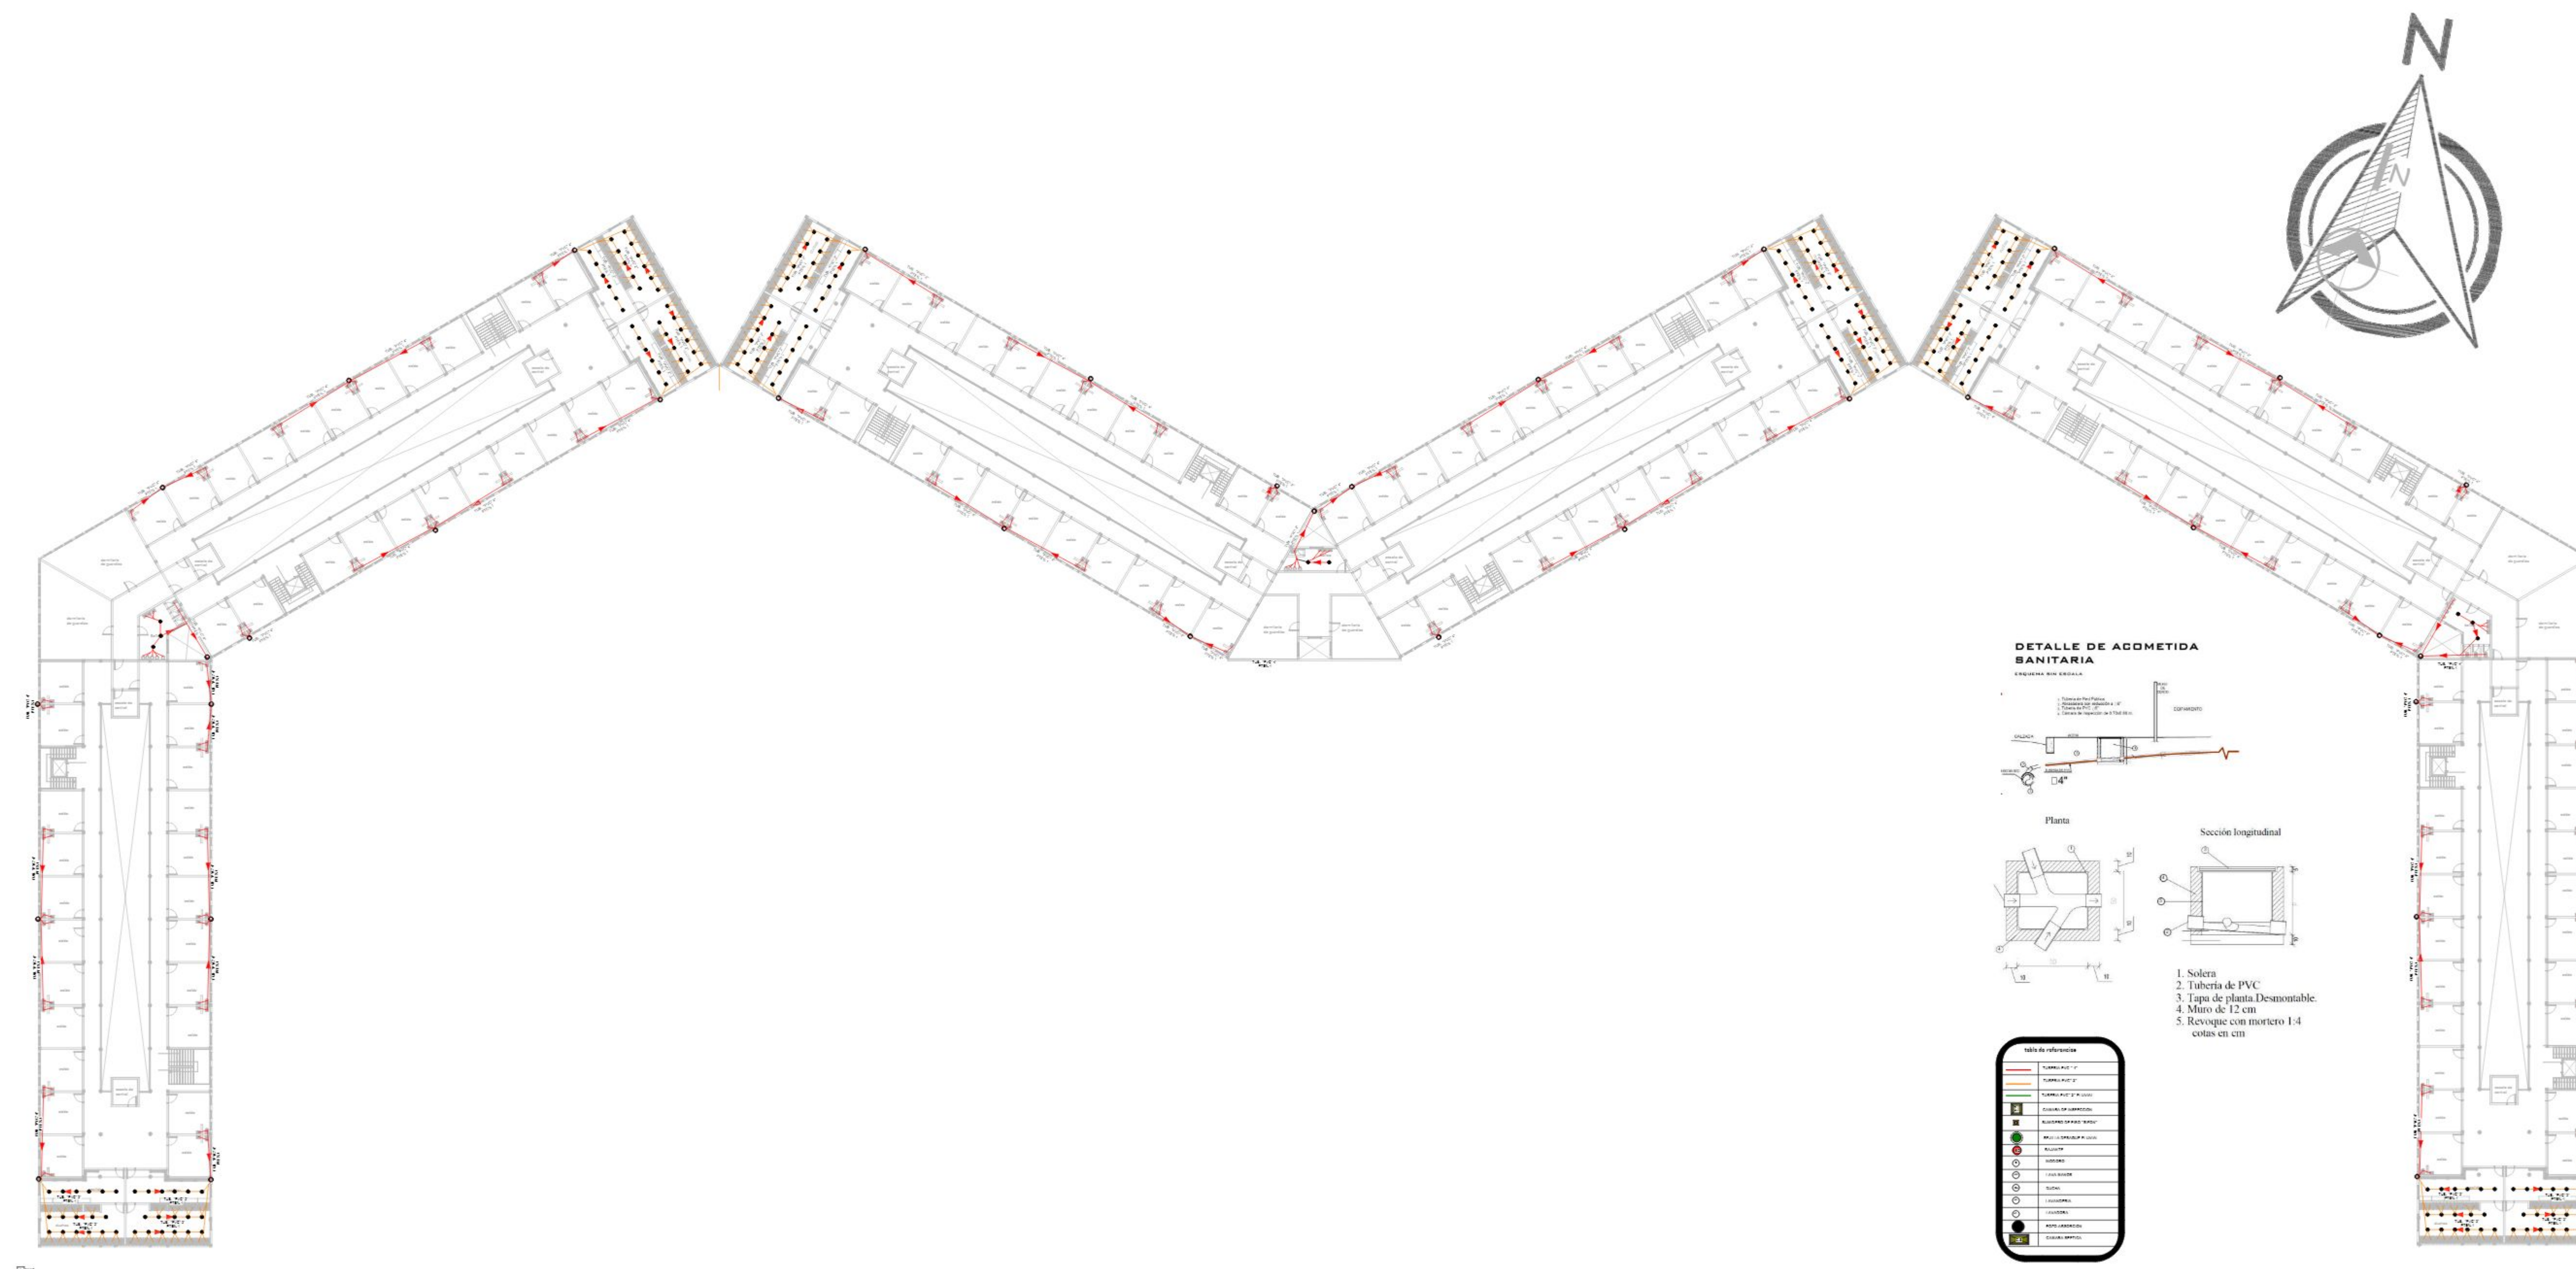

PLANO DE INSTALACIONES SANITARIA
2,3 y 4 PISO
ESC 1:100



ESTUDIANTE:
ESCOBAR BARRERA MIKAELA ANDREA

CARRERA:
ARQUITECTURA Y URBANISMO

FACULTAD DE CIENCIAS Y TECNOLOGIA


UNIVERSIDAD AUTONOMA "JUAN MISAEL SARACHO"

MATERIA
PROYECTO DE GRADO

DOCENTE GUIA:
ARQ. SANTOS PUMA LEON

PROYECTO: PENITENCIARIA INTEGRAL VARONES
PARA - TARIJA

13.6/23

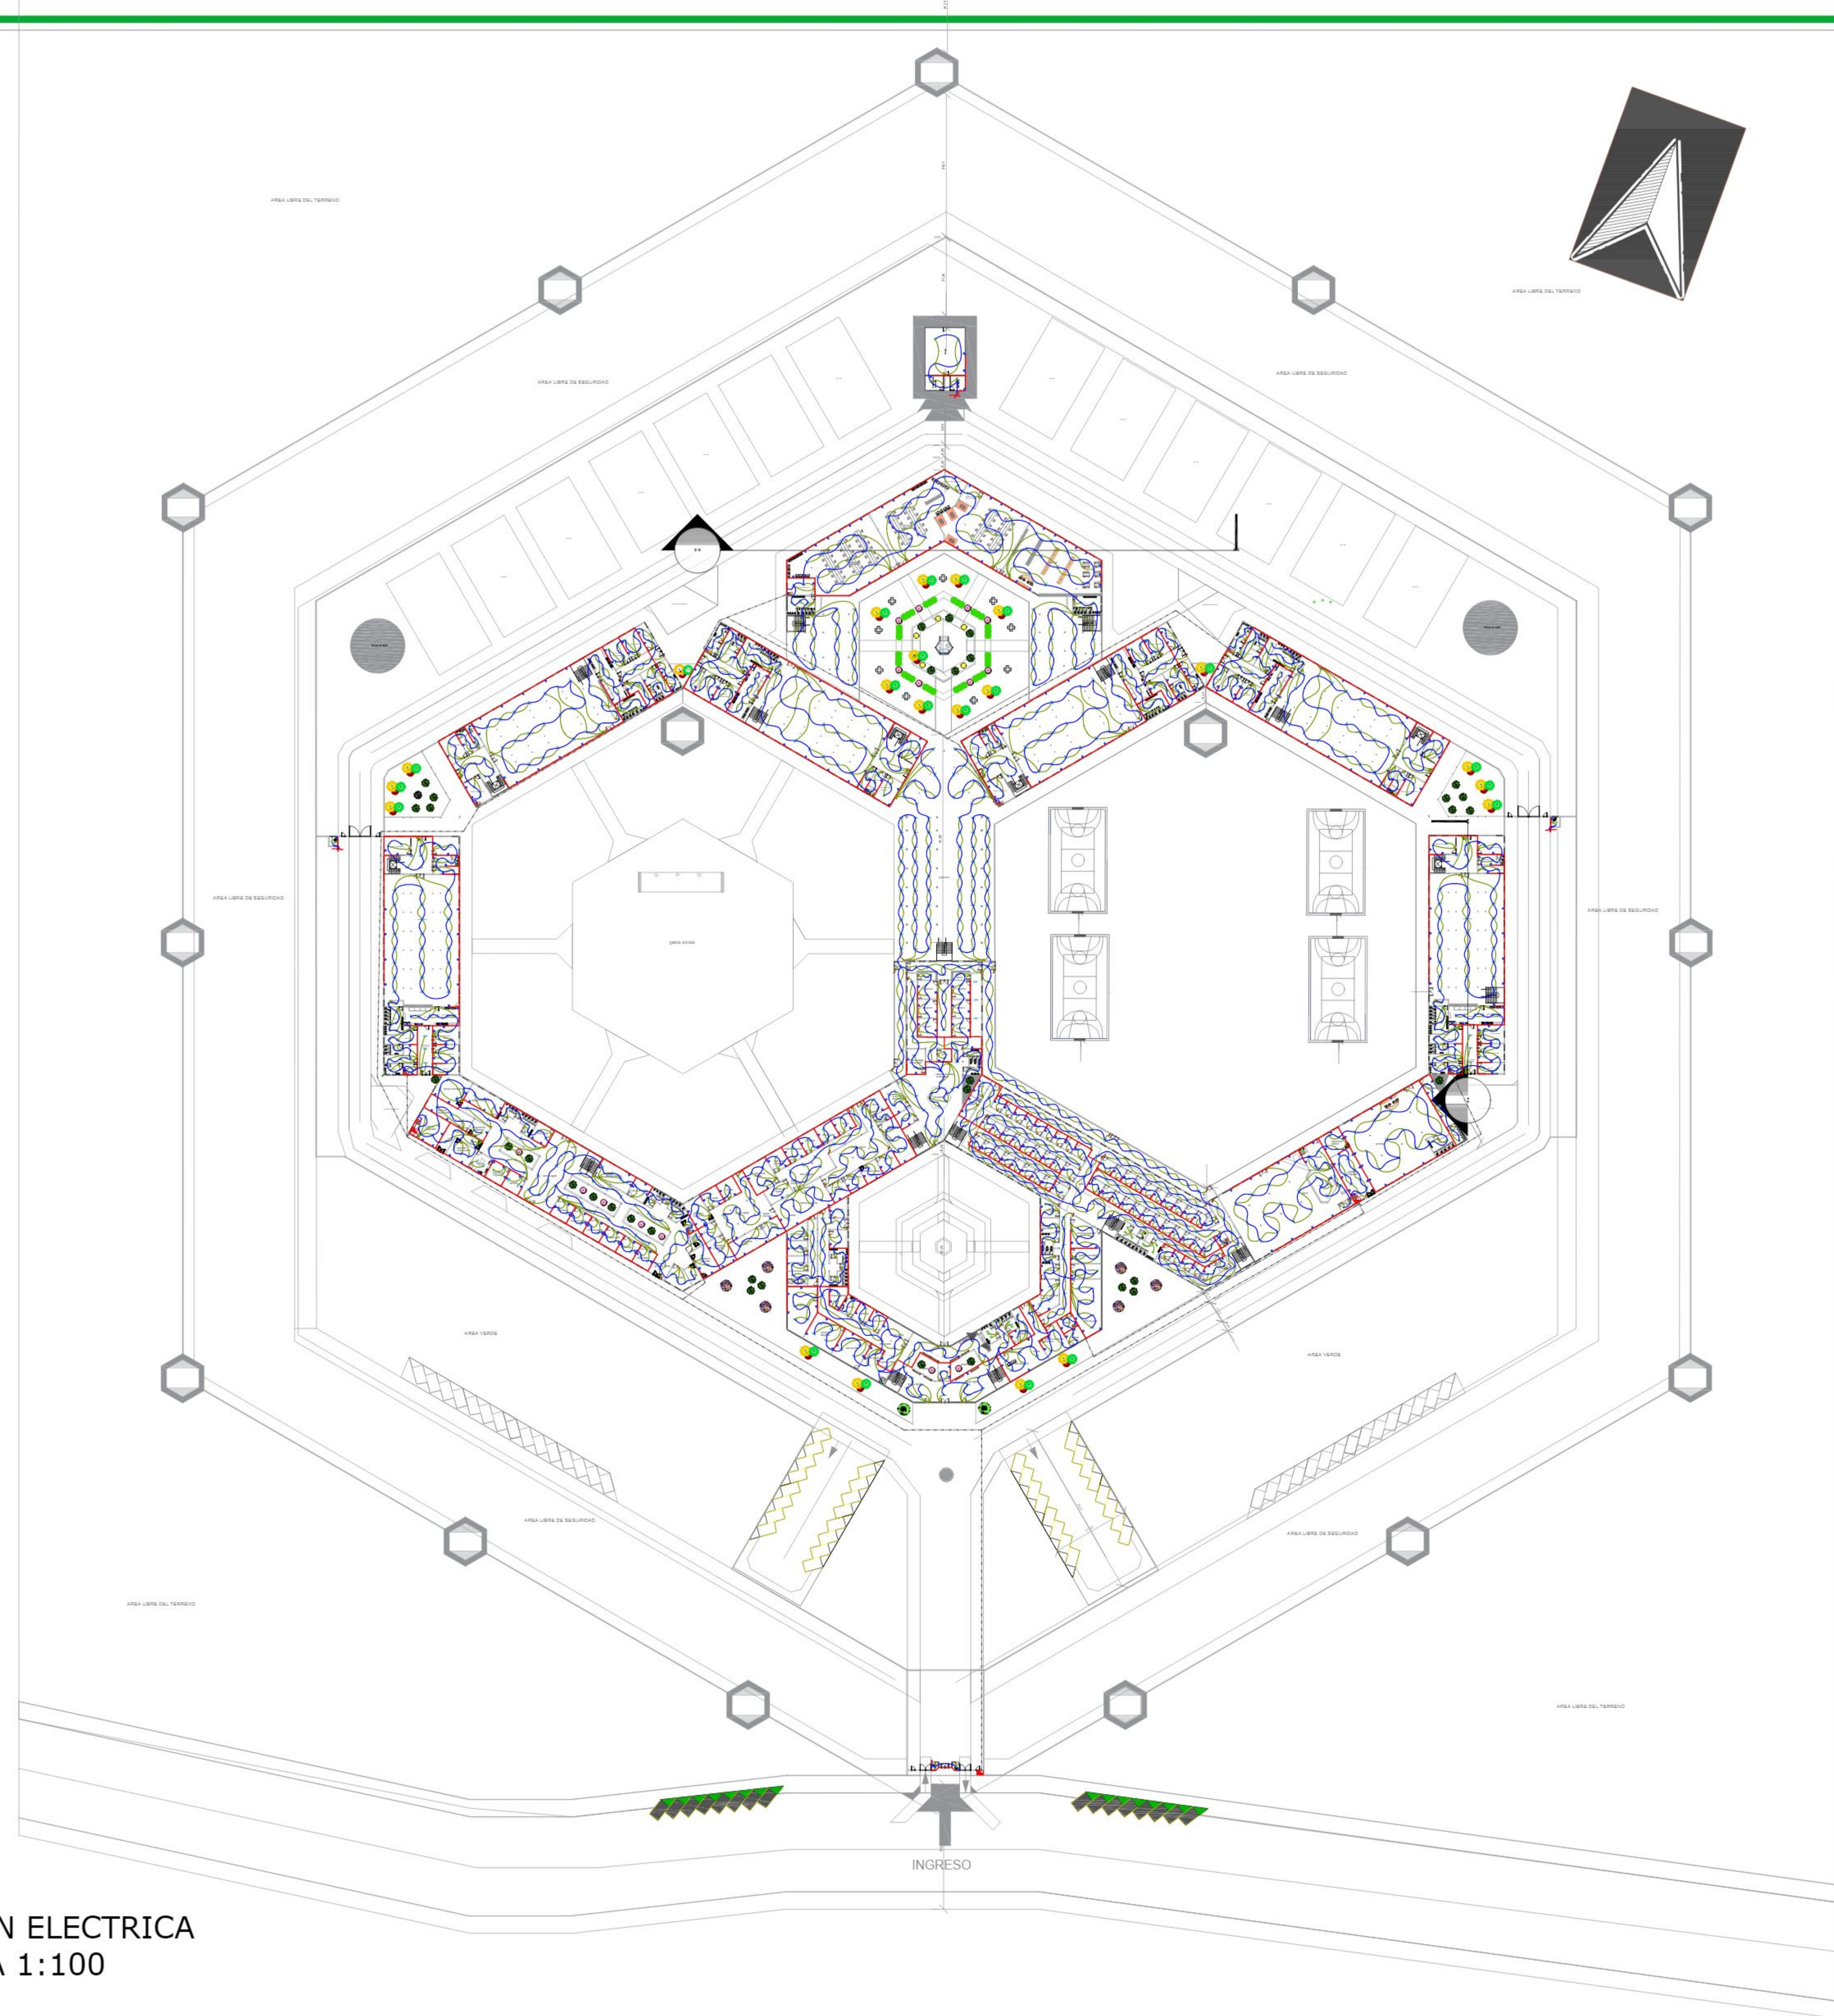

INSTALACION ELECTRICA
PLANTA BAJA 1:100



ESTUDIANTE:
ESCOBAR BARRERA MIKAELA ANDREA

CARRERA:
ARQUITECTURA Y URBANISMO

FACULTAD DE CIENCIAS Y TECNOLOGIA



UNIVERSIDAD AUTÓNOMA "JUAN MISAEL SARACHO"

MATERIA
PROYECTO DE GRADO

DOCENTE GUIA:
ARQ. SANTOS PUMA LEON

PROYECTO: PENITENCIARIA INTEGRAL VARONES
PARA - TARIJA

14.1/23

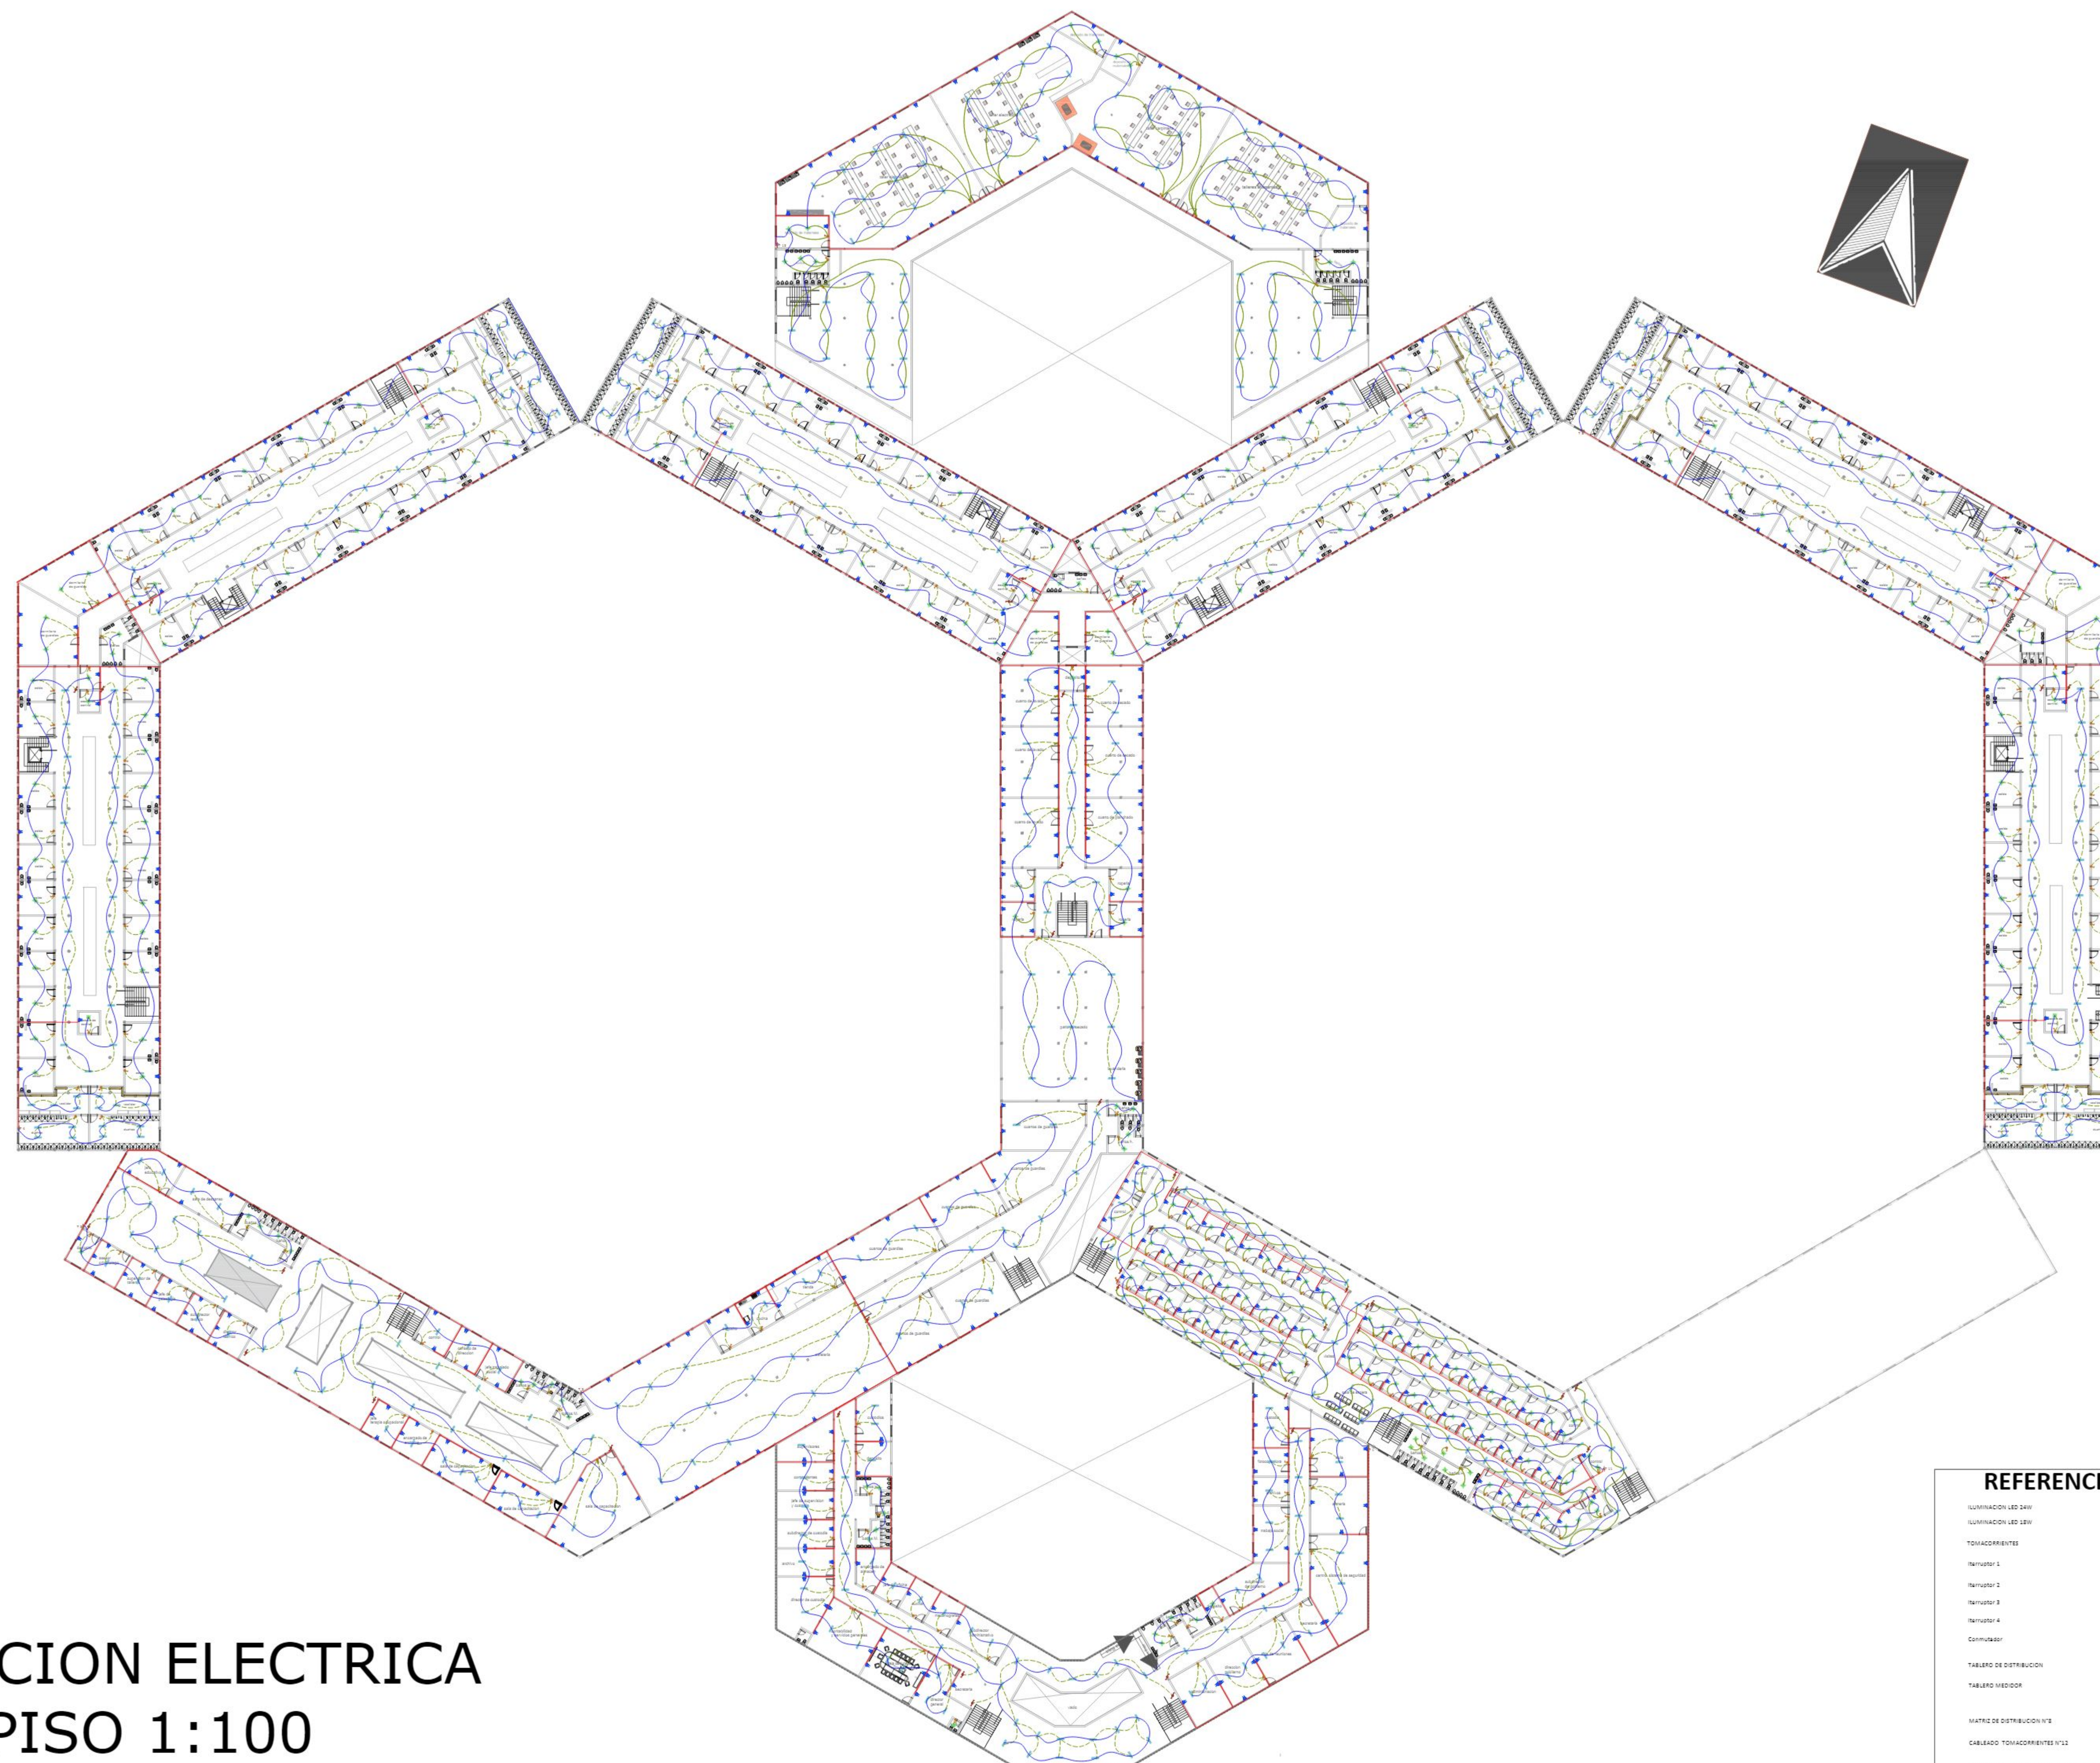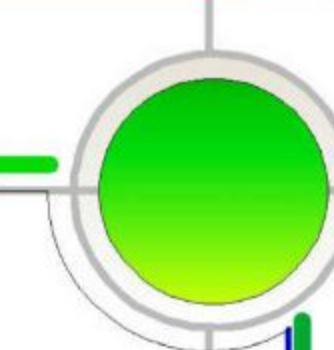

INSTALACION ELECTRICA PRIMER PISO 1:100

REFERENCIAS	
ILUMINACION LED 50W	
ILUMINACION LED 100W	
TOMADEROS	
Interruptor 1	
Interruptor 2	
Interruptor 3	
Interruptor 4	
Computador	
Tablero de Distribucion	
Tablero Medidor	
Tablero de Distribucion N°3	
Cableado Tomaderos N°12	
Cableado Iluminacion Interruptores N°14	
Cableado Iluminacion N°14	



ESTUDIANTE:
ESCOBAR BARRERA MIKAELA ANDREA

CARRERA:
ARQUITECTURA Y URBANISMO

FACULTAD DE CIENCIAS Y TECNOLOGIA


UNIVERSIDAD AUTONOMA "JUAN MISAEL SARACHO"

MATERIA
PROYECTO DE GRADO

DOCENTE GUIA:
ARQ. SANTOS PUMA LEON

PROYECTO: PENITENCIARIA INTEGRAL VARONES
PARA - TARIJA

14.2/23

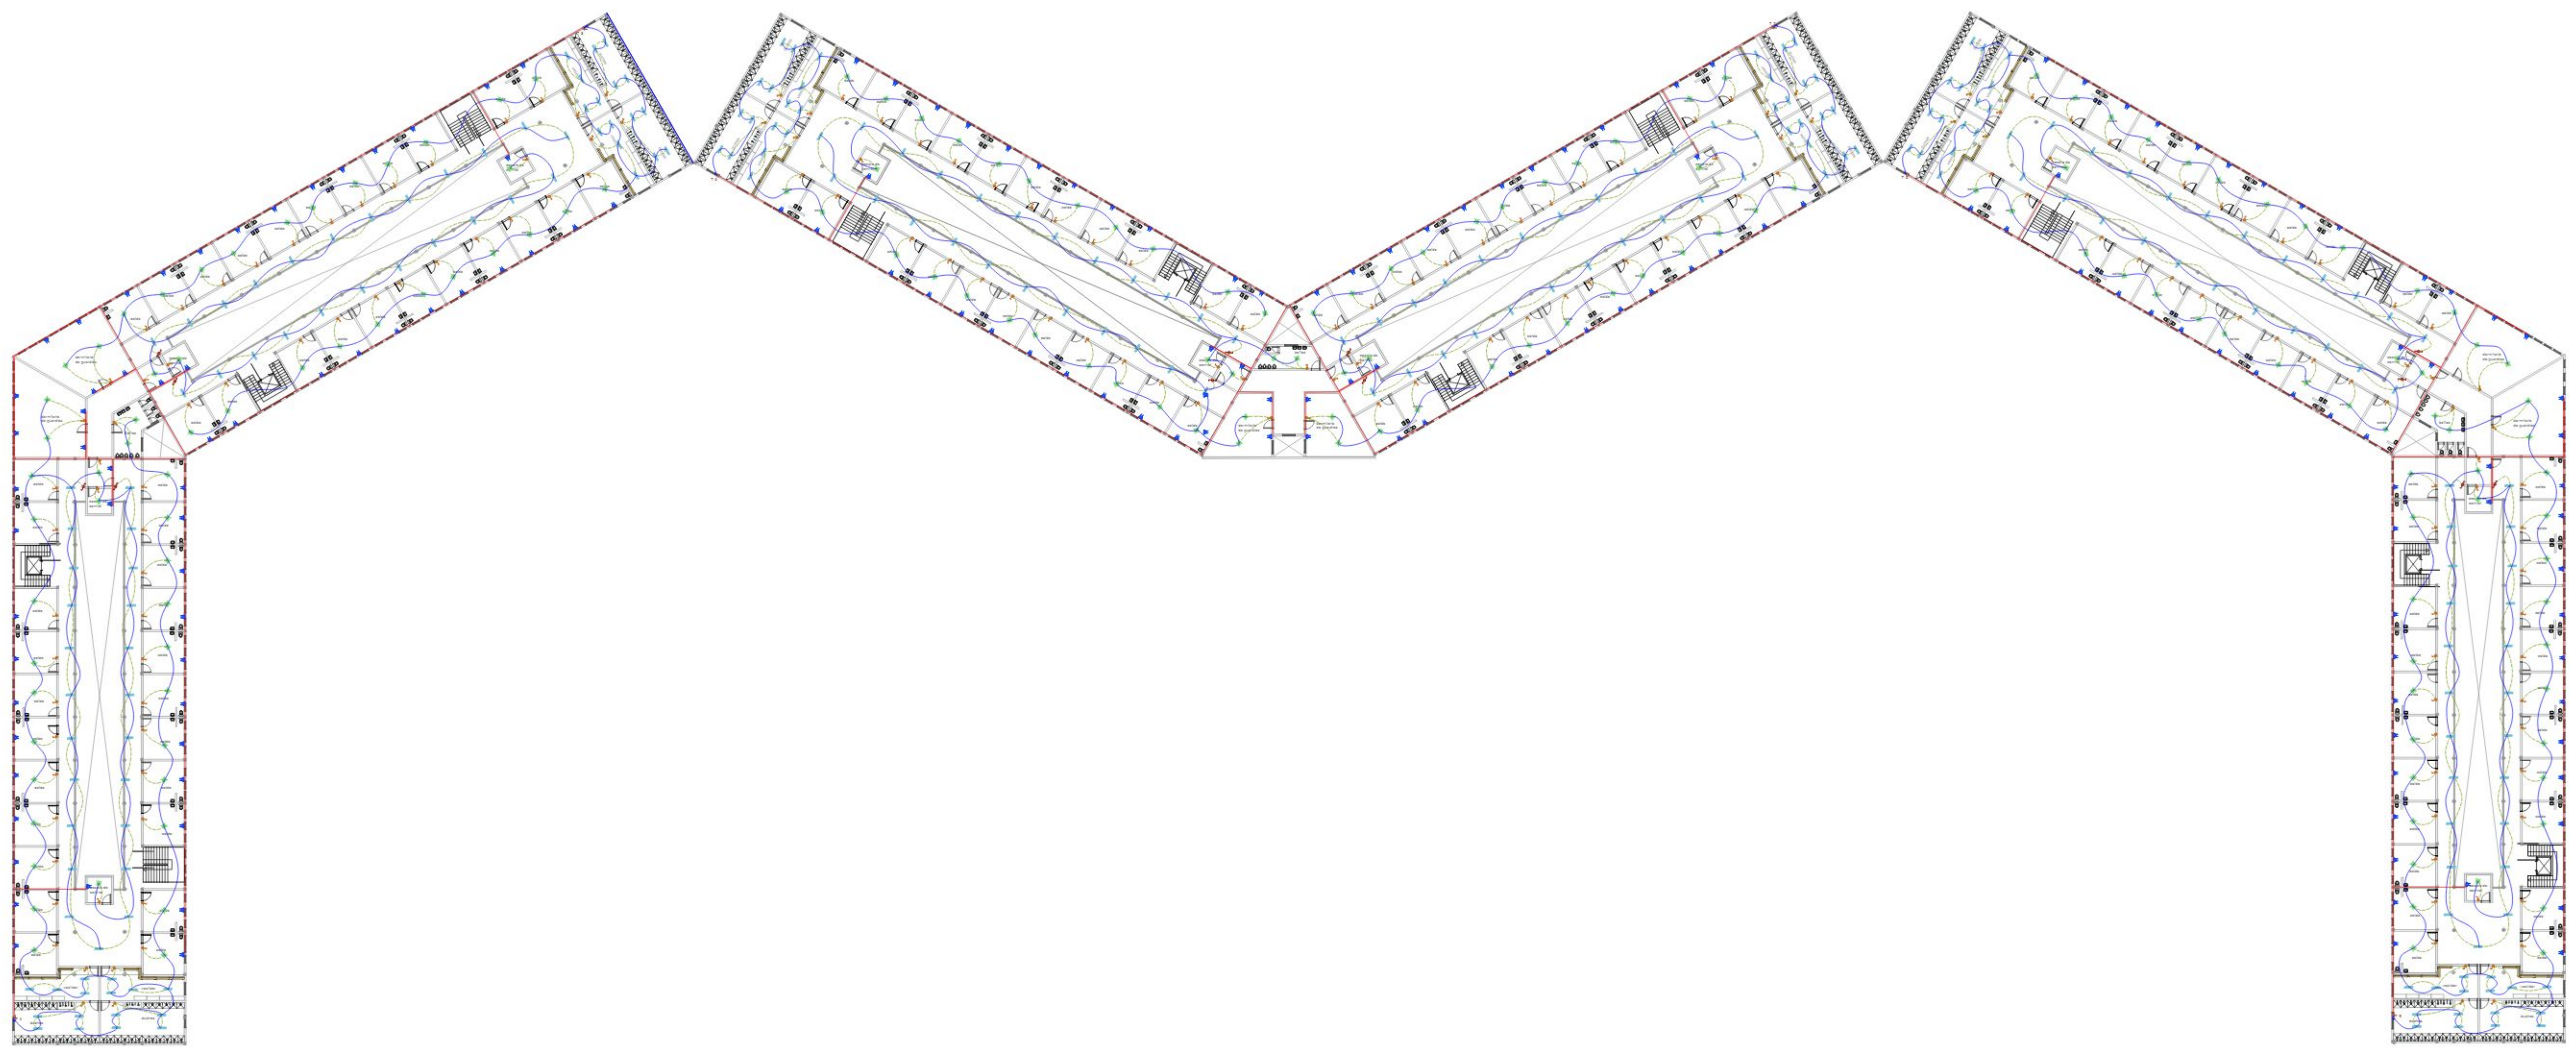

REFERENCIAS	
ILUMINACION LED 24V	
ILUMINACION LED 12V	
TOUACORRENTES	
Receptor 1	
Receptor 2	
Receptor 3	
Receptor 4	
Controlador	
Tablero de distribución	
Tablero medidor	
MATRIZ DE DISTRIBUCION VTE	
CABLEADO TOUACORRENTES N°12	
CABLEADO ILUMINACION INTERLUPOR N°14	
CABLEADO ILUMINACION N°14	

INSTALACION ELECTRICA
2,3 y 4to Piso 1:100



ESTUDIANTE:
ESCOBAR BARRERA MIKAELA ANDREA

CARRERA:
ARQUITECTURA Y URBANISMO

FACULTAD DE CIENCIAS Y TECNOLOGIA

UNIVERSIDAD AUTONOMA "JUAN MISAEL SARACHO

MATERIA
PROYECTO DE GRADO

DOCENTE GUIA:
ARQ. SANTOS PUMA LEON

PROYECTO: PENITENCIARIA INTEGRAL VARONES
PARA - TARIJA

14.3/23