

---..VISTAS EXTERIORES DEL EQUIPAMIENTO..---



ARQUITECTURA Y URBANISMO

DOCENTE GUIA: ARQ. PEDRO MARCELO LOPEZ AVILA
GRUPO: N°8



PROYECTISTA: DANIELA RIOS LOPEZ°

LAMINA:

U.A.J.M.S.

PROYECTO ARQUITECTONICO: "CASA DE LA JUVENTUD PARA LA DIOSCESIS DE TARIJA."

N°11.1/23

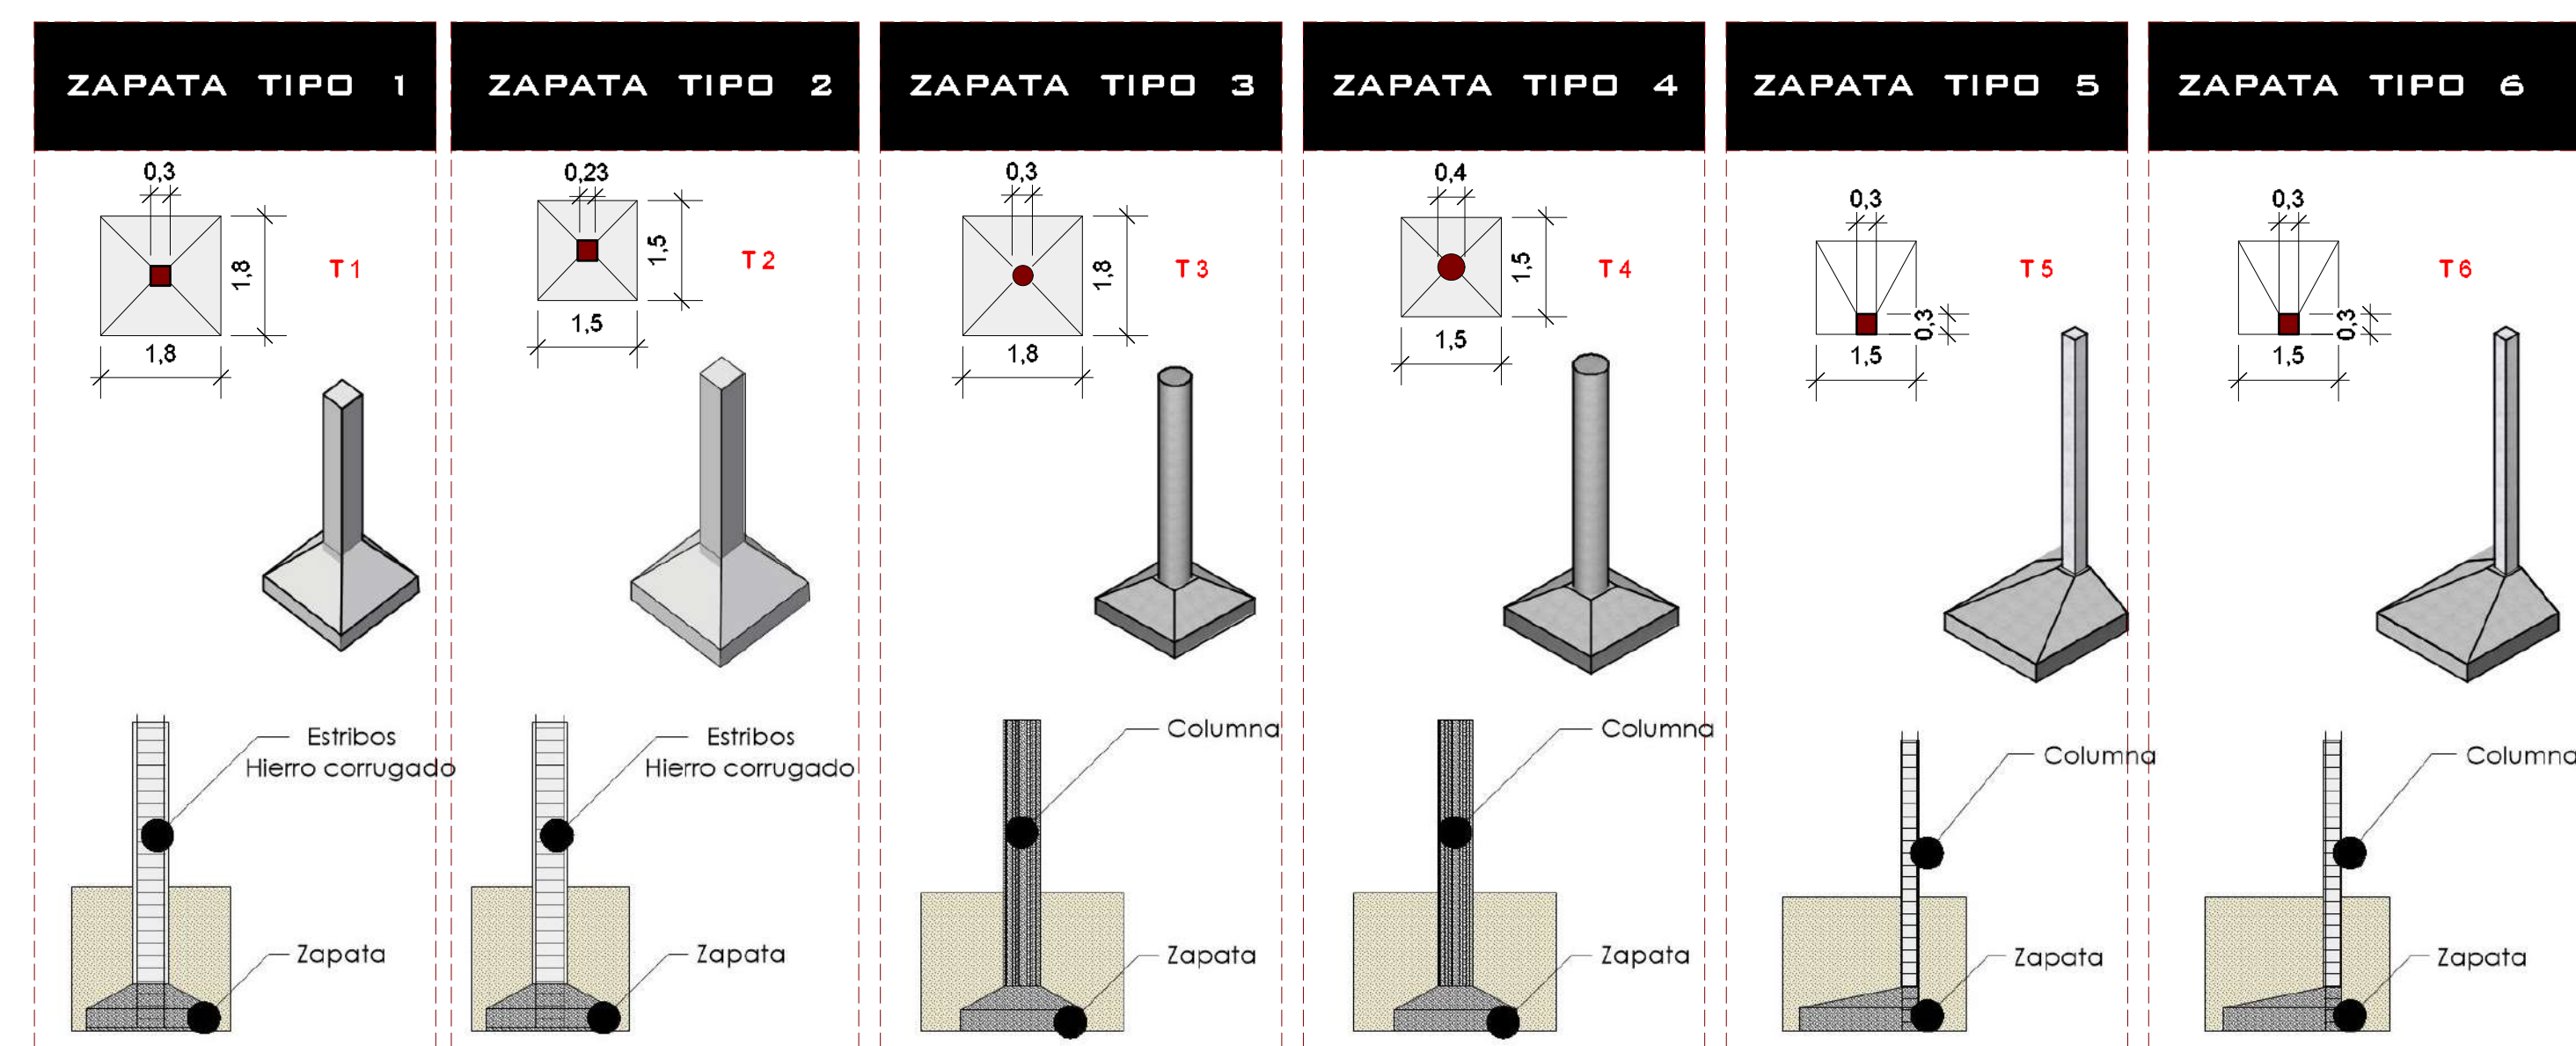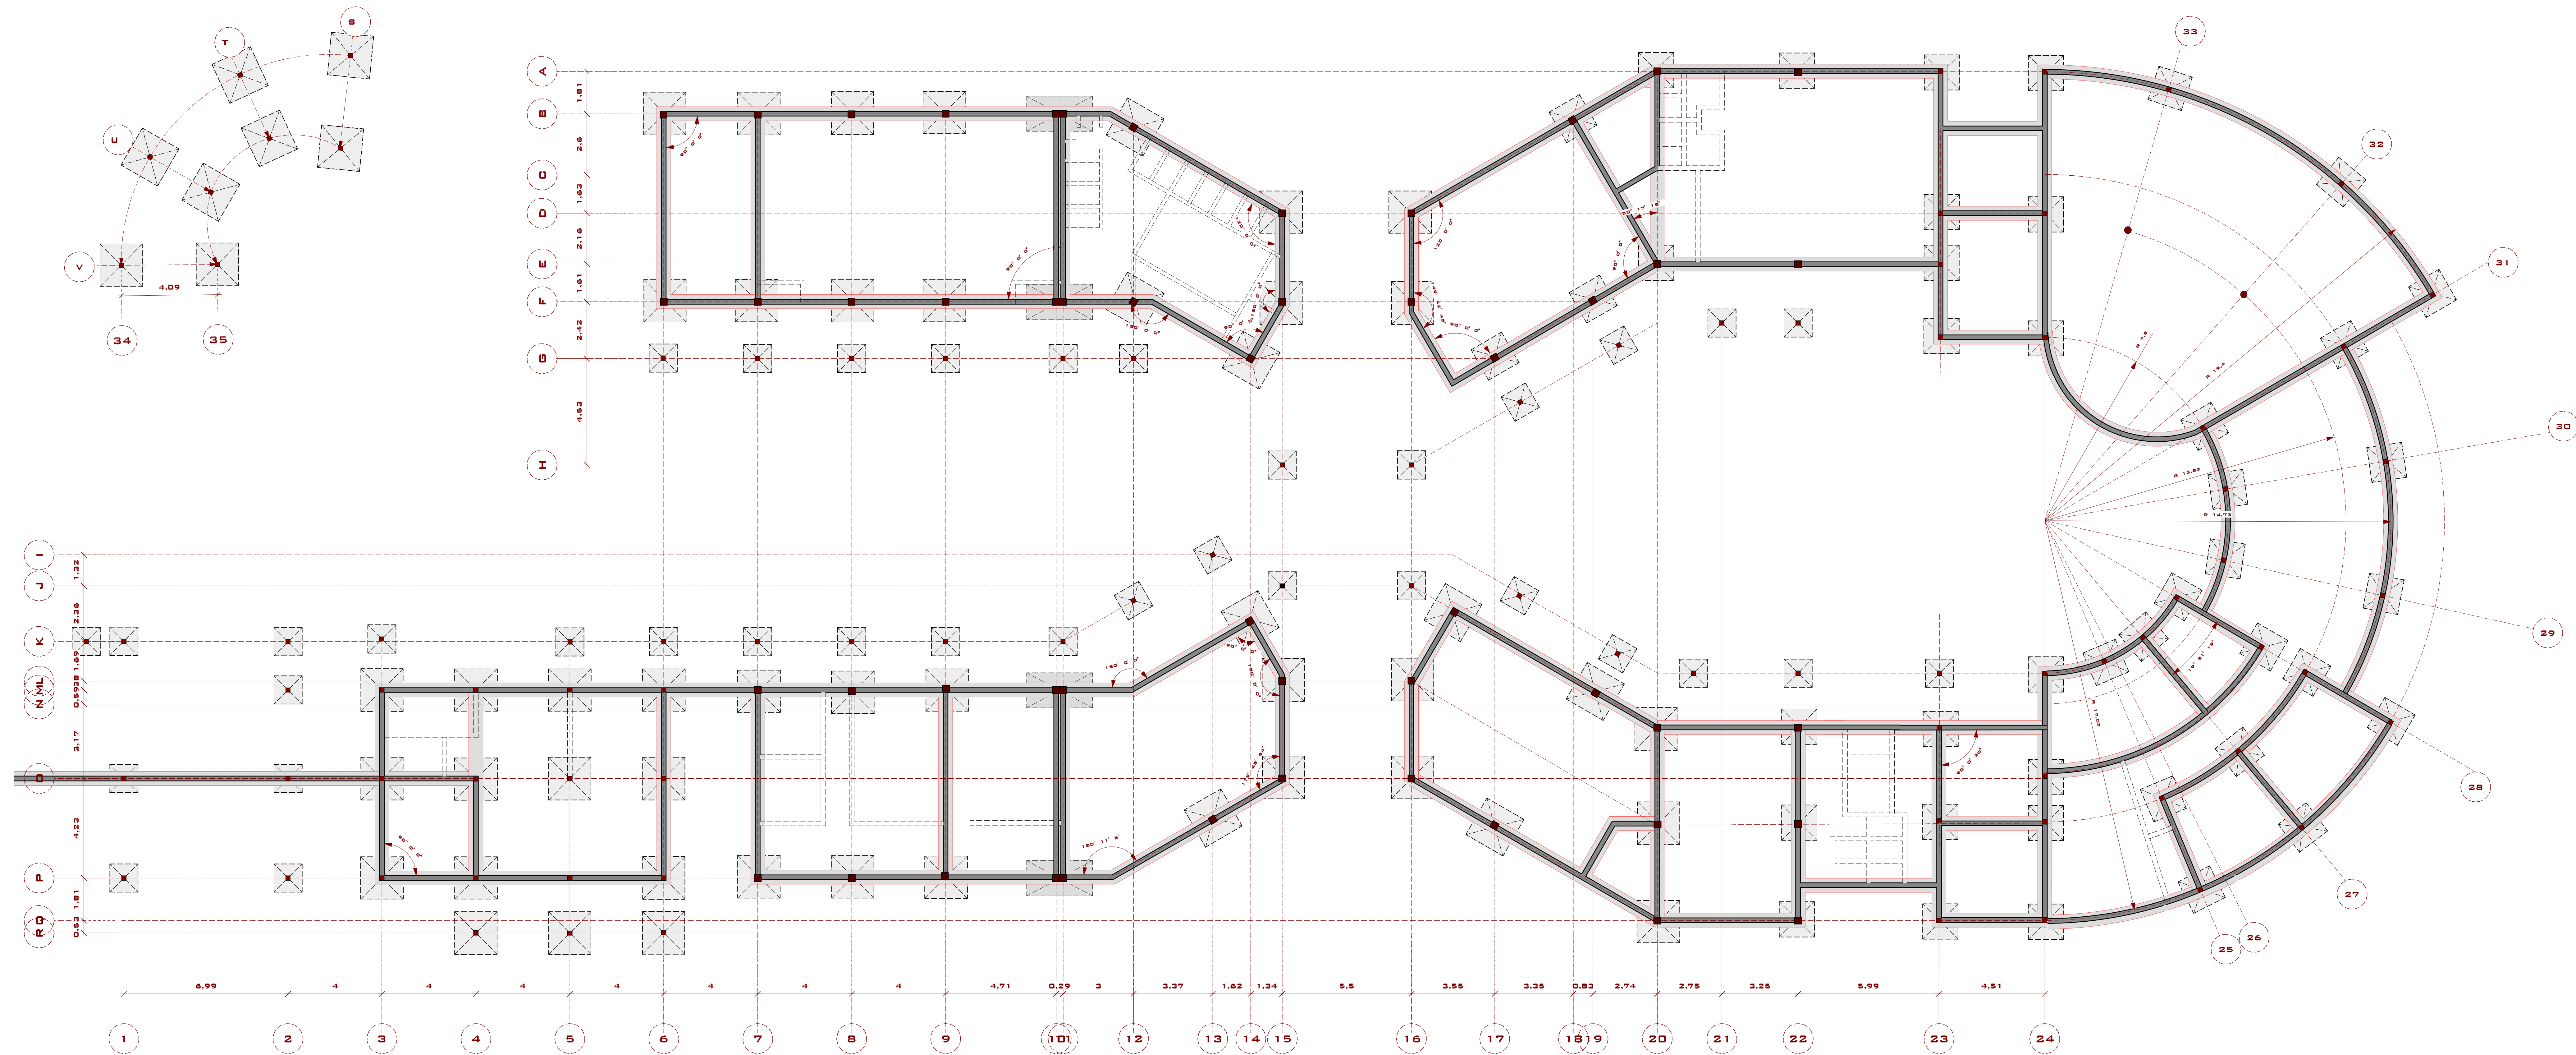

---..PLANO DE FUNDACIONES..---

ESCALA 1:100

ARQUITECTURA Y URBANISMO

DOCENTE GUIA: ARQ. PEDRO MARCELO LOPEZ AVILA
GRUPO: N°8

PROYECTISTA: DANIELA RIOS LOPEZ

LAMINA:

N°12.1/23

U.A.J.M.S.

PROYECTO ARQUITECTONICO: "CASA DE LA JUVENTUD PARA LA DIOSCESIS DE TARIJA."



ARQUITECTURA Y URBANISMO


DOCENTE GUIA: ARQ. PEDRO MARCELO LOPEZ AVILA
GRUPO: N°8

PROYECTISTA: DANIELA RIOS LOPEZ

LAMINA:

N°13.1/23

PROYECTO ARQUITECTONICO: "CASA DE LA JUVENTUD PARA LA DIOSCESIS DE TARIJA."

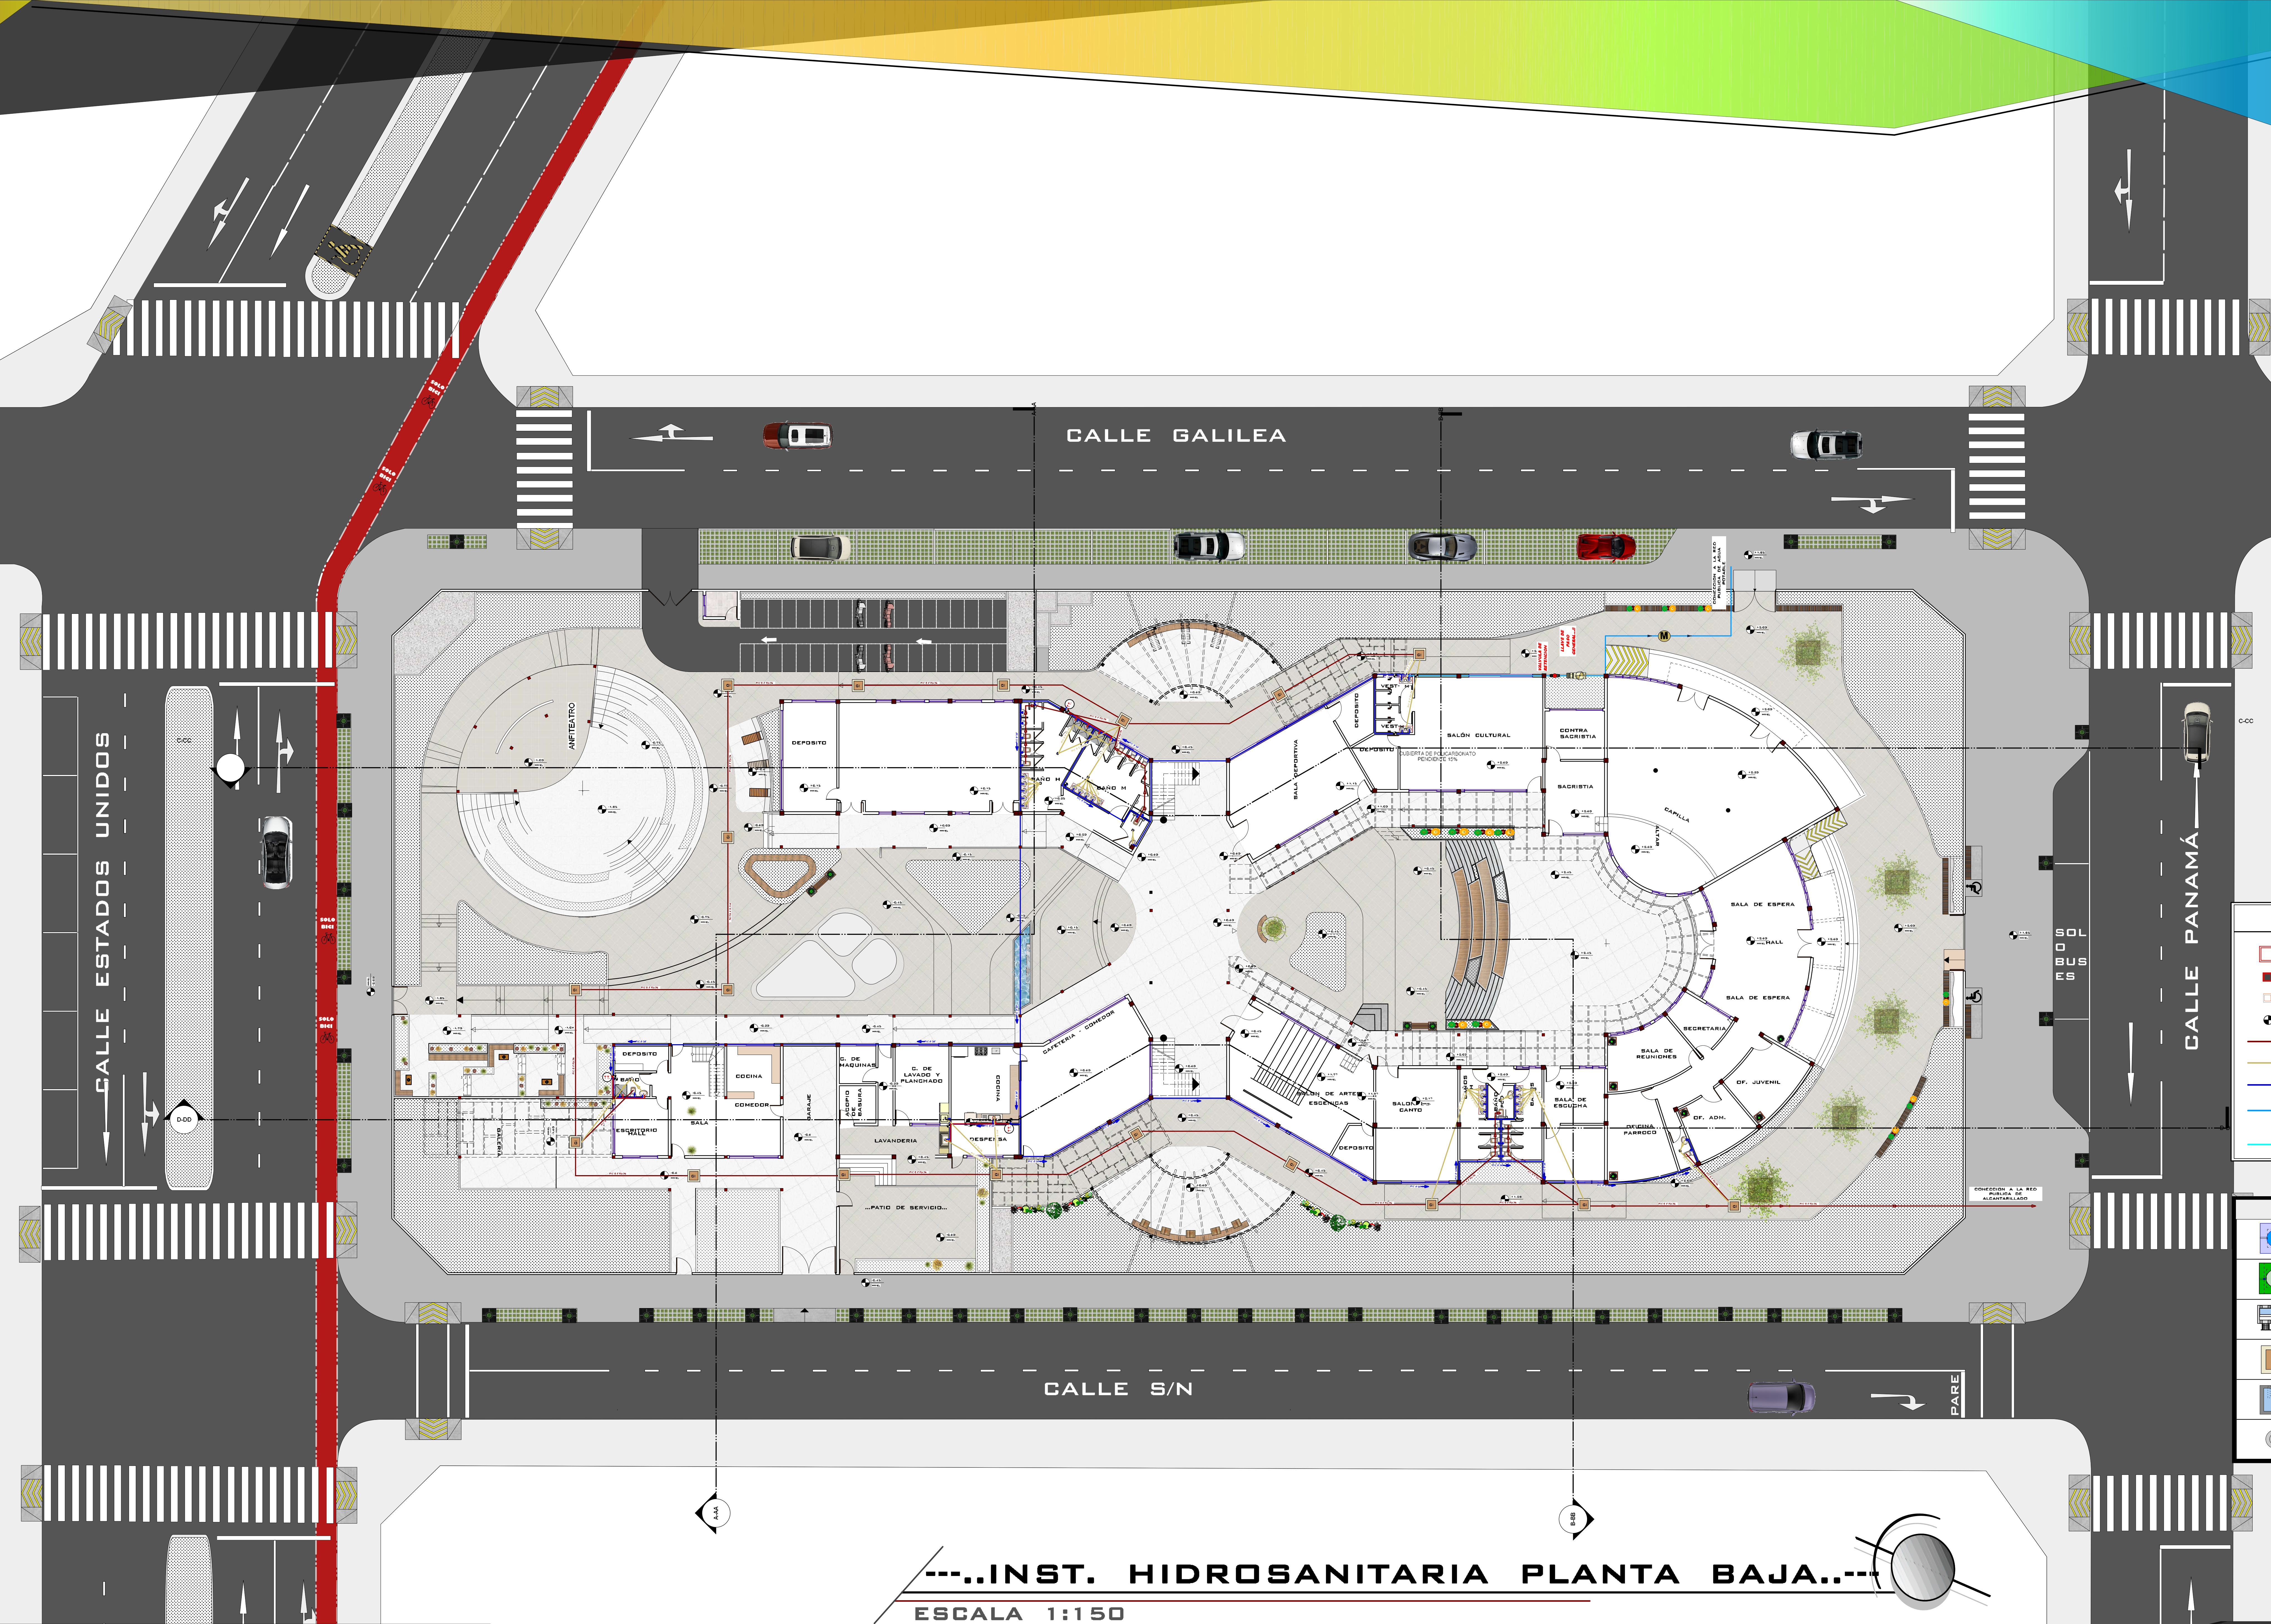

REFERENCIA	
	CÁMARA DE INSPECCIÓN
	CÁMARA DESGRASADORA COCINA
	SUMIDERO DE PISO CON SIFÓN
	LLAVE DE PASO
	RED DE ALcantarillado TUB. PVC D 4" (3% PTE.)
	RED. DE DESAGUES SANITARIOS TUB. PVC D 2" (2% PTE.)
	RED DE AGUA POTABLE TUB. PVC D 3/4"
	RED DE AGUA POTABLE Y DE RECOLECCIÓN DE AGUAS PLUVIALES TUB. PVC D 1/2
	CONEXIÓN A LA RED INTERNA DE RECOLECCIÓN DE AGUAS PLUVIALES

REFERENCIAS	
	TANQUE ALTO (AGUA DE LLUVIA)
	TANQUE ALTO (AGUA GRIS TRATADA)
	FILTRAJE DE AGUA
	CAMARA DE INSPECCION
	CAMARA DE INSPECCION
	CAMARA DE RECOLECCION
	BOMBA
	AGUA FRIA BAJANTE (TUBO PVC DE 4")
	AGUA CALIENTE BAJANTE (TUBO PVC DE 4")
	AGUA GRIS RECIDLADA BAJANTE (TUBO PVC DE 4")
	AGUA GRIS BAJANTE (TUBO PVC DE 4")
	AGUA PLUVIAL BAJANTE (TUBO PVC DE 4")



ARQUITECTURA Y URBANISMO

DOCENTE GUIA: ARQ. PEDRO MARCELO LOPEZ AVILA
GRUPO: N°8

PROYECTISTA: DANIELA RIOS LOPEZ

LAMINA:

N°13.2/23


PROYECTO ARQUITECTONICO: "CASA DE LA JUVENTUD PARA LA DIOSCESIS DE TARIJA."

---..INST. HIDROSANITARIA PLANTA ALTA..---

ESCALA 1:150

REFERENCIA	
	CÁMARA DE INSPECCIÓN
	CÁMARA DESGRASADORA COCINA
	SUMIDERO DE PISO CON SIFON
	LLAVE DE PASO
	RED DE ALGANTARILLADO TUB. PVC D 4" (3% PTE.)
	RED. DE DESAGUES SANITARIOS TUB. PVC D 2" (2% PTE.)
	RED DE AGUA POTABLE TUB. PVC D 3/4"
	RED DE AGUA POTABLE Y DE RECOLECCION DE AGUAS PLUVIALES TUB. PVC D 1/2
	CONEXION A LA RED INTERNA DE RECOLECCION DE AGUAS PLUVIALES

REFERENCIAS	
	TANQUE ALTO (AGUA DE LLUVIA)
	TANQUE ALTO (AGUA GRIS TRATADA)
	FILTRAJE DE AGUA
	CAMARA DE INSPECCION
	CAMARA DE INSPECCION
	CAMARA DE RECOLECCION
	BOMBA
	AGUA FRIA BAJANTE (TUBO PVC DE 4")
	AGUA CALIENTE BAJANTE (TUBO PVC DE 4")
	AGUA GRIS RECIKLADA BAJANTE (TUBO PVC DE 4")
	AGUA GRIS BAJANTE (TUBO PVC DE 4")
	AGUA PLUVIAL BAJANTE (TUBO PVC DE 4")

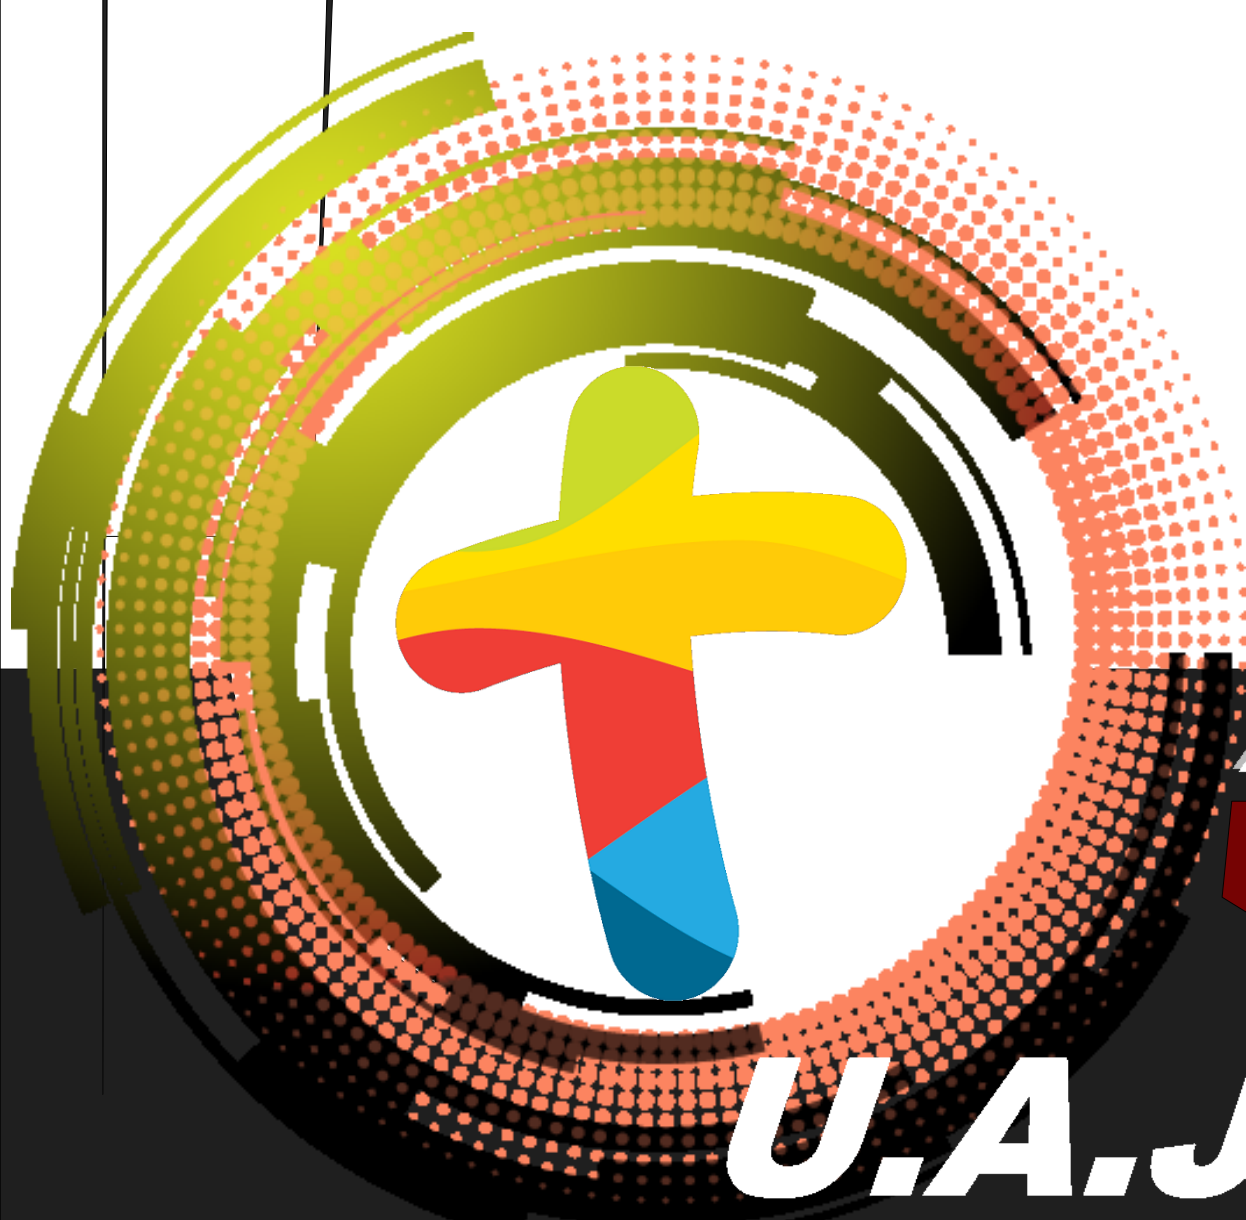

ARQUITECTURA Y URBANISMO

DOCENTE GUIA: ARQ. PEDRO MARCELO LOPEZ AVILA
GRUPO: N°8


---..INST. ELECTRICA PLANTA BAJA...---
ESCALA 1:150

PROYECTISTA: DANIELA RIOS LOPEZ°

LAMINA:


N°14.2/23

PROYECTO ARQUITECTONICO: "CASA DE LA JUVENTUD PARA LA DIOSCESIS DE TARIJA."

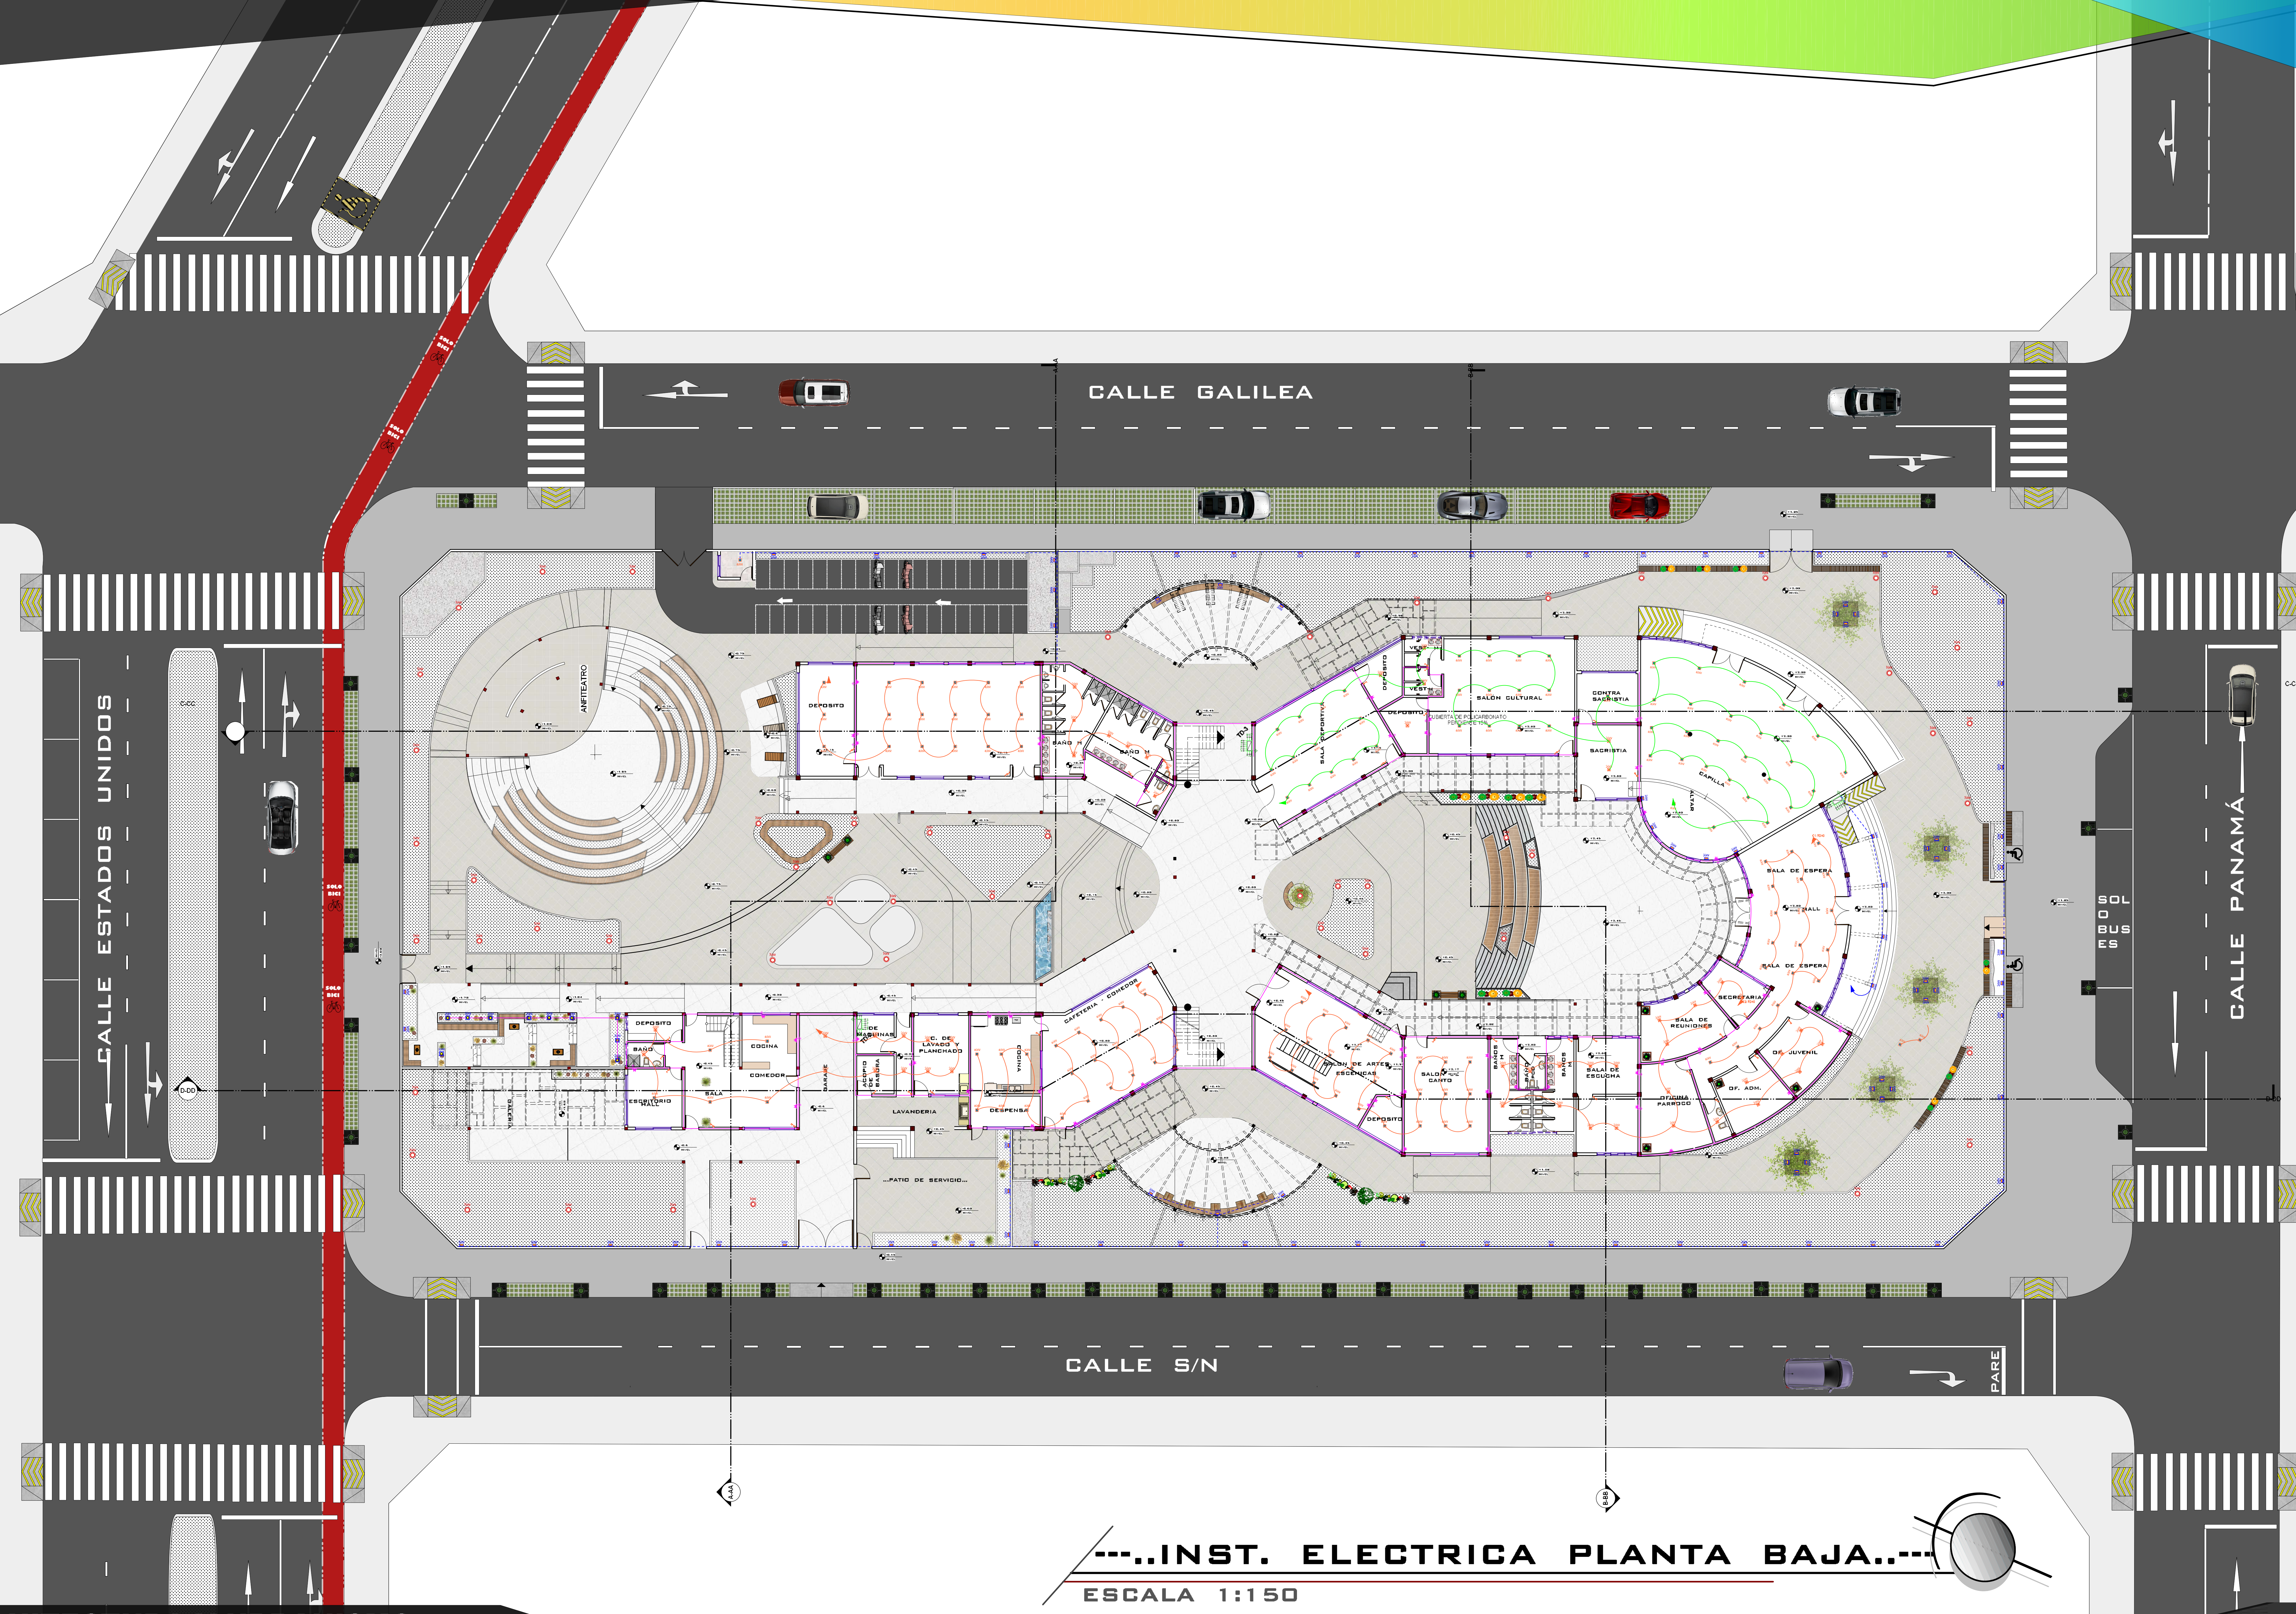


REFERENCIA INSTALACIÓN, ELÉCTRICA	
	PANTALLA 2x40W FLUORESCENTE
	SPOT FLUORESCENTE PARA ENCASTRAR 20W
	SPOT FLUORESCENTE PARA ADOSAR 20W
	PANTALLA DIRECCIONAL 150W
	INTERRUPTORES SIMPLE, DOBLE Y CONMUTADOR
	LÍNEA DE CIRCUITO DE ILUMINACIÓN
	SISTEMA DE MEDICIÓN
	TABLERO GENERAL, PUESTO A TIERRA
	TABLERO DE DISTRIBUCIÓN, PUESTO A TIERRA
	TABLERO DE SECUNDARIO, PUESTO A TIERRA
	TOHACORRIENTE DOBLE PUESTA A TIERRA
	TOMA DE FUERZA PUESTA A TIERRA
	LÍNEA DE CIRCUITO, ALIMENTADOR Y CORRESPONDENCIA DE CIRCUITO A TABLERO DE DISTRIBUCIÓN
	LÍNEA DE CIRCUITO, CON NOTACIÓN DE CIRCUITO
	BANDEJA PARA ILUMINACIÓN, CIRCUITOS, TOHACORRIENTES, TABLEROS, LATERALIZACIÓN
	BANDEJA PARA TELEFONÍA, RED DE DATOS, ALTAVOZ
	PUNTO DE RED DE DATOS


REFERENCIA INSTALACIÓN, ELÉCTRICA	
	LUMINARIA EXTERIOR 70W VAPOR DE SODIO
	LUMINARIA REFLECTOR DE BARRIDO 150W
	LUMINARIA LUZ RABANTE 40W
	PANTALLA EXTERIOR 15W
	LÍNEA DE CIRCUITO ILUMINACIÓN EXTERIOR, NOTACIÓN DE CABLE
	LÍNEA DE CIRCUITO SUBTERRANEO ILUMINACIÓN EXTERIOR, NOTACIÓN DE CABLE
	NÚMERO DE CIRCUITO Y CORRESPONDENCIA A TABLERO
	SISTEMA DE MEDICIÓN
	TABLERO GENERAL, PUESTO A TIERRA
	TABLERO DE EMERGENCIA, PUESTO A TIERRA
	TABLERO DE DISTRIBUCIÓN, PUESTO A TIERRA
	TABLERO DE SECUNDARIO, PUESTO A TIERRA
	TRANSFORMADOR DE 60KVA PARA RAYOS X

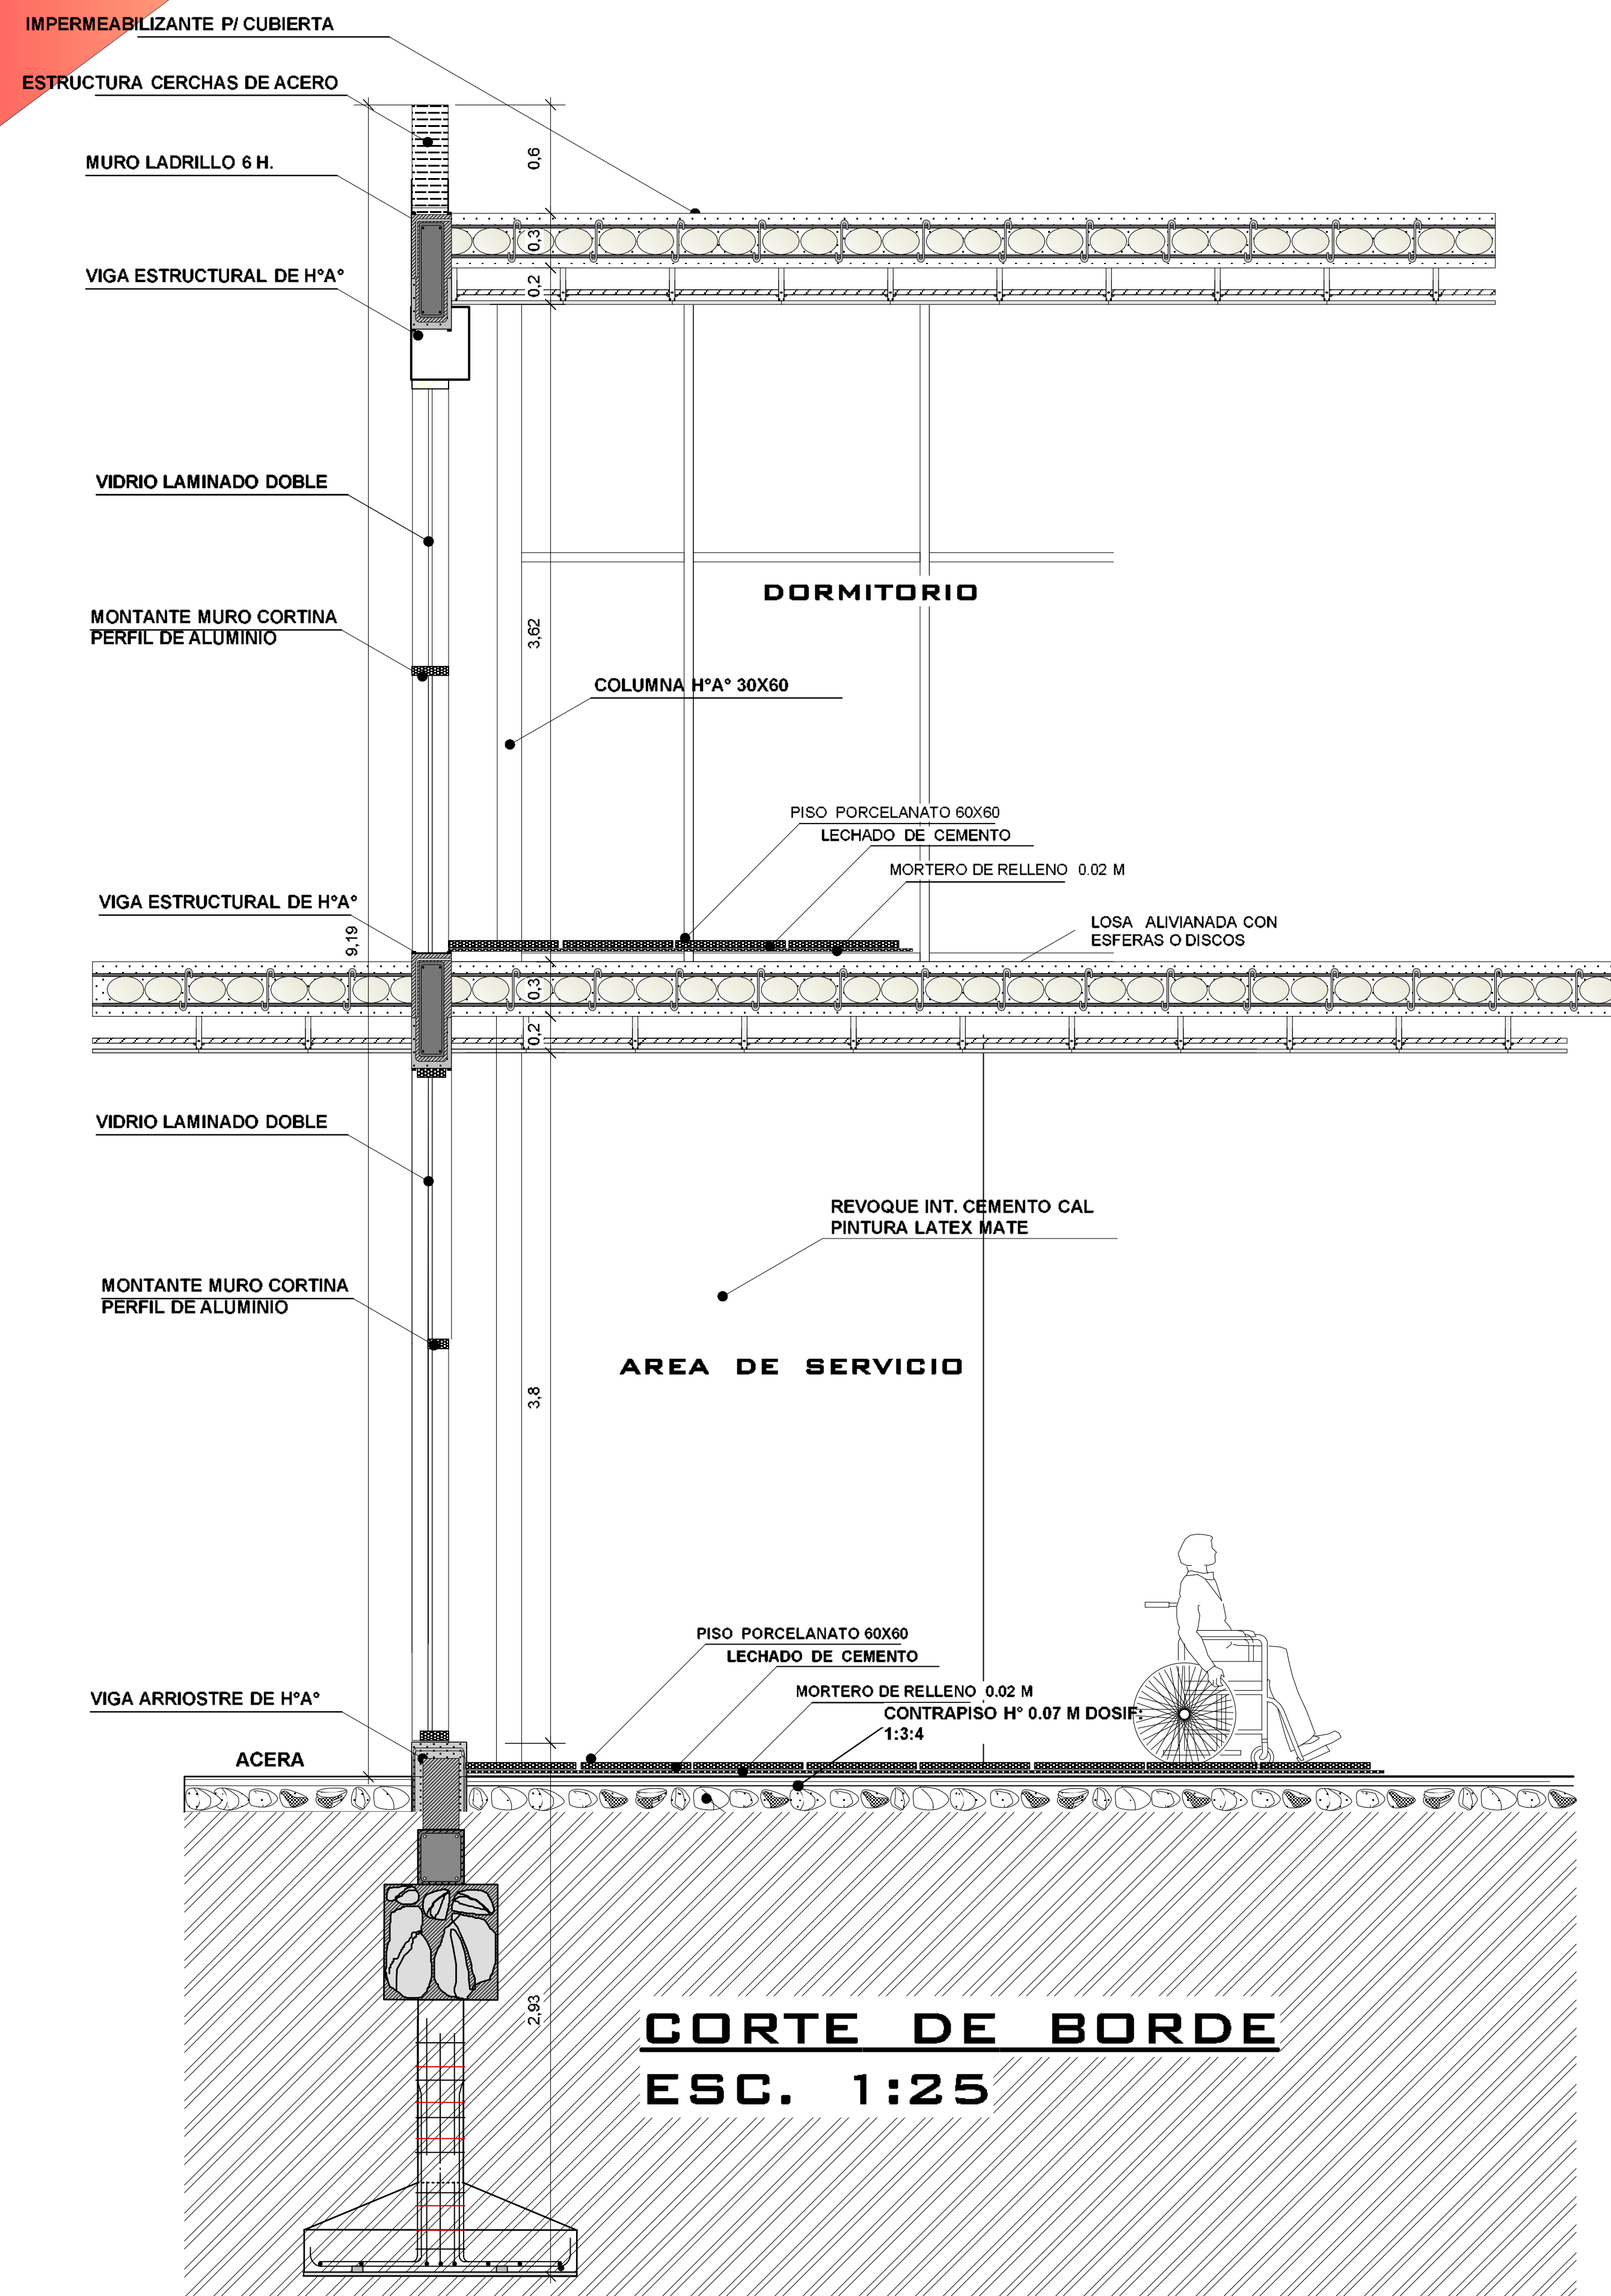



**PUERTA DE DOS HOJA
(APERTURA INTERIOR)**

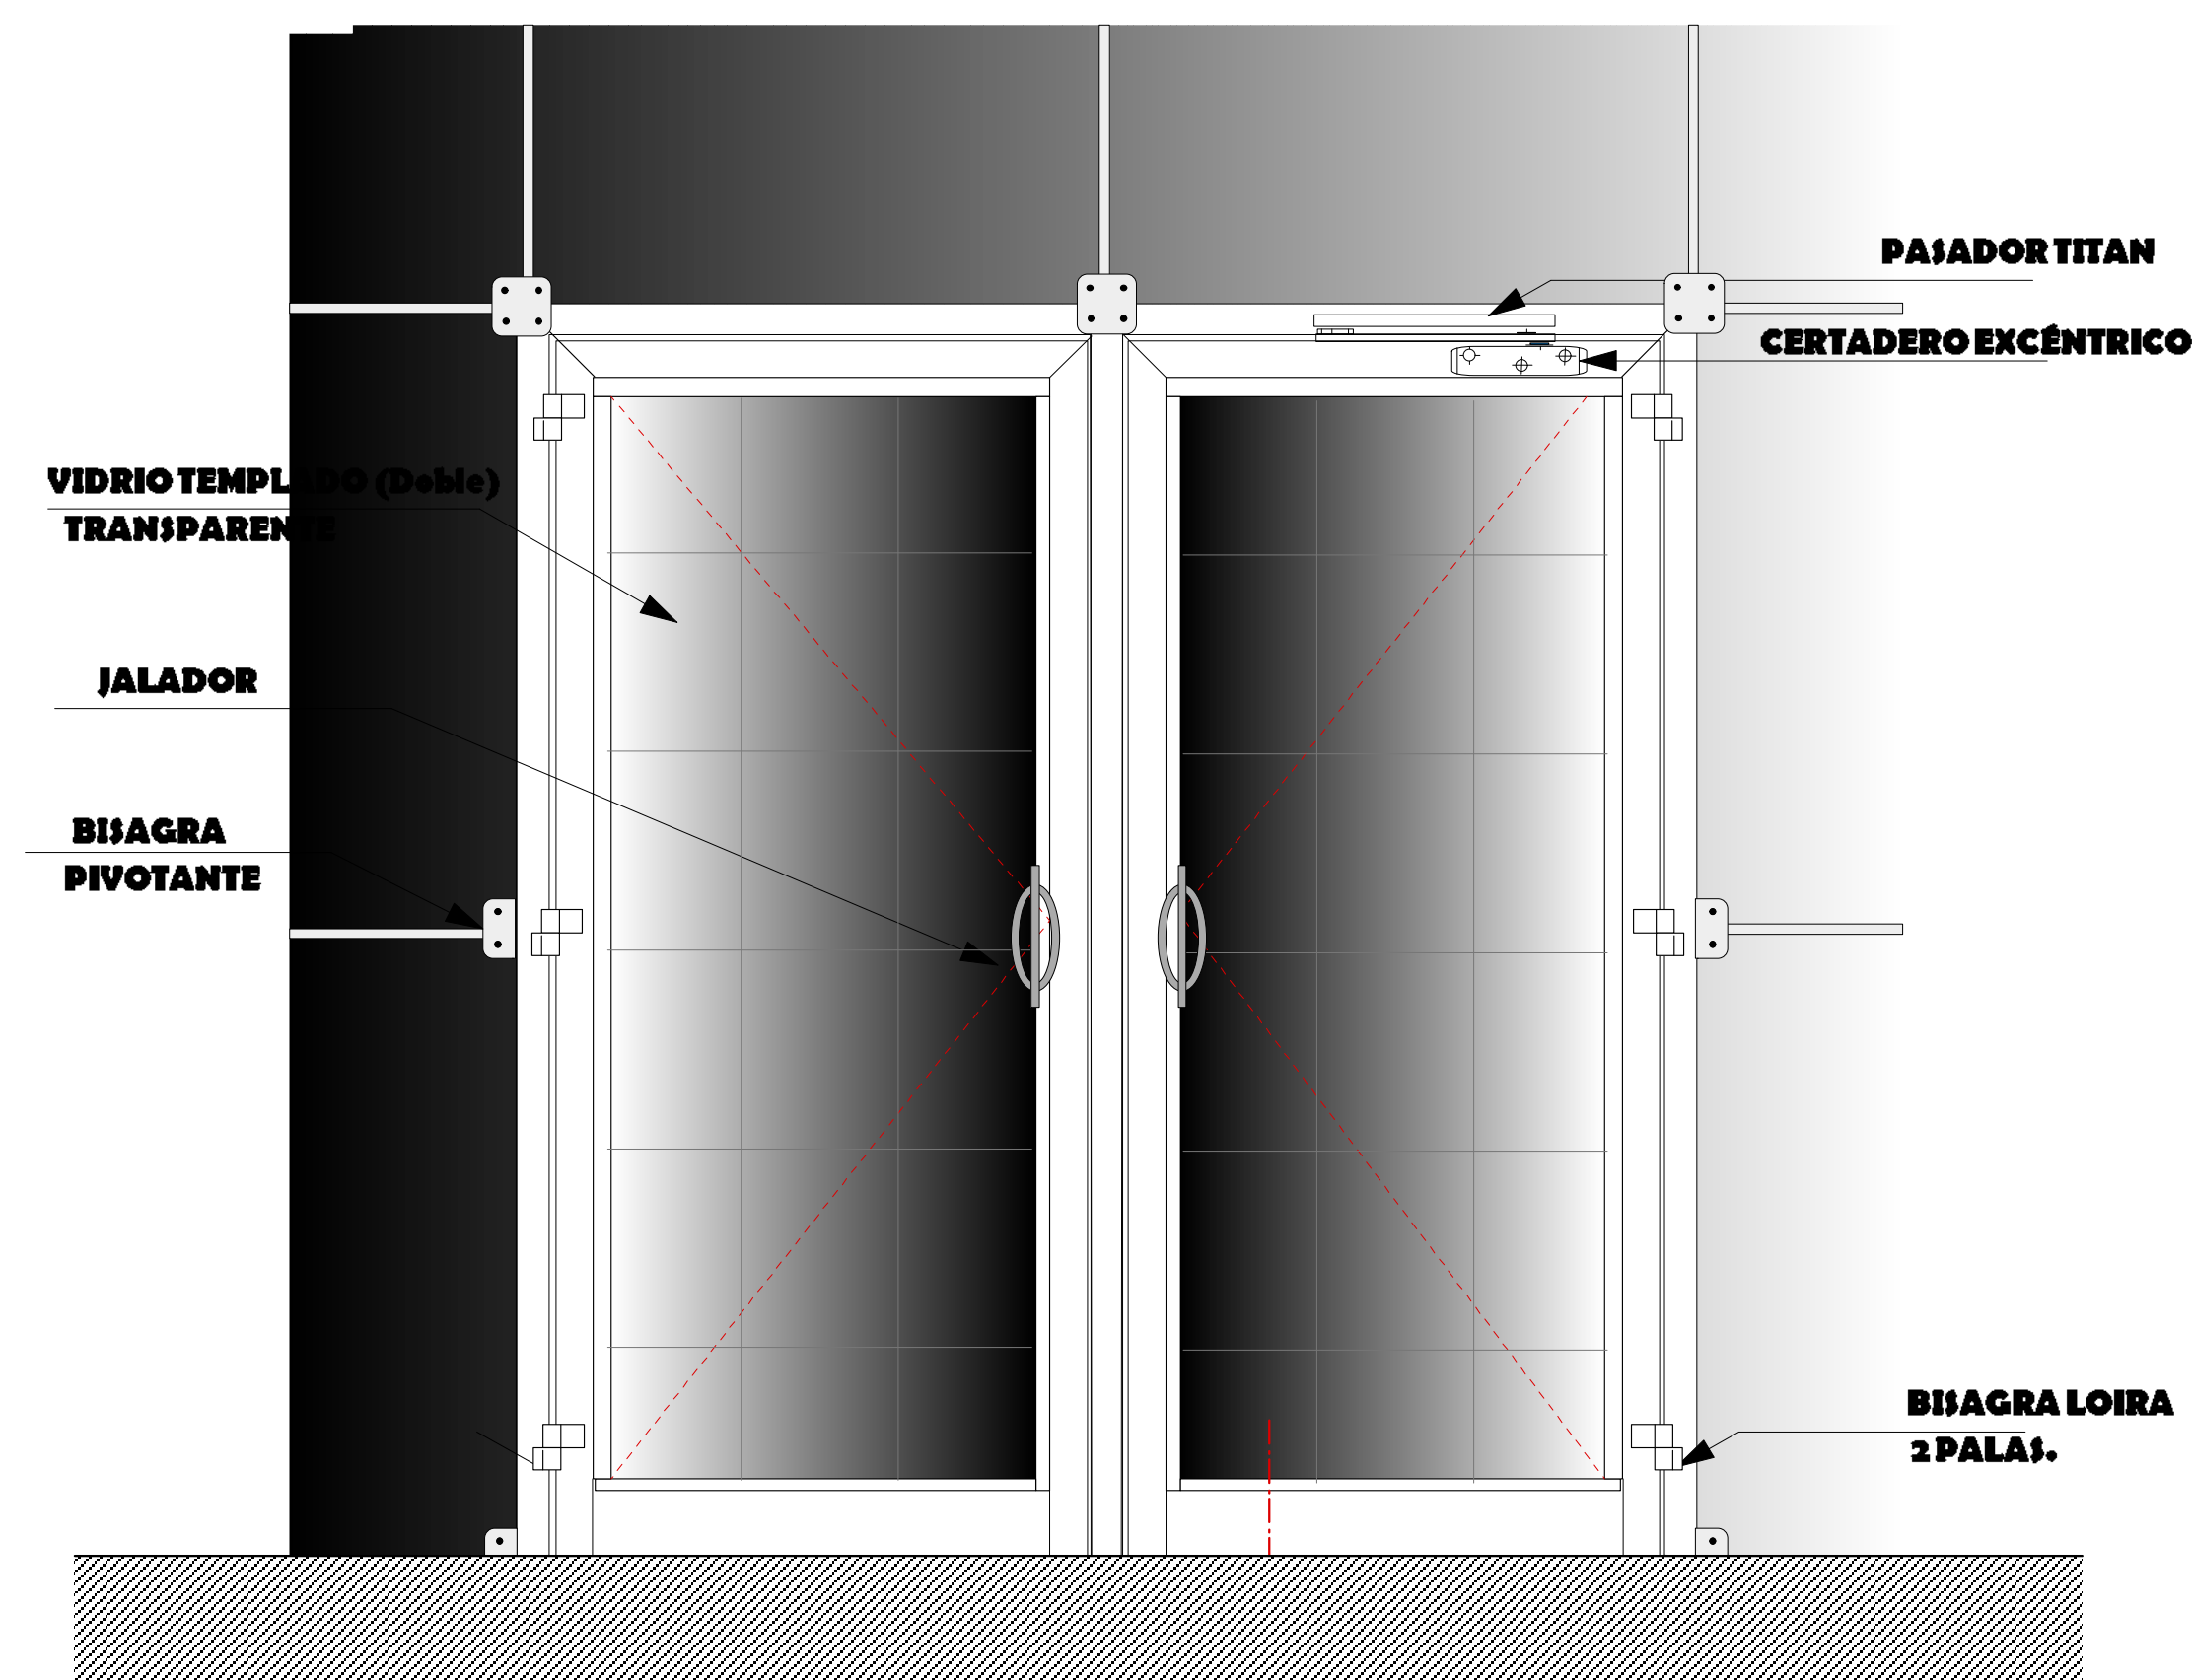

PUERTA DE UNA HOJA


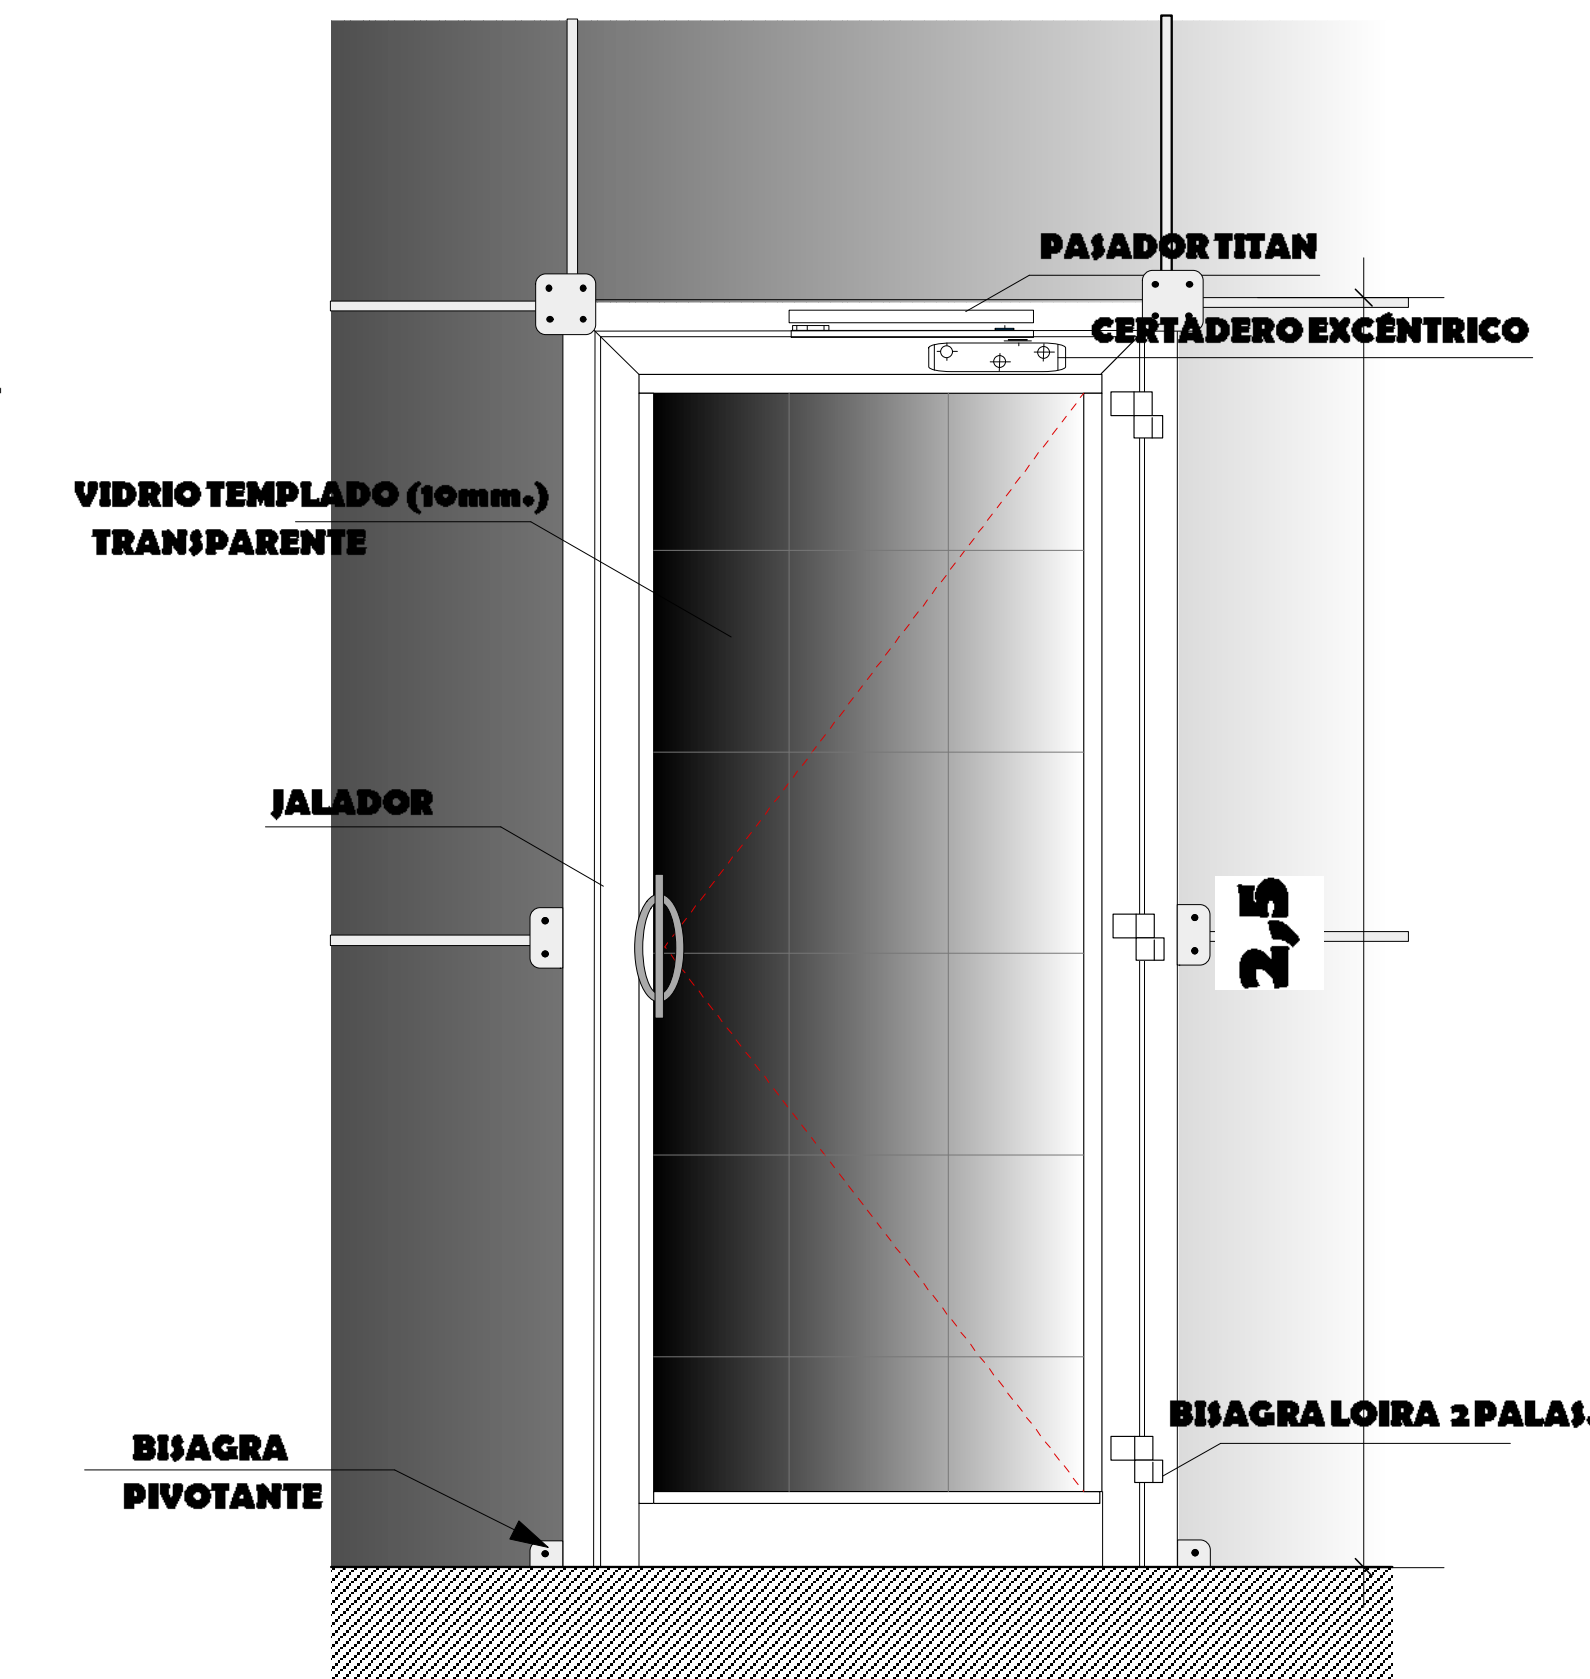


**DETALLE CARPINTERIA
ESCALA 1:15**

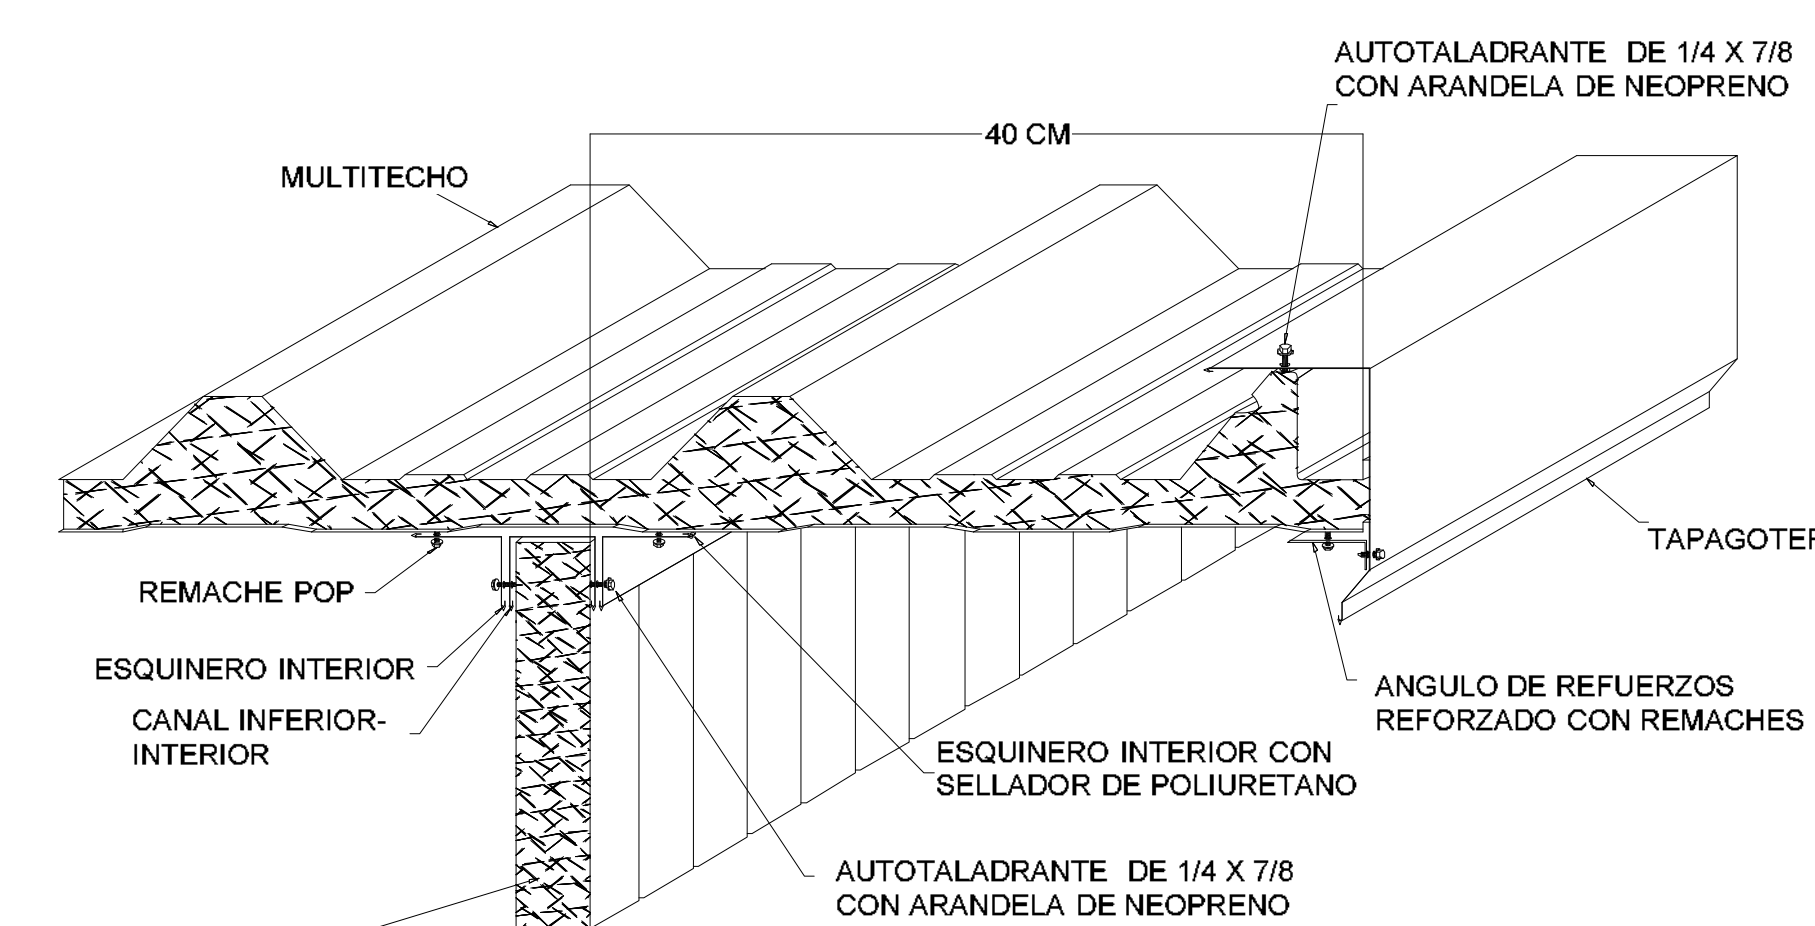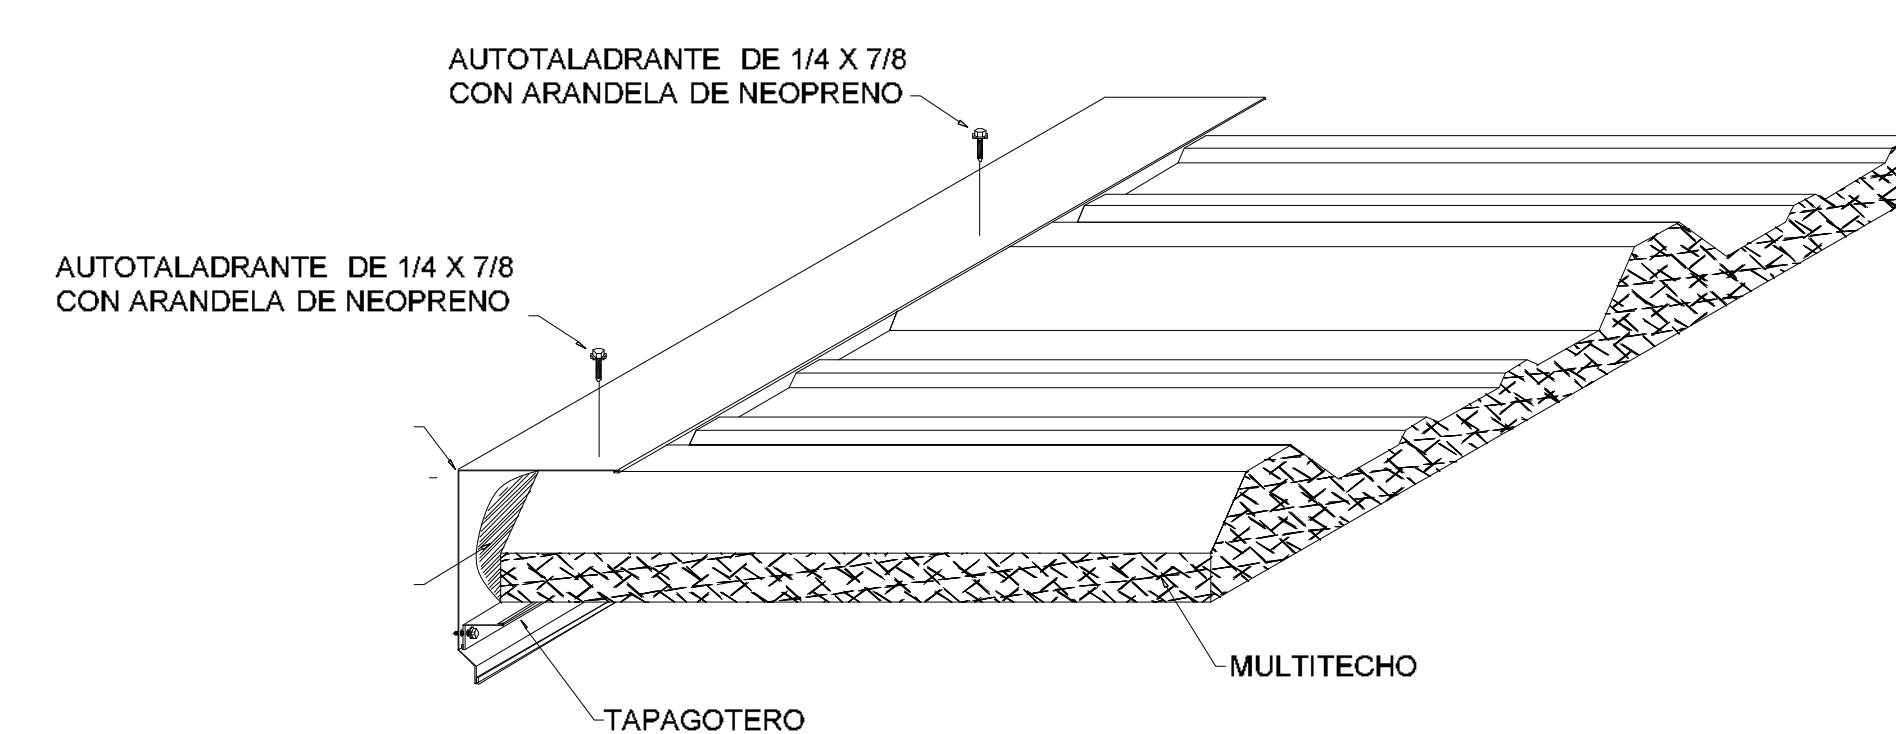


**DETALLE DE CUBIERTA
PANEL SANDWICH
ESC. 1:15**




PARRILLA

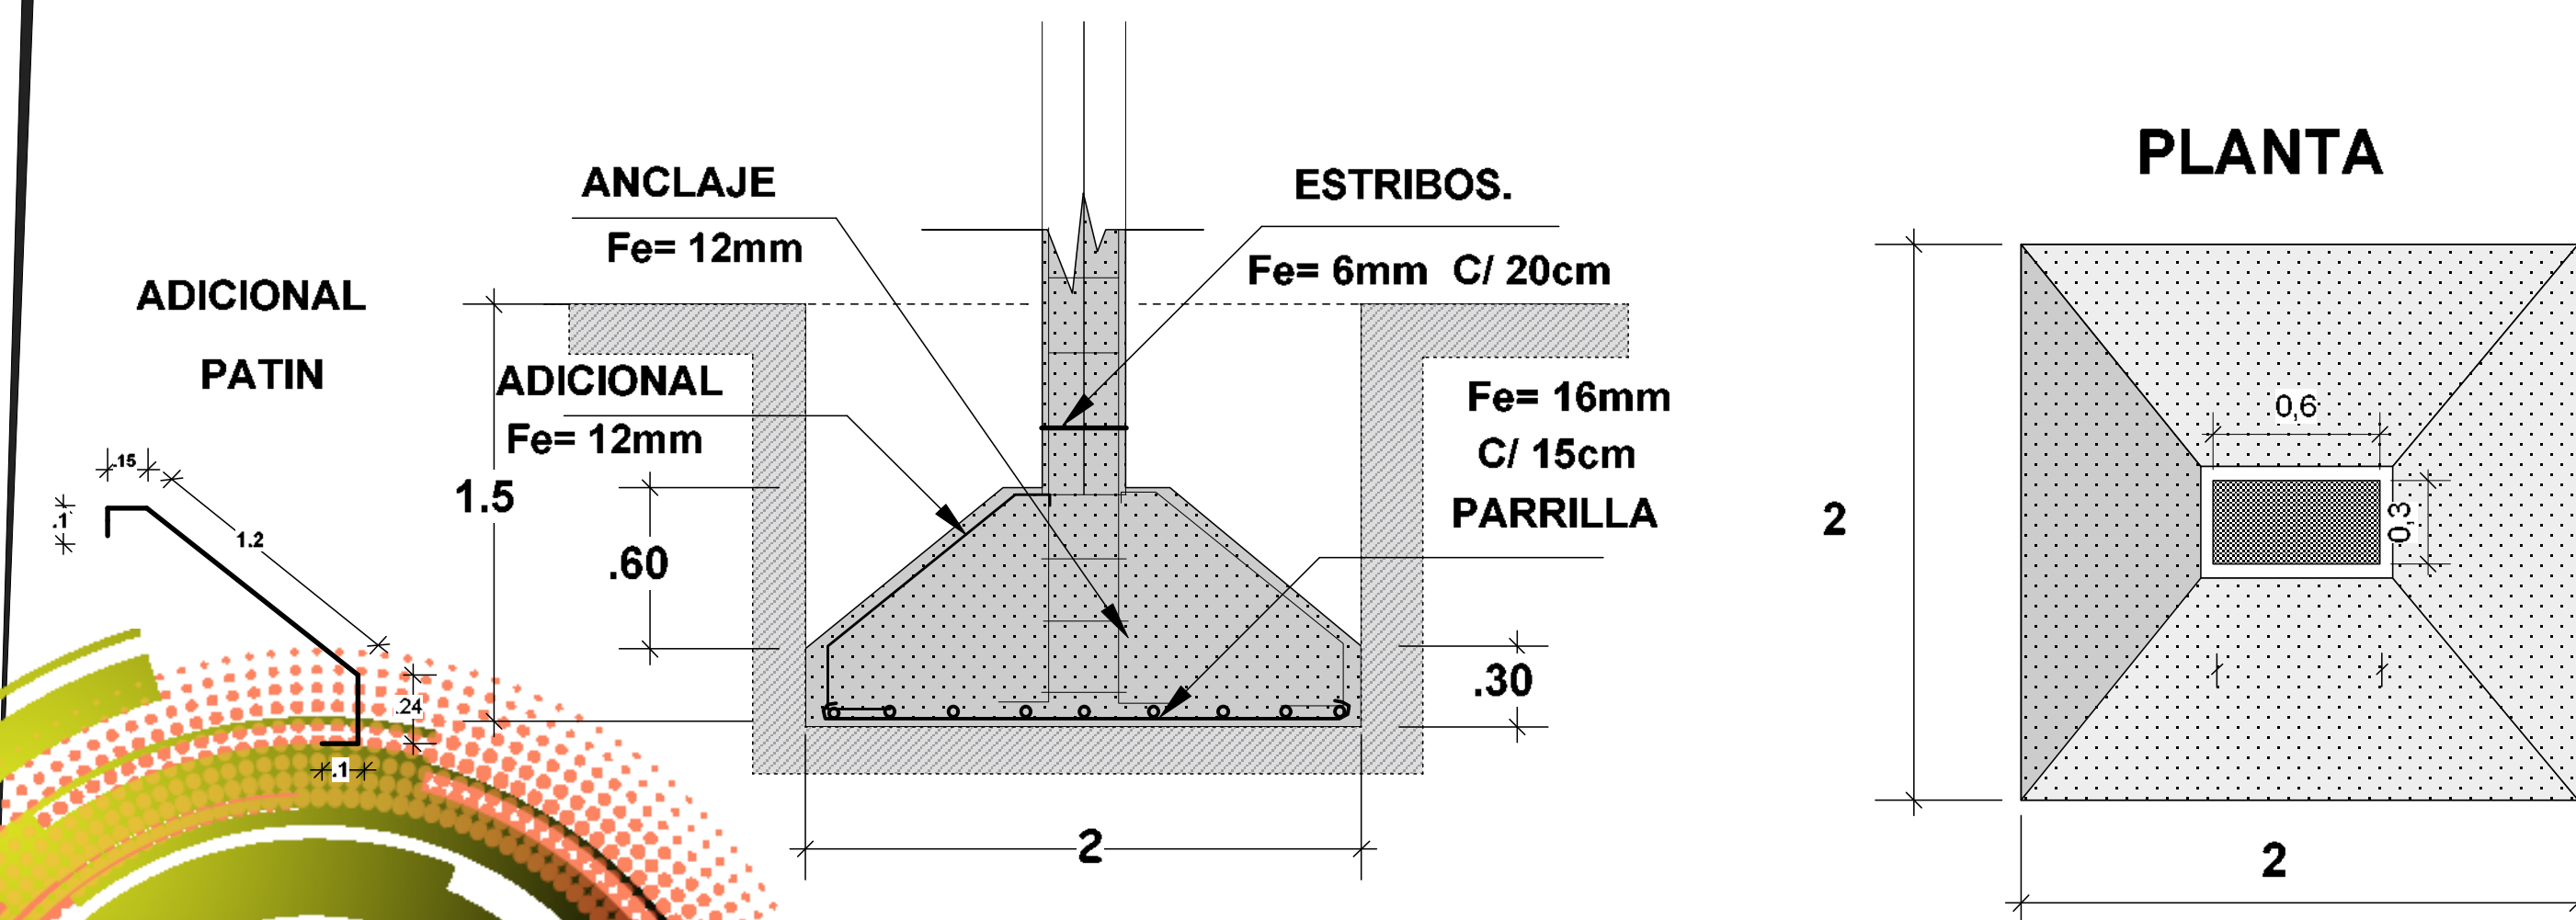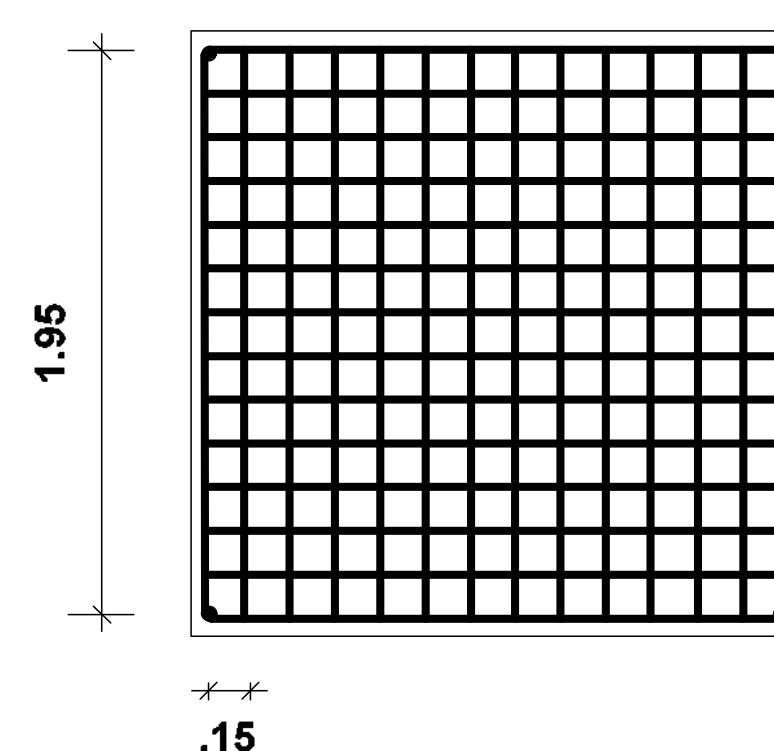

DETALLE ZAPATA ESC. 1:25

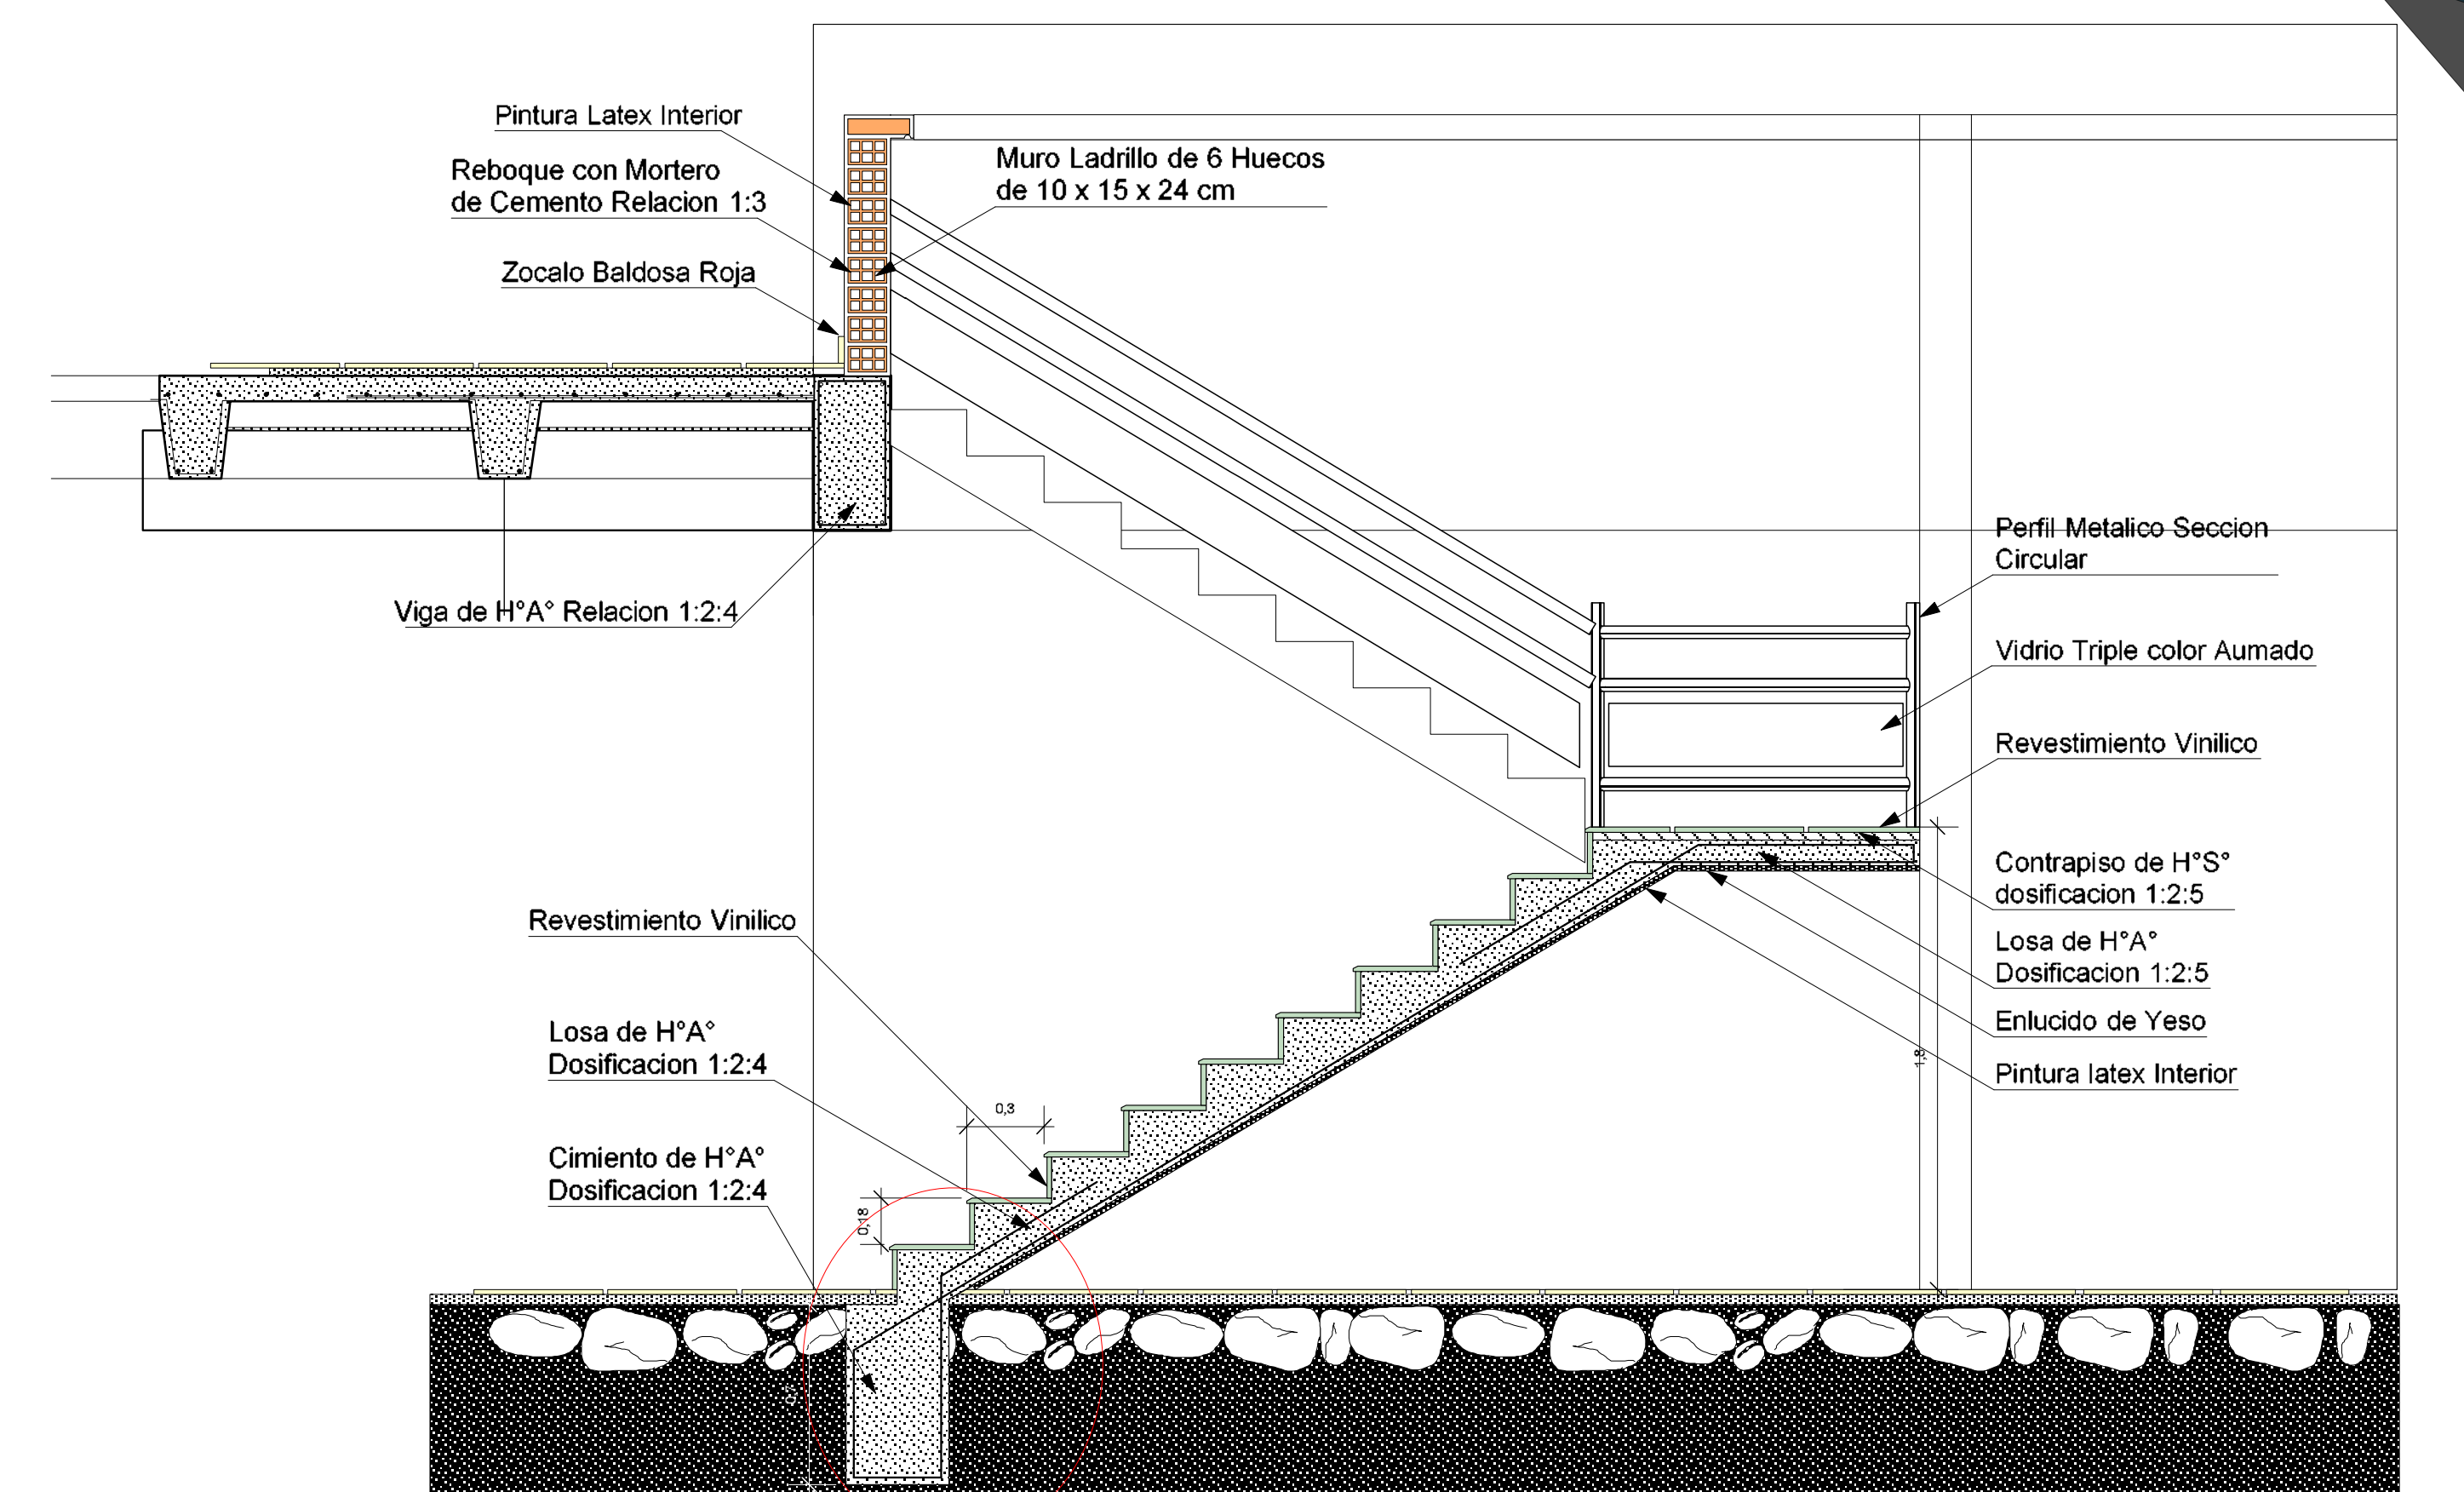

CORTE GRADA ESC. 1:25

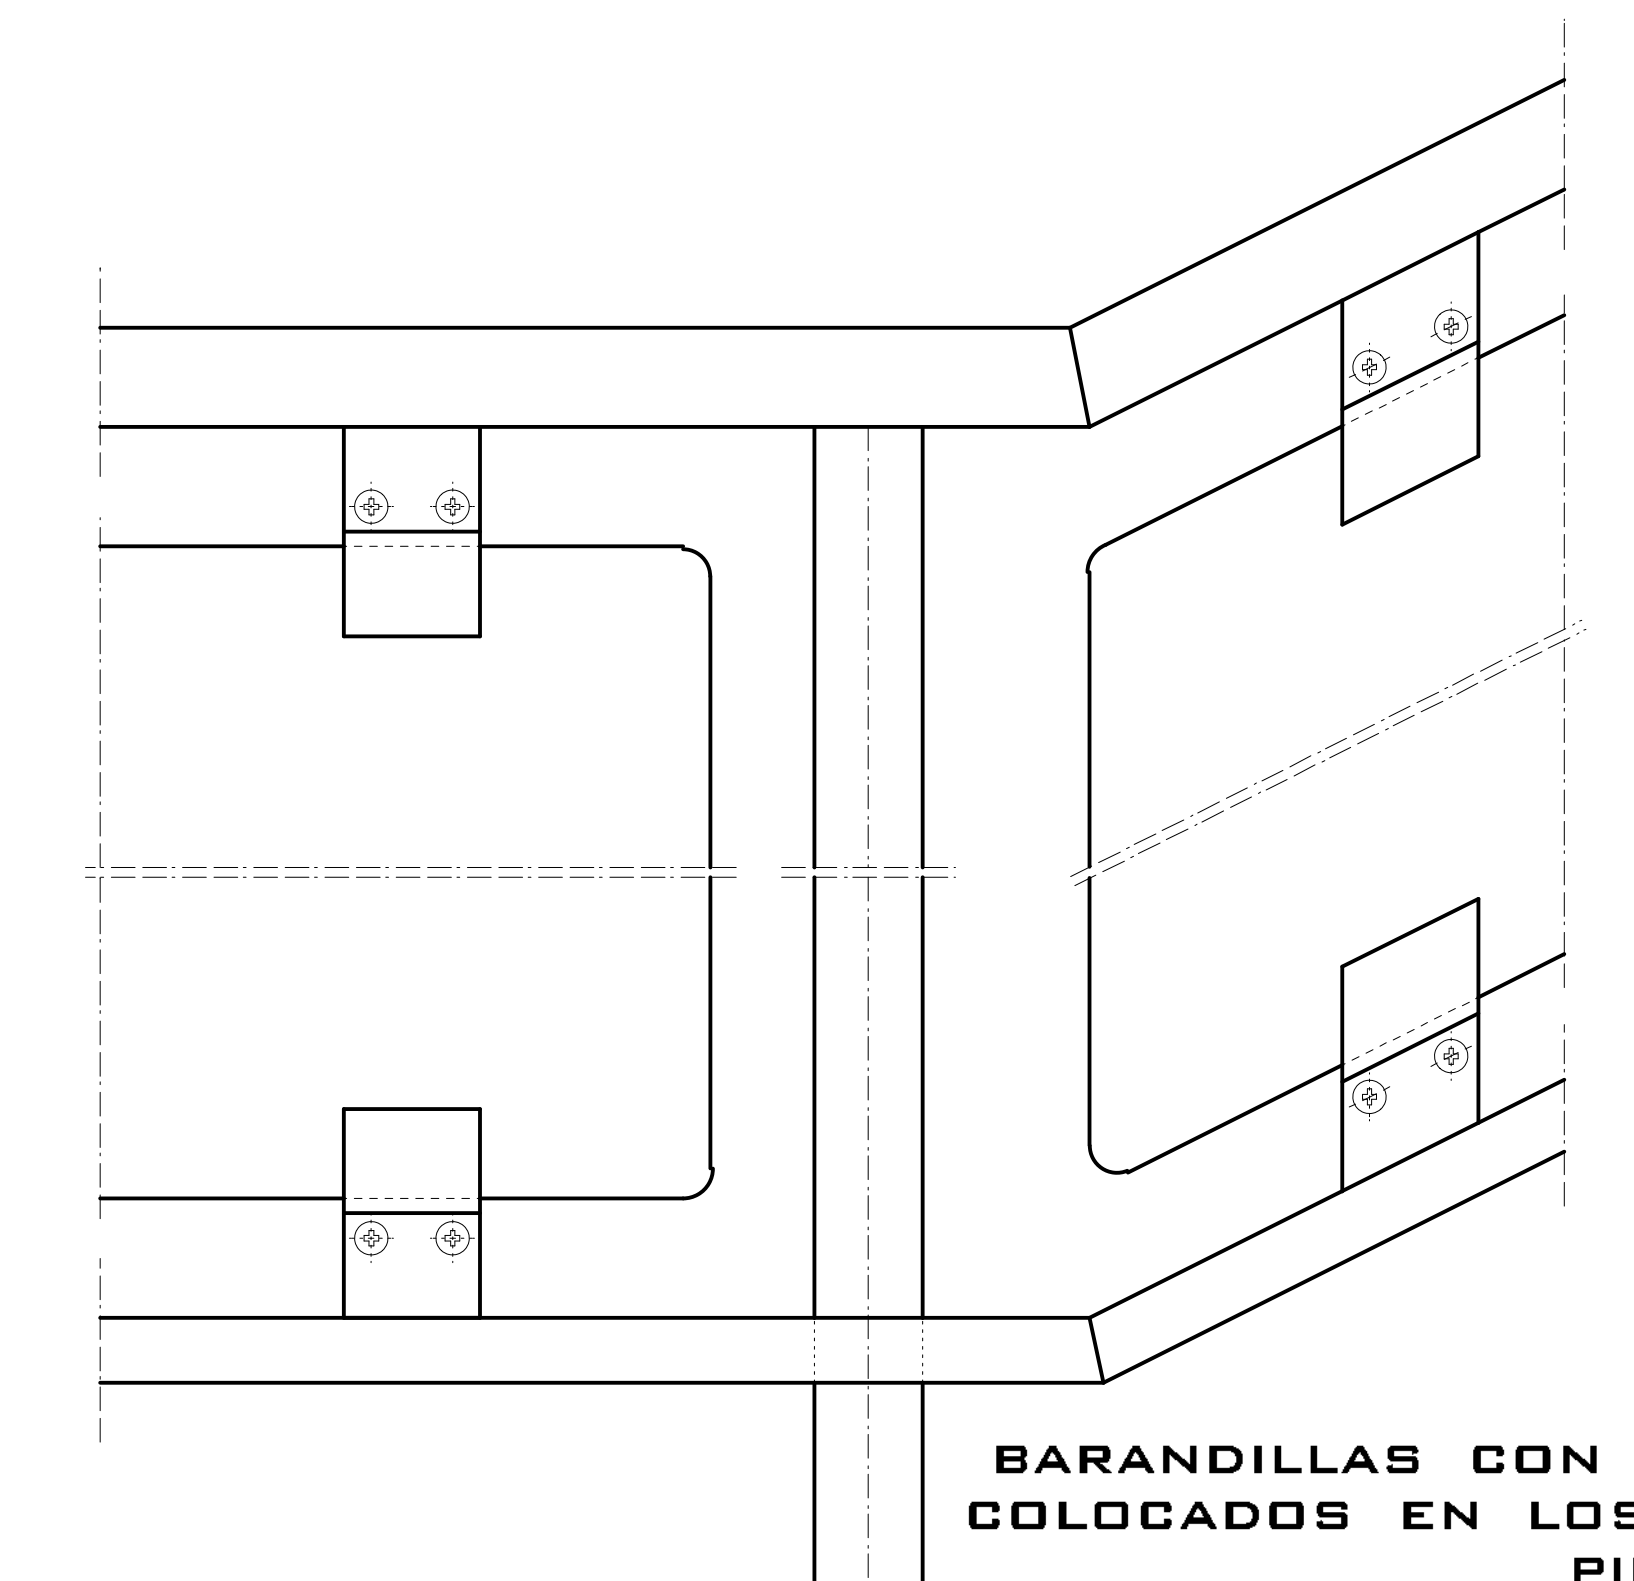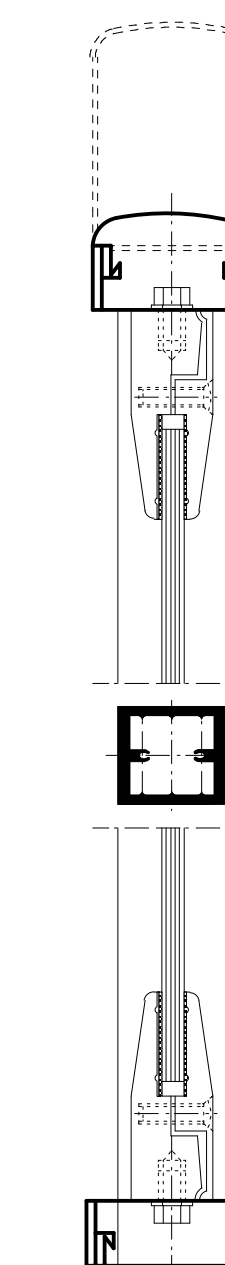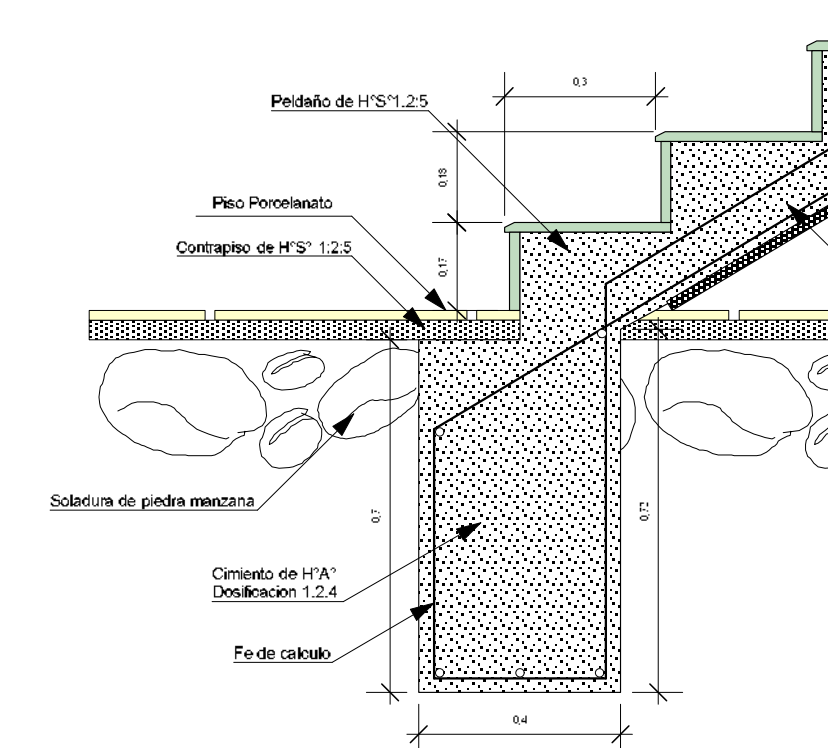

**DETALLE DE BARANDAS METALICAS
ESC. 1:10**

---..DETALLES CONSTRUCTIVOS Y CORTE DE BORDE..---

ARQUITECTURA Y URBANISMO

**DOCENTE GUIA: ARQ. PEDRO MARCELO LOPEZ AVILA
GRUPO: N°8**

PROYECTISTA: DANIELA RIOS LOPEZ°

LAMINA:

U.A.J.M.S.

PROYECTO ARQUITECTONICO: "CASA DE LA JUVENTUD PARA LA DIOSCESIS DE TARIJA."

N°16.1 / 23