


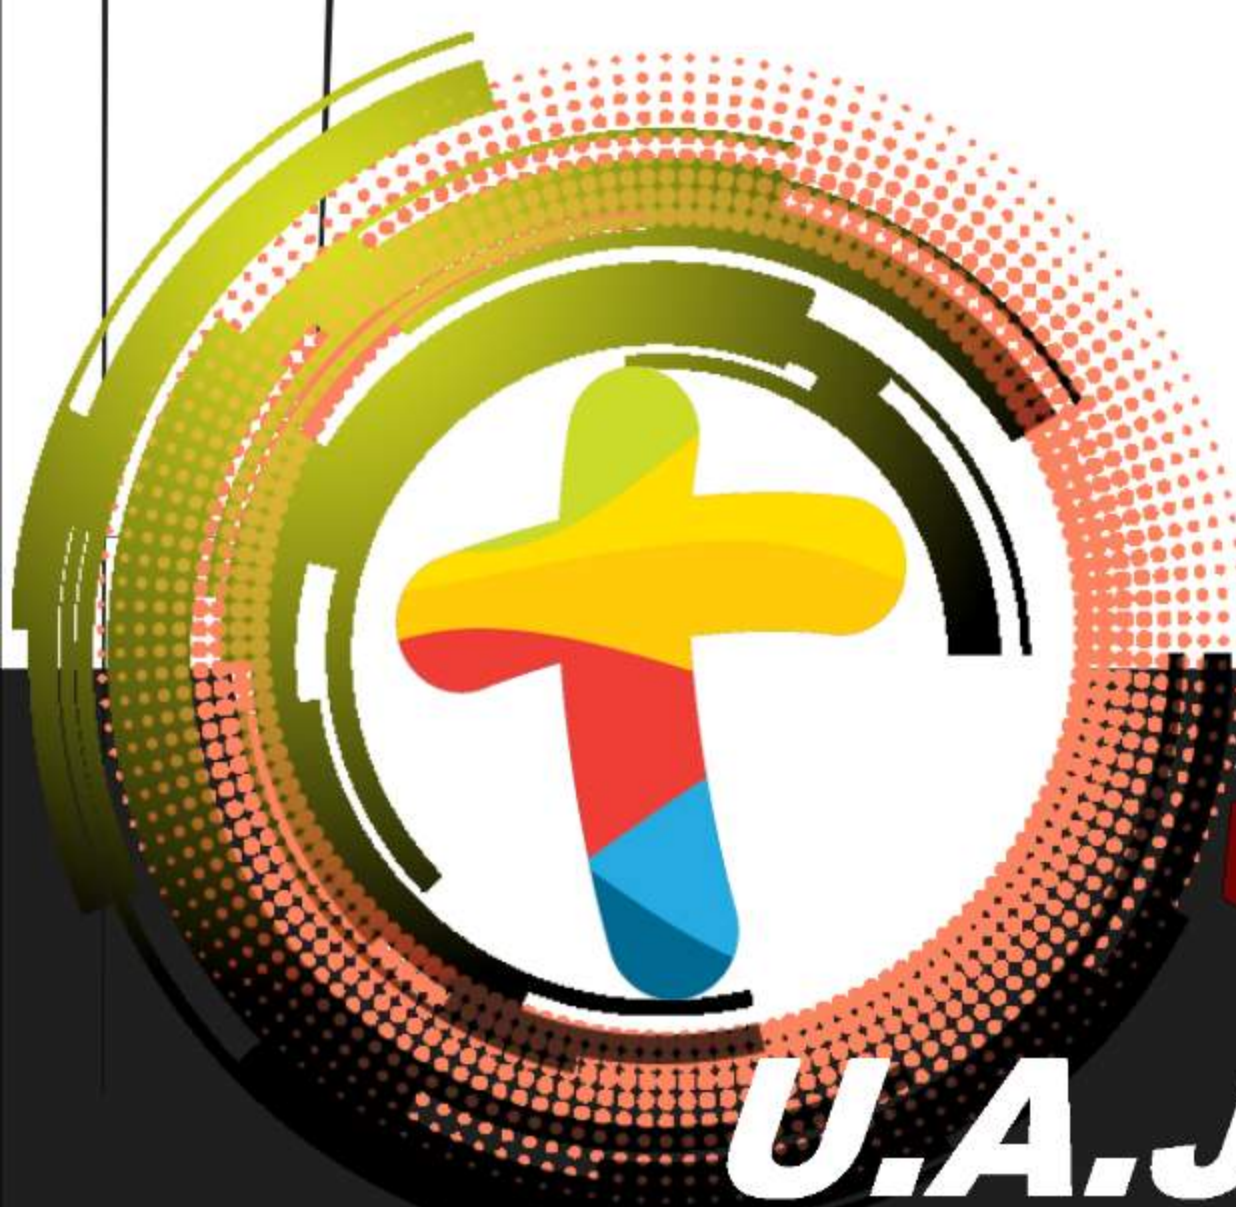

ARQUITECTURA Y URBANISMO

DOCENTE GUIA: ARQ. PEDRO MARCELO LOPEZ AVILA
GRUPO: N°8

U.A.J.M.S.

PROYECTO ARQUITECTONICO: "CASA DE LA JUVENTUD PARA LA DIOSCESIS DE TARIJA."


---..INST. ELECTRICA PLANTA BAJA..---

ESCALA 1:150

PROYECTISTA: DANIELA RIOS LOPEZ°

LAMINA:

N°14.2/23

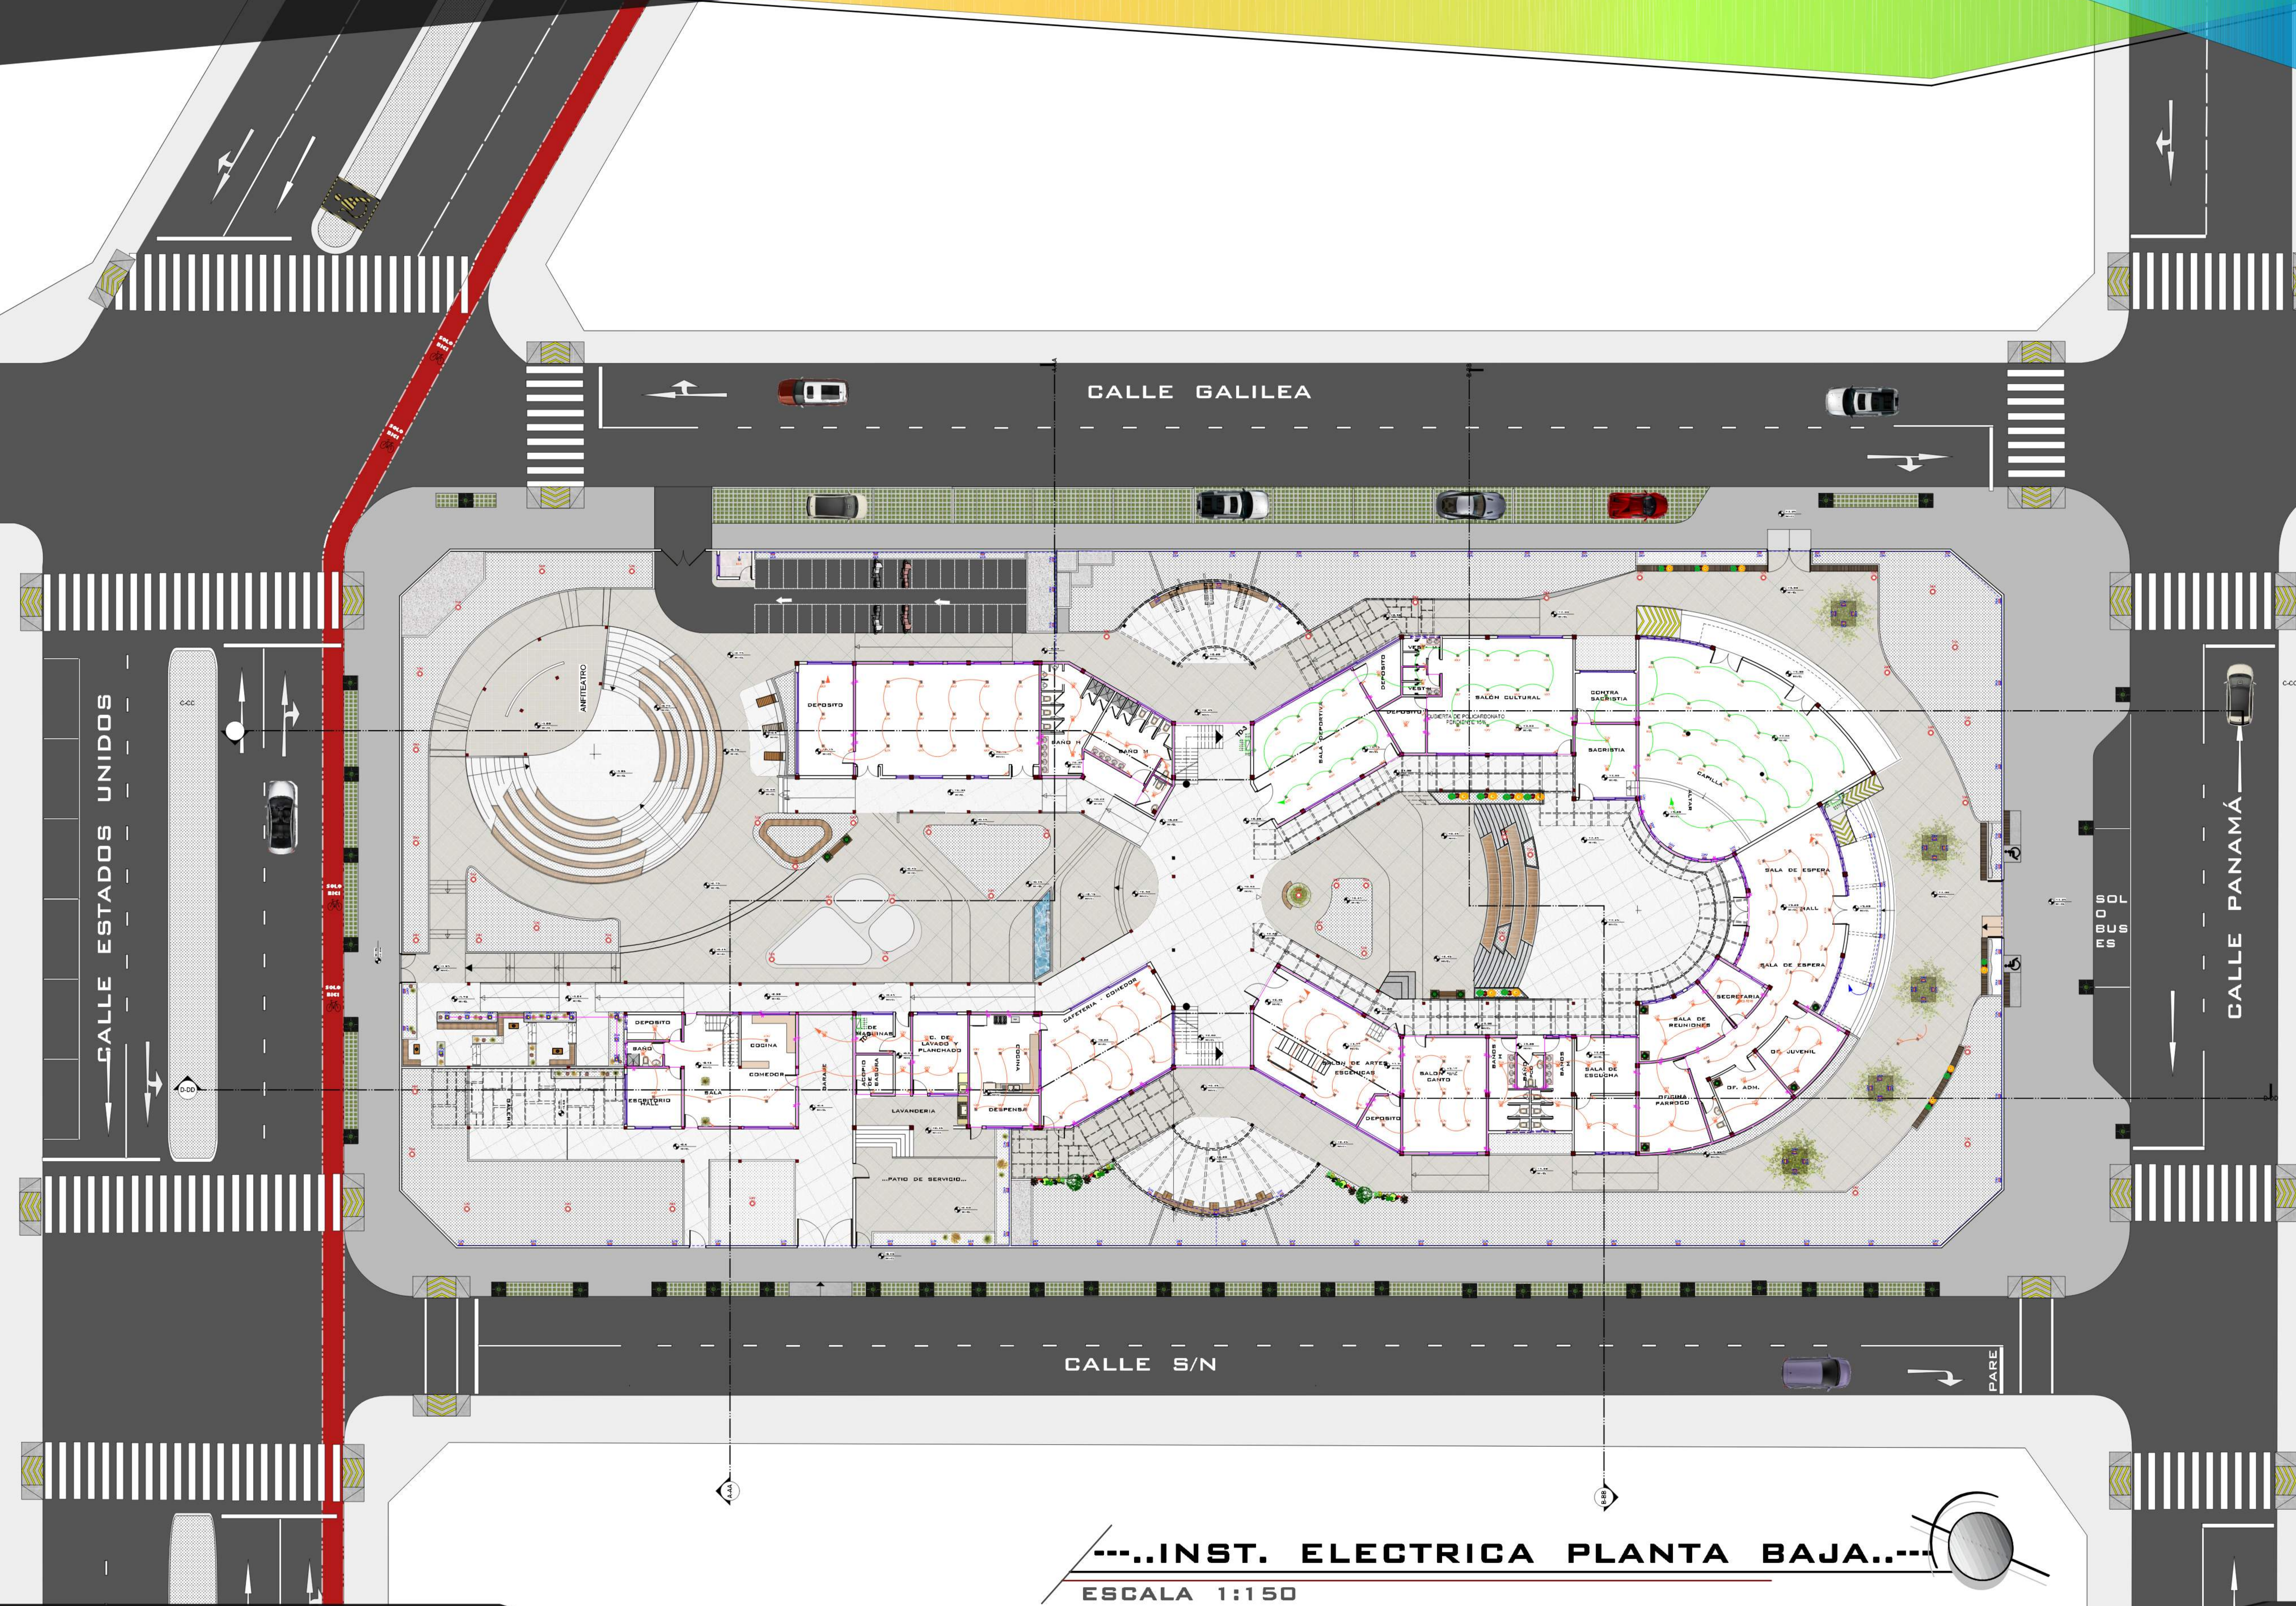

REFERENCIA INSTALACIÓN, ELÉCTRICA	
	PANTALLA 2x40W FLUORESCENTE
	SPOT FLUORESCENTE PARA ENCESTRAR 20W
	SPOT FLUORESCENTE PARA ADOSAR 20W
	PANTALLA DIRECCIONAL 150W
	INTERRUPTORES SIMPLE, DOBLE Y COMUTADOR
	LÍNEA DE CIRCUITO DE ILUMINACIÓN
	SISTEMA DE MEDICIÓN
	TABLERO GENERAL PUESTO A TIERRA
	TABLERO DE DISTRIBUCIÓN PUESTO A TIERRA
	TABLERO DE SECUNDARIO PUESTO A TIERRA
	TOHACORRIENTE DOBLE PUESTA A TIERRA
	TOMA DE FUERZA PUESTA A TIERRA
	LÍNEA DE CIRCUITO ALIMENTADOR Y CORRESPONDENCIA DE CIRCUITO A TABLERO DE DISTRIBUCIÓN
	LÍNEA DE CIRCUITO CON NOTACIÓN DE CIRCUITO
	BAÑERA PARA ILUMINACIÓN: CIRCUITOS TOHACORRIENTES, TABLEROS, LETREROS/ILUMINACIÓN
	BAÑERA PARA TELEFONÍA, RED DE DATOS, ALTAVOZ
	PUNTO DE RED DE DATOS

REFERENCIA INSTALACIÓN, ELÉCTRICA	
	LUMINARIA EXTERIOR 70W VAPOR DE SODIO
	LUMINARIA REFLECTOR DE BARRIO 150W
	LUMINARIA LUZ BARRIO 40W
	PANTALLA EXTERIOR 15W
	LÍNEA DE CIRCUITO ILUMINACIÓN EXTERIOR NOTACIÓN DE CABLE
	LÍNEA DE CIRCUITO SUBTERRANEO ILUMINACIÓN EXTERIOR NOTACIÓN DE CABLE
	NÚMERO DE CIRCUITO Y CORRESPONDENCIA A TABLERO
	SISTEMA DE MEDICIÓN
	TABLERO GENERAL PUESTO A TIERRA
	TABLERO DE EMERGENCIA PUESTO A TIERRA
	TABLERO DE DISTRIBUCIÓN PUESTO A TIERRA
	TABLERO DE SECUNDARIO PUESTO A TIERRA
	TRANSFORMADOR DE 30KVA PARA RAYOS X



ARQUITECTURA Y URBANISMO

DOCENTE GUIA: ARQ. PEDRO MARCELO LOPEZ AVILA
GRUPO: N°8

---..INST. ELECTRICA PLANTA ALTA....
ESCALA 1:150

PROYECTISTA: DANIELA RIOS LOPEZ°


LAMINA:

N°14.2/23


PROYECTO ARQUITECTONICO: "CASA DE LA JUVENTUD PARA LA DIOSCESIS DE TARIJA."

REFERENCIA INSTALACIÓN, ELÉCTRICA	
	PANTALLA 2x40W FLUORESCENTE
	SPOT FLUORESCENTE PARA ENCASTRAR 20W
	SPOT FLUORESCENTE PARA ADOBRAR 20W
	PANTALLA DIRECCIONAL 150W
	INTERRUPTORES SIMPLE, DOBLE Y DIMIATADOR
	LÍNEA DE CIRCUITO DE ILUMINACIÓN
	SISTEMA DE MEDICIÓN
	TABLERO GENERAL PUESTO A TIERRA
	TABLERO DE DISTRIBUCIÓN PUESTO A TIERRA
	TABLERO DE SECUNDARIO PUESTO A TIERRA
	TOHACORRIENTE DOBLE PUESTA A TIERRA
	TOHIA DE FUERZA PUESTA A TIERRA
	LÍNEA DE CIRCUITO ALIMENTADOR Y CORRESPONDENCIA DE CIRCUITO A TABLERO DE DISTRIBUCIÓN
	LÍNEA DE CIRCUITO CON NOTACIÓN DE CIRCUITO
	BAÑEJA PARA ILUMINACIÓN, CIRCUITOS, TOHACORRIENTES, TABLEROS, LETREROS/ILUMINACIÓN
	BAÑEJA PARA TELEFONÍA, RED DE DATOS, ALTAVOZ
	PUNTO DE RED DE DATOS

REFERENCIA INSTALACIÓN, ELÉCTRICA	
	LUMINARIA EXTERIOR 70W VAPOR DE SODIO
	LUMINARIA REFLECTOR DE BARRIO 150W
	LUMINARIA LUZ RABANTE 40W
	PANTALLA EXTERIOR 15W
	LÍNEA DE CIRCUITO ILUMINACIÓN EXTERIOR NOTACIÓN DE CABLE
	LÍNEA DE CIRCUITO SUBTERRANEO ILUMINACIÓN EXTERIOR NOTACIÓN DE CABLE
	NÚMERO DE CIRCUITO Y CORRESPONDENCIA A TABLERO
	SISTEMA DE MEDICIÓN
	TABLERO GENERAL PUESTO A TIERRA
	TABLERO DE EMERGENCIA PUESTO A TIERRA
	TABLERO DE DISTRIBUCIÓN PUESTO A TIERRA
	TABLERO DE SECUNDARIO PUESTO A TIERRA
	TRANSFORMADOR DE 30KVA PARA RAYOS X

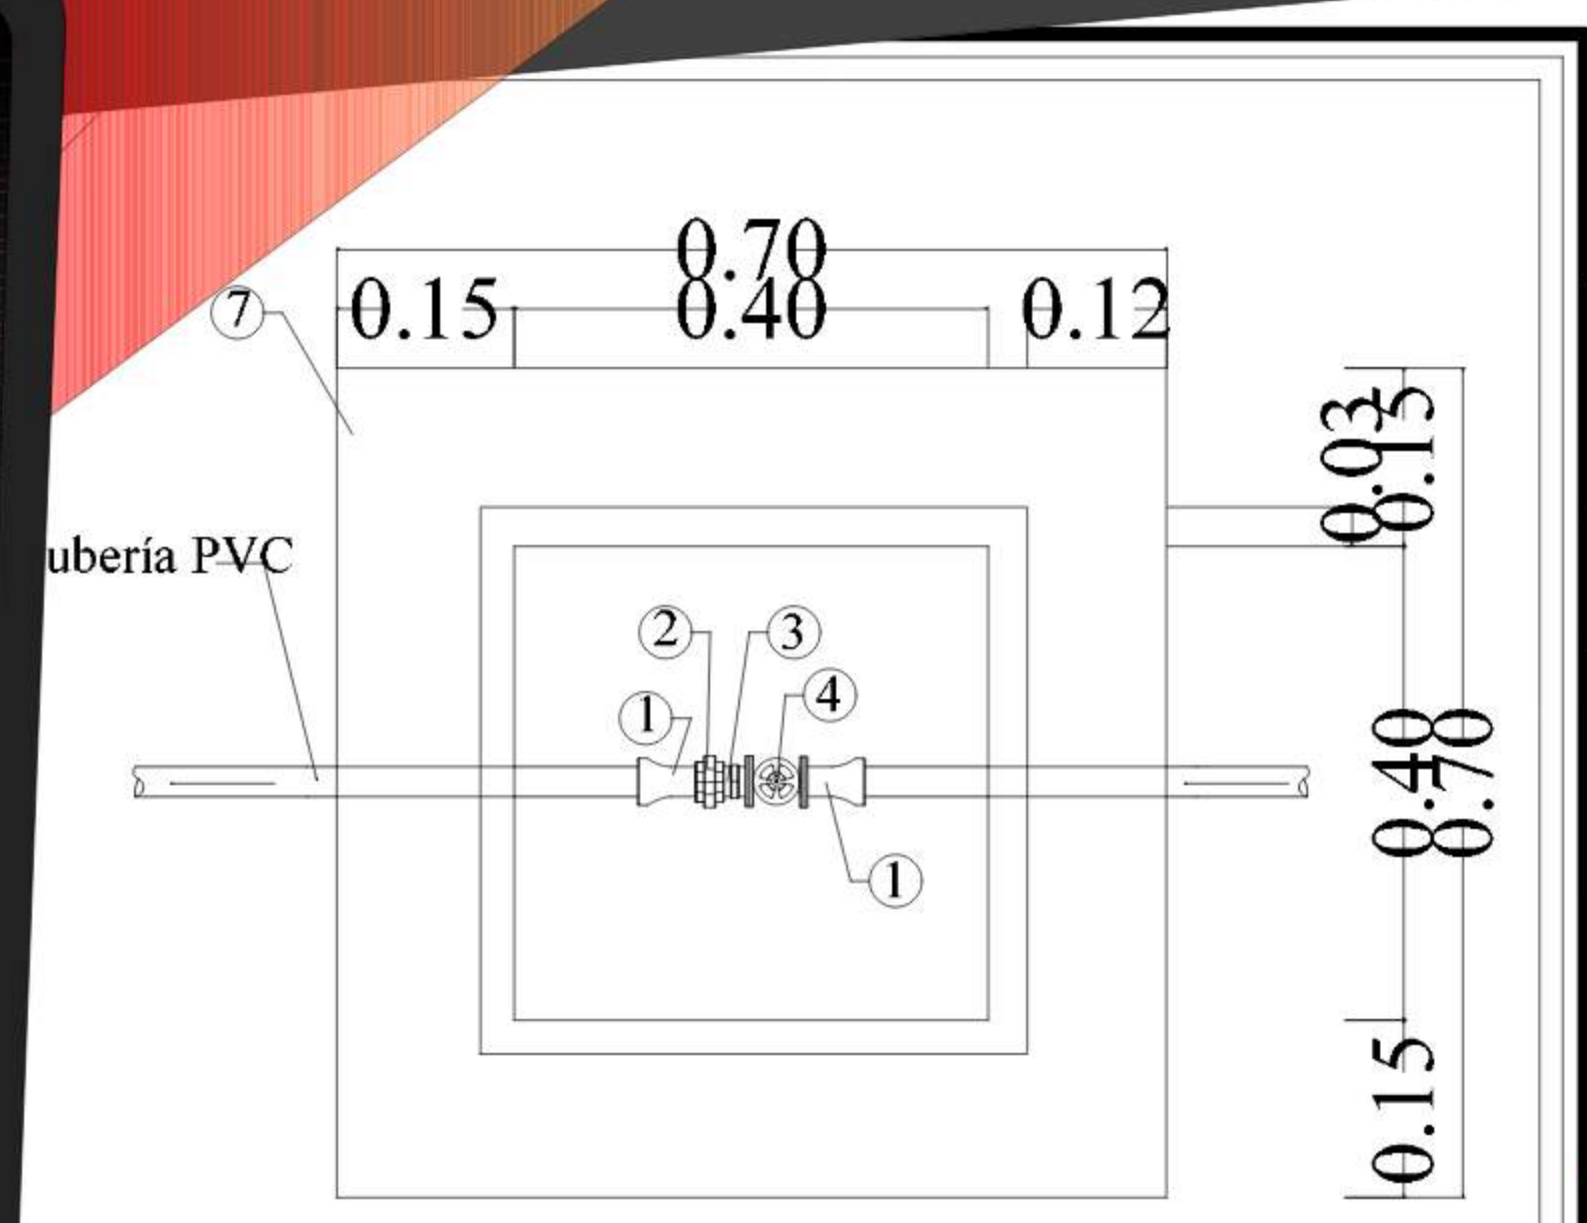



PLANTA ESC
1 : 10

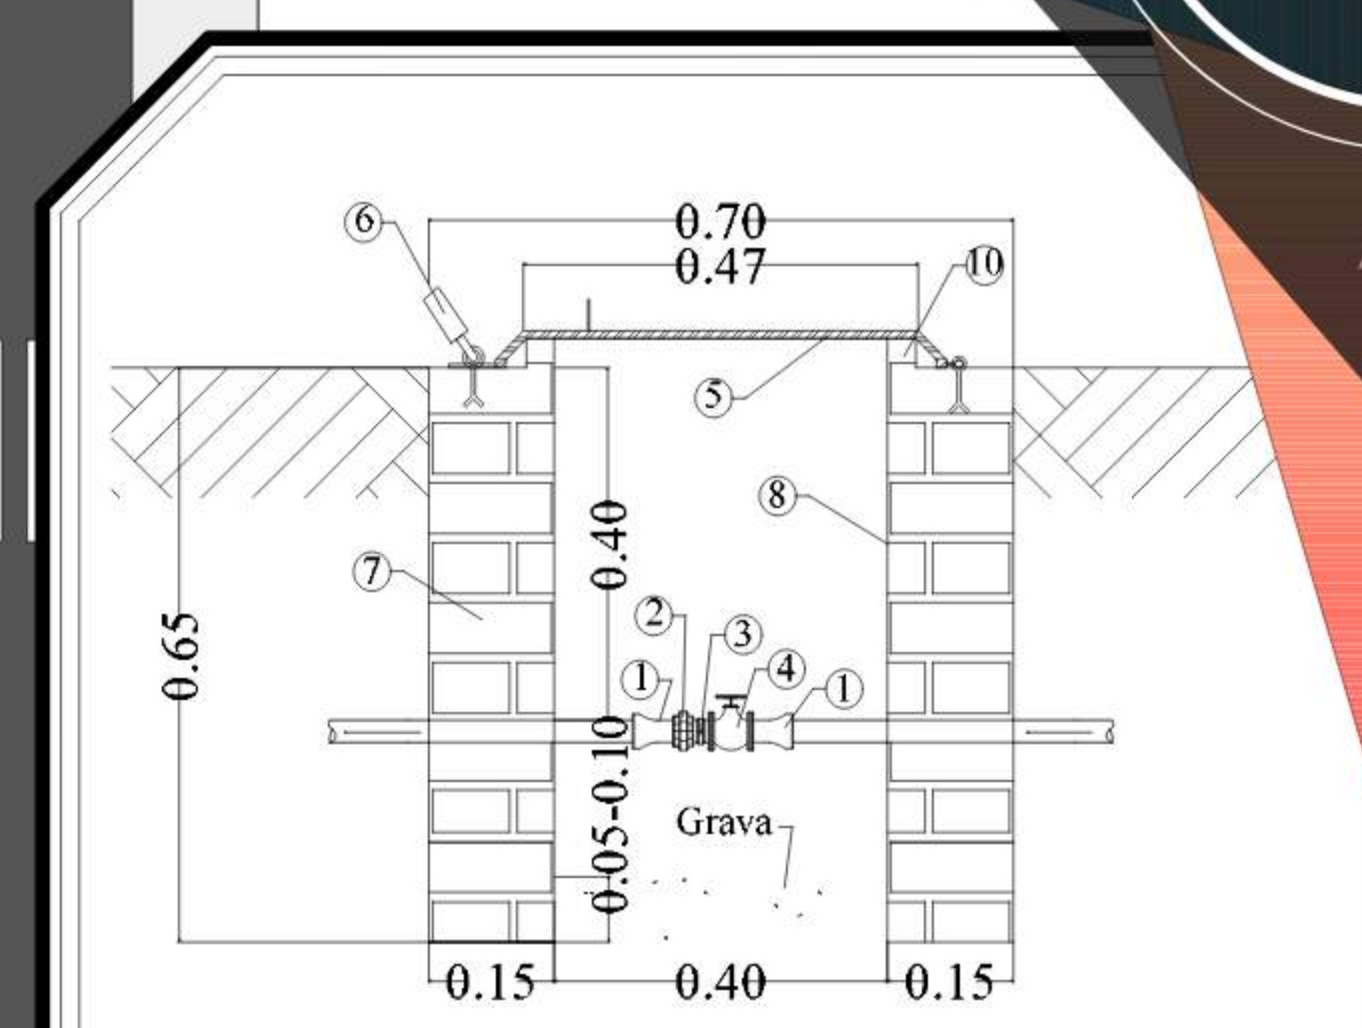


CORTE A-A ESC
1 : 10

- REFERENCIAS**
- ASPIRSOR R: 360 189 UNIDADES
 - ASPIRSOR R : 180 125 UNIDADES
 - ASPIRSOR R : 45 45 UNIDADES
 - ASPIRSOR LINEAL 30 UNIDADES
 - CAMARA Y VALVULA
 - BOCA DE RIEGO (GRIFO)
 - TUBERIA PRINCIPAL PVC Ø 1 1/2"
 - TUBERIA SECUNDARIA PVC Ø 1 1/2"
 - TUBERIA DE DISTRIBUCION PVC Ø 3/4"
 - BOMBA PARA RECOLECCION DE AGUA PLUVIAL

- 1.- DESARENADO Y DESBASTE PREVIO
- 2.- DOSIFICACION DE FLOCULANTE COAGULANTE
- 3.- MEZCLA Y COAGULACION EN LINEA
- 4.- DESODORIFICACION Y REDUCCION DE METALES PESADOS
- 5.- XDESINFECCION ULTRAVIOLETA

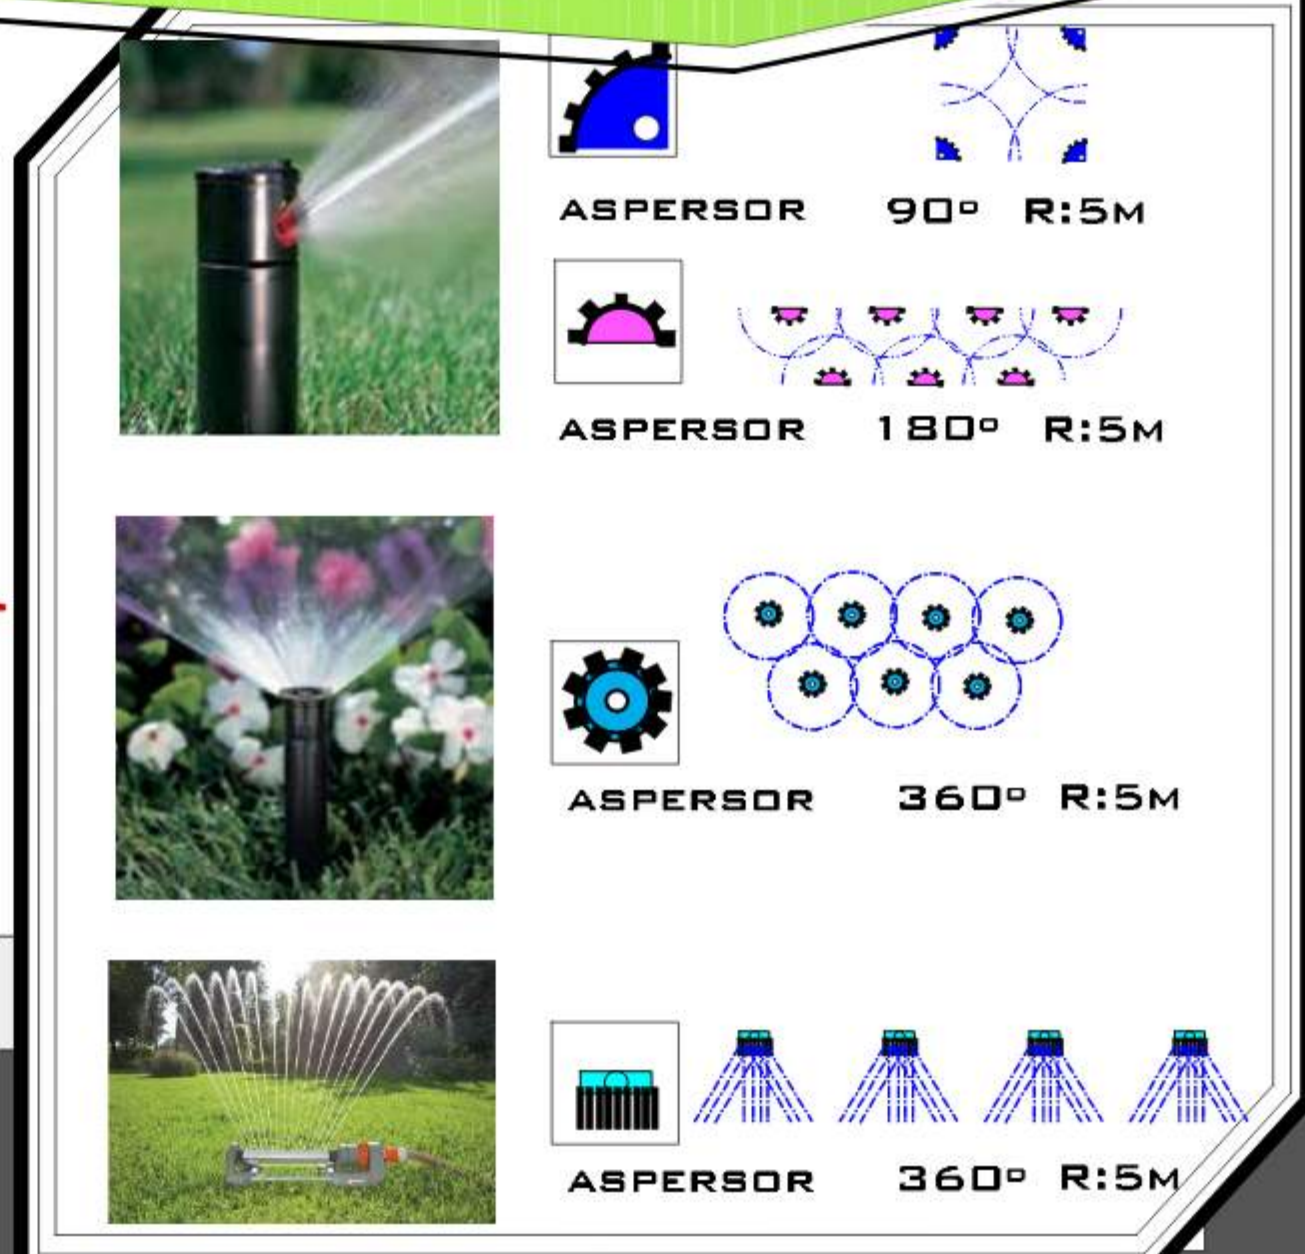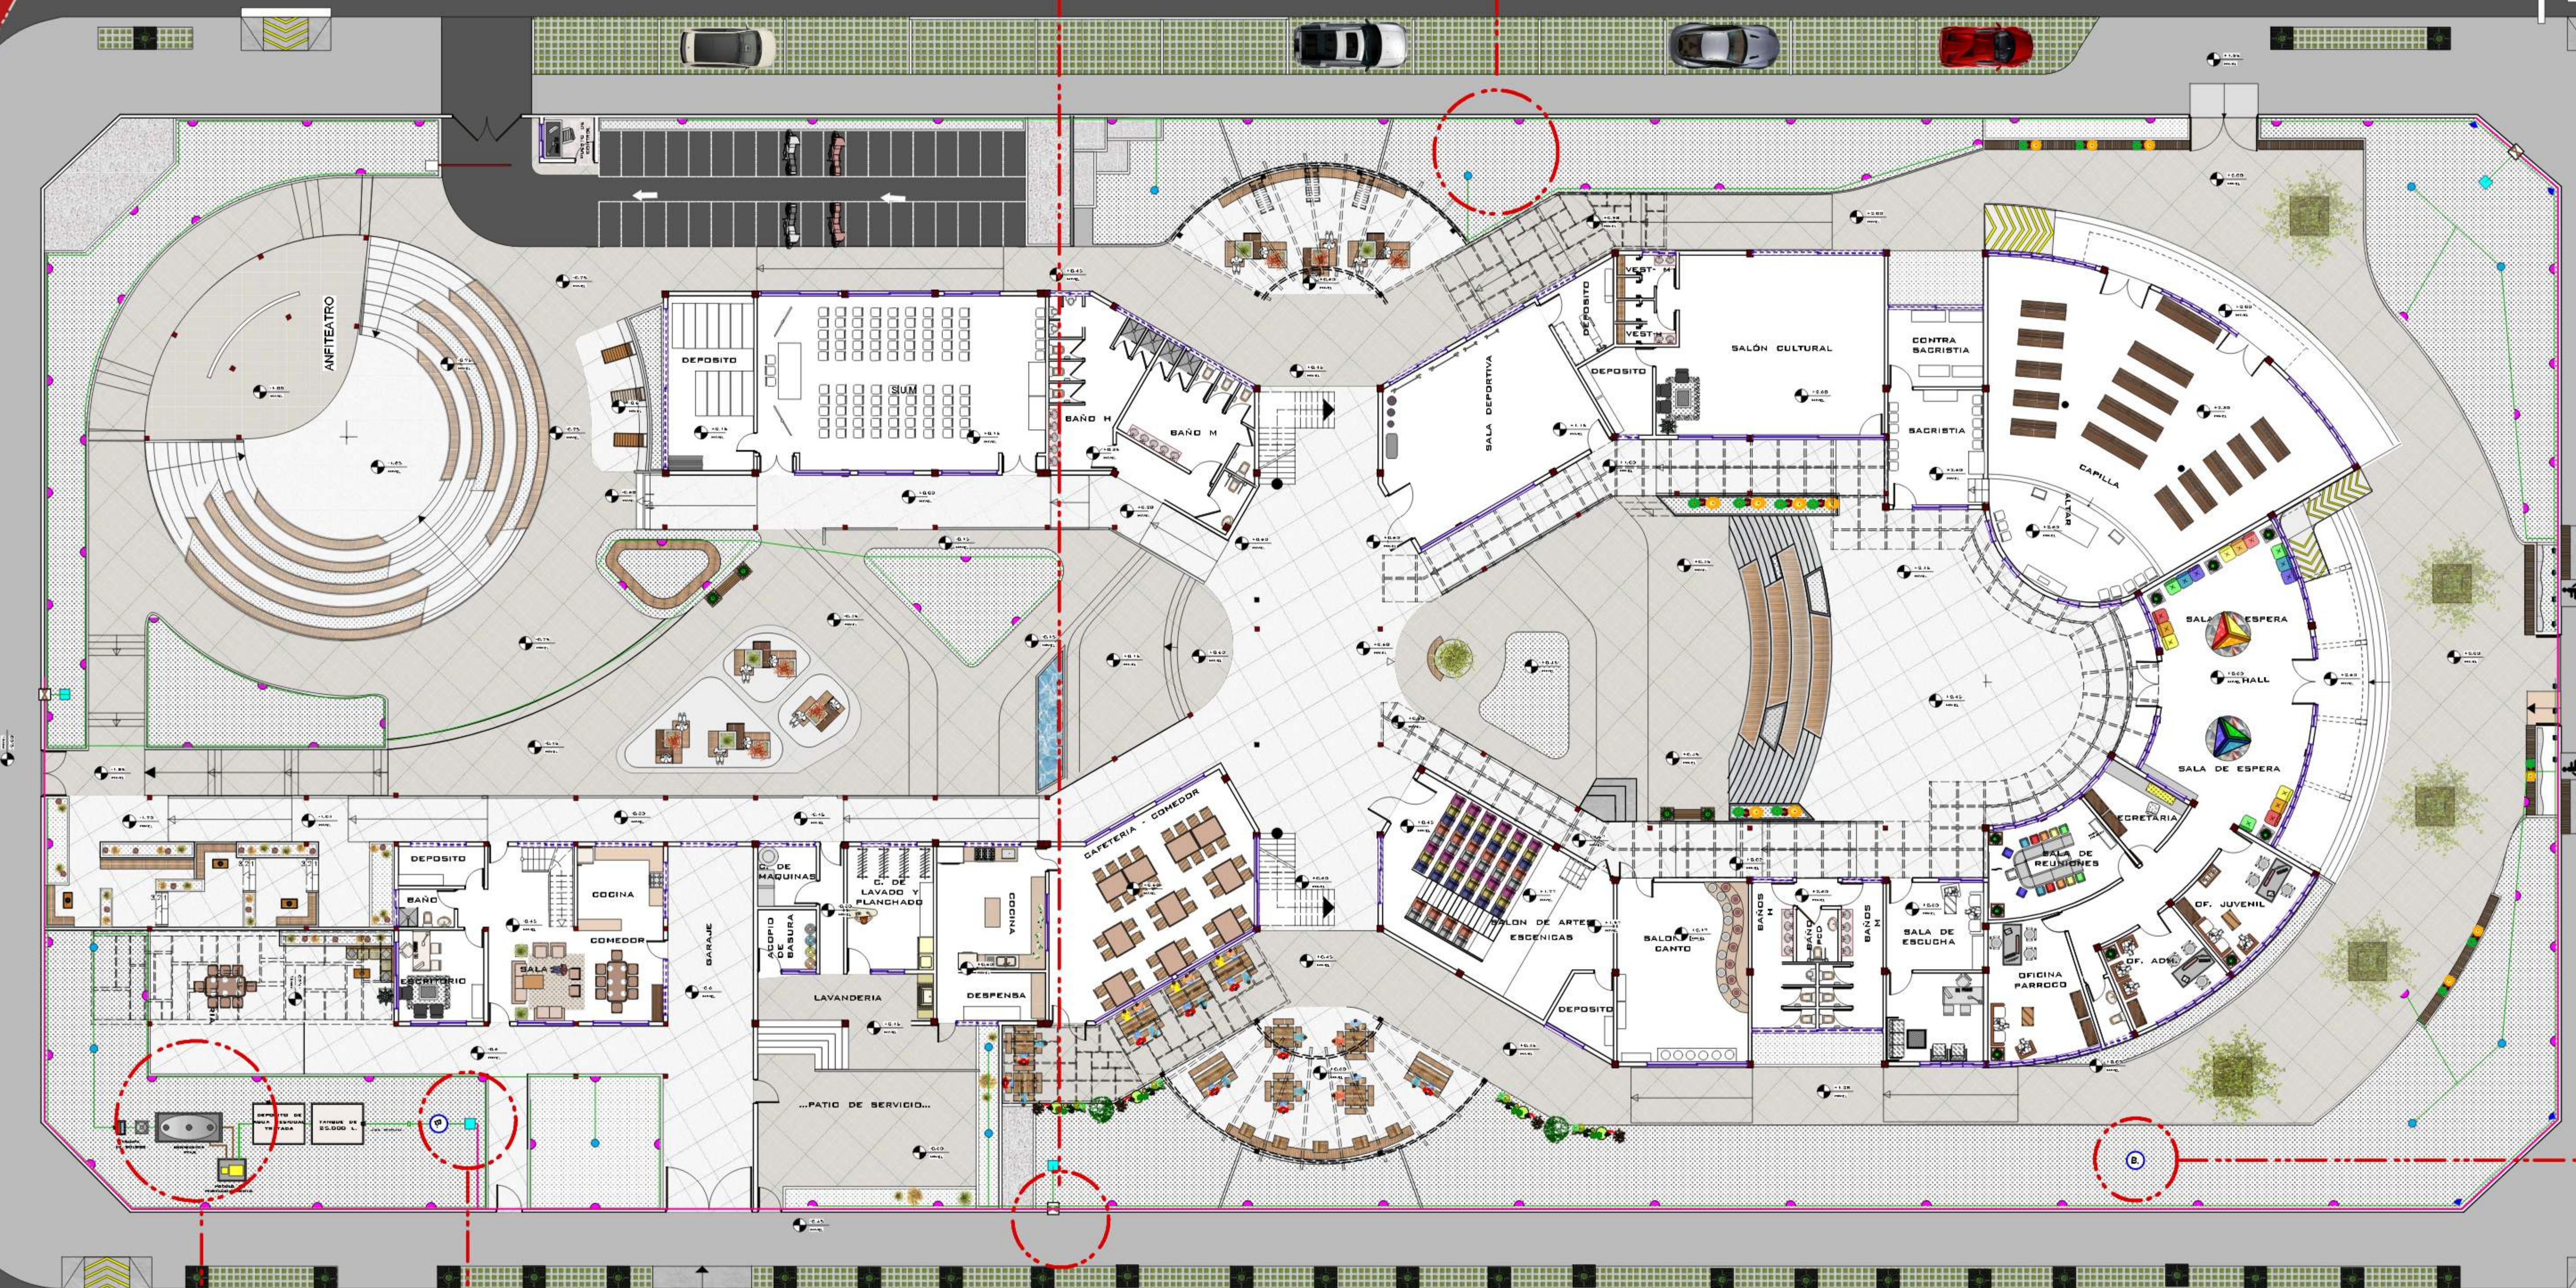

BOMBA PARA RECOLECCION DE AGUA PLUVIAL

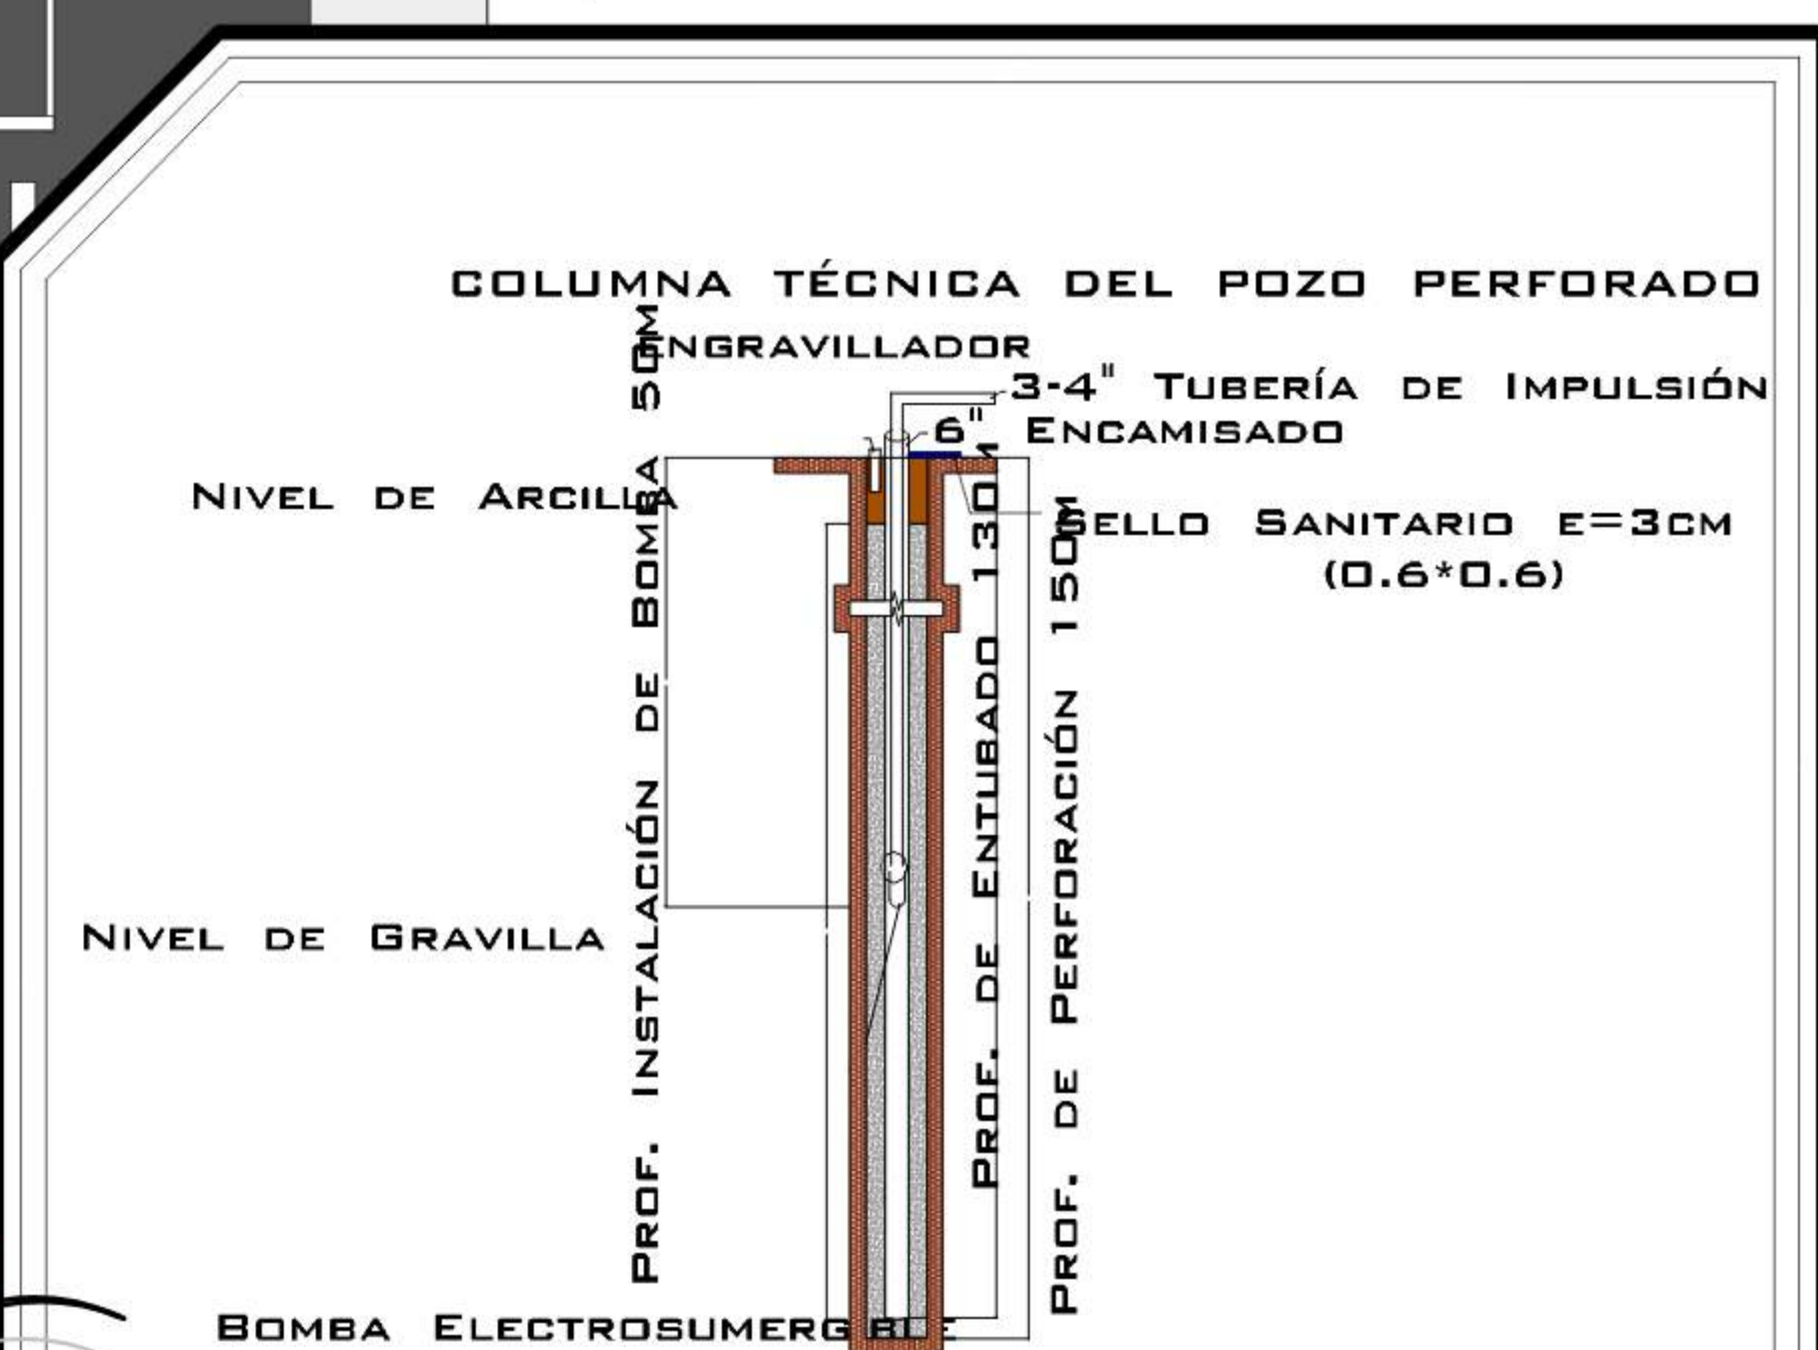

DETALLE DE POZO PERFORADO

---..INST DE RIEGO POR ASPERSION PLANTA BAJA...---
ESCALA 1:150

ARQUITECTURA Y URBANISMO

DOCENTE GUIA: ARQ. PEDRO MARCELO LOPEZ AVILA
GRUPO: N°8


PROYECTISTA: DANIELA RIOS LOPEZ°

LAMINA:

N°15.1/23

PROYECTO ARQUITECTONICO: "CASA DE LA JUVENTUD PARA LA DIOSCESIS DE TARIJA."

U.A.J.M.S.

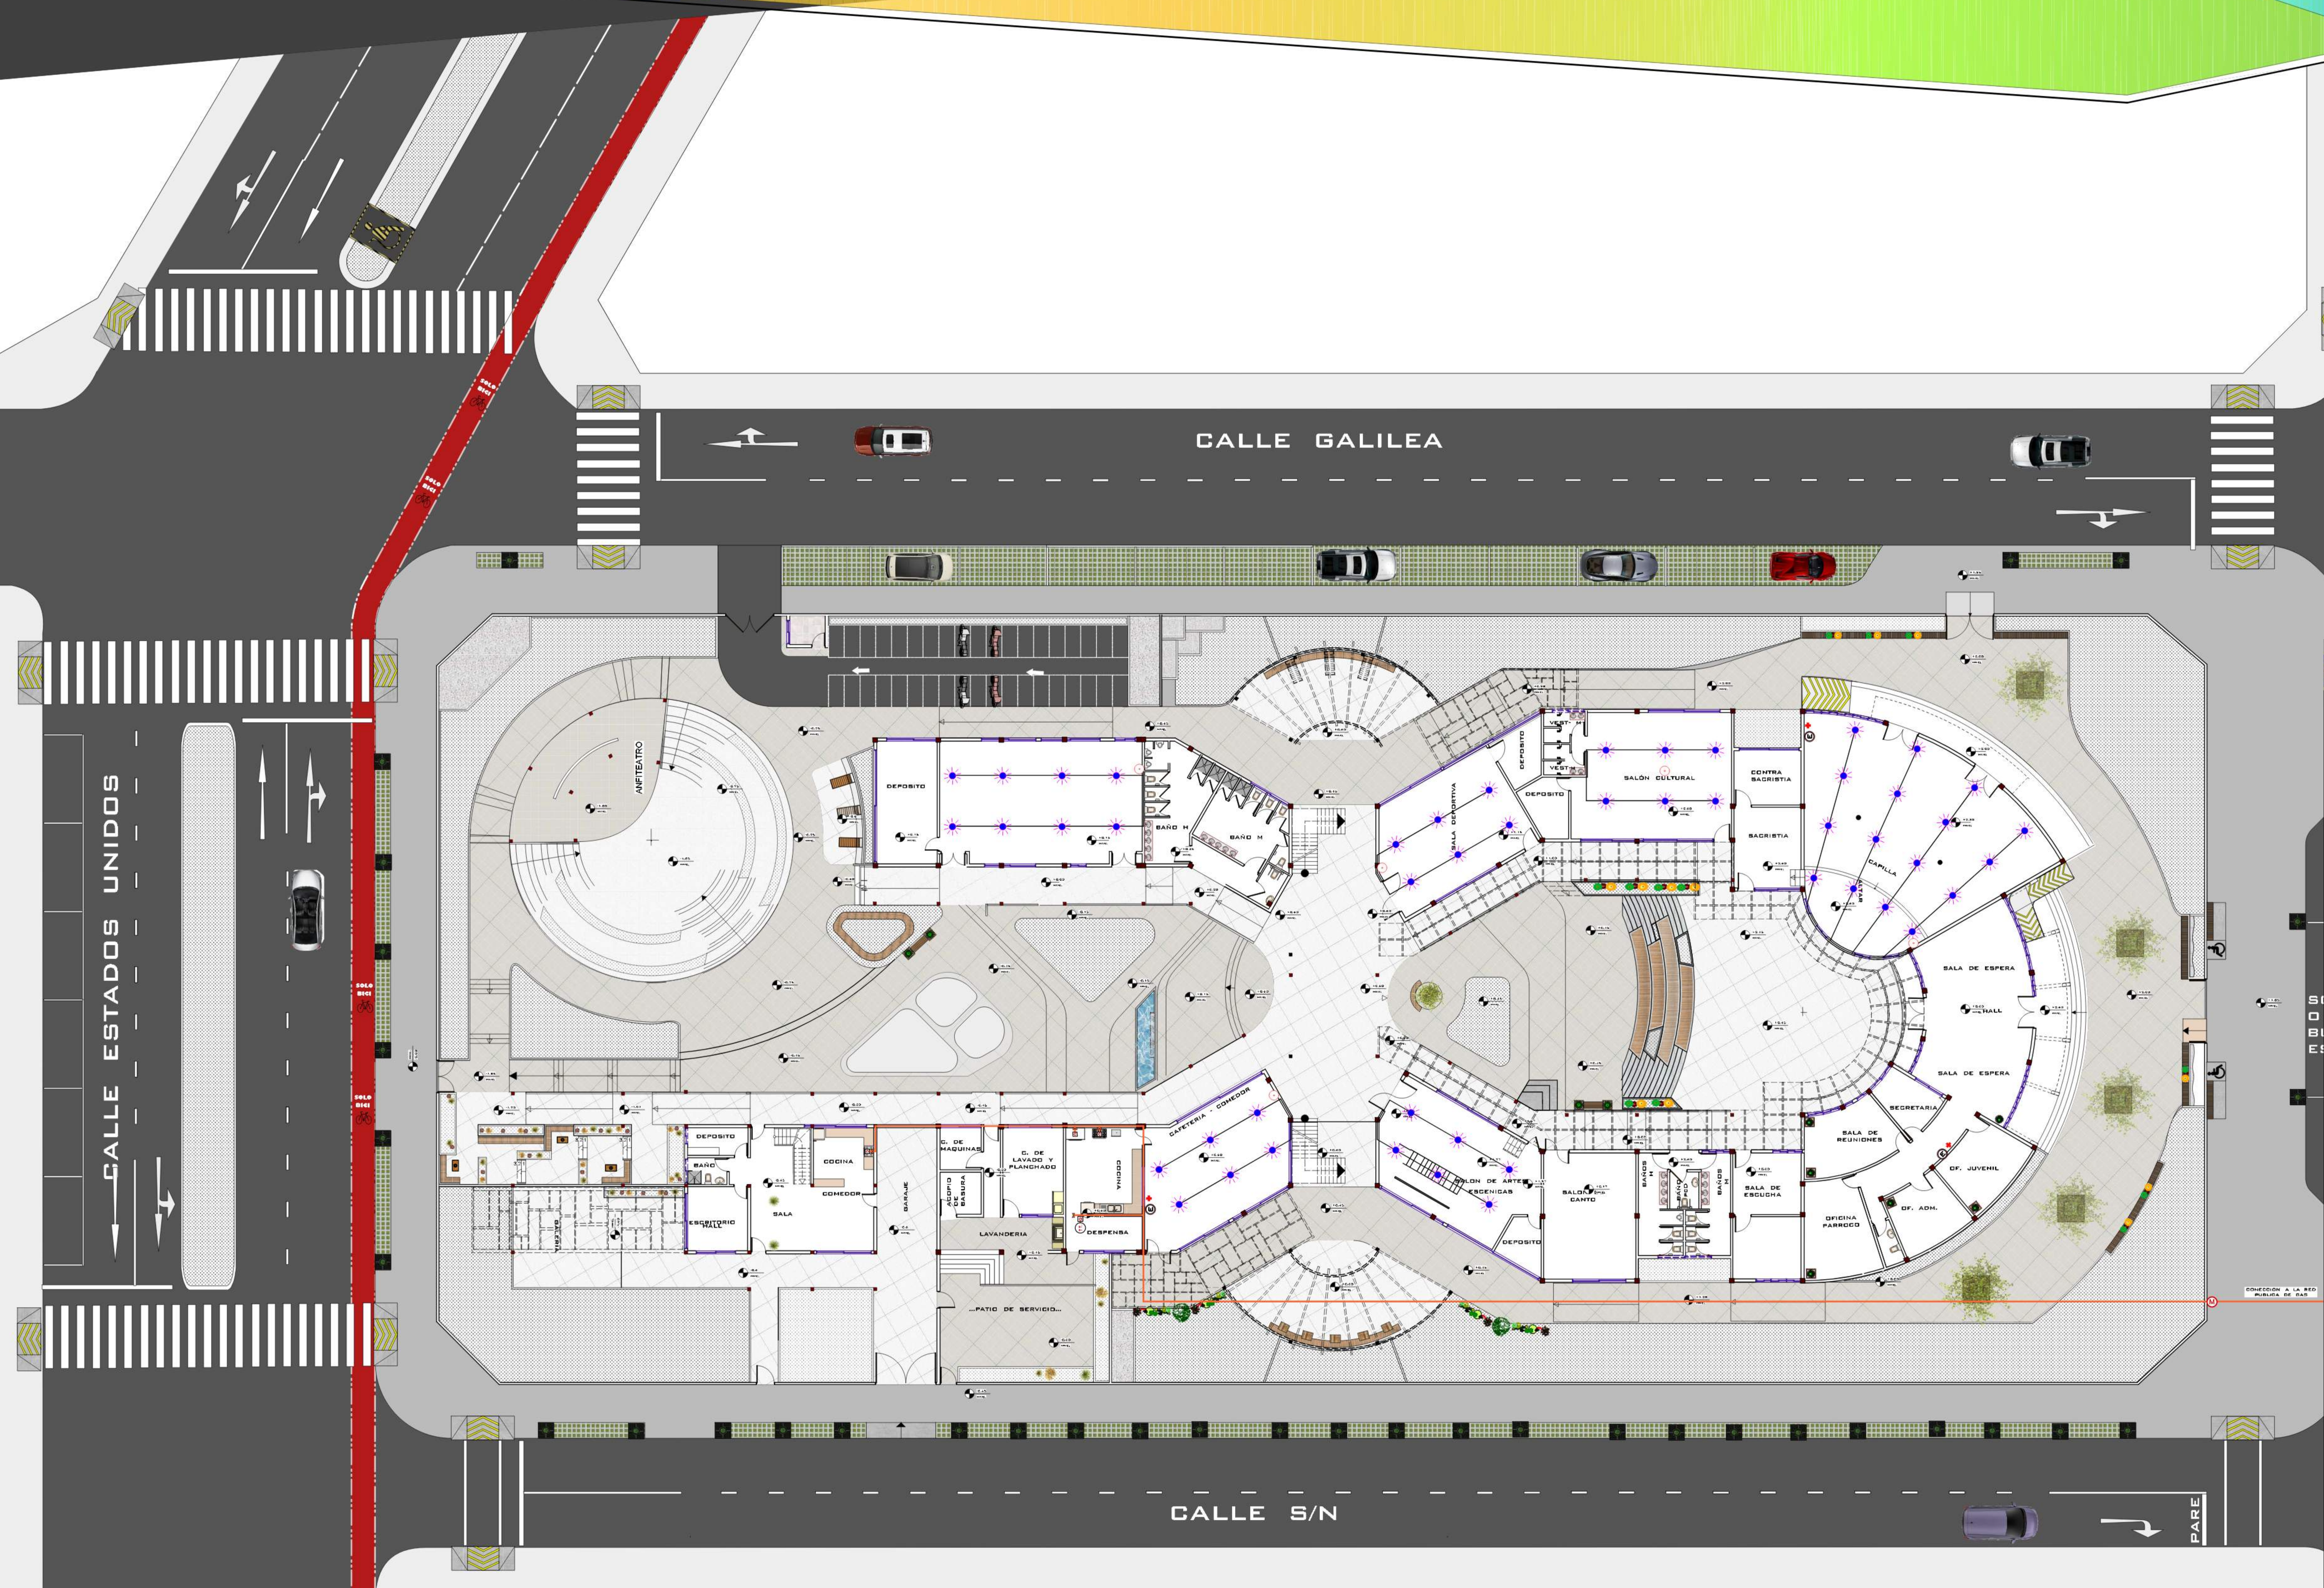

REFERENCIAS

Q	QUEMADOR
C F	COCINA Y FRITADORAS
	MATRIZ DE GAS DOMICILIARIO
	MATRIZ DE SEGURIDAD AEREA
	PULSADOR
	ASPERSORES CONTRA INCENDIO
	DETECTOR DE HUMO
M	SISTEMA DE MEDICION
E	EXTINTORES
	BOTIQUIN DE PRIMEROS AUXILIOS
	PULSADOR
	LLAVE DE PASO GLOBO
tt	TERMOTANQUE
	MATAFUEGOS MANUAL



ARQUITECTURA Y URBANISMO

DOCENTE GUIA: ARQ. PEDRO MARCELO LOPEZ AVILA
GRUPO: N°8

PROYECTISTA: DANIELA RIOS LOPEZ

LAMINA:

N° 15.3/23

PROYECTO ARQUITECTONICO: "CASA DE LA JUVENTUD PARA LA DIOSCESIS DE TARIJA."

---..INST. DE GAS Y ALARMAS CONTRA INCENDIOS PLANTA ALTA..---

ESCALA 1:150

REFERENCIAS	
Q	QUEMADOR
C F	COCINA Y FRITADORAS
	MATRIZ DE GAS DOMICILIARIO
	MATRIZ DE SEGURIDAD AEREA
	PULSADOR
	ASPERORES CONTRA INCENDIO
	DETECTOR DE HUMO
M	SISTEMA DE MEDICION
E	EXTINTORES
	BOTIQUIN DE PRIMEROS AUXILIOS
	PULSADOR
	LLAVE DE PASO GLOBO
	TERMOTANQUE
	MATAFUEGOS MANUAL