



PLANTA BAJA ACOTADA
ESCALA 1: 100

"CENTRO DE REEDUCACIÓN PARA HOMBRES AGRESORES DE MUJERES EN LA CIUDAD DE TARIJA"

NOMBRE: JONATHAN REYNALDO VIDEZ SANCHEZ
UNIVERSIDAD AUTÓNOMA JUAN MISAEL SARACHO

DOCENTE GUÍA: ARQ. PATRICIA MIRANDA
FACULTAD DE CIENCIAS Y TECNOLOGÍA

CARRERA DE ARQUITECTURA Y URB. PROYECTO DE GRADO TES 501 ESCALA: LA INDICADA

LÁMINA:
7

GRUPO 2



PLANTA ALTA ACOTADA
ESCALA 1: 100

"CENTRO DE REEDUCACIÓN PARA HOMBRES AGRESORES DE MUJERES EN LA CIUDAD DE TARIJA"


NOMBRE: JONATHAN REYNALDO VIDEZ SANCHEZ
UNIVERSIDAD AUTÓNOMA JUAN MISAEL SARACHO

DOCENTE GUÍA: ARQ. PATRICIA MIRANDA
FACULTAD DE CIENCIAS Y TECNOLOGÍA

CARRERA DE ARQUITECTURA Y URB. PROYECTO DE GRADO TES 501 ESCALA: LA INDICADA


GRUPO 2

LÁMINA:
8

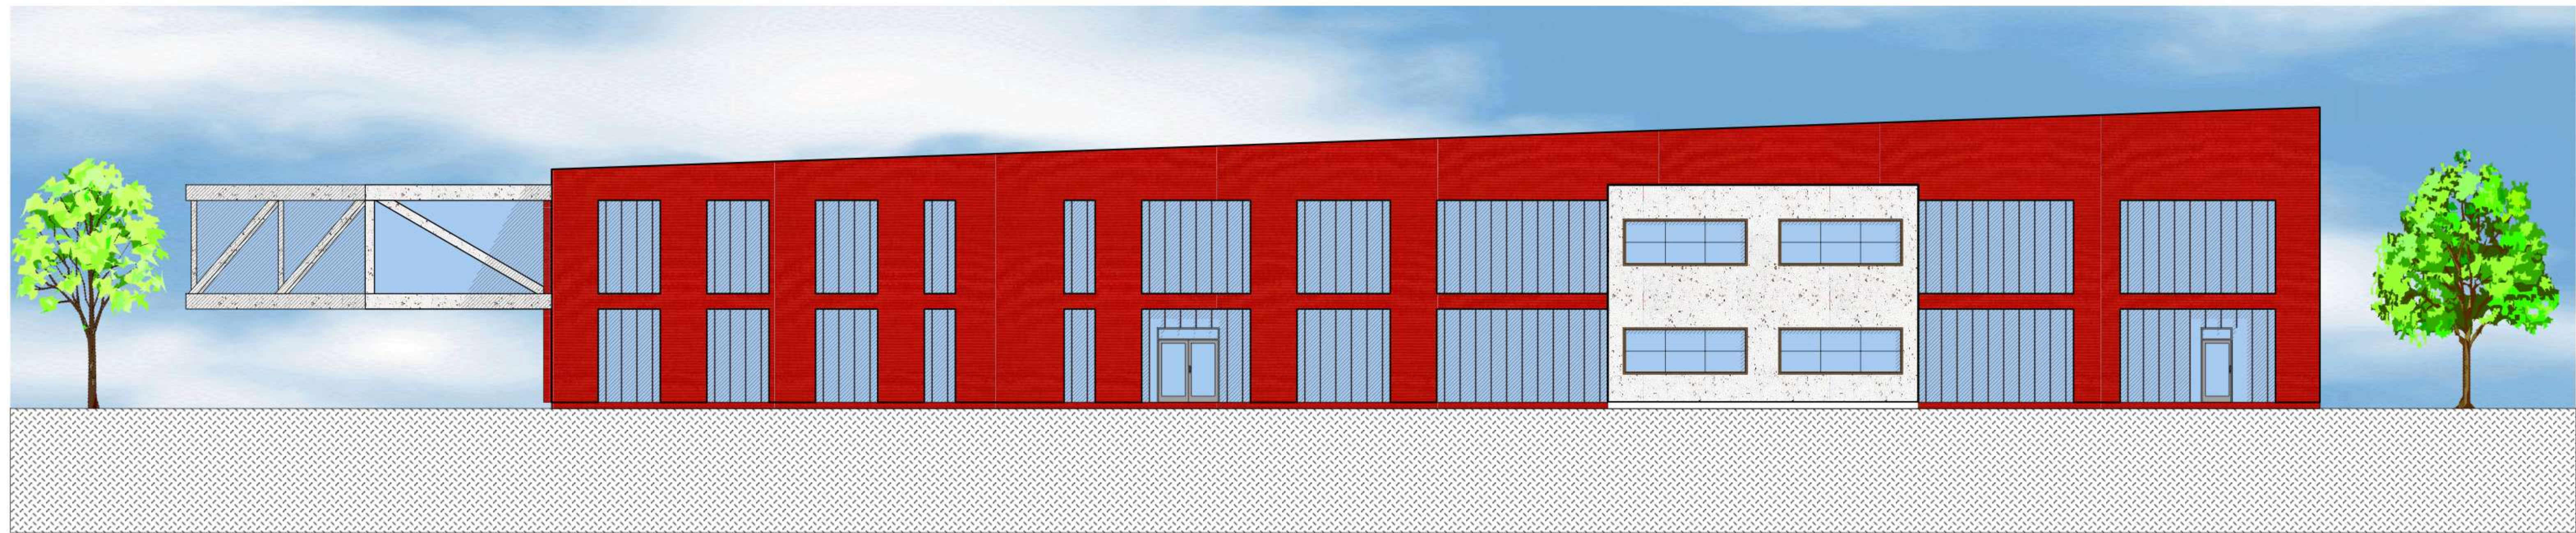


FACHADA POSTERIOR

ESCALA 1: 100

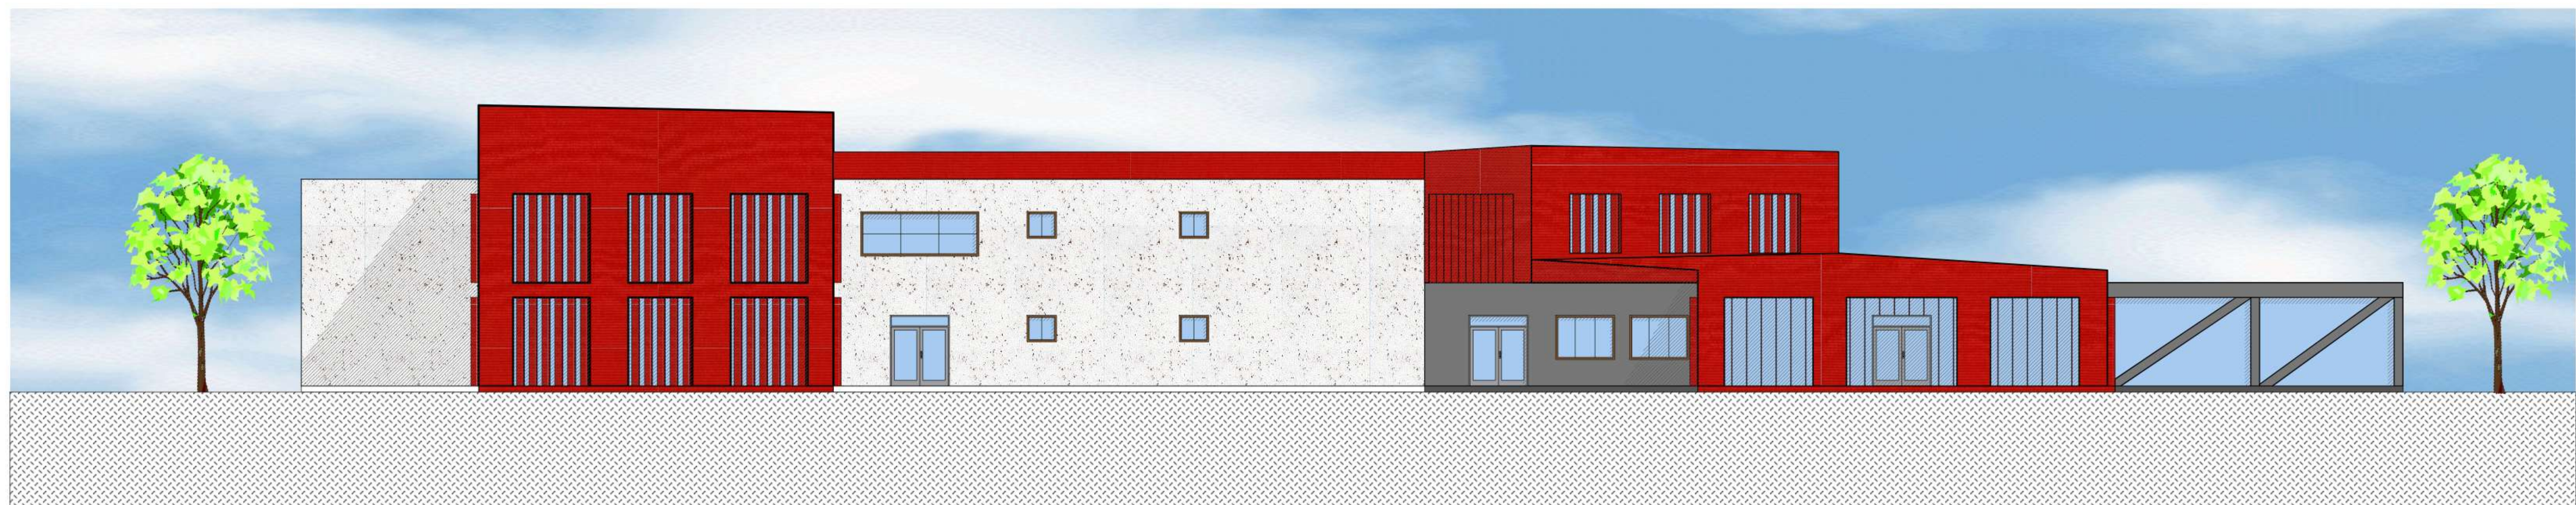

FACHADA LATERAL IZQUIERDA

ESCALA 1: 100

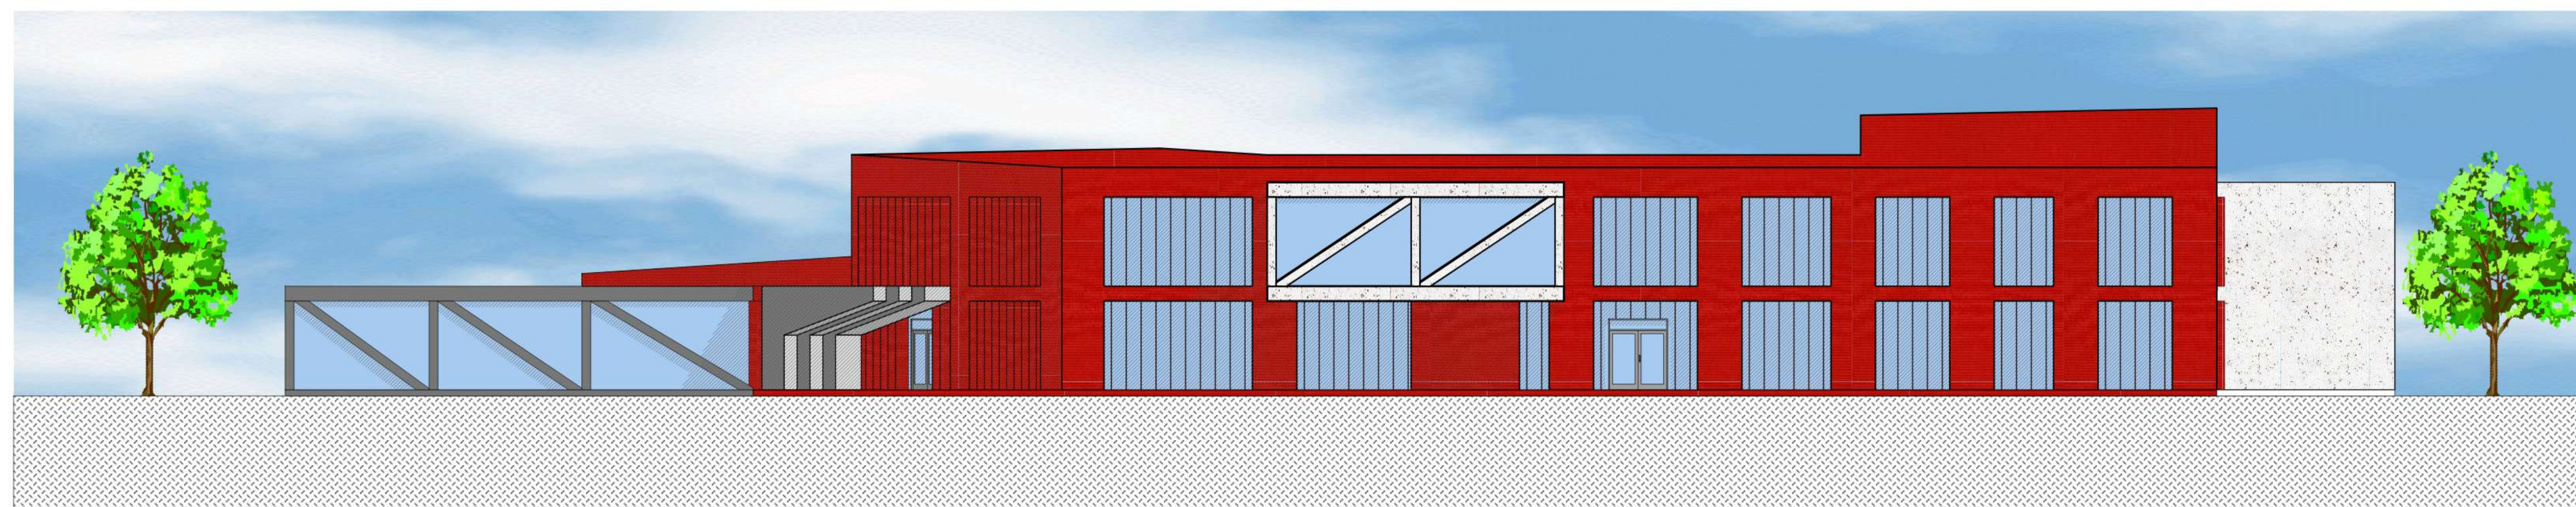

FACHADA LATERAL DERECHA

ESCALA 1: 100

"CENTRO DE REEDUCACIÓN PARA HOMBRES AGRESORES DE MUJERES EN LA CIUDAD DE TARIJA"

NOMBRE: JONATHAN REYNALDO VIDEZ SANCHEZ
UNIVERSIDAD AUTÓNOMA JUAN MISAEL SARACHO

DOCENTE GUÍA: ARQ. PATRICIA MIRANDA
FACULTAD DE CIENCIAS Y TECNOLOGÍA

CARRERA DE ARQUITECTURA Y URB.

PROYECTO DE GRADO TES 501

ESCALA: LA INDICADA

LÁMINA:
10


GRUPO 2



PERSPECTIVA DEL AUDITORIO



PERSPECTIVA PLAZA INTERIOR

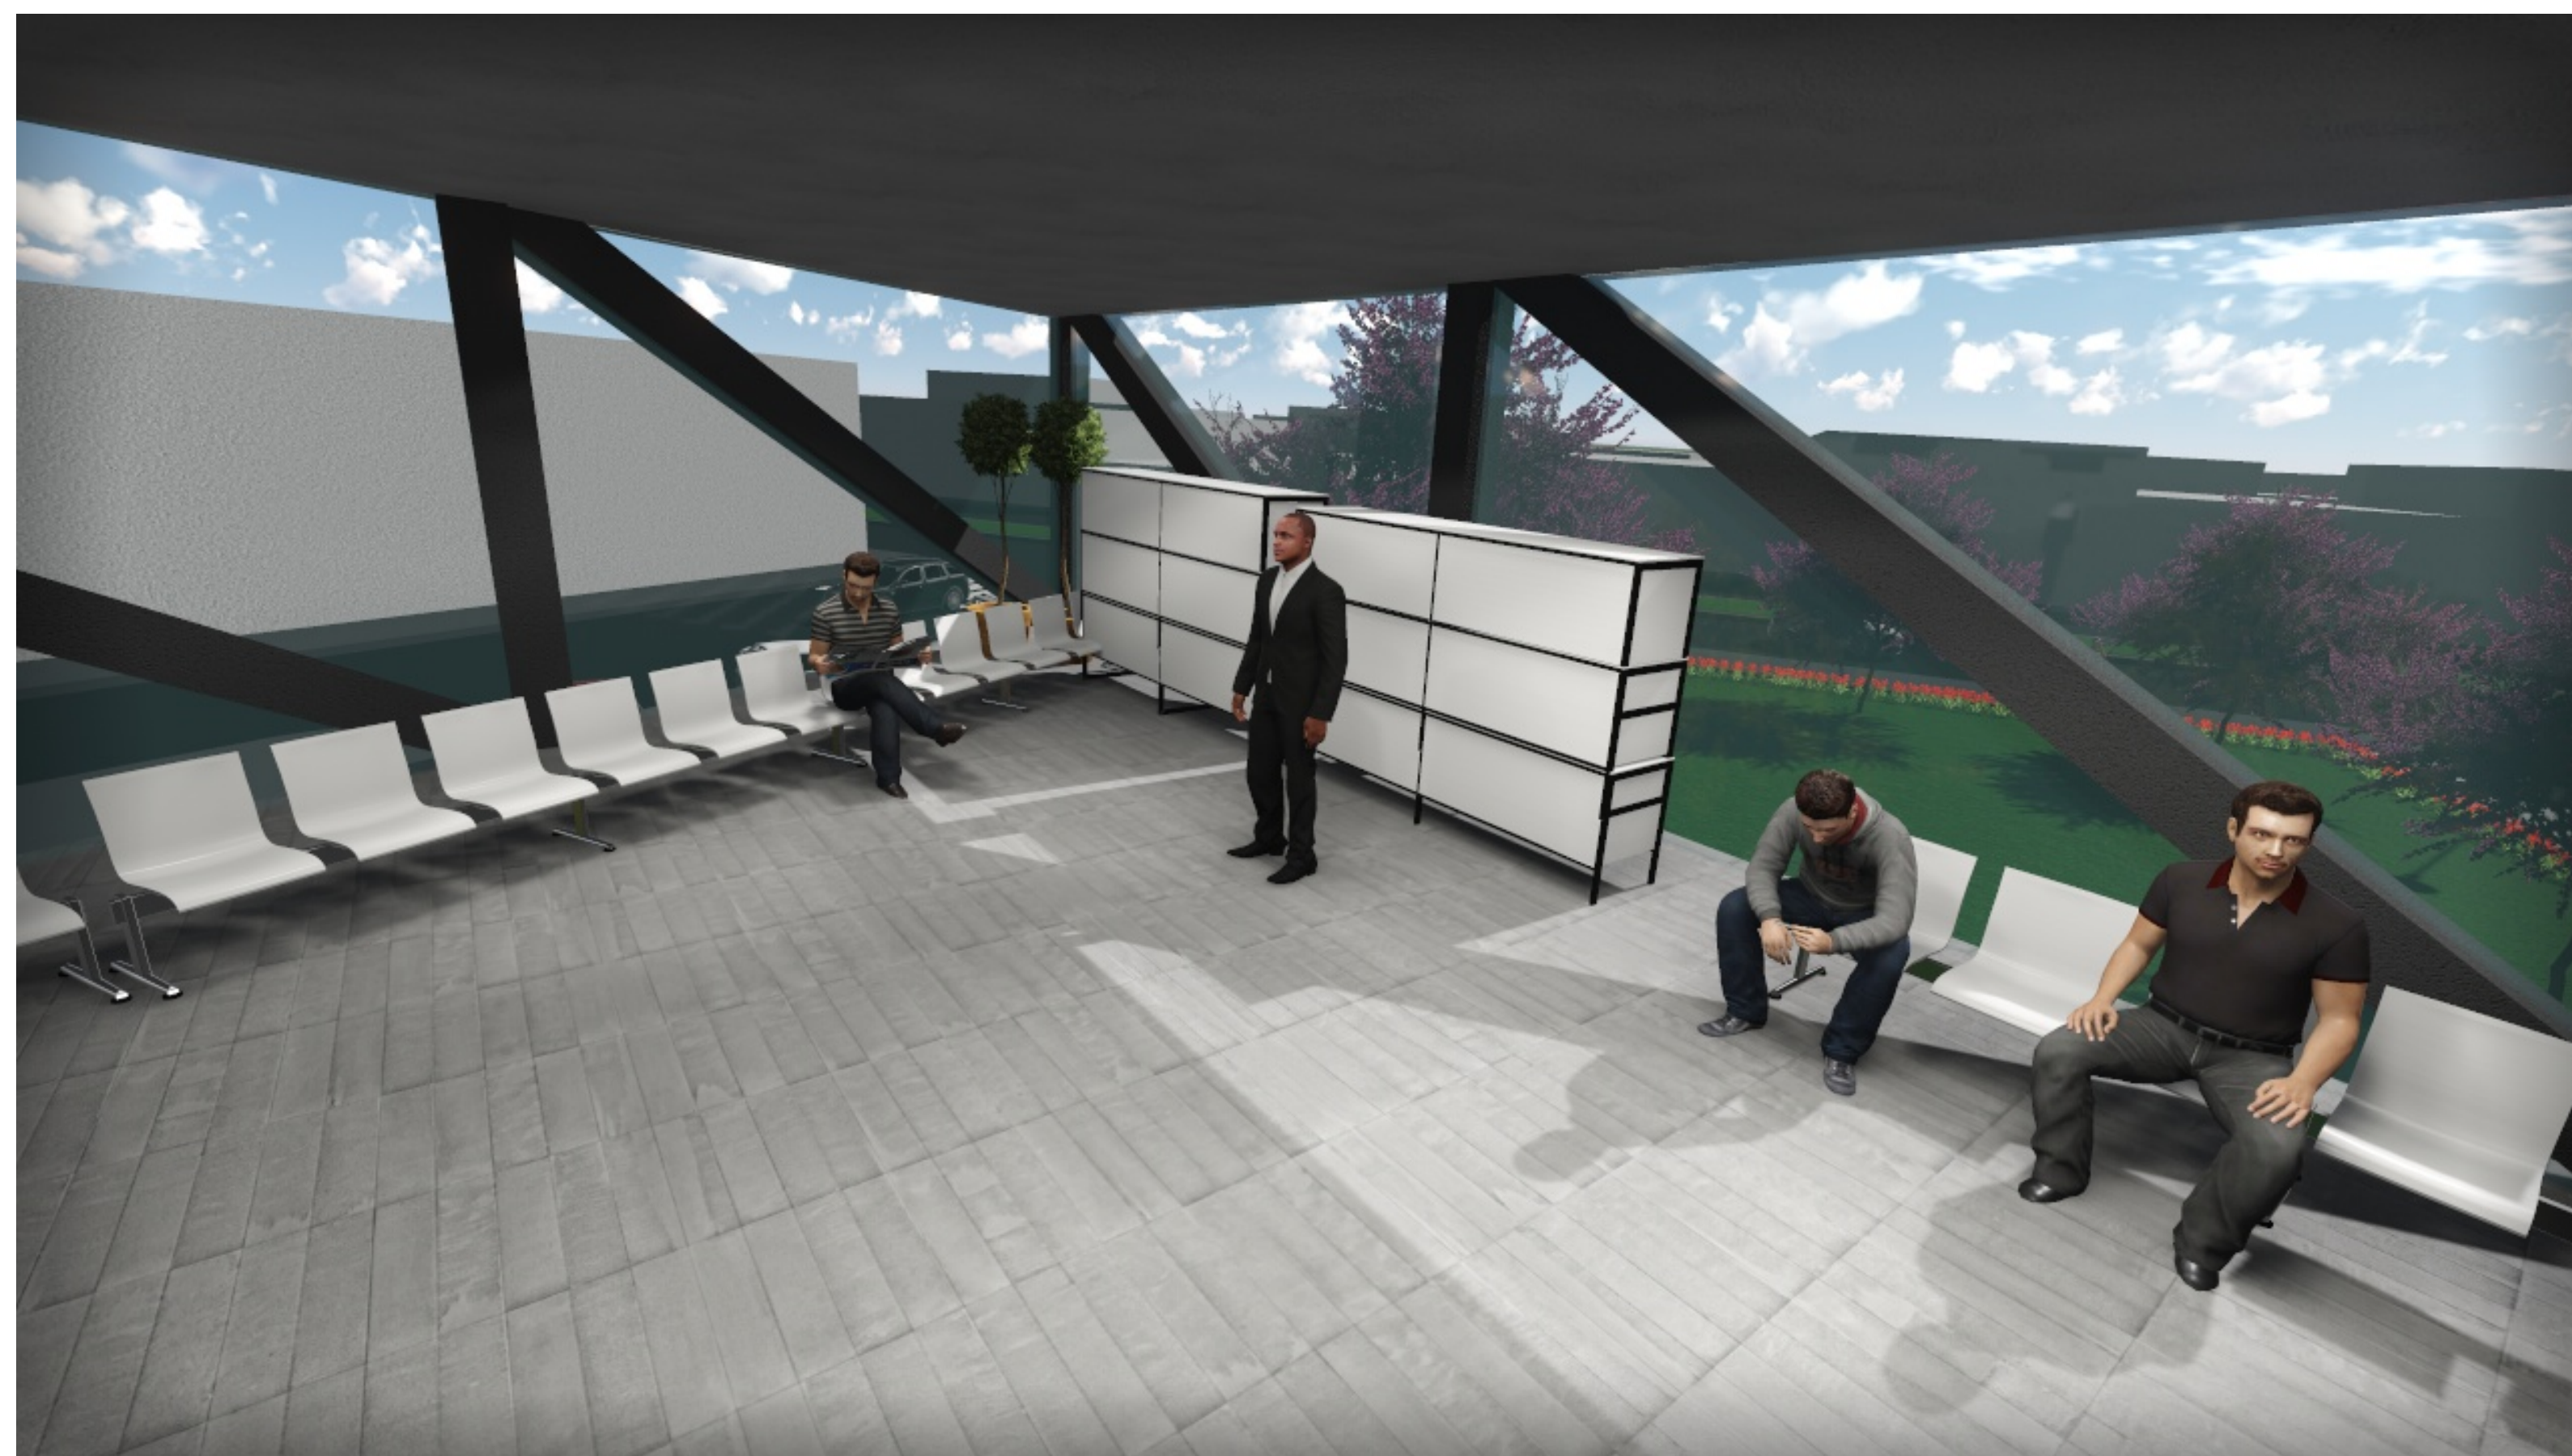

PERSPECTIVA PLAZA INTERIOR



PERSPECTIVA PLAZA INTERIOR

PERSPECTIVAS INTERIORES

ESCALA 1:100

"CENTRO DE REEDUCACIÓN PARA HOMBRES AGRESORES DE MUJERES EN LA CIUDAD DE TARIJA"

NOMBRE: JONATHAN REYNALDO VIDEZ SANCHEZ
UNIVERSIDAD AUTÓNOMA JUAN MISAEL SARACHO

DOCENTE GUÍA: ARQ. PATRICIA MIRANDA
FACULTAD DE CIENCIAS Y TECNOLOGÍA






CARRERA DE ARQUITECTURA Y URB.

PROYECTO DE GRADO TES 501

ESCALA: LA INDICADA

LÁMINA:
11

GRUPO 2

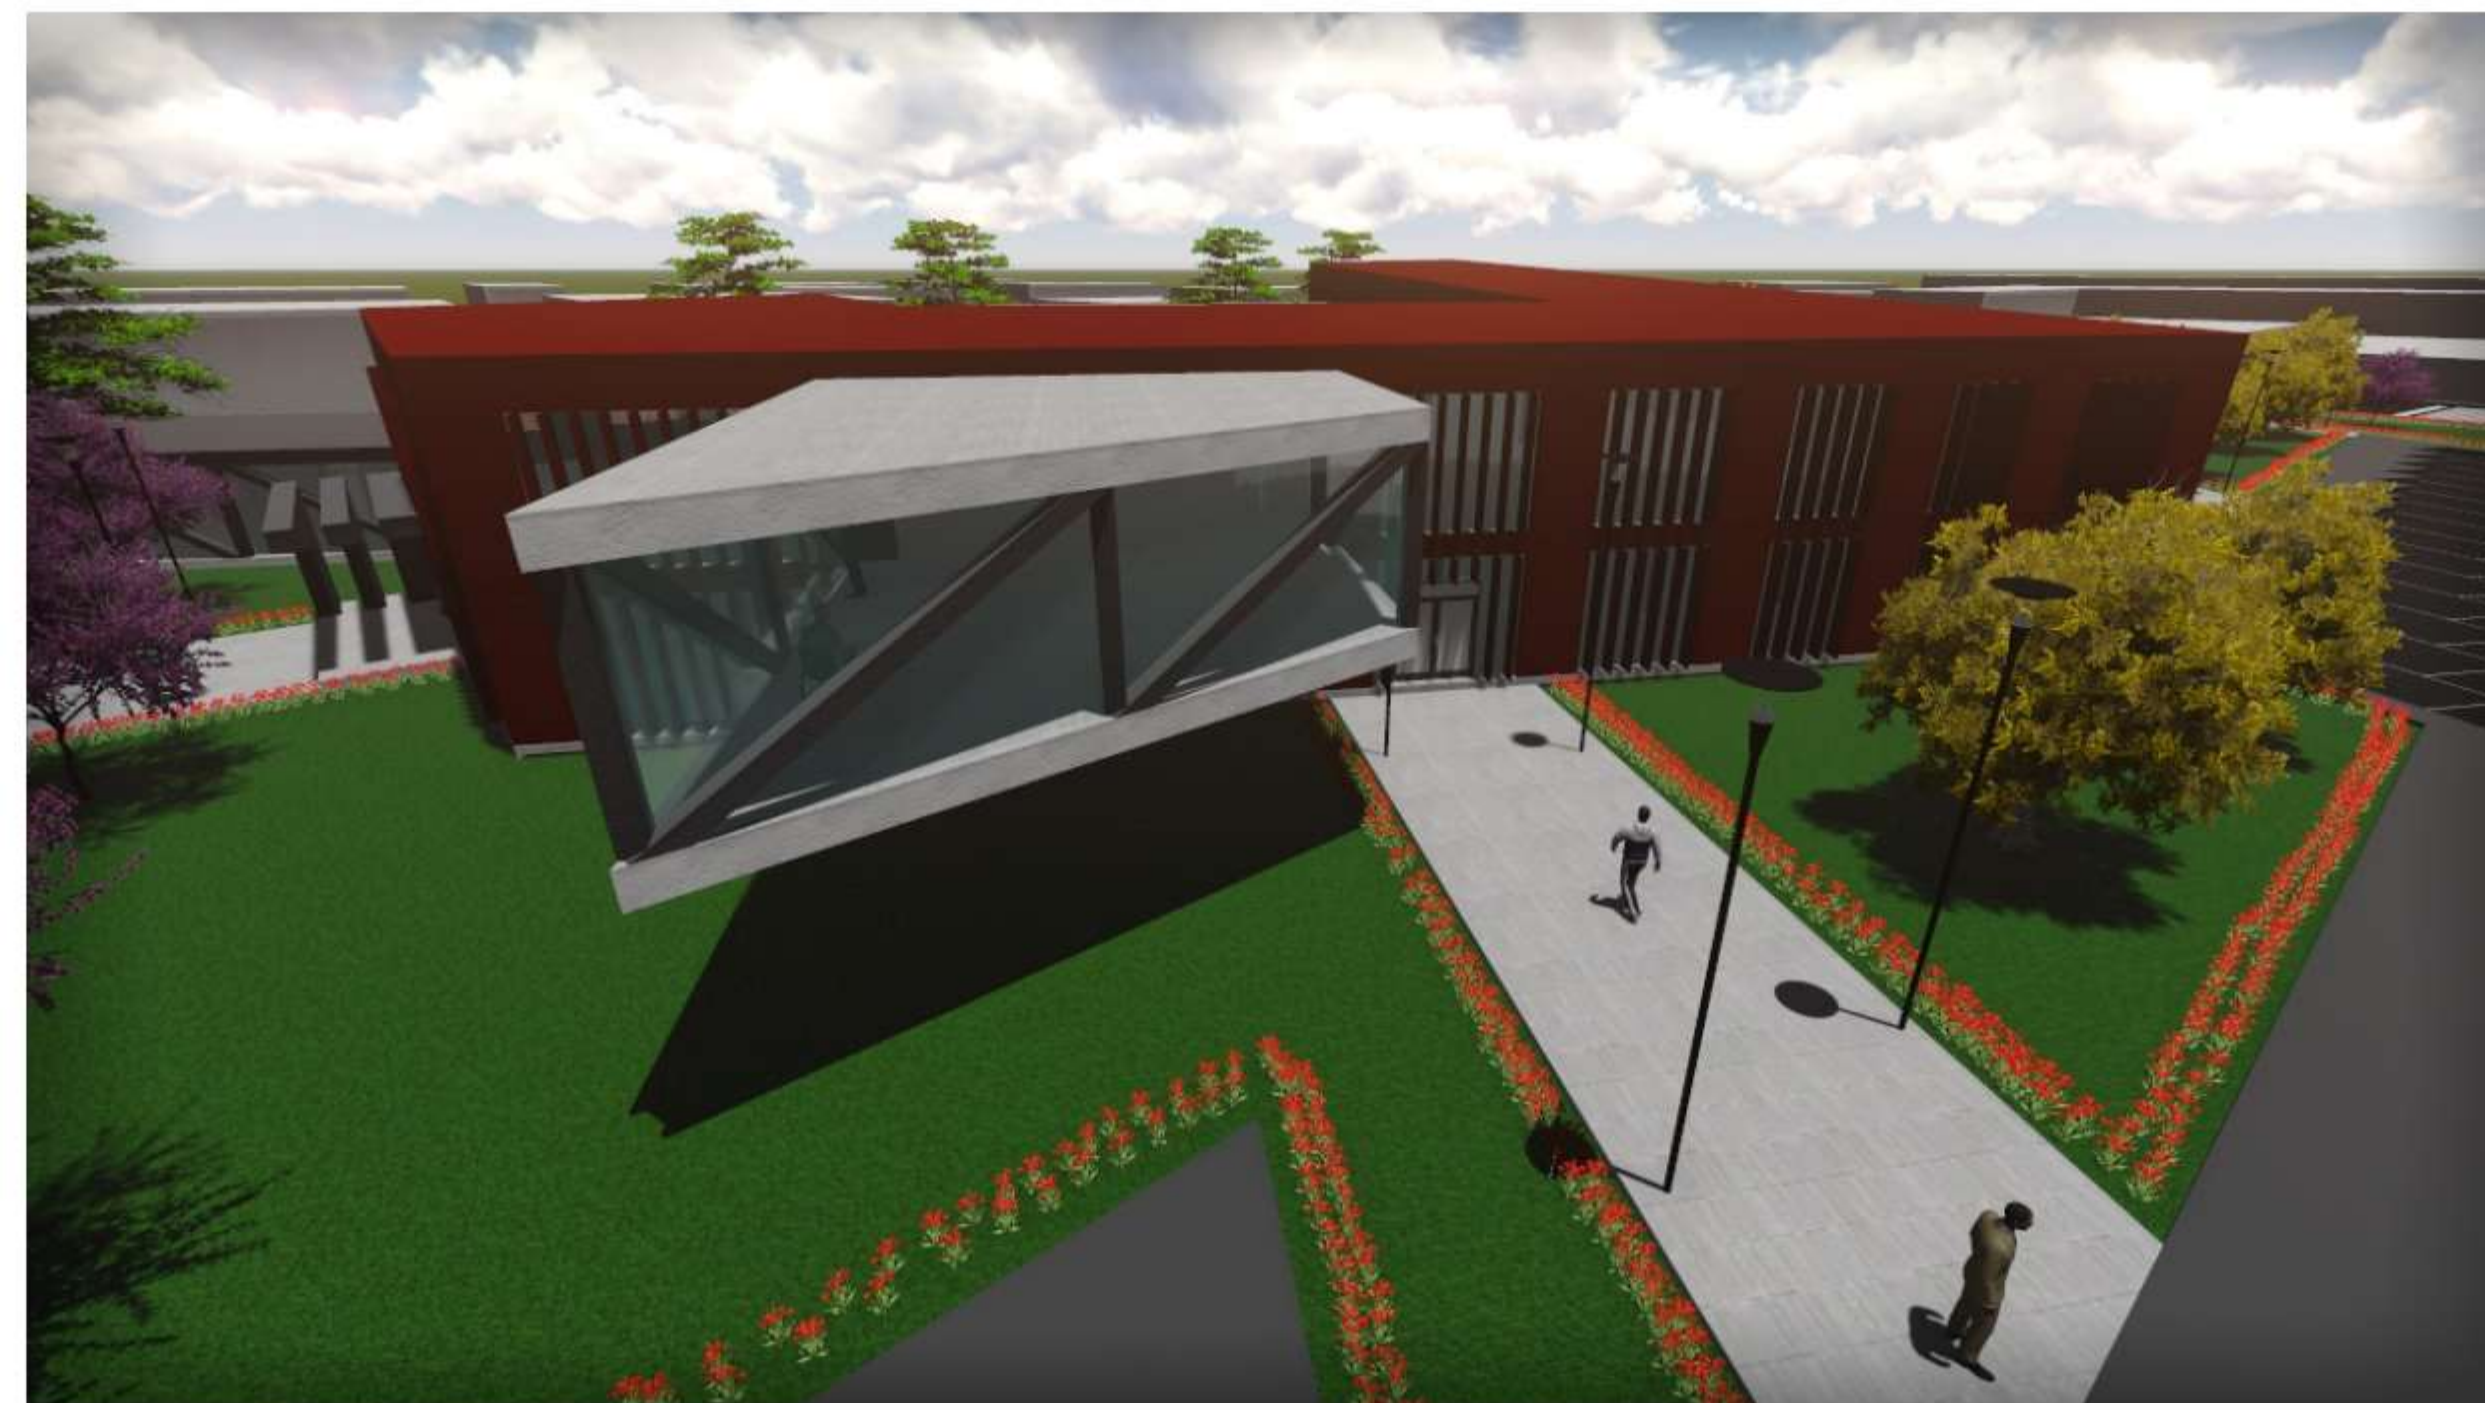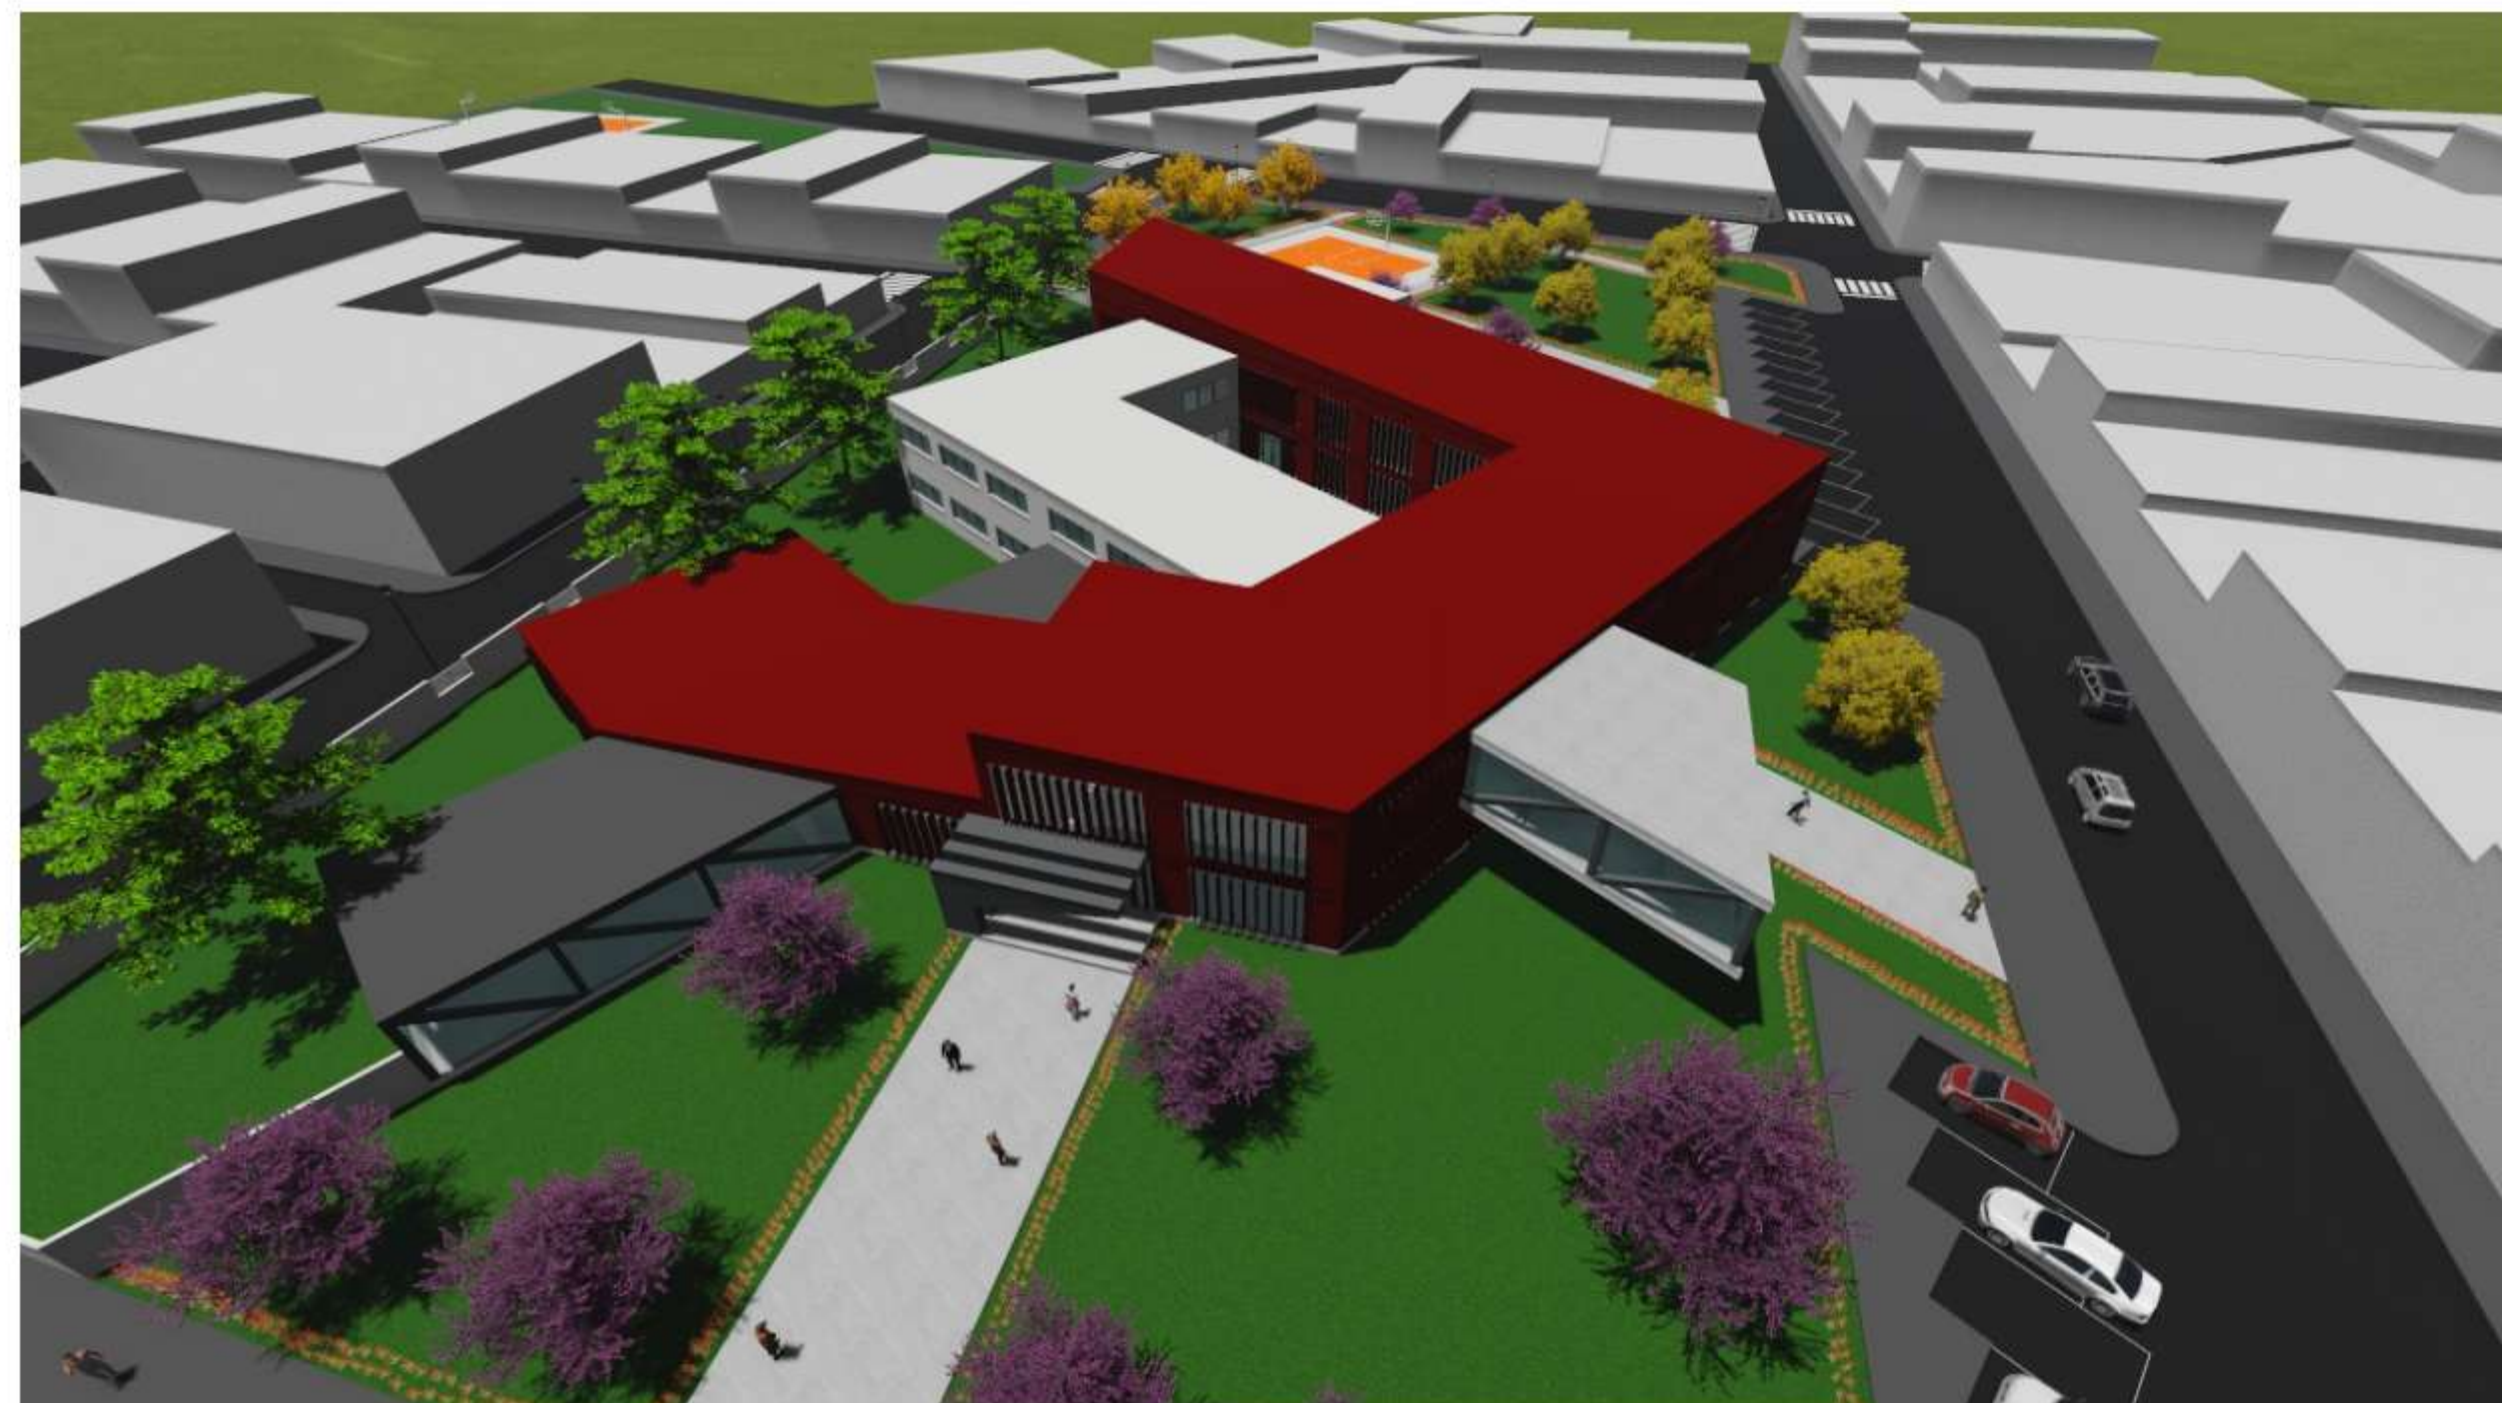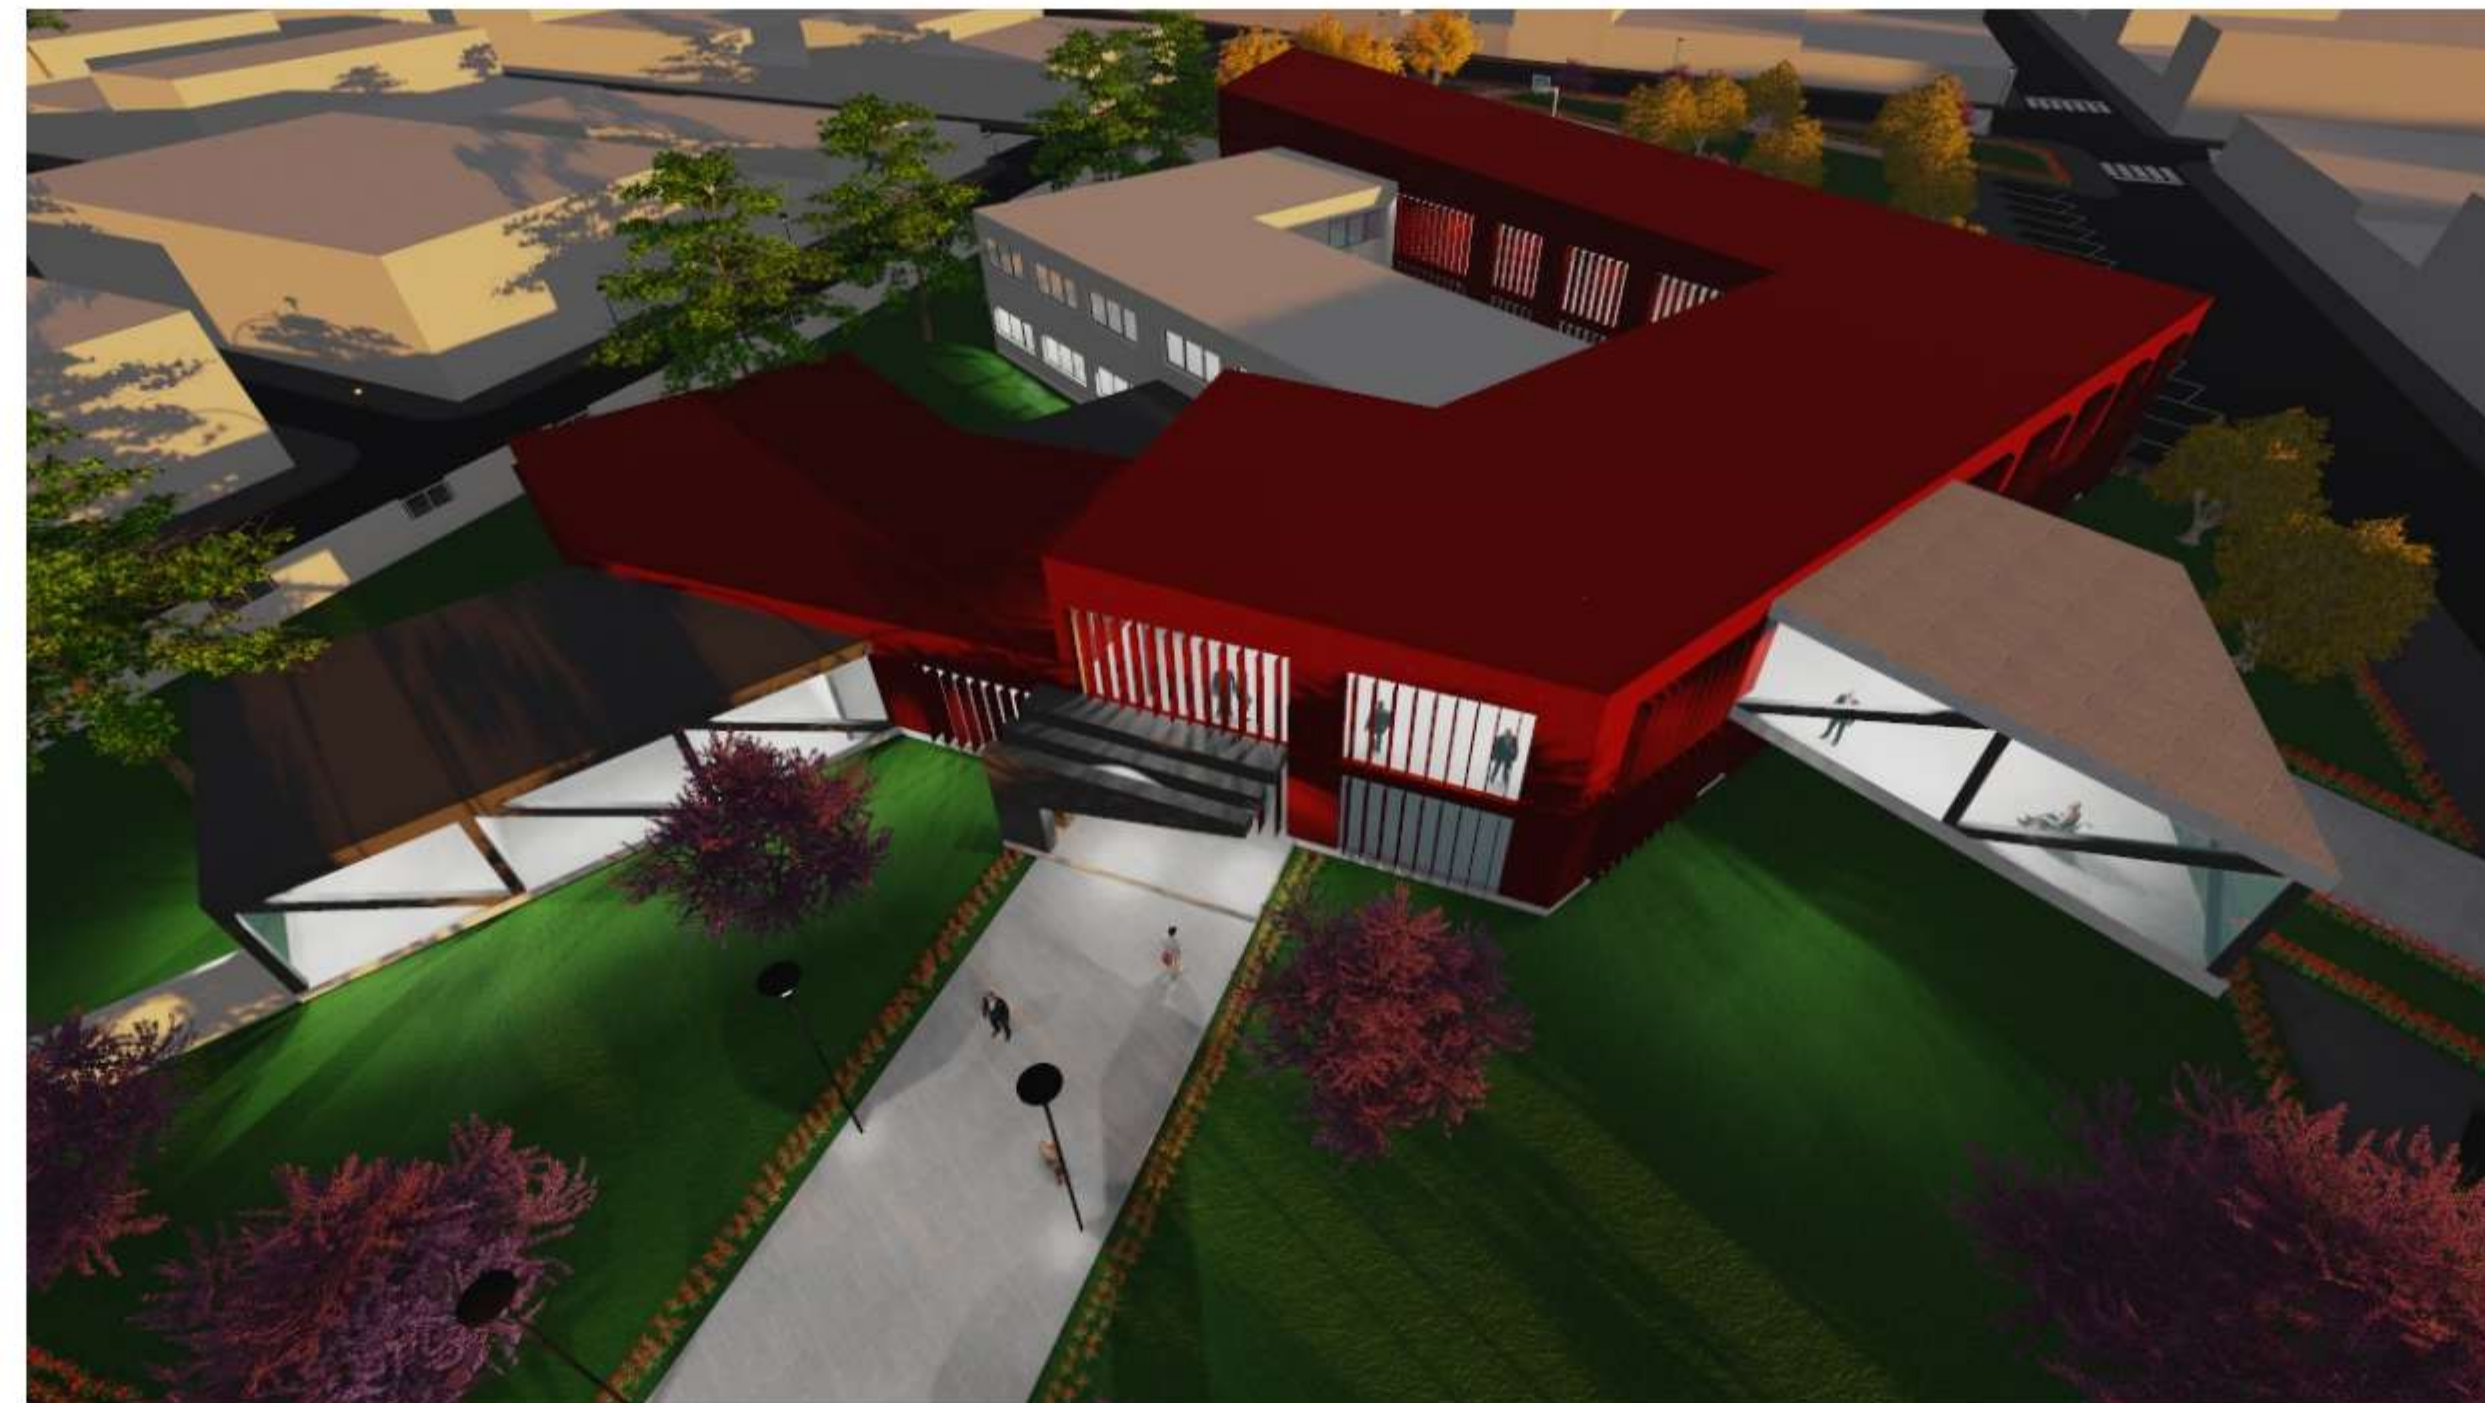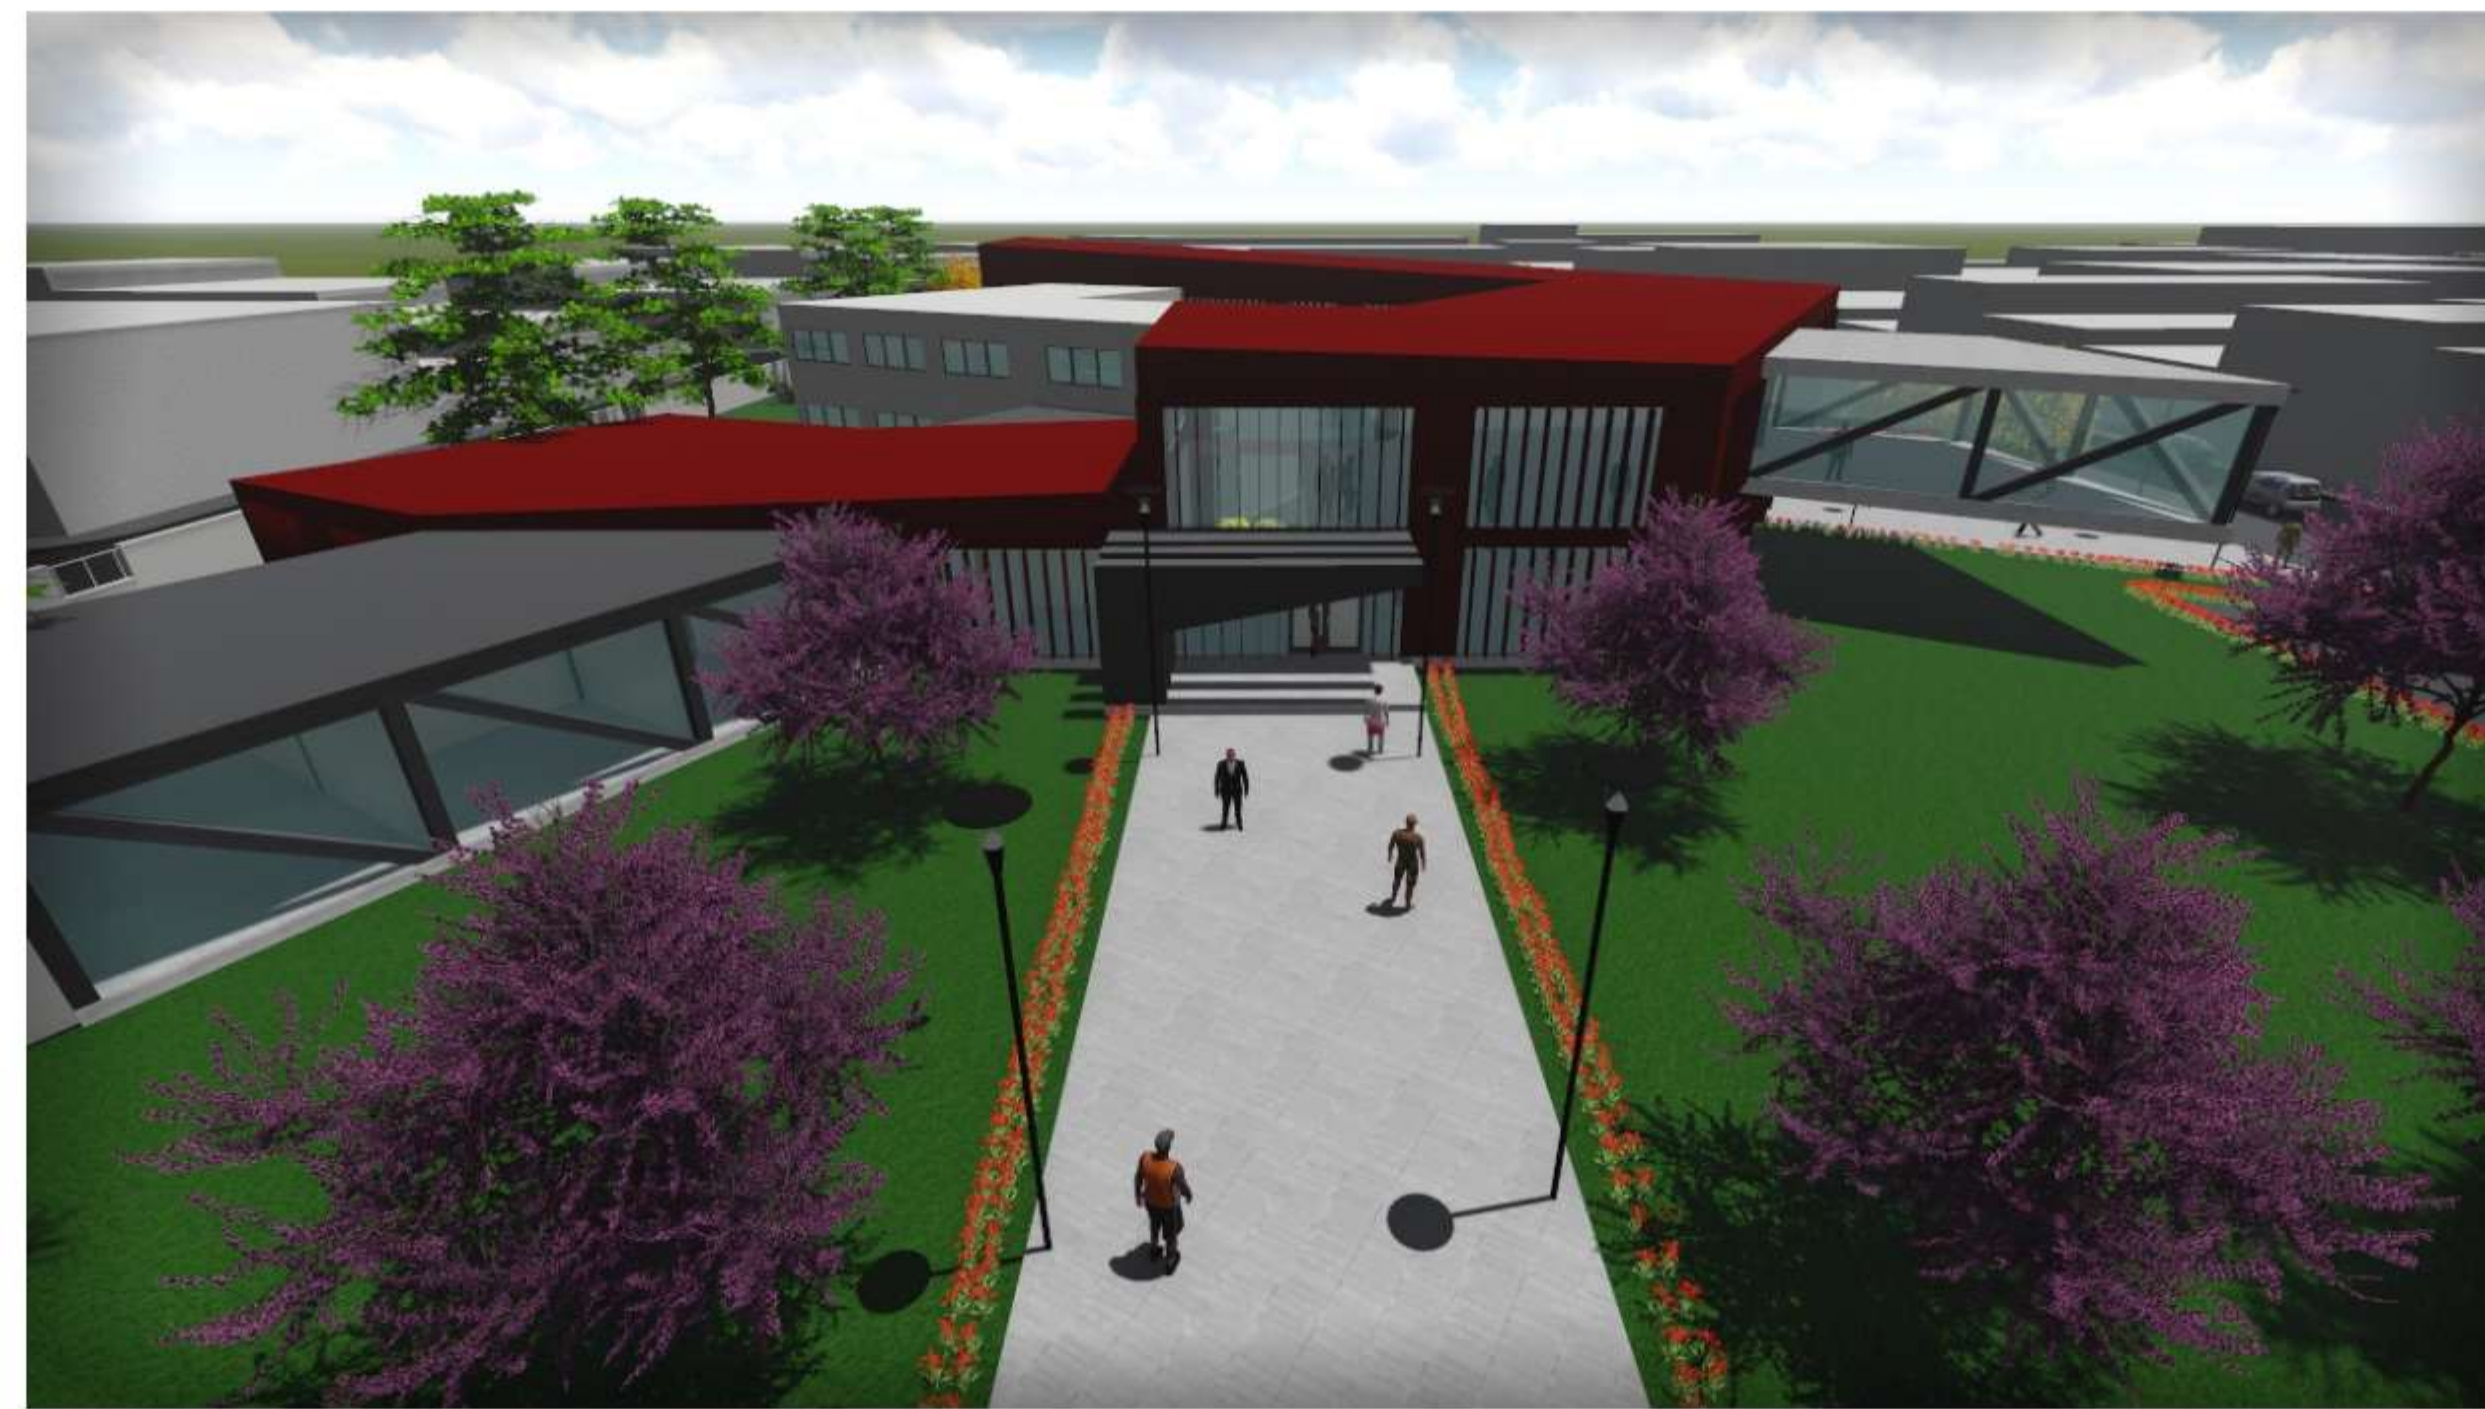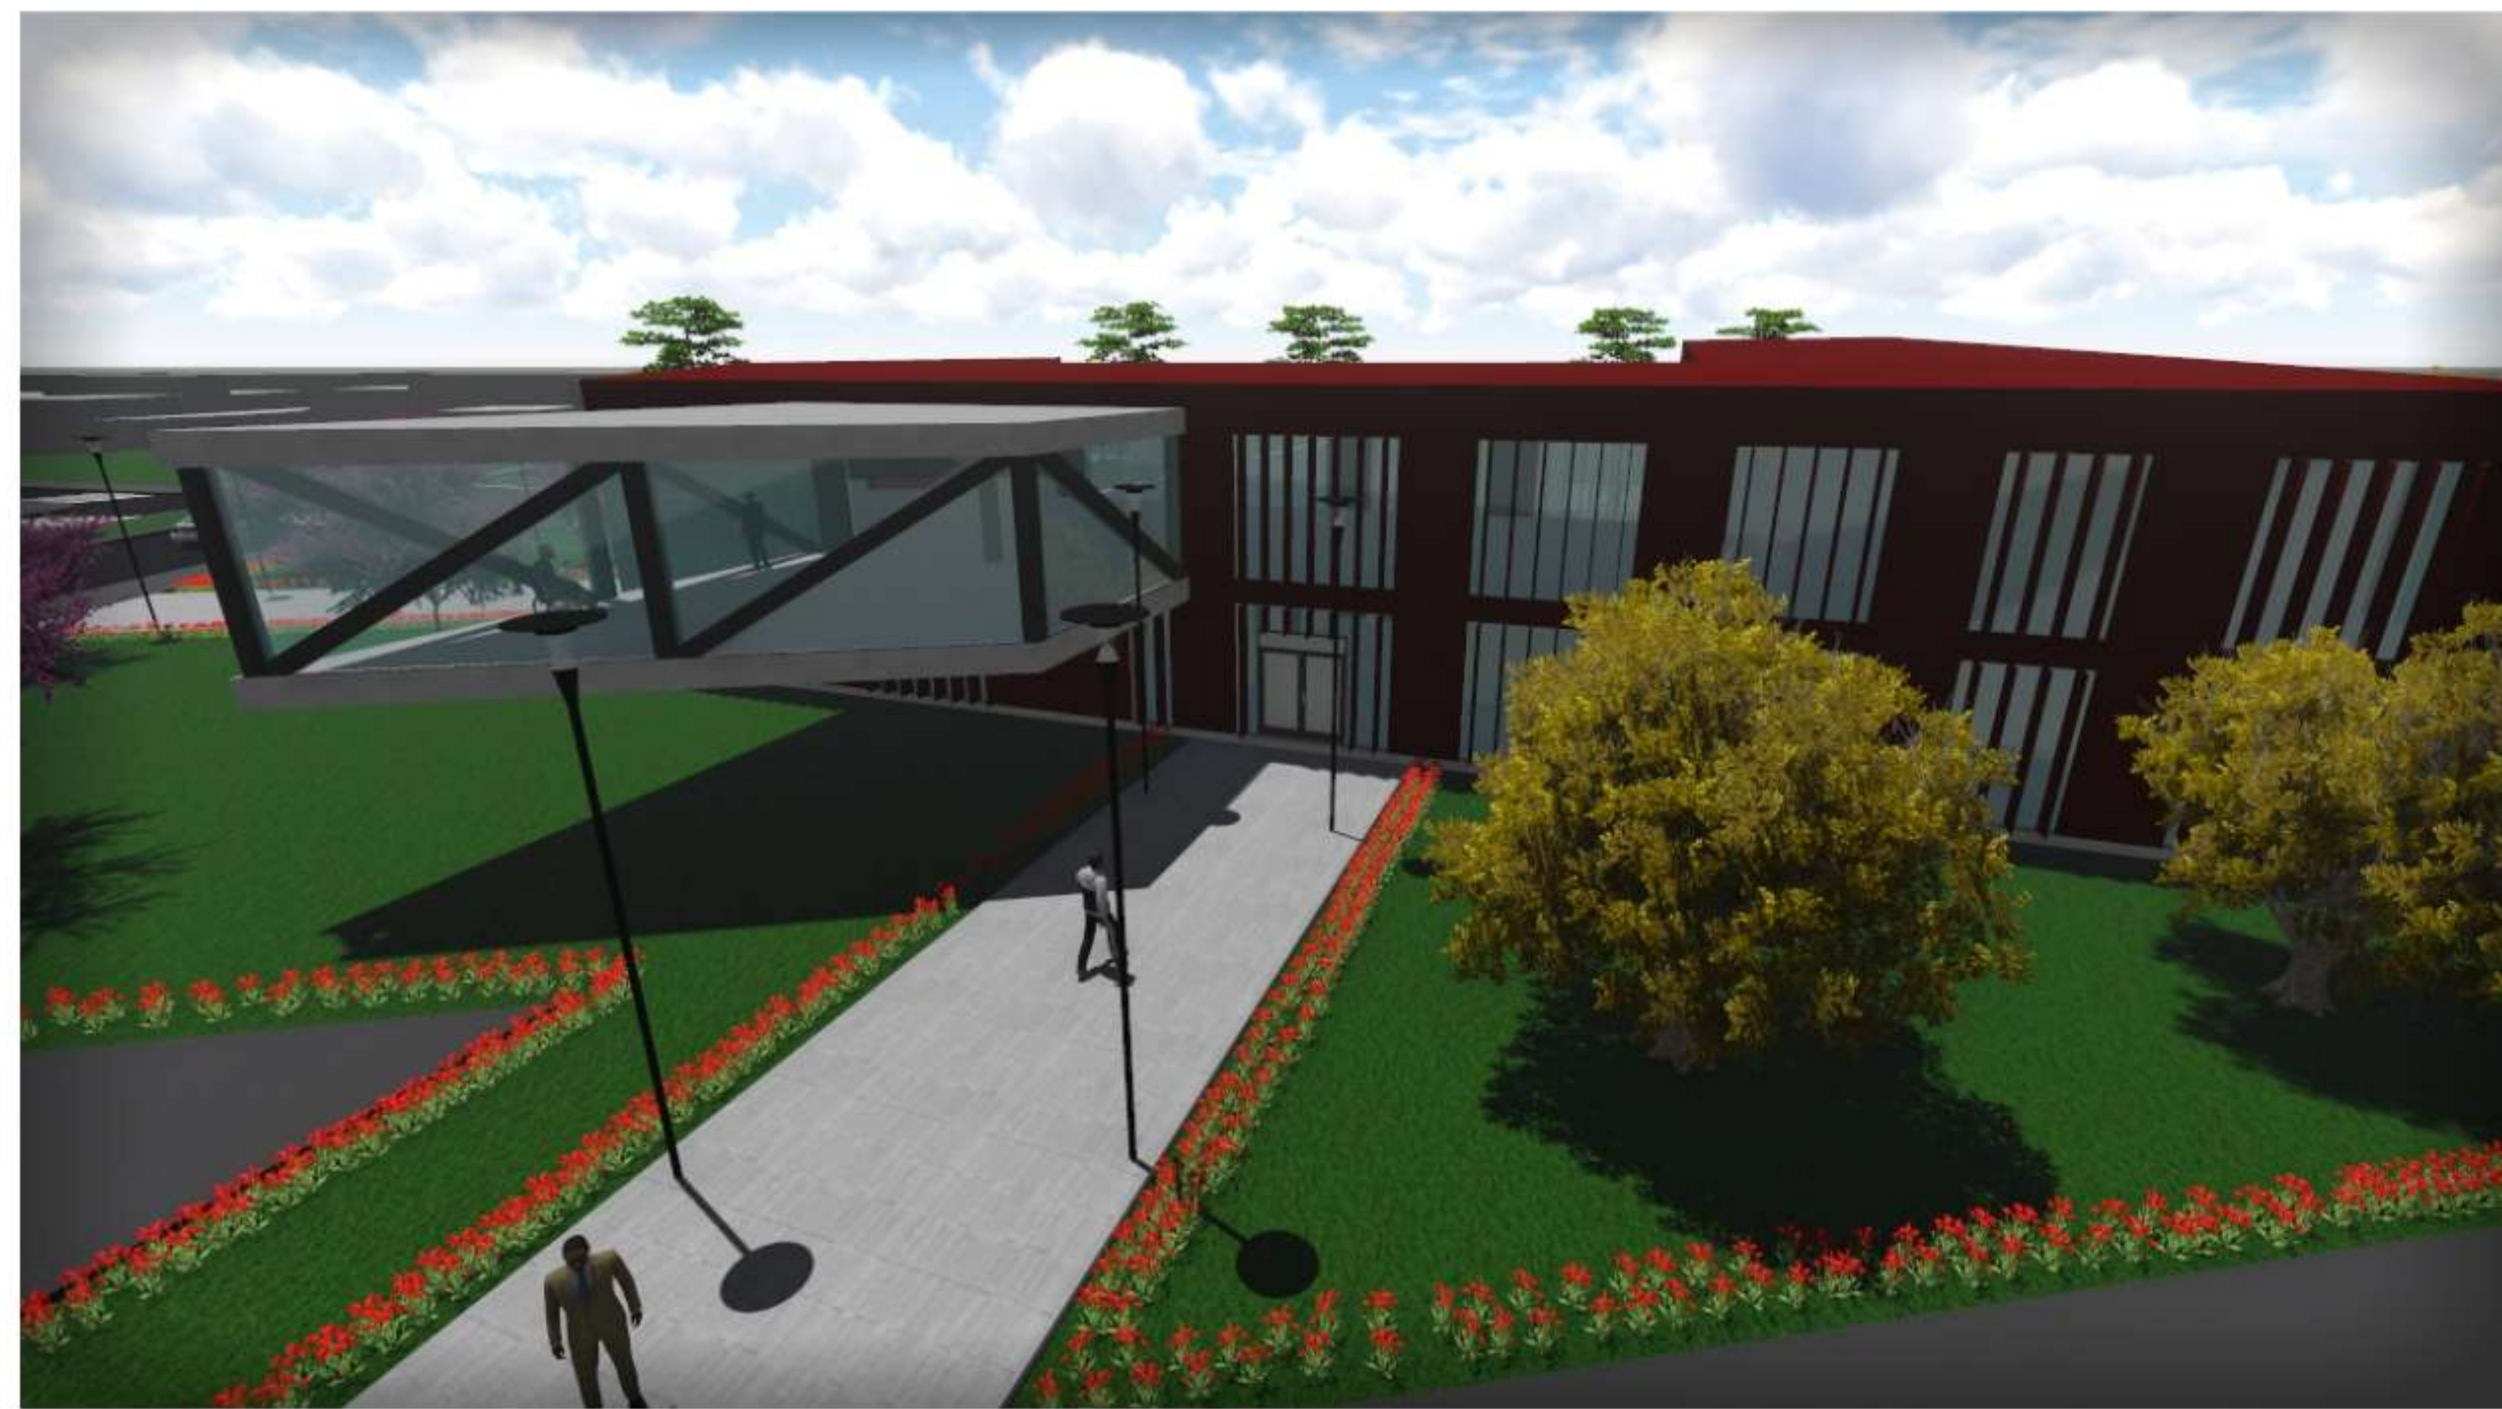

PERSPECTIVAS EXTERIORES

ESCALA 1: 100

"CENTRO DE REEDUCACIÓN PARA HOMBRES AGRESORES DE MUJERES EN LA CIUDAD DE TARIJA"

NOMBRE: JONATHAN REYNALDO VIDEZ SANCHEZ
UNIVERSIDAD AUTÓNOMA JUAN MISAEL SARACHO

DOCENTE GUÍA: ARQ. PATRICIA MIRANDA
FACULTAD DE CIENCIAS Y TECNOLOGÍA


CARRERA DE ARQUITECTURA Y URB.

PROYECTO DE GRADO TES 501

ESCALA: LA INDICADA

LÁMINA:
12

GRUPO 2

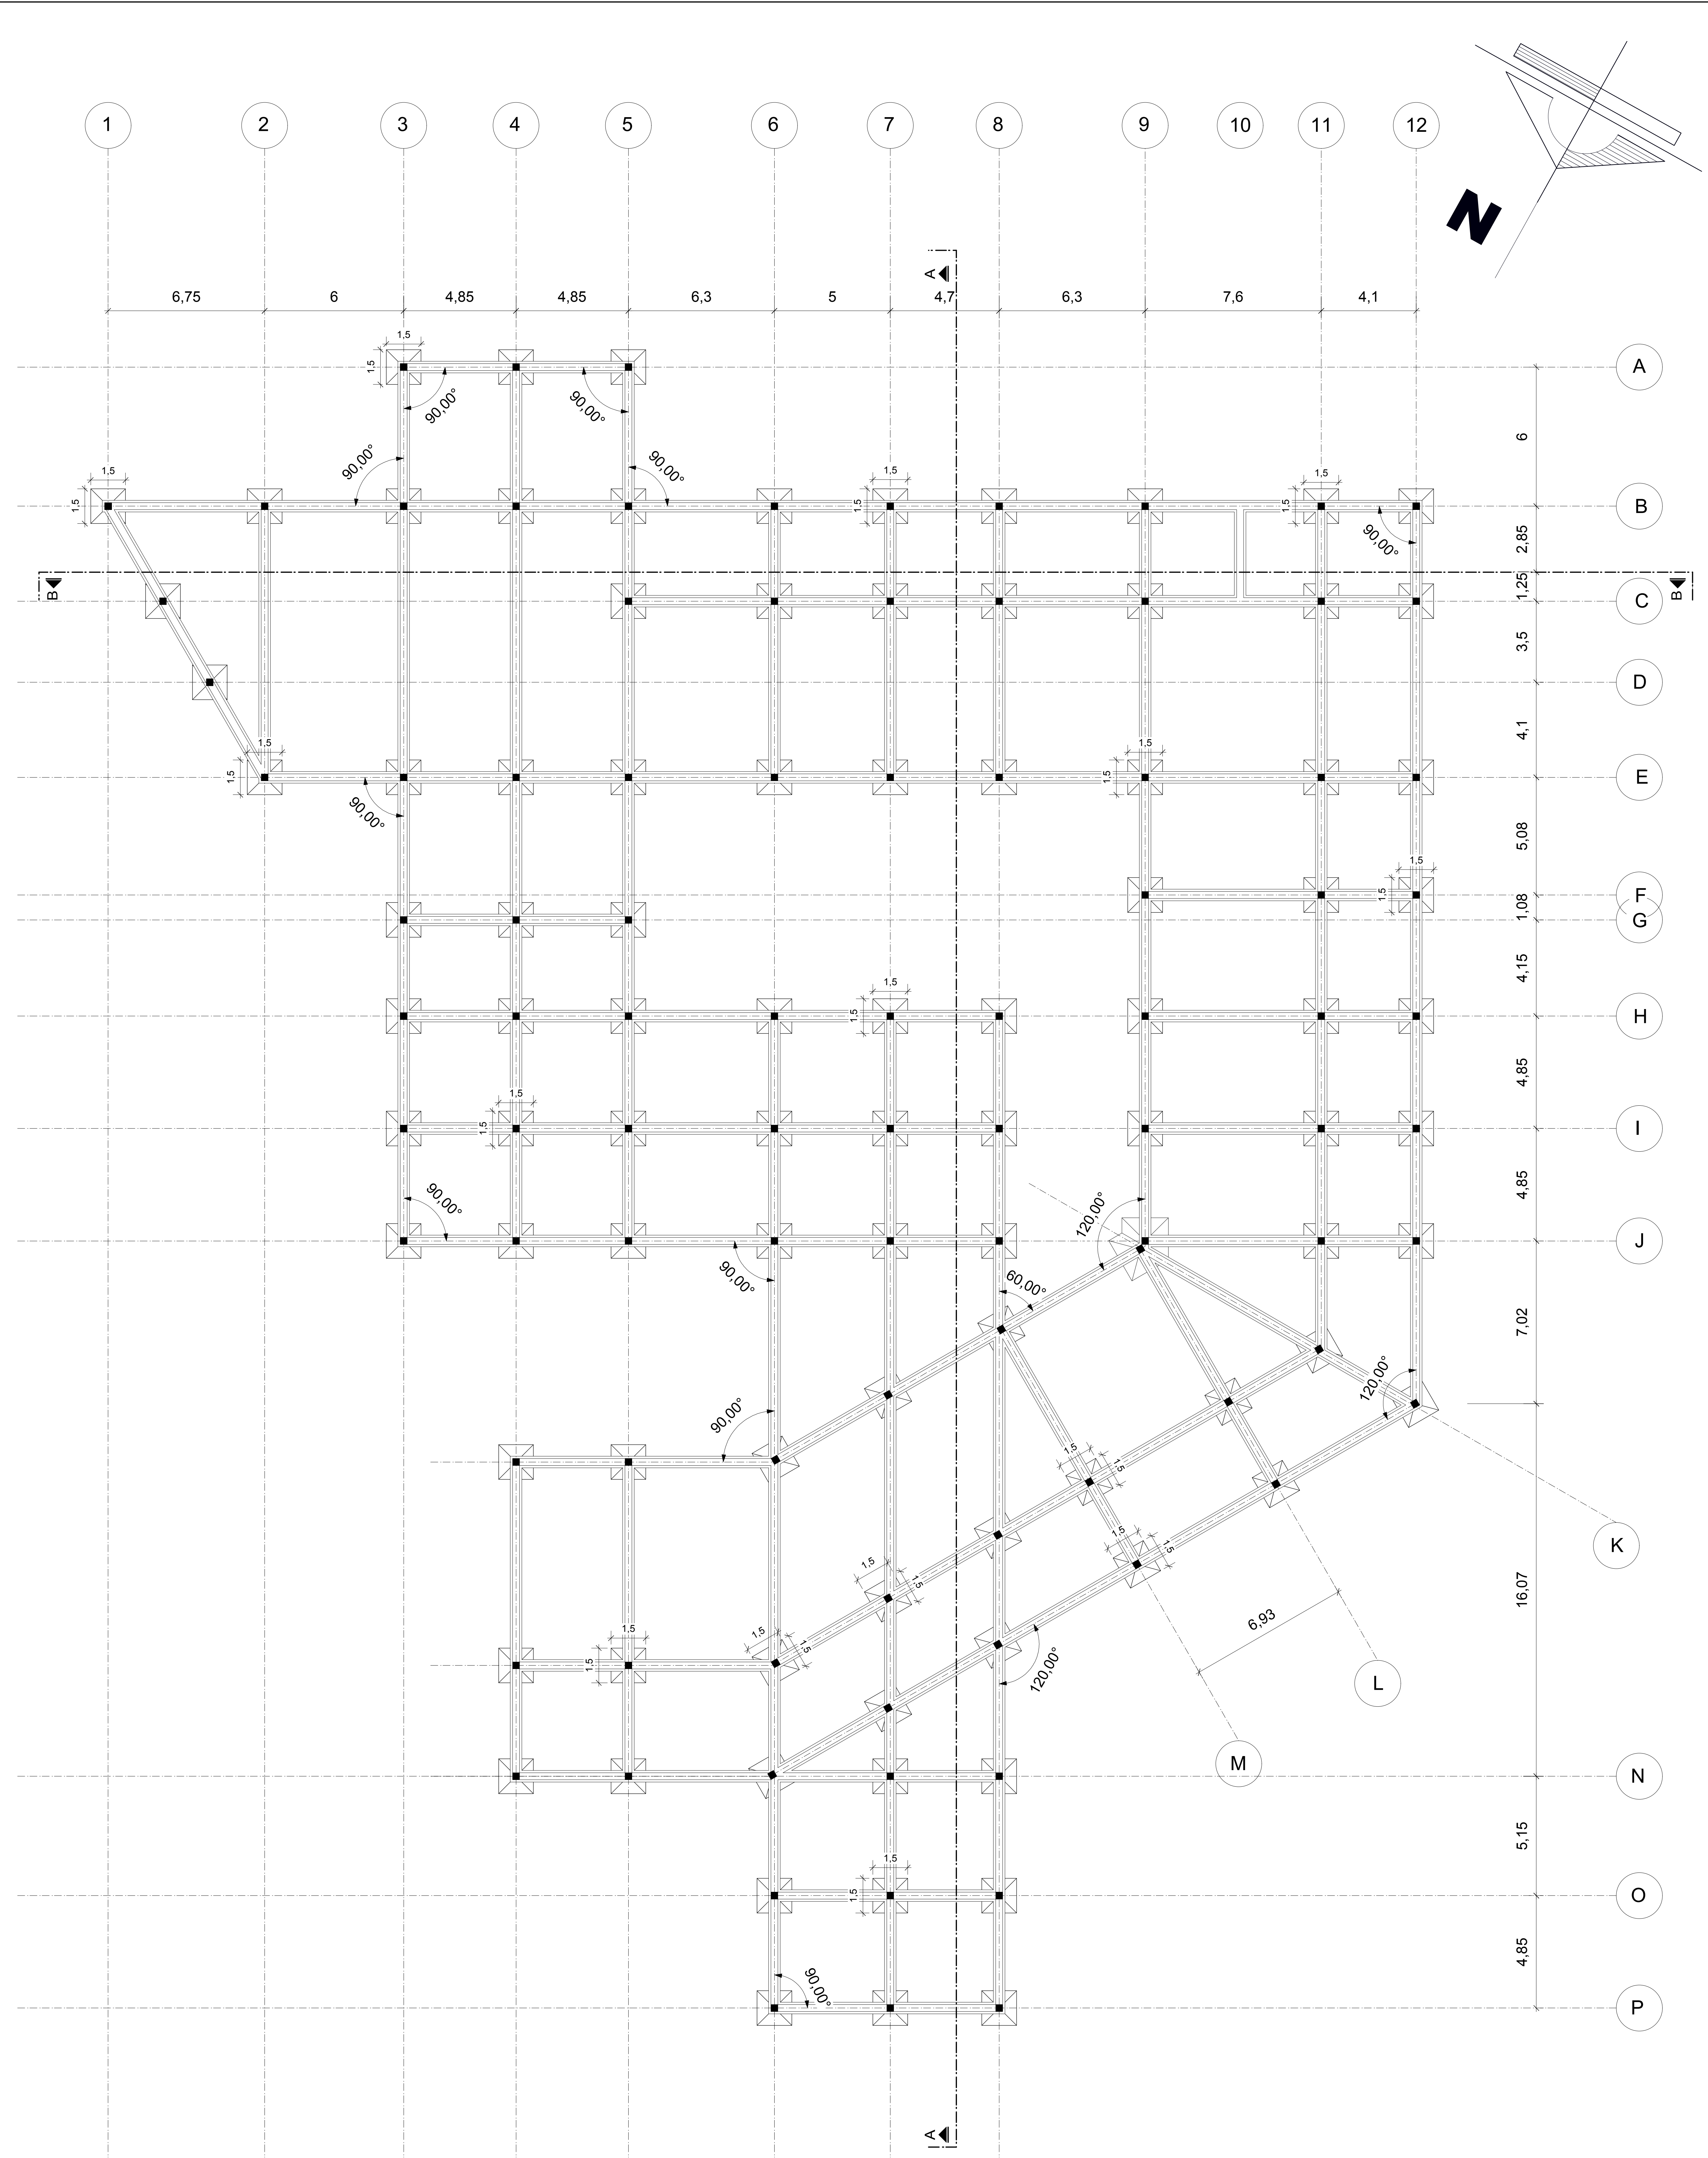

CIMENTOS

ESCALA 1: 100

"CENTRO DE REEDUCACIÓN PARA HOMBRES AGRESORES DE MUJERES EN LA CIUDAD DE TARIJA"


NOMBRE: JONATHAN REYNALDO VIDEZ SANCHEZ
UNIVERSIDAD AUTÓNOMA JUAN MISAEL SARACHO

DOCENTE GUÍA: ARQ. PATRICIA MIRANDA
FACULTAD DE CIENCIAS Y TECNOLOGÍA

CARRERA DE ARQUITECTURA Y URB. PROYECTO DE GRADO TES 501 ESCALA: LA INDICADA

LÁMINA:
13

GRUPO 2

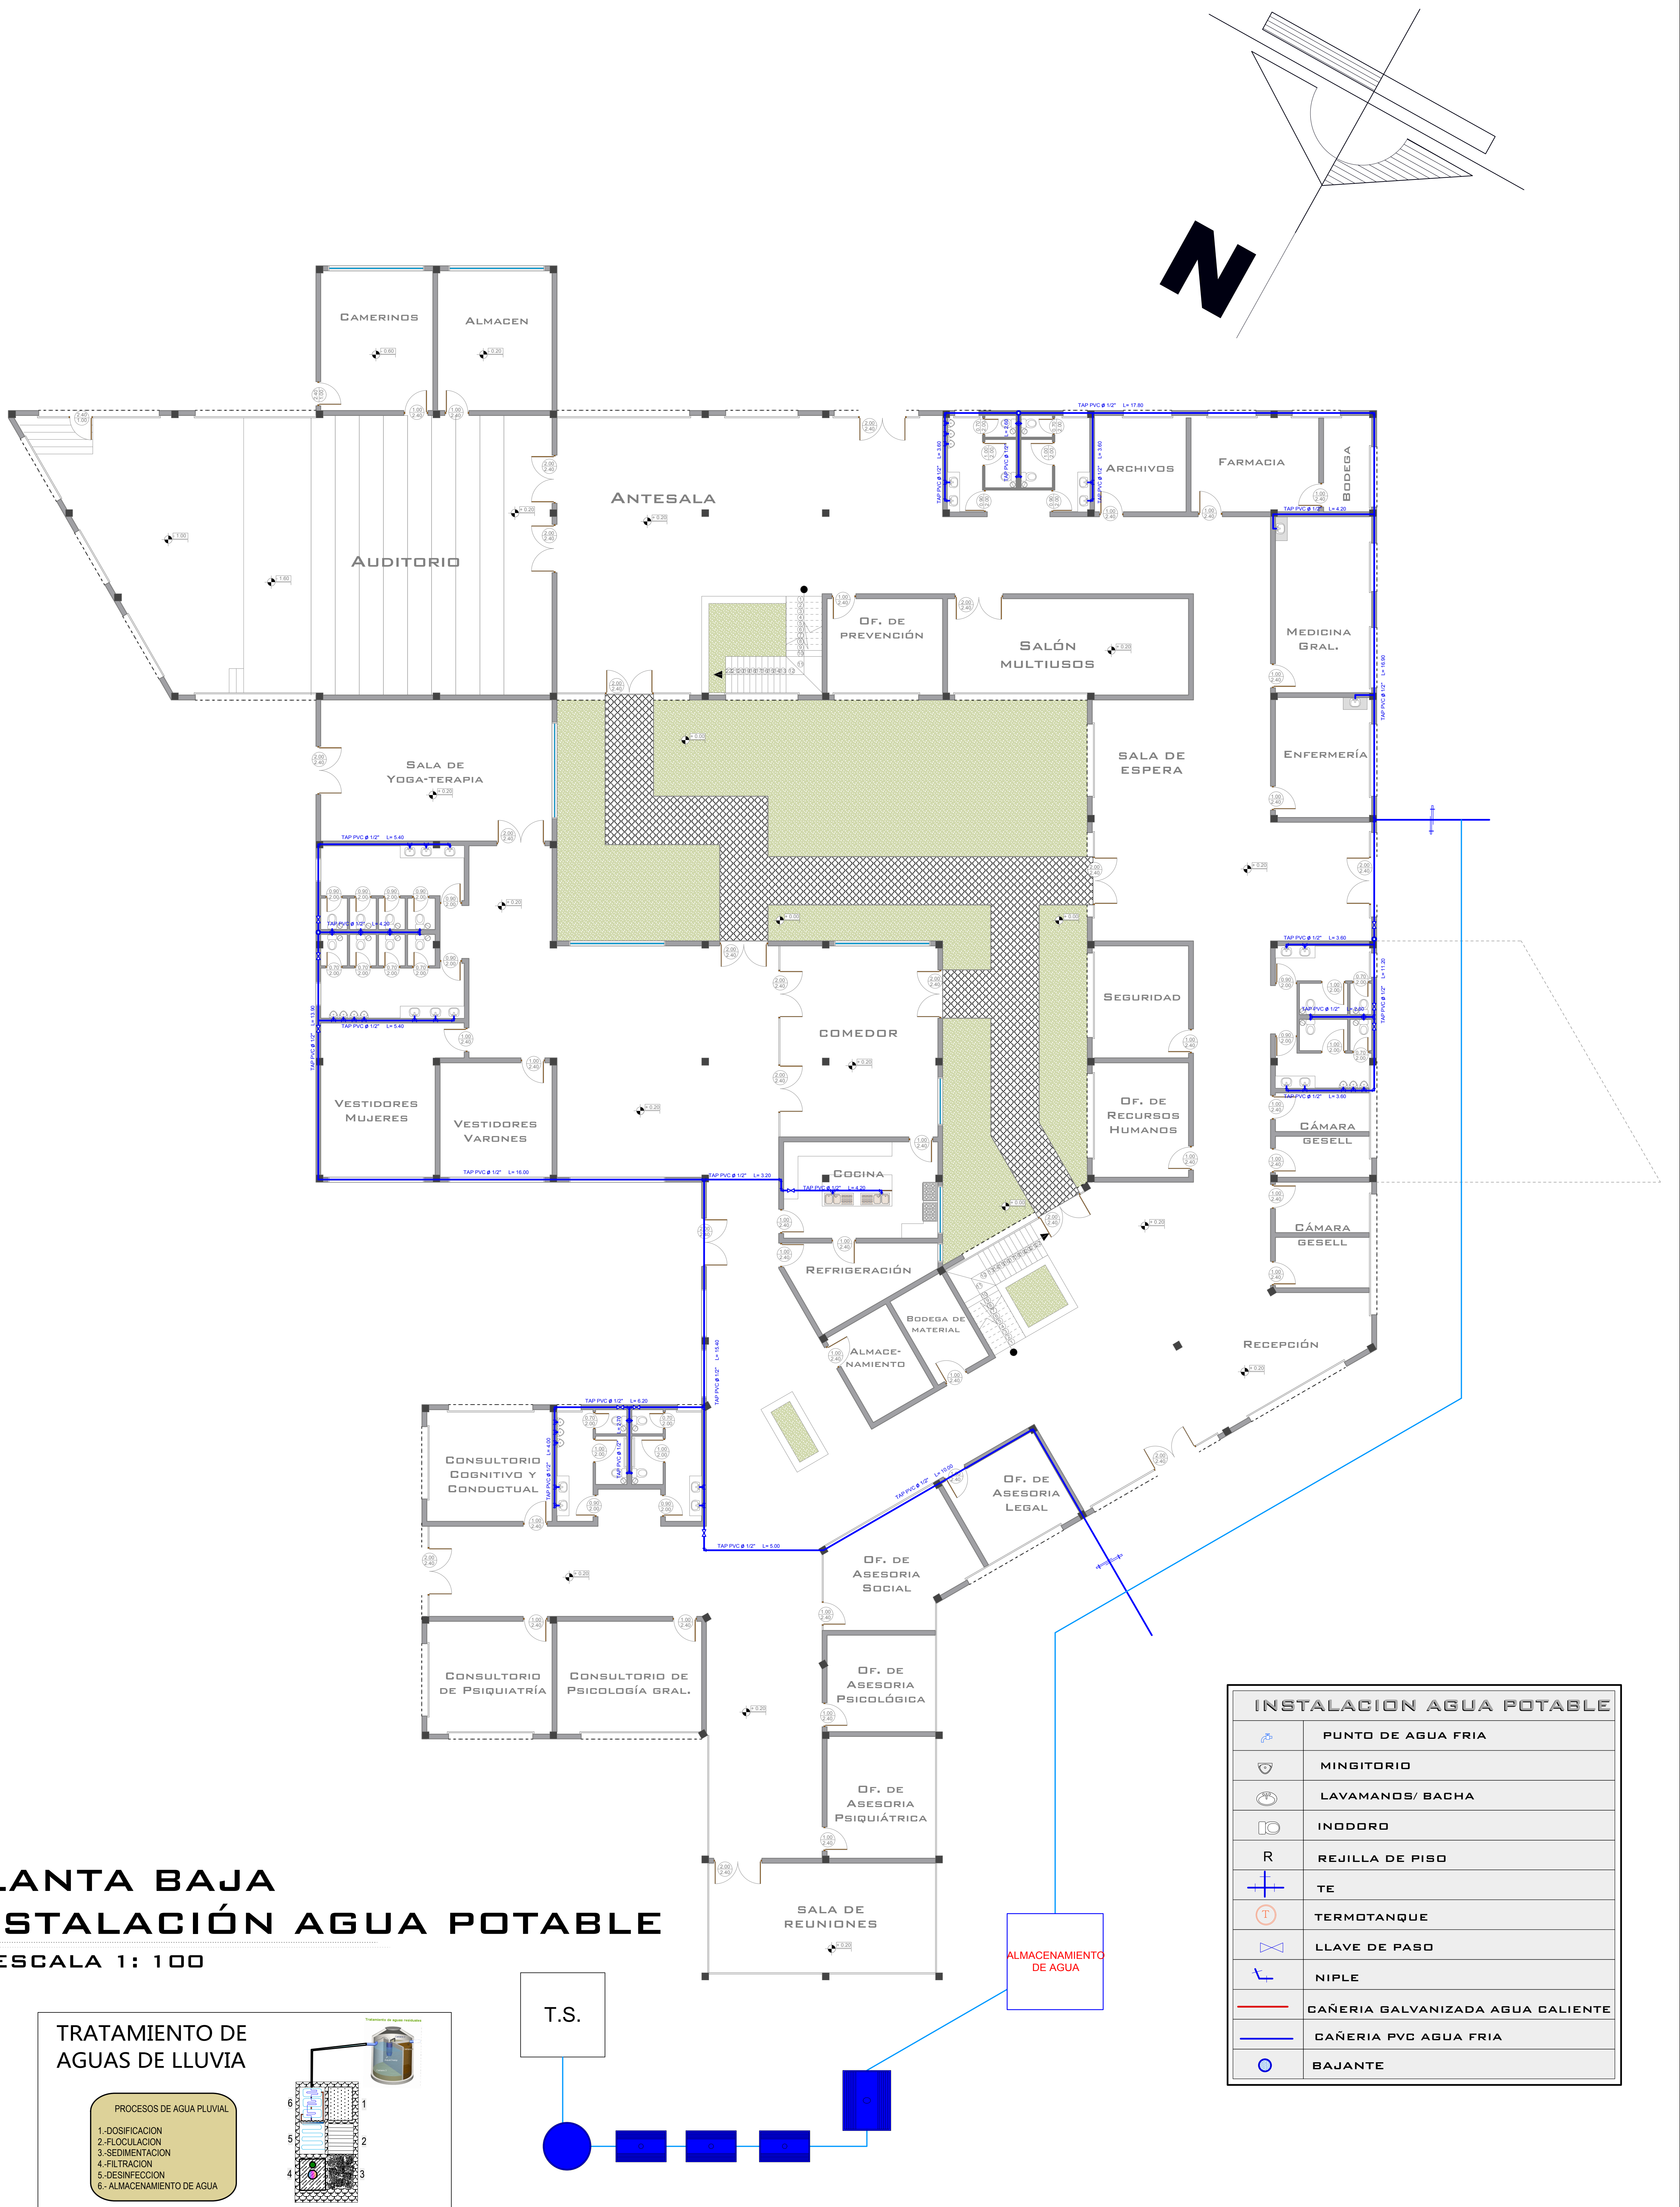

PLANTA BAJA
INSTALACIÓN AGUA POTABLE
ESCALA 1: 100