
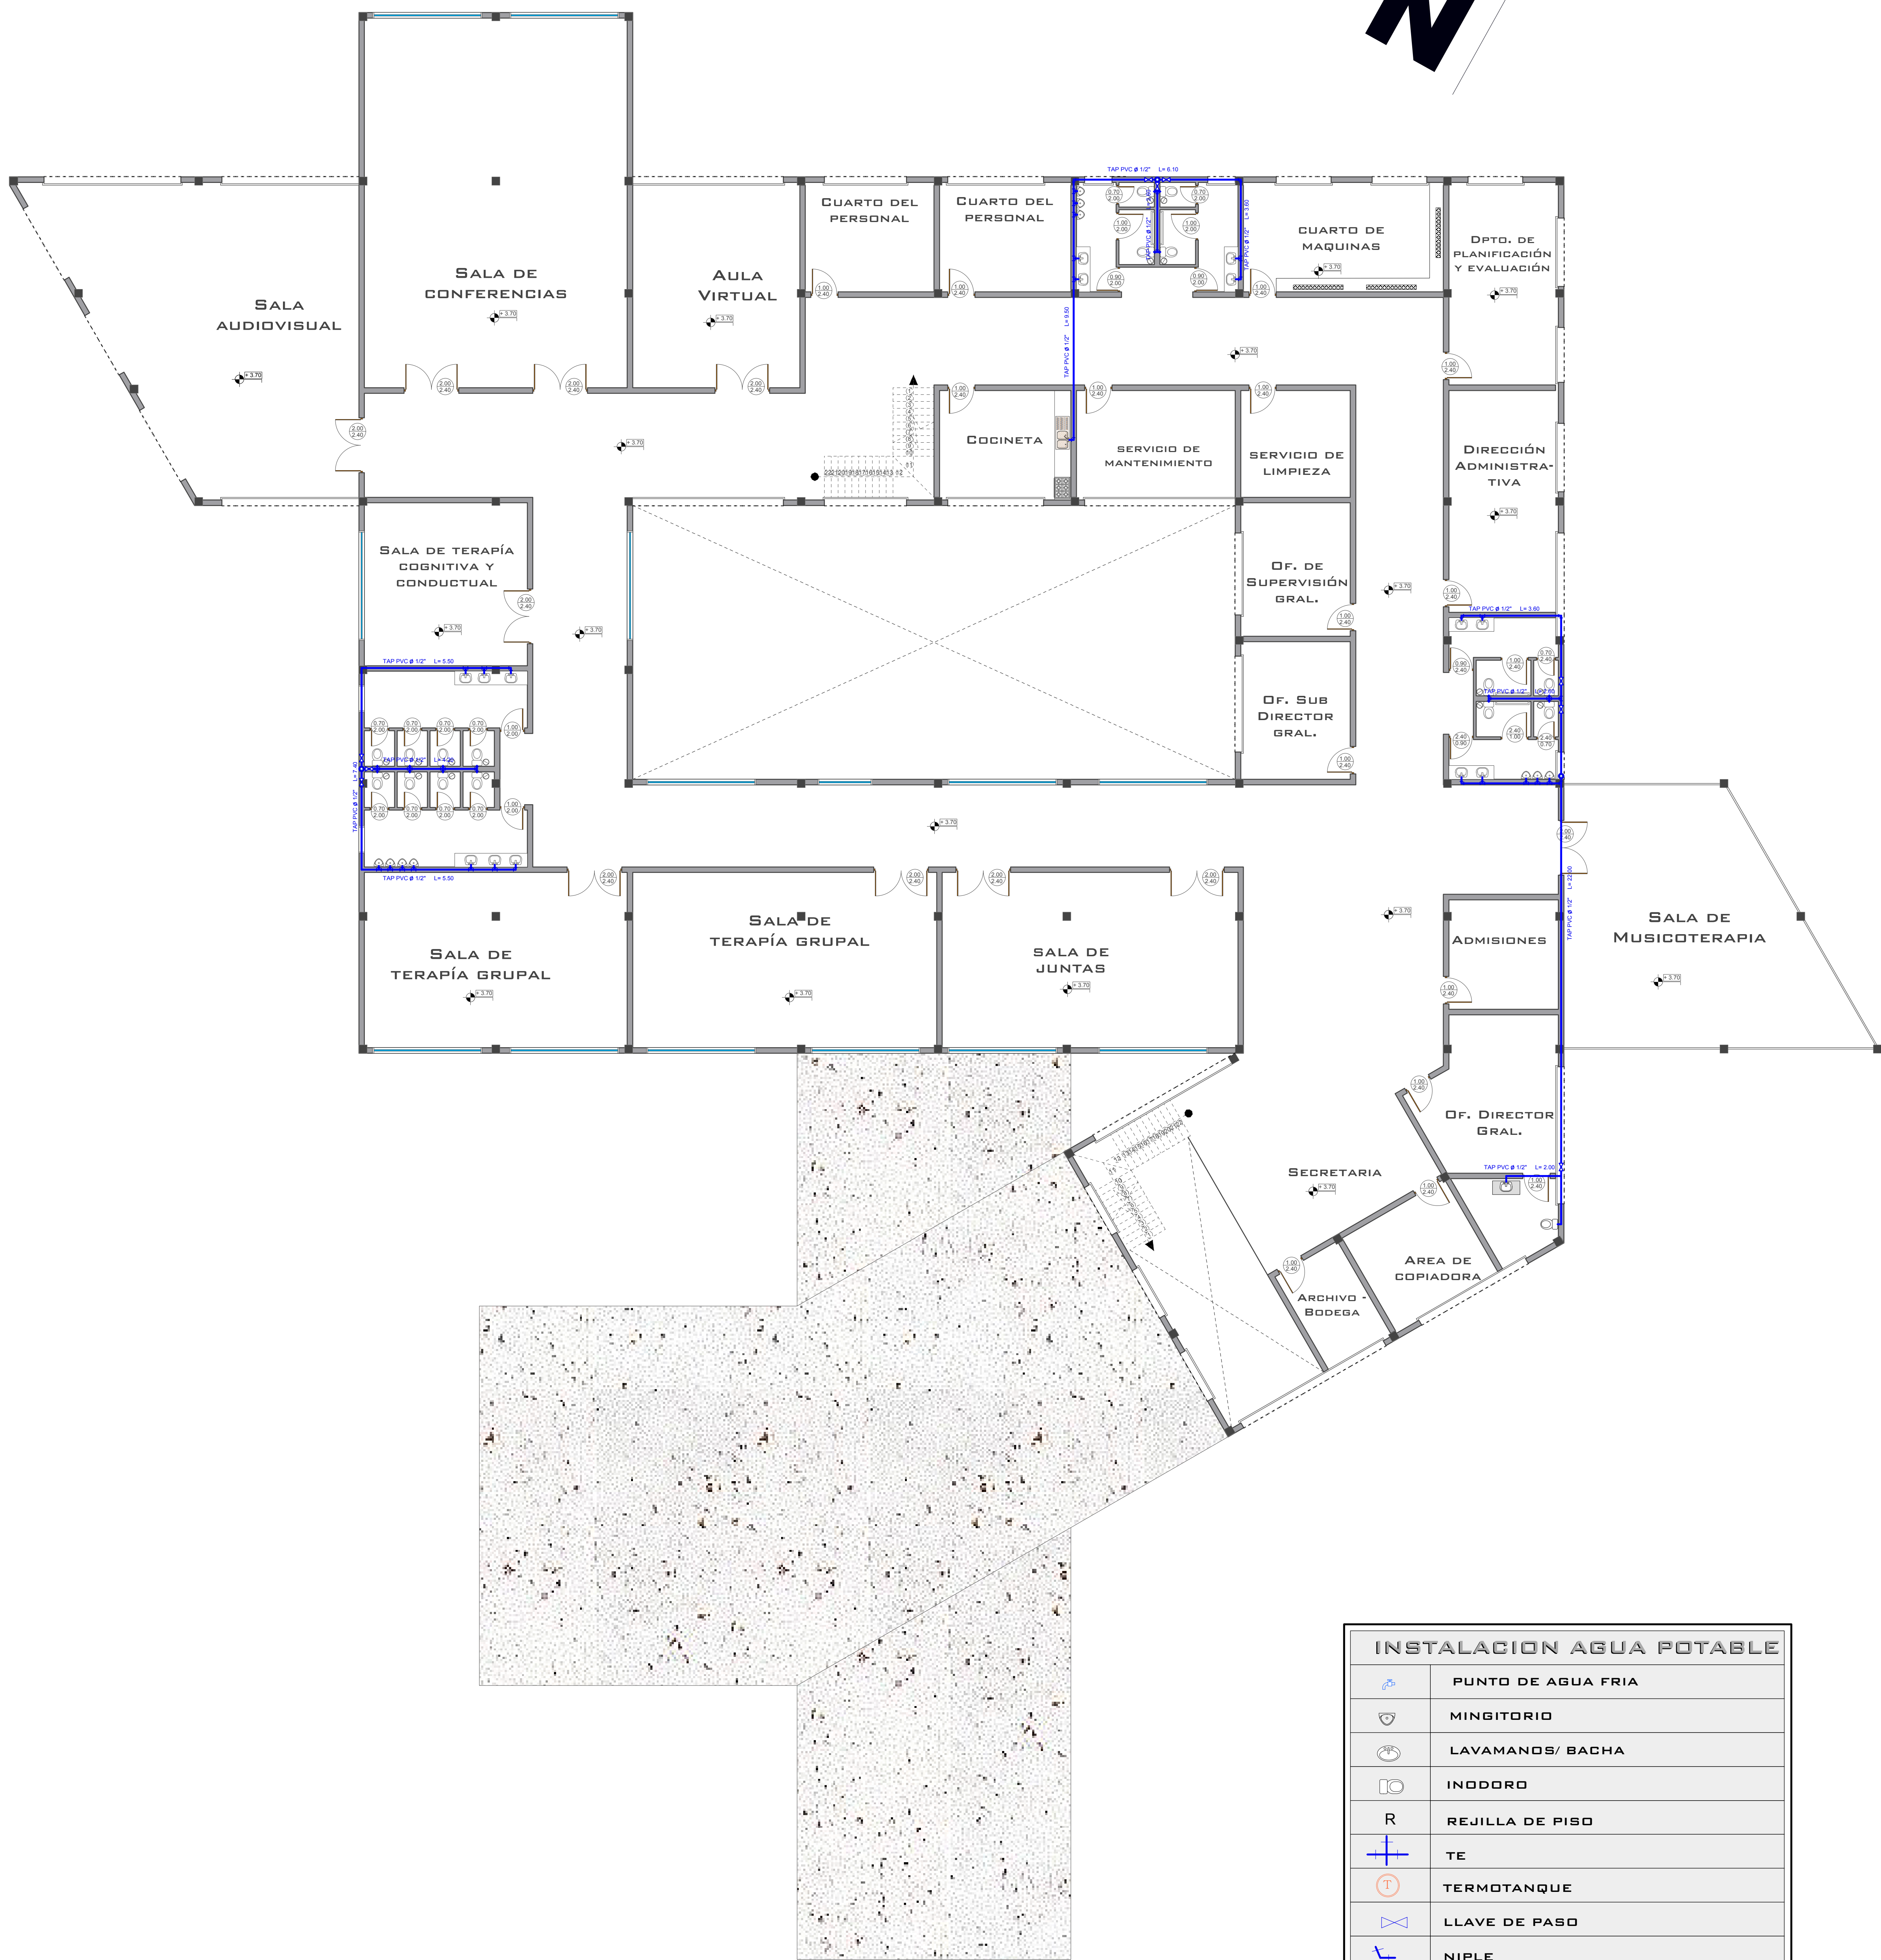


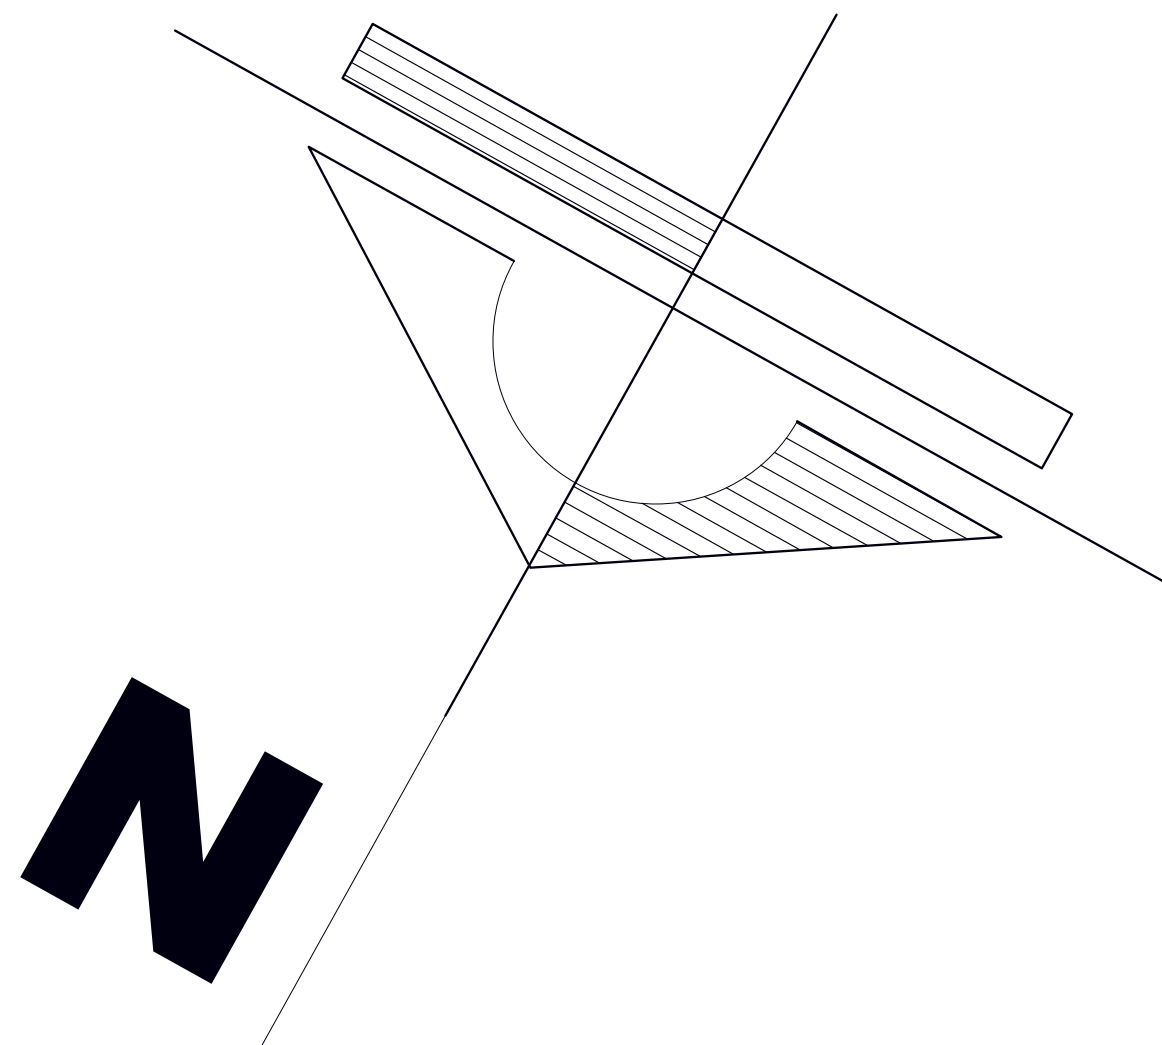

PLANTA ALTA INSTALACIÓN AGUA POTABLE

ESCALA 1: 100

INSTALACION AGUA POTABLE	
	PUNTO DE AGUA FRIA
	MINGITORIO
	LAVAMANOS/ BACHA
	INODORO
	REJILLA DE PISO
	TE
	TERMOTANQUE
	LLAVE DE PASO
	NIPLE
	CAÑERIA GALVANIZADA AGUA CALIENTE
	CAÑERIA PVC AGUA FRIA
	BAJANTE

"CENTRO DE REEDUCACIÓN PARA HOMBRES AGRESORES DE MUJERES EN LA CIUDAD DE TARIJA"

NOMBRE: JONATHAN REYNALDO VIDEZ SANCHEZ
UNIVERSIDAD AUTÓNOMA JUAN MISAEL SARACHO

DOCENTE GUÍA: ARQ. PATRICIA MIRANDA
FACULTAD DE CIENCIAS Y TECNOLOGÍA

CARRERA DE ARQUITECTURA Y URB. PROYECTO DE GRADO TES 501 ESCALA: LA INDICADA



LÁMINA:
15

GRUPO 2





PLANTA BAJA
INSTALACIÓN SANITARIA
ESCALA 1: 100

INSTALACION SANITARIA	
	PUNTO DE AGUA FRIA
	MINGITORIO
	LAVAMANOS/ BACHA
	INODORO
	CAMARA SIFONADA C/REJILLA DE PISO
	CAMARA DE INSPECCION
	TUBO CERAMICO-PVC 4"
	TUBO PVC 2"
	RED PRINCIPAL DE ALCANTARILLADO
	BAJANTE SANITARIO

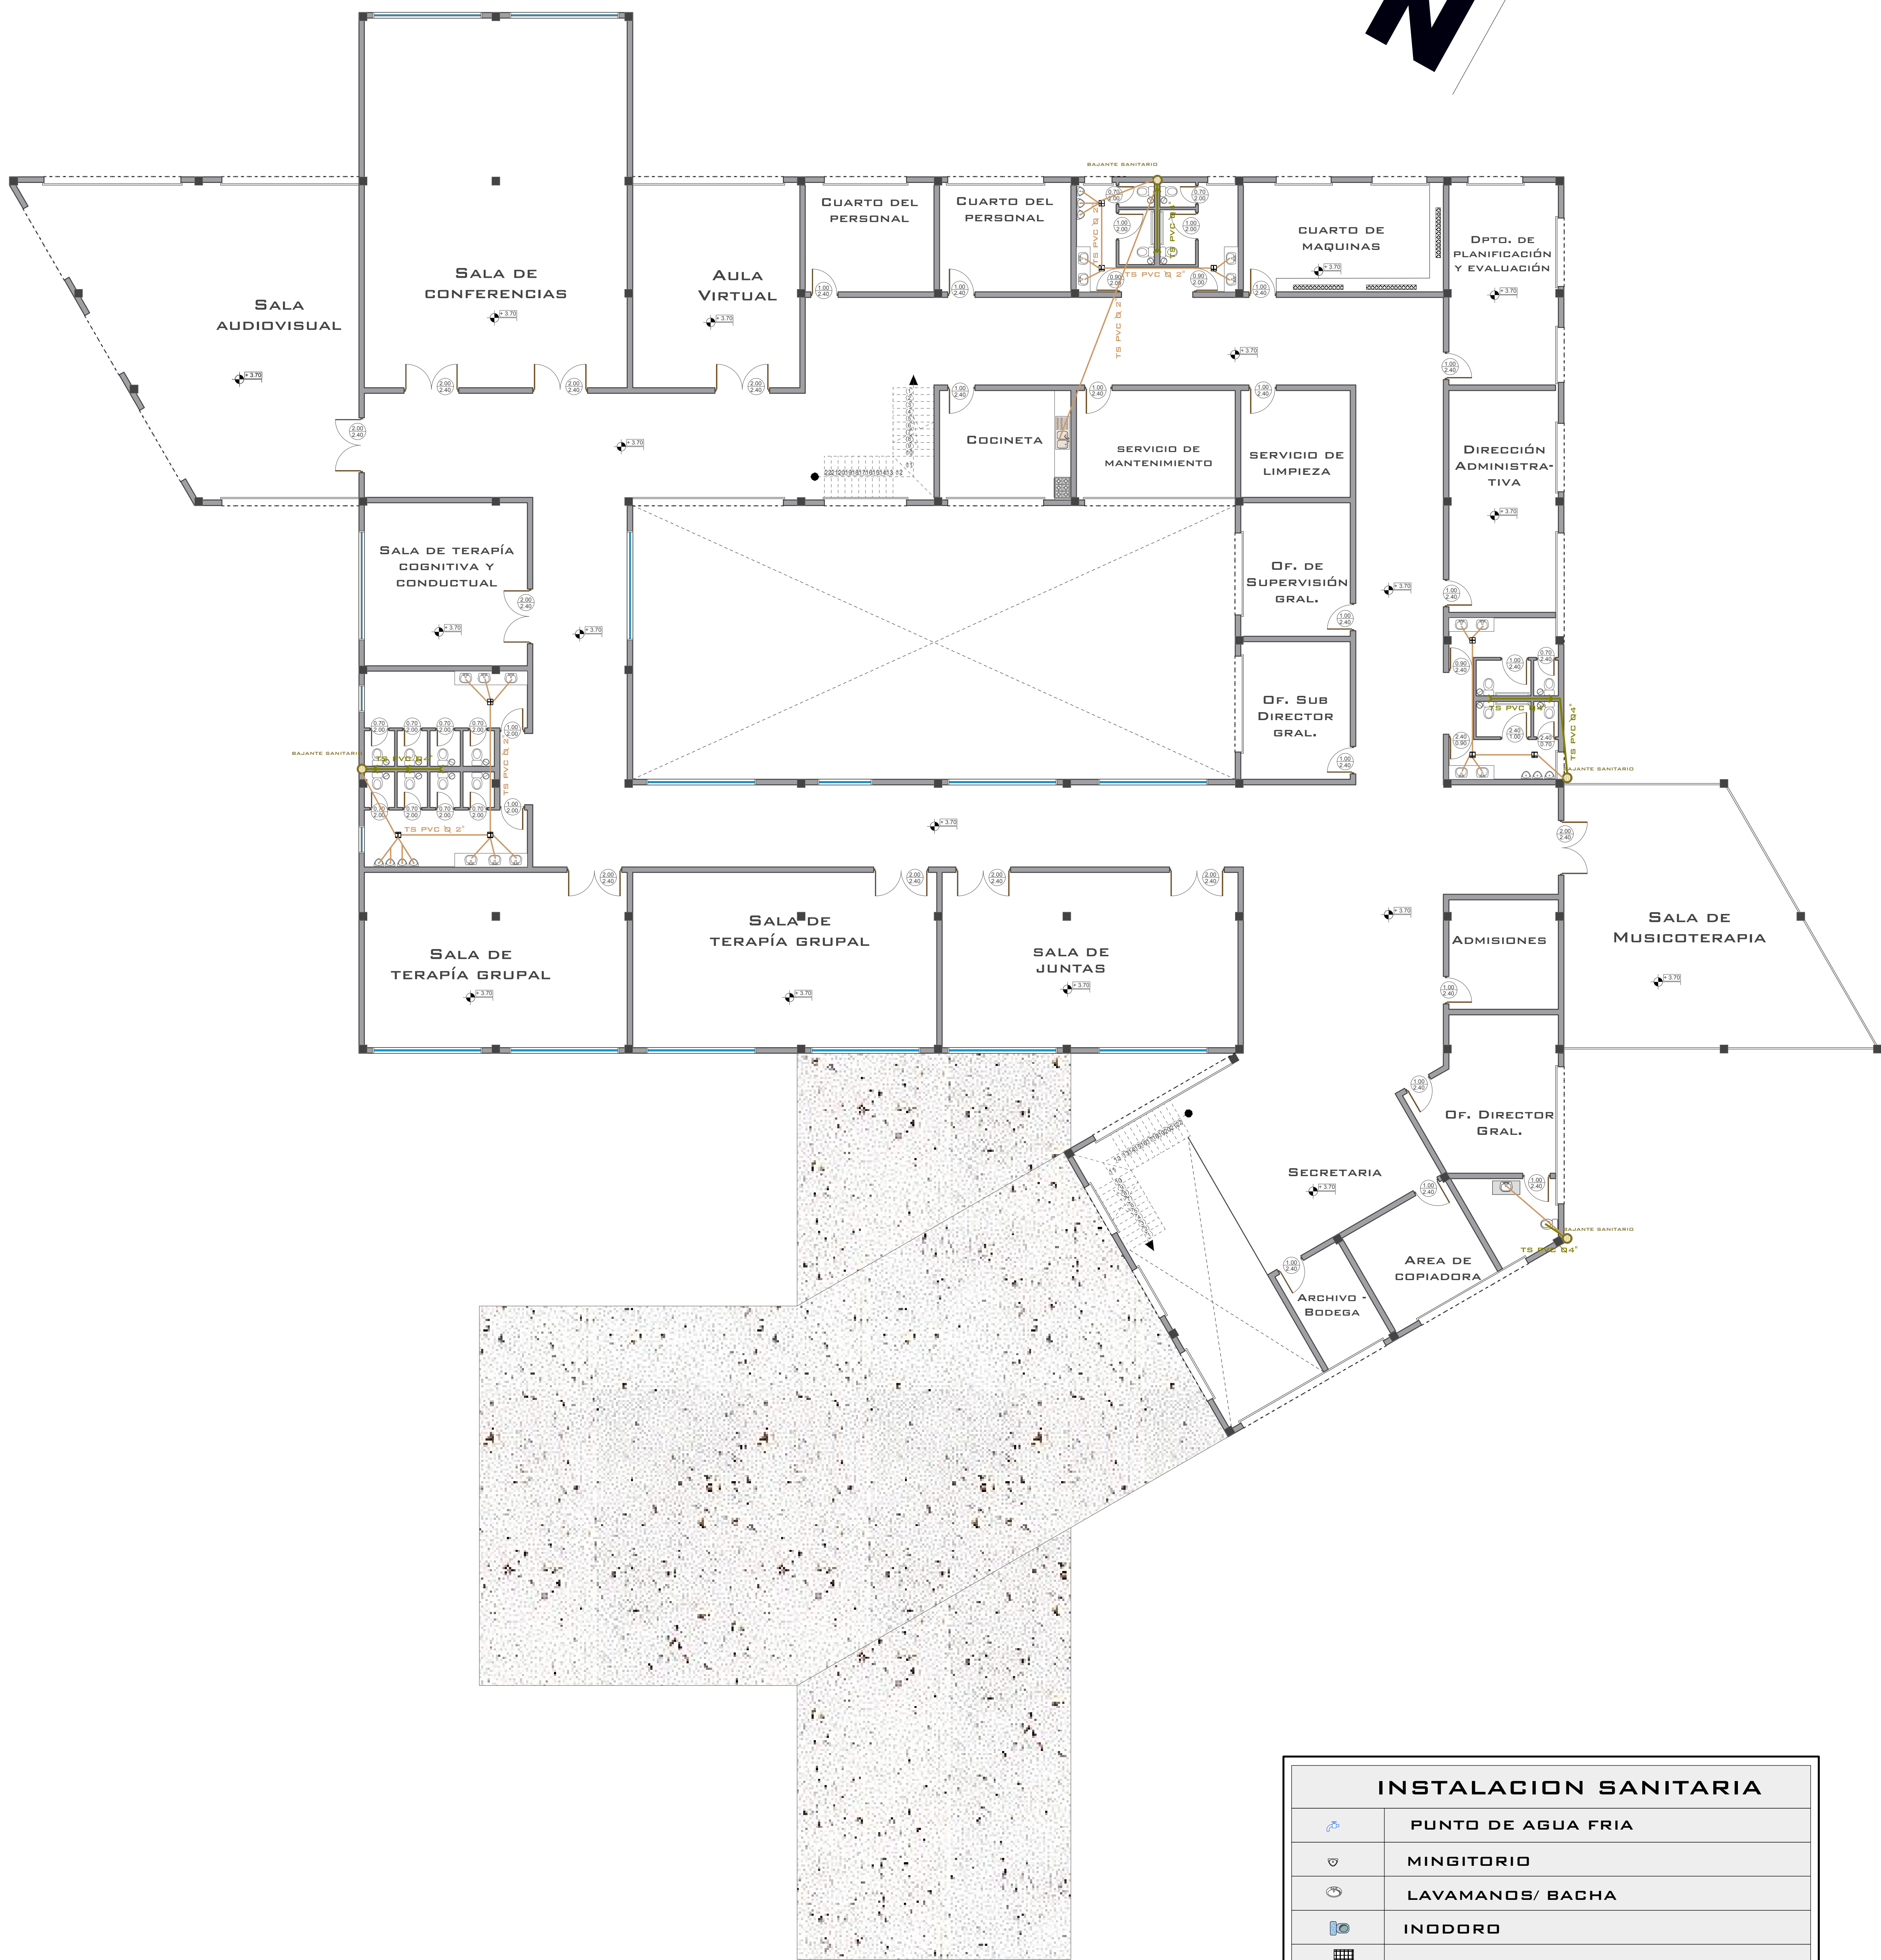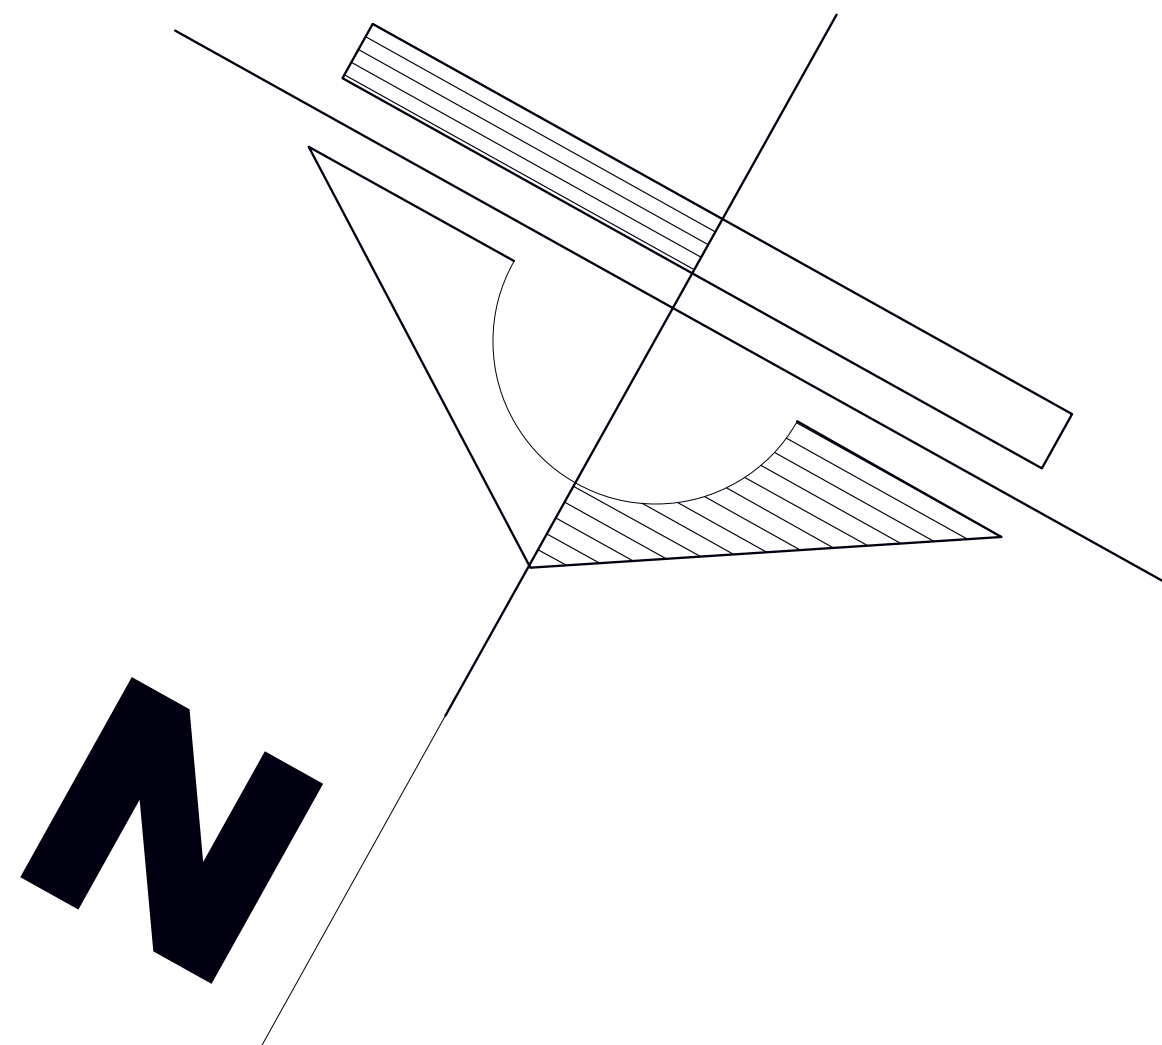

PLANTA ALTA
INSTALACIÓN SANITARIA
ESCALA 1: 100

INSTALACION SANITARIA	
	PUNTO DE AGUA FRIA
	MINGITORIO
	LAVAMANOS/ BACHA
	INODORO
	CAMARA SIFONADA C/REJILLA DE PISO
	CAMARA DE INSPECCION
	TUBO CERAMICO-PVC 4"
	TUBO PVC 2"
	RED PRINCIPAL DE ALCANTARILLADO
	BAJANTE SANITARIO

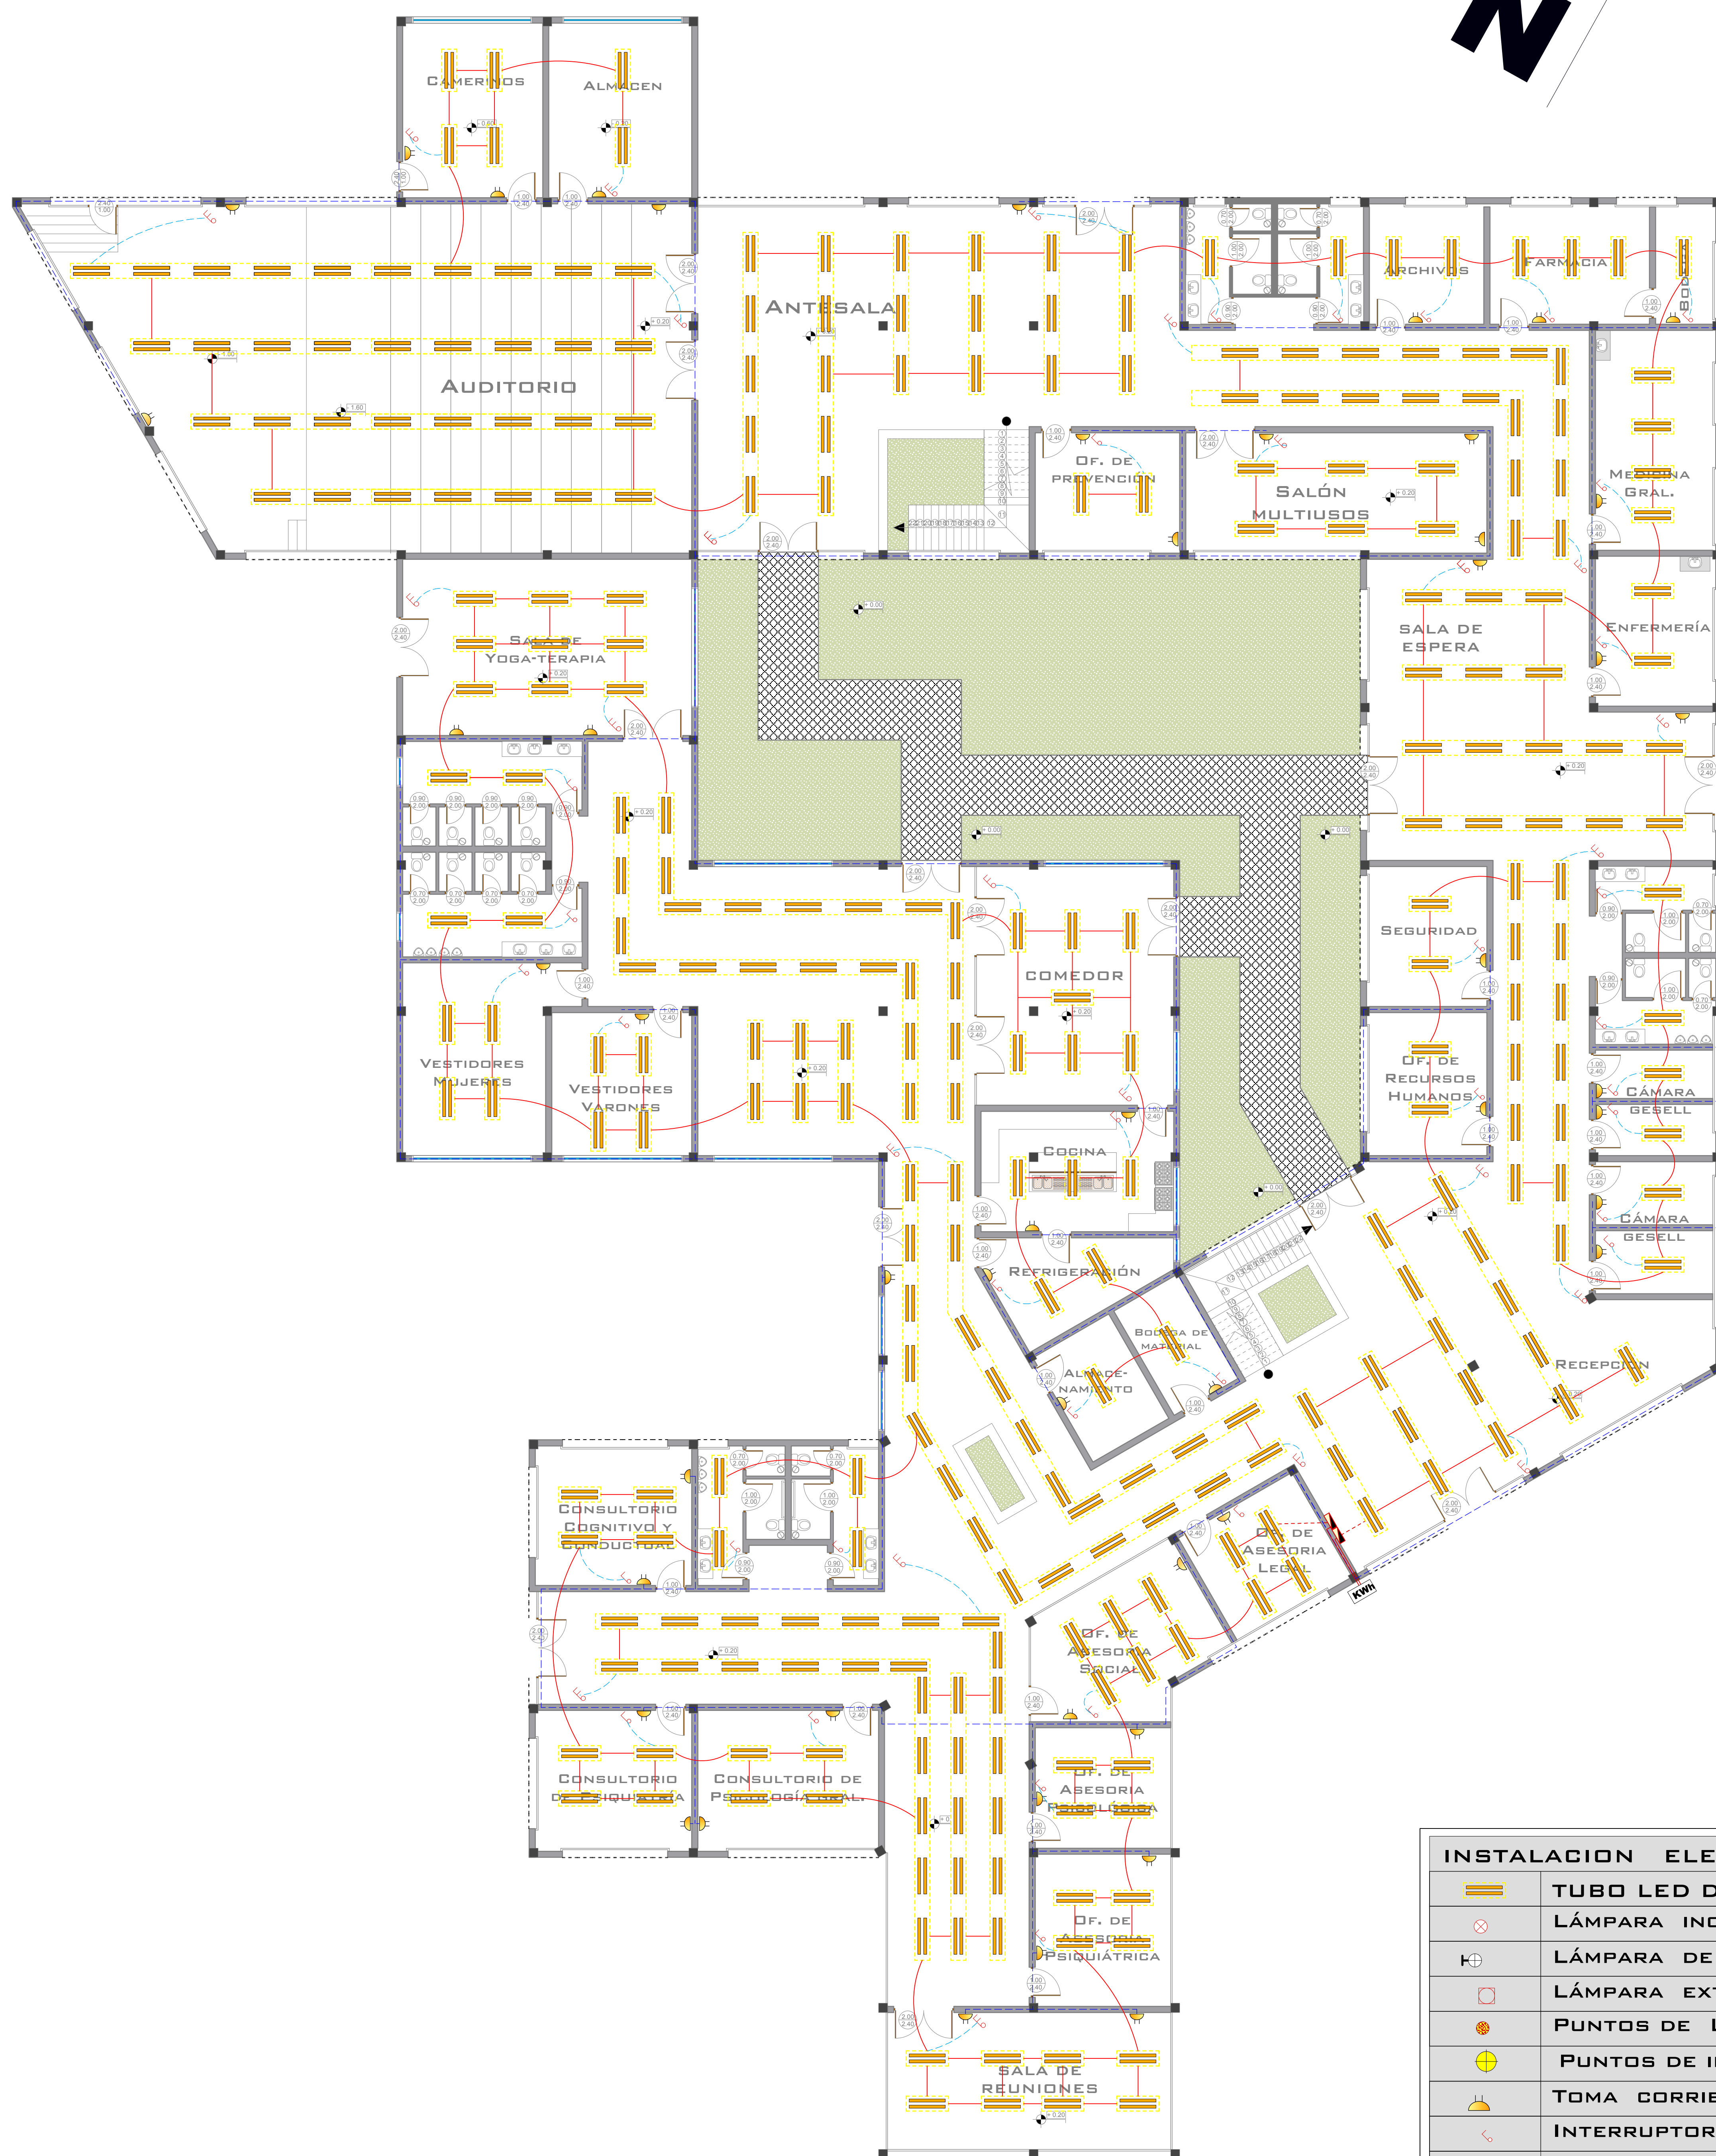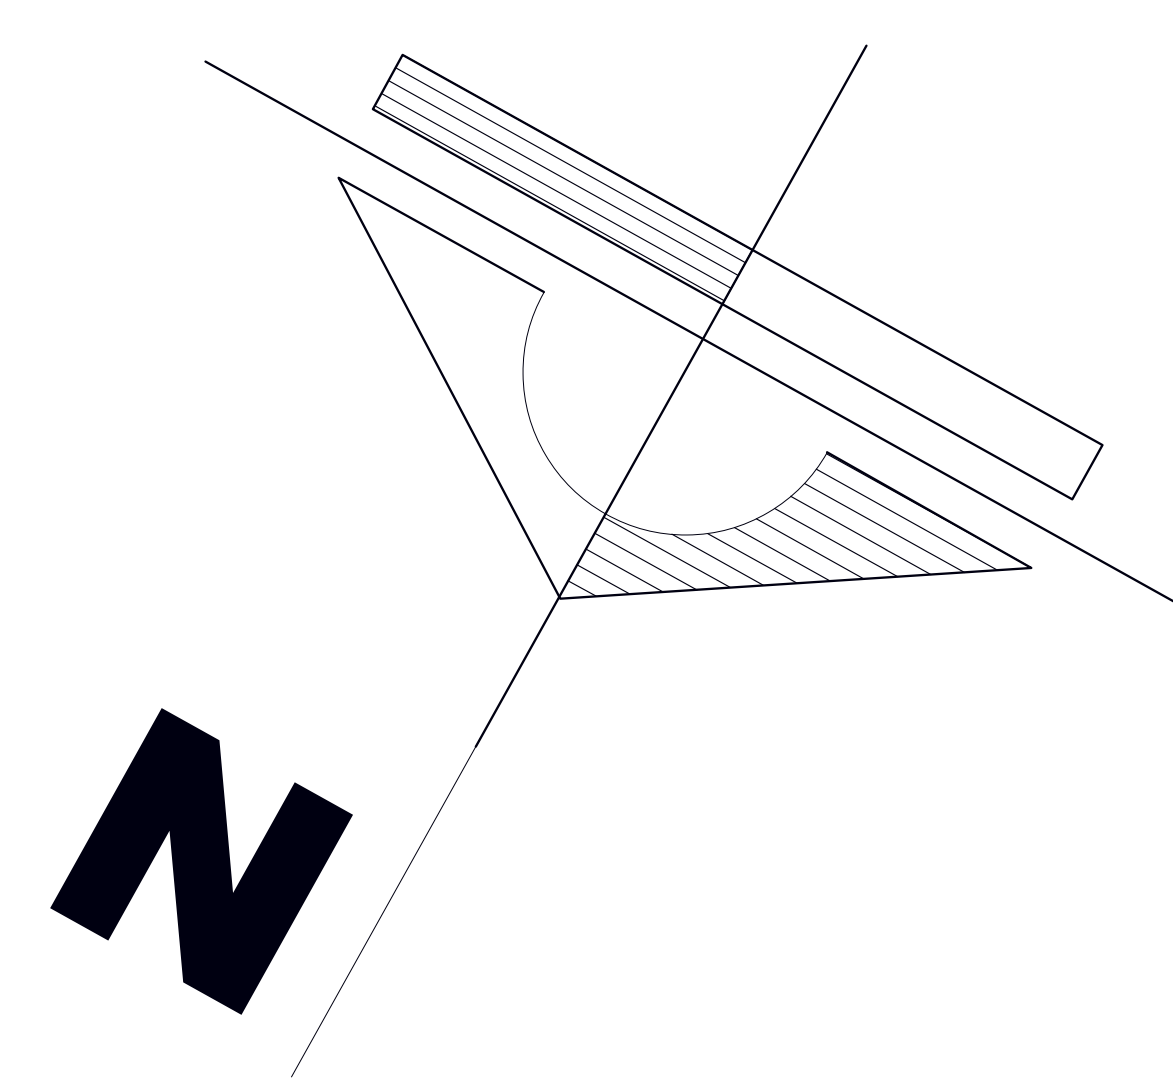

PLANTA BAJA
INSTALACIÓN ELÉCTRICA
ESCALA 1: 100

INSTALACION ELECTRICA - SIMBOLOGIA	
	TUBO LED DE 1.20M DE 18W
	LÁMPARA INCANDESCENTE
	LÁMPARA DE PARED
	LÁMPARA EXTERIOR
	PUNTOS DE LUMINOTECNIA
	PUNTOS DE ILUMINACIÓN
	TOMA CORRIENTE
	INTERRUPTOR SIMPLE
	INTERRUPTOR DOBLE
	CONMUTADOR
	TENDIDO ELÉCTRICO
	PUNTO DUCHA
	PUNTO AIRE ACONDICIONADO
	TABLERO DE CONTROL
	MEDIDOR

"CENTRO DE REEDUCACIÓN PARA HOMBRES AGRESORES DE MUJERES EN LA CIUDAD DE TARIJA"

NOMBRE: JONATHAN REYNALDO VIDEZ SANCHEZ
UNIVERSIDAD AUTÓNOMA JUAN MISAEL SARACHO

DOCENTE GUÍA: ARQ. PATRICIA MIRANDA
FACULTAD DE CIENCIAS Y TECNOLOGÍA



CARRERA DE ARQUITECTURA Y URB.

PROYECTO DE GRADO TES 501

ESCALA: LA INDICADA

LÁMINA:
18

GRUPO 2

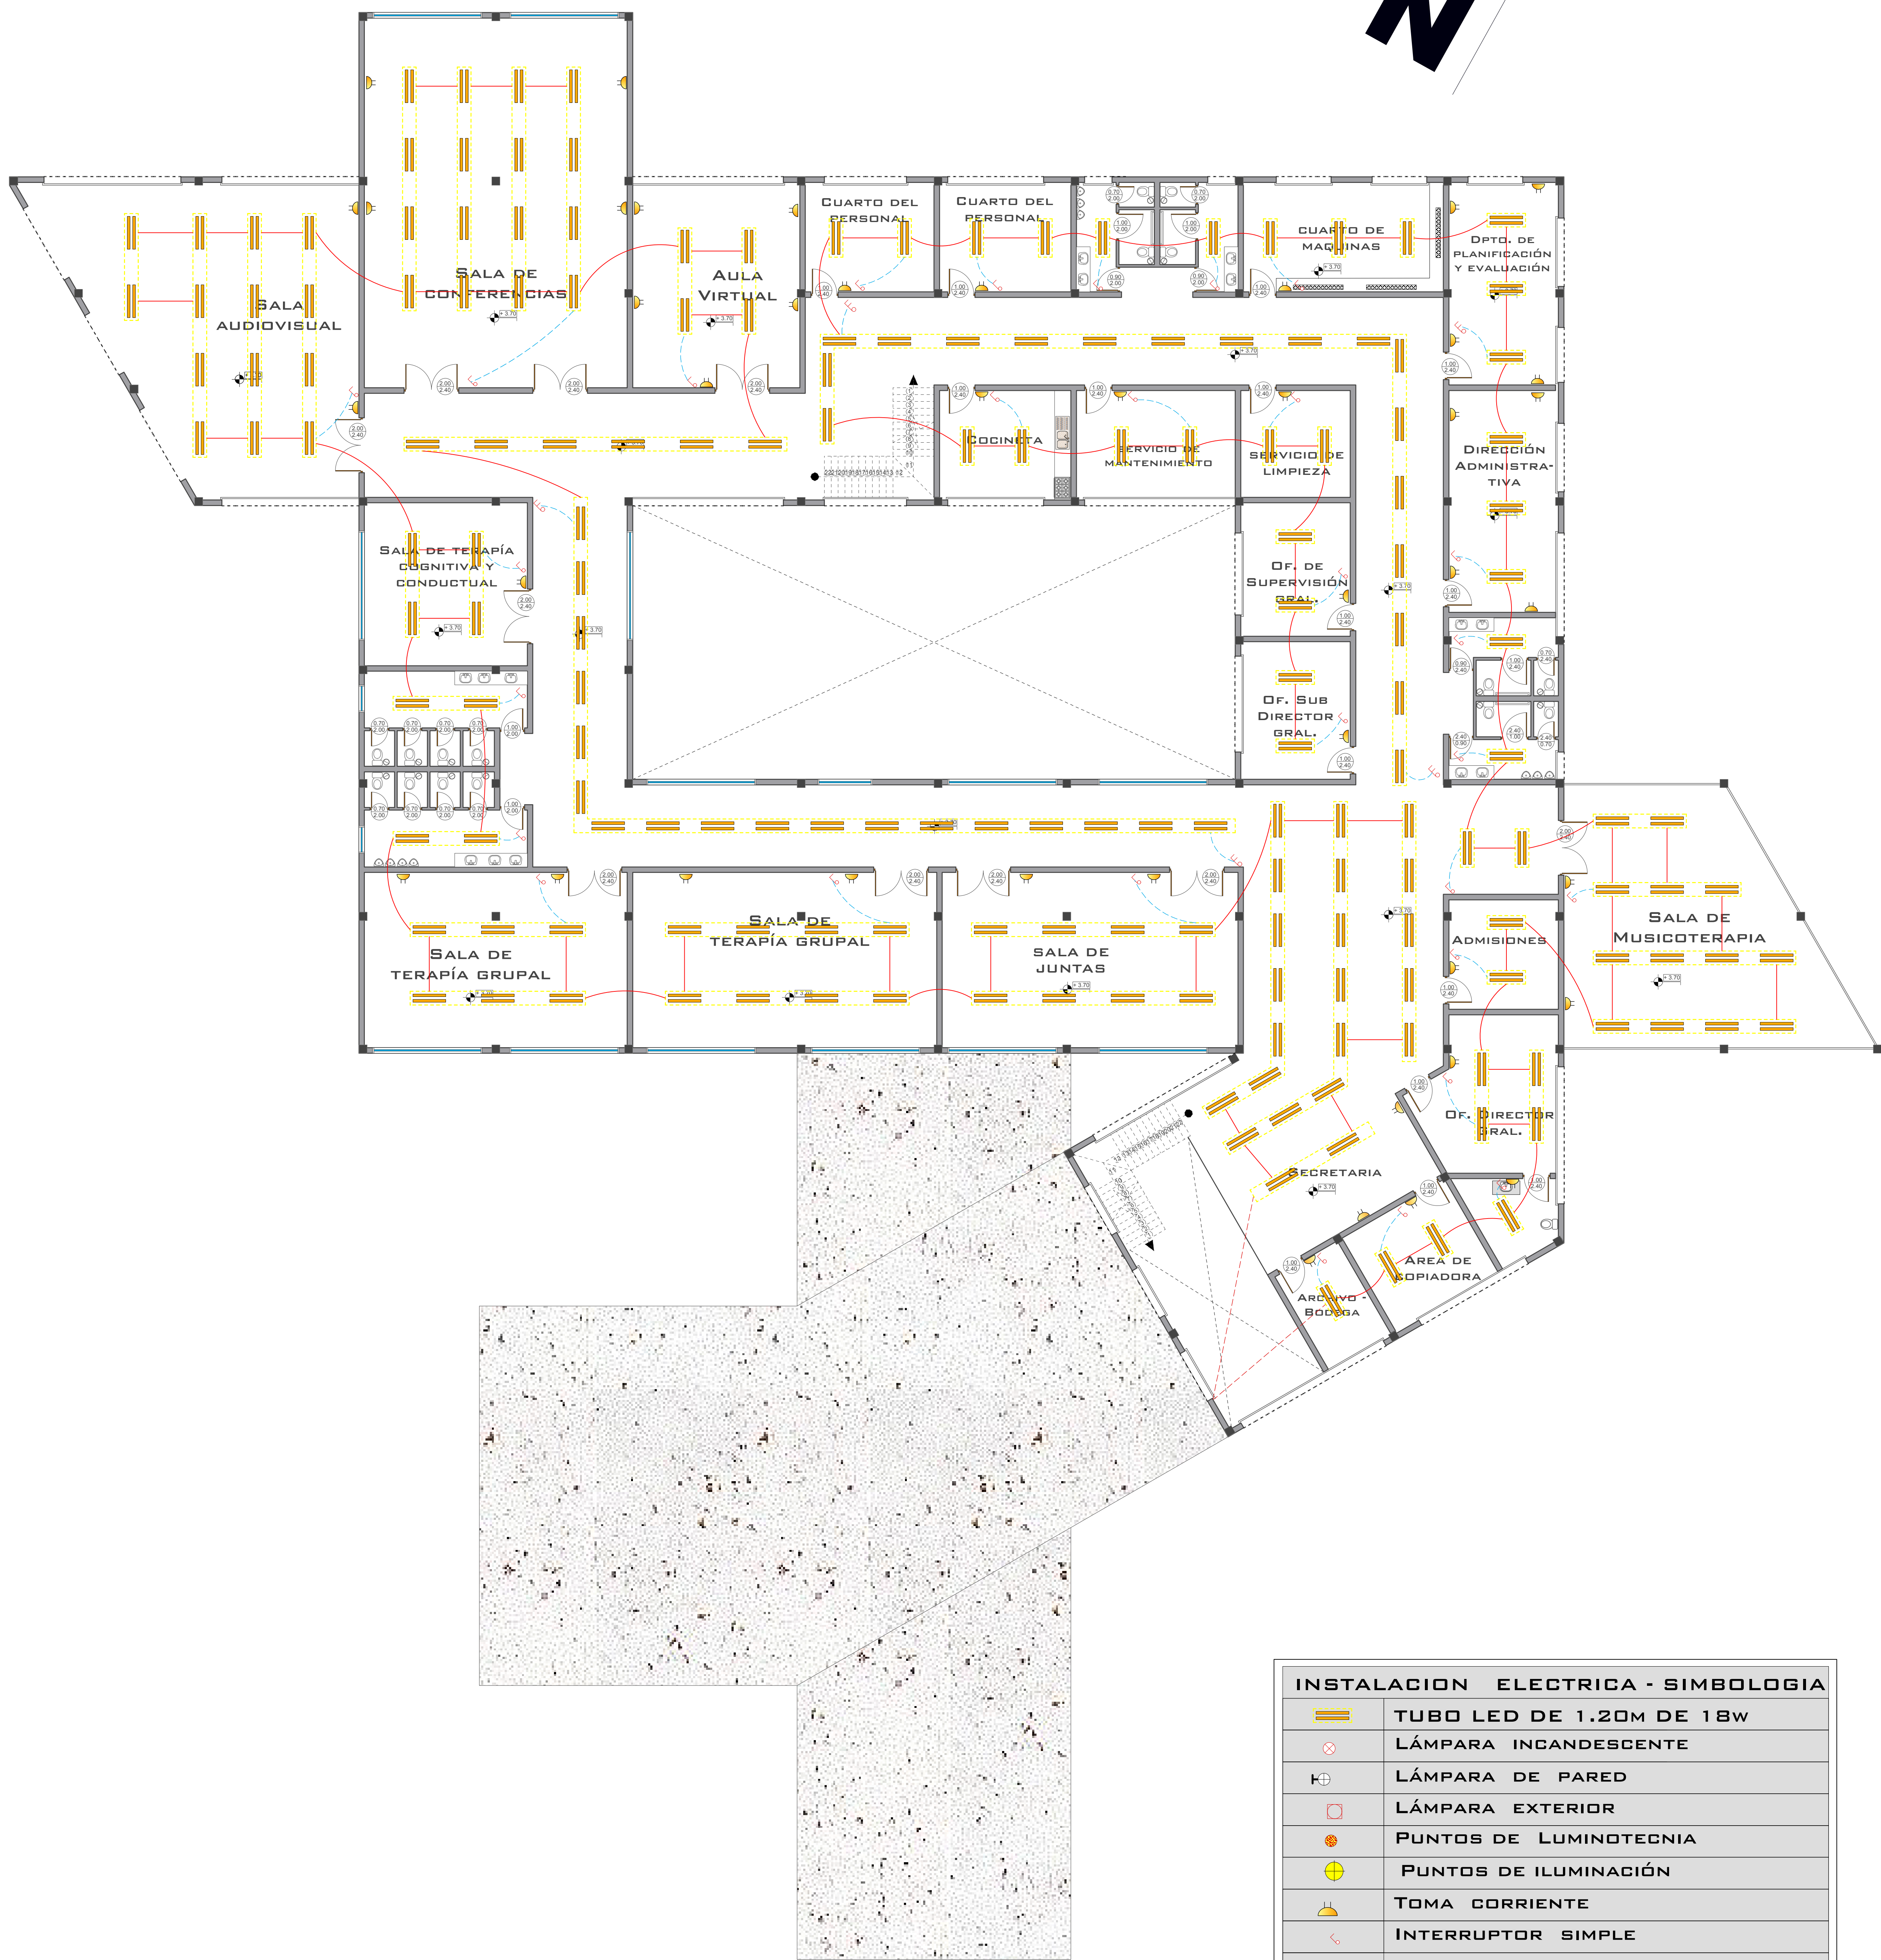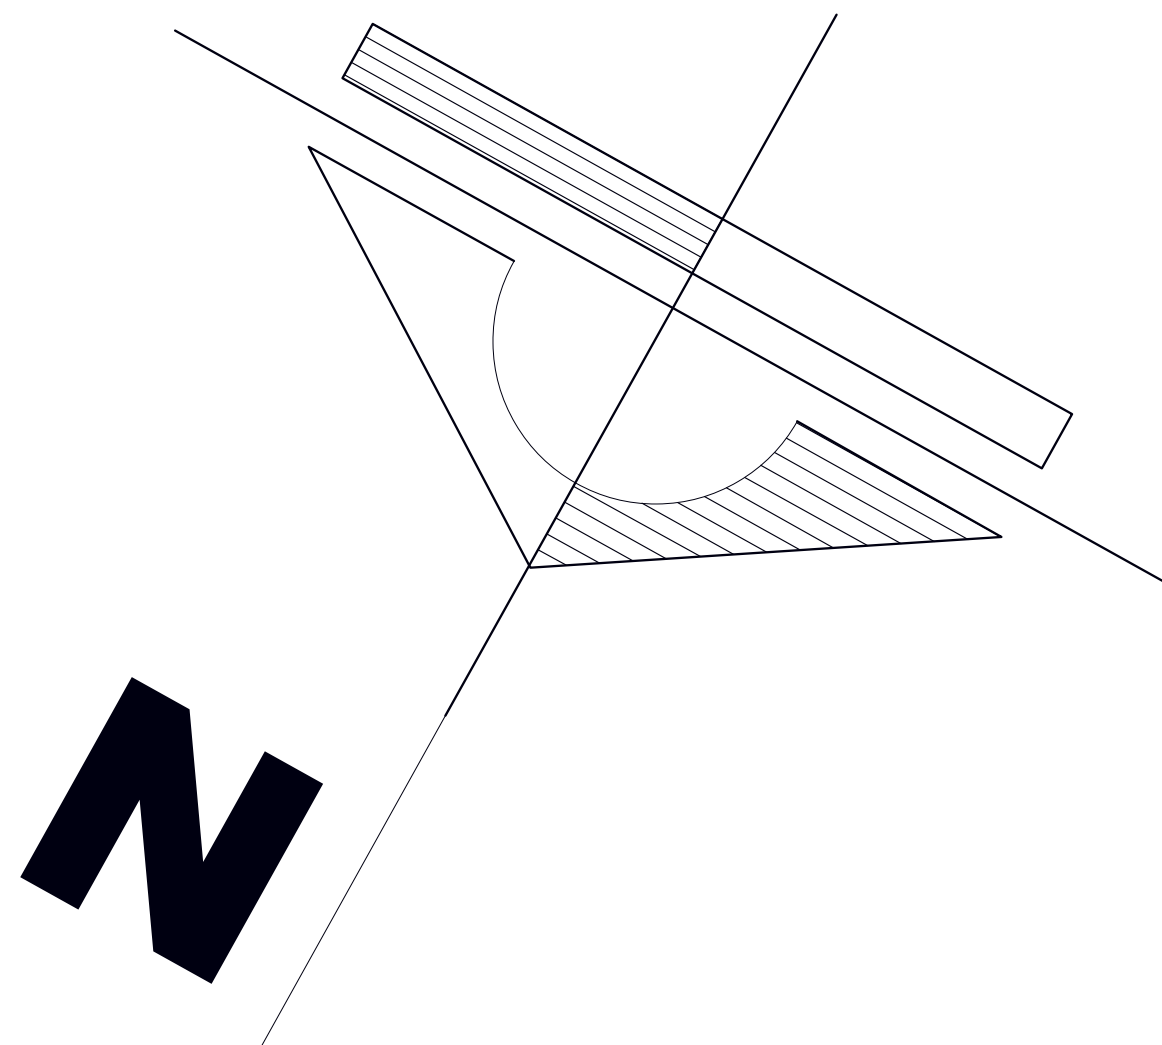

PLANTA ALTA
INSTALACIÓN ELÉCTRICA
ESCALA 1: 100

INSTALACION ELECTRICA - SIMBOLOGIA	
	TUBO LED DE 1.20M DE 18W
	LÁMPARA INCANDESCENTE
	LÁMPARA DE PARED
	LÁMPARA EXTERIOR
	PUNTOS DE LUMINOTECNIA
	PUNTOS DE ILUMINACIÓN
	TOMA CORRIENTE
	INTERRUPTOR SIMPLE
	INTERRUPTOR DOBLE
	CONMUTADOR
	TENDIDO ELÉCTRICO
	PUNTO DUCHA
	PUNTO AIRE ACONDICIONADO
	TABLERO DE CONTROL
	MEDIDOR

"CENTRO DE REEDUCACIÓN PARA HOMBRES AGRESORES DE MUJERES EN LA CIUDAD DE TARIJA"



NOMBRE: JONATHAN REYNALDO VIDEZ SANCHEZ
UNIVERSIDAD AUTÓNOMA JUAN MISAEL SARACHO

DOCENTE GUÍA: ARQ. PATRICIA MIRANDA
FACULTAD DE CIENCIAS Y TECNOLOGÍA

CARRERA DE ARQUITECTURA Y URB. PROYECTO DE GRADO TES 501 ESCALA: LA INDICADA


LÁMINA:
19



GRUPO 2

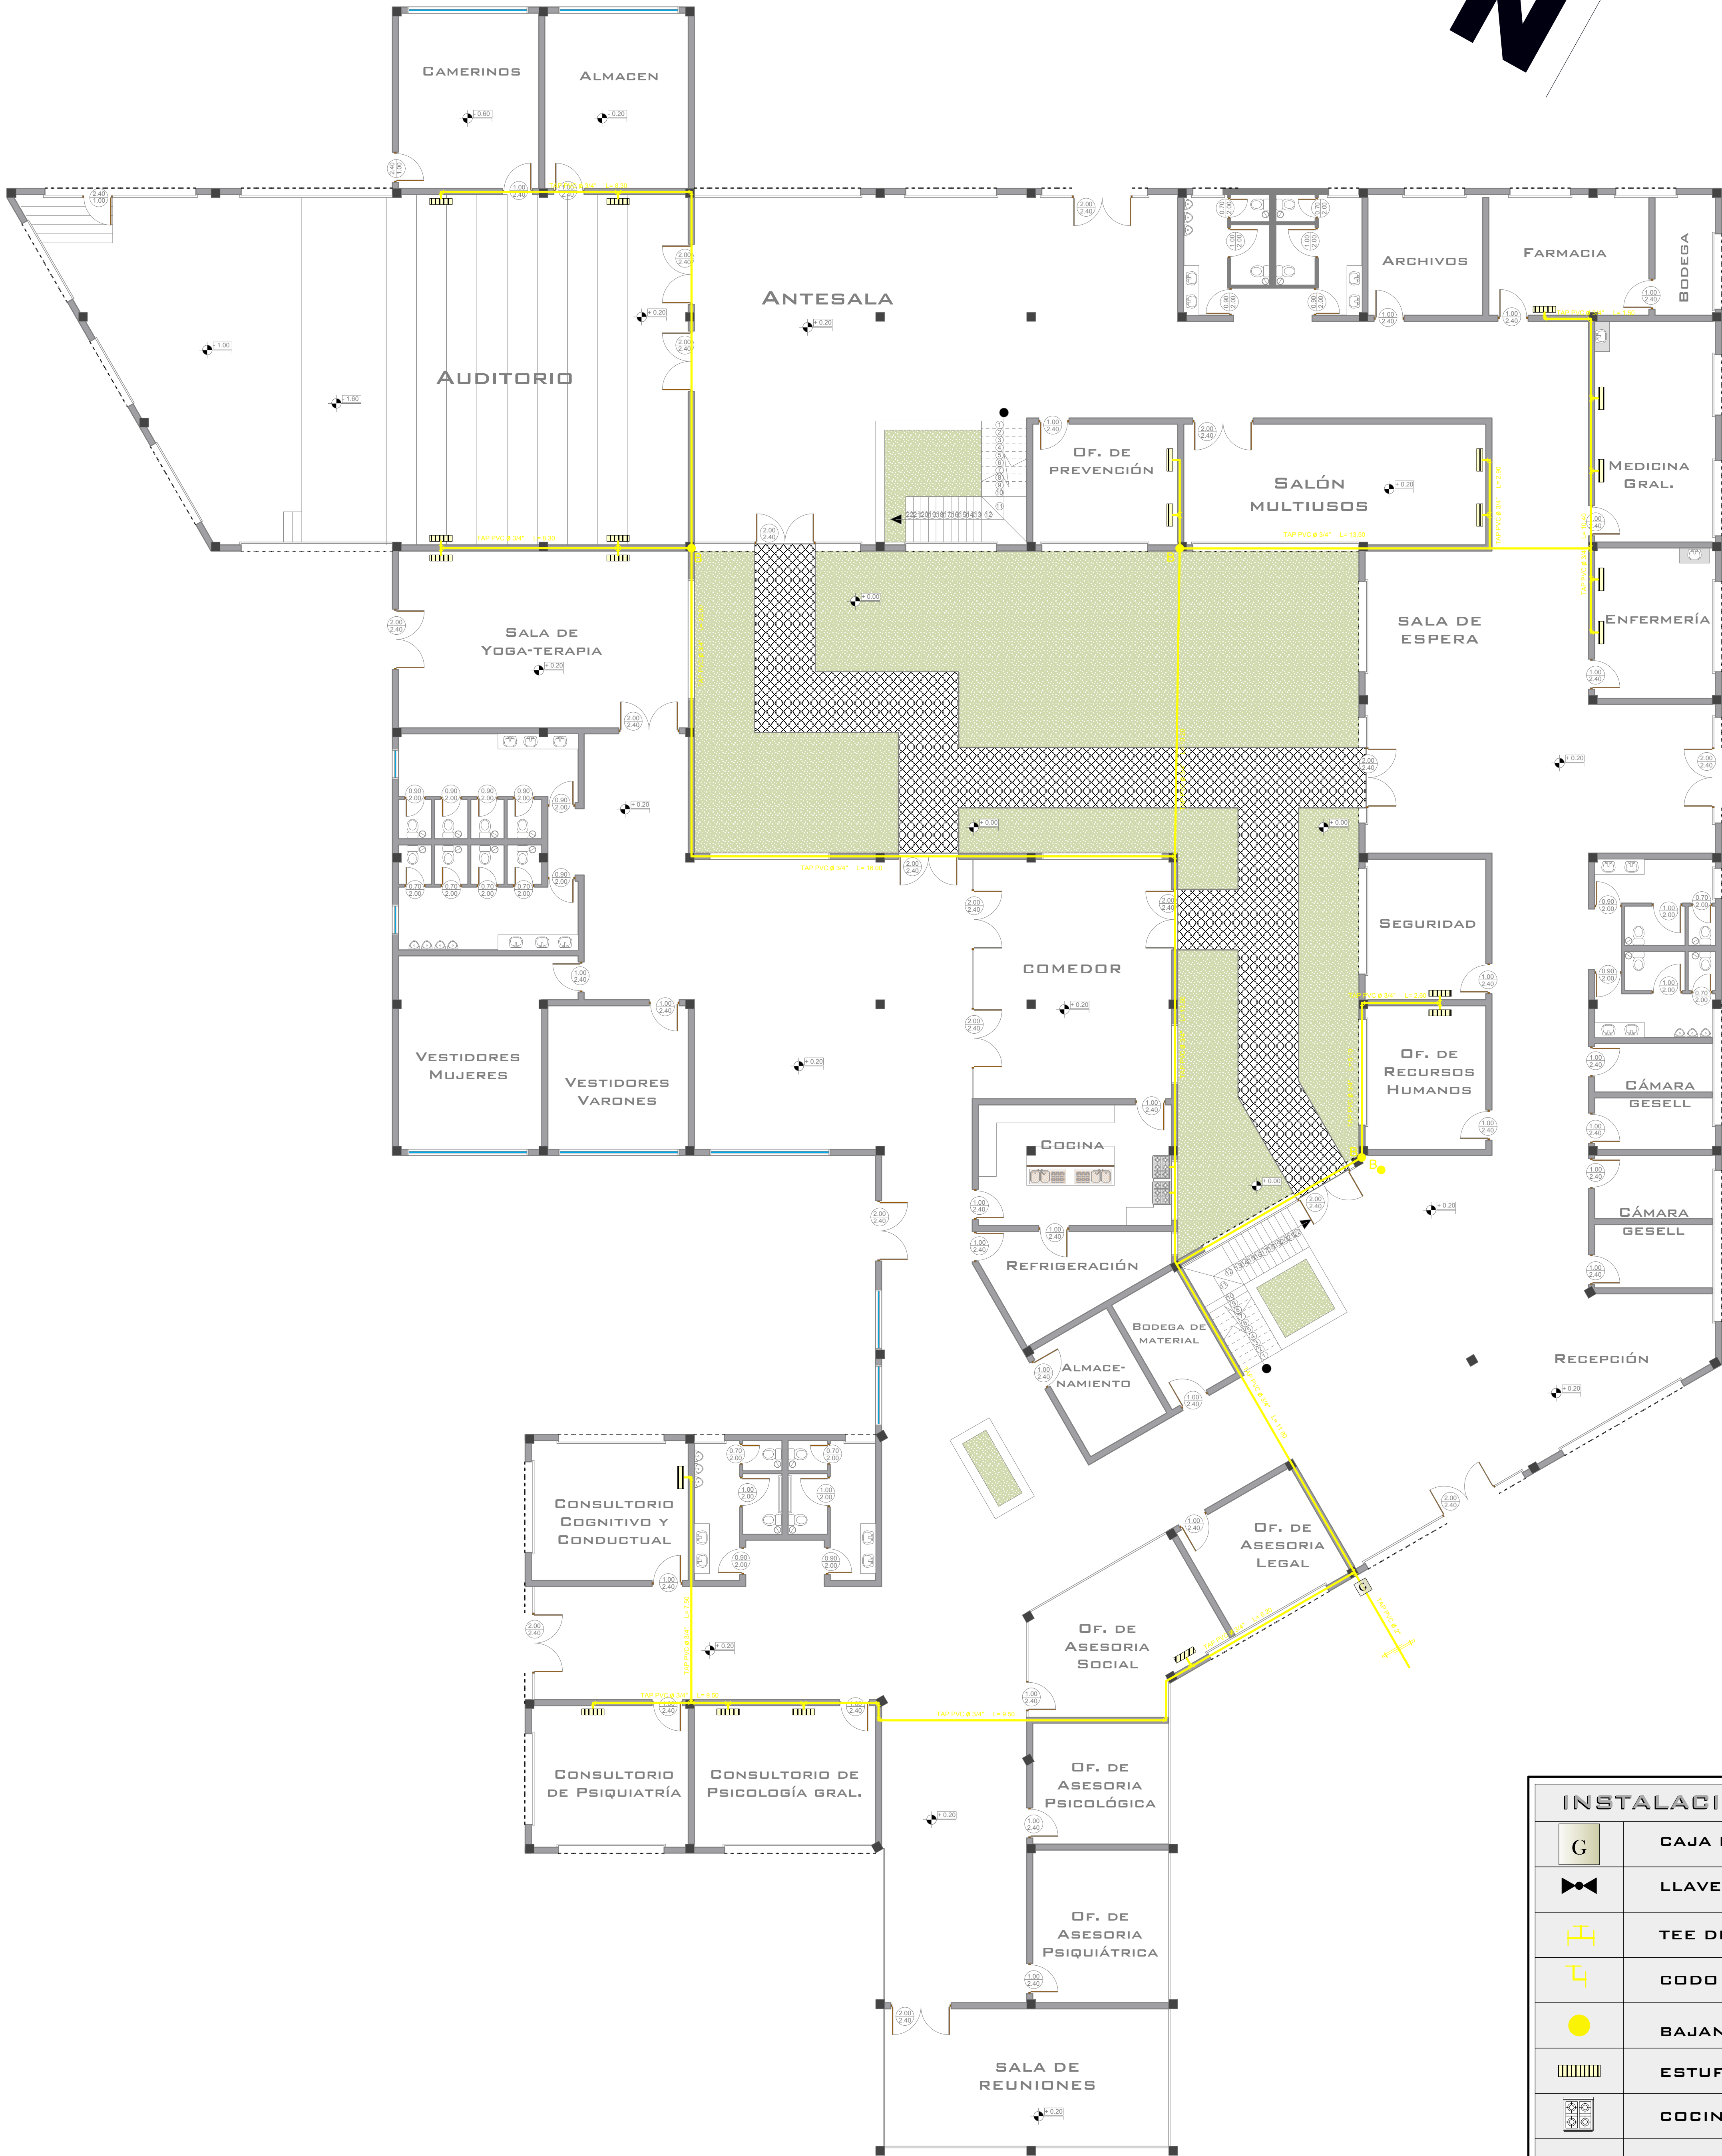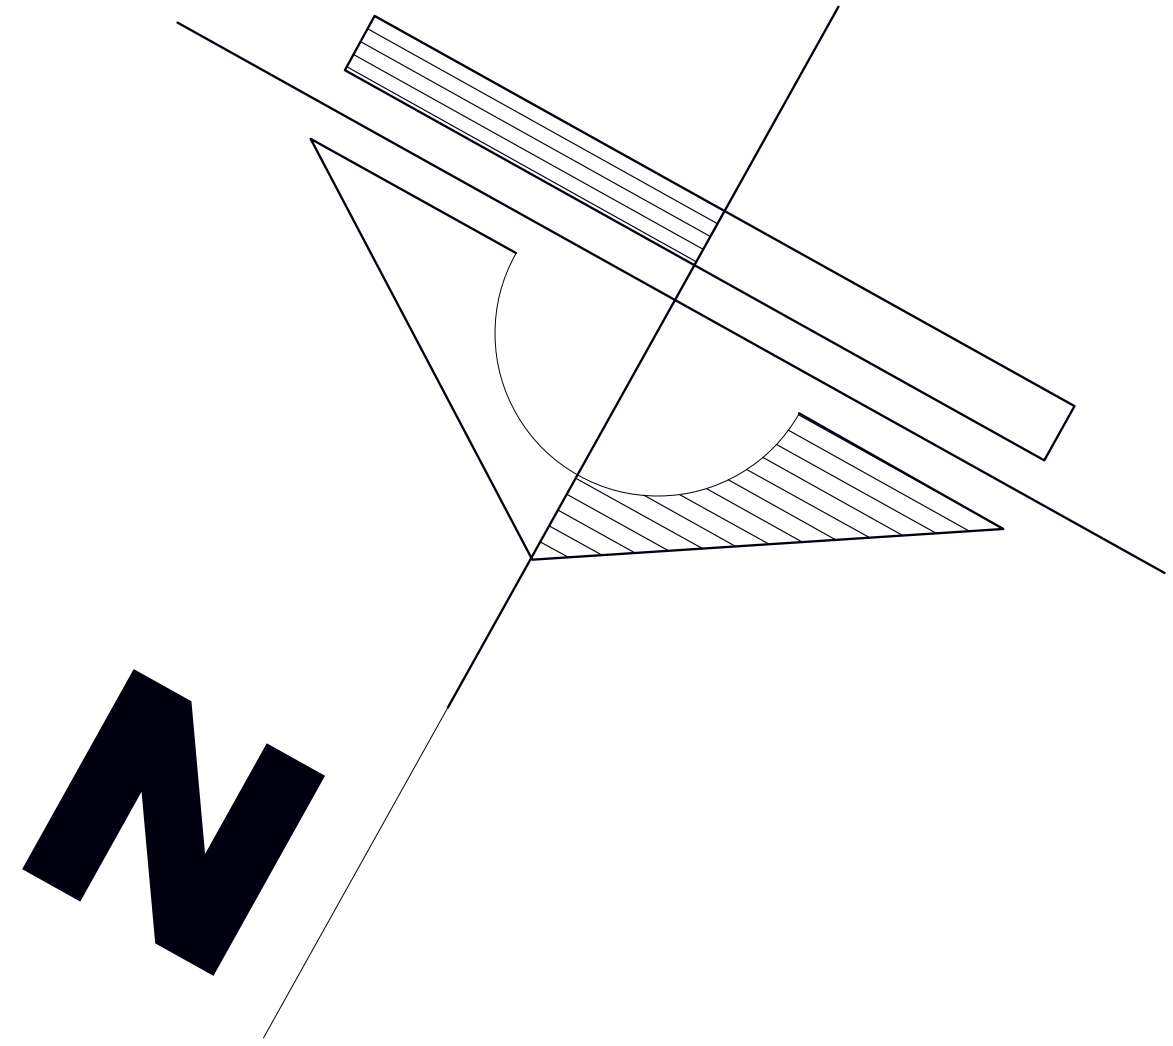

PLANTA BAJA
INSTALACIÓN DE GAS
ESCALA 1: 100


INSTALACION GAS NATURAL	
G	CAJA DE REGISTRO
⬮	LLAVE DE PASO
⌋	TEE DE 90°
⌋	CODO 90°
●	BAJANTE
	ESTUFA
	COCINA
—	TUBERIA DE GAS

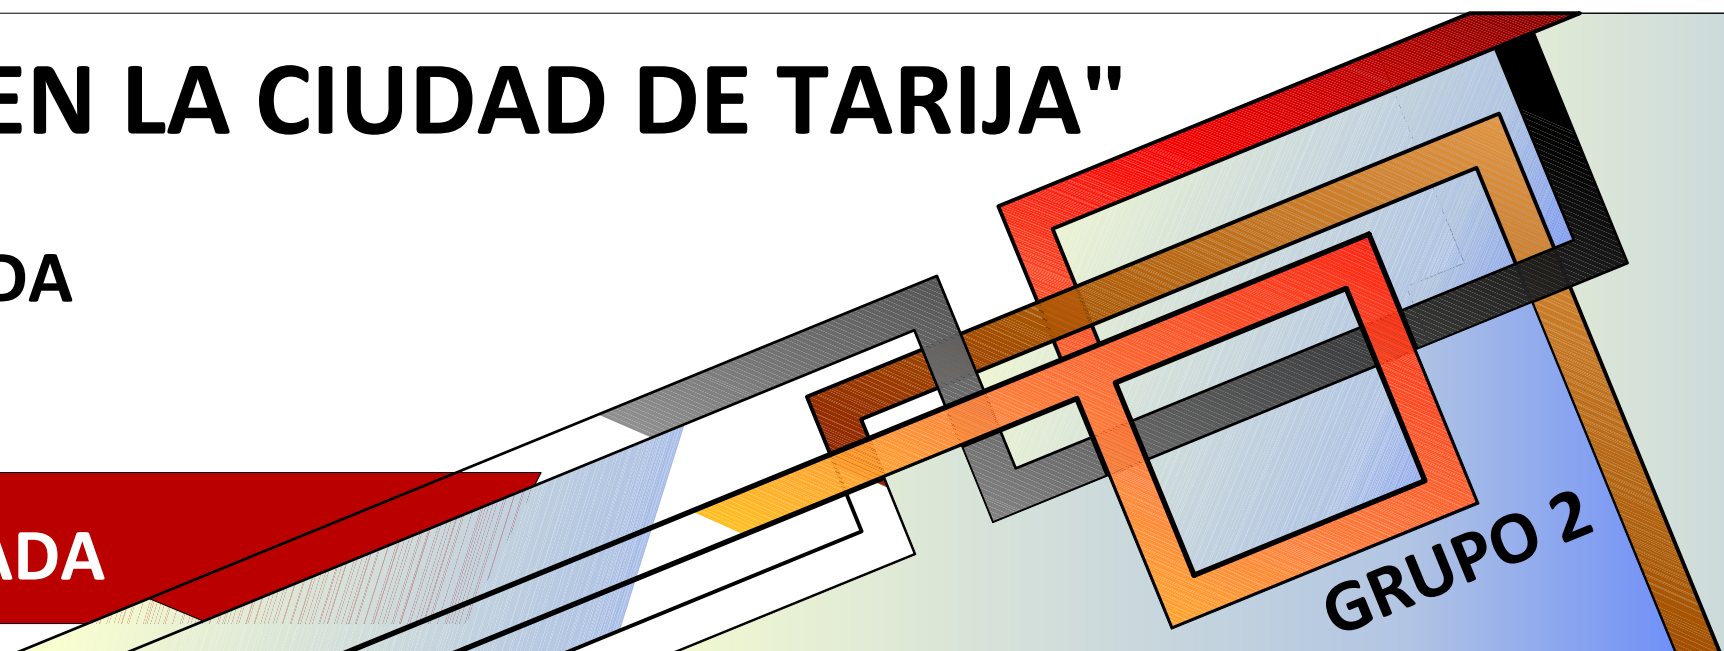

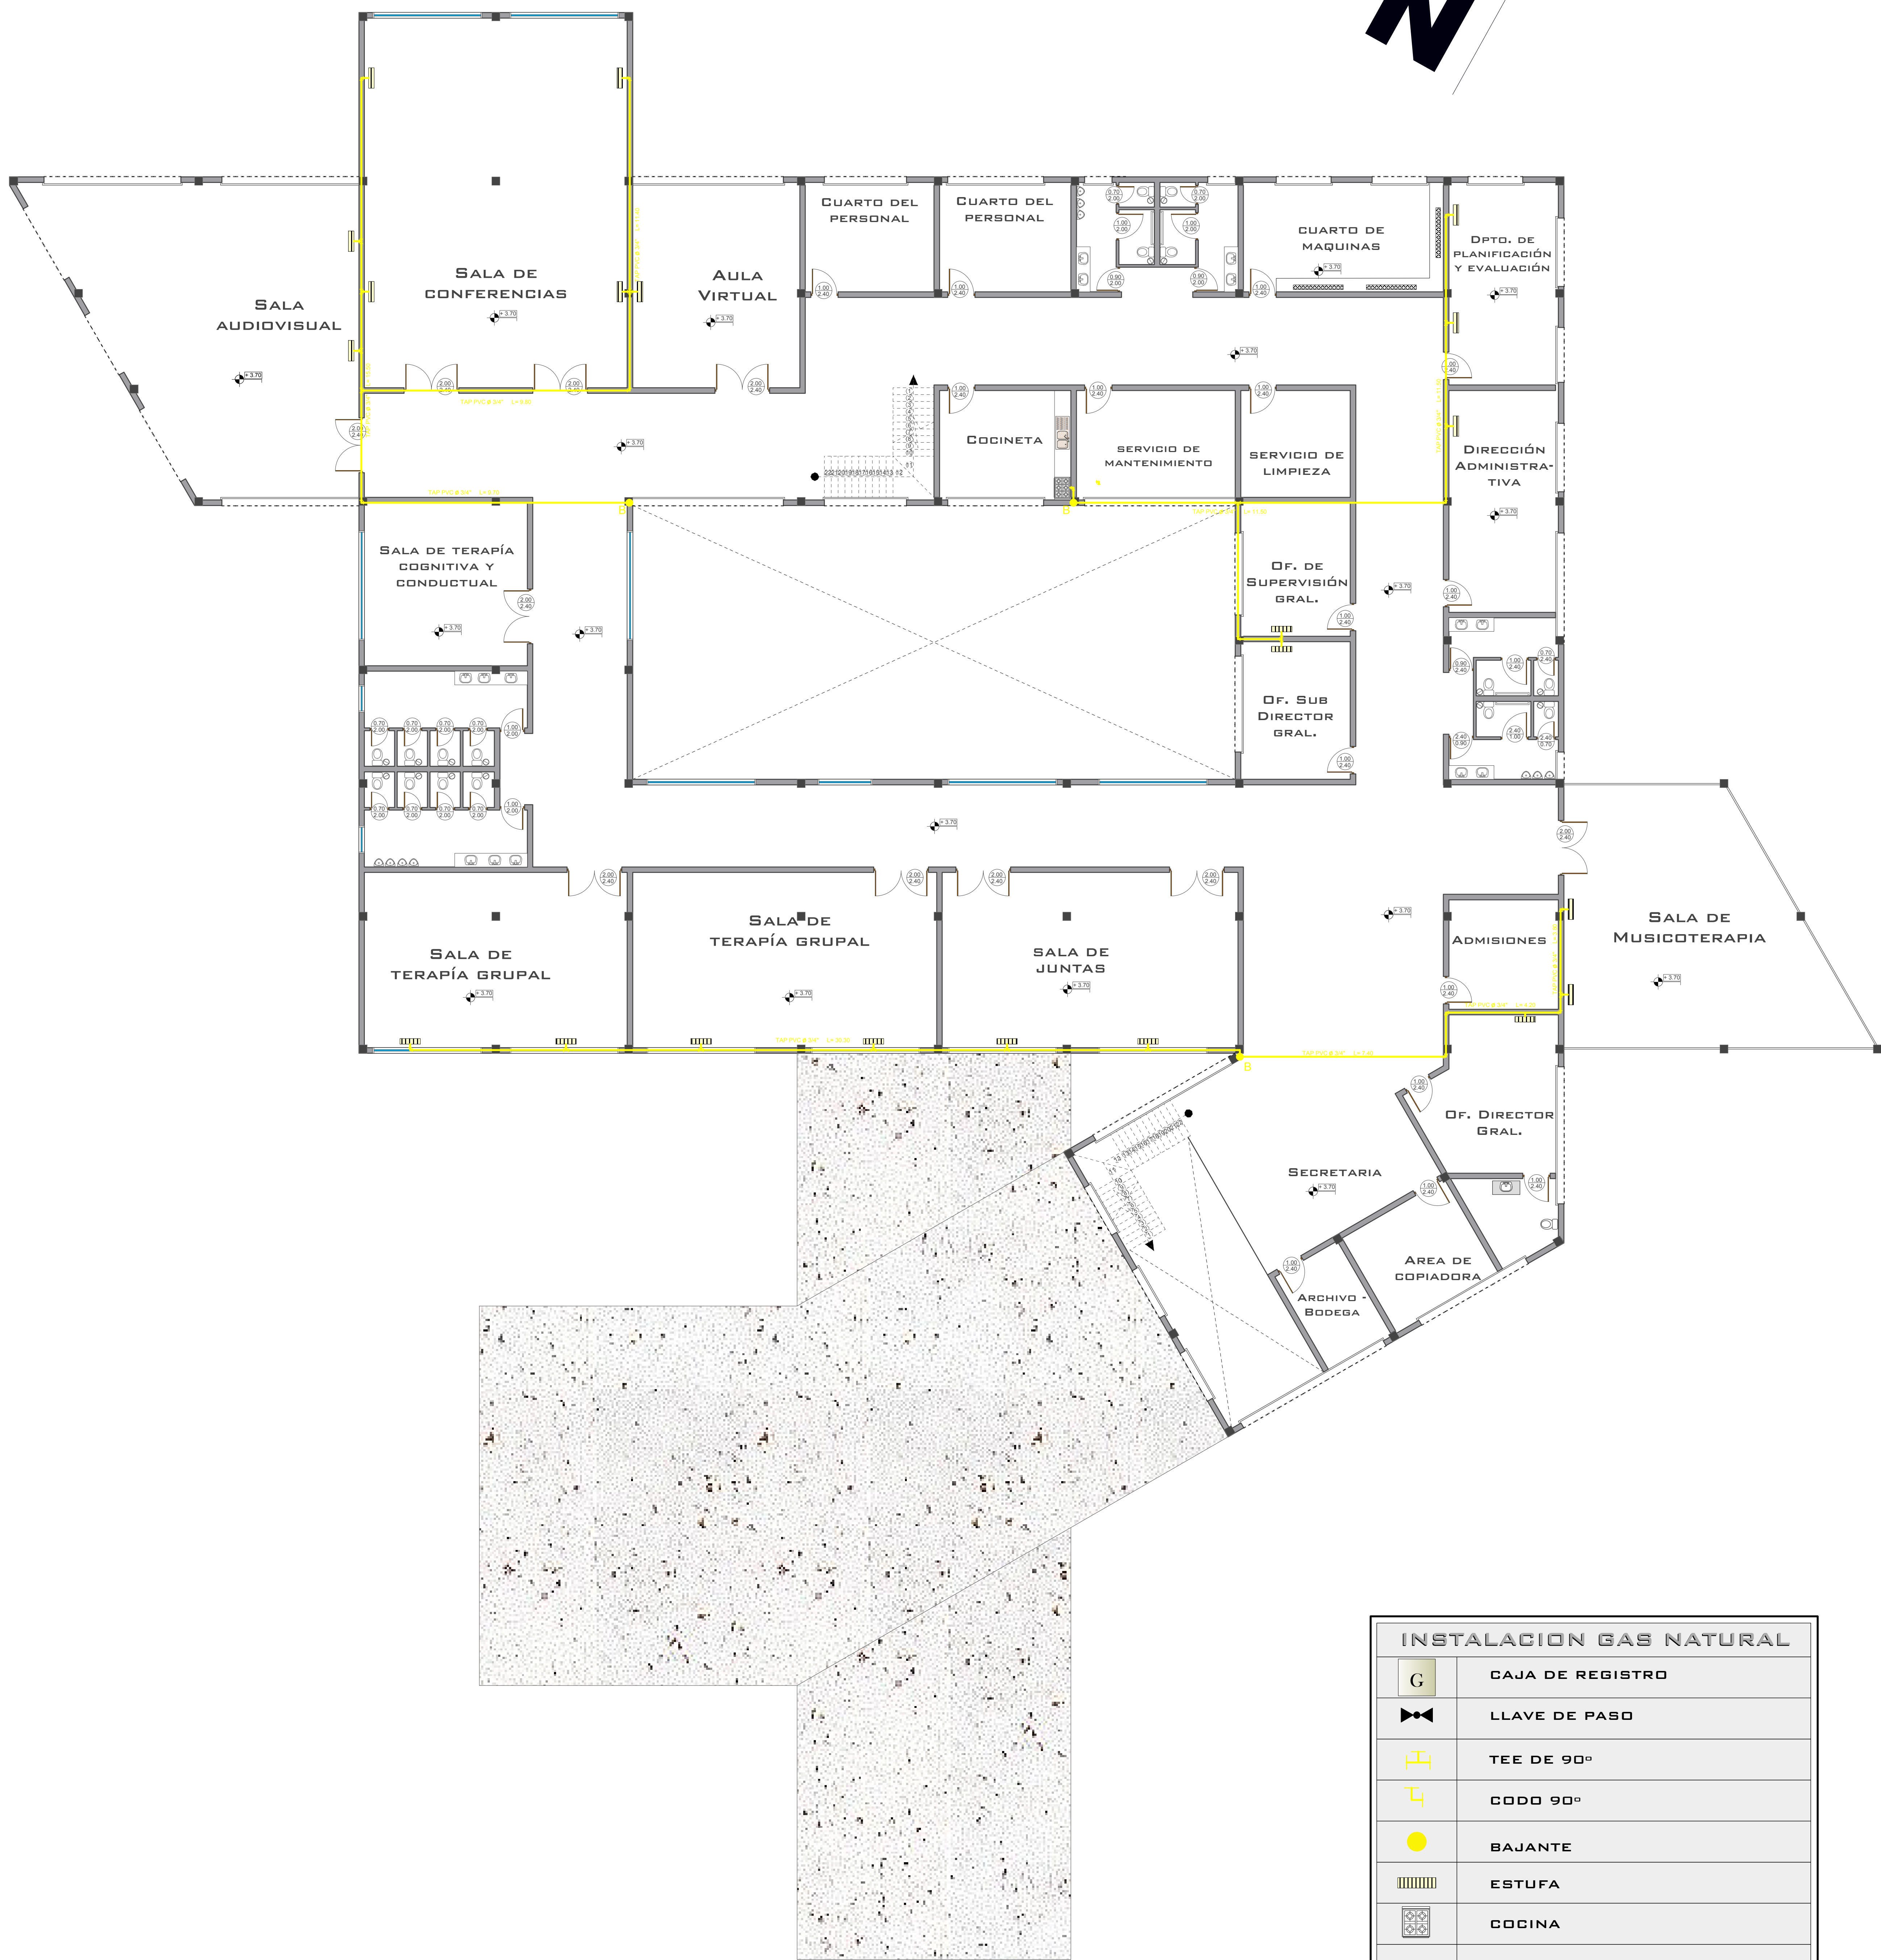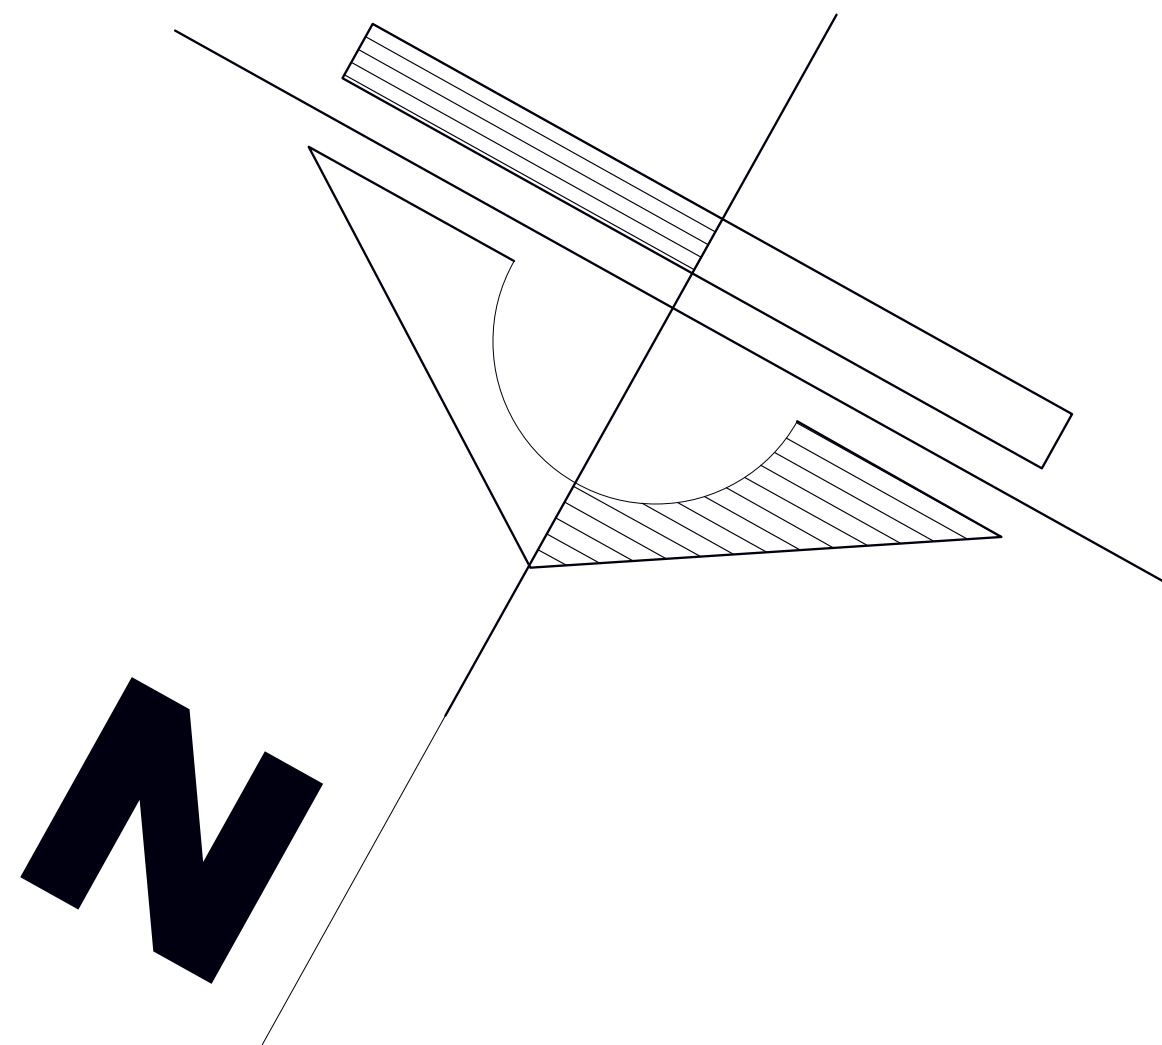




PLANTA ALTA
INSTALACIÓN DE GAS
ESCALA 1: 100

INSTALACION GAS NATURAL	
G	CAJA DE REGISTRO
▶▶	LLAVE DE PASO
└─┘	TEE DE 90°
└─┘	CODO 90°
●	BAJANTE
	ESTUFA
	COCINA
—	TUBERIA DE GAS

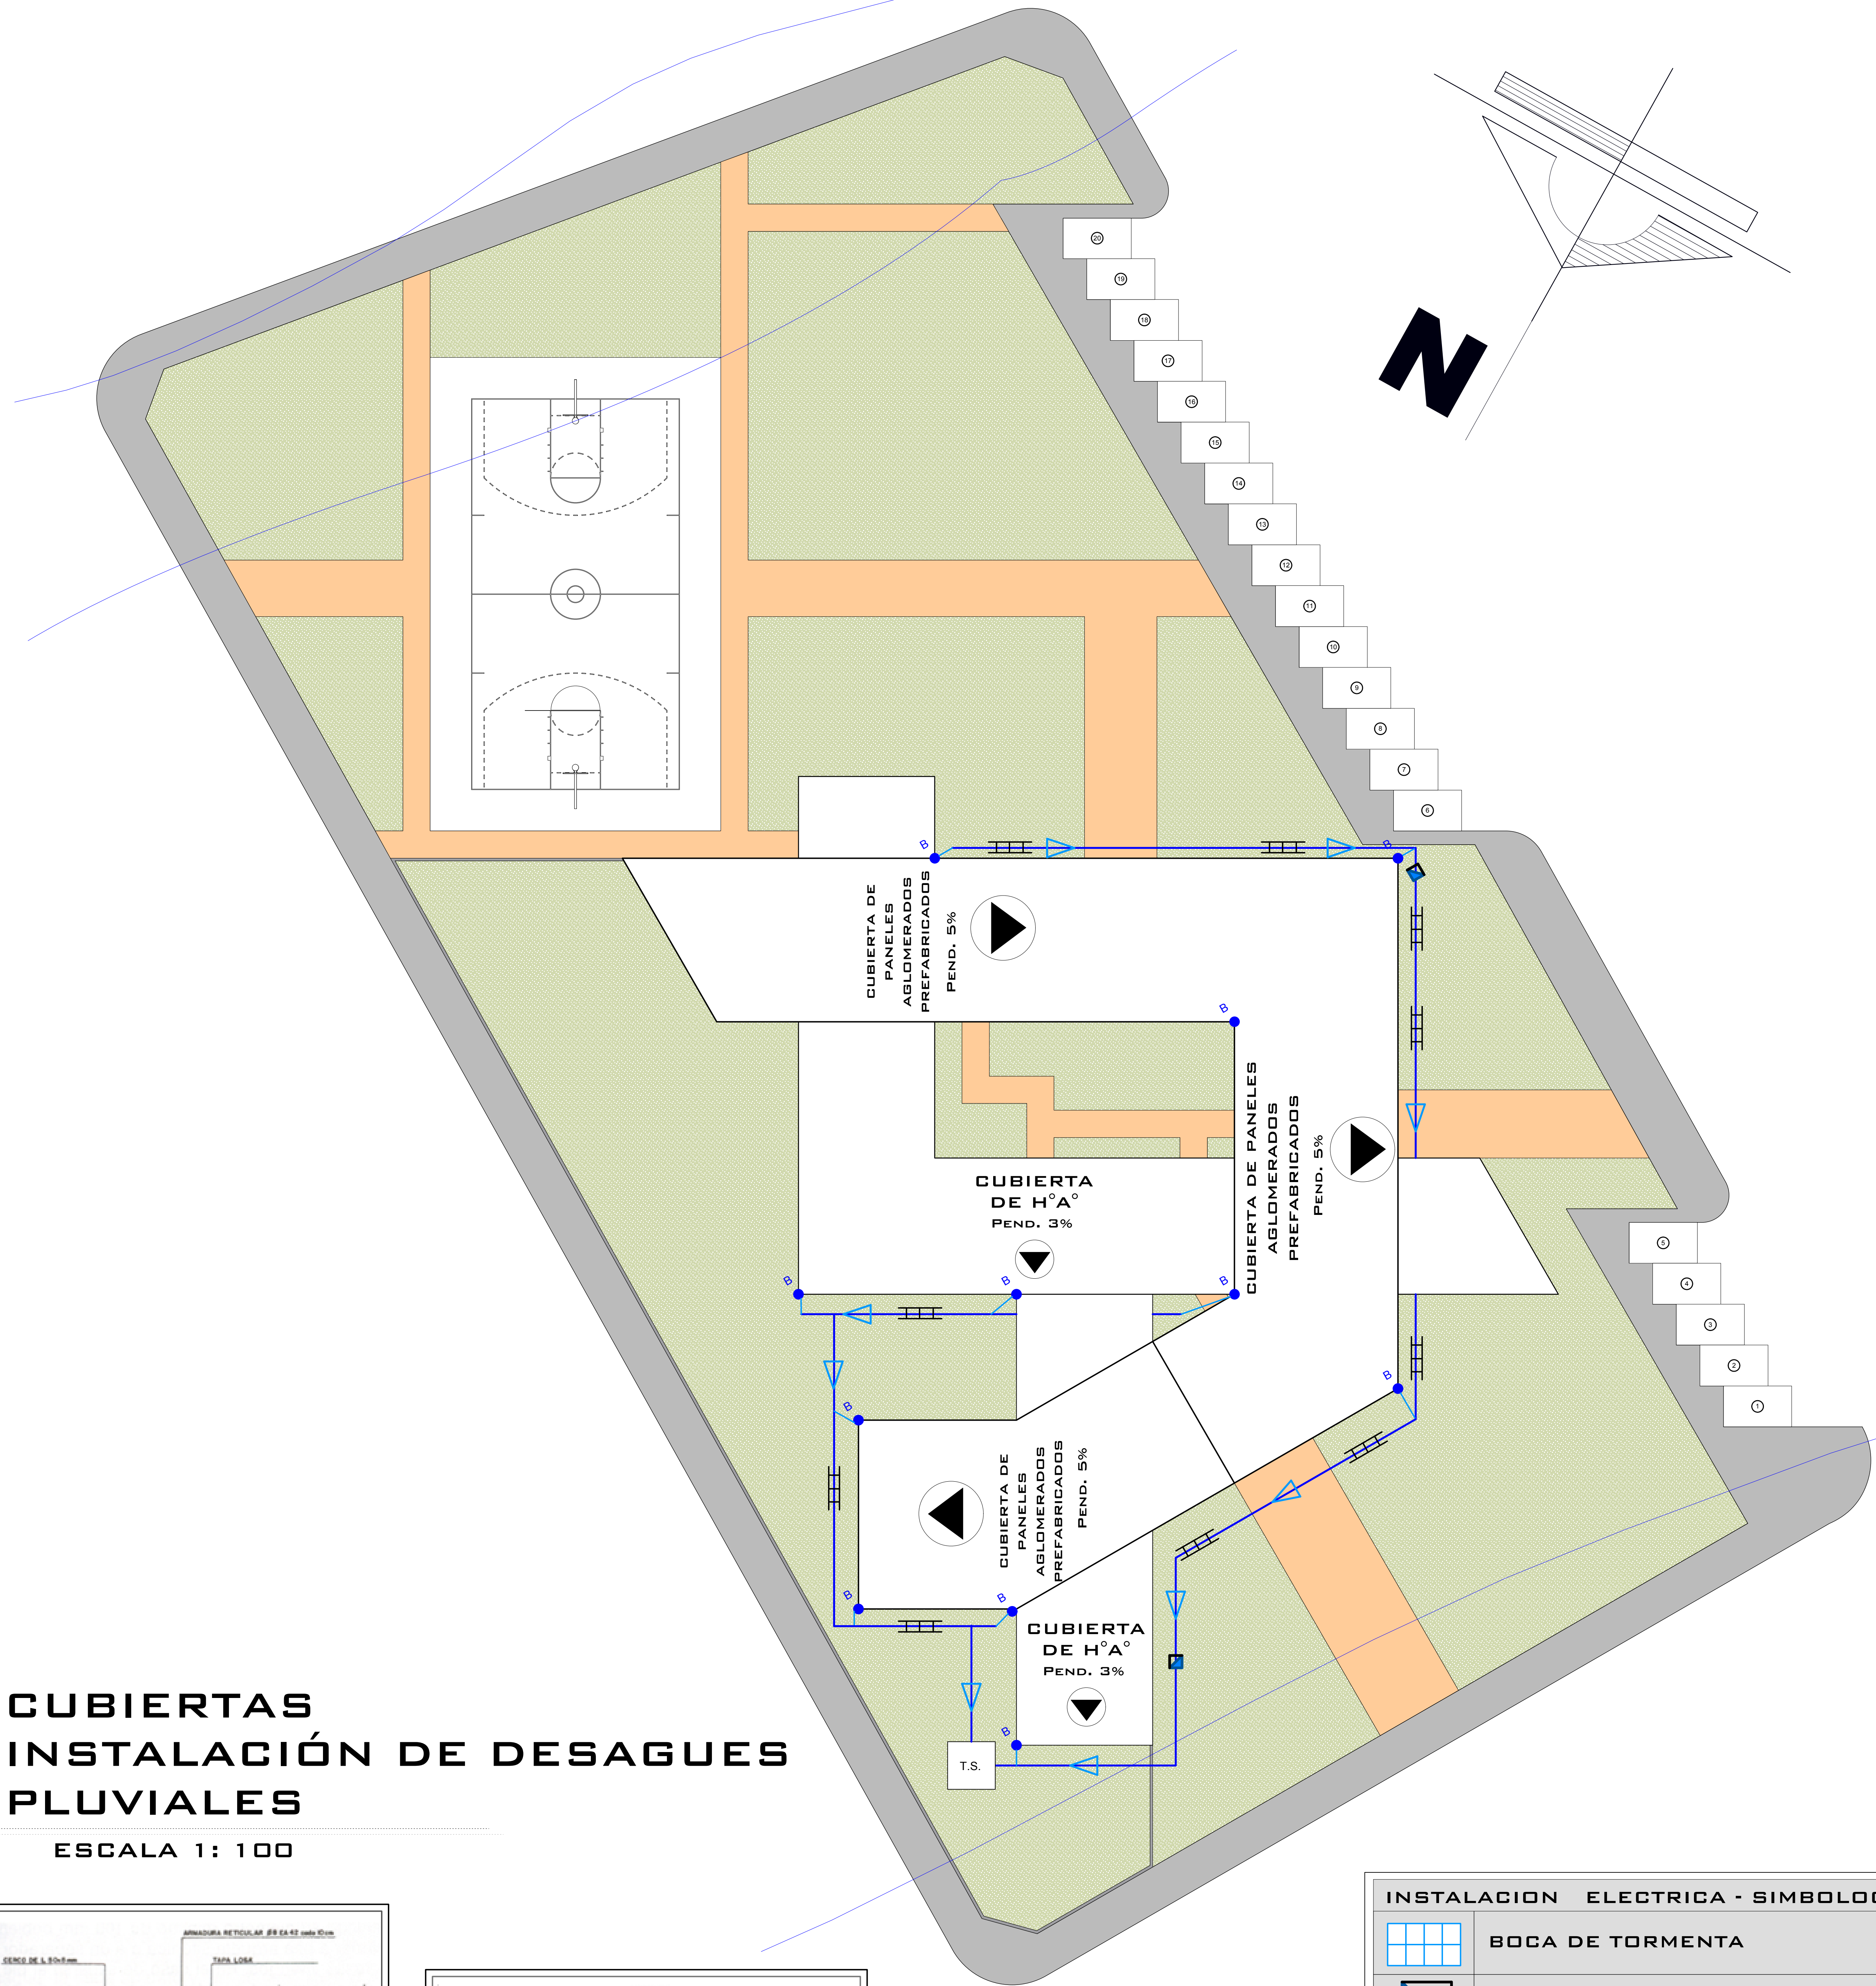

CUBIERTAS INSTALACIÓN DE DESAGUES PLUVIALES

ESCALA 1: 100

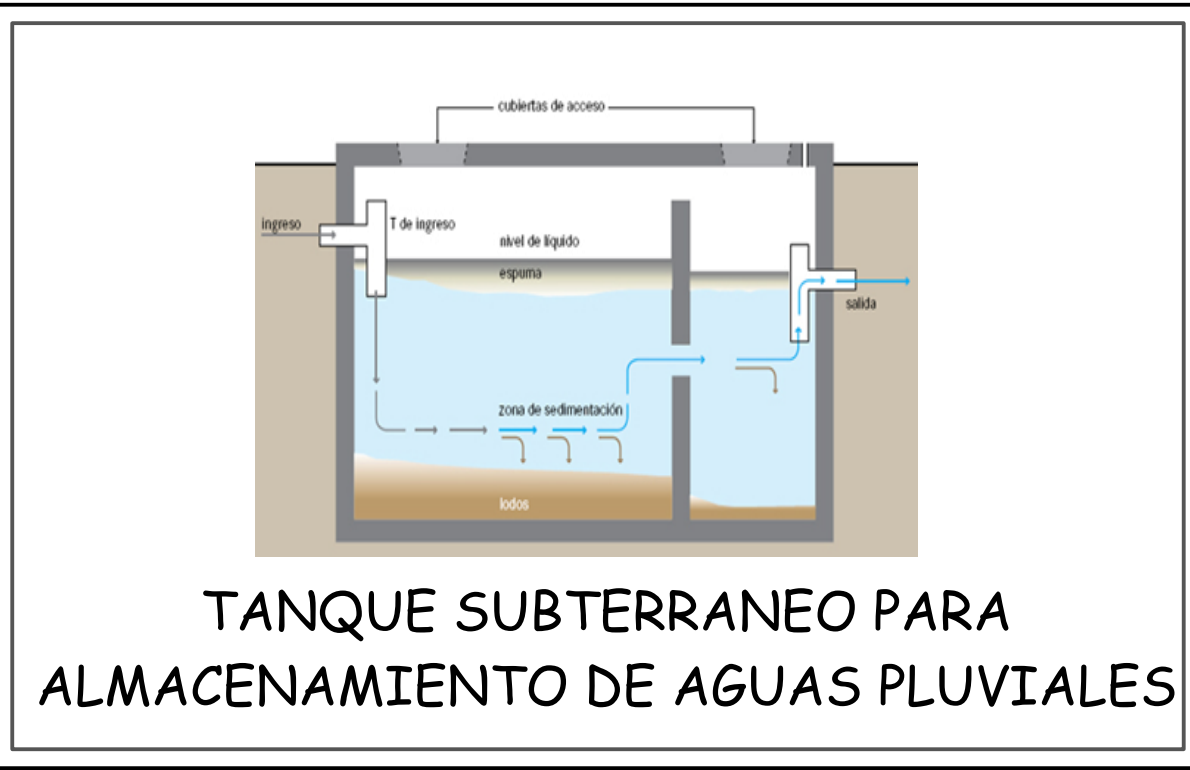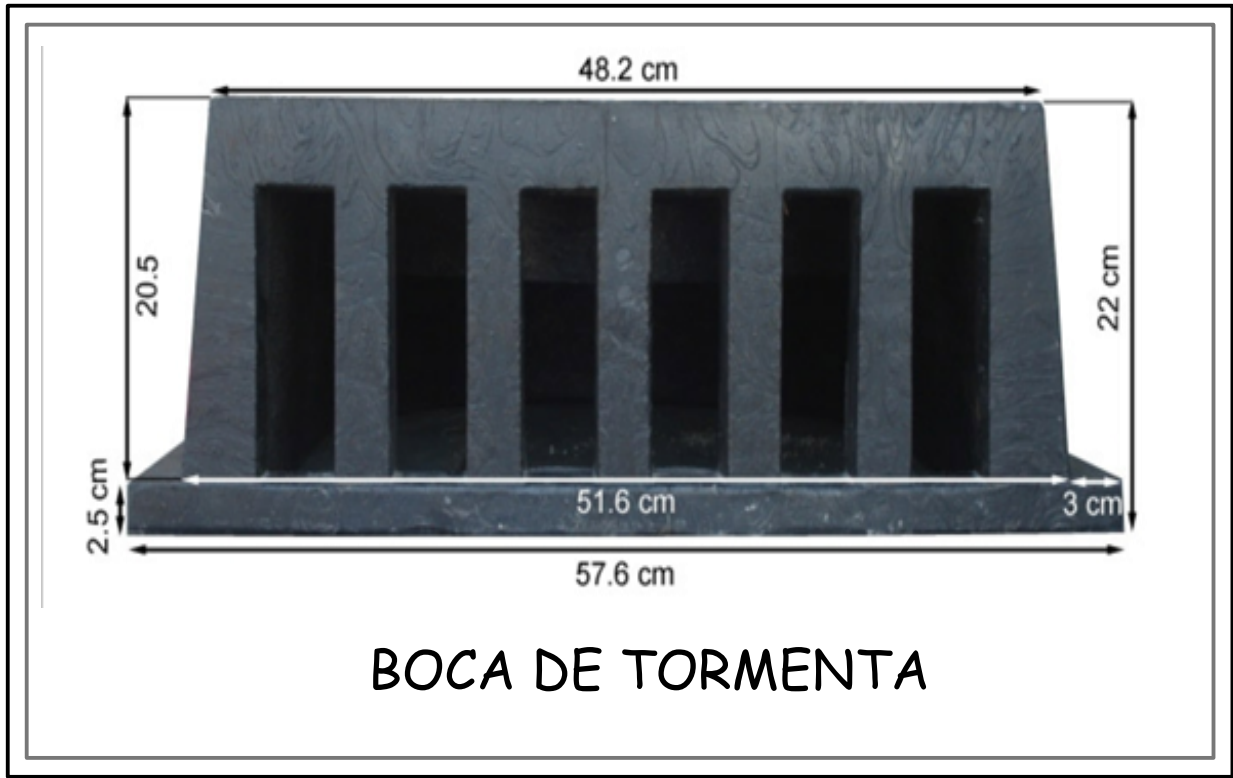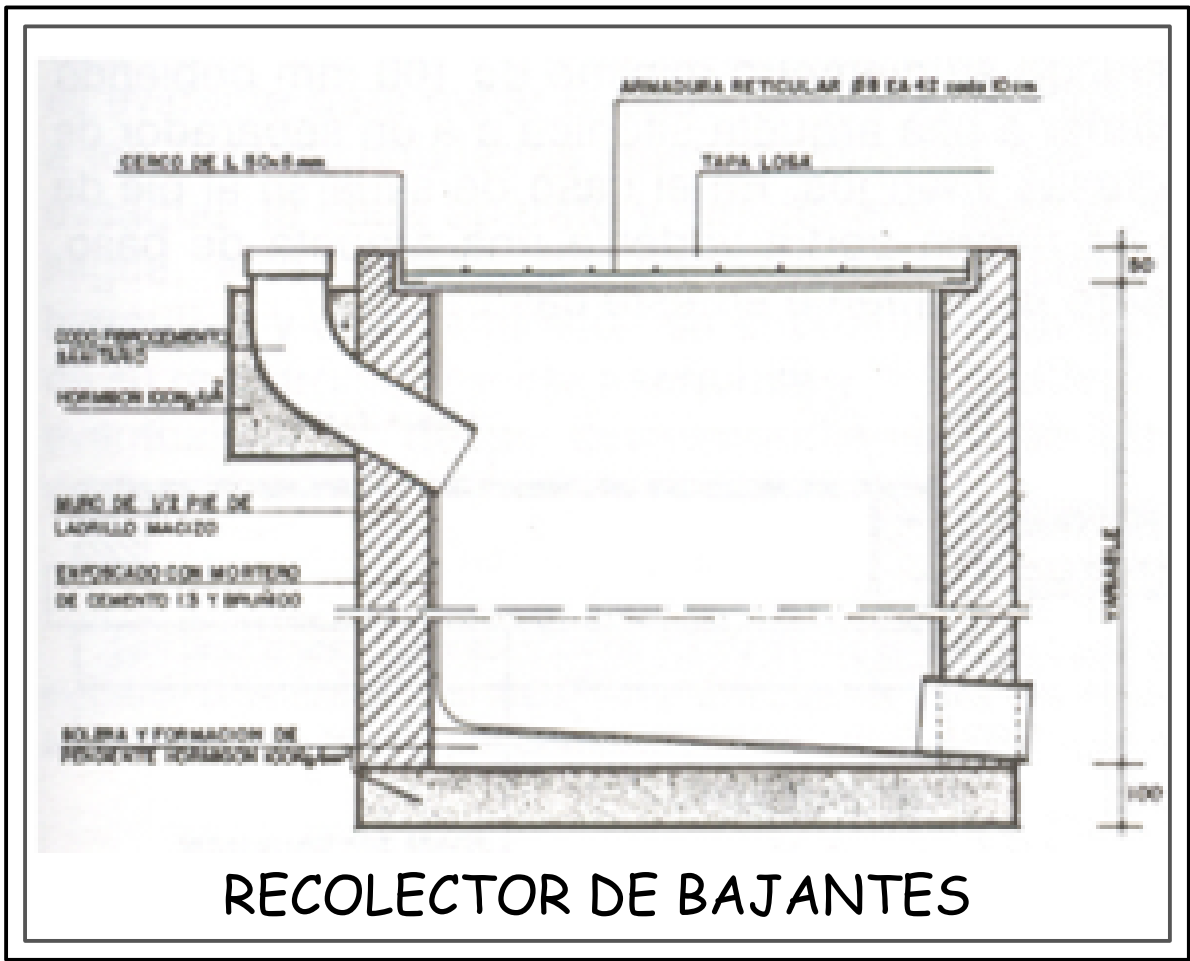

INSTALACION ELECTRICA - SIMBOLOGIA	
	BOCA DE TORMENTA
	CAMARA DE CRUCE E INSPECCION
	REJILLA DE FIERRO PARA PISO
	INST. DE DESAGUE TUBERIA PVC 4"
	INST. DE DESAGUE TUBERIA PVC 6"
	DIRECCION DE DESAGUE
	RECOLECTOR DE BAJANTES
	TANQUE SUBTERRANEO PARA ALMACENAMIENTO DE AGUAS PLUVIALES

"CENTRO DE REEDUCACIÓN PARA HOMBRES AGRESORES DE MUJERES EN LA CIUDAD DE TARIJA"

NOMBRE: JONATHAN REYNALDO VIDEZ SANCHEZ
UNIVERSIDAD AUTÓNOMA JUAN MISAEL SARACHO

DOCENTE GUÍA: ARQ. PATRICIA MIRANDA
FACULTAD DE CIENCIAS Y TECNOLOGÍA

CARRERA DE ARQUITECTURA Y URB.

PROYECTO DE GRADO TES 501

ESCALA: LA INDICADA



PLANTA BAJA
INSTALACIÓN ESPECIAL DE PARASOLES
VERTICALES EN FACHADAS
ESCALA 1: 100