

INSTALACIONES ESPECIALES	
REFERENCIAS	
	CAMARAS DE VIGILANCIA
	CENTRAL DE CAMARAS Y SENSORES
	BUS DE CABLEADO
	EXTINTOR



CONTENIDO:

PLANTA BAJA -Inst. Especial

LAMINA:

27 / 37

DOC. : ARQ. CIRO VARGAS
UNIV. : XIMENA ARENAS MICHAGA


ESCALA 1 : 150

"AREA DIRECTRIZ"


CENTRO DE PENSIEROS PARA MENORES TRANSGRESORES



INSTALACIONES ESPECIALES	
REFERENCIAS	
	CAMARAS DE VIGILANCIA
	CENTRAL DE CAMARAS Y SENSORES
	BUS DE CABLEADO
	EXTINTOR

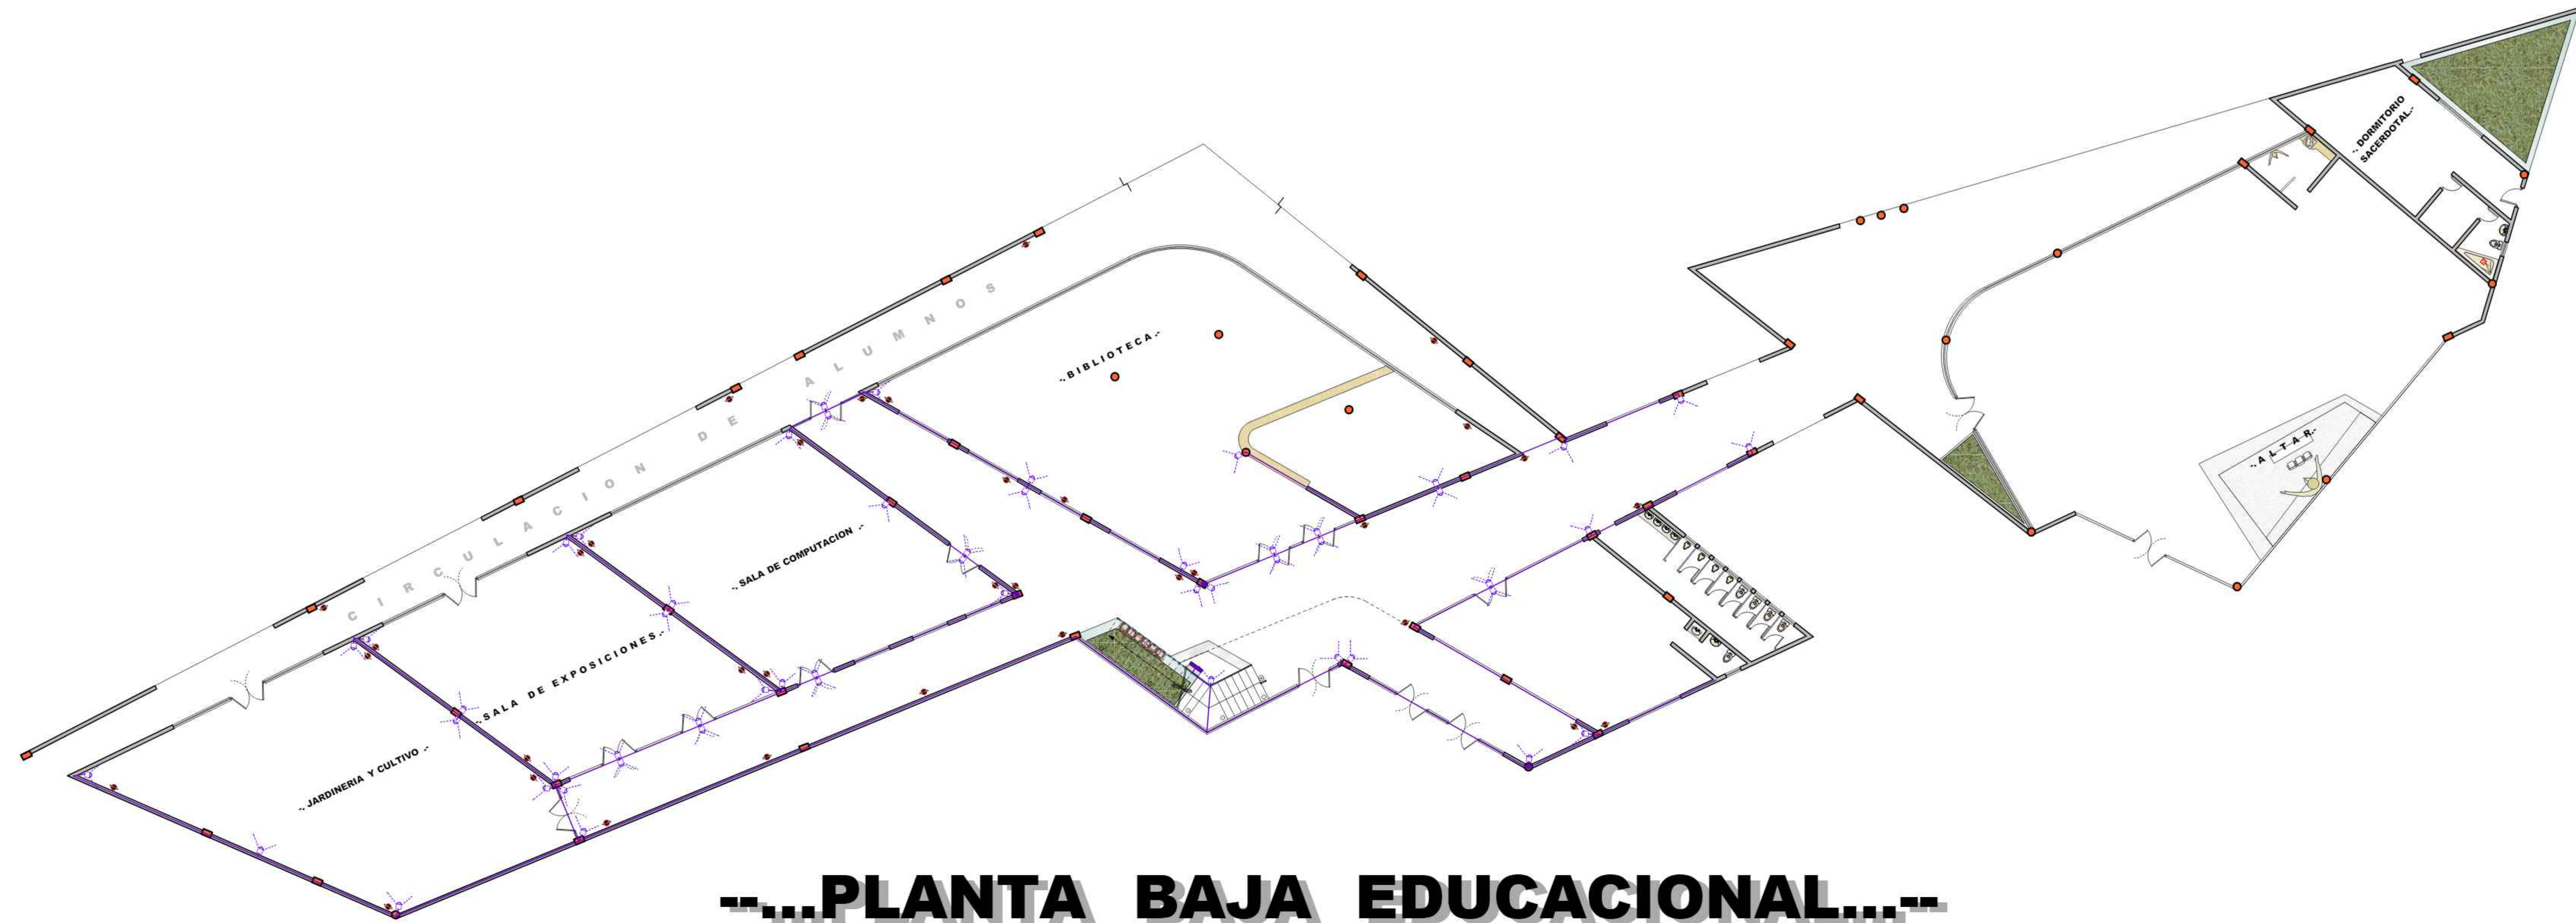

---...PLANTA BAJA EDUCACIONAL---
 ESCALA 1:150

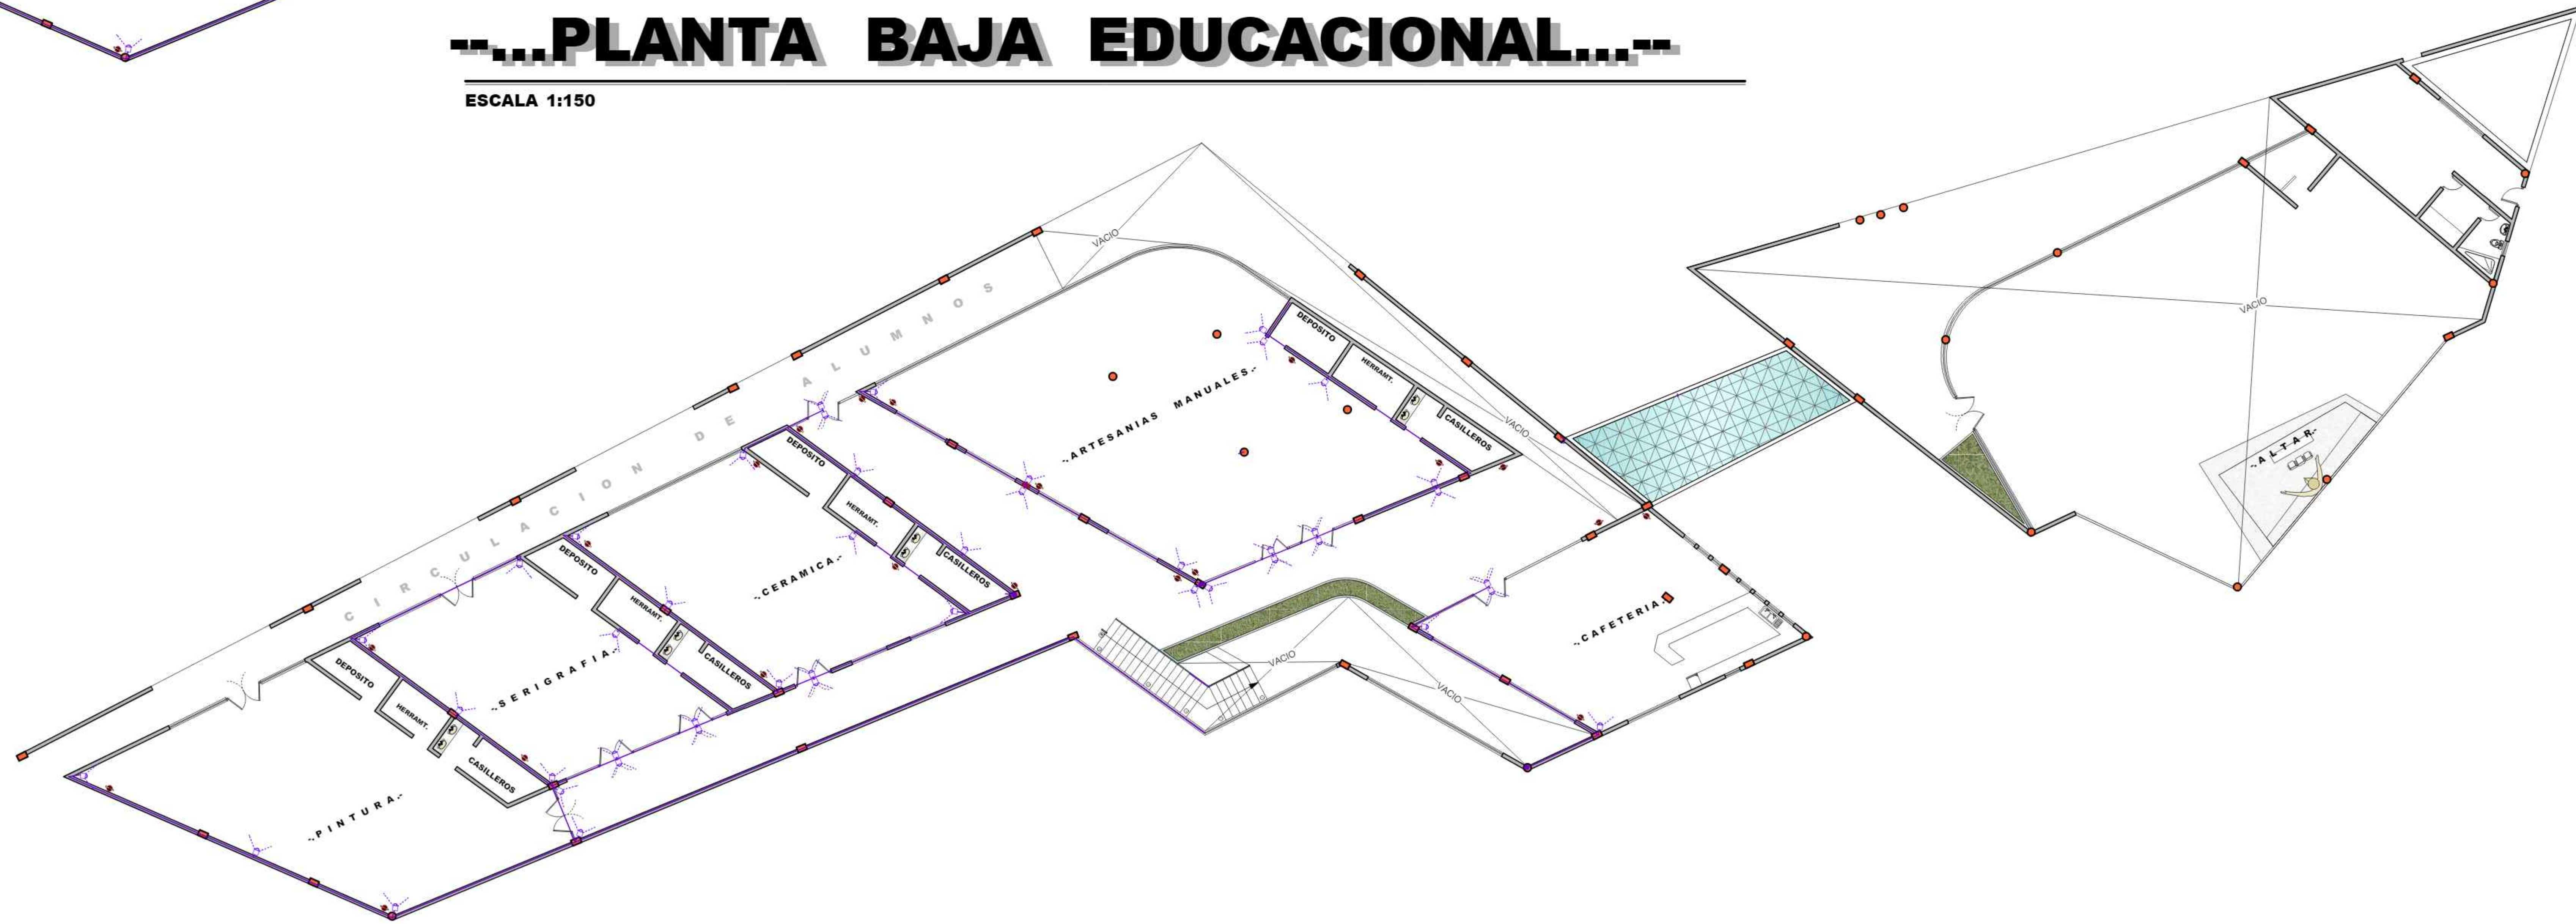

---...PLANTA ALTA EDUCACIONAL---
 ESCALA 1:150

CONTENIDO:
 LAMINA:
 29 / 37

INSTALACION ESPECIAL

DOC. : ARQ. CIRO VARGAS
 UNIV. : XIMENA ARENAS MICHAGA


ESCALA 1 : 150
 "AREA EDUCACIONAL"



AGUA CALIENTE	
REFERENCIAS	
±	TOIMA DE AGUA
+	TEE
+	CODO 90°
+	UNION UNIVERSAL
+	LLAVE DE PASO
+	VALVULA DE RETENCION
+	CALEFON
+	LAVAPLATOS
+	LAVAMANOS

AGUA FRIA	
REFERENCIAS	
±	TOIMA DE AGUA
+	MEIDOR
+	TEE
+	CODO 90°
+	UNION UNIVERSAL
+	BOMBA
+	LLAVE DE PASO
+	LAVANDERIA
+	INODORO
+	VALVULA DE RETENCION
+	TANQUE
+	SISTERNA
+	LAVAMANOS
+	DUCHA
+	URINARIO
+	LAVAPLATOS


SANTARIA	
REFERENCIAS	
+	REJILLA DE PISO
+	REJILLA DE PISO SIFONADA
+	CAIMARA SIFONADA
+	CAIMARA DE INSPECCION
+	TENDIDO DE TUBOS P/AGUAS SERVIDAS (RED PRIMARIA)
+	TENDIDO DE TUBOS P/AGUAS SERVIDAS (RED SECUNDARIA)
+	TENDIDO DE TUBOS P/AGUA PLUVIAL

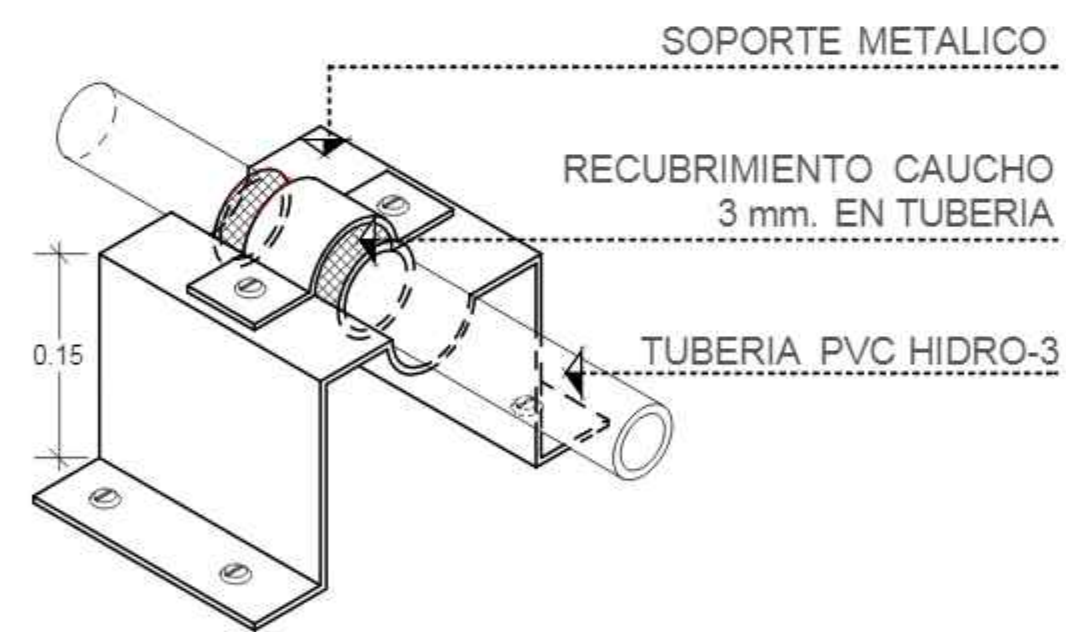

SE COLOCARA SOPORTES CADA 2.00 mts. MINIMO EN TRAMOS LARGOS DE TUBERIAS Y UNO A CADA LADO EN CAMBIO DE DIRECCIONES DE TUBERIA

---SOPORTE DE TUBERIA---

ESCALA 1:10

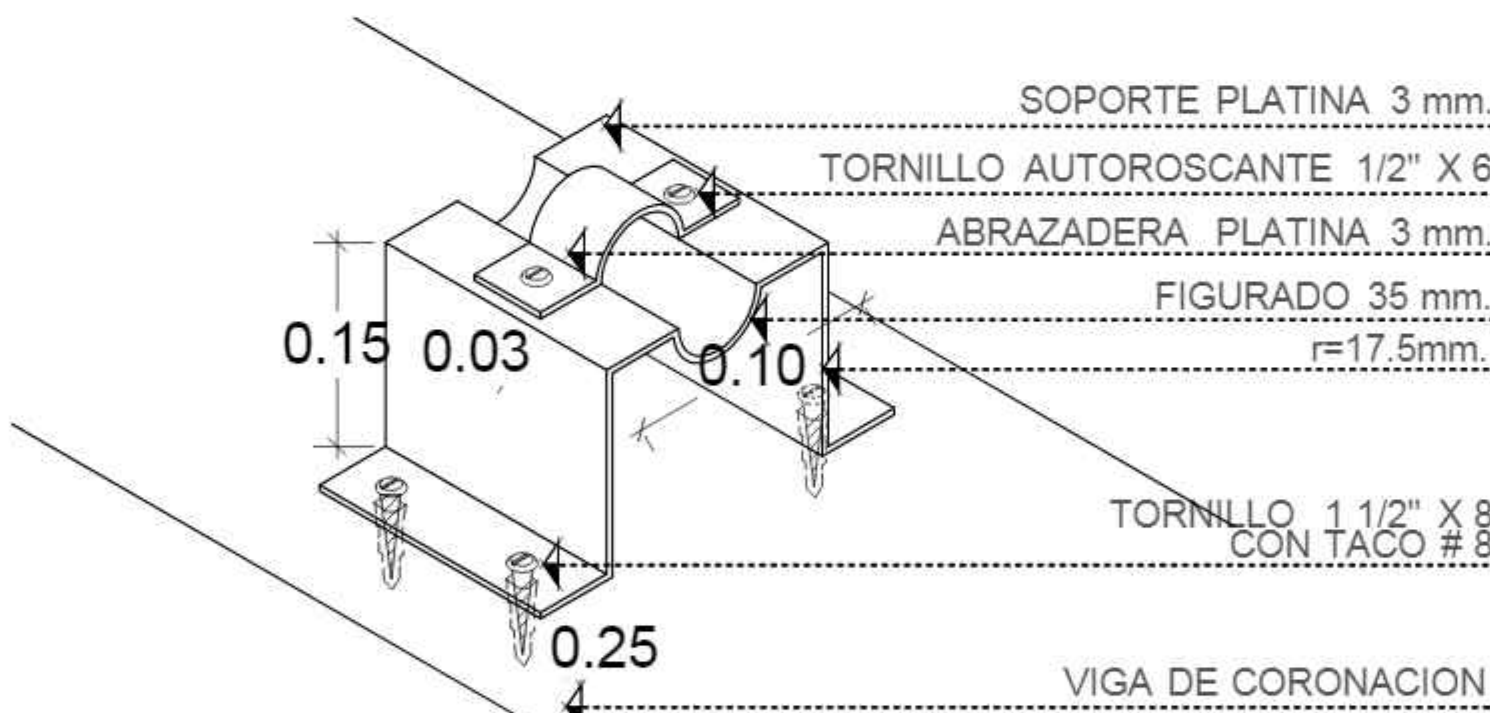

---SOPORTE DE TUBERIA---

ESCALA 1:10

CONTENIDO:

PLANTA ALTA -Inst. Hidrosanitaria

LAMINA:

22 / 37

DOC. : ARQ. CIRO VARGAS
UNIV. : XIMENA ARENAS MICHAGA

ESCALA 1 : 150

"AREA DIRECTRIZ"

CENTRO DE PENSIEROS PARA MENORES TRANSEGRESORES

PLANTA BAJA

ESCALA 1:150

PLANTA ALTA

ESCALA 1:150

CONTENIDO:

ESCALA 1 : 150

LAMINA:

23 / 37

DOC. : ARQ. CIRO VARGAS
UNIV. : XIMENA ARENAS MICHAGA

ESCALA 1 : 150

AGUA CALIENTE
REFERENCIAS:



- ± T.M. DE AGUA
- TEE
- CODO 90°
- UNION UNIVERSAL
- LLAVE DE PASO
- VALVULA DE RETENCION
- CALFON
- LAVAPLATO
- LAVAMANOS

AGUA FRIA
REFERENCIAS:

- ± T.M. DE AGUA
- INODOR
- TEE
- CODO 90°
- UNION UNIVERSAL
- BOMBA
- LLAVE DE PASO
- VALVULA DE RETENCION
- T.C TANQUE
- SISTEMA LAVAMANOS
- DUCHA
- LAVAPLATO

SANITARIA
REFERENCIAS:


- REJILLA DE PISO
- REJILLA DE PISO SIFONADA
- CAMARA SIFONADA
- CAMARA DE INSPECCION
- TENDIDO DE TUBOS P/ SERVIDAS (RED PRIMARIA)
- TENDIDO DE TUBOS P/ SERVIDAS (RED SECUNDARIA)
- TENDIDO DE TUBOS P/ AGUA PLUVIAL

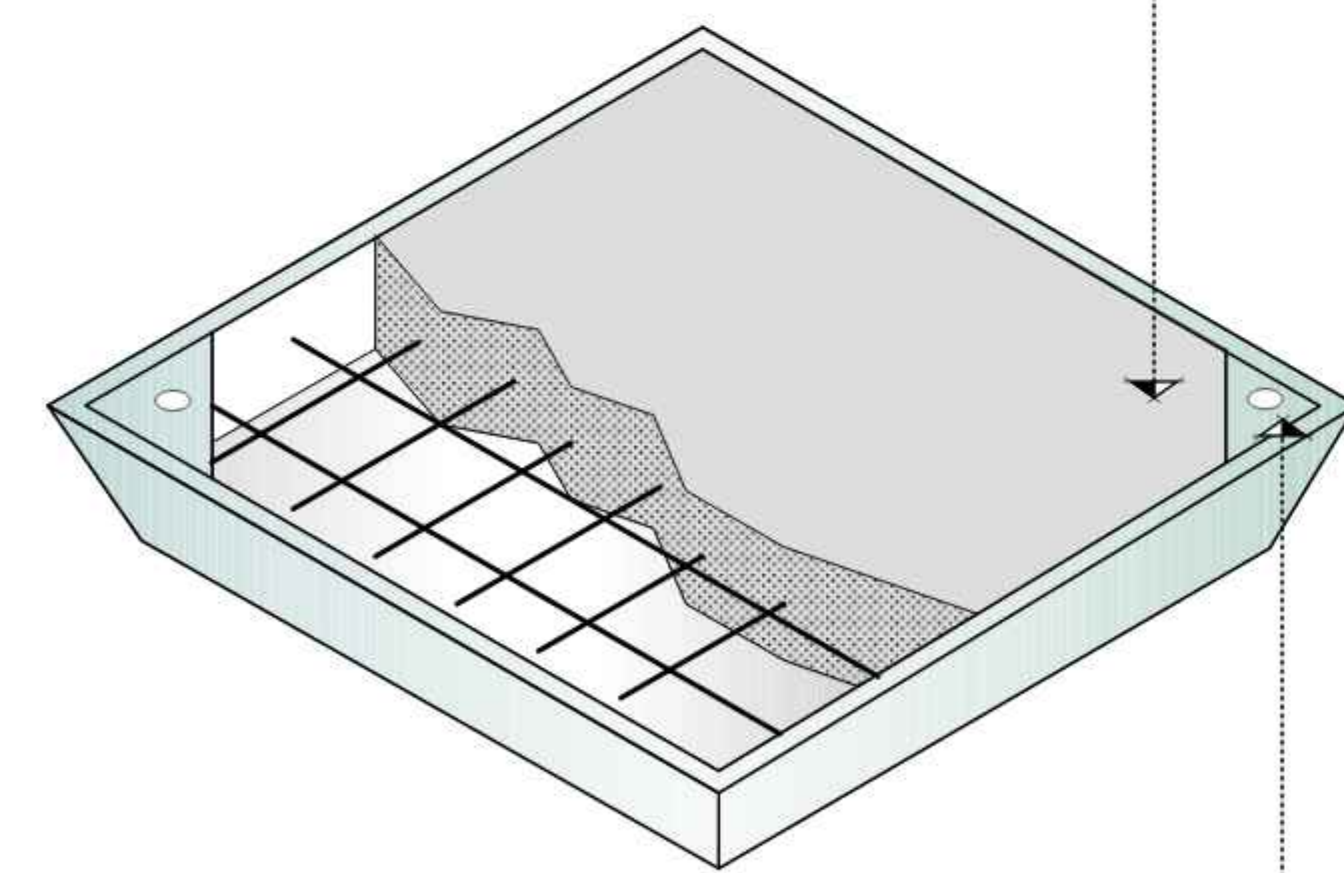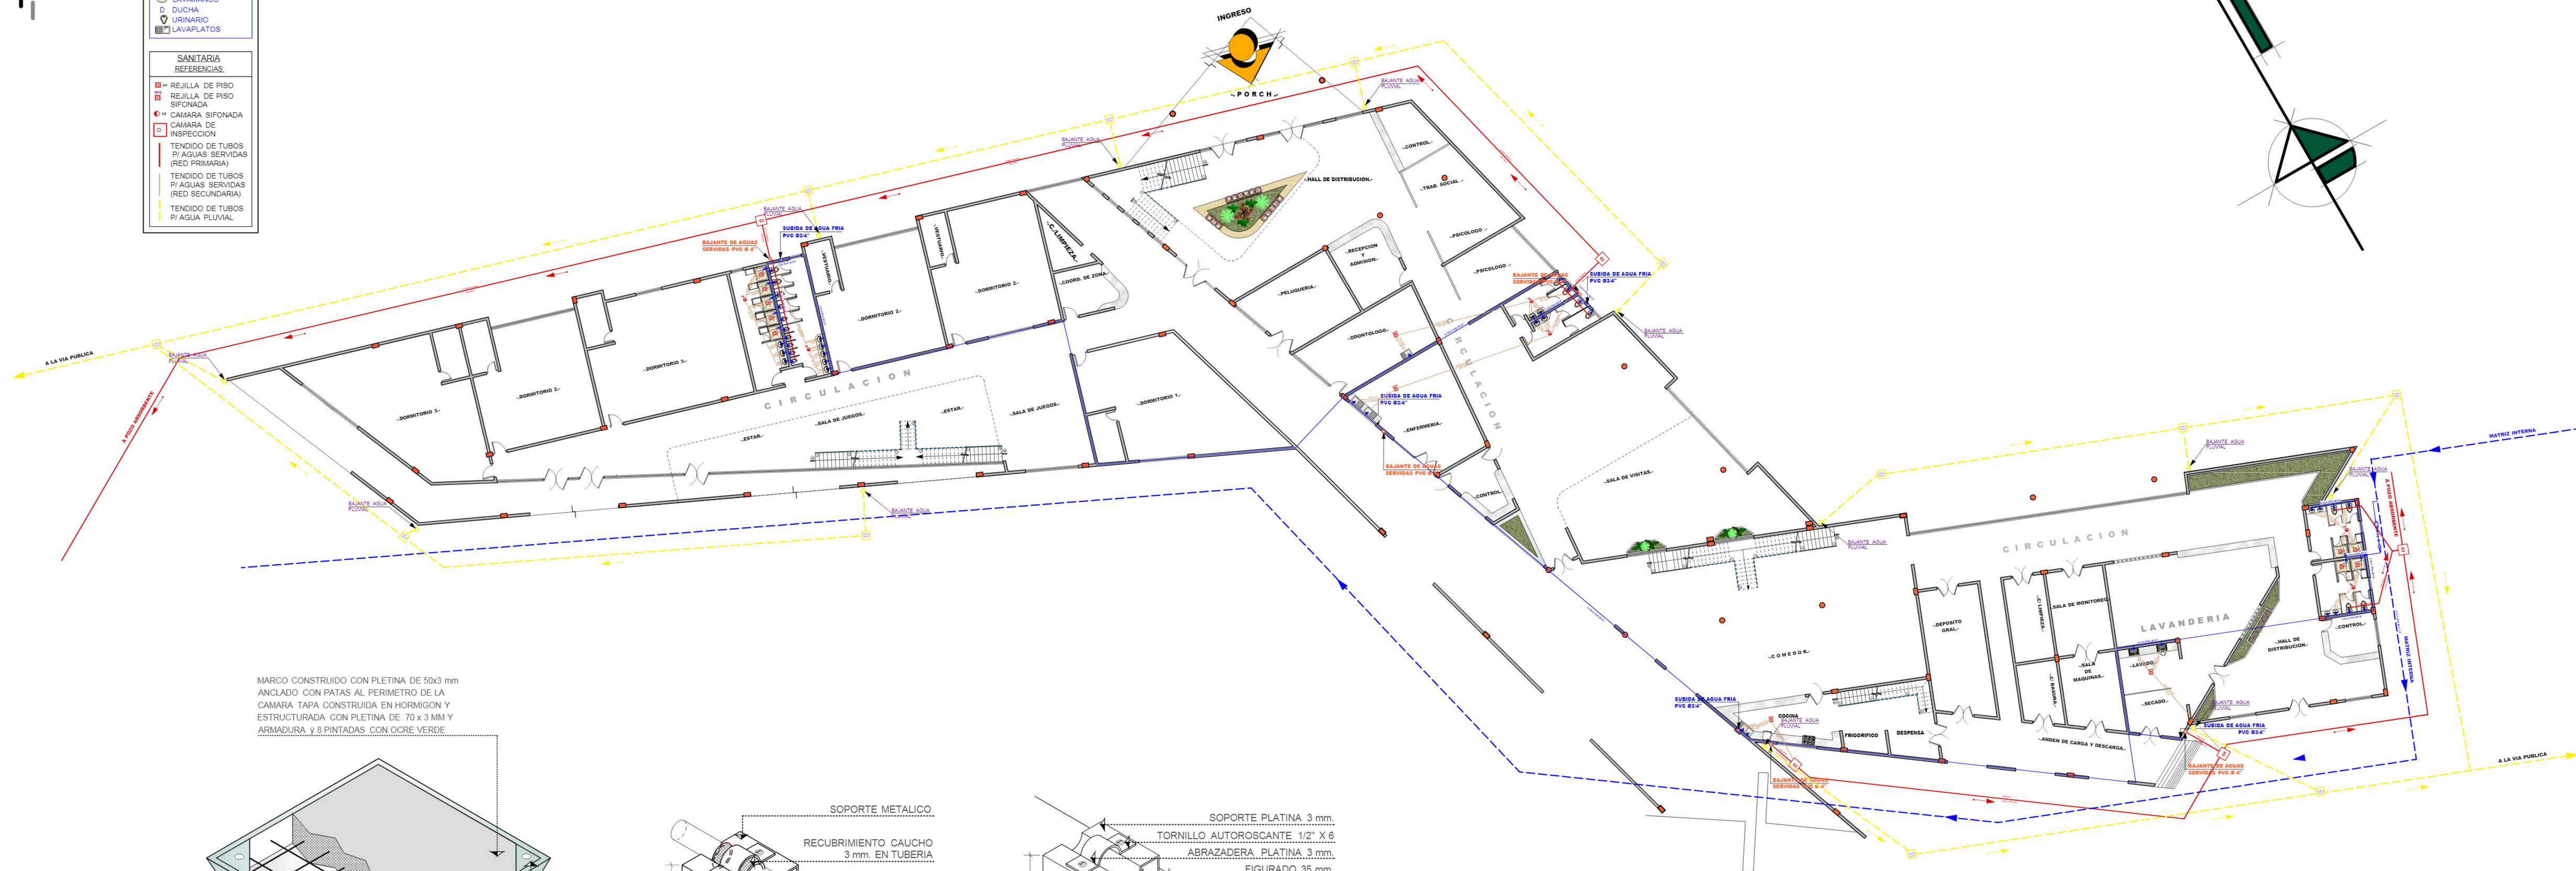

MARCO CONSTRUIDO CON PLETINA DE 50x3 mm
ANCLADO CON PATAS AL PERIMETRO DE LA
CAMARA TAPA CONSTRUIDA EN HORMIGON Y
ESTRUCTURADA CON PLETINA DE 70 x 3 MM Y
ARMADURA $\varnothing$ 8 PINTADAS CON OCRE VERDE

DADO TRIANGULAR DE PLETINA CON
REFRESCACION CADA ABRIE TADA


---...TAPA DE H^o
CAMARA DE INSPECCION...--
ESCALA 1:3/E

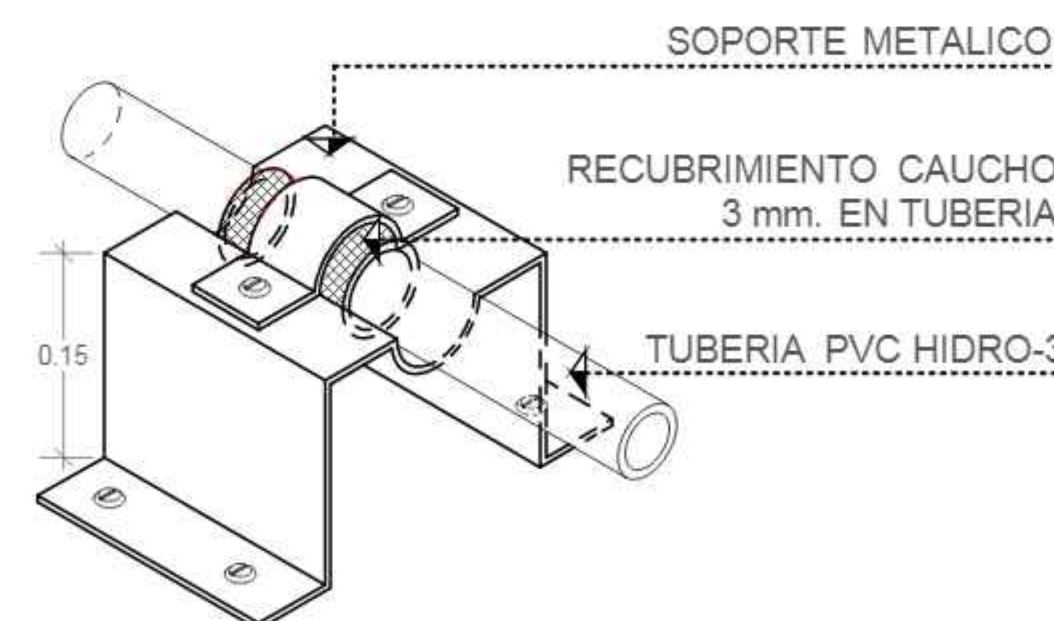

SE COLOCARA SOPORTES CADA 2.00 mts. MINIMO EN
TRAMOS LARGOS DE TUBERIAS Y UNO A CADA LADO
EN CAMBIO DE DIRECCIONES DE TUBERIA

--...SOPORTE DE TUBERIA...--

ESCALA 1:10

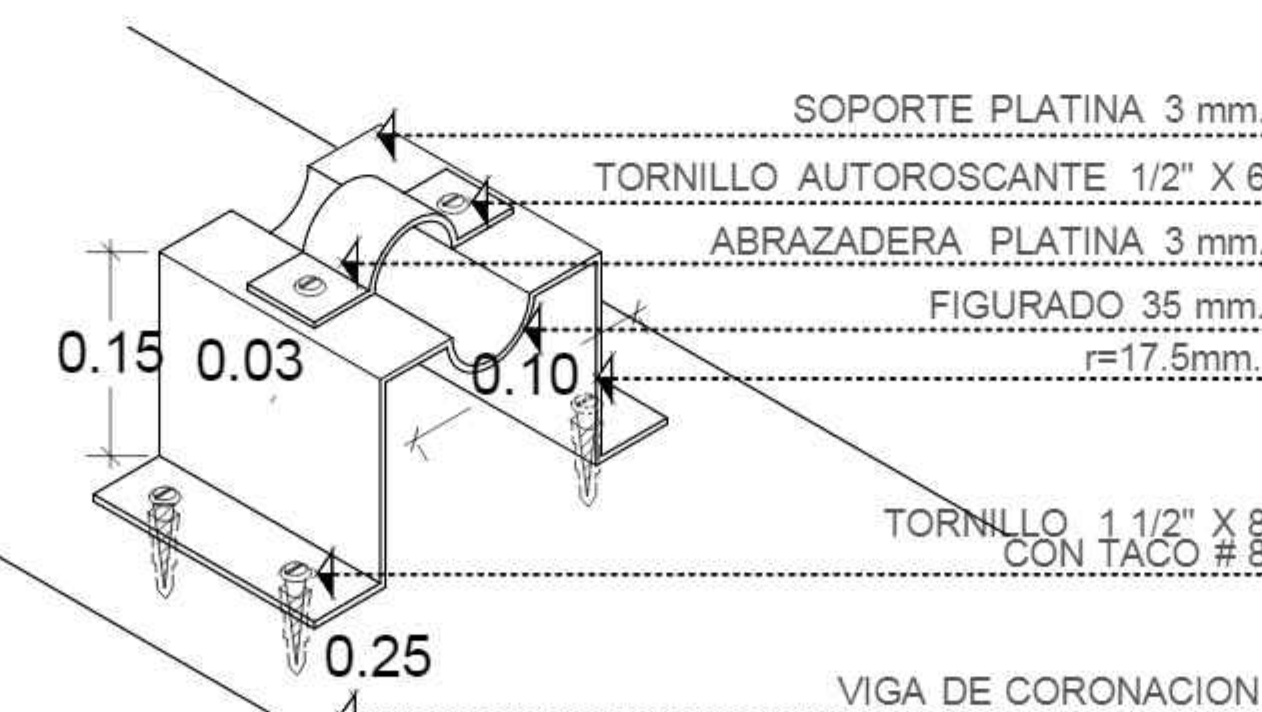

--...SOPORTE DE TUBERIA...--

ESCALA 1:10

CONTENIDO:





PLANTA BAJA -Inst. Hidrosanitaria

LAMINA:
21 / 37

DOC. : ARQ. CIRO VARGAS
UNIV. : XIMENA ARENAS MICHAGA

ESCALA 1 : 150

"AREA DIRECTRIZ"

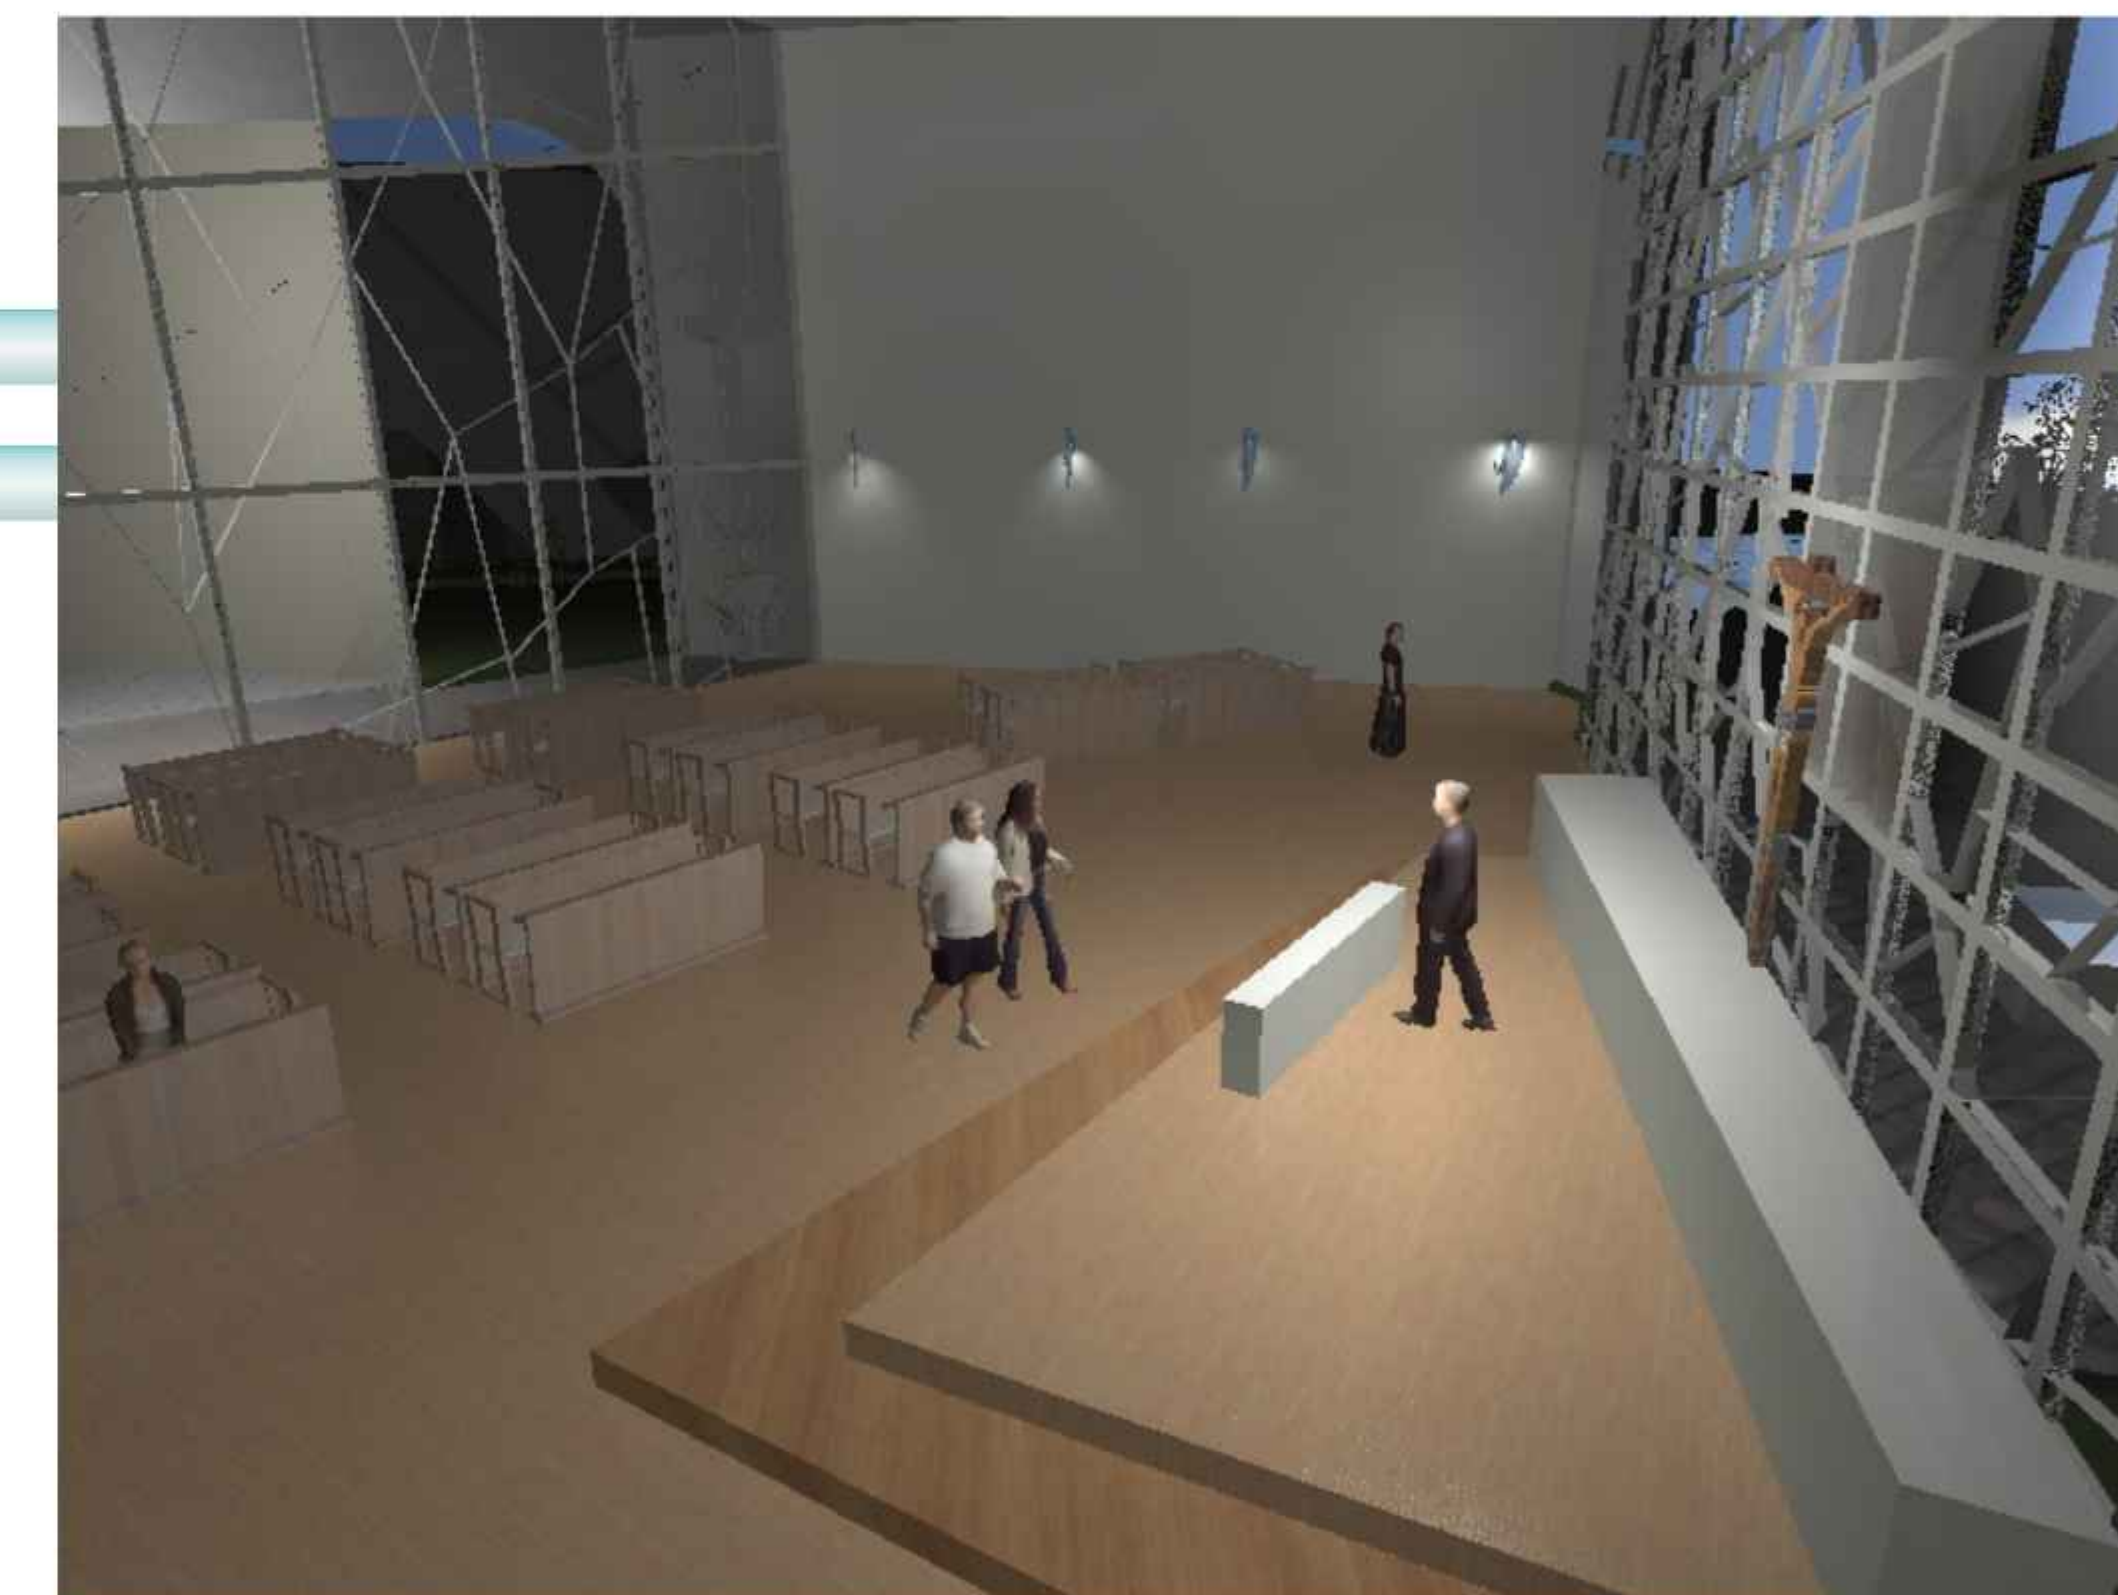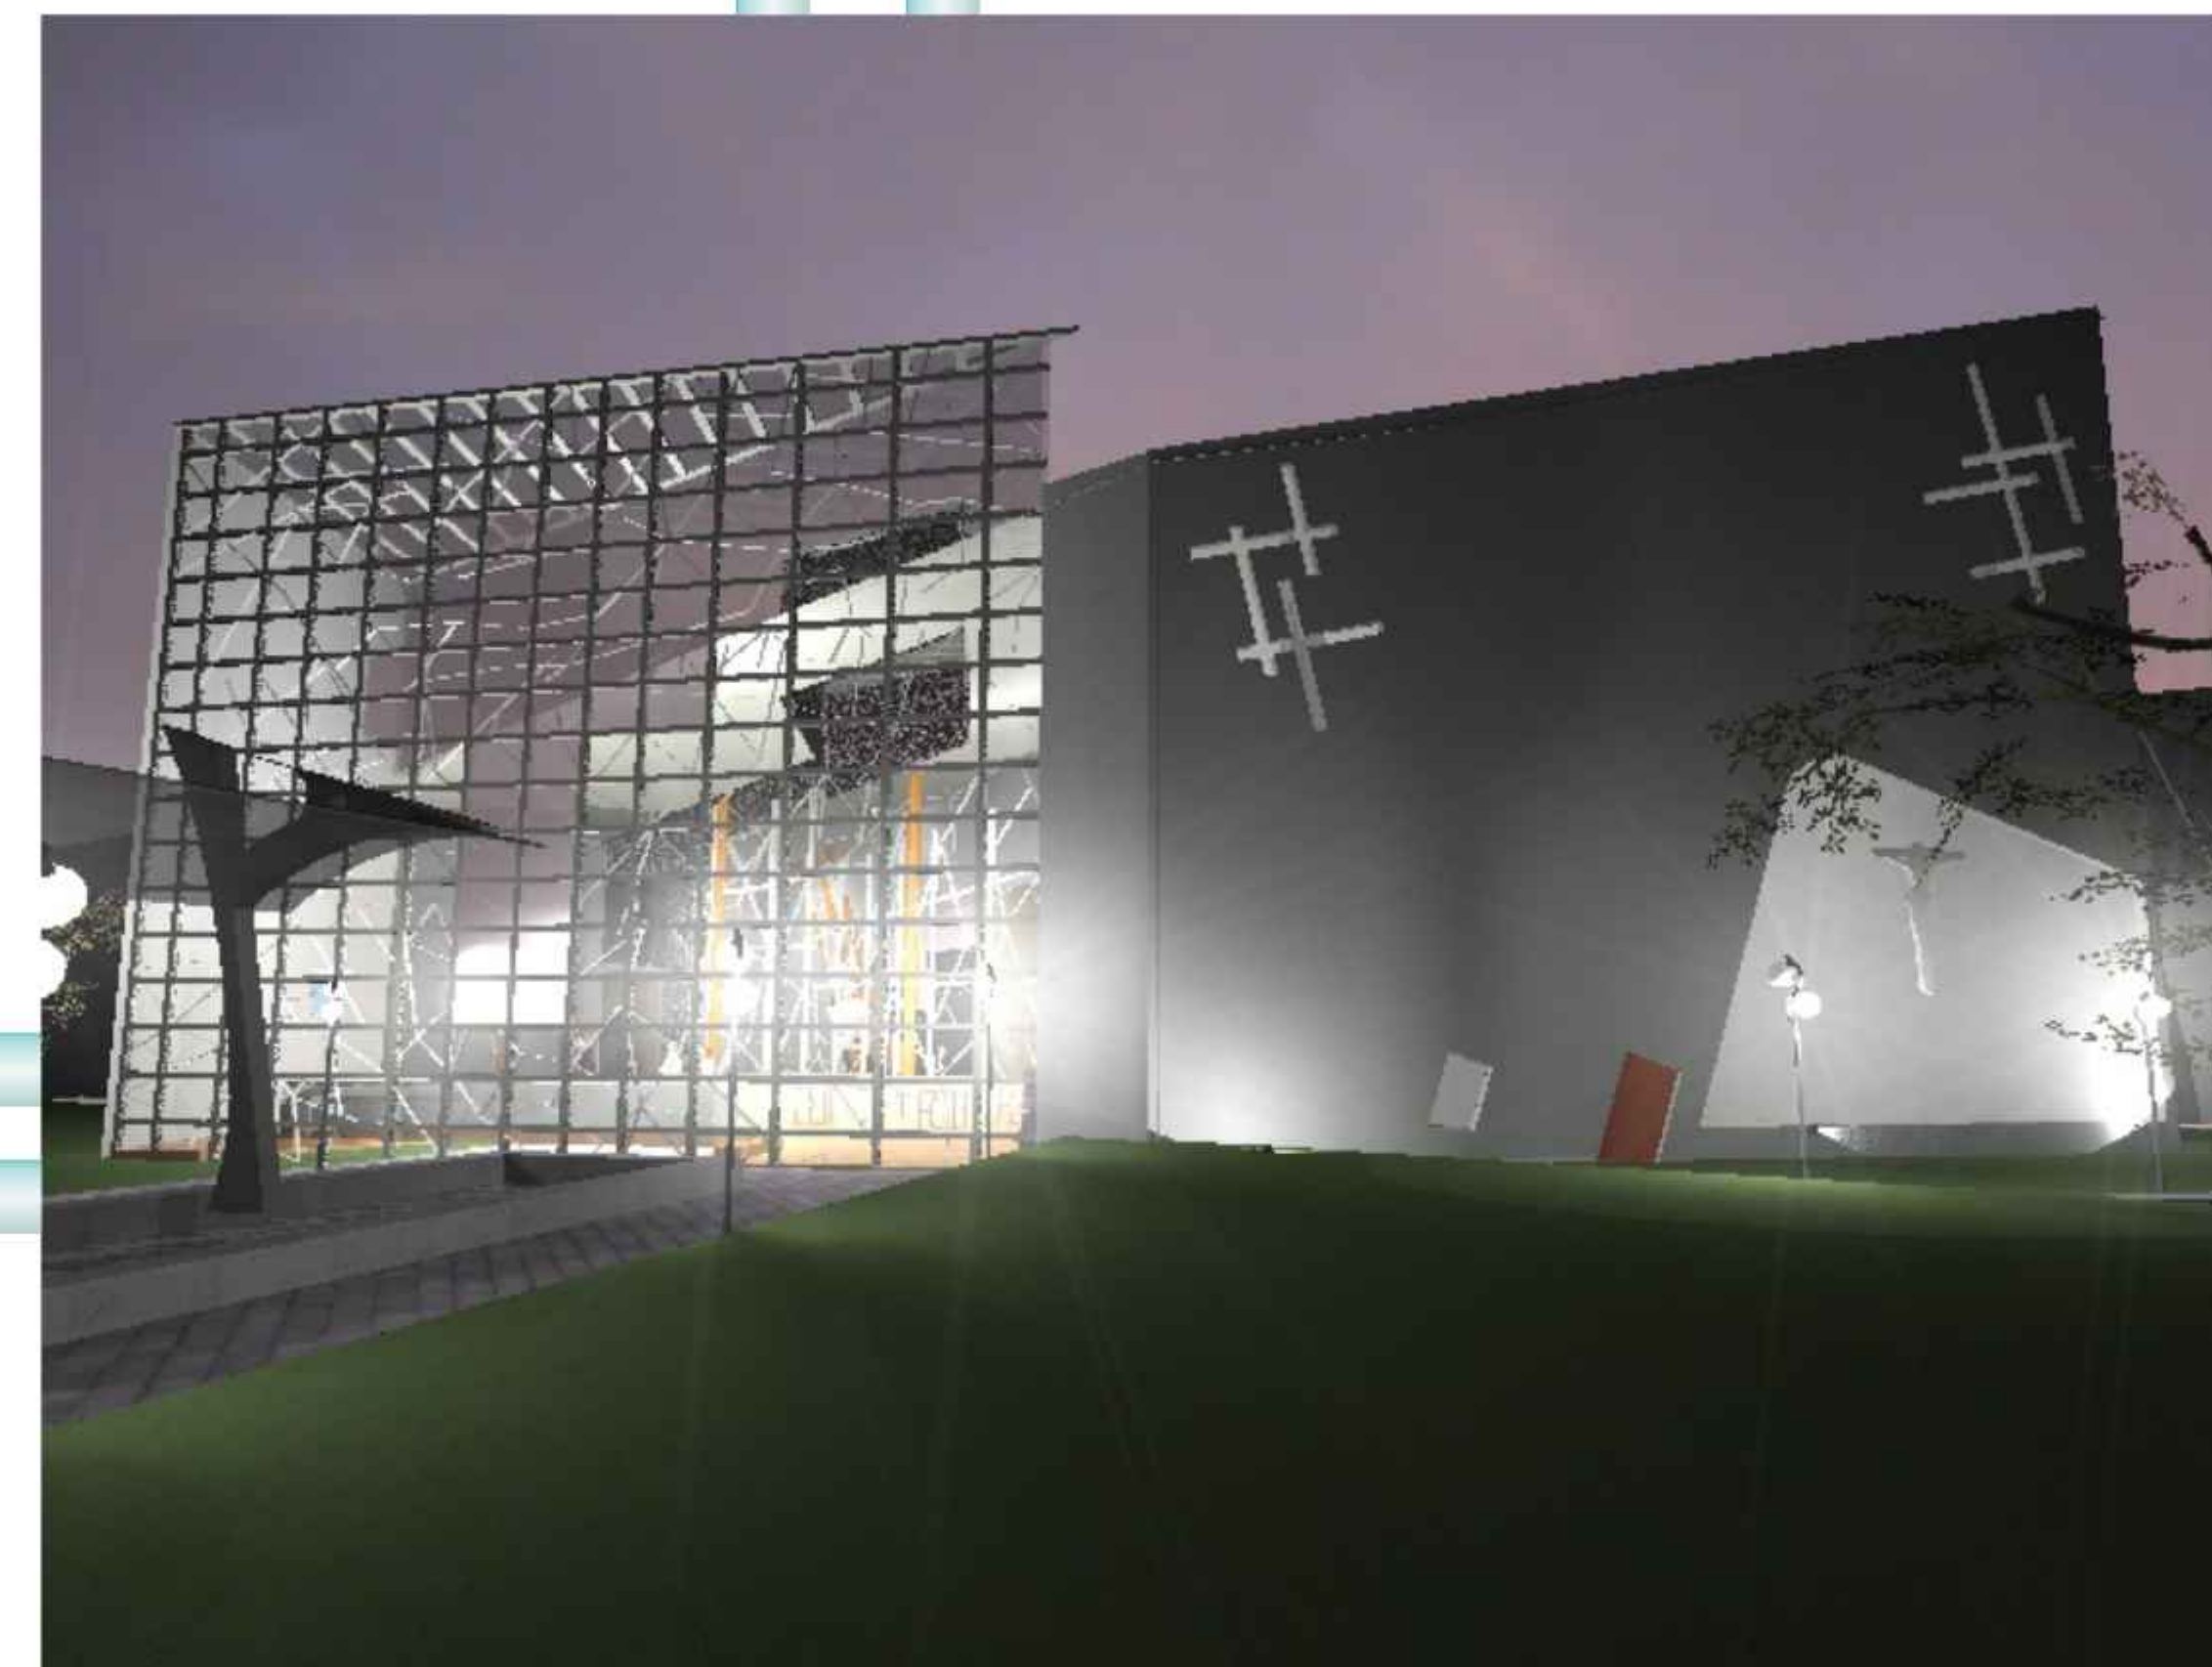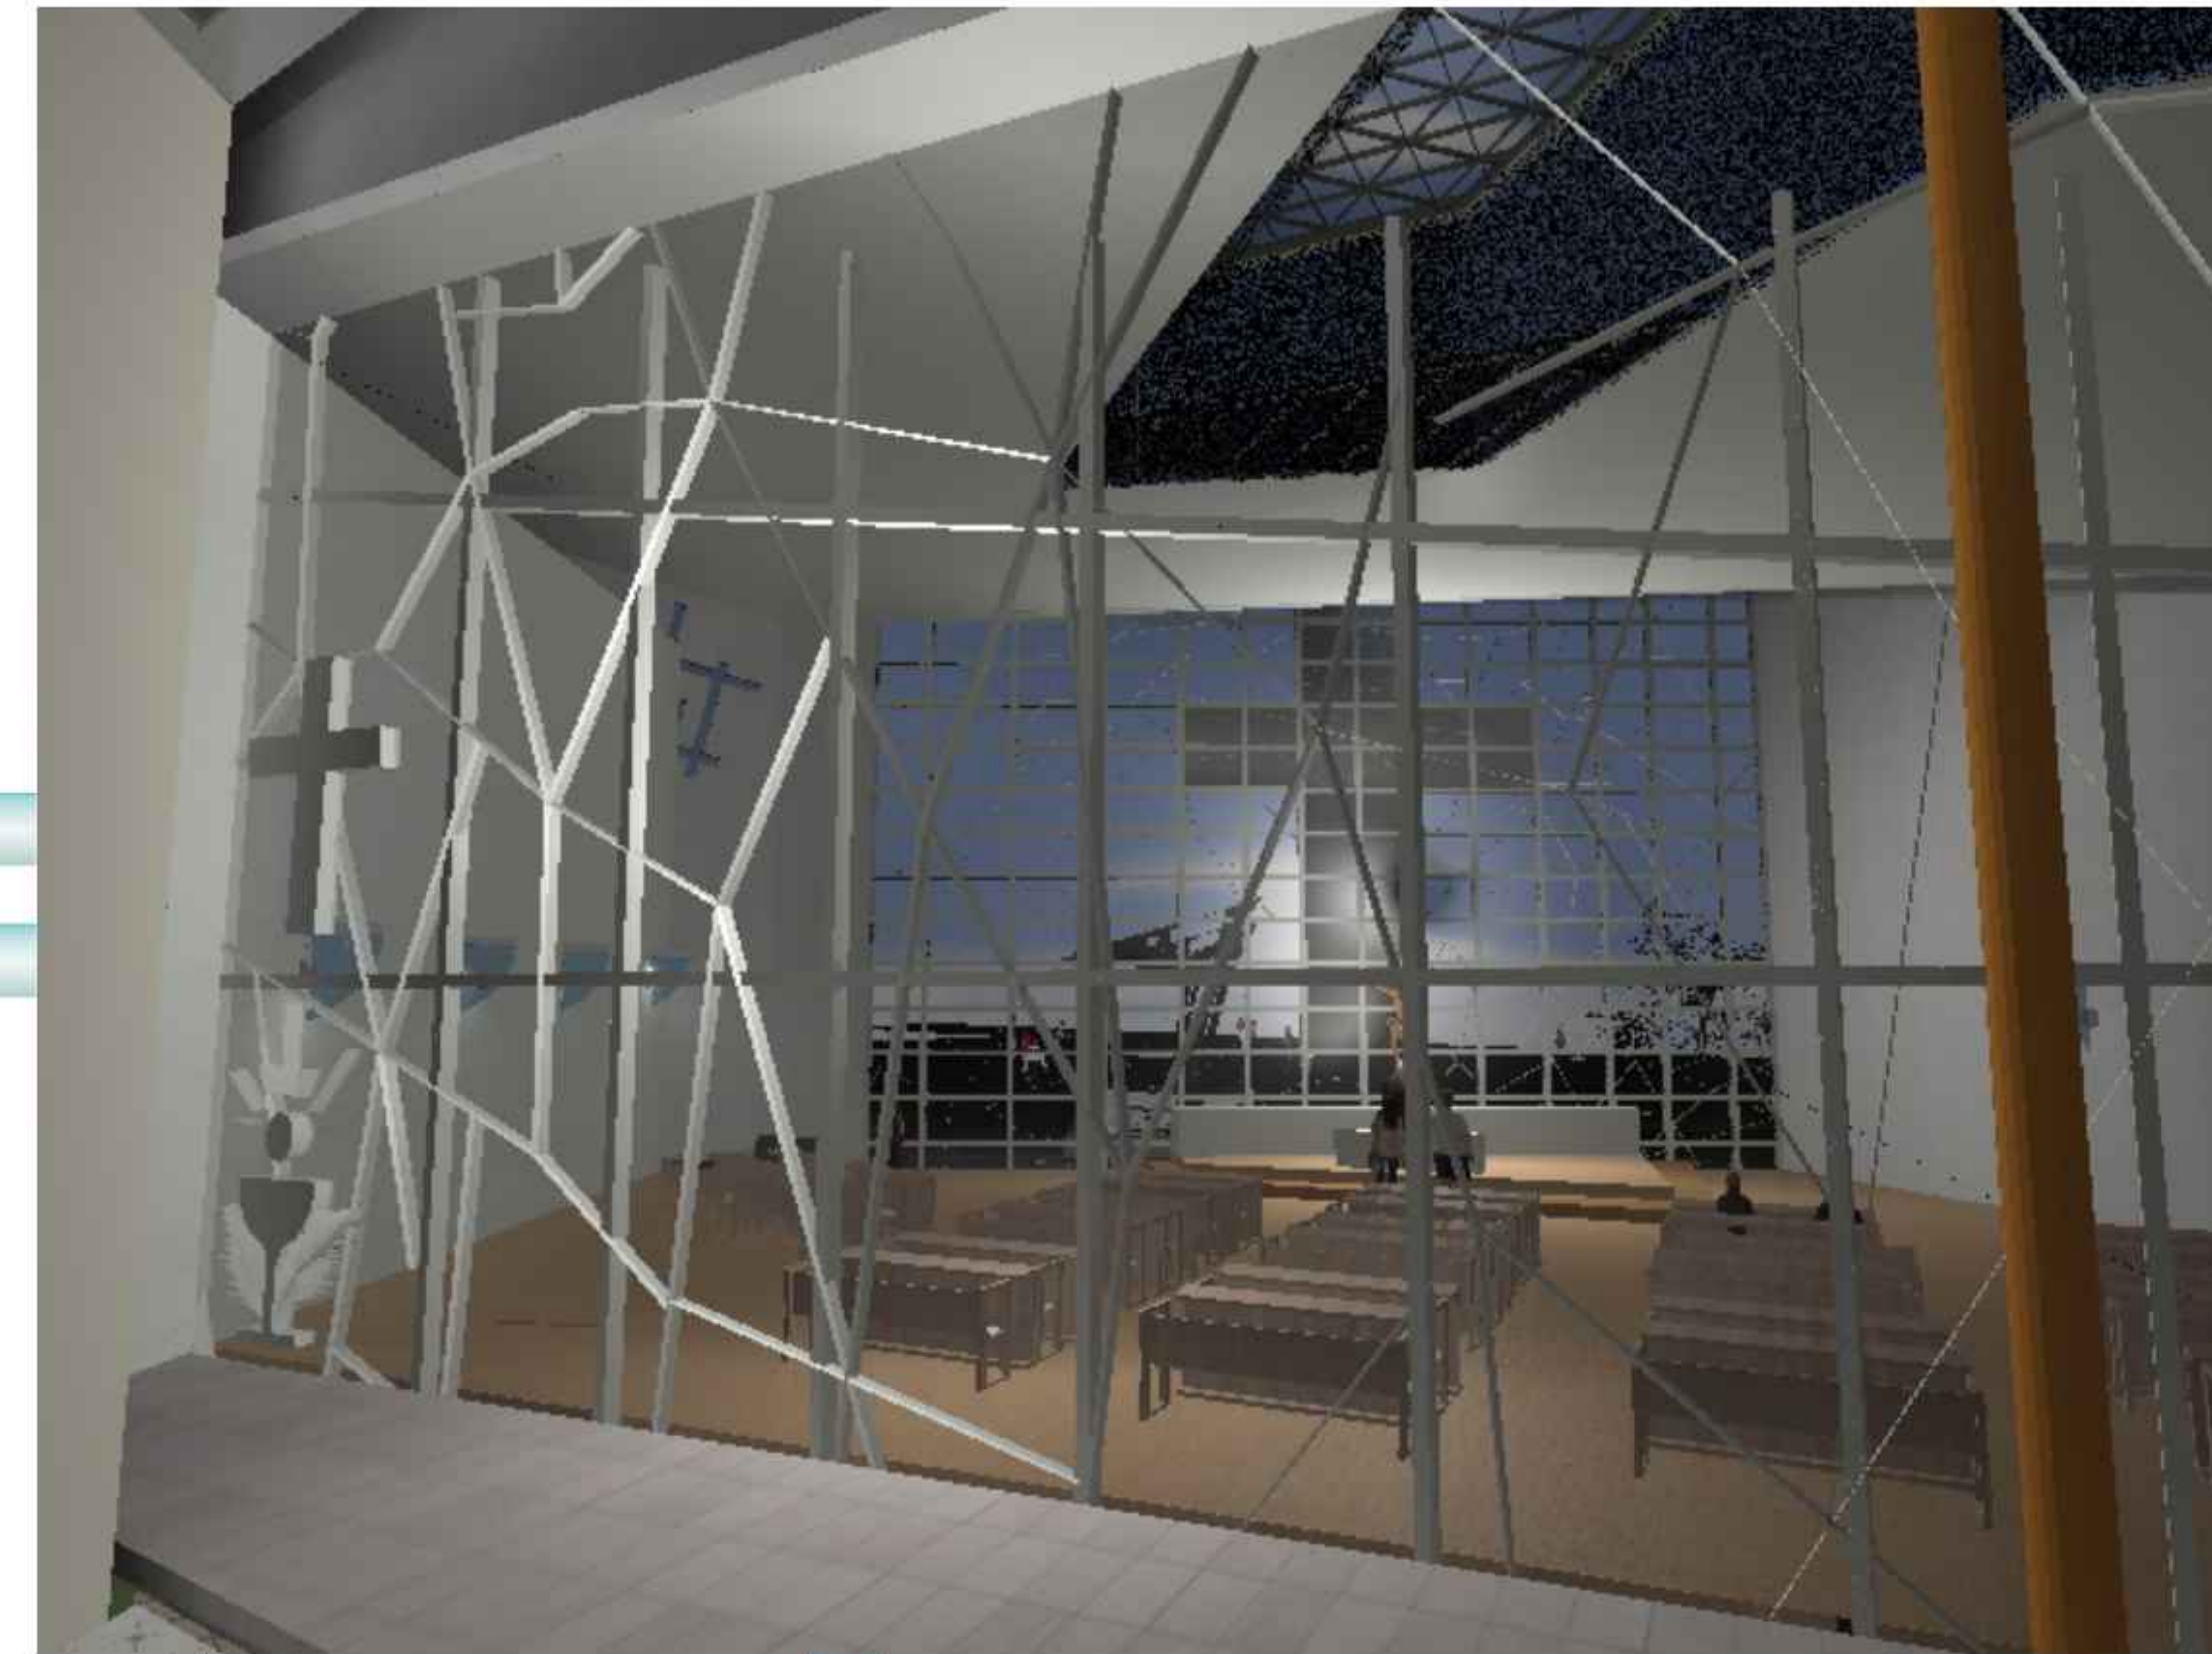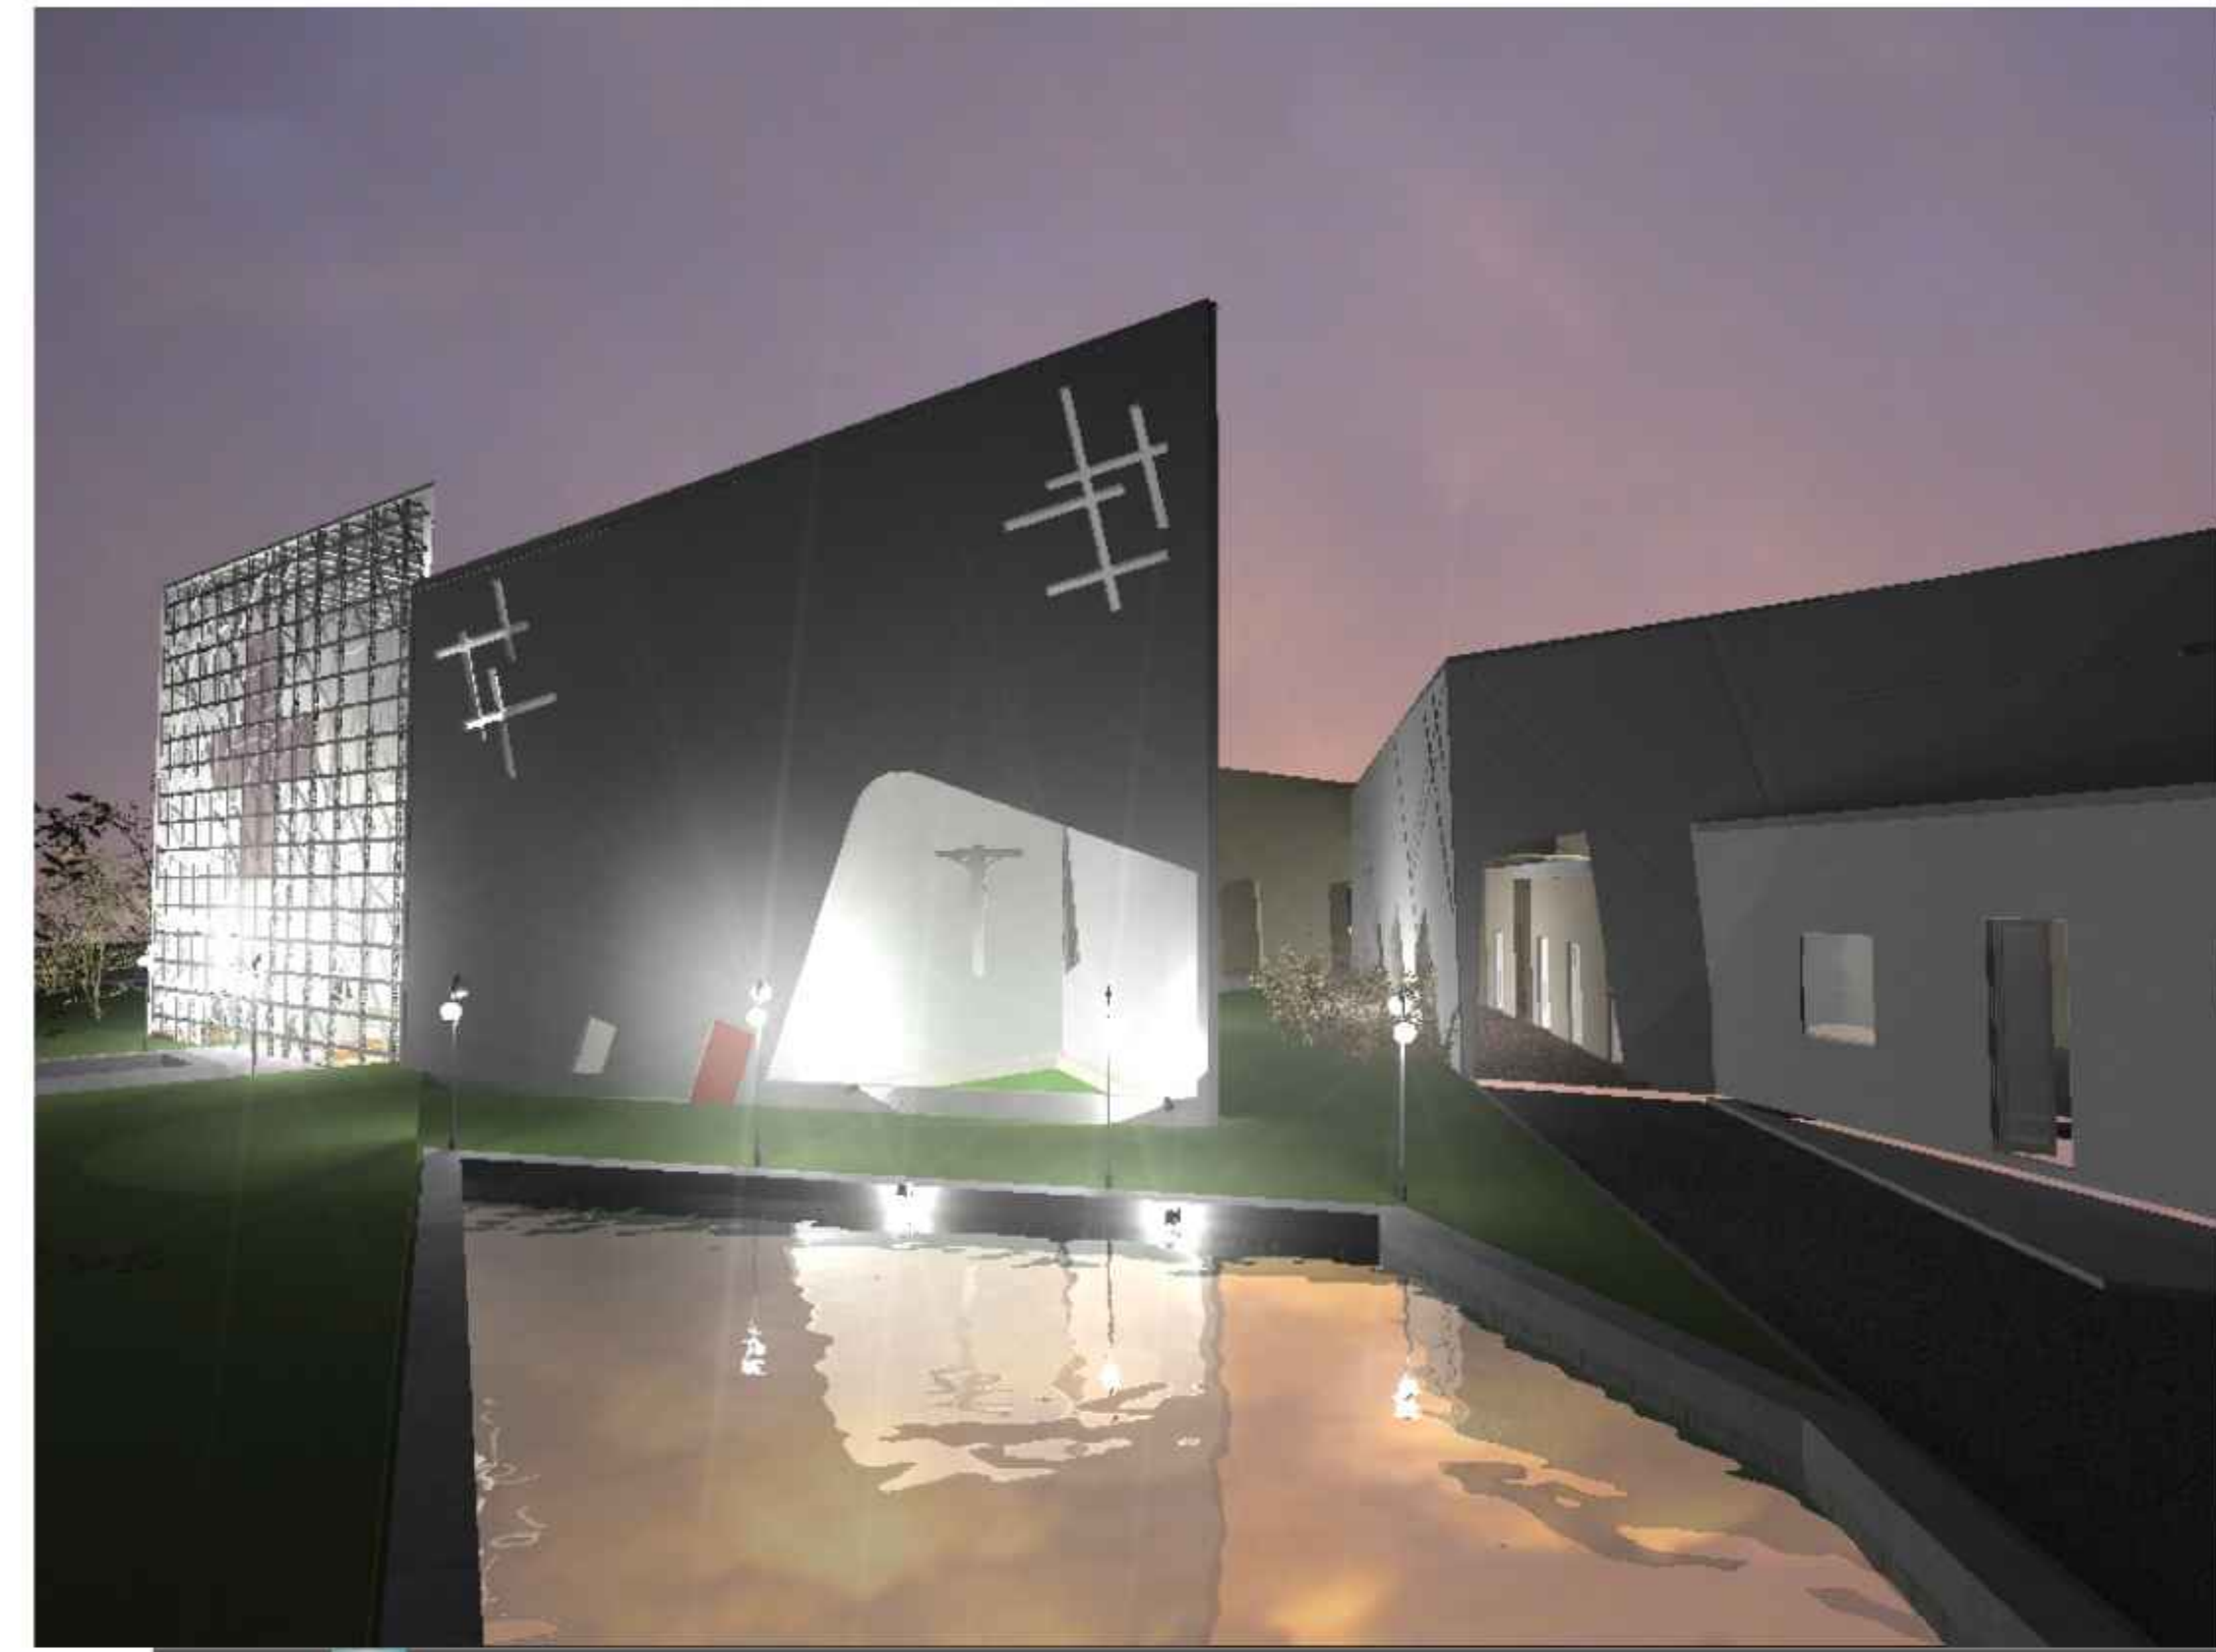

~.. CAPILLA ~..

35 / 37

CONTENIDO:

LAMINA:

PERSPECTIVAS

DOC. : ARQ. CIRO VARGAS
UNIV. : XIMENA ARENAS MICHAGA

CENTRO DE PENSIEROS PARA
MENORES TRANSGRESORES





CONTENIDO:

PERSPECTIVAS

LAMINA:

36 / 37


DOC. : ARQ. CIRO VARGAS
UNIV. : XIMENA ARENAS MICHAGA



-- CONTROL--



-- DORMITORIO--

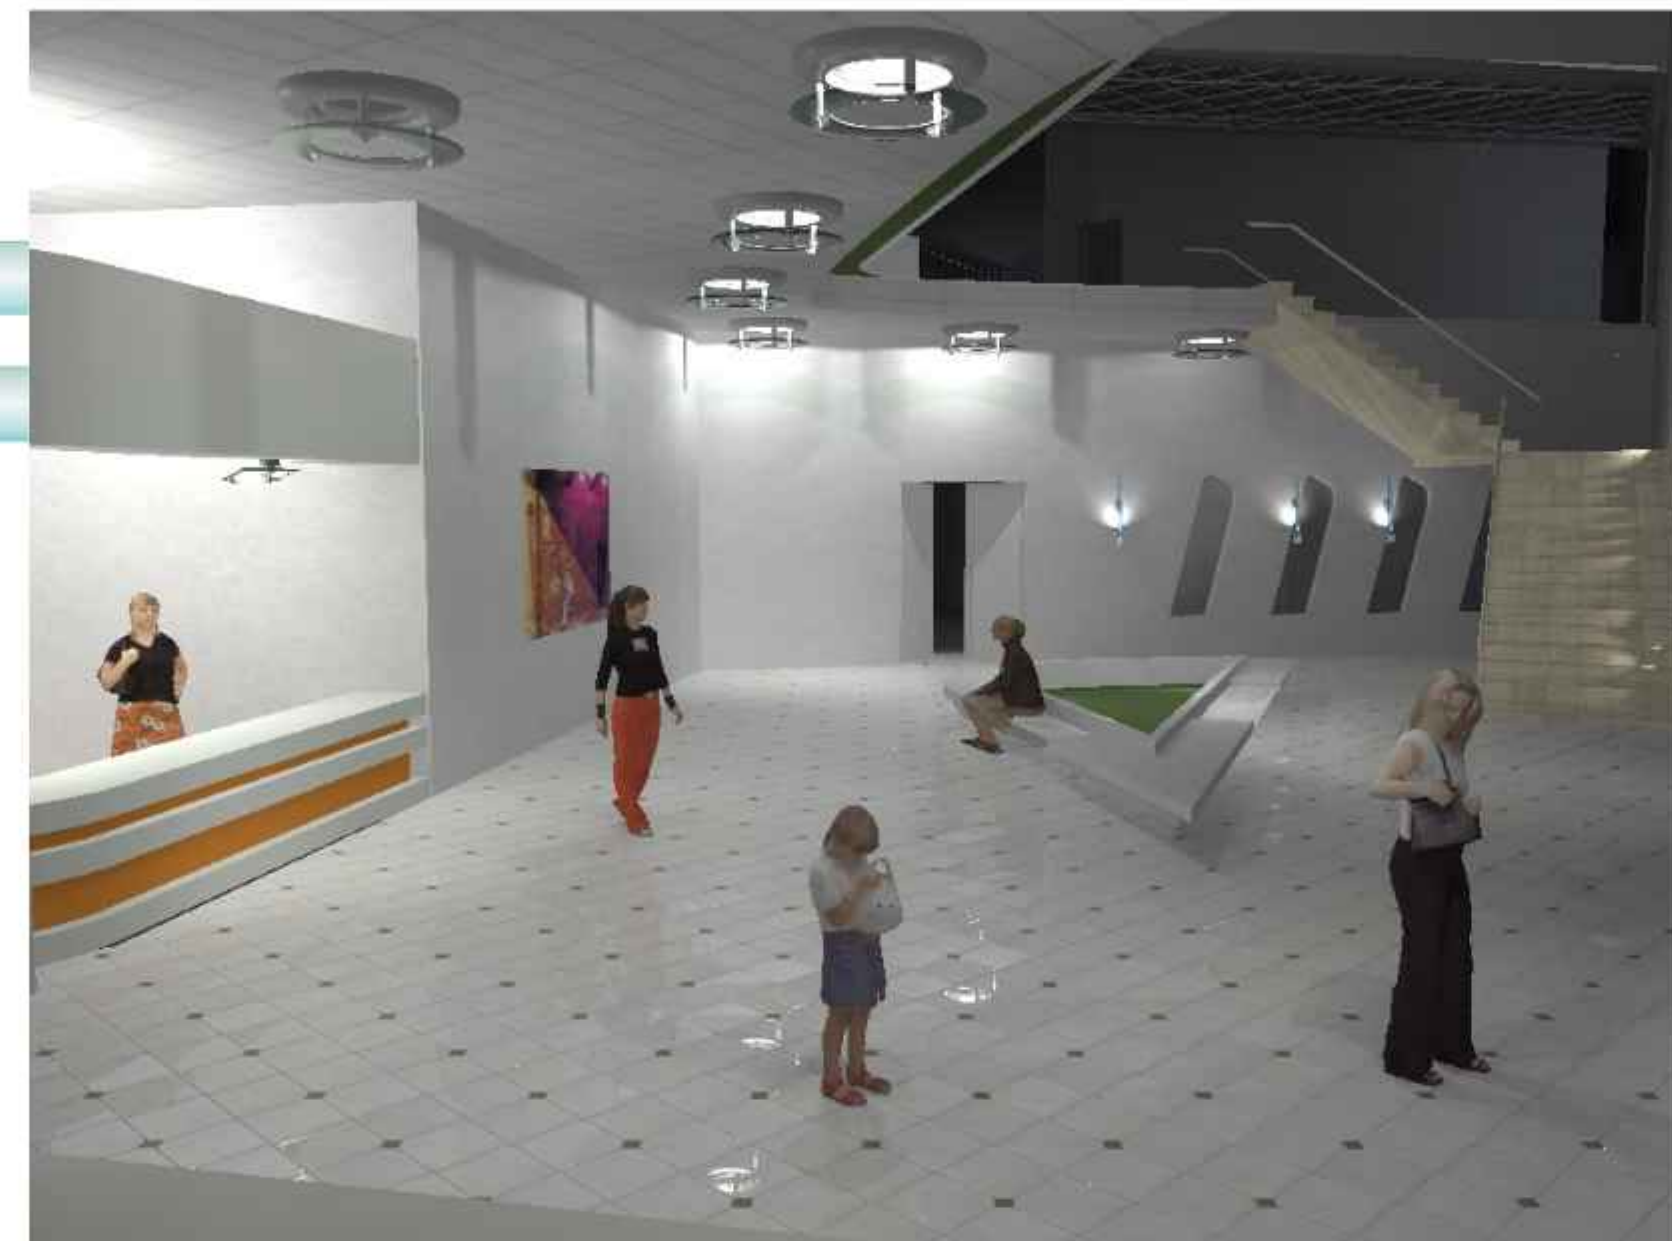


-- HALL DISTRIBUIDOR--



-- ESTAR--



-- SALA DE EXPOSICIONES--

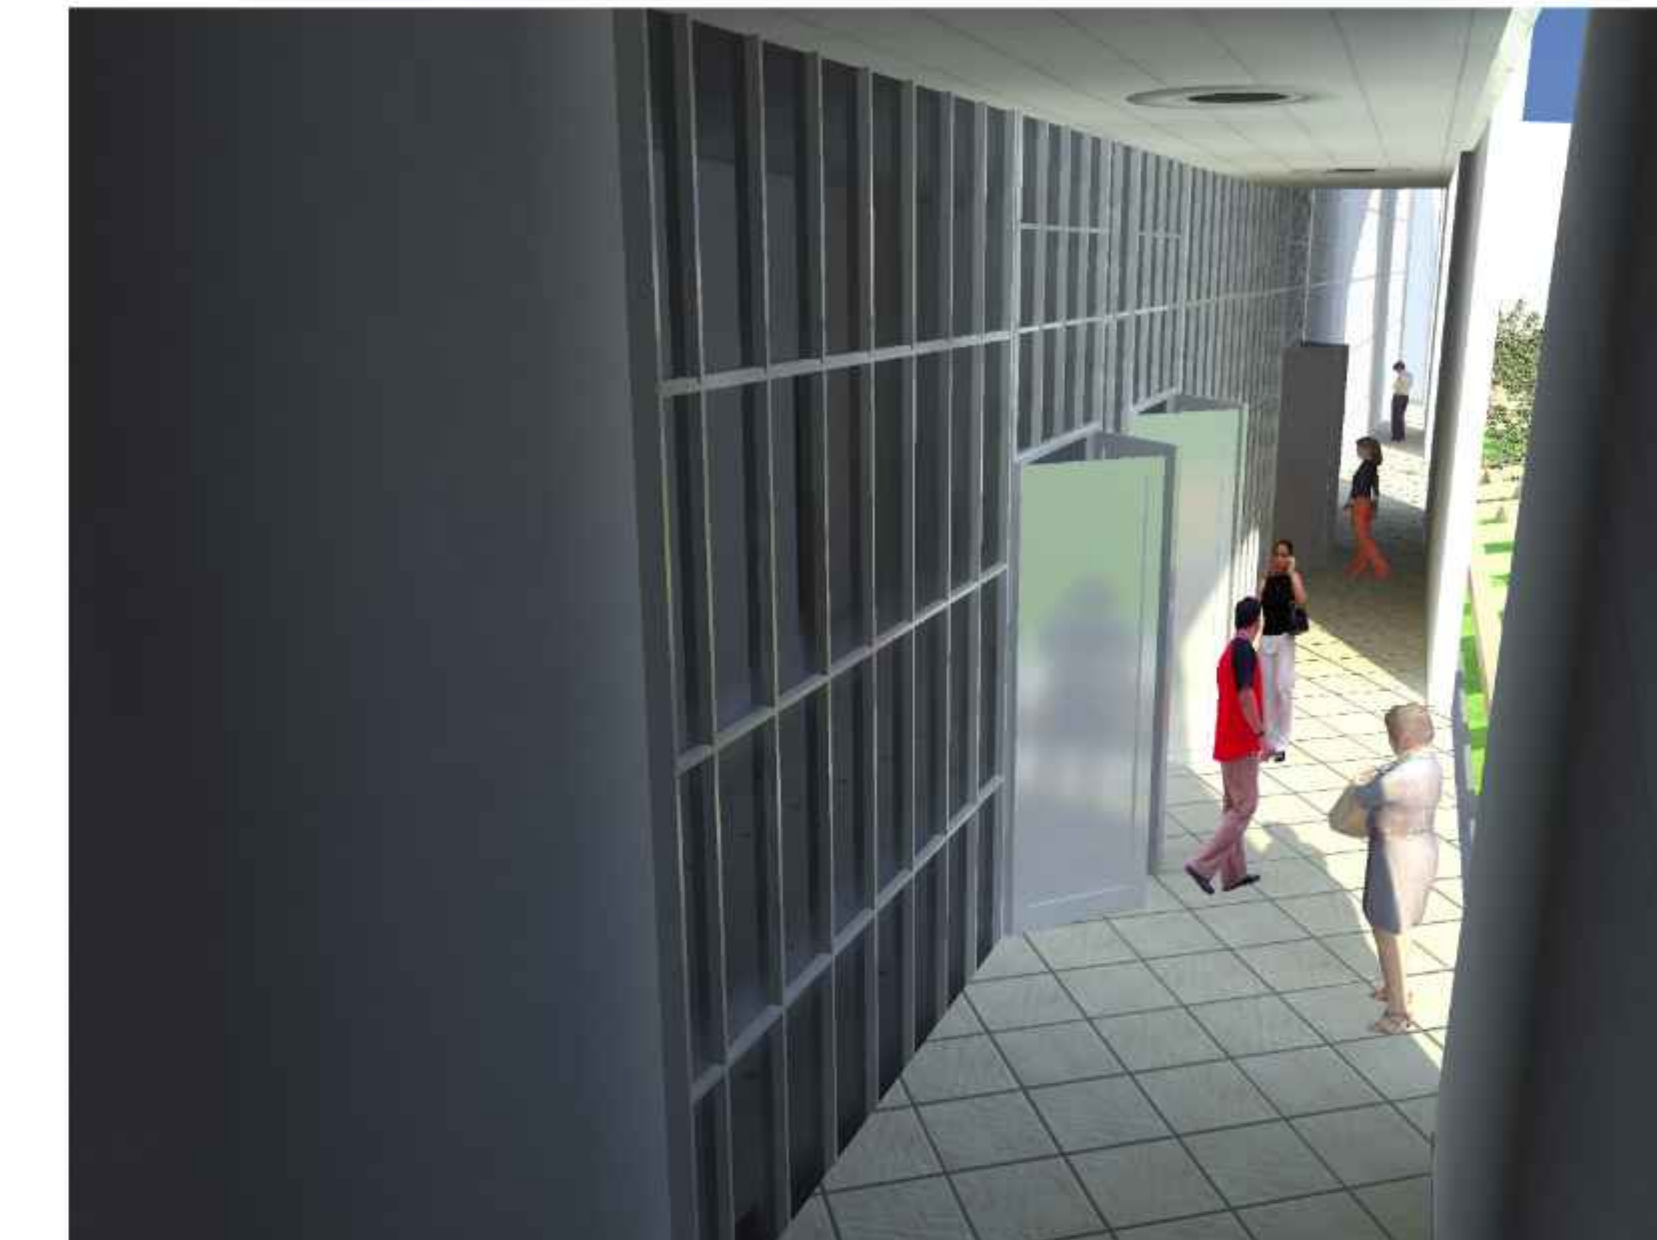

-- PASILLOS--



-- BIBLIOTECA--



CONTENIDO:


LAMINA:

37 / 37

PERSPECTIVAS

DOC. : ARQ. CIRO VARGAS
UNIV. : XIMENA ARENAS MICHAGA

La Arquitectura No sólo es
De Transformar La
Es Decir, E
Sino El M

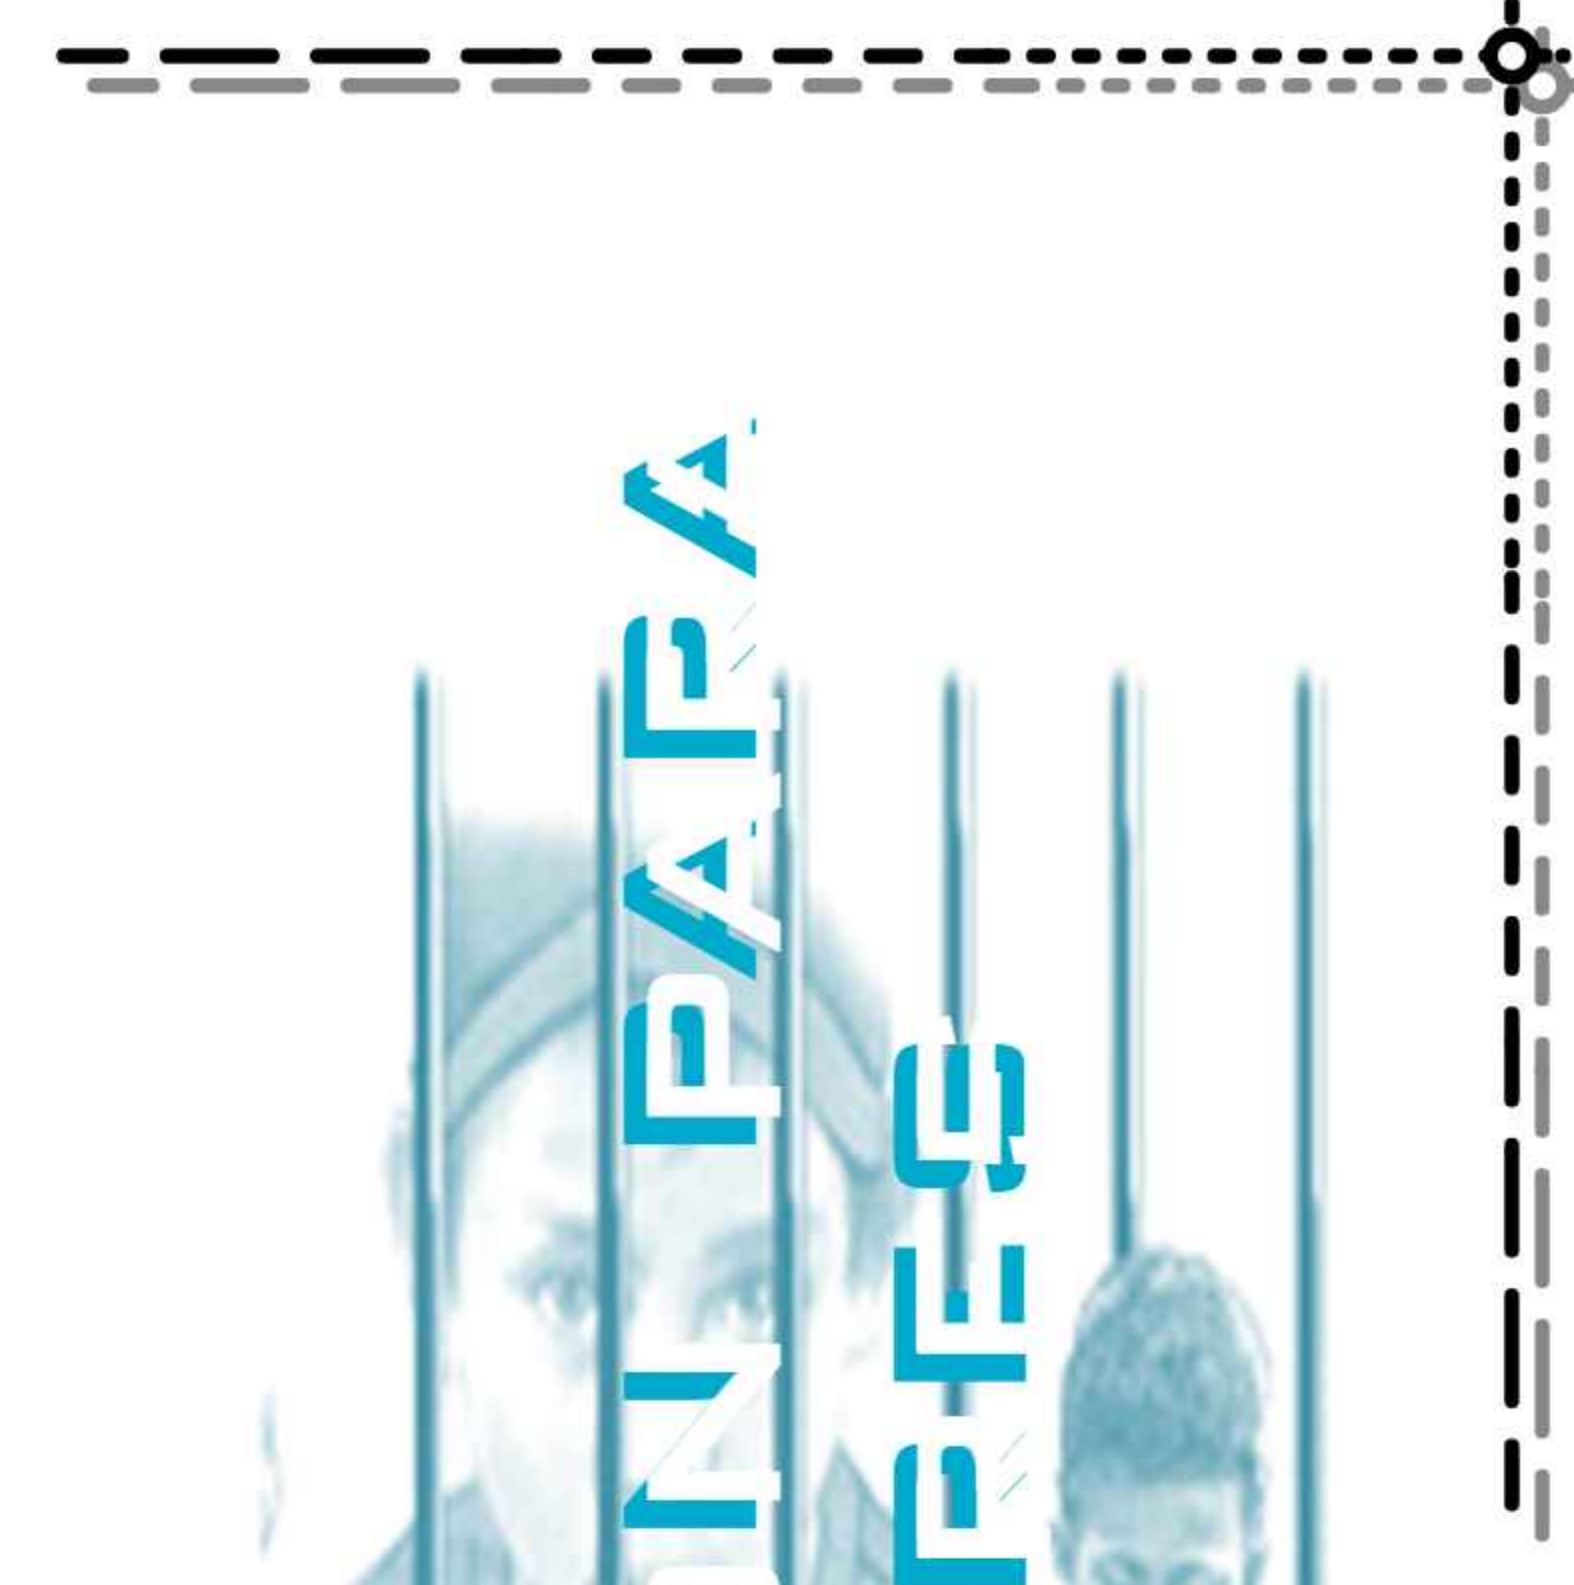

CENFOP
CENTRO DE FOMENTO E PESQUISA DE JOVENS E ADOLESCENTES TRANSNACIONAIS

"AREA DIRECTRIZ"

La Arquitectura No sólo es el Arte De Trabajar El Espacio Y Los Volúmenes, Sino También El Arte De Transformar Las Conductas A través De Ese Trabajo Con El Espacio Y Los Volúmenes. Es Decir, El Trabajo Material, Formal, Estético De La Arquitectura No Es Su Fin, Sino El Medio Para Lograr Transmitir Ideas Y Transformar Conductas Sociales.



CONTENIDO:

PLANTA BAJA - Amoblada

LAMINA:

6 / 37

DOC. : ARQ. CIRO VARGAS
UNIV. : XIMENA ARENAS MICHAGA

ESCALA 1 : 150

"AREA DIRECTRIZ"

CENTRO DE REINTEGRACION PARA MENORES TRANSGRESORES