



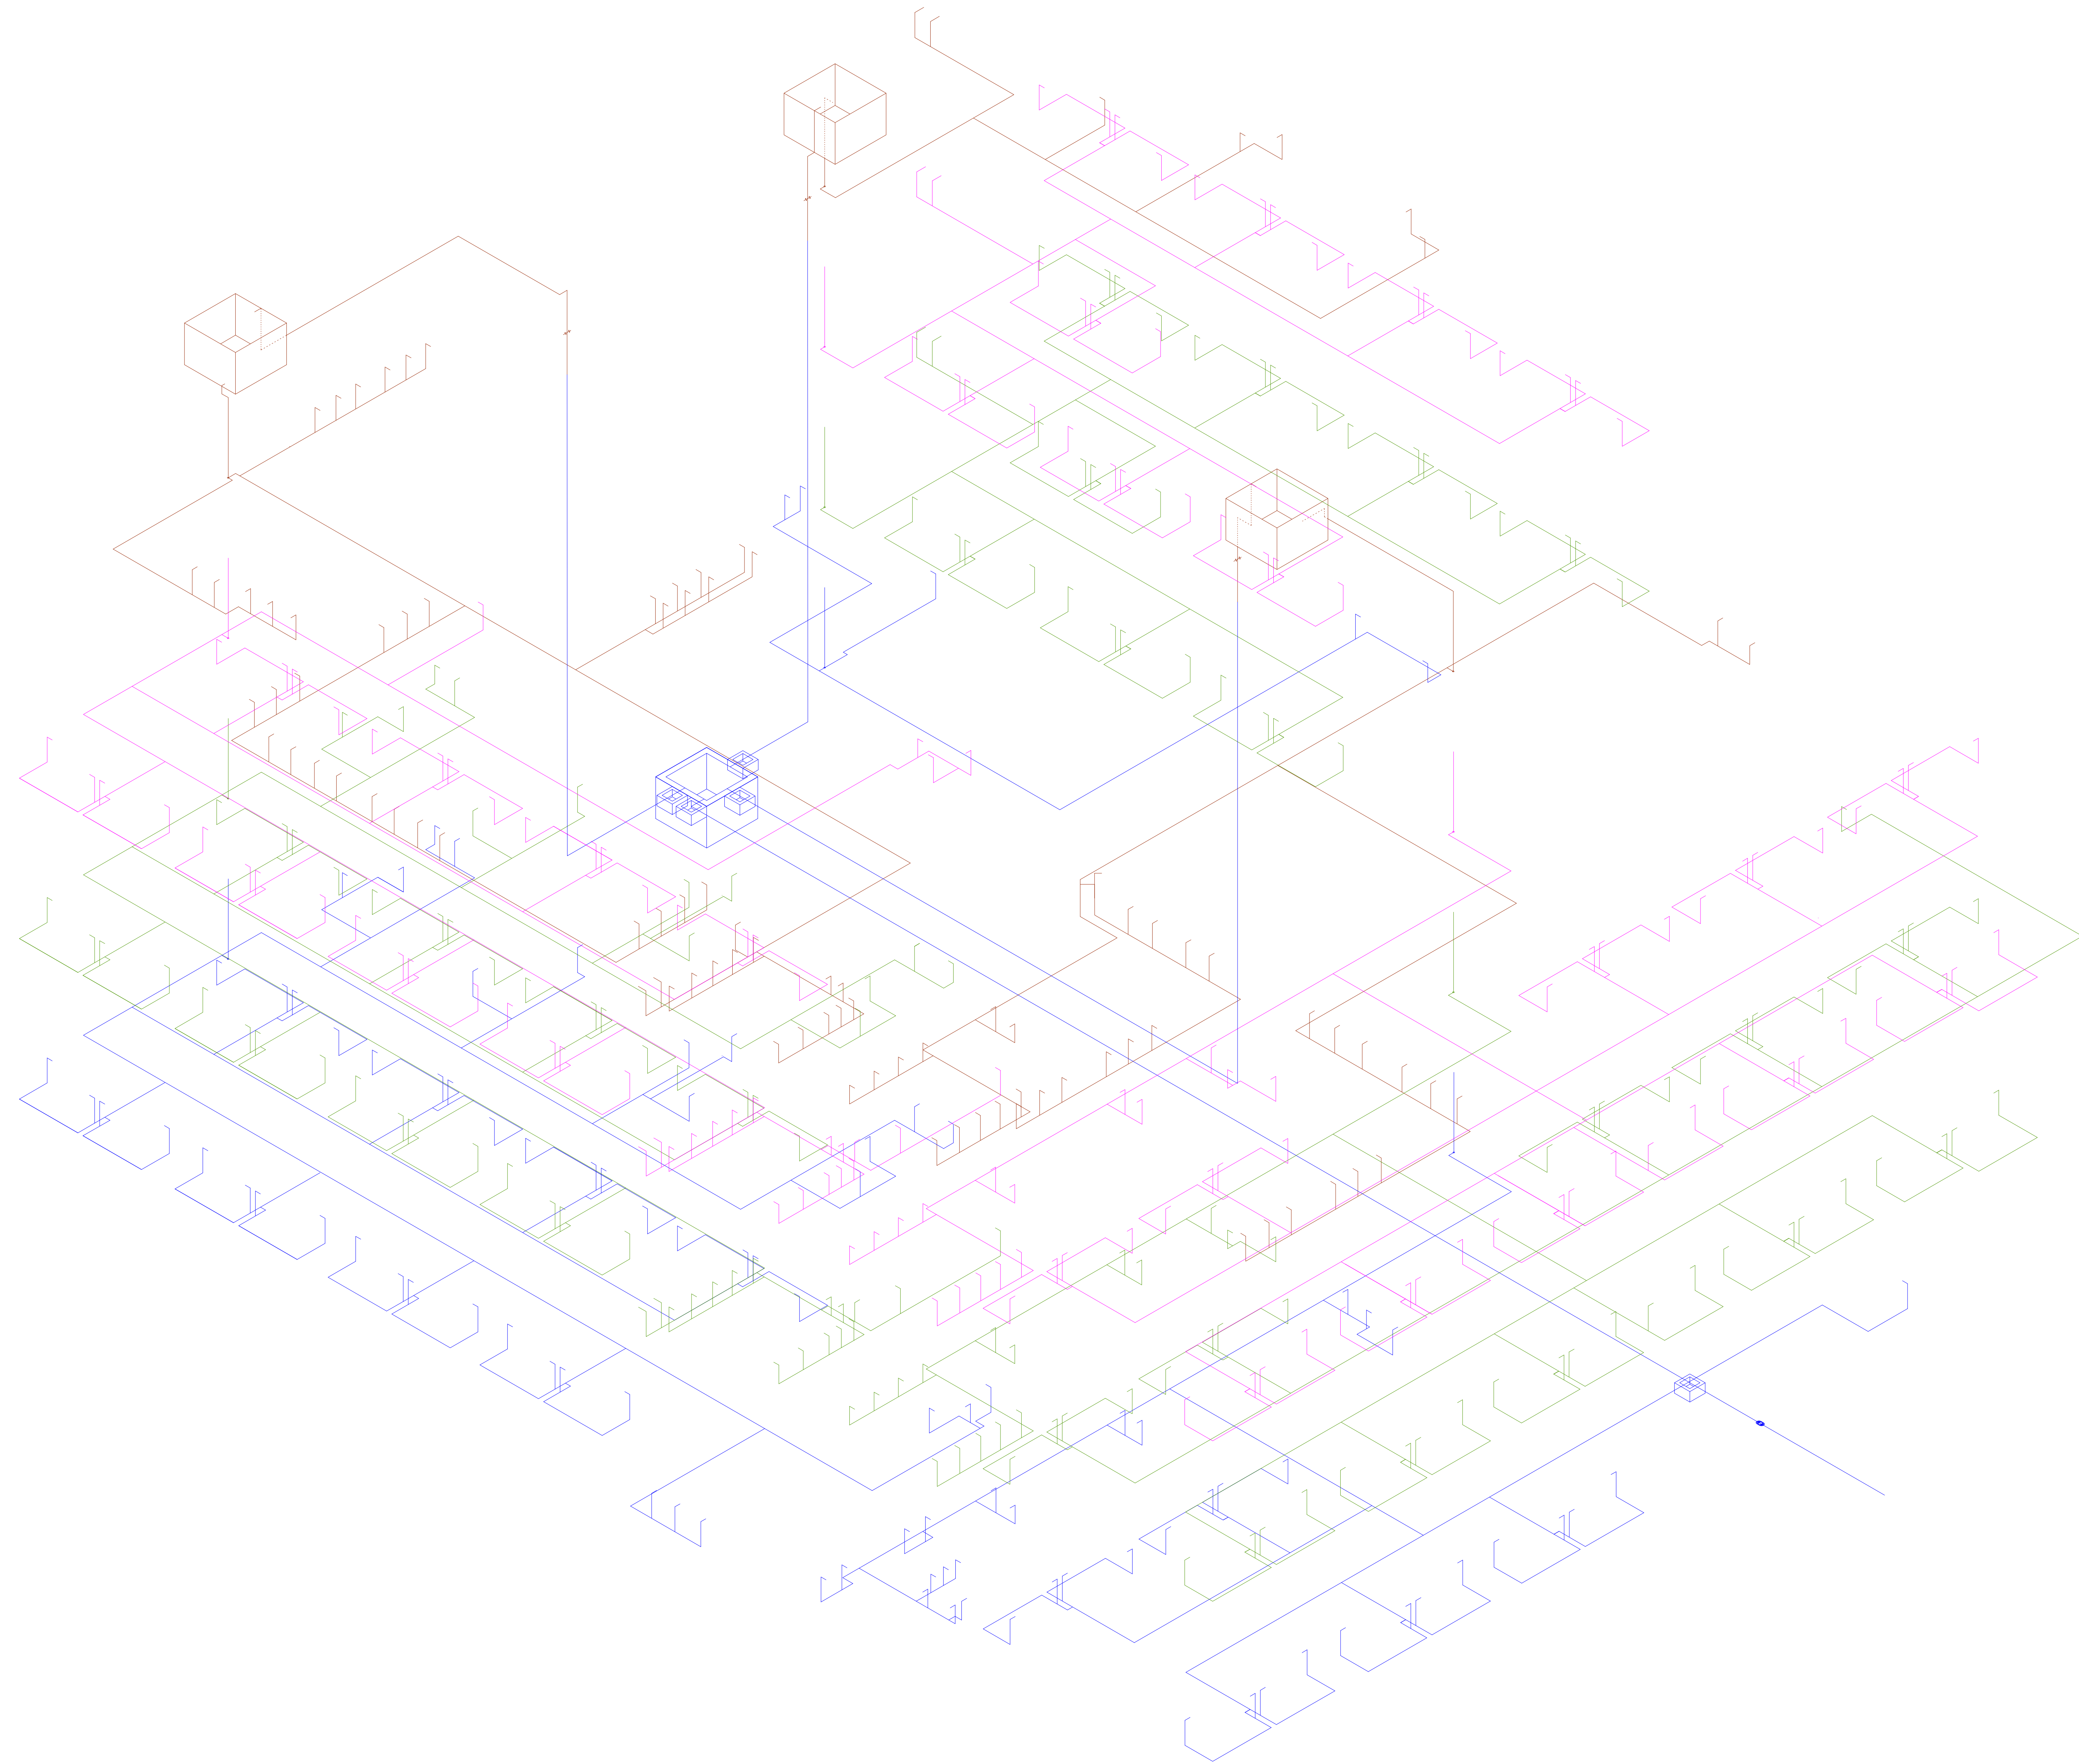

		UNIVERSIDAD AUTONOMA JUAN MISAEL SARACHO	
ESTUDIO A		PROYECTO CONSTRUCCIÓN Y DOTACIÓN MOBILIARIO	
DISEÑO FINAL:		NUEVO BLOQUE FACULTAD DE ODONTOLOGIA:	
CARACTER:		CONSULTORIA POR PRODUCTO	
		ISOMETRIA DE INSTALACION AGUA FRIA	
		PLANO GENERAL	
		LÓMINA: 5/5	
EJECUTÓ:	TRÉBOL S.R.L.	VIBB DIR. INFRAESTRUCTURA	VIBB SUPERVISION ESTUDIO
ESPECIALISTA	GERENTE PROY.	ESCALA: 1/75	FECHA: TJA./OCTUBRE/2012


Ejemplo de Planos Hidrosanitarios-Agua Potable Planta Baja

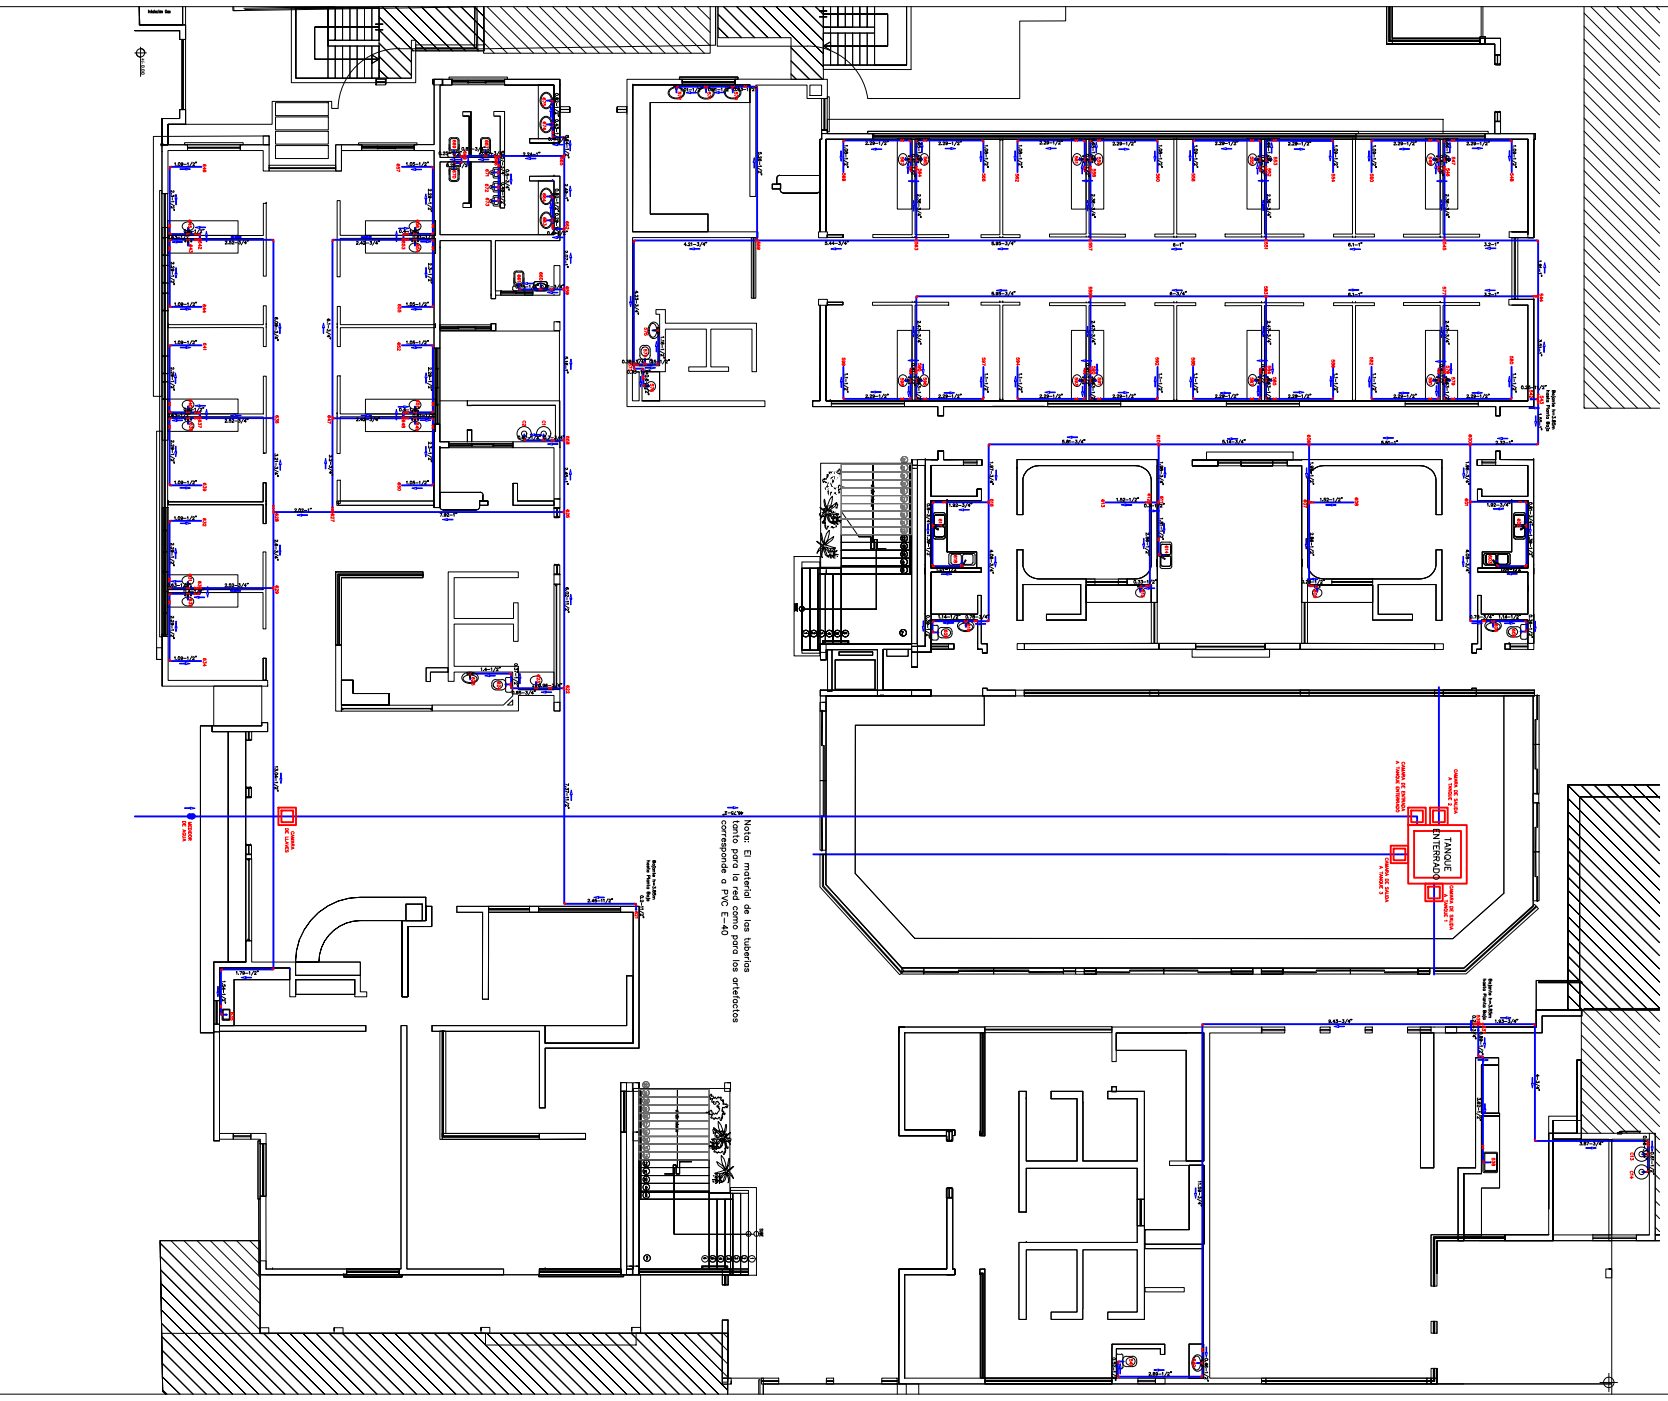


Ejemplo de Plano Hidrosanitario - Primer Piso
Alcantarillado Sanitario



Ejemplo de Plano Hidrosanitario-Planta Baja Alcantarillado Sanitario

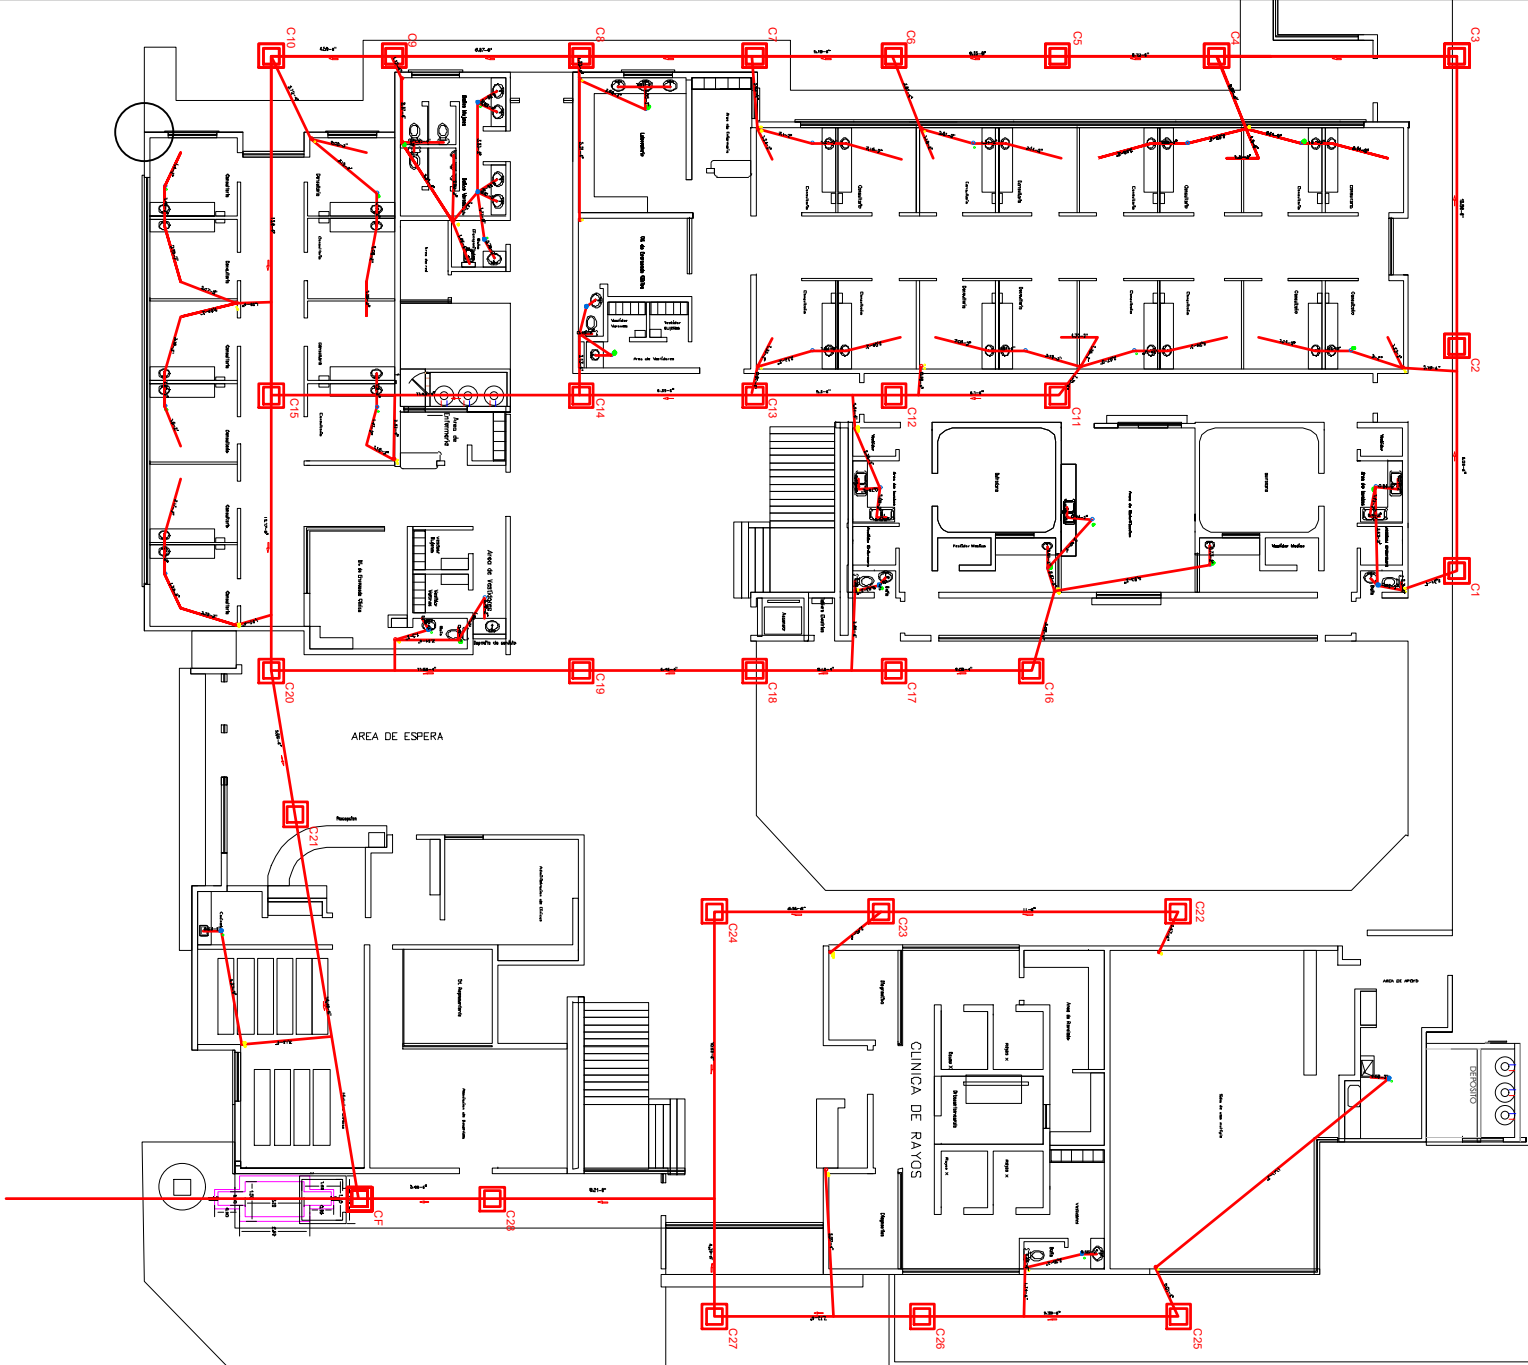


Ejemplo de Plano Hidrosanitario - Agua Potable Primer Piso

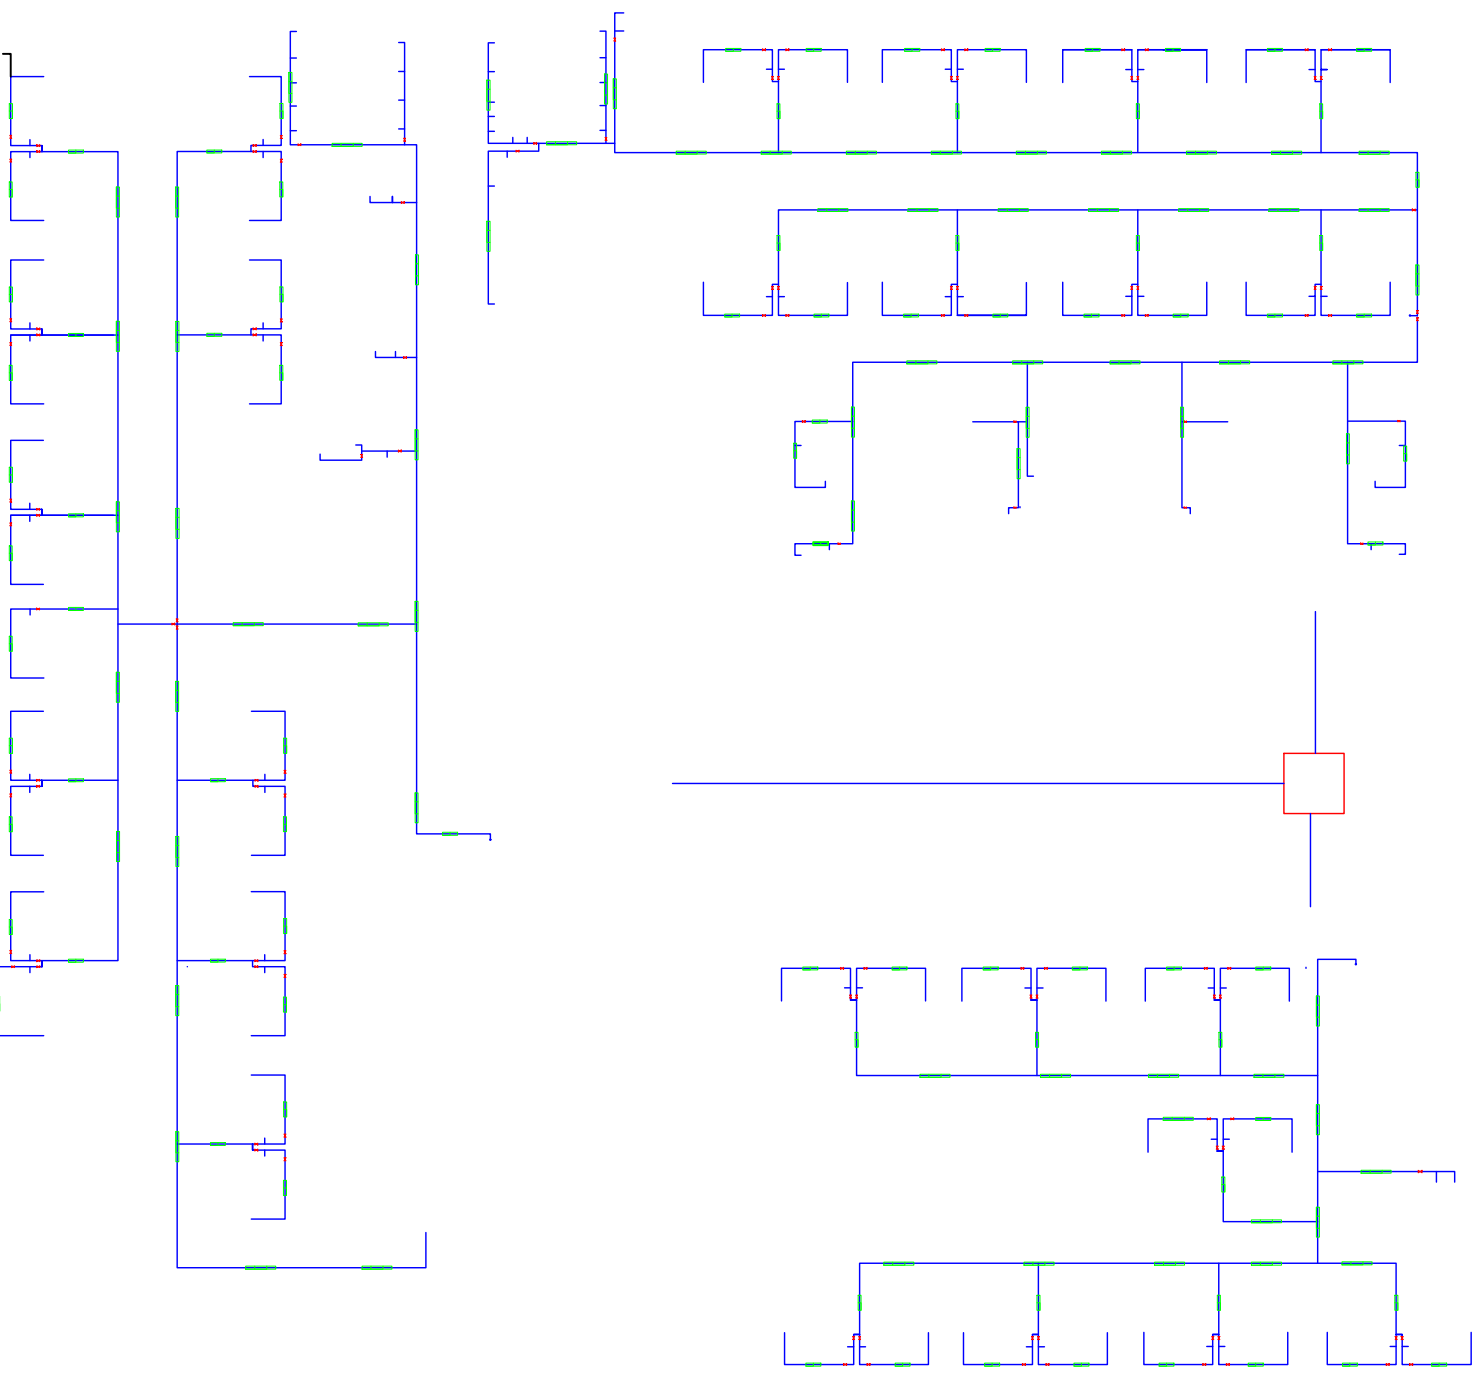


Ejemplo dePlano Hidrosanitario -Primer piso Alcantarillado Sanitario




Ejemplo de Plano Hidrosanitario-Tercer Piso Alcantarillado Sanitario

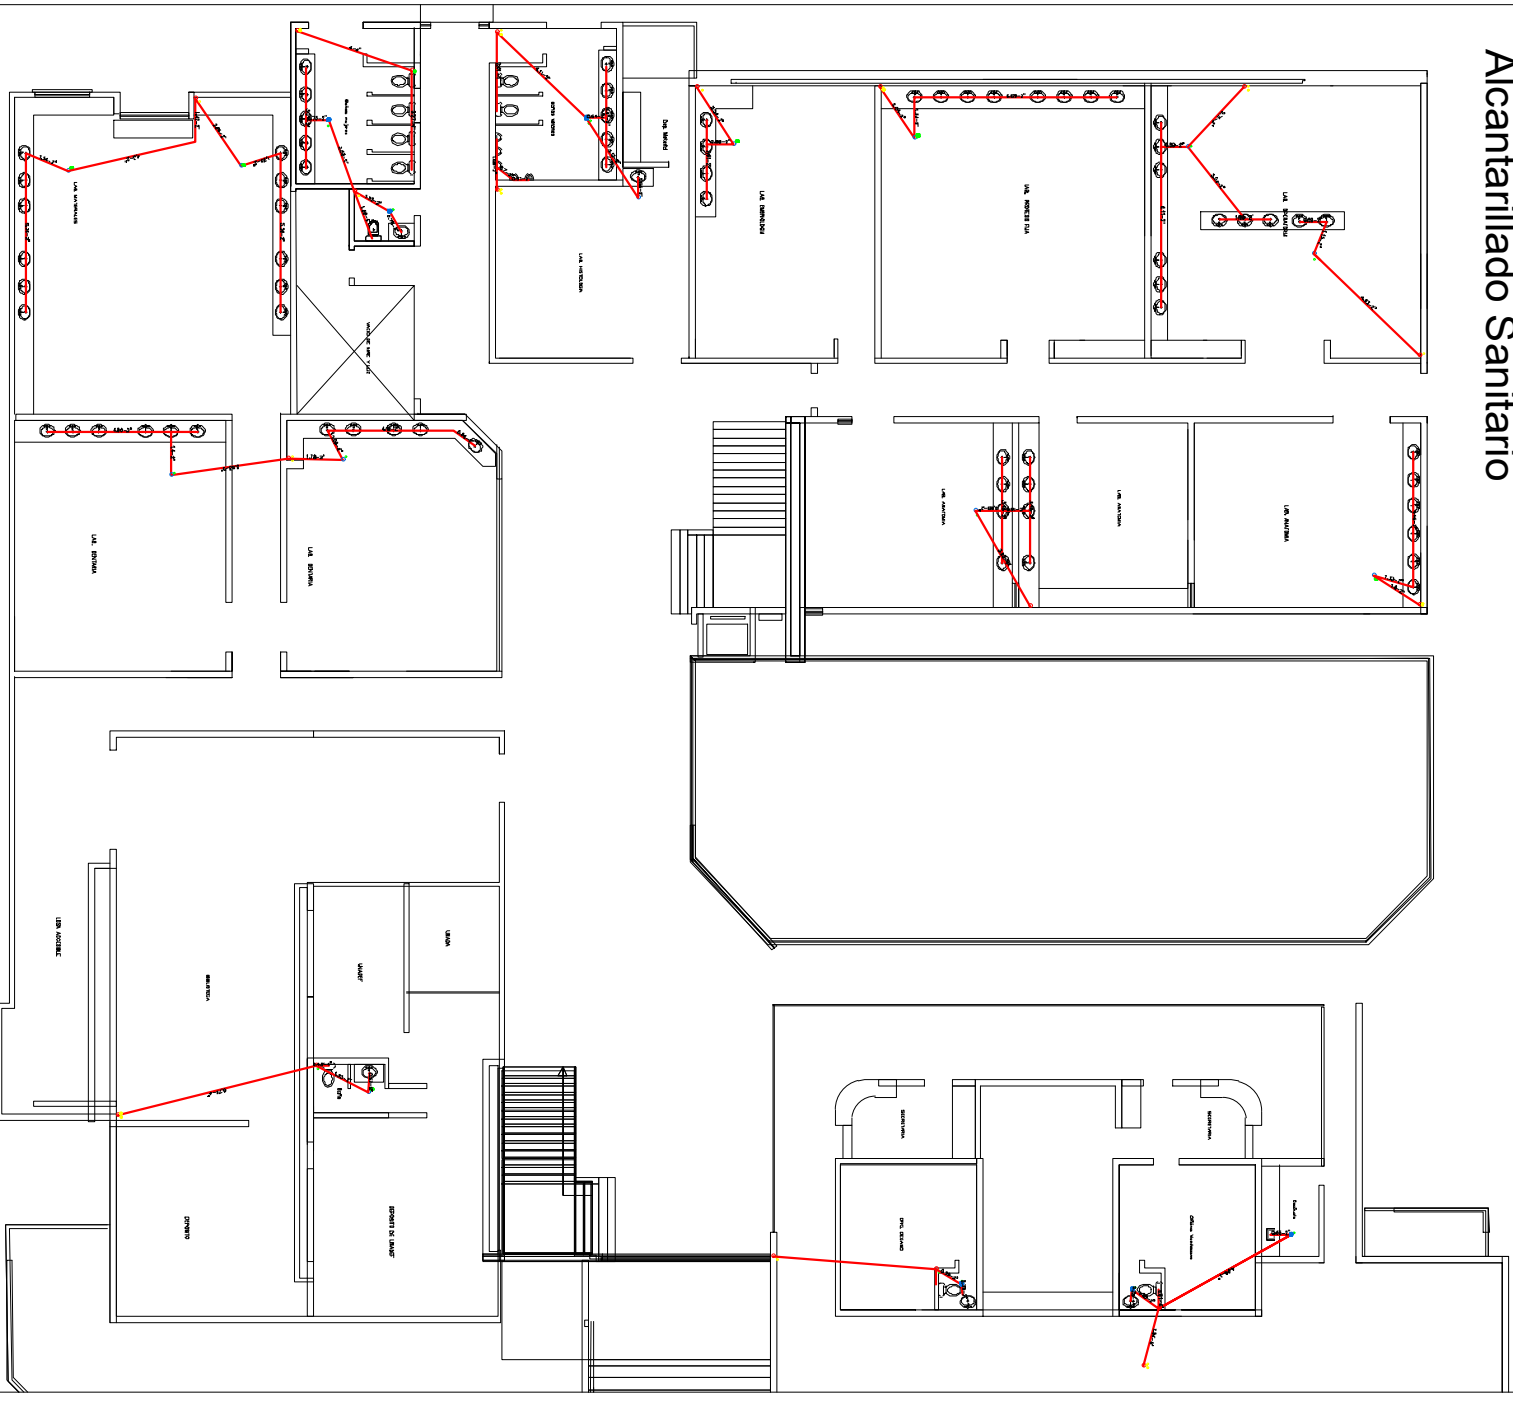



Ejemplo de Plano Hidrosanitario- Tercer Piso Agua Caliente

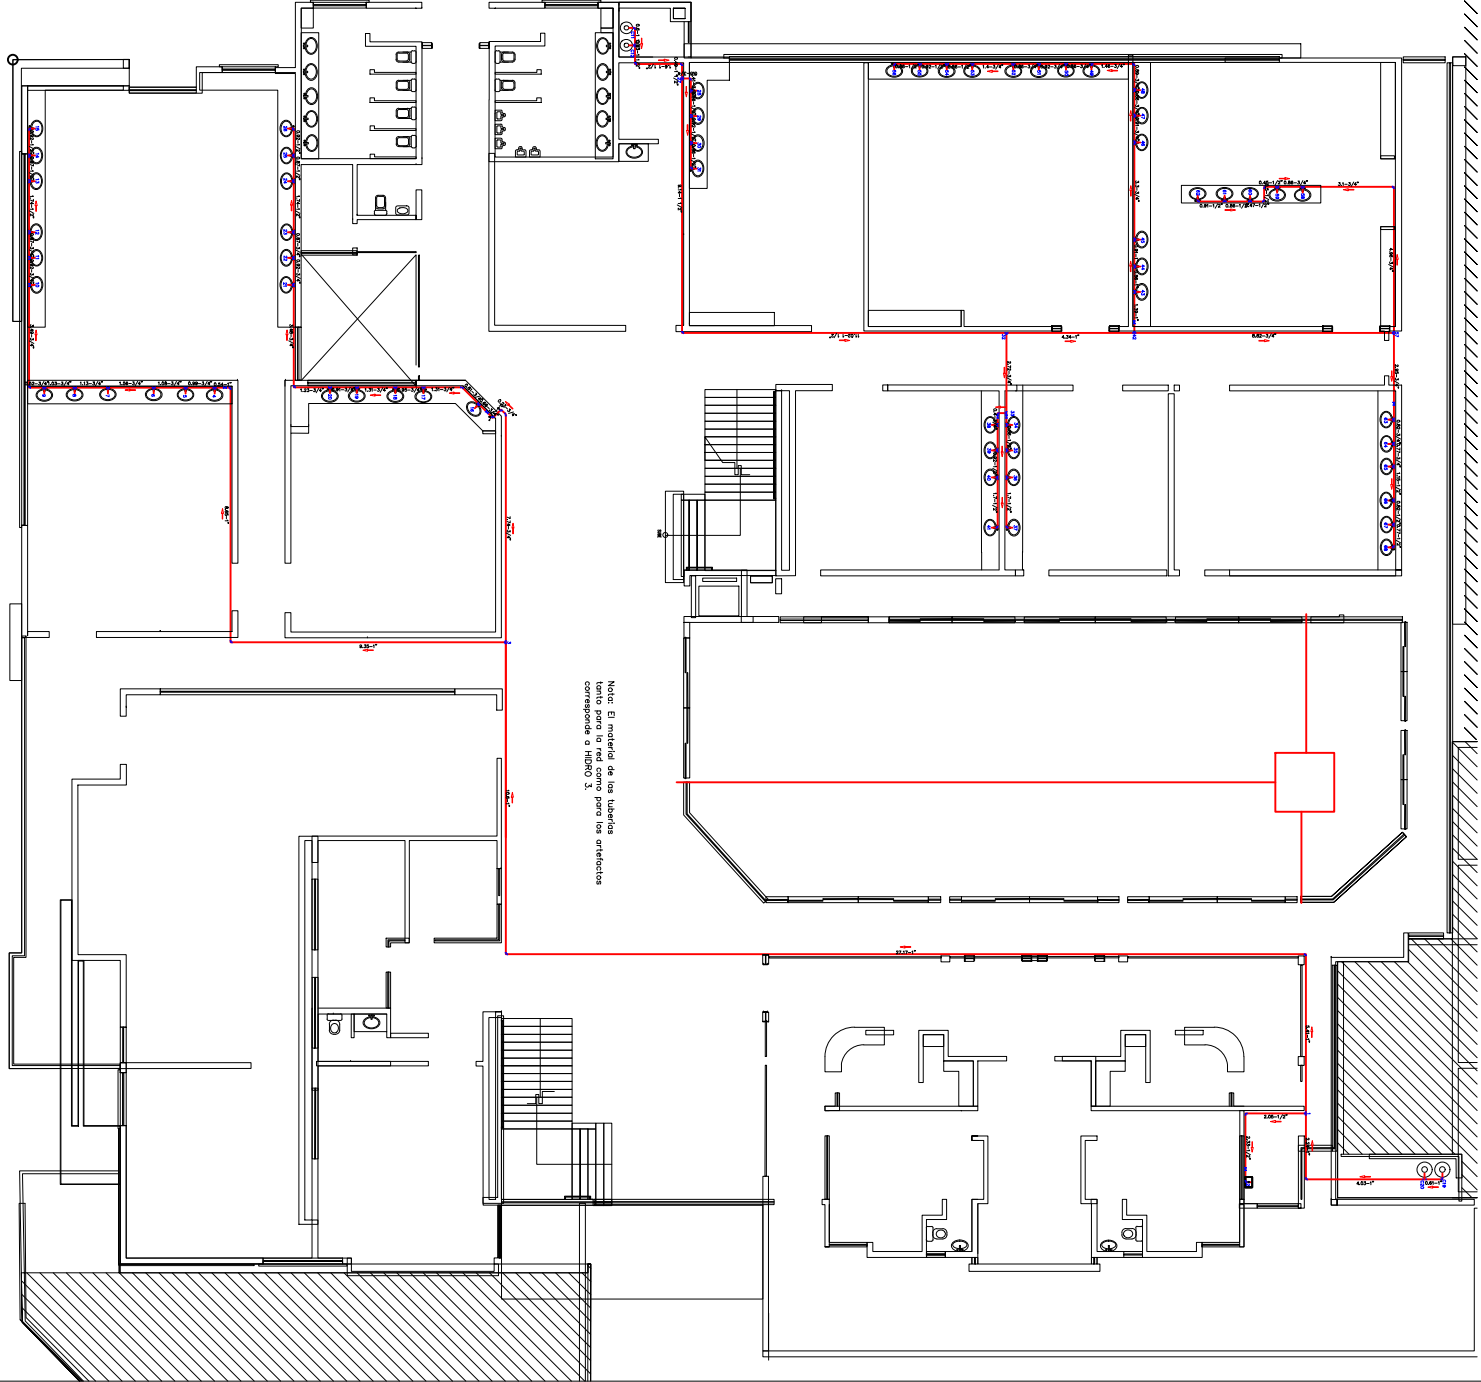

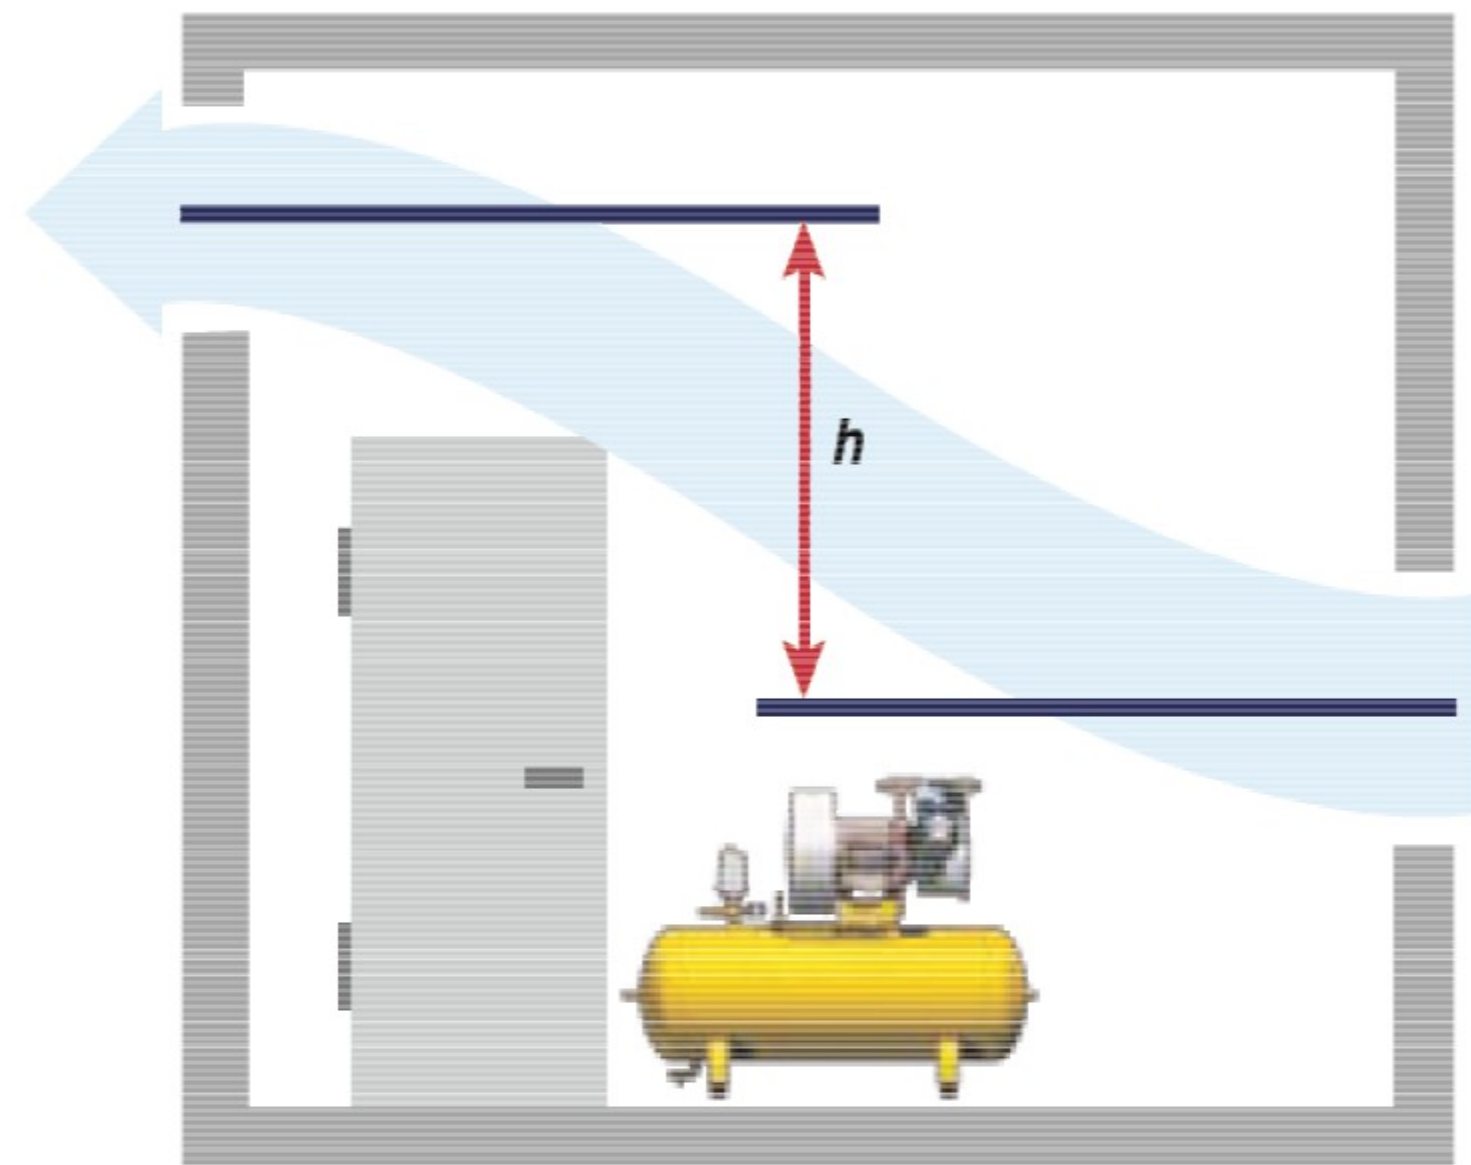


Una estación de compresor por planta con refrigeración natural para unidades por debajo de 7.5HP

Referencia Red de Aire Comprimido	
	Tablero secundario puesta a tierra
	Compresora
	Toma de aire exterior
	Conjunto de refrigeración
	Filtro de línea
	Depósito acumulador
	Secador
	Tanque pulmón
	Tubería galvanizada 3/4"
	Tubería galvanizada 1/2"
	Boca de conexión
	Válvula
	Llave de paso, codo, Te

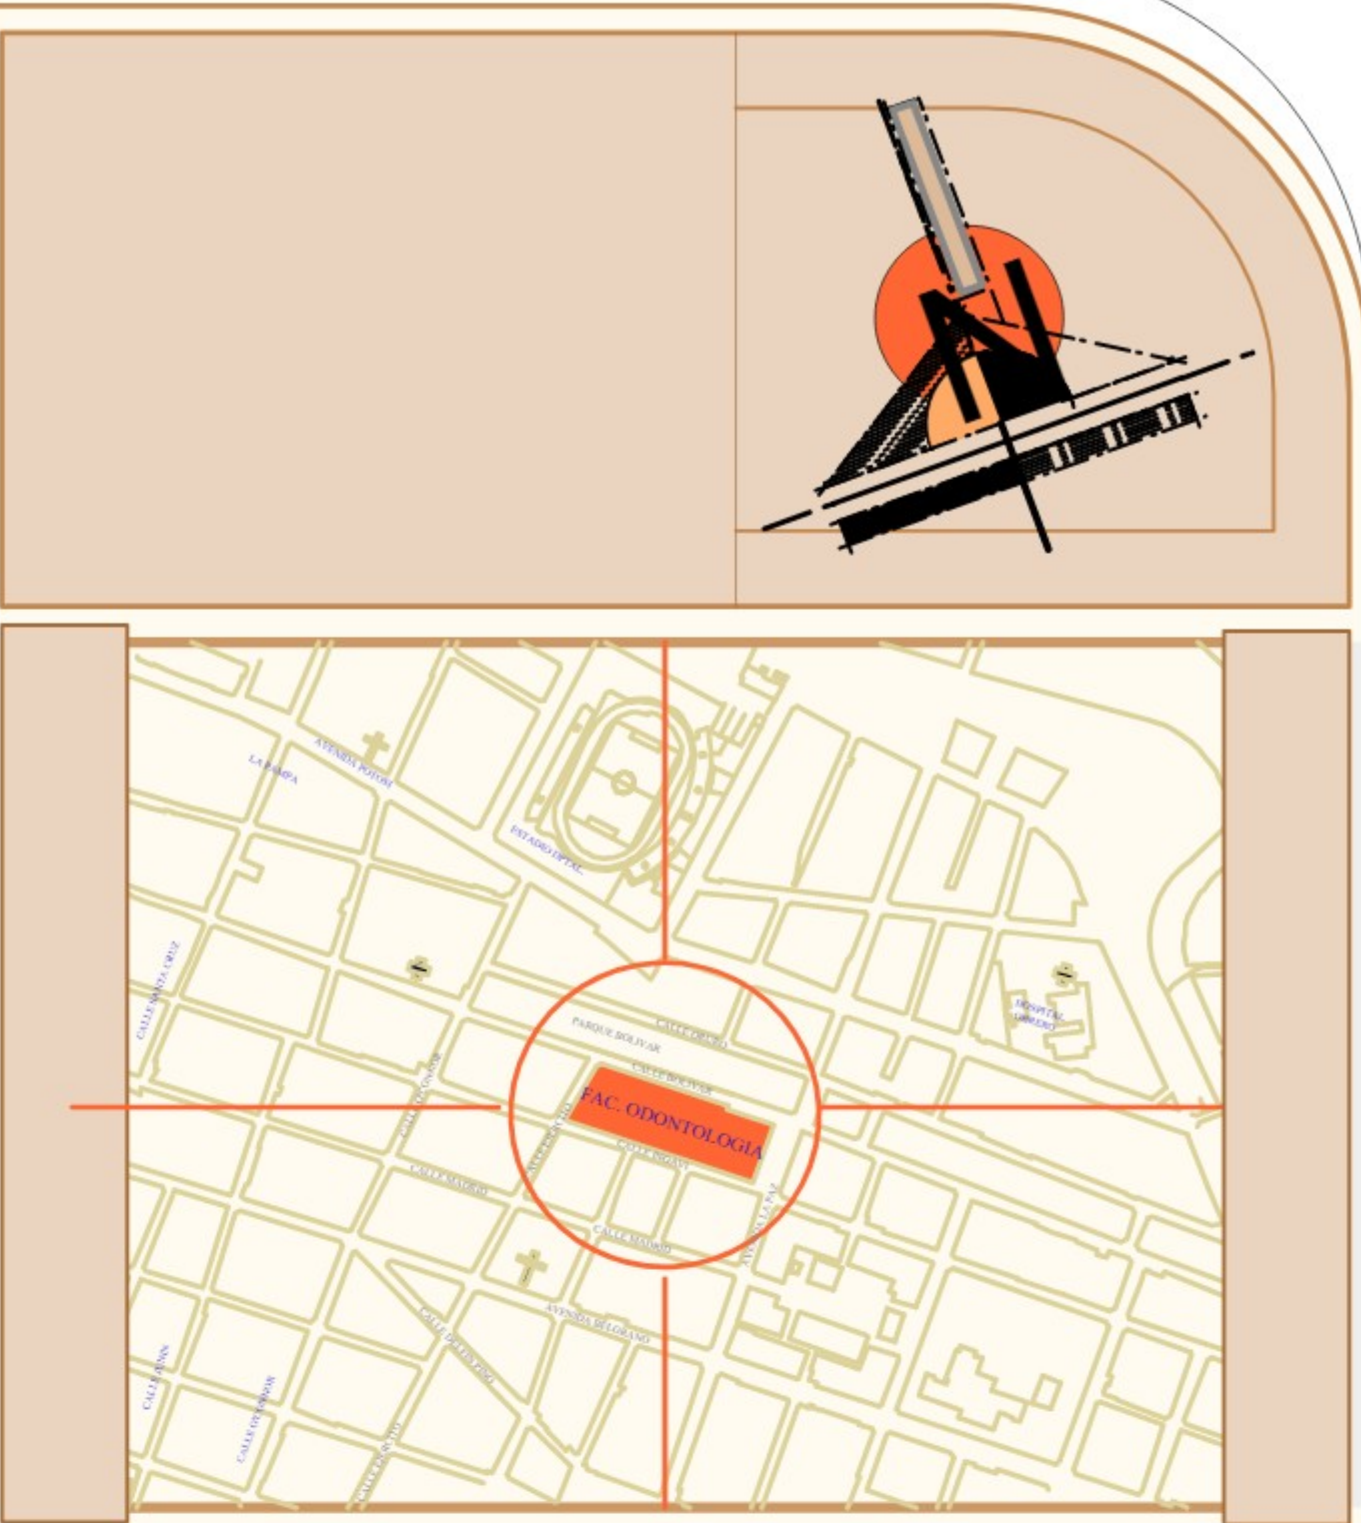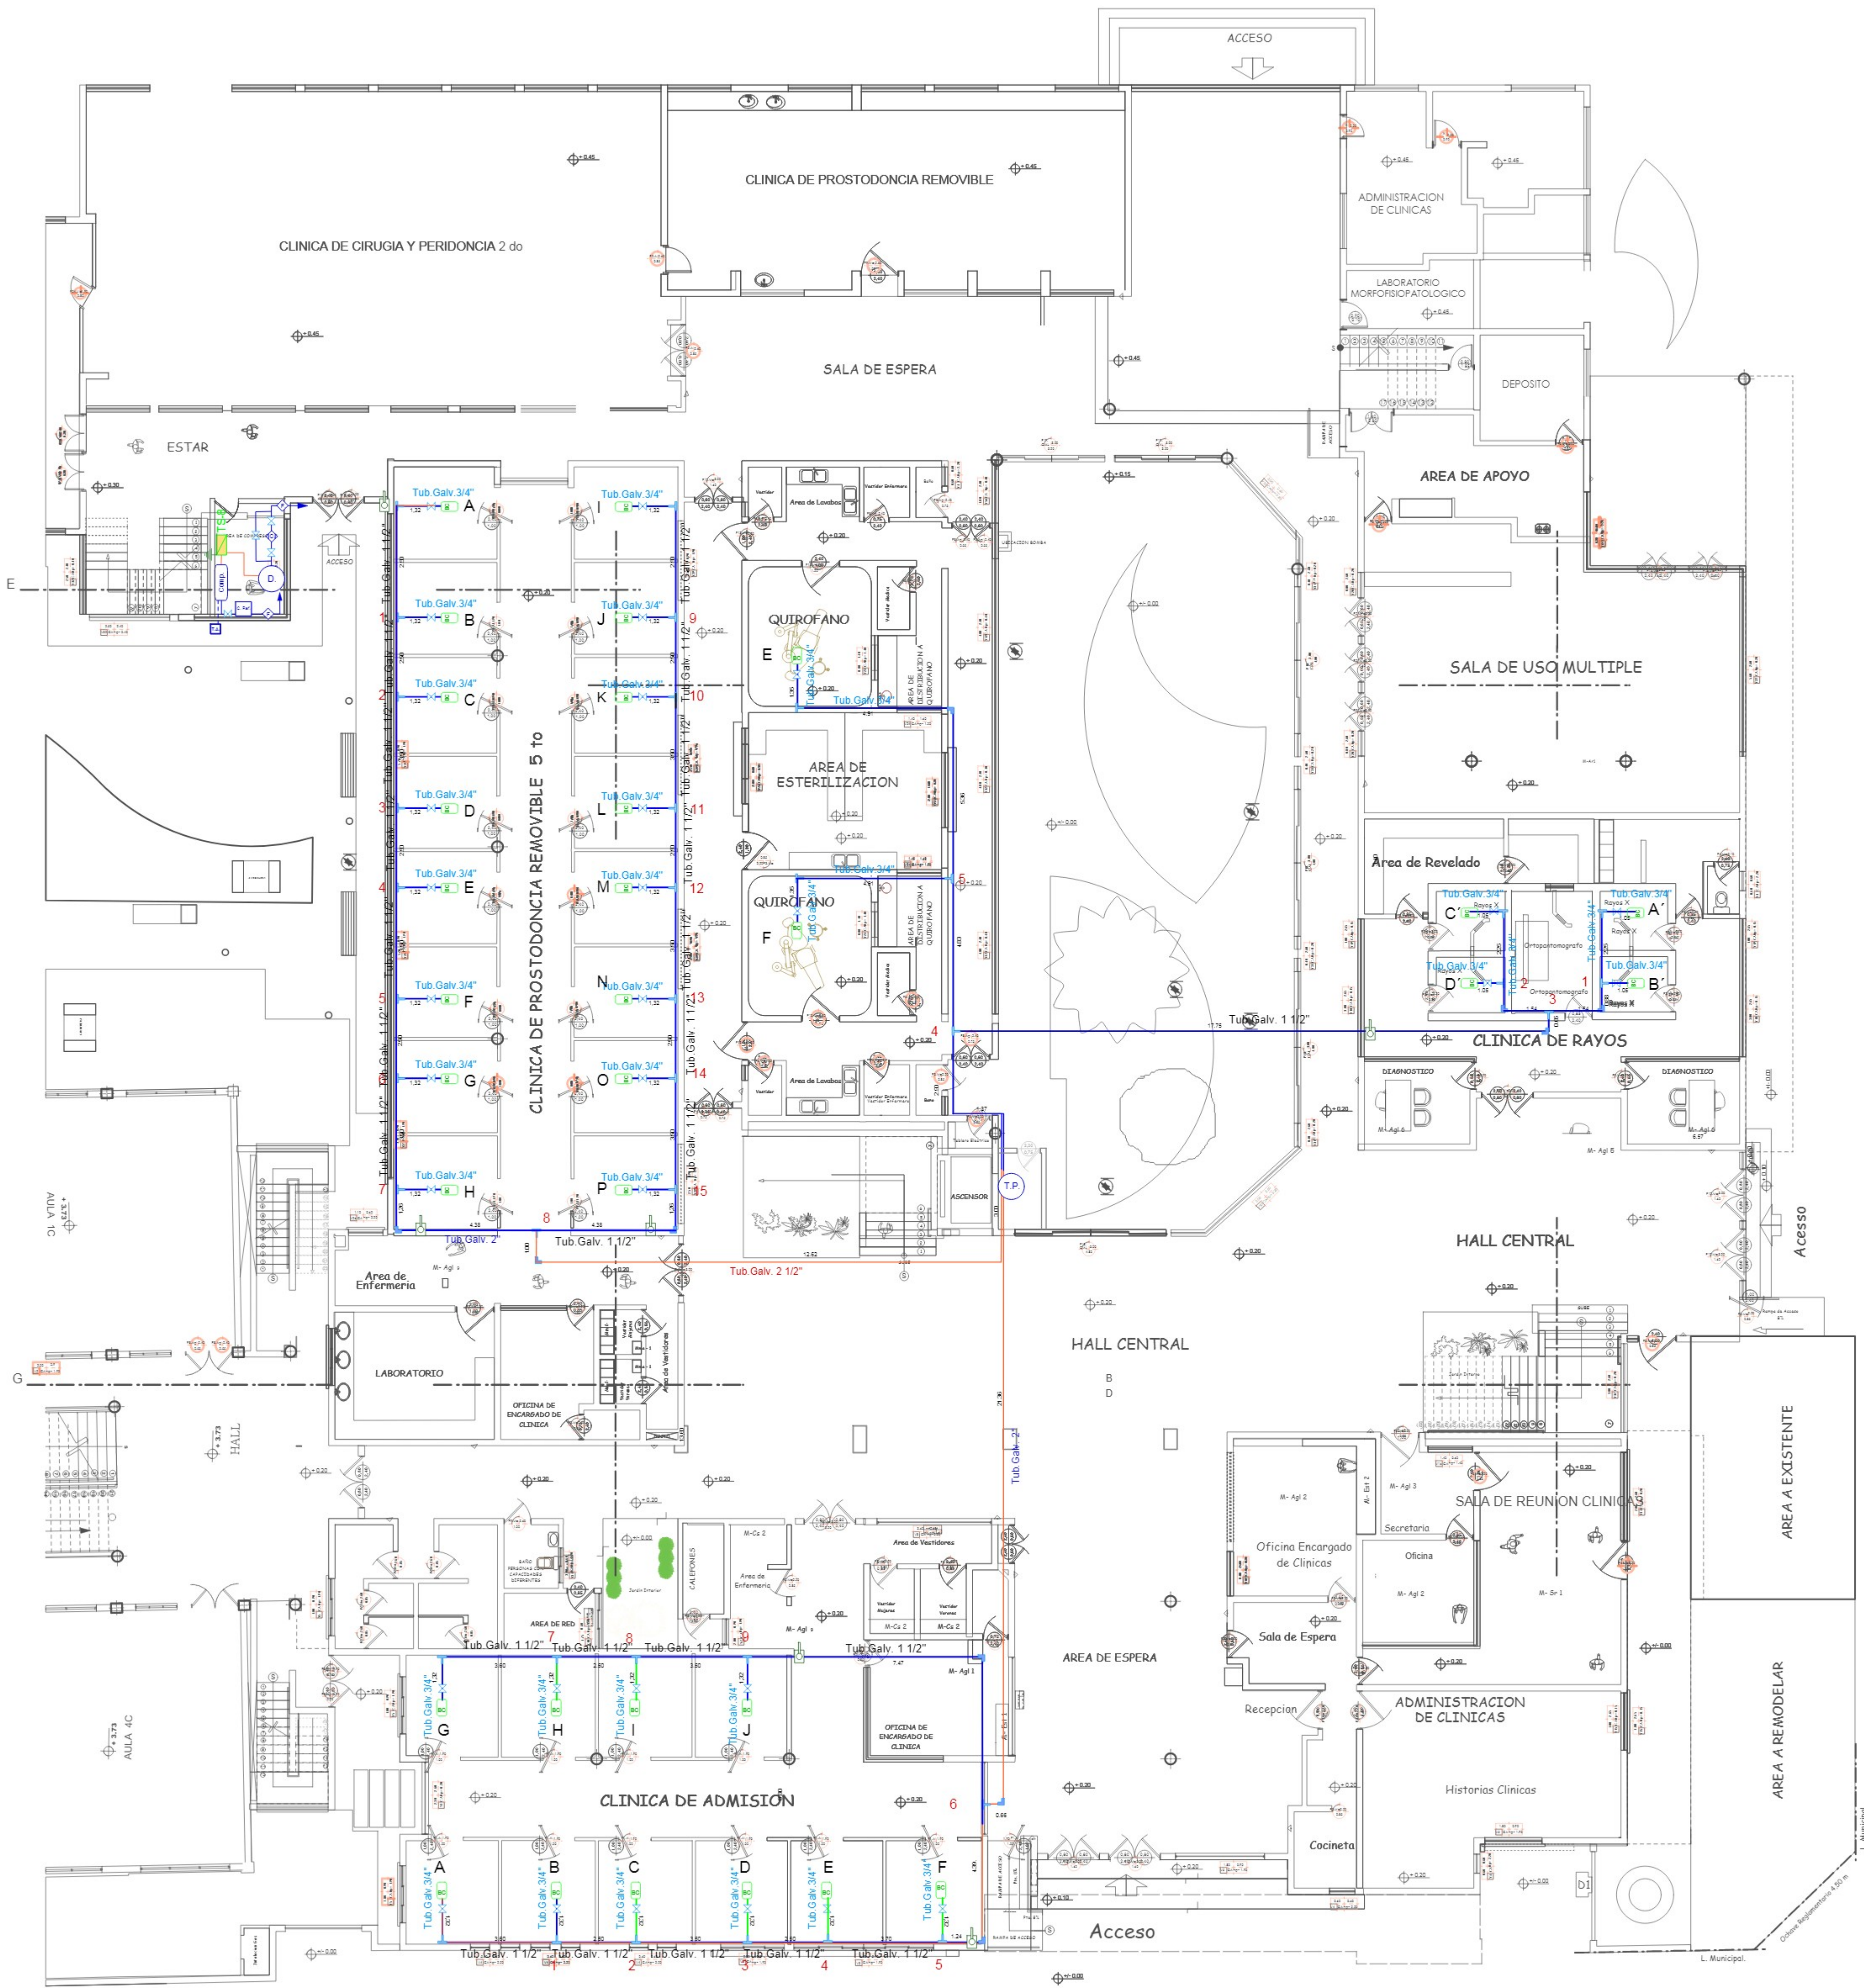

- SUPERFICIE:**
- BLOQUE EXISTENTES
 - BLOQUES POR REMODELAR
 - BLOQUE NUEVO
 - ÁREA DE PARQUEO
 - ÁREA VERDE EXTERNA, ÁREA DEPORTIVA
 - CIRCULACIÓN EXTERNA
 - TOTAL LOTE

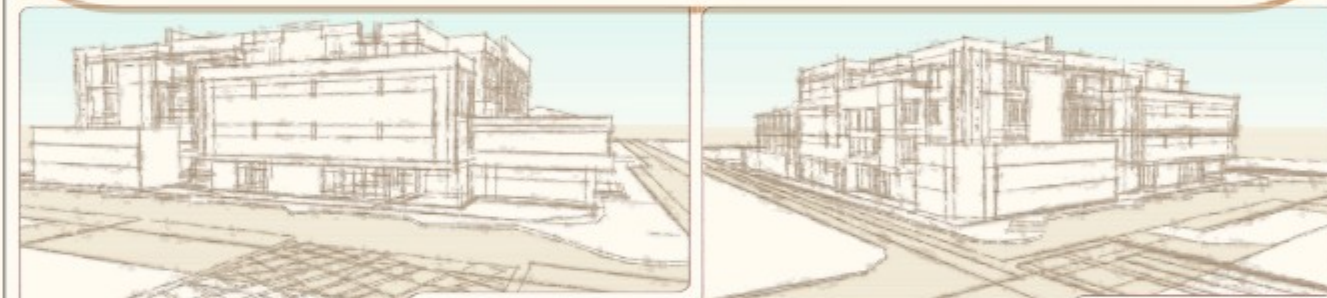

REFERENCIAS

MUROS en 25
SAVOS 1

MUROS en 20
TOTALIDAD CONSTRUCCION

MUROS en 15
BATHOS, SUPERFICIA, DIVISORES

MUROS en 10
DIVISORIAL, CONSULTORIOS

PLACAS DE DIVISION
PLASTICA, VIDRIO

AREA EXISTENTE

AREA A REMODELAR



Mobiliario exterior con asientos


Mobiliario exterior

Luminaria Exterior



Mobiliario exterior

		UNIVERSIDAD AUTONOMA JUAN MISAEL SARACHO	
ESTUDIO A		PROYECTO CONSTRUCCIÓN Y DOTACIÓN MOBILIARIO	
DISEÑO FINAL		NUEVO BLOQUE FACULTAD DE ODONTOLOGIA:	
CARACTER:		CONSULTORIA POR PRODUCTO	
SISTEMAS DE REDES DE AIRE COMPRIMIDO		LÁMINA:	
PLANTA BAJA		1/3	
EJECUTÓ:	TREBOL S.R.L.	VºBº DIR. INFRAESTRUCTURA	VºBº SUPERVISIÓN ESTUDIO
ESPECIALISTA	GERENTE PROY.	ESCALA:	INDICADA
FECHA:		TJA.OCTUBRE/2012	

  Referencia Red de Aire Comprimido	
	Tablero secundario puesta a tierra
	Compresora
	Toma de aire exterior
	Conjunto de refrigeración
	Filtro de línea
	Depósito acumulador
	Secador
	Tanque pulmón
	Tubería galvanizada 3/4"
	Tubería galvanizada 1/2"
	Boca de conexión
	Válvula
	Llave de paso, codo, Te

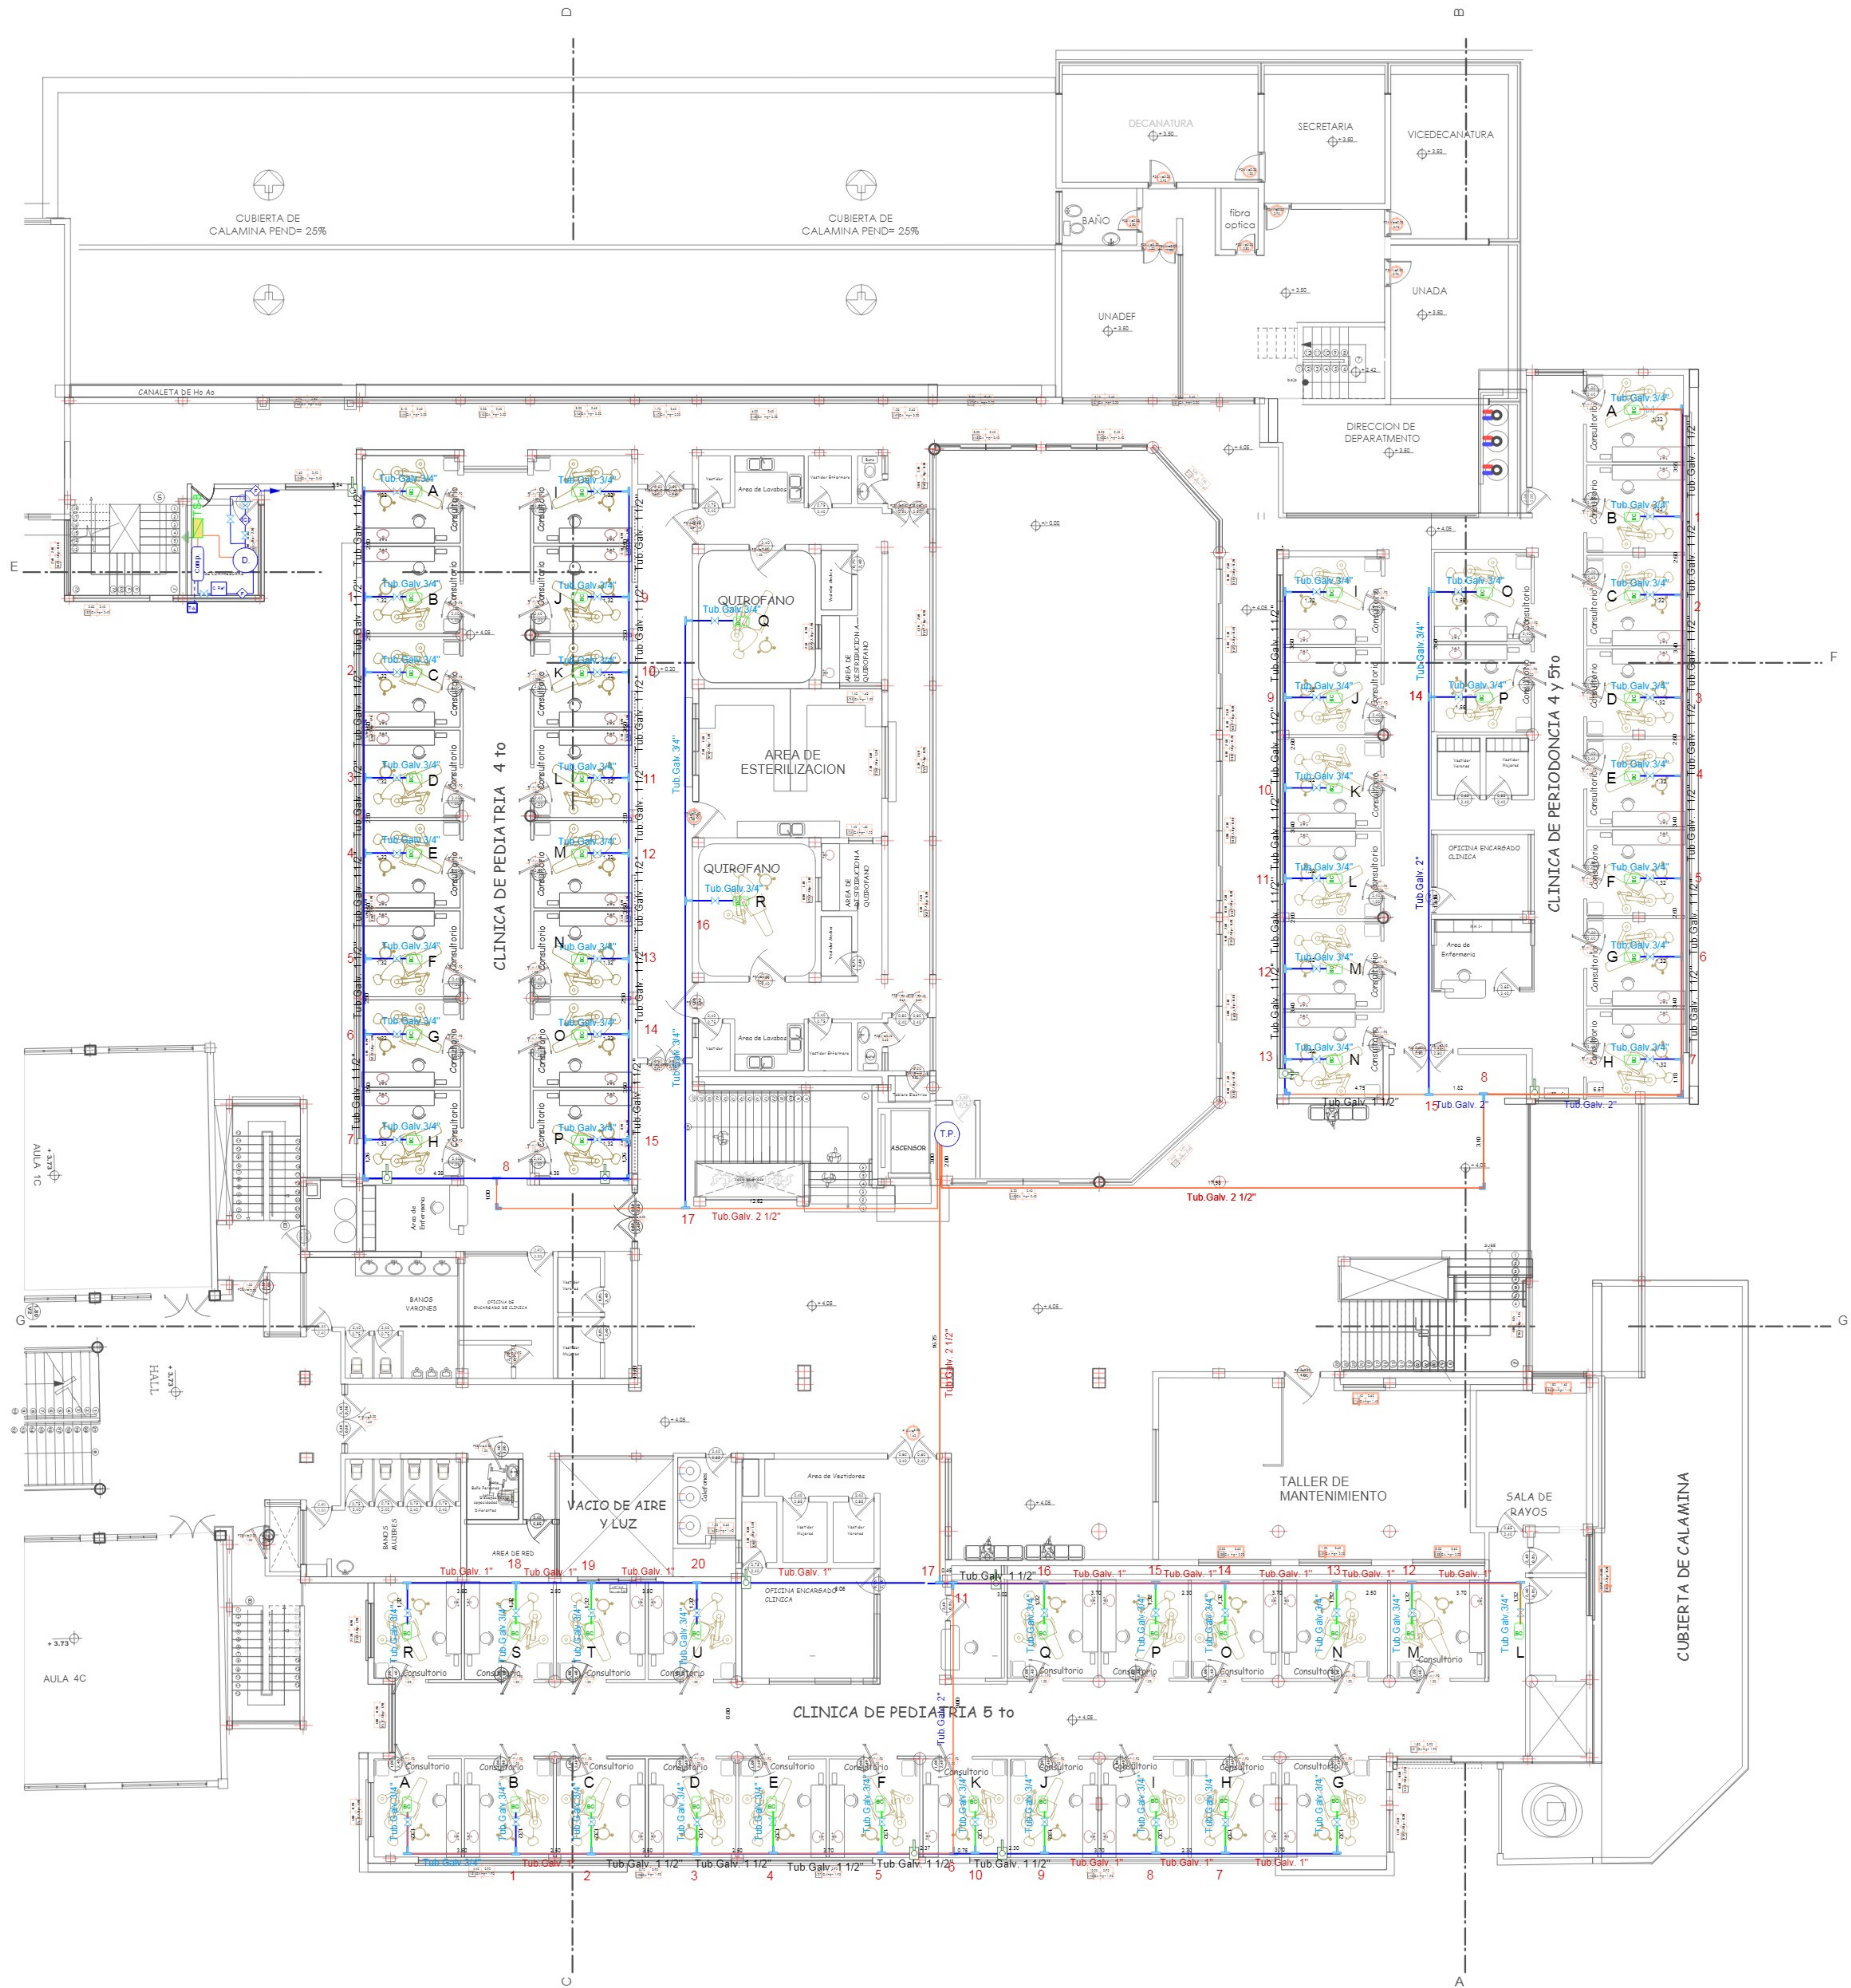


ESC 1 : 100

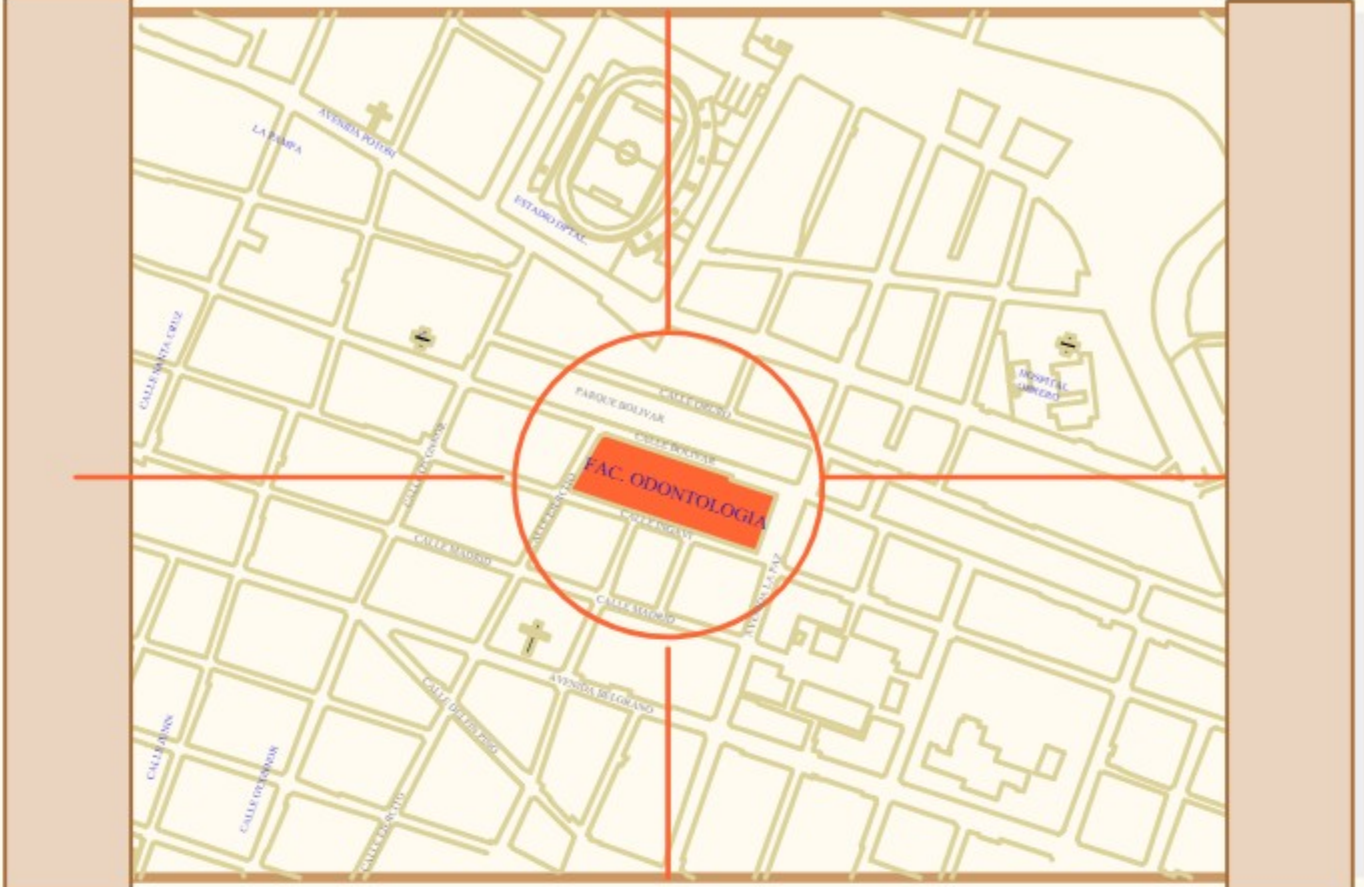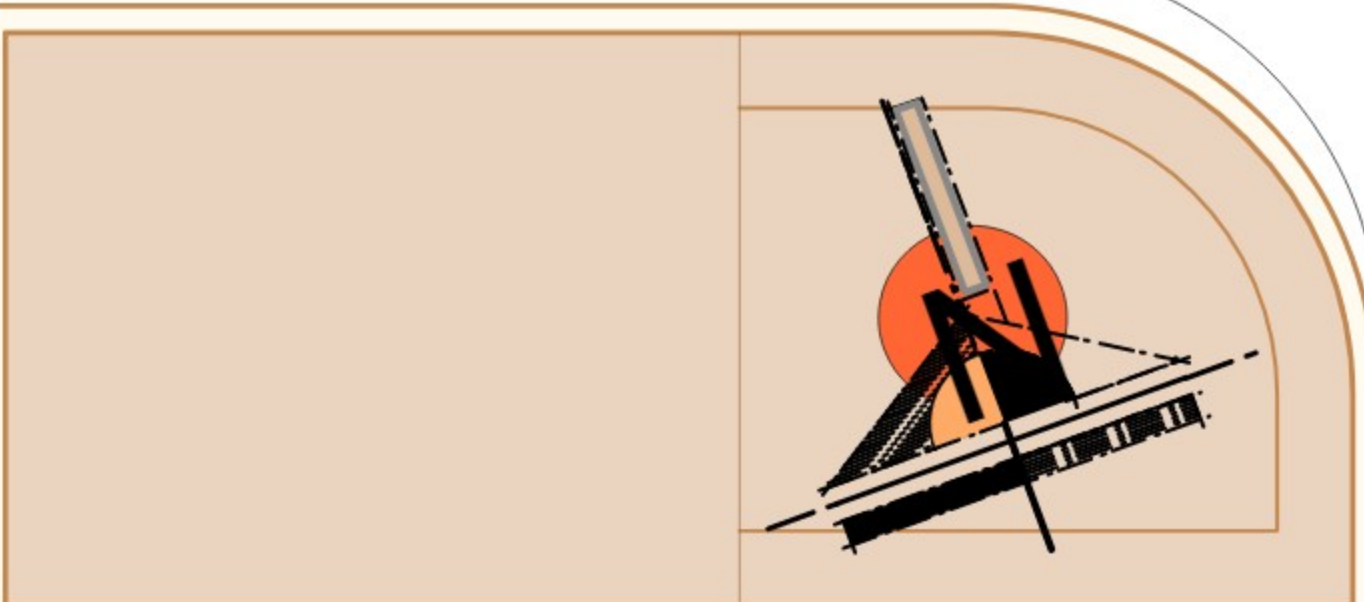


SUPERFICIE:

BLOQUE EXISTENTES
BLOQUES POR REMODELAR
BLOQUE NUEVO
AREA DE PARQUEO
AREA VERDE EXTERNA, AREA DEPORTIVA
CIRCULACION EXTERNA
TOTAL LOTE

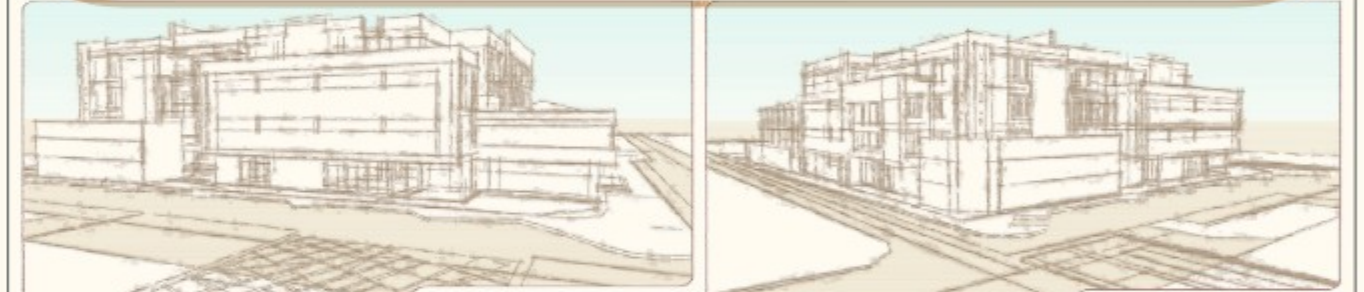

REFERENCIAS

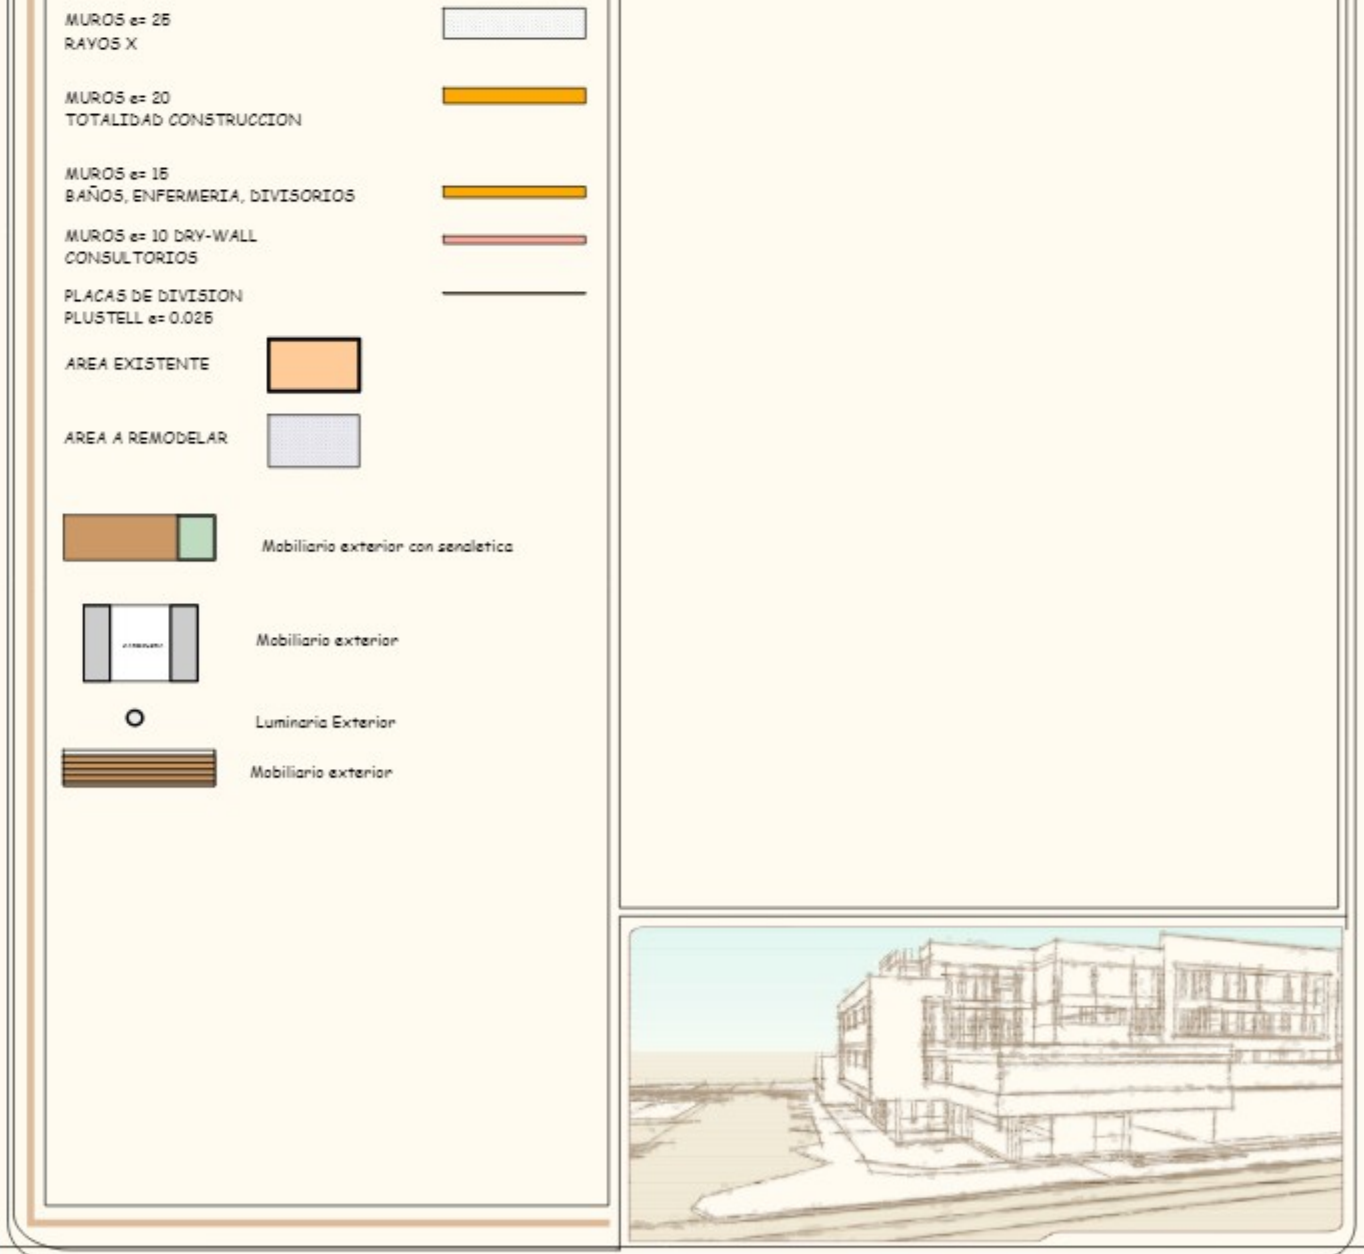


		UNIVERSIDAD AUTONOMA JUAN MISAEL SARACHO	
ESTUDIO A		PROYECTO CONSTRUCCIÓN Y DOTACIÓN MOBILIARIO	
DISEÑO FINAL		NUEVO BLOQUE FACULTAD DE ODONTOLOGIA:	
CARACTER:		CONSULTORIA POR PRODUCTO	
EJECUTO: TREBOL S.R.L.		VIBI DIR. INFRAESTRUCTURA	
ESPECIALISTA		GERENTE PROY	
ESCALA: INDICADA		FECHA: TJA.OCTUBRE/2012	
LÁMINA: 2/3		SUPERVISIÓN ESTUDIO	


Ejemplo de Plano de instalación de Aire
Comprimido -Primer Piso

CUBIERTA DE
CALAMINA PBD= 25%

CUBIERTA DE
CALAMINA PBD= 25%

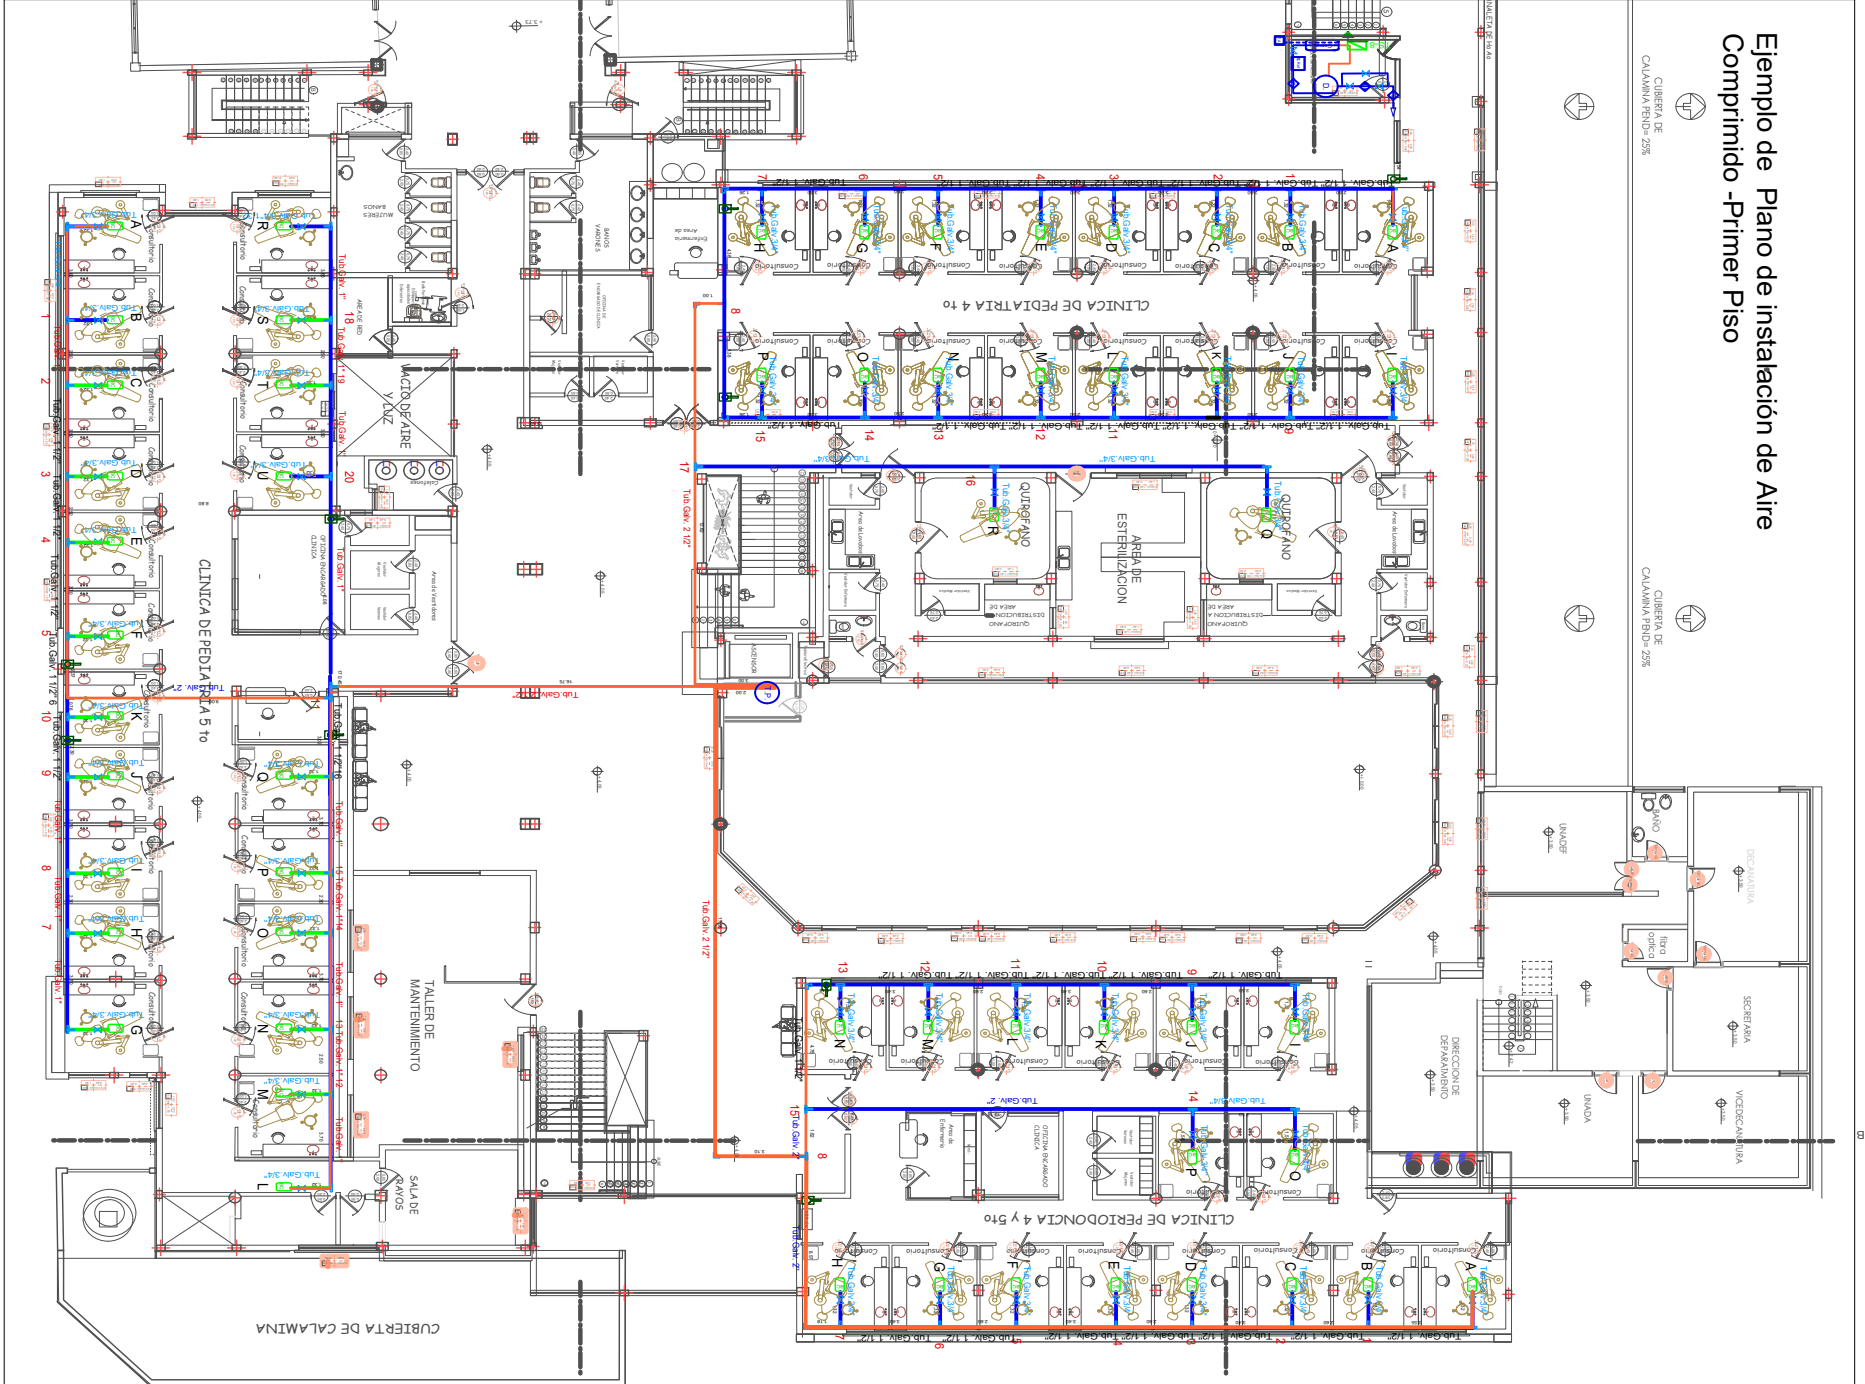

Ejemplo de Plano de Instalación.de Gas -Isometrico

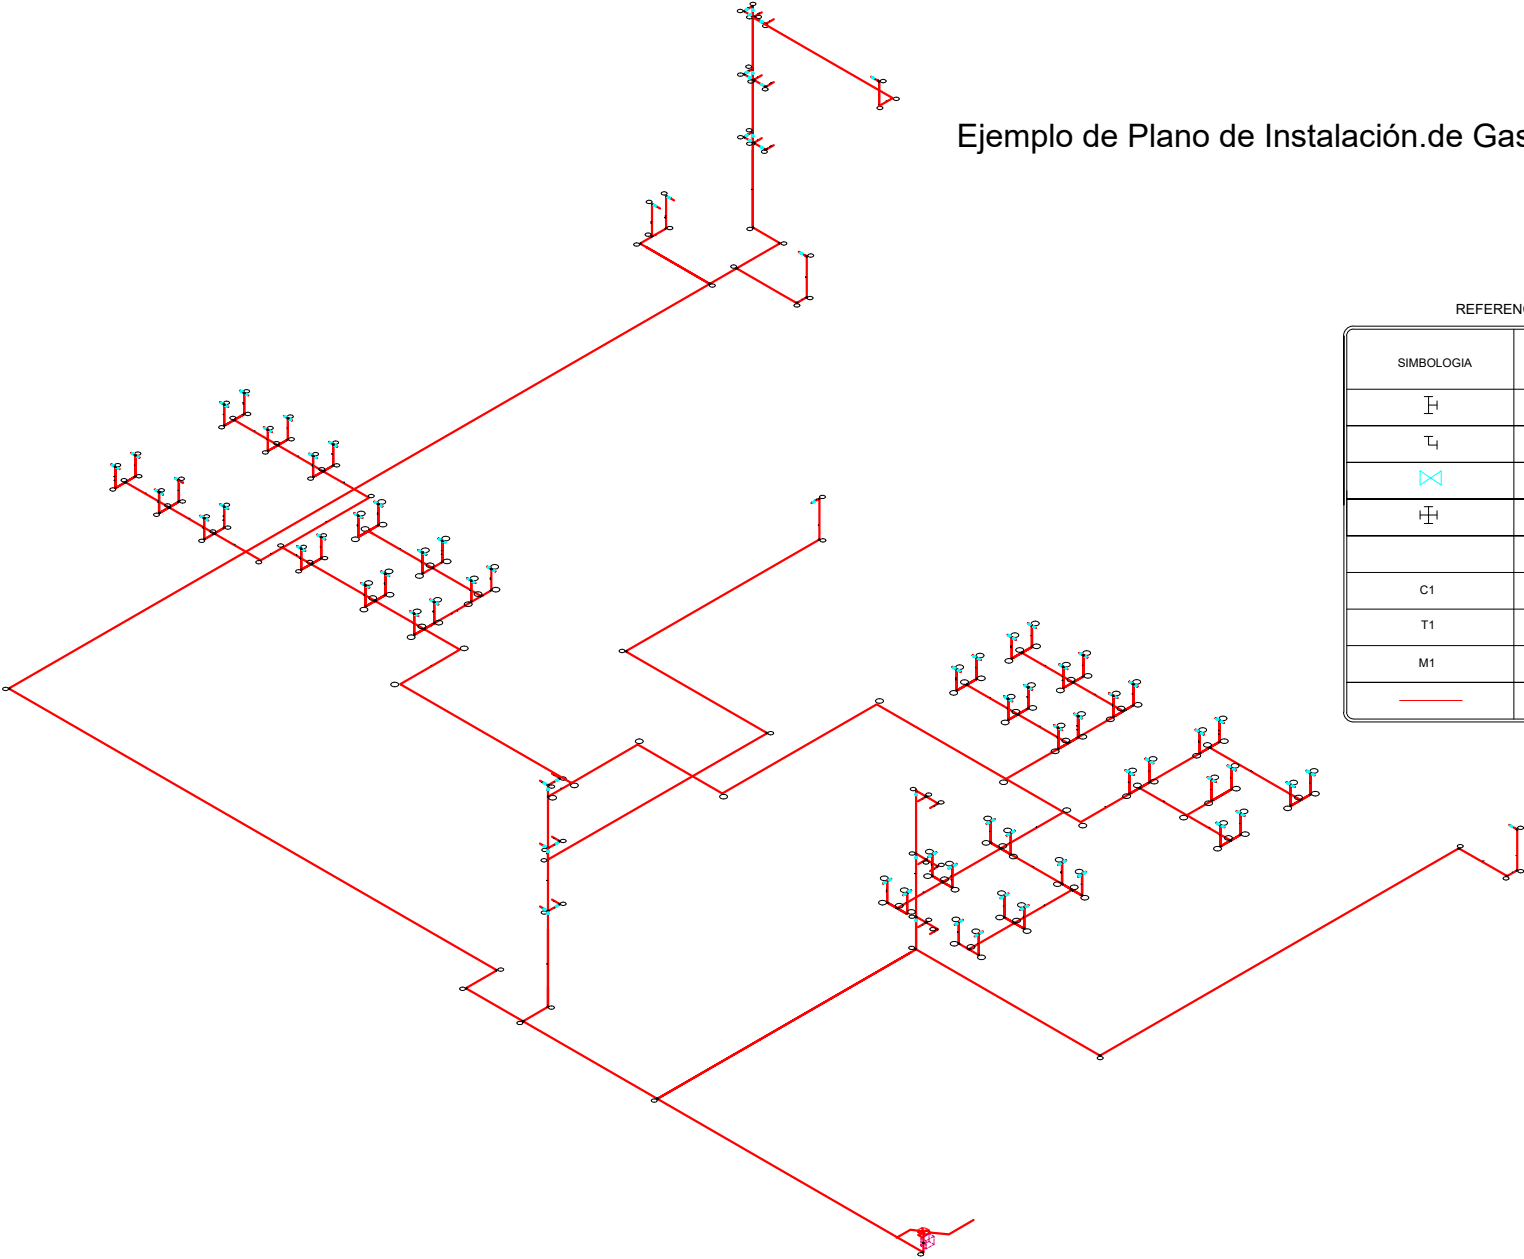

REFERENCIAS

SIMBOLOGIA	DESCRIPCION
⊥	TEE
⌋	CODO
⋈	LLAVE DE PASO
⊕	CRUZ
	NUMERACION
C1	COCINETA
T1	CALEFON
M1	MECHERO
—	TUBERIA DE GAS